


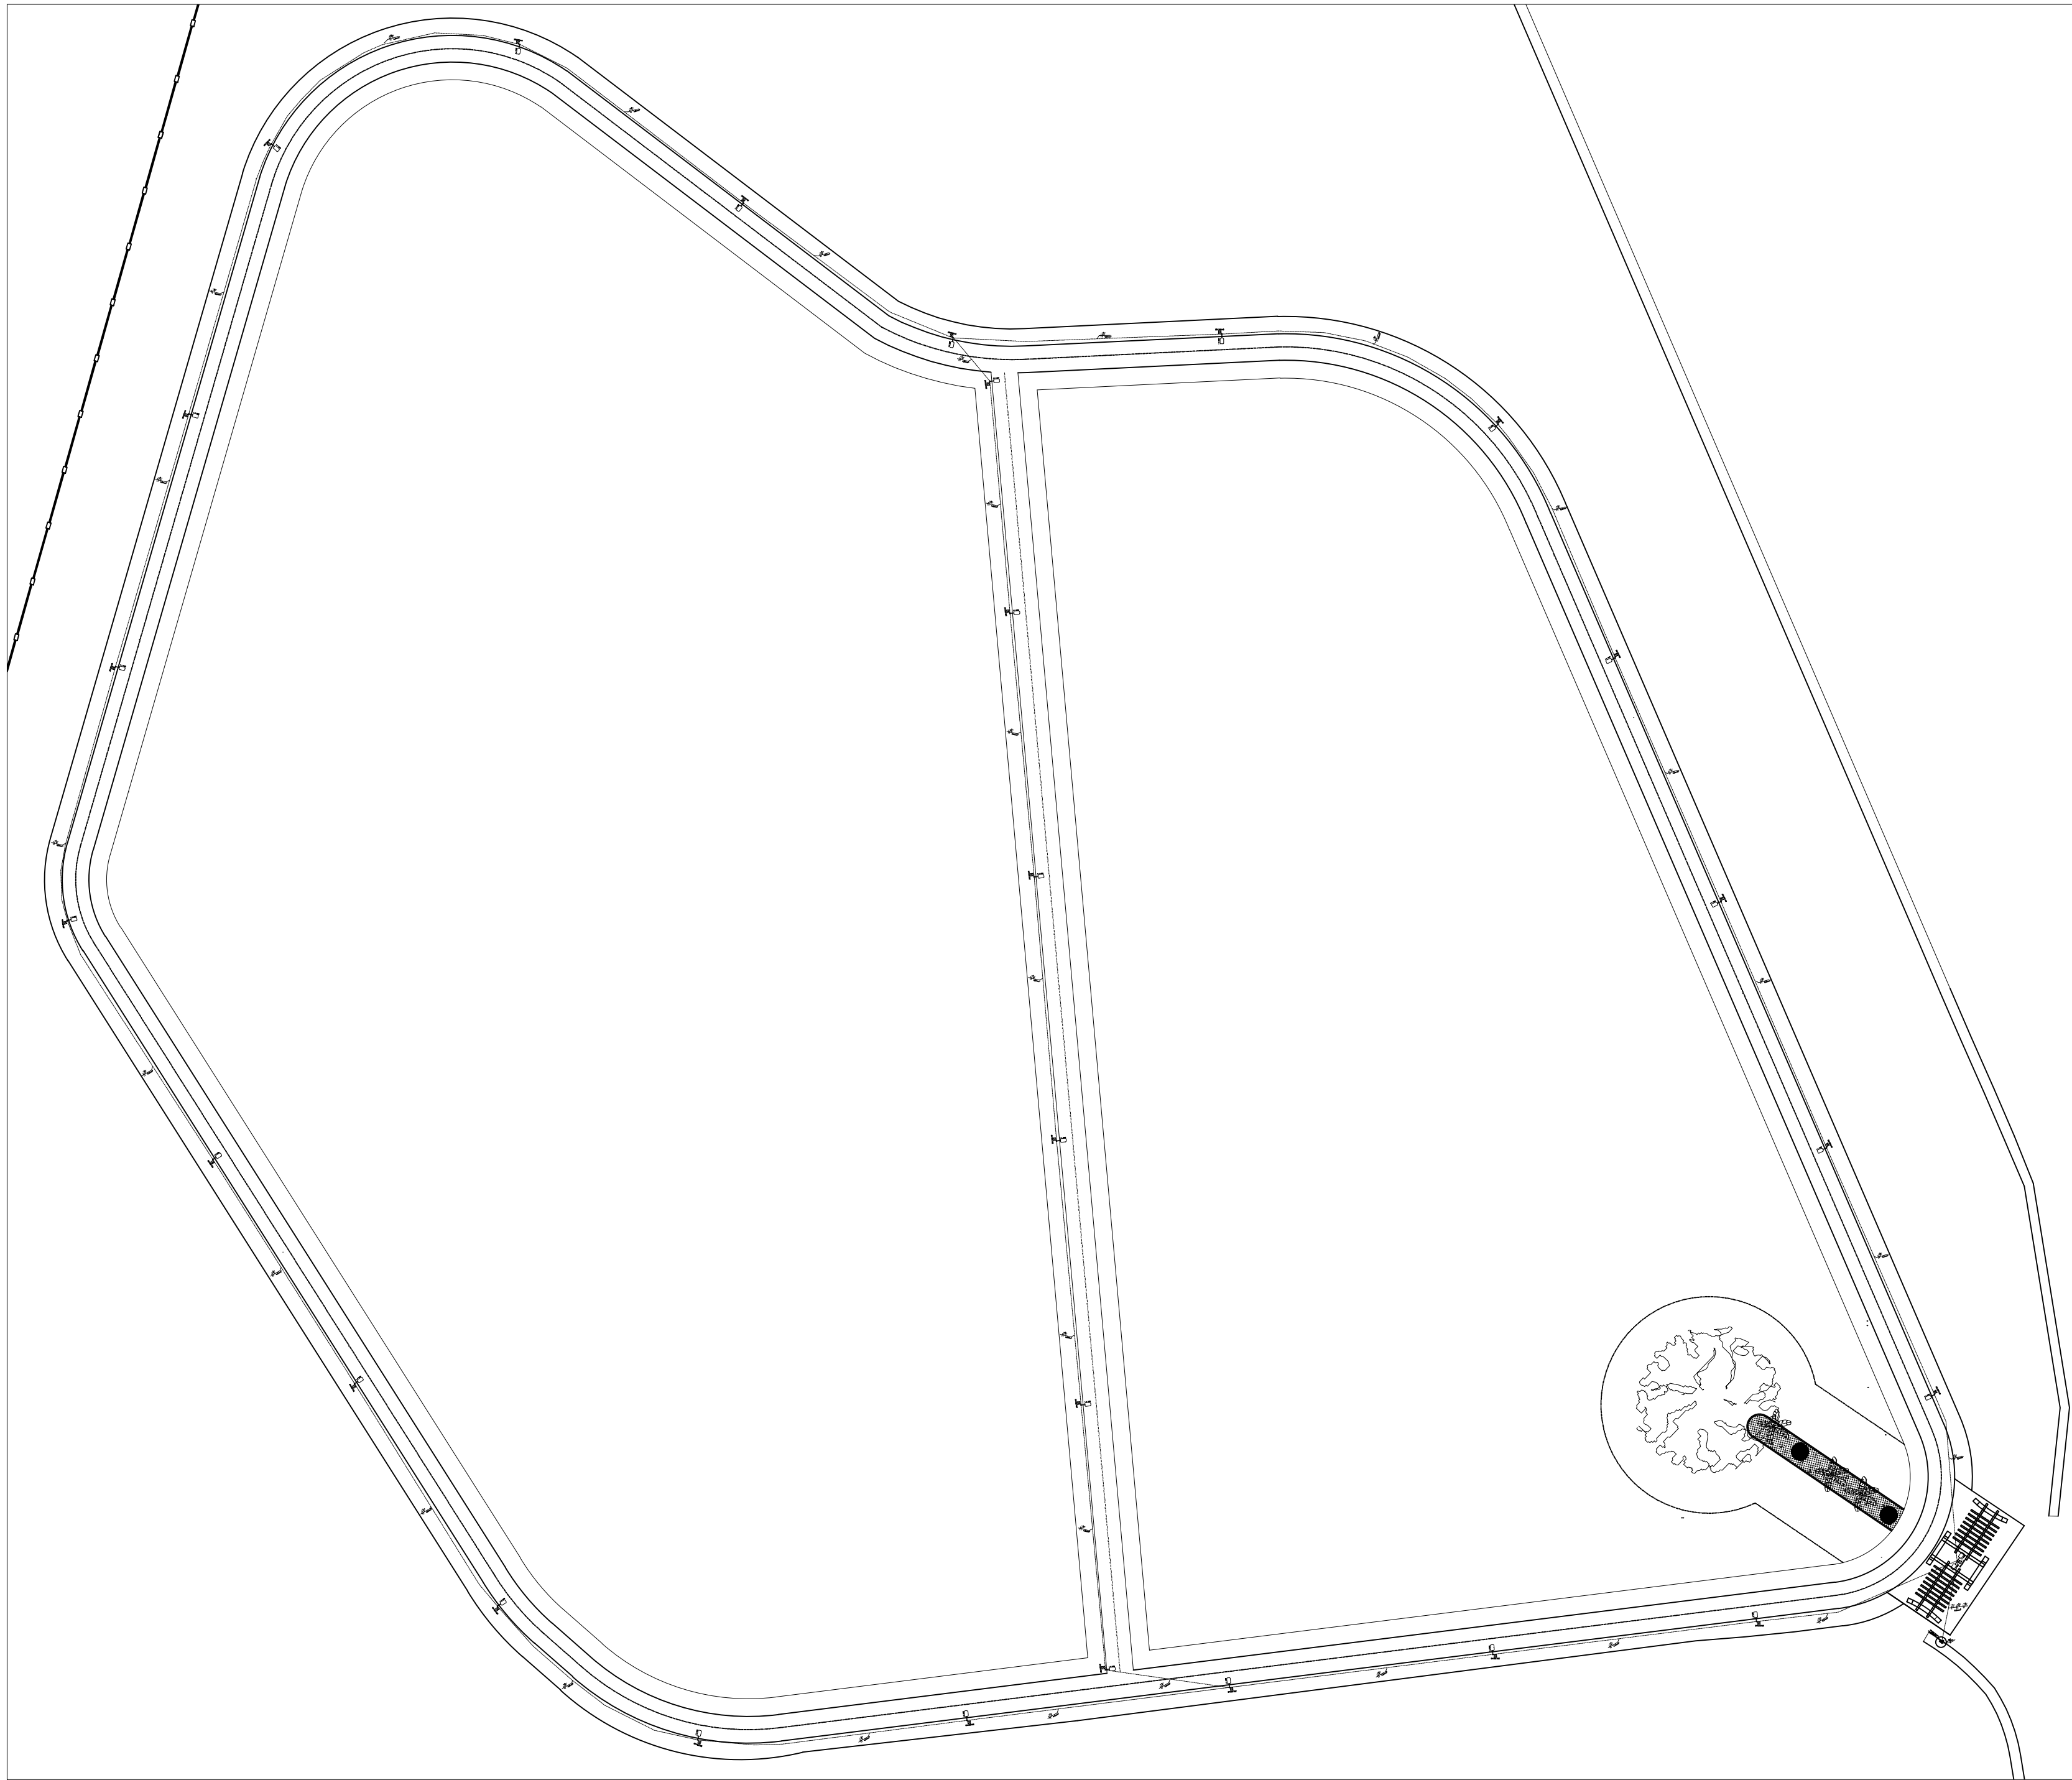


1 PLANTA ELETRICA


ESCALA: 1:500

QUADRO GERAL DE CARGAS										
CIRCUITO	LÂMPADAS DE LED		TOMADAS				TOTAL POR CIRCUITO	PROTEÇÃO EM AMPÈRES	FIAÇÃO EM mm2	FASE (RST)
	80W	120W	13W	100W	500W	1000W				
1	—	11	—	—	—	—	1320W	15	4.0	R
2	—	9	—	—	—	—	1080W	15	4.0	R
3	—	9	—	—	—	—	1080W	15	4.0	R
RESERVA	—	—	—	—	—	1	1000W	15	4.0	R
TOTAL	—	—	—	—	—	—	4480W			


3 QUADRO DE CARGAS

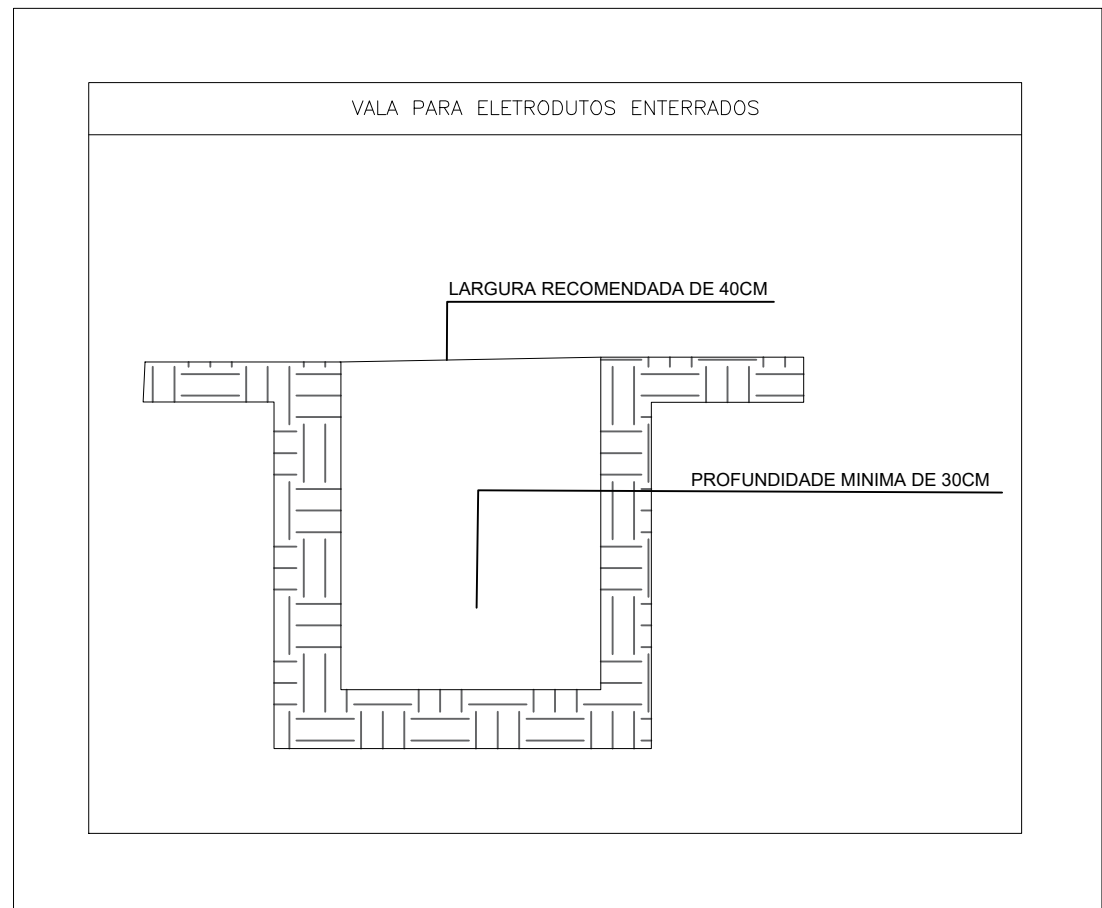

3 DETALHAMENTO VALA PARA ATERRAMENTO DO ELETRODUTO

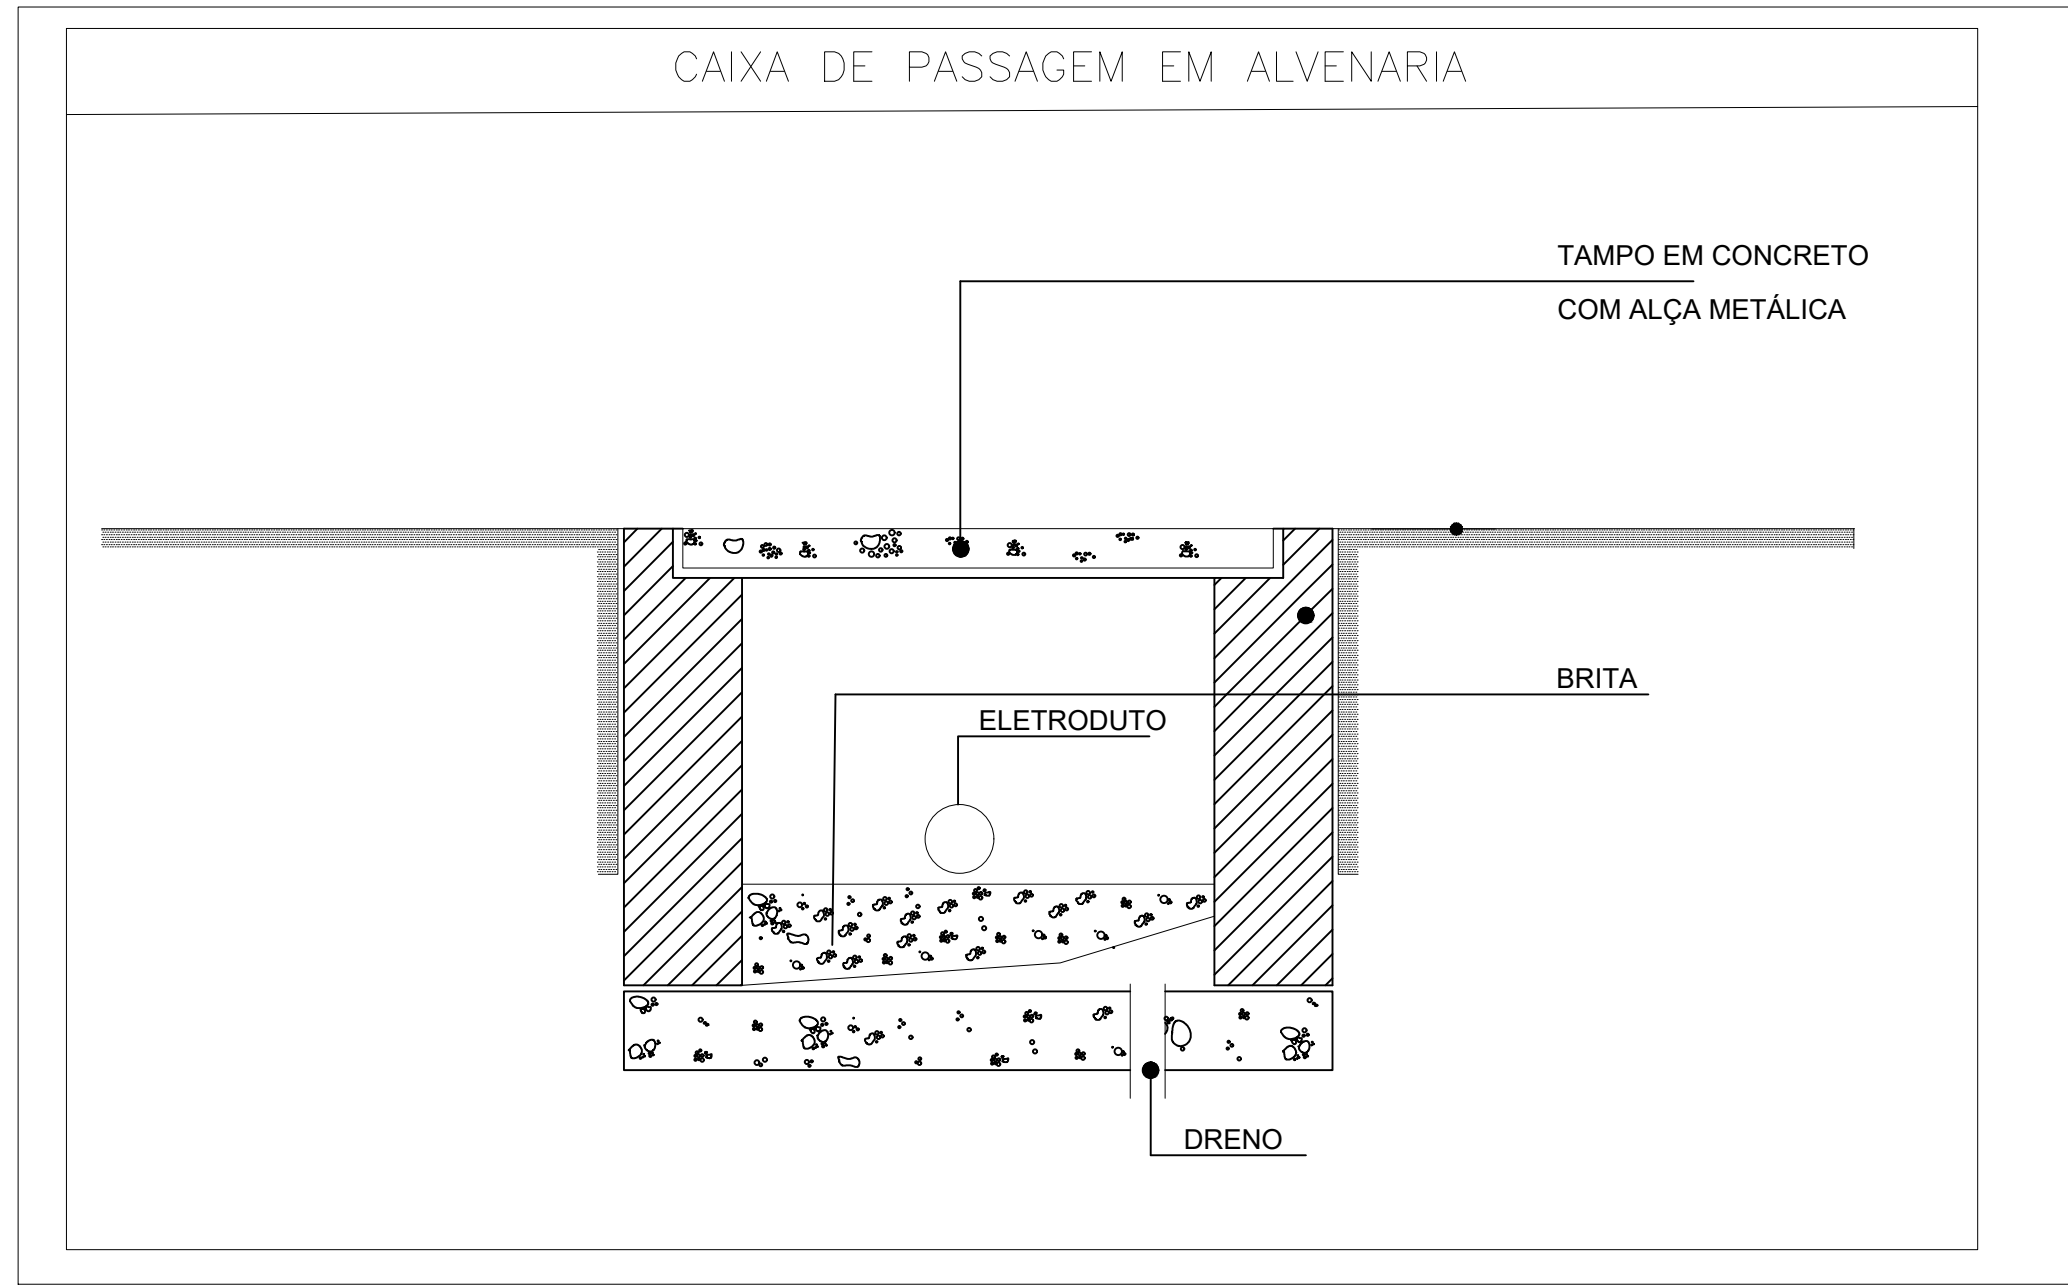

2 DETALHAMENTO CAIXA DE PASSAGEM

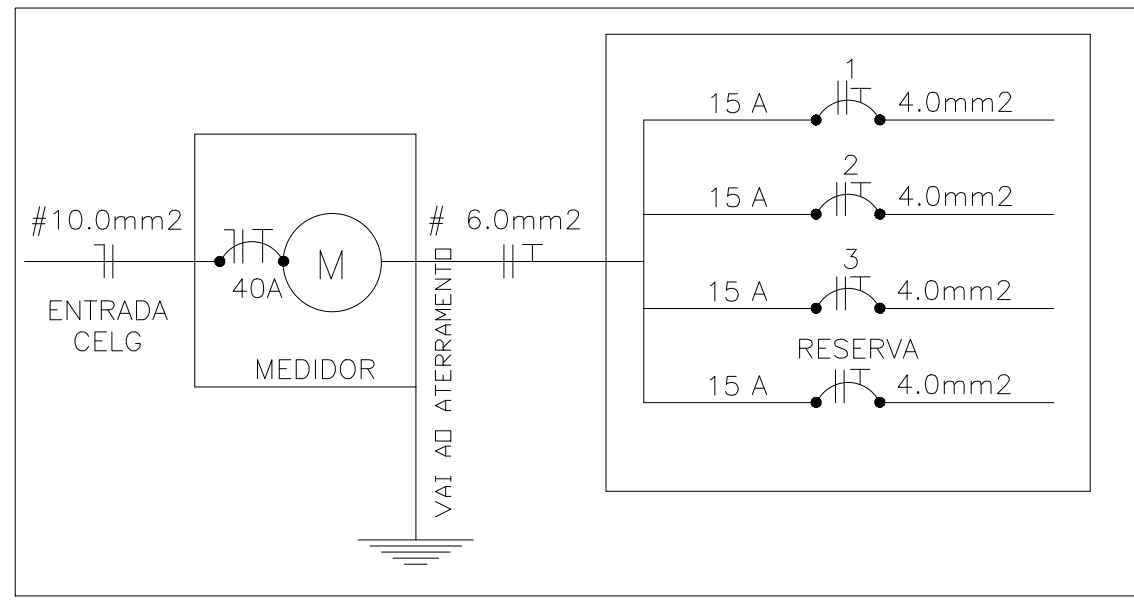

3 DIAGRAMA UNIFILAR



Local: MUNÍCIPIO DE SANTO ANTÔNIO DO DESCOBERTO - GO
Endereço: QUADRA 02, OBRAS PÚBLICAS, CHÁCARA 70 - SETOR DE INDÚSTRIA
Obra: CONSTRUÇÃO DO ECOPARK
Proprietário : PREFEITURA MUNICIPAL DE SANTO ANTÔNIO DO DESCOBERTO
Autor do Projeto: HEVILYNG CRISTYNA M. RIBEIRO CREA 28584/D-DF

ASSINATURAS:
Proprietário: PREFEITURA MUNICIPAL DE SANTO ANTÔNIO DO DESCOBERTO
Walter Dias Pereira
Secretário De Meio Ambiente, Recursos Hídricos, Minerais Agroecológicos
Autor do projeto: Hevilyng Cristyna M. Ribeiro
Engenheira Civil

PROJETO ELETRICO

USO/TIPOLOGIA: COMERCIAL	PRANCHAS:
CONTEUDO: — PLANTA ELETRICA — DETALHAMENTO — QUADRO DE CARGAS	1/1
DATA — AGOSTO/2025	DATA REV. —/—/—
ÁREA DE CONSTRUÇÃO = Vide Odro Áreas	ESCALA: INDICADA
ART: —	ELE.