



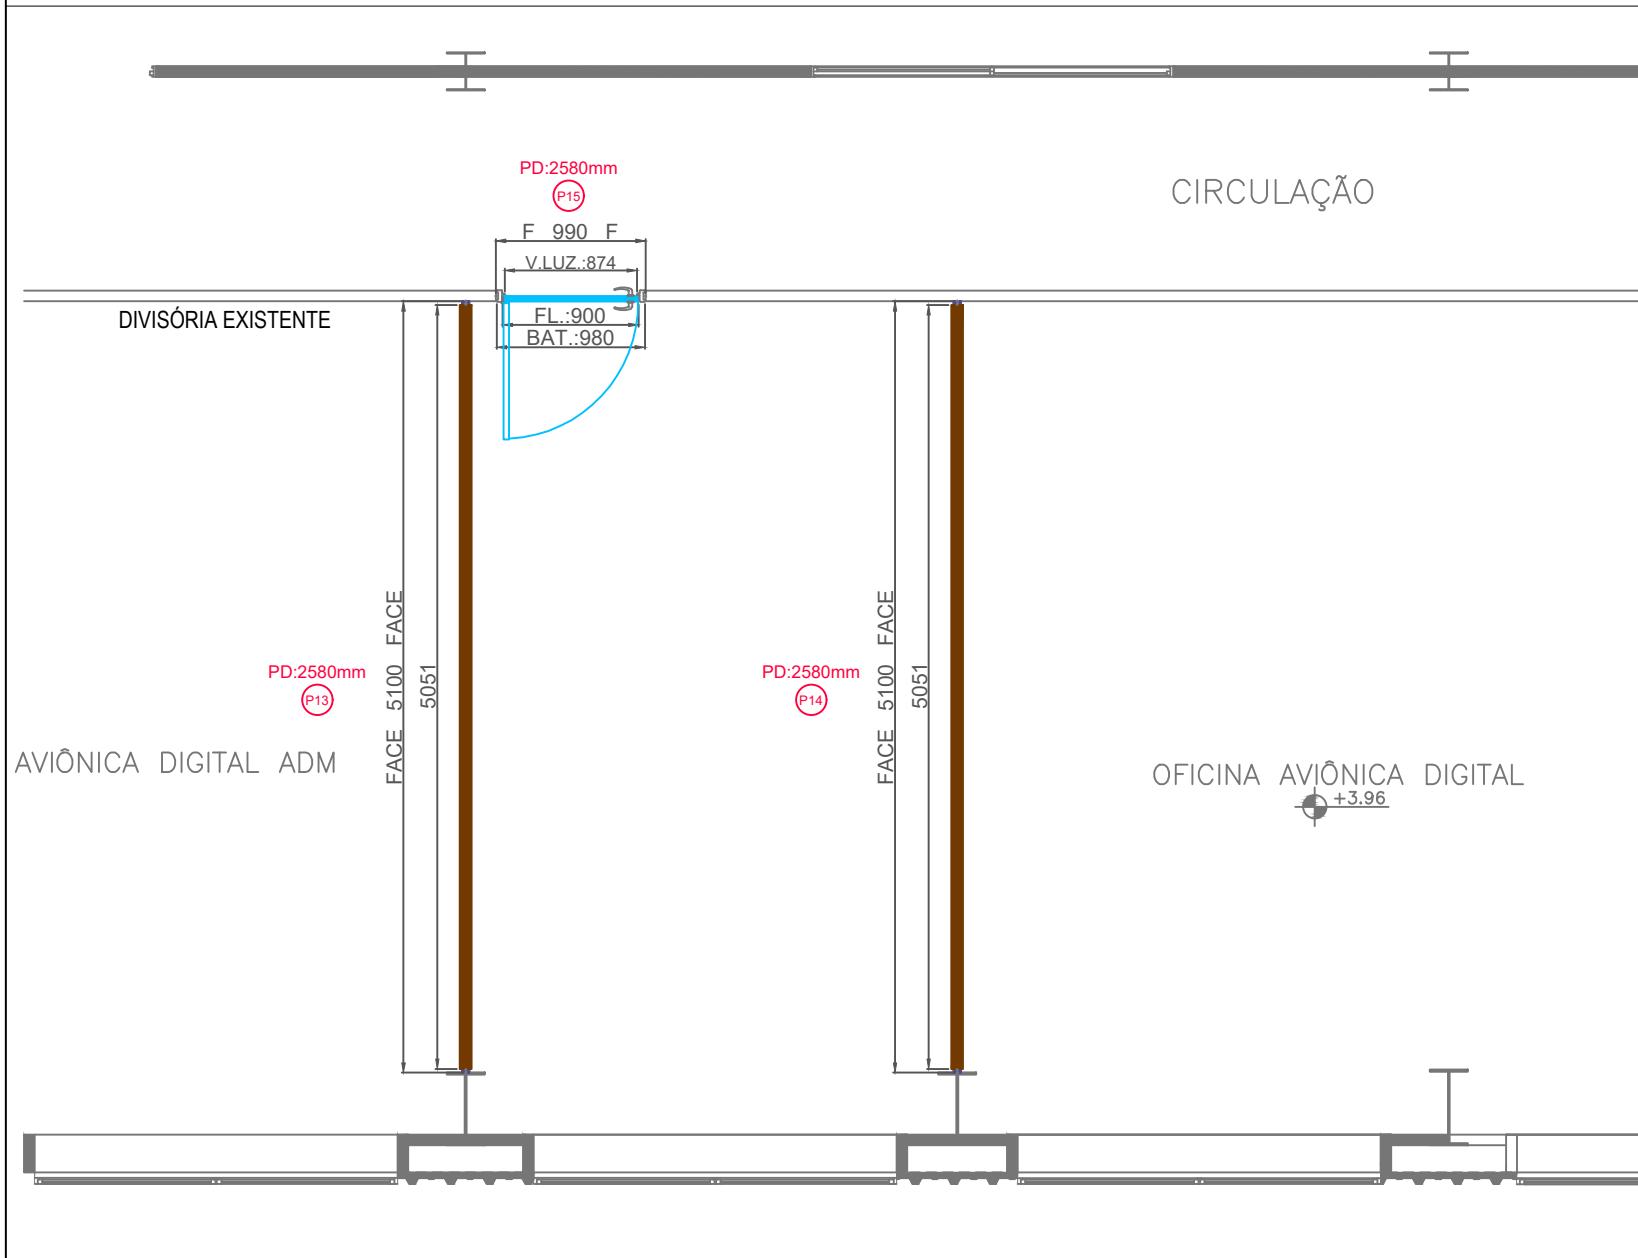

SERVIÇOS	DEMANDA	UNID.	AVIÔNICA DIGITAL
Serviços de Instalação com fornecimento de material para Divisórias do tipo CEGO TOTAL		m²	11
Serviços de Instalação com fornecimento de material para PORTA DE GIRO CEGA		Peça	1
Serviços de Instalação com fornecimento de material para MANTA TÉRMICA LÃ DE PET		m²	11

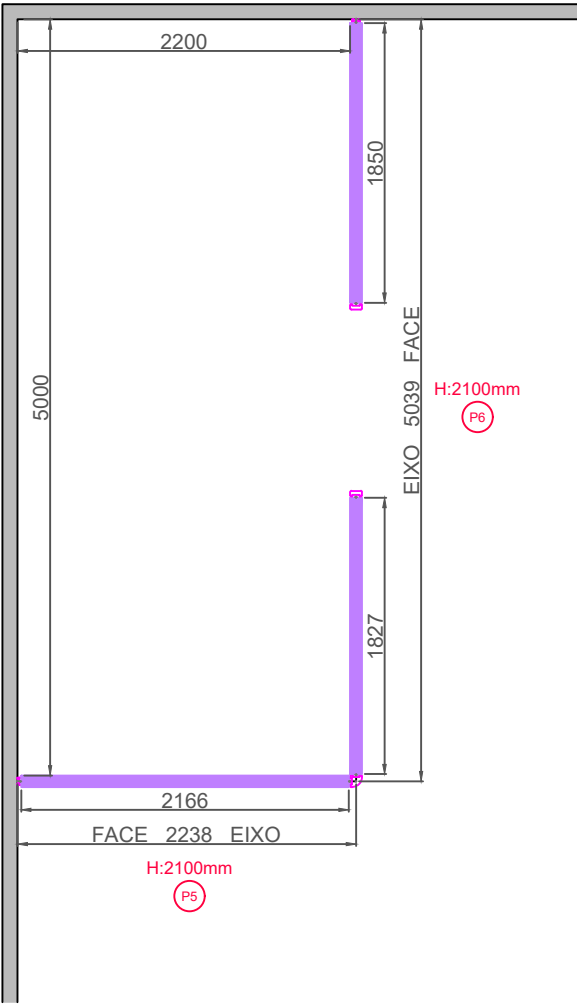

SERVIÇOS	DEMANDA	
	UNID.	CENTRO MÉDICO
Serviços de Instalação com fornecimento de material para Divisórias do tipo CEGO TOTAL	m²	6
Serviços de Instalação com fornecimento de material para MANTA TÉRMICA LÃ DE PET	m²	6


PLANTA BAIXA - CENTRO MÉDICO - TÉRREO

DIVISÓRIA

01

PLANTA BAIXA

ESCALA: 1:50

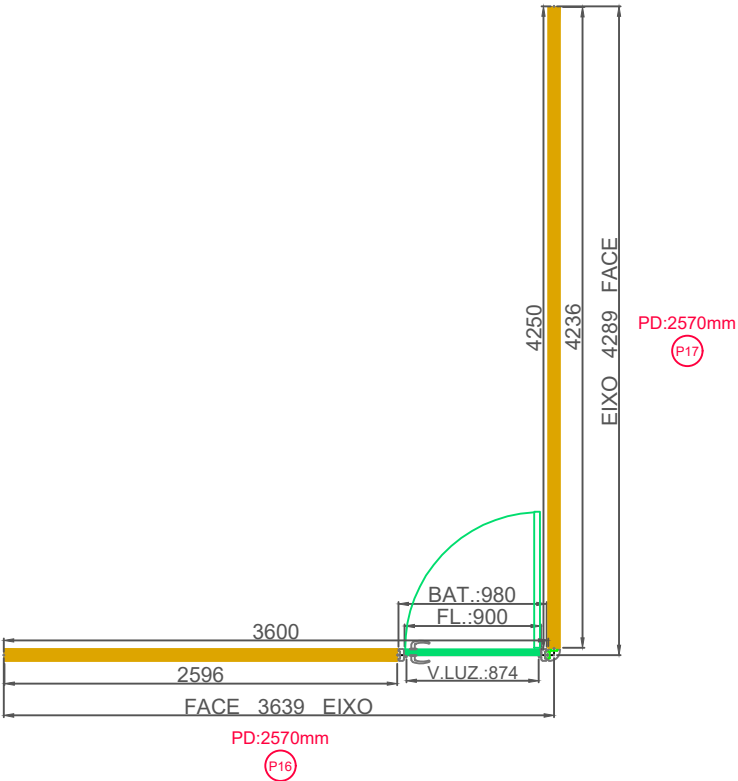


DEMANDA	UNID.	ENCARREGADO MAT. CIA SUPRI
SERVIÇOS		
Serviços de Instalação com fornecimento de material para Divisórias do tipo CEGO TOTAL	m²	7
Serviços de Instalação com fornecimento de material para PORTA DE GIRO CEGA	Peça	1
Serviços de Instalação com fornecimento de material para MANTA TÉRMICA Lã DE PET	m²	7

PLANTA BAIXA - ENCARREGADO MATERIAIS CIA SUPRÍ - TÉRREO

DIVISÓRIA

01 PLANTA BAIXA
ESCALA: 1:75

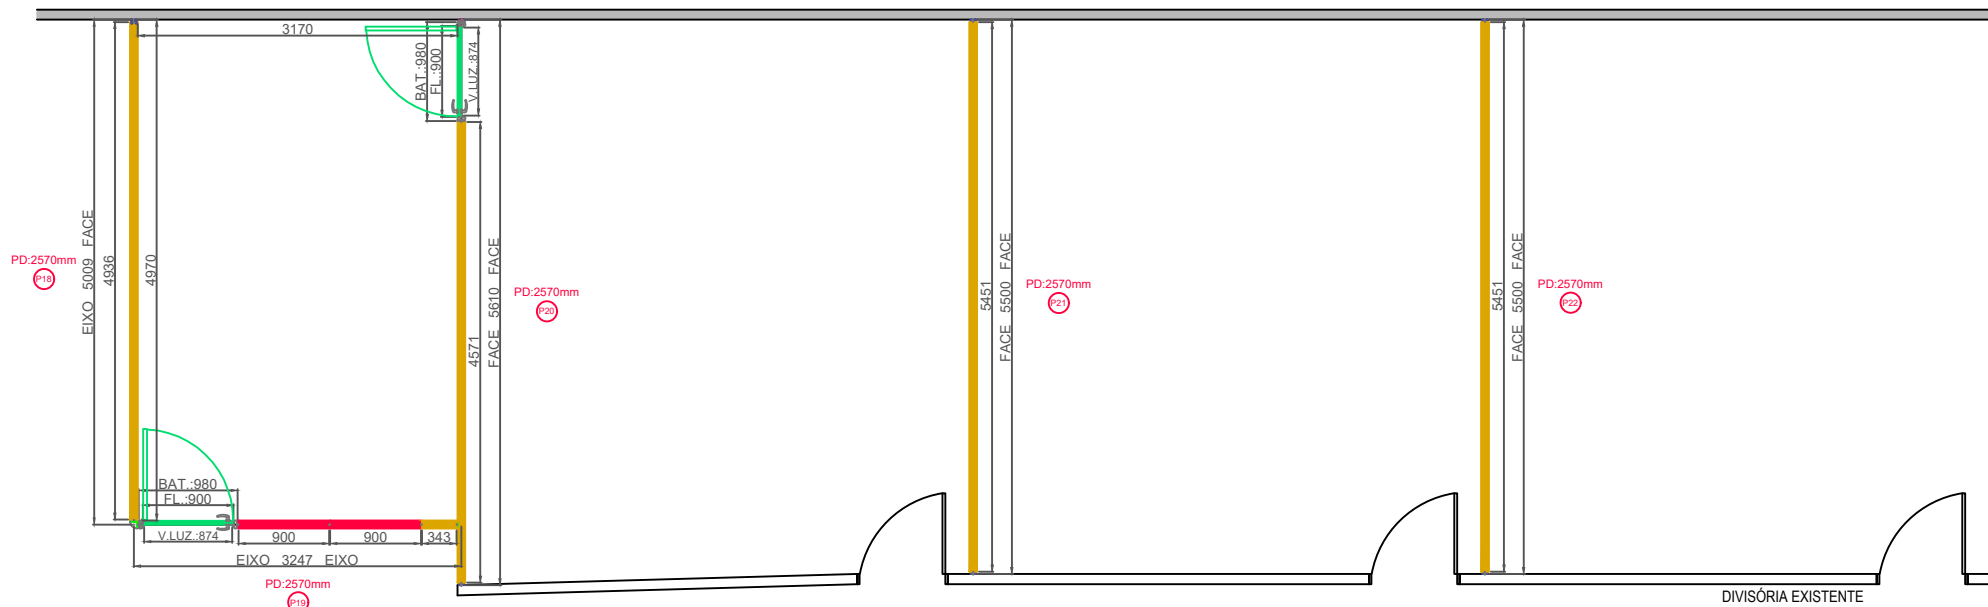


PLANTA BAIXA - GRÊMIO OFICIAIS E SARGENTO - 3ºPAVTO
DIVISÓRIA

SERVIÇOS	DEMANDA	
	UNID.	GRÊMIO OFICIAIS E SARGENTO
Serviços de Instalação com fornecimento de material para Divisórias do tipo CEGO TOTAL	m²	22
Serviços de Instalação com fornecimento de material para Divisórias do tipo 1/2 CEGO 1/2 VIDRO ÚNICO	m²	2
Serviços de Instalação com fornecimento de material para PORTA DE GIRO CEGA	Peça	2
Serviços de Instalação com fornecimento de material para MANTA TÉRMICA LÃ DE PET	m²	23

01 PLANTA BAIXA

ESCALA: 1:75

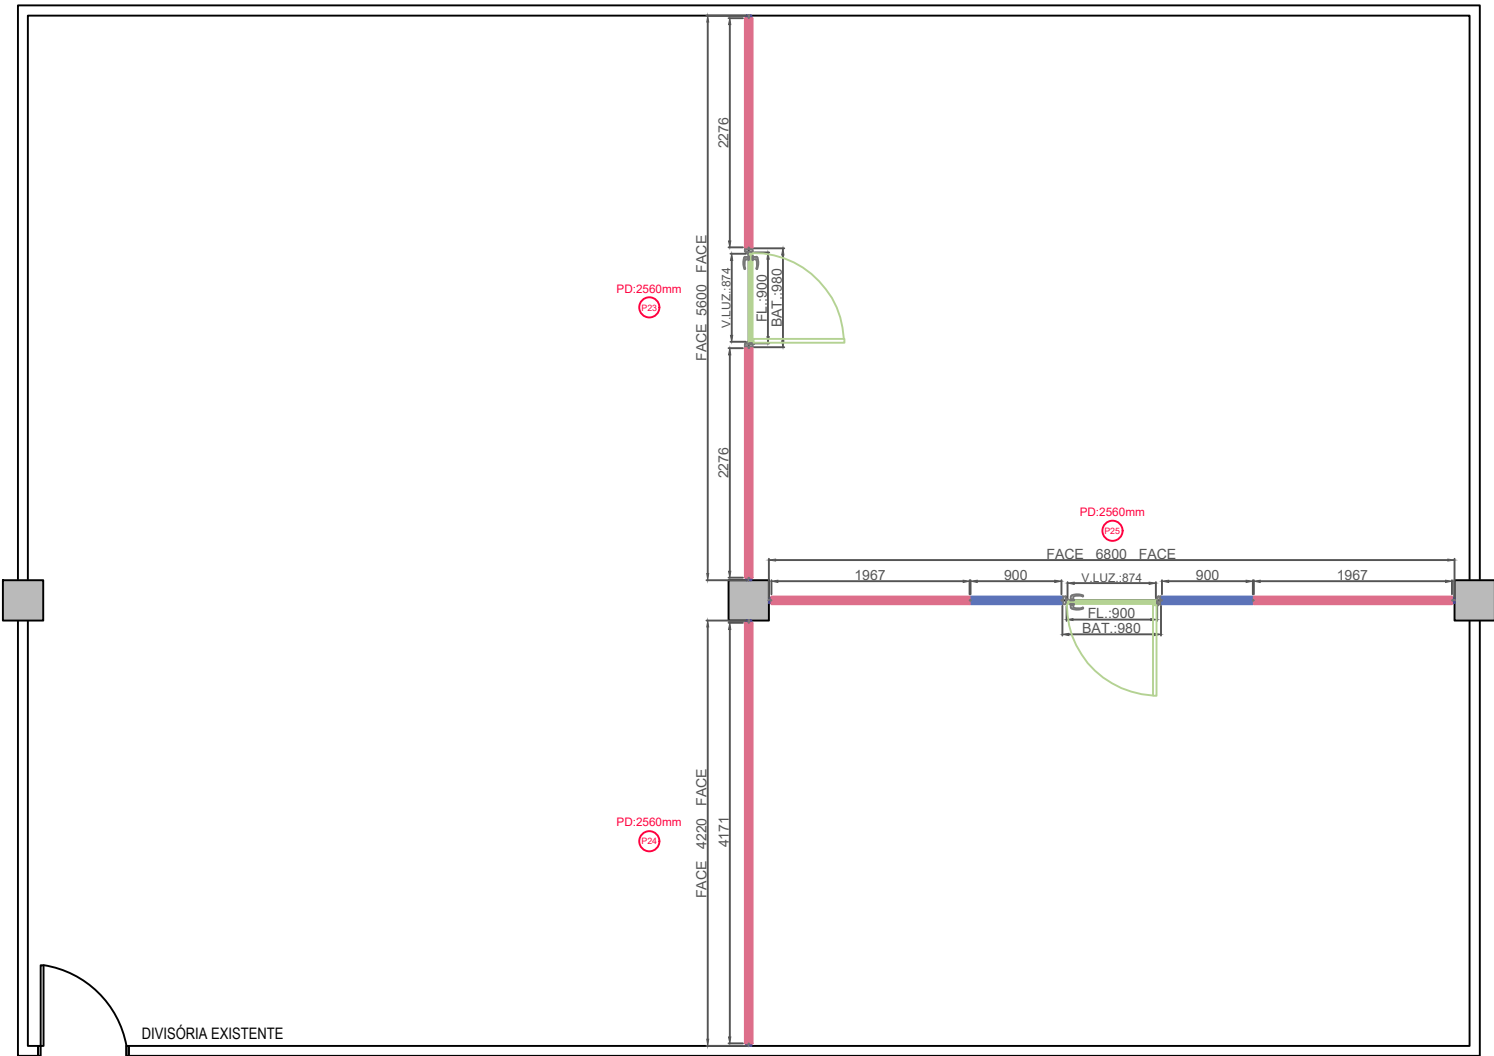


SERVIÇOS	DEMANDA	
	UNID.	IMP.
Serviços de Instalação com fornecimento de material para Divisórias do tipo CEGO TOTAL	m²	12
Serviços de Instalação com fornecimento de material para Divisórias do tipo 1/2 CEGO 1/2 VIDRO ÚNICO	m²	2
Serviços de Instalação com fornecimento de material para PORTA DE GIRO CEGA	Peça	2
Serviços de Instalação com fornecimento de material para MANTA TÉRMICA LÂ DE PET	m²	14

PLANTA BAIXA - IMP - 3ºPAVTO
DIVISÓRIA

01

PLANTA BAIXA


ESCALA: 1:50

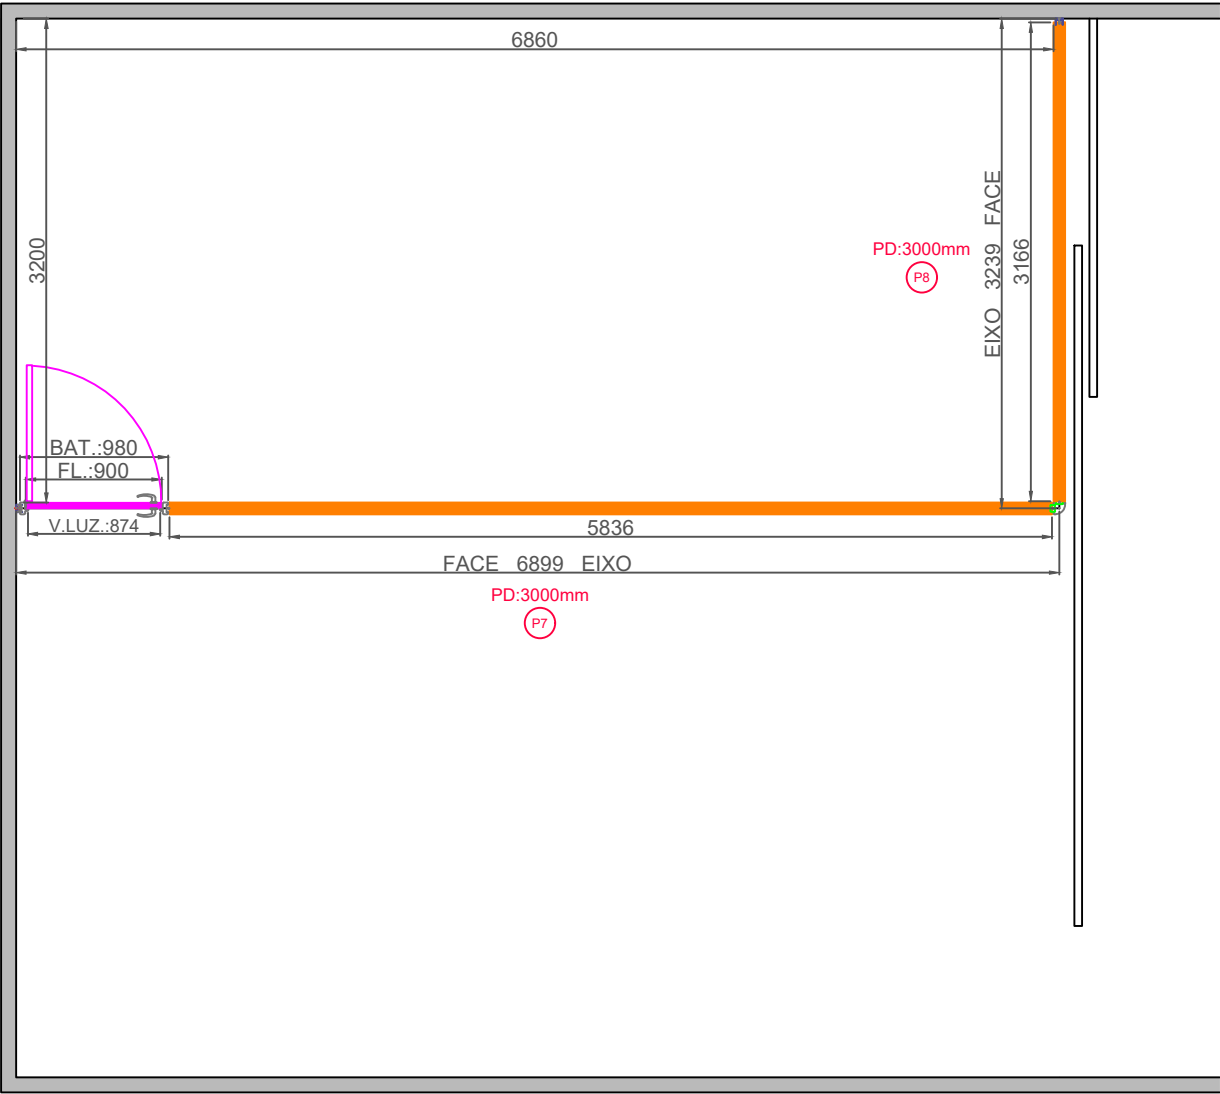

PLANTA BAIXA - OFICINA ARMAMENTO AÉREO - TÉRREO

DIVISÓRIA



DEMANDA	UNID.	OFICINA ARMAMENTO AÉREO
SERVIÇOS		
Serviços de Instalação com fornecimento de material para Divisórias do tipo CEGO TOTAL	m²	9
Serviços de Instalação com fornecimento de material para PORTA DE GIRO CEGA	Peça	1
Serviços de Instalação com fornecimento de material para MANTA TÉRMICA LÃ DE PET	m²	9

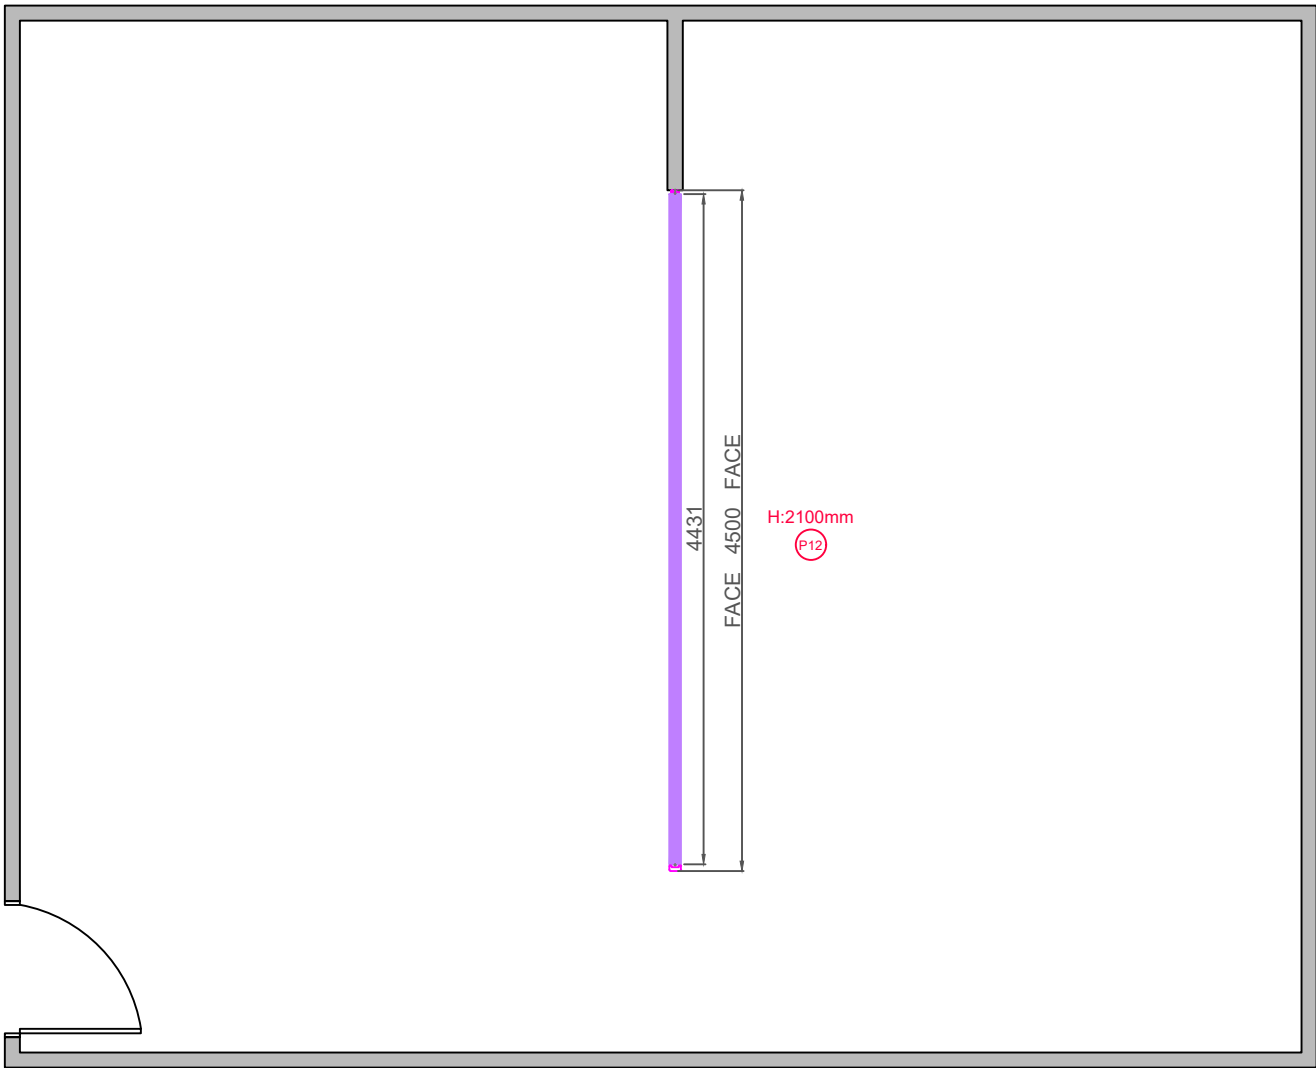

PLANTA BAIXA - OFICINA ELÉTRICA - 1ºPAVTO


DIVISÓRIA

SERVIÇOS	DEMANDA	UNID.	OFICINA ELÉTRICA
Serviços de Instalação com fornecimento de material para Divisórias do tipo CEGO TOTAL		m²	5
Serviços de Instalação com fornecimento de material para MANTA TÉRMICA LÃ DE PET		m²	5

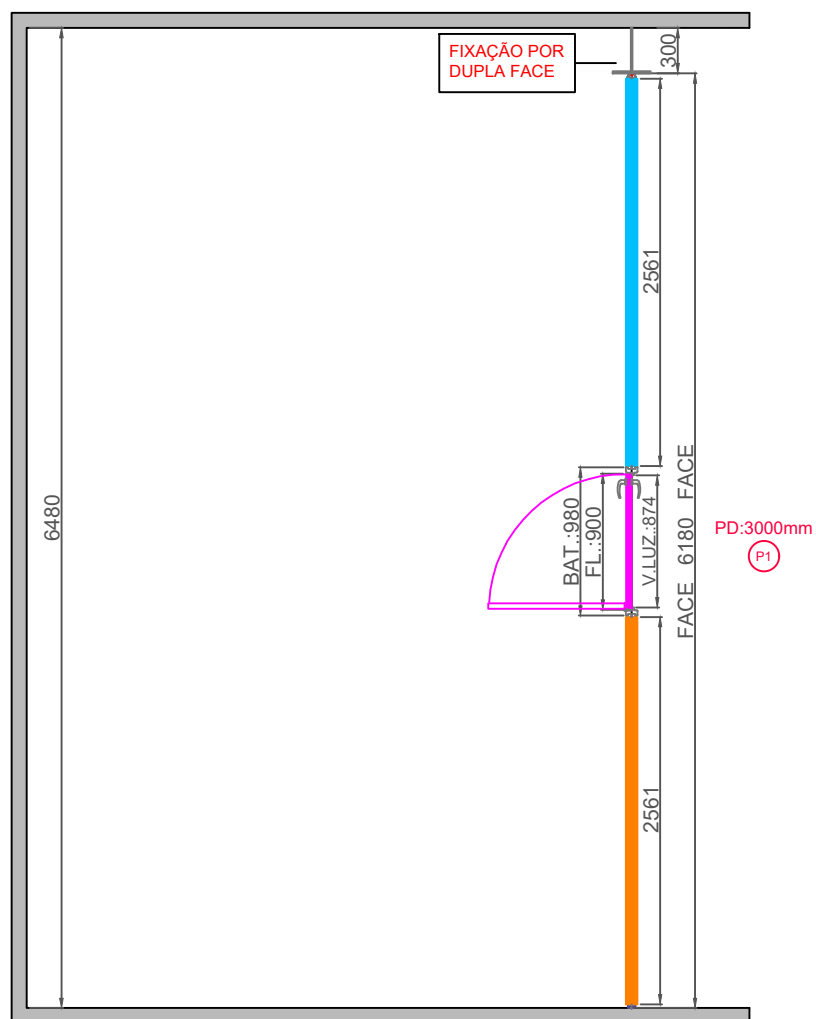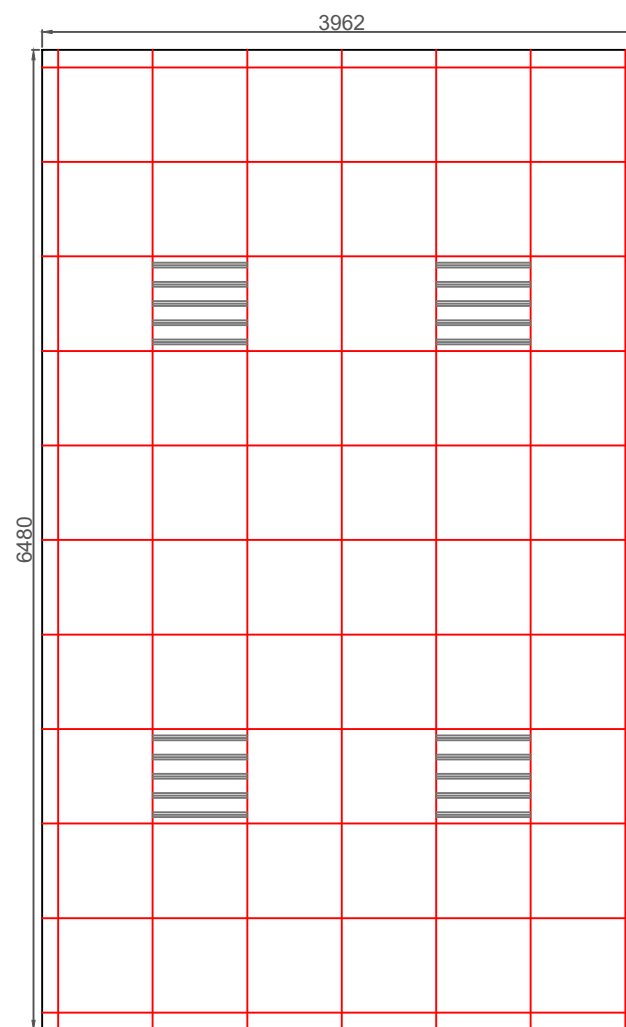01 PLANTA BAIXA
ESCALA: 1:50PLANTA BAIXA - OFICINA ESTRUTURA E PINTURA - TÉRREO
DIVISÓRIAPLANTA BAIXA - OFICINA ESTRUTURA E PINTURA - TÉRREO
FORRO

DEMANDA	UNID.	OFICINA ESTRUTURA E PINTURA
SERVIÇOS		
Serviços de Instalação com fornecimento de material para Divisórias do tipo CEGO TOTAL	m²	3
Serviços de Instalação com fornecimento de material para Divisórias do tipo 1/2 CEGO 1/2 VIDRO ÚNICO	m²	3
Serviços de Instalação com fornecimento de material para PORTA DE GIRO CEGA	Peça	1
Serviços de Instalação com fornecimento de material para MANTA TÉRMICA Lã DE PET	m²	4

	FORRO MODULAR 625X625mm
	LUMINÁRIA 625X625mm

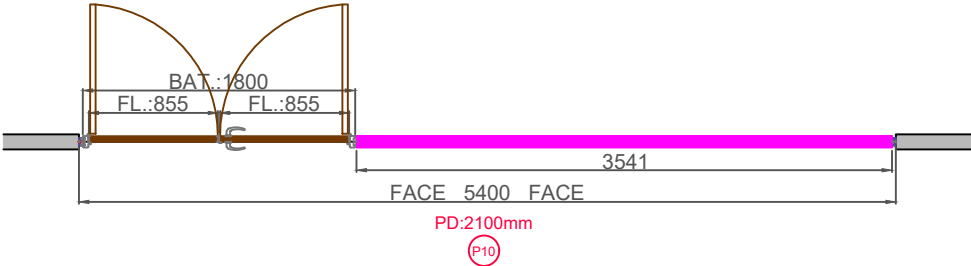


PLANTA BAIXA - OFICINA MOTORES - TÉRREO

DIVISÓRIA

DEMANDA	OFICINA MOTORES	
	UNID.	
SERVIÇOS		
Serviços de Instalação com fornecimento de material para Divisórias do tipo 1/2 CEGO 1/2 VIDRO ÚNICO	m²	4
Serviços de Instalação com fornecimento de material para PORTA DE GIRO VIDRO ÚNICO	Peça	2
Serviços de Instalação com fornecimento de material para MANTA TÉRMICA Lã DE PET	m²	2

01 PLANTA BAIXA
ESCALA: 1:50

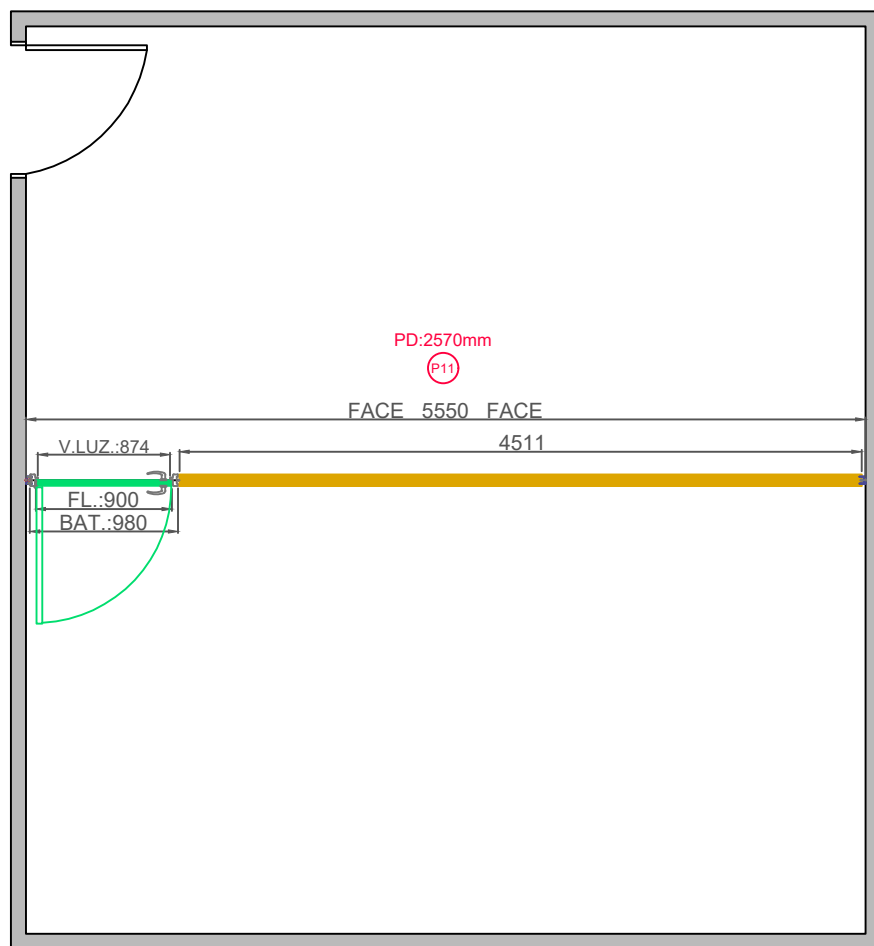


PLANTA BAIXA - OFICINA OVN - 1ºPAVTO
DIVISÓRIA

SERVIÇOS	DEMANDA	
	UNID.	OFICINA OVN
Serviços de Instalação com fornecimento de material para Divisórias do tipo CEGO TOTAL	m²	5
Serviços de Instalação com fornecimento de material para PORTA DE GIRO CEGA	Peça	1
Serviços de Instalação com fornecimento de material para MANTA TÉRMICA LÃ DE PET	m²	6

01 PLANTA BAIXA

ESCALA: 1:50

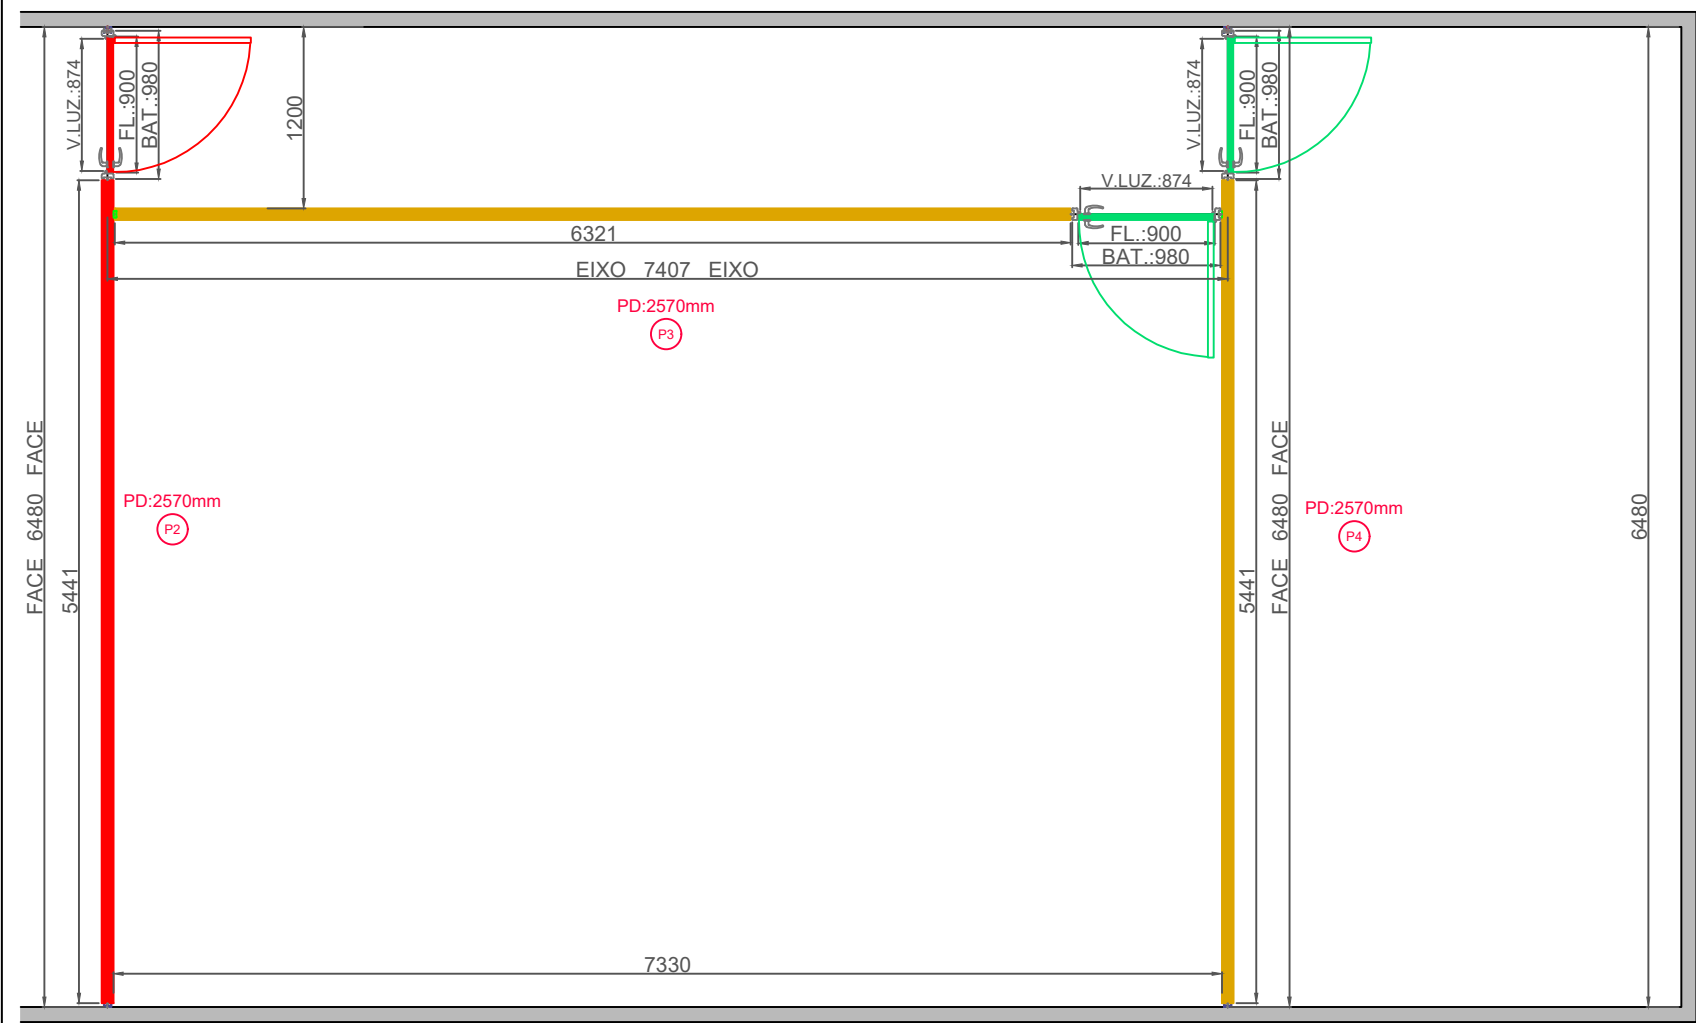


PLANTA BAIXA - PELOTÃO JAGUAR - TÉRREO

DIVISÓRIA

DEMANDA	UNID.	PELOTÃO JAGUAR
SERVIÇOS		
Serviços de Instalação com fornecimento de material para Divisórias do tipo CEGO TOTAL	m²	12
Serviços de Instalação com fornecimento de material para PORTA DE GIRO CEGA	Peça	2
Serviços de Instalação com fornecimento de material para MANTA TÉRMICA LÂ DE PET	m²	12
Serviços de MONTAGEM E REMONTAGEM de Divisórias	m²	7

01 PLANTA BAIXA
ESCALA: 1:75

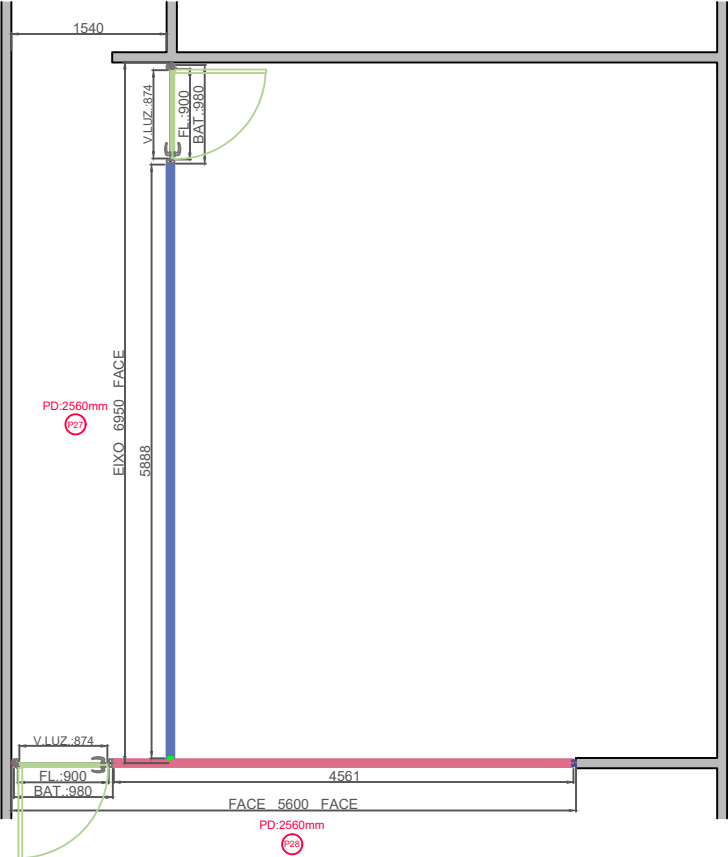


PLANTA BAIXA - RESERVA MATERIAIS CCAP - 3ºPAVTO
DIVISÓRIA
ESC. 1:50

SERVIÇOS	DEMANDA	
	UNID.	RESERVA MATERIAIS CCAP
Serviços de Instalação com fornecimento de material para Divisórias do tipo CEGO TOTAL	m²	5
Serviços de Instalação com fornecimento de material para Divisórias do tipo 1/2 CEGO 1/2 VIDRO ÚNICO	m²	6
Serviços de Instalação com fornecimento de material para PORTA DE GIRO CEGA	Peça	2
Serviços de Instalação com fornecimento de material para MANTA TÉRMICA LÃ DE PET	m²	8

01

PLANTA BAIXA

ESCALA: 1:50

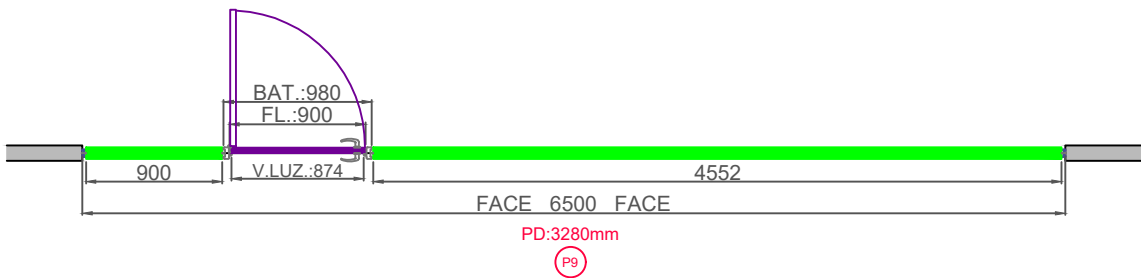


PLANTA BAIXA - SPU - TÉRREO

DIVISÓRIA

DEMANDA	UNID.	SPU
SERVIÇOS		
Serviços de Instalação com fornecimento de material para Divisórias do tipo CEGO TOTAL	m²	6
Serviços de Instalação com fornecimento de material para PORTA DE GIRO CEGA	Peça	1
Serviços de Instalação com fornecimento de material para MANTA TÉRMICA LÃ DE PET	m²	6

01 PLANTA BAIXA
ESCALA: 1:50

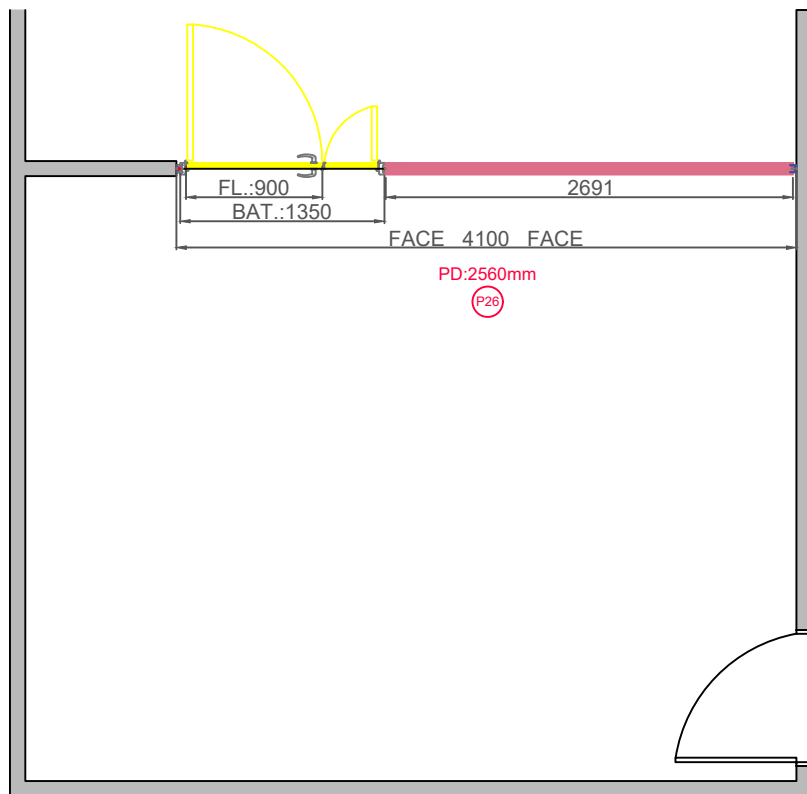

PLANTA BAIXA - SUPERTENÊNCIA DA CIAMUT - 3º PAVTO
DIVISÓRIA

DEMANDA	UNID.	SUPERTENÊNCIA DA CIAMUT
SERVIÇOS		
Serviços de Instalação com fornecimento de material para Divisórias do tipo CEGO TOTAL	m²	3
Serviços de Instalação com fornecimento de material para PORTA DUPLA DE GIRO CEGA	Peça	1
Serviços de Instalação com fornecimento de material para MANTA TÉRMICA LÂ DE PET	m²	3