



01 RESERVATÓRIO EXISTENTE

ESCALA 1:50

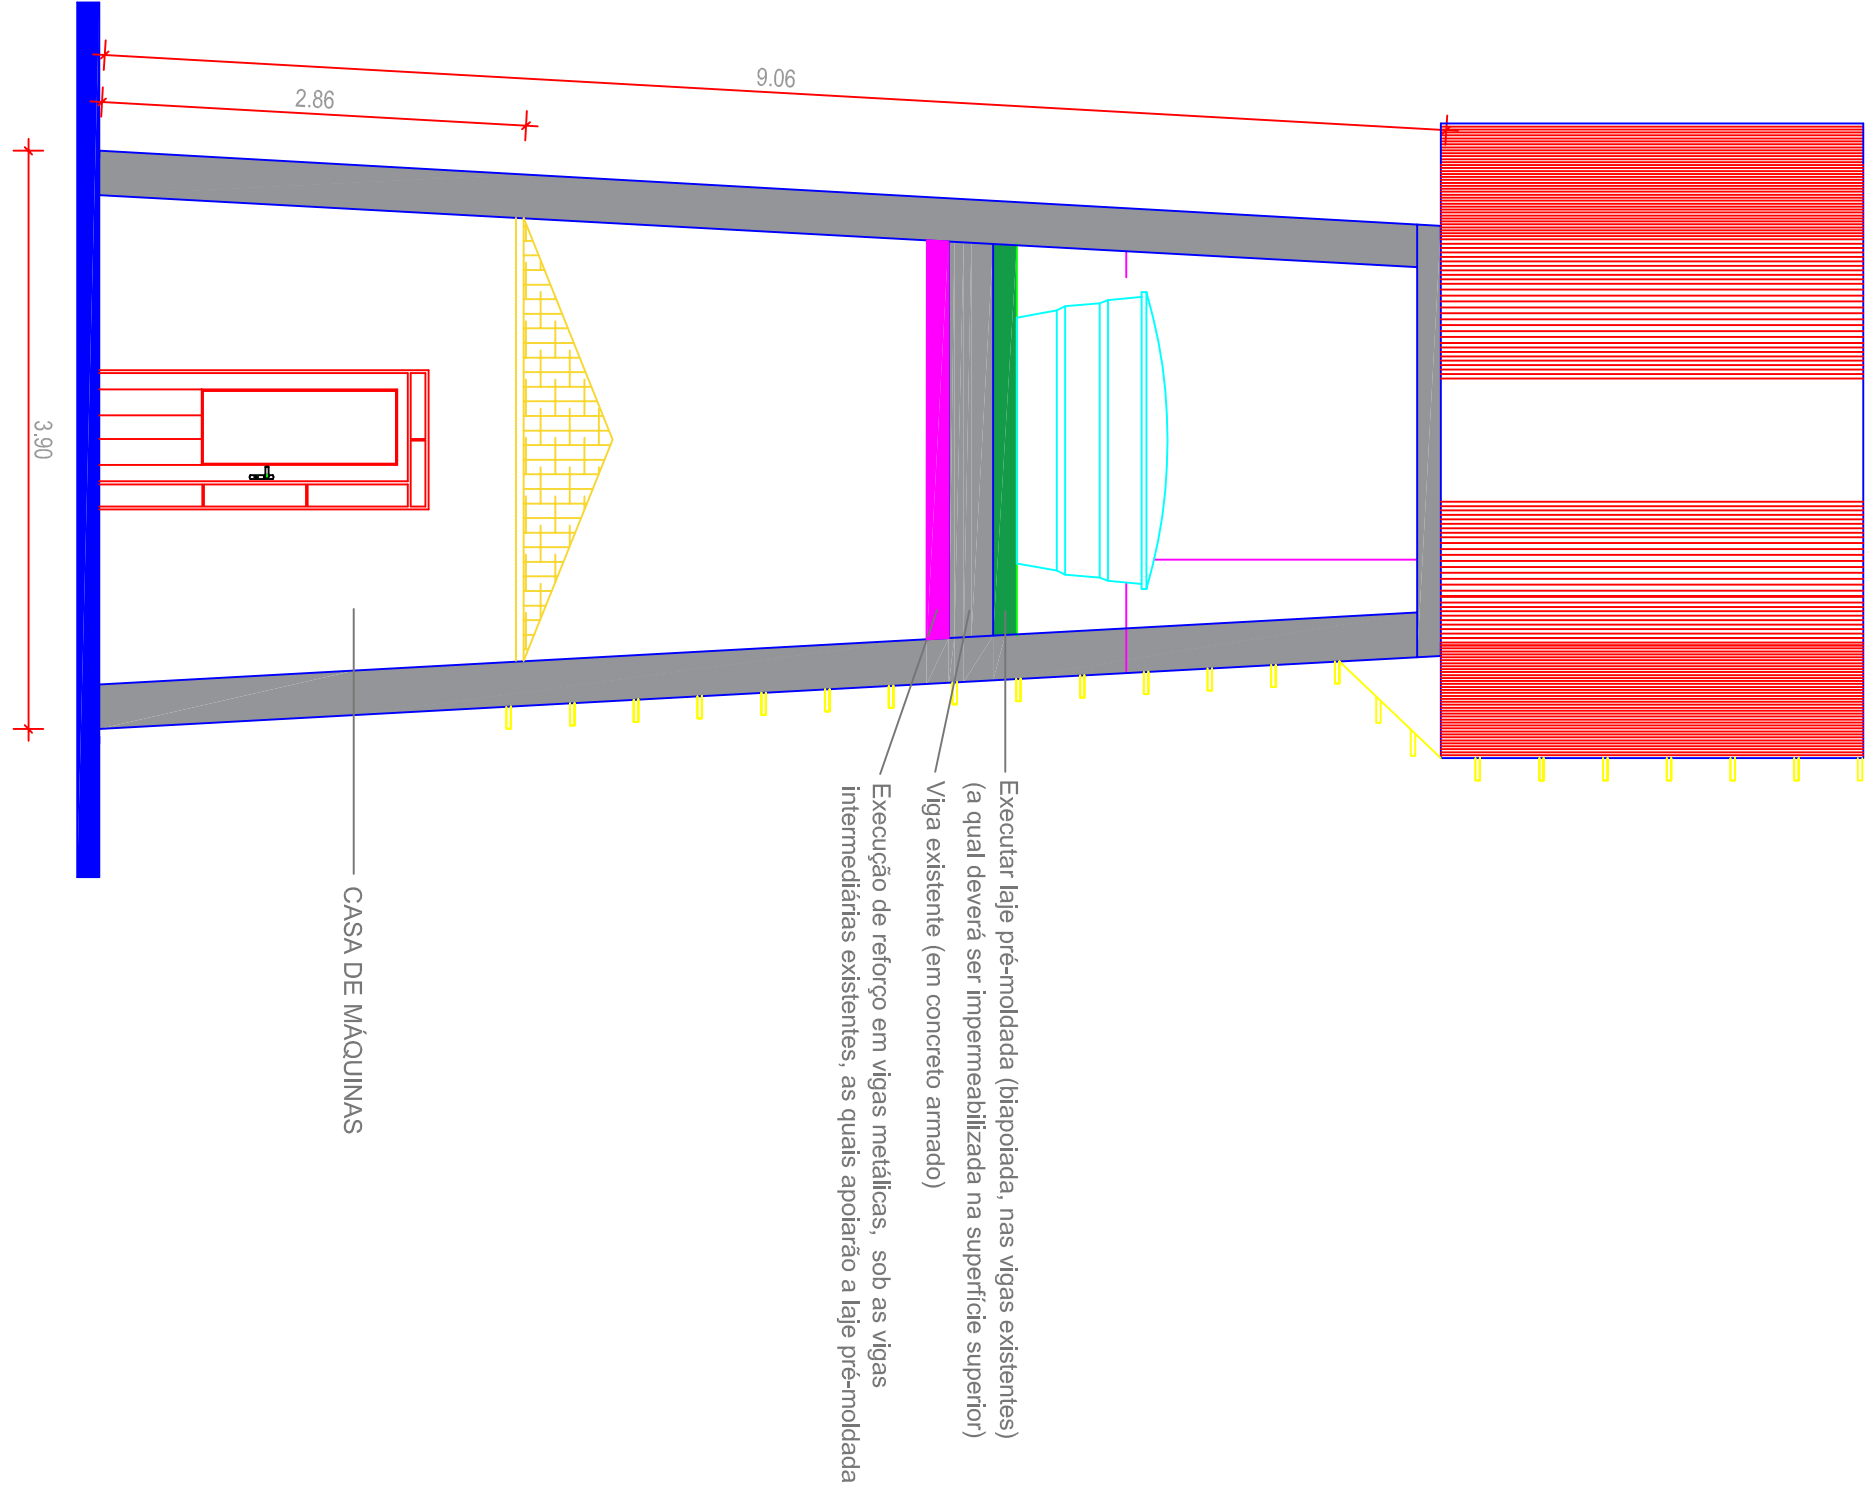


04 APÓS INSTALAÇÃO NOVO RESERVATÓRIO (2000 LITROS)

ESCALA 1:50

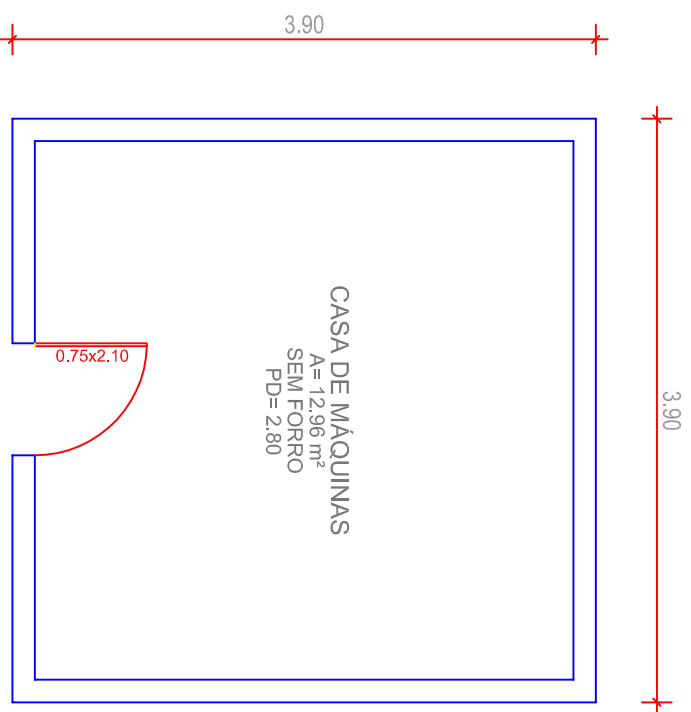

02 PLANTA BAIXA

ESCALA 1:50

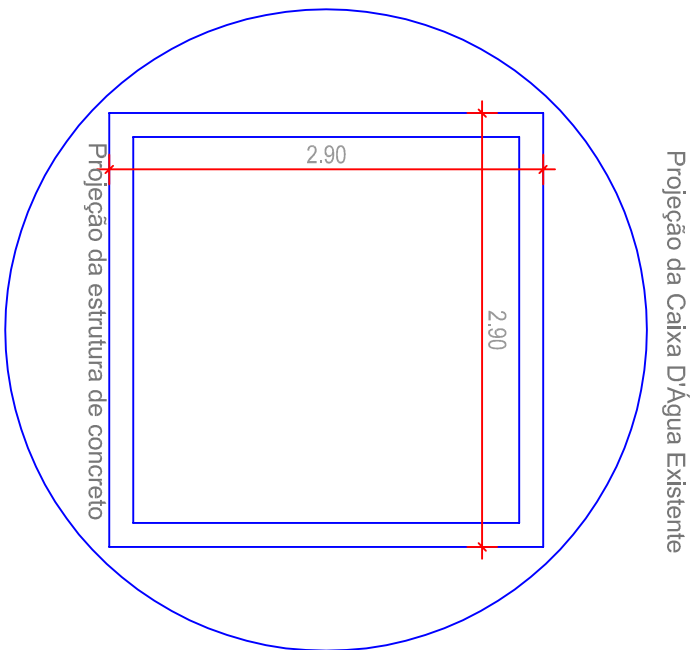

03 VISTA SUPERIOR

ESCALA 1:50

QUADRO DE MODIFICAÇÕES			
L	DATA	DESCRIÇÃO	RESP. VISIT
A			
B			
C			
D			
E			
F			
G			
H			

OBSERVAÇÕES

MB EB DEC DOM	ANO	Nº OPUS	ITEM	FOLHA
RTSM	2025			01/01
OM	POSTO MEDICO GU URUGUAYANA			
	LOCAL			URUGUAYANA-RS
OPERA	25PB017 – Readequação do Reservatório de Água Potável do P M Gu U			DATA
	PRONCHIA			ABRIL/2025
AUTOR	ARQUITETÔNICO			DM
	Jéssica Olga dos Reis Coelho - 1ª TÍTUL			METRO
	ENGENHEIRO CIVIL - CONTA Nº 21380			ESQ
CH SEC. TEC.	VISTO CH SEC. TEC			DESENHISTA
	VISTO CH SEC. TEC			INDICADA
CH RTSM	VISTO CH RTSM			SC CÉSAR
	LUIZ ALFREDO VENTURINI - CEL			ARQUIVO
	ENGº CIVIL CREIA Nº 216878			