


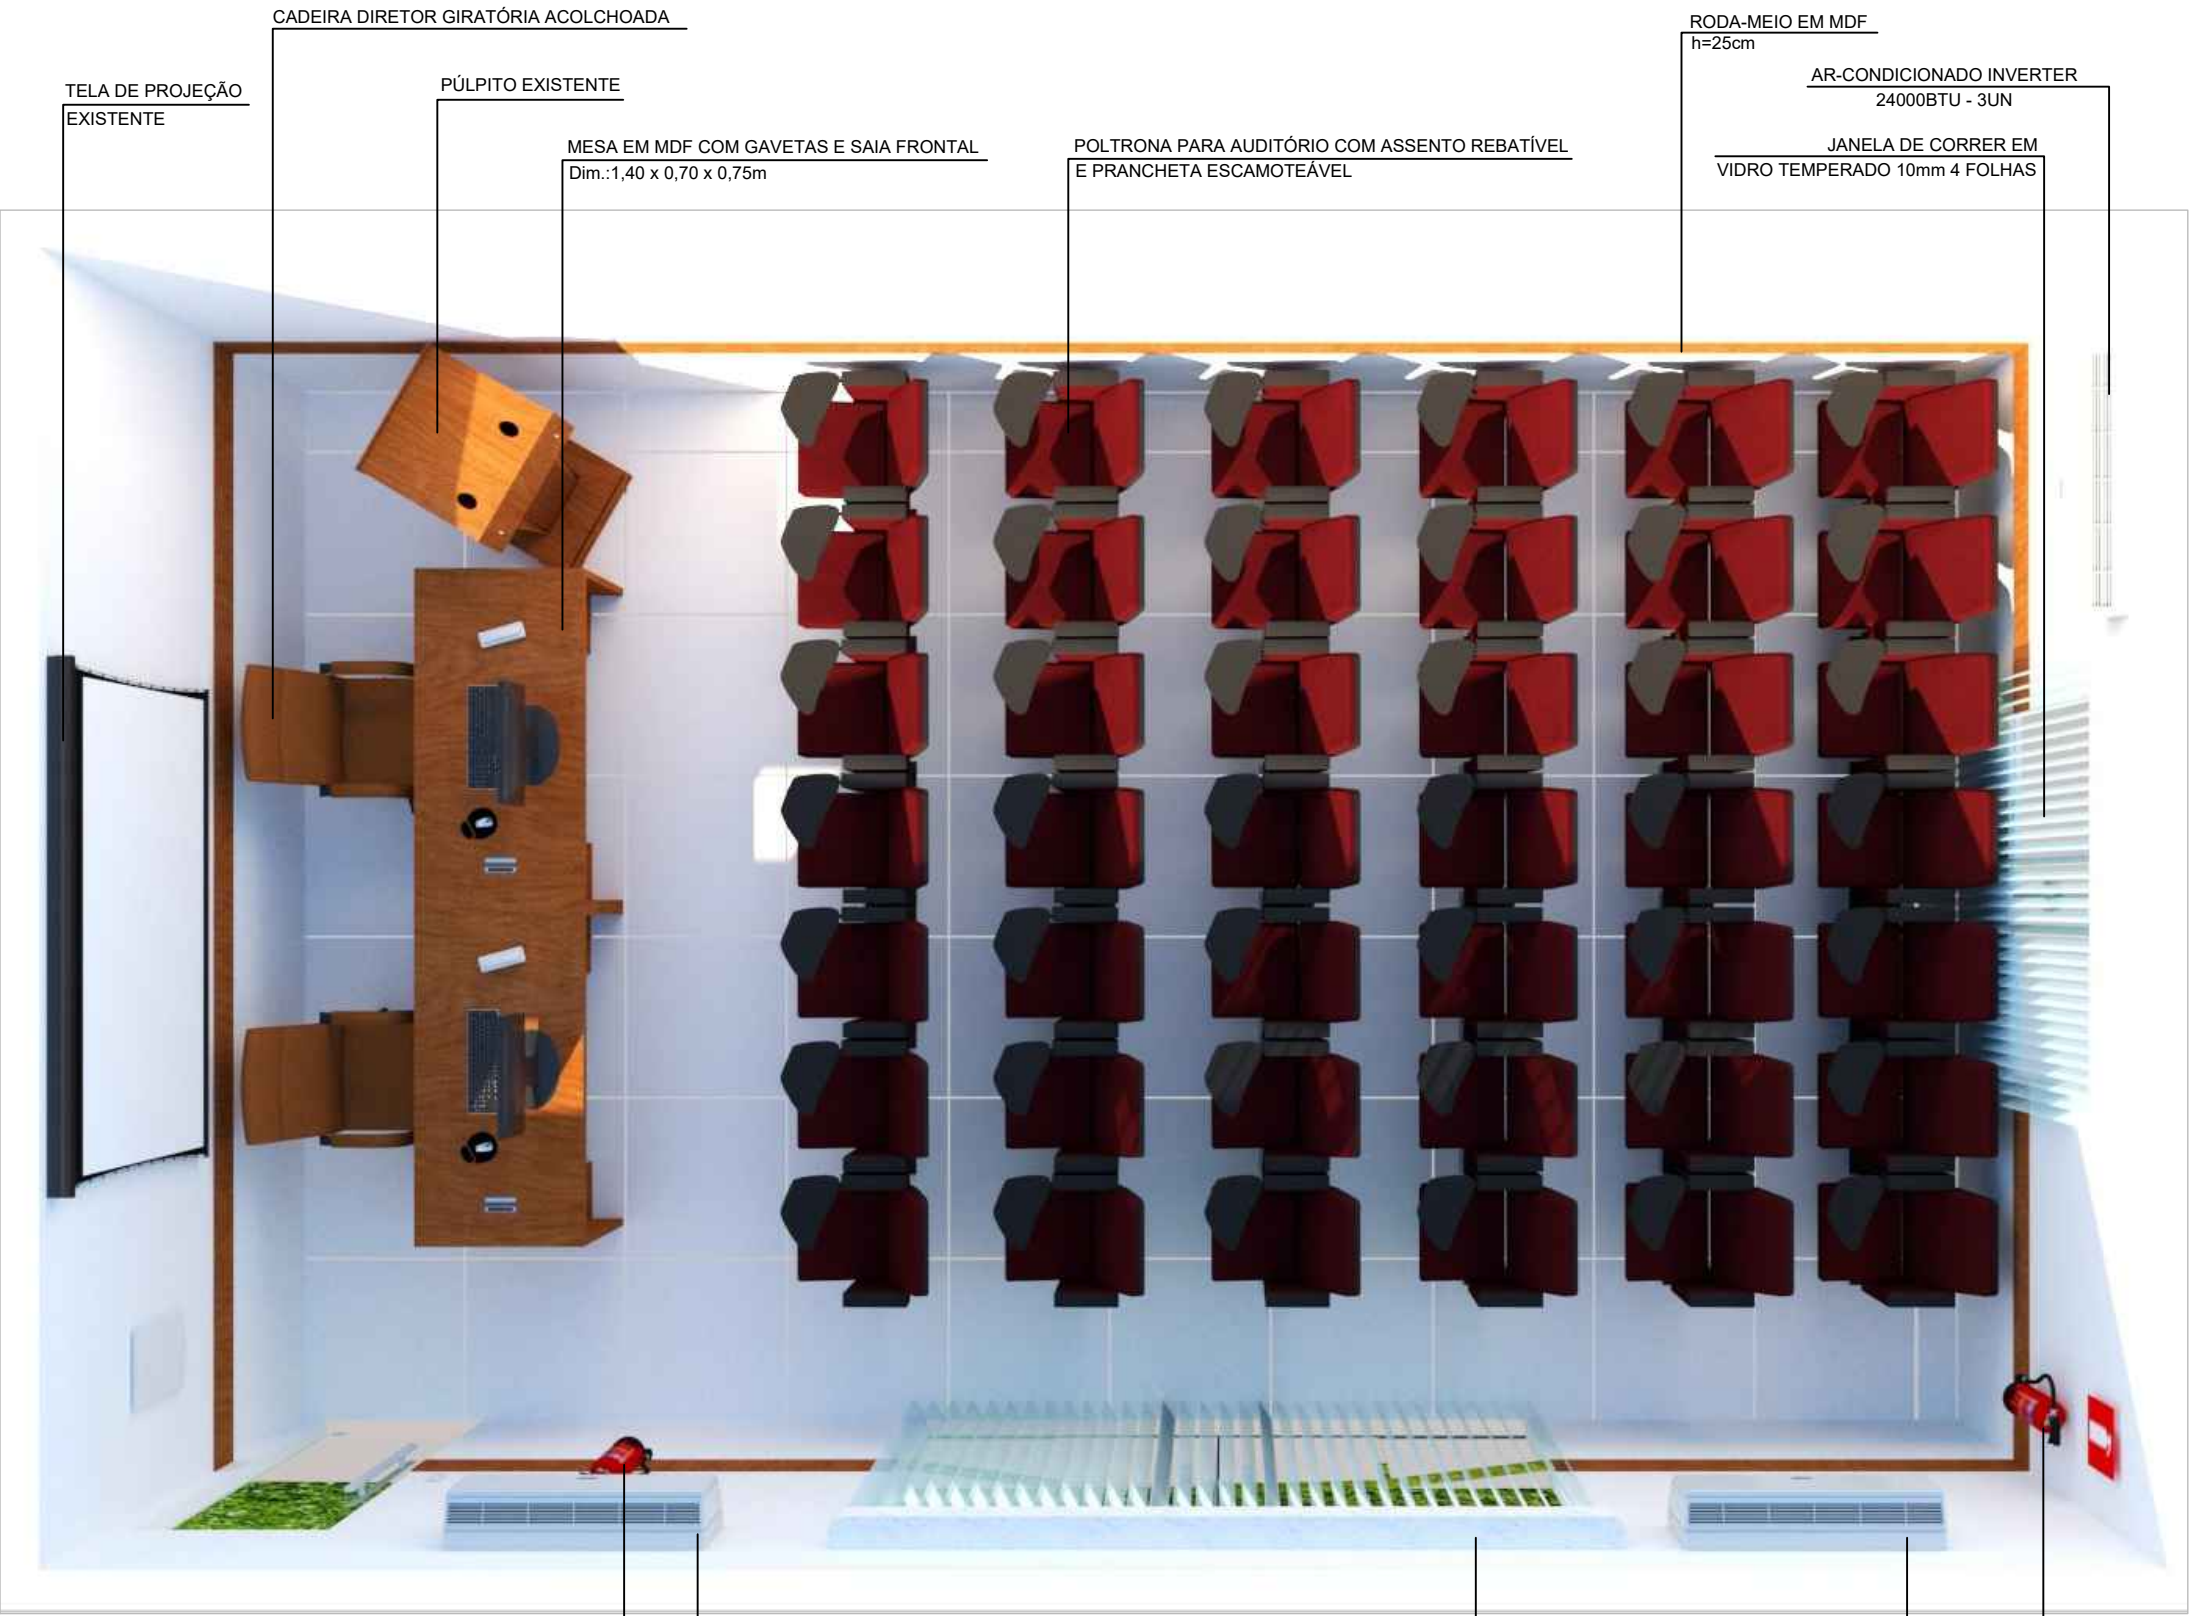

AUDITÓRIO - IMAGEM 3D
S/E

EXTINTOR DE INCÊNDIO CO2
2UN

AR-CONDICIONADO INVERTER
24000BTU - 3UN

PERSIANA VERTICAL TRANSLÚCIDA
PORTA DE CORRER EM
VIDRO TEMPERADO 10mm 4 FOLHAS

AR-CONDICIONADO INVERTER
24000BTU - 3UN

EXTINTOR DE INCÊNDIO CO2
2UN



PROJETO: REFORMA DE AUDITÓRIO

OM: COMANDO DO 9ºDN - 1TEN(RM2_EN) RAQUEL FALCÃO


TÍTULO: PLANTA BAIXA

OBRA: OBRA DE REFORMA

ETAPA DO PROJETO: IMAGEM 3D

ESCALA: INDICADA

01/08

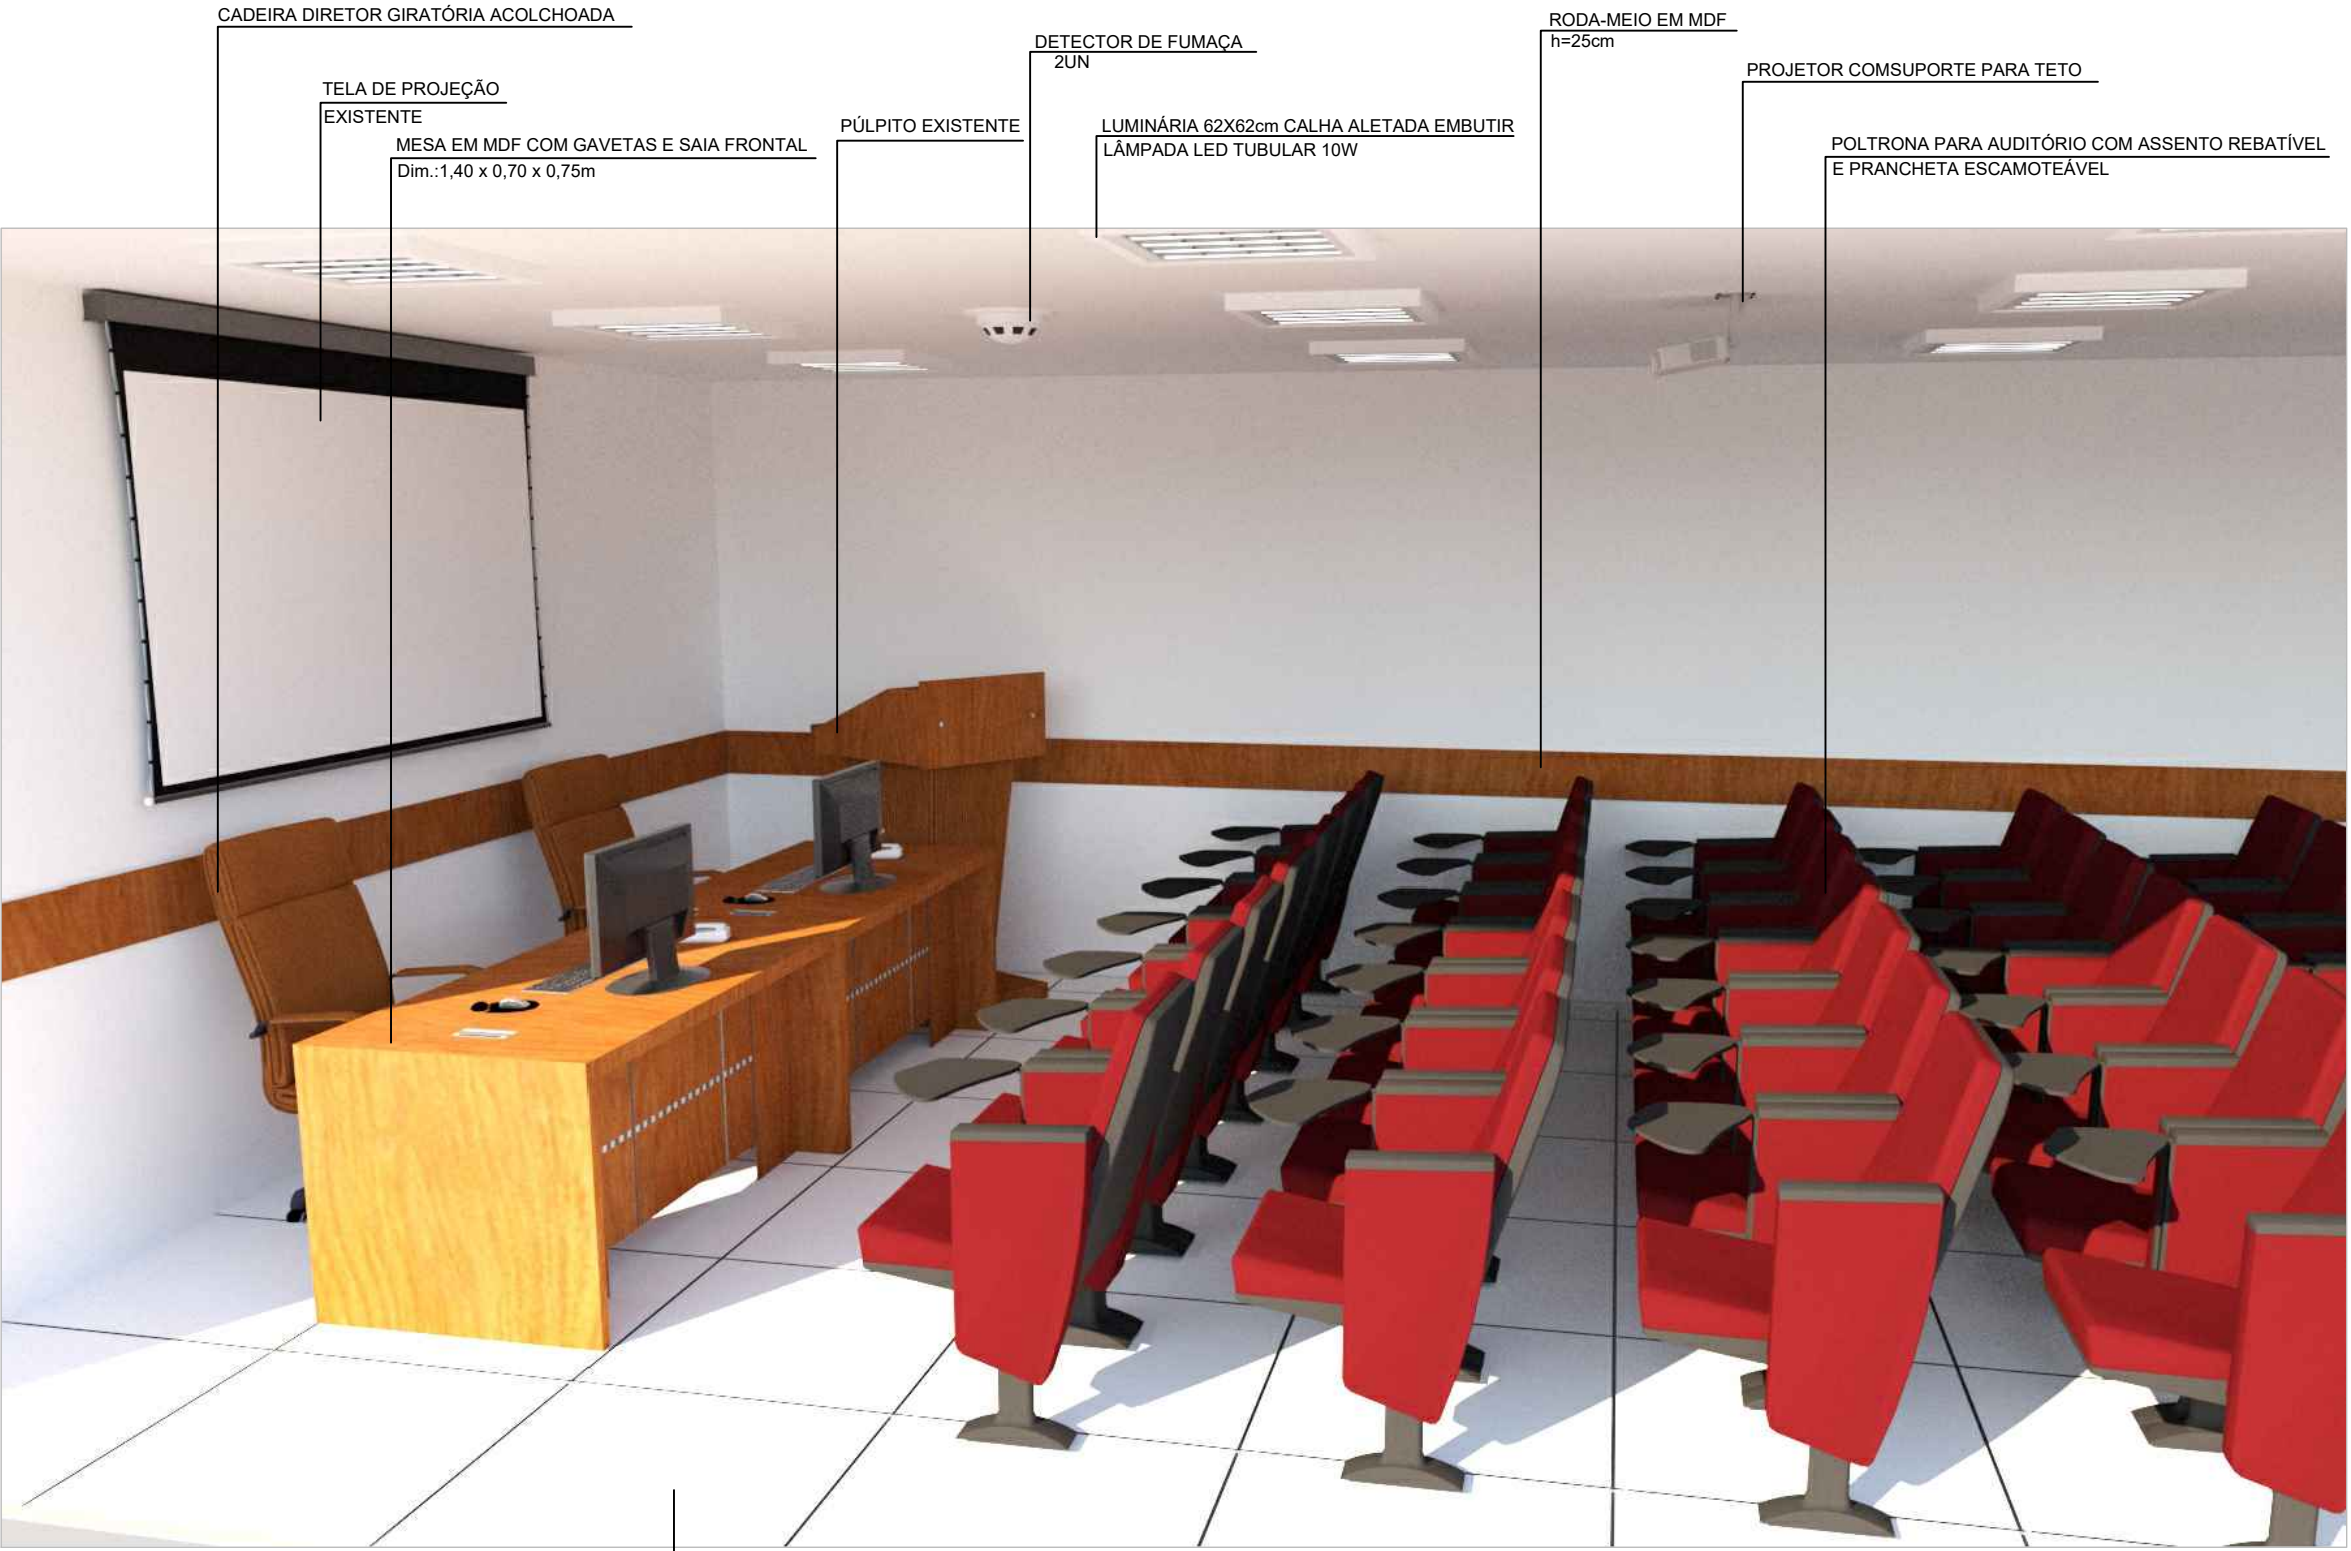

CADEIRA DIRETOR GIRATÓRIA ACOLCHOADA

TELA DE PROJEÇÃO
EXISTENTE

MESA EM MDF COM GAVETAS E SAIA FRONTAL
Dim.:1,40 x 0,70 x 0,75m

PÚLPITO EXISTENTE

DETECTOR DE FUMAÇA
2UN

LUMINÁRIA 62X62cm CALHA ALETADA EMBUTIR
LÂMPADA LED TUBULAR 10W

RODA-MEIO EM MDF
h=25cm

PROJETOR COMSUPORTE PARA TETO

POLTRONA PARA AUDITÓRIO COM ASSENTO REBATÍVEL
E PRANCHETA ESCAMOTEÁVEL

AUDITÓRIO - IMAGEM 3D
S/E

PISO PORCELANATO 100X100cm



PROJETO:

REFORMA DE AUDITÓRIO

OM:

COMANDO DO 9ºDN - 1TEN(RM2_EN) RAQUEL FALCÃO

TÍTULO:

VISTA LONGITUDINAL

OBRA:

OBRA DE REFORMA


ETAPA DO PROJETO

IMAGEM 3D

ESCALA:

INDICADA

02/08

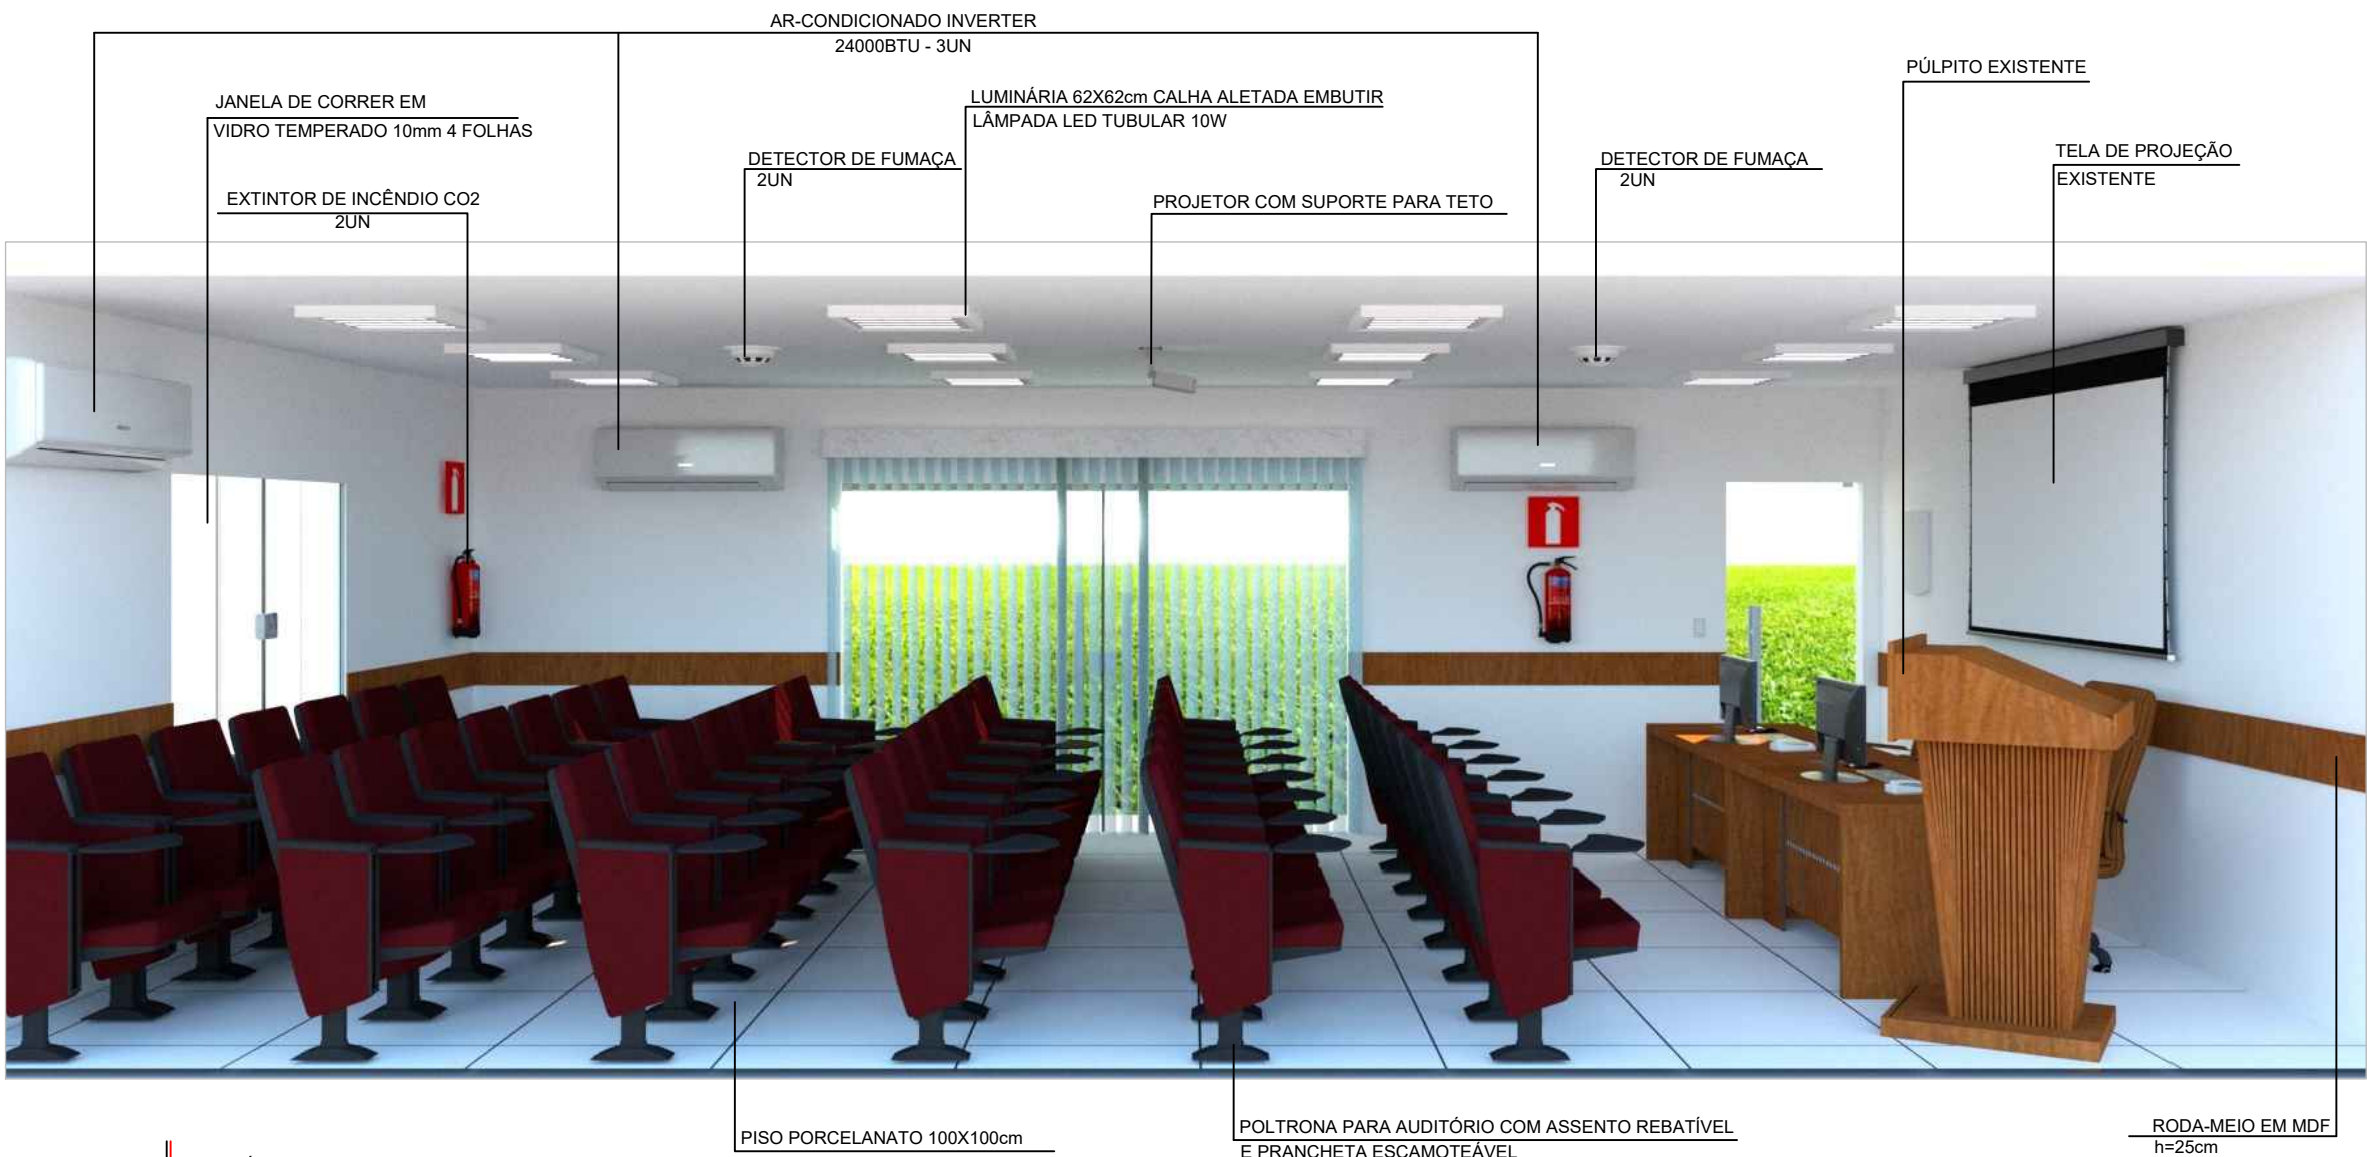

AUDITÓRIO - IMAGEM 3D
S/E



PROJETO: **REFORMA DE AUDITÓRIO**

OBJ: **COMANDO DO 9ºDN - 1TEN(RM2_EN) RAQUEL FALCÃO**

TÍTULO: **VISTA LONGITUDINAL**

OBRA: **OBRA DE REFORMA**

ETAPA DO PROJETO: **IMAGEM 3D**

ESCALA: **INDICADA**


03/08




AUDITÓRIO - IMAGEM 3D
S/E




PROJETO: REFORMA DE AUDITÓRIO		OBRA DE REFORMA		04/08	
OBJ: COMANDO DO 9ºDN - 1TEN(RM2_EN) RAQUEL FALCÃO		ETAPA DO PROJETO: IMAGEM 3D			
TÍTULO: VISTA POSTERIOR		ESCALA: INDICADA			

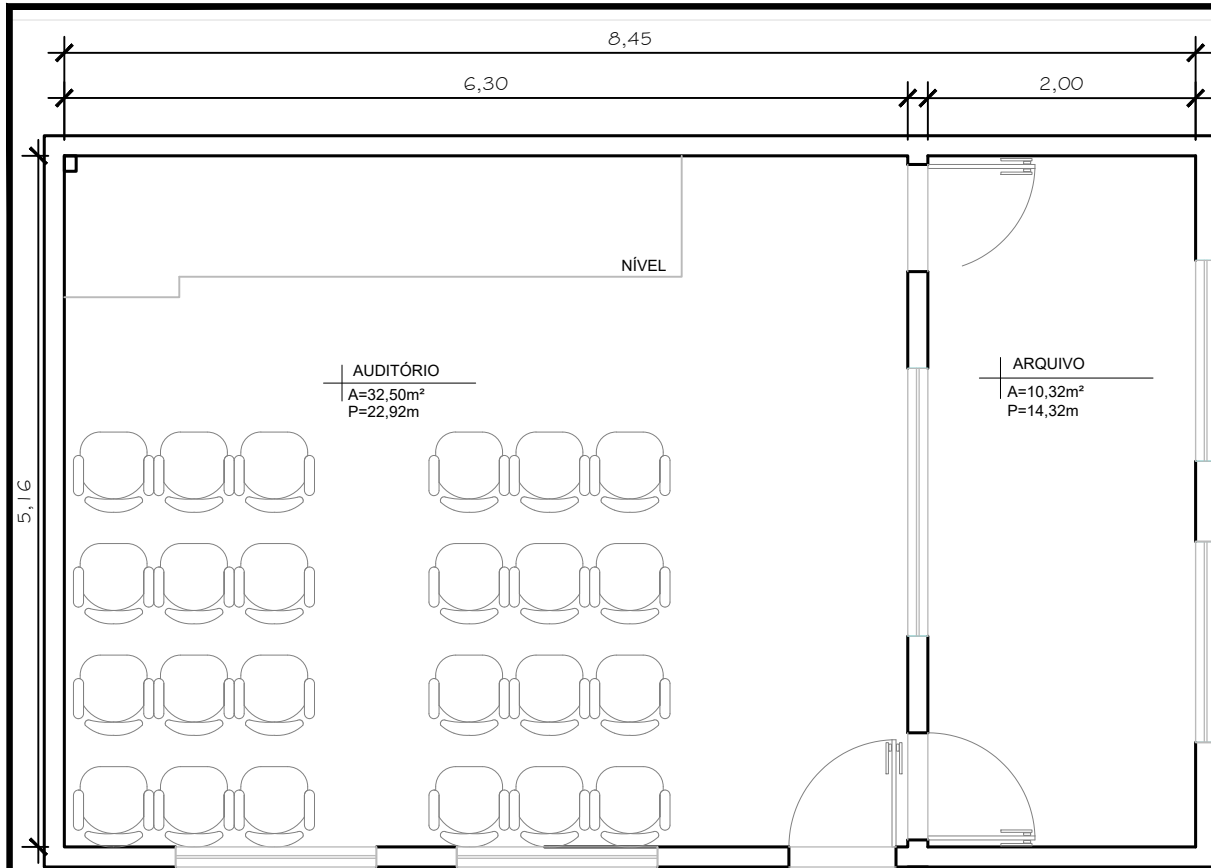


PLANTA-BAIXA EXISTENTE
ESCALA 1:50
A: 43,60m²
P: 27,22m

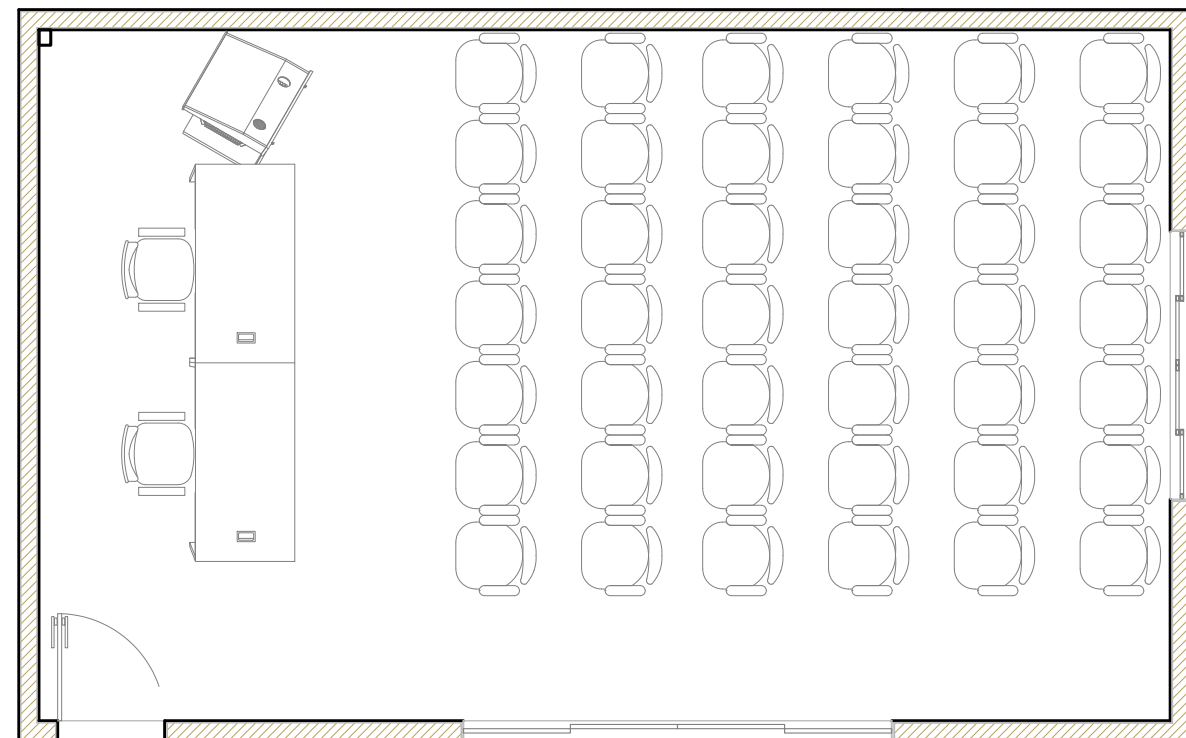

PLANTA-BAIXA LAYOUT
ESCALA 1:50
A: 43,60m²
P: 27,22m

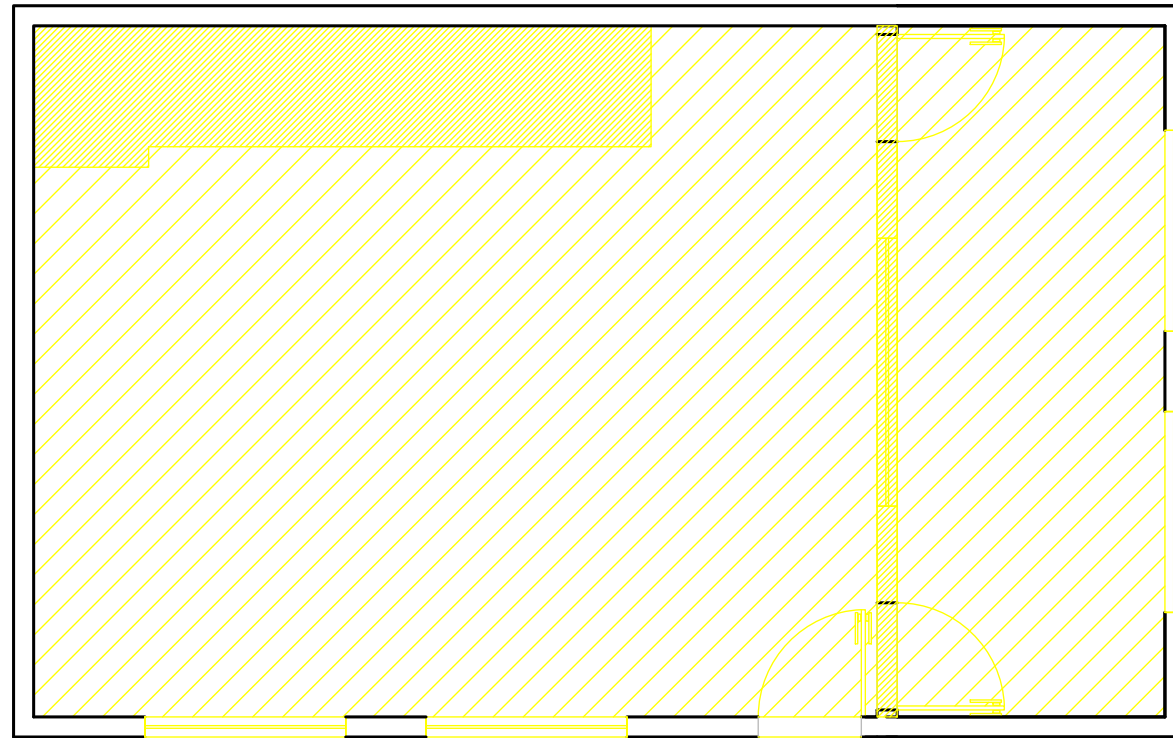


PLANTA BAIXA À DEMOLIR
ESCALA 1:50
A: 43,60m²
■ À DEMOLIR (PISO, ESQUADRIA, FORRO)
■ À PERMANECER

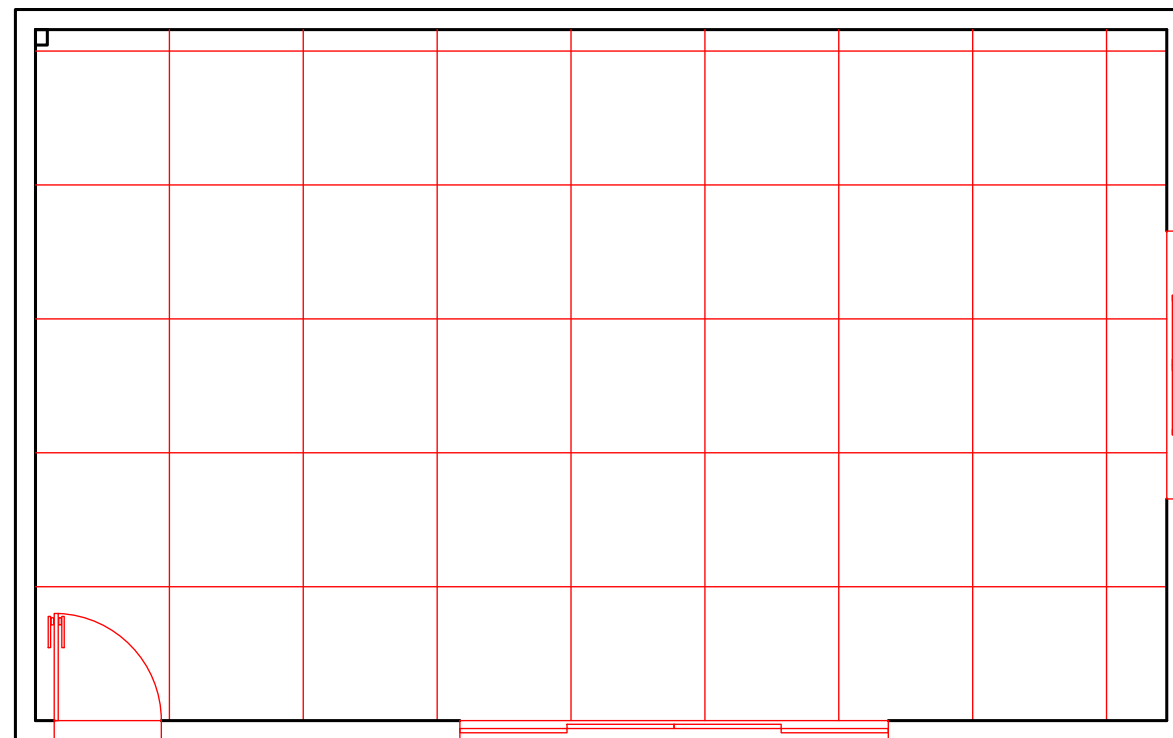



PLANTA-BAIXA À CONSTRUIR
ESCALA 1:50
A: 43,60m²
P: 27,22m
■ À CONSTRUIR (PISO, EQUADRIA, FORRO)



PROJETO		OBRA DE REFORMA		05/08	
COMANDO DO 9ºDN - 1TEN(RM2_EN) RAQUEL FALCÃO		ETAPA DO PROJETO		INDICADA	
PB - EXISTENTE/LAYOUT/DEMOLIR/CONSTRUIR		PROJETO ARQUITETÔNICO		ESCALA	

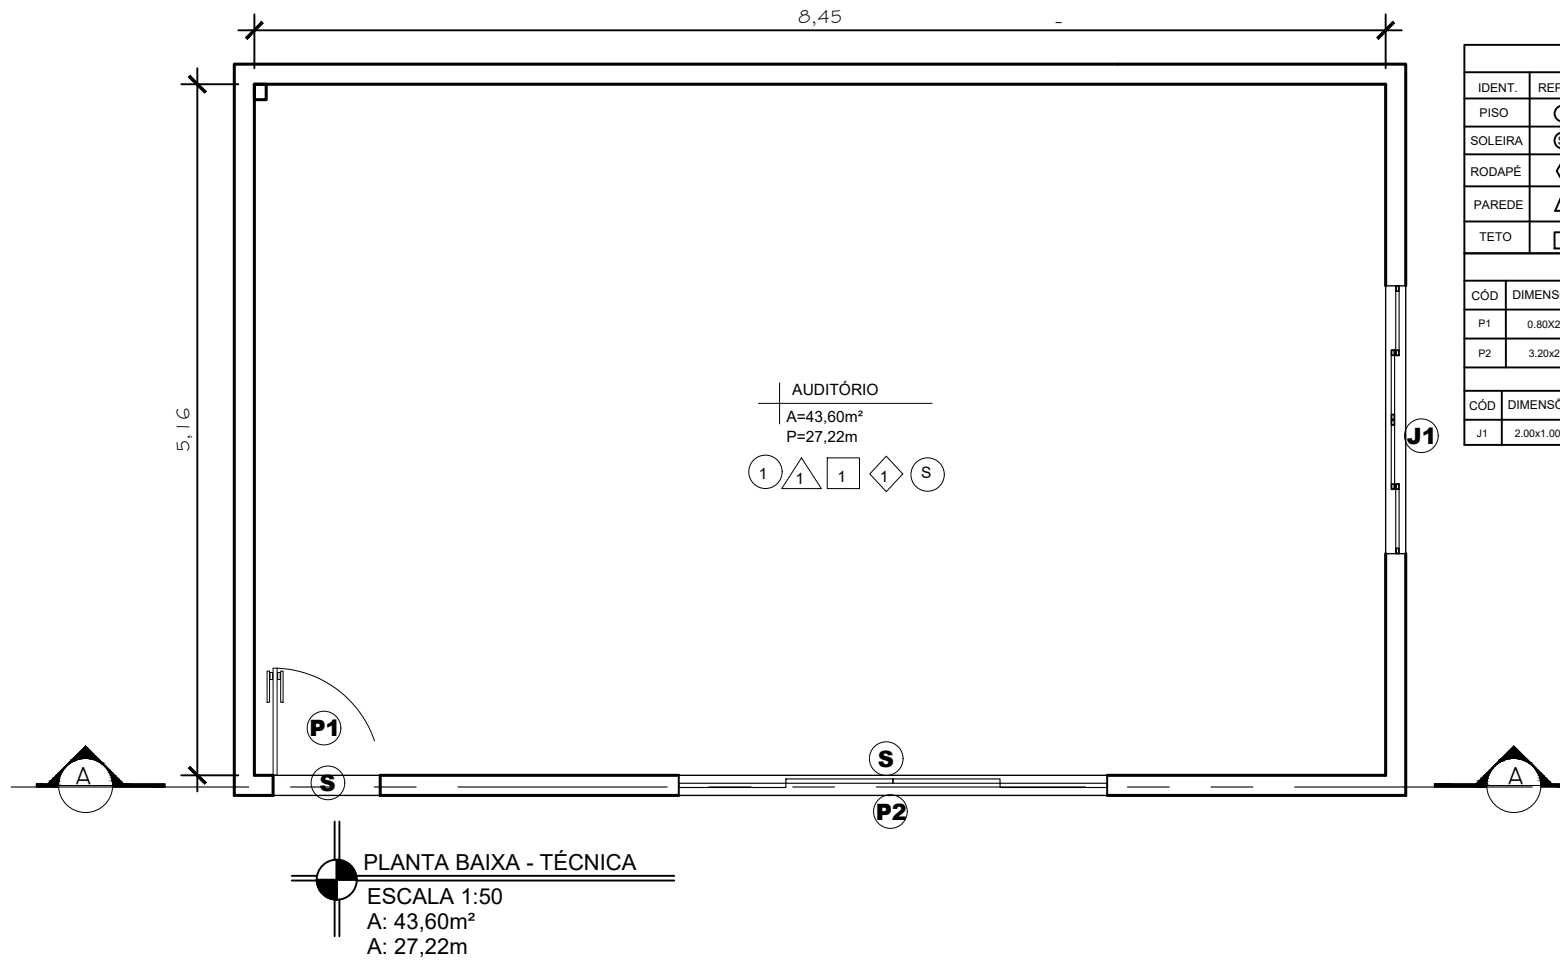

QUADRO DE REVESTIMENTOS					
IDENT.	REPRES.	NUMER.	DEFINIÇÃO		
PISO	①	1	REVESTIMENTO PORCELANATO 100X100CM		
SOLEIRA	Ⓢ	S	SOLEIRA (MESMO REV. PISO)		
RODAPÉ	◇	1	RODAPÉ		
PAREDE	△	1	REGULARIZAÇÃO PAREDE (RASPAR, EMASSAR, LIXAR); ACABAMENTO E PINTURA ACRÍLICA 2 DEMÃOS COR: BRANCO NEVE		
TETO	□	1	FORRO EM GESSO ACARTONADO		
QUADRO DE ESQUADRIAS (PORTAS)					
CÓD	DIMENSÕES (m)	QUANT.	FOLHAS	MATERIAL	OBSERVAÇÃO
P1	0.80X2.10	01	01	VIDRO TEMPERADO 10mm	PORTA DE ABRIR
P2	3.20x2.10	01	04	VIDRO TEMPERADO 10mm	PORTA DE CORRER
QUADRO DE ESQUADRIAS (JANELAS)					
CÓD	DIMENSÕES (m)	QUANT.	FOLHAS	MATERIAL	OBSERVAÇÃO
J1	2.00x1.00X1.10	01	04	VIDRO TEMPERADO 10mm	JANELA DE CORRER

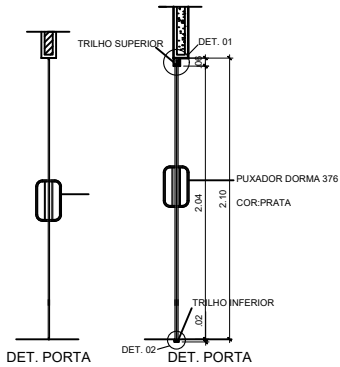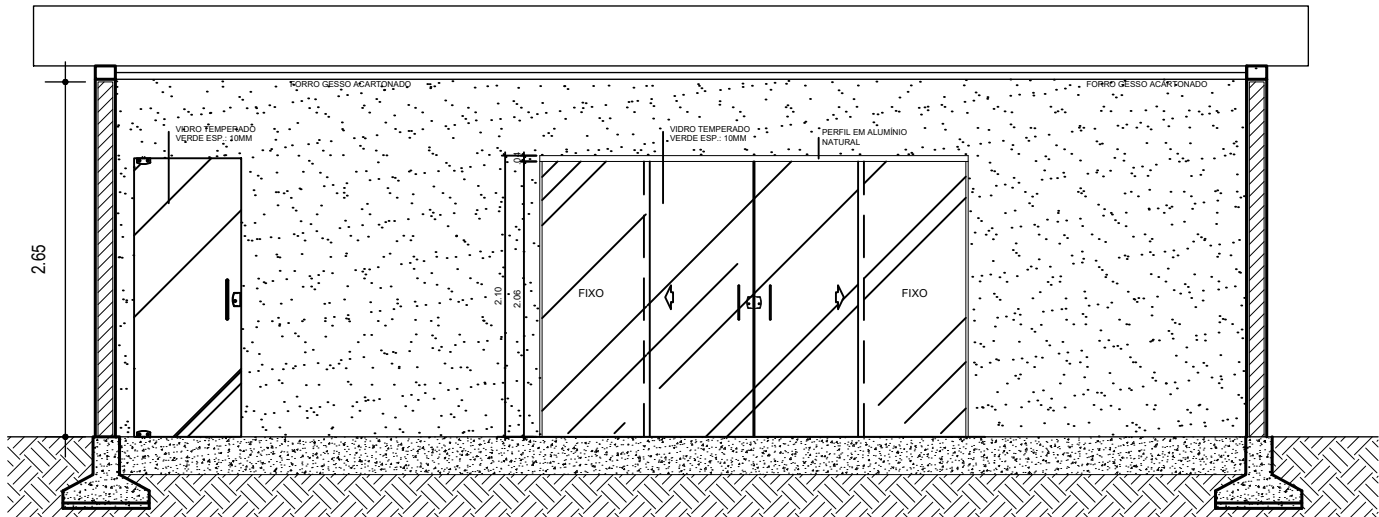

PROJETO: REFORMA DE AUDITÓRIO

COM: COMANDO DO 9ºDN - 1TEN(RM2_EN) RAQUEL FALCÃO


TÍTULO: PLANTA BAIXA - TÉCNICA E CORTE AA

OBRA: OBRA DE REFORMA

ETAPA DO PROJETO: PROJETO ARQUITETÔNICO

ESCALA: INDICADA

06/08

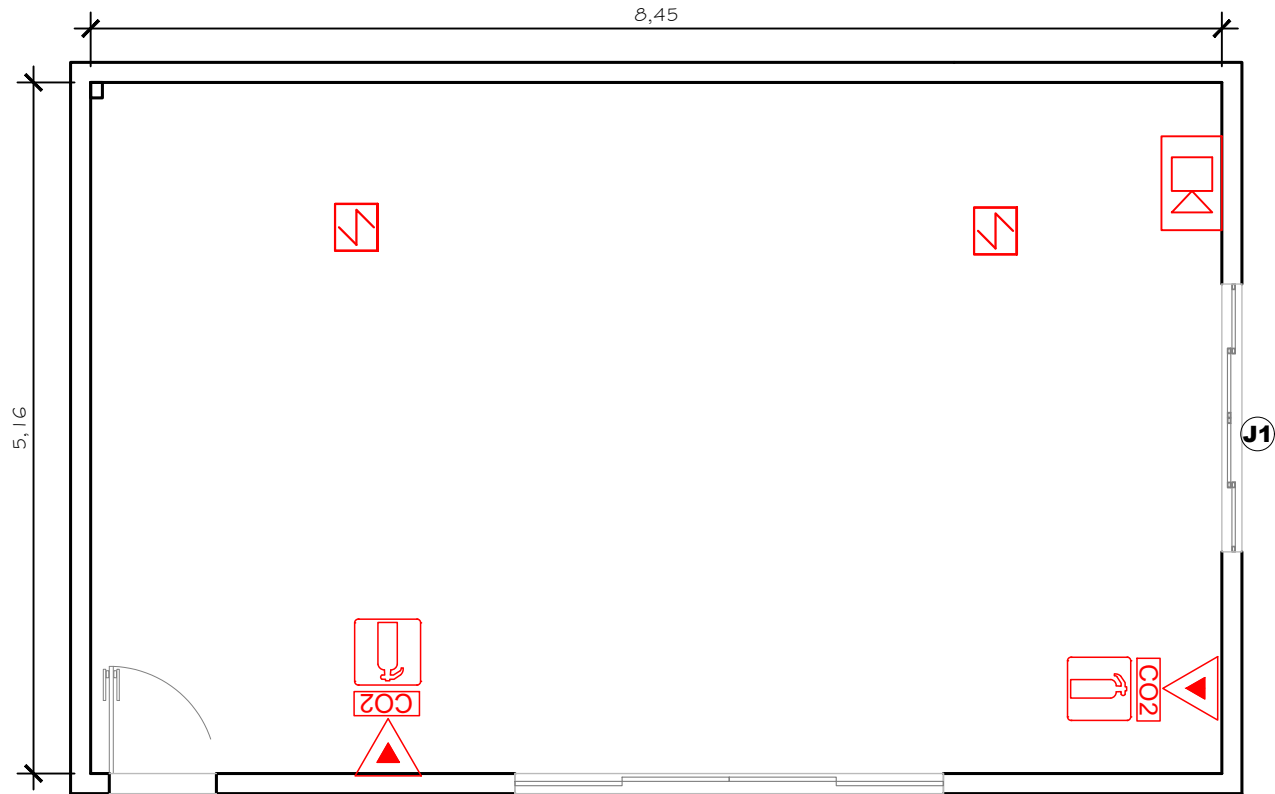

PLANTA BAIXA -COMBATE À INCÊNDIO
ESCALA 1:50
A: 43,60m²
A: 27,22m

Simb.	Sigla	DESCRIÇÃO
	LE	Luz de Emergência
	CO2	Extintor CO2 10–B:C
		Extintor de Incêndio Placa de ident. equipamento – E5
		Detector de fumaça
		Fonoclasma



PROJETO: **REFORMA DE AUDITÓRIO**

OBJ: **COMANDO DO 9ºDN - 1TEN(RM2_EN) RAQUEL FALCÃO**


TÍTULO: **PLANTA BAIXA - PSCI**

OBRA: **OBRA DE REFORMA**

ETAPA DO PROJETO: **PROJETO ARQUITETÔNICO**

ESCALA: **INDICADA**

07/08

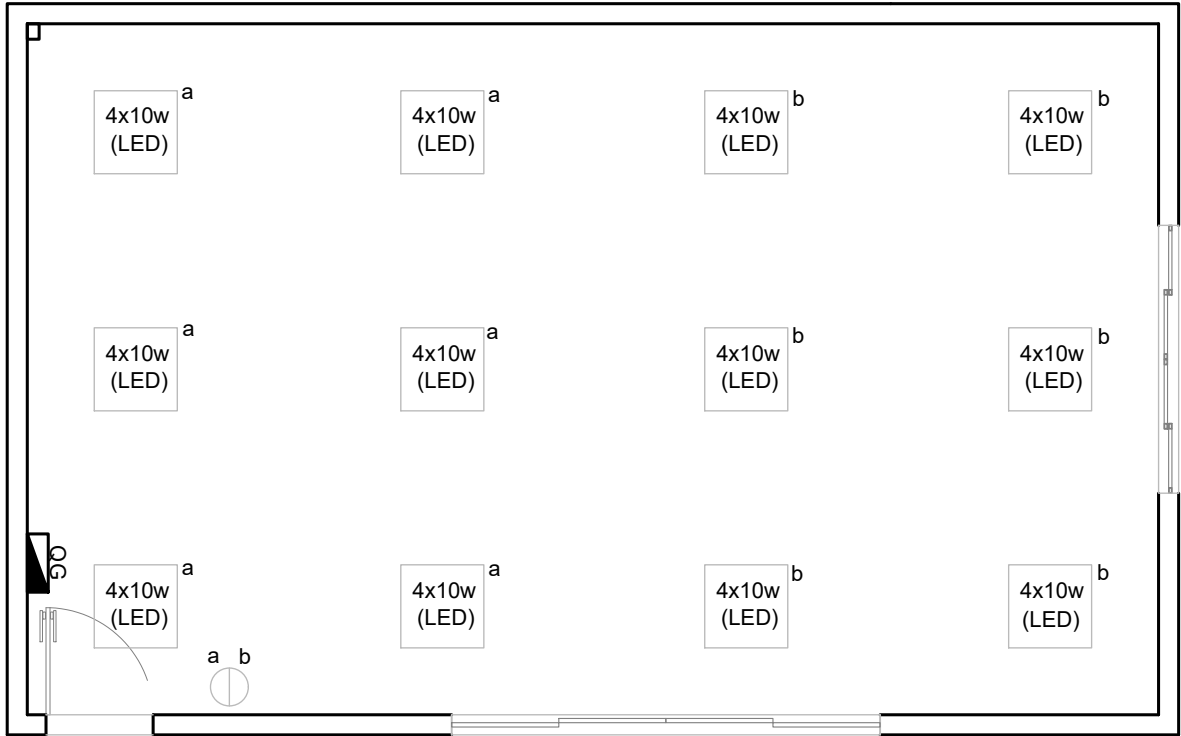


- 4x10w (LED)

a

LUMINÁRIA 62X62cm CALHA ALETADA EMBUTIR
LÂMPADA LED TUBULAR 10W (12UN)
- a b

INTERRUPTOR SIMPLES DE DUAS SEÇÕES,
EM CAIXA 4"X2", H= 1.20m DO PISO ACABADO
- QUADRO GERAL

PLANTA BAIXA - INSTALAÇÕES ELÉTRICAS (ILU)
ESCALA 1:50
A: 43,60m²
A: 27,22m

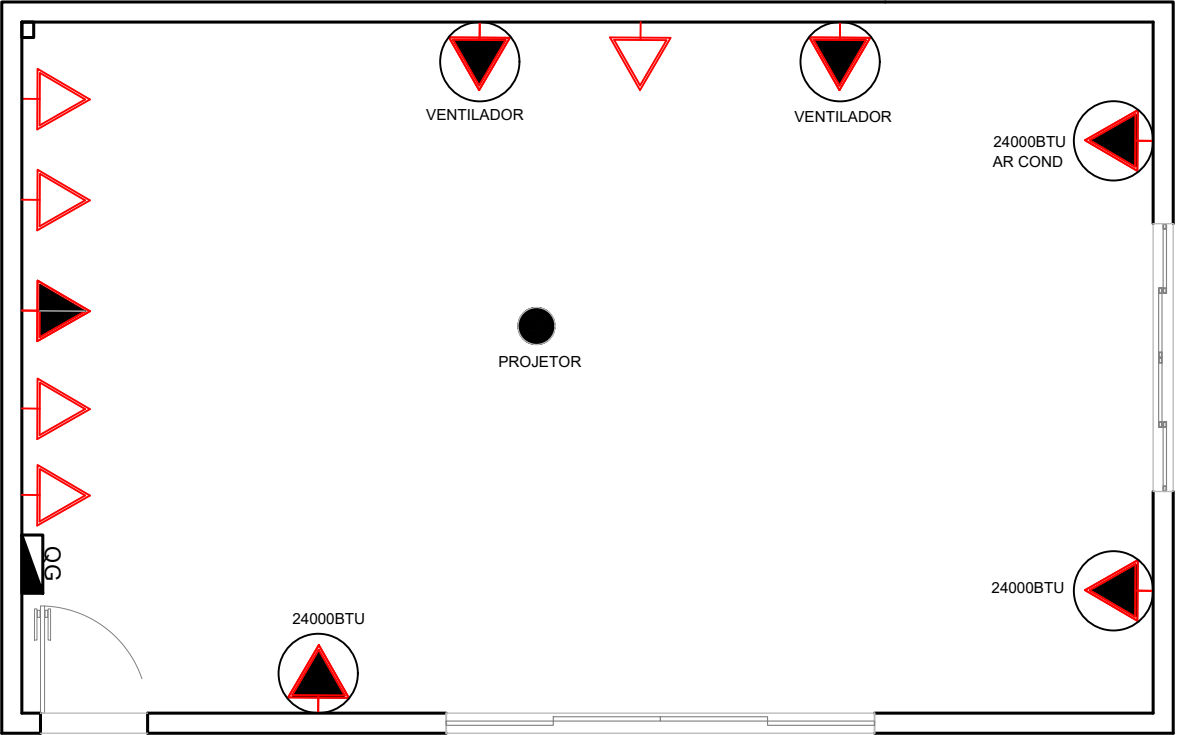

QUANTIDADE PONTOS ELÉTRICOS		
MODELO	DESCRIÇÃO	QTD
	TOMADA P/ AR CONDICIONADO , EM CAIXA 4"X 2", 2P +T, H=2.20 m DO PISO ACABADO.	3
	TOMADA P/ VENTILADOR , EM CAIXA 4"X 2", 2P +T, H=2.20 m DO PISO ACABADO.	2
	TOMADA ALTA , EM CAIXA 4"X 2", 2P +T H=2.20 m DO PISO ACABADO.	1
	TOMADA BAIXA , EM CAIXA 4"X 2", 2P +T H=0.30 m DO PISO ACABADO.	5

PLANTA BAIXA -INSTALAÇÕES ELÉTRICAS (TUG, TUE)
ESCALA 1:50
A: 43,60m²
A: 27,22m



PROJETO: REFORMA DE AUDITÓRIO
CM: COMANDO DO 9ºDN - 1TEN(RM2_EN) RAQUEL FALCÃO
TÍTULO: PLANTA BAIXA - INSTALAÇÕES ELÉTRICAS

OBRA: OBRA DE REFORMA
ETAPA DO PROJETO: PROJETO ARQUITETÔNICO
ESCALA: INDICADA

08/08