



PLANTA BAIXA FÓRUM ÁGUAS CLARAS - SALA NOBREAK  
SEM ESCALA

REV.		MODIFICAÇÃO				DATA		PROJETISTA APROVO	
<div><div>TJDF</div><div>ENDEREÇO PRAÇA MUNICIPAL • LOTE 1 • CEP 70094-900 • BRASIL/DF • CNPJ 00531954/0001-20</div></div>									
LOCAL: FÓRUM ÁGUAS CLARAS - SALA-DE-NOBREAK				ENDEREÇO: Lote 01, Q. 202 - Águas Claras, Brasília - DF, 70297-400					
ESCALA		DATA		DESENHISTA		ESPECIALIDADE /SUBESPECIALIDADE:			
SEM ESCALA		07/05/2022		Enio Sidarta A Moreira		ELÉTRICA / INSTALAÇÕES ELÉTRICAS			
AUTOR DO PROJETO: NUMAE - NÚCLEO DE MANUTENÇÃO ELÉTRICA				TIPO DE OBRA: INSTALAÇÃO					
COORDENADOR: Frederico Branquinho Teixeira		CREA: 107272/D		UF MG		DESCRIÇÃO: PROPOSTA DE LAYOUT SALA DE NOBREAK FÓRUM ÁGUAS CLARAS - SALA-DE-NOBREAK			
PROJETISTA: Enio Sidarta A. Moreira		CREA:		UF					
ESPECIALIDADE: ELE		FASE: PROJETO		NOME DA PLANTA: FÓRUM ÁGUAS CLARAS - SALA-DE-NOBREAK				VERSÃO: 00	
								FOLHA 01/01	

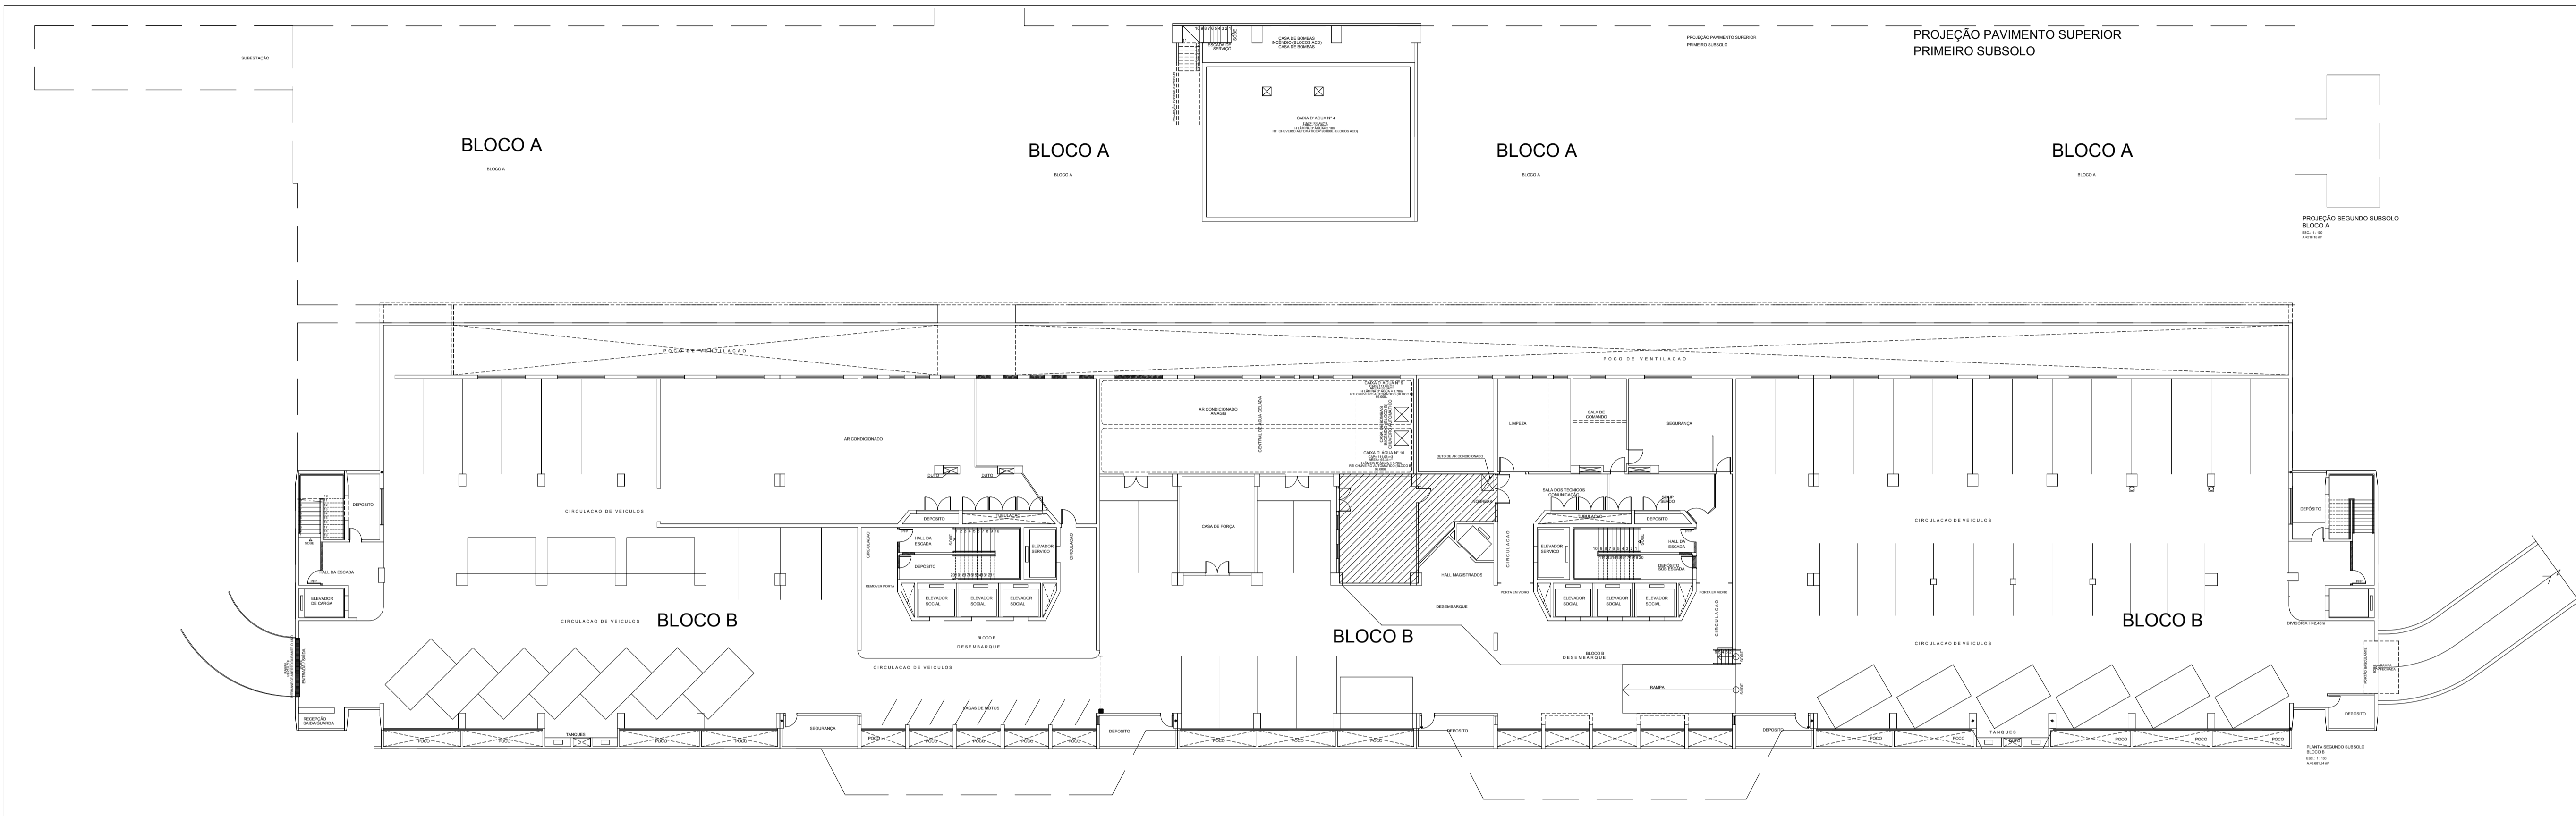

MAPA CHAVE BLOCO B  
SEM ESCALA

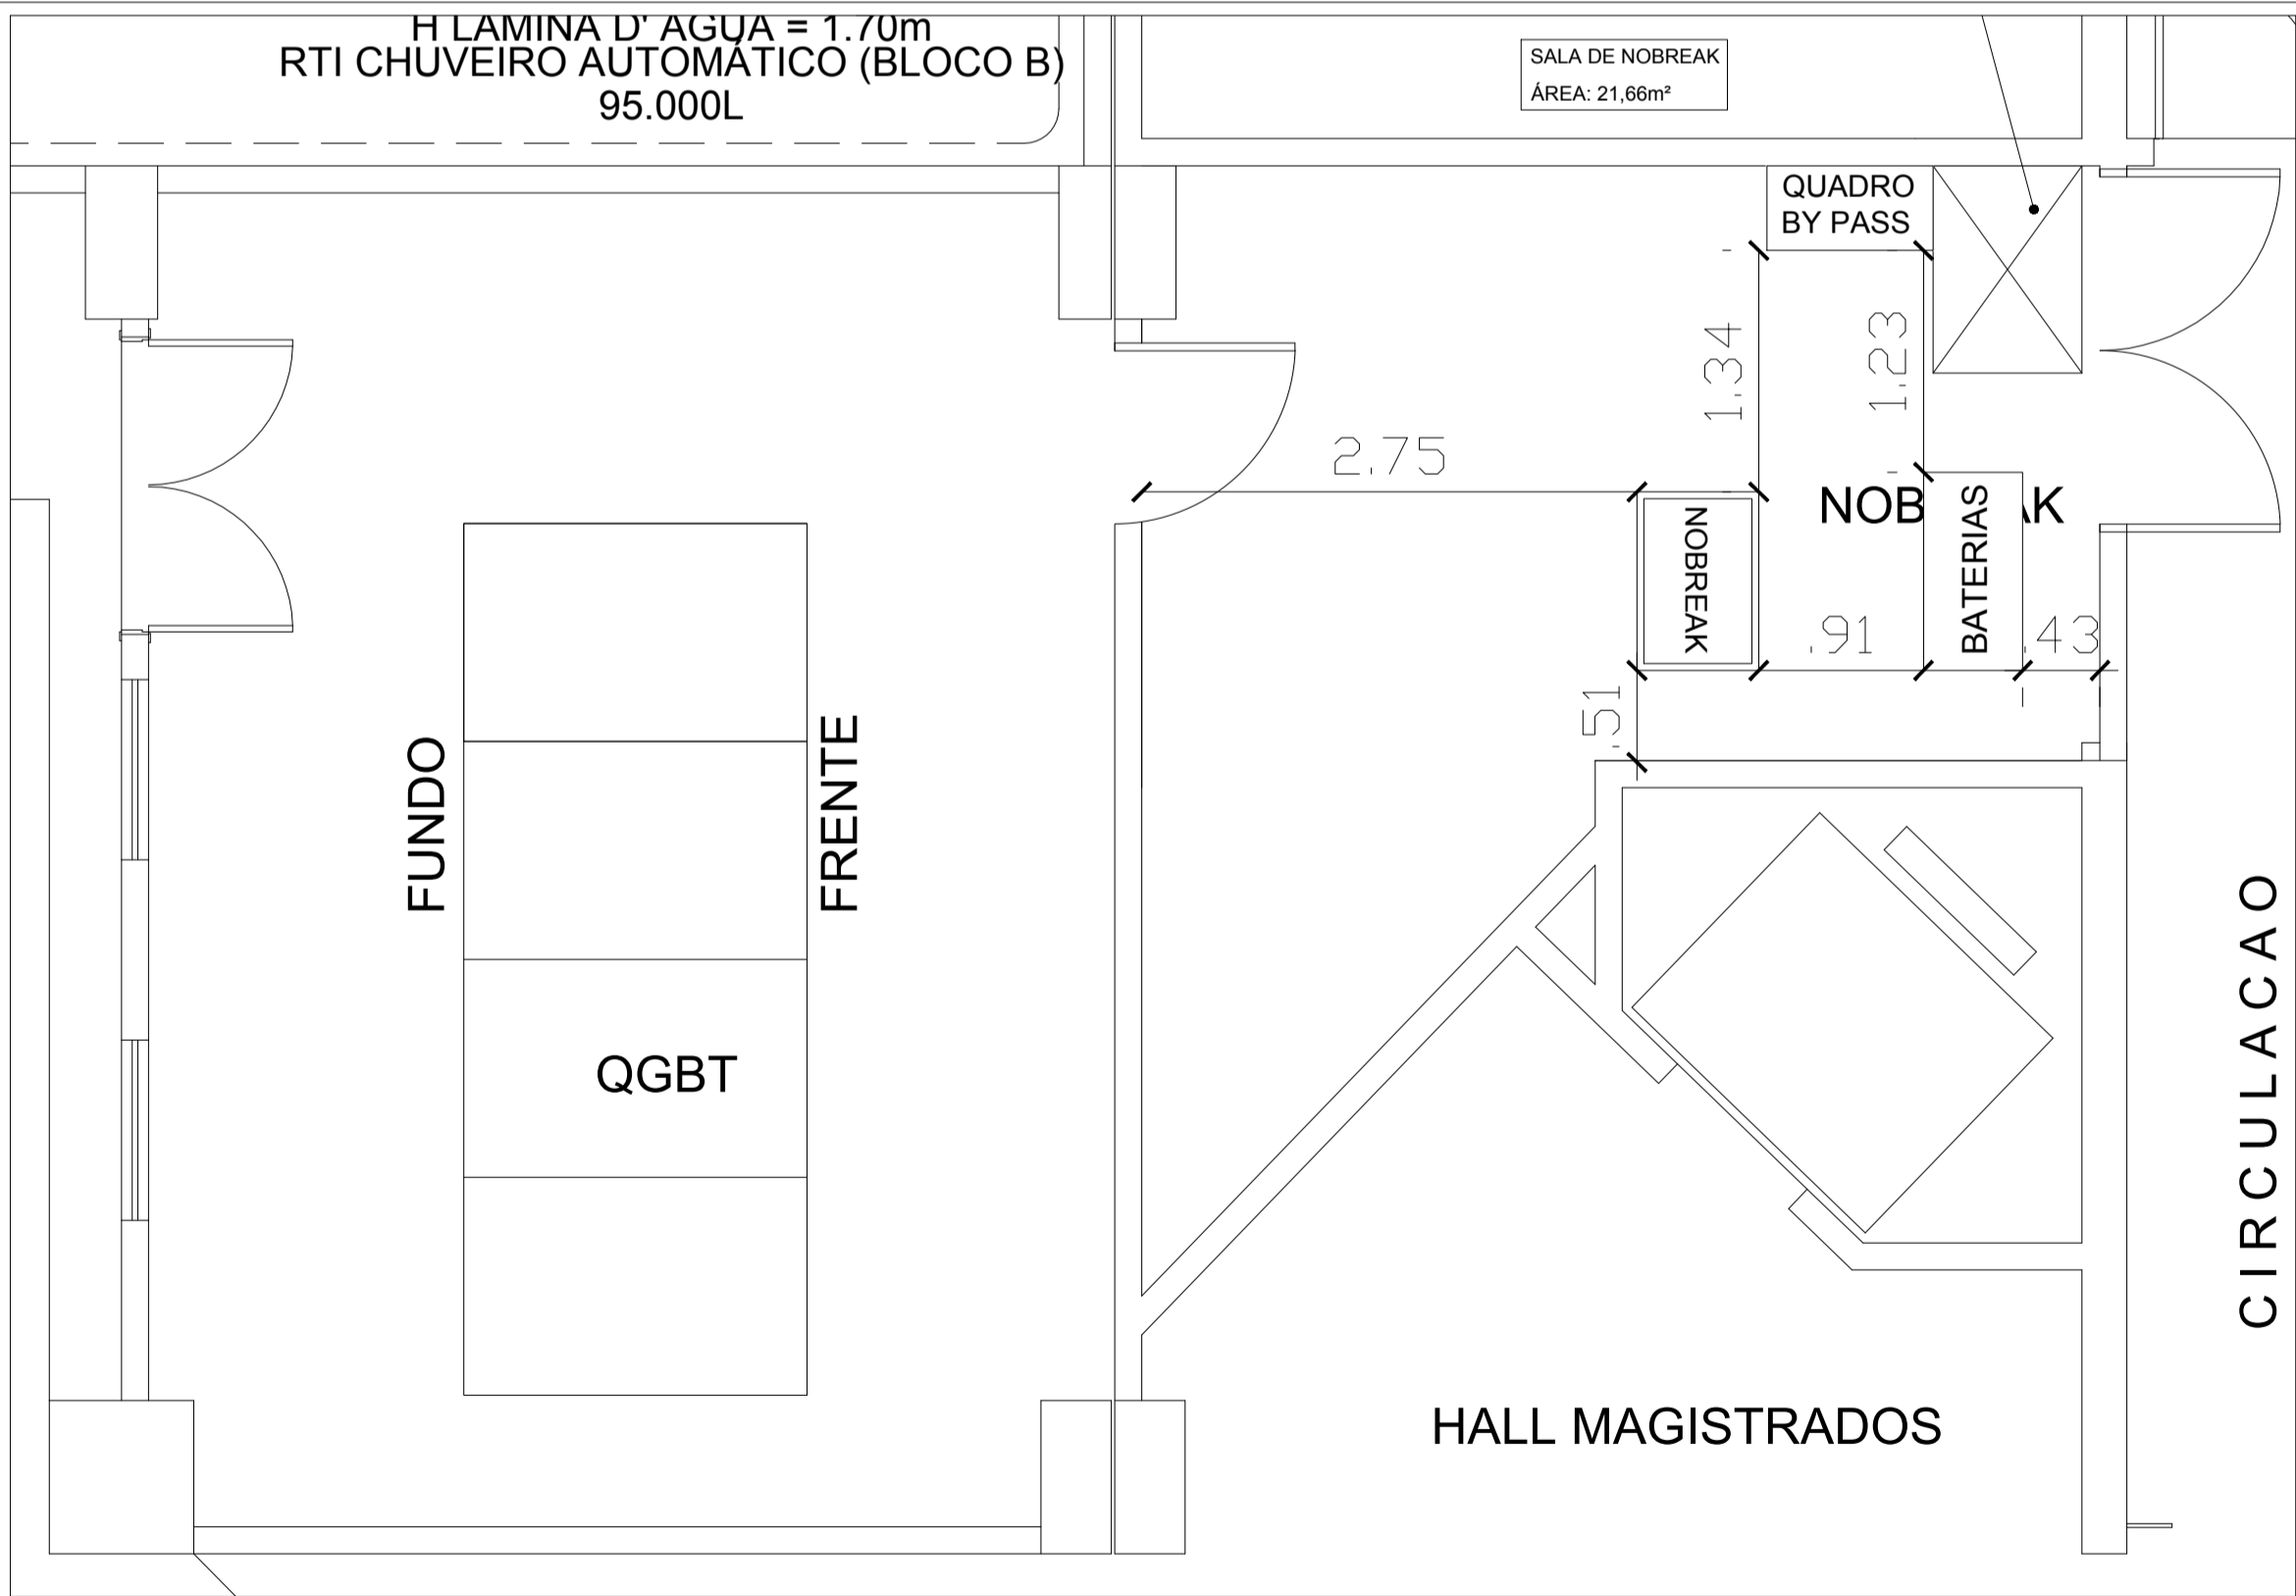

PLANTA BAIXA - SALA NOBREAK - BLOCO B  
ESCALA: 1:50

08	ATUALIZAÇÃO PARA A NORMA NTD 6.07 CEB	11/05/2021	ENIO	FREDERICO
06	AJUSTE INFRAESTRUTURA E DETALHES DE EXECUÇÃO EM PLANTA BAIXA	22/03/2021	ENIO	FREDERICO
REV	MODIFICAÇÃO	DATA	PROJETISTA	APROVO
TJDF				
LOCAL: ÁREA ADMINISTRATIVA 1 - BRASÍLIA - TJDF - TRIBUNAL DE JUSTIÇA DO DISTRITO FEDERAL E TERRITÓRIOS		ENDEREÇO: PRAÇA MUNICIPAL - LOTE 1 - CEP 70.094-900 - BRASÍLIA/DF - CNPJ 06531954/0001-20		
ESCALA	DATA	DESENHISTA	ESPECIALIDADE / SUBESPECIALIDADE:	
SEM ESCALA	xx/xx/xxxx	Enio Sídarta A. Moreira	ELÉTRICA / INSTALAÇÕES ELÉTRICAS	
AUTOR DO PROJETO: SERMEL - SERVIÇO DE MANUTENÇÃO ELÉTRICA			TIPO DE OBRA: REFORMA DAS INSTALAÇÕES	
COORDENADOR: Frederico Branquinho Teixeira	CREA: 107272/D	UF: MG	DESCRIÇÃO: SALA DE NOBREAK - SEDE - BLOCO B	
PROJETISTA: Enio Sídarta A. Moreira	CREA: 26416/D	UF: DF		
ESPECIALIDADE: ELE	FASE: PE	NOME DA PLANTA: SALA DE NOBREAK - SEDE BLOCO B		VERSÃO: 00
				FOLHA 01/01

MAPA CHAVE FÓRUM CEILÂNDIA

ESCALA 1:50

CEI - PRÉDIO ANEXO

CEI - PRÉDIO PRINCIPAL

ALA CENTRAL

ALA NORTE

ALA SUL

SALA DE NOBREAK  
ÁREA: 12,31m²

NOBREAK

BATERIAS


NOBREAK

QUADRO  
BY PASS


PLANTA BAIXA FÓRUM CEILÂNDIA - SALA NOBREAK

ESCALA 1:2000

REV.		MODIFICAÇÃO		DATA	PROJETISTA
					APROVO
TJDF					
FÓRUM DA CEILÂNDIA - SALA DE NOBREAK					
LOCAL: PRAÇA MUNICIPAL - LOTE 1 - CEP 70094-900 - BRASIL/DF - CNPJ 00531954/0001-20			ENDEREÇO: QNM 11 Área Especial N.º 01 - Ceilândia, Brasília - DF, 72215-110		
ESCALA: SEM ESCALA	DATA: 07/06/2022	DESENHISTA: Enio Sidarta A. Moreira	ESPECIALIDADE / SUBESPECIALIDADE: ELÉTRICA / INSTALAÇÕES ELÉTRICAS		
AUTOR DO PROJETO: NUNAM - NÚCLEO DE MANUTENÇÃO ELÉTRICA			TIPO DE OBRA: INSTALAÇÃO		
COORDENADOR: Frederico Brancinho Teixeira		CREA: 107272/D	UF: MG	DESCRIÇÃO: PROPOSTA DE LAYOUT SALA DE NOBREAK FÓRUM CEILÂNDIA - SALA DE NOBREAK	
PROJETISTA: Enio Sidarta A. Moreira		CREA:	UF:		
ESPECIALIDADE: ELE	FASE: PROJETO	NOME DA PLANTA: FÓRUM CEILÂNDIA - SALA DE NOBREAK		VERSÃO: 00	FOLHA 01/01

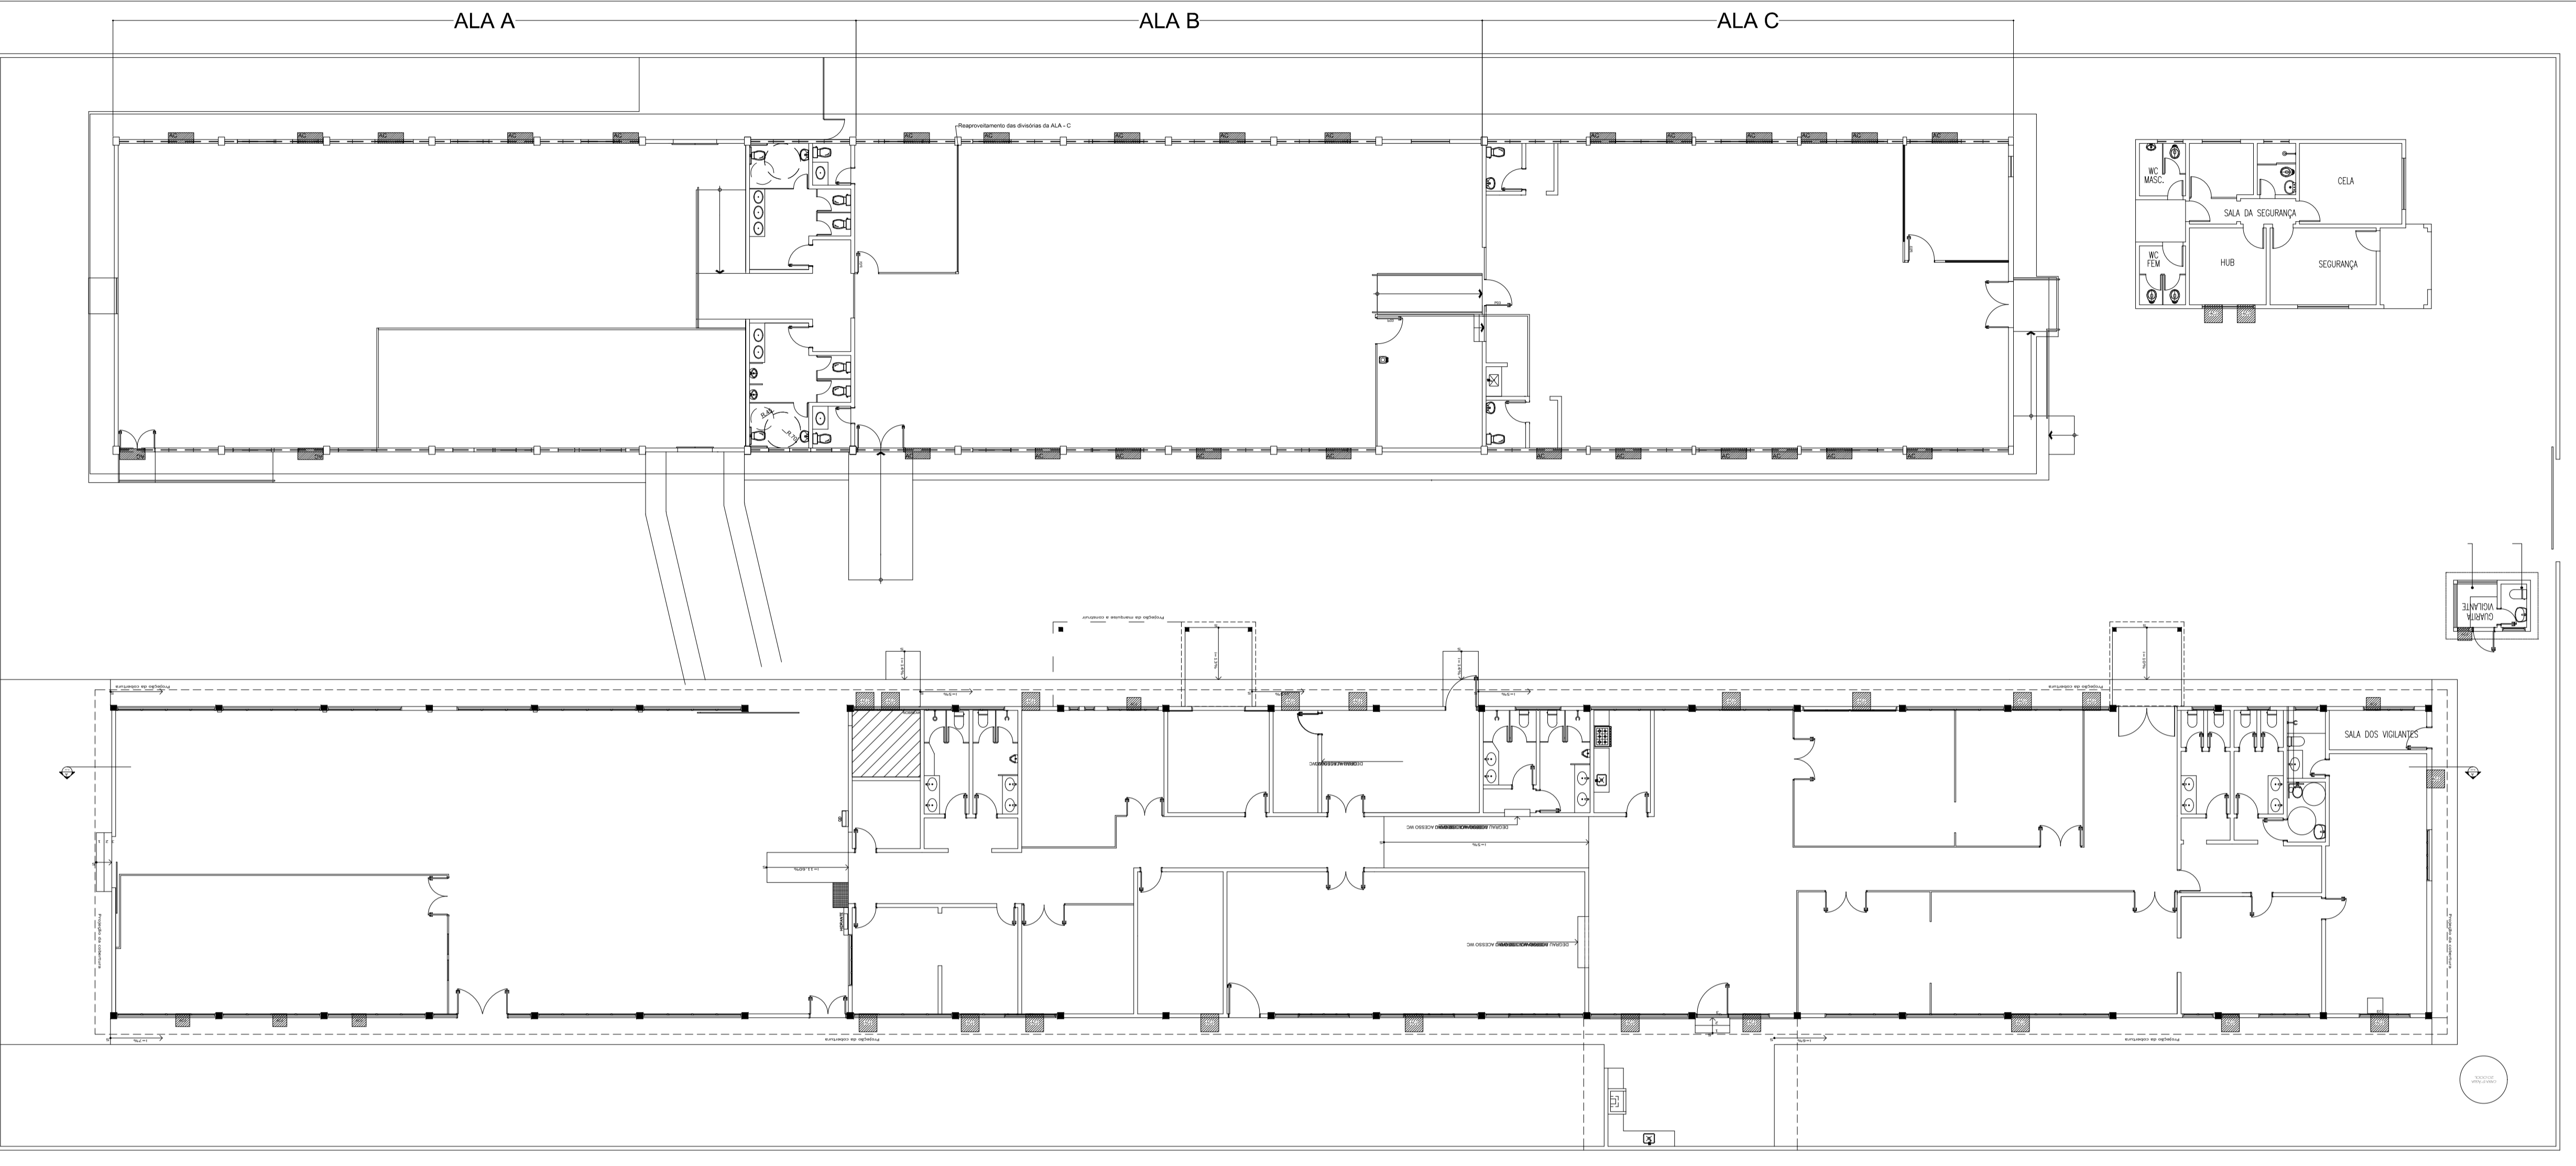


MAPA CHAVE CODIG - GRÁFICA DO GUARÁ  
SEM ESCALA

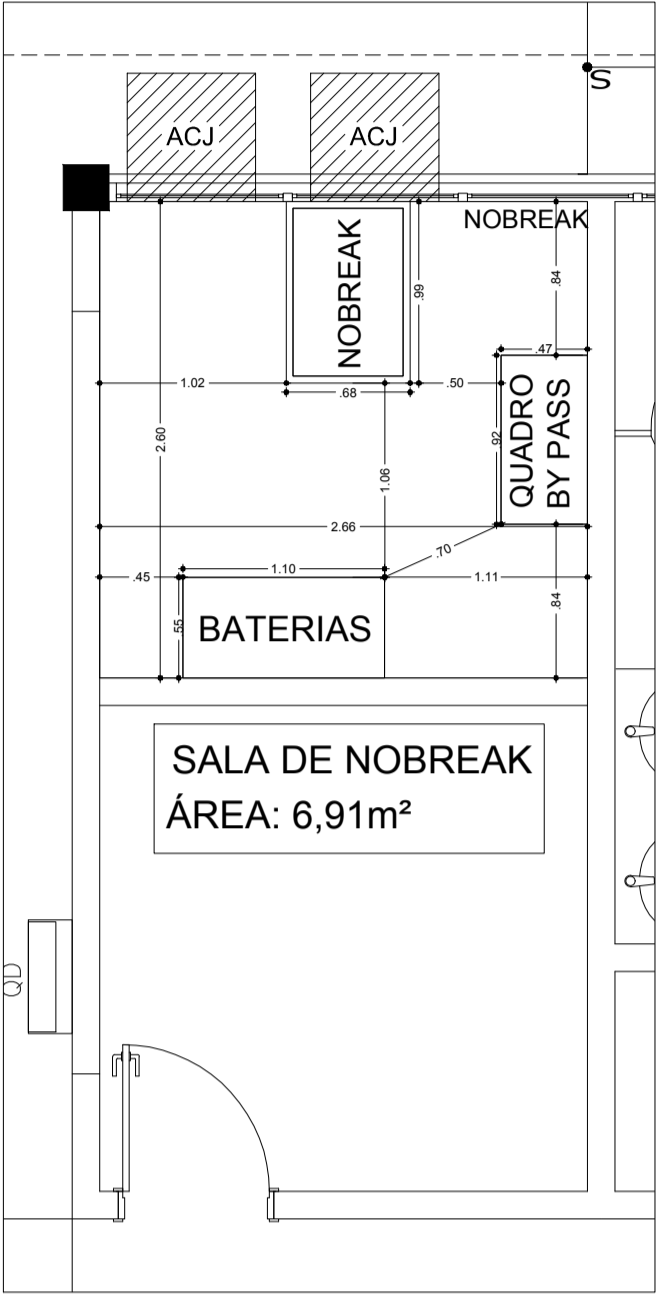


PLANTA BAIXA CDIG - GRÁFICA DO GUARÁ  
- SALA NOBREAK  
SEM ESCALA

REV.		MODIFICAÇÃO		DATA	PROJETISTA APROVO
<div><div>TJDF</div><div>ENDEREÇO: PRAÇA MUNICIPAL • LOTE 1 • CEP 70094-900 • BRASÍLIA/DF • CNPJ 00531954/0001-20</div></div>					
LOCAL: CODIG - GRÁFICA - SALA DE NOBREAK			ENDEREÇO: CJ Ad. Guarã II DE 38 AE 8 - Guarã, Brasília - DF, 70297-400		
ESCALA SEM ESCALA	DATA 07/06/2022	DESENHISTA Enio Sidarta A. Moreira	ESPECIALIDADE/SUBESPECIALIDADE: ELÉTRICA / INSTALAÇÕES ELÉTRICAS		
AUTOR DO PROJETO: NÚMEE - NÚCLEO DE MANUTENÇÃO ELÉTRICA			TIPO DE OBRA: INSTALAÇÃO		
COORDENADOR: Frederico Brancinho Teixeira		CREA: 107272/D	UF MG	DESCRIÇÃO: PROPOSTA DE LAYOUT SALA DE NOBREAK CODIG - GRÁFICA GUARÁ - SALA DE NOBREAK	
PROJETISTA: Enio Sidarta A. Moreira		CREA: UF	UF		
ESPECIALIDADE: ELE	FASE: PROJETO	NOME DA PLANTA: GRÁFICA GUARÁ - SALA DE NOBREAK		VERSÃO: 00	FOLHA 01/01

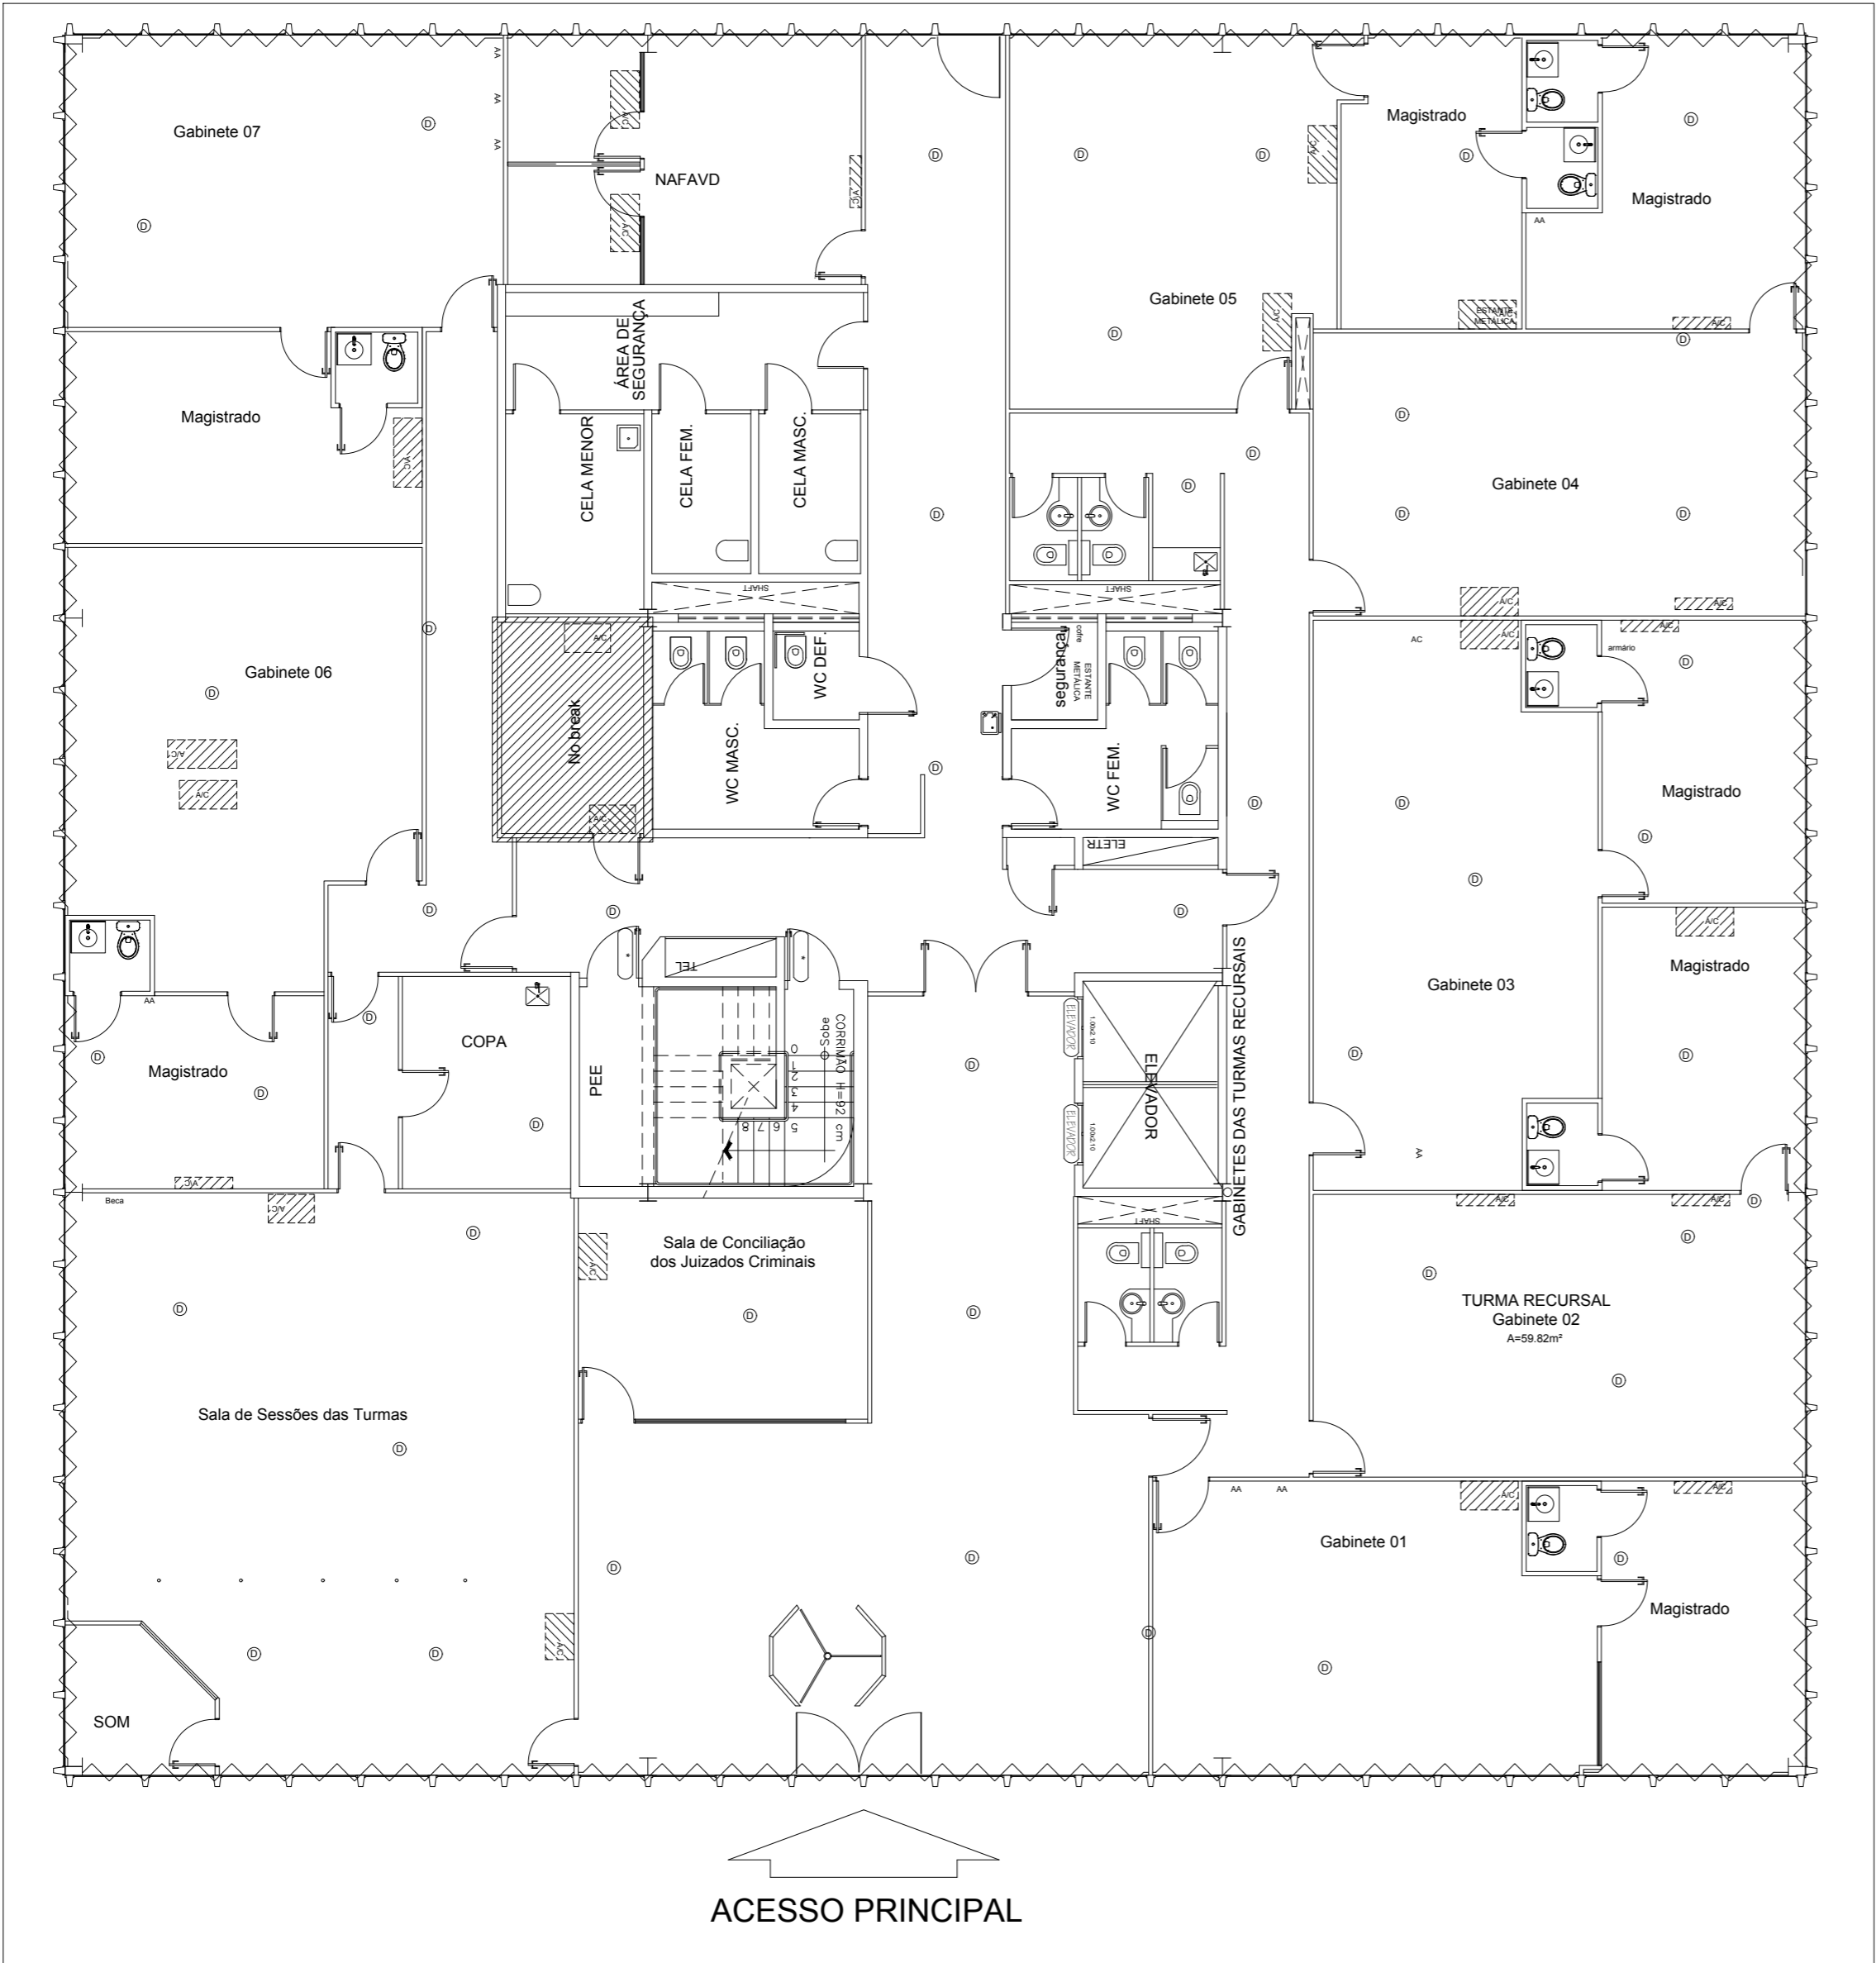

MAPA CHAVE  
ESCALA 1:5000

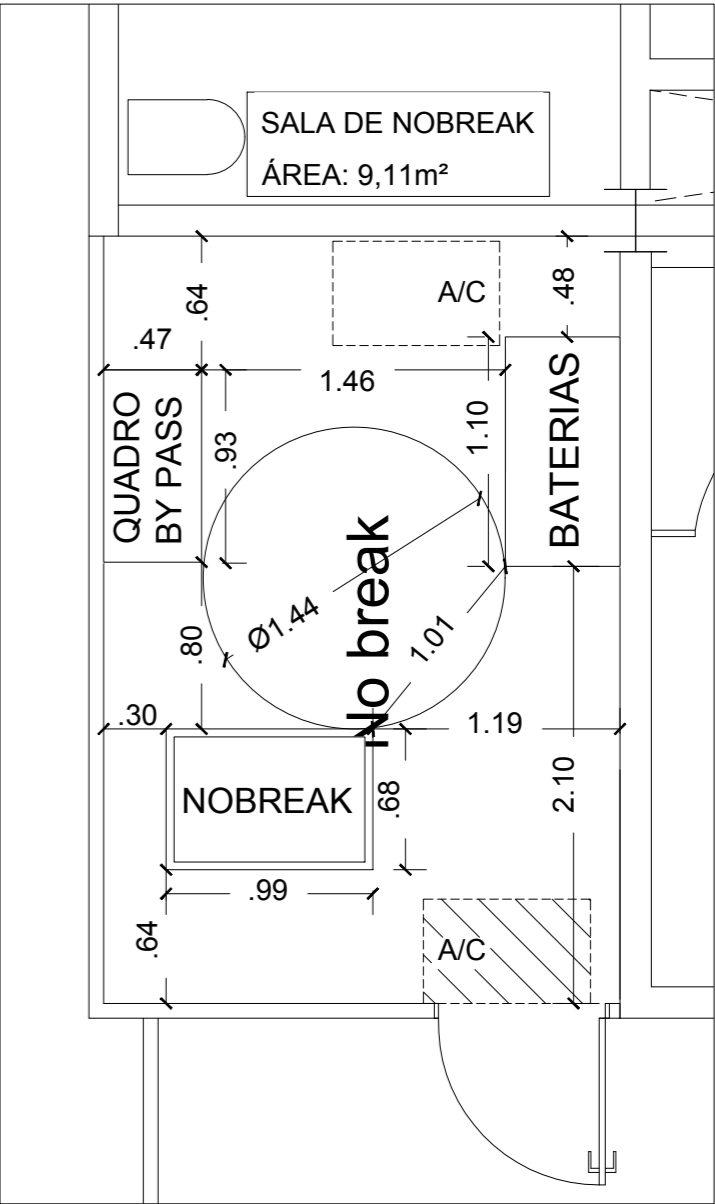

PLANTA BAIXA – SALA DE NOBREAK LEAL FAGUNDES – BLOCO 1  
ESCALA 1:500



REV.	MODIFICAÇÃO		DATA	PROJETISTA APROVO
TJDFT		ENDEREÇO: PRAÇA MUNICIPAL • LOTE 1 • CEP 70094-900 • BRASÍLIA/DF • CNPJ 00531954/0001-20		
LOCAL: FÓRUM LEAL FAGUNDES		ENDEREÇO: SMAS TRECHO 04 LOTES 6/4, Brasília, 70610-906		
ESCALA	DATA	DESENHISTA	ESPECIALIDADE / SUBESPECIALIDADE:	
SEM ESCALA	07/06/2022	Enio Sidarta A Moreira	ELÉTRICA / INSTALAÇÕES ELÉTRICAS	
AUTOR DO PROJETO:		TIPO DE OBRA:		
NUMAE - NÚCLEO DE MANUTENÇÃO ELÉTRICA		INSTALAÇÃO		
COORDENADOR:	CREA:	UF	DESCRIÇÃO:	
Frederico Branquinho Teixeira	107272/D	MG	PROPOSTA DE LAYOUT SALA DE NOBREAK	
PROJETISTA:	CREA:	UF	BLOCO 1 - TÉRREO	
Enio Sidarta A. Moreira				
ESPECIALIDADE:	FASE:	NOME DA PLANTA:	VERSÃO:	FOLHA
ELE	PROJETO	LEAL FAGUNDES-BLOCO2-SALA-DE-NOBREAK	00	01/01



REV.	MODIFICAÇÃO					DATA	PROJETISTA	APROVO	
		ENDEÇO: PRAÇA MUNICIPAL • LOTE 1 • CEP 70094-900 • BRASÍLIA/DF • CNPJ 00531954/0001-20							
LOCAL: FÓRUM LEAL FAGUNDES					ENDEREÇO: SMAS TRECHO 04 LOTES 6/4, Brasília, 70610-906				
ESCALA	DATA	DESENHISTA			ESPECIALIDADE /SUBESPECIALIDADE:				
SEM ESCALA	07/06/2022	Enio Sidarta A Moreira			ELÉTRICA / INSTALAÇÕES ELÉTRICAS				
AUTOR DO PROJETO: NUMAE - NÚCLEO DE MANUTENÇÃO ELÉTRICA					TIPO DE OBRA: INSTALAÇÃO				
COORDENADOR:		CRÉA:	UF		DESCRIÇÃO:				
Frederico Branquinho Teixeira		107272/D	MG		PROPOSTA DE LAYOUT SALA DE NOBREAK BLOCO 2 - TÉRREO				
PROJETISTA:		CREA:		UF					
Enio Sidarta A. Moreira									
ESPECIALIDADE:		FASE:			NOME DA PLANTA:			VERSÃO:	FOLHA
ELE		PROJETO			LEAL FAGUNDES-BLOCO2-SALA-DE-NOBREAK			00	01/01




REV.	MODIFICAÇÃO	DATA	PROJETISTA APROVO
<div style="display: flex; align-items: center;"> <div> <p>ENDEREÇO:</p> <p>PRAÇA MUNICIPAL • LOTE 1 • CEP 70094-900 • BRASÍLIA/DF • CNPJ 00531954/0001-20</p> </div> </div>			
LOCAL: FÓRUM LEAL FAGUNDES		ENDEREÇO: SMAS TRECHO 04 LOTES 6/4, Brasília, 70610-906	
ESCALA  SEM ESCALA	DATA  07/06/2022	DESENHISTA  Enio Sidarta A Moreira	EPECIALIDADE /SUBESPECIALIDADE:  ELÉTRICA / INSTALAÇÕES ELÉTRICAS
AUTOR DO PROJETO: NUMAE - NÚCLEO DE MANUTENÇÃO ELÉTRICA			TIPO DE OBRA: INSTALAÇÃO
COORDENADOR: Frederico Branquinho Teixeira	CREA: 107272/D	UF MG	DESCRIÇÃO: PROPOSTA DE LAYOUT SALA DE NOBREAK BLOCO 3 - TÉRREO
PROJETISTA: Enio Sidarta A. Moreira	CREA:	UF	
Especialidade: ELE	FASE: PROJETO	NOME DA PLANTA: LEAL FAGUNDES-BLOC03-SALA-DE-NOBREAK	VERSÃO: 00 FOLHA 01/01

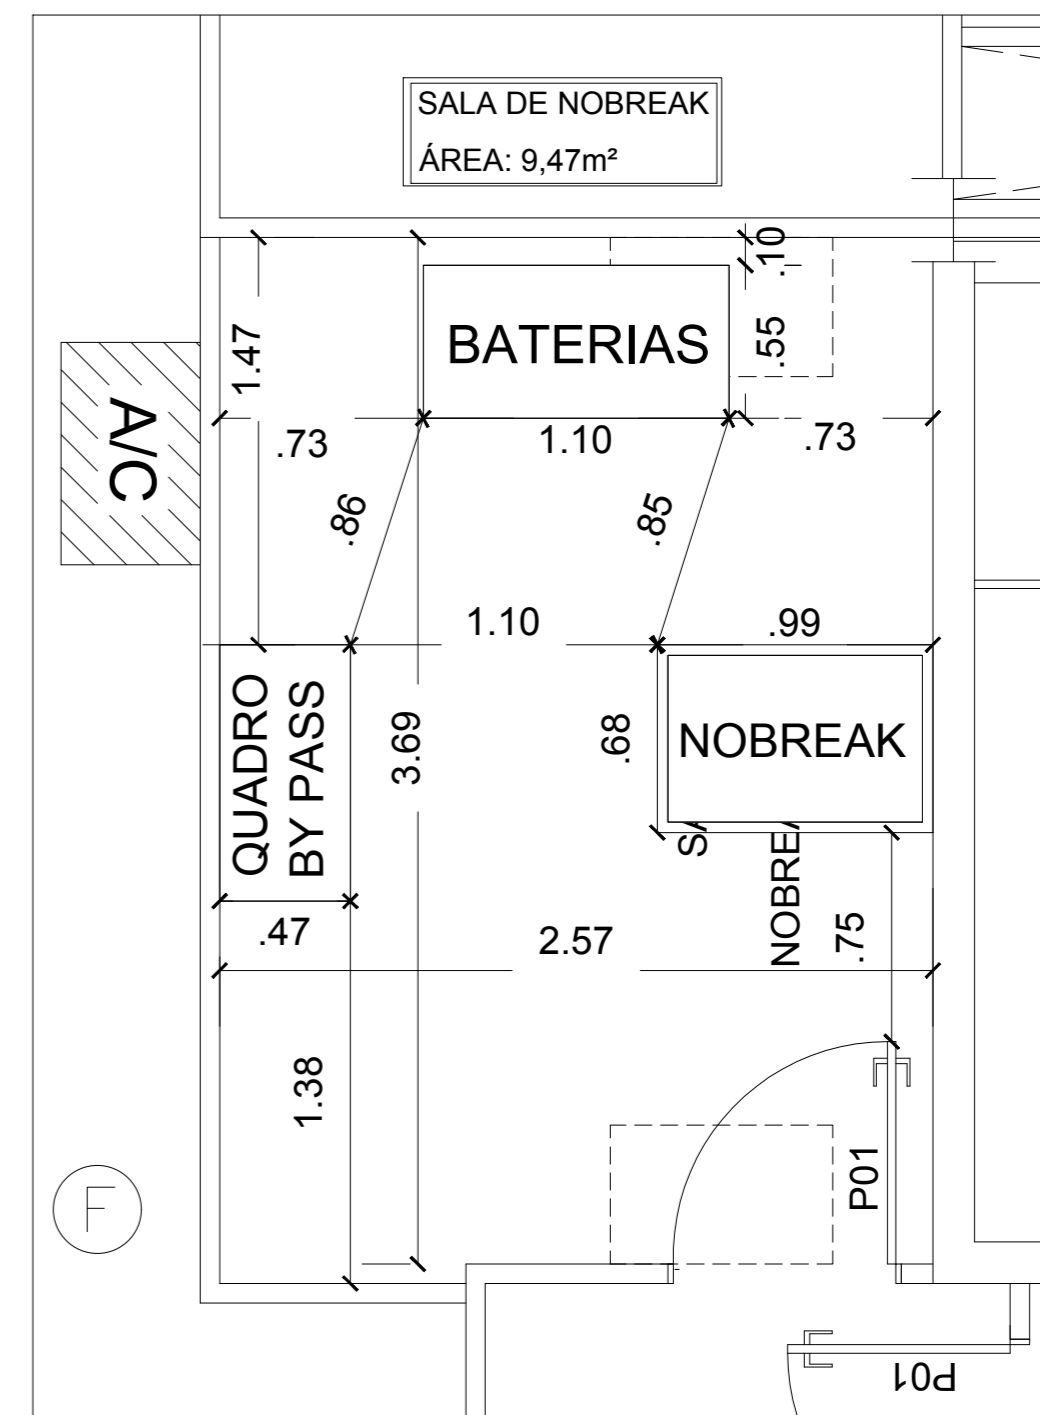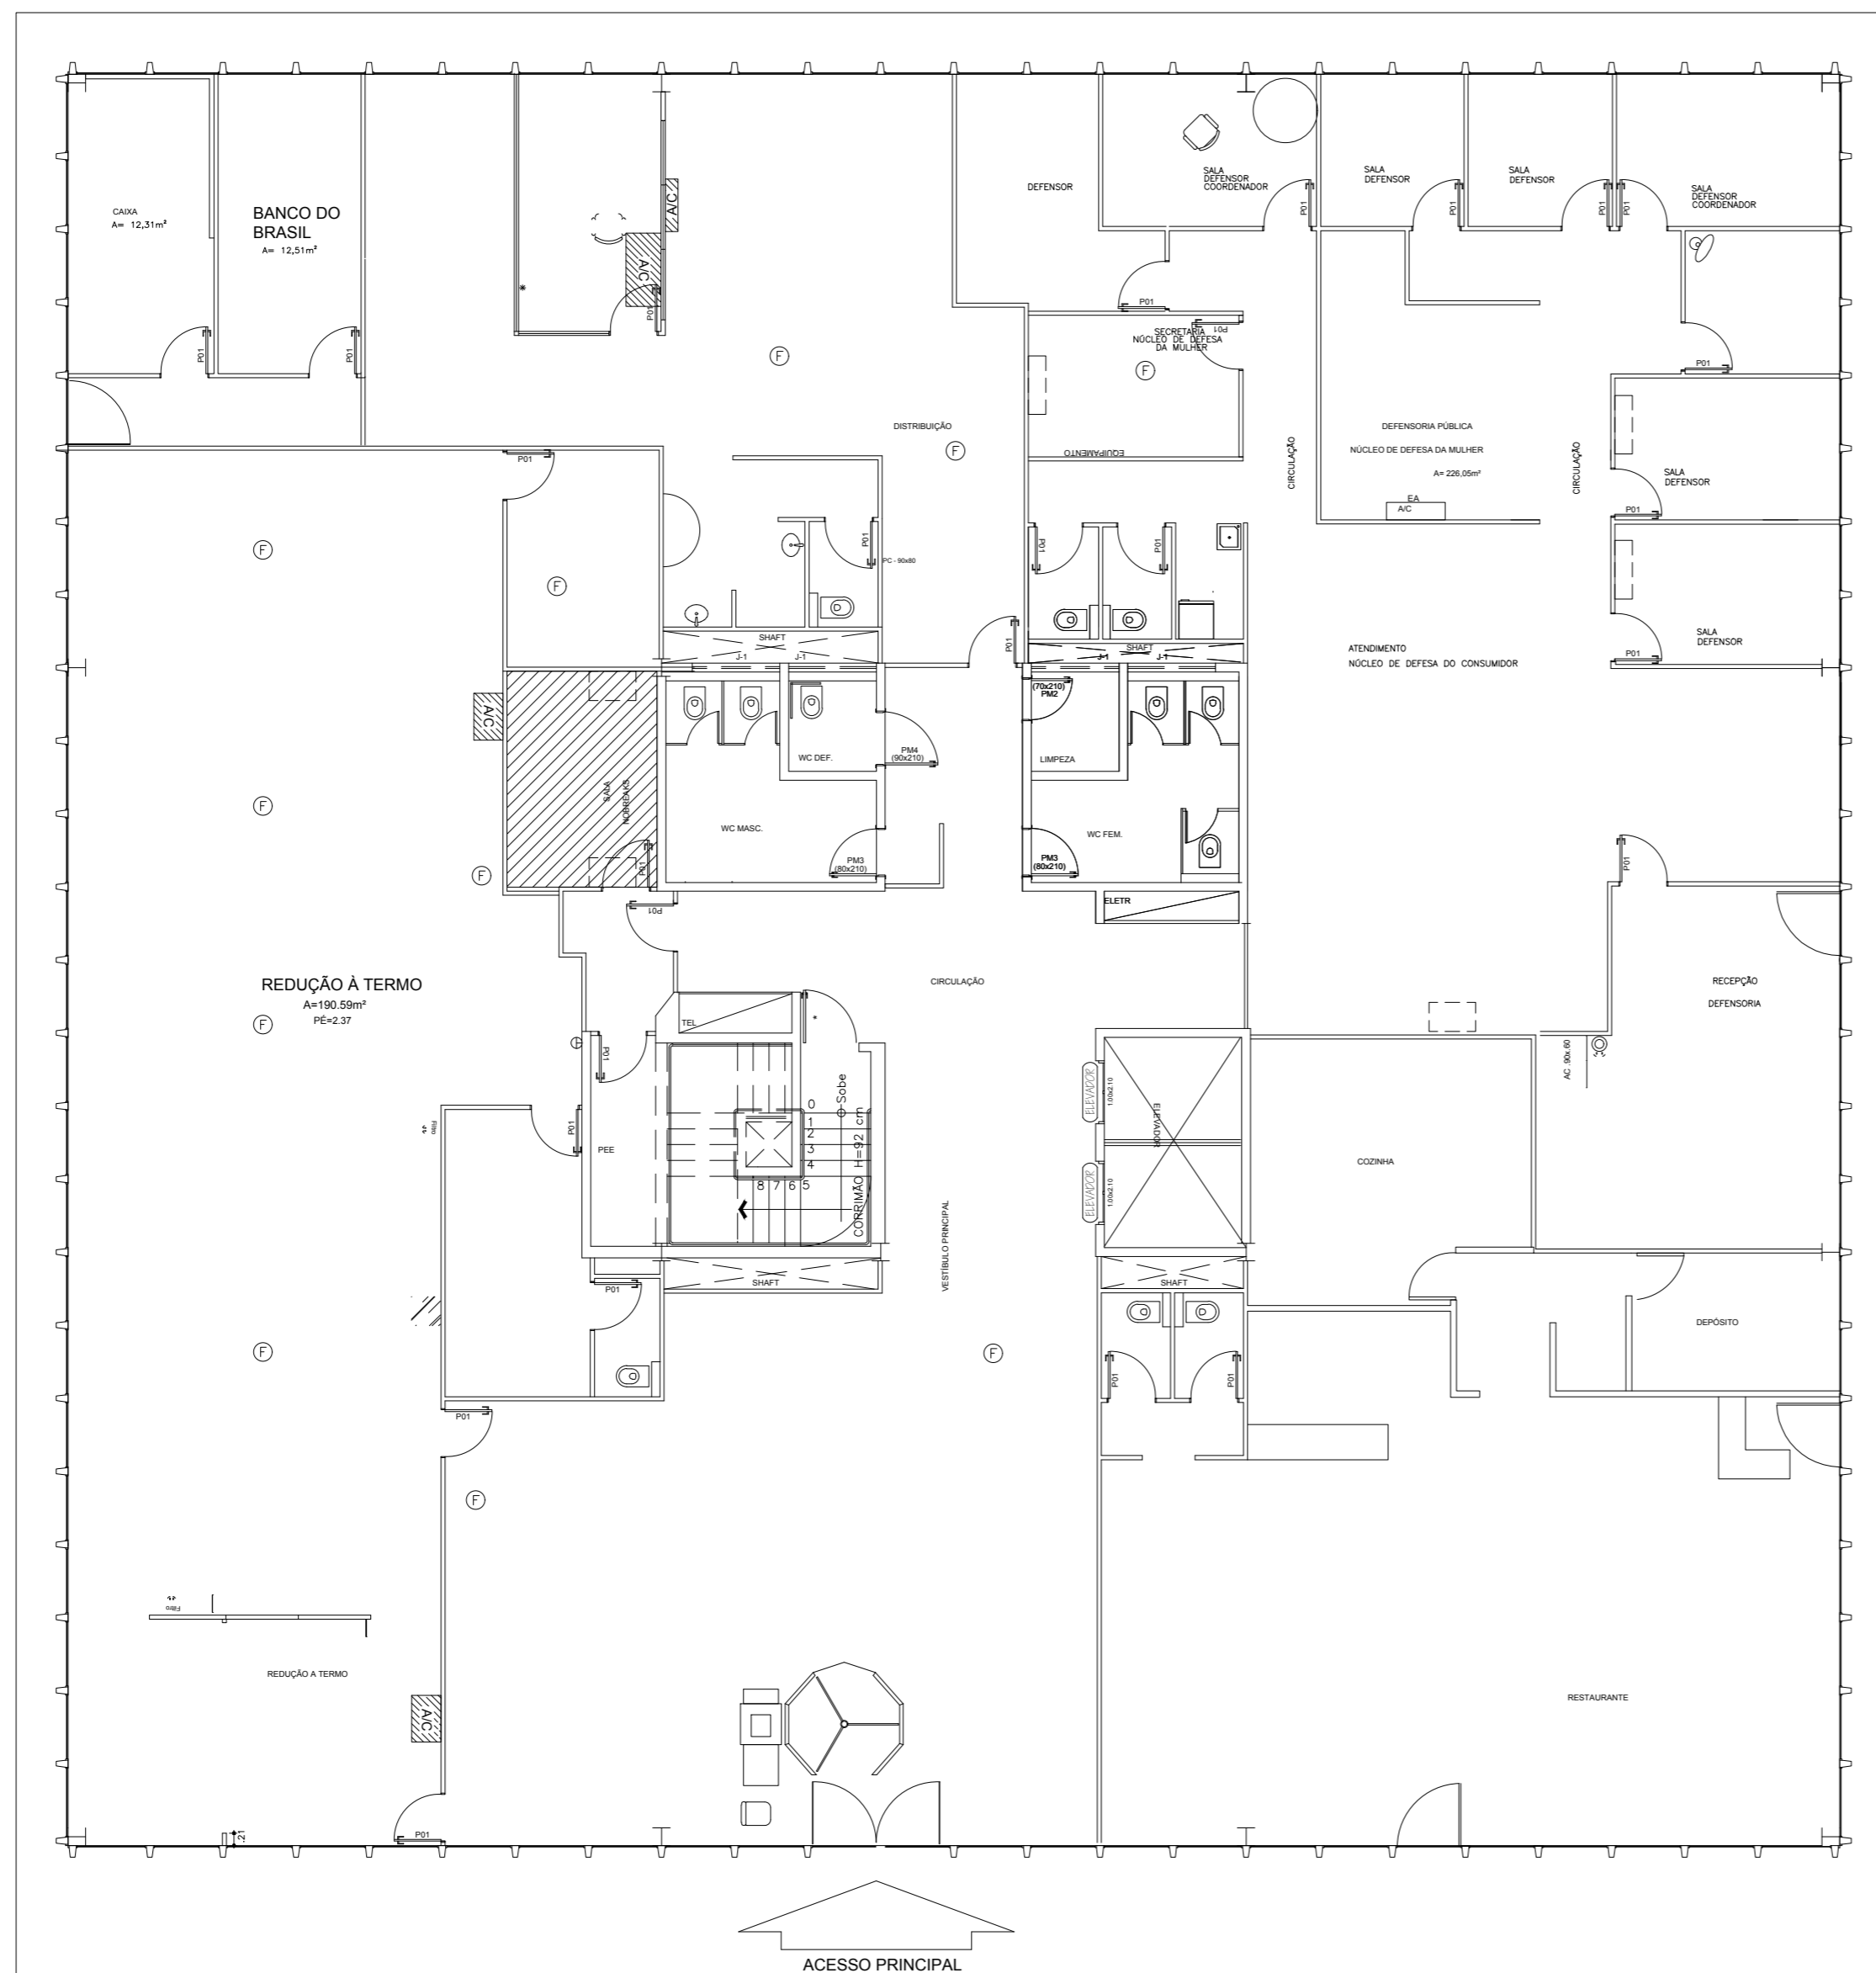


PLANTA BAIXA – SALA DE NOBREAK  
LEAL FAGUNDES – BLOCO 4  
ESCALA 1:500

REV.	MODIFICAÇÃO		DATA	PROJETISTA APROVO
<div>TJDFT</div> <div>ENDEREÇO: PRAÇA MUNICIPAL • LOTE 1 • CEP 70094-900 • BRASÍLIA/DF • CNPJ 00531954/0001-20</div>				
LOCAL: FÓRUM LEAL FAGUNDES		ENDEREÇO: SMAS TRECHO 04 LOTES 6/4, Brasília, 70610-906		
ESCALA SEM ESCALA	DATA 07/06/2022	DESENHISTA Enio Sidarta A Moreira	ESPECIALIDADE /SUBESPECIALIDADE: ELÉTRICA / INSTALAÇÕES ELÉTRICAS	
AUTOR DO PROJETO: NUMAE - NÚCLEO DE MANUTENÇÃO ELÉTRICA		TIPO DE OBRA: INSTALAÇÃO		
COORDENADOR: Frederico Branquinho Teixeira		CREA: 107272/D	UF MG	DESCRIÇÃO: PROPOSTA DE LAYOUT SALA DE NOBREAK BLOCO 4 - TÉRREO
PROJETISTA: Enio Sidarta A. Moreira		CREA:	UF	
ESPECIALIDADE: ELE		FASE: PROJETO	NOME DA PLANTA: LEAL FAGUNDES-BLOC04-SALA-DE-NOBREAK	VERSÃO: 00 FOLHA 01/01

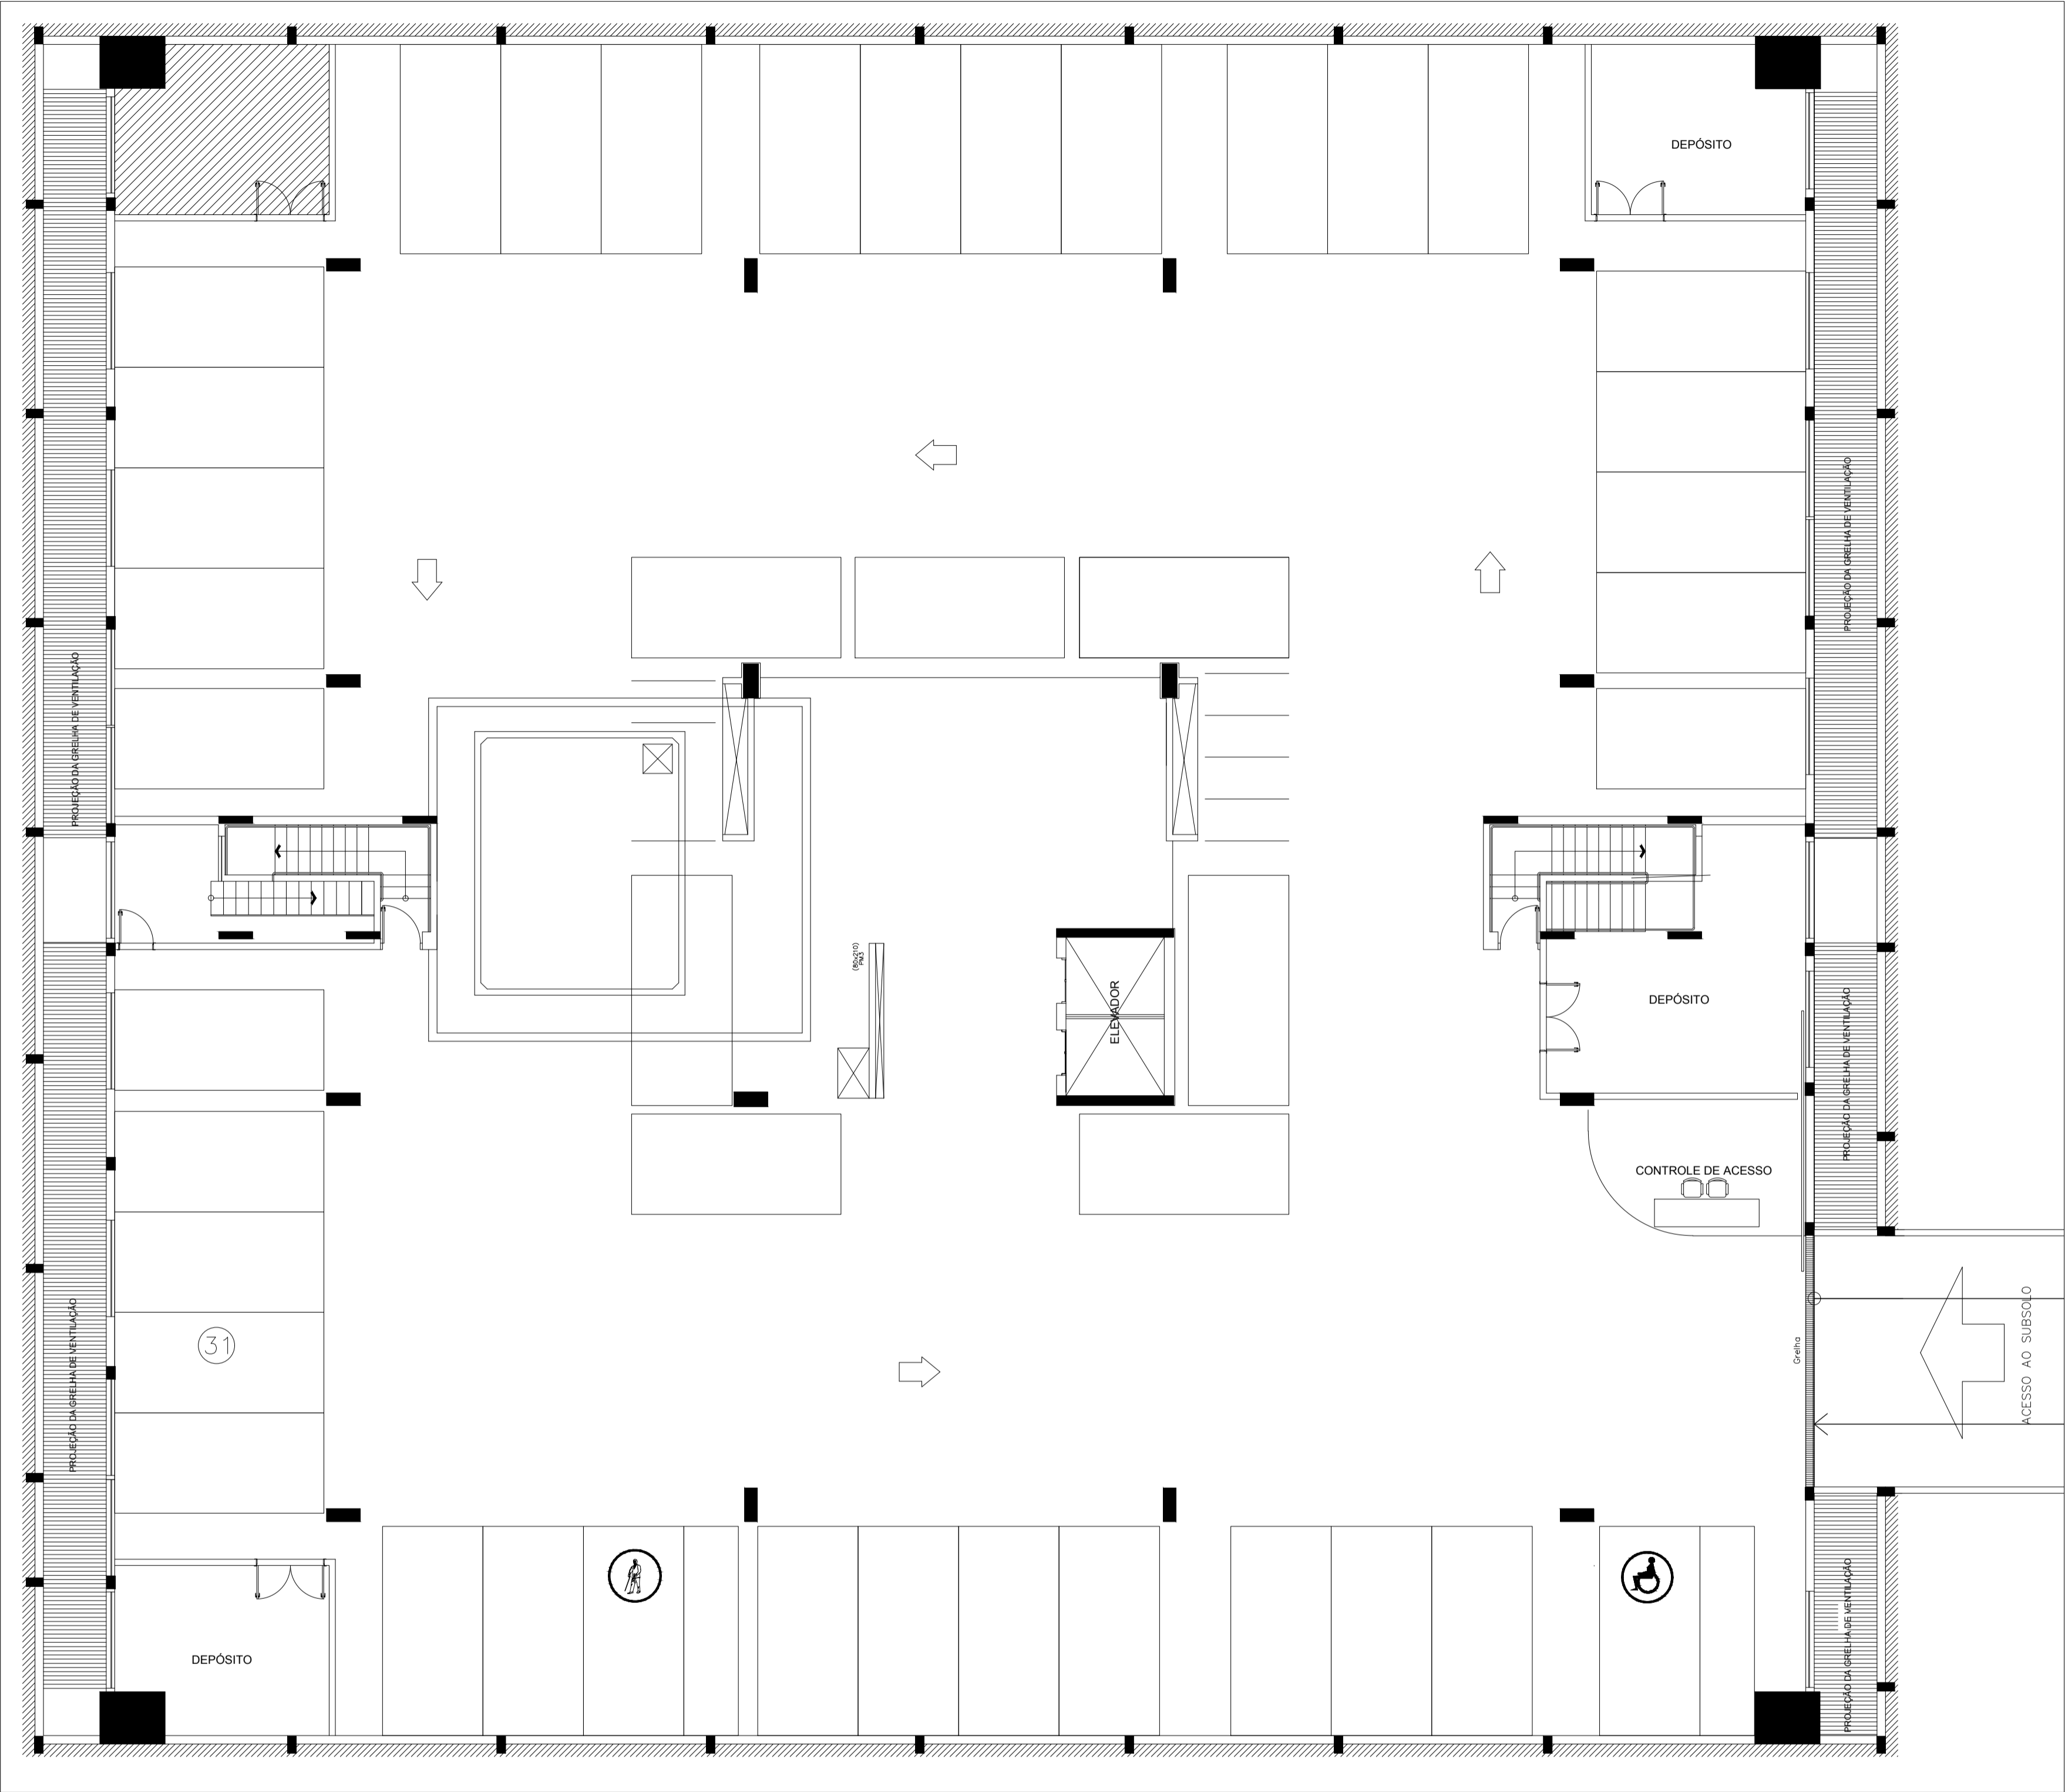


MAPA CHAVE BLOCO 5 (FAMÍLIA) – LEAL FAGUNDES – SALA DE NOBREAK  
ESCALA 1:200

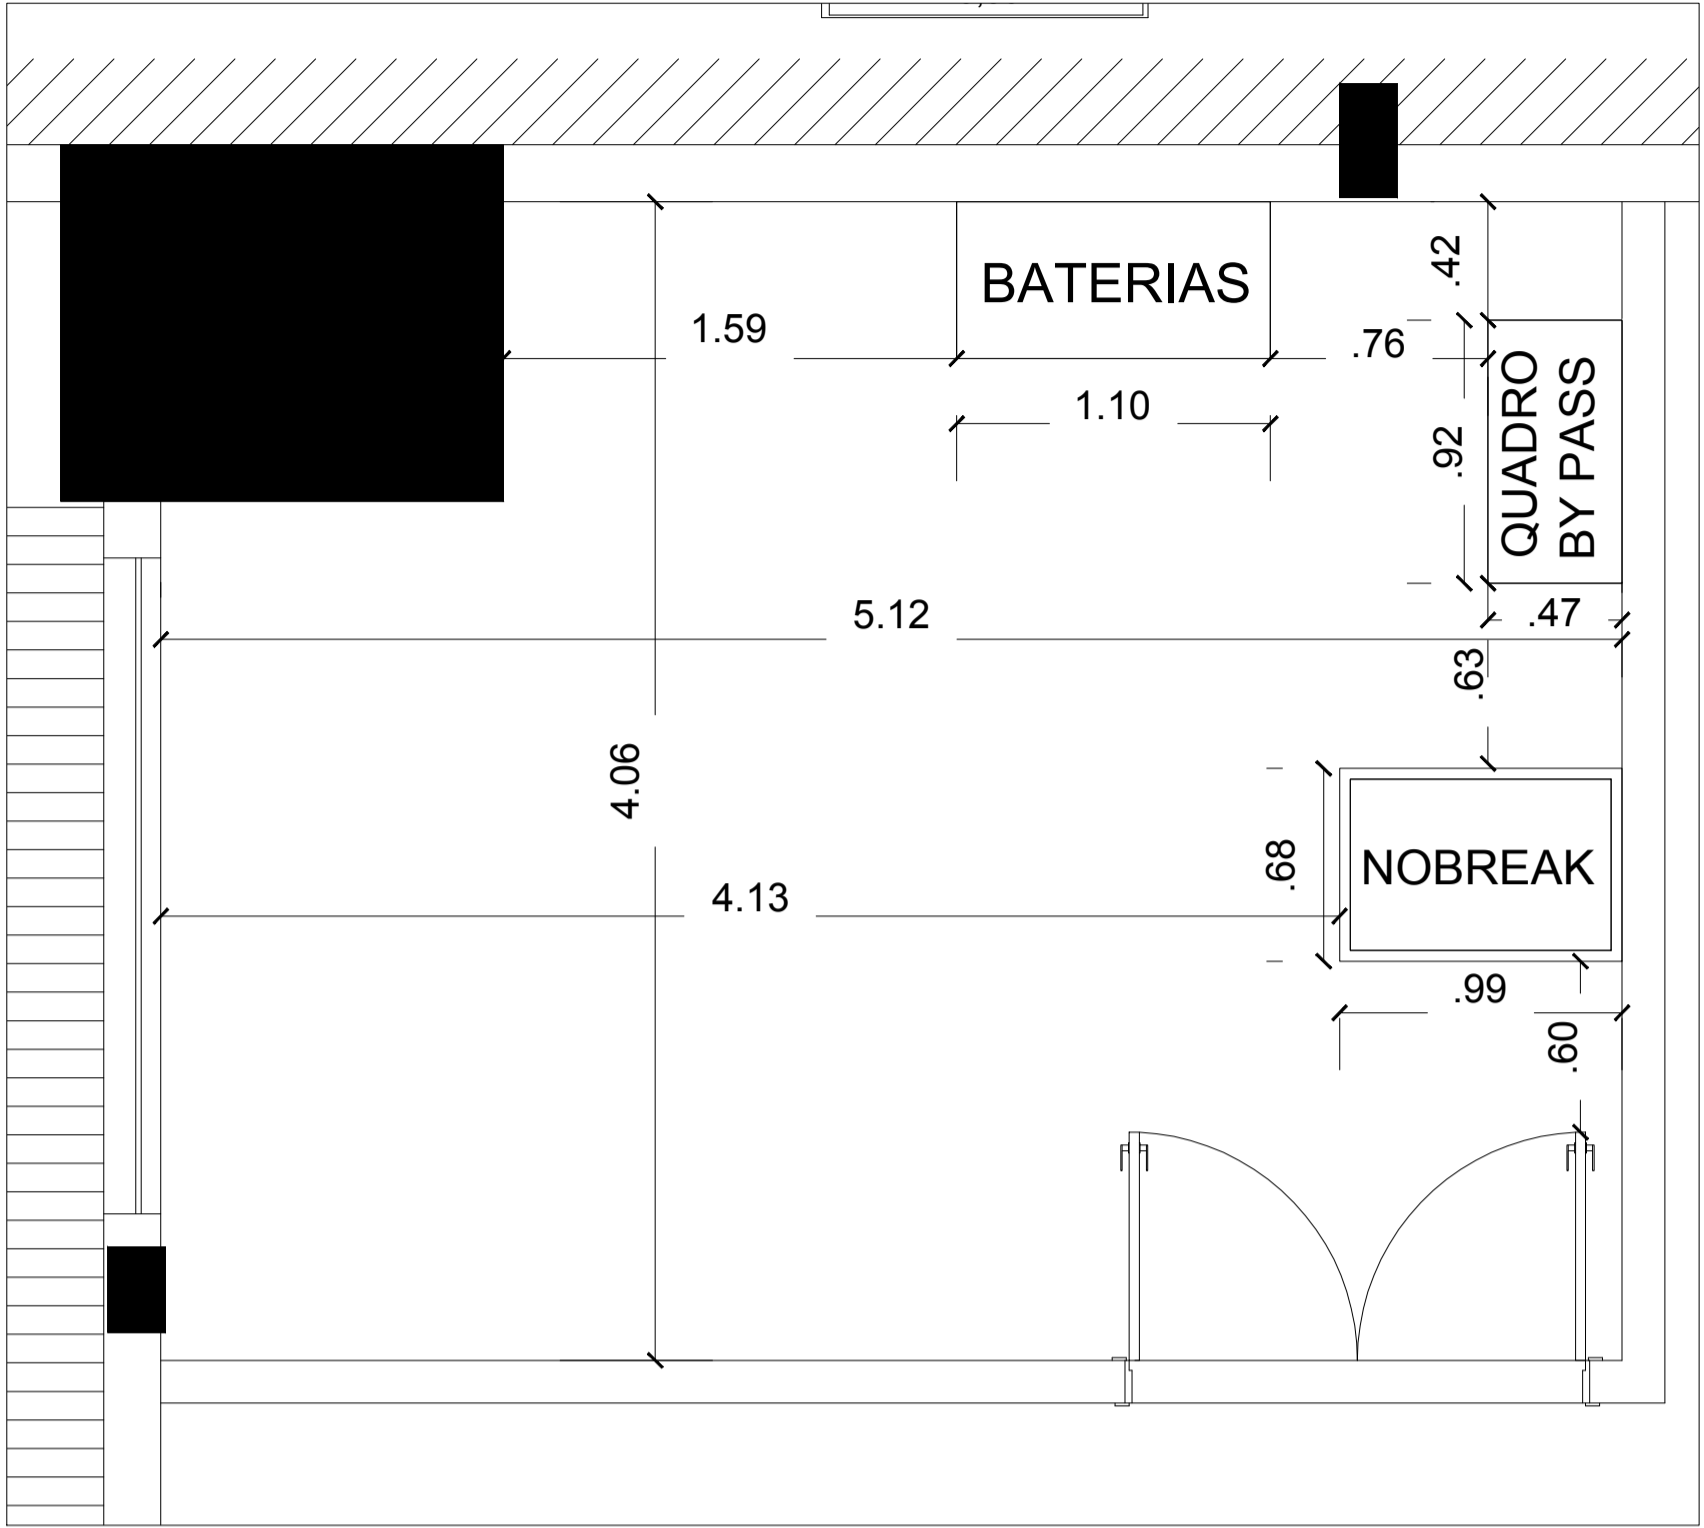


PLANTA BAIXA – SALA DE NOBREAK  
LEAL FAGUNDES – BLOCO 5 (FAMÍLIA)  
ESCALA 1:500

REV.	MODIFICAÇÃO		DATA	PROJETISTA	APROVO
<div><div>TJDFT</div><div>ENDEREÇO: PRAÇA MUNICIPAL • LOTE 1 • CEP 70094-900 • BRÁSILIA/DF • CNPJ 00531954/0001-20</div></div>					
LOCAL: FÓRUM LEAL FAGUNDES			ENDEREÇO: SMAS TRECHO 04 LOTES 6/4, Brasília, 70610-906		
ESCALA	DATA	DESENHISTA	ESPECIALIDADE /SUBESPECIALIDADE:		
SEM ESCALA	07/06/2022	Enio Sidarta A Moreira	ELÉTRICA / INSTALAÇÕES ELÉTRICAS		
AUTOR DO PROJETO: NUMAE - NÚCLEO DE MANUTENÇÃO ELÉTRICA			TIPO DE OBRA: INSTALAÇÃO		
COORDENADOR: Frederico Branquinho Teixeira		CREA: 107272/D	UF MG	DESCRIÇÃO: PROPOSTA DE LAYOUT SALA DE NOBREAK BLOCO 4 - TÉRREO	
PROJETISTA: Enio Sidarta A. Moreira		CREA:	UF		
ESPECIALIDADE: ELE		FASE: PROJETO		VERSÃO: 00	FOLHA 01/01
NOME DA PLANTA: LEAL FAGUNDES-BLOCOS-(FAMÍLIA)-SALA-DE-NOBREAK					

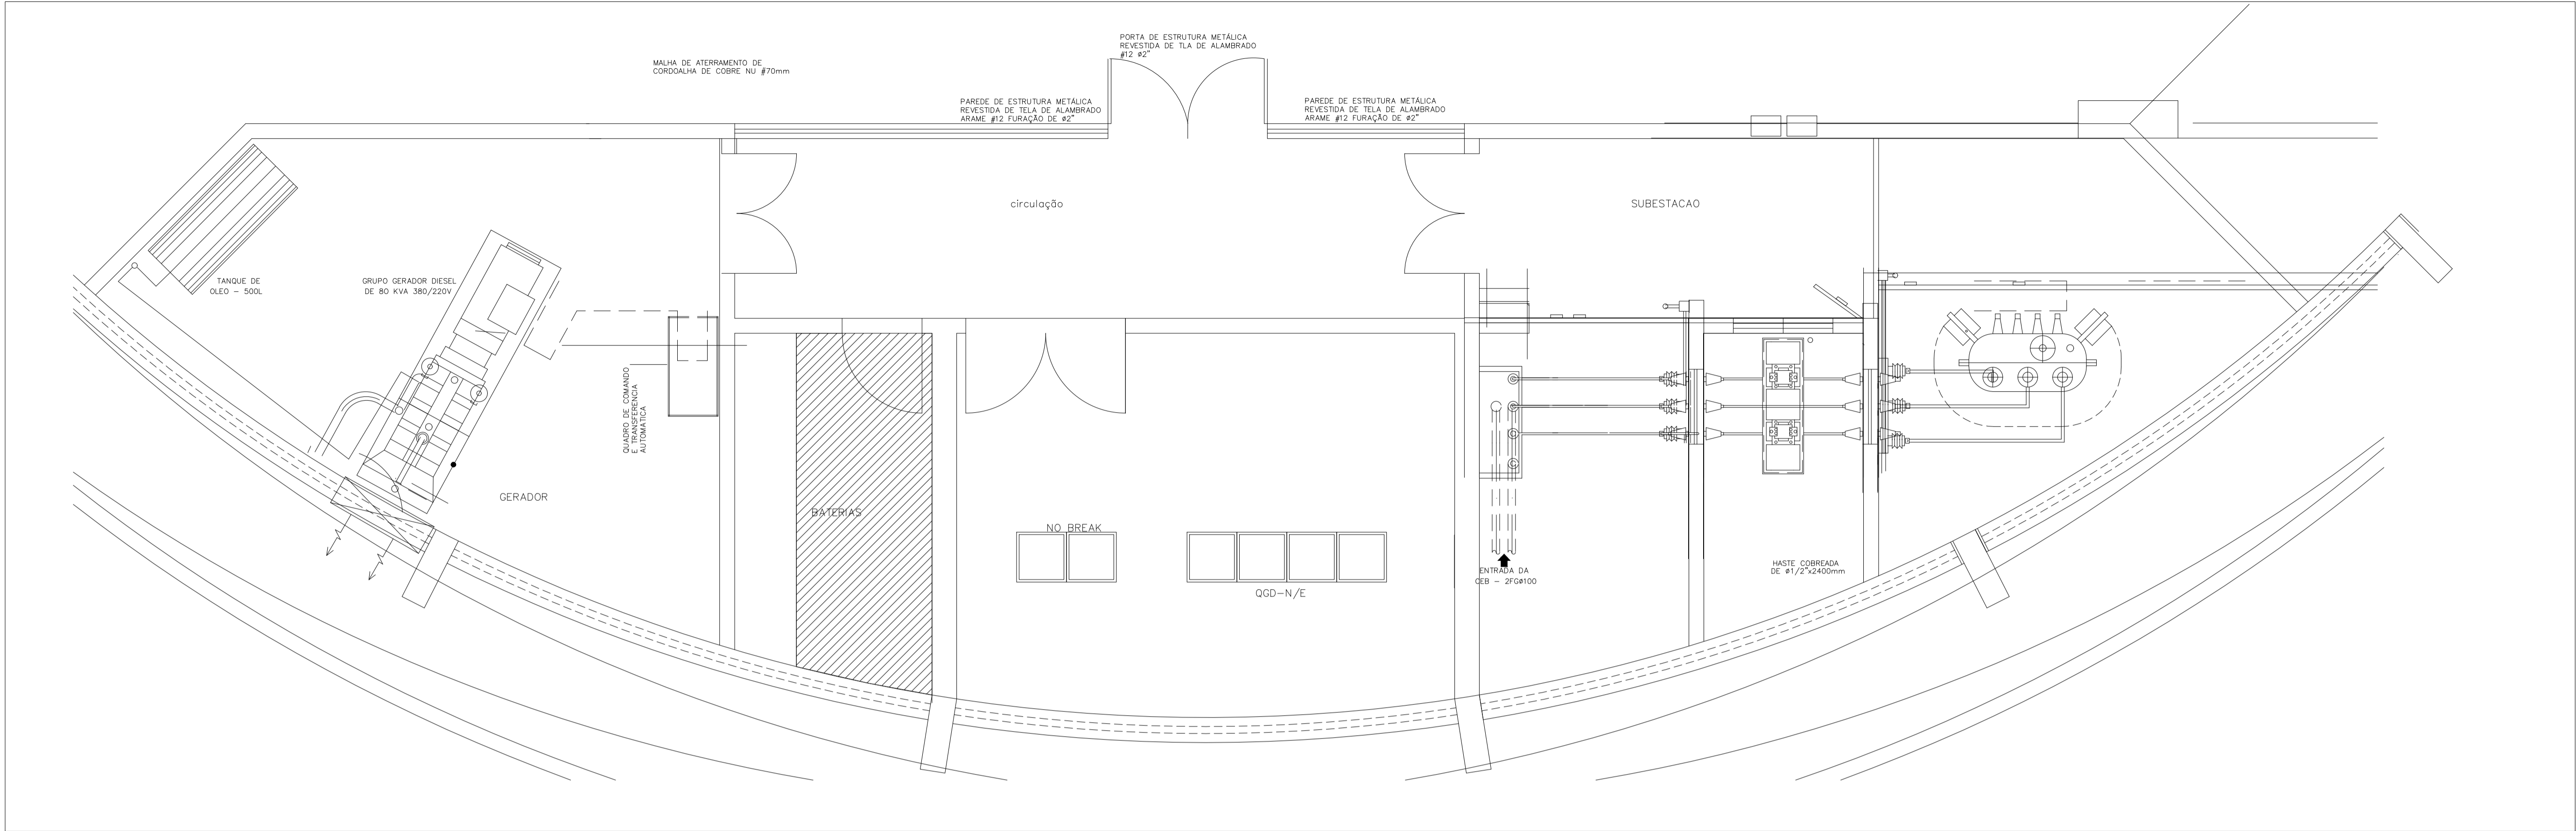


MAPA CHAVE – FÓRUM PARANOÁ – SALA DE NOBREAK  
ESCALA 1:75

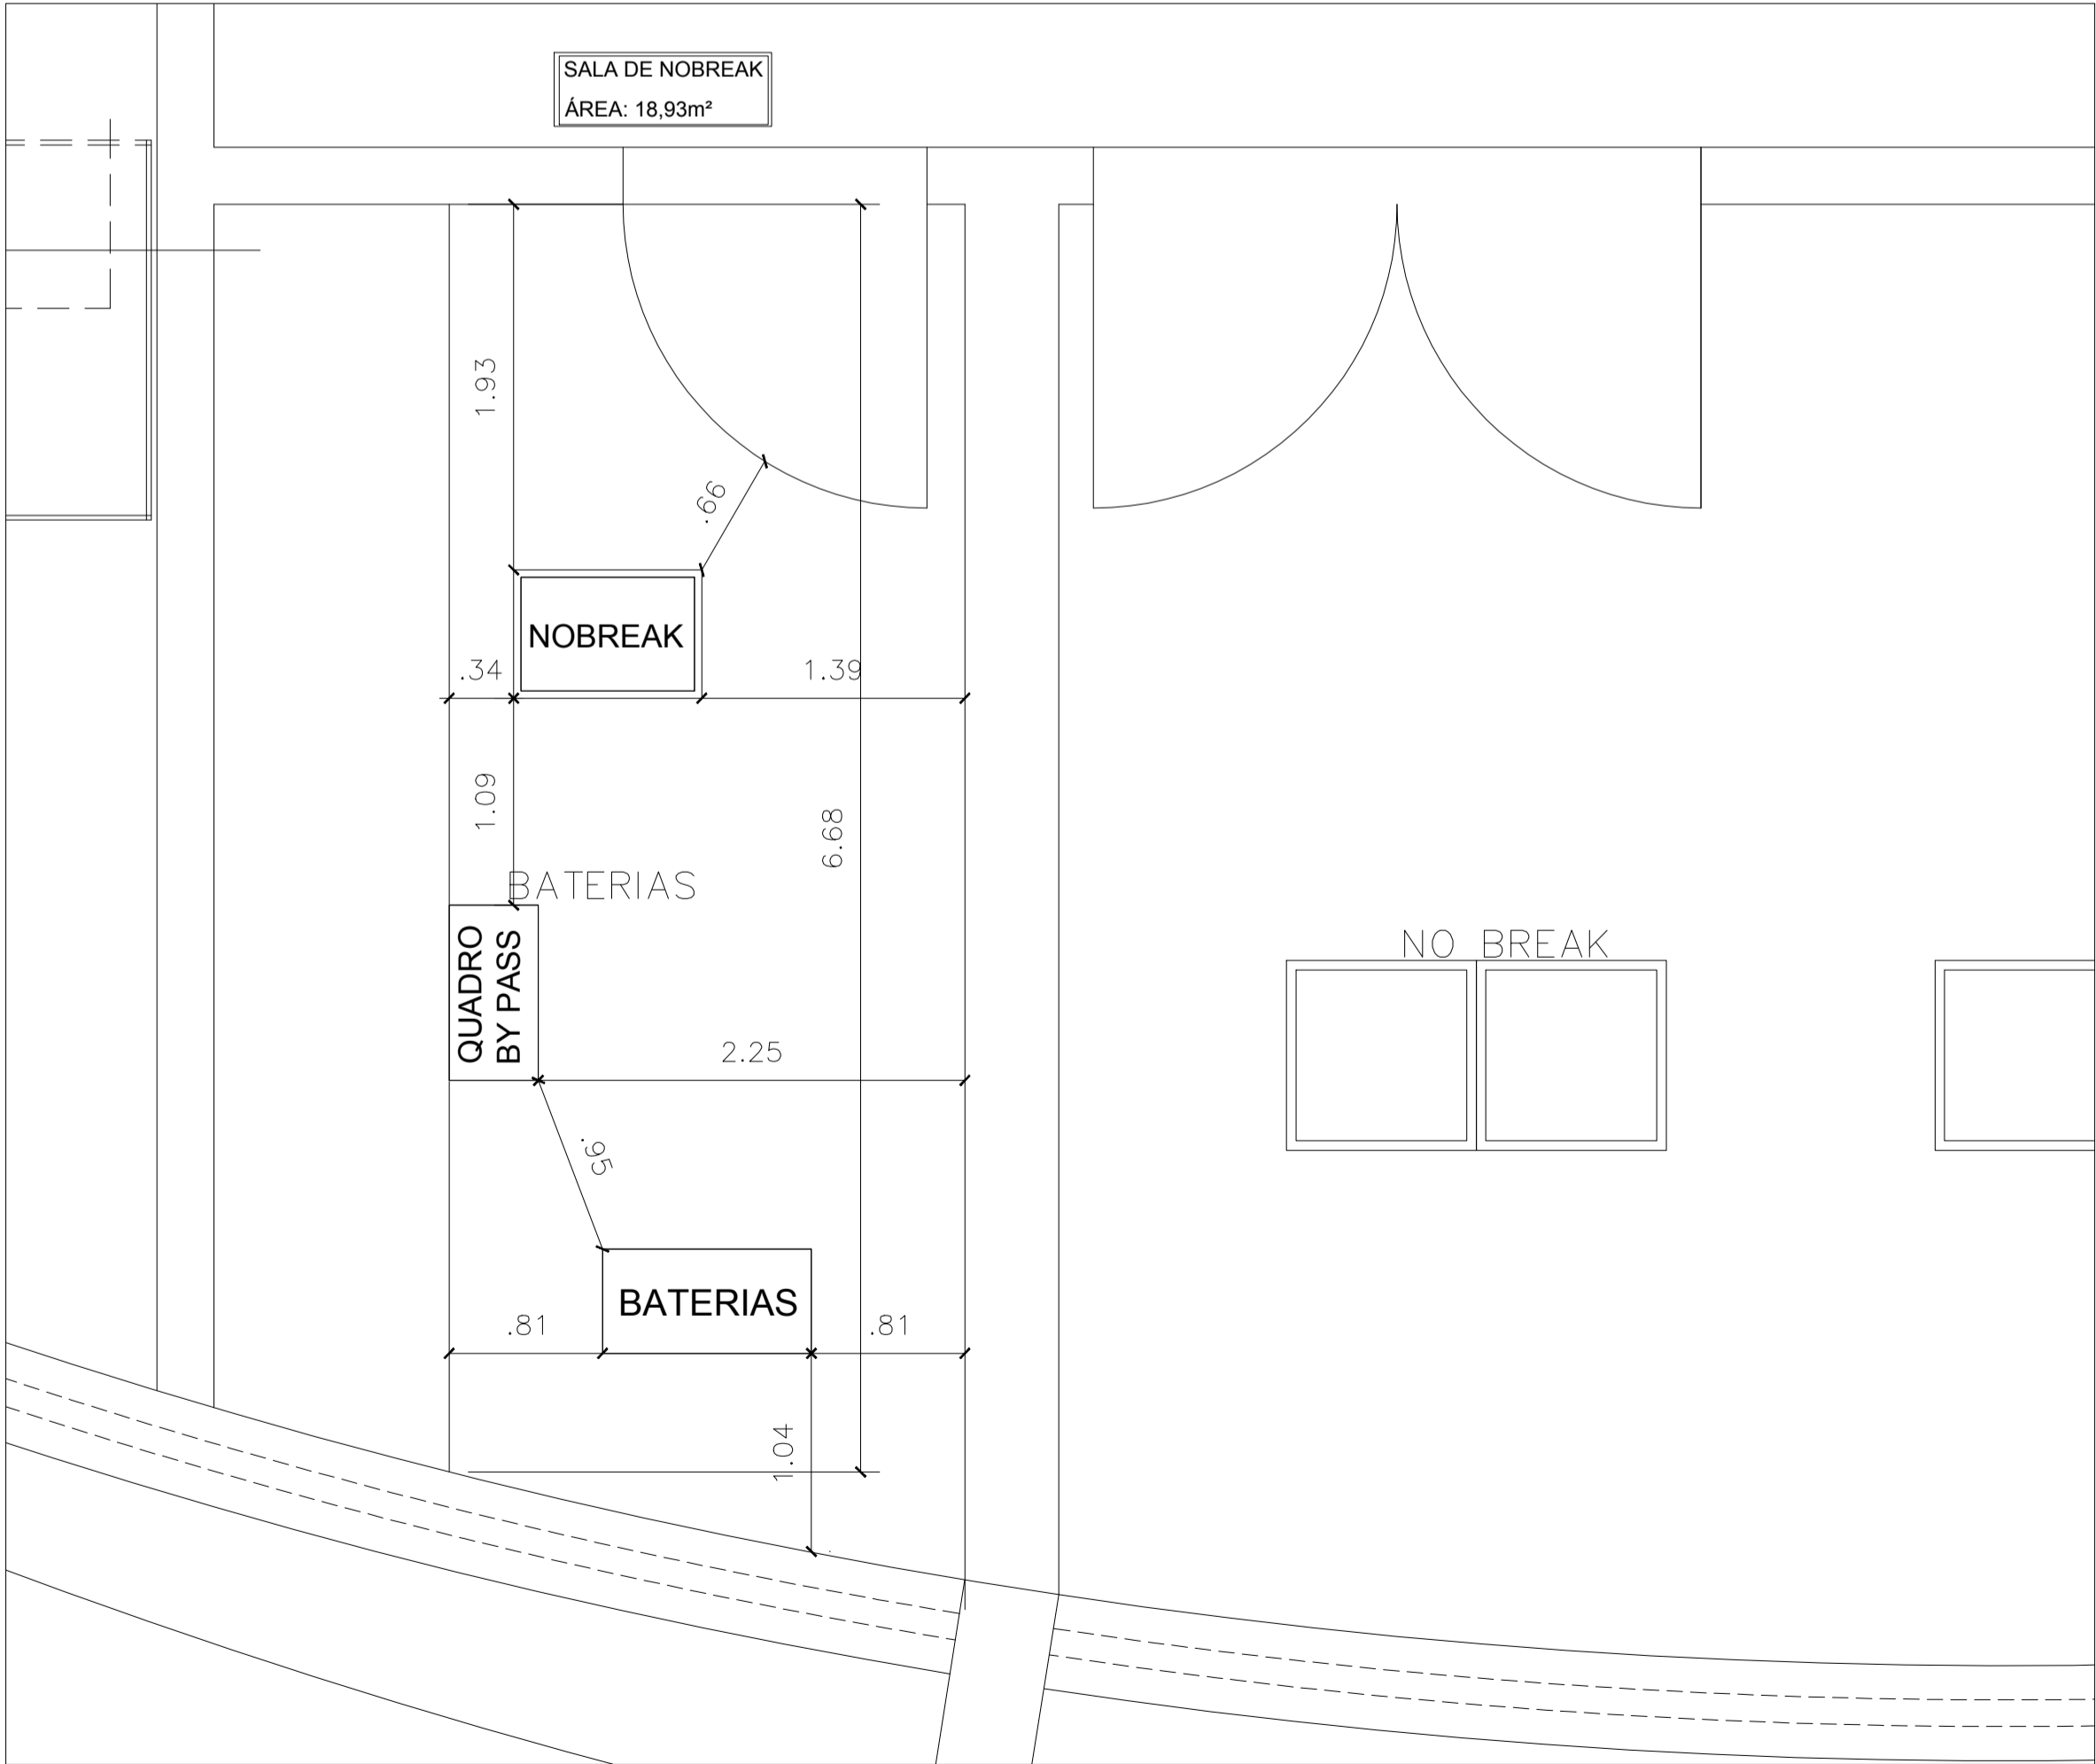


PLANTA BAIXA – FÓRUM PARANOÁ – SALA DE NOBREAK  
ESCALA 1:50

REV.	MODIFICAÇÃO					DATA	PROJETISTA	APROVO	
<div><div>TJDFT</div><div>ENDERECO: PRAÇA MUNICIPAL - LOTE 1 - CEP 70094-900 - BRÁSILIA/DF - CNPJ 00531954/0001-20</div></div>									
LOCAL: FÓRUM PARANOÁ-SALA-DE-NOBREAK					ENDERECO: A.E. N.02 Quadra 03 SI T 55 Paranoá, Brasília 030 - Paranoá, Brasília - DF				
ESCALA	DATA	DESENHISTA			ESPECIALIDADE /SUBESPECIALIDADE:				
SEM ESCALA	07/06/2022	Enio Sidarta A Moreira			ELÉTRICA / INSTALAÇÕES ELÉTRICAS				
AUTOR DO PROJETO: NUMAE - NÚCLEO DE MANUTENÇÃO ELÉTRICA					TIPO DE OBRA: INSTALAÇÃO				
COORDENADOR:		CREA:	UF		DESCRIÇÃO:				
Frederico Branquinho Teixeira		107272/D	MG		PROPOSTA DE LAYOUT SALA DE NOBREAK FÓRUM PARANOÁ-SALA-DE-NOBREAK				
PROJETISTA:		CREA:	UF						
Enio Sidarta A. Moreira									
ESPECIALIDADE:		FASE:	NOME DA PLANTA:						
ELE		PROJETO	FÓRUM PARANOÁ-SALA-DE-NOBREAK		00	01/01			


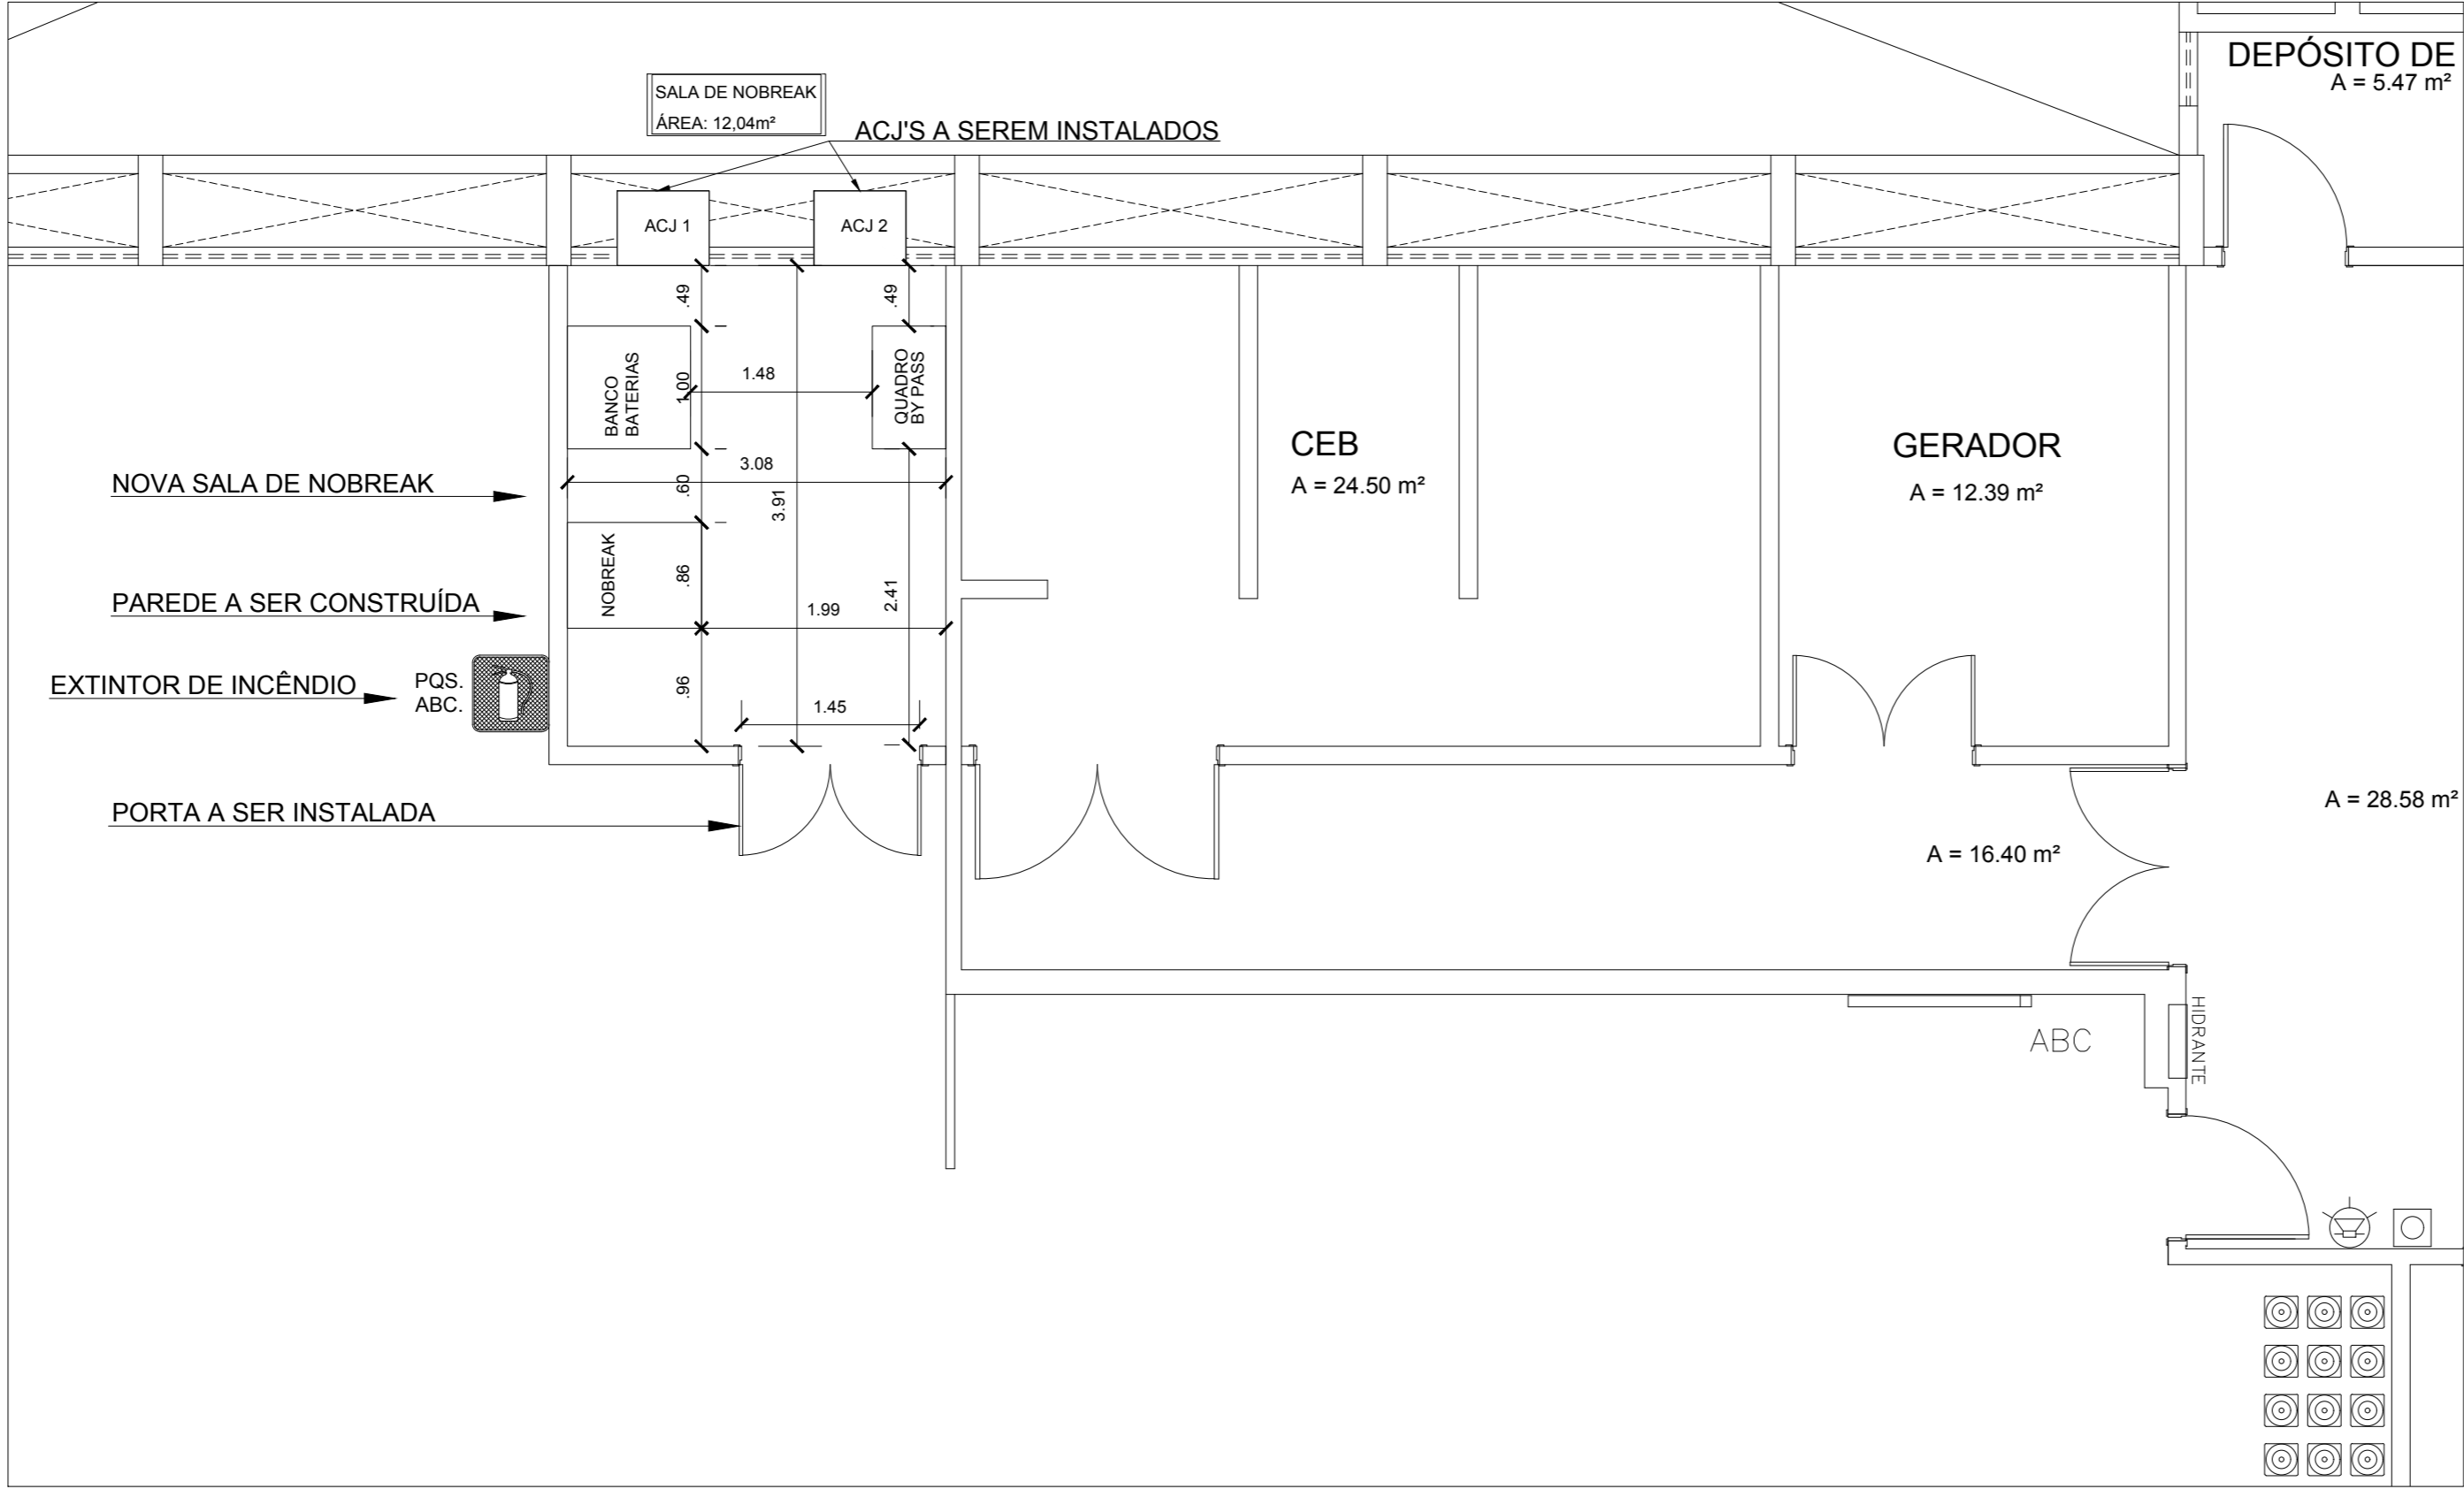


PROPOSTA SALA NOBREAK FÓRUM DE PLANALTINA DF

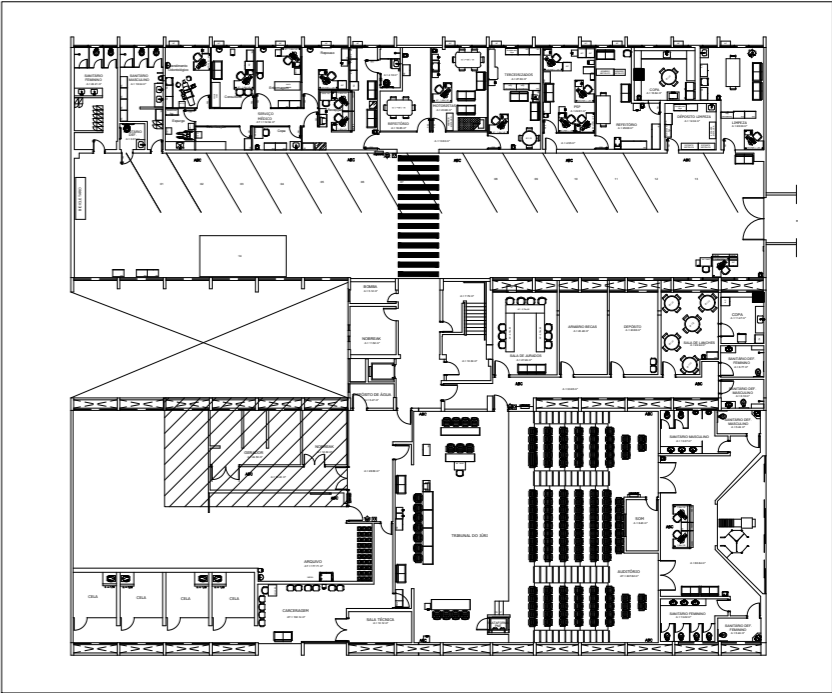


MAPA CHAVE PROPOSTA 1

REV.	MODIFICAÇÃO		DATA	PROJETISTA
				APROVO
<b>TJDFT</b>		ENDEREÇO: PRAÇA MUNICIPAL • LOTE 1 • CEP 70094-900 • BRASÍLIA/DF • CNPJ 00531954/0001-20		
LOCAL: FÓRUM DESEMBARGADOR LÚCIO BATISTA ARANTES - FÓRUM PLANALTINA DF		ENDEREÇO: AV. WL2, LOTE 420, PLANALTINA - DF , CEP: 73.310-900		
ESCALA	DATA	DESENHISTA	ESPECIALIDADE /SUBESPECIALIDADE:	
SEM ESCALA	25/06/2020	Enio Sidarta	ELÉTRICA / INSTALAÇÕES ELÉTRICAS	
AUTOR DO PROJETO: SERMEL - SERVIÇO DE MANUTENÇÃO ELÉTRICA			TIPO DE OBRA: REMANEJAMENTO NOBREAK'S	
COORDENADOR:		CREA:	UF	DESCRIÇÃO:
Frederico Branquinho Teixeira		107272/D	MG	LAYOUT NOVA SALA DE NOBREAK'S
PROJETISTA:		CREA:	UF	
Enio Sidarta A. Moreira		26416/D	DF	
ESPECIALIDADE:		FASE:	NOME DA PLANTA:	VERSÃO:
ELE		ANTEPROJETO	PLA-E-NB-S01-00	FOLHA 00 XX/XX

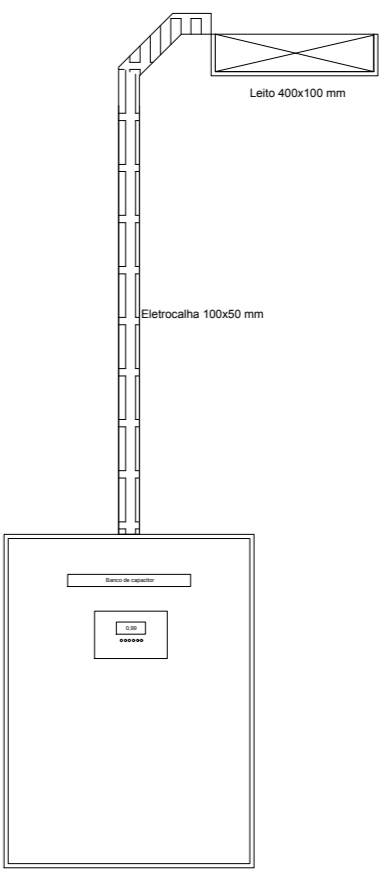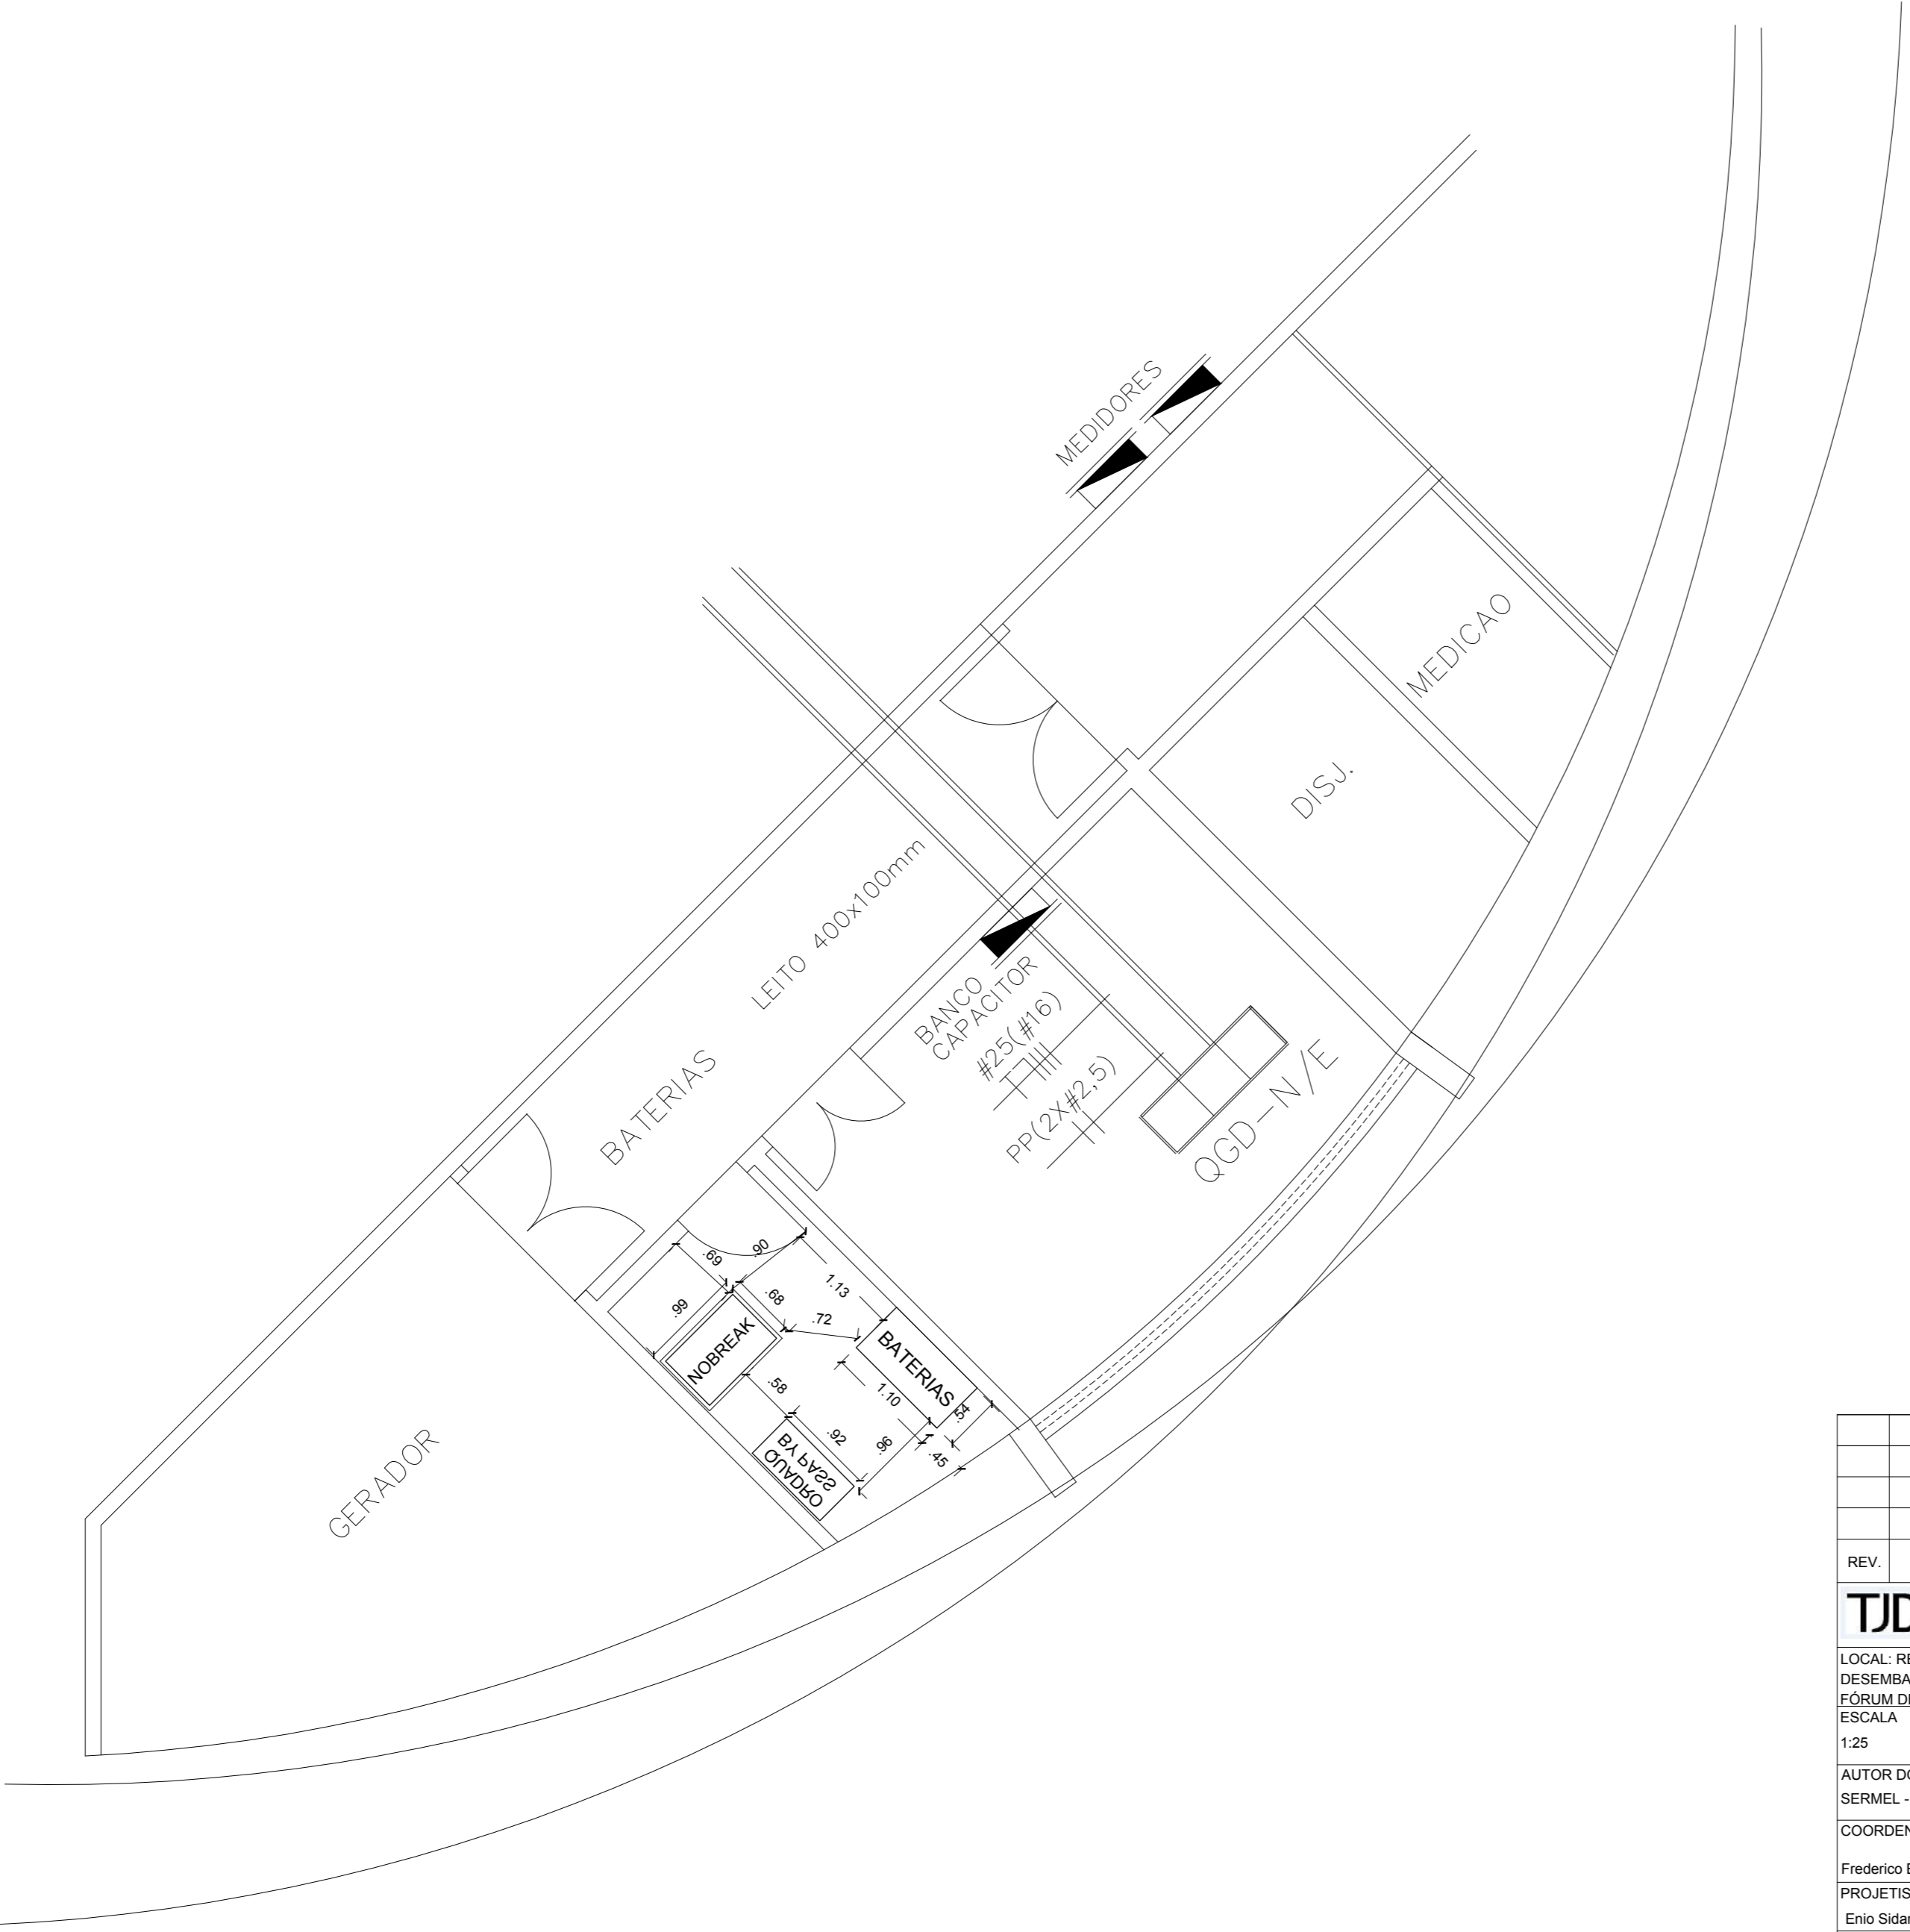


REV.	MODIFICAÇÃO		DATA	PROJETISTA
APROVO				
<div>TJDFT</div>		ENDEREÇO: PRAÇA MUNICIPAL • LOTE 1 • CEP 70094-900 • BRASÍLIA/DF • CNPJ 00531954/0001-20		
LOCAL: REGIÃO ADMINISTRATIVA 13 - FÓRUM DESEMBARGADOR JOSÉ DILERMANDO MEIRELES - FÓRUM DE SANTA MARIA		ENDEREÇO: AVENIDA DOS ALAGADOS, QUADRA 211, LOTES 01, CONJUNTO A, SANTA MARIA-DF, CEP:72511-100		
ESCALA 1:25	DATA 09/07/2020	DESENHISTA Marcos Luiz	ESPECIALIDADE /SUBESPECIALIDADE: ELÉTRICA / INSTALAÇÕES ELÉTRICAS	
AUTOR DO PROJETO: SERMEL - SERVIÇO DE MANUTENÇÃO ELÉTRICA			TIPO DE OBRA: SALA DE NOBREAK	
COORDENADOR:		CREA:	UF	DESCRIÇÃO:  FÓRUM DE SANTA MARIA - SALA DE NOBREAK
Frederico Branquinho Teixeira		107272/D	MG	
PROJETISTA:		CFT:	UF	
Enio Sidarta		26416D	DF	
ESPECIALIDADE: ELE		FASE: PROJETO		NOME DA PLANTA: FÓRUM SANTA MARIA - SALA DE NOBREAK
				VERSÃO: 01
				FOLHA XX/XX

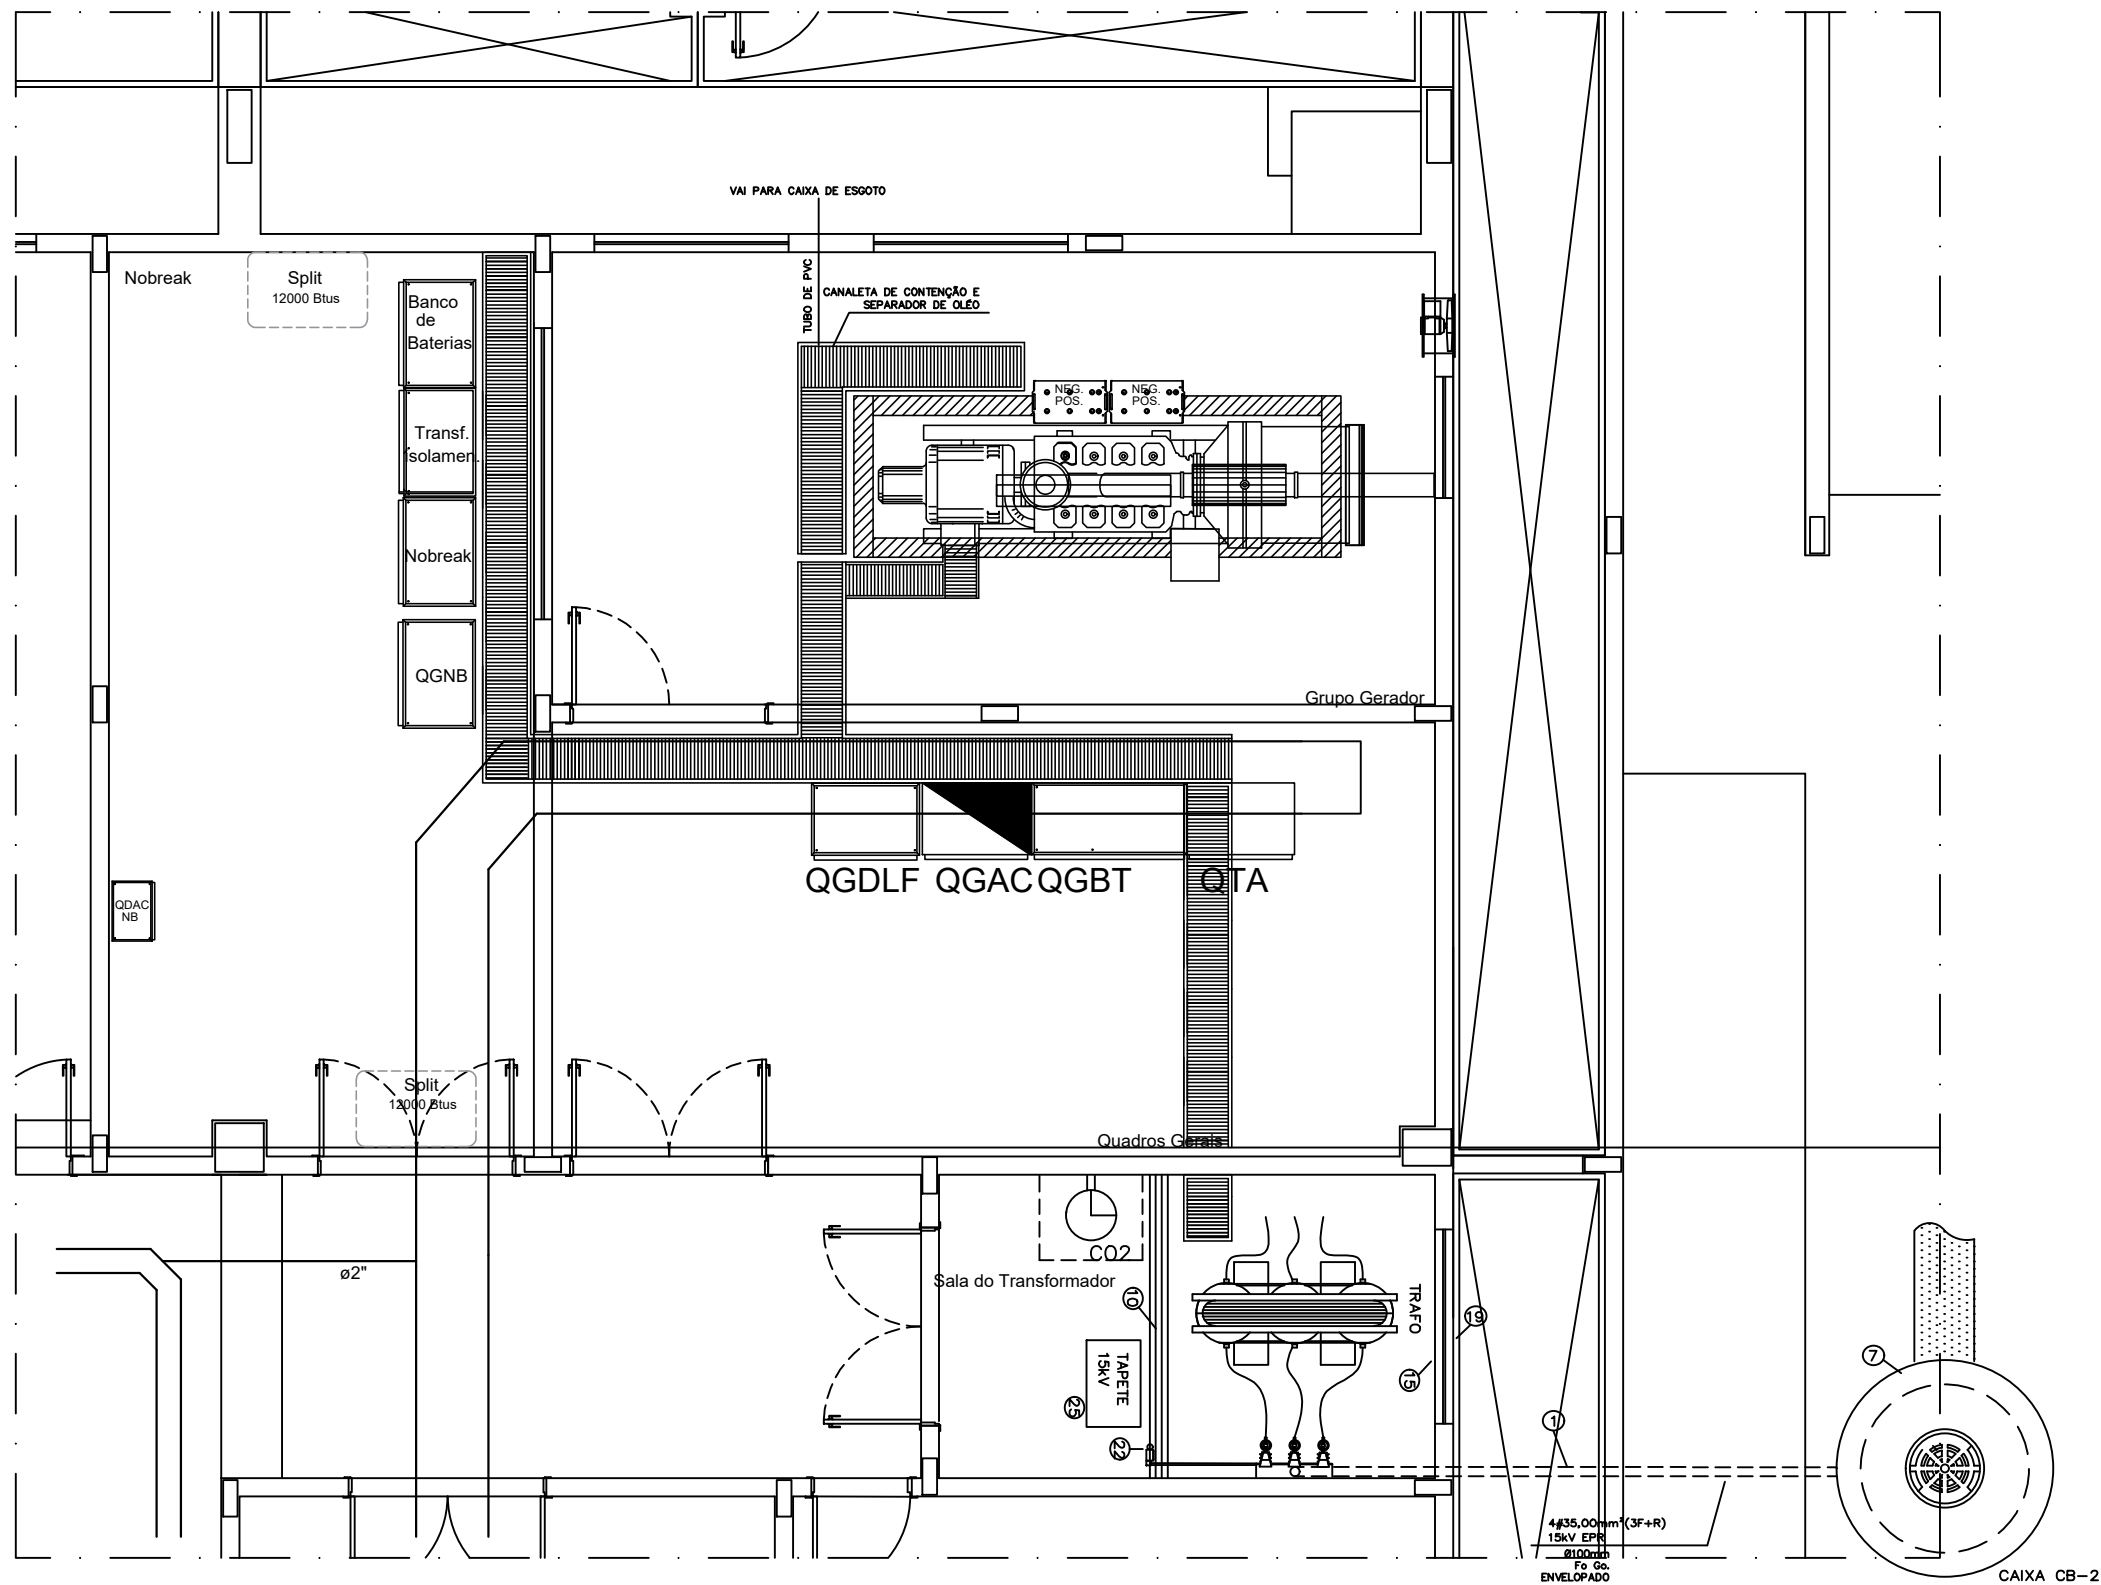

PJCC – ETAPA 1 – SALAS TÉCNICAS E ESTAÇÃO TRANSFORMADORA  
PLANTA BAIXA  
esc. 1/100

Revisão	Descrição	AS BUILT	08/02/2024
Revisão	Descrição	AS BUILT	04/04/2019
Revisão	Descrição	AS BUILT	14/03/2019
Revisão	Descrição	AS BUILT	13/01/2019
Revisão	Descrição	AS BUILT	23/11/2018
Revisão	Descrição	AS BUILT	06/09/2018

 

LOCAL:	SETOR TERMINAL NORTE
ENDEREÇO:	STN LOTE F
PROPRIETÁRIO:	TJDF - TRIBUNAL DE JUSTIÇA DO DISTRITO FEDERAL E TERRITÓRIOS
AUTOR DO PROJETO:	DANIEL GERASSIO BRANT
RESP. TÉCNICO:	DANIEL GERASSIO BRANT

PROPRIETÁRIO	CREA: 88859/D - MG
AUTOR DO PROJETO	CREA: 88859/D - MG
RESP. TÉCNICO	CREA: 88859/D - MG

CRE:	CREA:
ELFO:	

TJDF	Projeto:	AS BUILT - PROJETO DE ELÉTRICA
Destinação:	Conteúdo:	Plancha:
IEL	SUBESTAÇÃO E ENTRADA DE ENERGIA	43/44
Data:	04/04/2019	Área: 7.212,24m²
Escala:	INDICADA	Desenho: JESSICA
Revisão:	E	