



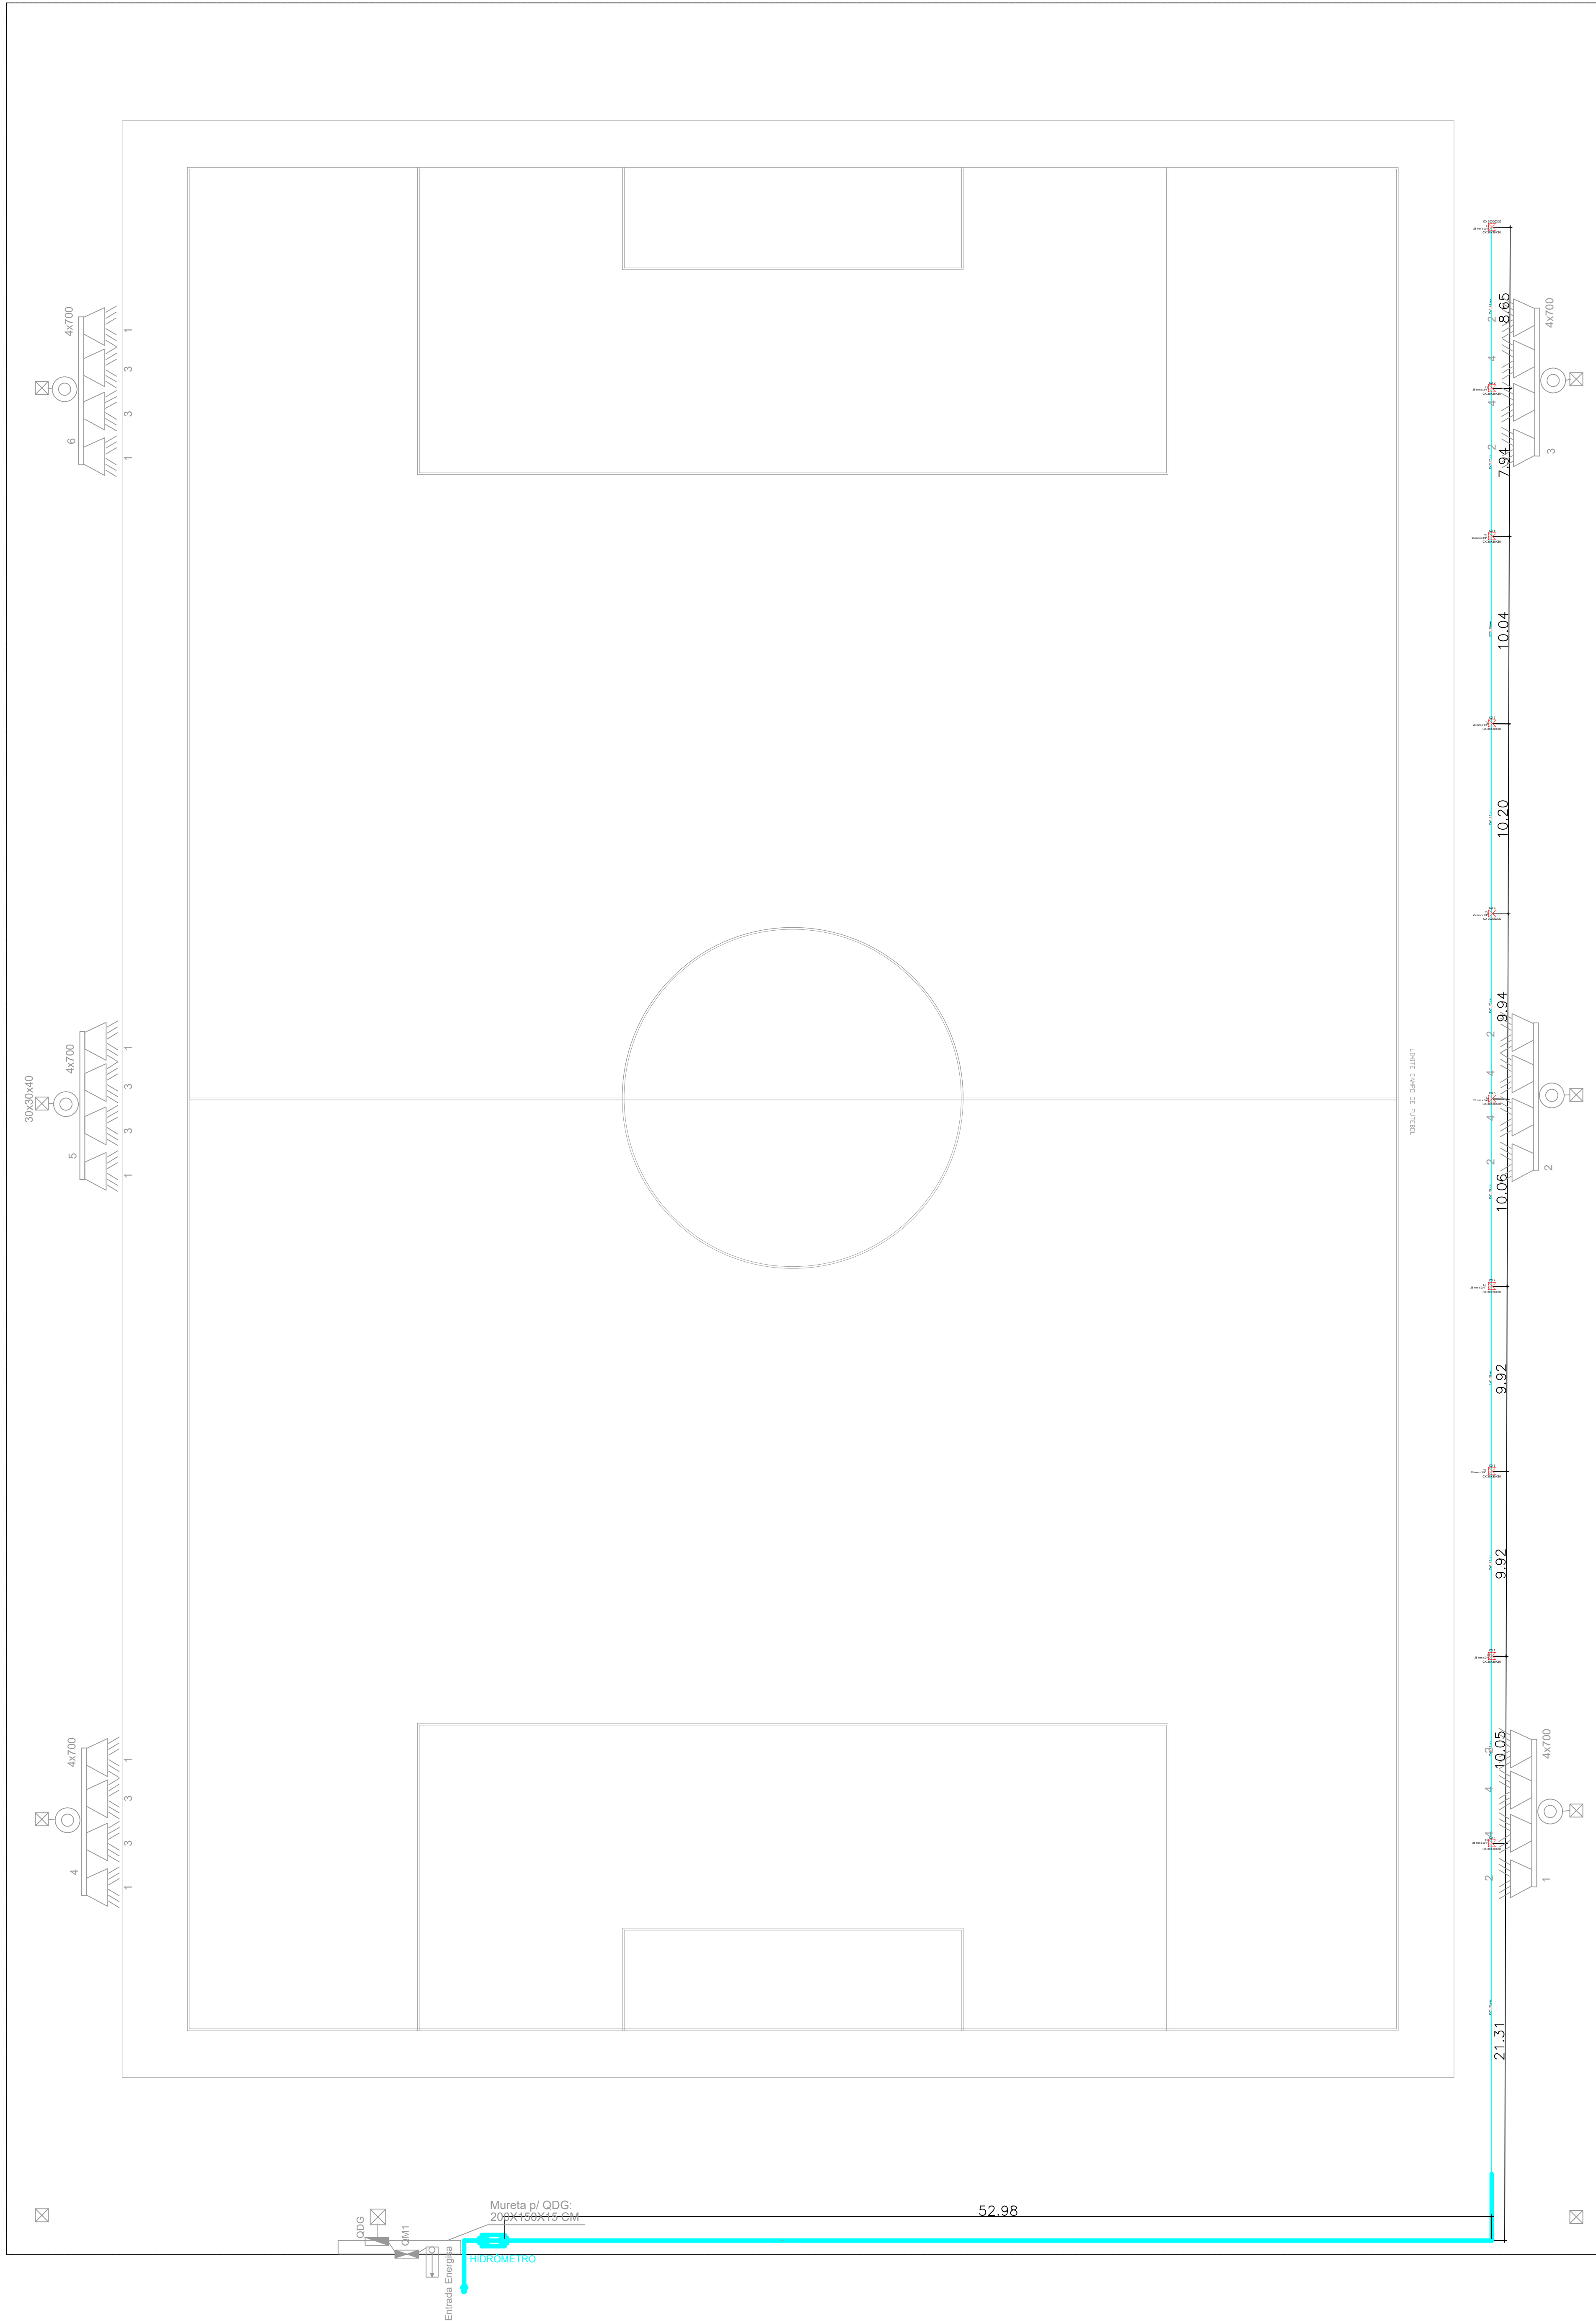


Lista de materiais		
Alimentação		
Ferro maleável classe 10		
Colar de tomada de f" f"		
1 1/2"	1	pç
Metais		
Registro de esfera		
1 1/2"	1	pç
Registro esfera borboleta bruto PVC		
3/4"	1	pç
PVC misto soldável		
Joelho 90 soldável		
25 mm - 3/4"	3	pç
PVC rígido roscável		
Curva 90 c/ rosca		
1.1/2"	1	pç
Tubos		
3/4"	0.28	m
PVC rígido soldável		
Adapt sold curto c/bolsa-rosca p registro		
25 mm - 3/4"	1	pç
50 mm - 1.1/2"	1	pç
Curva 90 soldável		
25 mm	1	pç
Joelho 90° soldável		
25 mm	2	pç
Luva soldável		
25 mm	1	pç
Tubos		
25 mm	3.72	m
Tê 90 soldável		
25 mm	8	pç
Água fria		
Aparelho		
Torneira de Jardim		
25 mm x 3/4"	11	pç
PVC rígido soldável		
Curva 90 soldável		
25 mm	2	pç
Luva soldável		
25 mm	9	pç
Tubos		
25 mm	162.68	m
Joeho 90 soldável		
25 mm	1	pç
Tê 90 soldável		
25 mm	11	pç
PVC soldável azul c/ bucha latão		
Joelho 90 sold c/ bucha latão		
25 mm- 3/4"	11	pç

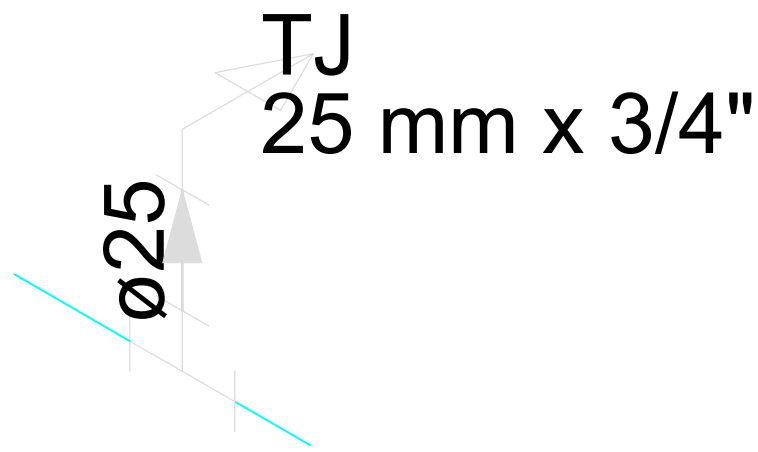

Detalhe H1
Escala 1:25

Detalhe da caixa de passagem em alvenaria (CX 10)

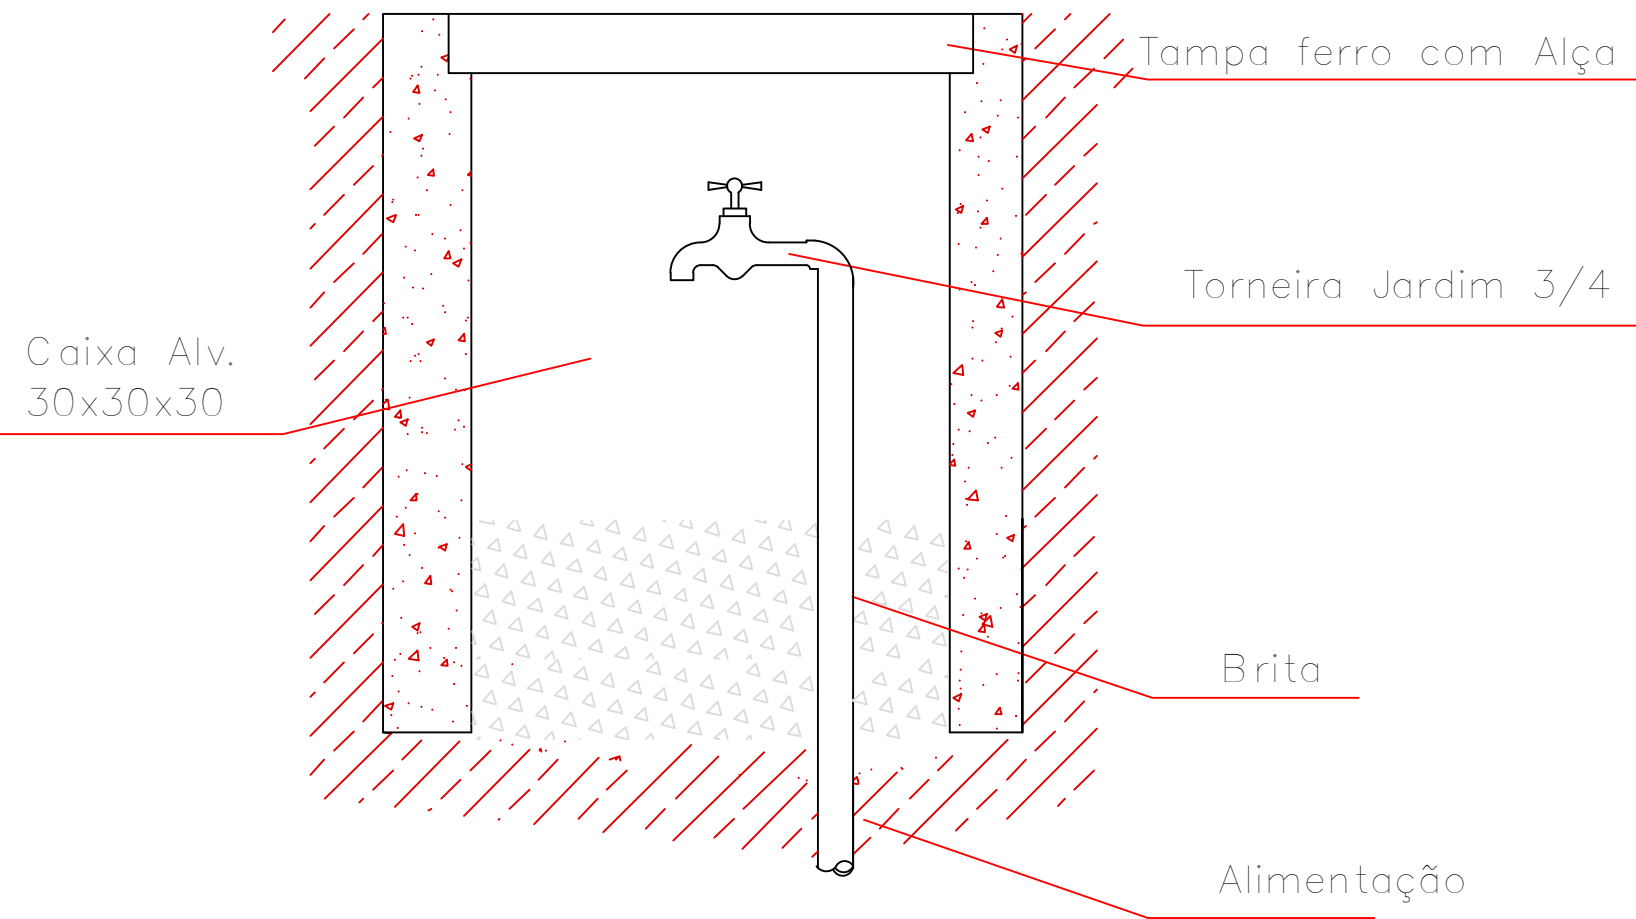

PROCESSO N.º.....
PREFEITURA DE DIVINÓPOLIS DE GOIÁS
SECRETARIA MUNICIPAL DE DESENVOLVIMENTO URBANO SUSTENTÁVEL
DPTO. DE ANÁLISE E APROVAÇÃO DE PROJETOS
APROVADO
EM.....
.....

CONSTRUÇÃO CAMPO DE FUTEBOL

ENDEREÇO: RUA ERMINO AMORIM CAMPOS DISTRITO DE VAZANTE, DIVINÓPOLIS DE GOIÁS - GO

ÁREA DE TERRENO: 12.718,23 m²
ÁREA DO CAMPO: 7.507,50 m²

PROPRIETÁRIO: PREFEITURA MUNICIPAL DE DIVINÓPOLIS DE GOIÁS - GO
CNPJ nº 01.567.268/0001-00

PROJETO: ENG. CIVIL MARCOS TULLIO DE CASTRO SERRANO MORAIS

RT DA OBRA:

HIDRÁULICO IRRIGAÇÃO

TIPO DE PROJETO: PLANTA BAIXA - DETALHE CAIXA DE INSPEÇÃO - ISOMÉTRICO

ASSUNTO: NOTAS - QUANTITATIVOS

DATA: 05/03/08
INDICADA: PROJETO: 01/01

REV	DATA	DESCRIÇÃO	VISTO