


PLANTA ESGOTO  
ESCALA 1:500

### DETALHES HIDROSSANITÁRIOS

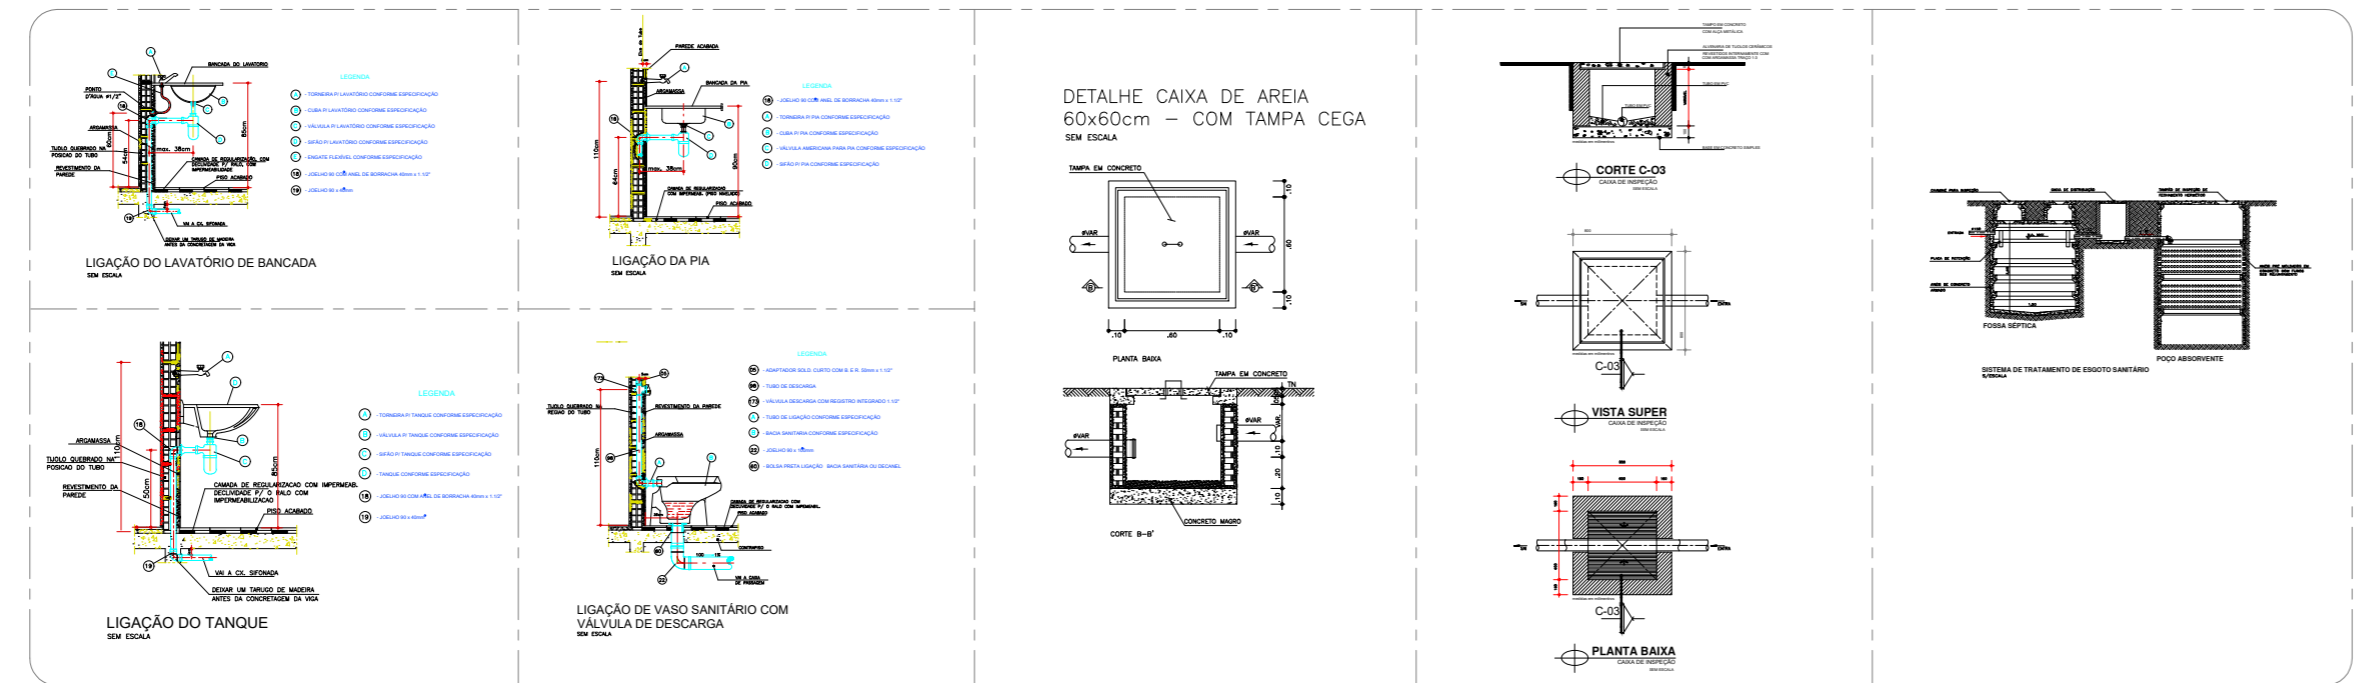

INTERESSADO				
<b>PREFEITURA MUNICIPAL DE NOVA ROMA-GO</b>				
<b>CONSTRUÇÃO DE GALPÃO OFICINA</b>				
ENDEREÇO: RUA PARANAIBA, QUADRA 24, APM, CENTRO, NOVA ROMA-GO				
ÁREA DO TERREIRO	ÁREA PERMISITA	ÁREA EDIFICADA	ÁREA A DEMOLIR	ÁREA A CONSTRUIR
				200,00 M <sup>2</sup>
ÁREA TOTAL CONSTRUIÇÃO: 200,00 M <sup>2</sup>				
AUTOR: ENGENHEIRO CIVIL MARCOS TADEU FERREIRA MOURA CREA-GO 8.143/D				
"BT DA OBRA"				
PROPRIETÁRIO: FUNDO MUNICIPAL DE EDUCAÇÃO NOVA ROMA-GO CNPJ: 154.758.996/0001-03				
TIPO DE PROJETO: <b>ESGOTO</b>				EMPRESA CONTRATADA
CONTEÚDO: PLANTA BAIXA - Esc. Indica DETALHES LISTA DE MATERIAL				
DESENHO: TADEU				
DATA: Jan/2026	ESCALA: INDICADA	REVISÃO: 000	Nº PROJETO: 1020260136574	PRANCHAS:
REV. DATA	DESCRIÇÃO	VISTO	<b>1/1</b>	
000 000	000	000		