



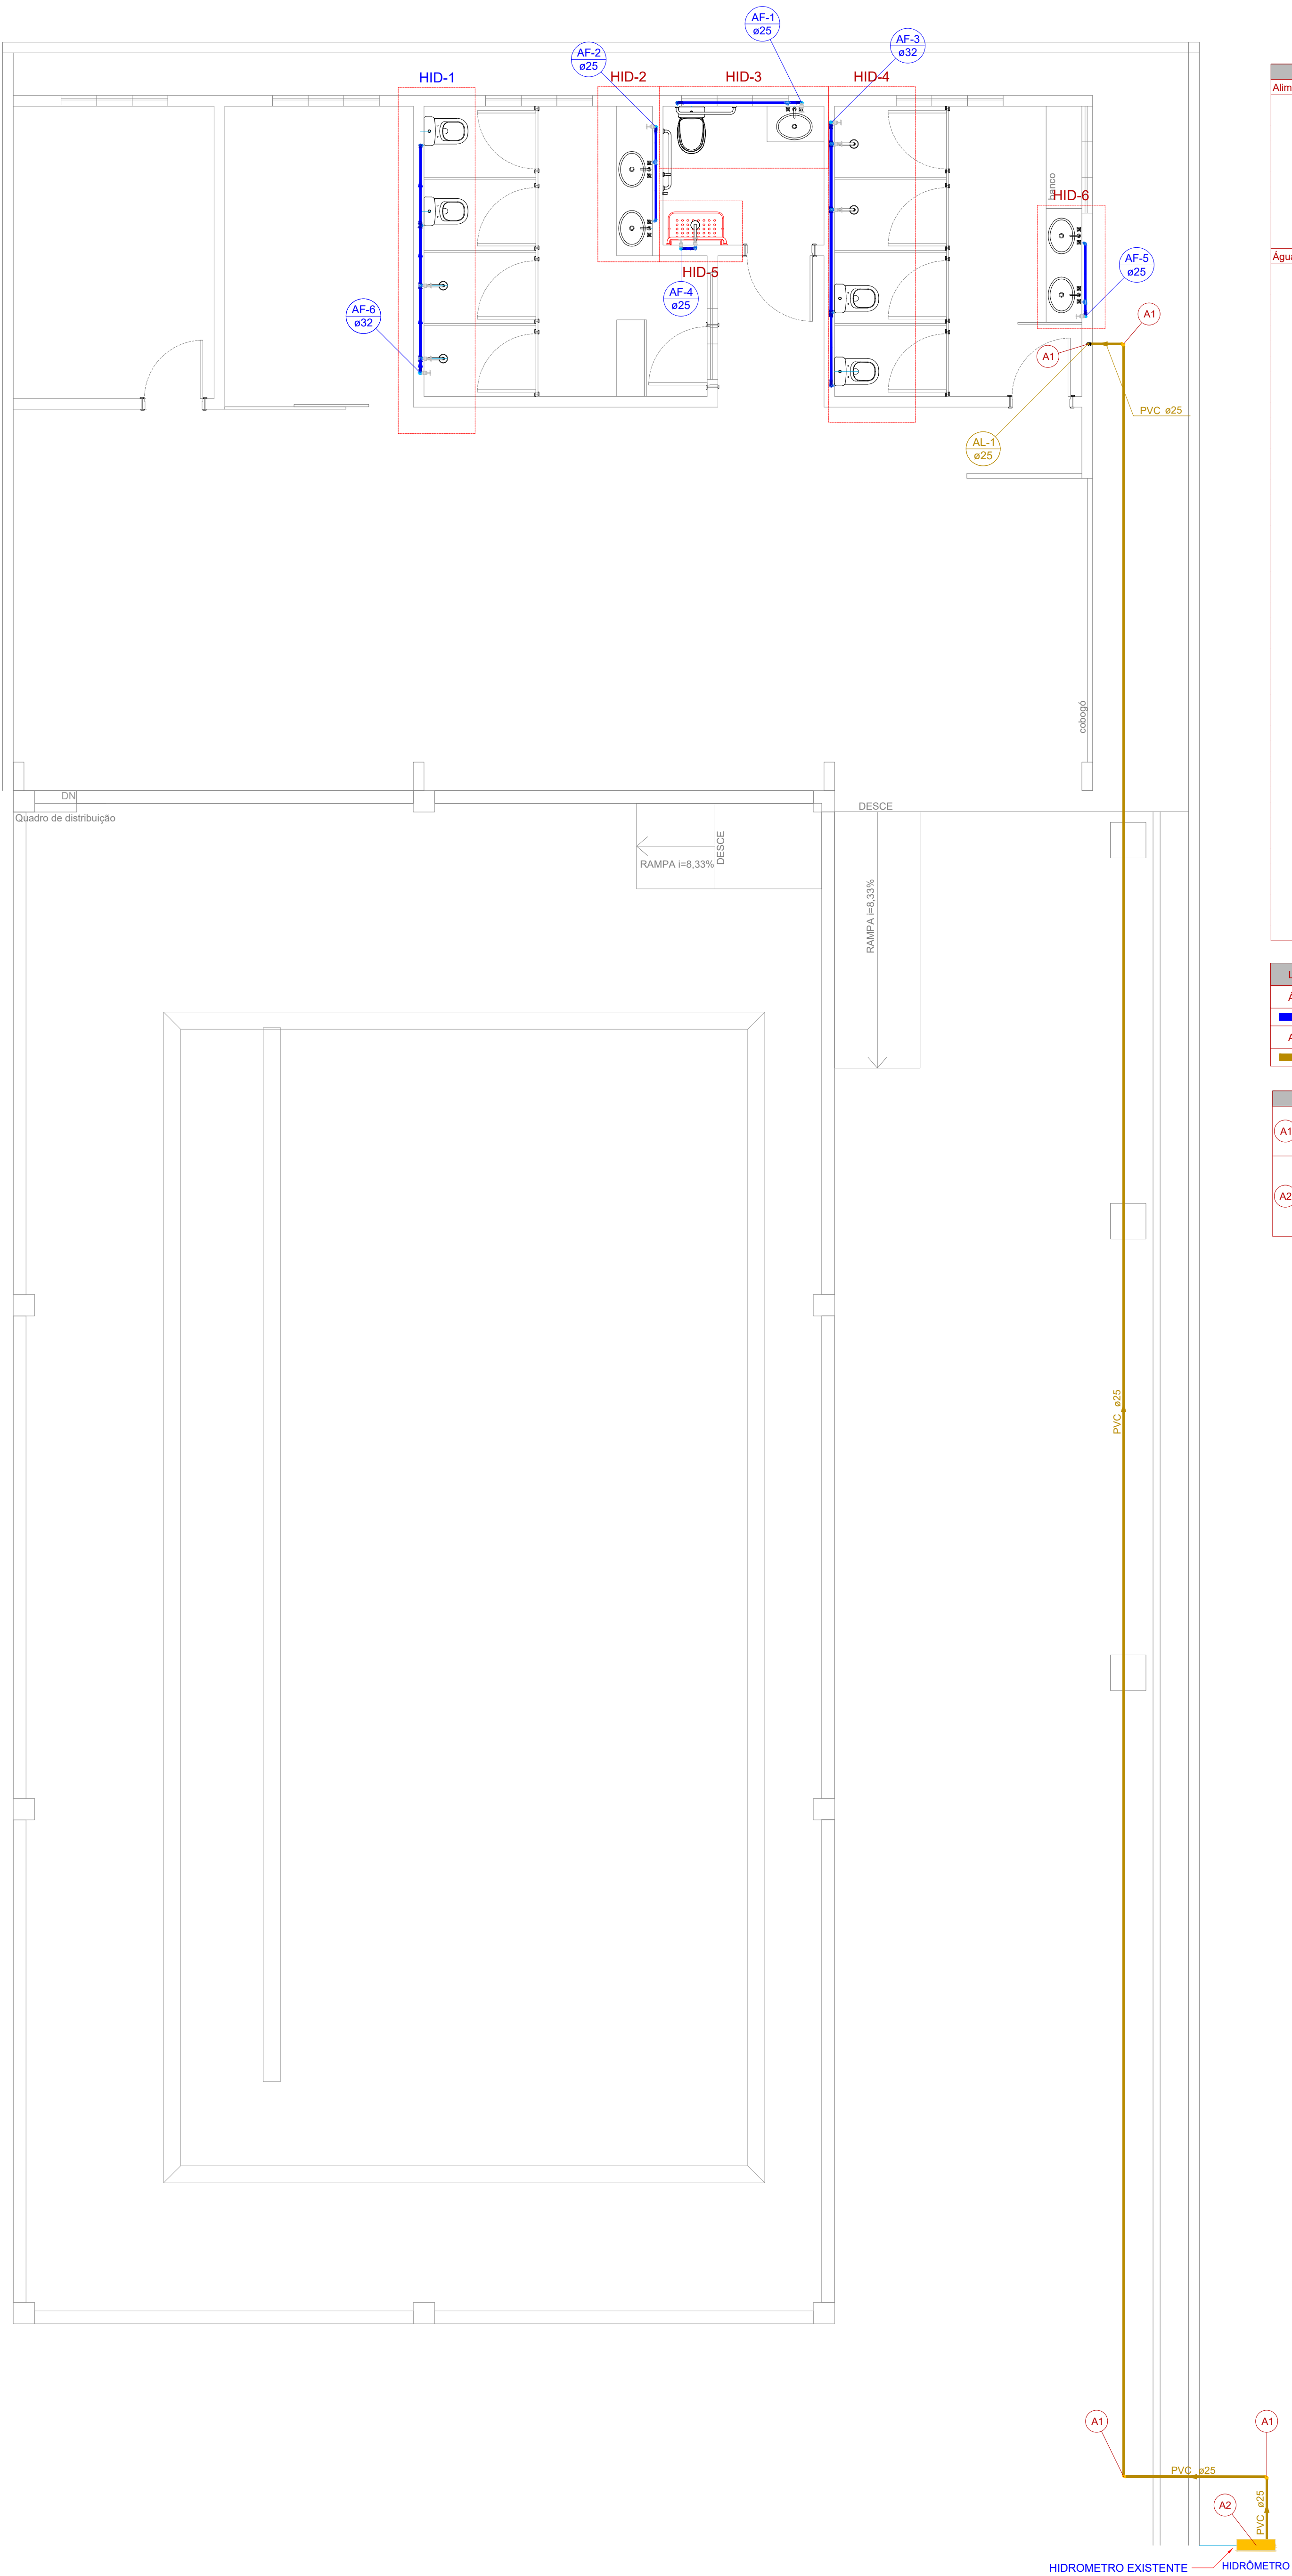


Lista de materiais - TERREO	
Alimentação	
Hidrómetro	
Caixa Hidrómetro	1 pc
Caixa Hidrómetro o' Tampa em acrílico	1 pc
Kit de Hidrómetro cavalete 1"	1 pc
PVC rígido soldável	
Joelho 90° soldável	4 pc
25 mm	
Tubo	33.28 m
25 mm	
Água fria	
Aparelho	
Chuveiro	5 pc
25mm x 3/4"	
Tomara de lavatório	5 pc
25 mm - 1/2"	
Vaso Sanitário c/ ox. acoplada 1/2"	5 pc
Metas	
Registro de gaveta c/ canopla cromada 1"	2 pc
3/4"	4 pc
PVC Acessórios	
Engate flexível cobre cromado com canopla 1/2 - 30cm	5 pc
Engate flexível plástico 1/2 - 30cm	5 pc
PVC rígido soldável	
Adapt sold curto c/boia-rosca p registro 25 mm - 3/4"	8 pc
32 mm - 1"	4 pc
Bucha de redução sold. curta 32 mm - 25 mm	2 pc
Curva 90 soldável 25 mm	7 pc
32 mm	2 pc
Joelho 90° soldável 25 mm	1 pc
Lava soldável 25 mm	4 pc
32 mm	4 pc
Registro de pressão c/ canopla cromada 3/4"	5 pc
Tubo 25 mm	24.71 m
32 mm	8.92 m
Tê de redução 90 soldável 32 mm - 25 mm	6 pc
PVC soldável azul c/ bucha latão	
Joelho 90° soldável com bucha de latão 25 mm - 3/4"	5 pc
Joelho de redução 90° soldável com bucha de latão 25 mm - 1/2"	7 pc
Tê red 90 sold c/ bucha latão B central 25 mm - 1/2"	3 pc

Legenda de condutos - TERREO	
Água fria	
Alimentação	

Legenda de peças - TERREO	
A1	PVC rígido soldável
	Joelho 90° soldável
	25 mm
	1 pc
A2	Hidrómetro
	Caixa Hidrómetro
	Caixa Hidrómetro o' Tampa em acrílico
	1 pc
	Kit de hidrómetro cavalete 1"
	1 pc

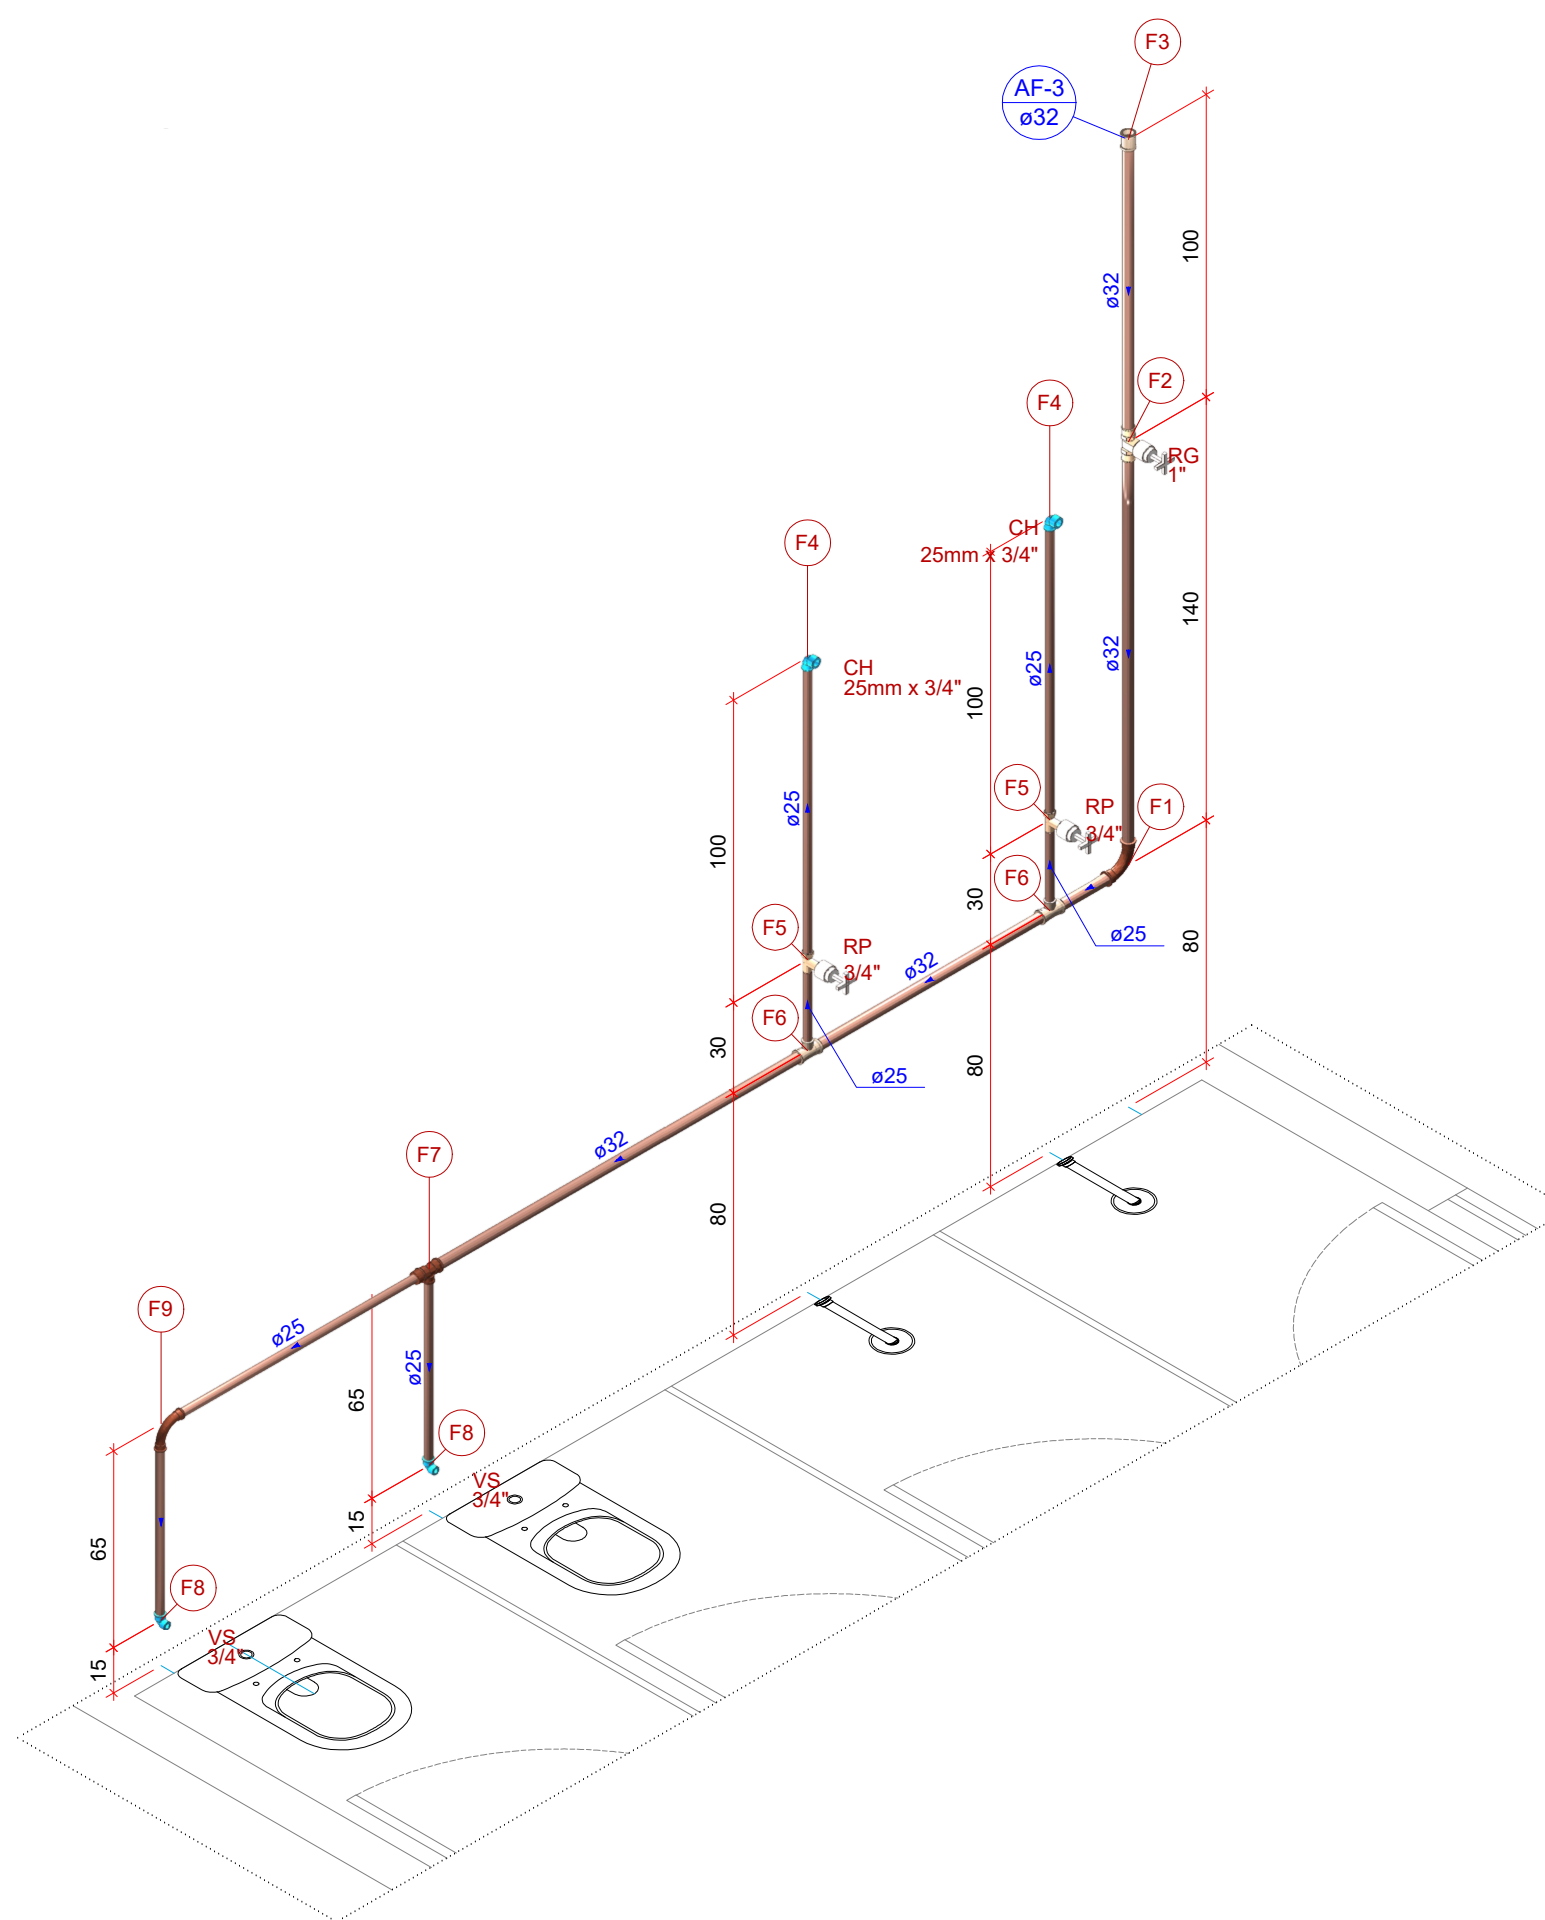


Detalhe HID-4
Escala 1:25

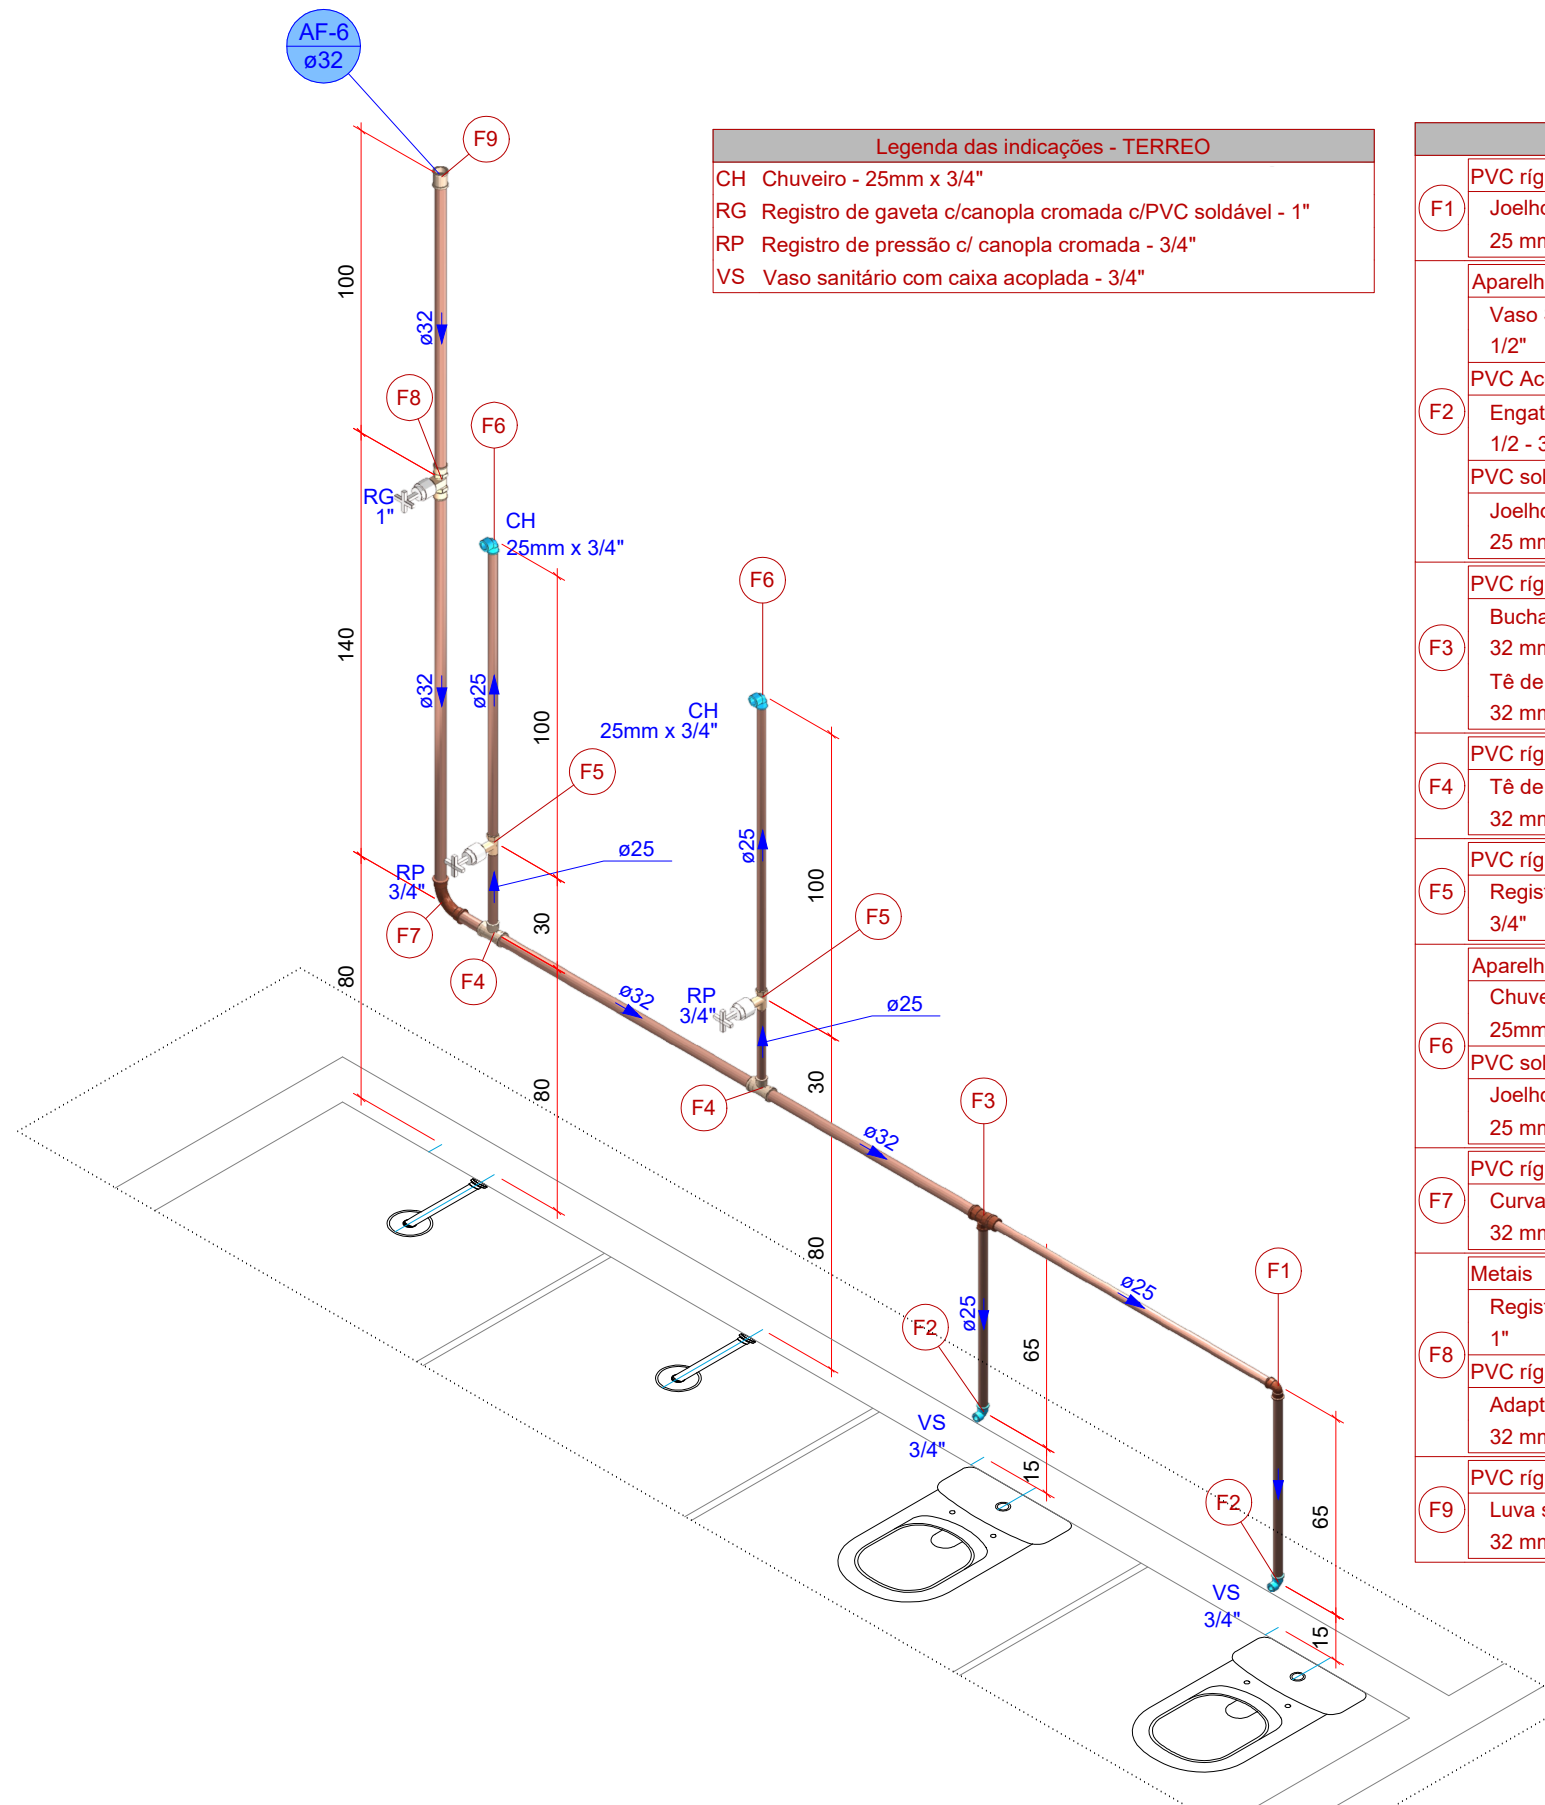

Detalhe HID-1
Escala 1:25


Legenda de peças - TERREO	
F1	PVC rígido soldável
	Joelho 90° soldável
	25 mm
	1 pc
	Aparelho
	Vaso Sanitário c/ ox. acoplada 1/2"
	1 pc
F2	PVC Acessórios
	Engate flexível cobre cromado com canopla 1/2 - 30cm
	1 pc
F3	PVC soldável azul c/ bucha latão
	Joelho de redução 90° soldável com bucha de latão 25 mm - 1/2"
	1 pc
F4	PVC rígido soldável
	Bucha de redução sold. curta 32 mm - 25 mm
	1 pc
F5	Tê de redução 90 soldável 32 mm - 25 mm
	1 pc
F6	PVC rígido soldável
	Bucha de redução sold. curta 32 mm - 25 mm
	1 pc
F7	PVC rígido soldável
	Tê de redução 90 soldável 32 mm - 25 mm
	1 pc
F8	PVC rígido soldável
	Registro de pressão c/ canopla cromada 3/4"
	1 pc
F9	Aparelho
	Chuveiro
	25mm x 3/4"
	1 pc
	PVC soldável azul c/ bucha latão
	Joelho 90° soldável com bucha de latão 25 mm - 3/4"
	1 pc
F1	PVC rígido soldável
	Curva 90 soldável
	32 mm
	1 pc
F2	Metas
	Registro de gaveta c/ canopla cromada 1"
	1 pc
F3	PVC rígido soldável
	Adapt sold curto c/boia-rosca p registro 25 mm - 1"
	2 pc
F4	PVC rígido soldável
	Lava soldável
	32 mm
	1 pc

Legenda das indicações - TERREO	
CH	Chuveiro - 25mm x 3/4"
RG	Registro de gaveta c/canopla cromada c/PVC soldável - 1"
RP	Registro de pressão c/ canopla cromada - 3/4"
VS	Vaso sanitário com caixa acoplada - 3/4"

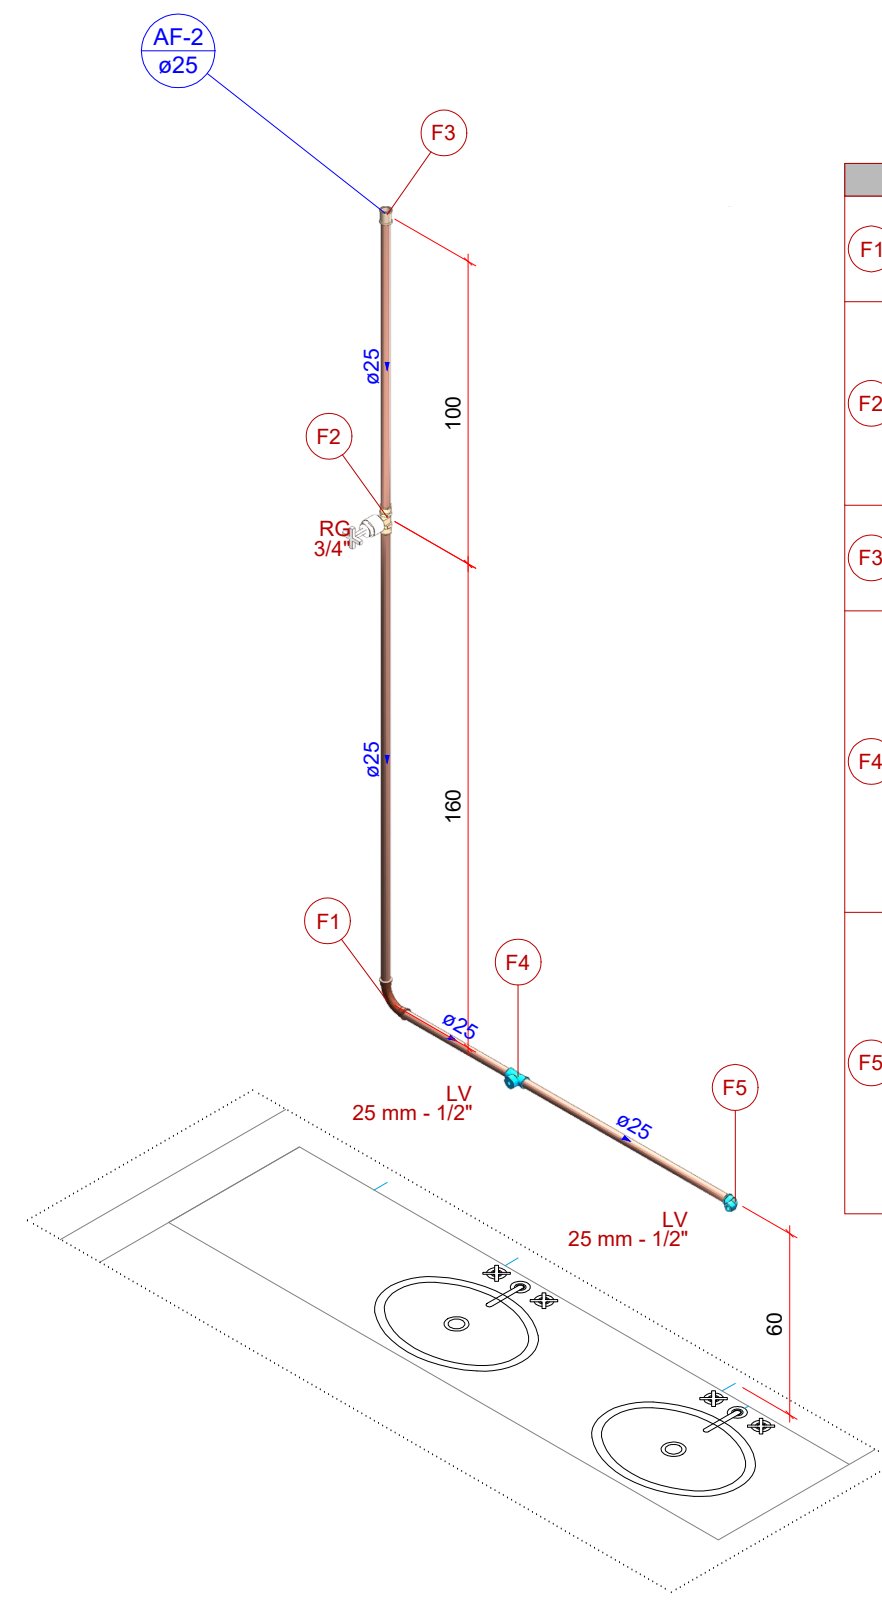


Detalhe HID-2
Escala 1:25

Legenda de peças - TERREO	
F1	PVC rígido soldável
	Curva 90 soldável
	25 mm
	1 pc
	Metas
	Registro de gaveta c/ canopla cromada 1"
	1 pc
F2	PVC rígido soldável
	Adapt sold curto c/boia-rosca p registro 25 mm - 3/4"
	2 pc
F3	PVC rígido soldável
	Lava soldável
	25 mm
	1 pc
	Aparelho
	Tomara de lavatório
	25 mm - 1/2"
	1 pc
F4	PVC Acessórios
	Engate flexível plástico 1/2 - 30cm
	1 pc
	PVC soldável azul c/ bucha latão
	Tê red 90 sold c/ bucha latão B central 25 mm - 1/2"
	1 pc
	Aparelho
	Vaso Sanitário c/ ox. acoplada 1/2"
	1 pc
F5	PVC Acessórios
	Engate flexível cobre cromado com canopla 1/2 - 30cm
	1 pc
	PVC soldável azul c/ bucha latão
	Joelho de redução 90° soldável com bucha de latão 25 mm - 1/2"
	1 pc

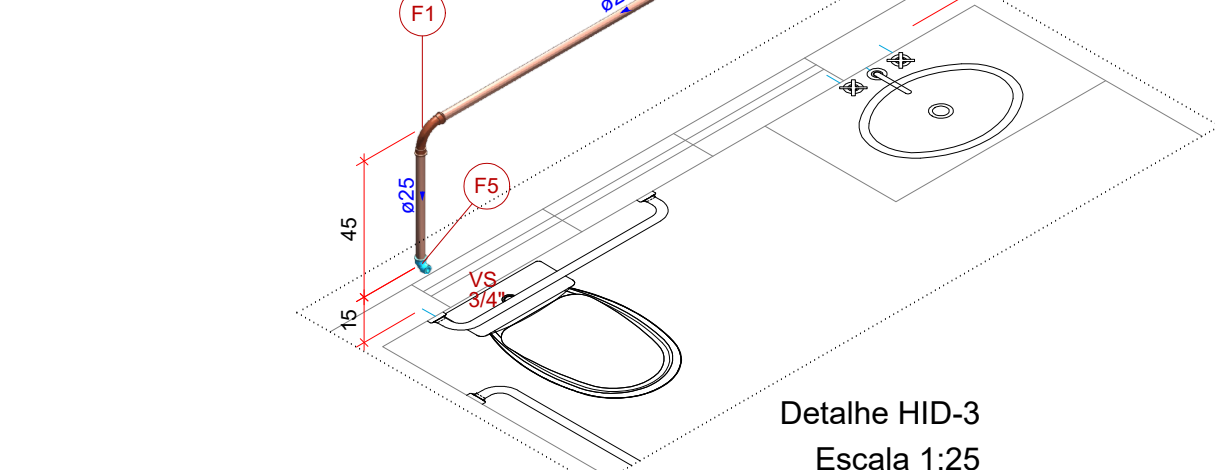


Detalhe HID-3
Escala 1:25

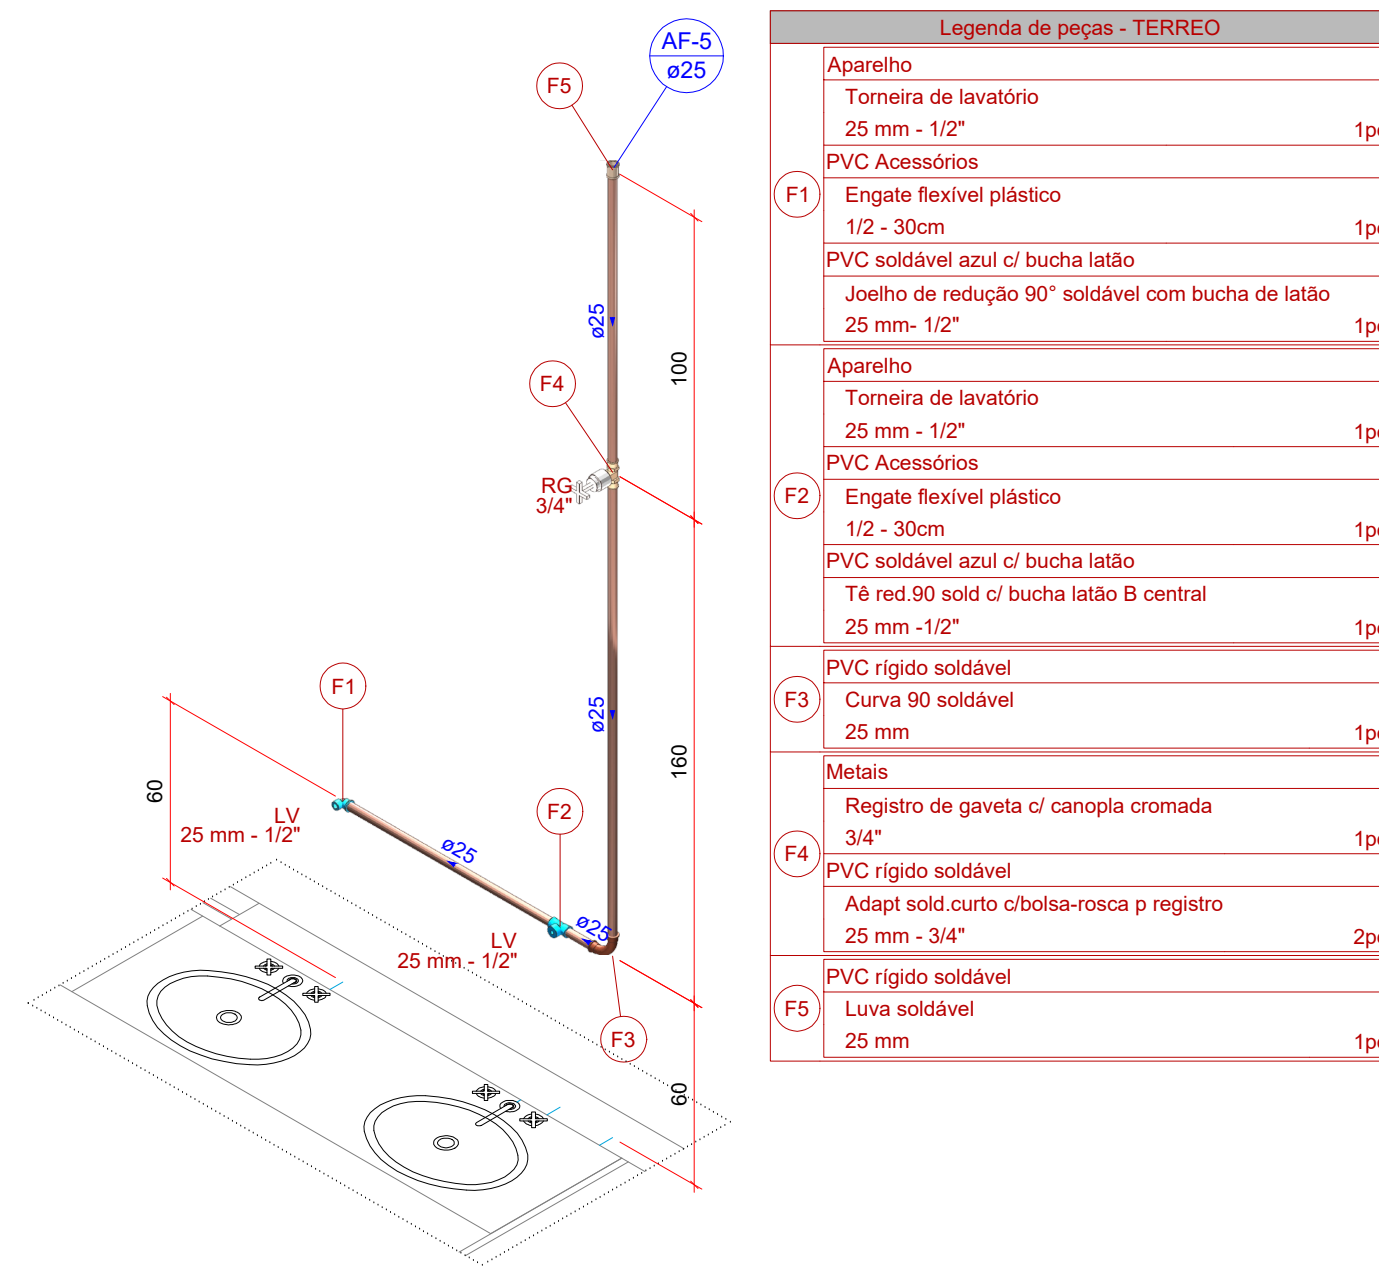

Detalhe HID-6
Escala 1:25

Legenda de peças - TERREO	
	Aparelho
	Tomara de lavatório
	25 mm - 1/2"
	1 pc
F1	PVC Acessórios
	Engate flexível plástico 1/2 - 30cm
	1 pc
	PVC soldável azul c/ bucha latão
	Joelho de redução 90° soldável com bucha de latão 25 mm - 1/2"
	1 pc
	Aparelho
	Tomara de lavatório
	25 mm - 1/2"
	1 pc
F2	PVC Acessórios
	Engate flexível plástico 1/2 - 30cm
	1 pc
	PVC soldável azul c/ bucha latão
	Tê red 90 sold c/ bucha latão B central 25 mm - 1/2"
	1 pc
F3	PVC rígido soldável
	Curva 90 soldável
	25 mm
	1 pc
	Metas
	Registro de gaveta c/ canopla cromada 3/4"
	1 pc
F4	PVC rígido soldável
	Adapt sold curto c/boia-rosca p registro 25 mm - 3/4"
	2 pc
F5	PVC rígido soldável
	Lava soldável
	25 mm
	1 pc

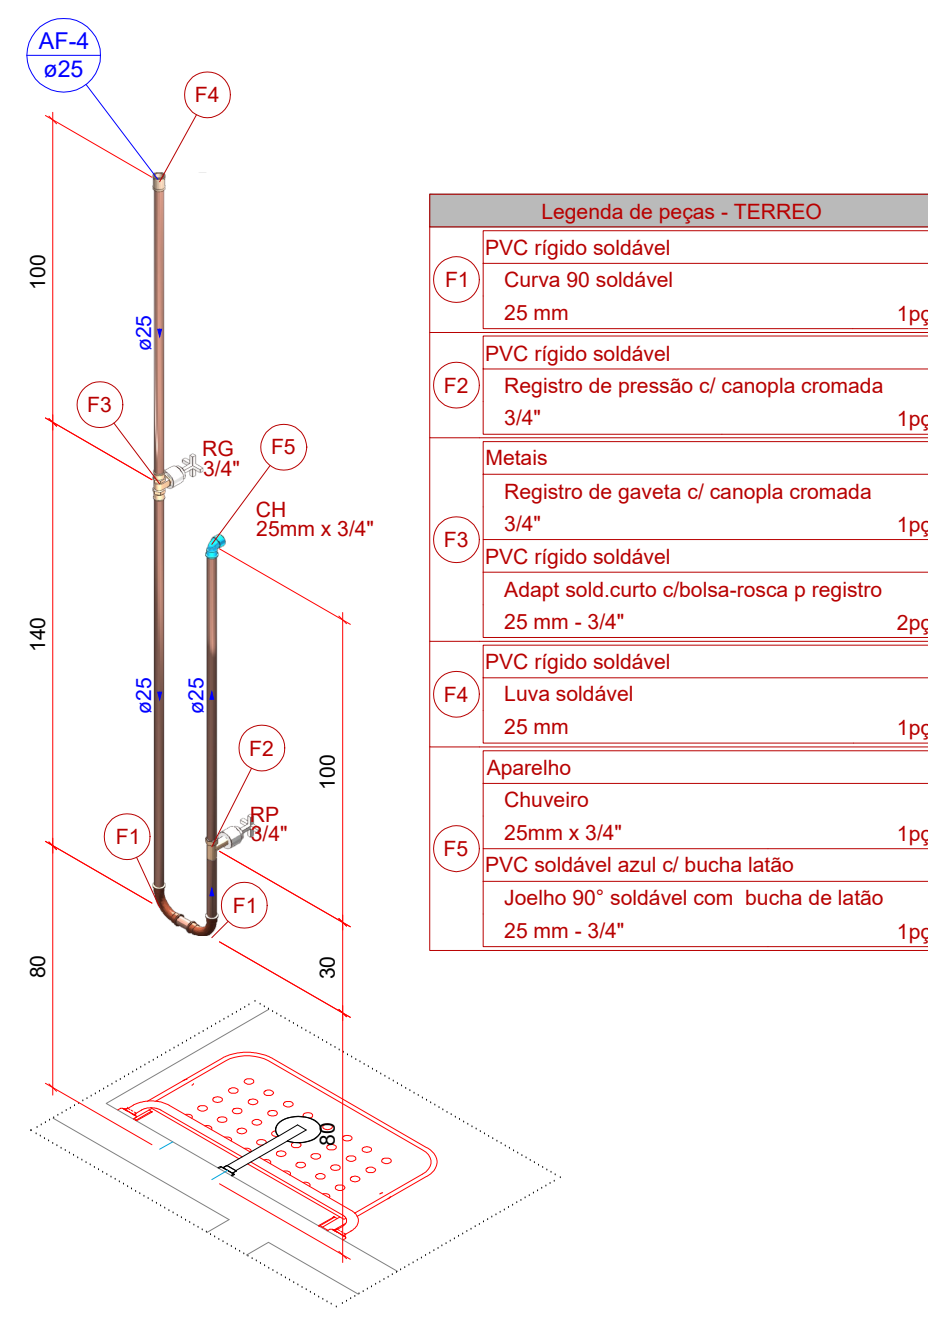

Detalhe HID-5
Escala 1:25

Legenda de peças - TERREO	
F1	PVC rígido soldável
	Curva 90 soldável
	25 mm
	1 pc
F2	PVC rígido soldável
	Registro de pressão c/ canopla cromada 3/4"
	1 pc
	Metas
	Registro de gaveta c/ canopla cromada 1"
	1 pc
F3	PVC rígido soldável
	Adapt sold curto c/boia-rosca p registro 25 mm - 3/4"
	2 pc
F4	PVC rígido soldável
	Lava soldável
	25 mm
	1 pc
	Aparelho
	Chuveiro
	25mm x 3/4"
	1 pc
F5	PVC soldável azul c/ bucha latão
	Joelho 90° soldável com bucha de latão 25 mm - 3/4"
	1 pc

APROVAÇÃO:



JBC ENGENHARIA E ASSESSORIA

REVISÃO	DATA	MODIFICAÇÃO
01		DETALHES ISOMÉTRICOS
02		
03		
04		



PREFEITURA DE
MARZAGÃO
O PROGRESSO CONTINUA | ADM 2023 - 2028

HIDRAÚLICO

CLIENTE
PREFEITURA MUNICIPAL DE MARZAGÃO

PROJETO
CONSTRUÇÃO DO ANEXO DA PISCINA DA ESCOLA MUNICIPAL PINGO DE GENTE

ENDEREÇO
Rua Julieta Cândida da Costa, Qd 14, lotes 12/13, Centro
Marzagão - GO

REFERENTE
PLANTA BAIXA TERREO
DETALHES ISOMÉTRICOS

LEGENDAS E LISTA DE MATERIAIS

ÁREAS
ÁREA DO TERRENO: 170,94m²
ÁREA CONSTRUÍDA: 147,86m²
ÁREA PERMEÁVEL: 8,80m²

A.R.T.
ENG BRUNO RODOLFO DE CARVALHO
CREA: 010964766D-GO

Prancha N°
1/2

Desenho
A.F.L.

Revisão

Escala(s)
1:25

Unidade(s)
Metros

Data
10/05/2023

ART N°
1

Os direitos autorais deste projeto pertencem aos engenheiros acima citados.
É proibida a sua reprodução, modificação e/ou alteração conforme LEI 5.968 ART.25