



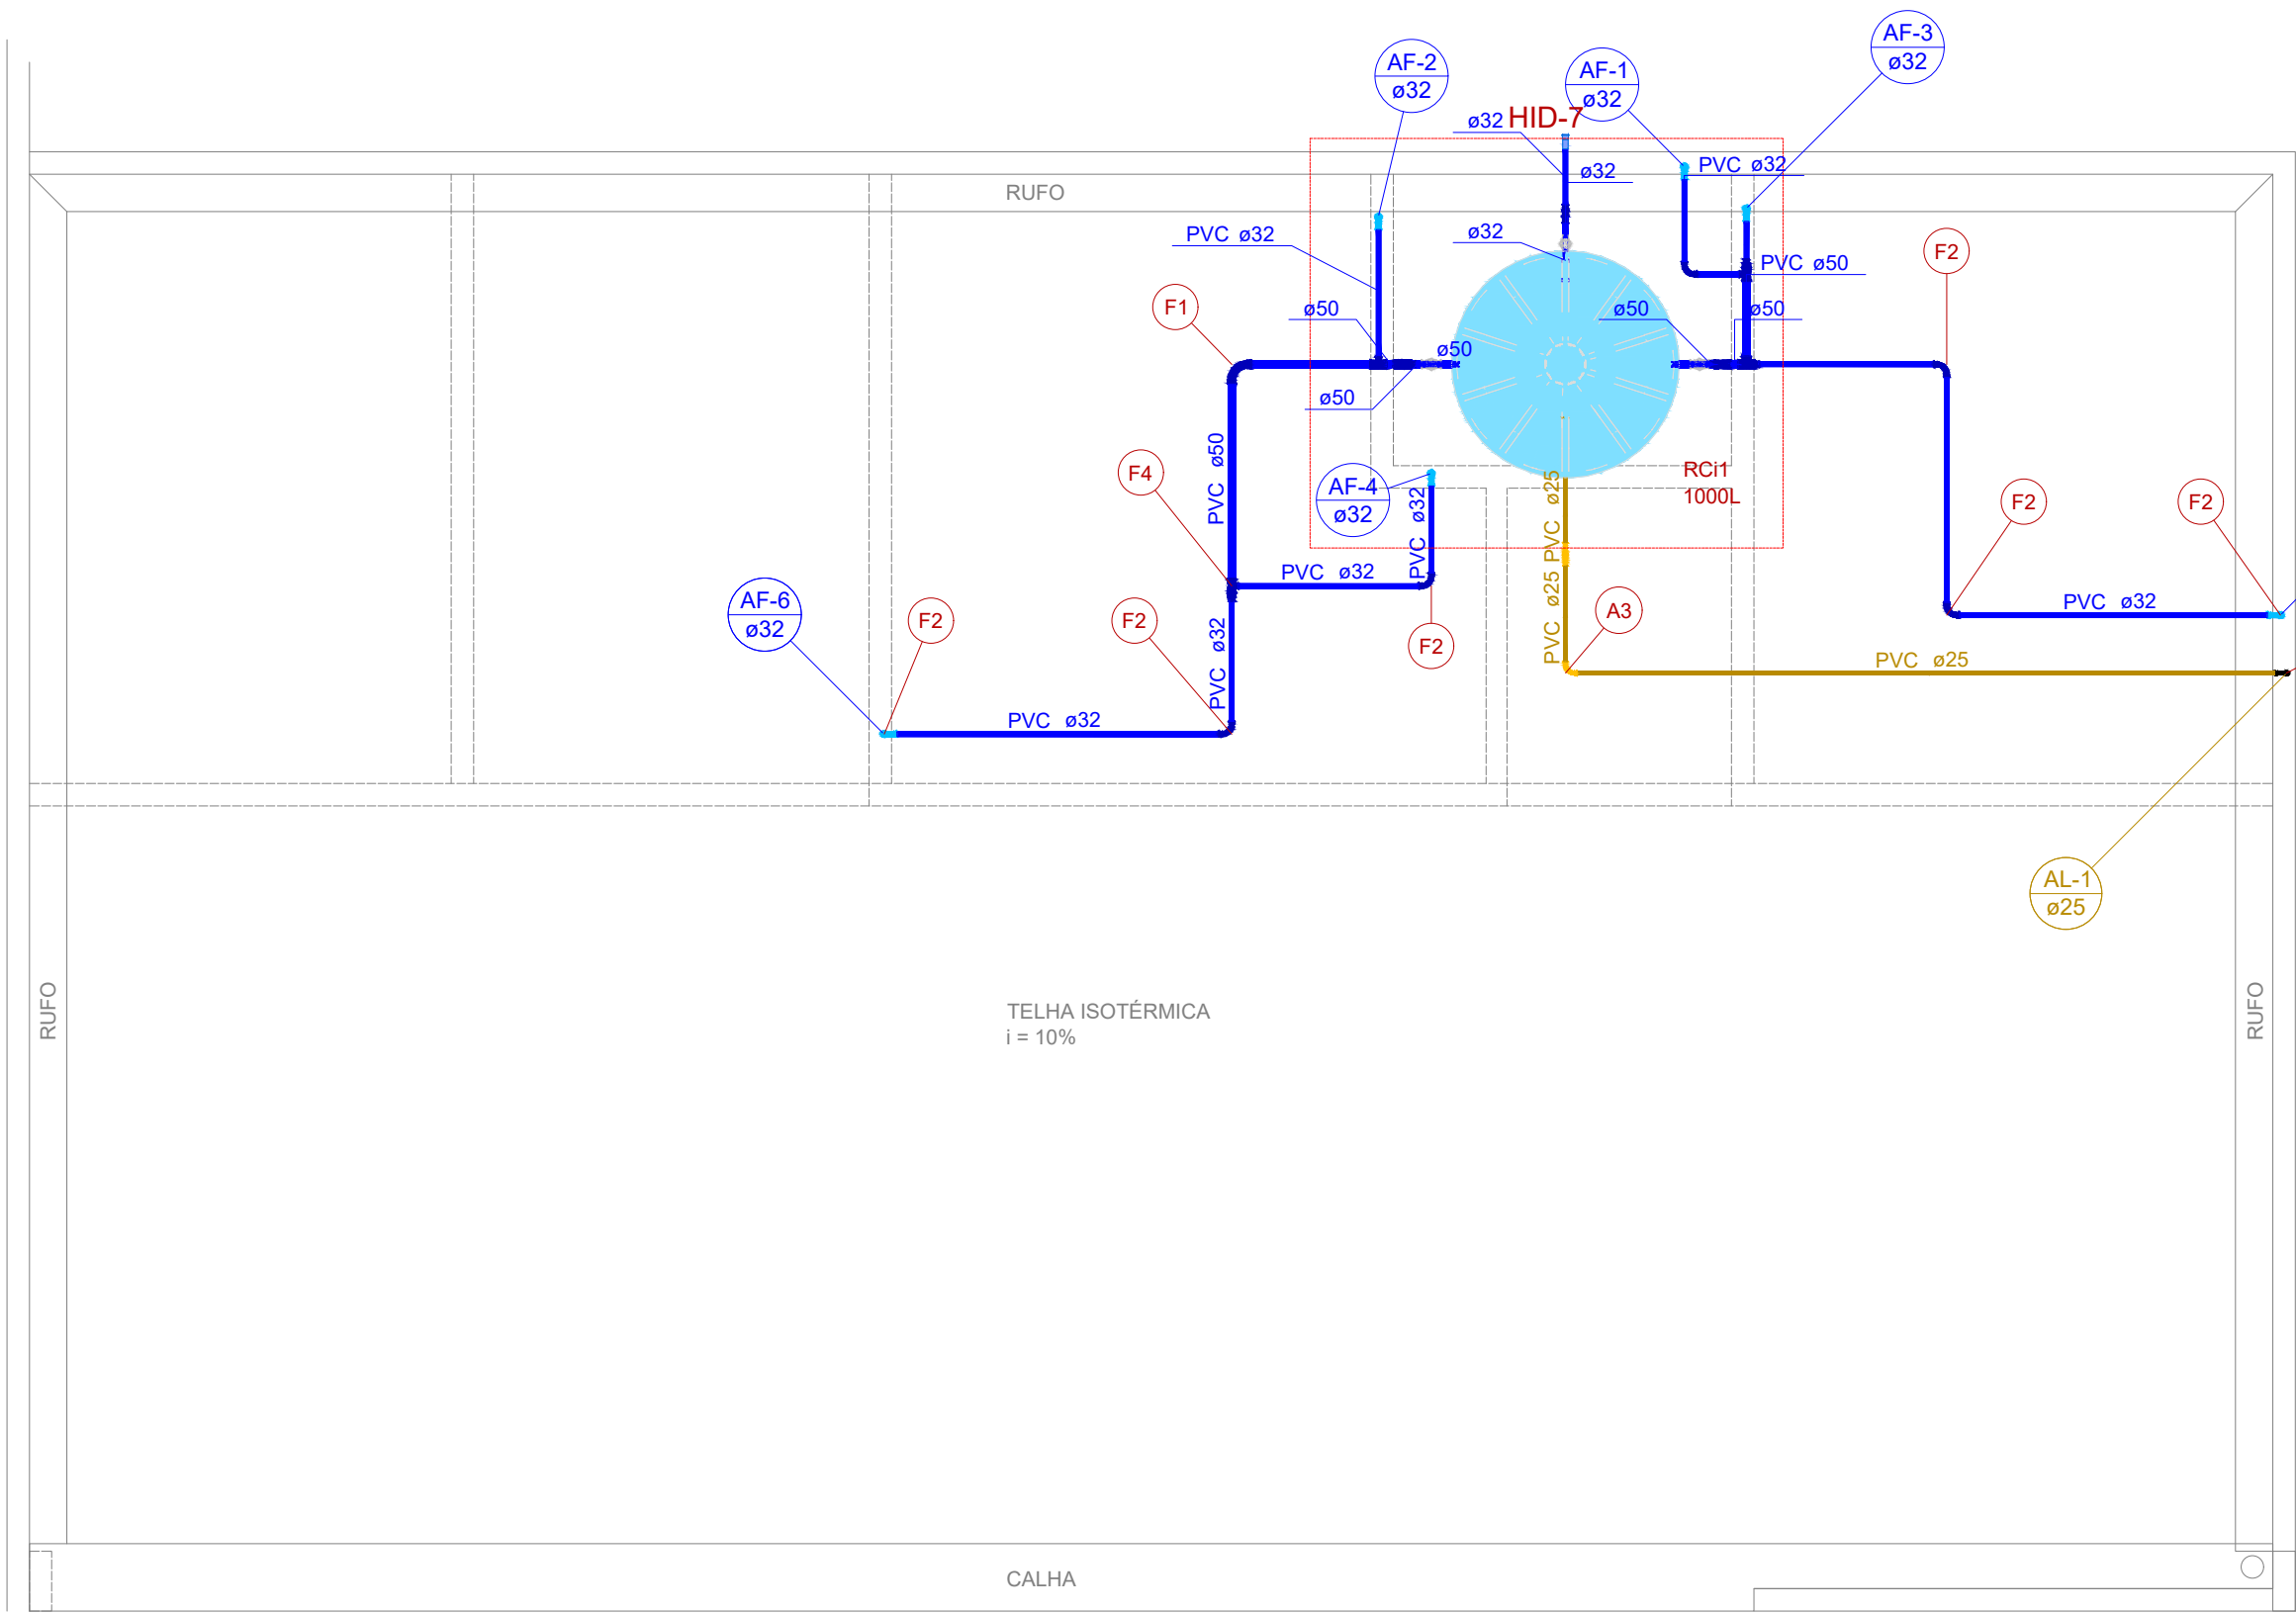

Lista de materiais - COBERTURA	
Alimentação	
PVC rígido soldável	
Adapt sold c/ flange fixo p cx. d' água	
25 mm - 3/4"	1 pc
Curva 90 soldável	
25 mm	4 pc
Torneira de bóia	
3/4"	1 pc
Tubos	
25 mm	9.92 m
Água fria	
Metais	
Registro de gaveta bruto ABNT	
1"	1 pc
1.1/2"	2 pc
PVC rígido soldável	
Adapt sold c/ flange fixo p cx. d' água	
32 mm - 1"	3 pc
50 mm - 1.1/2"	2 pc
Adapt sold curto c/bolsa-rosca p registro	
32 mm - 1"	2 pc
50 mm - 1.1/2"	4 pc
Bucha de redução sold. longa	
50 mm - 32 mm	4 pc
Curva 90 soldável	
32 mm	14 pc
50 mm	1 pc
Tubos	
32 mm	16.31 m
50 mm	3.62 m
Tê 90 soldável	
32 mm	1 pc
50 mm	2 pc
Tê de redução 90 soldável	
50 mm - 32 mm	4 pc
Reservatório cilíndrico	
Poliétileno	
1000 L	1 pc

Legenda de peças - COBERTURA	
PVC rígido soldável	
A3 Curva 90 soldável	
25 mm	1pc
PVC rígido soldável	
F1 Curva 90 soldável	
50 mm	1pc
PVC rígido soldável	
F2 Curva 90 soldável	
32 mm	1pc
PVC rígido soldável	
F4 Bucha de redução sold. longa	
50 mm - 32 mm	1pc
Tê de redução 90 soldável	
50 mm - 32 mm	1pc

Legenda de condutos - COBERTURA	
Água fria	
Alimentação	

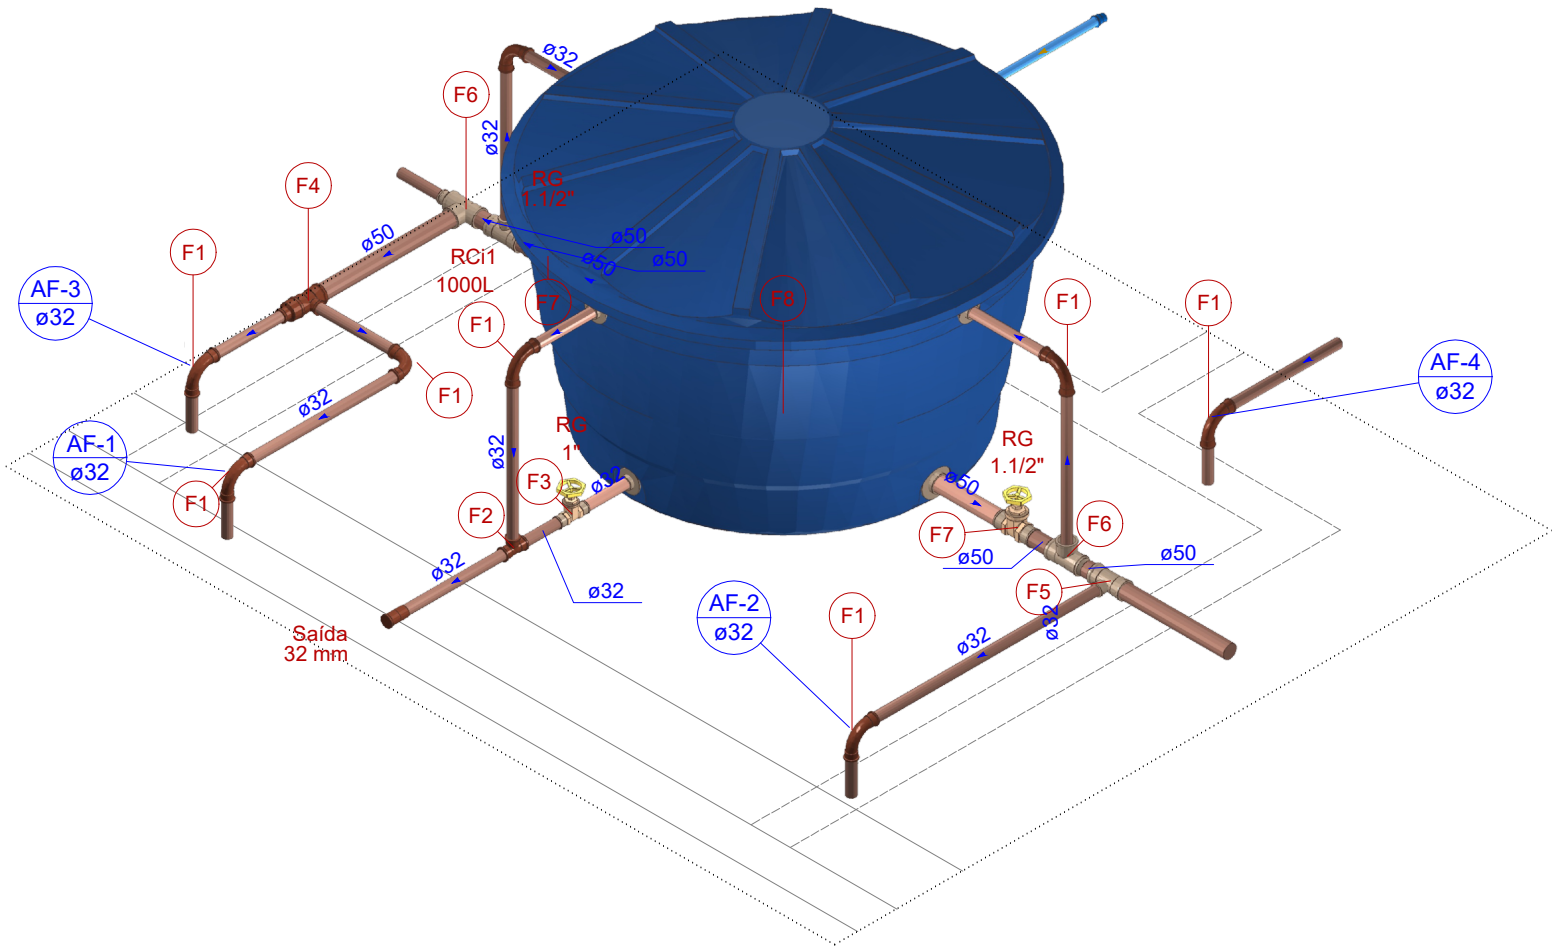

Detalhe HID-7
Escala 1:25

Legenda de peças - COBERTURA	
PVC rígido soldável	
F1 Curva 90 soldável	
32 mm	1pc
PVC rígido soldável	
F2 Tê 90 soldável	
32 mm	1pc
Metais	
Registro de gaveta bruto ABNT	
1"	1pc
PVC rígido soldável	
F3 Adapt sold curto c/bolsa-rosca p registro	
32 mm - 1"	2pc
PVC rígido soldável	
F4 Bucha de redução sold. longa	
50 mm - 32 mm	1pc
Tê de redução 90 soldável	
50 mm - 32 mm	1pc
PVC rígido soldável	
F5 Tê de redução 90 soldável	
50 mm - 32 mm	1pc
PVC rígido soldável	
F6 Bucha de redução sold. longa	
50 mm - 32 mm	1pc
Tê 90 soldável	
50 mm	1pc
Metais	
Registro de gaveta bruto ABNT	
1.1/2"	1pc
PVC rígido soldável	
F7 Adapt sold curto c/bolsa-rosca p registro	
50 mm - 1.1/2"	2pc
Reservatório cilíndrico	
F8 Poliétileno	
1000 L	1pc

APROVAÇÃO:



JBC ENGENHARIA E ASSessoria

REVISÃO	DATA	MODIFICAÇÃO
01		DETALHES ISOMÉTRICOS
02		
03		
04		



HIDRAÚLICO

CLIENTE		PREFEITURA MUNICIPAL DE MARZAGÃO
OBRA		CONSTRUÇÃO DO ANEXO DA PISCINA DA ESCOLA MUNICIPAL PINGO DE GENTE
ENDEREÇO		Rua Julieta Cândida da Costa, Qd 14, lotes 12/13, Centro Marzagão - GO
REFERENTE		PLANTA BAIXA COBERTURA DETALHE ISOMÉTRICO CAIXA D'AGUA LEGENDAS E LISTA DE MATERIAIS
ÁREAS		ÁREA DO TERRENO: 170,94m² ÁREA CONSTRUÍDA: 147,86m² ÁREA PERMEÁVEL: 8,80m²
A.R.T.		Prancha N°
ENG BRUNO GODOI DE CARVALHO CREA: 101584796/D-GO		PREFEITURA MUNICIPAL DE MARZAGÃO GNPJ: 01.174.580/0001-04
Desenho A.F.U.	Revisão	Tamanho
Escala(s) Indicada no desenho	Unidade(s) CENTIMETROS	Data MARÇO/2026
ART N° 0		

Os direitos autorais deste projeto pertencem aos engenheiros acima citados.
É proibida a sua reprodução, modificação e/ou alteração conforme LEI 5.968 ART.25