
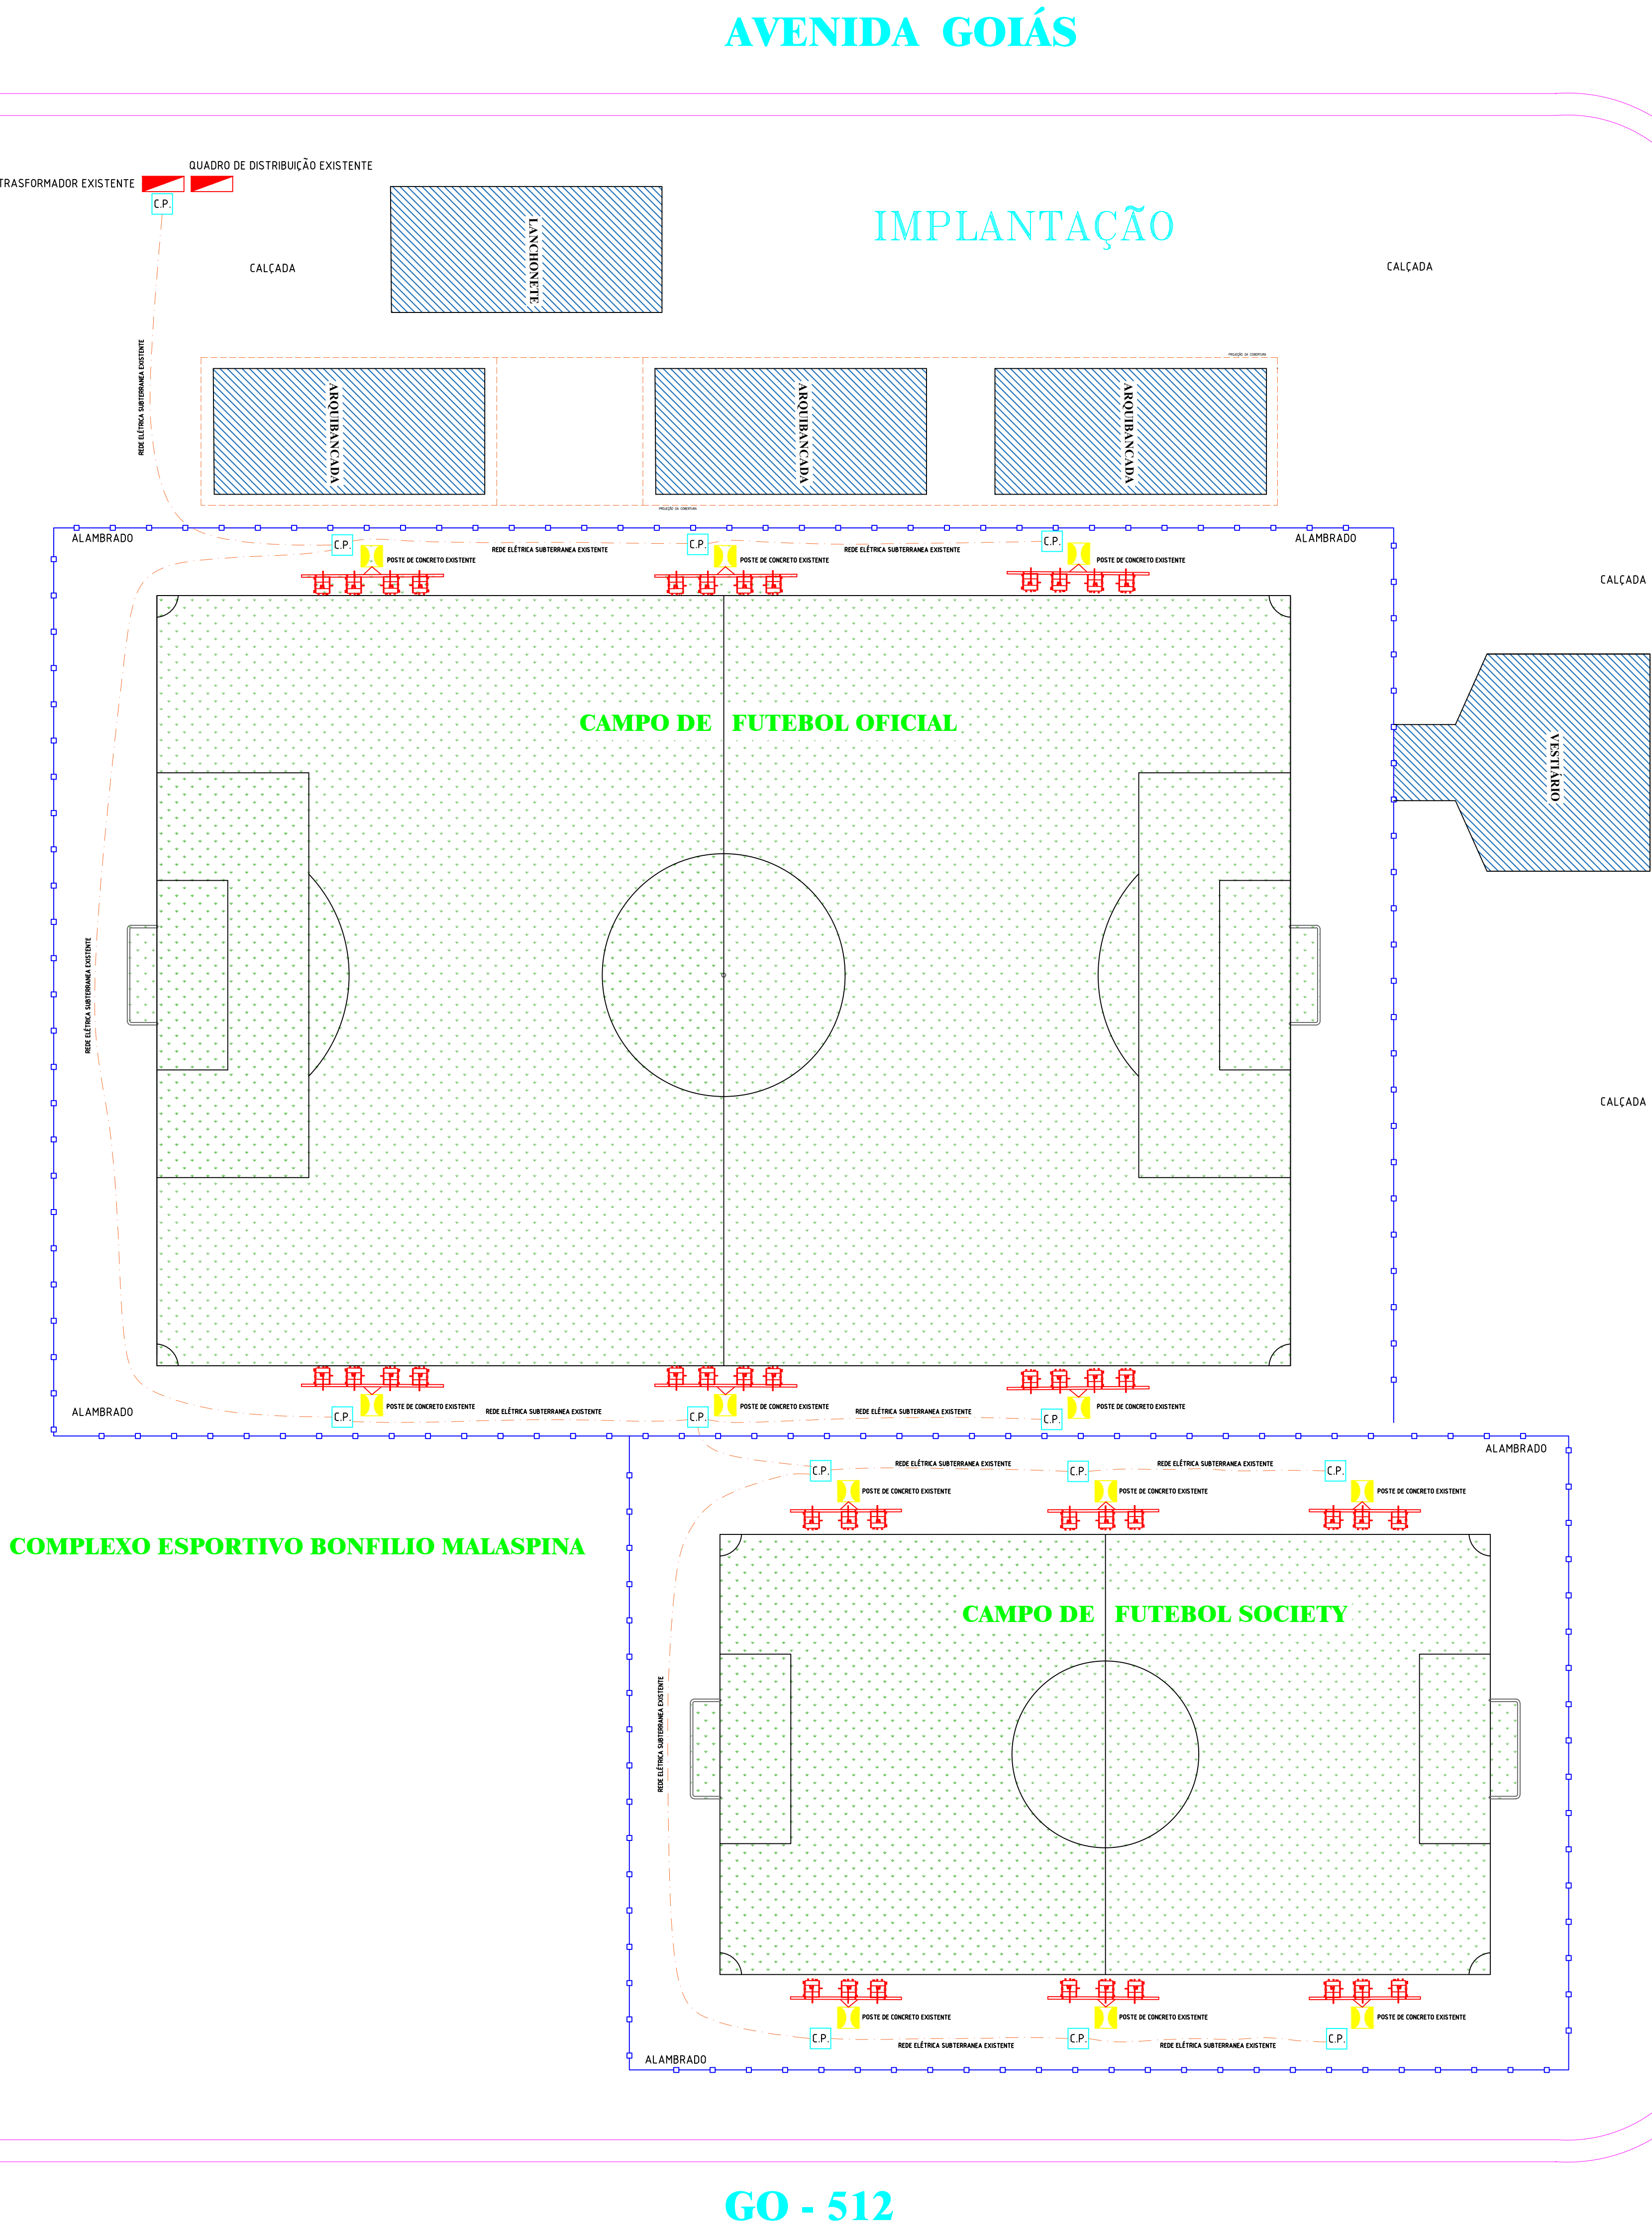



DIRECIONAMENTO PROJETORES

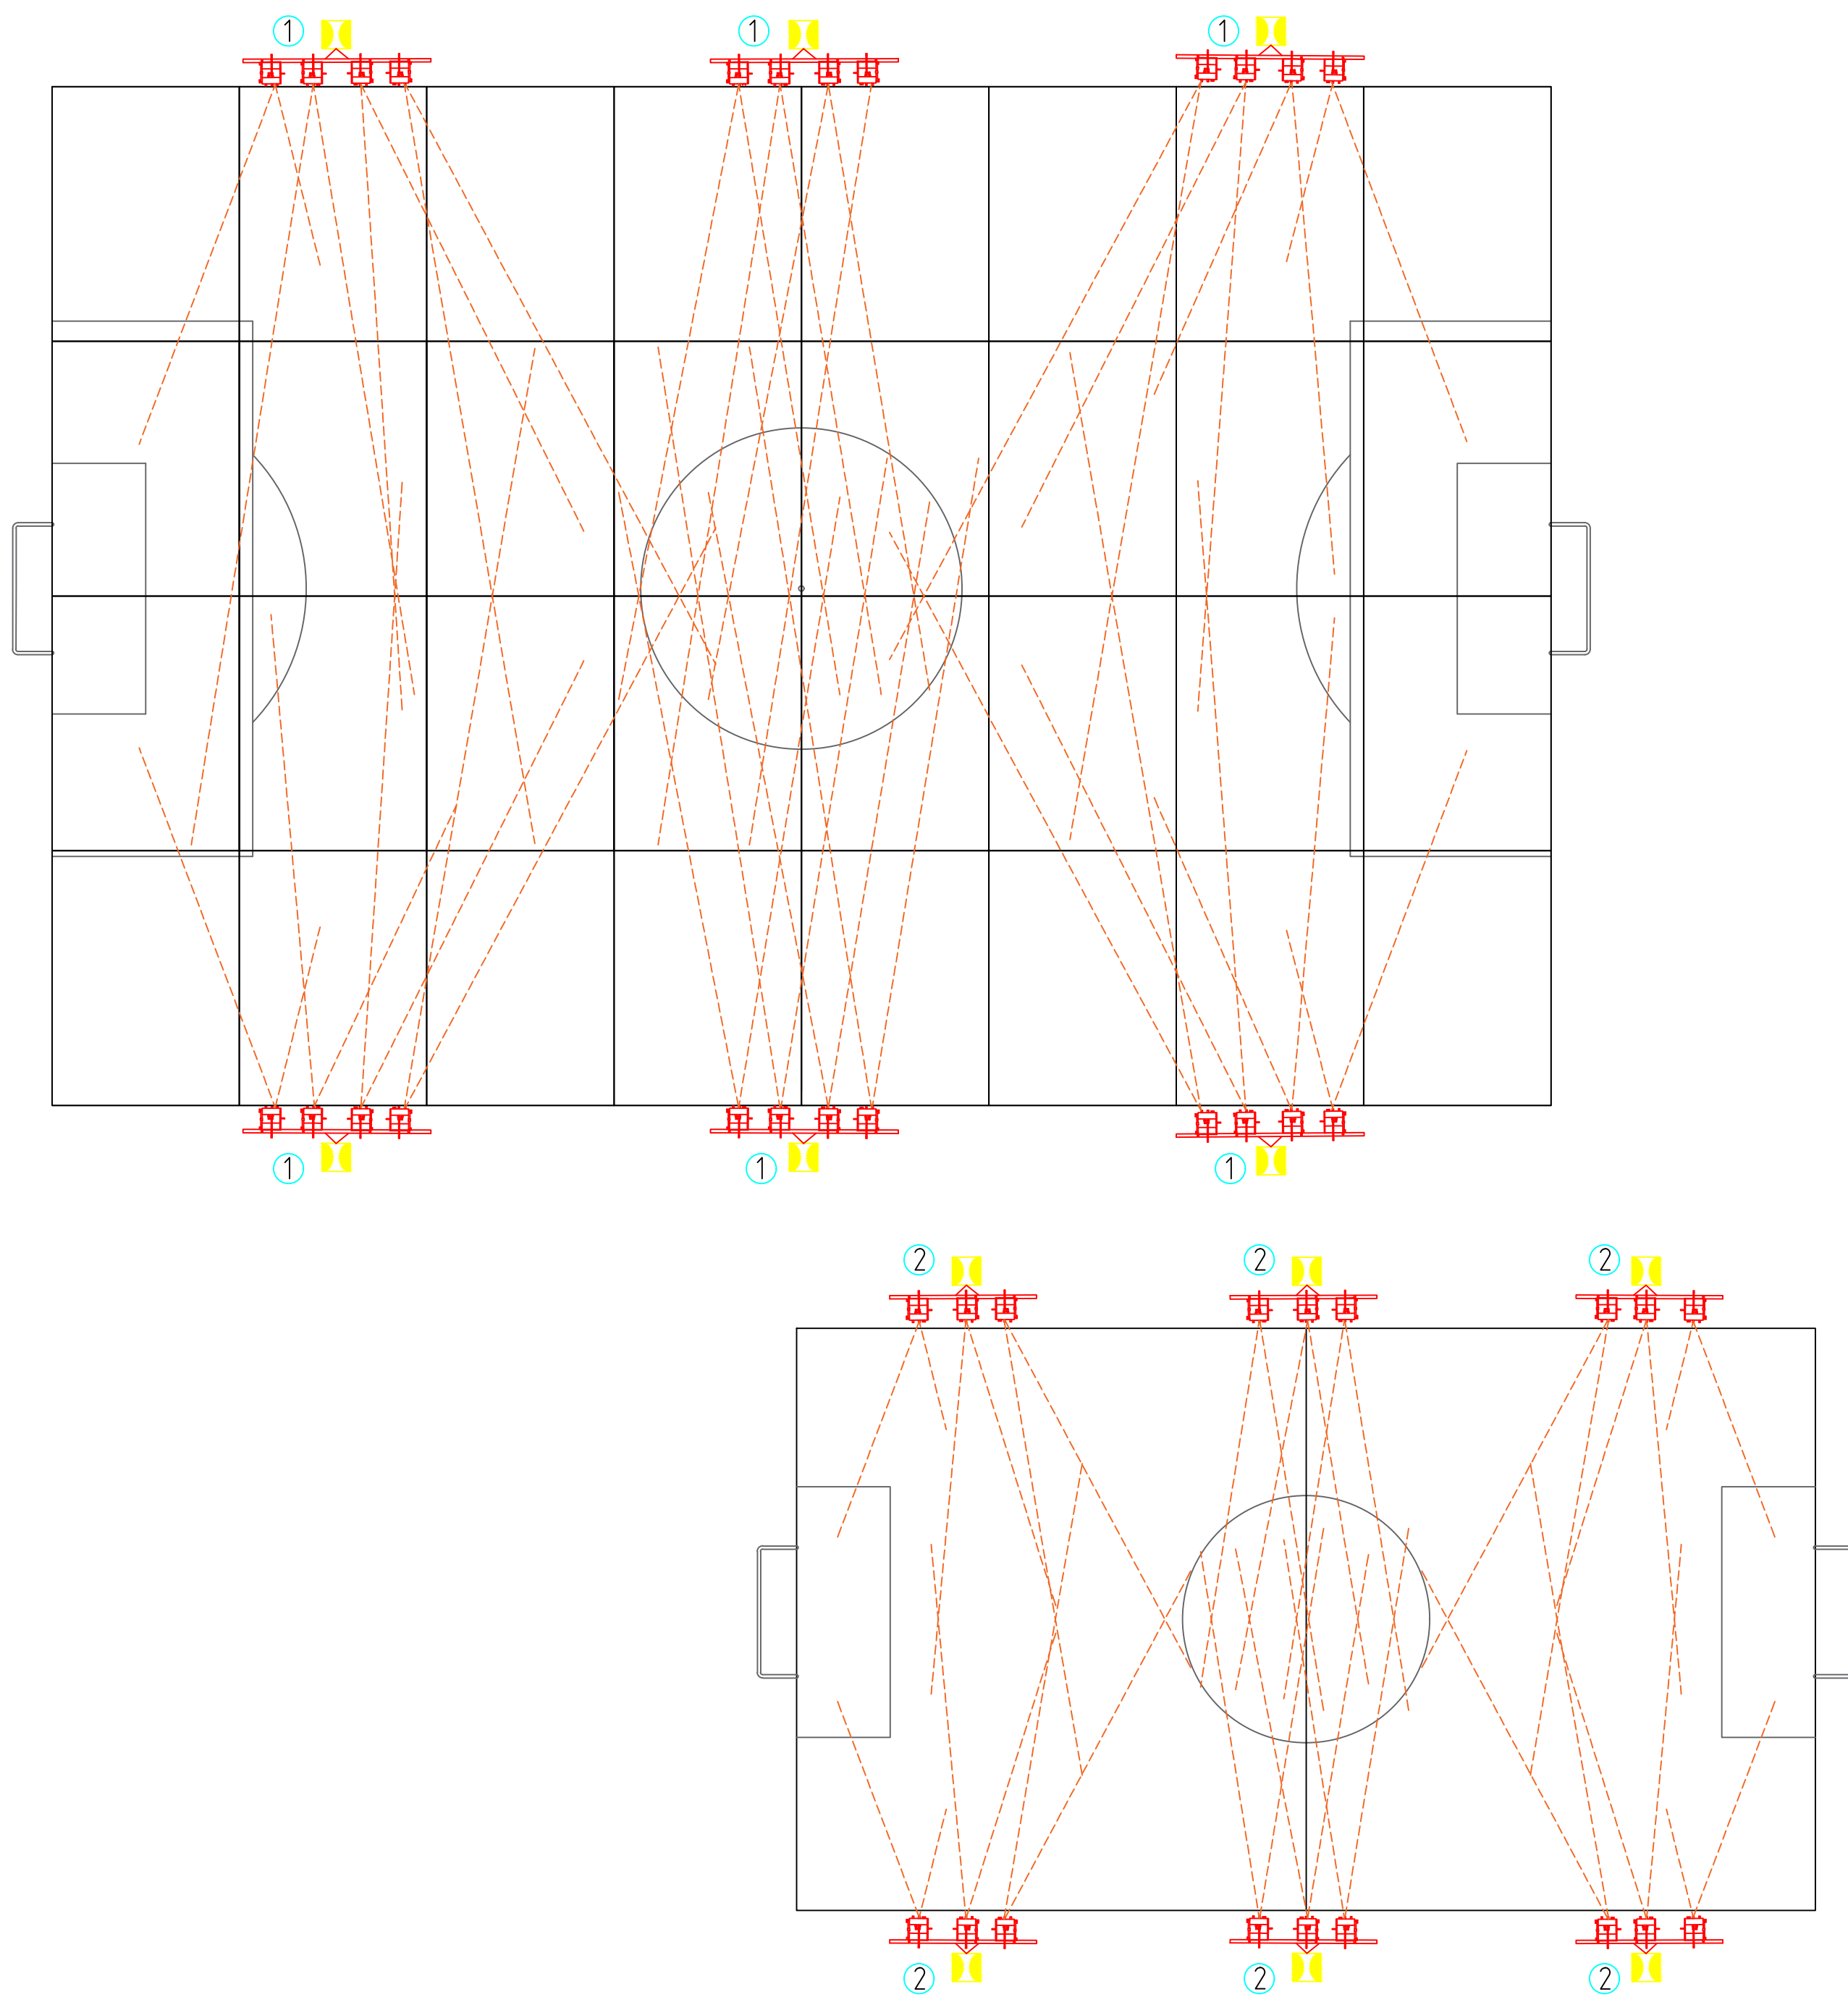

PLANTA BAIXA - INST. ELÉTRICA

ESCALA : 1 / 50

ILUMINAÇÃO CAMPO DE FUTEBOL E CAMPO SOCIETY
INSTALAÇÕES ELÉTRICAS
TROCA DE REFLETORES DO ESTÁDIO E CAMPO SOCIETY
90 PROJETORES 1000W PADRÃO LED

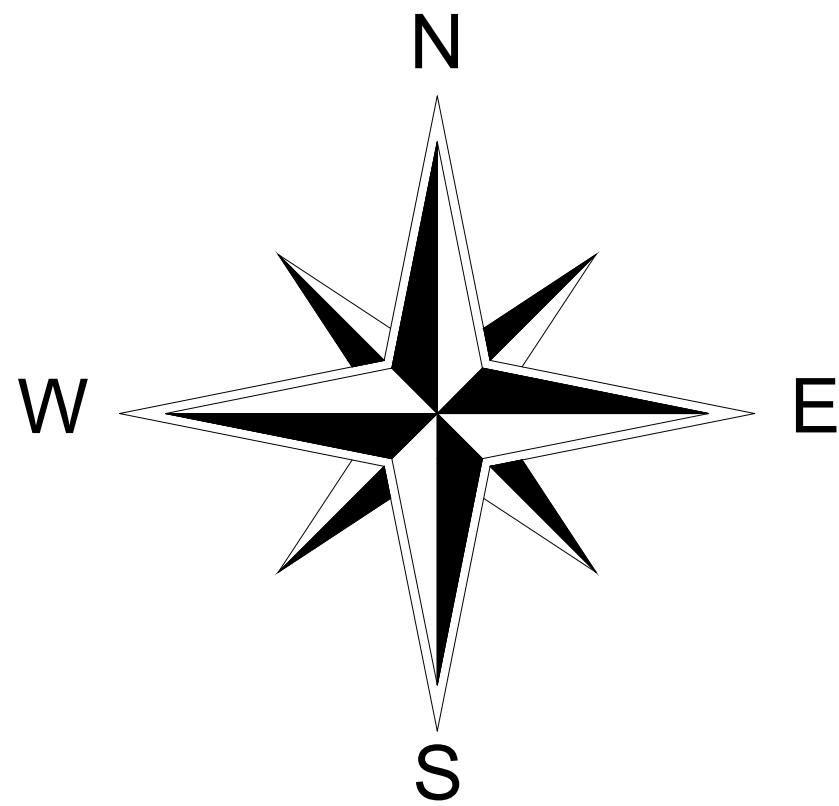

PREFEITURA MUNICIPAL DE AVELINÓPOLIS - GOIÁS
ADM.: 2025 / 2028

COMPLEXO ESPORTIVO BONFÍLIO MALASPINA
ILUMINAÇÃO CAMPO DE FUTEBOL E CAMPO SOCIETY
INSTALAÇÕES ELÉTRICAS

TROCA DE REFLETORES DO ESTÁDIO E CAMPO SOCIETY
90 PROJETORES 1000W PADRÃO LED

PROJETO INST. ELÉTRICA

PREFEITURA :
AVELINÓPOLIS - GOIÁS
ADM.: 2025 / 2028

COMPLEXO ESPORTIVO BONFÍLIO MALASPINA

ADMINISTRAÇÃO :
PREFEITURA MUNICIPAL DE AVELINÓPOLIS - GOIÁS.
AUTOR DO PROJETO :
PEDRO DE PAULA LOPES MACEDO
CREA: 1814792/212 / D - GO.

R.T. DA OBRA :

PROJETO INST. ELÉTRICA

TROCA DE REFLETORES DO ESTÁDIO E CAMPO SOCIETY

ÁREA TOTAL EDIFICADA :	ARQUIVO :	PRANCHA :
		02 / 03 .
ESCALA :	DATA :	DESENHO :
INDICADAS	AGOSTO / 2026.	EDINHO .

APROVAÇÕES :

LATITUDE : -16.467000
LONGITUDE : -49.756675

CONTEÚDO :

PLANTA BAIXA - INST.
ELÉTRICA E DETALHES.