




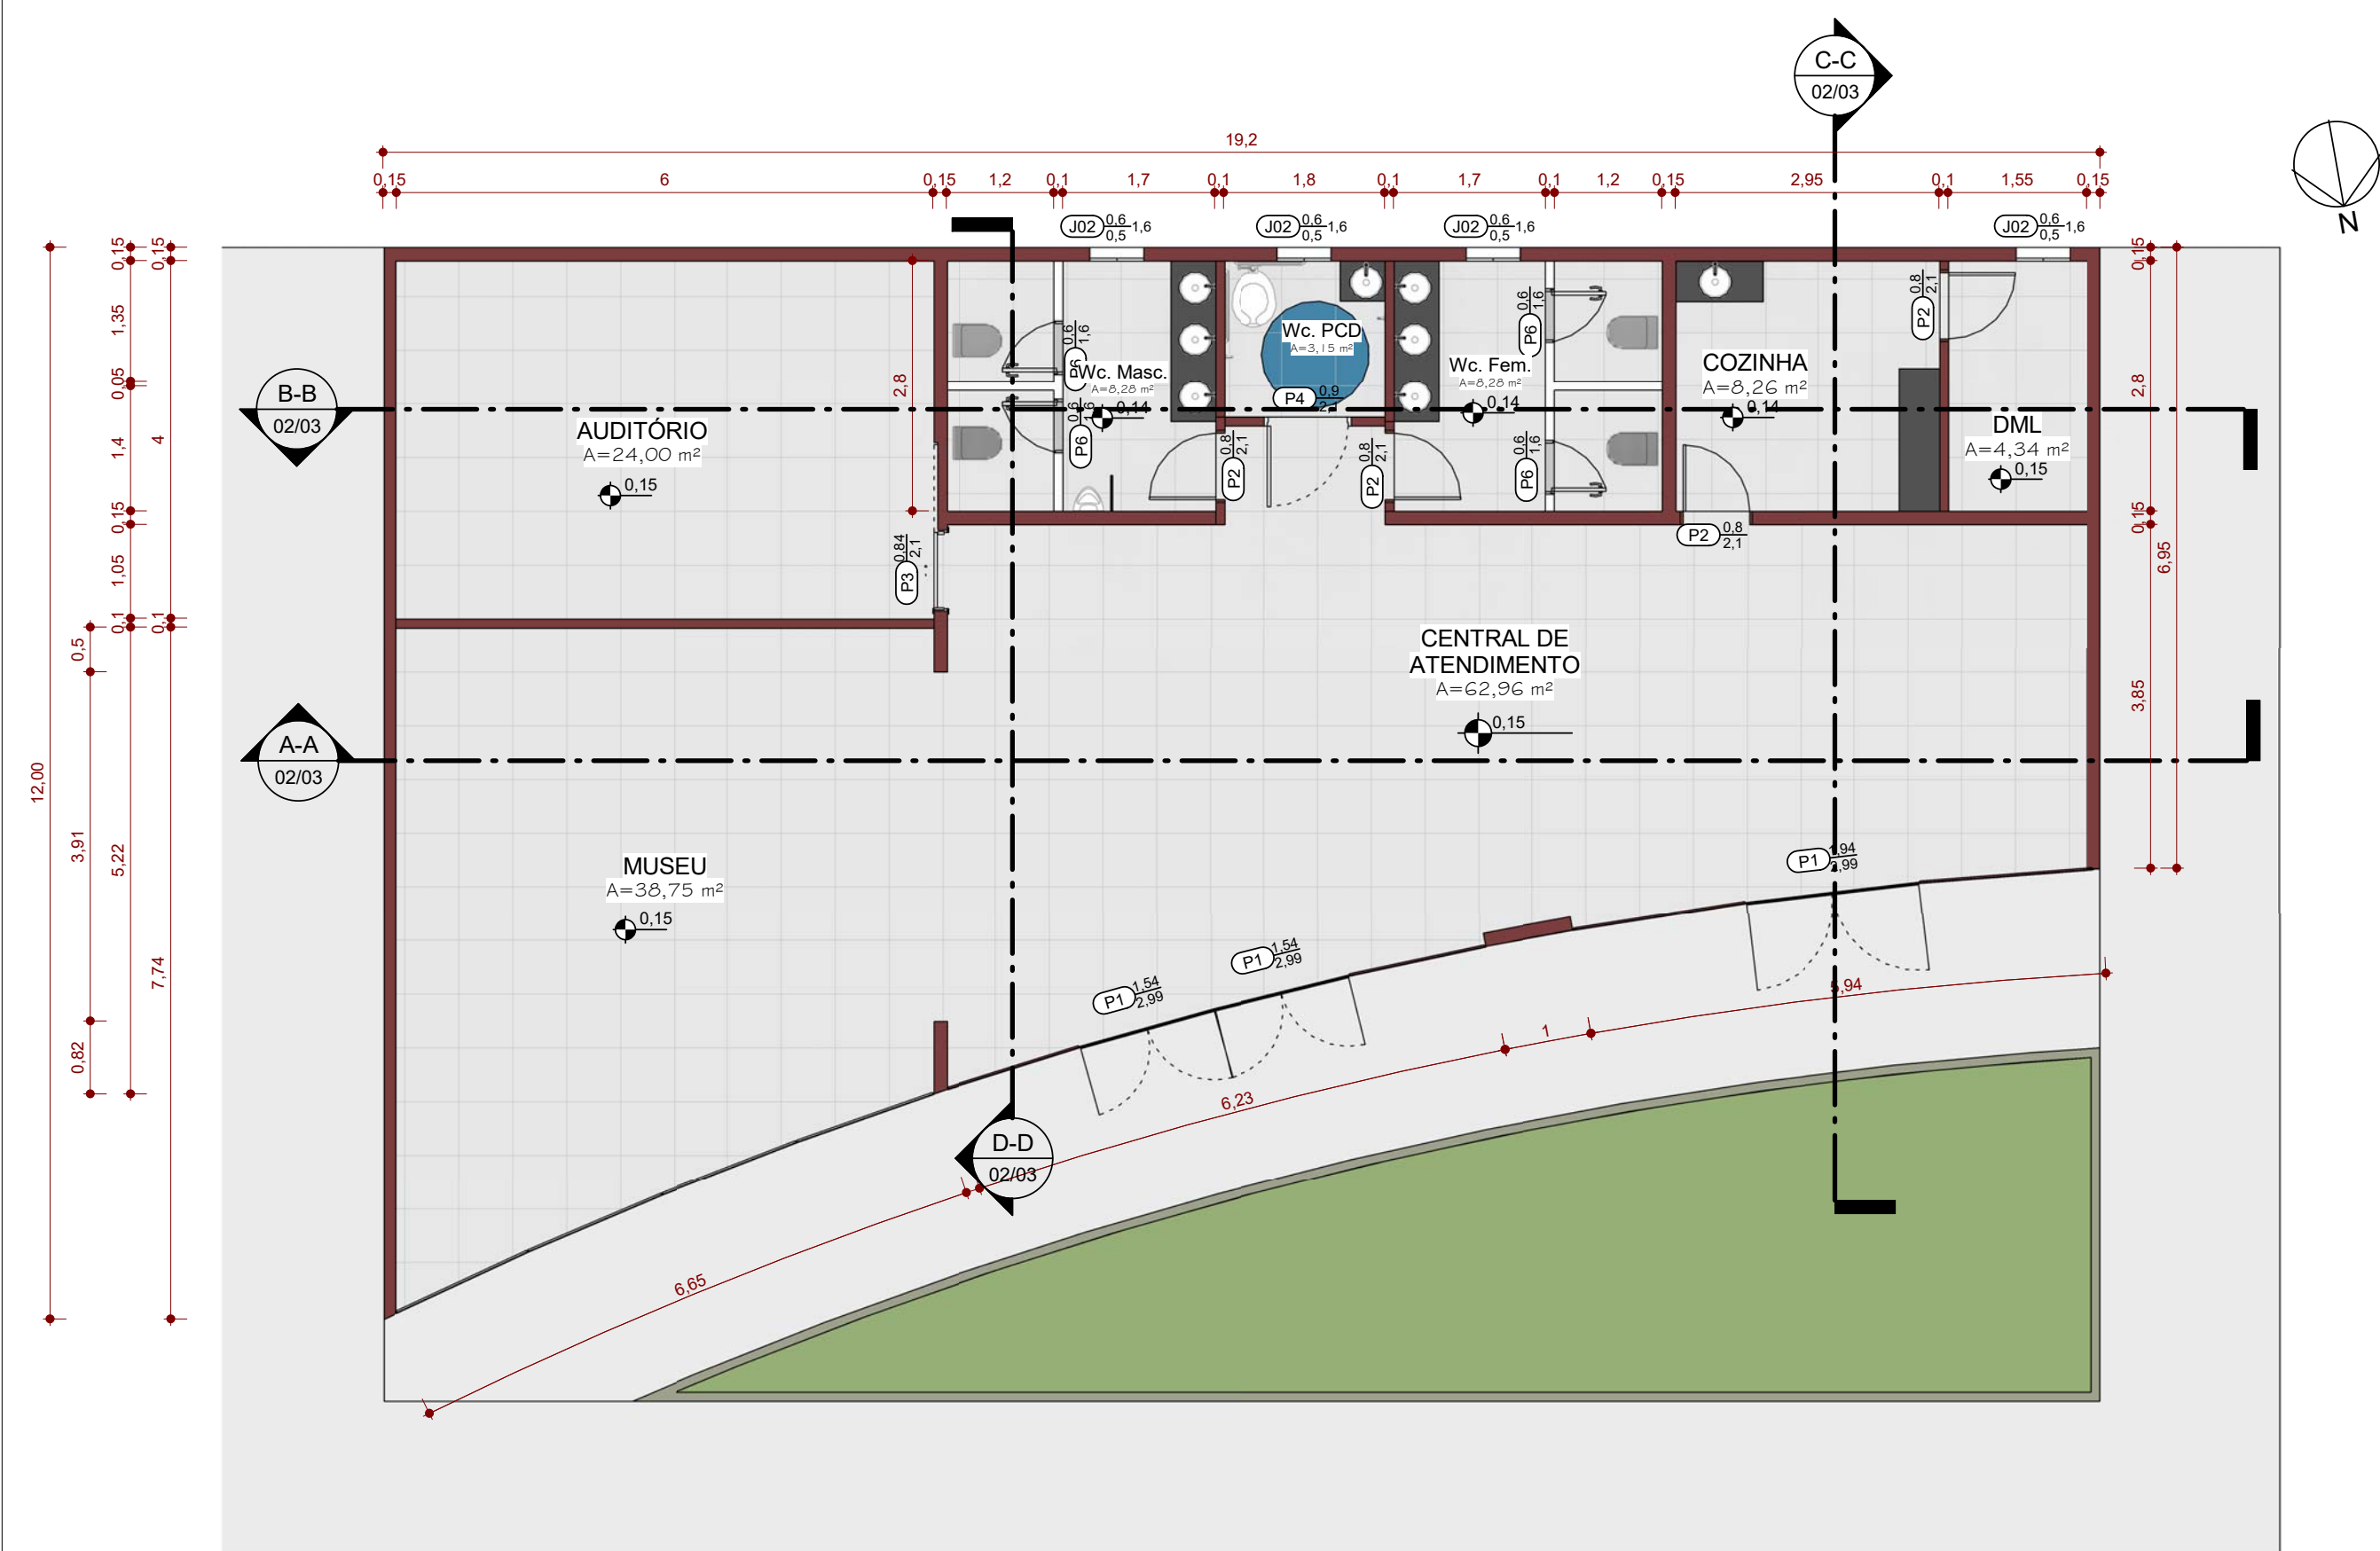


1 PLANTA BAIXA TÉRREO
ESCALA -1 : 75

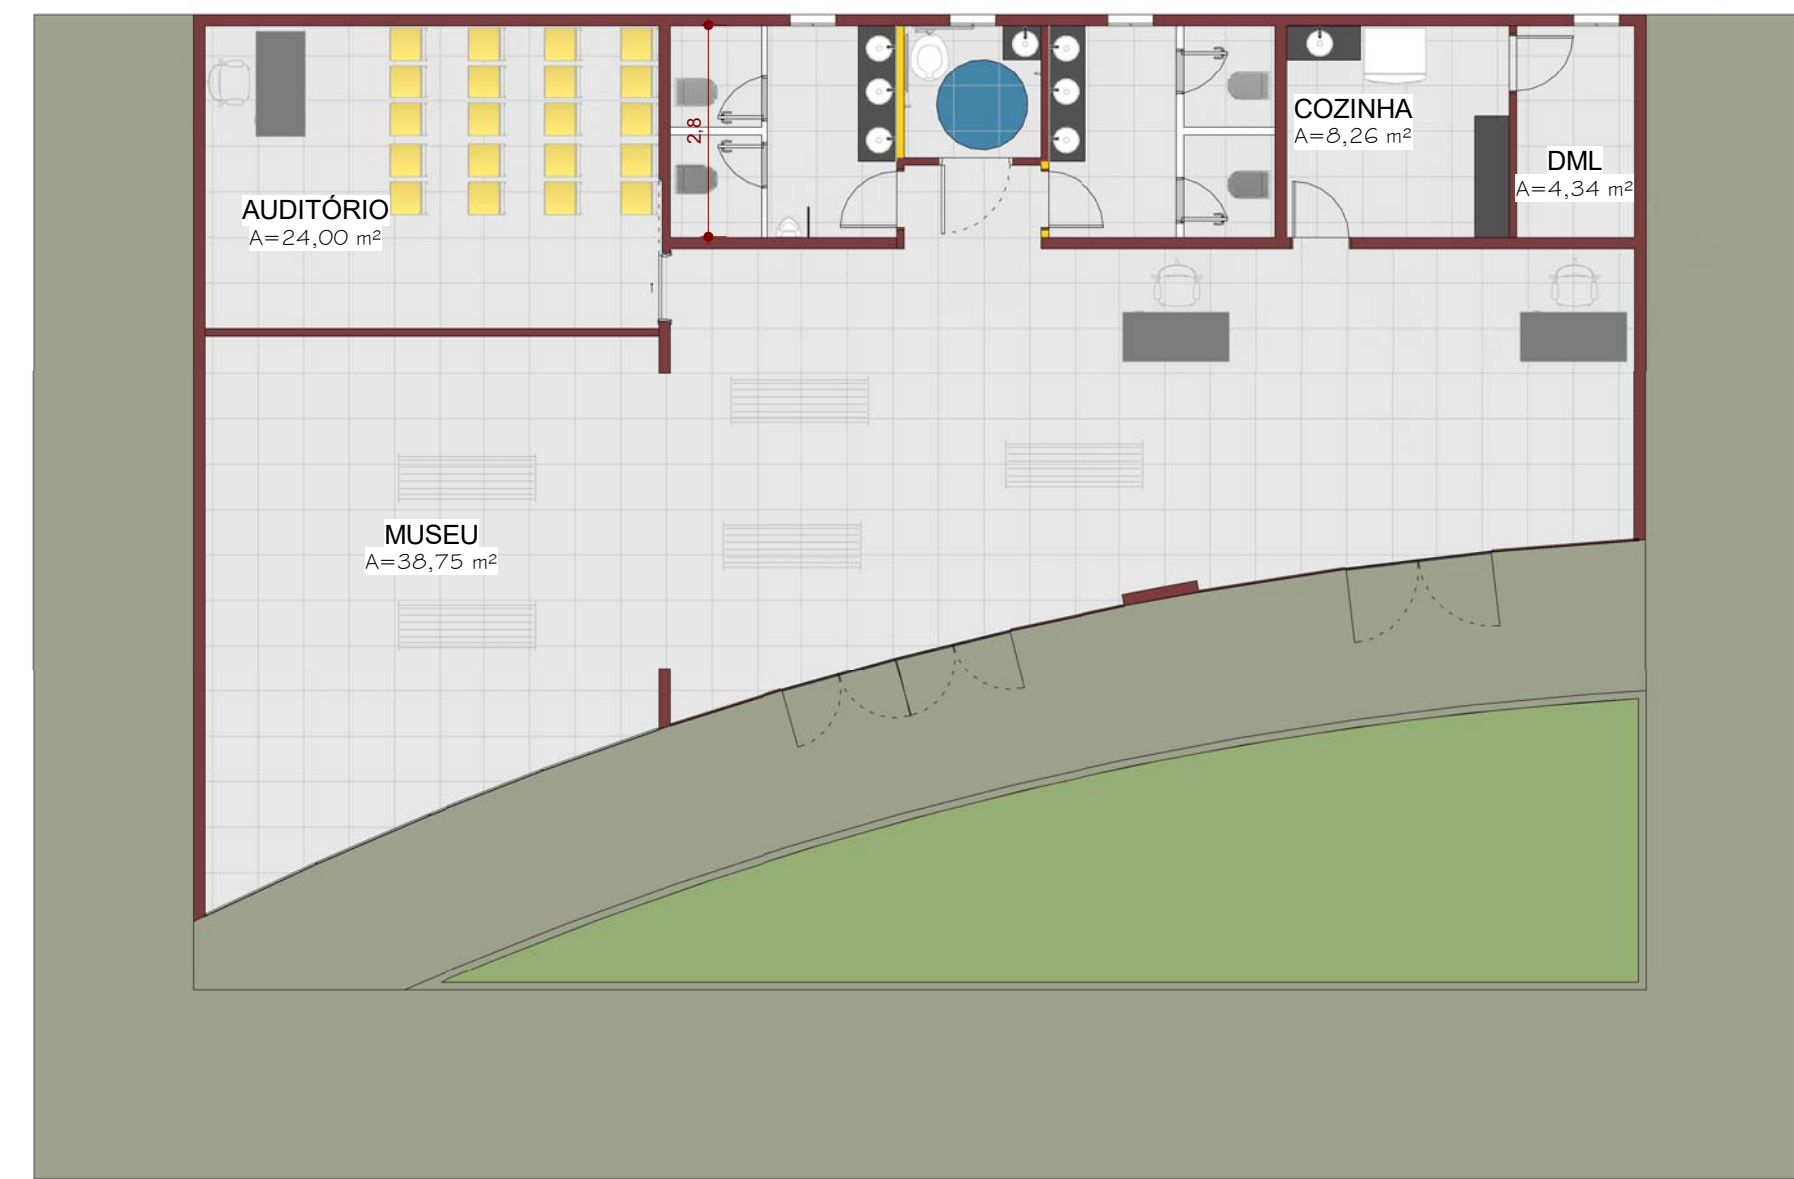


2 PLANTA BAIXA LAYOUT
ESCALA - 1 : 100

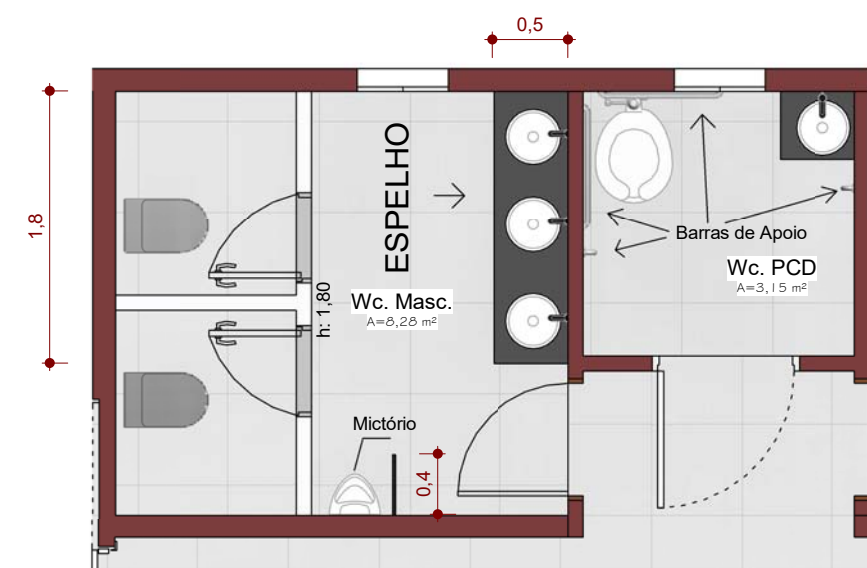


3 DETALHAMENTO BANHEIRO
ESCALA - 1 : 50

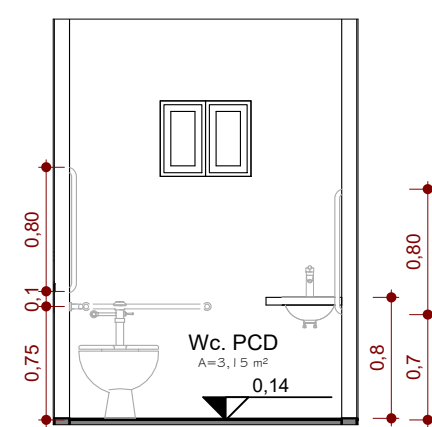


4 DETALHAMENTO PCD
ESCALA - 1 : 50

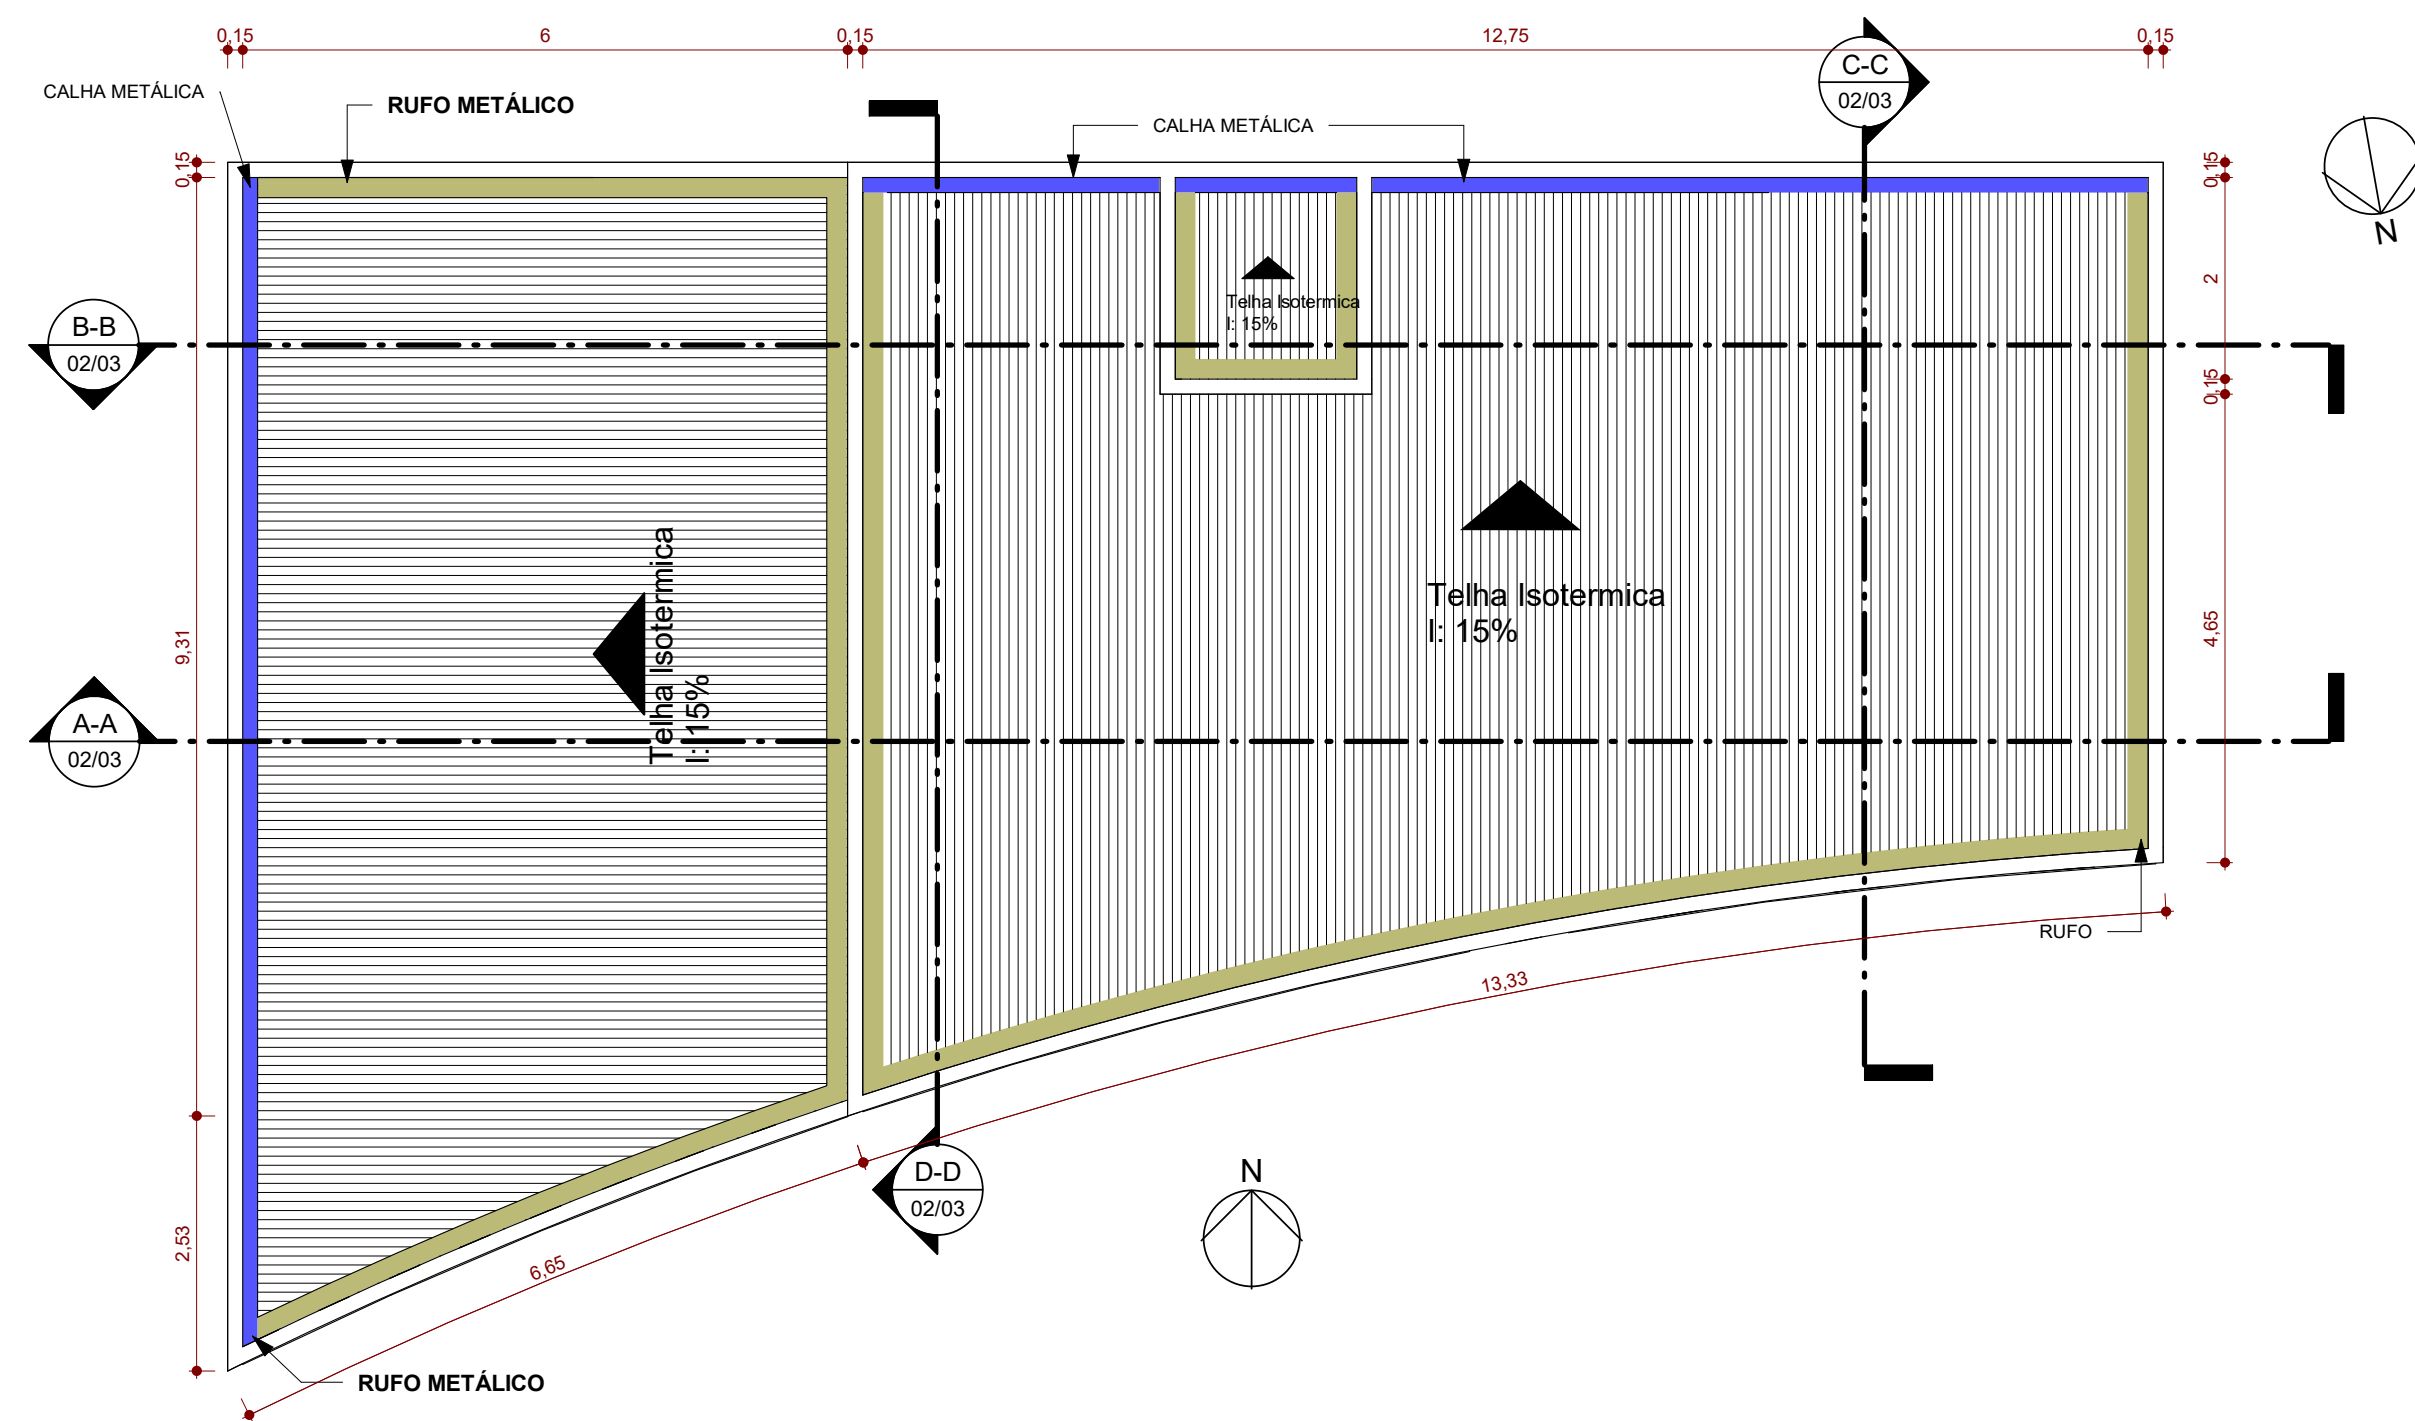

5 PLANTA BAIXA COBERTURA
ESCALA -1 : 75

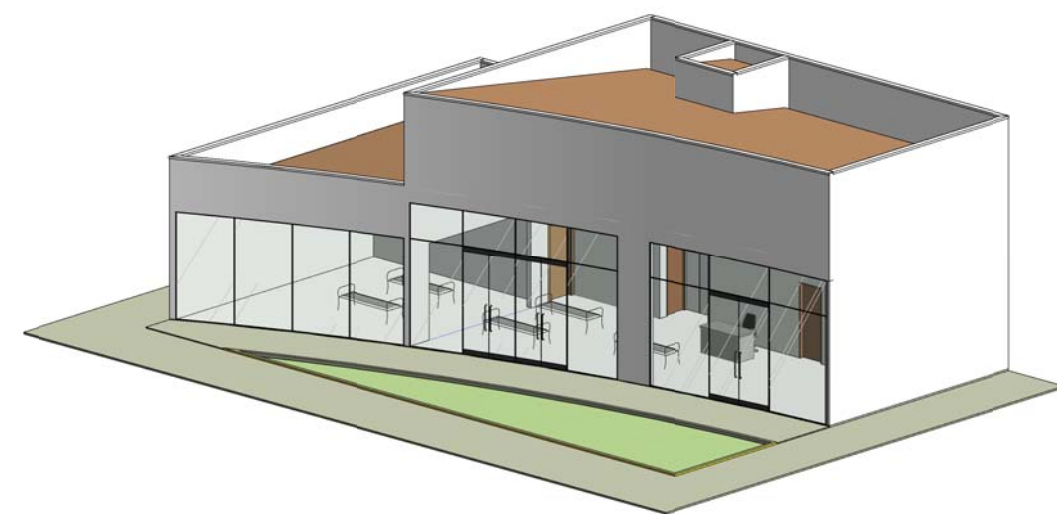

7 PERSPECTIVA
ESCALA -

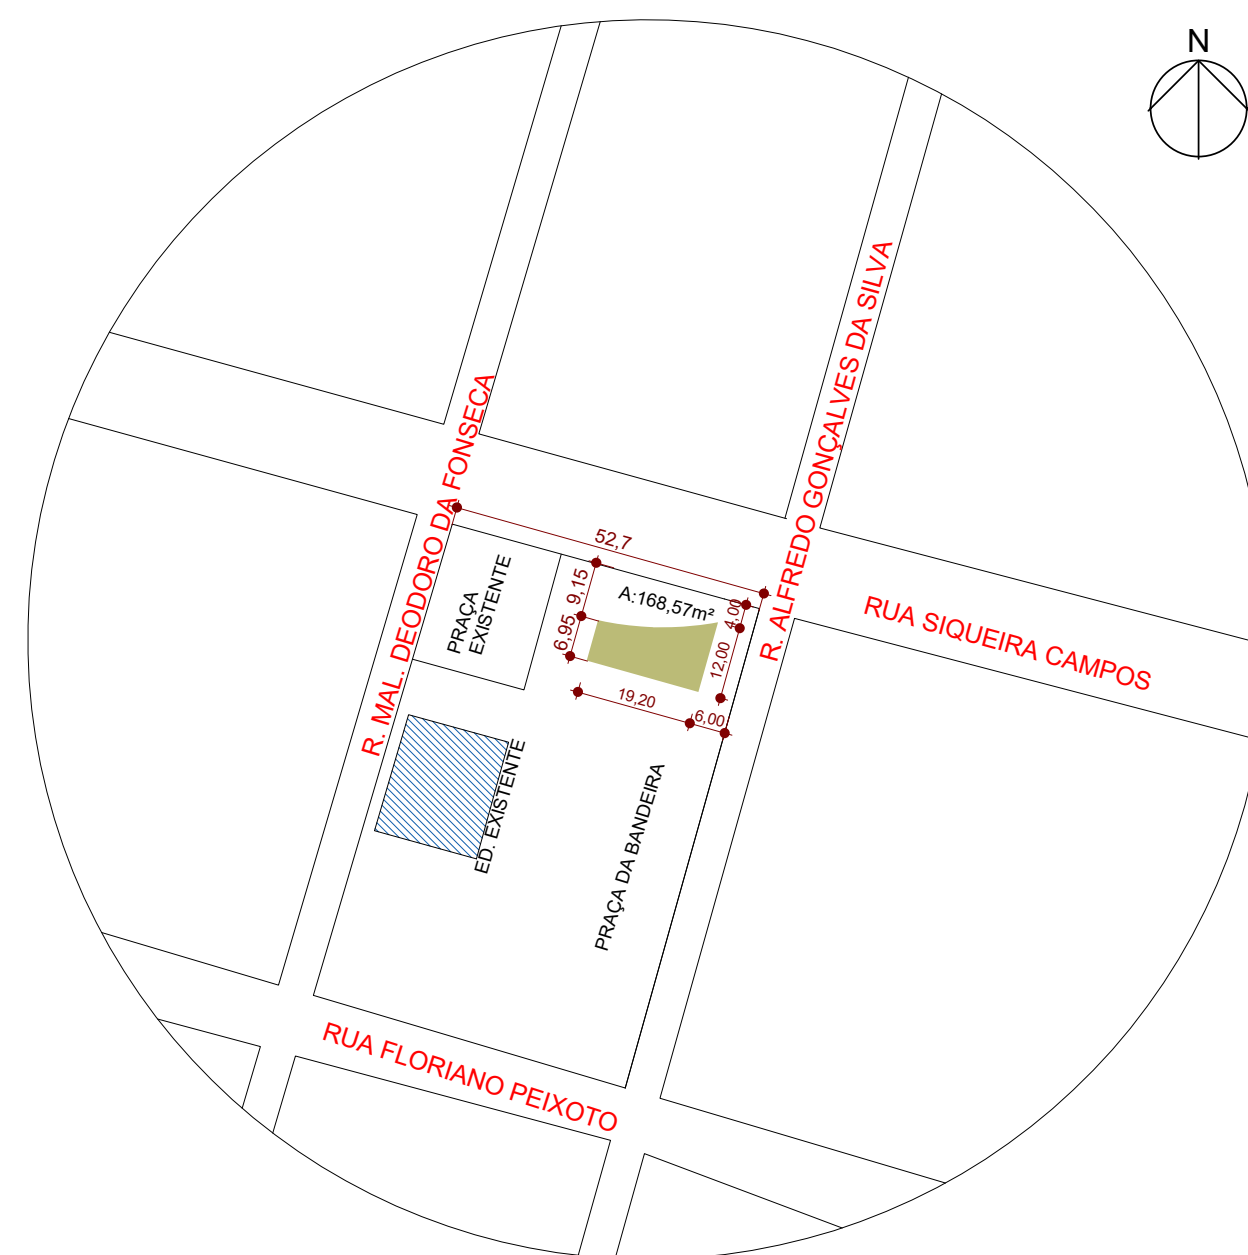

6 PLANTA DE LOCAÇÃO
ESCALA -1 : 1250

PREFEITURA:		CREA:	
		BOMBEIRO OU NATURATINS:	
PROJETO:			FOLHA:
PROJETO ARQUITETÔNICO			01/03
OBRA: CENTRO DE ATENDIMENTO AO TURISTA DO MUNICÍPIO DE ARAGUATINS - TO			
PROPRIETÁRIO: PREFEITURA MUNICIPAL DE ARAGUATINS			
CNPJ: 01.237.403/0001-11			
ENDEREÇO: RUA TEN. SIQUEIRA CAMPOS, ESQ. RUA ALFREDO GONÇALVES DA SILVA			
QUADRO DE ÁREAS	ASSINATURA PROPRIETÁRIO	PREFEITURA MUNICIPAL DE ARAGUATINS	
	AUTOR PROJETO CAU/TO: 273379-0 ARQUITETO E URBANISTA	GUSTAVO SILVA VELOSO	
	RESP. TÉCNICO CAU/TO: 273379-0 ARQUITETO E URBANISTA	GUSTAVO SILVA VELOSO	
ESCALA:	DESENHO:	DATA:	
Como indicado	GUSTAVO VELOSO	SETEMBRO 2021	
CONTEÚDO:			
PLANTA BAIXA TÉRREO		DETALHAMENTOS BANHEIRO	PLANTA DE LOCAÇÃO
PLANTA BAIXA LAYOUT		PLANTA DE COBERTURA	