

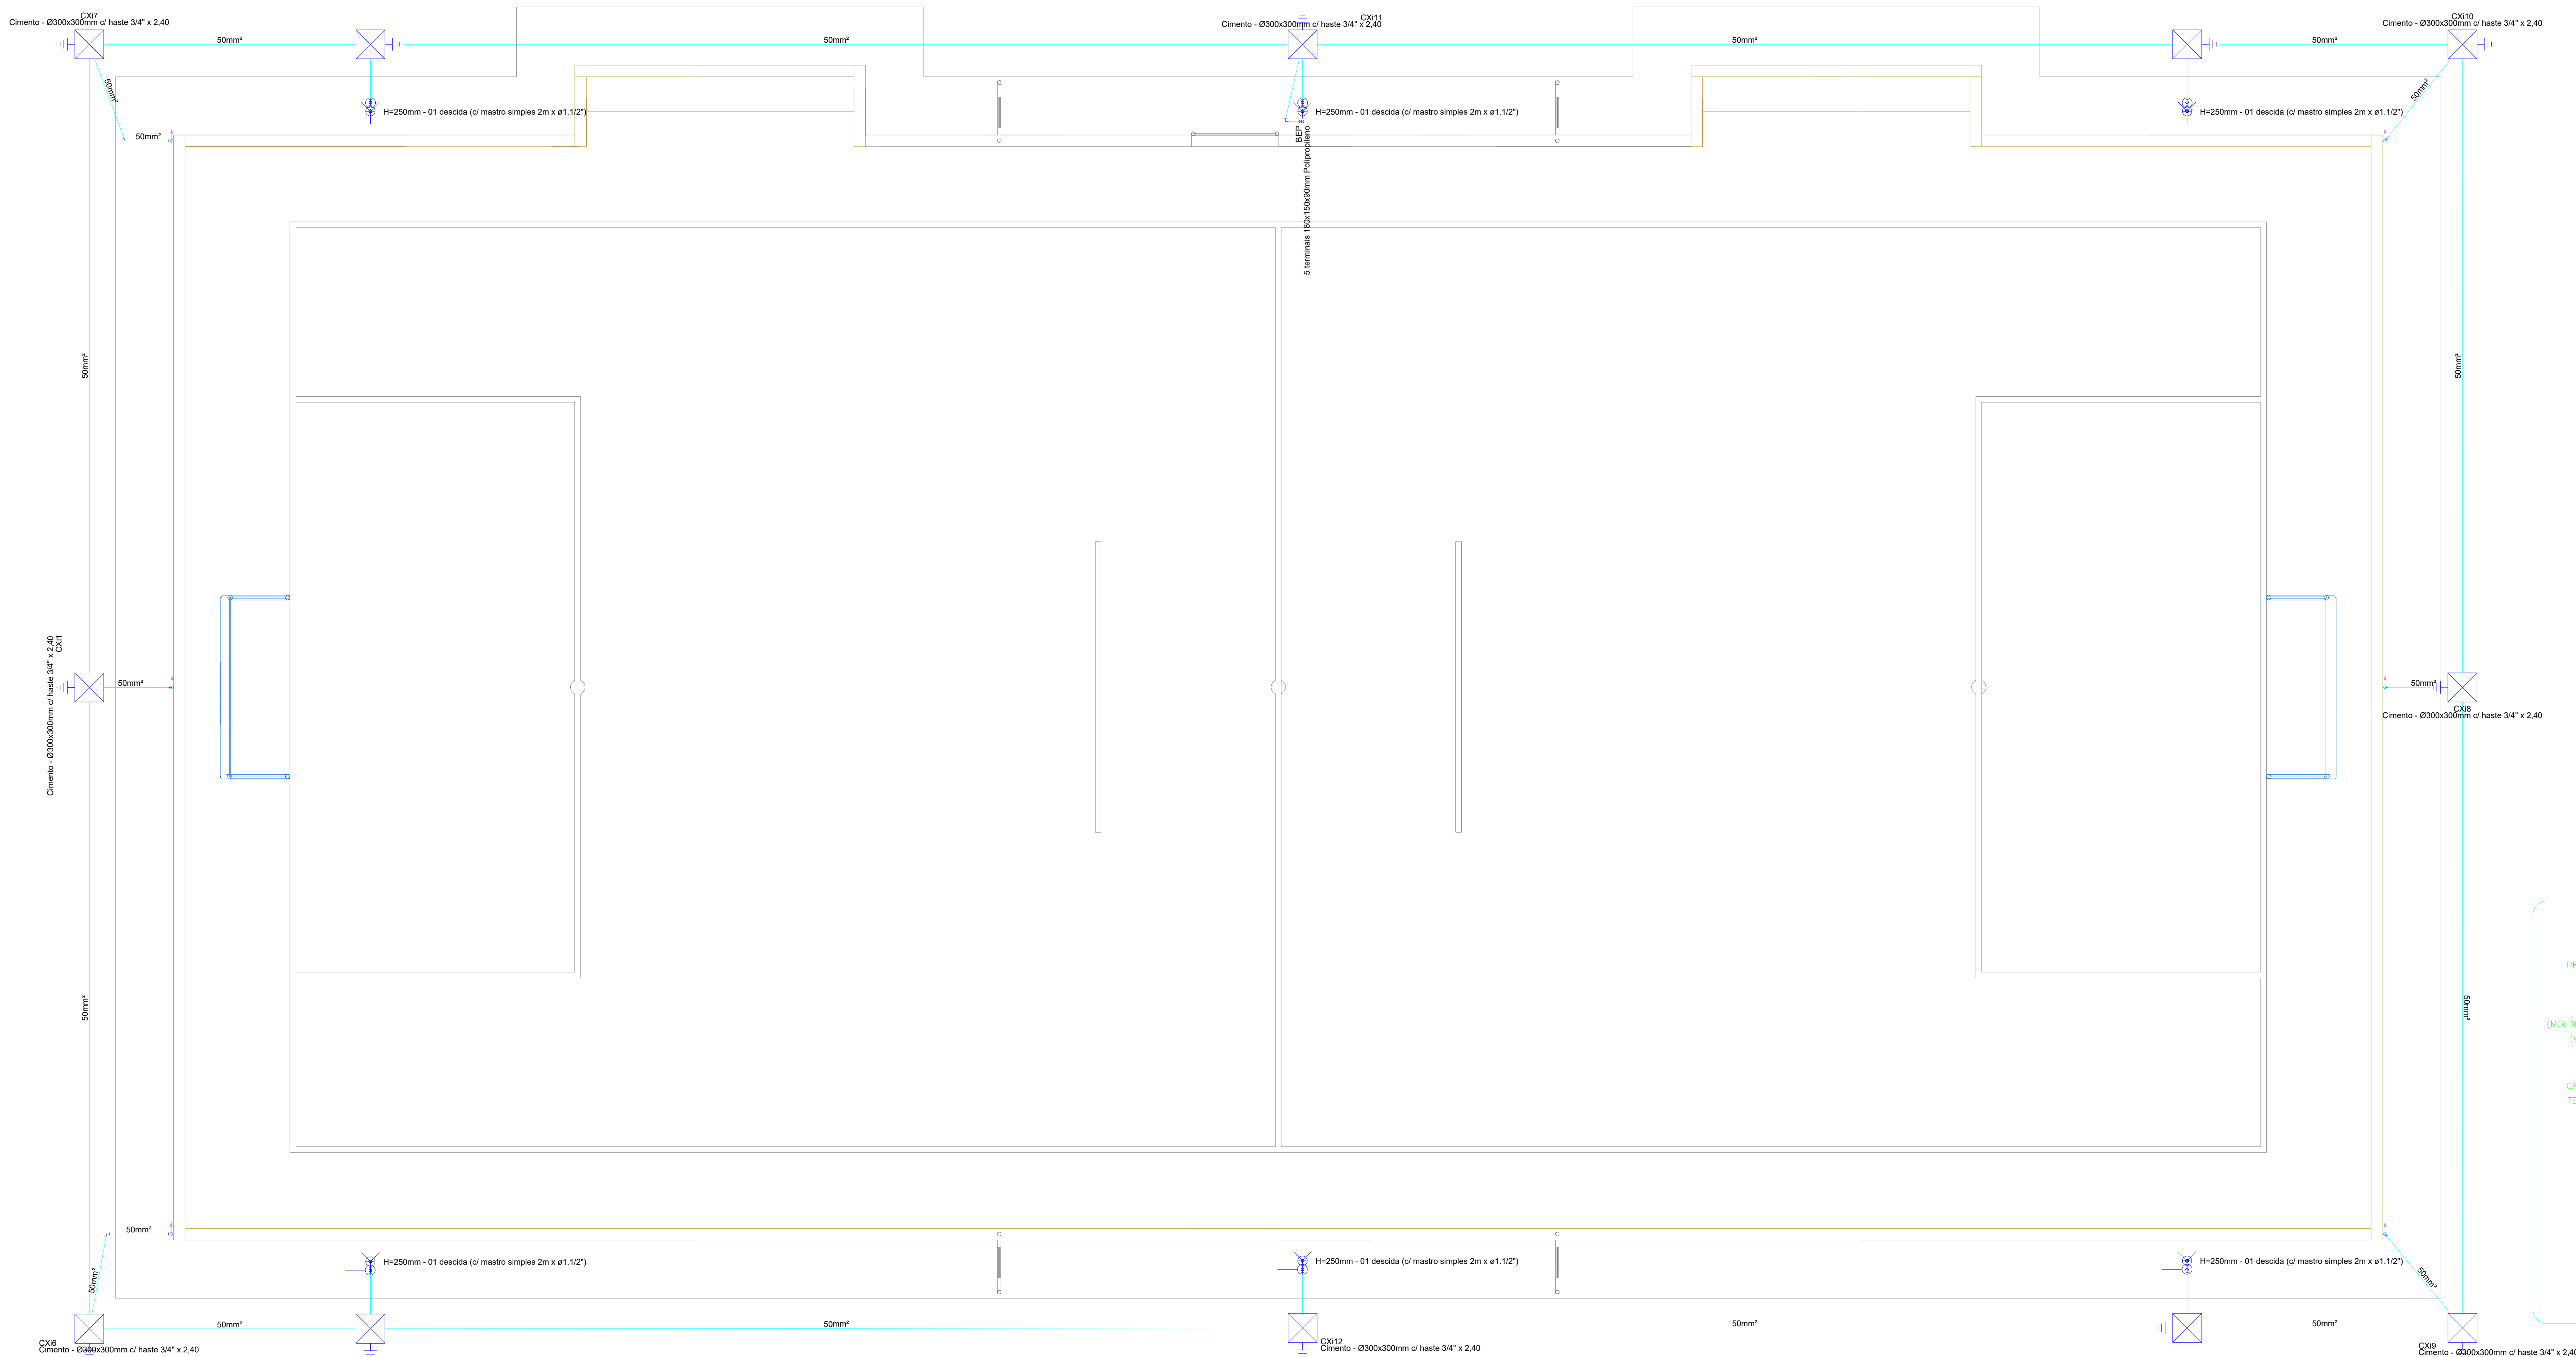


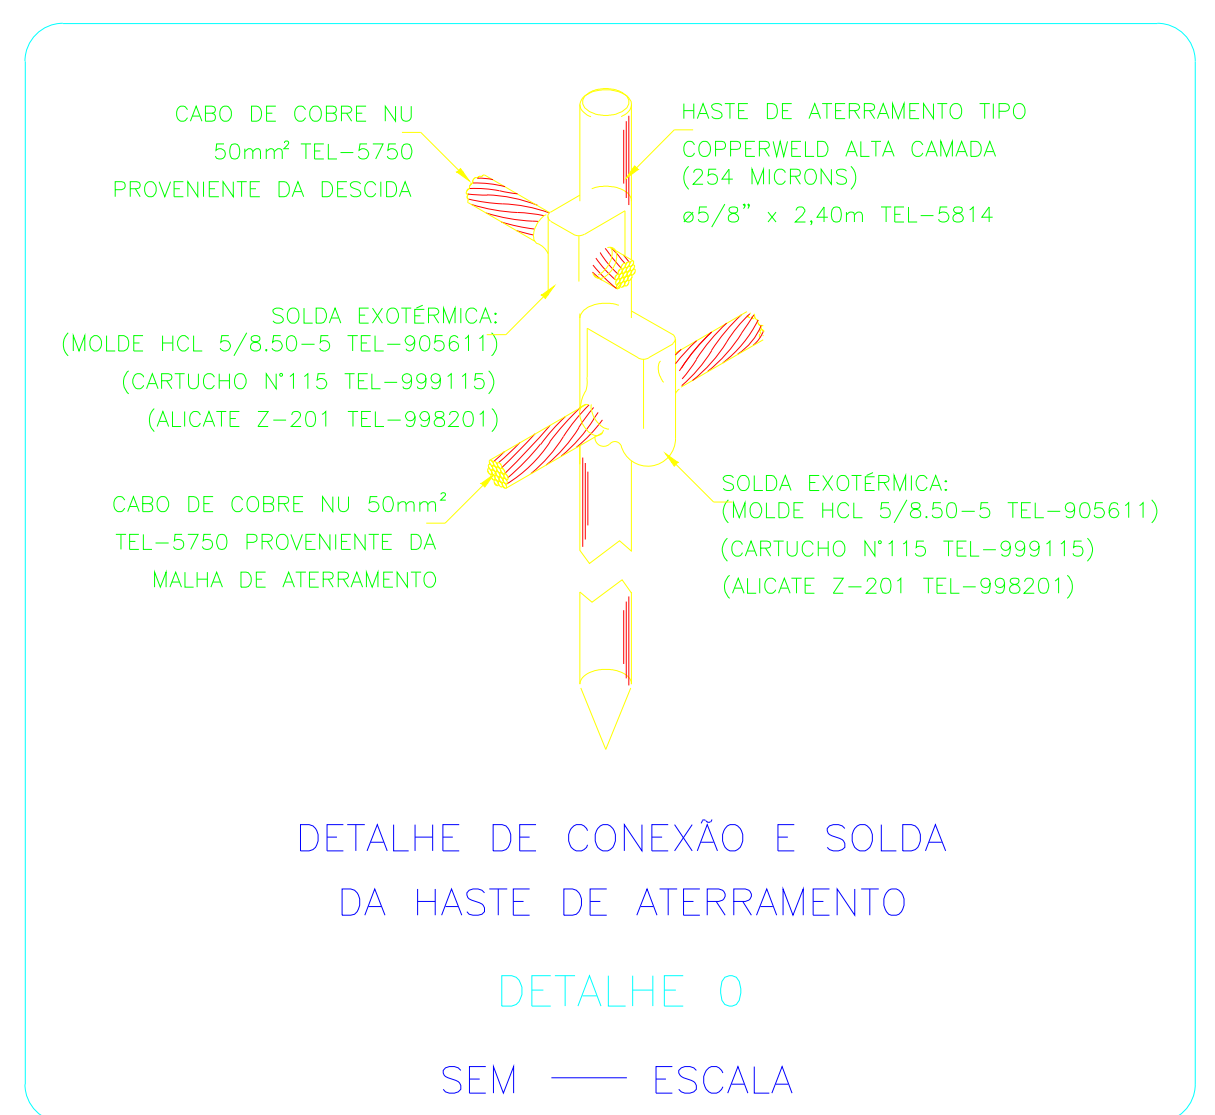


Lista de materiais - PLANTA TERREO	
SPDA	Alimentação
Barramento de equipotencialização	1 pc
5 terminais	11.39 m
Caixa de inspeção	12 pc
Cimento - Ø300x300mm	12 pc
Haste de aterramento - cobreada 3/4\" x 2,40m	12 pc
Captores	
Capto Franklin	6 pc
H=250mm - 01 descida	6 pc
Mastro simples	6 pc
2m x ø1.12\"	6 pc
Condutores de proteção (SPDA)	
Cabo de cobre nu - 7 fios	204.05 m
50mm²	6 pc
Isolador para mastro	1\"

Lista de materiais - MURETA	
SPDA	Condutores de proteção (SPDA)
Barra chata em cobre - com furos 3/4\" x 3/16\"	11.39 m

Lista de materiais - ALAMBRADO	
SPDA	Captores
Terminal Aéreo	4 pc
200 mm - Fixação horizontal	

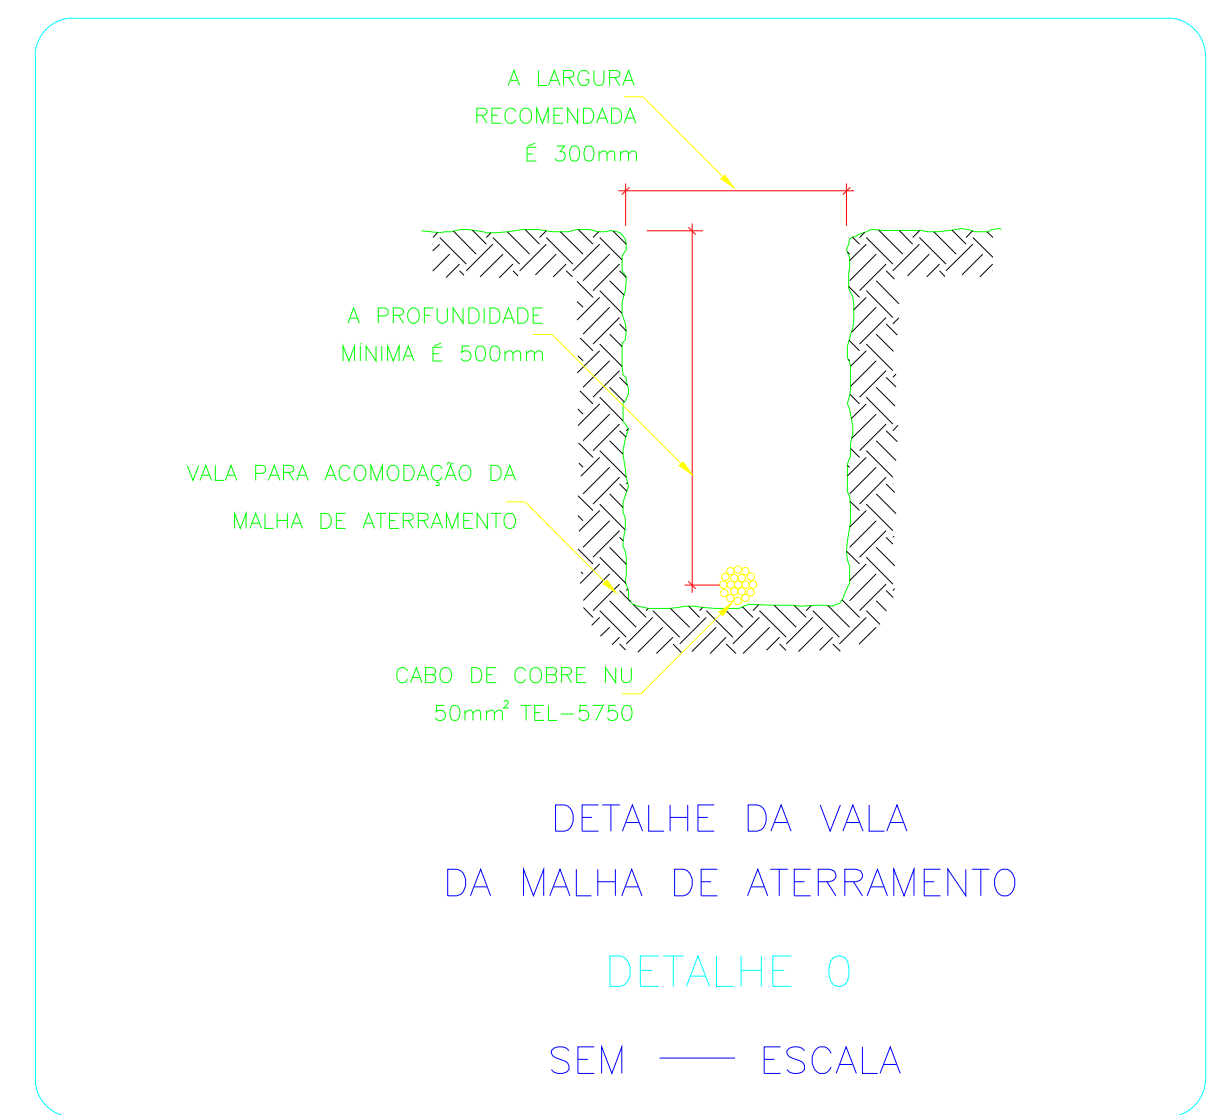


PLANTA BAIXA - SPDA
ESCALA 1:50

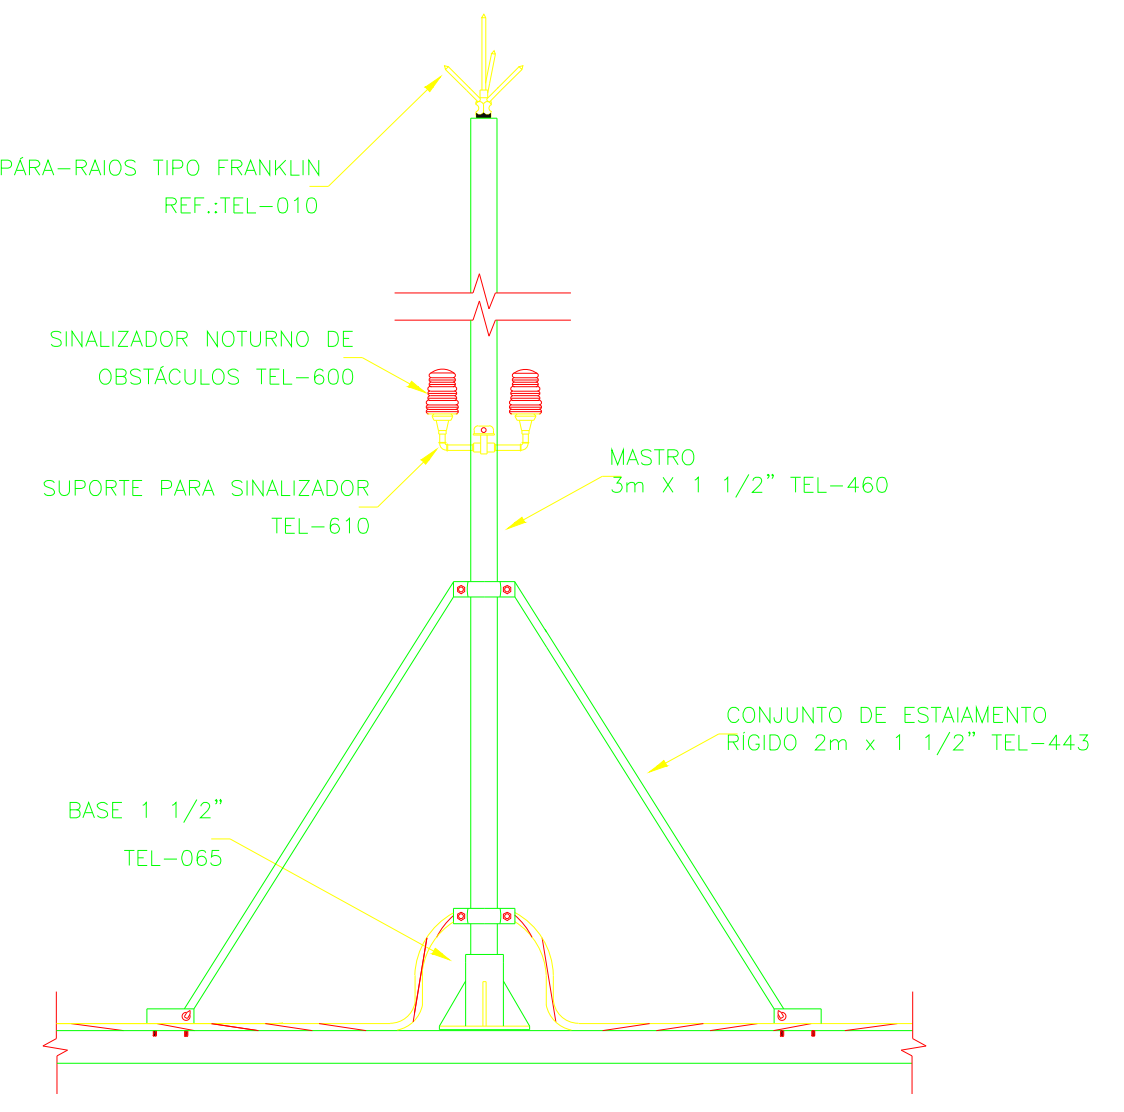


PARÁ-RAIOS TIPO FRANKLIN EM MASTRO DE 3m x 1.1/2\"

DETALHE 0
SEM ESCALA

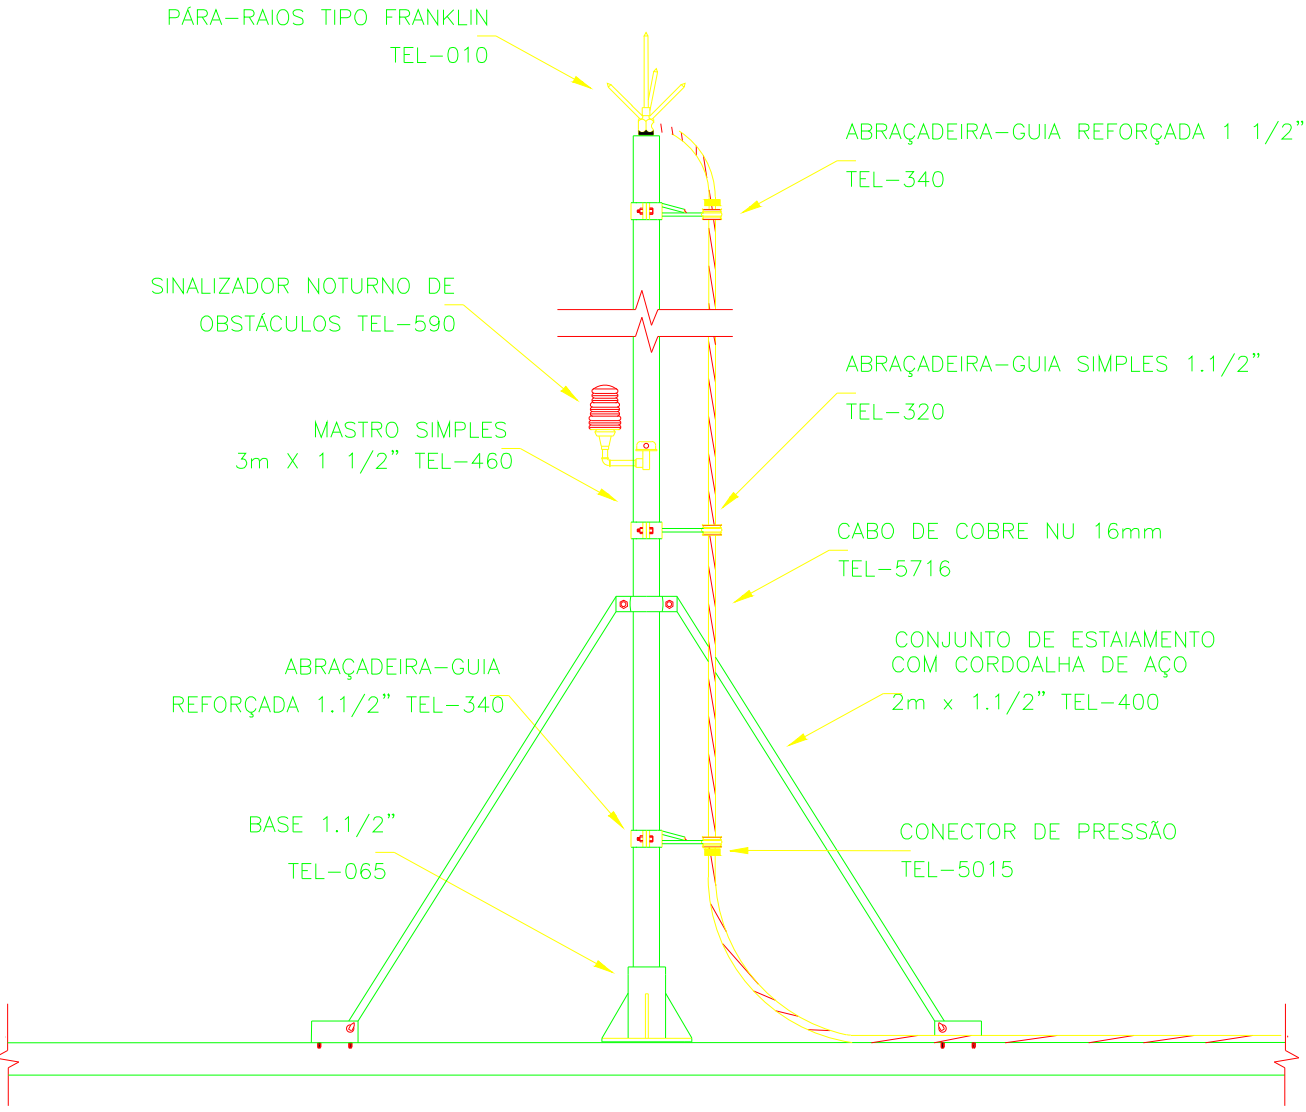


PARÁ-RAIOS TIPO FRANKLIN EM MASTRO DE 3m x 1.1/2\"

DETALHE 0
SEM ESCALA

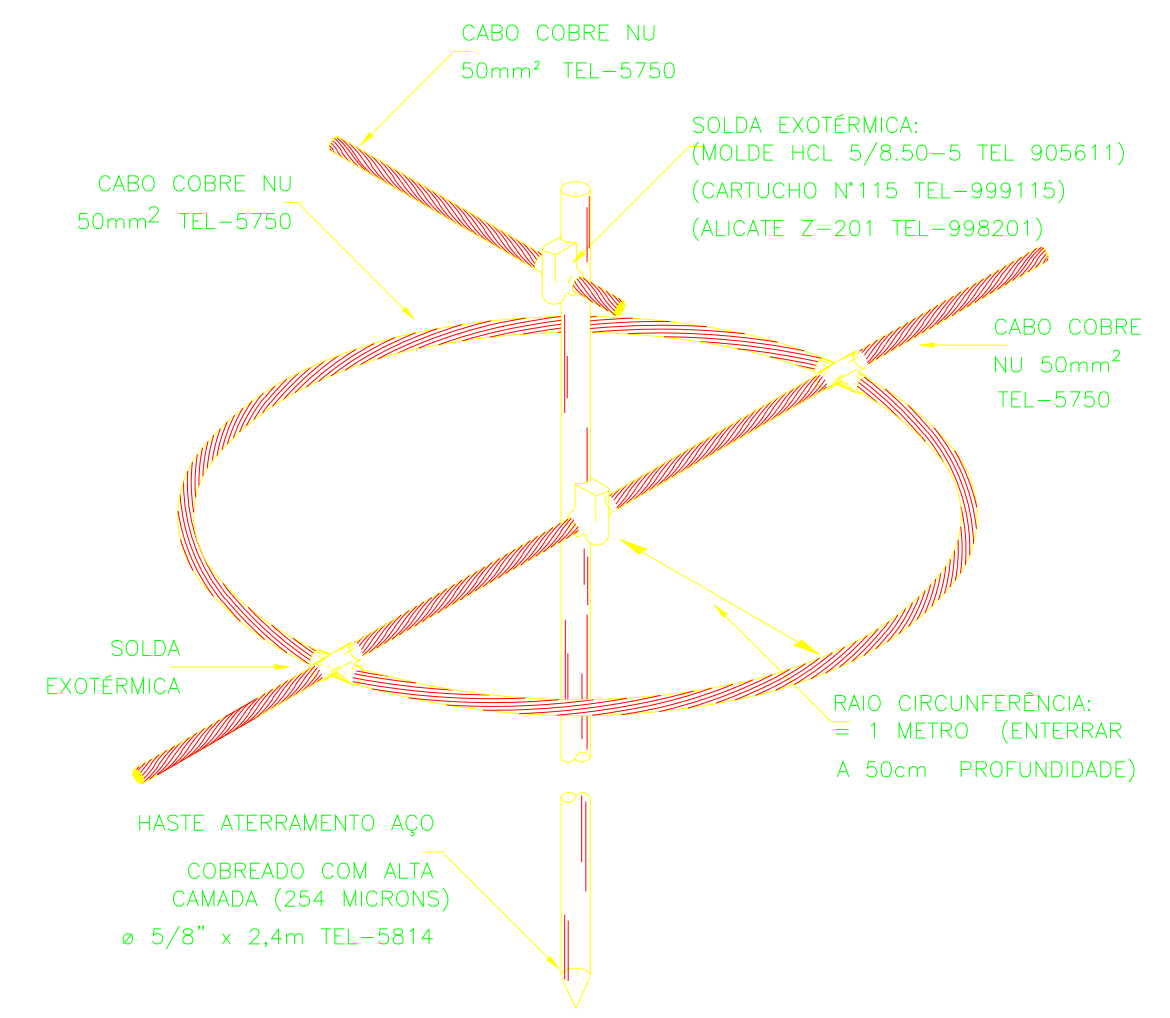


DETALHE DO ANEL DE ATERRAMENTO CONTRA TENSÃO DE PASSO

DETALHE 0
SEM ESCALA

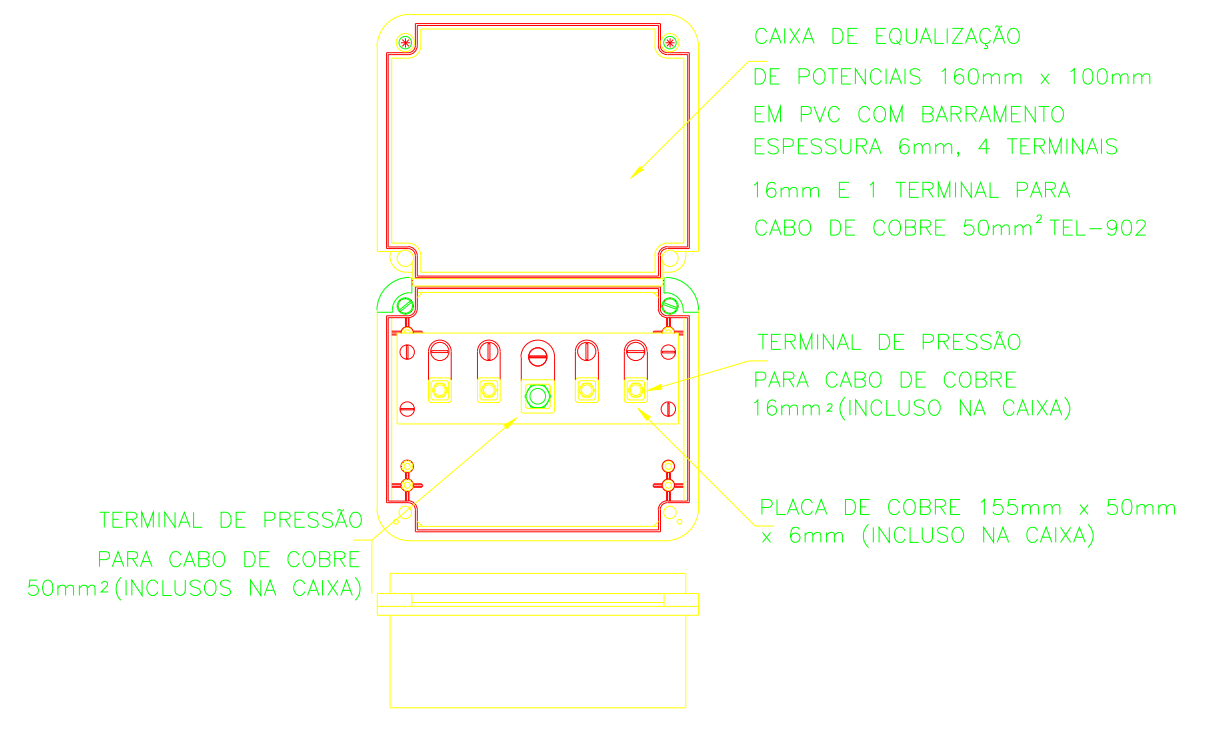


DETALHE DA CAIXA DE EQUALIZAÇÃO PARA EMBUTIR REF: TEL=902

DETALHE 0
SEM ESCALA

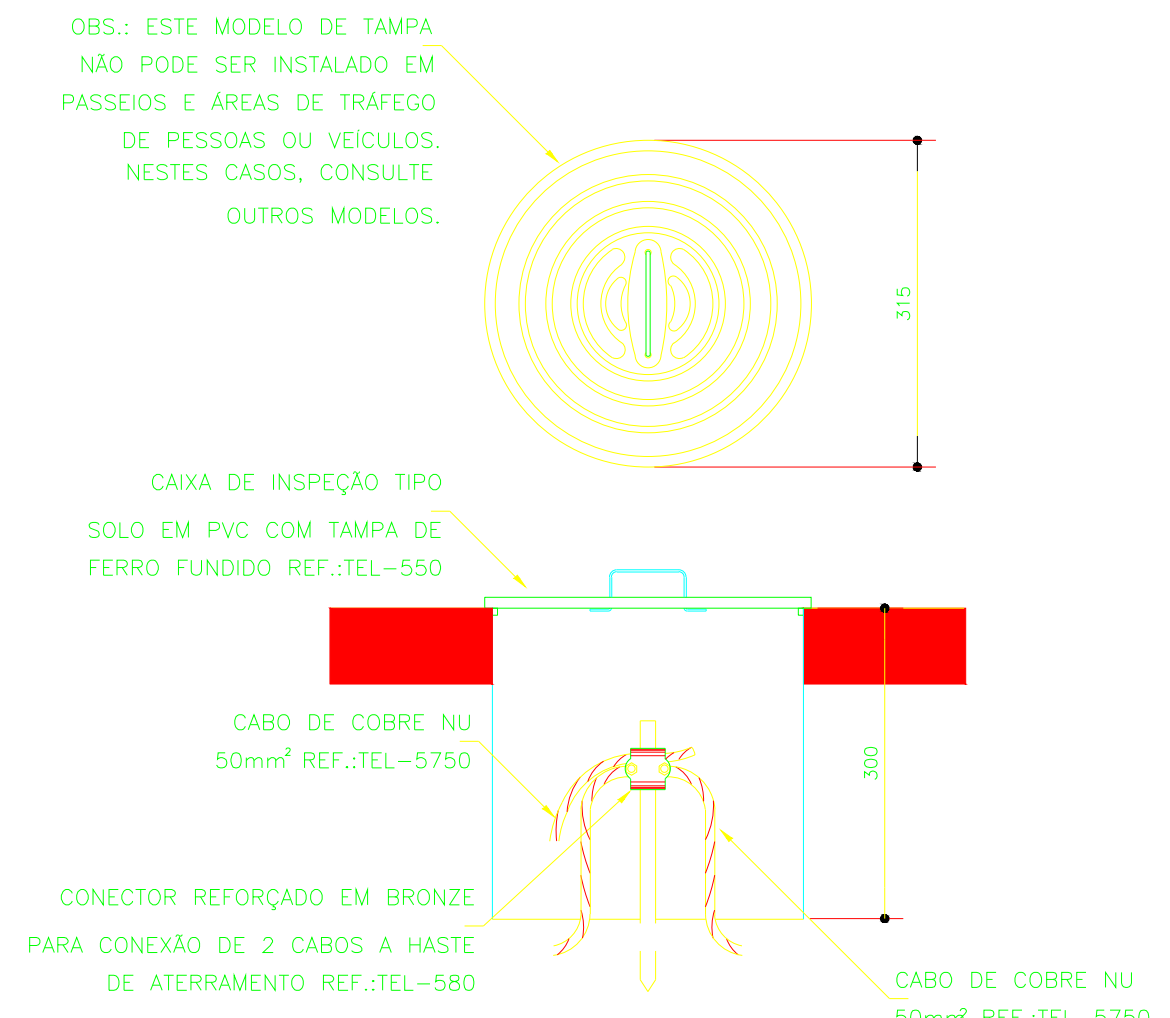

DETALHE DE INSTALAÇÃO DE CAIXA DE INSPEÇÃO TIPO SOLO

DETALHE 0
SEM ESCALA

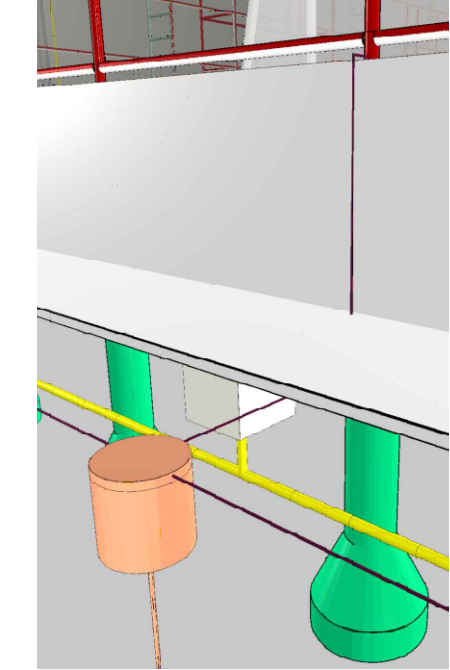

DATA ELAB: JUN 2025	CONVENIENTE	CONCORRENTE	MINISTERIO DO ESPORTE	CAIXA	TIPO: SPDA	MODIFICAÇÕES:	FOLHA: 01/01
CONVENIENTE: PREFEITURA MUNICIPAL DE SÃO FRANCISCO DO GUAPORÉ							ÁREA: RES C/UMA SIT. LOC. 0101
OBRA: CONSTRUÇÃO DE CAMPOS DE FUTEBOL SOCIETY COM GRAMA SINTÉTICA							ASSINATURA:
CONTEÚDO: SPDA, PLANTA BAIXA, LEGENDAS E DETALHES							Responsável Técnico
LOCAL: RUA RIO BRANCO, SÃO FRANCISCO DO GUAPORÉ/RO							
*DIMENSÕES DO DESENHO EM METRO *ESCALA INDICADA EM PLANTAS							