


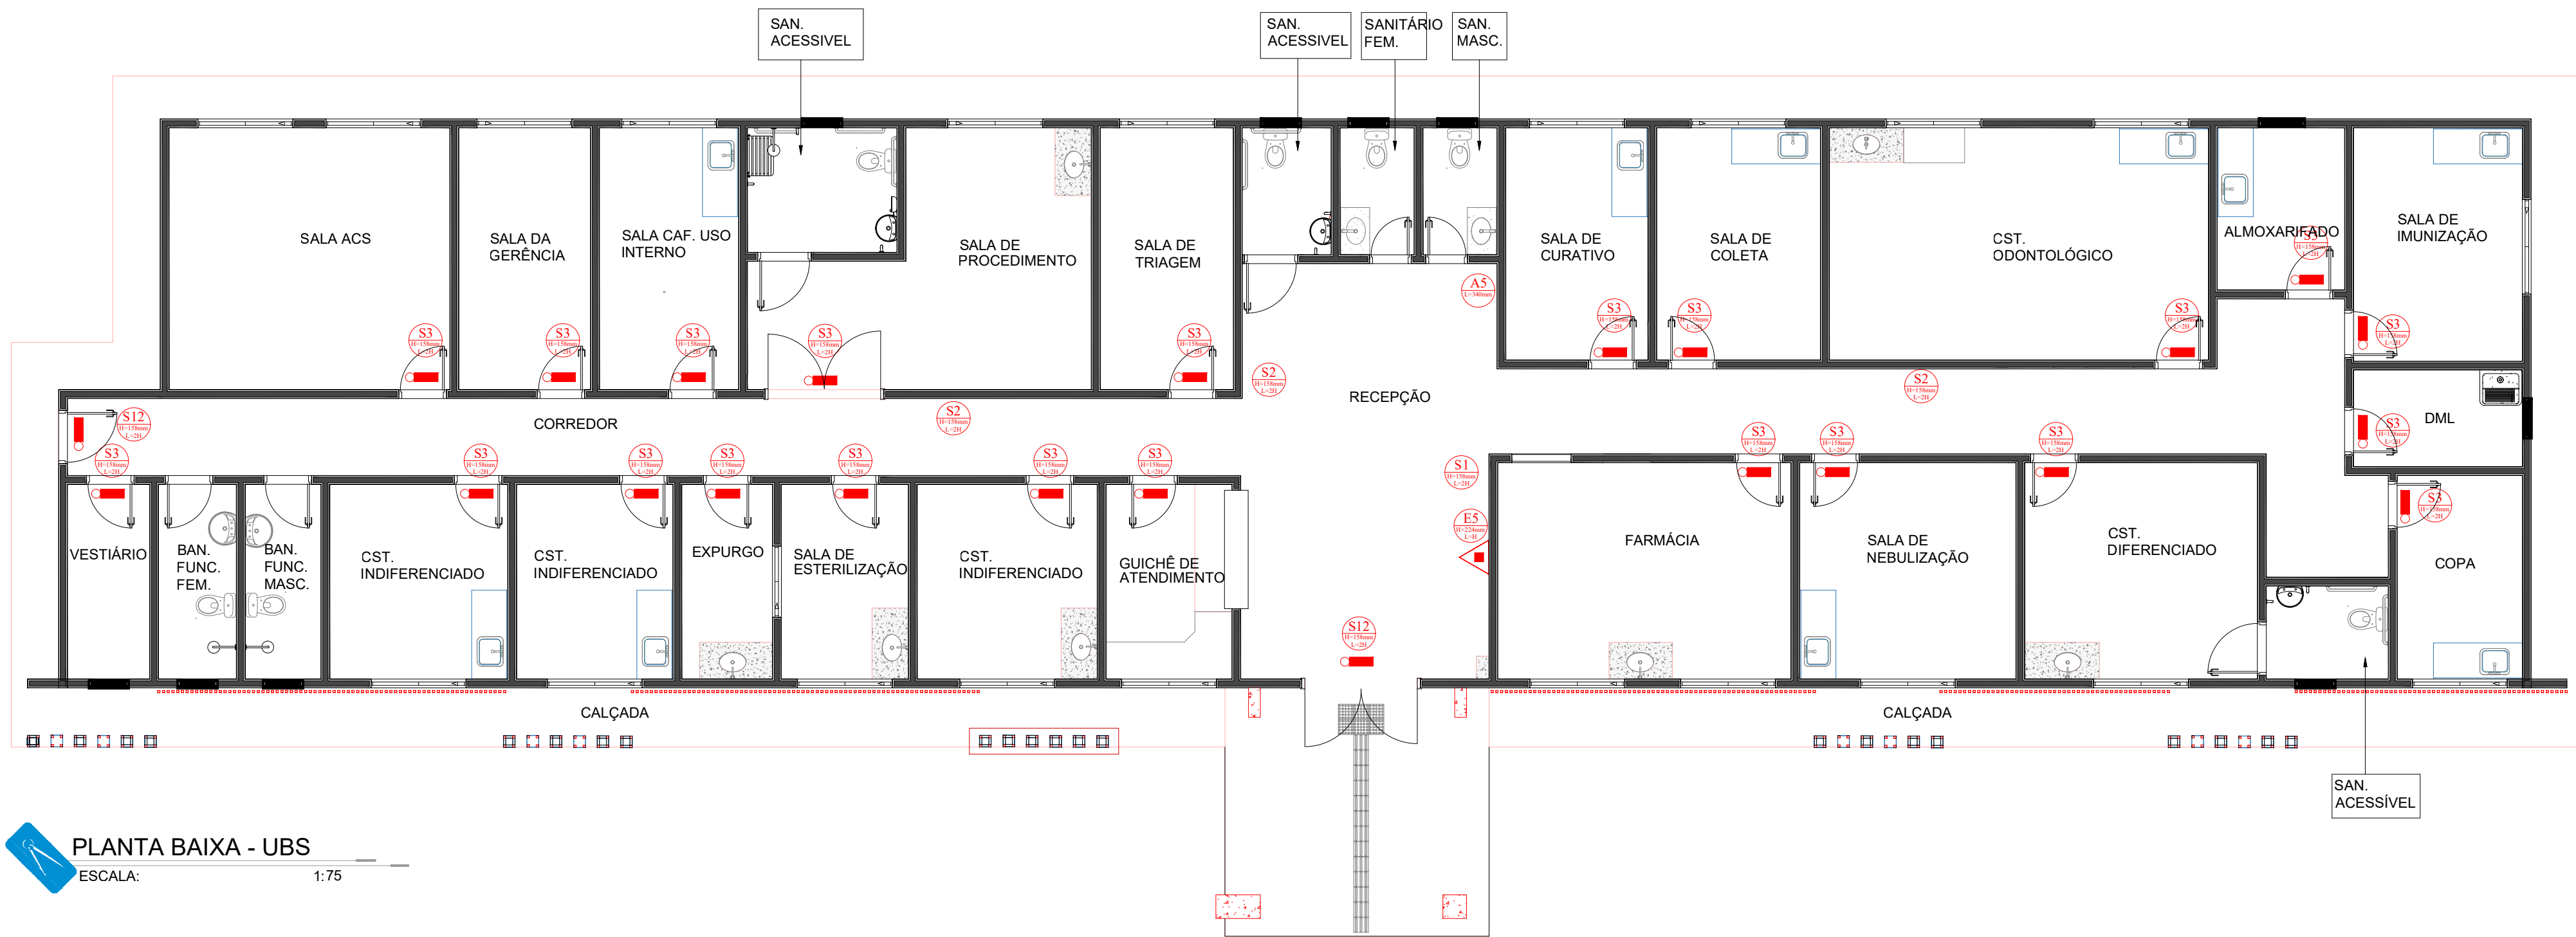
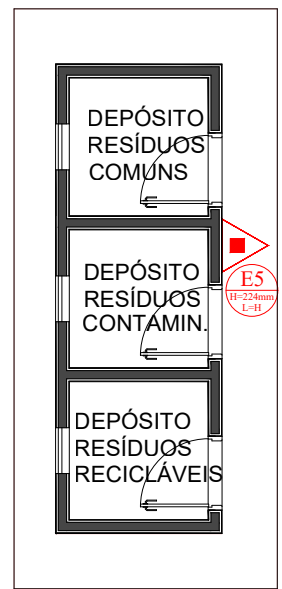


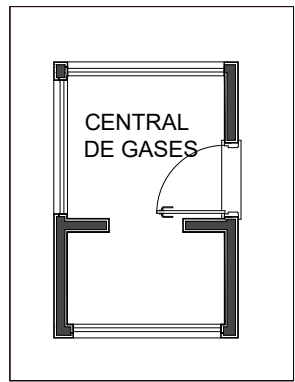


PLANTA BAIXA - UBS
ESCALA: 1:75

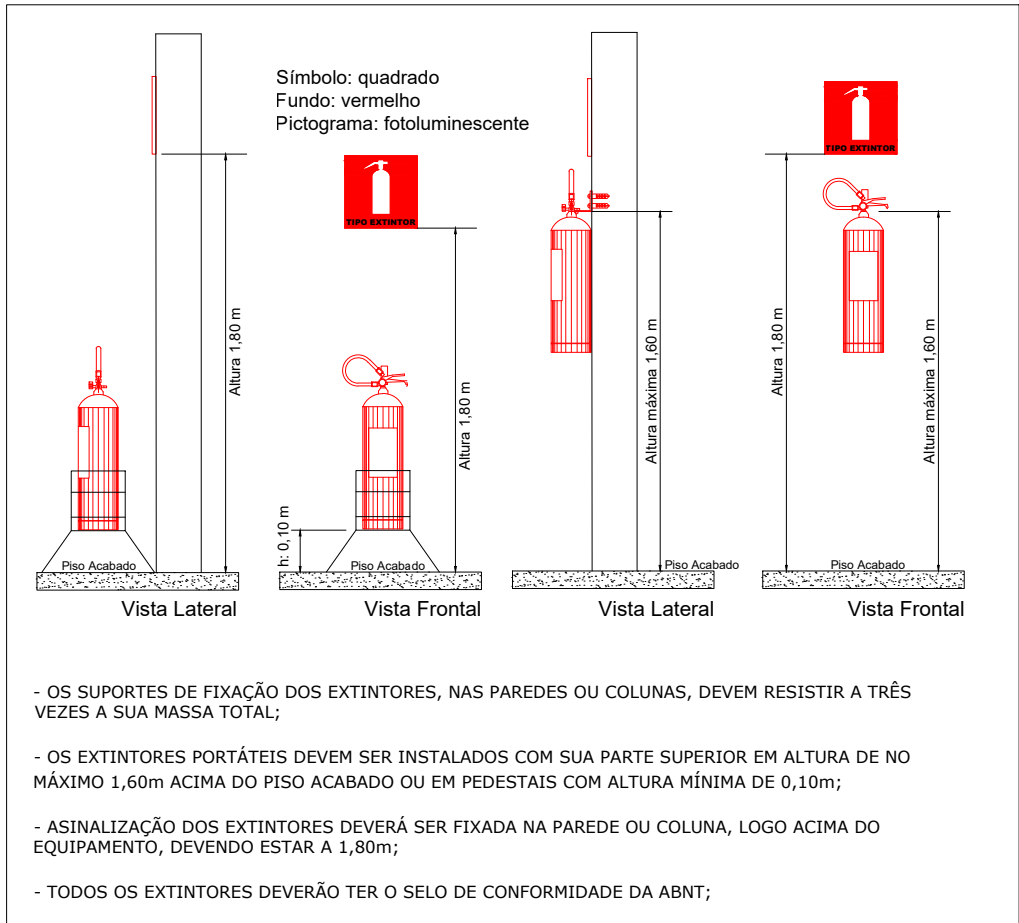

PLANTA DE BAIXA - DEPÓSITOS
ESCALA: 1:75

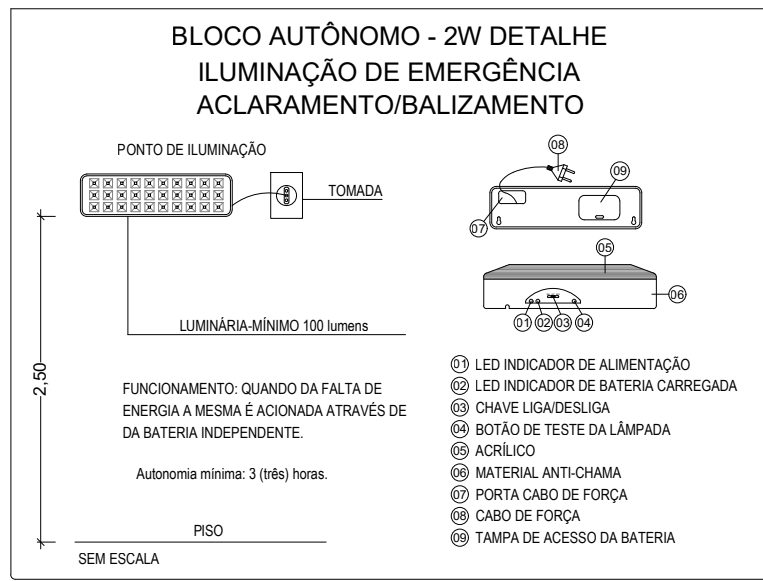

DETALHE EXINTORES PORTÁTEIS
SEM ESCALA

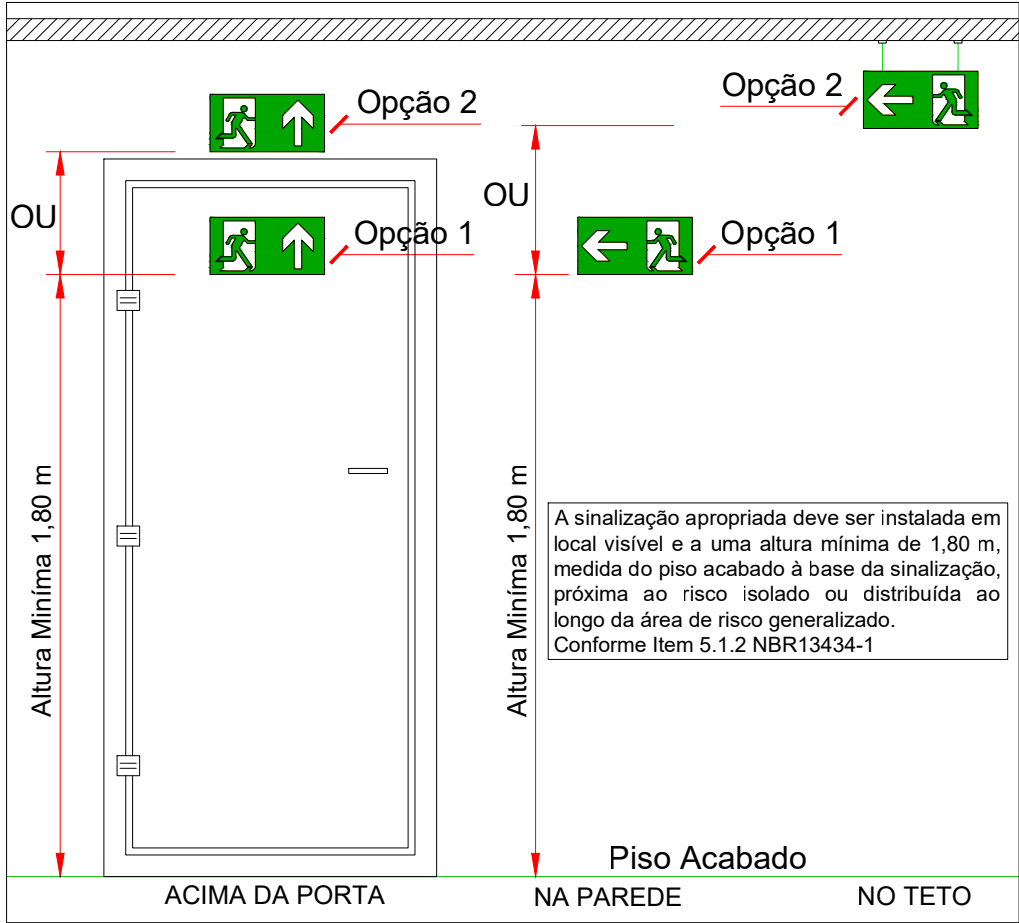

DETALHE SINALIZAÇÃO DE EMERGÊNCIA
SEM ESCALA

QUADRO DE SINALIZAÇÃO DE ACORDO COM A IT-20 DO CBMR0				
QUANT.	DESCRIÇÃO	PLACA	SÍMBOLO DA PLACA	DISTÂNCIA DO OBSERVADOR (metros)
01	SINALIZAÇÃO DE ALERTA RISCO DE CHOQUE ELÉTRICO		A5	10,00
01	SINALIZAÇÃO DE ORIENTAÇÃO E SALVAMENTO DIREÇÃO DO FLUXO DA ROTA DE FUGA		S1	10,00
03	SINALIZAÇÃO DE ORIENTAÇÃO E SALVAMENTO DIREÇÃO DO FLUXO DA ROTA DE FUGA		S2	10,00
22	SINALIZAÇÃO DE ORIENTAÇÃO E SALVAMENTO DIREÇÃO DO FLUXO DA ROTA DE FUGA		S3	10,00
02	SINALIZAÇÃO DE ORIENTAÇÃO E SALVAMENTO SAÍDA FINAL DA ROTA DE FUGA		S12	10,00
02	SINALIZAÇÃO DE EQUIPAMENTOS EXINTOR DE INCÊNDIO		E5	10,00

QUADRO DE SIMBOLOGIA DE ACORDO COM A IT-04 DO CBMR0		
QUANT.	DESCRIÇÃO	SÍMBOLO DO EQUIPAMENTO
02	EXTINTOR PORTÁTIL PÓ QUÍMICO ABC CAPACIDADE 2-A / 20-BC	
24	PONTO DE ILUMINAÇÃO DE EMERGÊNCIA TIPO ACLARAMENTO	

LATITUDE E LONGITUDE
11°54'10.60"S / 63°38'12.67"O

PAS PREFEITURA MUNICIPAL DE SÃO FRANCISCO DO GUAPORÉ	JUL 2025	CONVENIENTE: PREFEITURA MUNICIPAL DE SÃO FRANCISCO DO GUAPORÉ	CONCEDENTE: MINISTÉRIO DA SAÚDE	TIPO: INC	MODIFICAÇÕES:	FOLHA: 01/01
OBRA: REFORMA DA UNIDADE BÁSICA DE SAÚDE JUCEMAR MIGUEL						ÁREAS: VER FOLHA SIT. LOC. 01/01
CONTEÚDO: PROJETO DE PROTEÇÃO CONTRA INCÊNDIO E PÂNICO PPCIP						ASSINATURA:
LOCAL: LINHA: 04; KM: 25; SIN: ZONA RURAL; SÃO FRANCISCO DO GUAPORÉ						Responsável Técnico: Stefany Barros Engenheira Civil CREA: 19875 D/RO
* DIMENSÕES DO DESENHO EM METRO						
** ESCALA INDICADA EM PLANTAS						

Do Senhor é a terra e tudo o que nela existe, o mundo e os que nele vivem (SALMO 24:1)



Assinatura do Documento



Documento Assinado Eletronicamente por **INGRID ALMEIDA DA SILVA**, CPF: 009.98*. **2- *2 em **03/06/2026 08:18:34**, Cód. Autenticidade da Assinatura: **08U8.4H18.634U.4866.8521**, Com fundamento na Lei Nº 14.063, de 23 de Setembro de 2020.



Informações do Documento

ID do Documento: **F24.010** - Tipo de Documento: **PROJETO**.

Elaborado por **INGRID ALMEIDA DA SILVA**, CPF: 009.98*. **2- *2 , em **03/06/2026 - 08:18:34**

Código de Autenticidade deste Documento: 0838.8818.634K.Z864.2001

A autenticidade do documento pode ser conferida no site:
<https://athus.saofrancisco.ro.gov.br/verdocumento>

