


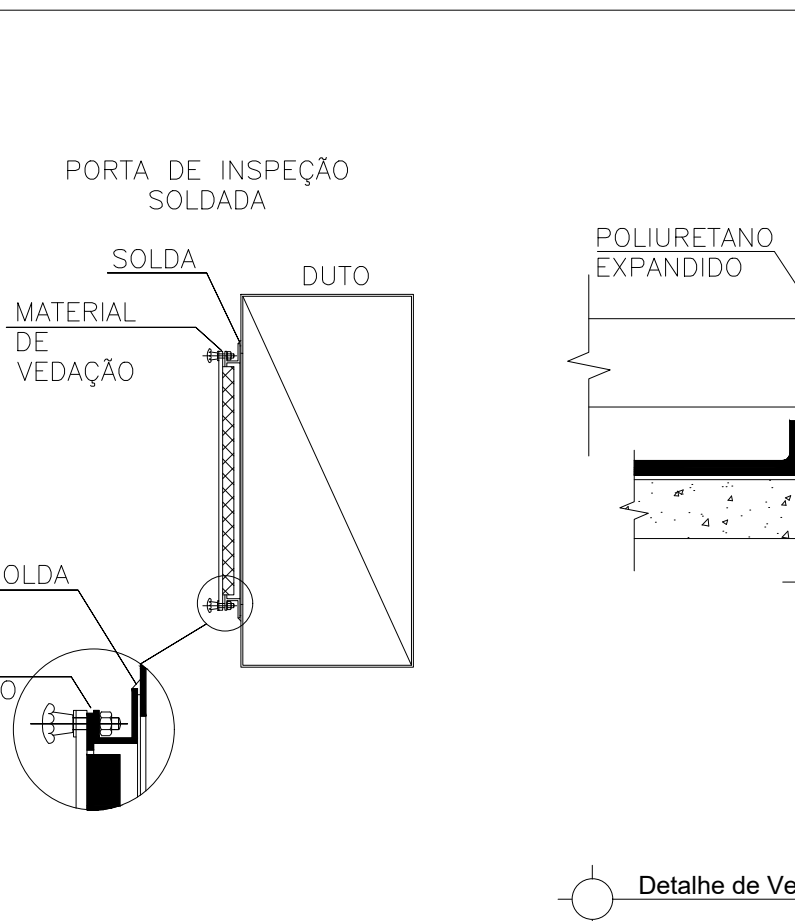
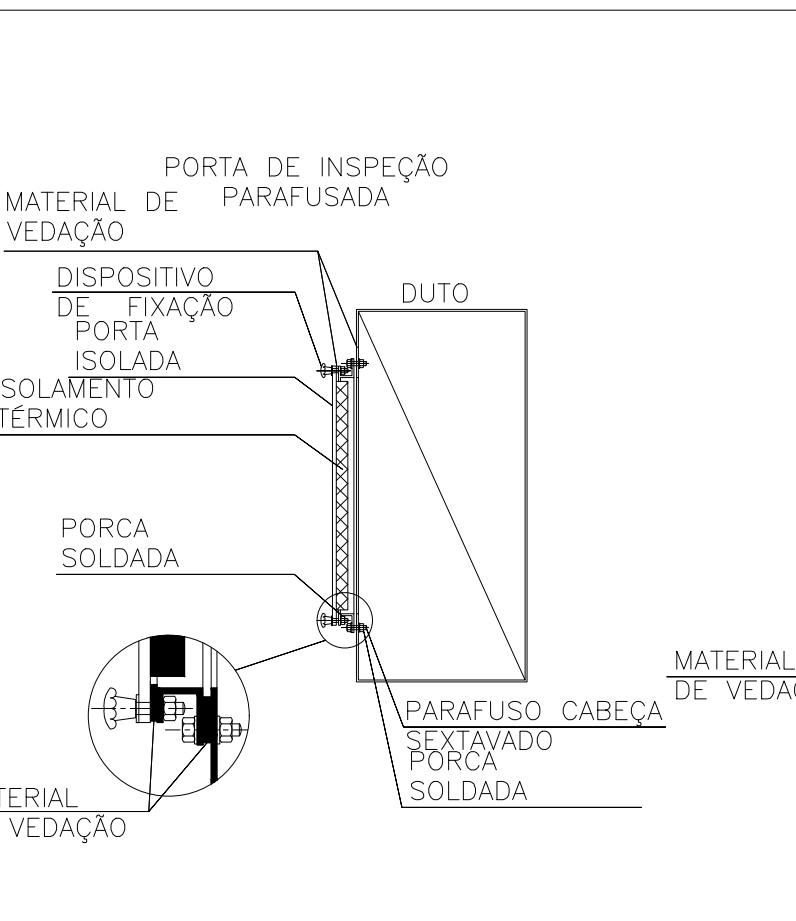
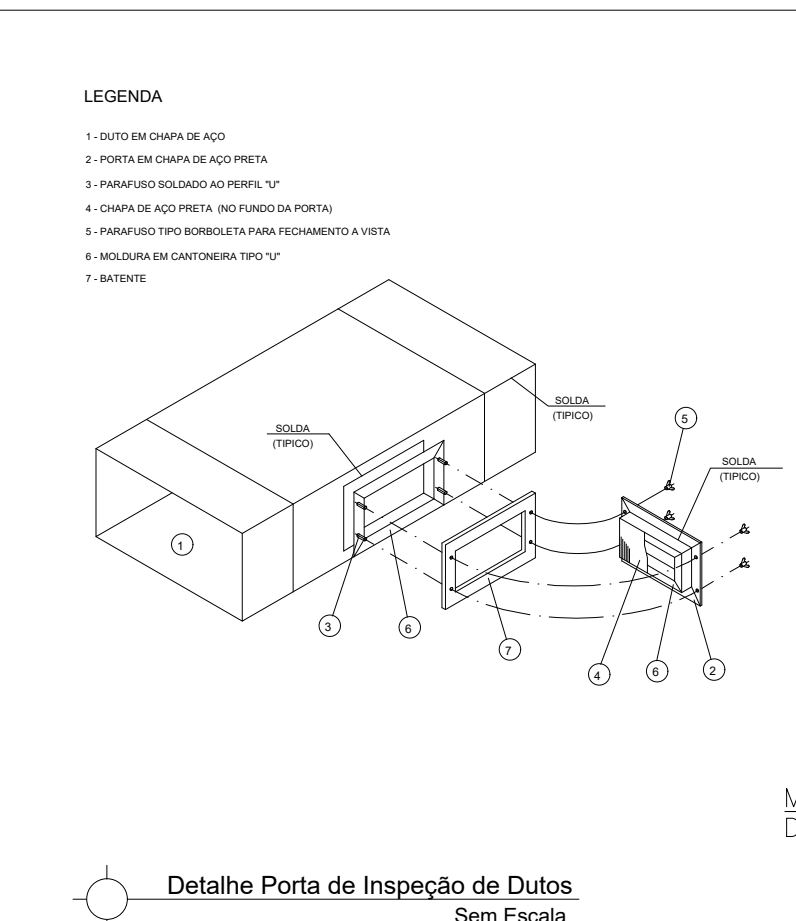


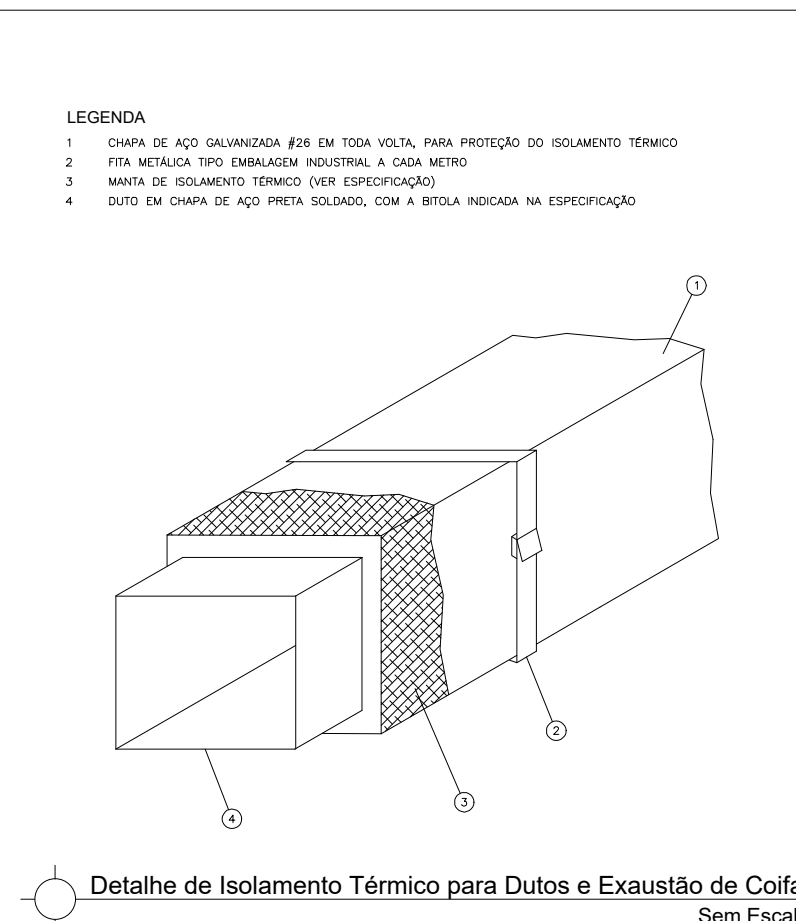

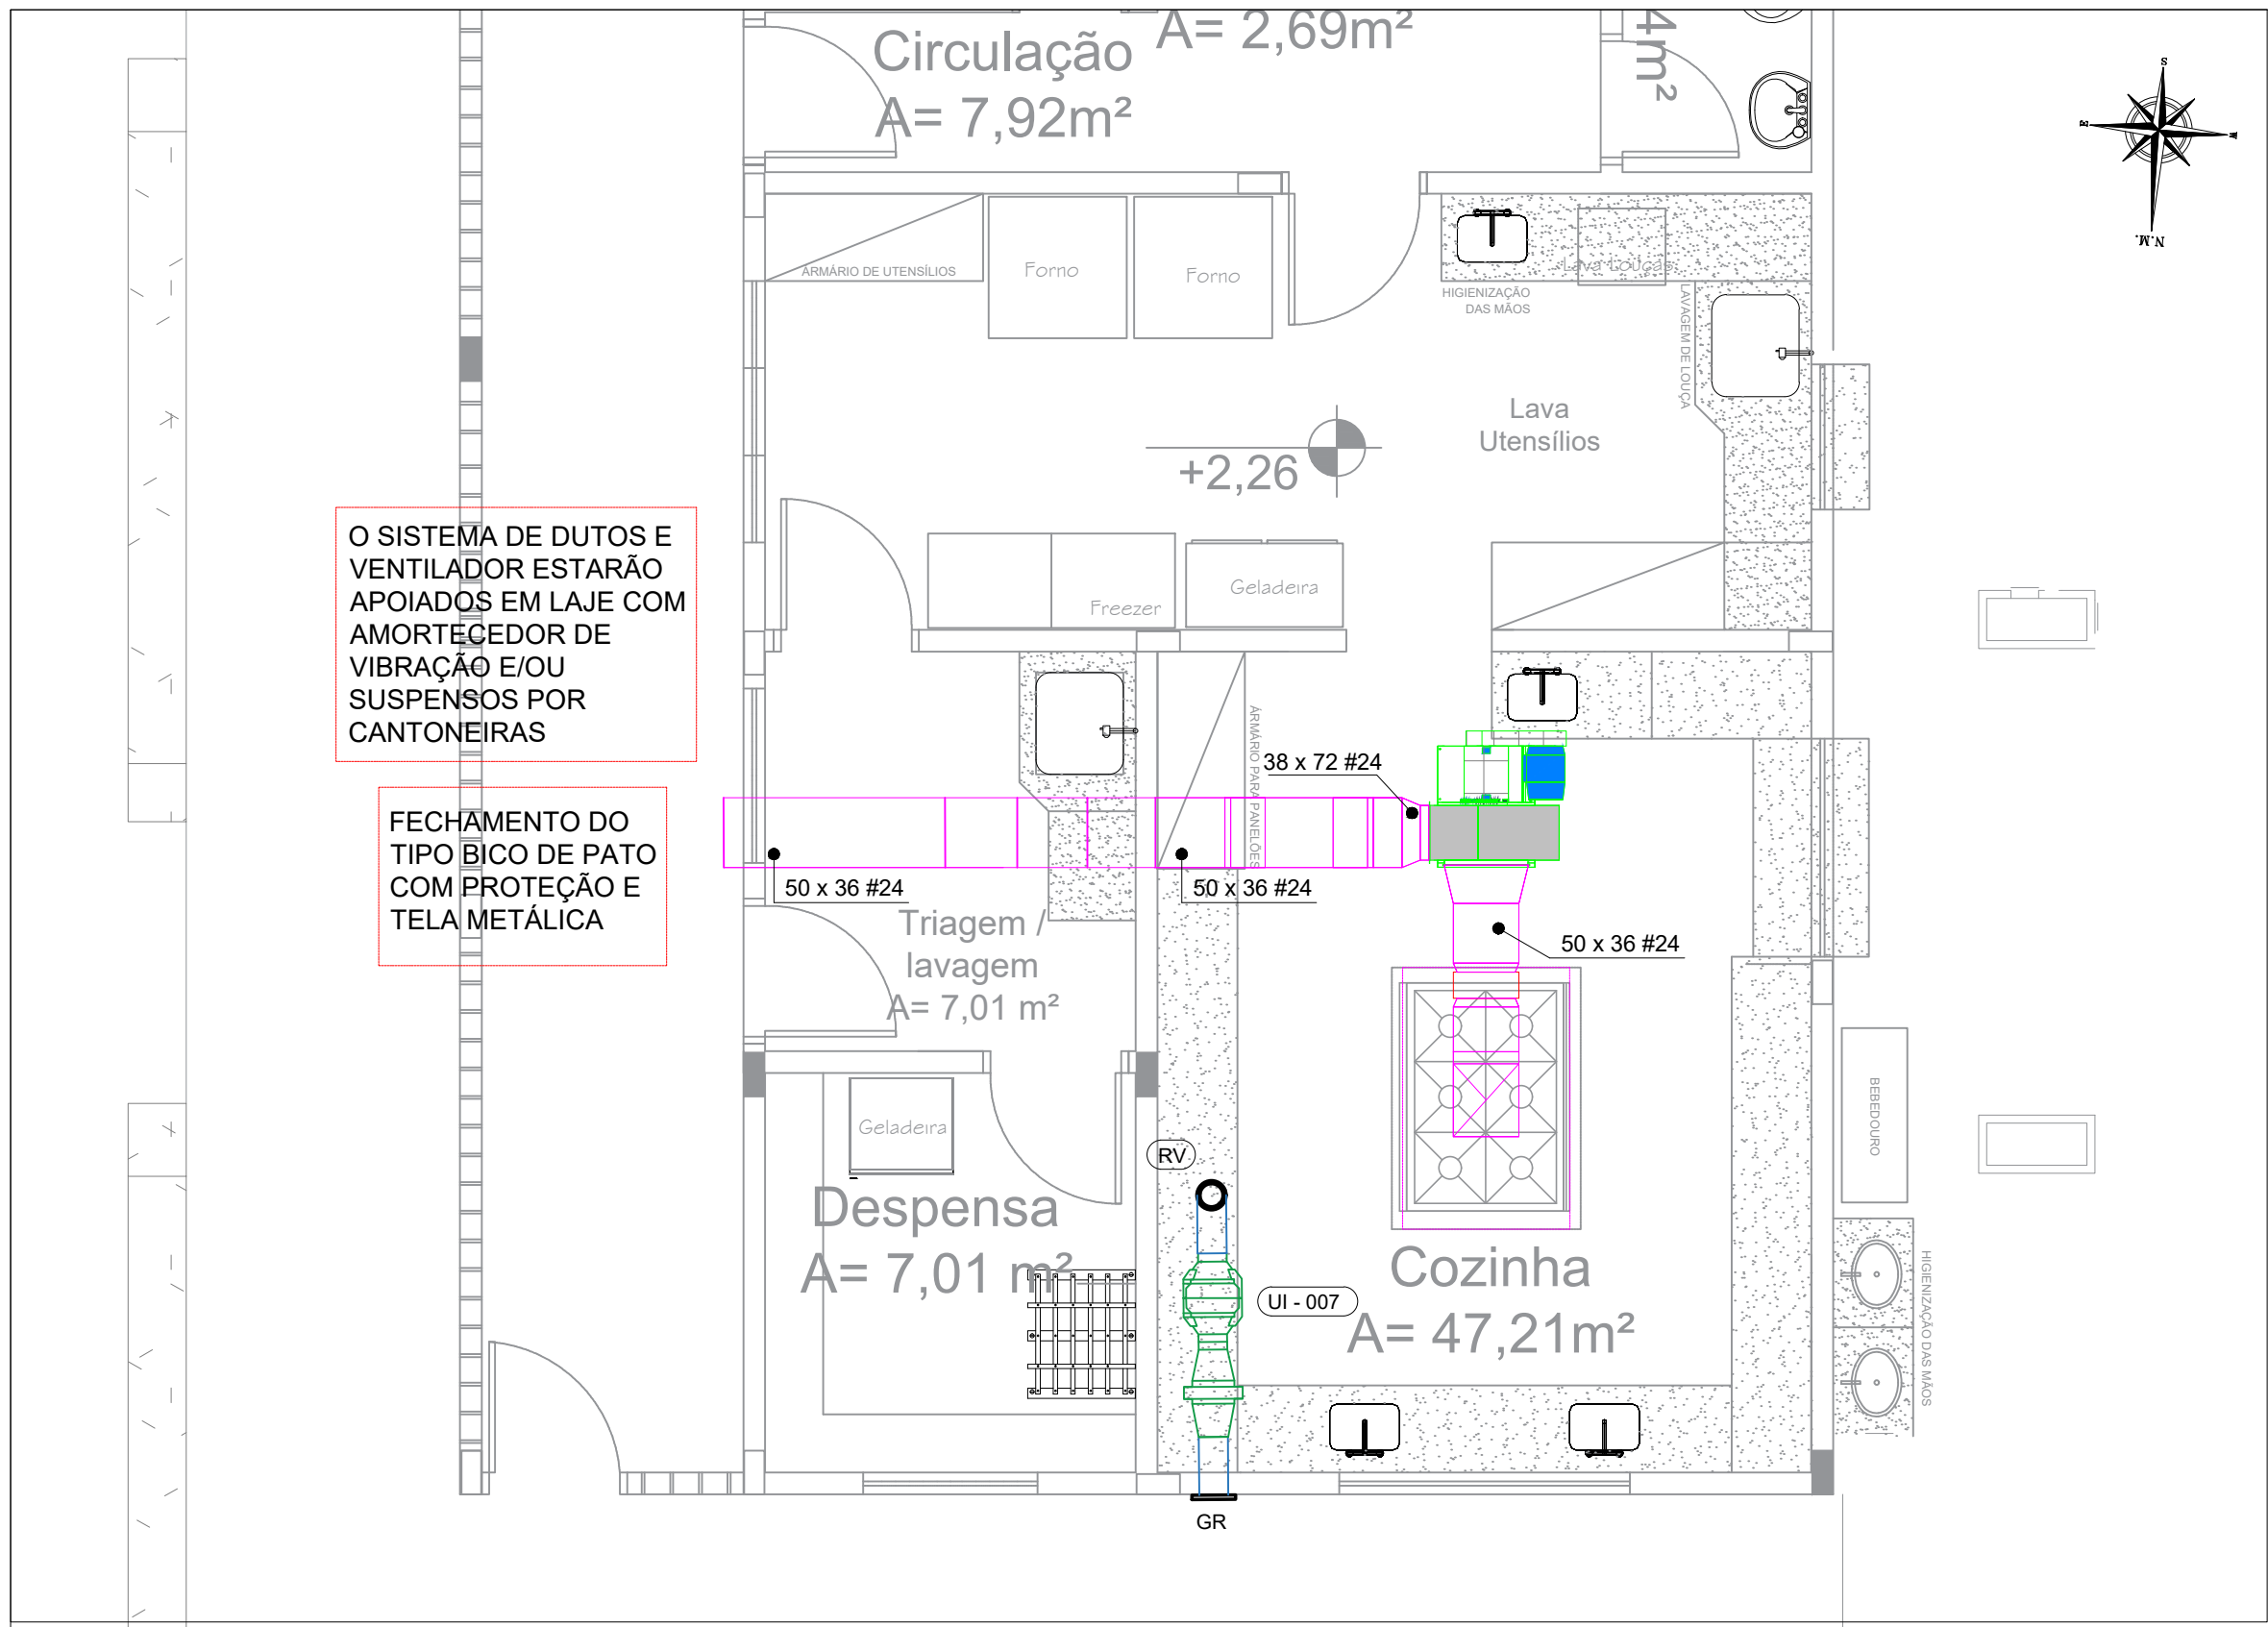

PLANTA BAIXA - EXAUSTÃO COZINHA
Escala 1:50




1.10m	COIFA ILHA CONVENCIONAL 110 X 190mm
1.90m	TITAN LSC - ACIONAMENTO DIRETO 500 SICFLUX C/ BANDEJA
	INDICAÇÃO DE PONTO DE FORÇA
	UNIDADE RENOVADORA DE AR MAX ION 200 C/FILTRO
	GRELHA ACABAMENTO 200mm SICFLUX TUBO 200mmx400mm
	REGULADOR DE VAZÃO 200mm SICFLUX TUBO 200mmx400mm

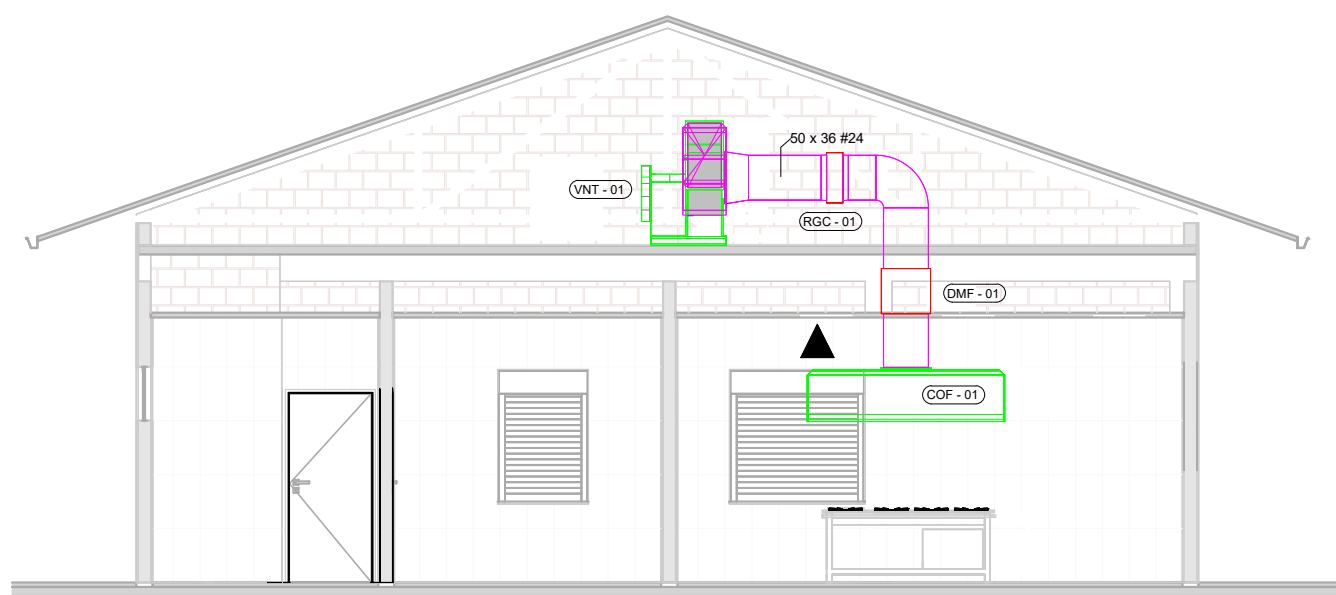

VISTA - EXAUSTÃO COZINHA
Sem Escala


TAG	ITEM	LOCAL	MARCA	MODELO	VAZÃO (M3/h)	QUANTIDADE
ETAPA 01						
COF - 01	COIFA CONVENCIAL SOB MEDIDA	COZINHA	NA	INOX 1800X1100X60mm	5.253	1
VNT - 01	VENTILADOR DE EXAUSTÃO	COZINHA	SICFLUX	EXAUSTOR TITAN LSC	5.253	1
RGC - 01	REGISTRO PARA CONTROLE	COZINHA	TROX	JN-A	NA	1
DMF - 01	DAMPER CORTA FOGO	COZINHA	TROX	FKA-TA-BR90	NA	1

PARÂMETROS DE ENTRADA	
VAZÃO	5.253,12m3/h
TEMPERATURA	75 °C
CONSTANTE DO GÁS	287,058 J/kg.K
PRESSÃO ESTÁTICA DISPONÍVEL	3,38 mmCA
PERDA POR ACESSÓRIOS	6mmCA
PRESSÃO DE OPERAÇÃO	669,99mmHg
FREQUÊNCIA	60Hz
ALTITUDE	905,16m
DENSIDADE DO FLUIDO	0,89Kg/m3

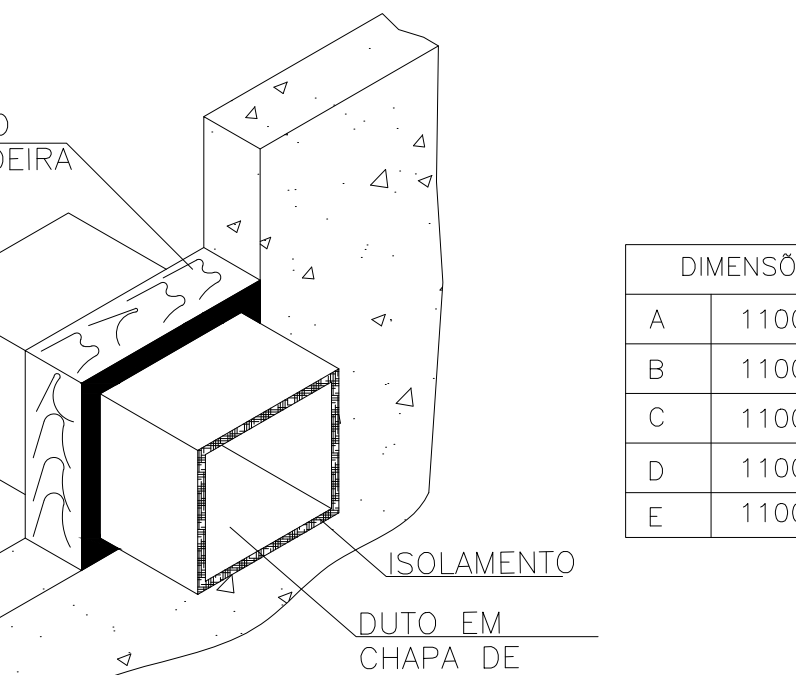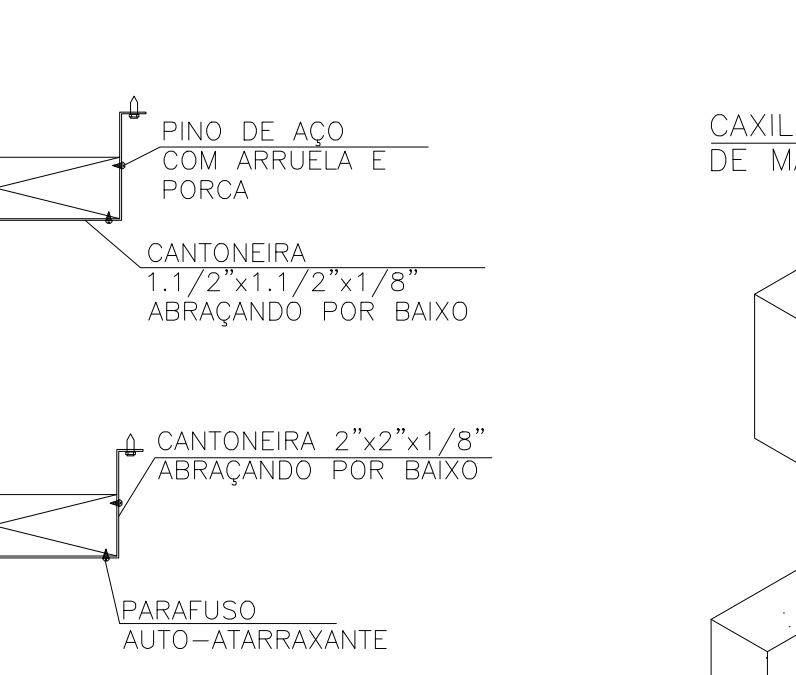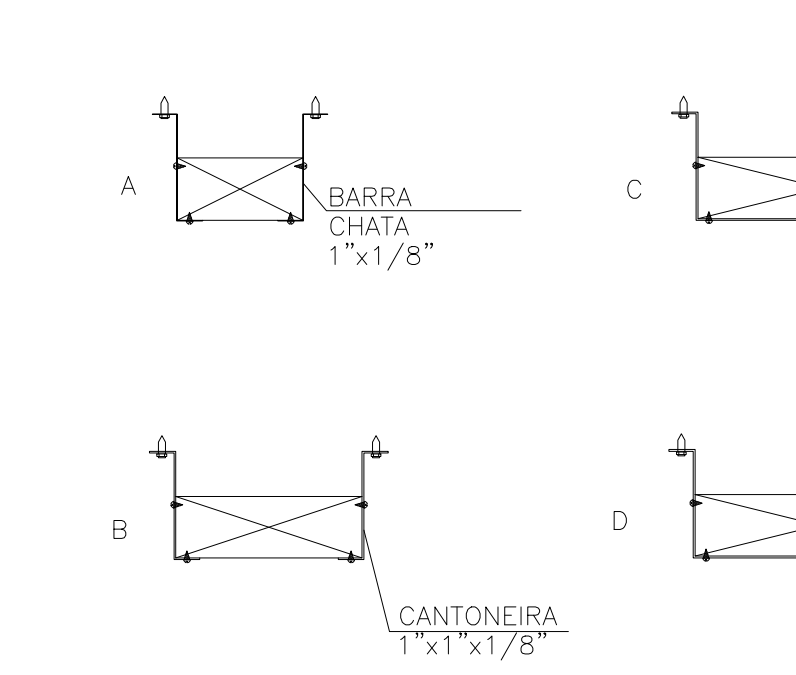


LADO	A	DISTÂNCIA(m)
ATÉ 45	A	3
46 A 75	A	2,5
76 A 105	B	3
106 A 210	C	3
ACIMA DE 211	D	2,5


Detalhe Típico de Suporte de Duto
Sem Escala

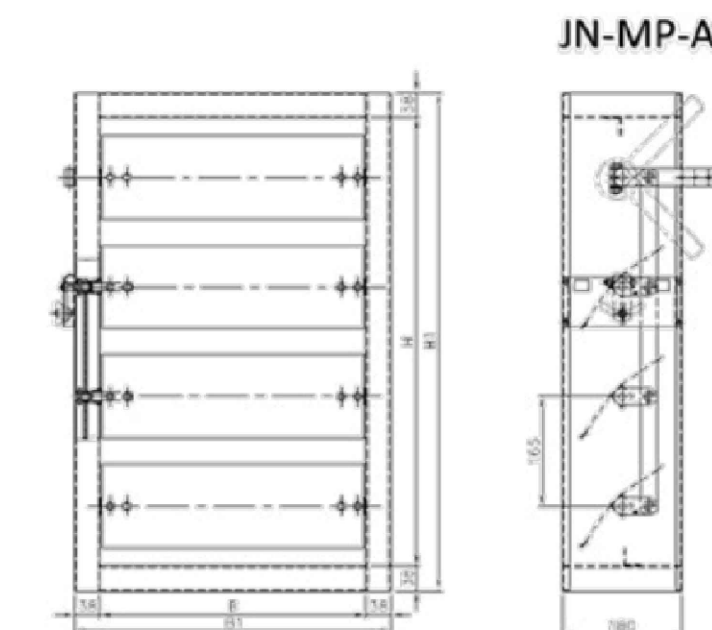

Registro de Vazão de Ar JN-A
Sem Escala

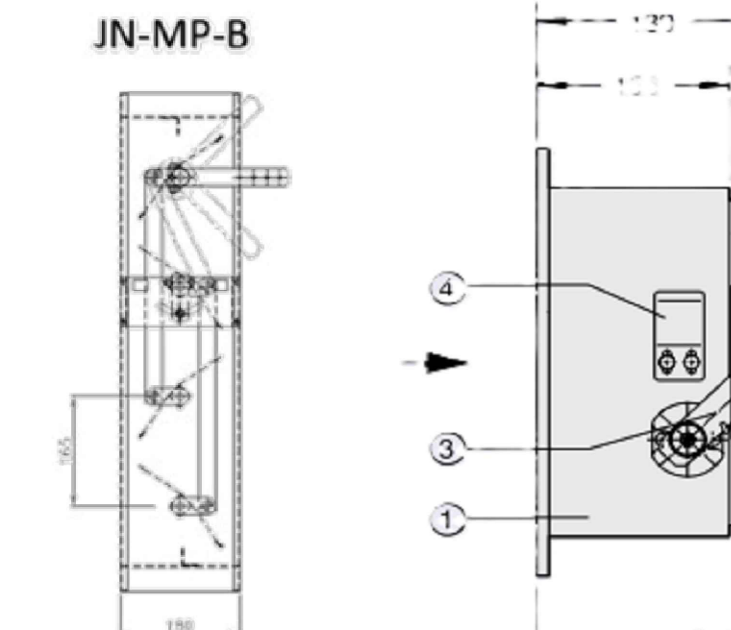

DAMPER CORTA FOGO FKA-TA-BR90
Sem Escala

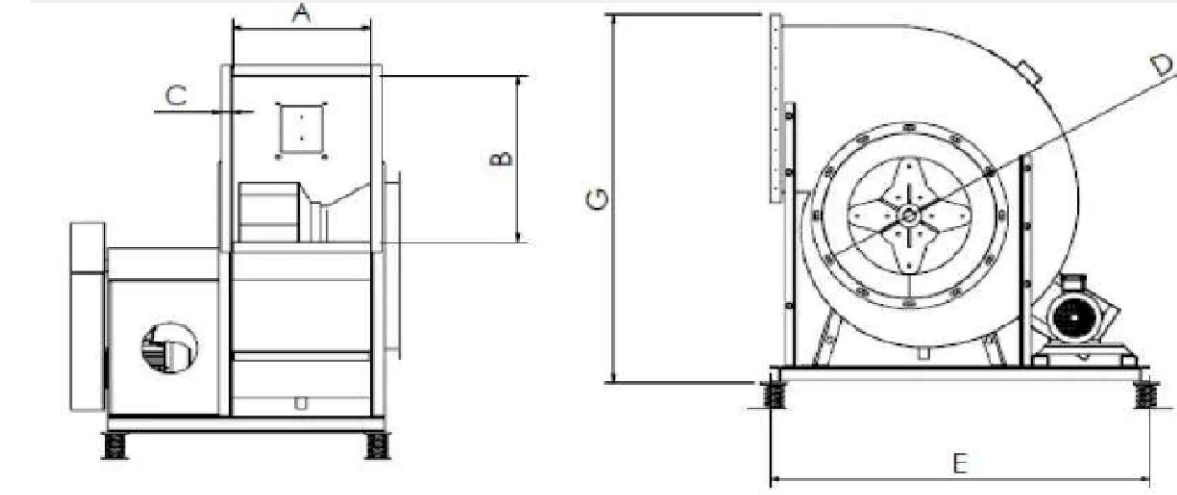

Ventilador de Exaustão Cozinha Industrial Titan LSC 500
Sem Escala

Dimensões Ventilador de Exaustão LSC									
Modelo	A	B	C	D	E	F	G	Peso (kg)	
500	400	500	40	500	1276	840	1100	120	

- OBSERVAÇÕES:
- Onde não tiver especificação de acabamento, seguir projeto específico.
 - Favor conferir medidas no local.
 - Qualquer dúvida consultar o autor do projeto ou a Gerência de Projetos e Infraestrutura.



ESTADO DE GOIÁS
SECRETARIA DE ESTADO DA EDUCAÇÃO
SUPERINTENDÊNCIA DE INFRAESTRUTURA
GERÊNCIA DE PROJETOS E INFRAESTRUTURA

GERÊNCIA DE PROJETOS E INFRAESTRUTURA
APROVADO ____/____/____
TECNICO RESPONSÁVEL PELA APROVAÇÃO

CENTRO DE ENSINO EM PERÍODO INTEGRAL OSVALDO DA COSTA MEIRELES

PROJETO EXECUTIVO DE CLIMATIZAÇÃO

ENDEREÇO
RUA PIRENÓPOLIS, QUADRA 60, BAIRRO SÃO CAETANO
LUZÂNIA - GO

ÁREA DO TERRENO	ÁREA PERMEAB.	ÁREA EXISTENTE	ÁREA A DEMOLIR	ÁREA A CONSTRUIR	ÁREA TOTAL CONSTRUÇÃO
8.897,77 m²					3.476,57 m²

ELABORAÇÃO:
CONSÓRCIO DIAMANTE ENGENHARIA
AV. BARÃO HOMEM DE MELO, Nº 3280, NOVA GRANADA
SELO HORIZONTE - MG - CEP: 30494-080
TEL: (31) 3347-4465 / (31) 3347-7079 / (31) 3571-1000
EMAIL: contato@grupoprojetoenharia.com.br

AUTOR: THIAGO REZENDE TOLEDO 1022842846 D-GO

RT DA OBRA:

PROPRIETÁRIO: SECRETARIA DE ESTADO DA EDUCAÇÃO CNPJ: 01.409.705.0001-20
PREPOSTO: SABRINA SILVA VIEIRA VALENTE CPF: 041.530.091-64

CLIMATIZAÇÃO

TIPO DE PROJETO
PLANTA BAIXA EXAUSTÃO COZINHA - Esc. 1/50
VISTA EXAUSTÃO COZINHA - Sem Esc.
QUADRO DE LEGENDAS
TABELAS DE EQUIPAMENTOS
DETALHES - Sem Escala
ASSUNTO:

REV.	DATA	DESCRIÇÃO	VISTO

2/2

FOLHA: