


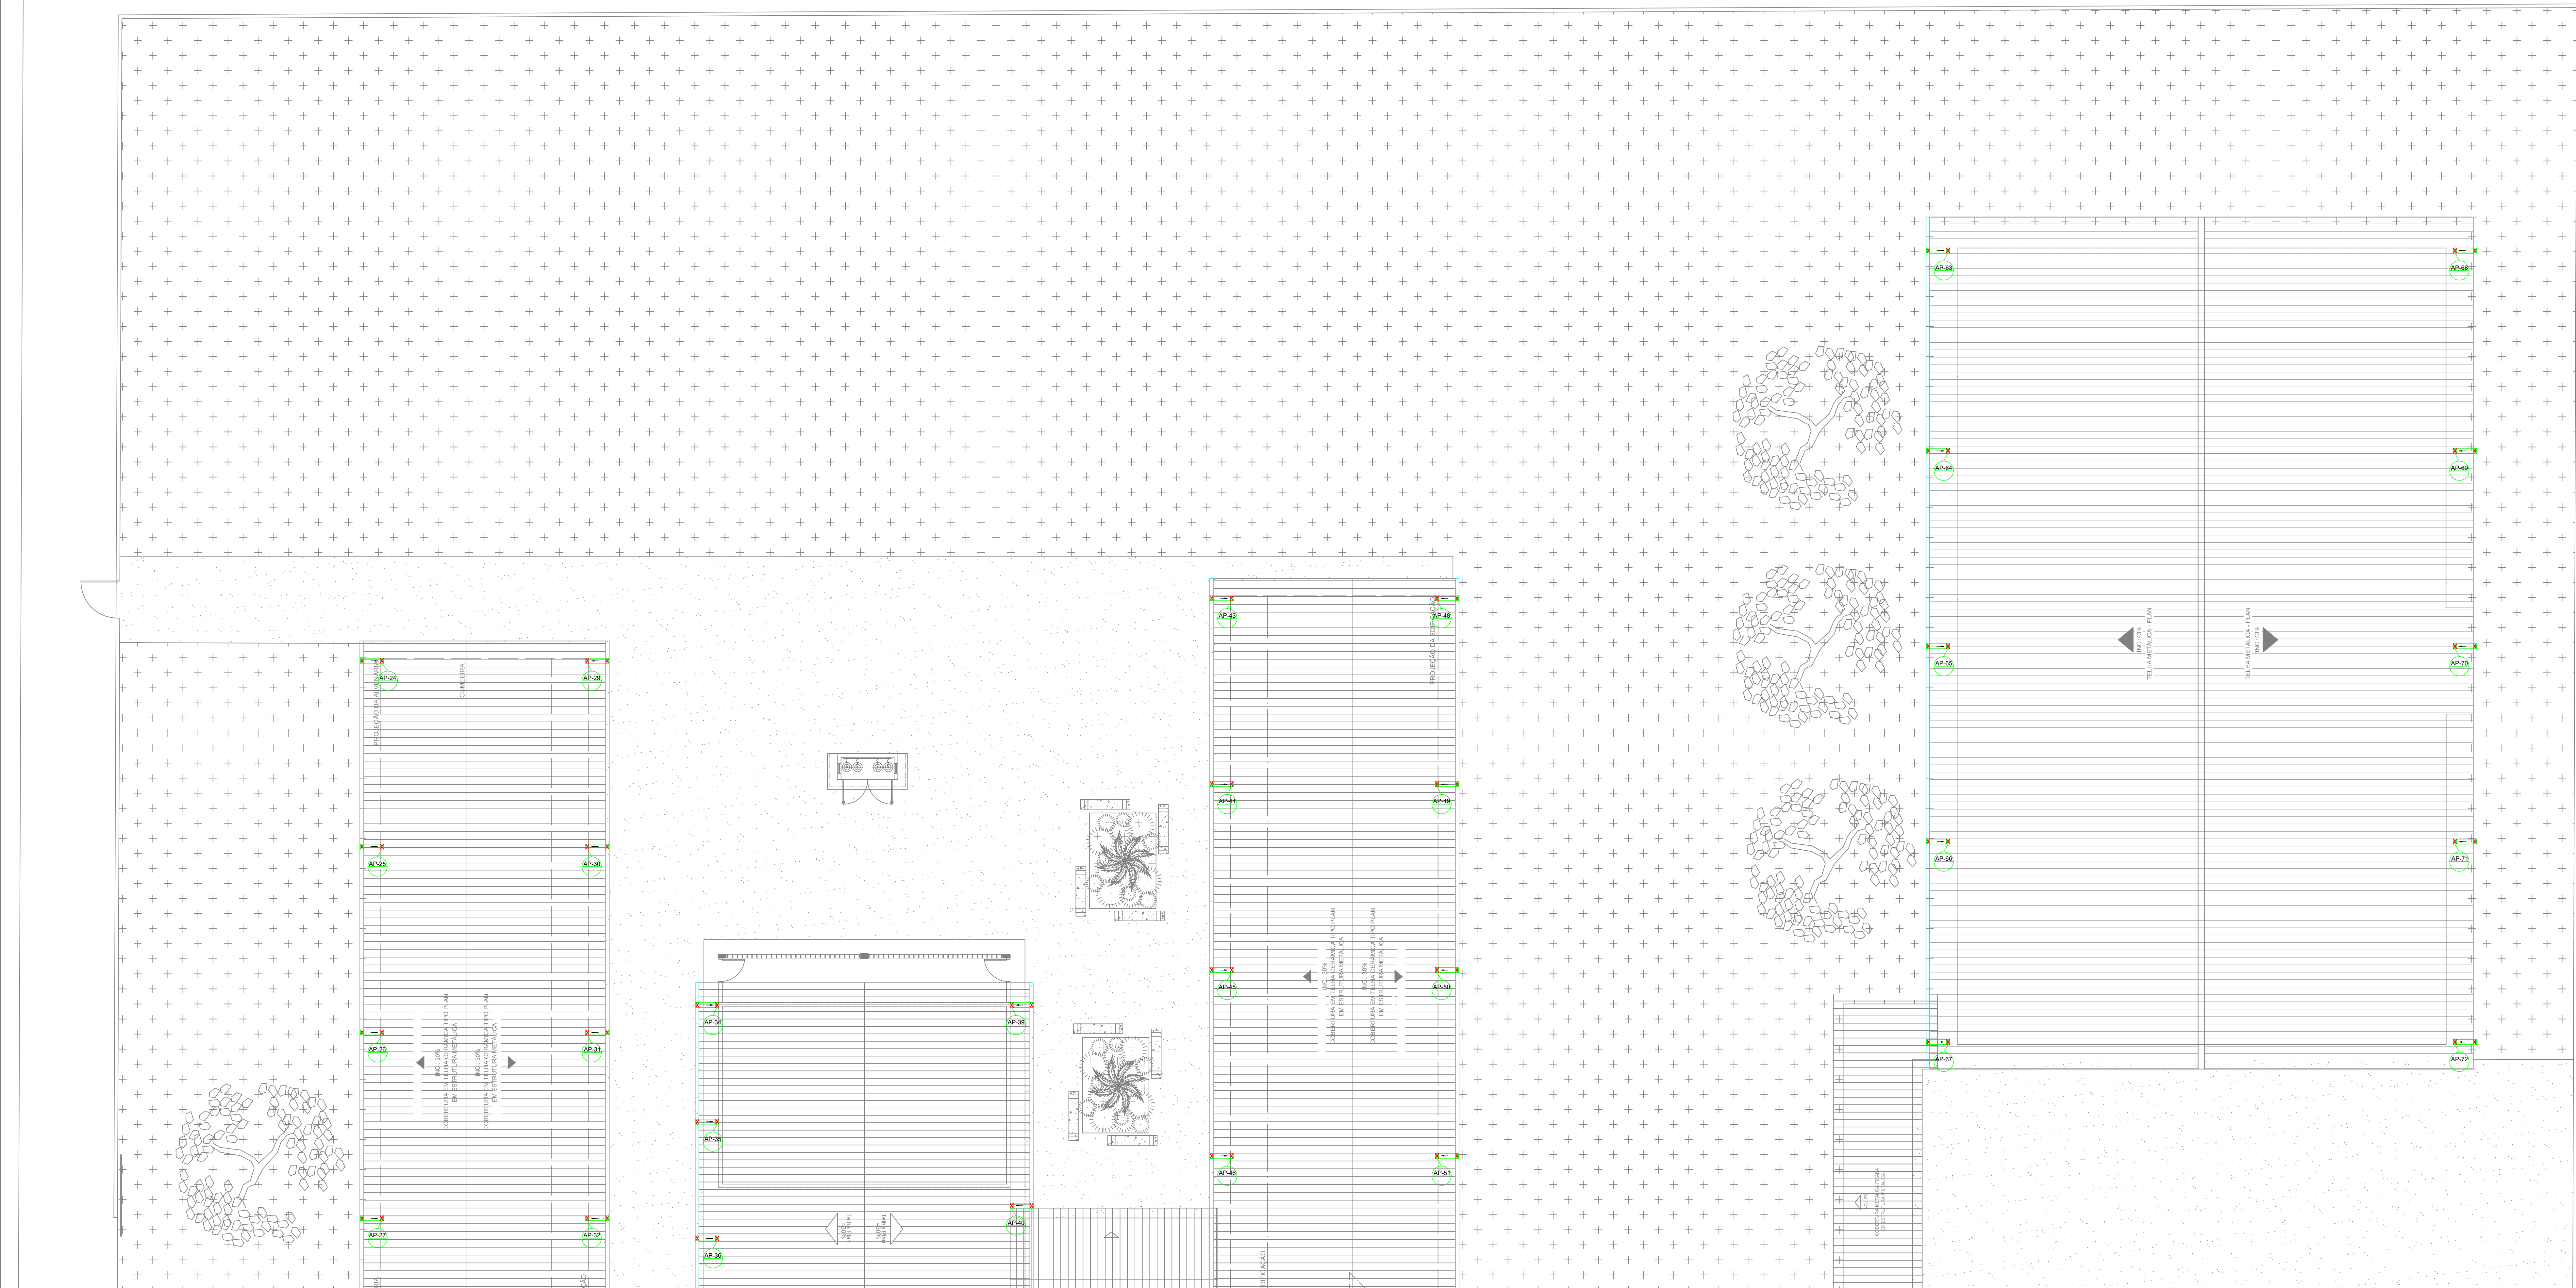

QUADRO DE LEGENDA

	Coluna de descida de água pluvial
	Desenvolvimento

1. Condutor em chapa de aço galvanizado número 26 desenvolvimento de 33 cm, incluso transporte vertical;
2. Toda a drenagem será disposto no entorno do terreno;
3. As colunas AP-01 a AP-02 possuem 3,80m de condutor;
4. As colunas AP-03 a AP-07 possuem 7,80m de condutor;
5. A edificação possui 72 descidas colaterais de água pluvial


Materiais:
Condutor vertical retangular, desenvolvimento 33 cm em chapa de aço galvanizado número 26 - comprimento total = 250,00 m
Plano de tubos verticais de 75 mm com abraçadeira metálica rígida tipo 3" - 72 unidades em alumínio - comprimento total = 221,25 m
Calha em chapa de aço galvanizado Número 24, (desenvolvimento de 50 cm) = 382,00 m
Joelho de transição retangular x redondo Ø 100mm - 72 Peças
Tubo PVC série R pluvial Ø 150mm = 79,20 m
Calha em chapa de aço galvanizado Número 24, (desenvolvimento de 50 cm)

Condutor galvanizado (desenvolvimento 33 cm)
 Abraçadeira metálica rígida tipo 3"


Caixa Coletora Pluvial Ø 60cm x 60cm x 15 und

PVC
Tubos de Drenagem Para Sarjeta = 75,60 m

Canaleta de Drenagem Pluvial = 182,51 m

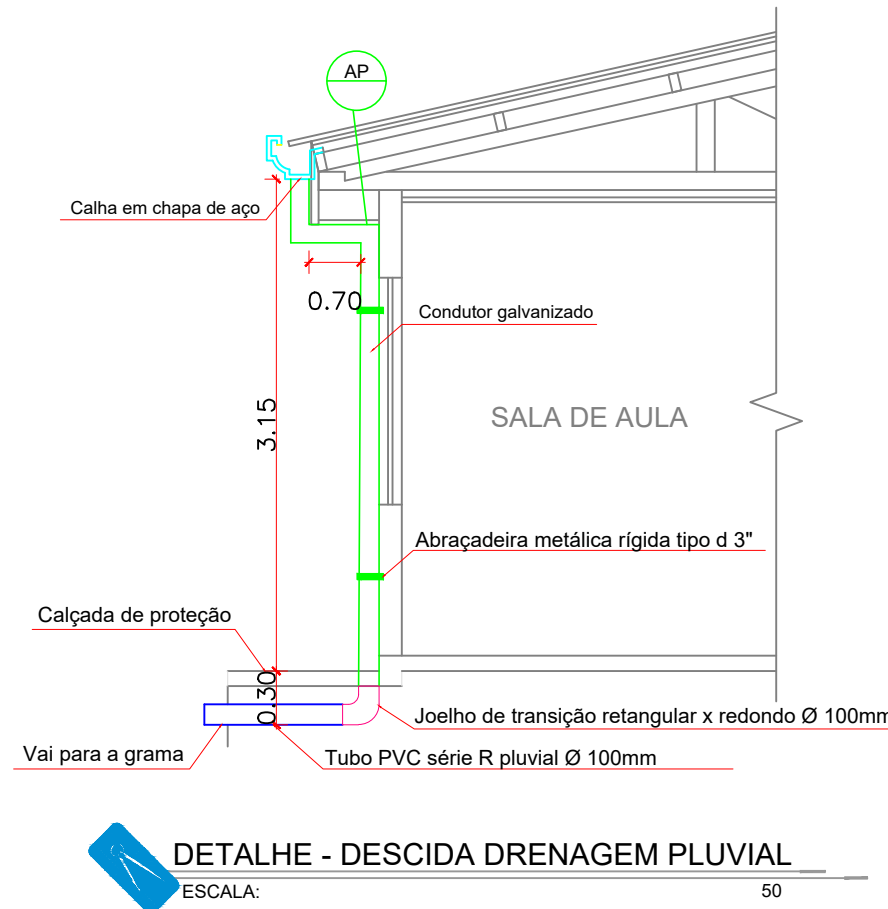

DETALHE - DESCIDA DRENAGEM PLUVIAL
ESCALA 1:50

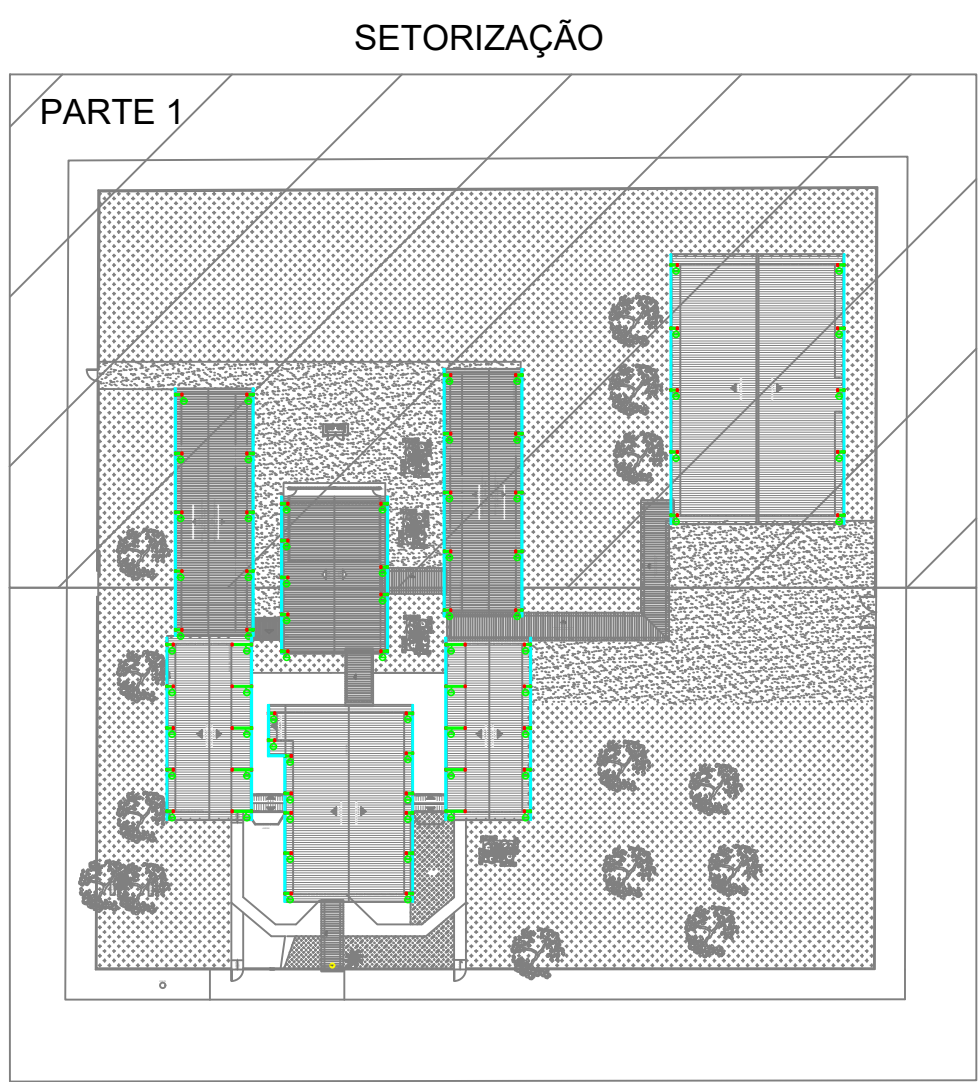

ESPECIFICAÇÕES E REFERÊNCIAS PROJETO DE DRENAGEM

01 - A DRENAGEM DEVERÁ RECOLHER E CONDUZIR AS ÁGUAS DA CHUVA ATE UM LOCAL ADEQUADO E PERMITIDO.
02 - A INCLINAÇÃO DAS CALHAS DE BEIRAL E PLATBANDA DEVE SER UNIFORME, COM VALOR MÍNIMO DE 0,5%.
03 - A NBR 10844:1989 RECOMENDA QUE OS CONDUTORES HORIZONTAIS DEVEAM SER PROJETADOS, SEMPRE QUE POSSÍVEL, COM DECLIVIDADE UNIFORME, COM VALOR MÍNIMO DE 0,5%.
04 - NAS TUBULAÇÕES ENTERRADAS, DEVEM SER PREVISTAS CAIXAS DE ÁREA SEMPRE QUE HOUVER CONEXÕES COM OUTRA TUBULAÇÃO, MUDANÇA DE DECLIVIDADE, MUDANÇA DE DIREÇÃO E AINDA A CADA TRECHO DE 20M NOS PERCURSOS RETILÍNEOS.



GERÊNCIA DE PROJETOS E INFRAESTRUTURA
APROVADO
TÉCNICO RESPONSÁVEL PELA APROVAÇÃO

CENTRO DE ENSINO EM PERÍODO INTEGRAL IVO DE MORAES CAJANGO AMPLIAÇÃO E REFORMA

ENDEREÇO
Rua 22, nº715, Vila Nova - Sta. Rita do Araguaia-GO

ÁREA DO TERRENO	ÁREA PERMEÁVEL	ÁREA EXISTENTE	ÁREA A DEMOLIR	ÁREA A CONSTRUIR	ÁREA TOTAL CONSTRUÇÃO
Idem ARQ 1	Idem ARQ 1	Idem ARQ 1		Idem ARQ 1	Idem ARQ 1

AUTOR: ARG. FÁBIO EMMANUEL MATOS PERIOTTO - CAU: A106090-0

RT DA OBRA:

PROPRIETÁRIO: SECRETARIA DE ESTADO DA EDUCAÇÃO - CNPJ: 01.409.705/0001-30
PREPOSTO: SARRINA SILVA VIEIRA VALENTE - CPF: 041.030.091-64

DRENAGEM

PLANTA BAIXA IMPLANTAÇÃO GERAL - DRENAGEM PLUVIAL COBERTURA-PARTE 1
DETALHES / LEGENDAS

ASSUNTO:

DATA: MAIO/2024 ESCALA: INDICADA REVISÃO: 000 Nº RT/ART: 1

REV.	DATA	DESCRIÇÃO	VISTO