


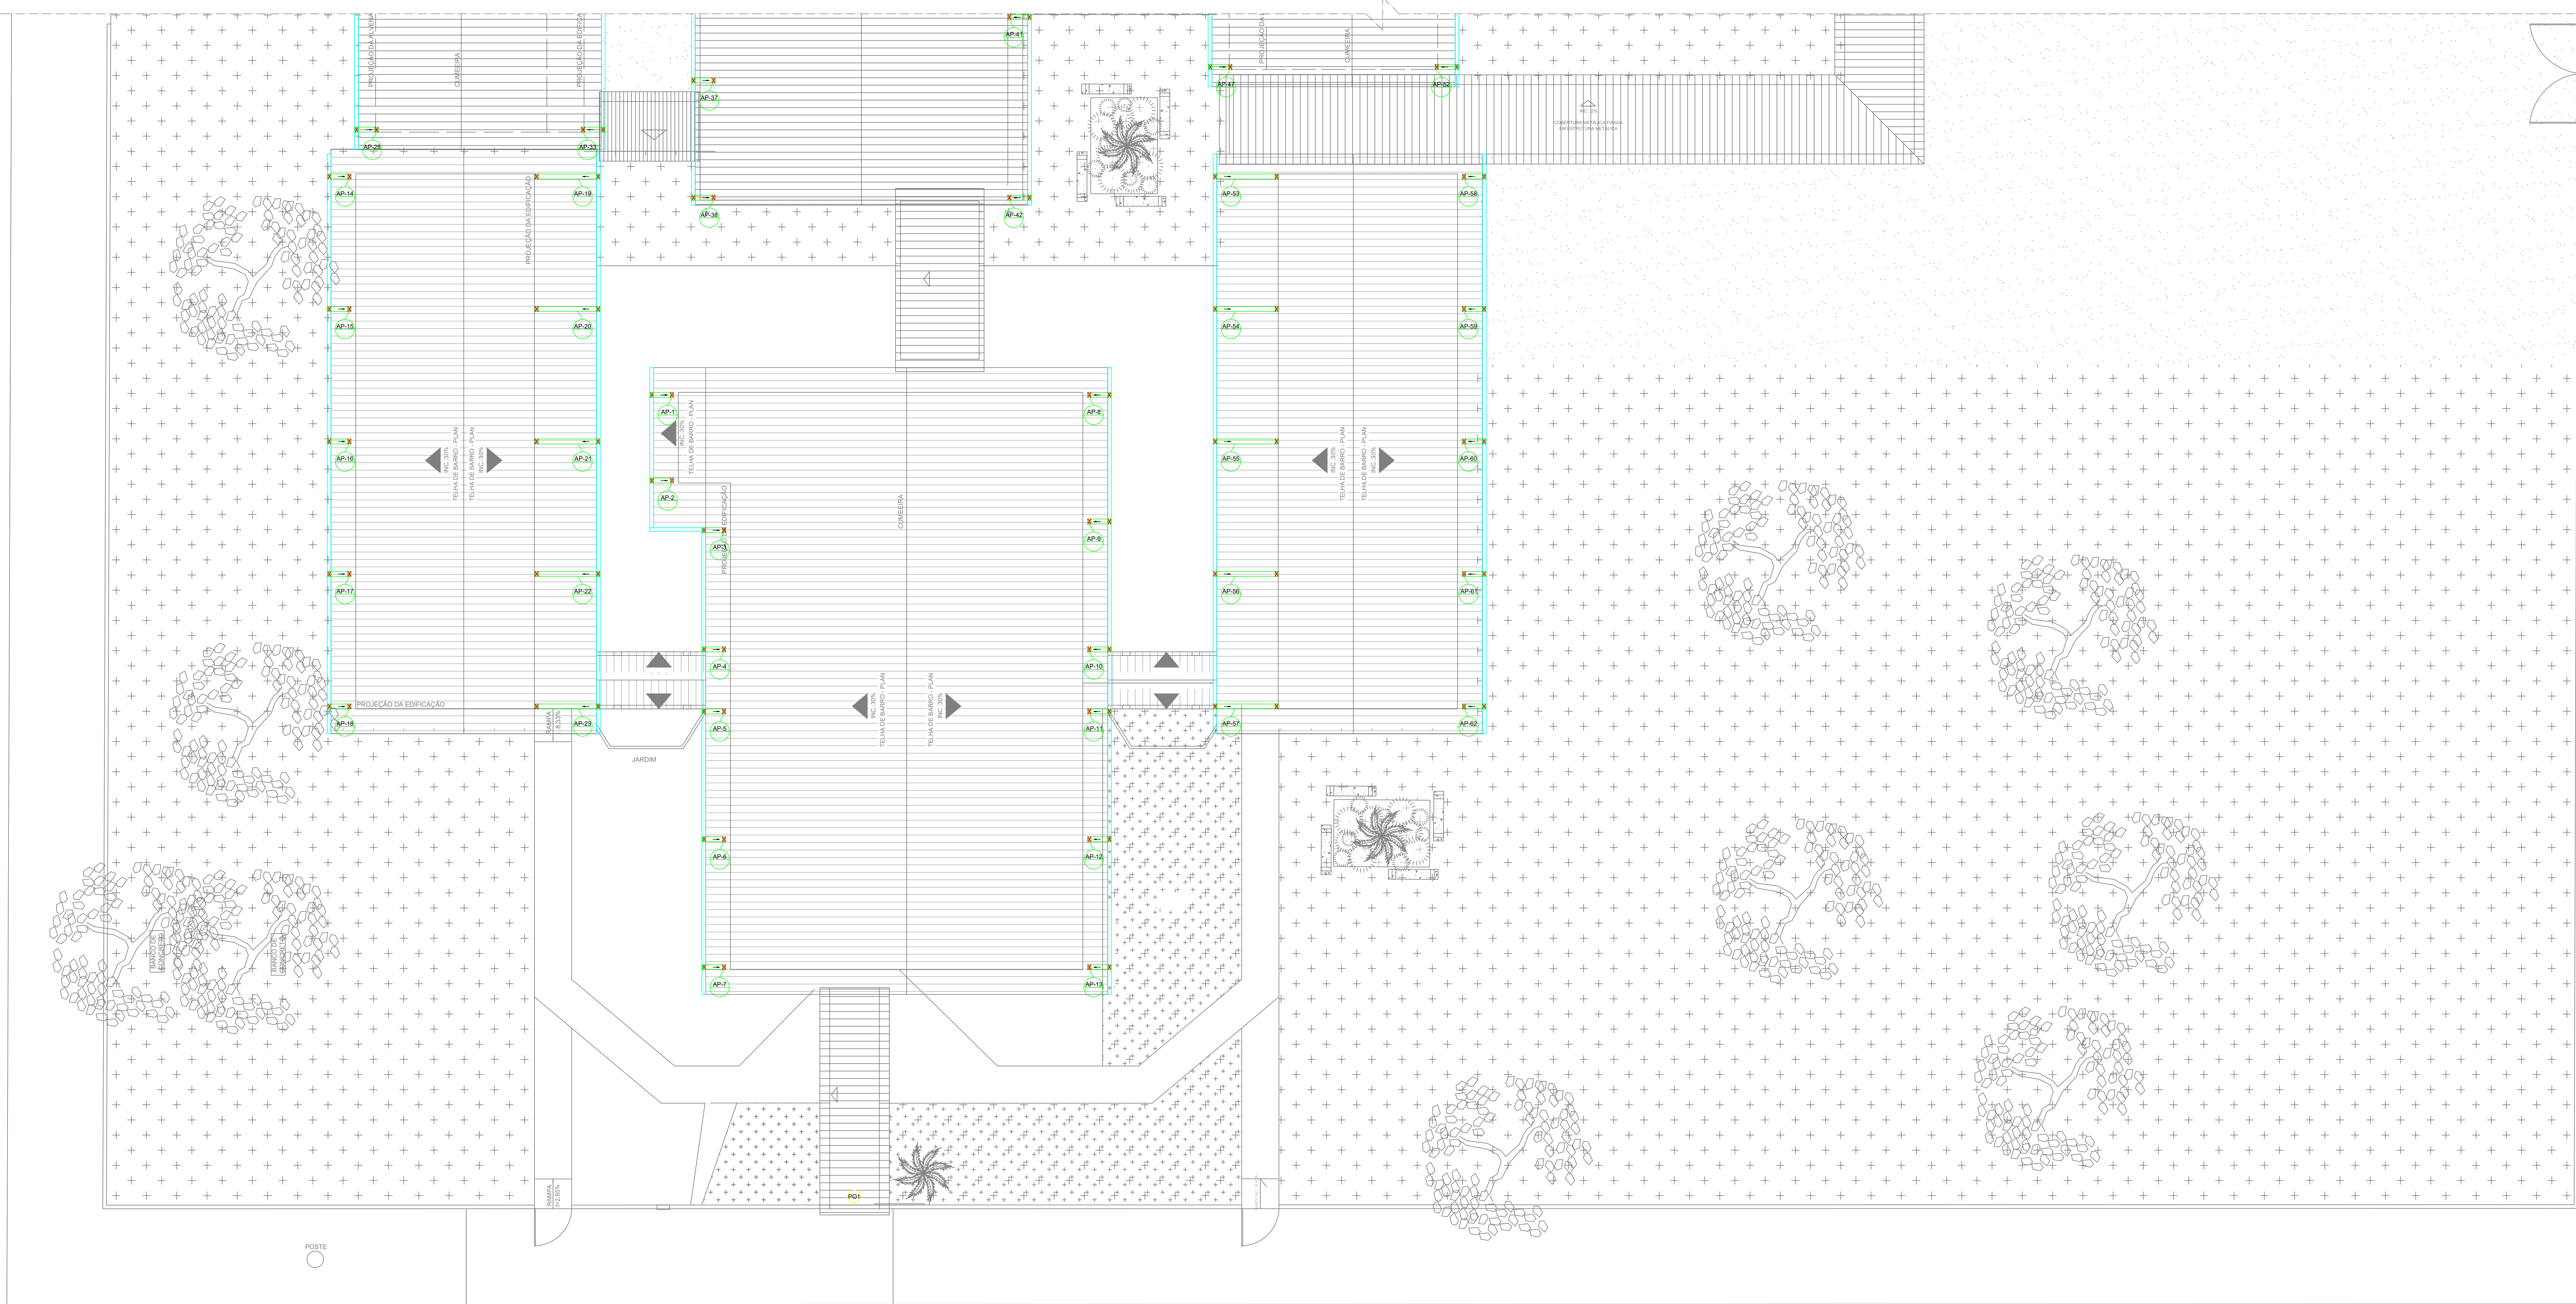

QUADRO DE LEGENDA

AP-1
Cota de descida de água pluvial
Desenvolvimento

1. Condutor em chapa de aço galvanizado número 26 desenvolvimento de 33 cm, incluso tangente vertical;
2. Toda a drenagem será disposto no exterior do terreno;
3. As cotas AP-1 a AP-12 possuem 3,00m de condutor;
4. As cotas AP-13 a AP-22 possuem 7,68m de condutor;
5. A edificação possui 72 decotes cotas de água pluvial

Materiais:
Condutor vertical retangular desenvolvimento 33 cm em chapa de aço galvanizado número 26 - comprimento total = 250,05 m
Fiação de tubo vertical do por observador maiores que 75 mm com abraçadeira metálica rígida tipo 3".
Calha em chapa de aço galvanizado Número 24, (desenvolvimento de 50 cm) = 382,00 m
Joelho de transição retangular x redondo Ø 100mm - 72 Peças
Tubo PVC série R pluvial Ø 100mm = 79,20 m

Calha em chapa de aço galvanizado Número 24, (desenvolvimento de 50 cm)

Condutor galvanizado (desenvolvimento 33 cm)


Abraçadeira metálica rígida tipo 3"

Caixa Coletora Pluvial or gresilha 60cm x 60cm x 60cm - 15 und


PVC Tubos de Drenagem Para Sarjeta = 79,80 m

Ø150mm

Canaleta de Drenagem Pluvial 1x1,0% = 182,61 m

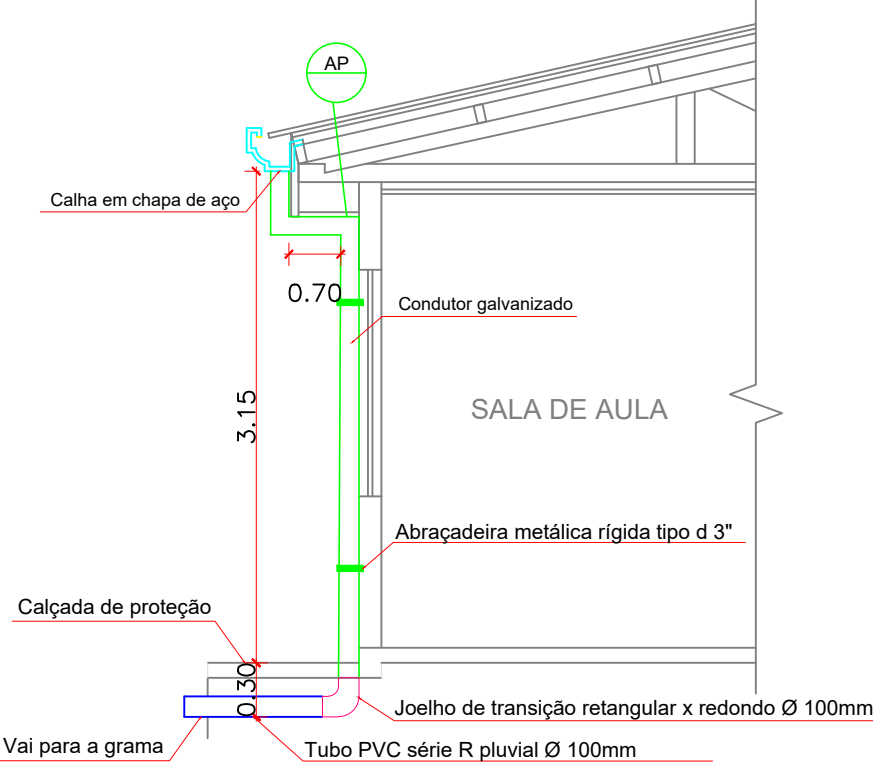

DETALHE - DESCIDA DRENAGEM PLUVIAL
ESCALA: 1/50

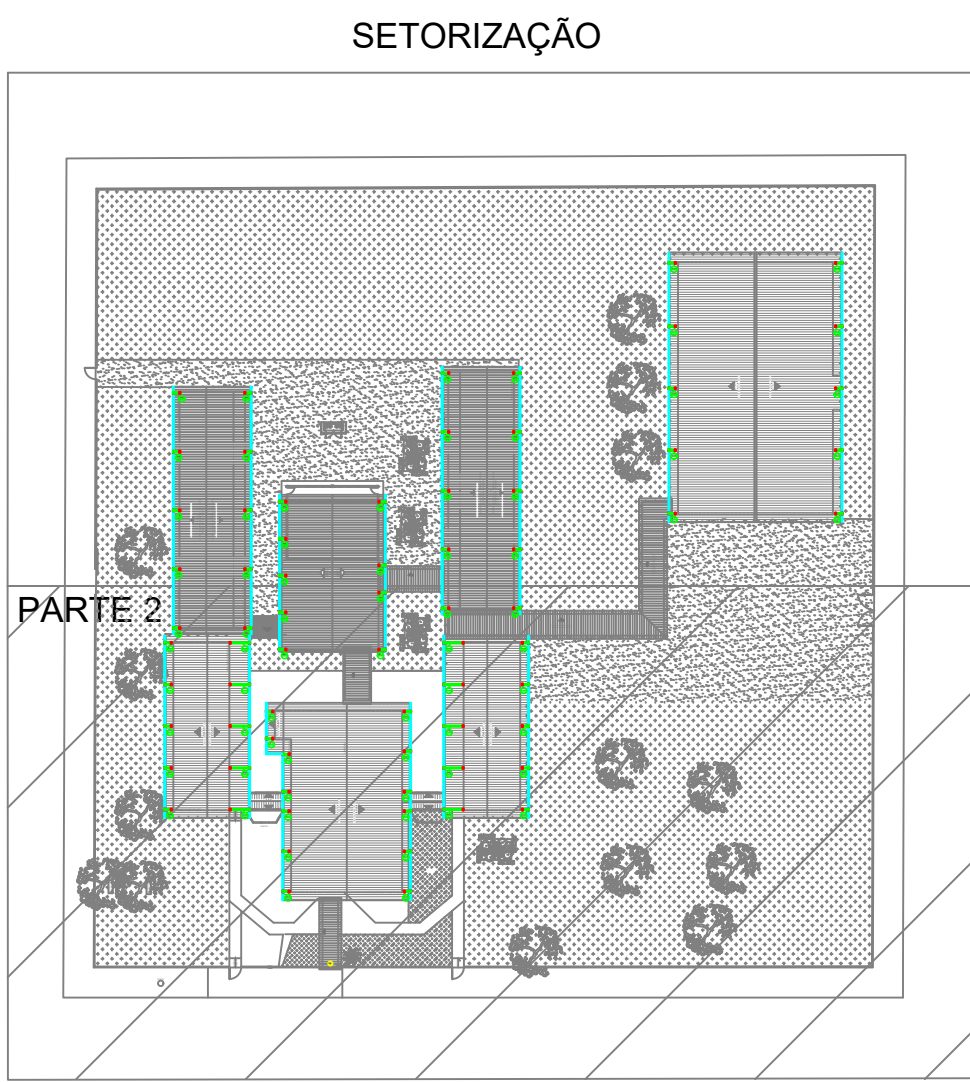

ESPECIFICAÇÕES E REFERÊNCIAS PROJETO DE DRENAGEM

01 - A DRENAGEM DEVERÁ RECOLHER E CONDUZIR AS ÁGUAS DA CHUVA ATÉ UM LOCAL ADEQUADO E PERMITIDO;
02 - A INCLINAÇÃO DAS CALHAS DE BEIRAL E PLATIBANDA DEVE SER UNIFORME, COM VALOR MÍNIMO DE 0,5%;
03 - A NBR 10844:1989 RECOMENDA QUE OS CONDUTORES HORIZONTAIS DEVEM SER PROJETADOS, SEMPRE QUE POSSÍVEL, COM DECLIVIDADE UNIFORME, COM VALOR MÍNIMO DE 0,5%;
04 - NAS TUBULAÇÕES ENTERRADAS, DEVEM SER PREVISTAS CAIXAS DE ÁREA SEMPRE QUE HOUVER CONEXÕES COM OUTRA TUBULAÇÃO, MUDANÇA DE DECLIVIDADE, MUDANÇA DE DIREÇÃO E AINDA A CADA TRECHO DE 20M NOS PERCURSOS RETILÍNEOS.



GERÊNCIA DE PROJETOS E INFRAESTRUTURA
APROVADO
TÉCNICO RESPONSÁVEL PELA APROVAÇÃO

CENTRO DE ENSINO EM PERÍODO INTEGRAL IVO DE MORAES CAJANGO

AMPLIAÇÃO E REFORMA

ENDEREÇO					
Rua 22, nº715, Vila Nova - Sta. Rita do Araguaia-GO					
ÁREA DO TERRENO	ÁREA PERMEAB.	ÁREA EXISTENTE	ÁREA A DEMOLIR	ÁREA A CONSTRUIR	ÁREA TOTAL CONSTRUÇÃO
Idem ARQ 1	Idem ARQ 1	Idem ARQ 1	—	Idem ARQ 1	Idem ARQ 1

AUTOR: ARG. FÁBIO EMMANUEL MATOS PERIOTTO - CAU: A106090-0

RT DA OBRA:

PROPRIETÁRIO: SECRETARIA DE ESTADO DA EDUCAÇÃO CNPJ: 01.409.705/0001-30
PREPOSTO: SÁBINA SILVA VIEIRA VALENTE CPF: 041.030.091-64

DRENAGEM

TIPO DE PROJETO: PLANTA BAIXA IMPLANTAÇÃO GERAL - DRENAGEM PLUVIAL COBERTURA-PARTE 2

DETALHES / LEGENDAS

ASSUNTO:

DATA: MAIO/2024 ESCALA: INDICADA REVISÃO: 000 Nº RETRATADO:

REV.	DATA	DESCRIÇÃO	VISTO