


RUA FRANCISCO IDELFONSO DE LIMA

RUA JOVINO JOSÉ DA SILVA

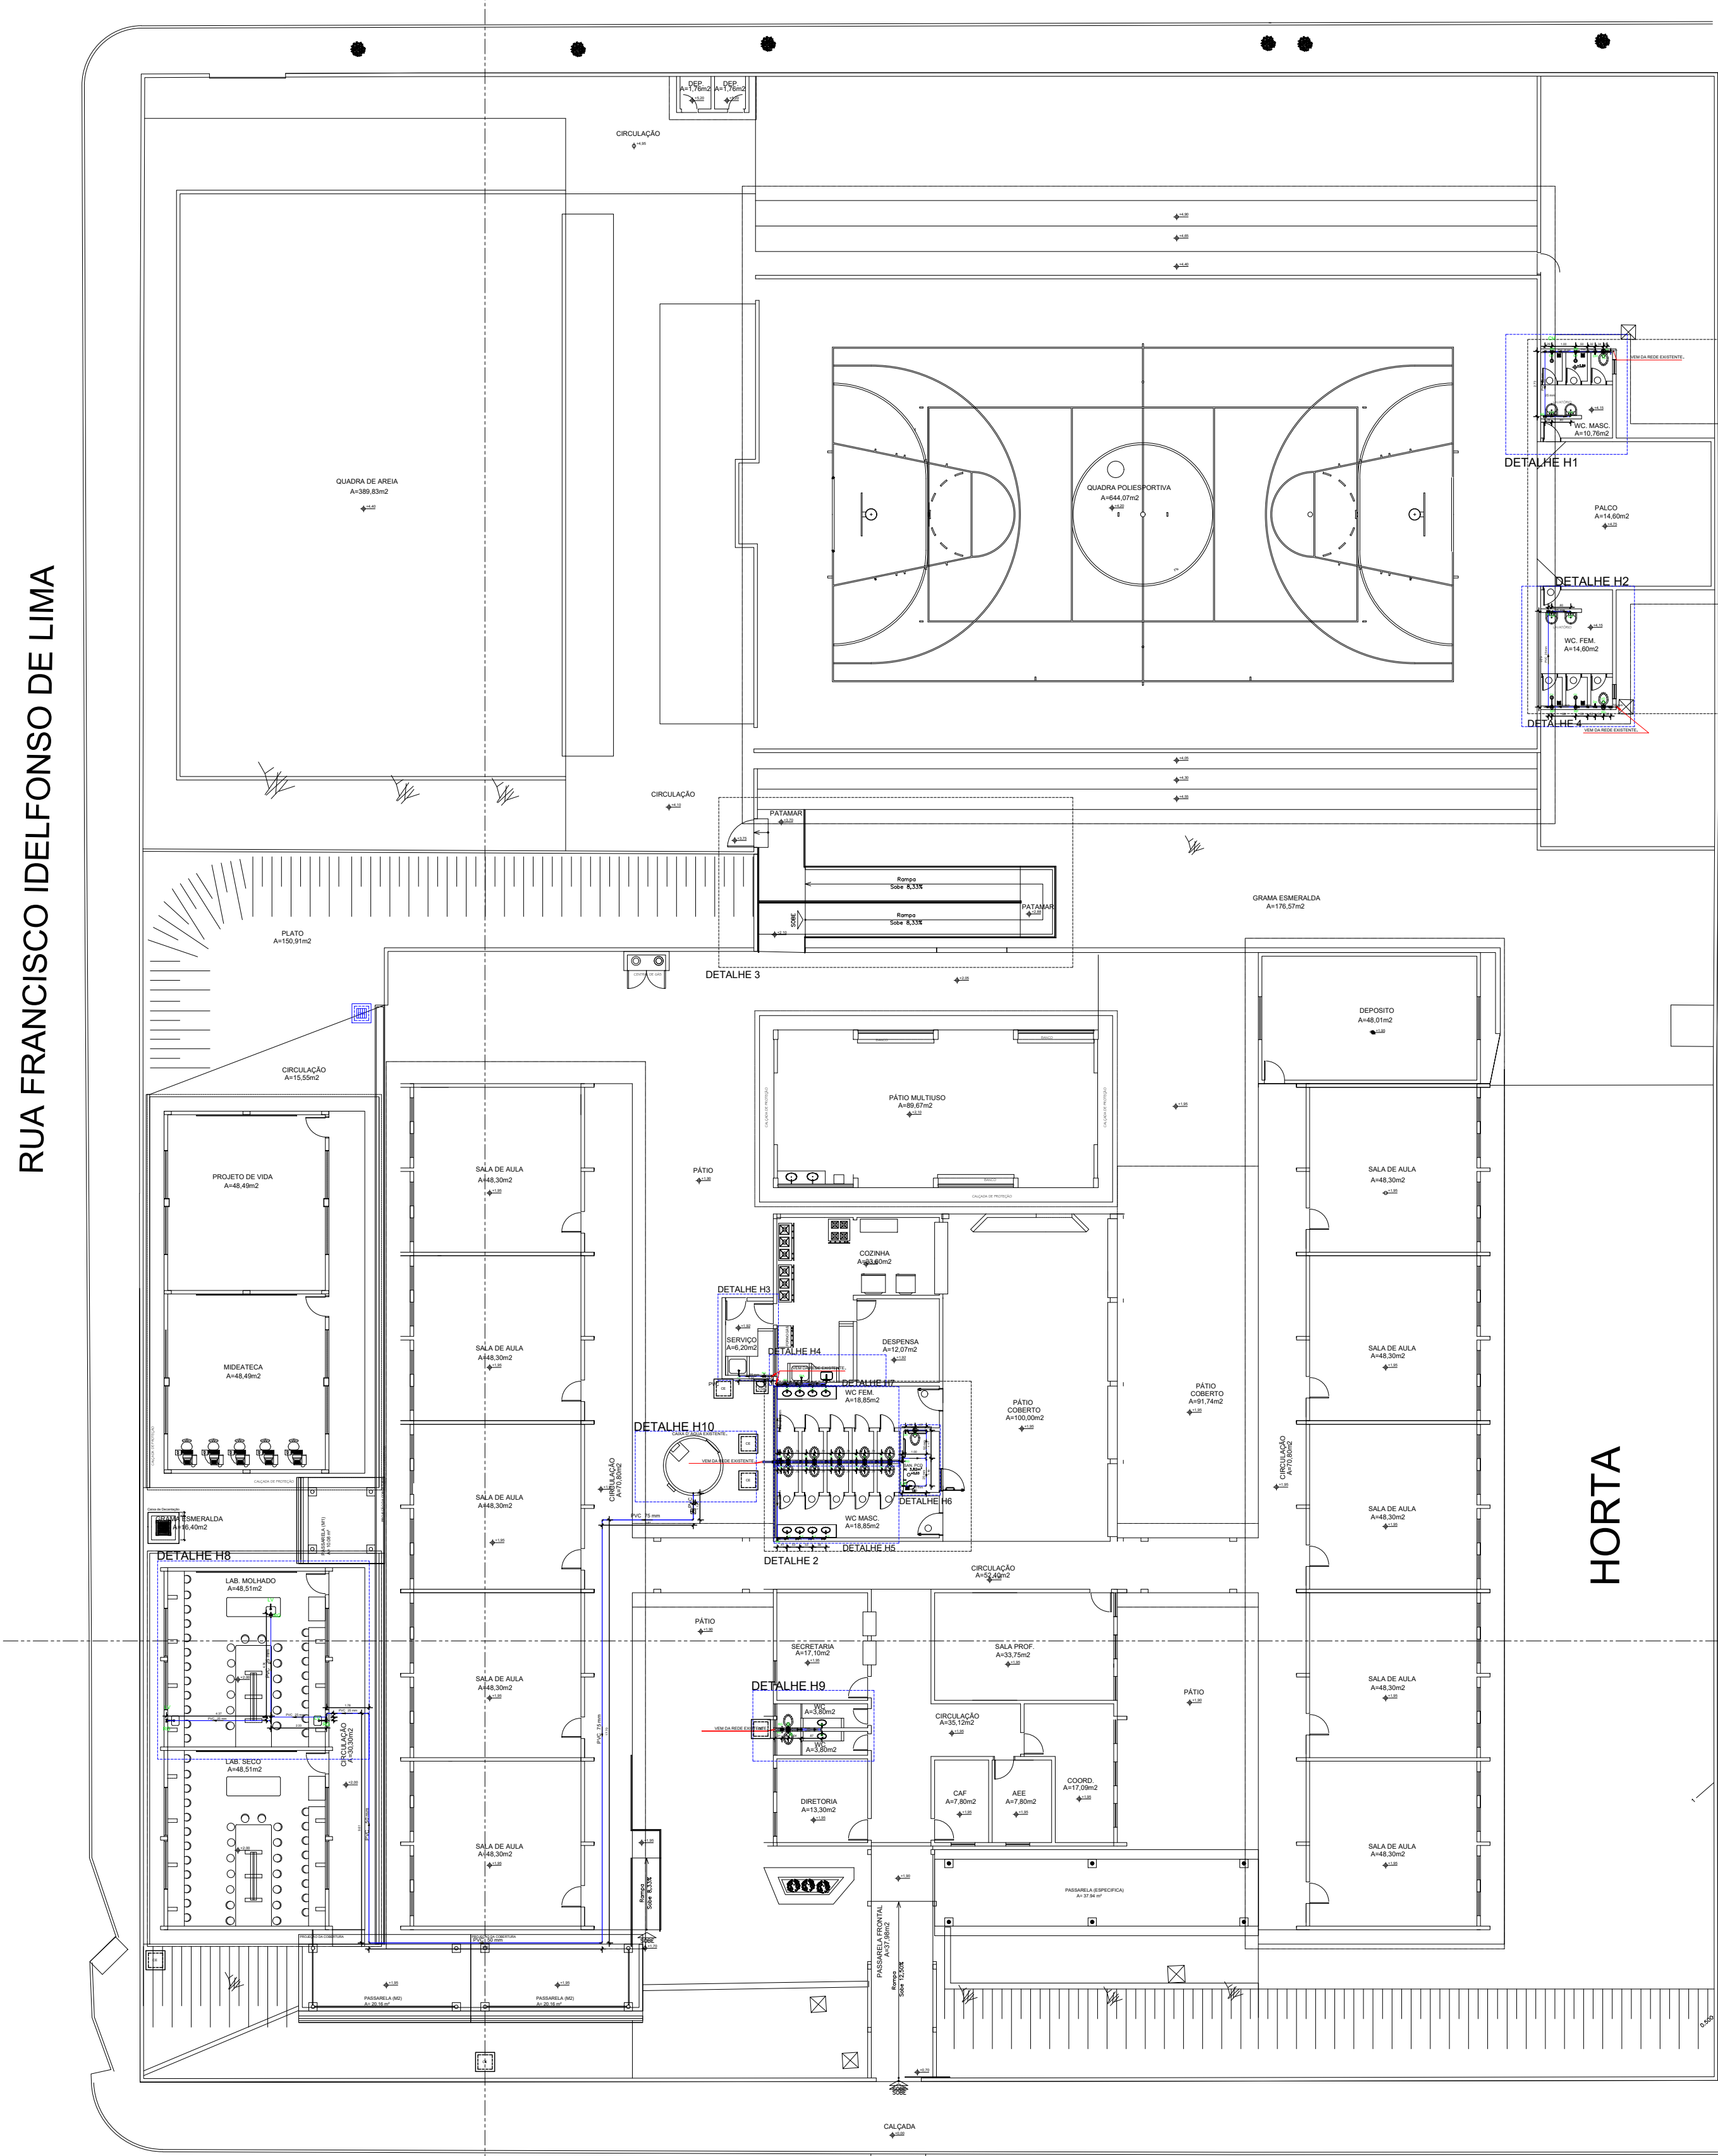

RUA BENIGNO PINTO DE FARIAS


ÁREA PARTICULAR

HORTA

Legenda	
—	Tubulação de Água Fria - Embutida
—	Tubulação de Água Fria - Enterrada



Legenda das Indicações	
CH	Chuveiro - 25mm x 3/4"
L.V.	Lavatório com Tc de 90° - 25 mm - 1/2"
L.V.	Lavatório com pjeito de 90° - 25 mm - 1/2"
PA	Pa de cozinha com pjeito de 90° - 25 mm - 3/4"
RG	Registro bruto gaveta ABNT c/PVC soldável - 1"
RG	Registro bruto gaveta ABNT c/PVC soldável - 1 1/2"
RG	Registro bruto gaveta ABNT c/PVC soldável - 3/4"
RG	Registro bruto gaveta Industrial c/PVC soldável - 3/4"
RG	Registro bruto gaveta Industrial c/PVC soldável - 3/4"
RP	Registro de Pressão com PVC soldável - 25 mm - 3/4"
VD	Valvula de descarga c/PVC soldável - 1 1/2"
VS	Vaso Sanitário com valvula de descarga - 1 1/2"

Legenda	
—	Registro bruto gaveta ABNT c/PVC soldável
—	Registro bruto gaveta Industrial c/PVC soldável
—	Registro de Pressão com PVC soldável
—	Valvula de descarga c/PVC soldável

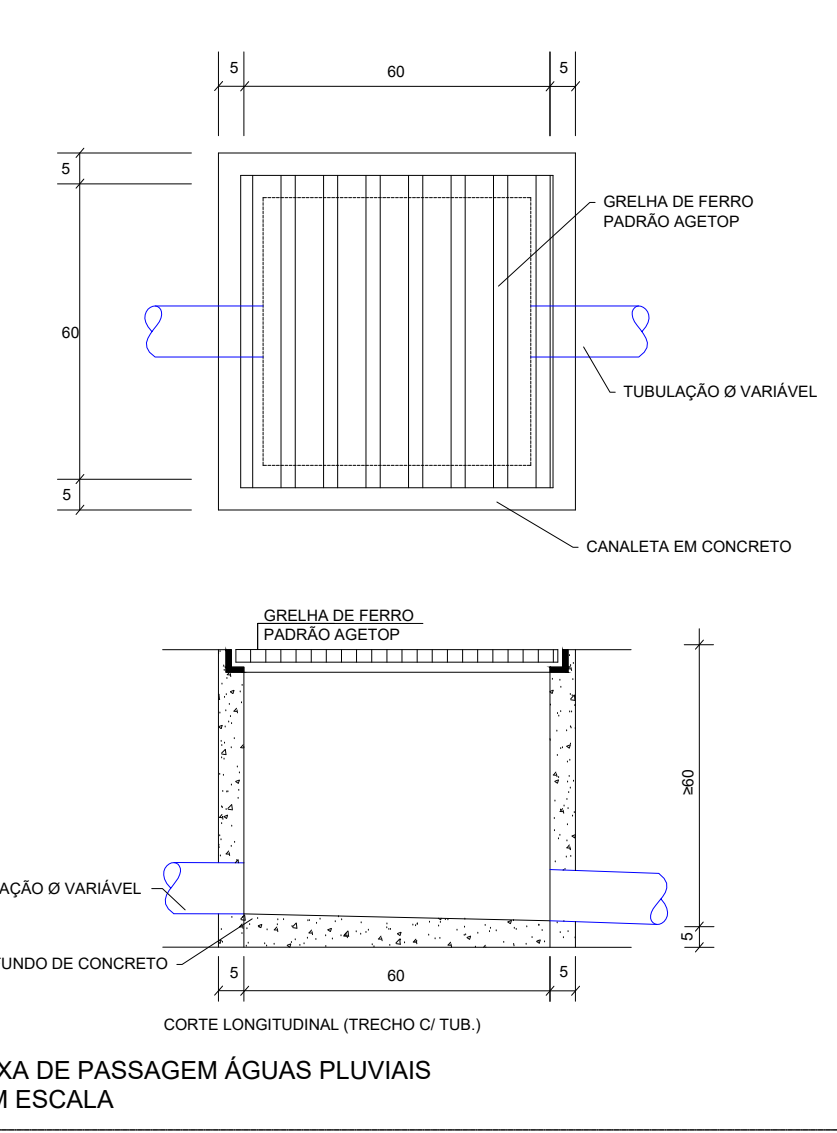


ESPECIFICAÇÕES


A - 77,6mm
B - 50mm
C - 72mm
D1 - 40mm
L - 907,2mm

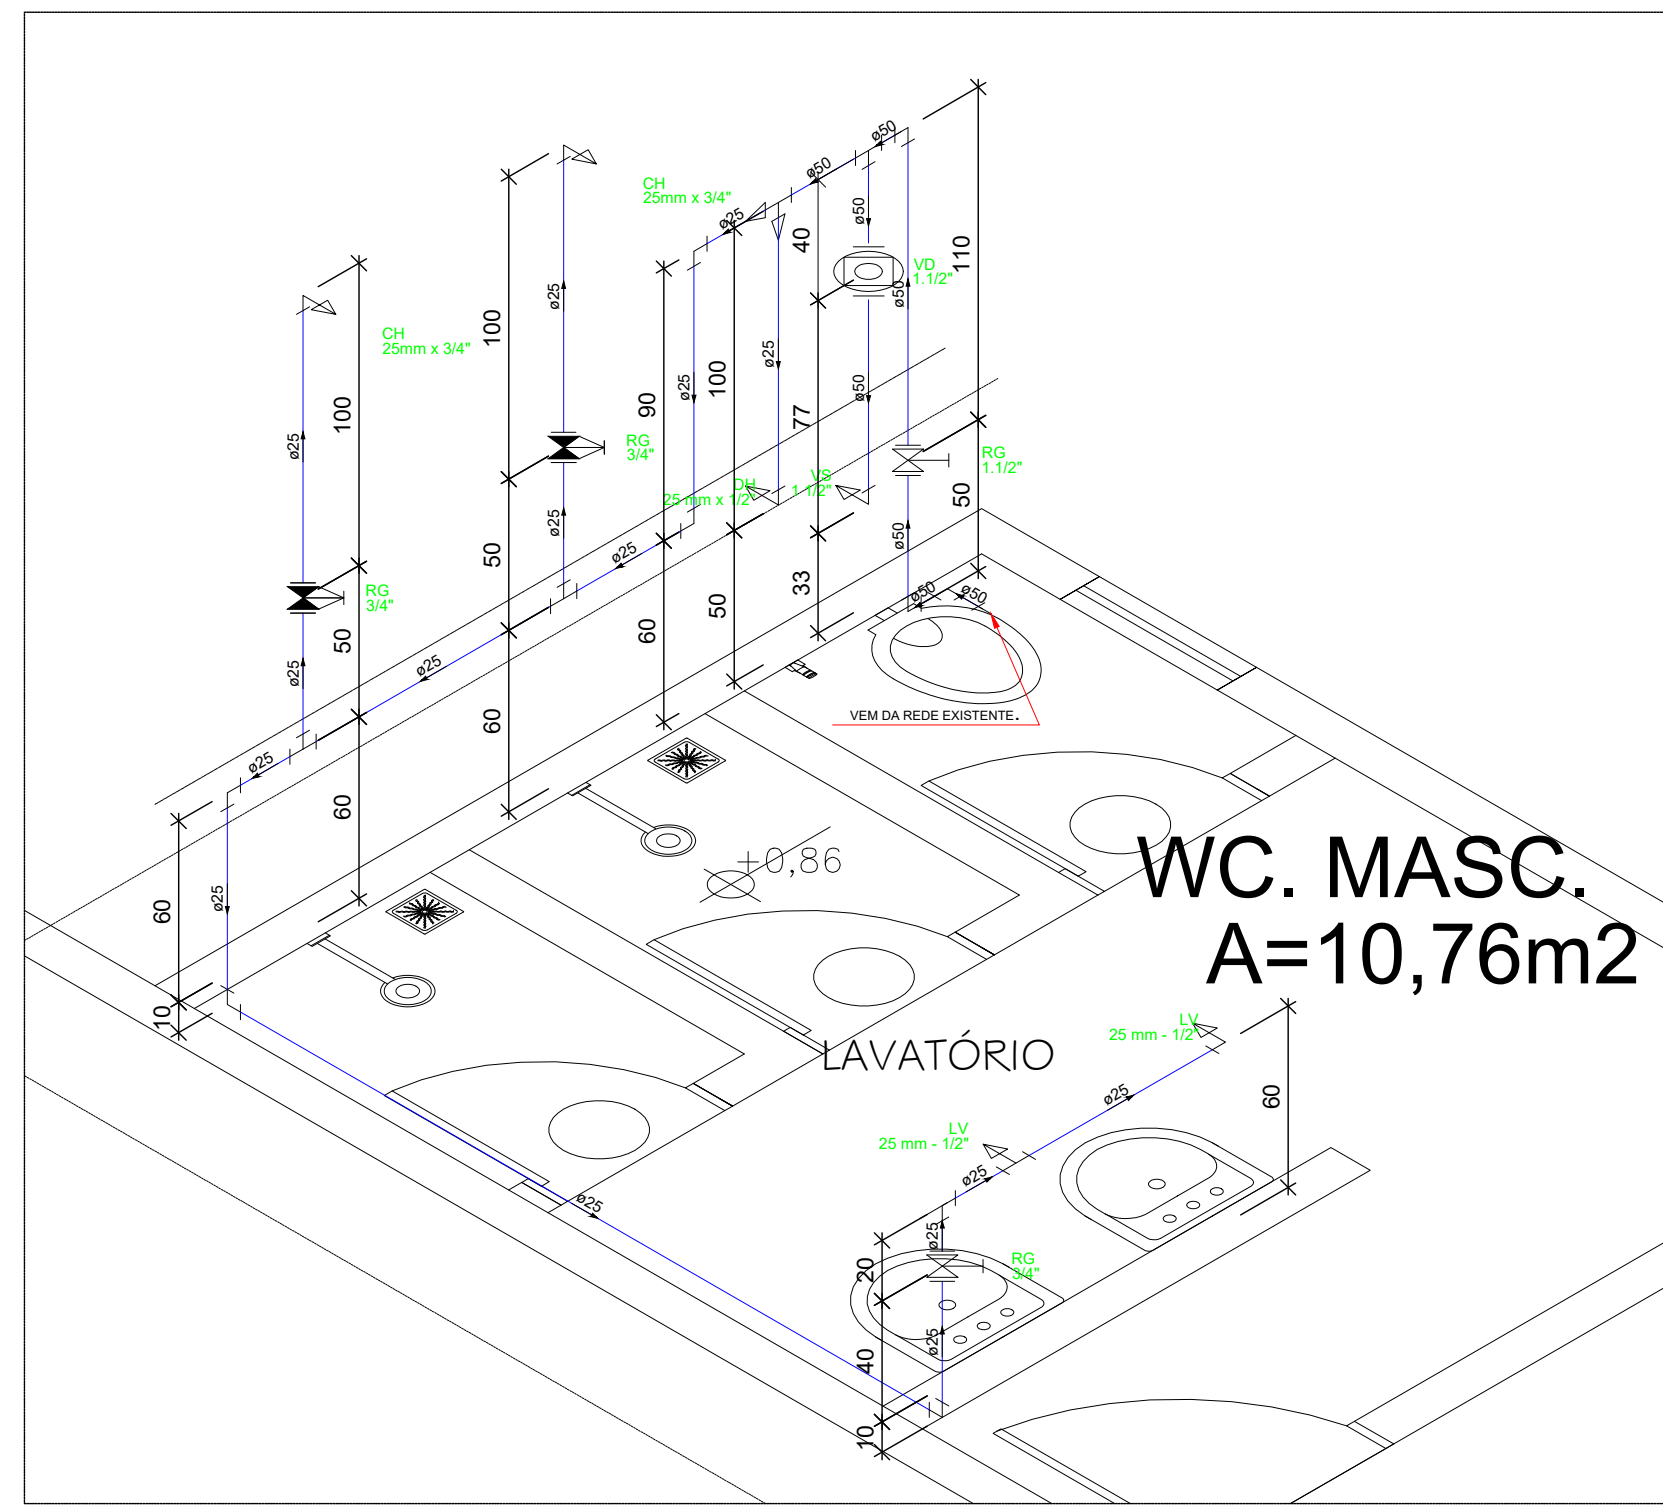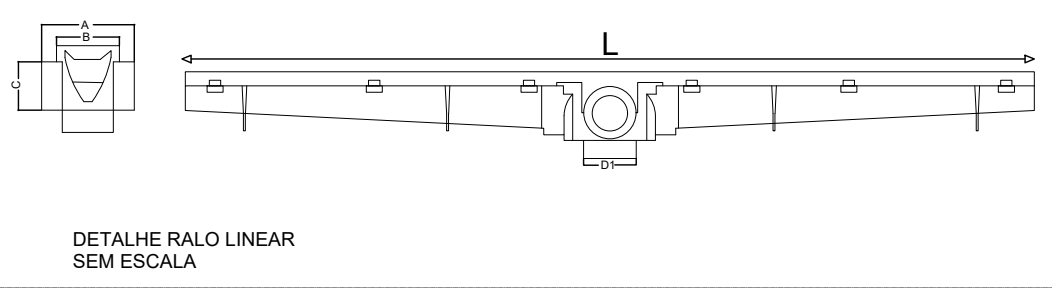


DETALHE H1
SEM ESCALA

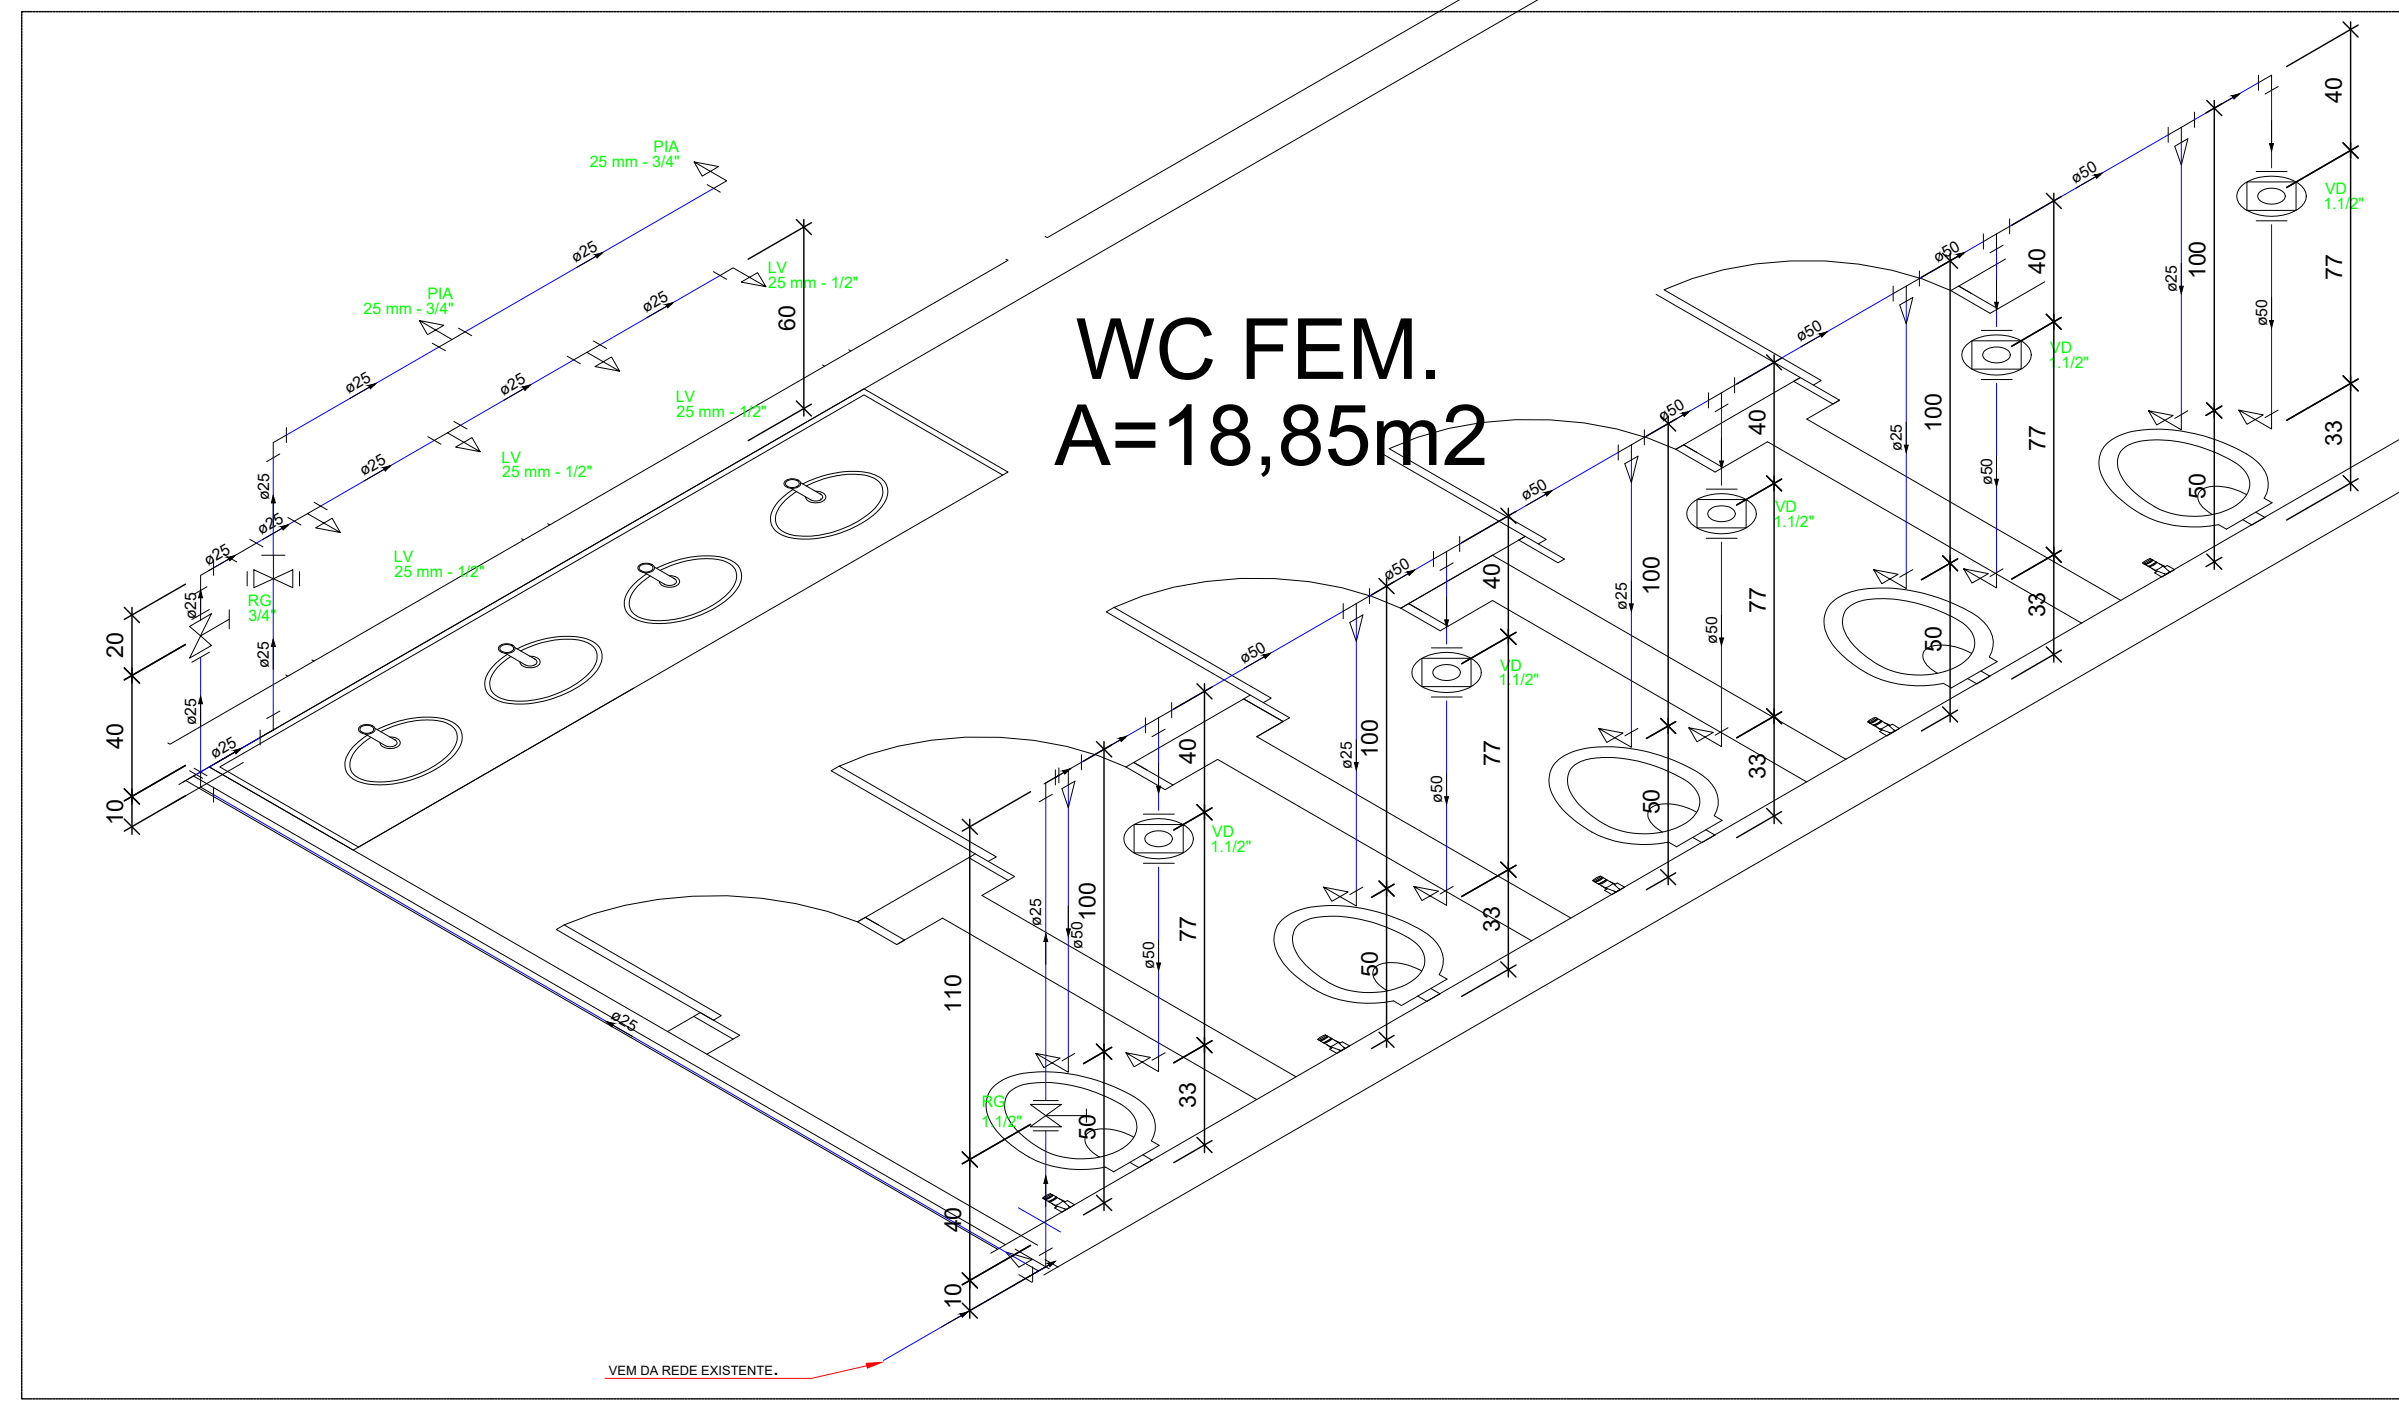


DETALHE H5
SEM ESCALA

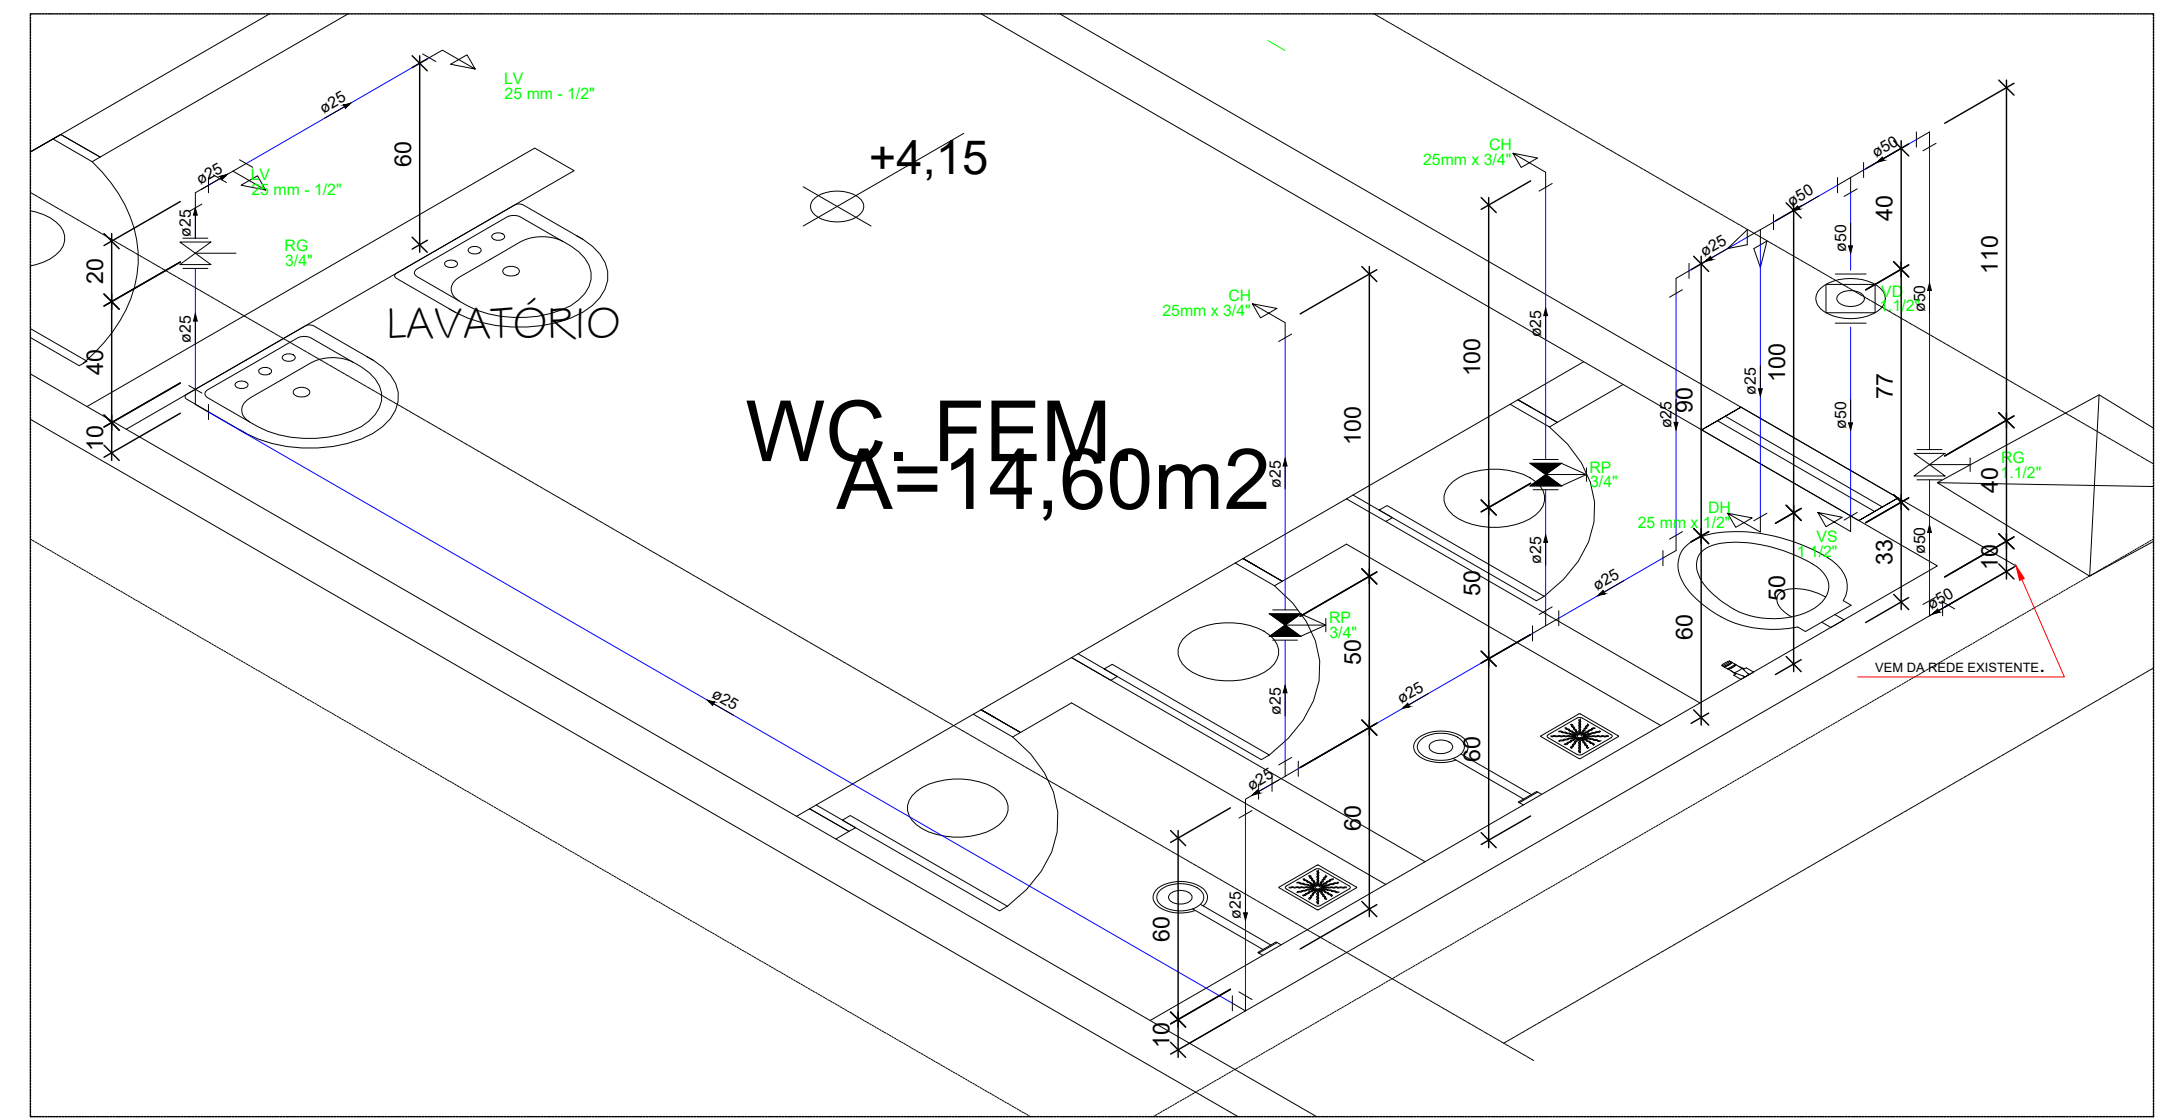


DETALHE H2
SEM ESCALA

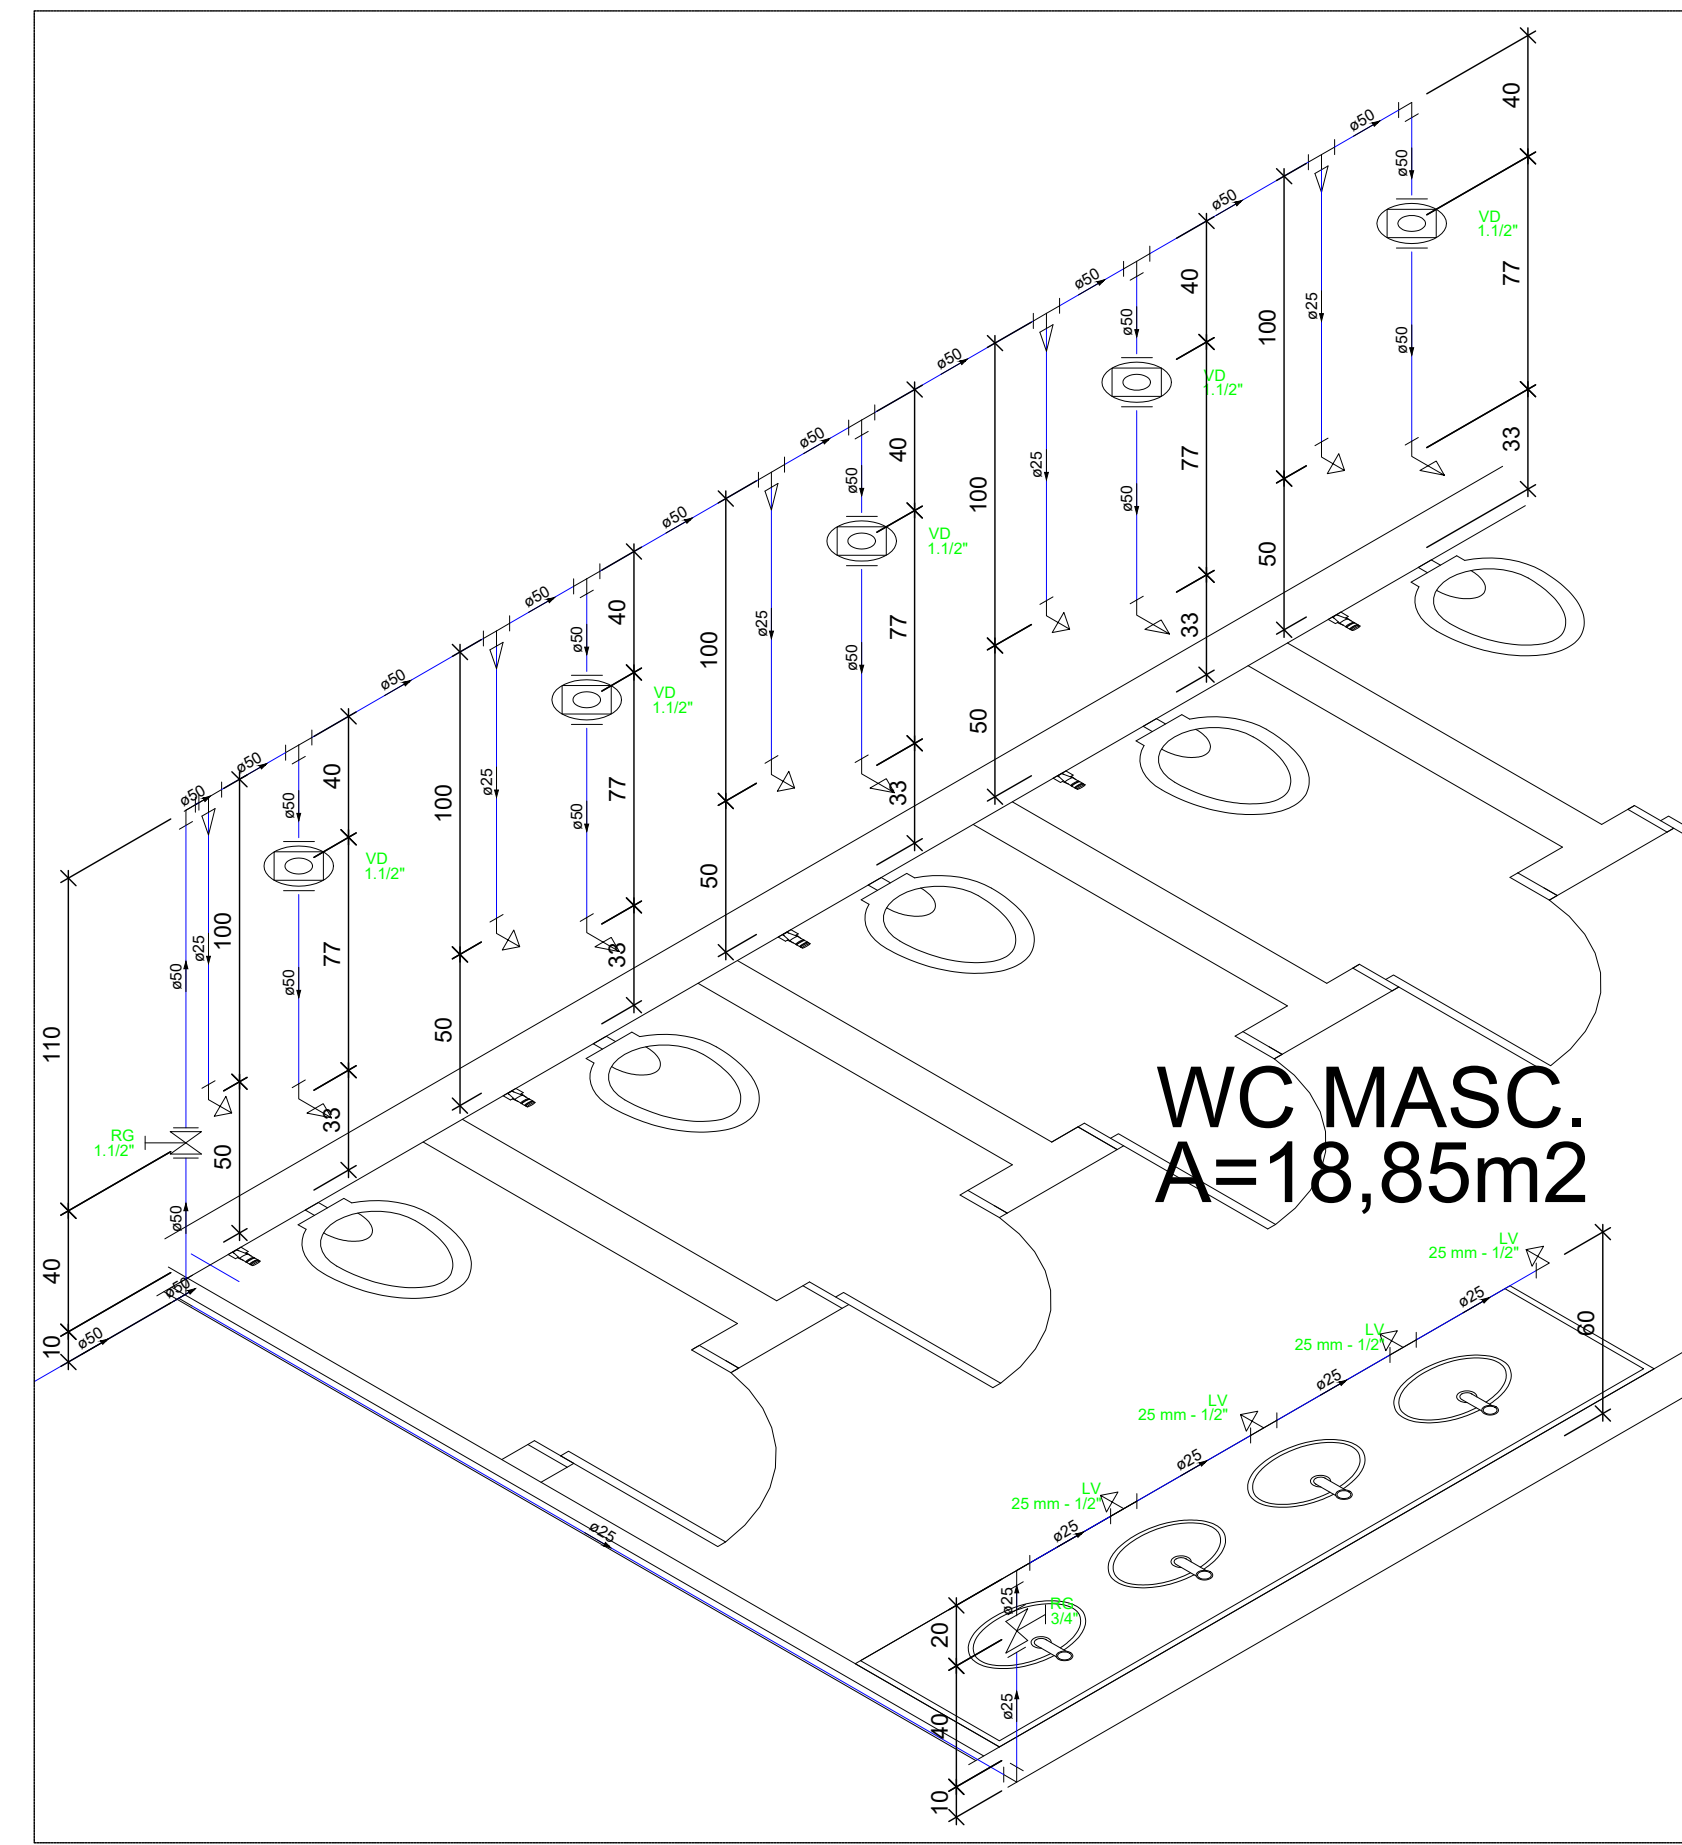


DETALHE H7
SEM ESCALA

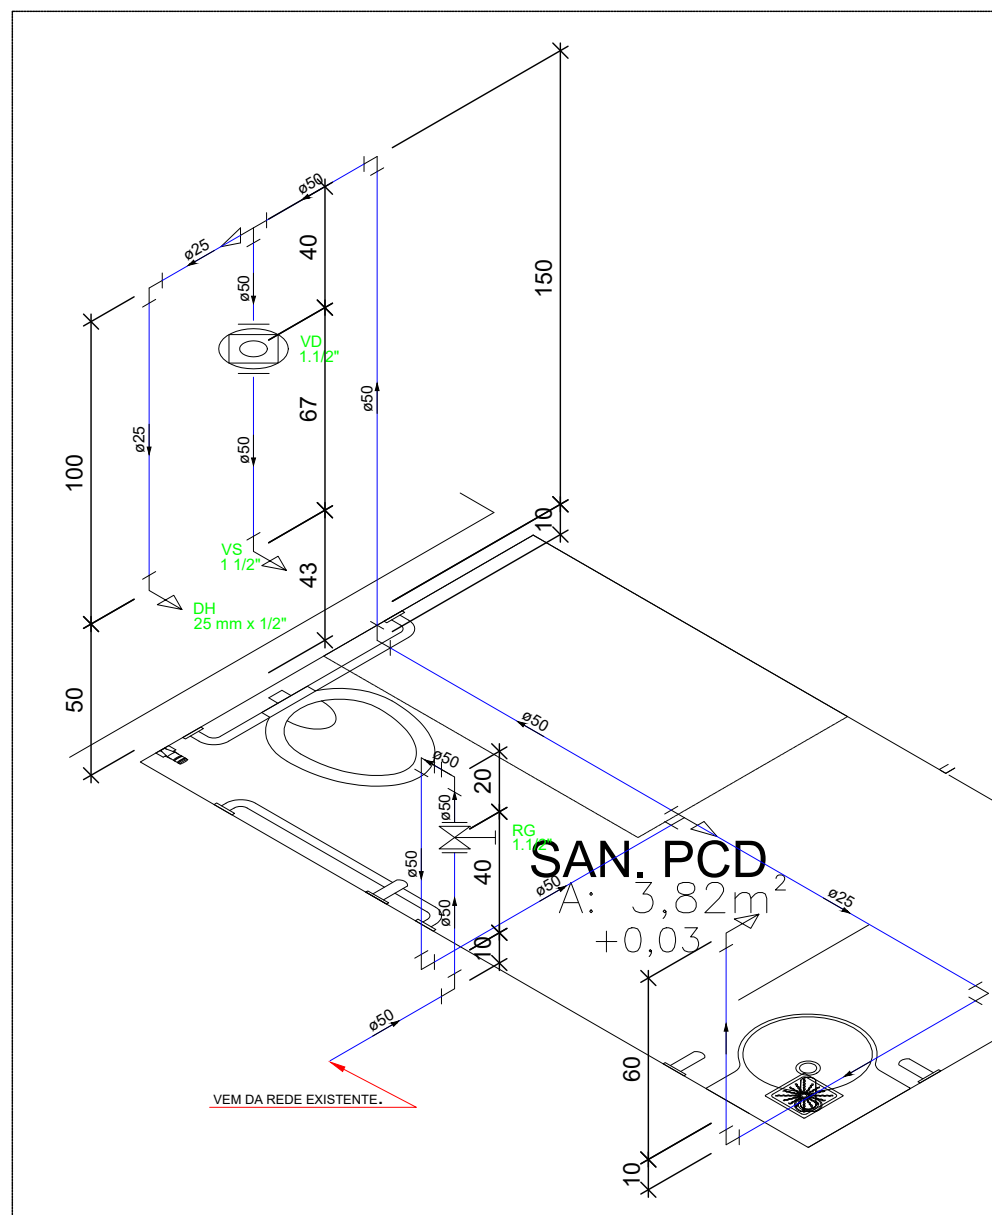


DETALHE H6
SEM ESCALA

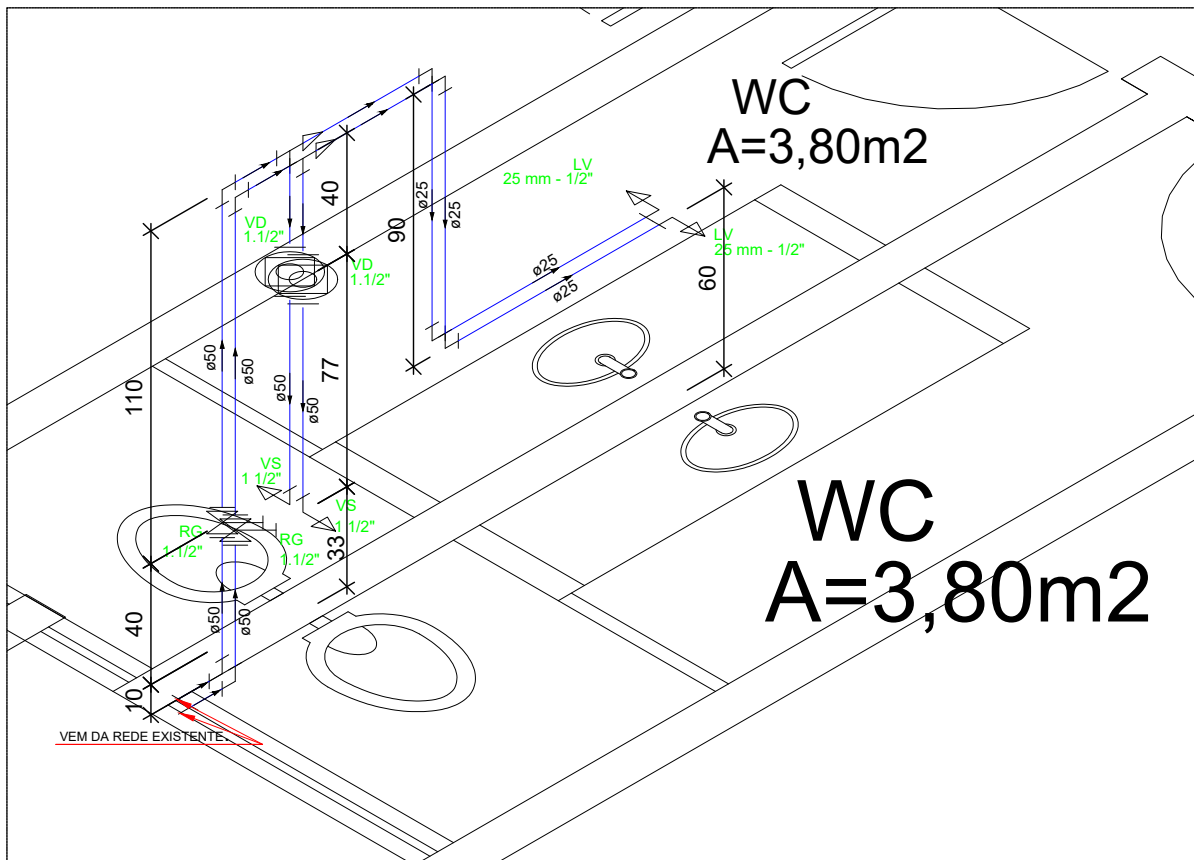


DETALHE H9
SEM ESCALA

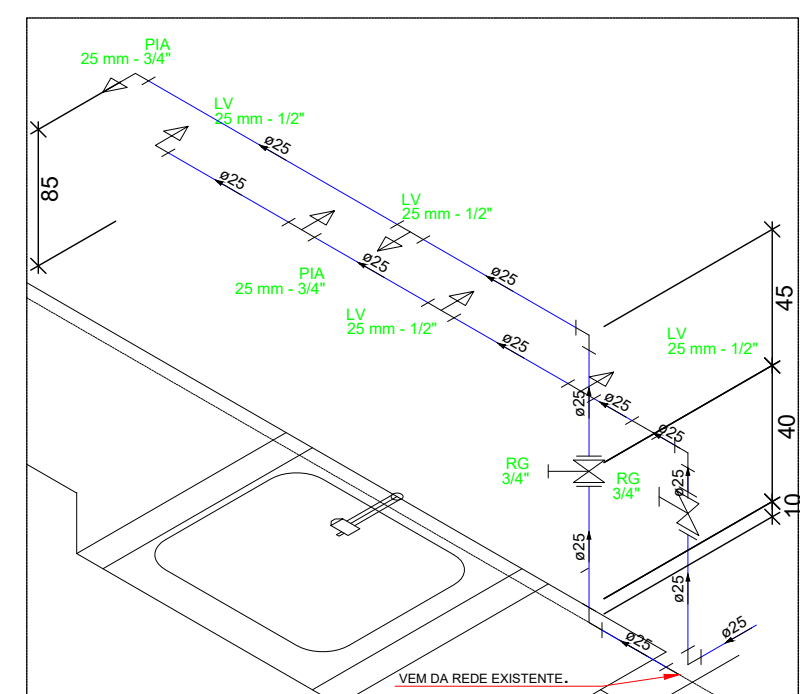


DETALHE H4
SEM ESCALA

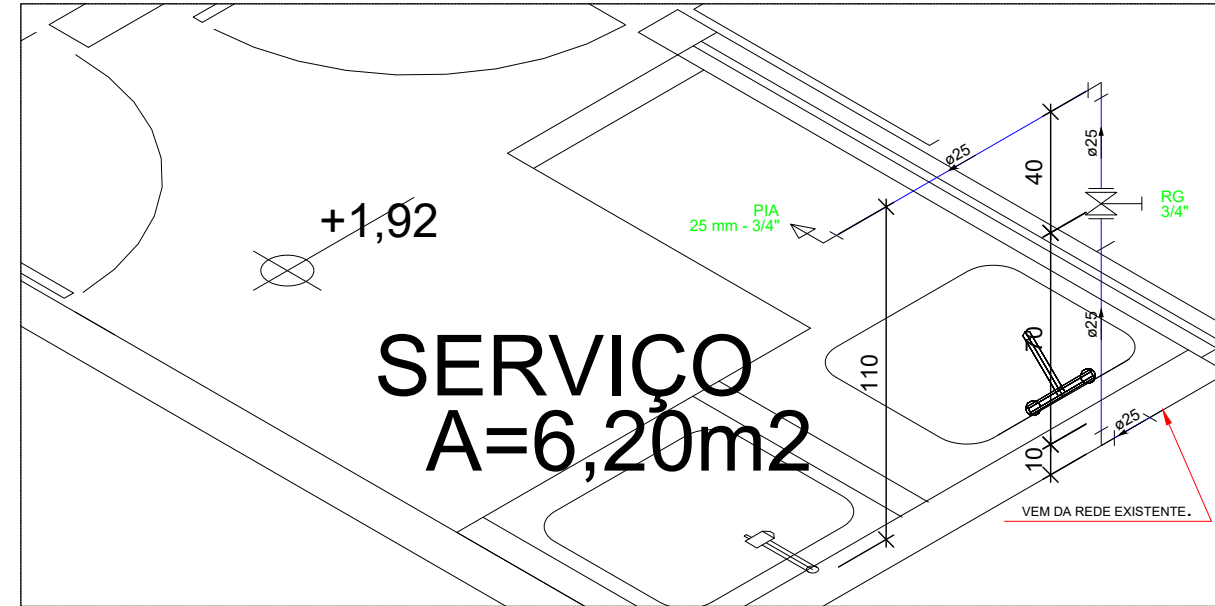


DETALHE H3
SEM ESCALA

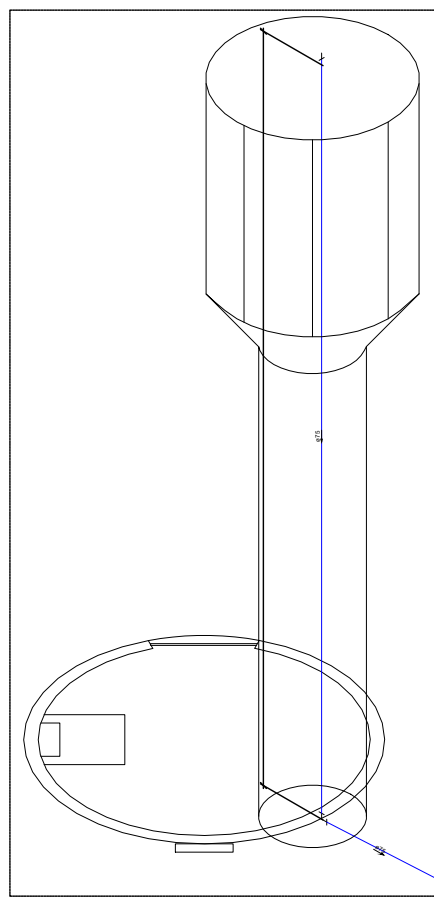

DETALHE H10
SEM ESCALA

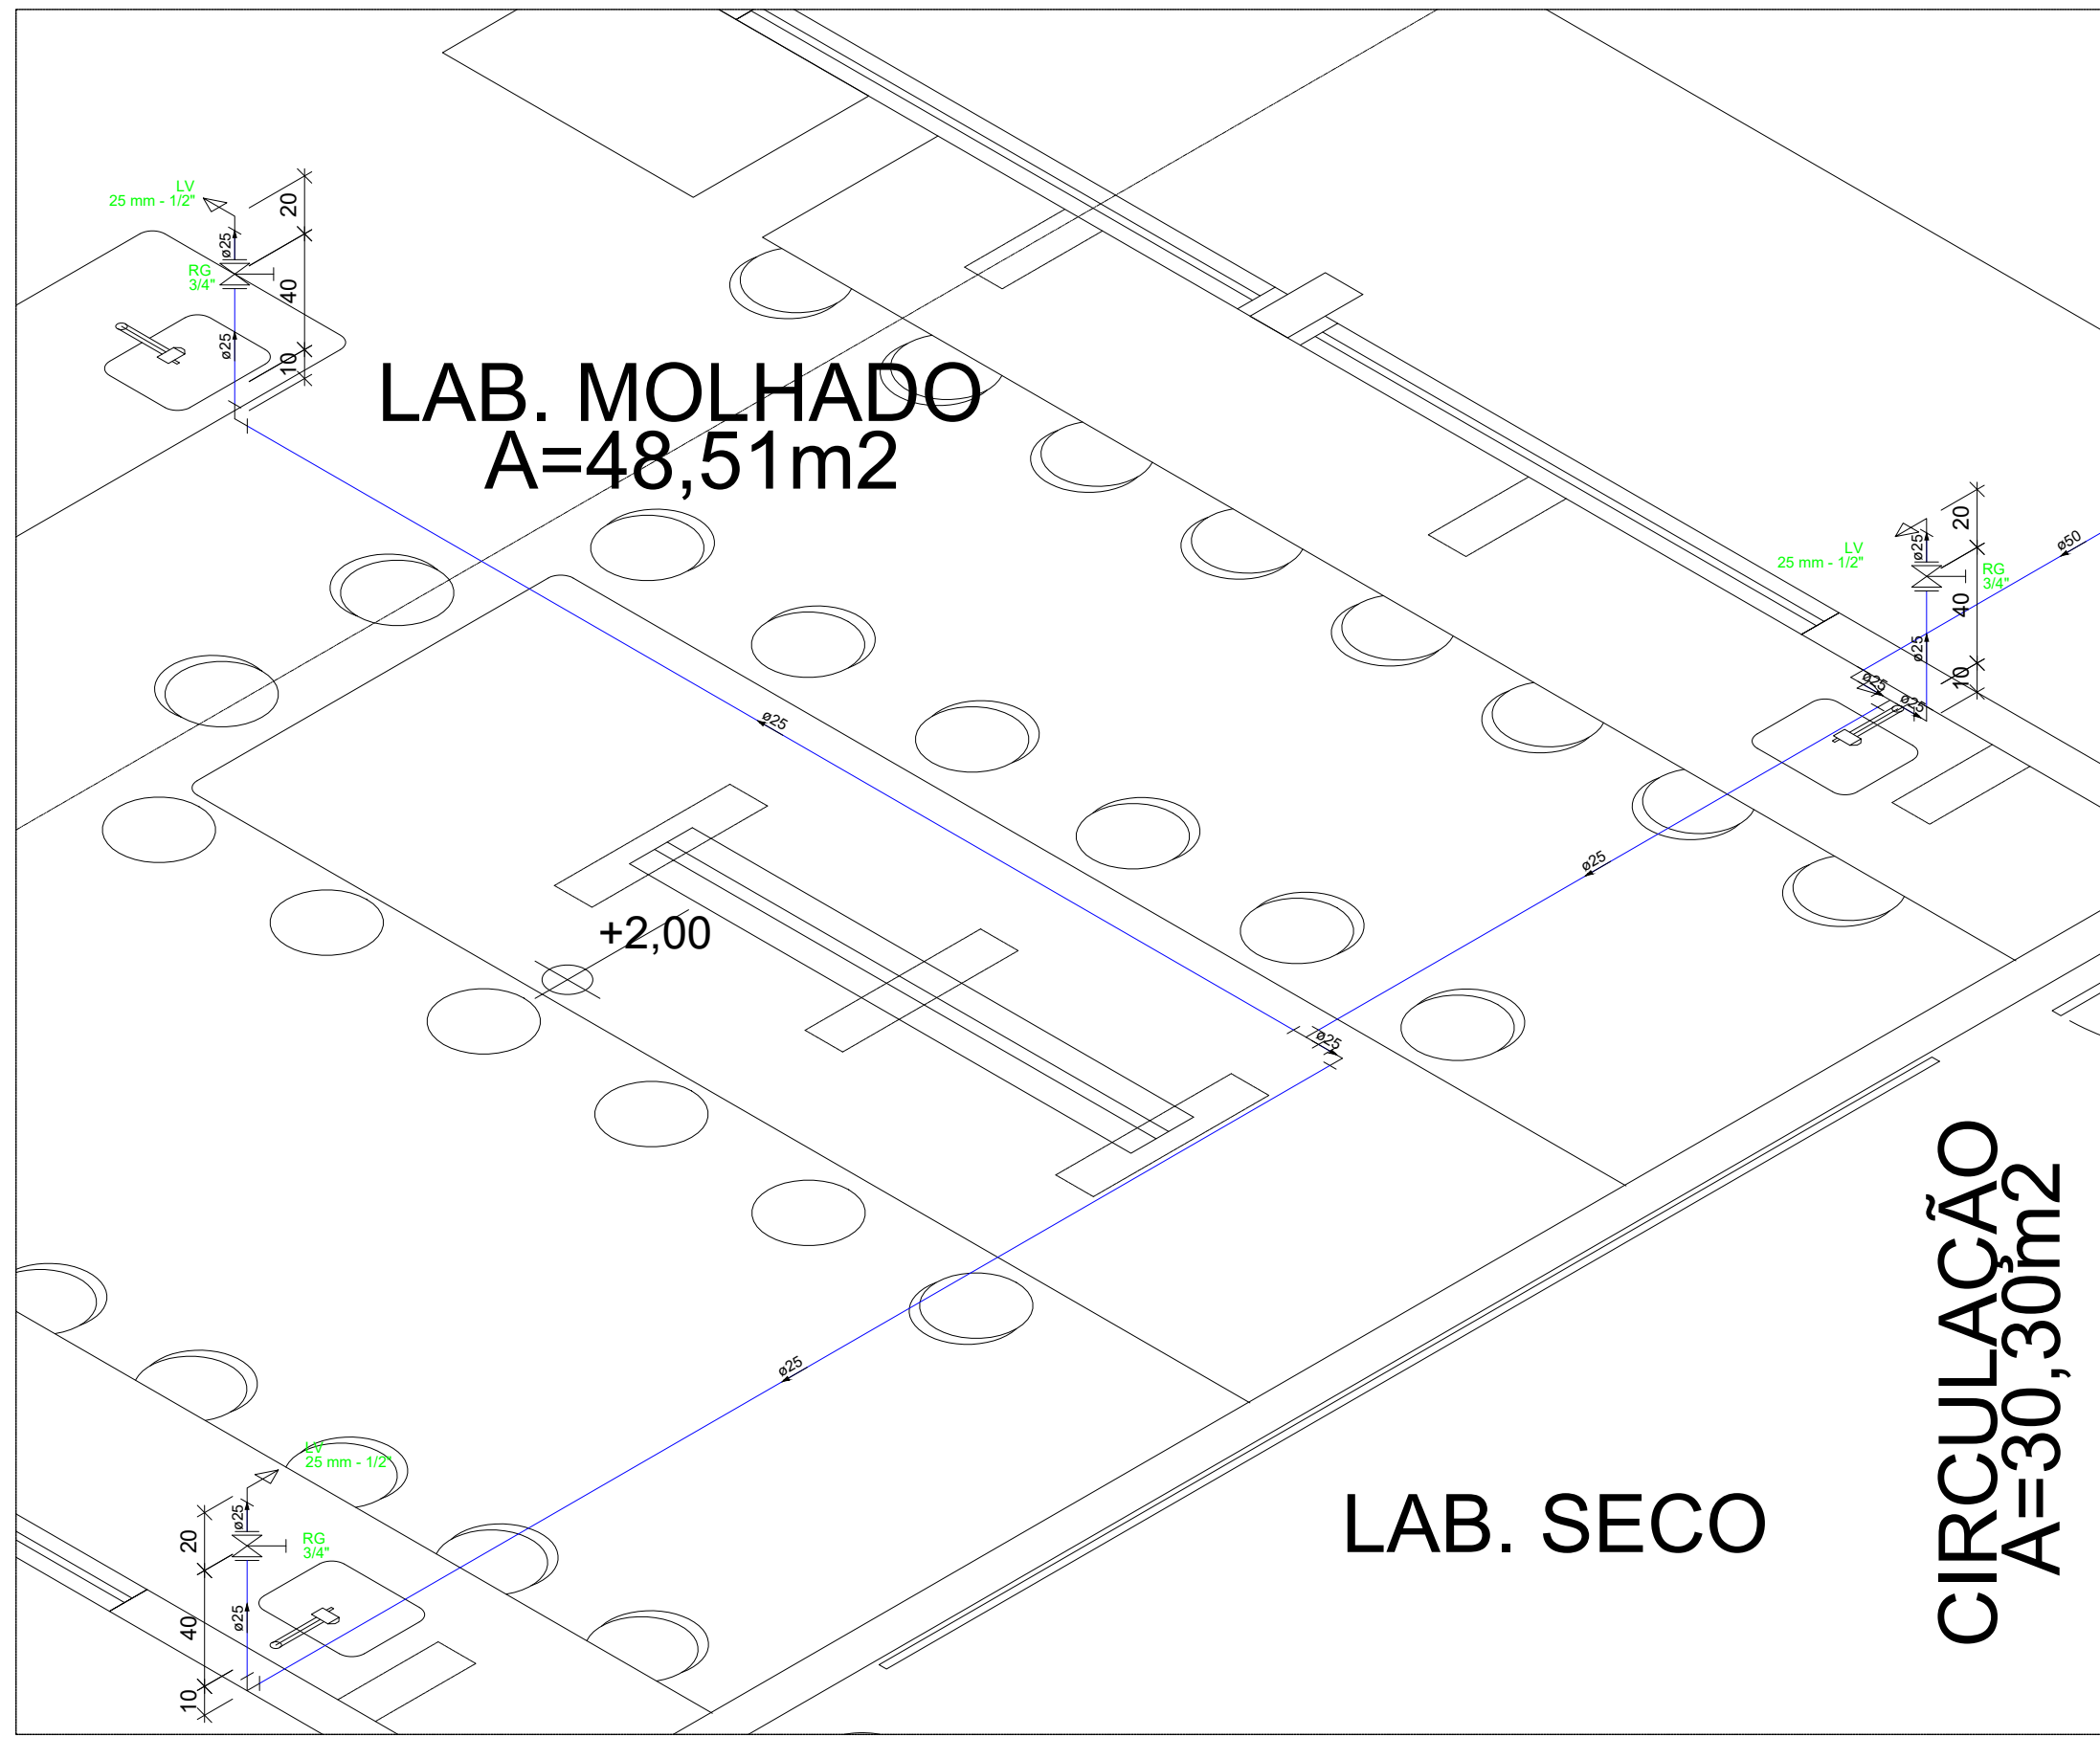

DETALHE H8
SEM ESCALA

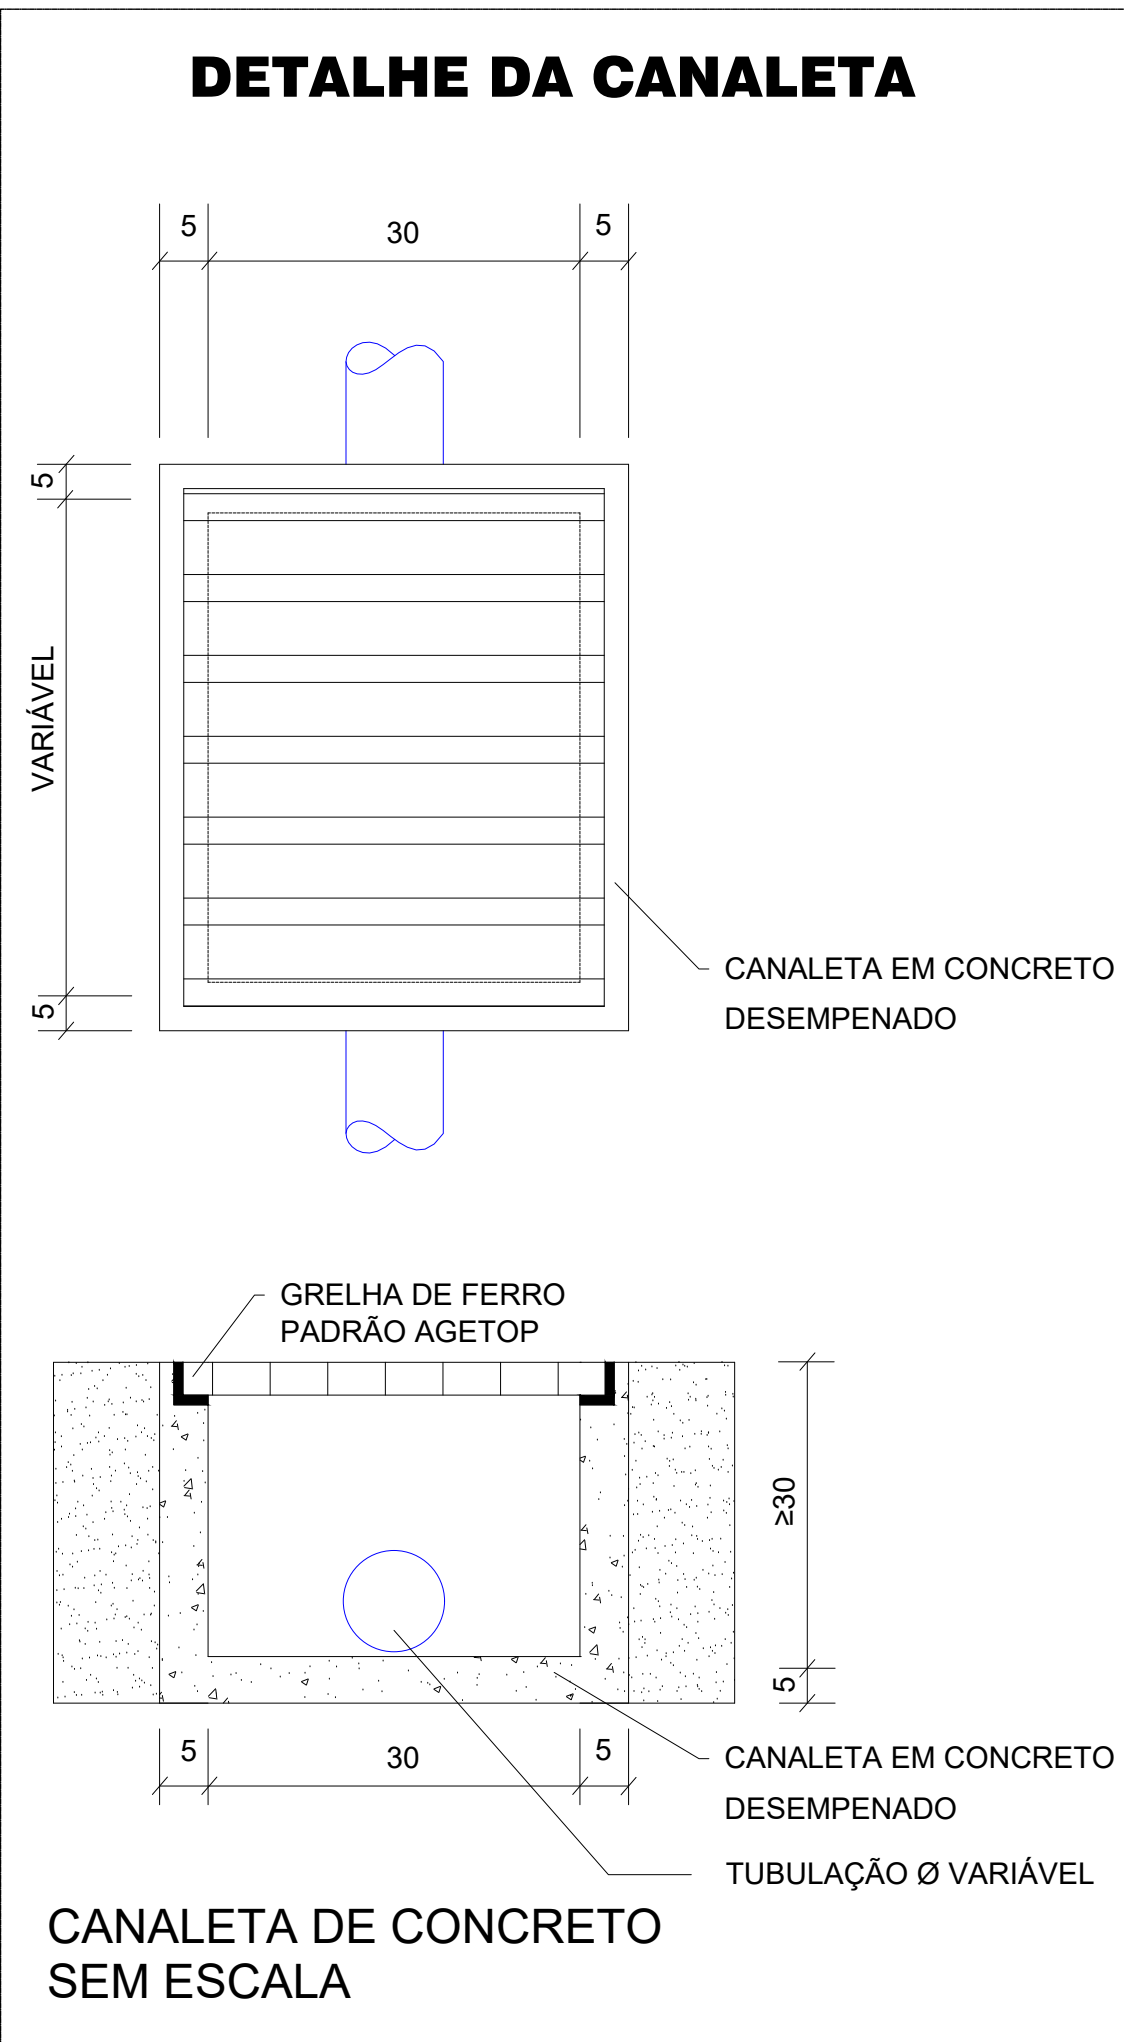

OBSERVAÇÕES:
- Favor conferir medidas no local.
- Qualquer dúvida consultar o autor do projeto ou a Rede Física do Seduc.



ESTADO DE GOIÁS
SECRETARIA DE ESTADO DA EDUCAÇÃO
SUPERINTENDÊNCIA DE INFRAESTRUTURA
GERÊNCIA DE PROJETOS E INFRAESTRUTURA

GERÊNCIA DE PROJETOS E INFRAESTRUTURA
APROVADO
TECNICO RESPONSÁVEL PELA APROVAÇÃO

CEPI DR. ARY RIBEIRO VALADÃO FILHO

AMPLIAÇÃO/ REFORMA

ENDEREÇO
RUA BENIGNO PINTO DE FÁRIA, 1008, CENTRO, ITAGUARU - GO

ÁREA DO TERRENO	ÁREA PERMEÁVEL	ÁREA EXISTENTE	ÁREA A DEMOLIR	ÁREA A CONSTRUIR	ÁREA TOTAL CONSTRUIDA
5.550,10M2	1.500,40M2	282,44 M2			1.782,84M2

AUTOR: ENG. - LETICIA GABRIELA DE SOUSA SILVA - CREA: 101768702D-GO

RT DA OBRA:

PROPRIETÁRIO: SECRETARIA DE ESTADO DA EDUCAÇÃO - CNPJ: 01.409.705/0001-20
PREPOSTO: SABRINA SILVA VIEIRA VALENTE - CPF: 041.530.091-64

HIDROSSANITÁRIO


TIPO DE PROJETO:

PLANTA DE ÁGUA FRIA
DETALHES ISOMÉTRICOS
LEGENDAS


DATA	ESCALA	REVISÃO	Nº RRT/ART
ABRIL/2024	INDICADA	000	1020220004714

REV.	DATA	DESCRIÇÃO	VISTO


1/3
FOLHA:
PROJETISTA:
LETICIA GABRIELA

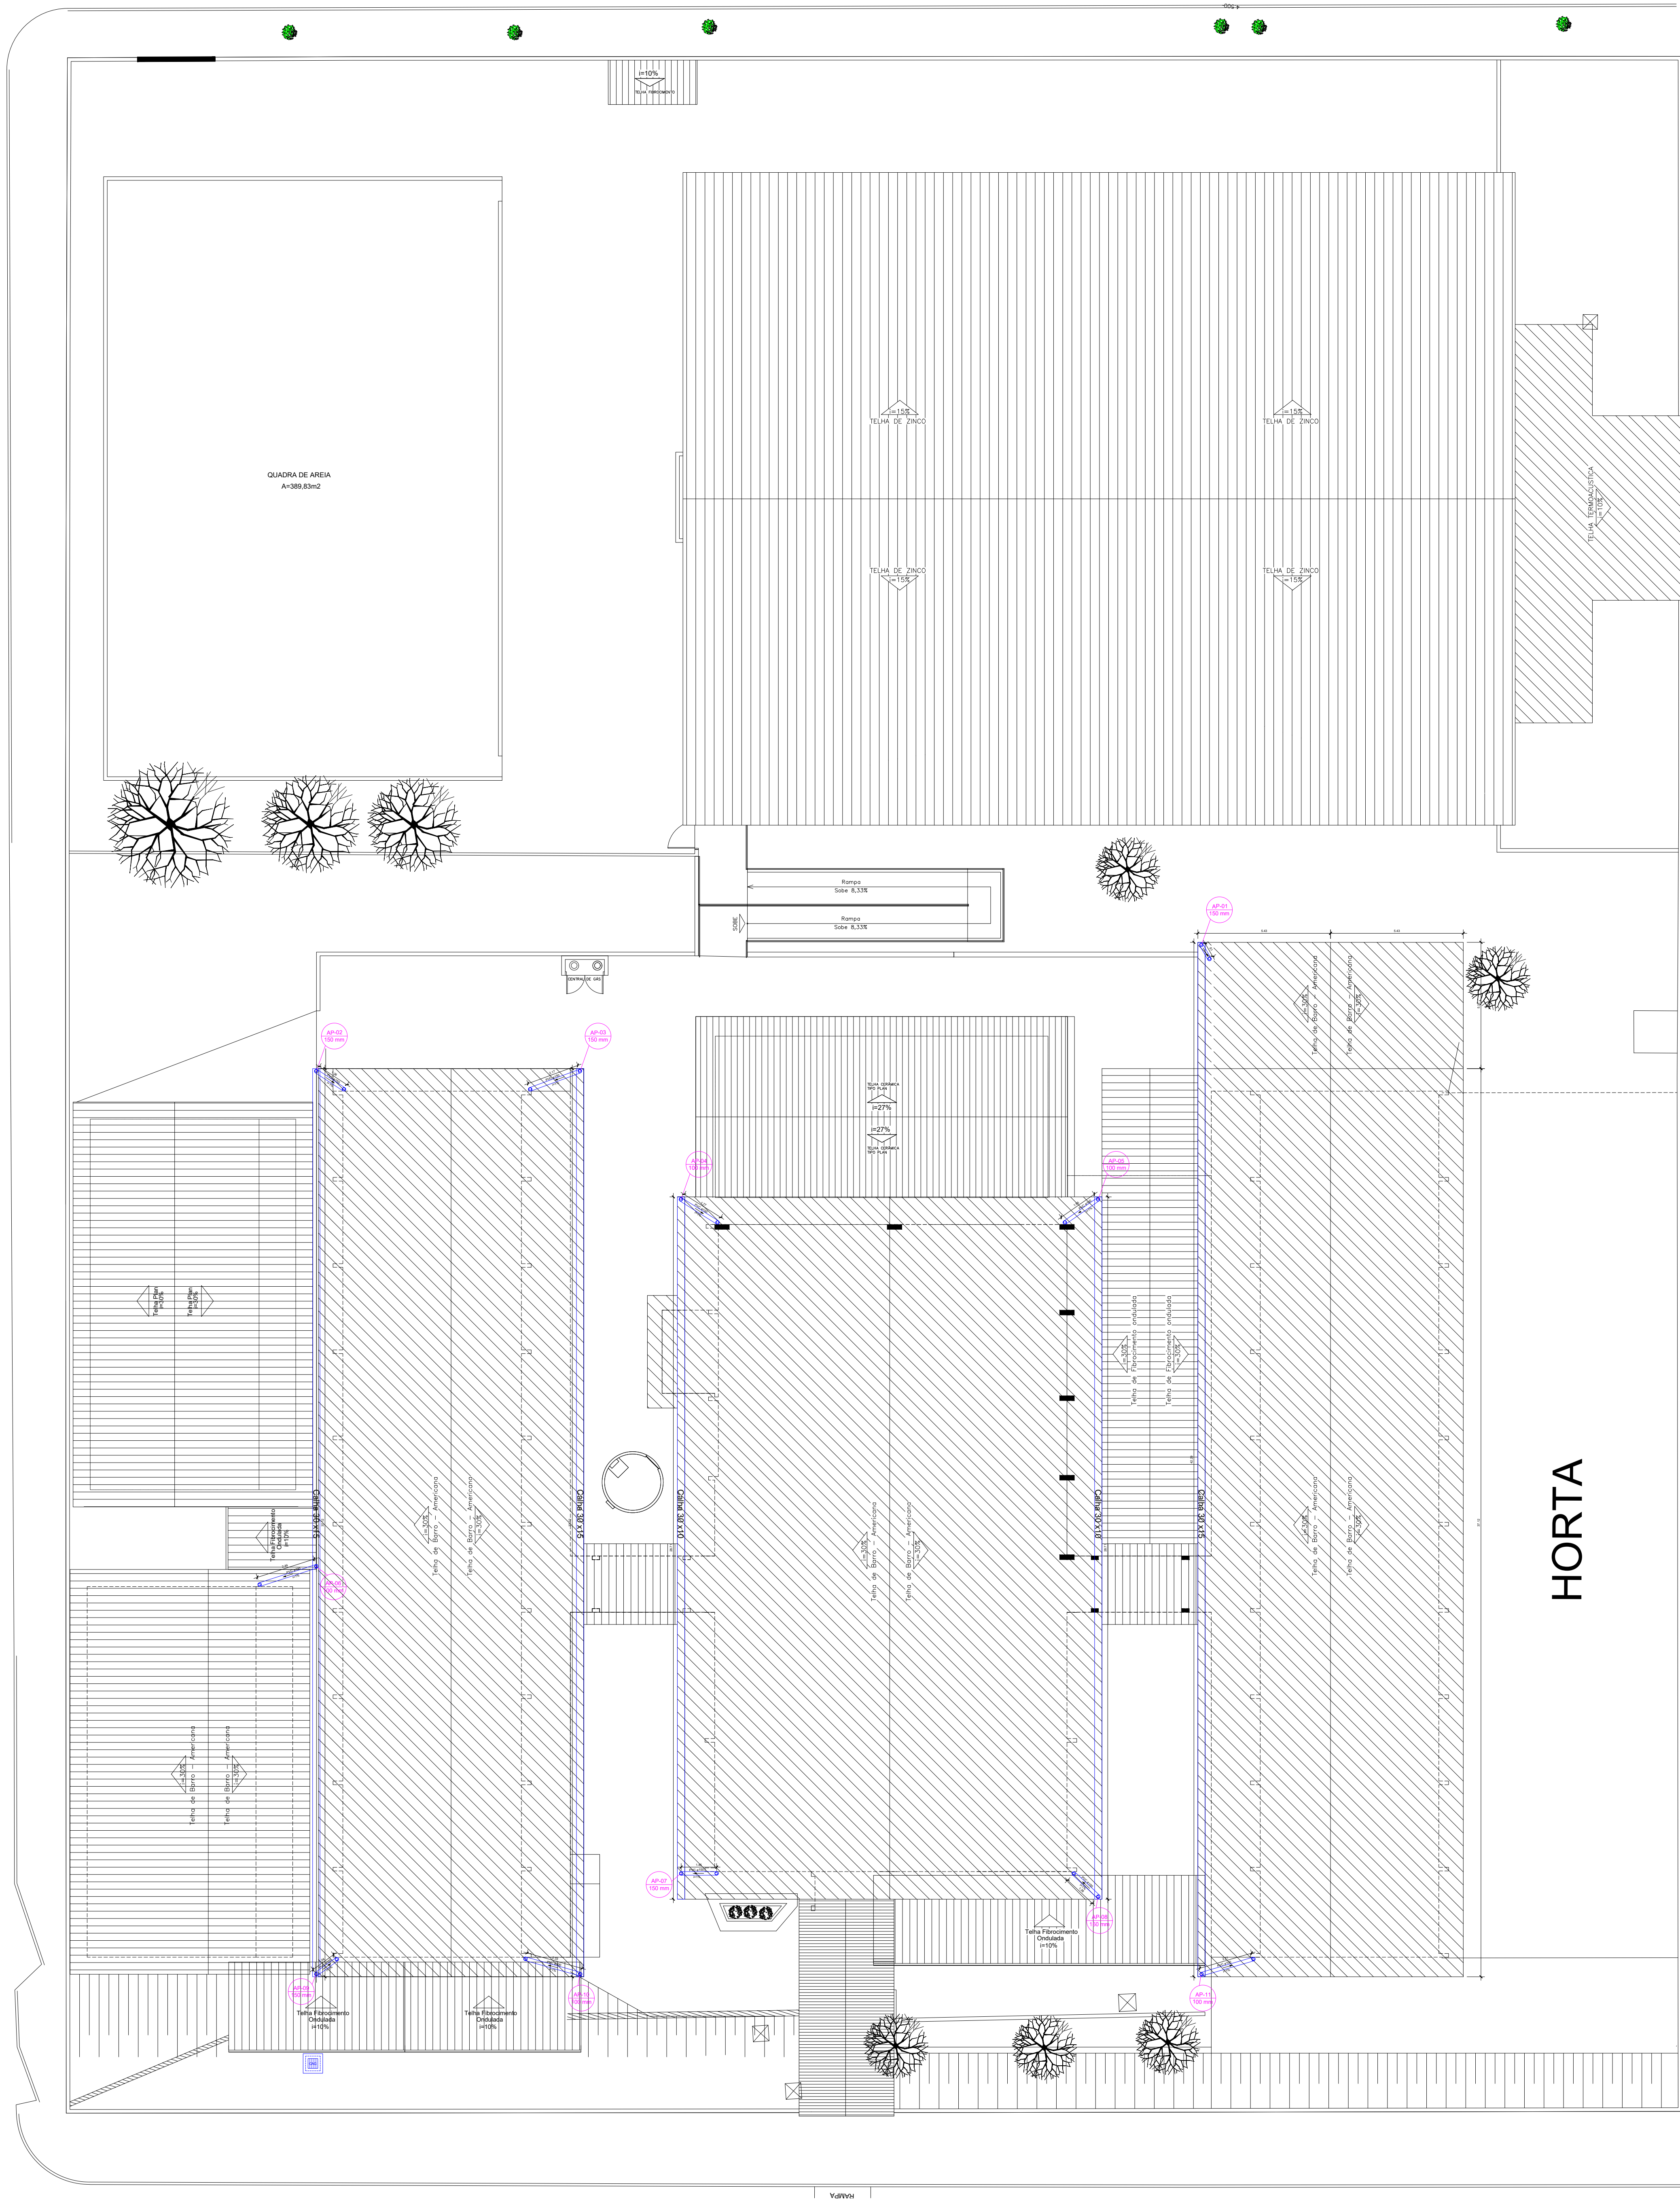

PLANTA BAIXA - ÁGUA PLUVIAL
ESCALA 1:125

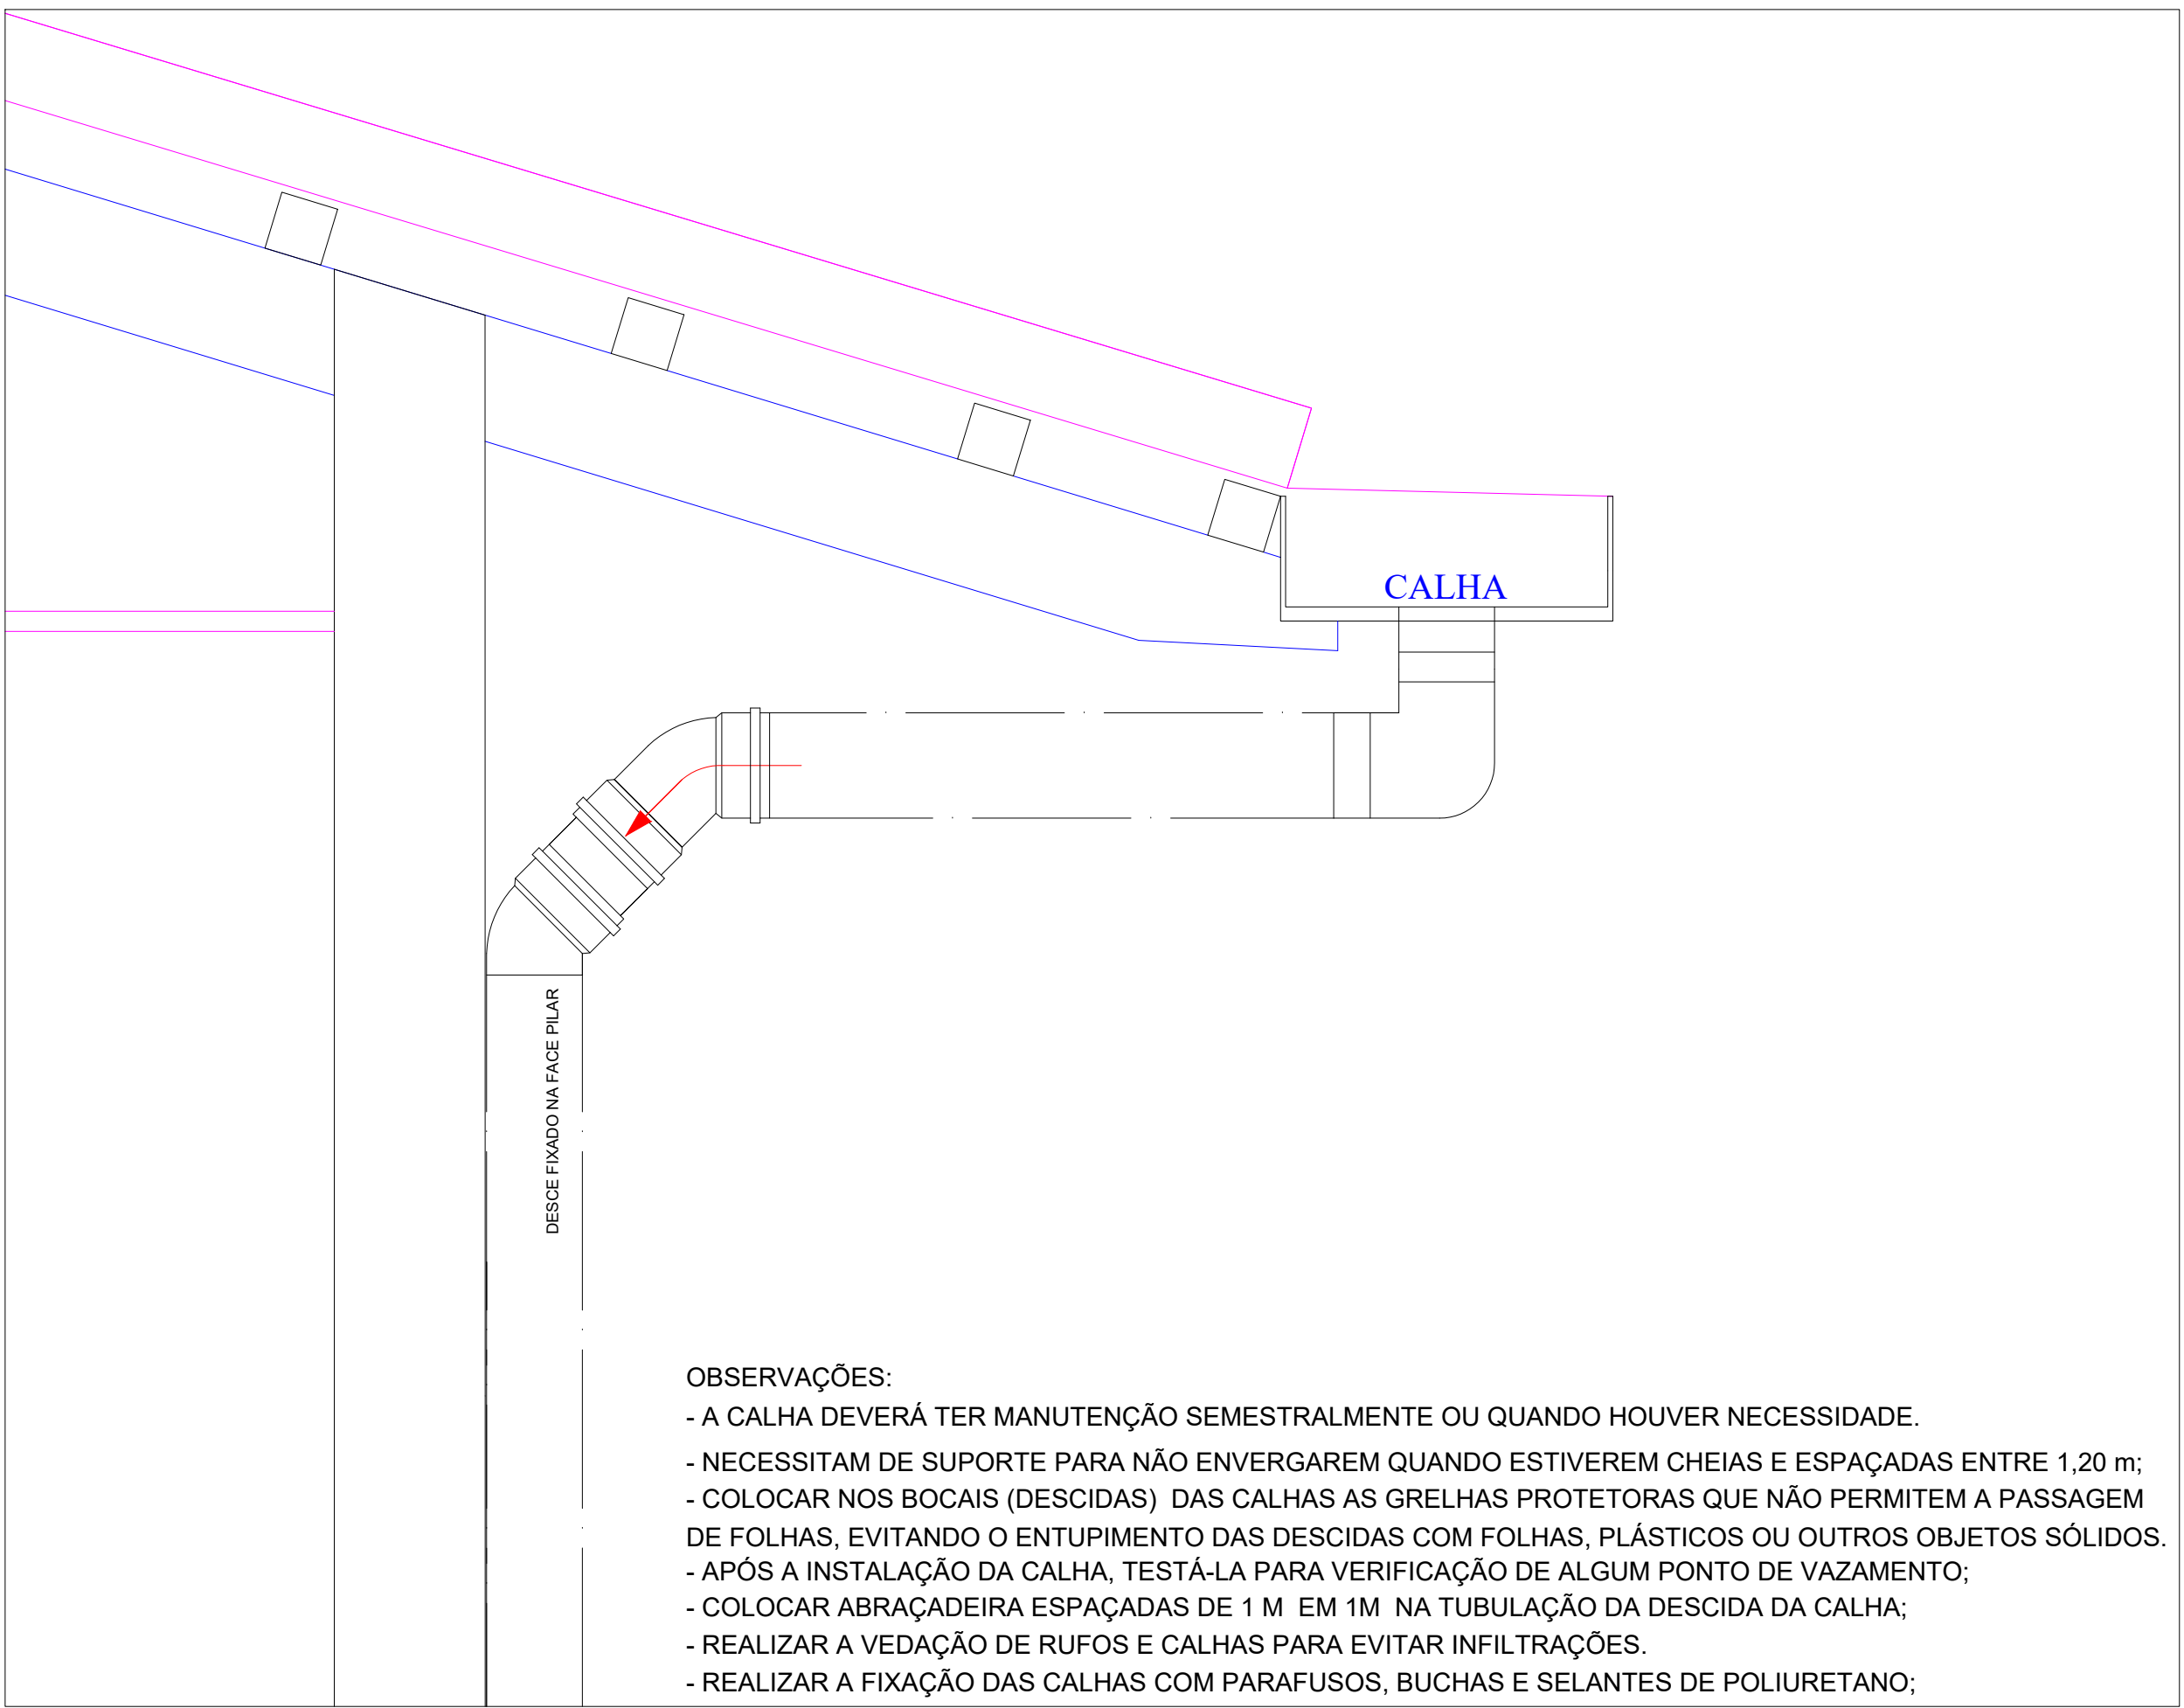



DETALHE DA CALHA
SEM ESCALA

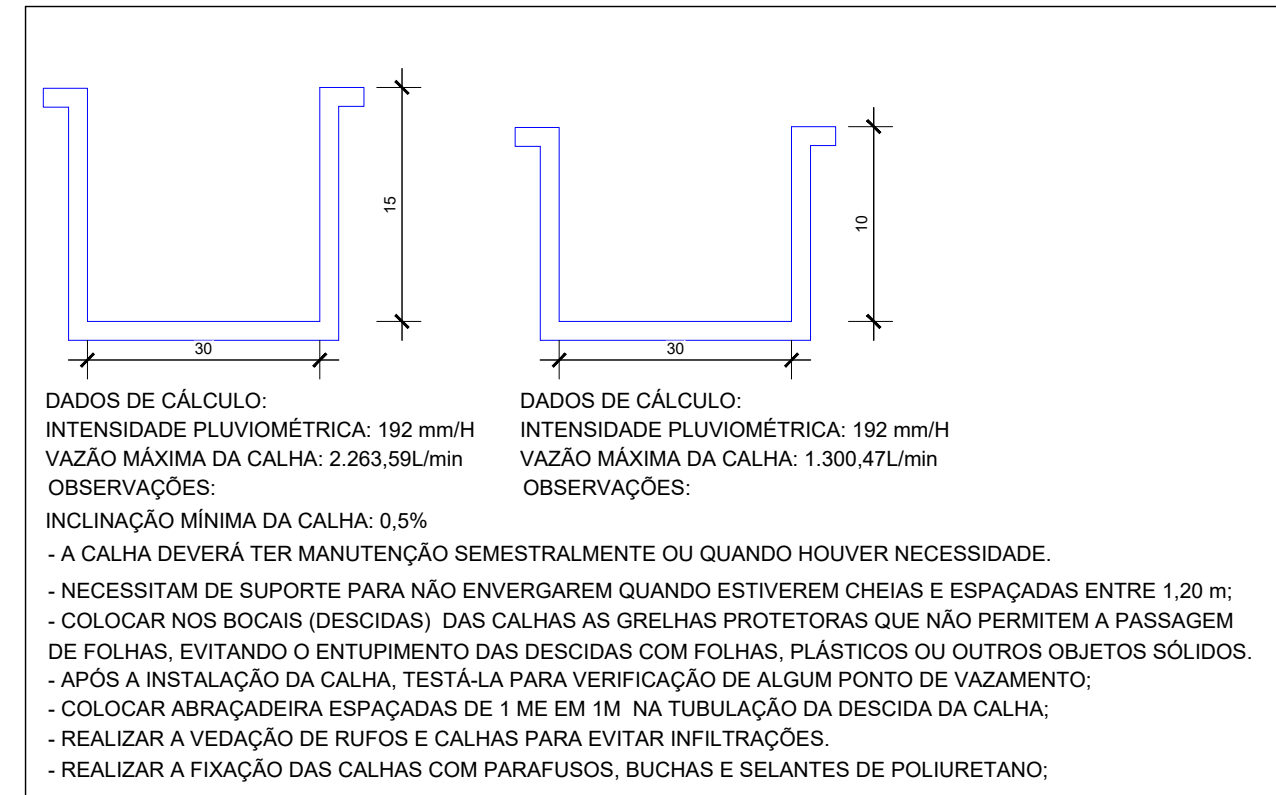

Legenda	
CV	Coluna de Ventilação
Ø	Diâmetro da Tubulação
AP	Coluna de Água Pluvial
Ø	Diâmetro da Tubulação
Tubulação - Esgoto	
Tubulação - Água Pluvial	

O PROJETO DE IMPLANTAÇÃO DE ÁGUA PLUVIAL FOI DESENVOLVIDO COM AS INFORMAÇÕES DO TÉCNICO RESPONSÁVEL PELO LEVANTAMENTO DE PROJETO DE ARQUITETURA. A CAPTAÇÃO SERÁ FEITA POR CAIXAS DE AREIA COM GRELHA E POÇOS DE INFILTRAÇÕES E A ÁGUA CAPTADA TERÁ COMO DESTINO A SARJETA.

* AS INSTALAÇÕES PARA ATENDER A IMPLANTAÇÃO PODERÁ SOFRER ALTERAÇÕES DURANTE A EXECUÇÃO DO SERVIÇO - CONSULTAR O PROJETISTA E/OU A FISCALIZAÇÃO CASO HAJA NECESSIDADE.

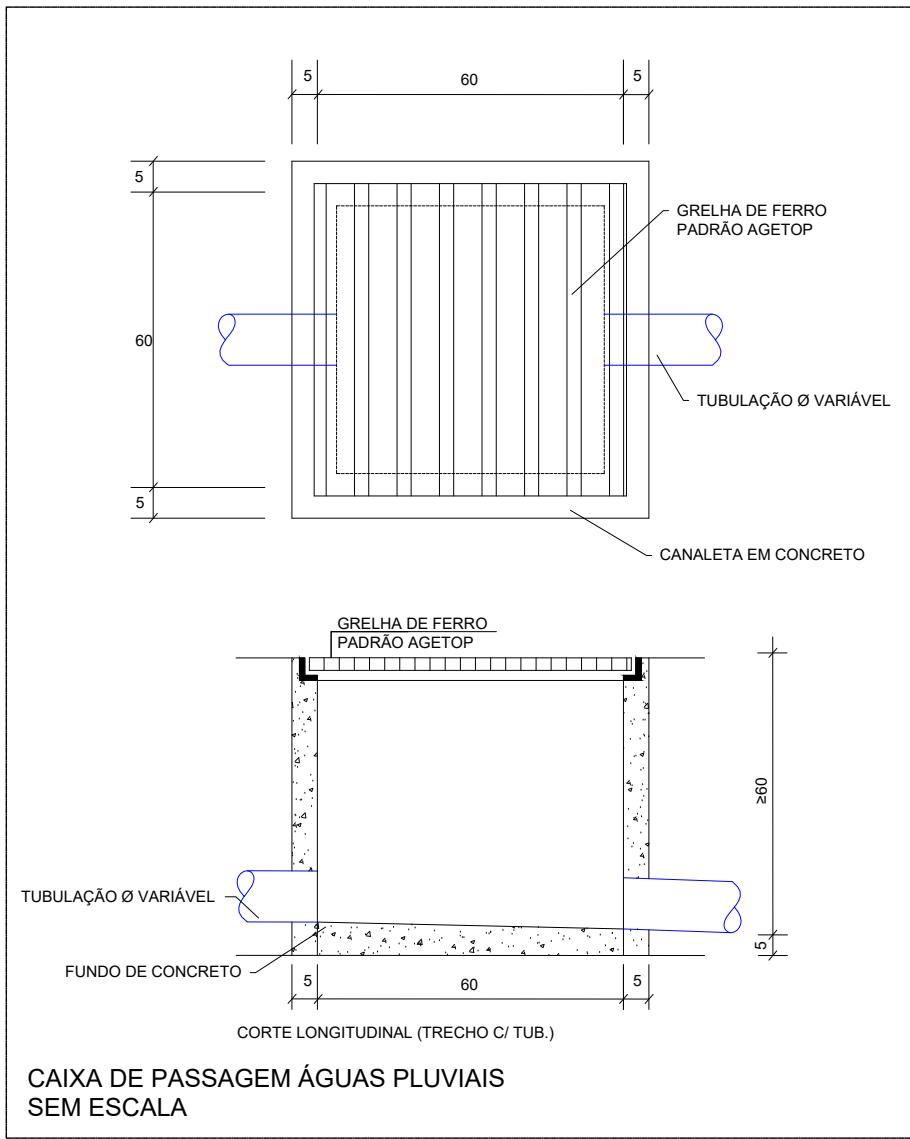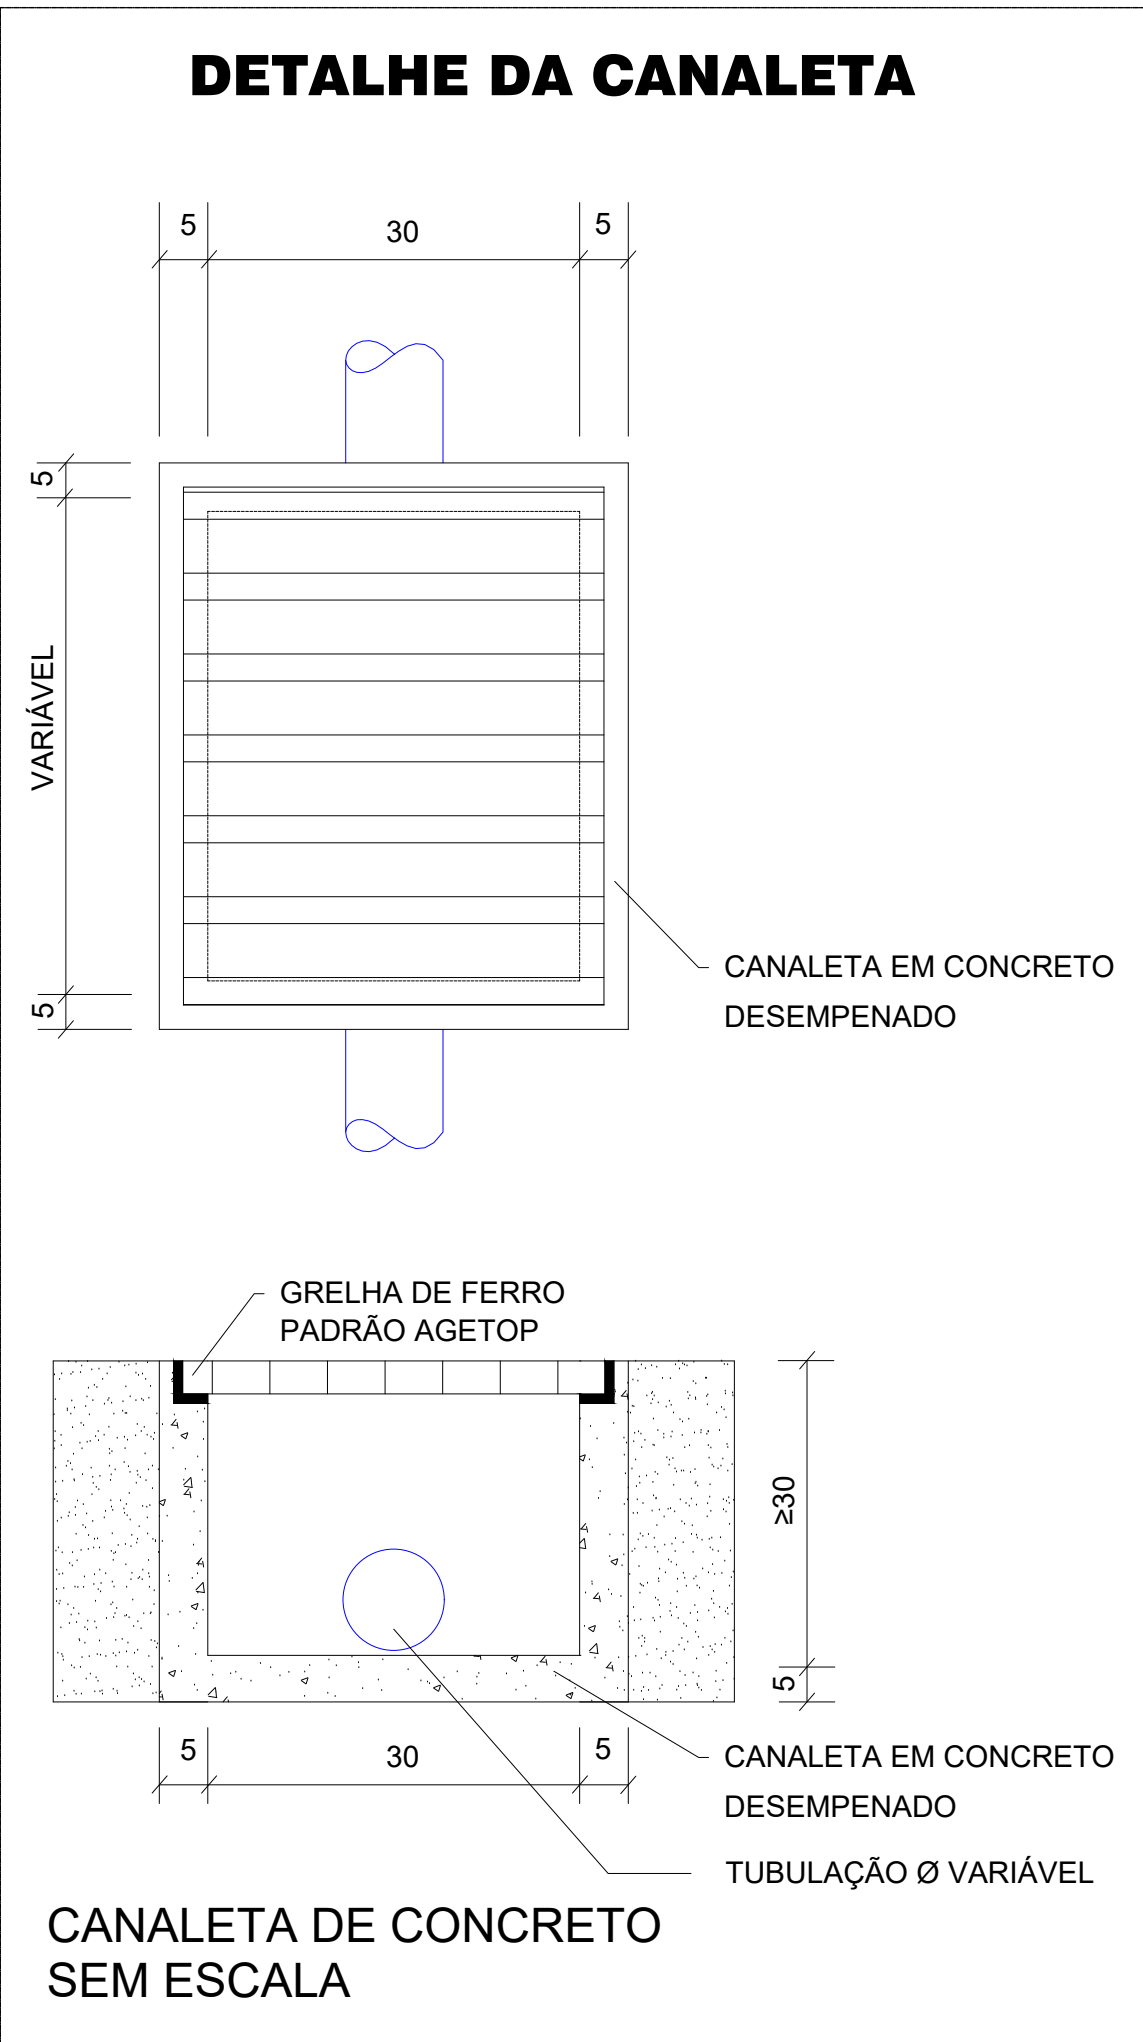

OBSERVAÇÕES:
- Favor conferir medidas no local.
- Qualquer dúvida consultar o autor do projeto ou a Rede Física da Seduc.



ESTADO DE GOIÁS
SECRETARIA DE ESTADO DA EDUCAÇÃO
SUPERINTENDÊNCIA DE INFRAESTRUTURA
GERÊNCIA DE PROJETOS E INFRAESTRUTURA

GERÊNCIA DE PROJETOS E INFRAESTRUTURA
APROVADO
TÉCNICO RESPONSÁVEL PELA APROVAÇÃO

CEPI DR. ARY RIBEIRO VALADÃO FILHO

AMPLIAÇÃO/ REFORMA

ENDEREÇO
RUA BENIGNO PINTO DE FARIA, 1008, CENTRO, ITAGUARU - GO

ÁREA DO TERRENO	ÁREA PERMEÁVEL	ÁREA EXISTENTE	ÁREA A DEMOLIR	ÁREA A CONSTRUIR	ÁREA TOTAL CONSTRUÍDO
5.550,10M ²		1.500,40M ²		282,44 M ²	1.782,84M ²

AUTOR: ENG. - LETICIA GABRIELA DE SOUSA SILVA - CREIA: 101768702D-GO

RT DA OBRA:

PROPRIETÁRIO: SECRETARIA DE ESTADO DA EDUCAÇÃO - CNPJ: 01.409.705/0001-20
PREPOSTO: SABBRA SILVA VIEIRA VALENTE - CPF: 041.530.091-64

HIDROSSANITÁRIO

TIPO DE PROJETO:

PLANTA BAIXA- ÁGUA PLUVIAL
DETALHES
LEGENDAS

ASSUNTO:

DATA: / / ESCALA: INDICADA - REVISÃO: 000 Nº RRT/ART: 1020220004714

REV.	DATA	DESCRIÇÃO	VISTO

3/3
FOLHA:
PROJETISTA
LETICIA GABRIELA



Anotação de Responsabilidade Técnica - ART
Lei nº 6.496, de 7 de dezembro de 1977

CREA-GO

ART Obra ou serviço
1020220004714

Conselho Regional de Engenharia e Agronomia de Goiás

1. Responsável Técnico

LETICIA GABRIELA DE SOUSA SILVA

RNP: **1017687072**

Título profissional: **Engenheira Civil**

Registro: **1017687072D-GO**

Empresa contratada: **SECRETARIA DE ESTADO DA EDUCACAO - Registro CREA-GO: 089P**

2. Dados do Contrato

Contratante: **SECRETARIA DE ESTADO DA EDUCAÇÃO**

CPF/CNPJ: **01.409.705/0001-20**

Avenida Anhanguera, Nº 0

Bairro: Setor Leste Vila Nova

CEP: 74643-010

Quadra: 71 Lote: 0

Complemento:

Cidade: Goiânia-GO

E-Mail:

Fone: (62)32013148

Contrato: 0

Celebrado em: 07/01/2022

Valor Obra/Serviço R\$: 0,01

Tipo de contratante: Pessoa Jurídica de Direito Público

Ação institucional: Órgão Público

3. Dados da Obra/Serviço

Rua Benigno Pinto de Faria, Nº 1068

Bairro: Centro

CEP: 76660-000

Quadra: 0 Lote: 0

Complemento:

Cidade: Itaguaru-GO

Data de Início: 07/01/2022

Previsão término: 07/01/2023

Coordenadas Geográficas: -15.7831595,-49.6299077

Finalidade: **Escolar**

Proprietário: **CEPI Ary Ribeiro Valadão Filho**

CPF/CNPJ: **01.409.705/0001-20**

E-Mail:

Fone: (62) 32013148

Tipo de proprietário: Pessoa
Jurídica de Direito Público

4. Atividade Técnica

ATUACAO

PROJETO INSTALACOES MOVEIS DE COMBATE A INCENDIO

Quantidade

Unidade

PROJETO REDE HIDRO-SANITARIA EM EDIFICACAO

1.678,12

METROS QUADRADOS

1.678,12

METROS QUADRADOS

O registro da A.R.T. não obriga ao CREA-GO a emitir a Certidão de Acervo Técnico (C.A.T.), a confecção e emissão do documento apenas ocorrerá se as atividades declaradas na A.R.T. forem condizentes com as atribuições do Profissional. As informações constantes desta ART são de responsabilidade do(a) profissional. Este documento poderá, a qualquer tempo, ter seus dados, preenchimento e atribuições profissionais conferidos pelo CREA-GO.

Após a conclusão das atividades técnicas o profissional deverá proceder a baixa desta ART

5. Observações

ART de elaboração de projeto hidrossanitário e prevenção e combate a incêndio para reforma/ampliação do CEPI Ary Ribeiro Valadão Filho com área total construída de 1.678,12 m², no Município de Itaguaru - GO. OBS.: Declaro ser funcionário público estadual com salário fixo mensal.

6. Declarações

Acessibilidade: Sim: Declaro atendimento às regras de acessibilidade previstas nas normas técnicas da ABNT, na legislação específica e no Decreto nº 5.296, de 2 de dezembro de 2004.

7. Entidade de Classe

NENHUMA

8. Assinaturas

Declaro serem verdadeiras as informações acima

Local _____, _____ de _____ de _____

LETICIA GABRIELA DE SOUSA SILVA - CPF: 035.750.371-67

SECRETARIA DE ESTADO DA EDUCAÇÃO - CPF/CNPJ:
01.409.705/0001-20

9. Informações

- A ART é válida somente após a conferência e o CREA-GO receber a informação do PAGAMENTO PELO BANCO.

- A autenticidade deste documento pode ser verificada no site www.creago.org.br.

- A guarda da via assinada da ART será de responsabilidade do profissional e do contratante com o objetivo de documentar o vínculo contratual.

- Não é mais necessário enviar o documento original para o CREA-GO. O CREA-GO não mais afixará carimbo na nova ART.



www.creago.org.br atendimento@creago.org.br
Tel: (62) 3221-6200



Valor da ART: 88,78	Registrada em 07/01/2022	Valor Pago R\$ 0,00	Nosso Numero	Situação Registrada/OK	Não possui Livro de Ordem	Não Possui CAT
---------------------	-----------------------------	------------------------	--------------	---------------------------	------------------------------	----------------