

RASCUNHO DA ART Nº 1020250085645

Rascunho

LETICIA GABRIELA DE SOUSA SILVA - Engenheira Civil,

Empresa contratada: **SECRETARIA DE ESTADO DA EDUCACAO - Registro CREA-GO: 089P**

2. Dados do Contrato

Contratante: SECRETARIA DE ESTADO DA EDUCAÇÃO	CPF/CNPJ: 01.409.705/0001-20
Avenida Anhanguera, Nº 0	CEP: 74643-010
Quadra: 71 Lote: 0	Bairro: Setor Leste Vila Nova
Complemento:	Cidade: Goiânia-GO
E-Mail:	Fone: (62)32013148
Contrato: 0	Valor Obra/Serviço R\$: 0,01
Celebrado em: 26/03/2025	Tipo de contratante: Pessoa Jurídica de Direito Público

Ação institucional: Órgão Público

3. Dados da Obra/Serviço

Praça Praça Laudelino Pelles, Nº 5	Bairro: Centro	CEP: 76210-000
Quadra: 0 Lote: 0	Cidade: Jaupaci-GO	
Data de Início: 26/03/2025	Previsão término: 26/03/2026	Coordenadas Geográficas: -16.1922808,-51.0540674
Finalidade: Escolar		
Proprietário(a): COLÉGIO ESTADUAL GETÚLIO VARGAS	CPF/CNPJ: 01.409.705/0001-20	Tipo de proprietário(a): Pessoa Jurídica de Direito Público
E-Mail:	Fone: (62) 32013148	

4. Atividade Técnica

ATUACAO	Quantidade	Unidade
PROJETO INSTALACOES MOVEIS DE COMBATE A INCENDIO	1.688,06	METROS QUADRADOS
PROJETO REDE HIDRO-SANITARIA EM EDIFICACAO	1.688,06	METROS QUADRADOS

O registro da A.R.T. não obriga ao CREA-GO a emitir a Certidão de Acervo Técnico (C.A.T.), a confecção e emissão do documento apenas ocorrerá se as atividades declaradas na A.R.T. forem condizentes com as atribuições do(a) Profissional. As informações constantes desta ART são de responsabilidade do(a) profissional. Este documento poderá, a qualquer tempo, ter seus dados, preenchimento e atribuições profissionais conferidos pelo CREA-GO.


Após a conclusão das atividades técnicas o(a) profissional deverá proceder a baixa desta ART

5. Observações

ART registrada conforme Termo de Cooperação nº 019/2024 celebrado entre CREA-GO e a SEDUC/GO. ART de elaboração de projeto Hidrossanitário e Prevenção e Combate a Incêndio para reforma/ampliação do CE Getúlio Vargas com área total construída de 1.688,06 m², no Município de Jaupaci - GO.


6. Declarações

Acessibilidade: Sim: Declaro atendimento às regras de acessibilidade previstas nas normas técnicas da ABNT, na legislação específica e no Decreto nº 5.296, de 2 de dezembro de 2004.

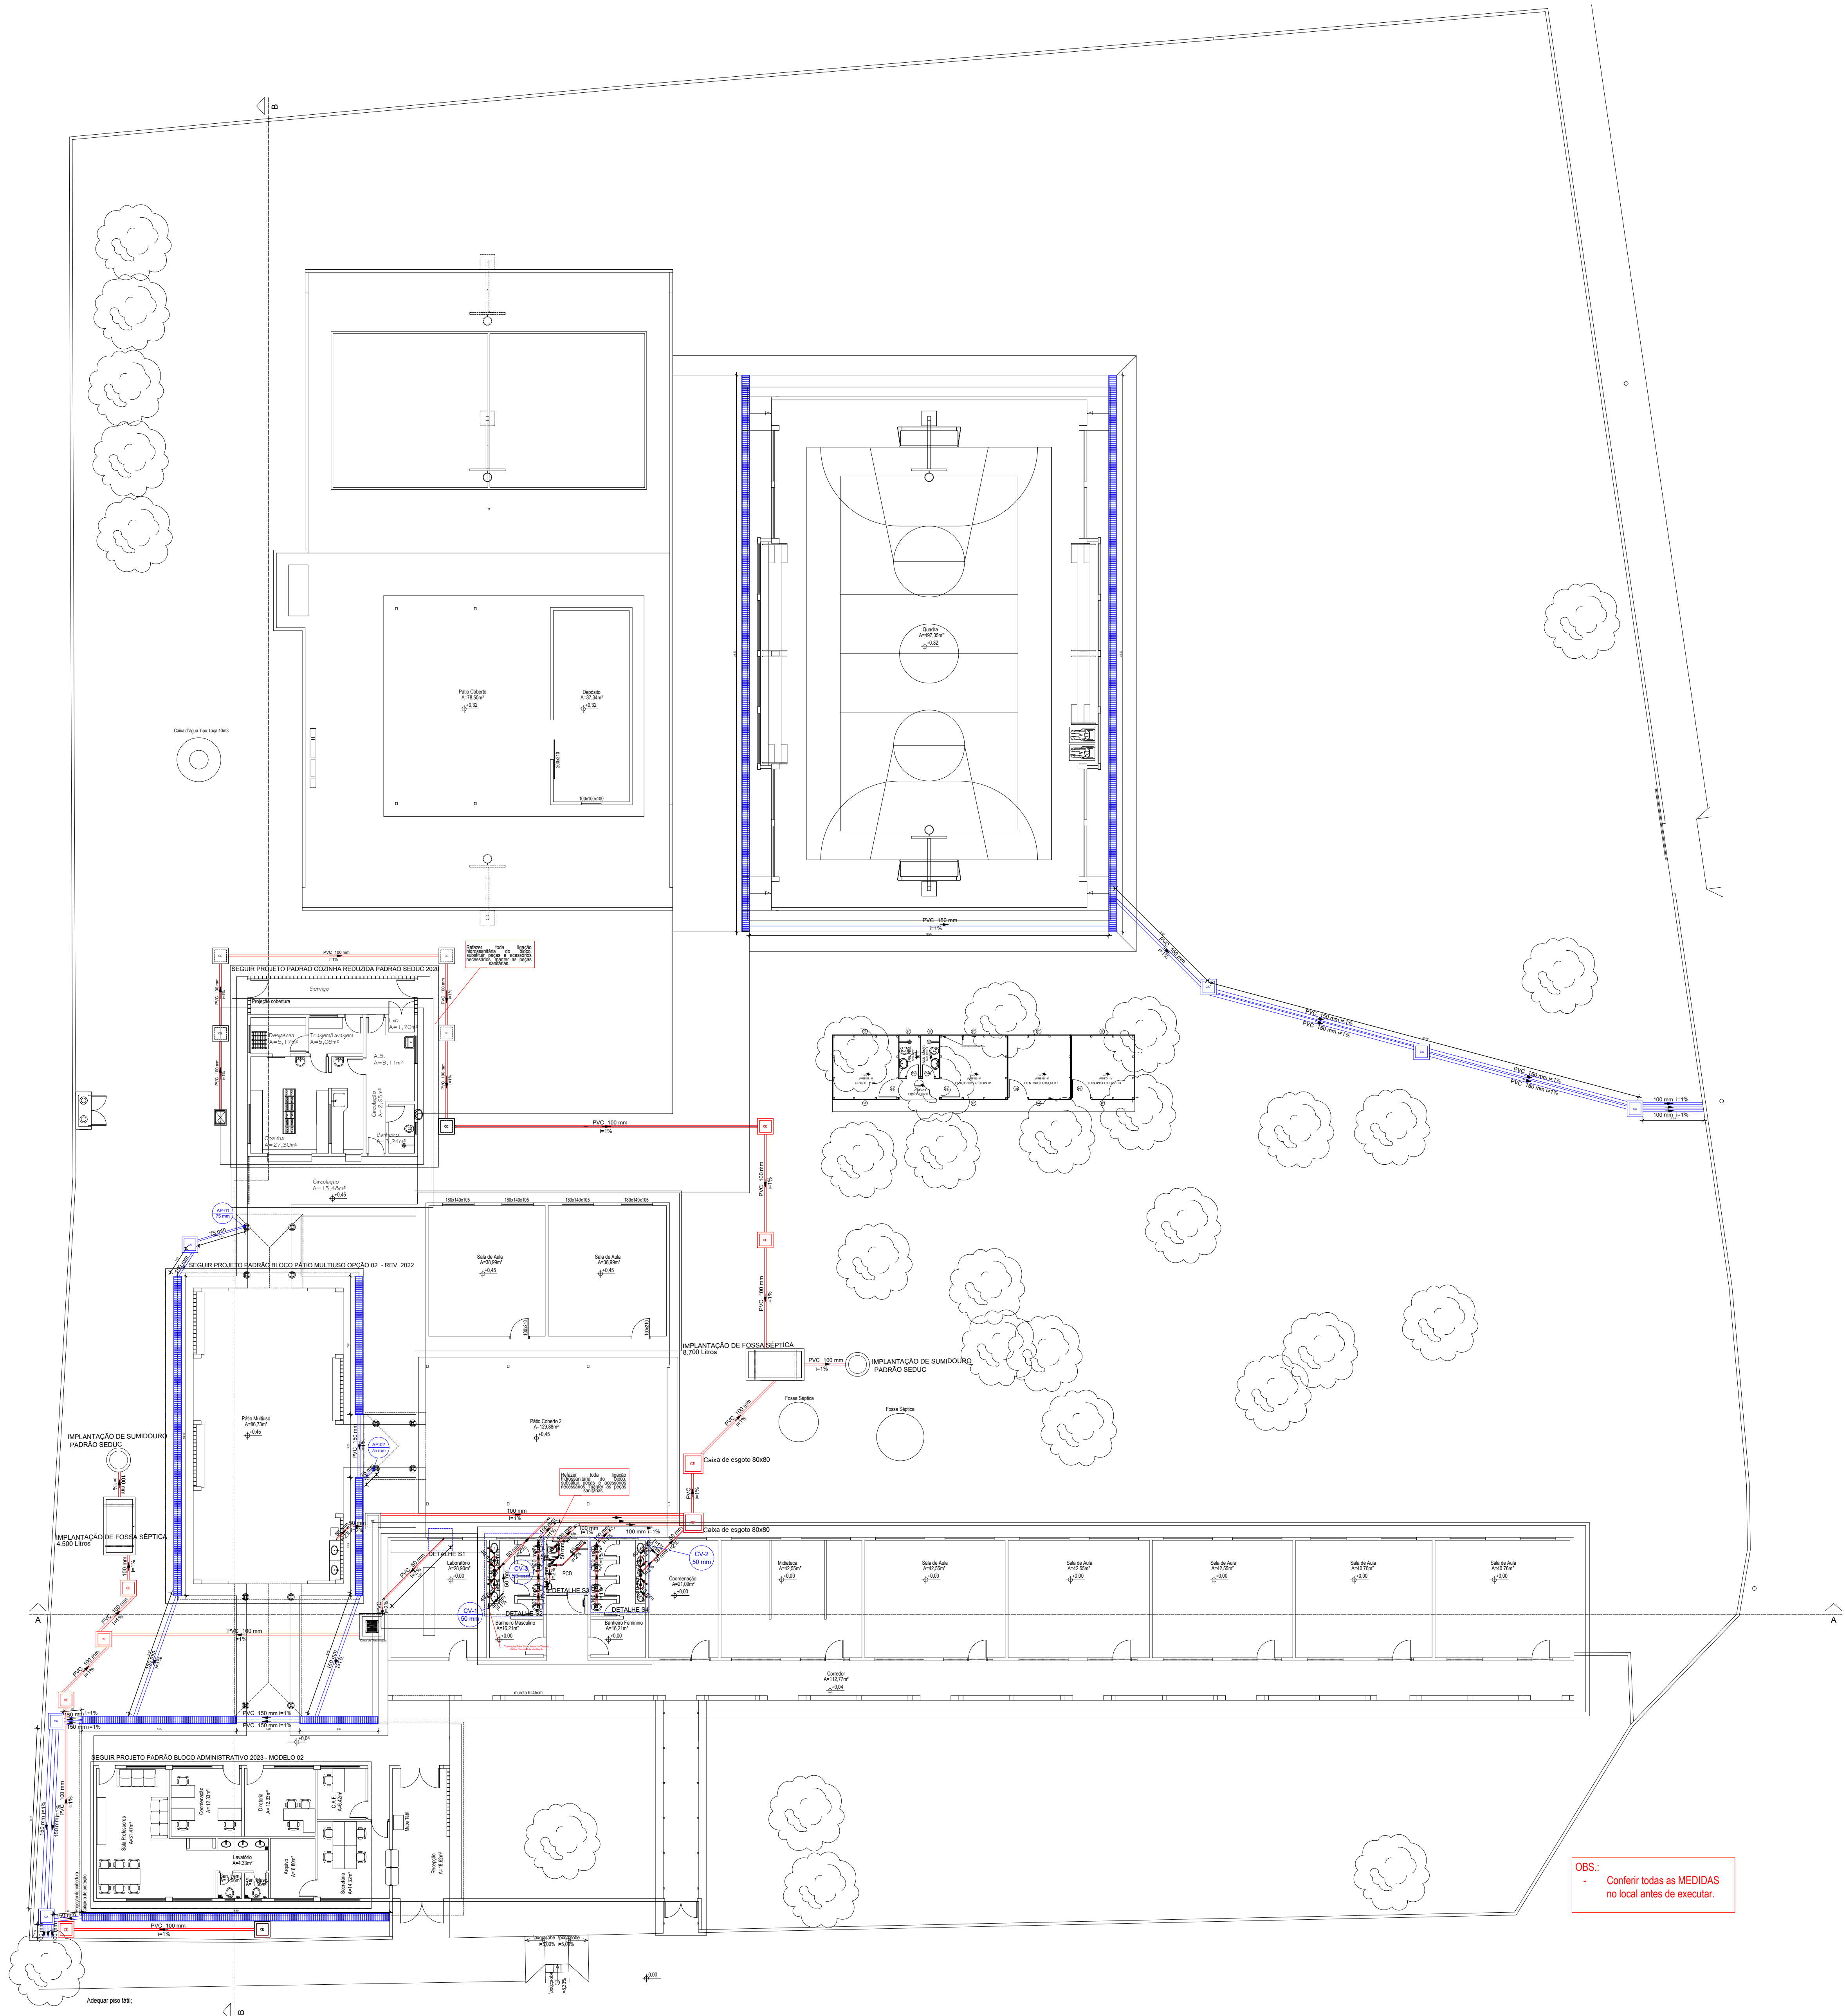


PLANTA BAIXA - ESGOTO E DRENAGEM
ESCALA 1:100


OBS:
- Conferir todas as MEDIDAS
no local antes de executar.

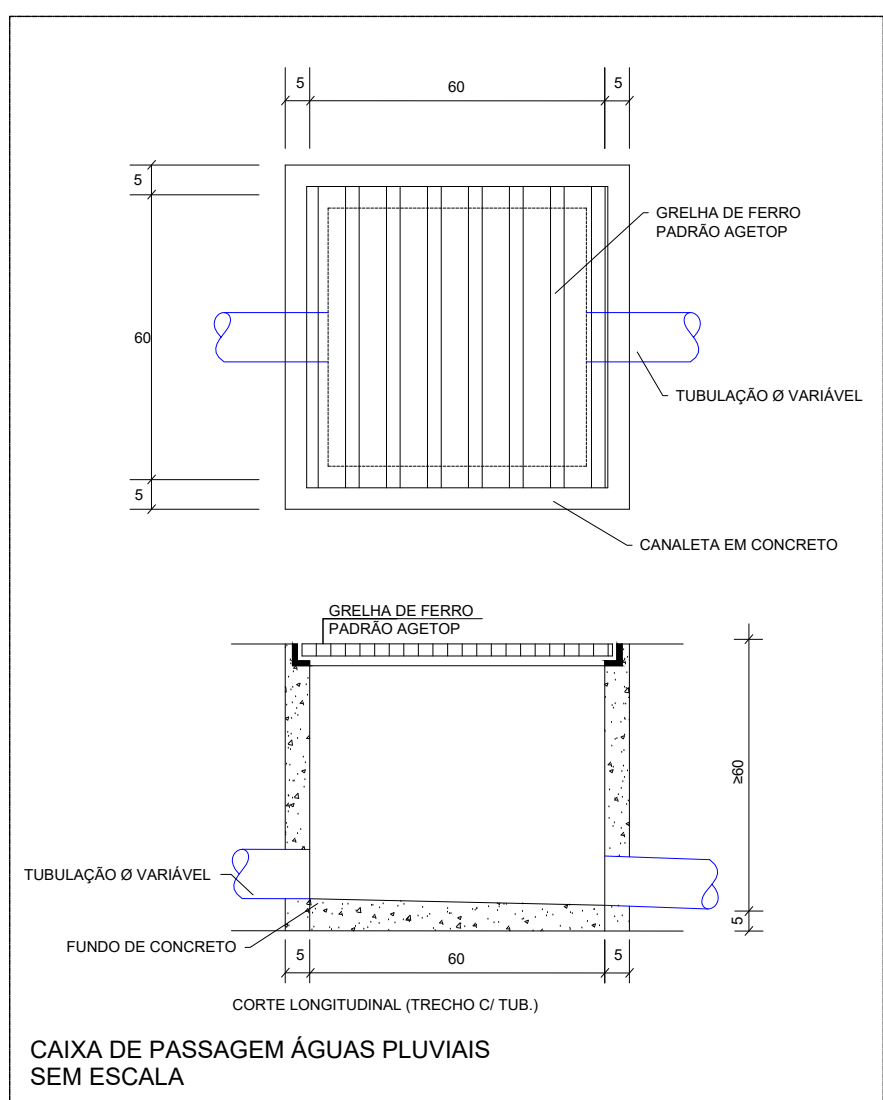


CAIXA DE PASSAGEM ÁGUAS PLUVIAIS
SEM ESCALA

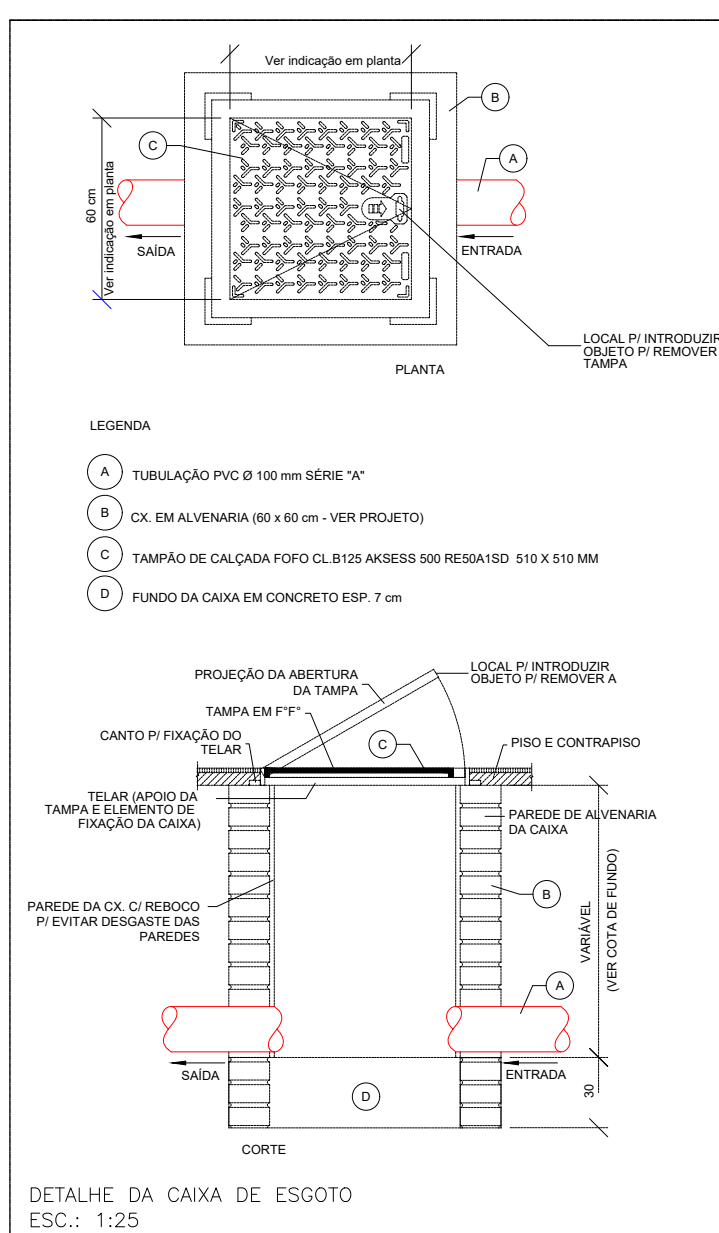


DETALHE DA CAIXA DE ESGOTO
ESCALA 1:25

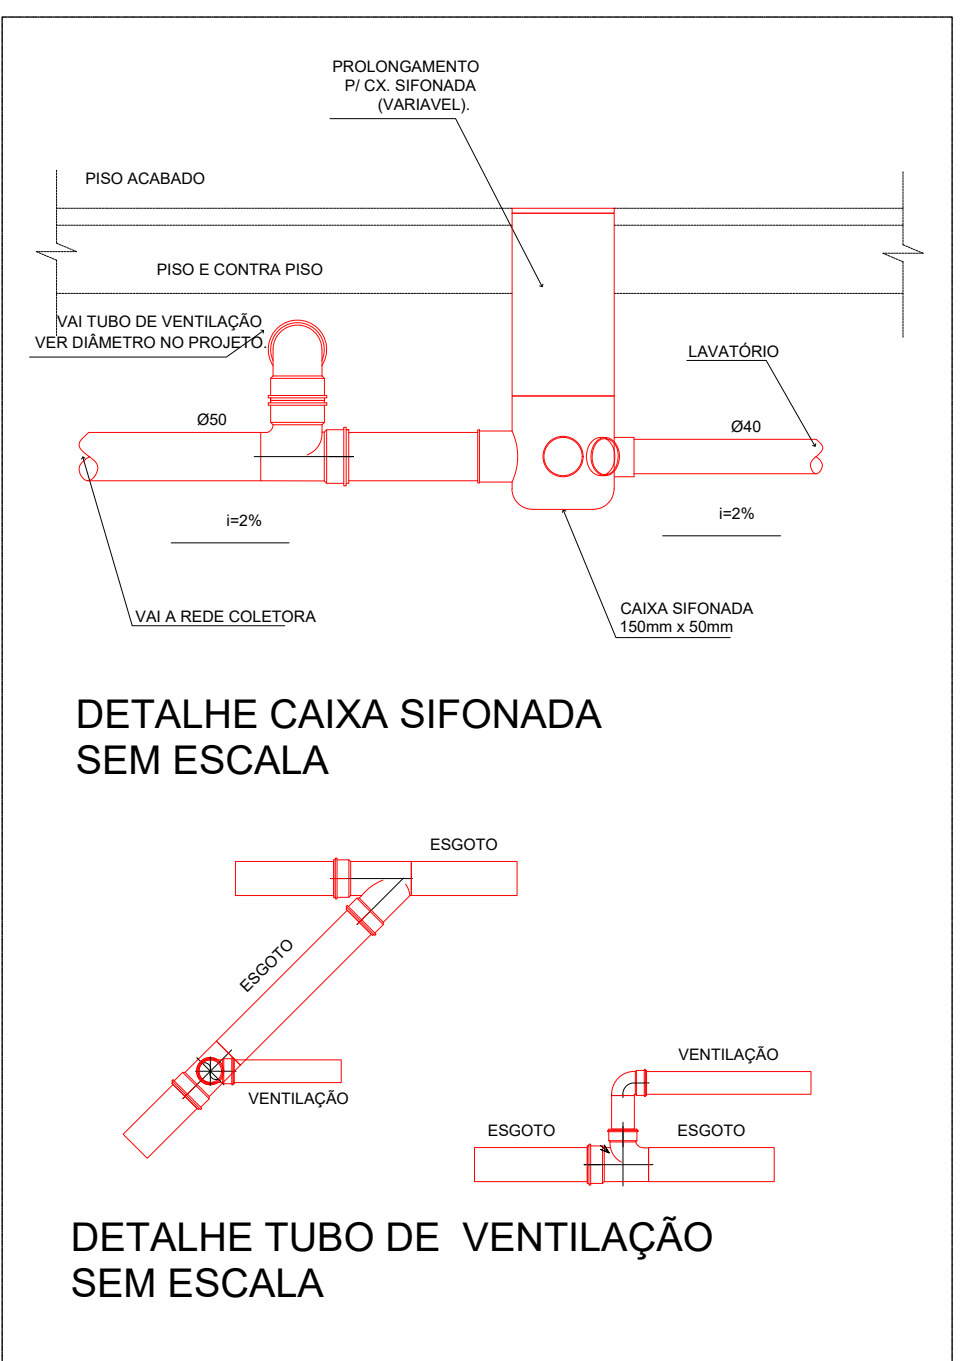


DETALHE CAIXA SIFONADA
SEM ESCALA

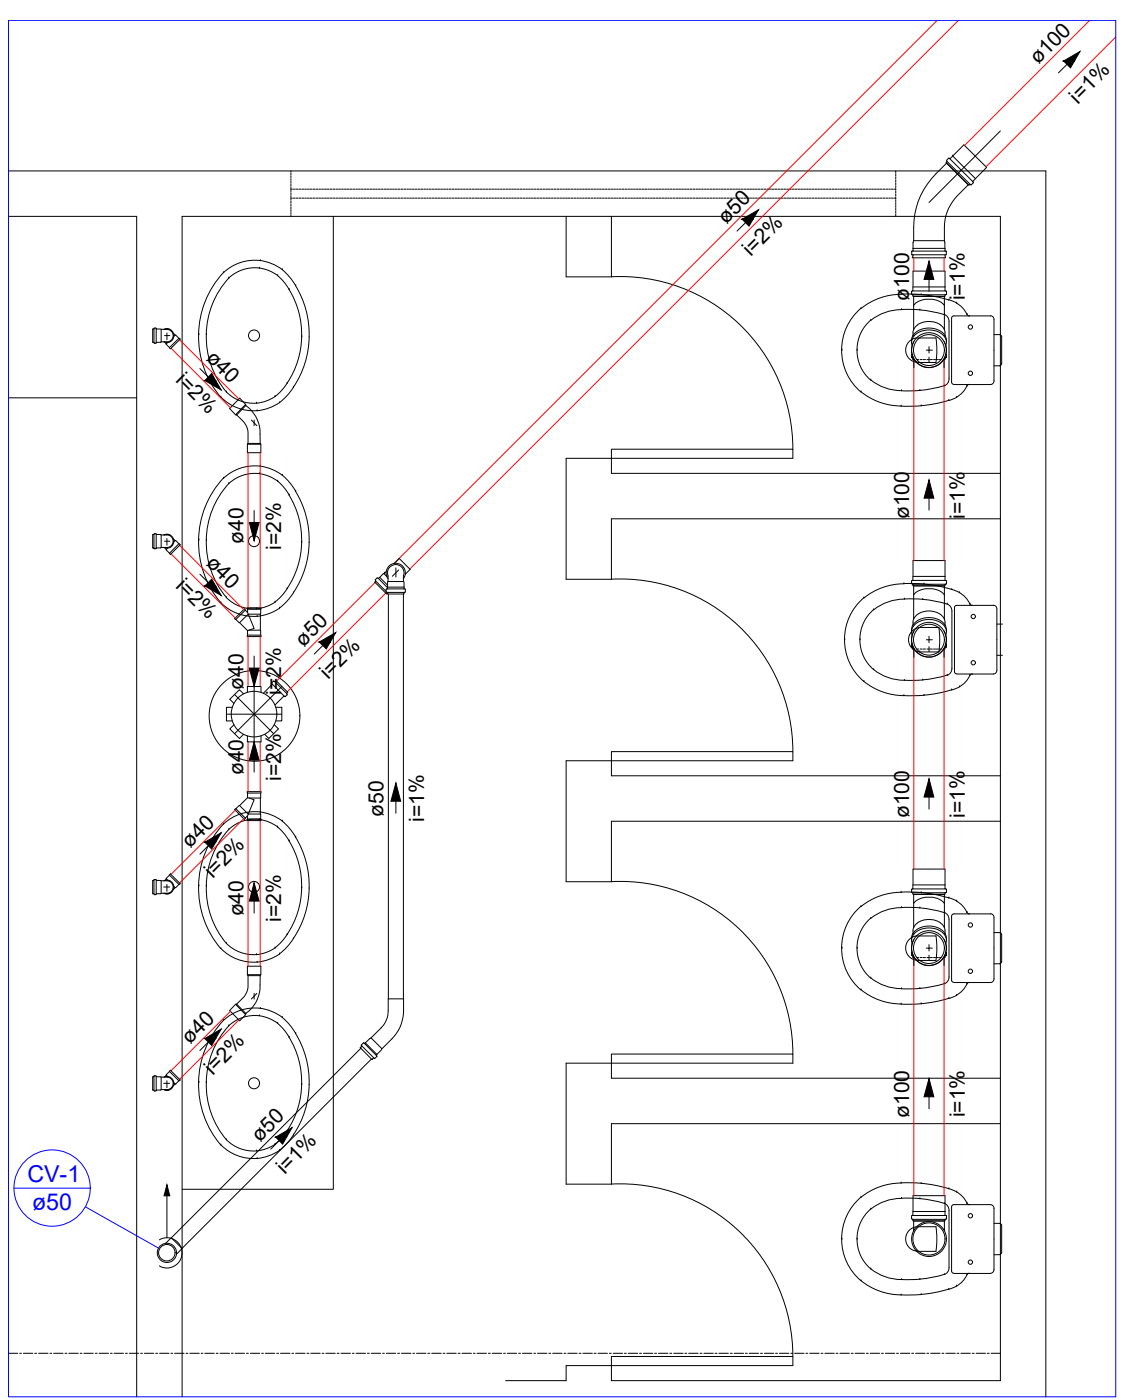


DETALHE S2
ESCALA 1:25

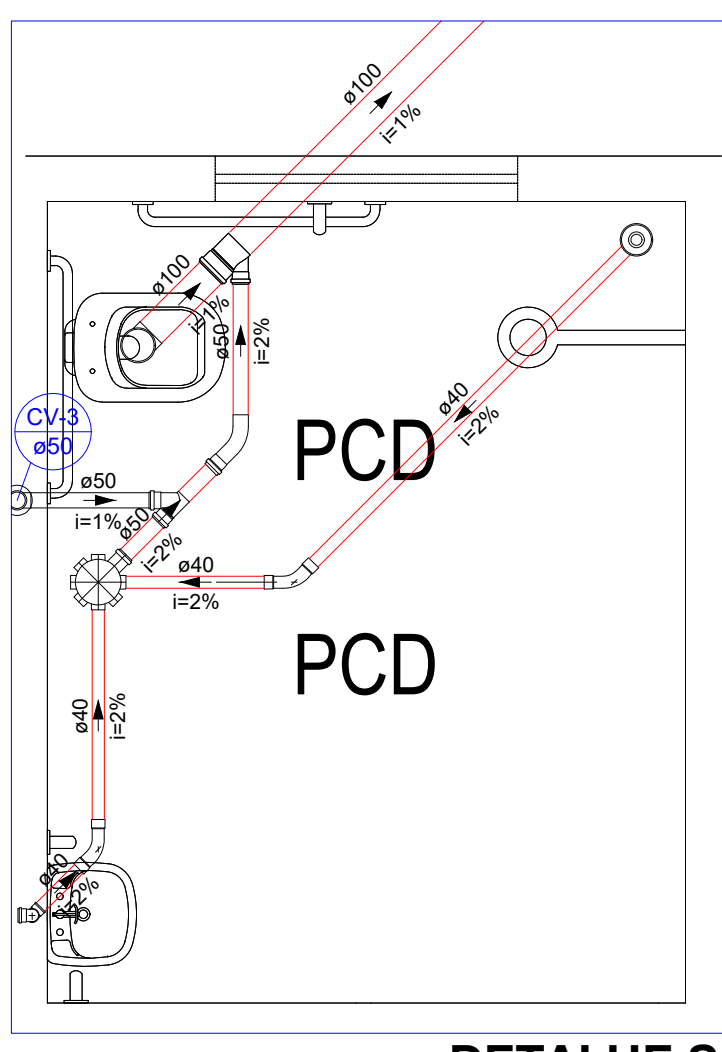

DETALHE S1
ESCALA 1:25

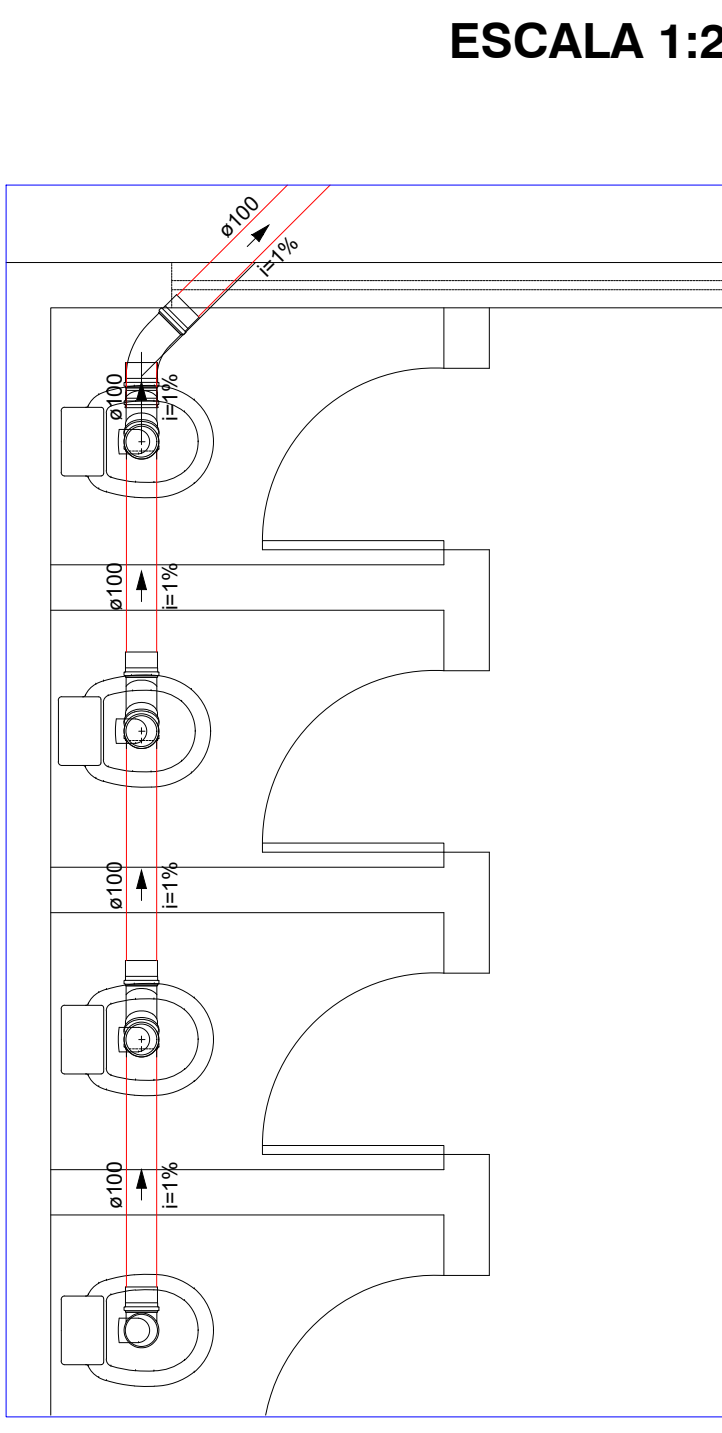


DETALHE S3
ESCALA 1:25

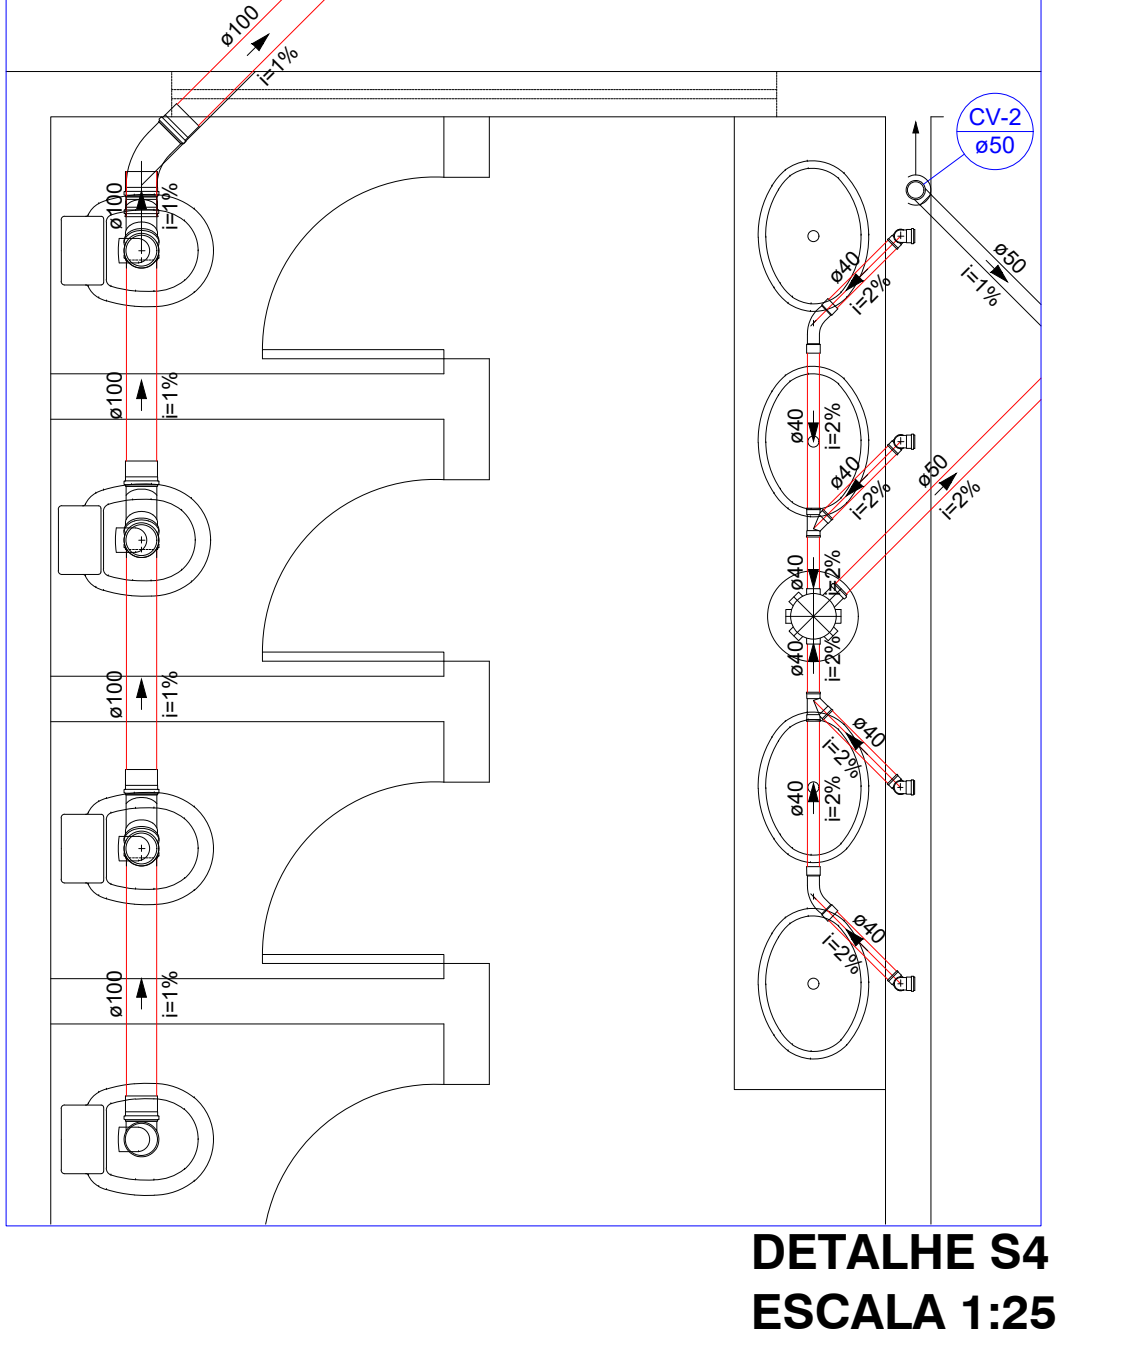


DETALHE S4
ESCALA 1:25


OBSERVAÇÃO: TODAS AS TUBULAÇÕES DE ESGOTO DEVERÃO TER NO MÍNIMO 1% DE INCLINAÇÃO
TODAS AS TUBULAÇÕES DE ÁGUA PLUVIAL DEVERÃO TER NO MÍNIMO 4% DE INCLINAÇÃO

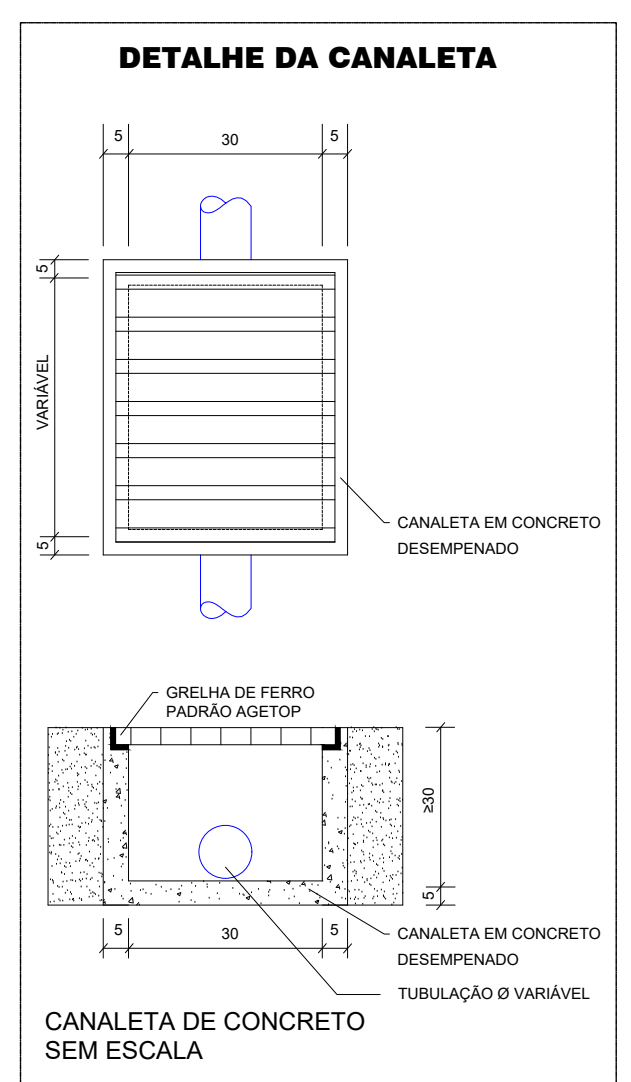


DETALHE DA CANALETA

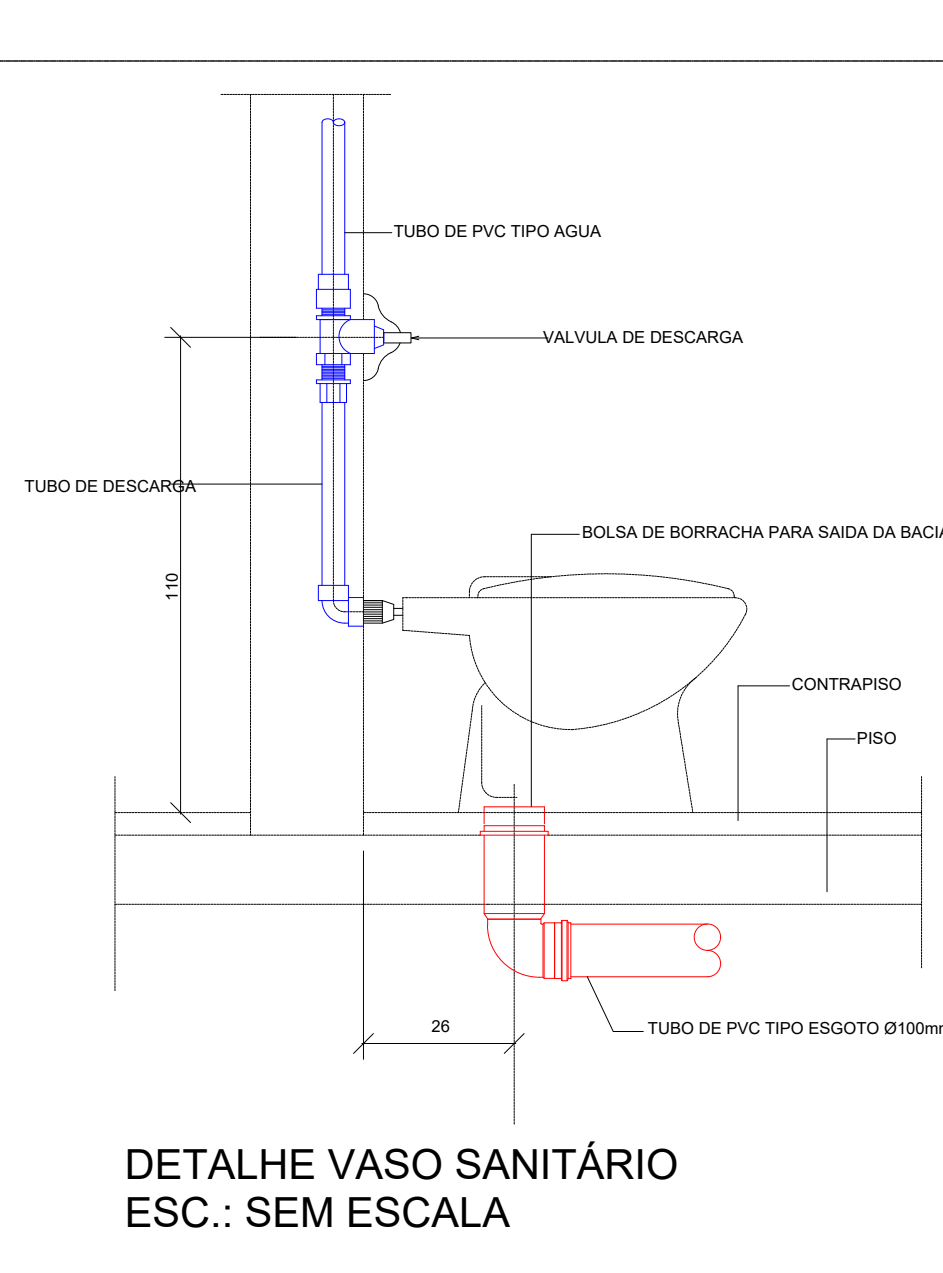

DETALHE VASO SANITÁRIO
ESC.: SEM ESCALA

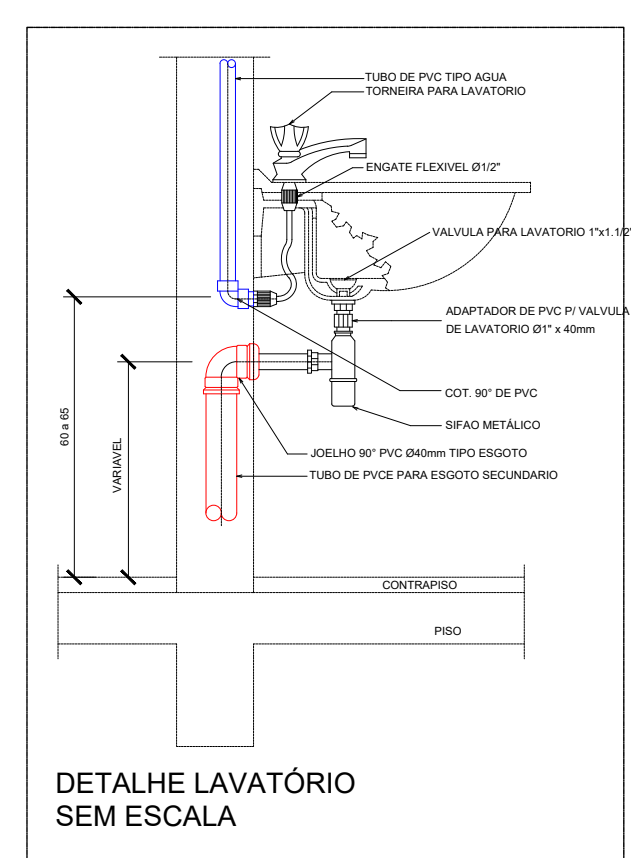

DETALHE LAVATÓRIO
SEM ESCALA

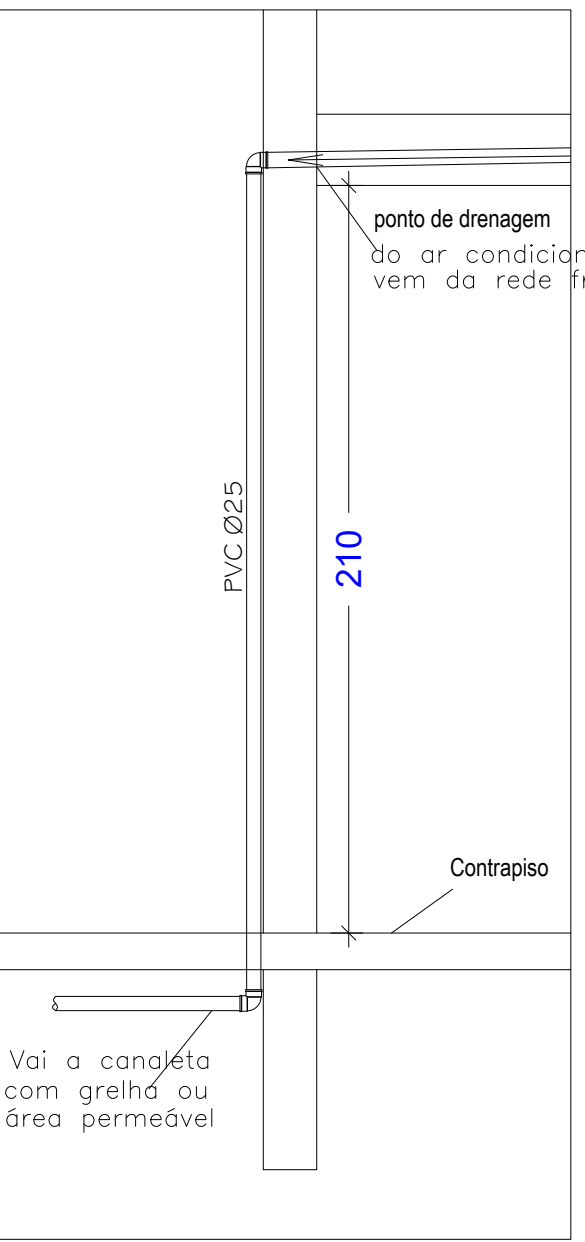

Corte Esquemático
Dreno do Ar Condicionado
Sem Escala

Legenda	
CV	Caixa Sifonada
CA	Caixa de areia pluvial c/grelha
CA	Caixa de areia pluvial sem grelha
CE	Caixas Inspeção Esgoto Simples
CV	Curva 90 curta- coluna
CV	Junção simples c/ redução
CV	Lavatório Residencial com sifão
CV	Ramais de Ventilação
CV	Vaso Sanitário c/ J90°

Legenda	
CV	Coluna de Ventilação
CV	Diâmetro da Tubulação
AP	Coluna de Água Pluvial
AP	Diâmetro da Tubulação
Tubulação - Esgoto	
Tubulação - Água Pluvial	

OBSERVAÇÕES:
- Favor conferir medidas no local.
- Qualquer dúvida consultar o autor do projeto ou a Rede Física da Seduc.



ESTADO DE GOIÁS
SECRETARIA DE ESTADO DA EDUCAÇÃO
SUPERINTENDÊNCIA DE INFRAESTRUTURA
GERÊNCIA DE PROJETOS E INFRAESTRUTURA

GERÊNCIA DE PROJETOS E INFRAESTRUTURA
APROVADO
TECNICO RESPONSÁVEL PELA APROVAÇÃO

CE GETÚLIO VARGAS

AMPLIAÇÃO/ REFORMA

ENDEREÇO
PRAÇA LAUDELINO PELLER - N° 05 - CENTRO - CEP: 76.210-000 - JAUPACI / GOIÁS

ÁREA DO TERRENO	ÁREA PERMEÁVEL	ÁREA EXISTENTE	ÁREA A DEMOLIR	ÁREA A CONSTRUIR	ÁREA TOTAL CONSTRUÍDA
7.612,66 M²	1.281,15 M²	391,53 M²	798,44 M²	1.686,06 M²	

AUTOR: ENG. - LETICIA GABRIELA DE SOUSA SILVA - CREA: 101788702D-GO

RT DA OBRA:


PROPRIETÁRIO: SECRETARIA DE ESTADO DA EDUCAÇÃO - CNPJ: 01.409.705/0001-20
PREPOSTO: SABBRA SILVA VIEIRA VALENTE - CPF: 041.530.091-64

HIDROSSANITÁRIO

TIPO DE PROJETO:
PLANTA BAIXA ESGOTO E DRENAGEM
DETALHES
LISTA DE MATERIAL


DATA: MARÇO/2025
ESCALA: INDICADA
REVISÃO: 000
Nº RRT/ART: 1020250085645

REV. DATA DESCRIÇÃO VISTO
FOLHA: 1/3
PROJETISTA: LETICIA GABRIELA

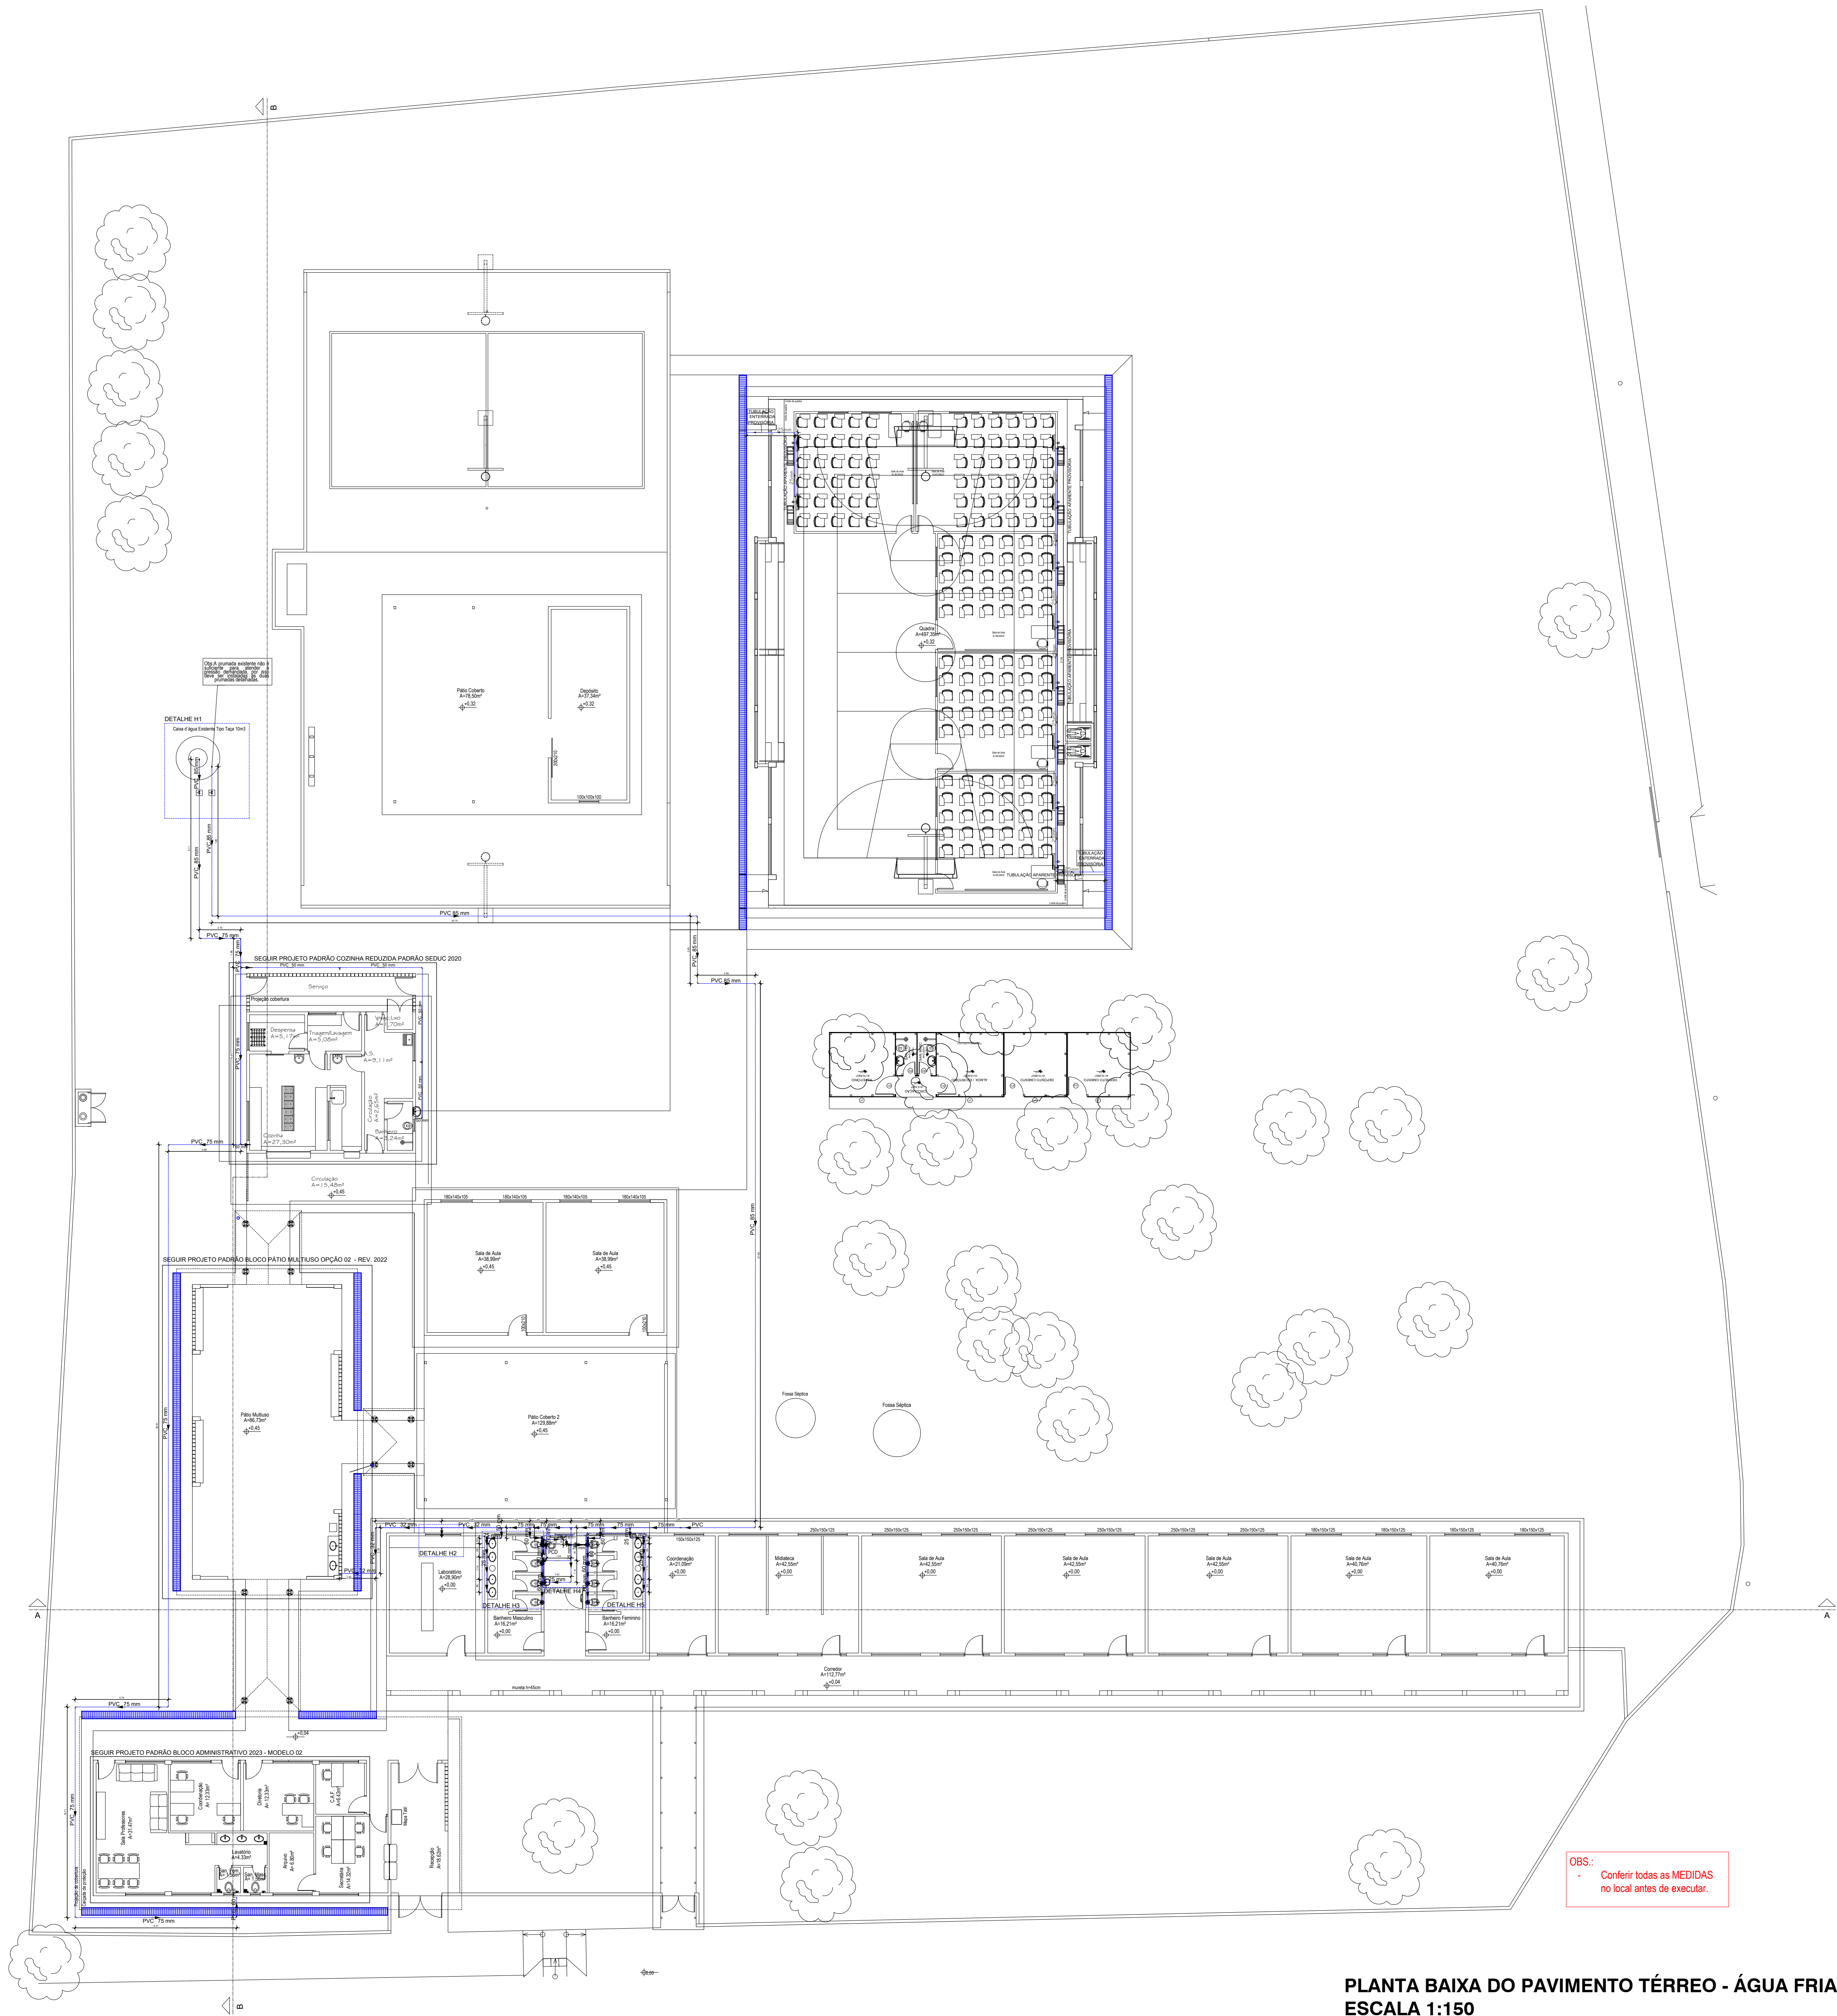


PLANTA BAIXA DO PAVIMENTO TÉRREO - ÁGUA FRIA
ESCALA 1:150


OBS.:
- Conferir todas as MEDIDAS
no local antes de executar.

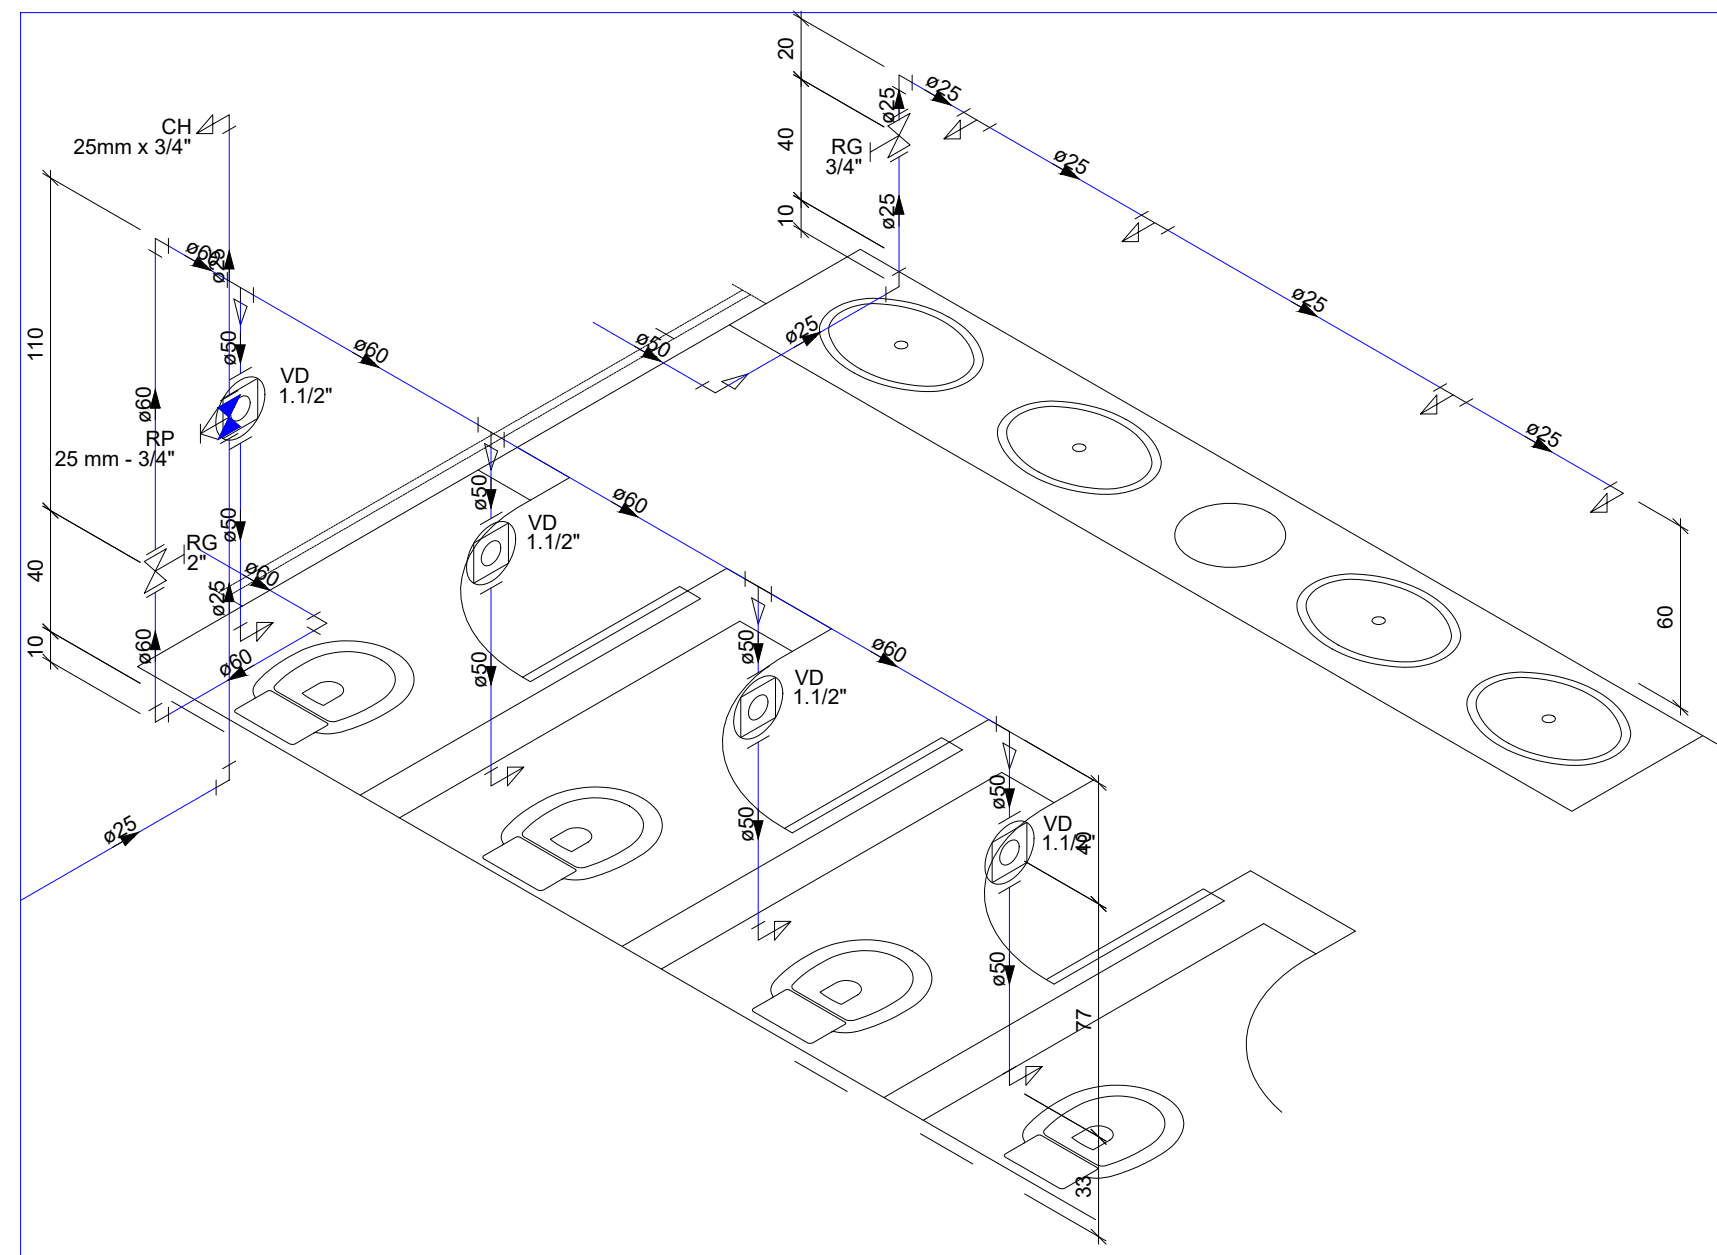

DETALHE H6
ESCALA 1:25

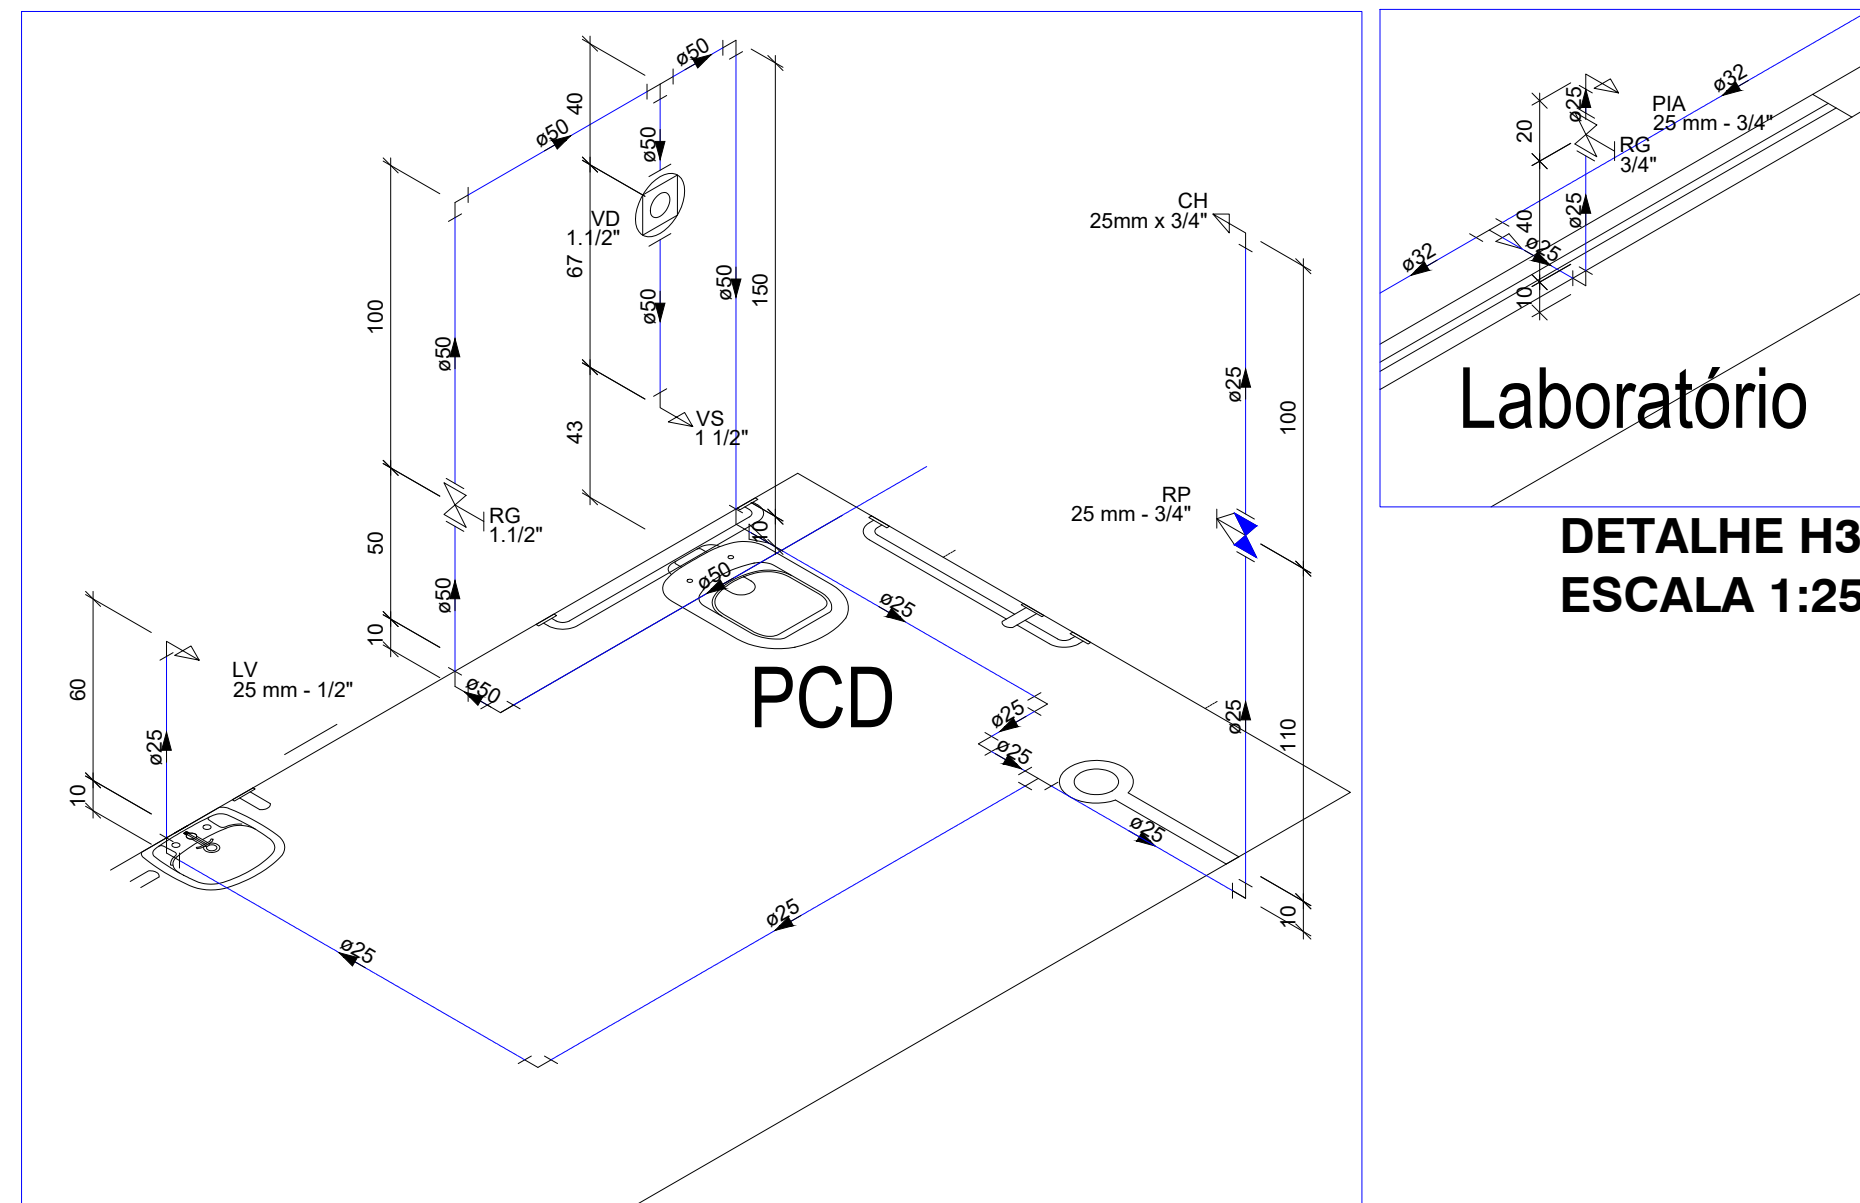

DETALHE H3
ESCALA 1:25

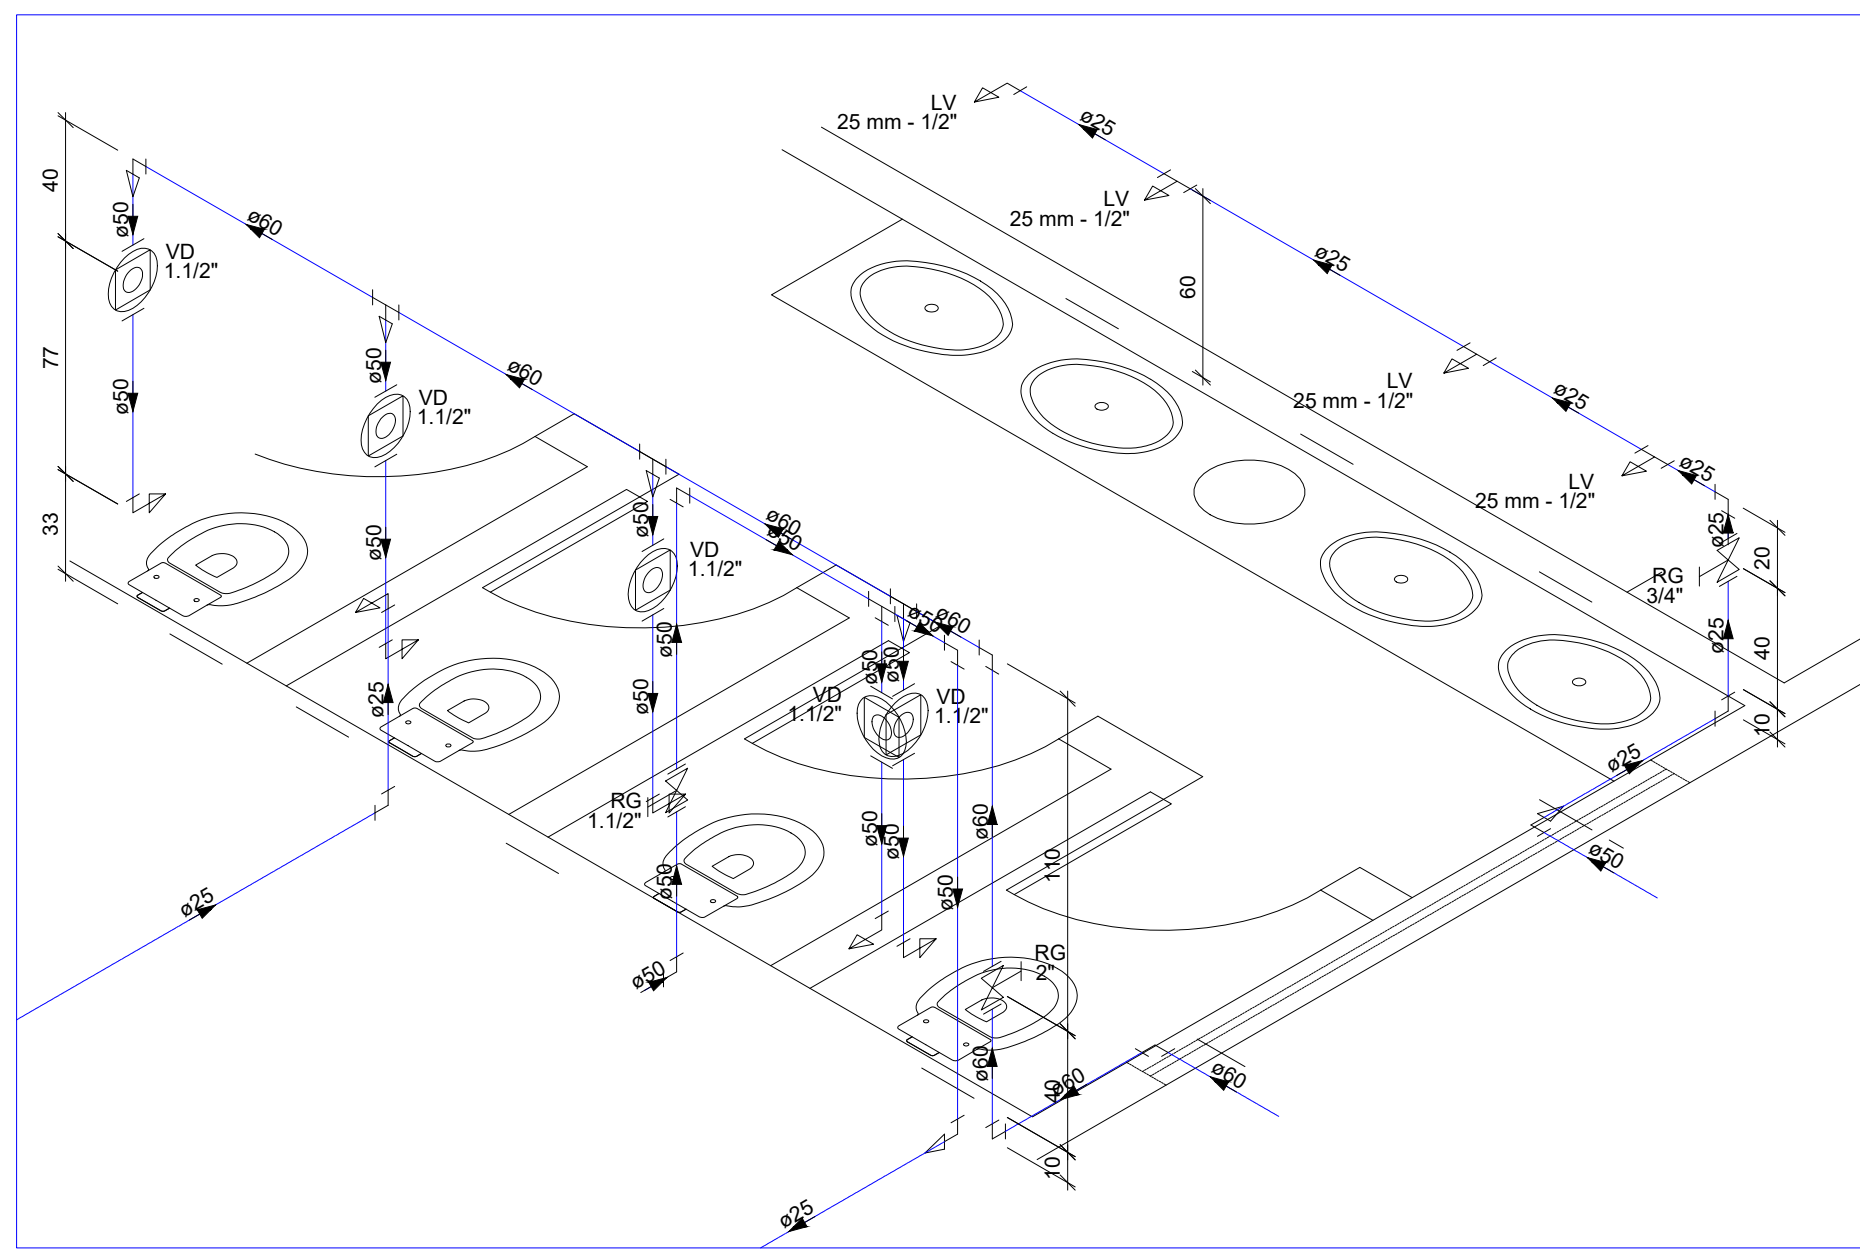


DETALHE H4
ESCALA 1:25

Legenda das indicações
LV Lavatório com joelho de 90° - 25 mm - 1/2"
RG Registro bruto gaveta ABNT c/PVC soldável - 1.1/2"
VD Valvula de descarga c/PVC soldável - 1.1/2"
VS Vaso Sanitário com válvula de descarga - 1.1/2"

Legenda
+ Registro bruto gaveta ABNT c/PVC soldável
+ Registro bruto gaveta Industrial c/PVC soldável
+ Registro de Pressão com PVC soldável
@ Valvula de descarga c/PVC soldável

Legenda
Tubulação de Água Fria Embutida
Tubulação de Água Fria Enterrada
Tubulação de Água Fria Sob o Forro

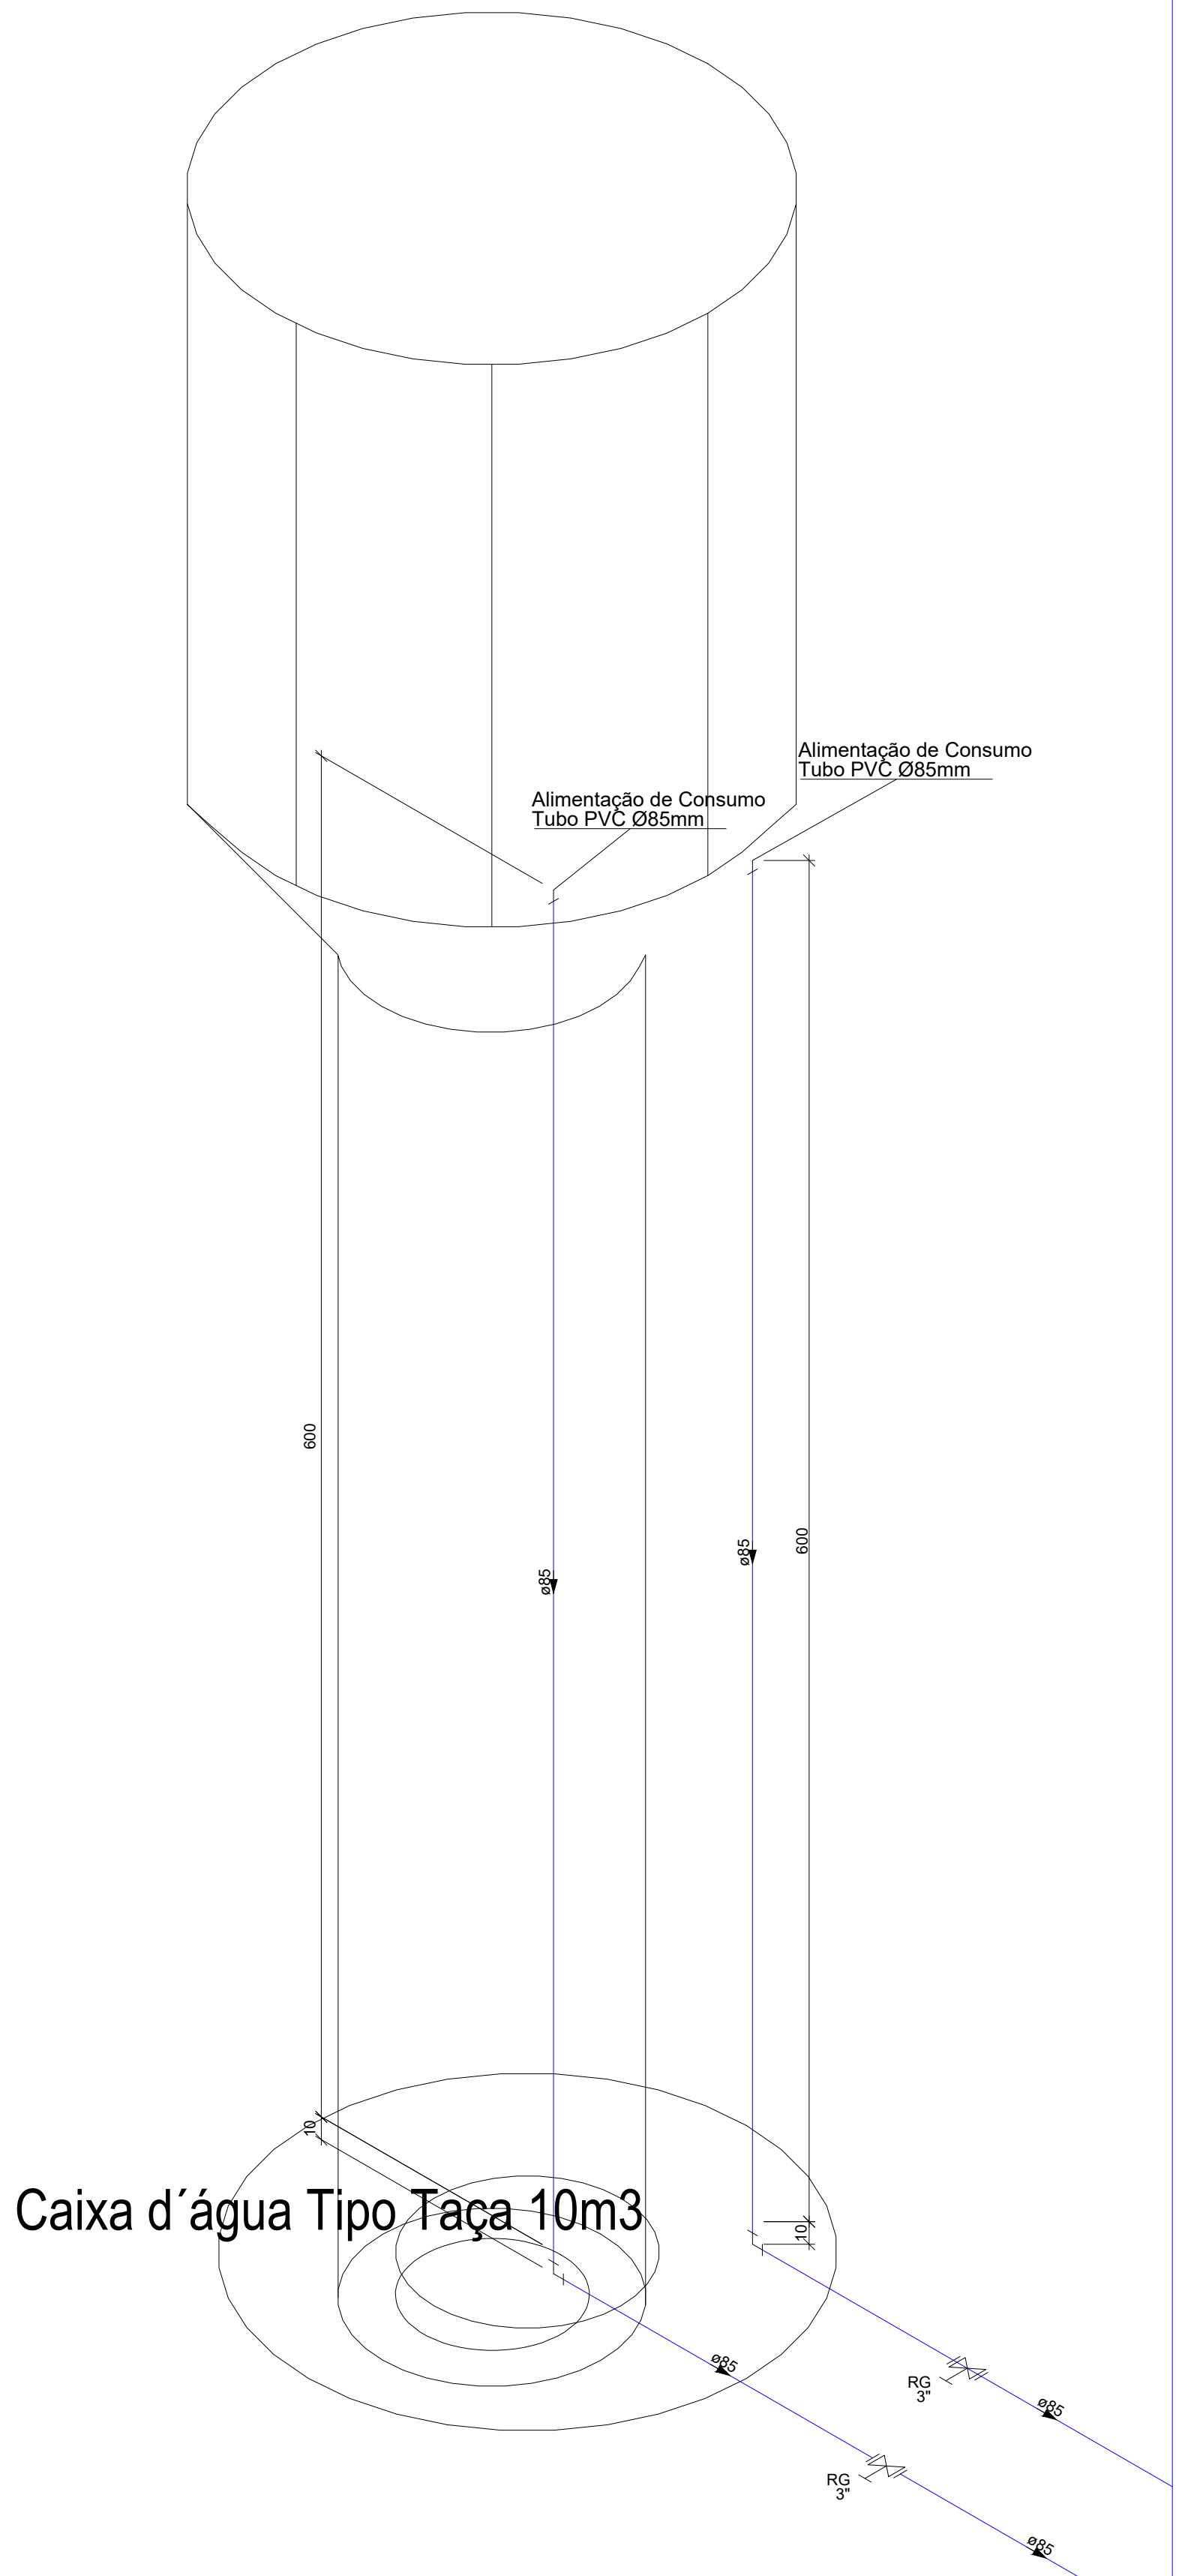

DETALHE H1
ESCALA 1:25

OBSERVAÇÕES:
- Favor conferir medidas no local.
- Qualquer dúvida consultar o autor do projeto ou a Rede Física da Seduc.



ESTADO DE GOIÁS
SECRETARIA DE ESTADO DA EDUCAÇÃO
SUPERINTENDÊNCIA DE INFRAESTRUTURA
GERÊNCIA DE PROJETOS E INFRAESTRUTURA

GERÊNCIA DE PROJETOS E INFRAESTRUTURA
APROVADO
TECNICO RESPONSÁVEL PELA APROVAÇÃO

CE GETÚLIO VARGAS

AMPLIAÇÃO/ REFORMA

ENDEREÇO
PRAÇA LAUDELINO PELLIS - N° 05 - CENTRO - CEP: 76.210-000 - JAUPACI / GOIÁS

ÁREA DO TERRENO	ÁREA PERMEAB.	ÁREA EXISTENTE	ÁREA A DEMOLIR	ÁREA A CONSTRUIR	ÁREA TOTAL CONSTRUÇÃO
7.612,66 M²	—	1.281,15 M²	391,53 M²	798,44 M²	1.686,06 M²

AUTOR: ENG. - LETICIA GABRIELA DE SOUSA SILVA - CREA: 101788702D-GO

RT DA OBRA:

PROPRIETÁRIO: SECRETARIA DE ESTADO DA EDUCAÇÃO - CNPJ: 01.409.705/0001-20
PREPOSTO: SABBRA SILVA VIEIRA VALENTE - CPF: 041.530.091-64


HIDROSSANITÁRIO

TIPO DE PROJETO:

PLANTA BAIXA - ÁGUA FRIA
DETALHES ISOMETRICOS
DETALHE RESERVATÓRIO
LISTA DE MATERIAL
LEGENDAS
ASSINATO

DATA	ESCALA	REVISÃO	Nº RRT/ART
MARÇO/2025	INDICADA	000	1020250085645
REV.	DATA	DESCRIÇÃO	VISTO

 2/3
FOLHA:
PROJETISTA
LETICIA GABRIELA




DADOS DE CÁLCULO:
 INTENSIDADE PLUVIOMÉTRICA: 192 mm/h
 VAZÃO MÁXIMA DA CALHA 519,58 L/min
 INCLINAÇÃO MÍNIMA DA CALHA: 0,5%

OBSERVAÇÃO:

O PROJETO DE IMPLANTAÇÃO DE ÁGUA PLUVIAL FOI DESENVOLVIDO COM AS INFORMAÇÕES DO TÉCNICO RESPONSÁVEL PELO LEVANTAMENTO DO PROJETO DE ARQUITETURA. A CAPTAÇÃO SERÁ FEITA POR CAIXAS DE AREIA COM GRELHA E POÇOS DE INFILTRAÇÕES E A ÁGUA CAPTADA TERÁ COMO DESTINO A SARJETA.

AS INSTALAÇÕES PARA ATENDER A IMPLANTAÇÃO PODERÁ SOFRER ALTERAÇÕES DURANTE A EXECUÇÃO DO SERVIÇO - CONSULTAR O PROJETISTA E/OU A FISCALIZAÇÃO CASO HAJA NECESSIDADE.

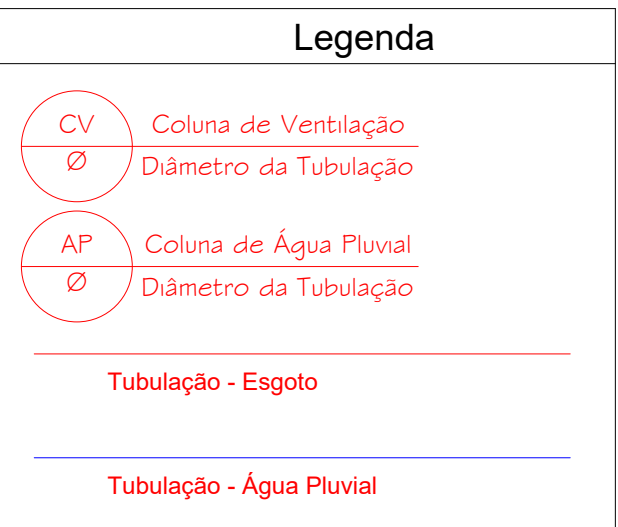

GERÊNCIA DE PROJETOS E INFRAESTRUTURA
APROVADO ____/____/____

TÉCNICO RESPONSÁVEL PELA APROVAÇÃO

CE GETÚLIO VARGAS

AMPLIAÇÃO/ REFORMA

PELLES - N° 05 - CENTRO - CEP: 76.211

PRÇA LAUDELINO PELLER - N° 05 - CENTRO - CEP: 76.210-000 - JAUPACI /
GOIÁS

ÁREA DO TERRENO	ÁREA PERMEAB.	ÁREA EXISTENTE	ÁREA A DEMOLIR	ÁREA A CONSTRUIR	ÁREA TOTAL CONSTRUÇ.
-----------------	---------------	----------------	----------------	------------------	-------------------------

AUTOR: ENG. - LETÍCIA GABRIELA DE SOUSA SILVA - CREA: 1017687072D-GO

RT DA OBRA: Sabrina e o Duende da Sorte

PROPRIETÁRIO: SECRETARIA DE ESTADO DA EDUCAÇÃO CNPJ: 01.409.705/0001-20
PREPOSTO: SABRINA SILVA VIEIRA VALENTE CPF 041.530.091-84

HIDROSSANITÁRIO

TIPO DE PROJETO _____

PLANTA DE COBERTURA - ÁGUA PLUVIAL
DETALHES

LEGENDAS

ASSUNTO: _____

DATA:	ESCALA:	REVISÃO:	Nº RRT/ART:	
MARÇO/2025	INDICADA	000	1020250085645	

REV.	DATA	DESCRIÇÃO	VISTO
------	------	-----------	-------

				FOLHA: 01
				PROJETISTA: _____

3/3