


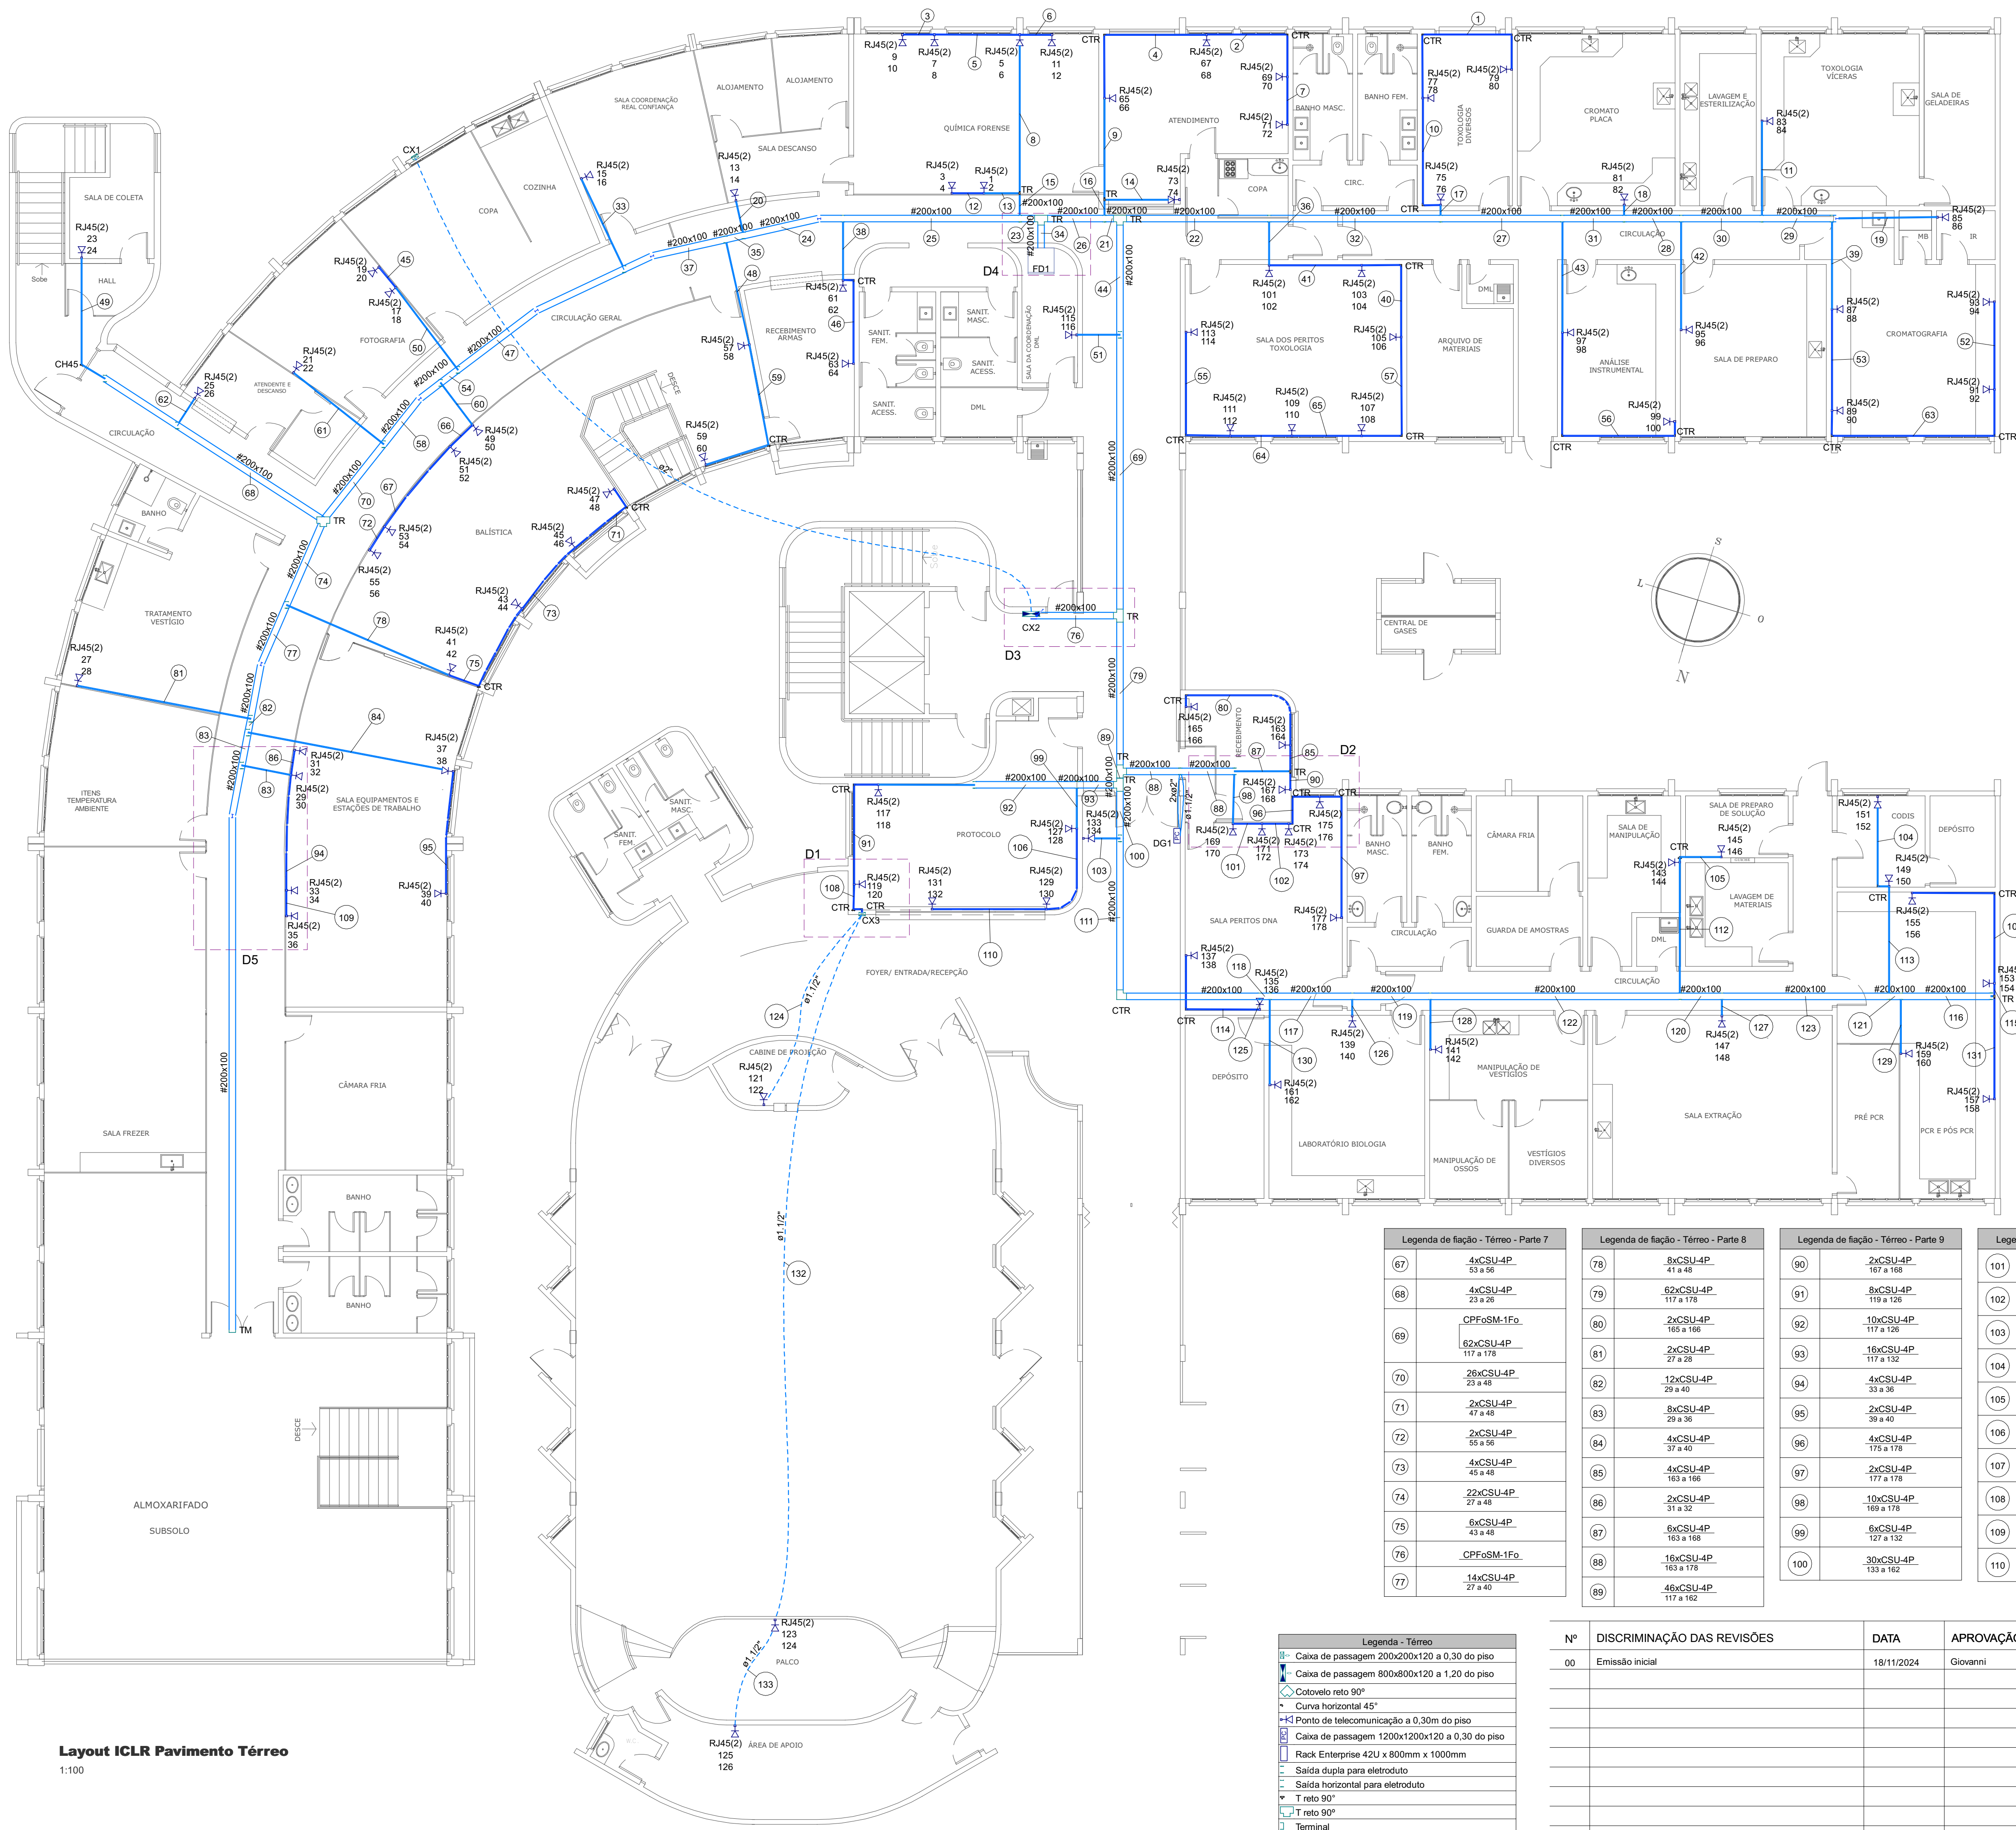

Legenda das indicações - Térreo		Legenda de condutos - Térreo	
CTR	Cotovelo reto 90° - 30x30mm	Cabeamento	
CH45	Curva horizontal 45° - 30x30mm		Teto
TR	T reto 90° - 30x30mm		Média
RJ45(2)	Tomada RJ45 c/ placa plana 2x4" - 2 módulos - Plano - baixa		Baixa
TR	T reto 90° - 200x100mm		Piso
TM	Terminal - 200x100mm		

Legenda de fiação - Térreo - Parte 1		Legenda de fiação - Térreo - Parte 2		Legenda de fiação - Térreo - Parte 3	
1	2xCSU-4P 1 a 80	13	4xCSU-4P 1 a 4	24	48xCSU-4P 13 a 80
2	4xCSU-4P 69 a 72	14	2xCSU-4P 73 a 74	25	52xCSU-4P 73 a 84
3	2xCSU-4P 9 a 10	15	12xCSU-4P 8 a 12	26	CPFoSM-1Fo
4	6xCSU-4P 67 a 72	16	10xCSU-4P 65 a 74	27	20xCSU-4P 65 a 178
5	4xCSU-4P 7 a 10	17	8xCSU-4P 75 a 80	28	20xCSU-4P 81 a 100
6	2xCSU-4P 11 a 12	18	2xCSU-4P 81 a 82	29	14xCSU-4P 83 a 96
7	2xCSU-4P 71 a 72	19	2xCSU-4P 85 a 88	30	10xCSU-4P 85 a 94
8	8xCSU-4P 5 a 12	20	2xCSU-4P 13 a 14	31	12xCSU-4P 85 a 94
9	8xCSU-4P 65 a 72	21	CPFoSM-1Fo	32	18xCSU-4P 81 a 96
10	4xCSU-4P 77 a 80	22	104xCSU-4P 75 a 178	33	26xCSU-4P 75 a 100
11	2xCSU-4P 83 a 84	23	40xCSU-4P		2xCSU-4P 15 a 16
12	2xCSU-4P 3 a 4		64xCSU-4P 1 a 64		

Legenda de fiação - Térreo - Parte 4		Legenda de fiação - Térreo - Parte 5		Legenda de fiação - Térreo - Parte 6	
34	CPFoSM-1Fo	44	CPFoSM-1Fo	55	2xCSU-4P 113 a 114
35	178xCSU-4P 15 a 80	45	64xCSU-4P 115 a 178	56	2xCSU-4P 99 a 100
36	46xCSU-4P 15 a 60	46	2xCSU-4P 19 a 20	57	8xCSU-4P 107 a 114
37	14xCSU-4P 101 a 114	47	2xCSU-4P	58	28xCSU-4P 21 a 48
38	42xCSU-4P 15 a 56	48	40xCSU-4P 57 a 60	59	2xCSU-4P 59 a 60
39	4xCSU-4P 57 a 64	49	4xCSU-4P	60	8xCSU-4P 49 a 56
40	8xCSU-4P 87 a 94	50	2xCSU-4P 23 a 24	61	2xCSU-4P 21 a 22
41	10xCSU-4P 105 a 114	51	4xCSU-4P 17 a 20	62	2xCSU-4P 25 a 26
42	12xCSU-4P 103 a 114	52	2xCSU-4P 115 a 116	63	4xCSU-4P 91 a 94
43	2xCSU-4P 95 a 96	53	4xCSU-4P 93 a 94	64	4xCSU-4P 111 a 114
	4xCSU-4P 97 a 100	54	6xCSU-4P 89 a 94	65	6xCSU-4P 109 a 114
			36xCSU-4P 21 a 56	66	6xCSU-4P 51 a 56

Legenda de fiação - Térreo - Parte 13	
131	2xCSU-4P 157 a 158
132	4xCSU-4P 123 a 126
133	2xCSU-4P 125 a 126

Legenda de fiação - Térreo - Parte 7		Legenda de fiação - Térreo - Parte 8		Legenda de fiação - Térreo - Parte 9		Legenda de fiação - Térreo - Parte 10		Legenda de fiação - Térreo - Parte 11		Legenda de fiação - Térreo - Parte 12	
67	4xCSU-4P 53 a 56	78	8xCSU-4P 41 a 48	90	2xCSU-4P 167 a 168	101	8xCSU-4P 171 a 178	111	28xCSU-4P 135 a 162	121	8xCSU-4P 153 a 160
68	4xCSU-4P 23 a 26	79	62xCSU-4P 117 a 178	91	8xCSU-4P 119 a 126	102	6xCSU-4P 143 a 178	112	4xCSU-4P 143 a 146	122	18xCSU-4P 143 a 160
69	CPFoSM-1Fo	80	2xCSU-4P 165 a 166	92	10xCSU-4P 117 a 126	103	2xCSU-4P 133 a 134	113	4xCSU-4P 149 a 152	123	12xCSU-4P 149 a 160
70	26xCSU-4P 23 a 48	81	2xCSU-4P 27 a 28	93	16xCSU-4P 117 a 132	104	2xCSU-4P 151 a 152	114	2xCSU-4P 137 a 138	124	2xCSU-4P 121 a 122
71	2xCSU-4P 47 a 48	82	12xCSU-4P 29 a 40	94	4xCSU-4P 33 a 36	105	2xCSU-4P 145 a 146	115	4xCSU-4P 153 a 156	125	4xCSU-4P 135 a 138
72	2xCSU-4P 55 a 56	83	8xCSU-4P 29 a 36	95	2xCSU-4P 39 a 40	106	4xCSU-4P 129 a 132	116	6xCSU-4P 153 a 158	126	2xCSU-4P 139 a 140
73	4xCSU-4P 45 a 48	84	4xCSU-4P 37 a 40	96	4xCSU-4P 175 a 178	107	2xCSU-4P 155 a 156	117	22xCSU-4P 139 a 160	127	2xCSU-4P 147 a 148
74	22xCSU-4P 27 a 48	85	2xCSU-4P 163 a 166	97	10xCSU-4P 169 a 178	108	8xCSU-4P 121 a 126	118	24xCSU-4P 139 a 162	128	2xCSU-4P 141 a 142
75	6xCSU-4P 43 a 48	86	2xCSU-4P 31 a 32	98	6xCSU-4P 121 a 132	109	2xCSU-4P 141 a 142	119	20xCSU-4P 141 a 160	129	2xCSU-4P 161 a 162
76	CPFoSM-1Fo	87	16xCSU-4P 163 a 168	99	30xCSU-4P 133 a 162						
77	14xCSU-4P 27 a 40	88	46xCSU-4P 117 a 162	100							

Legenda - Térreo	
Caixa de passagem 200x200x120 a 0,30 do piso	
Caixa de passagem 800x800x120 a 1,20 do piso	
Cotovelo reto 90°	
Curva horizontal 45°	
Ponto de telecomunicação a 0,30m do piso	
Caixa de passagem 1200x1200x120 a 0,30 do piso	
Rack Enterprise 42U x 800mm x 1000mm	
Saída dupla para eletroduto	
Saída horizontal para eletroduto	
T reto 90°	
T reto 90°	
Terminal	

Nº	DISCRIMINAÇÃO DAS REVISÕES	DATA	APROVAÇÃO
00	Emissão inicial	18/11/2024	Giovanni

Obra

PROJETO DE CABEAMENTO ESTRUTURADO
Av. Eng. Atílio Corrêa Lima, n.º 1223, Cidade Jardim, Goiânia/GO

Projeto

Giovanni Filipe Leonel Oliveira
CREA 25863/D-GO

Proprietário

Superintendência de Polícia Técnico-Científica

Projeto

REESTRUTURAÇÃO ICLR - PARTE 2

Descrição

Térreo
Planta baixa

Com. 1

Flo./Con. 8

1

Data

18/11/2024

Escala

1:100


Desenho

Giovanni

Conferência

Giovanni

Layout ICLR Pavimento Térreo
1:100

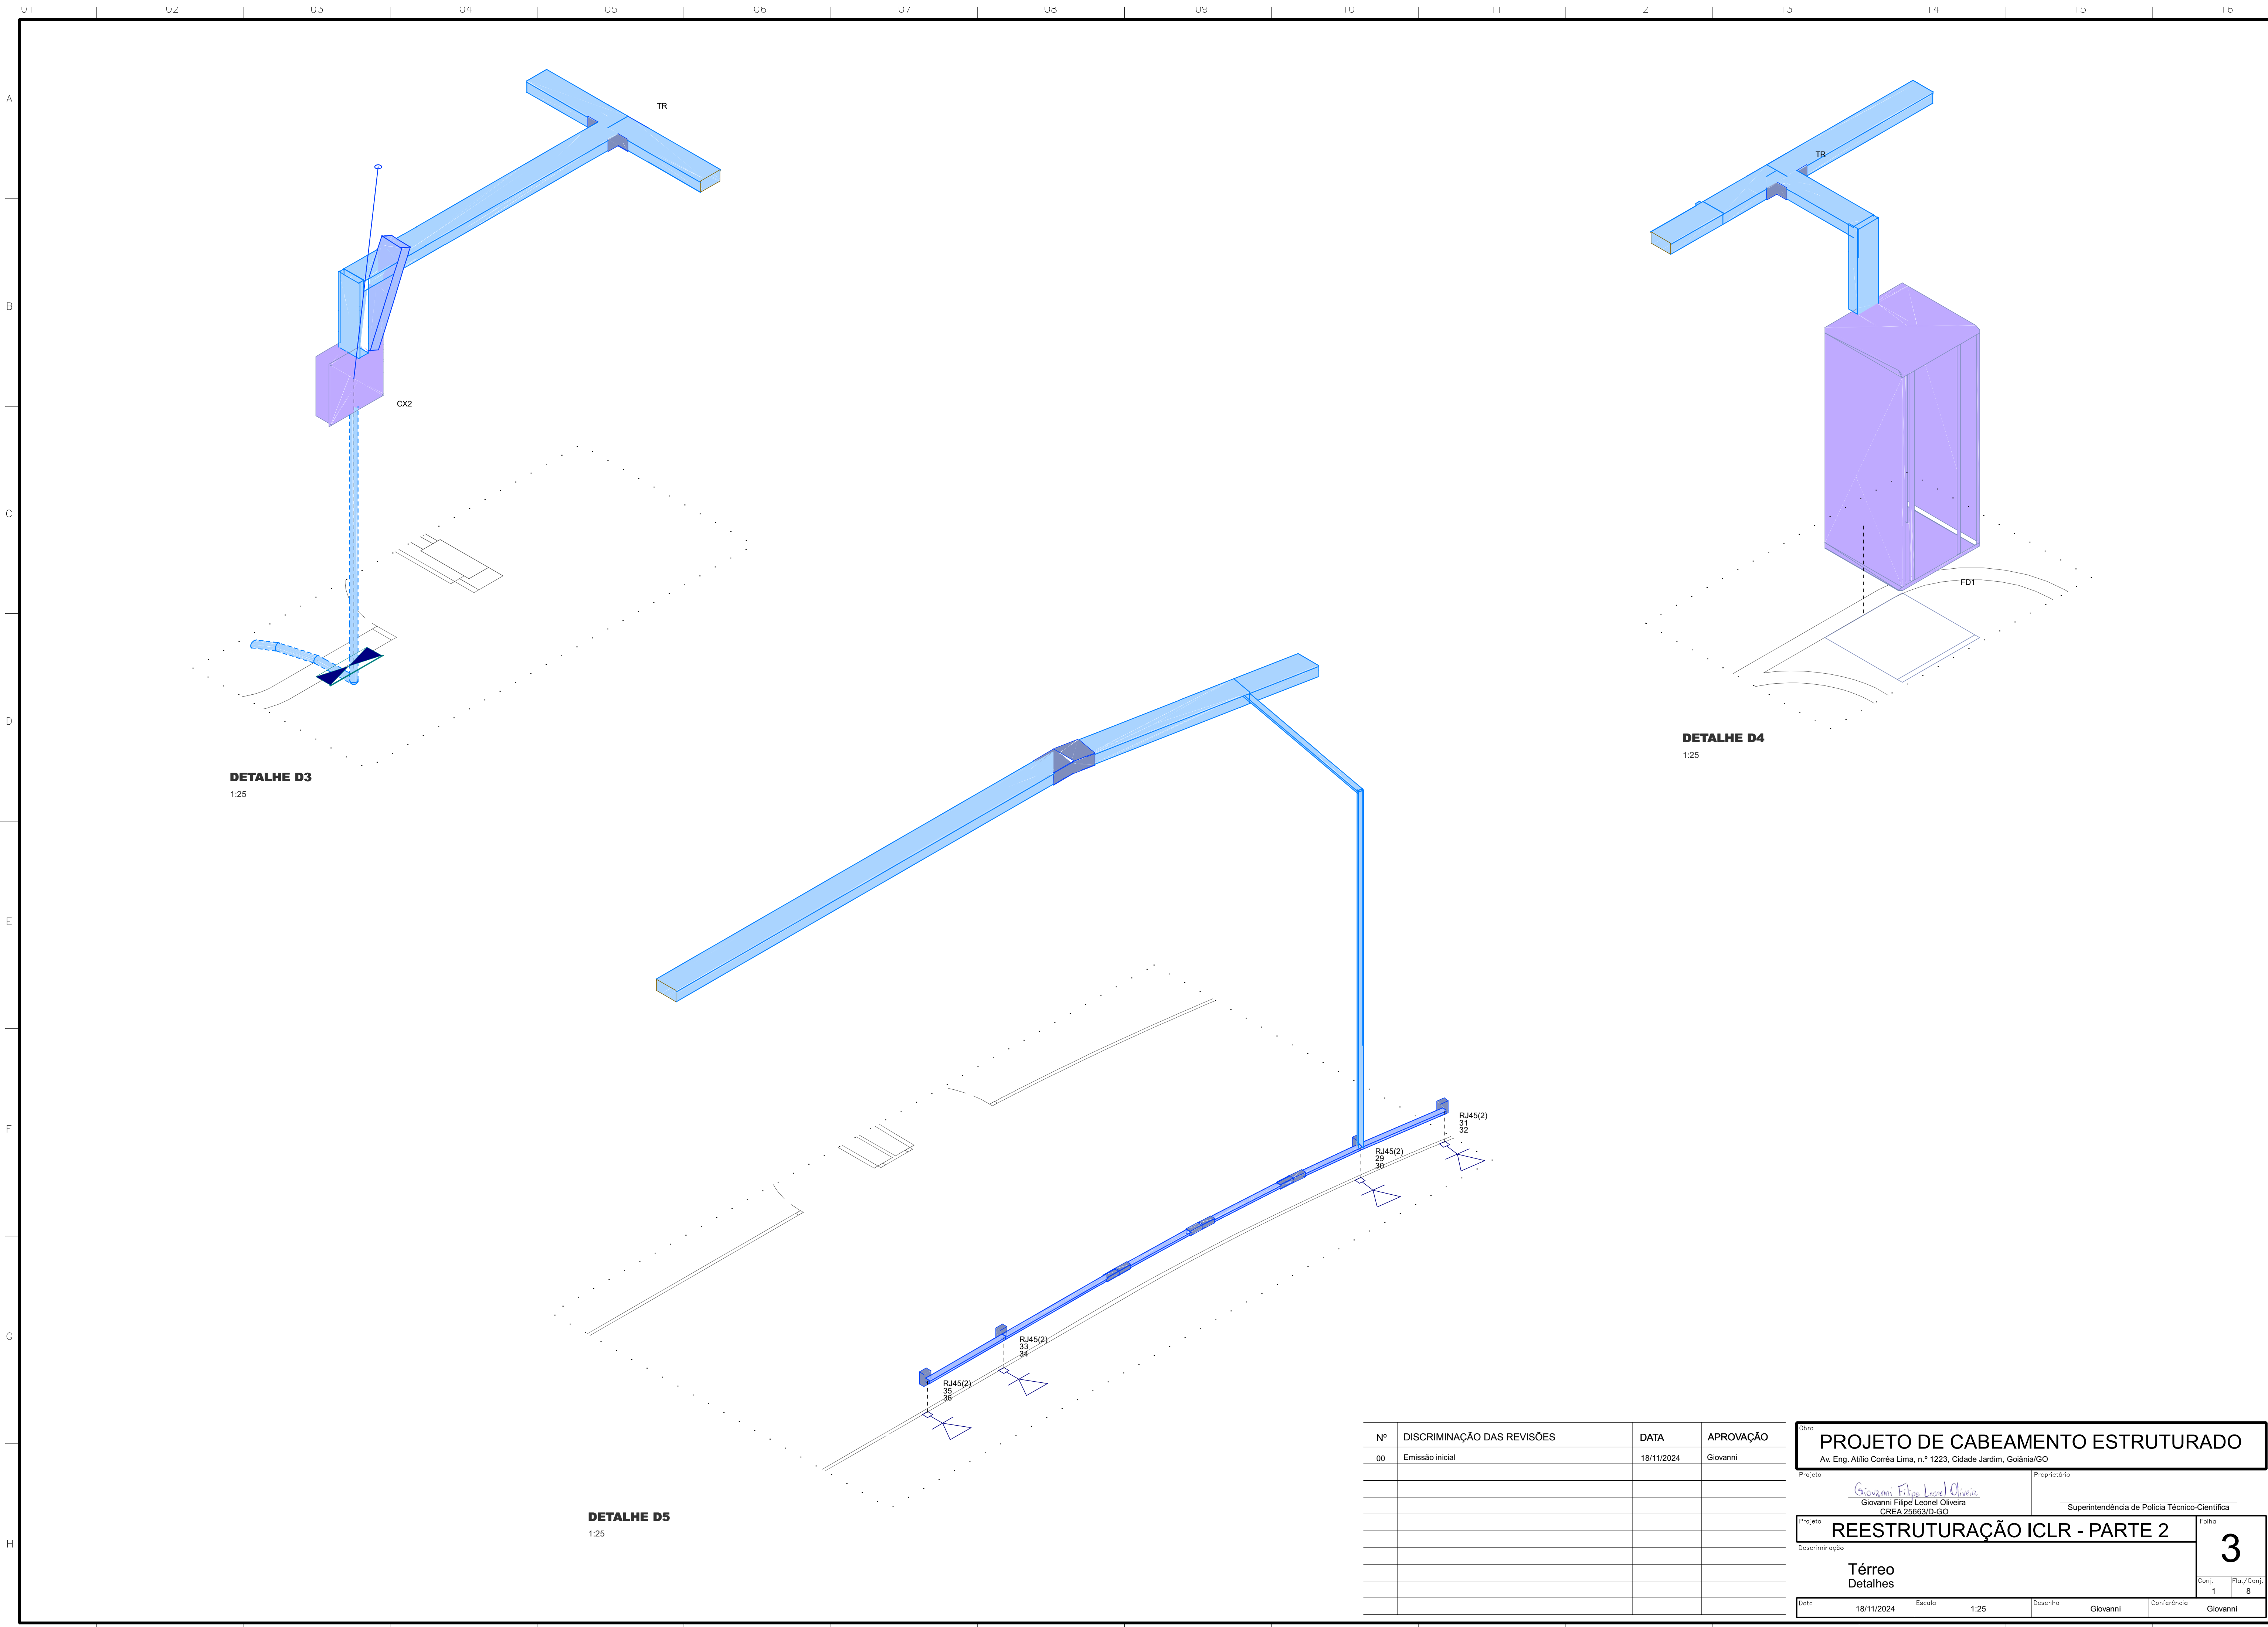


DETALHE D3
1:25


DETALHE D4
1:25


DETALHE D5
1:25

Nº	DISCRIMINAÇÃO DAS REVISÕES	DATA	APROVAÇÃO
00	Emissão inicial	18/11/2024	Giovanni

Obra	
PROJETO DE CABEAMENTO ESTRUTURADO	
Av. Eng. Atílio Corrêa Lima, n.º 1223, Cidade Jardim, Goiânia/GO	
Projeto	Proprietário
Giovanni Filipe Leonel Oliveira Giovanni Filipe Leonel Oliveira CREA 25863/D-GO	Superintendência de Polícia Técnico-Científica
Projeto	
REESTRUTURAÇÃO ICLR - PARTE 2	
Descrição	
Térreo Detalhes	
Data	18/11/2024
Escala	1:25
Desenho	Giovanni
Conferência	Giovanni
Folha	3
Conj.	1
Fol./Conj.	8

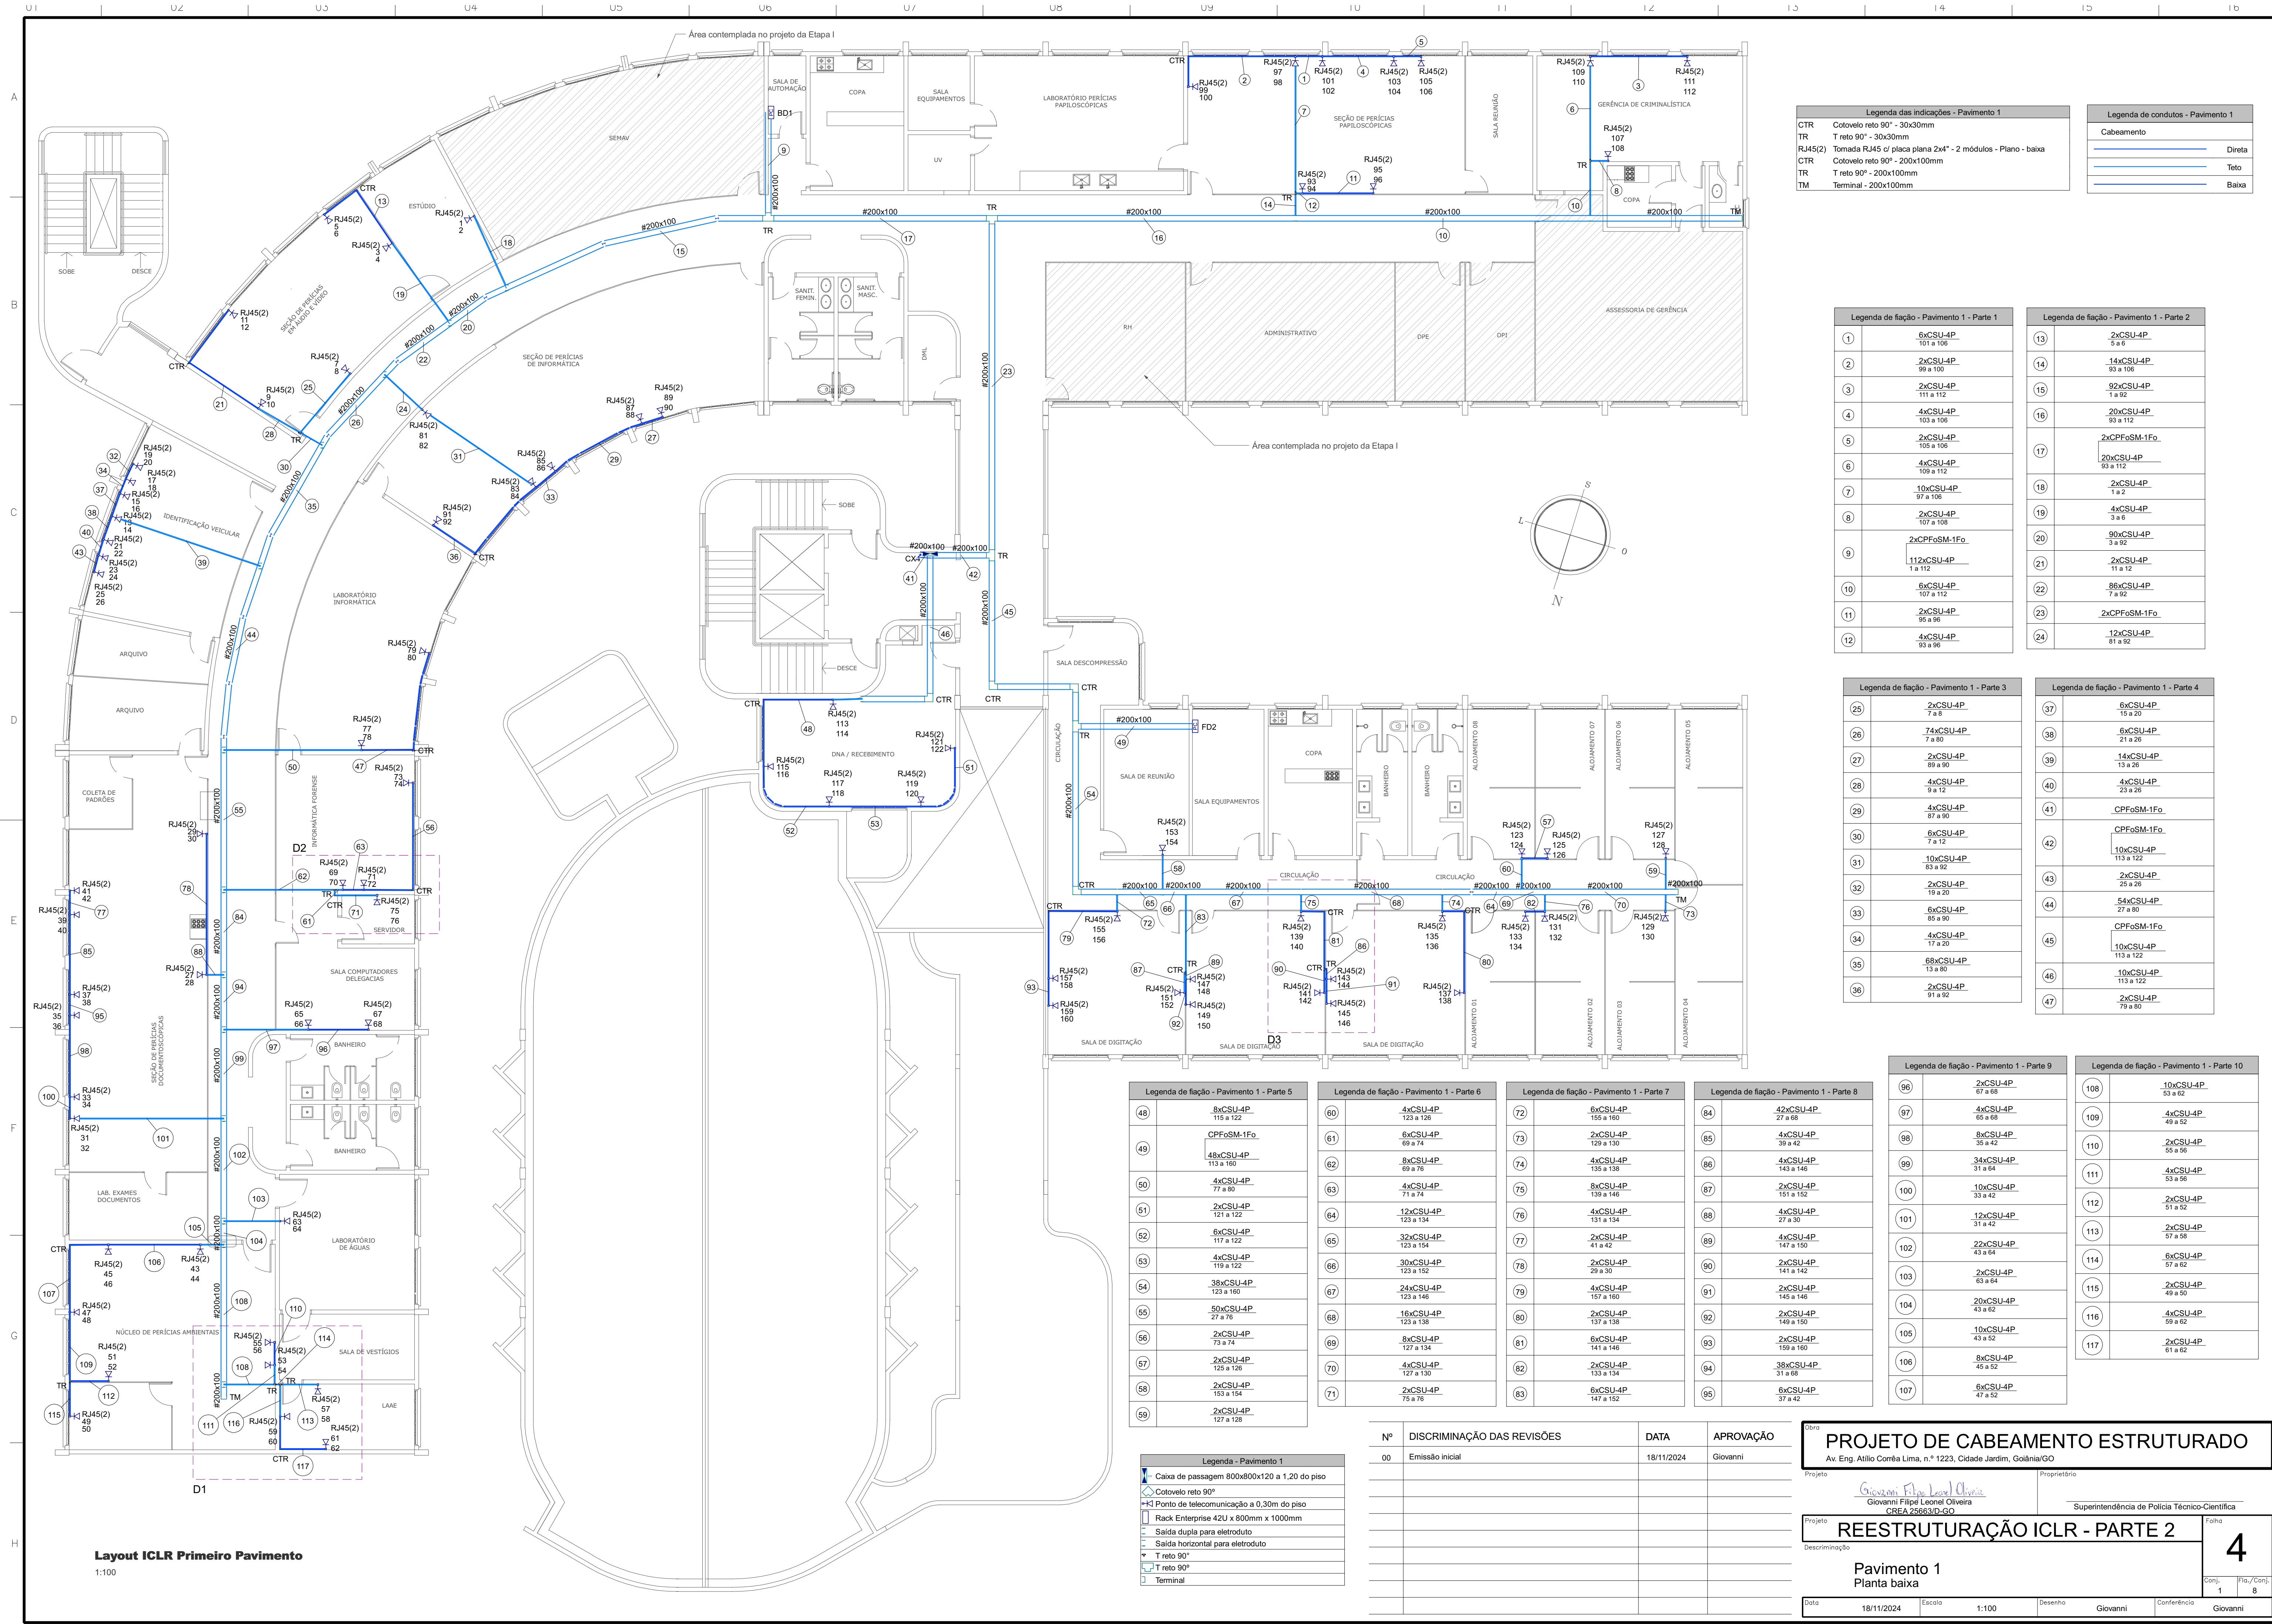

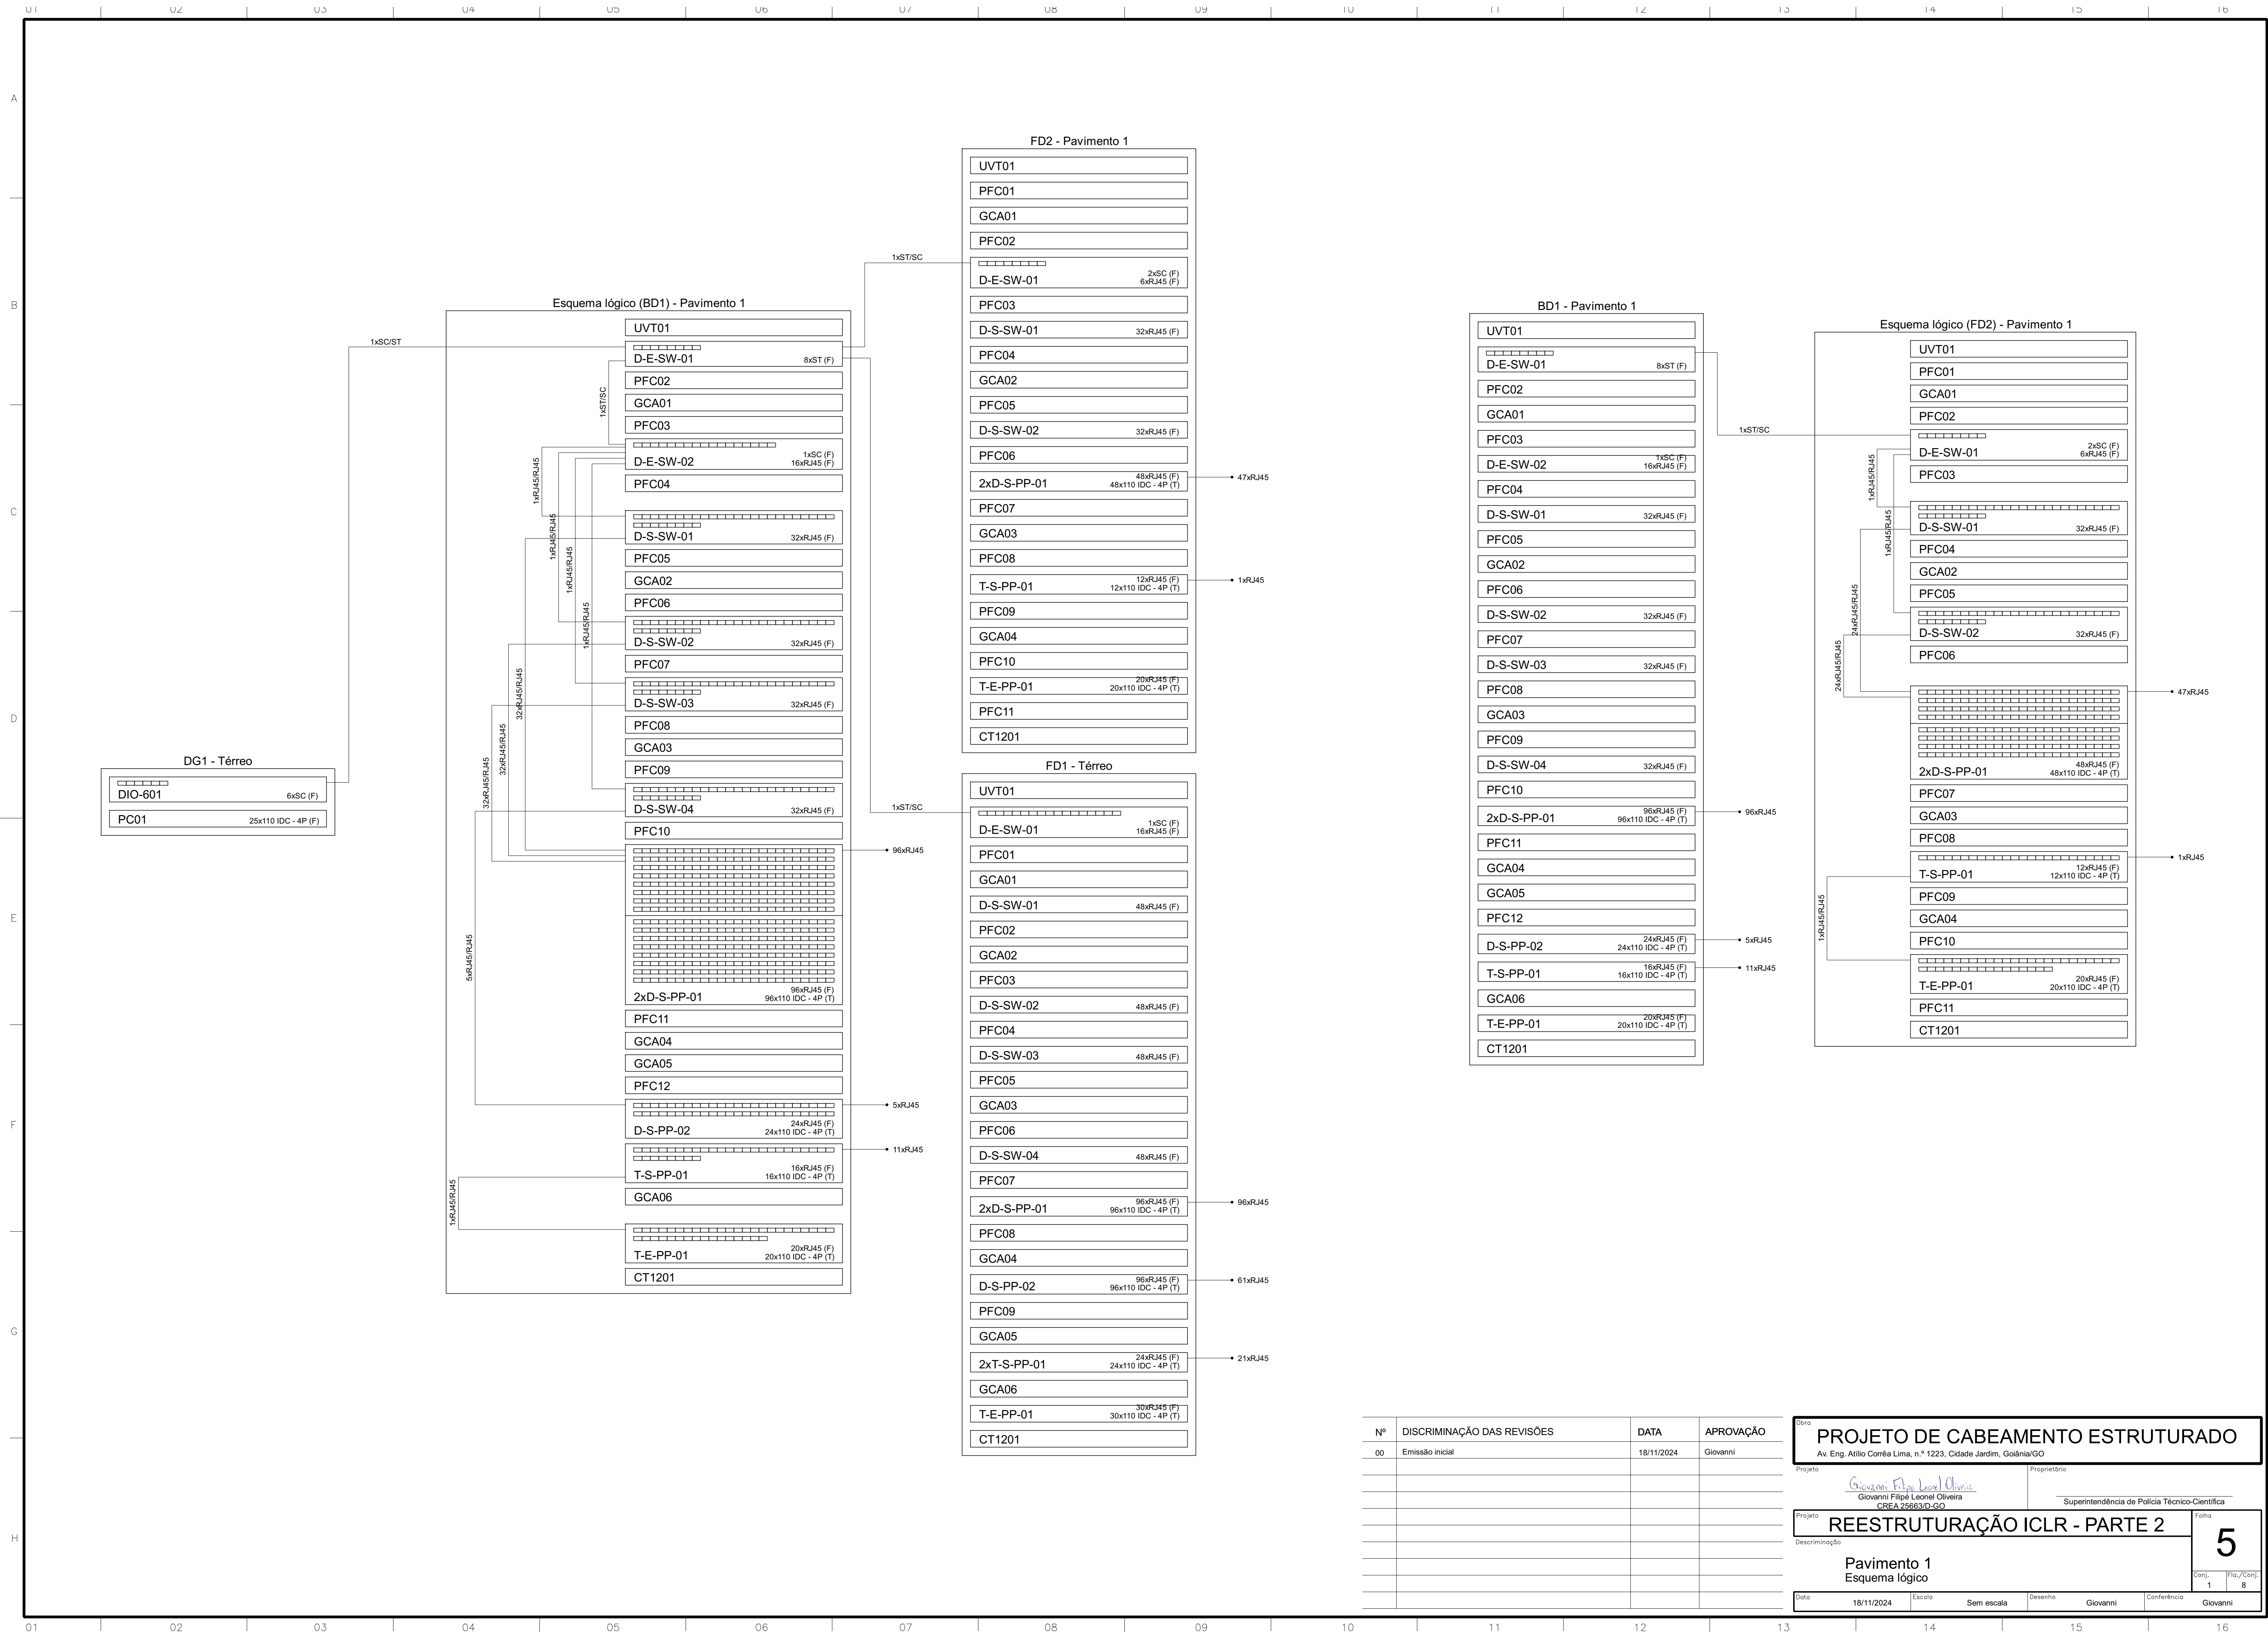


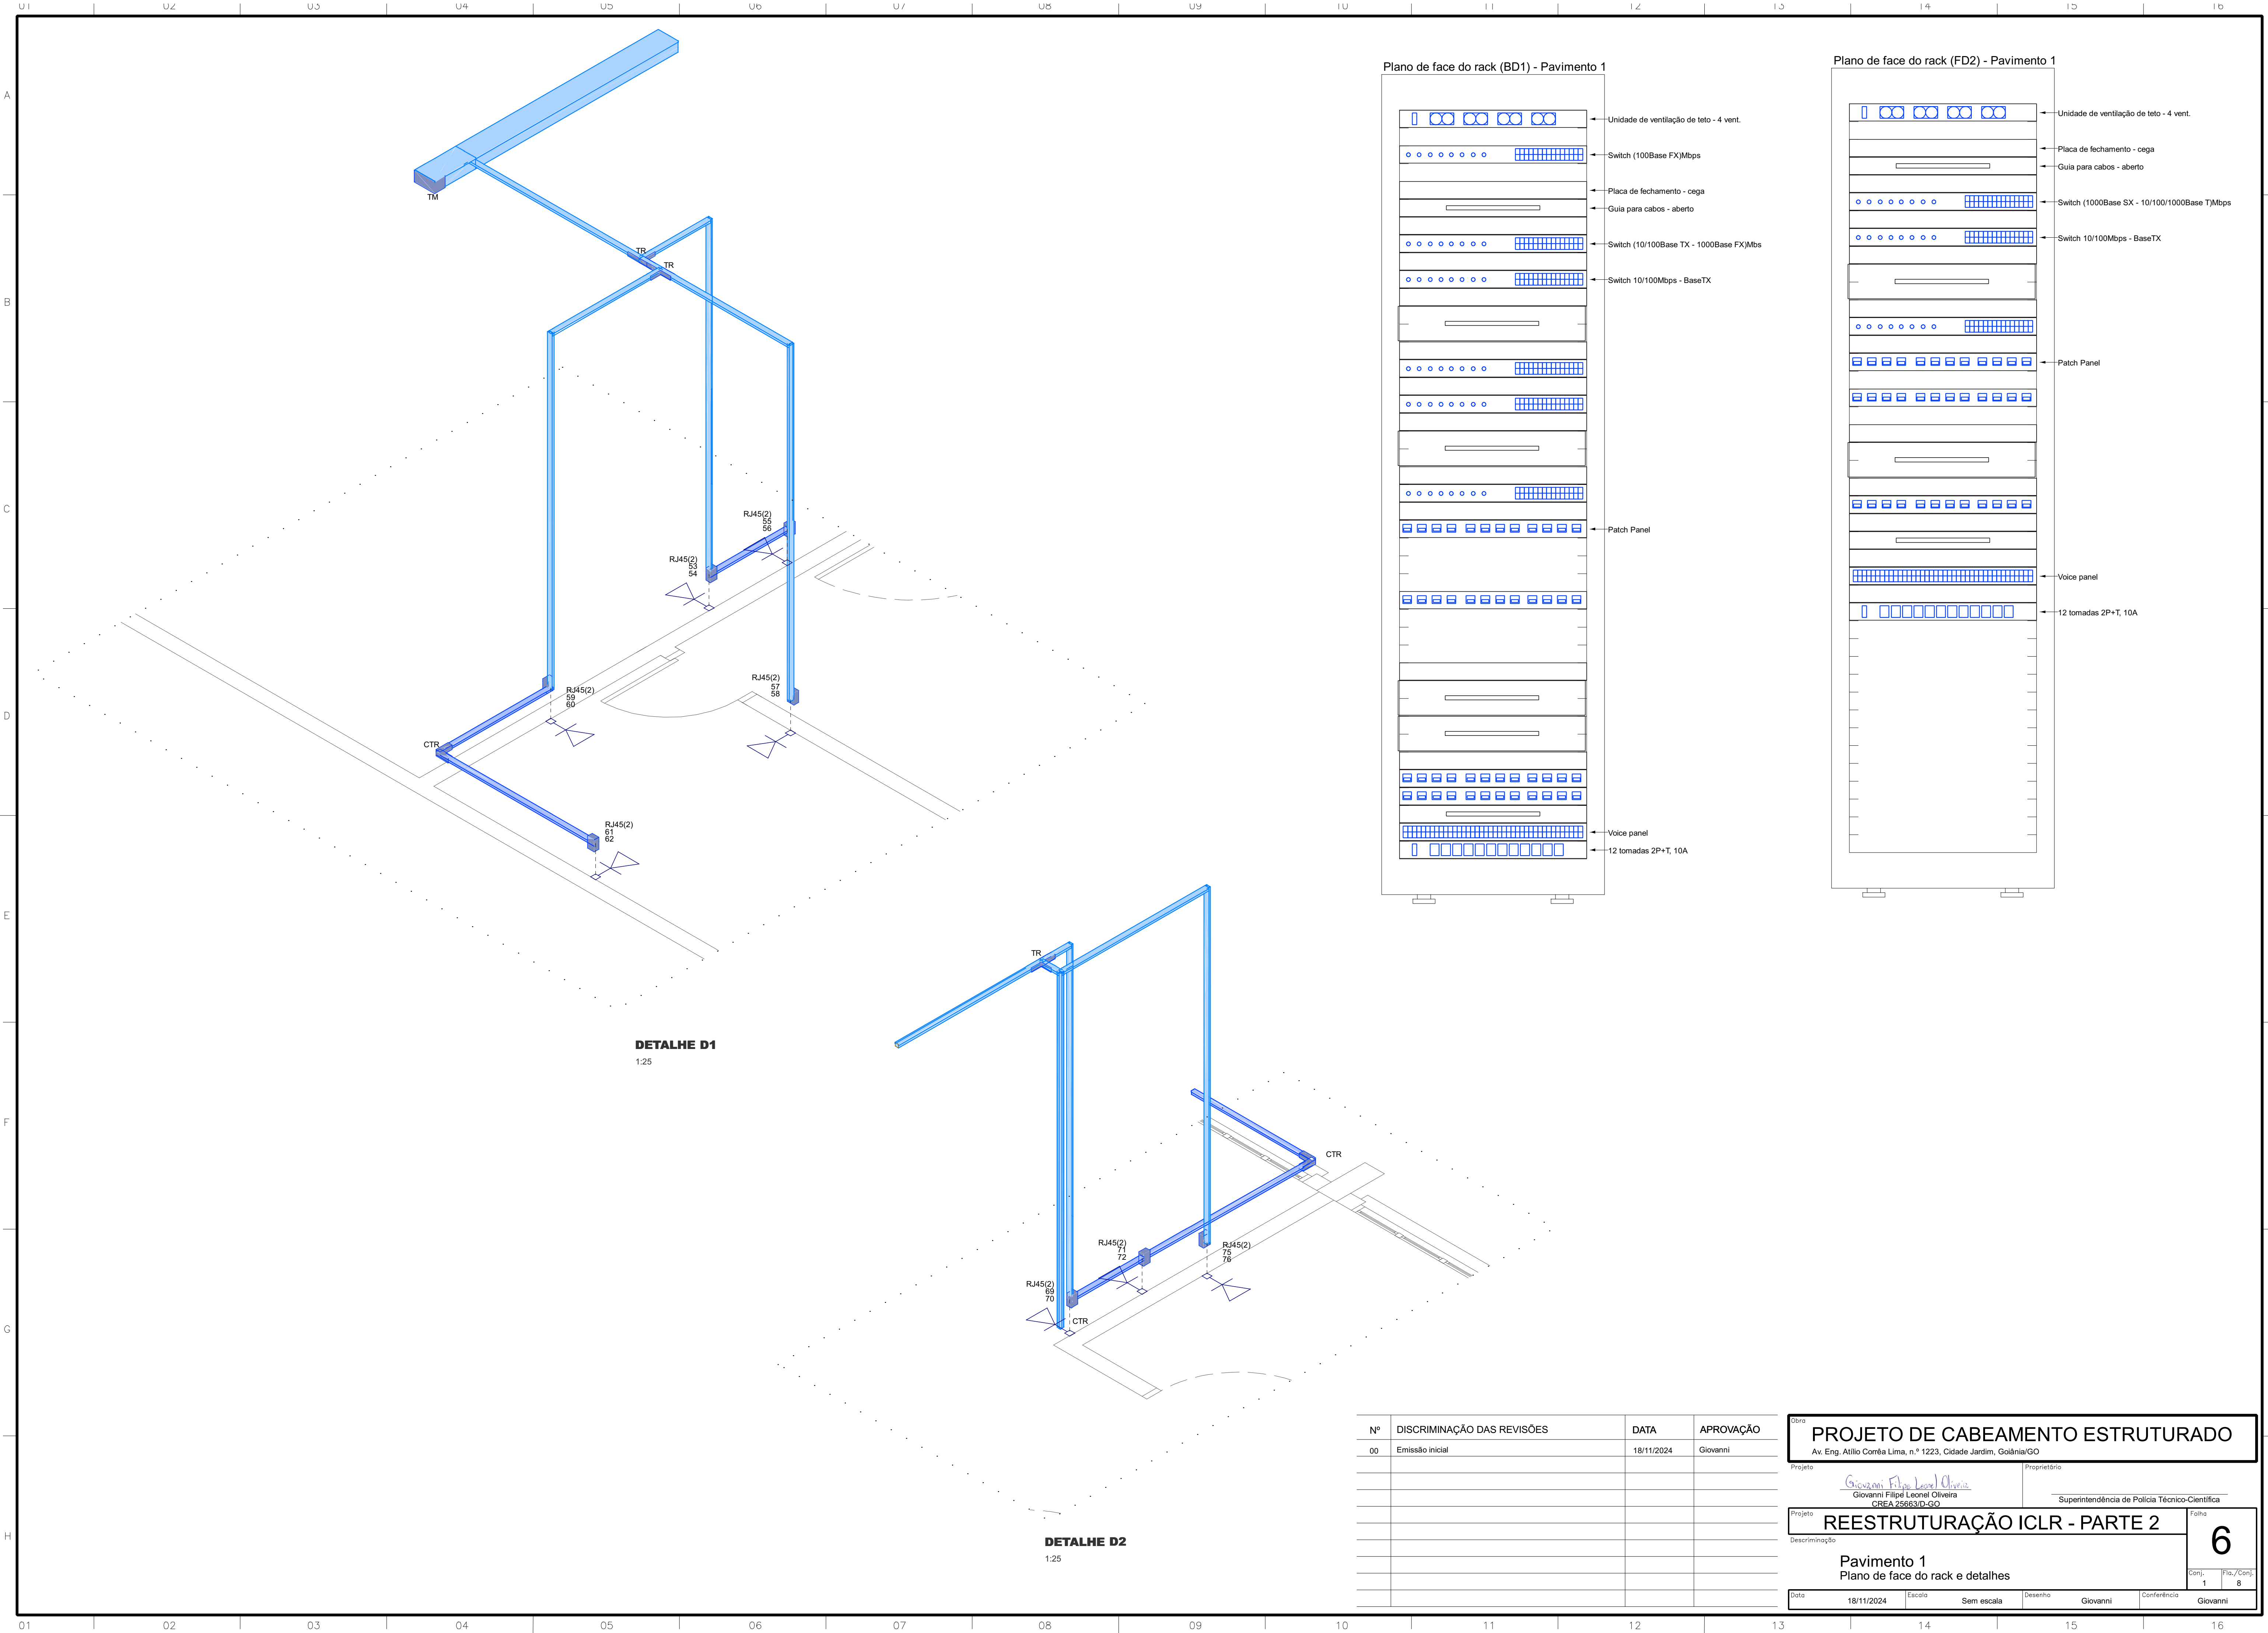


DETALHE D1
1:25

DETALHE D2
1:25

Plano de face do rack (BD1) - Pavimento 1

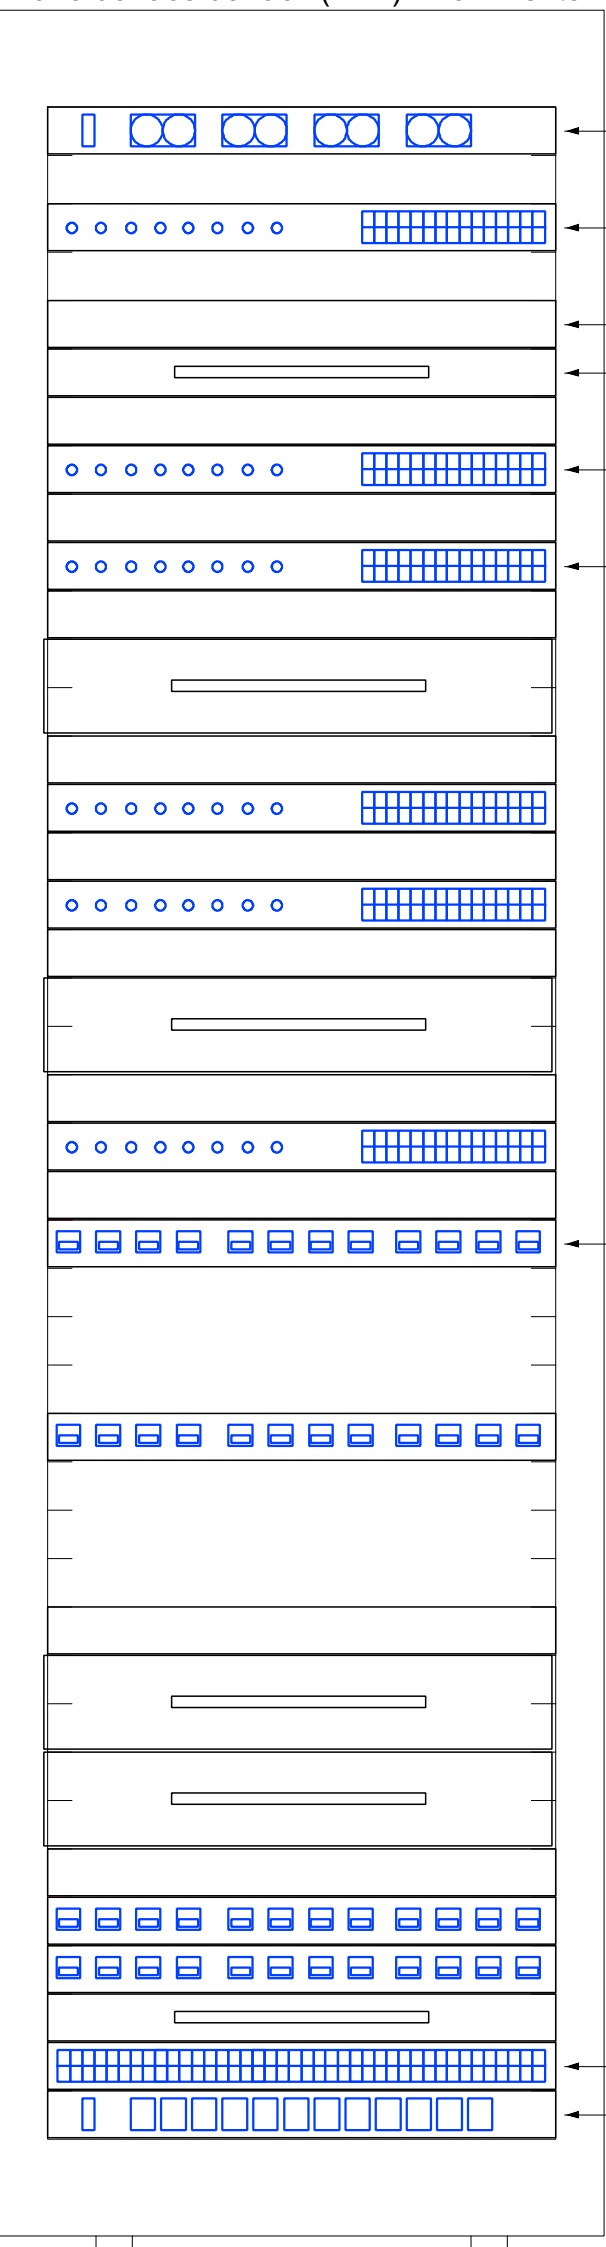

Plano de face do rack (FD2) - Pavimento 1

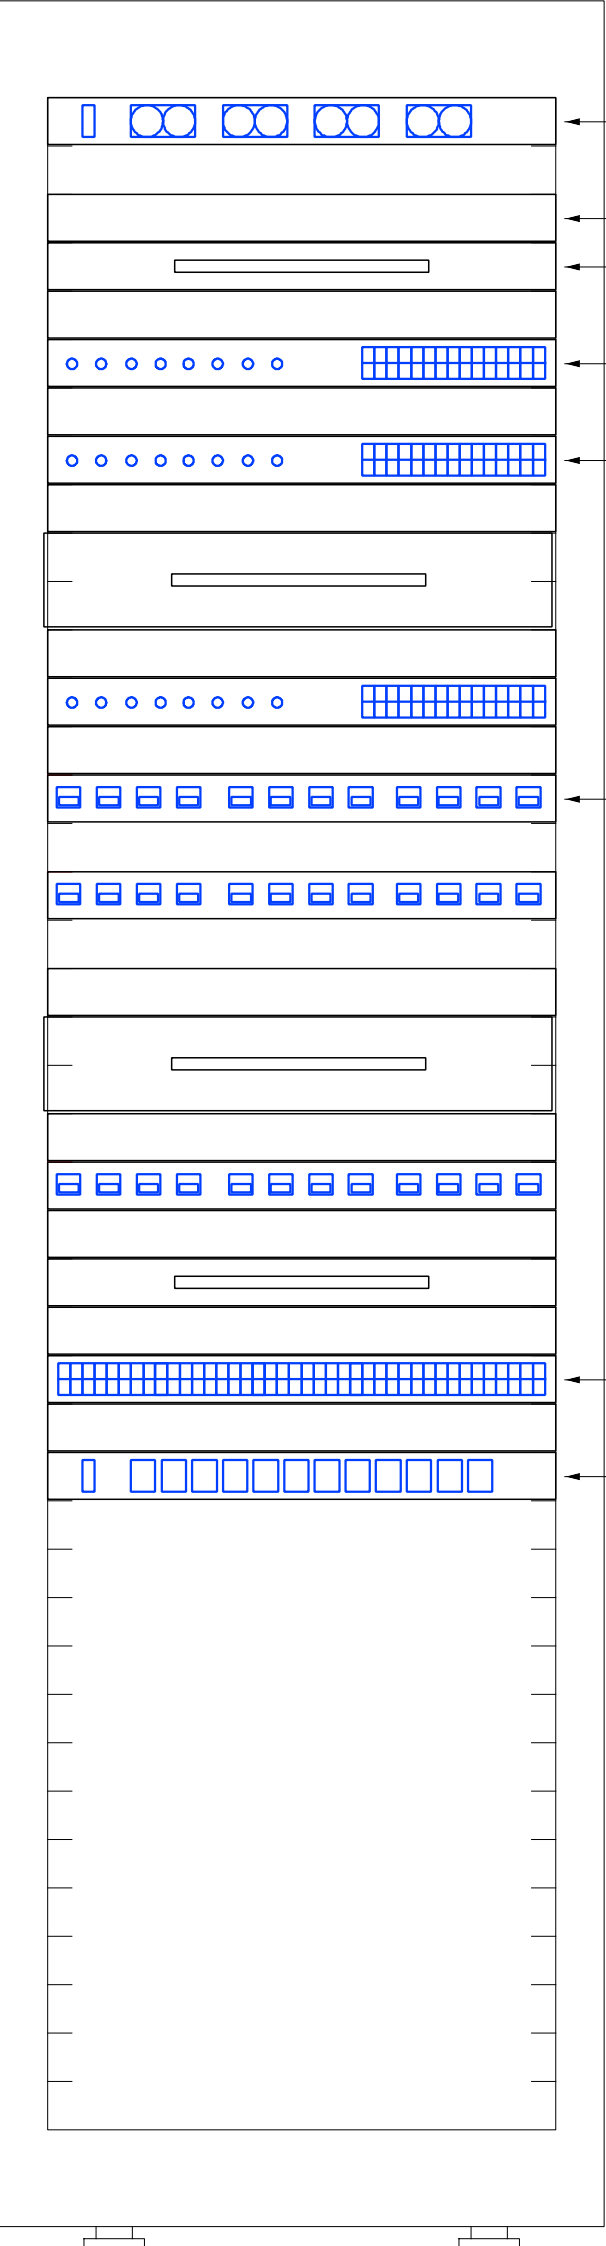

Nº	DISCRIMINAÇÃO DAS REVISÕES	DATA	APROVAÇÃO
00	Emissão inicial	18/11/2024	Giovanni

Obra

PROJETO DE CABEAMENTO ESTRUTURADO

Av. Eng. Atílio Corrêa Lima, n.º 1223, Cidade Jardim, Goiânia/GO

Projeto

Giovanni Filipe Leonel Oliveira
Giovanni Filipe Leonel Oliveira
CREA 25863/D-GO

Proprietário

Superintendência de Polícia Técnico-Científica

Projeto

REESTRUTURAÇÃO ICLR - PARTE 2

Descrição

Pavimento 1
Plano de face do rack e detalhes

Com: 1

Folha/Com: 8

6

Data

18/11/2024

Escala


Sem escala

Desenho

Giovanni


Conferência

Giovanni

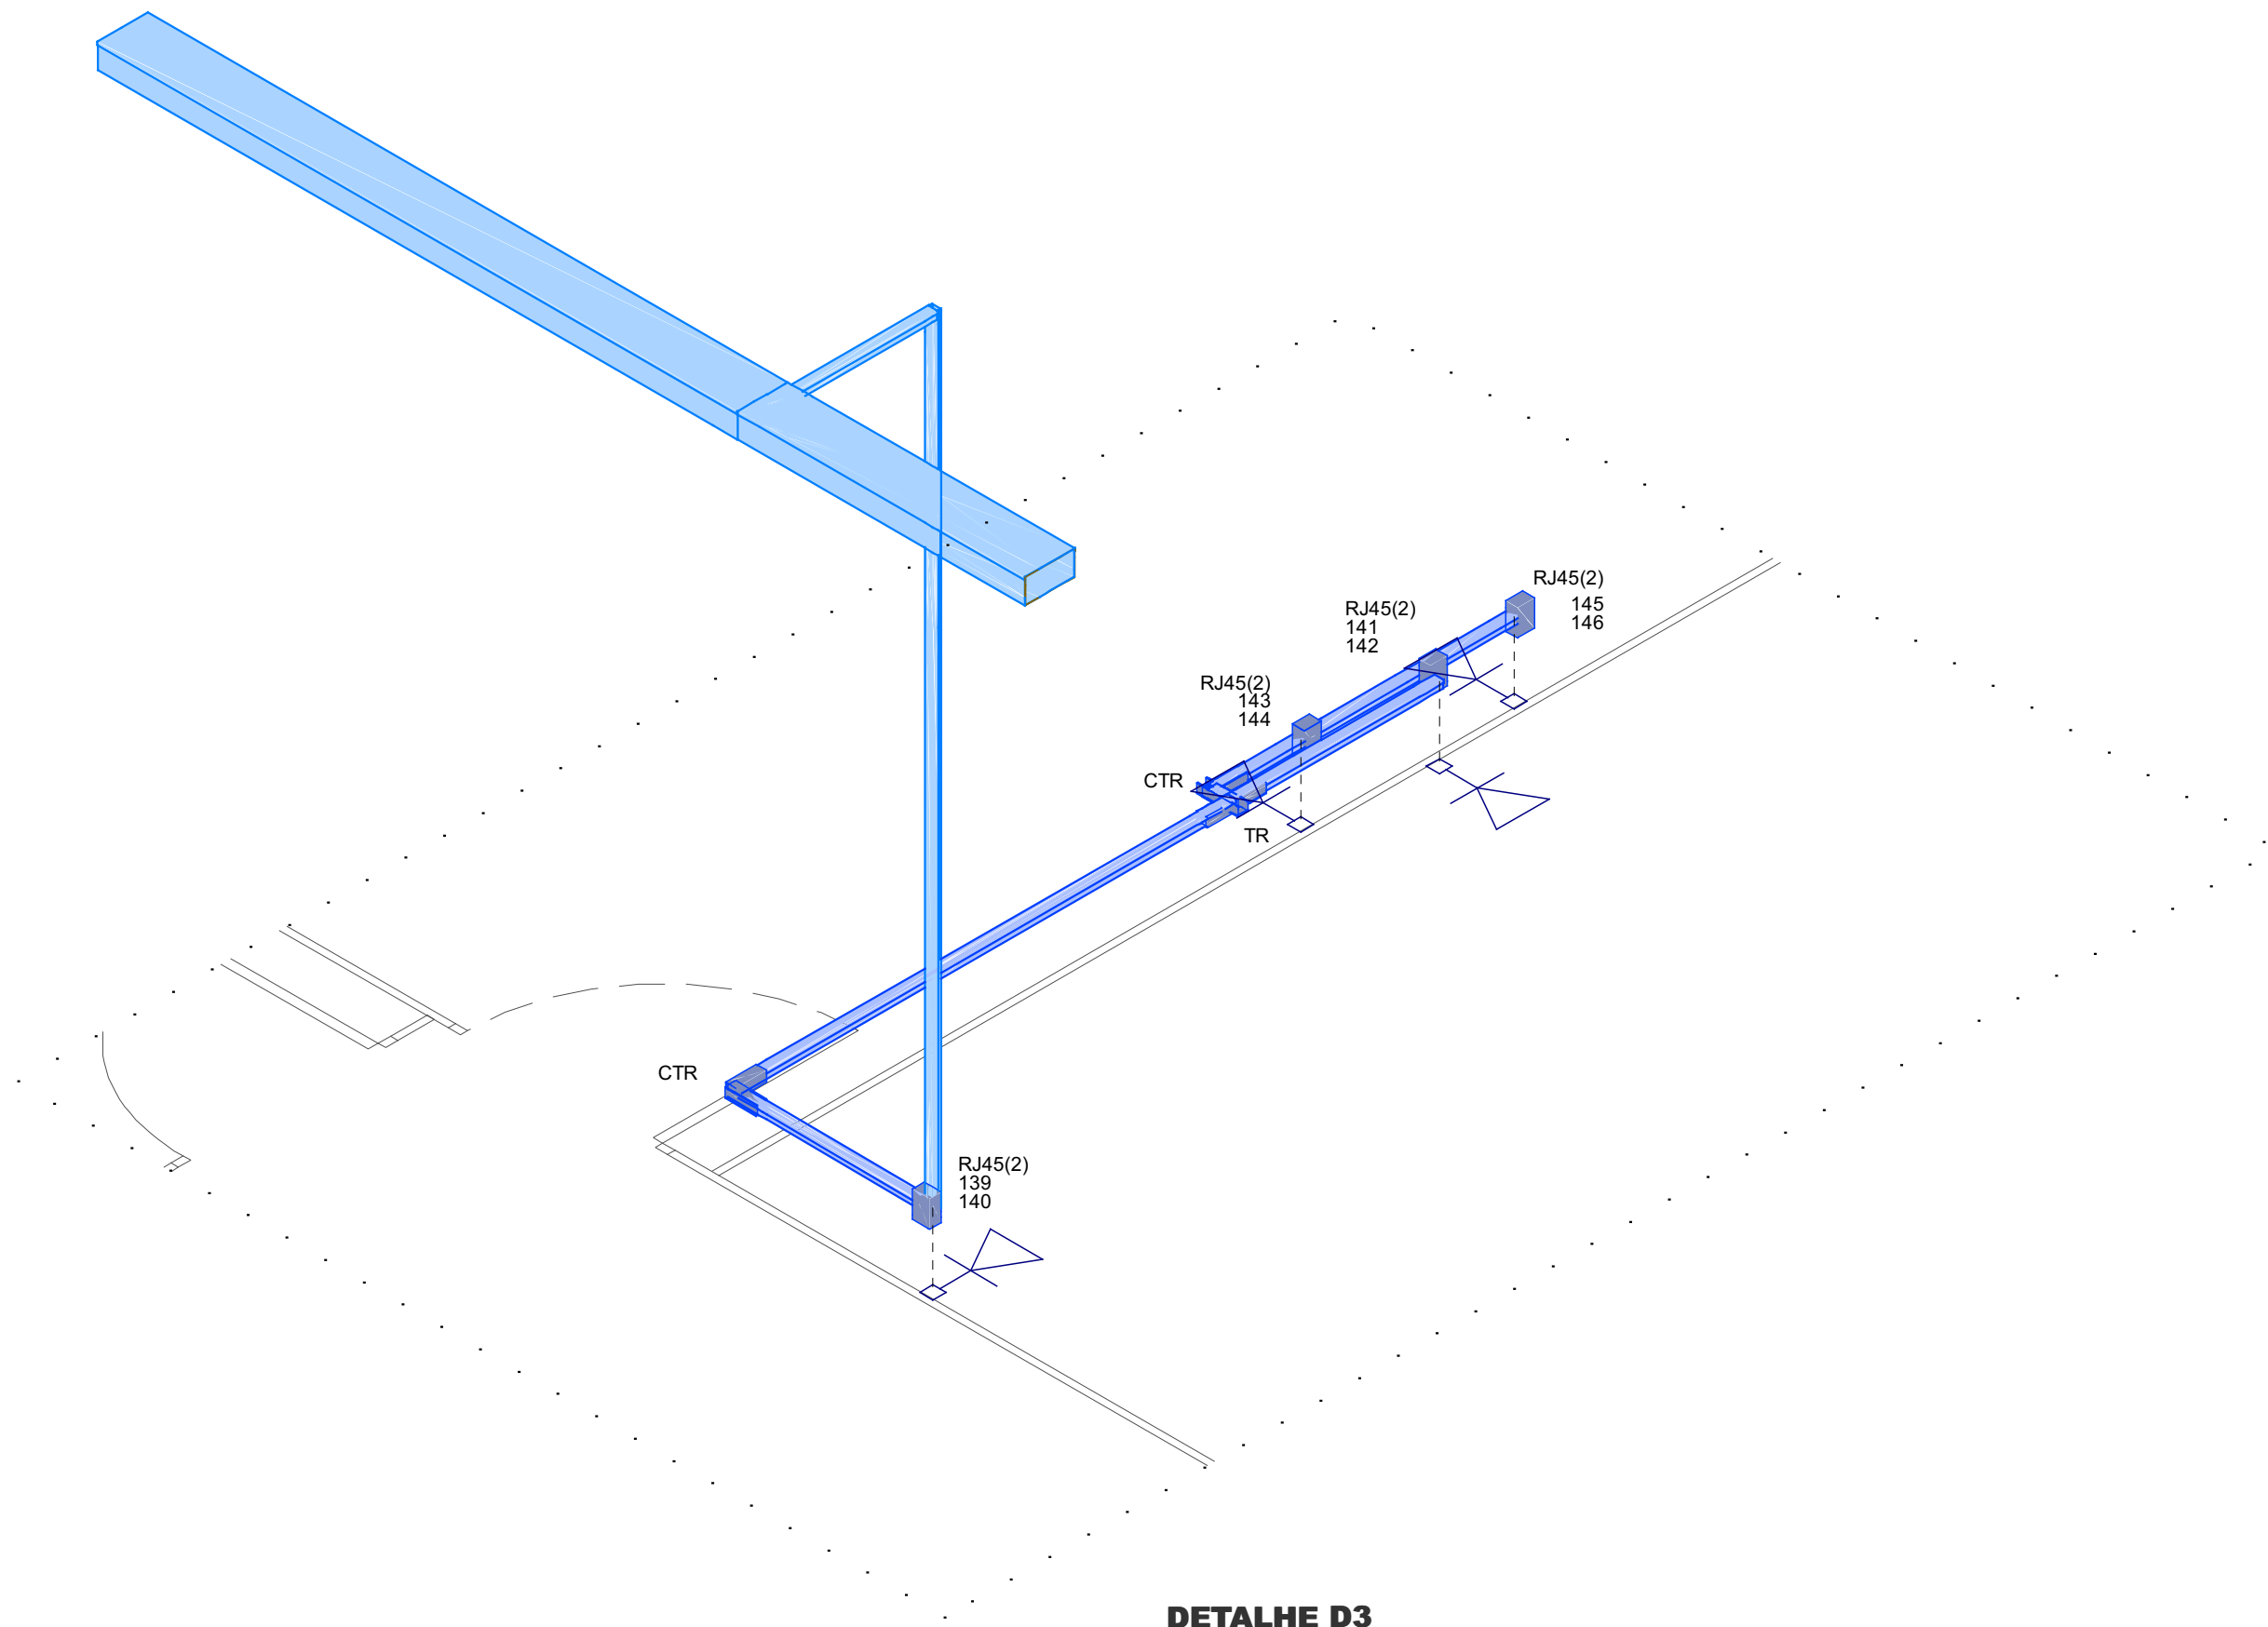

DETALHE D3
1:25


Esquema vertical de cabeamento
(sem escala)

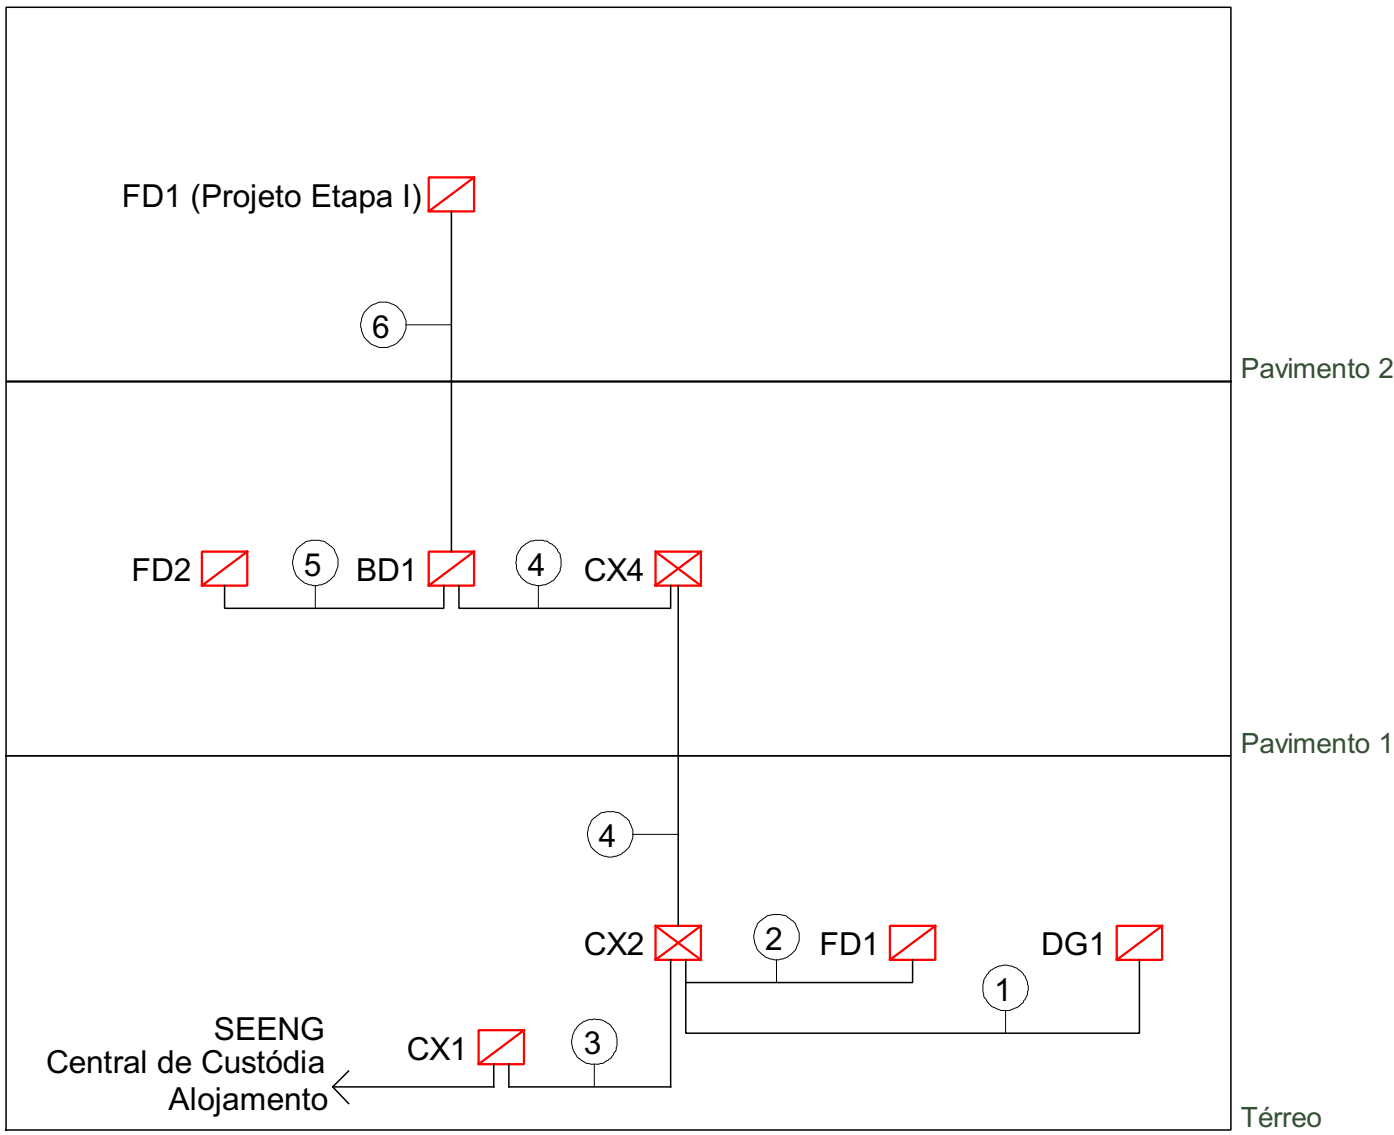

Legenda de fiação		
①	1xCPFoSM-1Fo	
	3xCTP-APL-50-10P	2xØ2" + 1xØ1.1/2"
	1xCI-50-20P	
	3xCI-50-50P	
②	1xCPFoSM-1Fo	
	1xCI-50-50P	#200x100
③	3xCPFoSM-1Fo	
	3xCTP-APL-50-10P	Ø2"
	5xCPFoSM-1Fo	
④	1xCI-50-20P	#200x100
	2xCI-50-50P	
⑤	1xCPFoSM-1Fo	
	1xCI-50-20P	#200x100
⑥	1xCPFoSM-1Fo	
	1xCI-50-50P	#200x100

Nº	DISCRIMINAÇÃO DAS REVISÕES	DATA	APROVAÇÃO
00	Emissão inicial	18/11/2024	Giovanni

Obra			
PROJETO DE CABEAMENTO ESTRUTURADO			
Av. Eng. Atílio Corrêa Lima, n.º 1223, Cidade Jardim, Goiânia/GO			
Projeto	Proprietário		
Giovanni Filipe Leonel Oliveira Giovanni Filipe Leonel Oliveira CREA 25863/D-GO		Superintendência de Polícia Técnico-Científica	
Projeto			Folha
REESTRUTURAÇÃO ICLR - PARTE 2			7
Descrição			
Pavimento 1 Detalhes e Esquema vertical de cabeamento			
Com: 1	Fis./Con: 8		
Data	18/11/2024	Escala	Sem escala
Desenho	Giovanni	Conferência	Giovanni

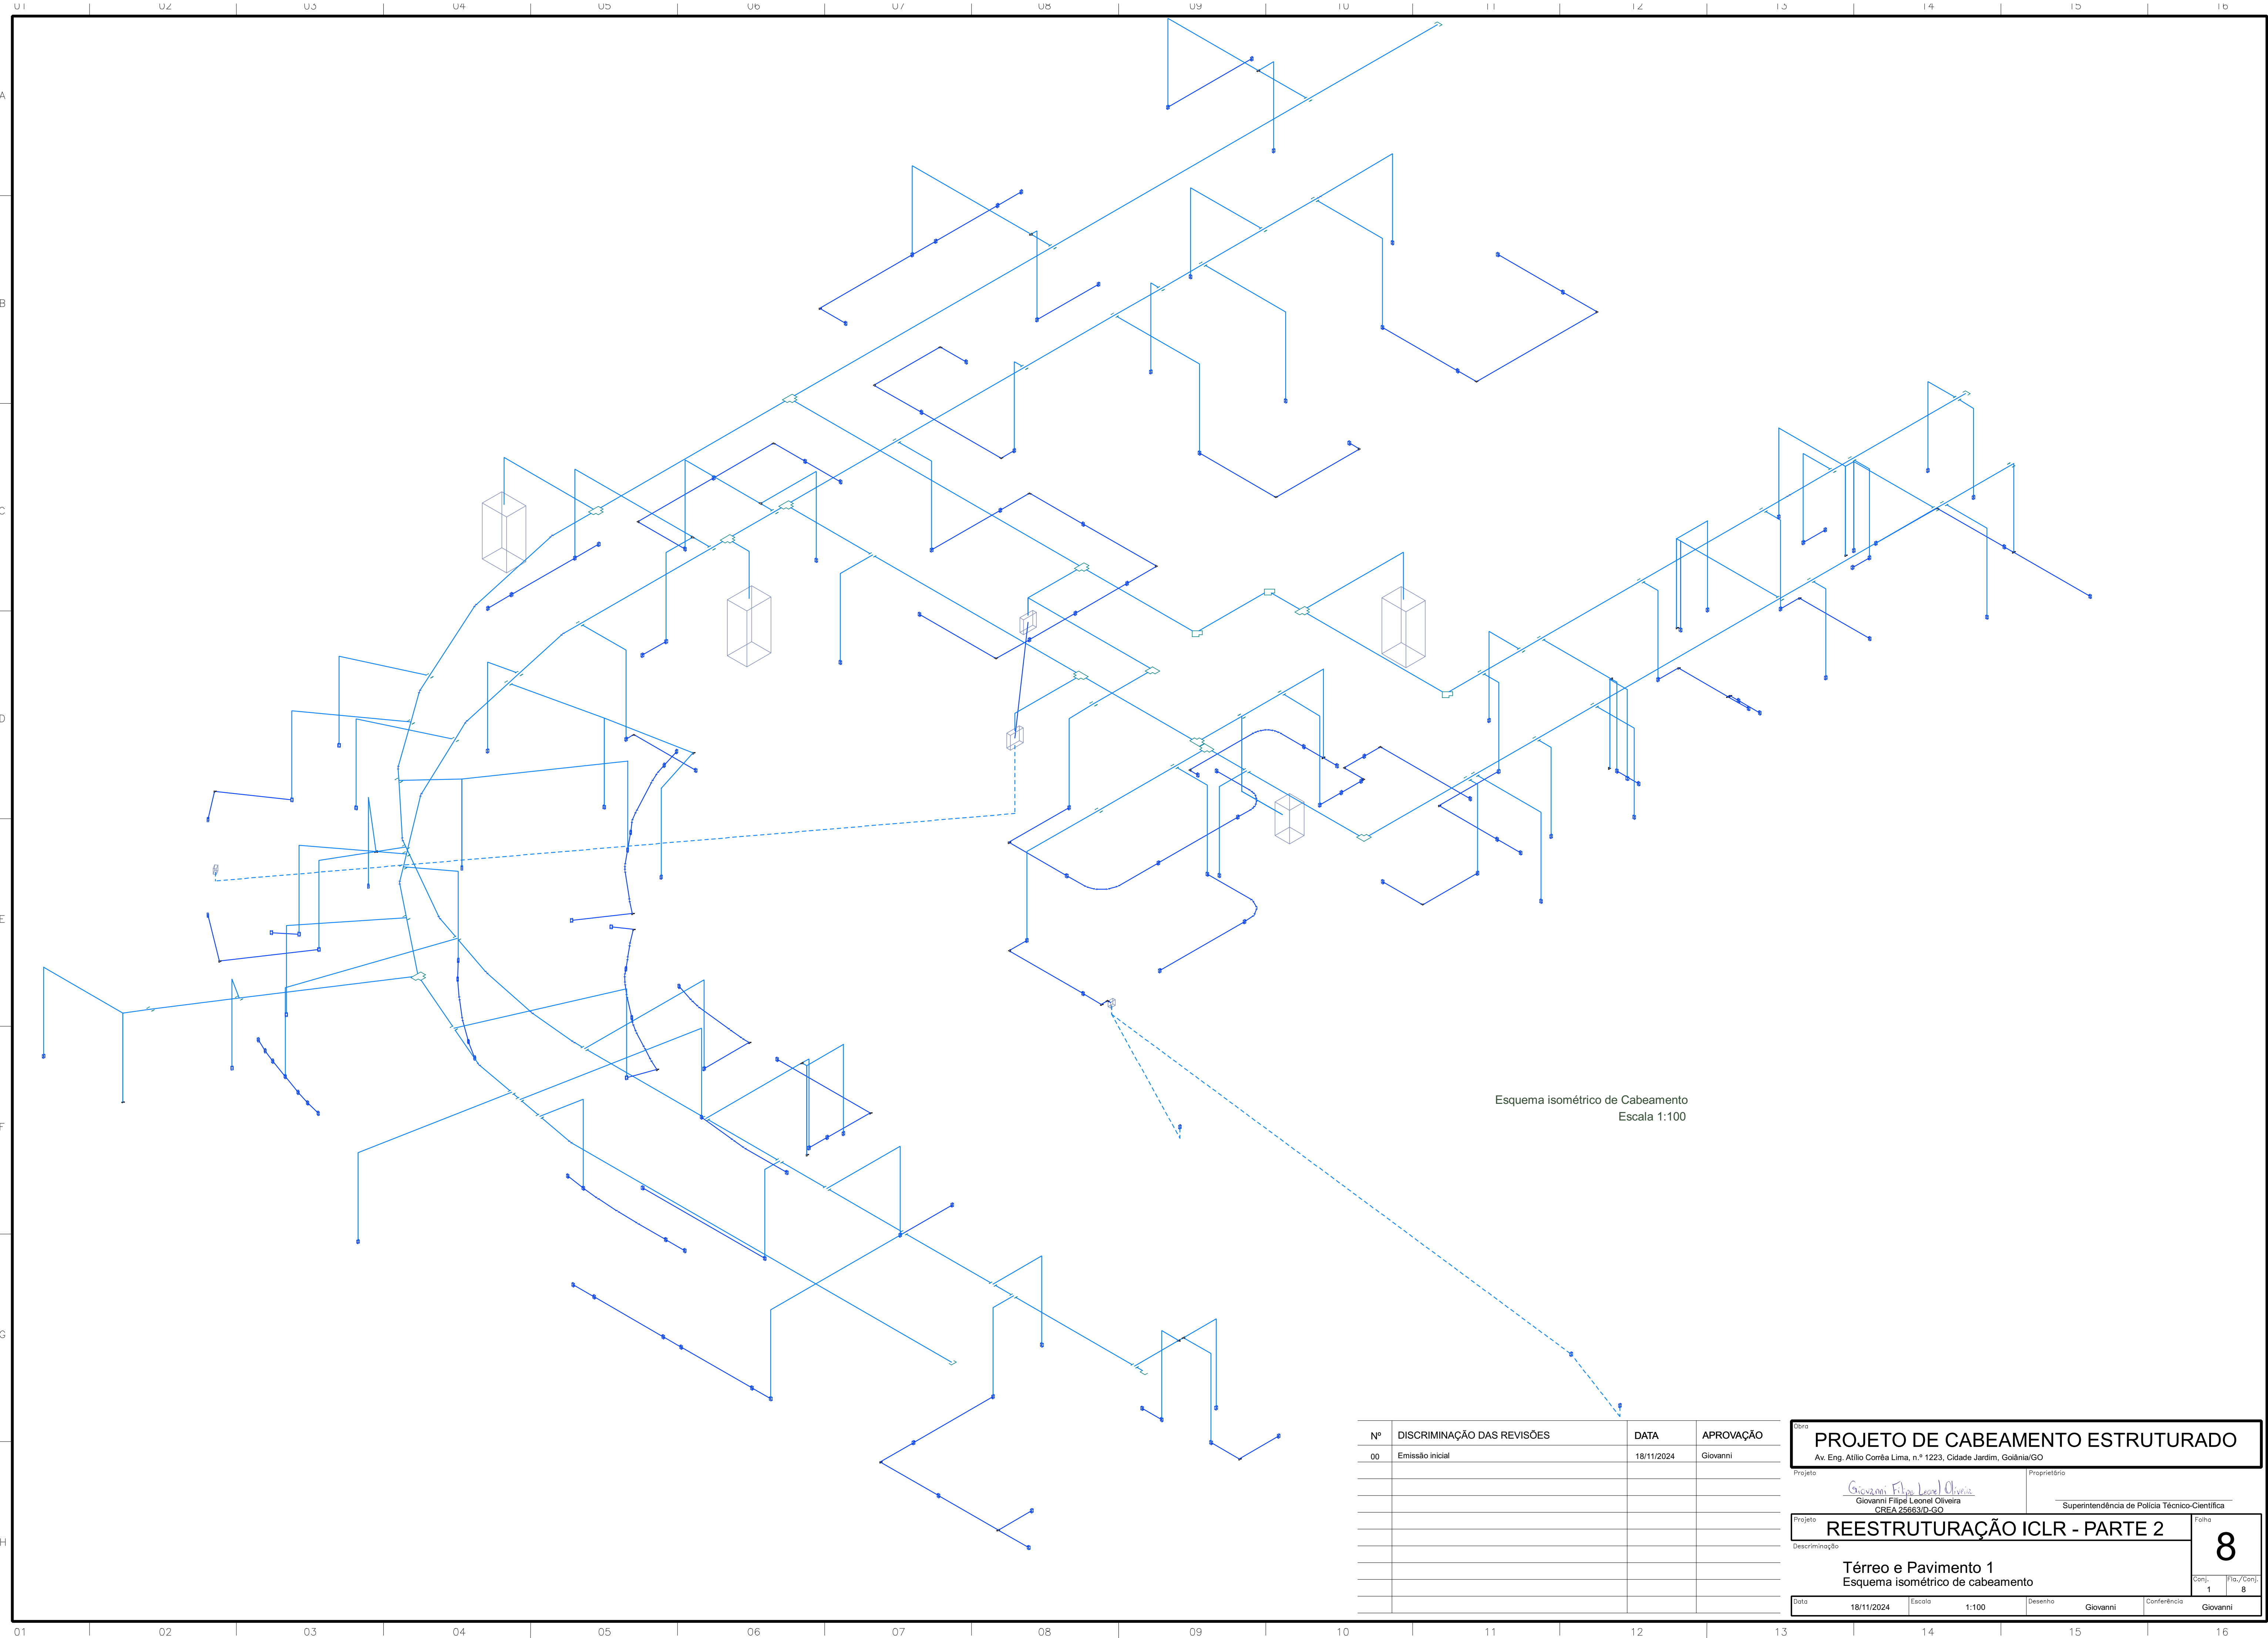

Nº	DISCRIMINAÇÃO DAS REVISÕES	DATA	APROVAÇÃO
00	Emissão inicial	18/11/2024	Giovanni

Obra			
PROJETO DE CABEAMENTO ESTRUTURADO			
Av. Eng. Atílio Corrêa Lima, n.º 1223, Cidade Jardim, Goiânia/GO			
Projeto		Proprietário	
Giovanni Filipe Leonel Oliveira CREA 25863/D-GO		Superintendência de Polícia Técnico-Científica	
Projeto			Folha
REESTRUTURAÇÃO ICLR - PARTE 2			8
Descrição			Com. / Fol. / Con.
Térreo e Pavimento 1 Esquema isométrico de cabeamento			1 / 8
Data	18/11/2024	Escala	1:100
Desenho	Giovanni	Conferência	Giovanni