



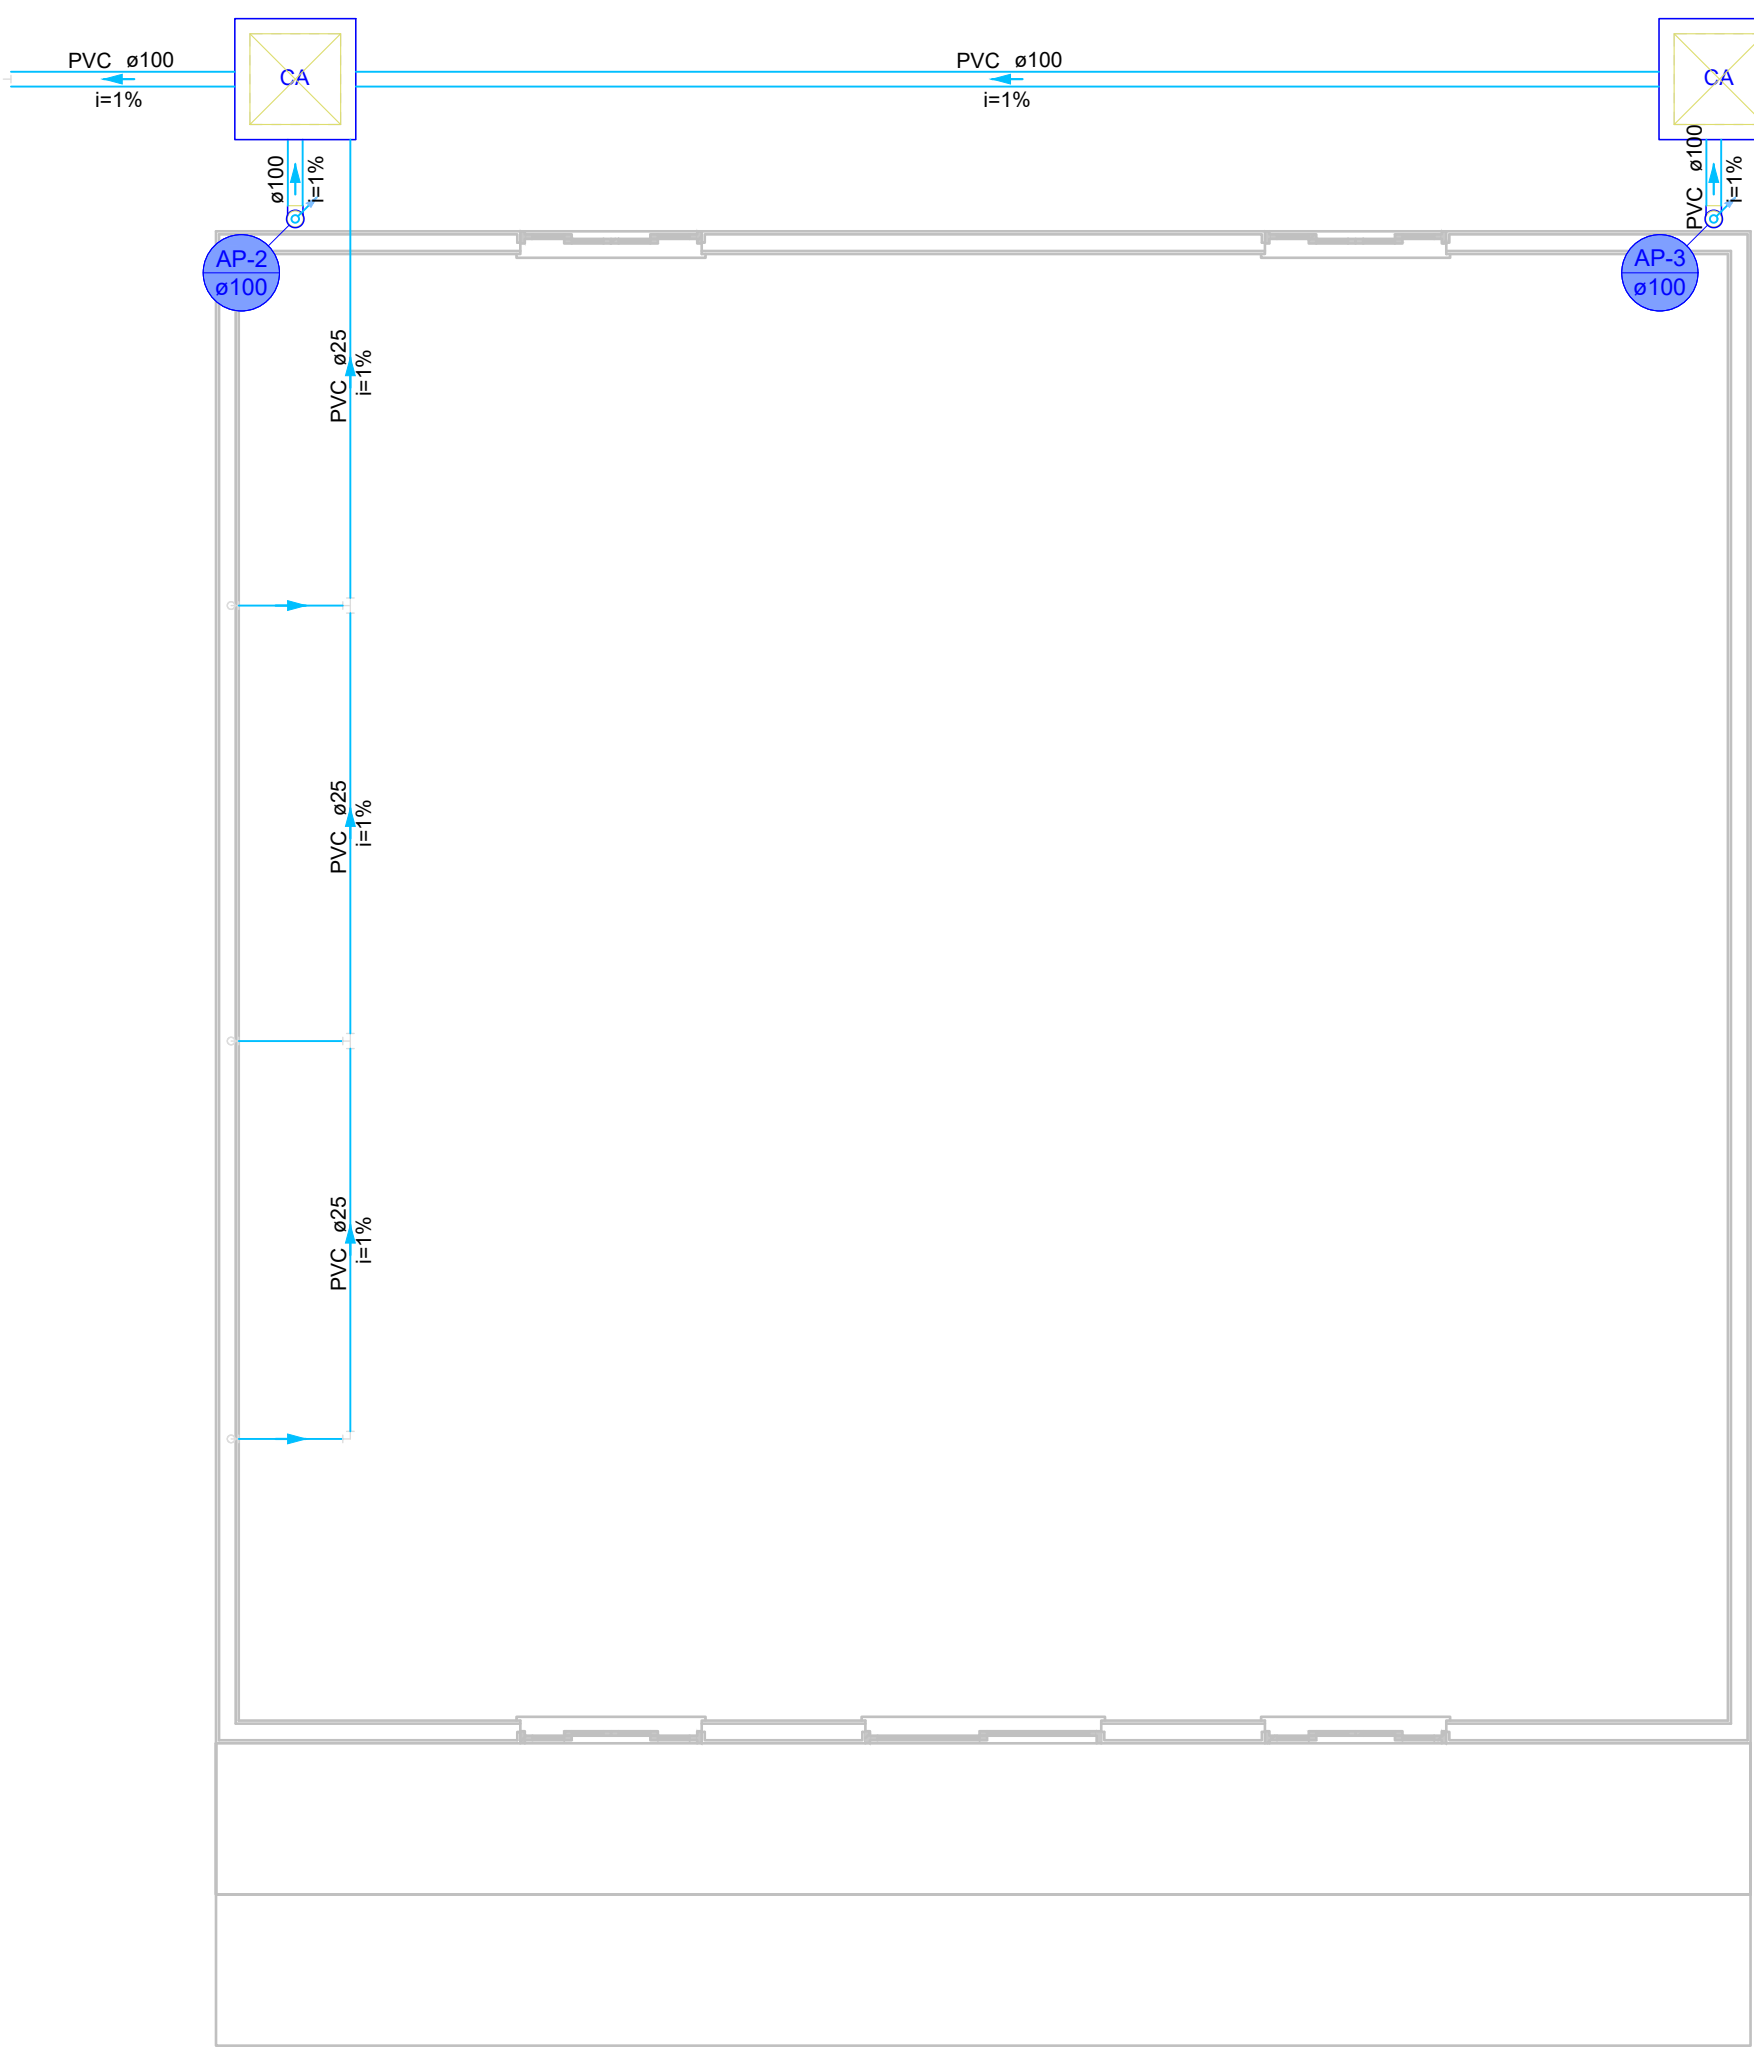

PLANTA BAIXA TÉRREO-SANITÁRIO
ESC. 1/50

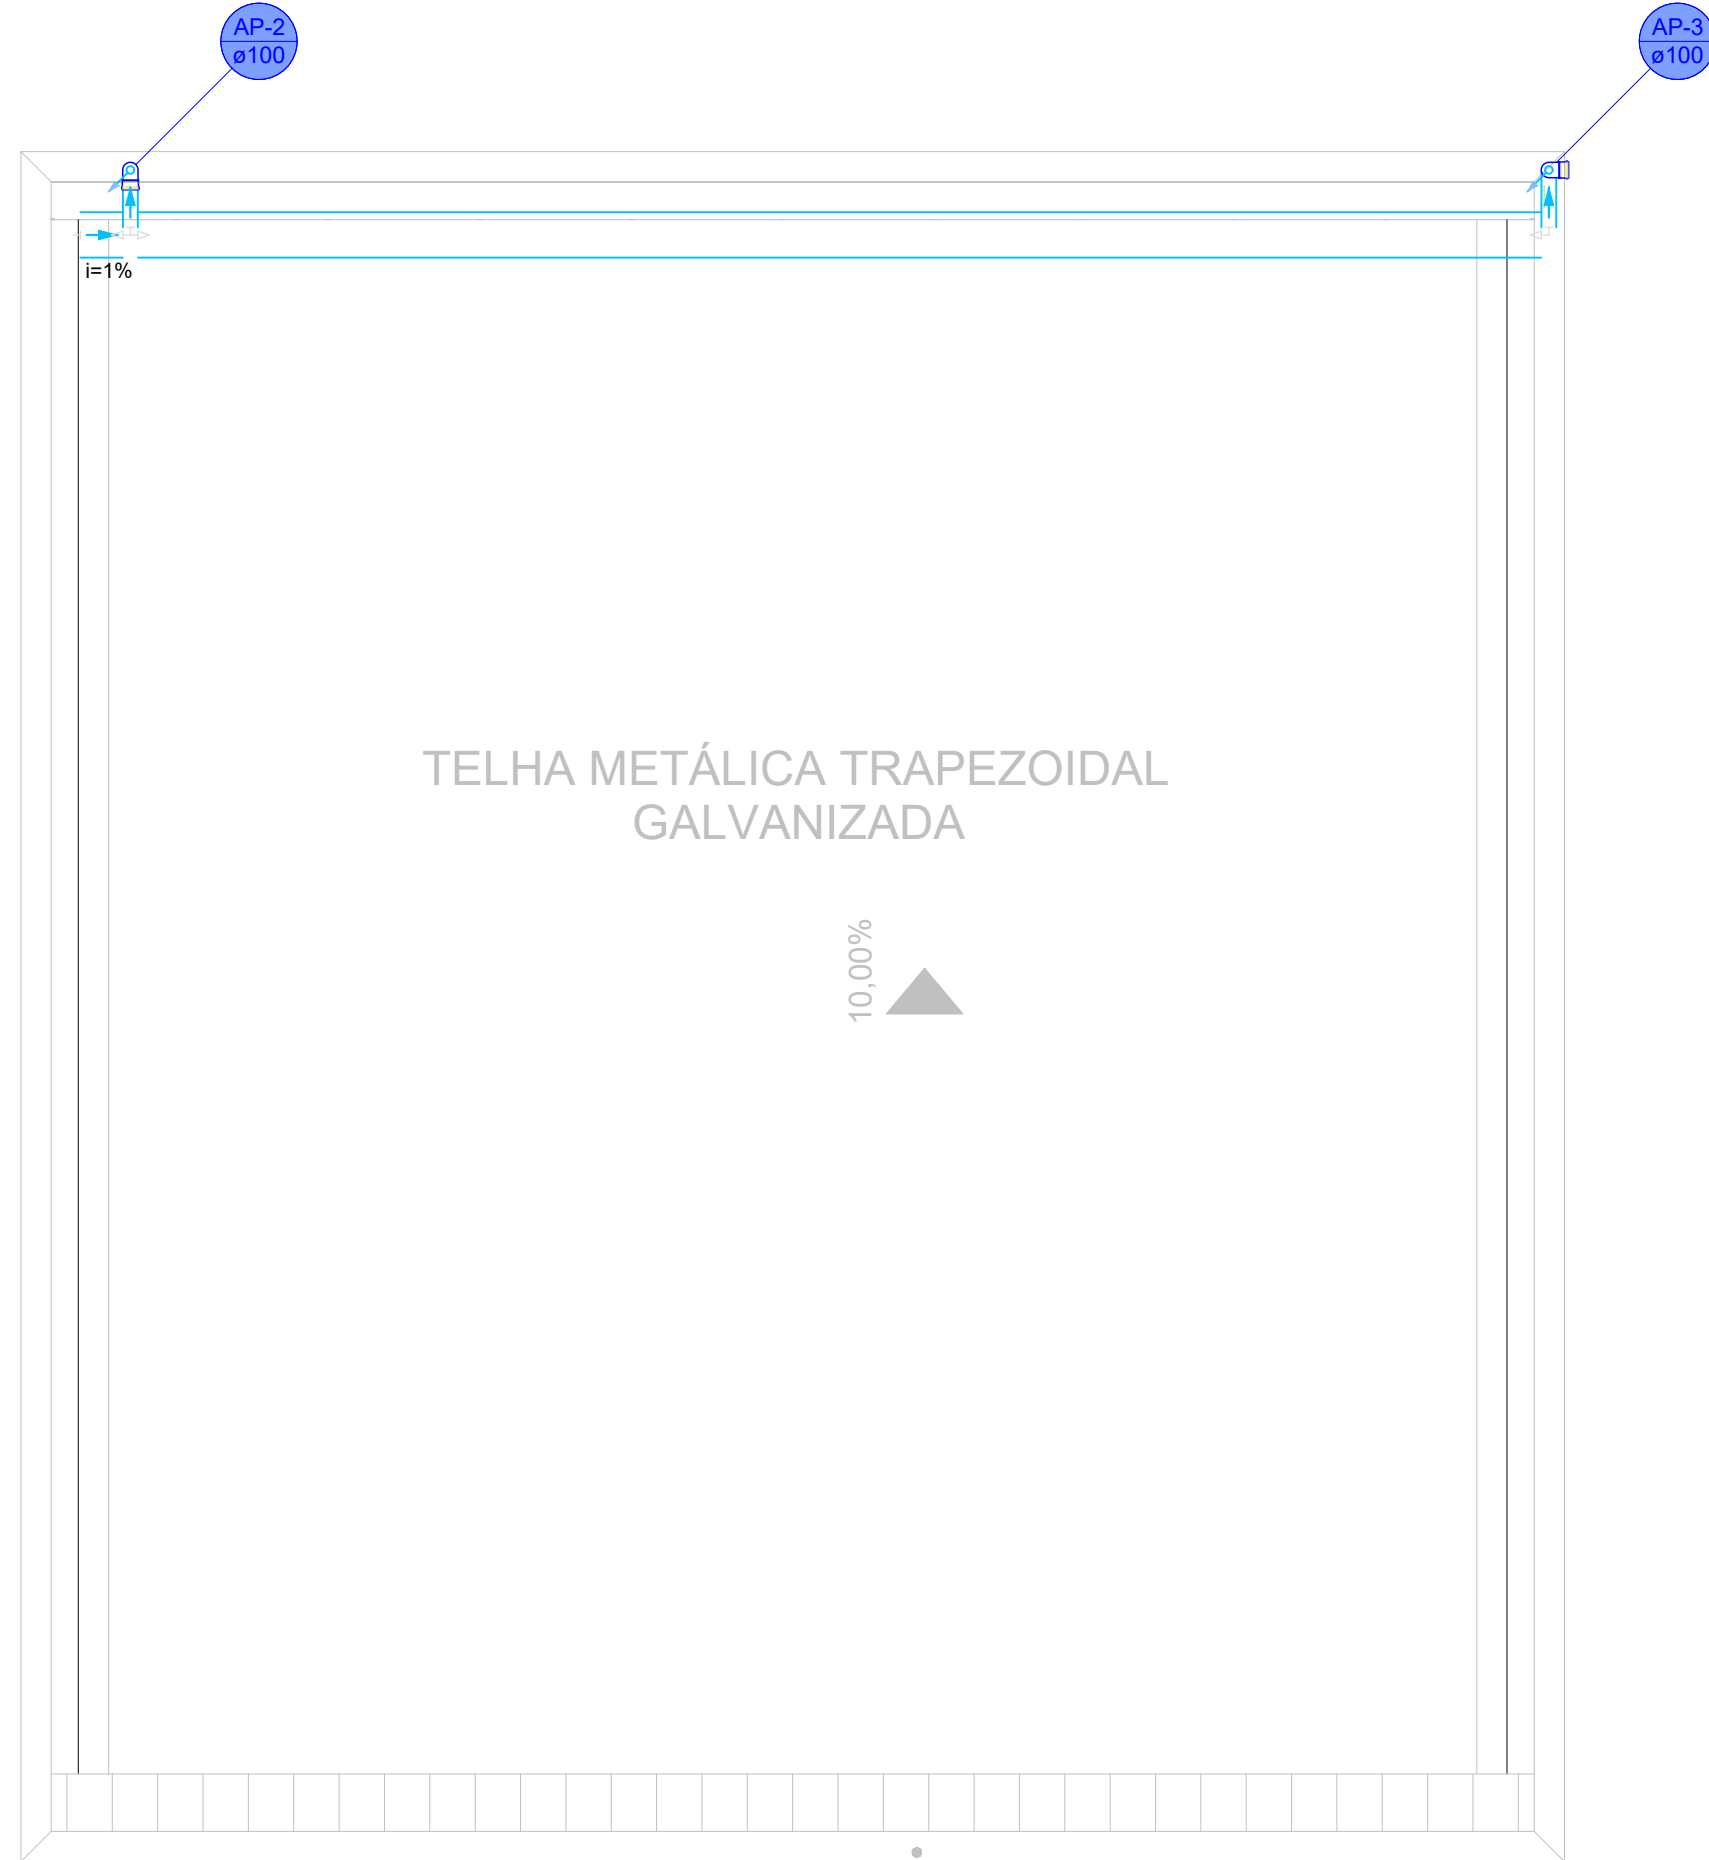



PLANTA BAIXA COBERTURA-SANITÁRIO
ESC. 1/50

Legenda de condutos - TÉRREO	
Pluvial	


Lista de materiais - TÉRREO	
Pluvial	
Caixa de Passagem	
Caixa de areia pluvial sem grelha	
CA-60x60cm	2 pc
PVC Esperto	
Anel de borracha	
100mm - 4"	2 pc
Curva 90 curta	
100 mm	2 pc
Tubo rígido c/ ponta lisa	
100 mm - 4"	10,92 m
PVC rígido soldável	
Joelho 90° soldável	
25 mm	4 pc
Tubos	
25 mm	18,2 m
Tx 90 soldável	
25 mm	2 pc

Lista de materiais - COBERTURA	
Pluvial	
Caixa metálica	
Caixa retangular	
100 mm x 100 mm	9,76 m
PVC Esperto	
Anel de borracha	
100mm - 4"	2 pc
Curva 90 curta	
100 mm	2 pc
Tubo rígido c/ ponta lisa	
100 mm - 4"	5,86 m



Legenda de condutos - COBERTURA	
Pluvial	

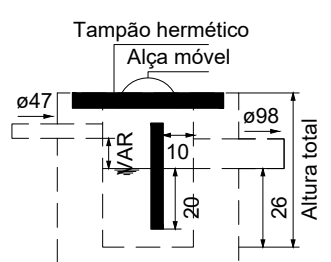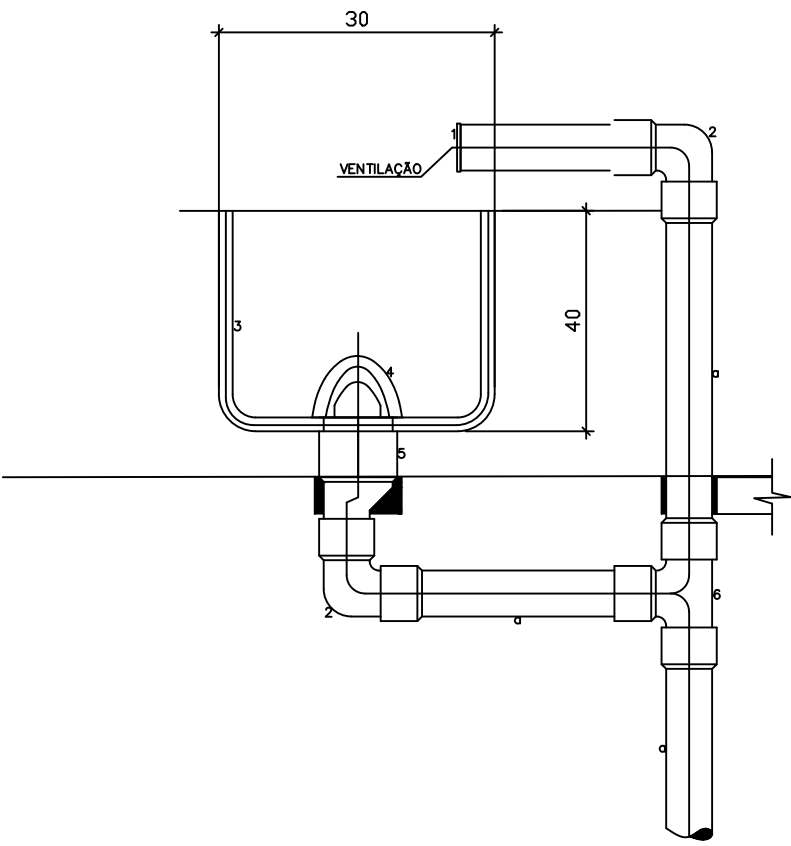


Caixa de gordura - TÉRREO

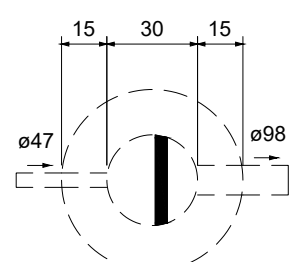


Caixa de gordura - TÉRREO
Planta baixa - ESC. 1:25

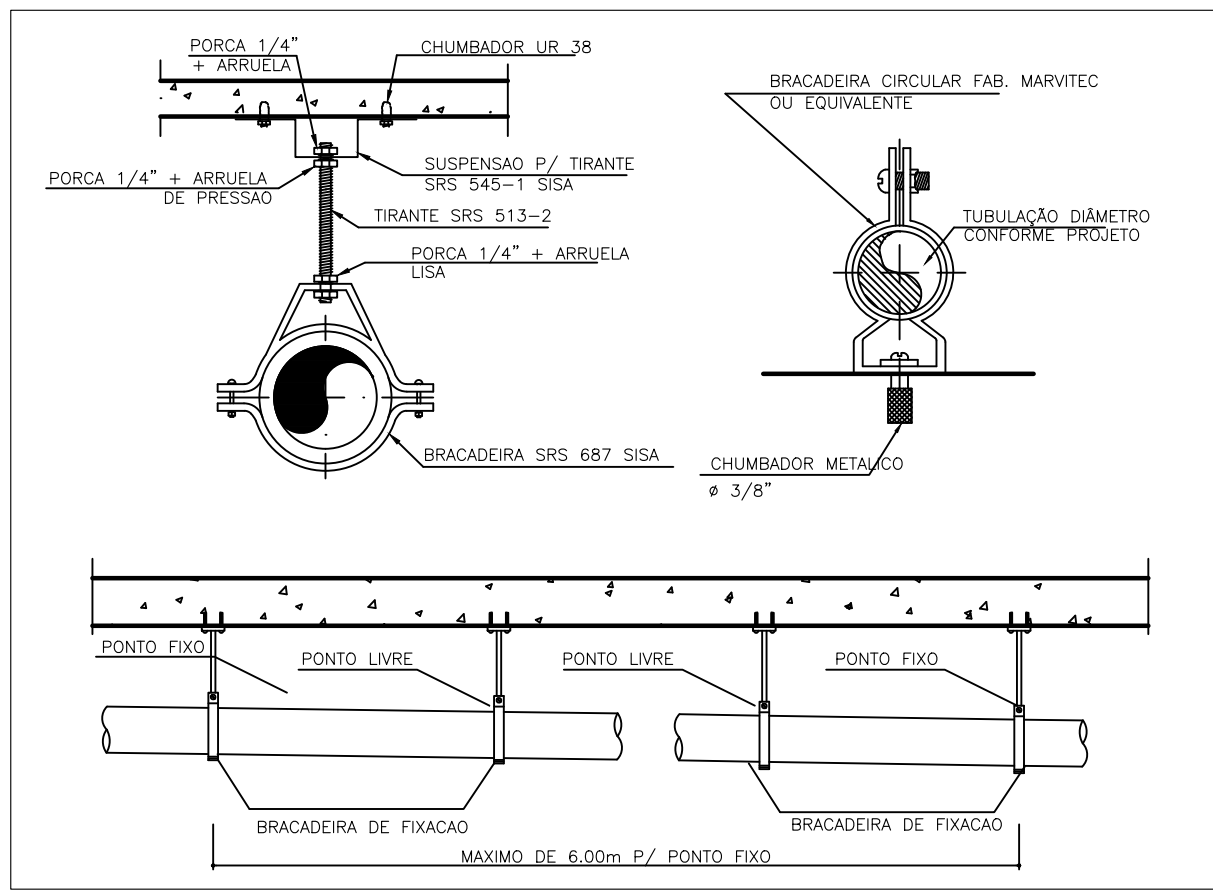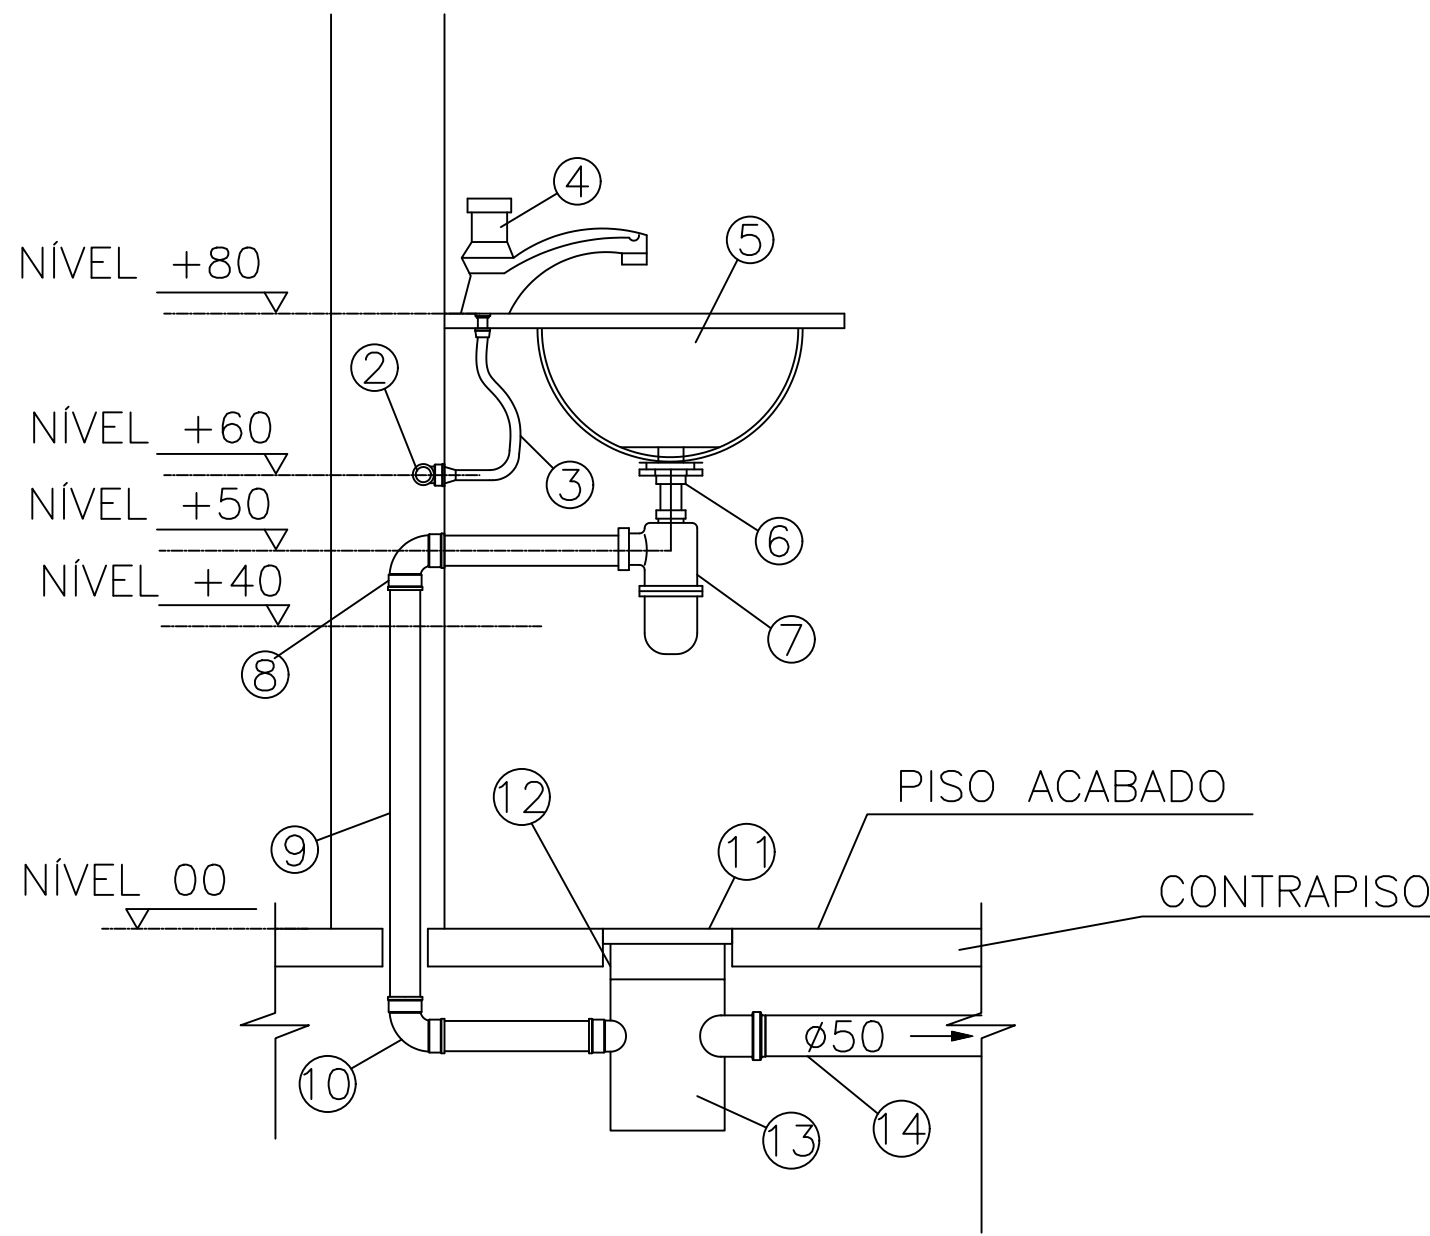

DETALHE 22
FISCAL DE DUTO APARENTE
90º ENCA

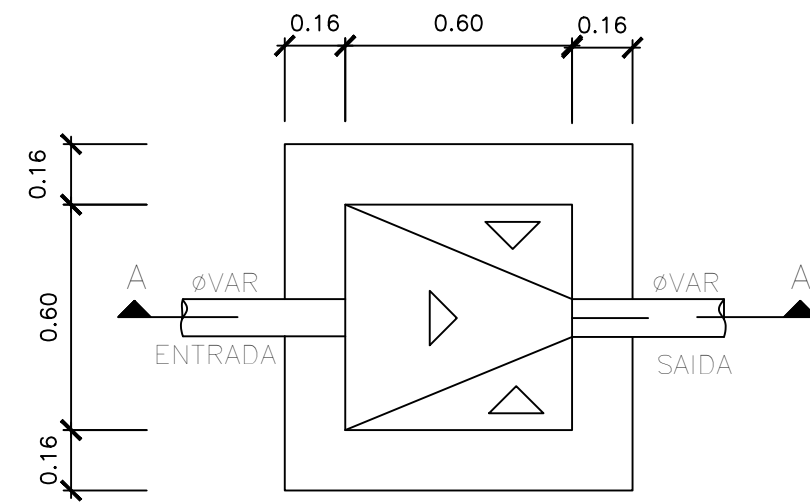

PLANTA BAIXA – CAIXA DE INSPEÇÃO (CI)
ESCALA 1:25

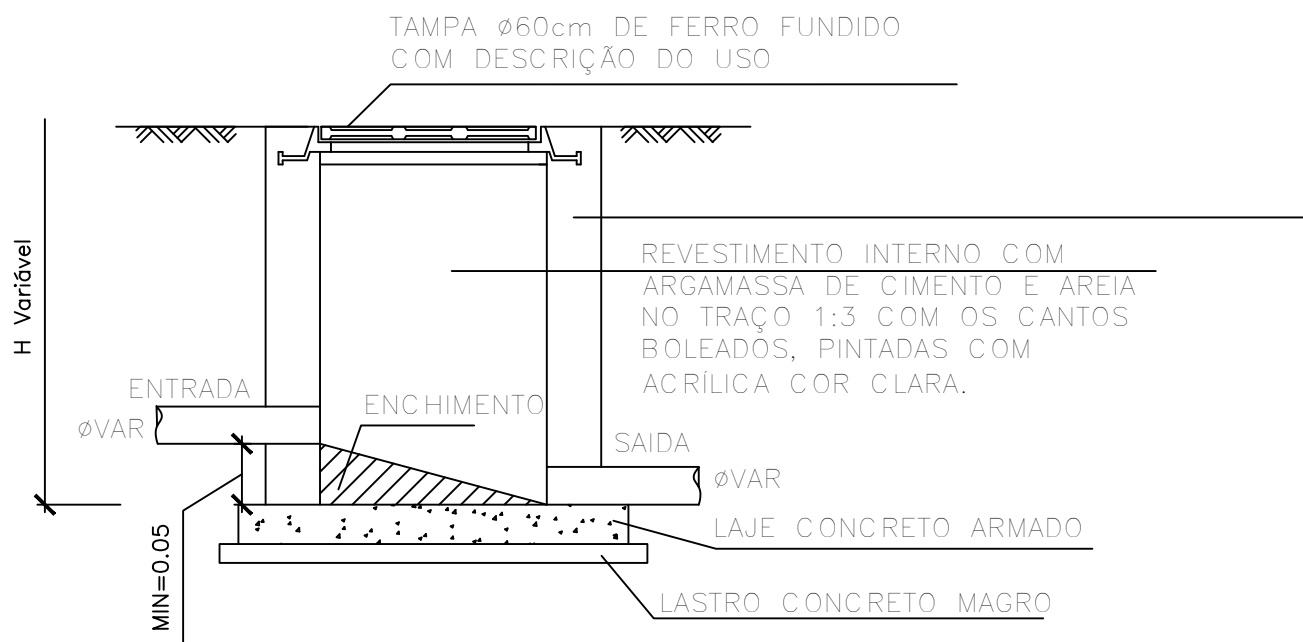

CORTE AA – CAIXA DE INSPEÇÃO (CI)
ESCALA 1:25

REV.	FASE	DESCRIÇÃO DA REVISÃO	DATA	AUTOR
01	DES	EMISSÃO INICIAL	14/05/2025	JEAN
APROVAÇÃO:				
Proprietário				
PÓLÍCIA MILITAR DO ESTADO DE GOIÁS - PMGO				
CNPJ: 01.409.671/0001-73				
Autores do projeto				
JOÃO PAULO SANTOS SOKOLOWSKEI				
CREA 16986/D-GO				
Responsáveis Técnicos				
JOÃO PAULO SANTOS SOKOLOWSKEI				
CREA 16986/D-GO				
LOCOMARCA				
PROJETO				
CONTEÚDO				
PLANTA BAIXA TÉRREO-SANITÁRIO				
PLANTA BAIXA COBERTURA-SANITÁRIO				
ÁREA DO TERRENO ORIGINAL				
ÁREA DE PROJEÇÃO DA COBERTURA				
ÁREA CONSTRUIDA				
ÁREA A ACRESCENTAR				
ÁREA MODIFICADA				
FOLHA				
01/01				
DATA				
14/05/2025				
DESENHO				