

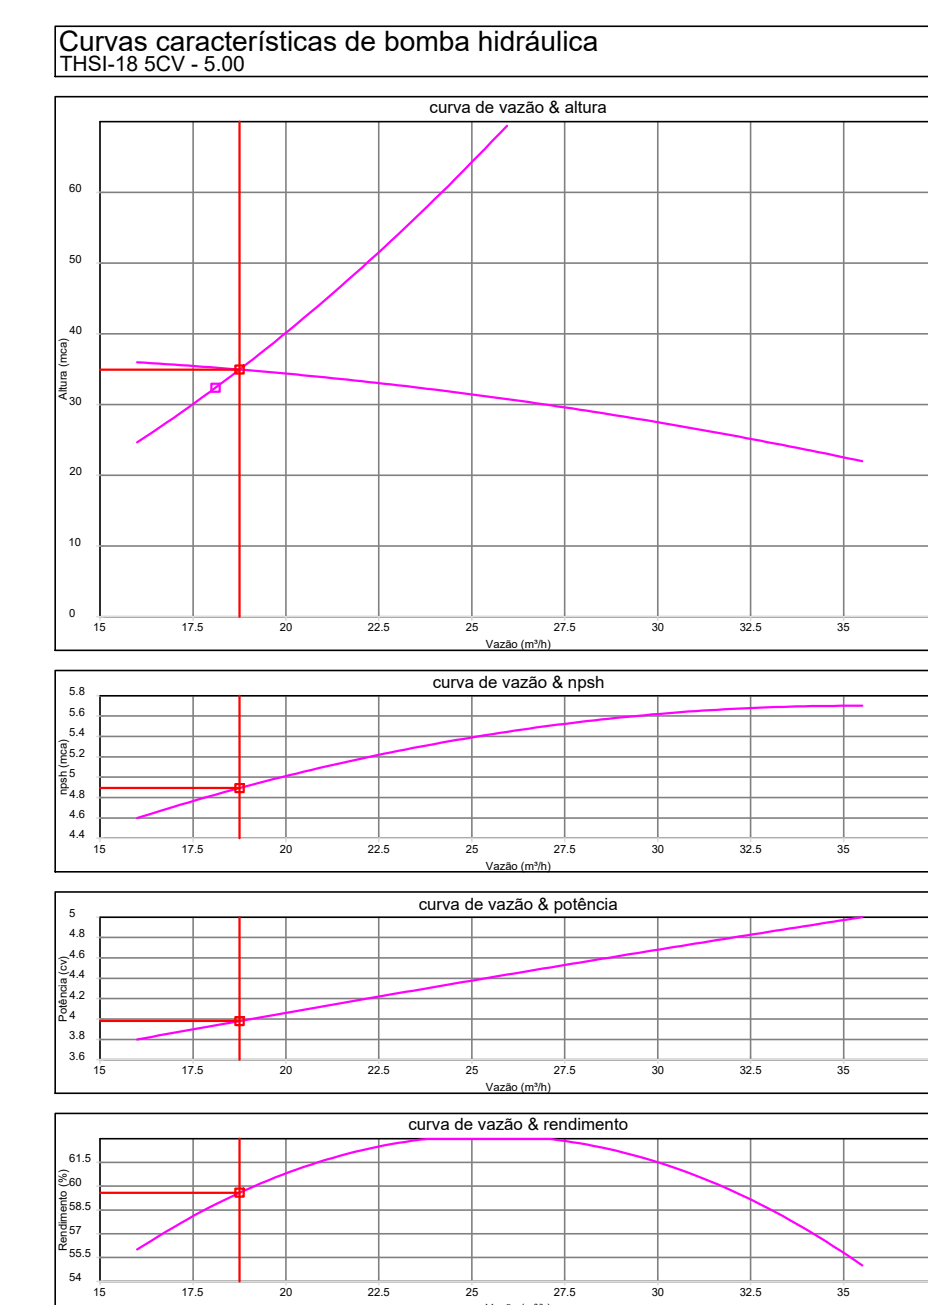
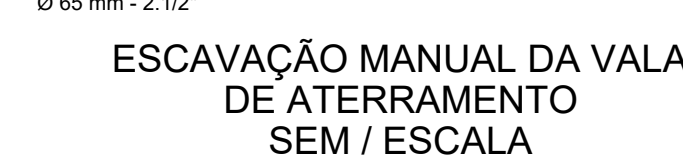
 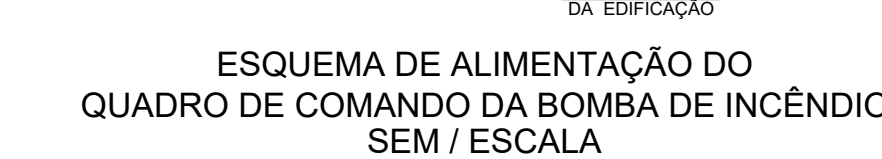
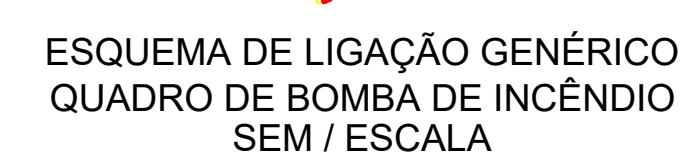
 
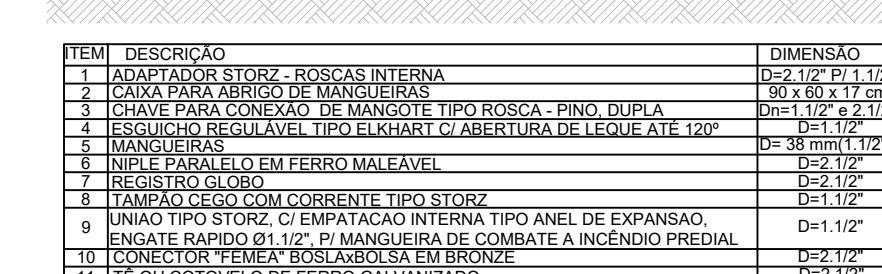

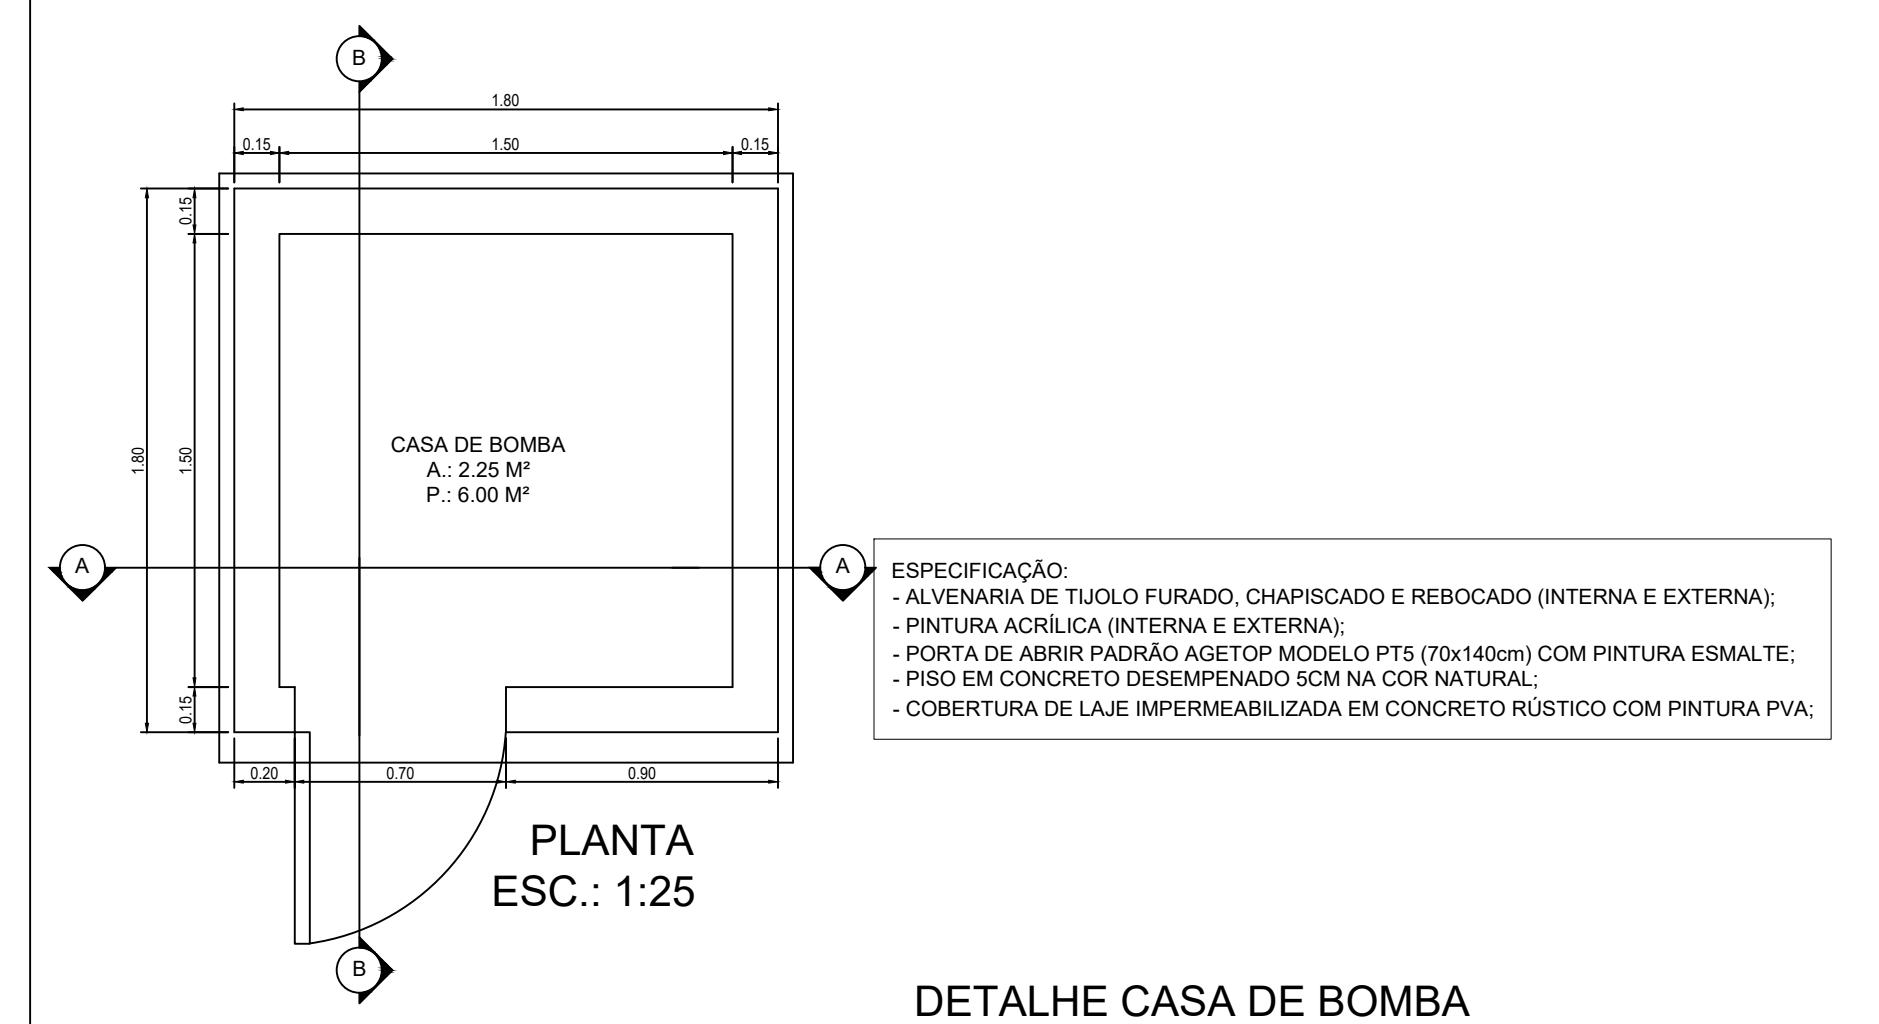
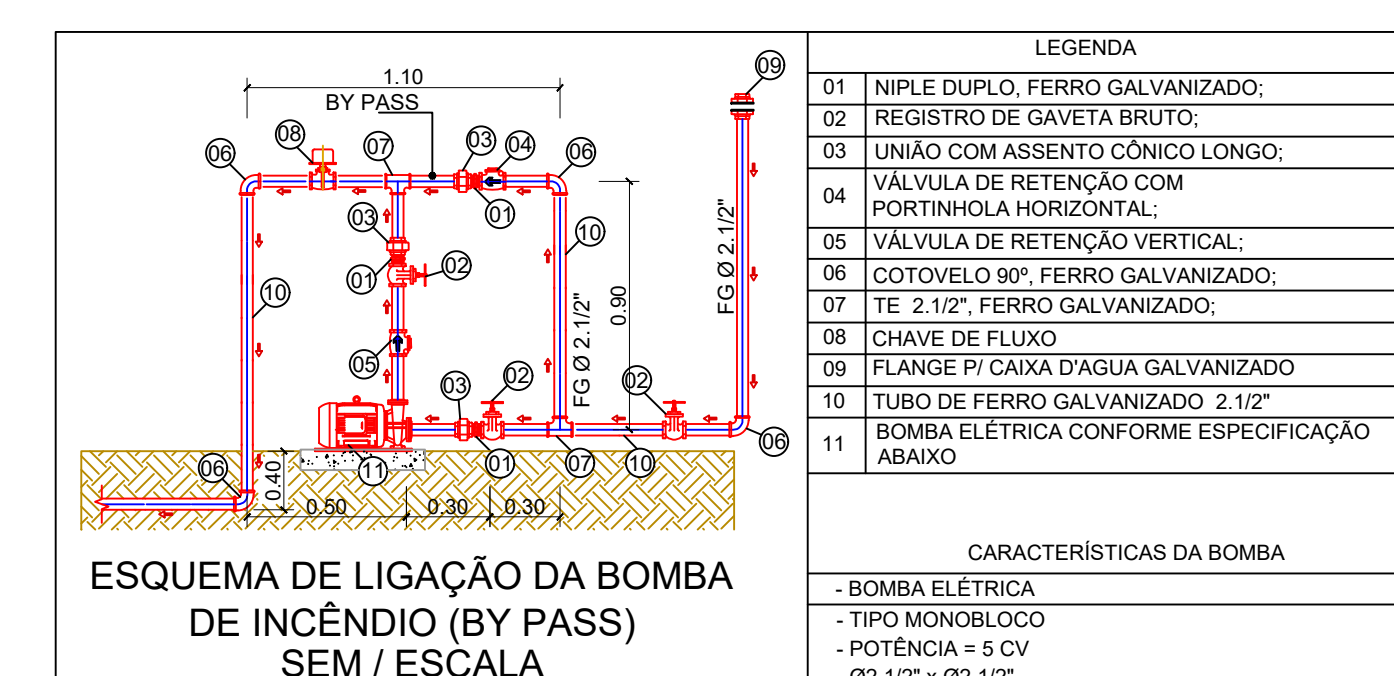


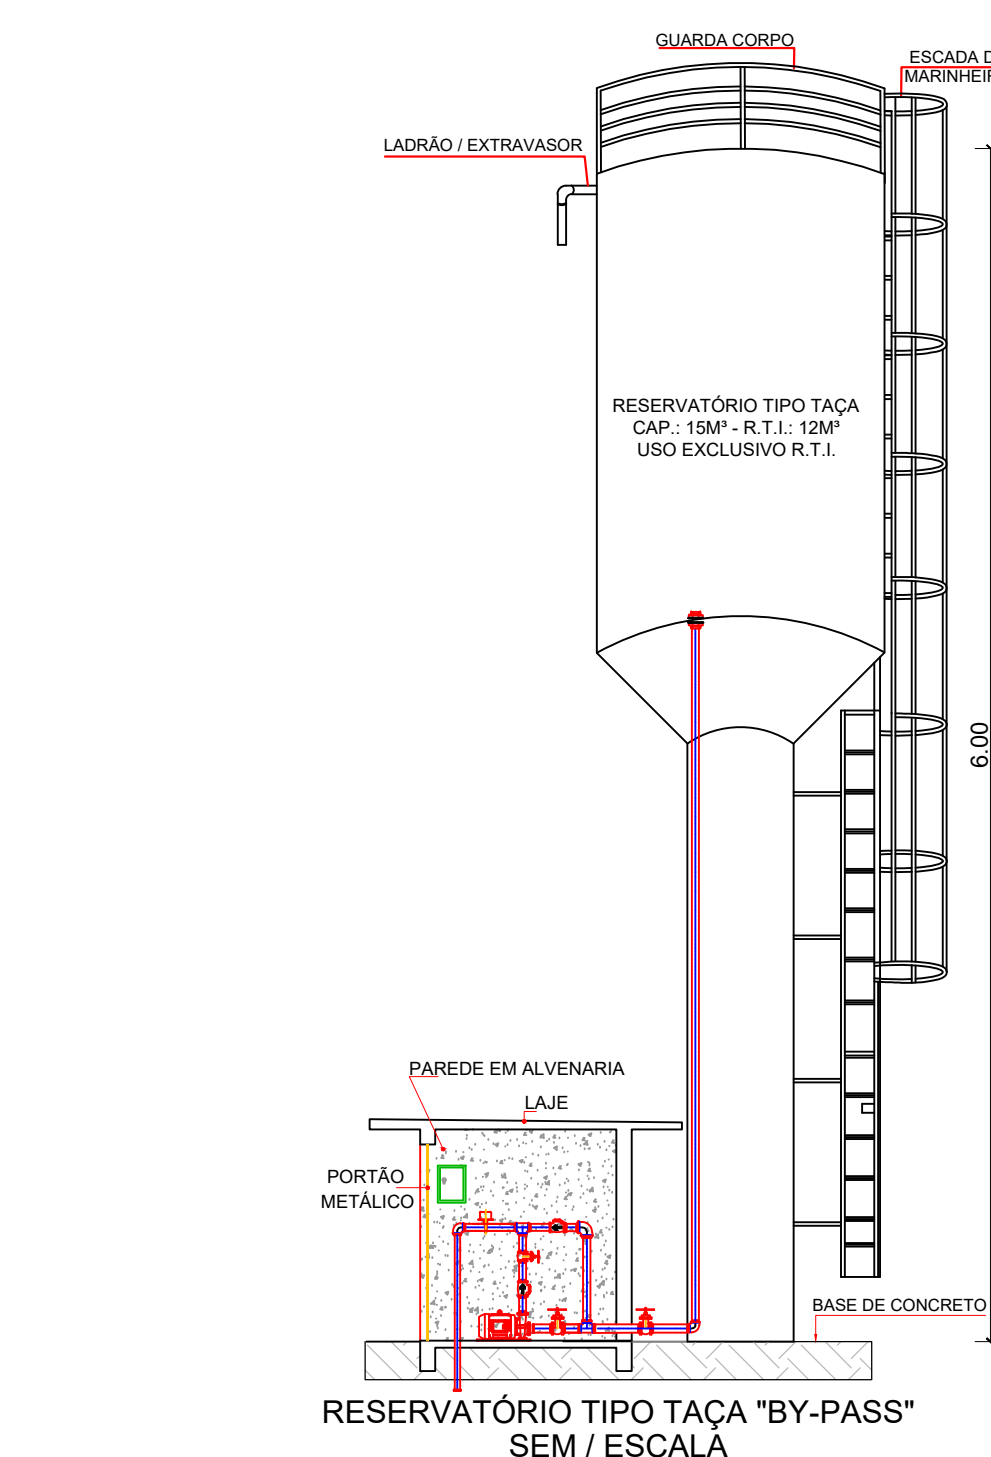

Lista de Materiais	
	Bomba Hidráulica - Inodoro
	Bomba Torque
	THS1-18 SCV
	Cabo
	Flange saída pipe, d'água 60"
	Ferro Galvanizado
	Coneixo 80
	2 1/2"
	Nipe duplo
	2 1/2"
	Tubo de ferro galvanizado
	66 mm x 2 1/2"
	1a
	2 1/2"
	União aço, de ferro com macho-fêmea
	2 1/2"
	Acoplador
	Acoplador 300x2 - rosca interna
	2 1/2"
	Cana para abrigio de mangueiras
	90 x 60 x 17 cm
	Chave parafusadeira de mangueira tipo stroj engate rápido
	45 cm
	Gaveta 1 1/2" x 1 1/2"
	1 1/2"
	1 1/2" x 1 1/2"
	Nipe parafuso em ferro maleável
	2 1/2"
	Relevo giratório tipo Stroj - bronze ou latão
	2 1/2" x 1 1/2"
	Registro de gaveta com haste ascendente de bronze
	2 1/2"
	Registro-globo
	2 1/2" 45°
	Tampão caco com corrente tipo stroj
	1 1/2"
	2 1/2"
	Materia
	Registro bruto de gaveta industrial
	2 1/2"
	Valvula de retenção vertical
	2 1/2"
	Valvula de retenção horizontal
	2 1/2"
	Valvula de retenção horizontal com portinhola
	2 1/2"

[illegible]

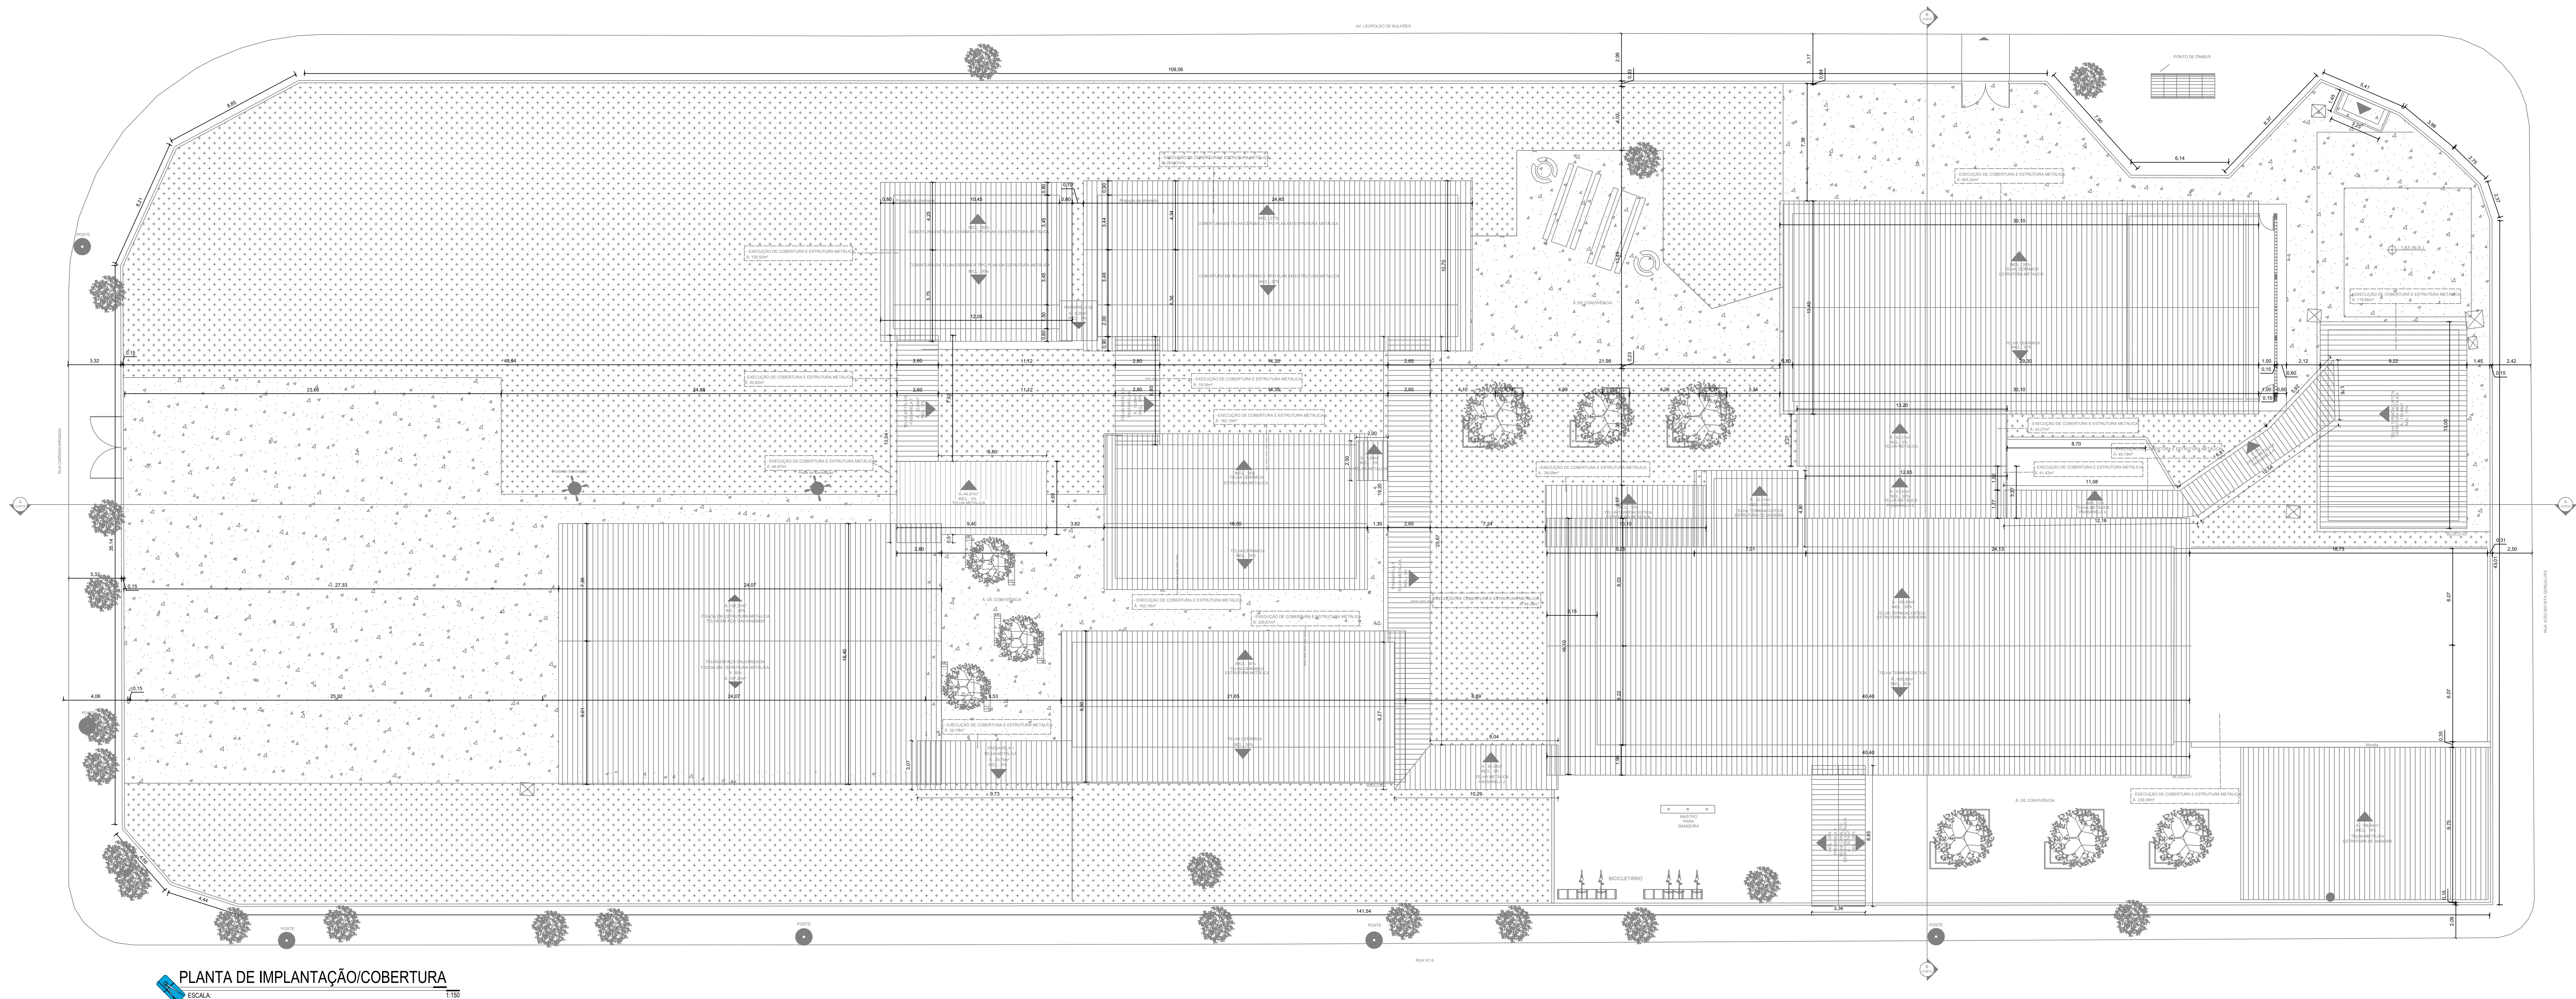

PLANTA DE IMPLANTAÇÃO/COBERTURA
ESCALA 1:100

QUADRO DE ÁREAS	
EXISTENTE/REFORMA	
DESCRIÇÃO	ÁREA(m²)
BLOCO 1 - SALAS DE AULA, SECRETARIA, ARQUIVO, COORDENAÇÃO, CAF, DIREÇÃO, ALMOXARIFADO	644,12m²
BLOCO 2 - 3 SALAS DE AULA	179,56m²
BLOCO 03 - SALA DOS PROFESSORES, COPA, SALA DE DESCANSO, BANHEIROS	98,61m²
PASSARELA 1	18,65m²
PASSARELA 3	19,24m²
PASSARELA 4	33,58m²
QUADRA DE ESPORTE	337,43m²
ÁREA RECREATIVA	148,93m²
ESCALADA 1	14,90m²
ÁREA DE EXISTENTE	1.466,02m²
AMPLIAÇÃO/CONSTRUÇÃO	
DESCRIÇÃO	ÁREA(m²)
BLOCO REFEITÓRIO COM COZINHA MOD 3 PADRÃO SEDUC	336,33m²
BLOCO 2 SALAS DE AULA PADRÃO SEDUC 2022	127,59m²
BIBLIOTECA - INFORMÁTICA - LABORATÓRIO DE CIÊNCIA - PADRÃO GOINFRA	201,74m²
VESTIÁRIOS COM SANITÁRIOS - PADRÃO SEDUC	87,80m²
PASSARELA 2	74,29m²
PASSARELA 5	62,90m²
PASSARELA 6	13,60m²
PASSARELA 7	54,10m²
PASSARELA 8	4,90m²
GLP	2,57m²
ESTACIONAMENTO INTERNO	627,95m²
ÁREA A AMPLIAÇÃO	1.593,69m²
TOTAL	3.059,62m²



PLANTA DE SITUAÇÃO
ESCALA 1:500



ESTADO DE GOIÁS
CORPO DE BOMBEIROS MILITAR
PROCESSO N.º 73976/24

1. (X) Aproveitamento inicial de projeto;
2. () Substituição de Projeto, Protocolo original nº _____
3. () Com C.T.C.T.O. Protocolo nº _____
4. () Projeto de Alteração, Data de construção da edificação: ____/____/____
(Somente para modificações complementares construídas em data anterior a 10/03/2007, conforme N.T.41)

ANALISADO E APROVADO
DIGITALMENTE POR:

NOME: _____
DATA: _____
CÓDIGO: _____
VERIFICADOR: _____

ESPACIO DESTINADO AO CENSO

EXEMPLO DE QR CODE DE APROVAÇÃO



GERÊNCIA DE PROJETOS E INFRAESTRUTURA

APROVADO _____

TÉCNICO RESPONSÁVEL PELA APROVAÇÃO _____

CEPI DOMINGOS BAPTISTA DE ABREU

PREVENÇÃO E COMBATE CONTRA INCÊNDIO E PÂNICO

ENDEREÇO: RUA VC 6 C/JOAÕ BATISTA GONÇALVES, S/N, CONJUNTO VERA CRUZ - GOIÂNIA - GO.

ÁREA DO TERRENO	ÁREA EXISTENTE	ÁREA DE REFORMA	ÁREA A CONSTRUIR (DAS PASSARELAS)	ÁREA TOTAL A CONSTRUIR	ÁREA TOTAL
					3.088,62m²

AUTOR: SILAS PRES DE OLIVEIRA FILHO (CAU: 0041346293)

RT DA OBRA: _____

PROPRIETÁRIO: SECRETARIA DE ESTADO DA EDUCAÇÃO CNPJ: 01.405.705/0001-30

PPCIP


PLANTA DE IMPLANTAÇÃO/COBERTURA - SITUAÇÃO - QUADRO DE ÁREAS

ASSUNTO: _____


DATA: ABRIL/2024	ESCALA: INDICADA	REVISÃO: 000	Nº FRR/ART: _____
REV.	DATA	DESCRIÇÃO	VISTO

03/05


FOLHA: _____

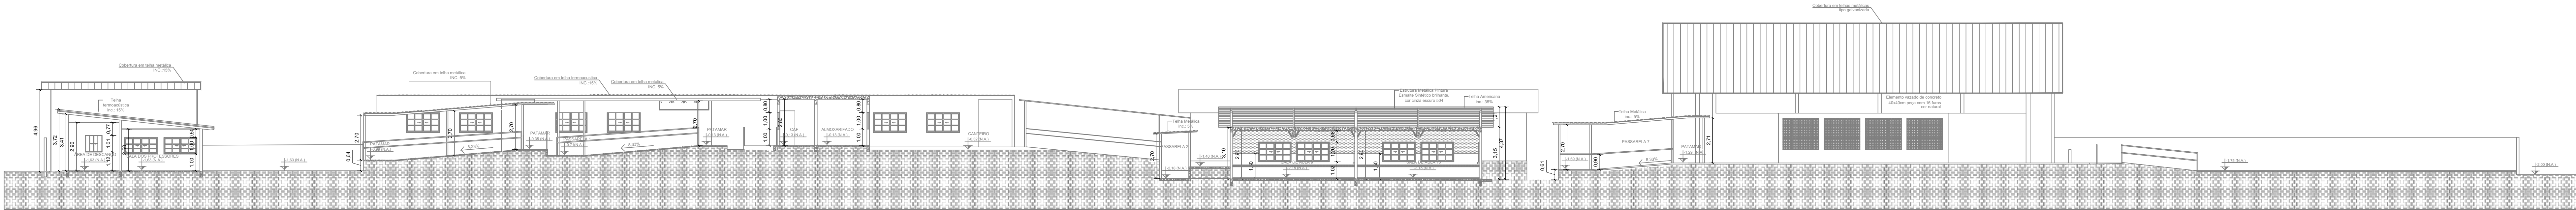


CORTE - AA
ESCALA: 1/100

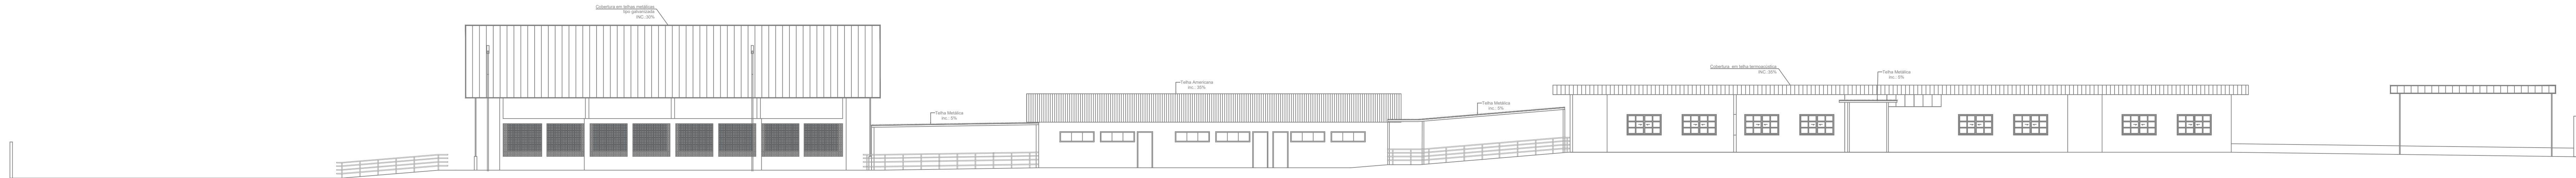

VISTA A
SEM ESCALA

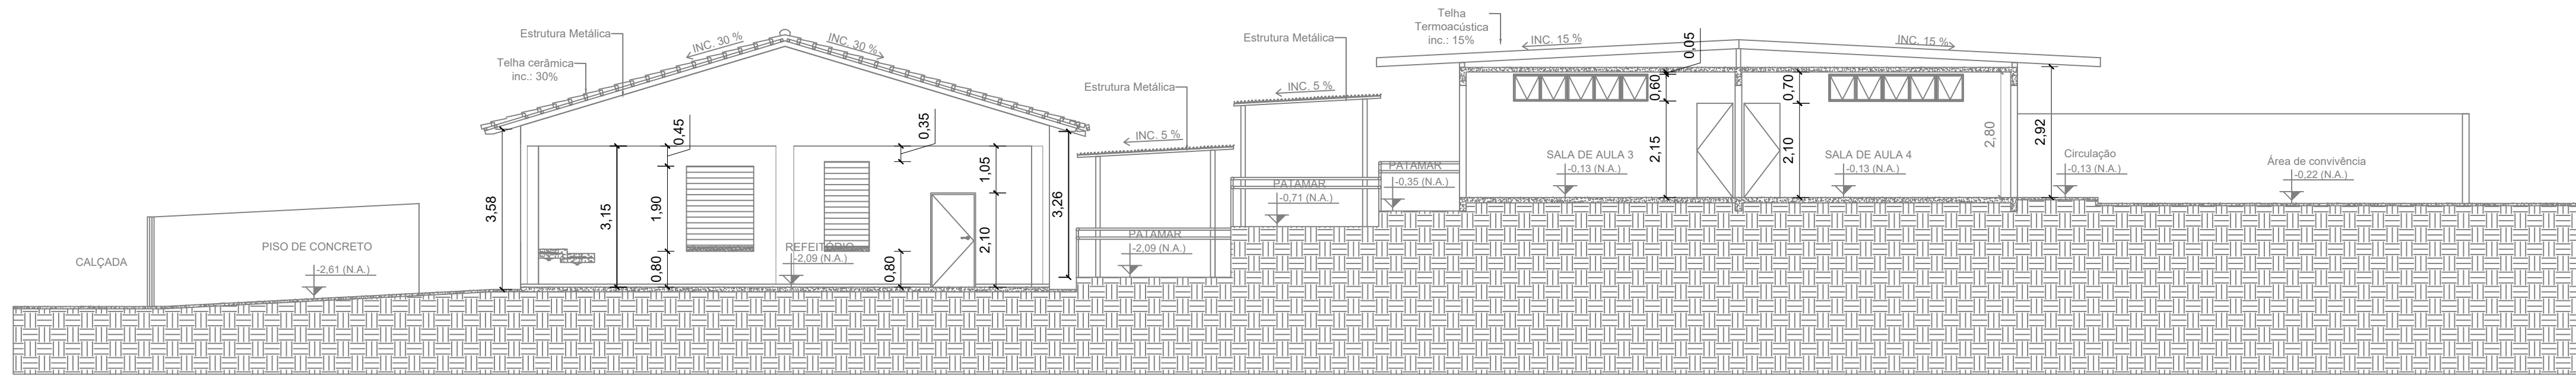

CORTE - BB
ESCALA: 1/100

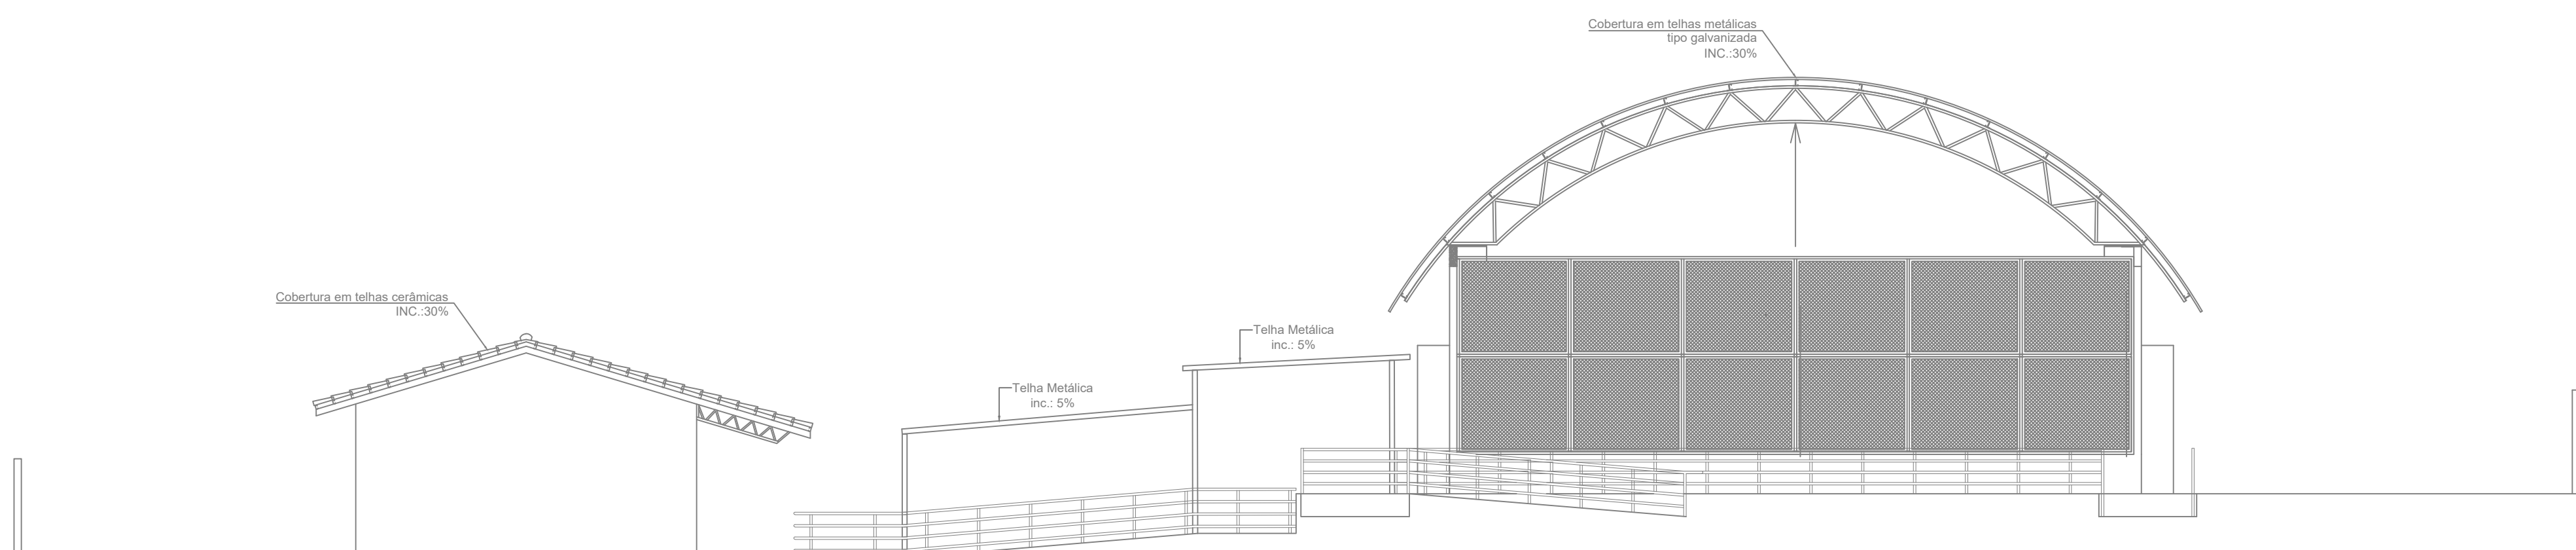

VISTA B
SEM ESCALA



ESTADO DE GOIÁS
CORPO DE BOMBEIROS MILITAR
PROCESSO N.º **73976/24**

1. (X) Aproveitamento local de projeto;
2. () Substituição de Projeto. Protocolo original nº _____
() Com CTCTD: Protocolo nº _____
() Projeto de Arquiteto. Data de construção da edificação: ____/____/____
(*Somente para edificações comercialmente construídas em data anterior a 10/03/2007, conforme VI-4.1)

ANALISADO E APROVADO
DIGITALMENTE POR:

NOME:
DATA:
CODIGO:
VERIFICADOR:

ESPAÇO DESTINADO AO CENSO
Reservado para o preenchimento do censo de edificações.



Examine o QR CODE ao lado ou acesse o site [www.cbmgo.org.br](#) para verificar a autenticidade da aprovação utilizando o código verificador.



GERÊNCIA DE PROJETOS E INFRAESTRUTURA
APROVADO ____/____/____
TECNICO RESPONSÁVEL PELA APROVAÇÃO: _____

CEPI DOMINGOS BAPTISTA DE ABREU
PREVENÇÃO E COMBATE CONTRA
INCÊNDIO E PÂNICO

ENDEREÇO

RUA VC 6 C/JOÃO BATISTA GONÇALVES, S/N,
CONJUNTO VERA CRUZ – GOIÂNIA – GO.

ÁREA DO TERRENO	ÁREA EXISTENTE	ÁREA DE REFORMA	ÁREA A CONSTRUIR DAS PASSARELAS	ÁREA TOTAL A CONSTRUIR	ÁREA TOTAL 3.088,62m²

AUTOR: SILAS PIRES DE OLIVEIRA FILHO | CAD: 0041346293

RT DA OBRA: _____

PROPRIETÁRIO: SECRETARIA DE ESTADO DA EDUCAÇÃO CNPJ: 01.409.705/0001-20

PPCIP

CORTES E FACHADAS

ASSUNTO: _____

DATA: **ABRIL/2024**


ESCALA: _____

REVISÃO: **000**

Nº RRT/ART: _____

REV.	DATA	DESCRIÇÃO	VISTO

04/05
FOLHA:

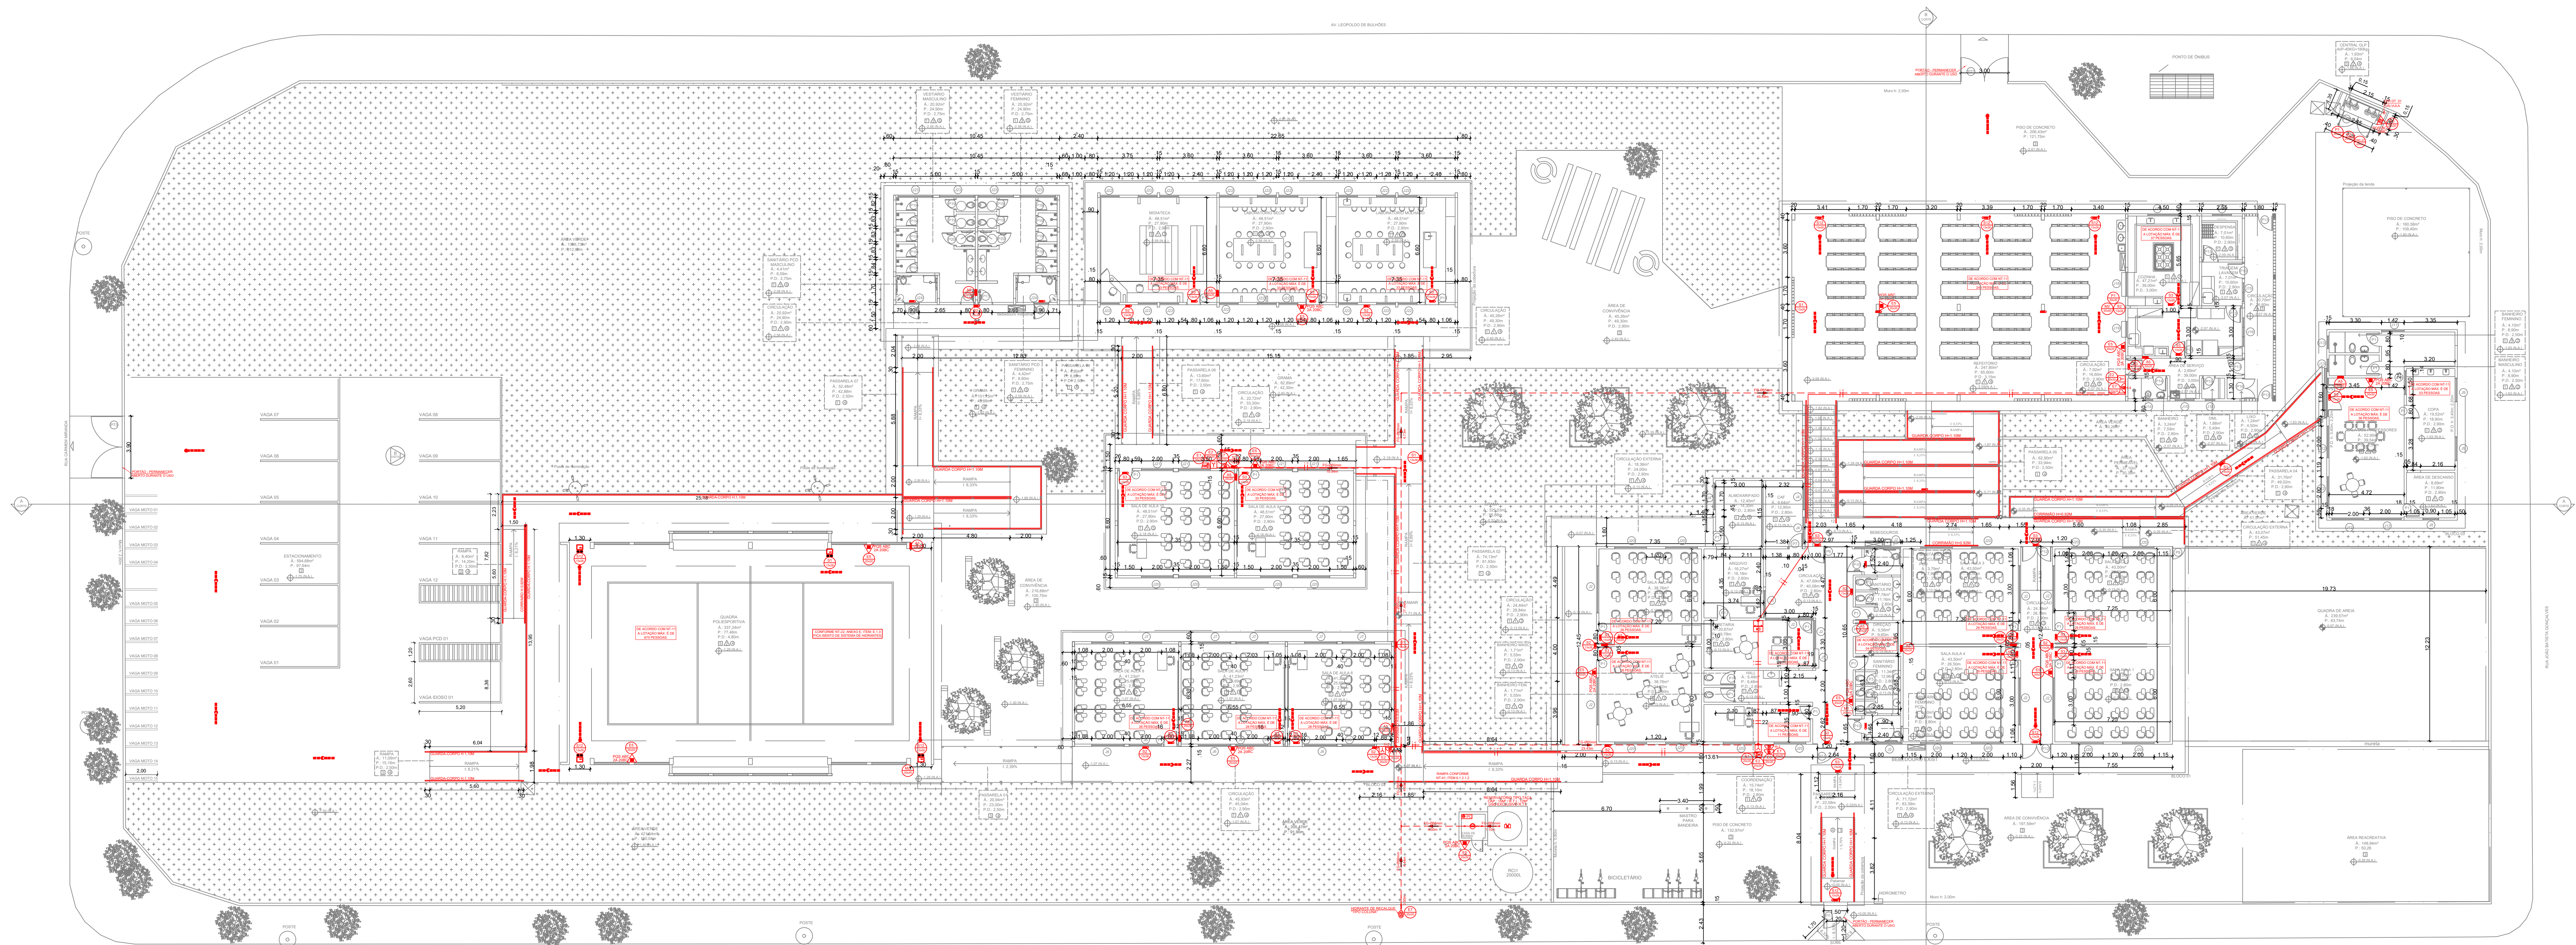

PLANTA BAIXA - SINALIZAÇÃO E EXTINTORES
ESCALA 1:100

QUADRO DE ESQUADRIAS							
JANELAS	CÓDIGO	COMPRI.	ALTURA	PEIT.	QUANT.	DESCRIÇÃO	OBSERVAÇÃO
J2	3.00	0.65	2.15	10		JANELA EM FERRO E VIDRO TIPO BASCULANTE	EXISTENTE (SUBSTITUIÇÃO)
J3	1.60	0.65	2.15	01		JANELA EM FERRO E VIDRO TIPO BASCULANTE	EXISTENTE (SUBSTITUIÇÃO)
J4	1.70	0.50	1.60	03		JANELA EM FERRO E VIDRO TIPO BASCULANTE	EXISTENTE (SUBSTITUIÇÃO)
J5	1.20	1.20	1.00	01		GUCHÊ EM FERRO E VIDRO TIPO BASCULANTE	NOVA
J6	2.00	0.60	2.20	06		JANELA EM FERRO E VIDRO TIPO BASCULANTE	EXISTENTE (SUBSTITUIÇÃO)
J7	2.00	1.00	1.00	06		JANELA EM FERRO E VIDRO TIPO BASCULANTE	EXISTENTE (SUBSTITUIÇÃO)
J8	0.60	0.65	1.15	01		JANELA EM FERRO E VIDRO TIPO BASCULANTE	EXISTENTE (SUBSTITUIÇÃO)
J9	1.50	1.00	1.10	02		JANELA EM FERRO E VIDRO TIPO CORRER	EXISTENTE (SUBSTITUIÇÃO)
J10	1.50	1.05	0.60	01		JANELA EM FERRO E VIDRO TIPO BASCULANTE	EXISTENTE (SUBSTITUIÇÃO)
J11	1.42	1.00	1.00	01		JANELA EM FERRO E VIDRO TIPO CORRER	NOVA
J12	2.00	1.00	1.00	04		JANELA EM FERRO E VIDRO TIPO CORRER	NOVA
J13	0.60	0.60	2.20	01		JANELA EM FERRO E VIDRO TIPO CORRER	NOVA
J14	0.60	0.60	1.80	02		JANELA METÁLICA TIPO JI - CADERNO DE DETALHES AGETOP	NOVA
J15	1.20	0.60	1.80	03		JANELA METÁLICA TIPO JI - CADERNO DE DETALHES AGETOP	NOVA
J16	1.80	0.60	1.80	03		JANELA METÁLICA TIPO JI - CADERNO DE DETALHES AGETOP	NOVA
J17	2.00	1.20	1.10	01		JANELA METÁLICA 2 FOLHAS	NOVA
J18	1.50	1.50	0.88	01		JANELA METÁLICA DE ENROLAR	NOVA
J19	1.00	1.50	0.88	01		JANELA METÁLICA DE ENROLAR	NOVA
J20	2.00	1.20	1.00	18		JANELA EM FERRO E VIDRO TIPO CORRER	NOVA
J21	2.00	0.60	2.10	04		JANELA METÁLICA TIPO BASCULANTE	NOVA
J22	1.20	2.00	0.65	18		JANELA METÁLICA TIPO JI - CADERNO DE DETALHES AGETOP	NOVA
J23	2.18	0.60	2.19	04		JANELA METÁLICA TIPO JI - CADERNO DE DETALHES AGETOP	NOVA
J24	0.90	0.60	2.10	02		JANELA METÁLICA TIPO JI - CADERNO DE DETALHES AGETOP	NOVA
PORTAS							
	CÓDIGO	COMPRI.	ALTURA	QUANT.	DESCRIÇÃO		OBSERVAÇÃO
P1	0.80	2.10	27		PORTA DE 01 FOLHA DO TIPO ABIR		EXISTENTE
P3	0.60	1.80	05		PORTA DE 01 FOLHA DO TIPO ABIR		EXISTENTE
P6	1.00	2.10	01		PORTA 02 FOLHAS DO TIPO ABIR		EXISTENTE
P7	0.82	2.10	01		PORTA 01 FOLHAS DO TIPO ABIR		EXISTENTE
P9	0.80	2.10	01		PORTA 01 FOLHAS DO TIPO ABIR		EXISTENTE
P10	0.90	2.10	02		TIPO PF - CADERNO DE DETALHES AGETOP		NOVA
P11	1.20	2.10	01		PORTA DE 01 FOLHA DO TIPO ABIR		NOVA
P12	2.20	2.10	02		PORTA 02 FOLHAS DO TIPO ABIR		NOVA
P13	0.90	2.10	08		PORTA TIPO PF-1 CADERNO DE DETALHES AGETOP		NOVA
P14	0.80	1.90	01		PORTA TIPO PF-1 CADERNO DE DETALHES AGETOP		NOVA
P15	0.70	1.80	03		PORTA TIPO PF-1 CADERNO DE DETALHES AGETOP		NOVA
P16	1.30	1.80	01		PORTA TIPO PF-5 CADERNO DE DETALHES AGETOP		NOVA
P17	1.00	2.10	01		PORTA DE 01 FOLHA DO TIPO ABIR		EXISTENTE
P18	0.80	2.10	01		PORTA DE 02 FOLHAS DO TIPO ABIR		NOVA
P19	0.80	1.80	14		PORTA DE 02 FOLHAS DO TIPO ABIR		NOVA
P20	0.80	1.80	02		PORTA DE 02 FOLHAS DO TIPO ABIR		NOVA
PORTÕES							
	CÓDIGO	COMPRI.	ALTURA	QUANT.	DESCRIÇÃO		OBSERVAÇÃO
PT1	1.50	1.90	01		PORTÃO DE FERRO COM 01 FOLHA DO TIPO CORRER		EXISTENTE
PT2	3.00	1.90	01		PORTÃO DE FERRO COM 02 FOLHAS DO TIPO ABIR		EXISTENTE
PT3	3.90	1.90	01		PORTÃO DE FERRO COM 02 FOLHAS DO TIPO ABIR		NOVO

TABELA DE PÓS REFORMA	
PISO	QUADRO DE ACABAMENTO
CÓDIGO	DESCRIÇÃO
01	PISO EM GRANITINA
02	PISO CIMENTO QUEIMADO
03	PISO EM CONCRETO DESEMPENADO
04	PISO CERÂMICO
05	PISO LAMINADO DE CONCRETO
PAREDE	
01	ALVENARIA COM ESMALTE SINTÉTICO E PINTURA ACRÍLICA SEM BRILHO
02	ALVENARIA COM SELADOR E PINTURA DE TINTA SEM BRILHO
03	REVESTIMENTO CERÂMICO ATÉ O TETO
04	REVESTIMENTO CERÂMICO ATÉ 1.50m, E TUDO APARENTE NO RESTANTE
05	TUOLO APARENTE
06	PAREDE EM TUOLO APARENTE
TETO	
01	FORRO PVC
02	FORRO EM GESSO
03	LAJE PINTURA PVA LATEX BRANCO NEVE SOBRE MASSA CORRIDA PVA
04	ESTRUTURA APARENTE
05	FORRO DE GESSO FABRICADO, PINTURA LATEX PVA COR BRANCO NEVE FIXADO NA LAJE
TABELA DE PÓS REFORMA	
PAREDE	
01	ALVENARIA COM ESMALTE SINTÉTICO E PINTURA ACRÍLICA SEM BRILHO
02	ALVENARIA COM SELADOR E PINTURA DE TINTA SEM BRILHO
03	REVESTIMENTO CERÂMICO ATÉ O TETO
04	REVESTIMENTO CERÂMICO ATÉ 2.00m
05	REVESTIMENTO CERÂMICO ATÉ 1.50m
06	PAREDE EM TUOLO APARENTE
TETO	
01	FORRO PVC
02	FORRO EM GESSO
03	LAJE PINTURA PVA LATEX BRANCO NEVE SOBRE MASSA CORRIDA PVA
04	ESTRUTURA APARENTE
05	FORRO DE GESSO FABRICADO, PINTURA LATEX PVA COR BRANCO NEVE FIXADO NA LAJE



ESTADO DE GOIÁS
CORPO DE BOMBEIROS MILITAR
PROCESSO N.º 73976/24

1. (X) Aproveitamento inicial de projeto;
2. () Substituição de Projeto. Protocolo original nº _____
3. () Com C.T.C.T.O. Protocolo nº _____
4. () Projeto de Alteração. Data de construção da edificação: ____/____/____
5. () Alteração para utilização como residência construída em data anterior a 10/03/2007, conforme NTC-411

ANALISADO E APROVADO
DIGITALMENTE POR:

NOME: _____
DATA: _____
CÓDIGO: _____
VERIFICADOR

ESPACIO DESTINADO AO CBRM



Escaneie o QR CODE ao lado de cada planta para verificar a autenticidade da aprovação utilizando o código verificador.



GERÊNCIA DE PROJETOS E INFRAESTRUTURA
APROVADO _____
TÉCNICO RESPONSÁVEL PELA APROVAÇÃO _____

CEPI DOMINGOS BAPTISTA DE ABREU

PREVENÇÃO E COMBATE CONTRA INCÊNDIO E PÂNICO

ENDEREÇO: RUA VC 6 C/JOÃO BATISTA GONÇALVES, S/N, CONJUNTO VERA CRUZ - GOIÂNIA - GO.

ÁREA DO TERRENO	ÁREA EXISTENTE	ÁREA DE REFORMA	ÁREA A CONSTRUIR	ÁREA TOTAL A CONSTRUIR	ÁREA TOTAL
					3.088,62m²

AUTOR: SILAS PRES DE OLIVEIRA FILHO (CAU: 0041346293)

RT DA OBRA: _____

PROPRIETÁRIO: SECRETARIA DE ESTADO DA EDUCAÇÃO CNPJ: 01.405.755.0001-20

TIPO DE PROJETO: _____

PLANTA BAIXA - SINALIZAÇÃO E EXTINTORES - ALARME DE INCÊNDIO - ESQUADRIAS

ASSUNTO: _____

DATA: ABRIL/2024	ESCALA: INDICADA	REVISÃO: 000	Nº FOLHA: 001
REV.	DATA	DESCRIÇÃO	VISTO

05/05

FOLHA: