



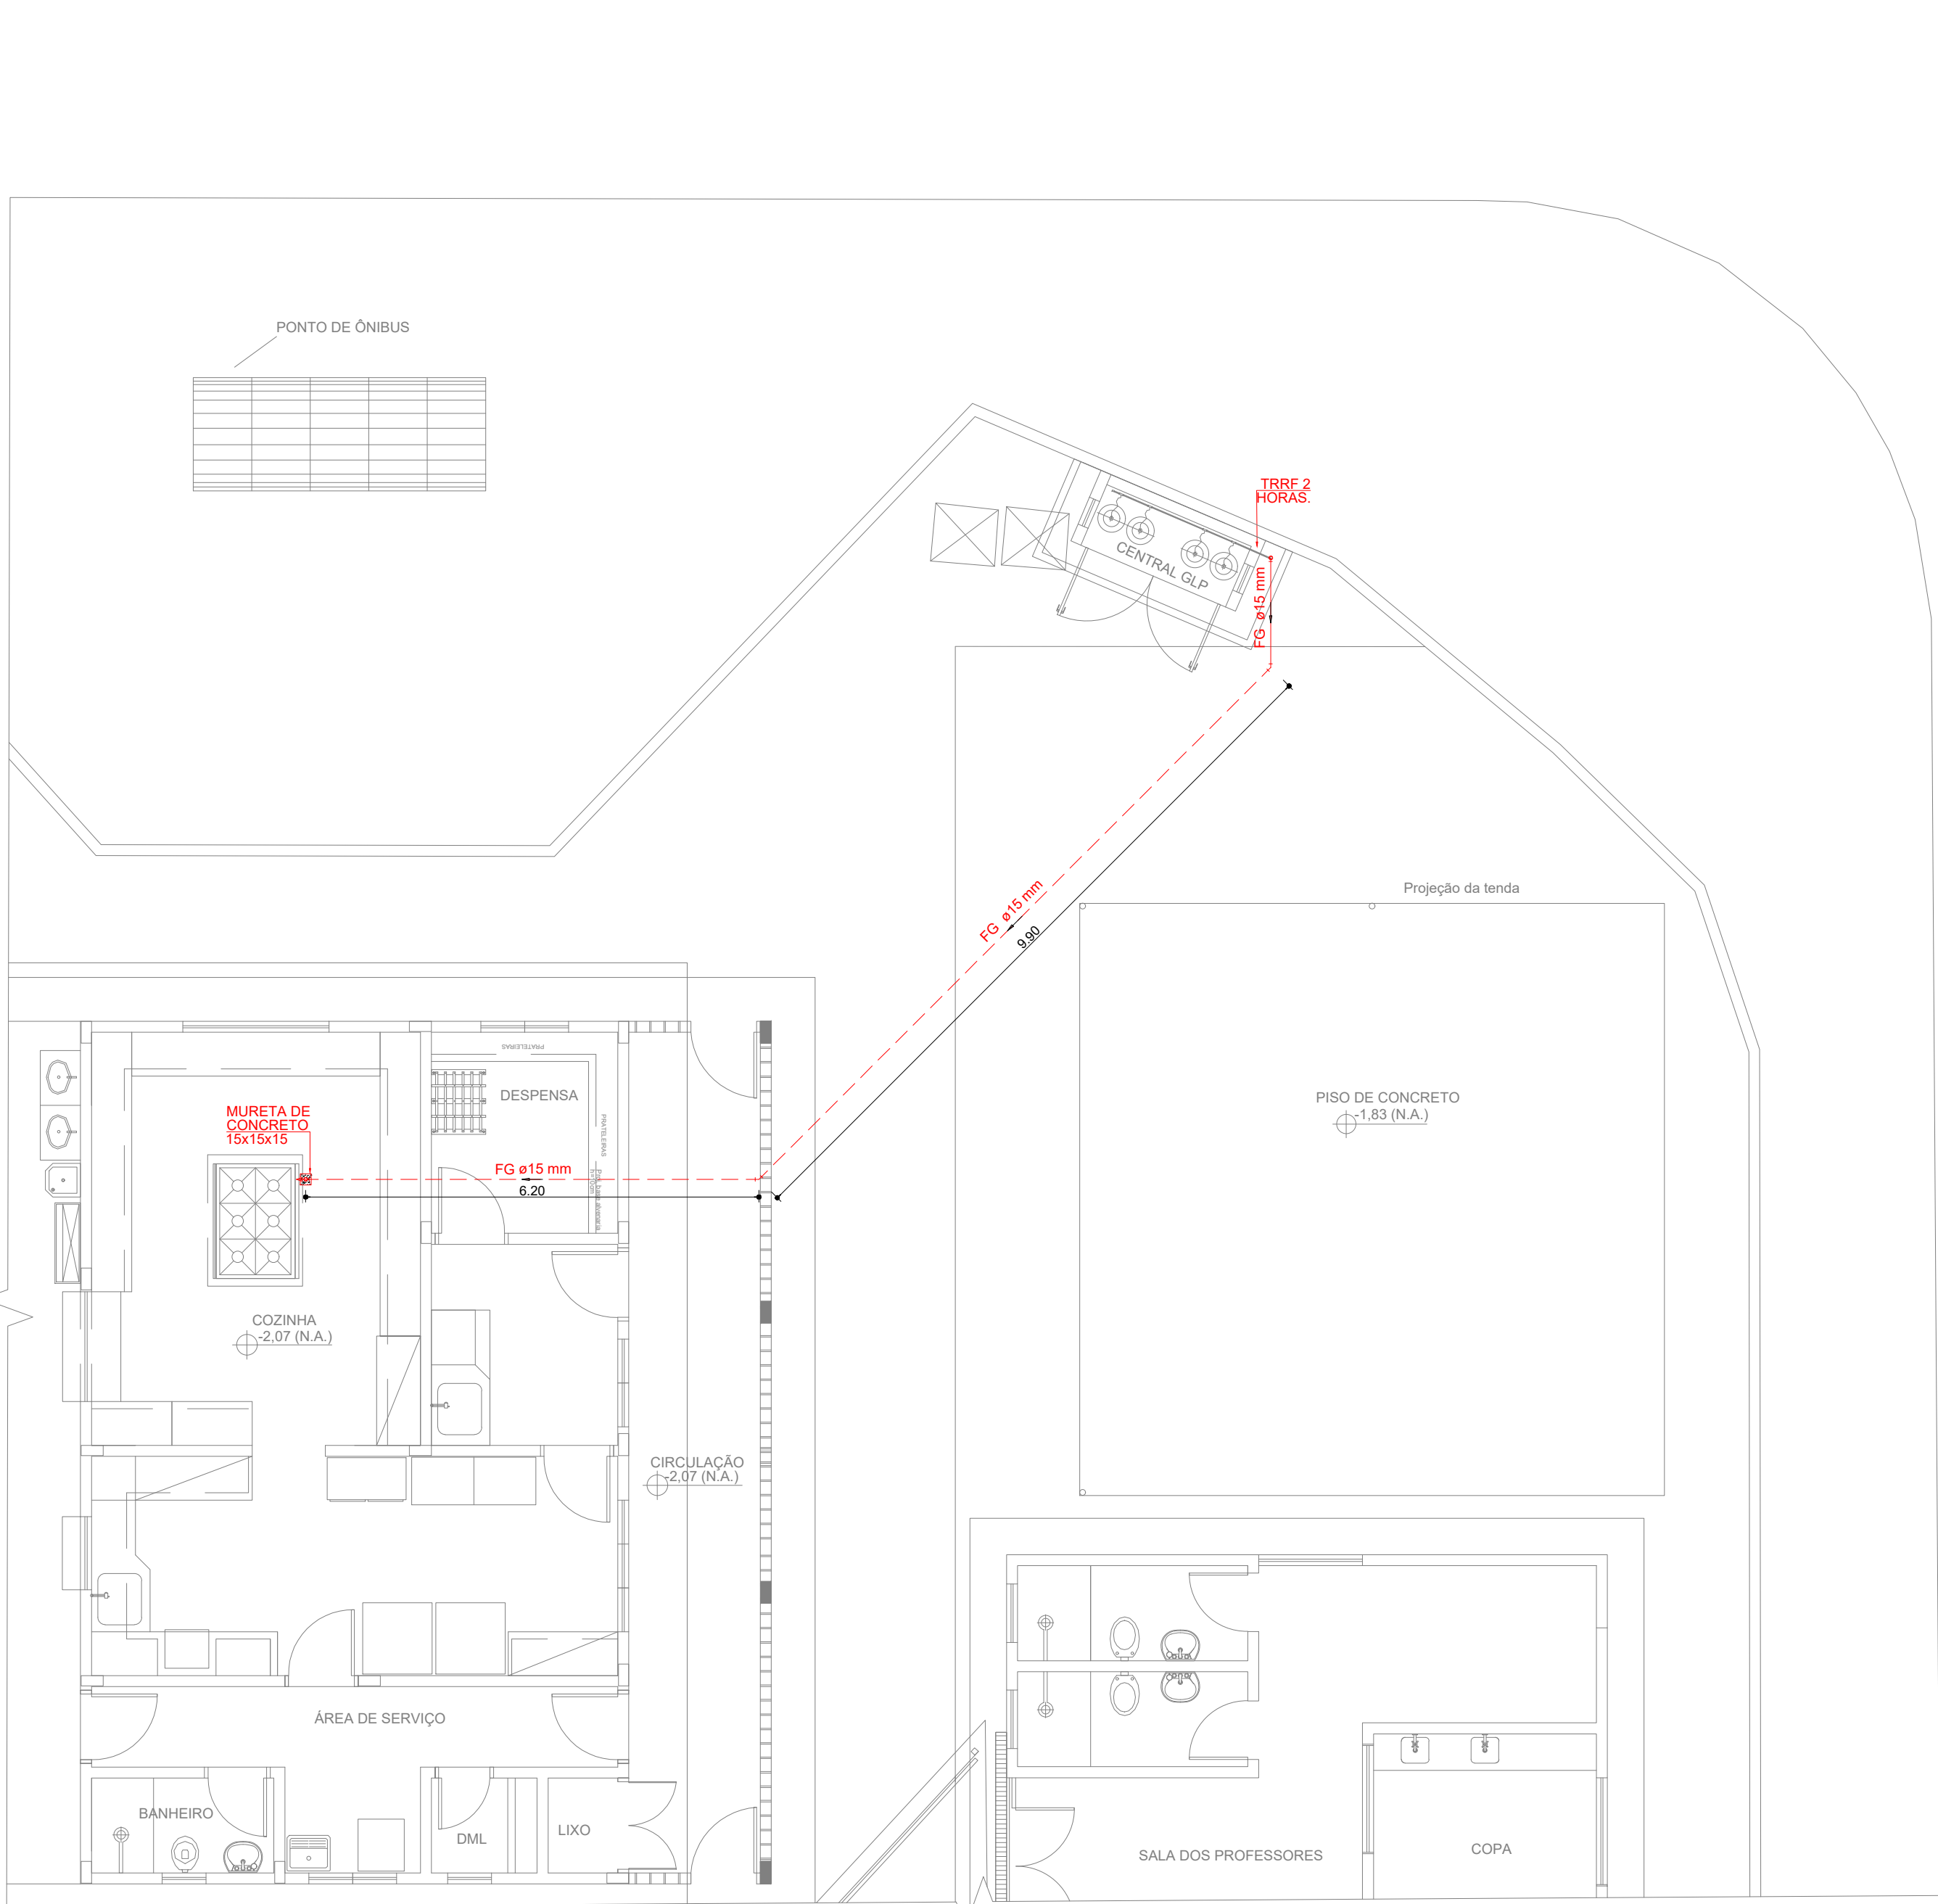


PLANTA BAIXA GLP

ESCALA: 1/75

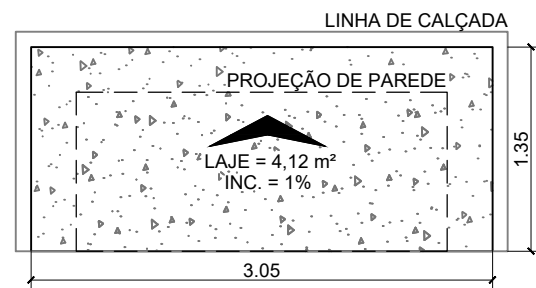

PLANTA DE COBERTURA


ESCALA: 1/50

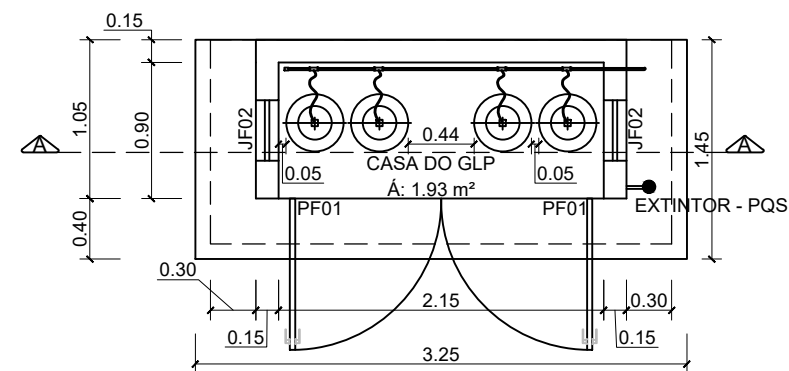

PLANTA BAIXA

ESCALA: 1/50



FG 6B CF 1/2"

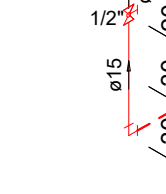

ISOMÉTRICO


SEM ESCALA:

QUADRO DE ESQUADRIAS	TAMANHO	QUANTIDADE
JF 02 GRADE EM FERRO	40 x 40 cm	4
PF 01 PORTA EM GRADE DE FERRO	1,00 x 2,10 cm	2

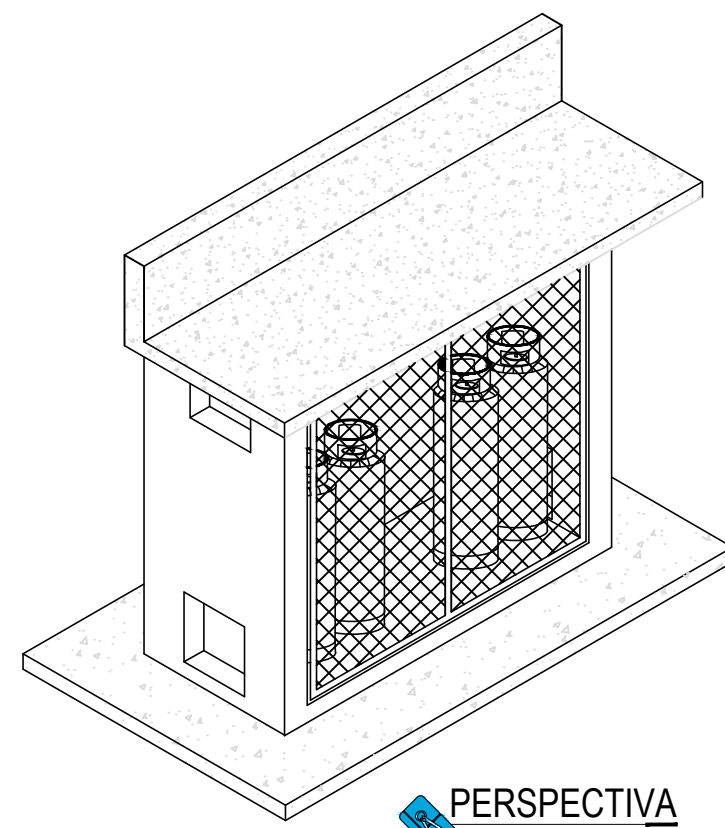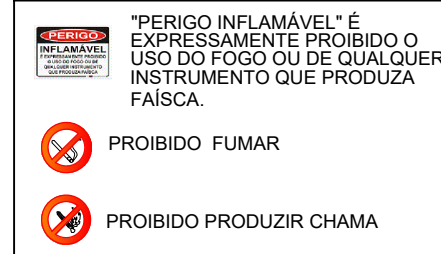


PERSPECTIVA

ESCALA: 1/50

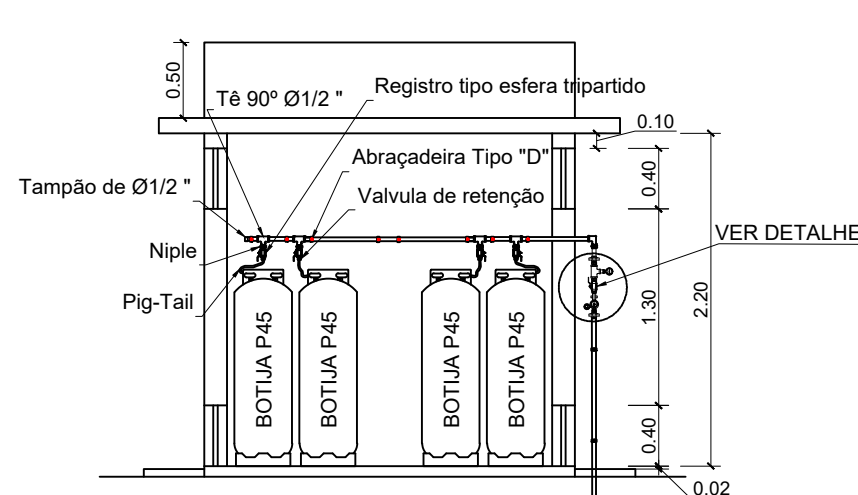

CORTE AA

ESCALA: 1/50

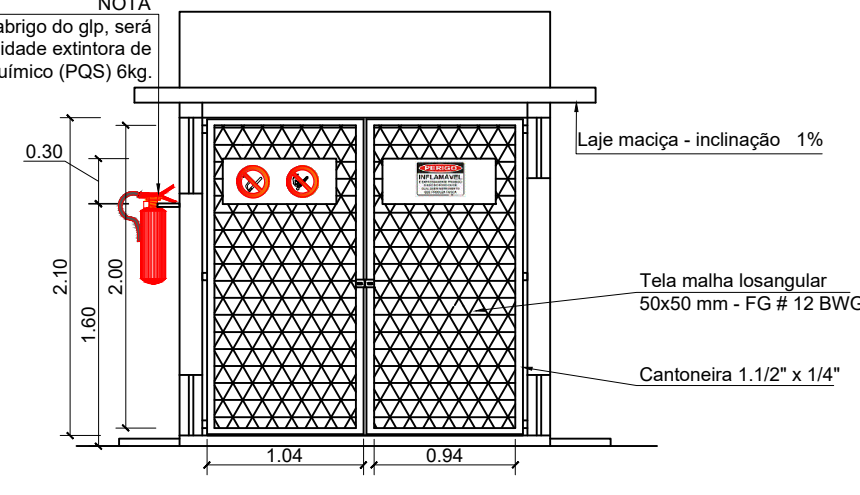

VISTA FRONTAL

ESCALA: 1/50

- TUBULAÇÃO PARA GLP, EMBUTIDA NO PISO E/OU PAREDE:
- FG Ø1/2" INDICAÇÃO DO DIÂMETRO DA TUBULAÇÃO, NO CASO, DIÂMETRO NOMINAL 15 mm (1/2"), DE FERRO GALVANIZADO.
- NOTAS :
- 1 - DIMENSÕES COTADAS EM METROS, SALVO INDICAÇÃO CONTRÁRIA;
 - 2 - A TUBULAÇÃO DIMENSIONADA DEVERÁ SER INSTALADA EMBUTIDA NO PISO, NUMA PROFUNDIDADE MÍNIMA DE 0,30 m;
 - 3 - A TUBULAÇÃO DEFINIDA PARA O SISTEMA DE GLP NÃO PODERÁ SER UTILIZADA PARA OUTRAS FINALIDADES;
 - 4 - TODAS AS CONEXÕES ROSCÁVEIS DEVERÃO SER EXECUTADAS COM VEDA-FITA APLICANDO-SE SOBRE AS ROSCAS 7(SETE) CAMADAS DE FITA;
 - 5 - TODAS AS TUBULAÇÕES EXPOSTAS NA CASA DE GLP, SERÃO PINTADAS NA COR AMARELA CONFORME A NBR - 15526;
 - 6 - NO LADO EXTERNO DO COMPARTIMENTO ONDE AS BOTTAS DE GLP SERÃO ENCONTRADAS, SERÁ INSTALADO 1 (UM) EXTINTOR DE INCÊNDIO, TIPO PÓ QUÍMICO (PQS), CAPACIDADE 6kg;
 - 7 - A TUBULAÇÃO DE GLP NÃO PODE PASSAR EM COMPARTIMENTO NÃO VENTILADO COMO: PORÕES, CAIXAS PERDIDAS, FORROS FALSOS E OUTROS;
 - 8 - NÃO ARMAZENAR QUALQUER TIPO DE MATERIAL DENTRO DA CENTRAL DE GLP.

Lista de Materiais	
Ferro Galvanizado	
Cotovelo 45	2 pç
Cotovelo 90	2 pç
Tê	5 pç
Luva macho - fêmea	2 pç
Tubo de ferro galvanizado	20,00m
Linha de redução de ferro galvanizado, com rosca bsp, de 1 1/2" x 1 1/4"	1 pç
União de ferro galvanizado, com rosca bsp, com assento plano, de 1/2"	2 pç
Niple de ferro galvanizado, com rosca bsp, de 1/2"	10 pç
Cap ou tampão de ferro galvanizado, com rosca bsp, de 1/2"	1 pç
Gás	
Abraçadeira em aço para amarração de eletrodutos, tipo d, com 1/2" e parafuso de fixação	20 pç
Bucha de nylon, diâmetro do furo 8 mm, comprimento 40 mm, com parafuso de rosca soberba, cabeça chata, fenda simples, 4,8 x 50 mm	20 pç
Manômetro de pressão, reto, rosca NPT 1/4", escala 0 - 300 PSI, diâmetro do mostrador 2,5"	1 pç
Valvula de retenção horizontal, de bronze (pn-25), 1/2", 400 psi, tampa de porca de união, extremidades com rosca	4 pç
Conexão tipo "PIG-TAIL" para botija P-45	4 pç
Valvula de esfera bruta em bronze, bitola 1/2" (ref 1552-b)	6 pç
Regulador de alta pressão GLP c/ segurança OPISO	1 pç
Regulagem externa - 1/2" NPT f x 1/2" NPT f	1 pç
Escavação e reaterro da tubulação	
Escavação manual de vala com profundidade menor ou igual a 1,30 m.	1,80 m³
Reaterro manual de valas com compactação mecanizada.	1,80 m³

ESTADO DE GOIÁS
CORPO DE BOMBEIROS MILITAR
PROCESSO N.º 73976/24

1. (X) Aprovação inicial de projeto;
2. () Substituição de Projeto, Protocolo original nº
3. () Com Parecer Técnico n.º
4. () Projeto de Aceite*, Data de construção da edificação:
(*Somente para edificações comprovadamente construídas em data anterior a 10/03/2007, conforme NT-41).

PROCESSO ANALISADO E APROVADO DIGITALMENTE

A aprovação deste processo somente terá validade com a apresentação do respectivo Certificado de Aprovação, o qual será disponibilizado no site do Corpo de Bombeiros Militar do Estado de Goiás - CBMGO (www.bombeiros.go.gov.br).

As informações relativas a este processo e a autenticidade de sua aprovação poderão ser consultados no site do CBMGO, de acordo com os dados e orientações constantes no Certificado de Aprovação.



GERÊNCIA DE PROJETOS E INFRAESTRUTURA
APROVADO

TÉCNICO RESPONSÁVEL PELA APROVAÇÃO

CEPI DOMINGOS BAPTISTA DE ABREU

GLP - GÁS LIQUEFEITO DE PETRÓLEO

ENDEREÇO RUA VC 6 /JOÃO BATISTA GONÇALVES, S/N,
CONJUNTO VERA CRUZ - GOIÂNIA - GO.

ÁREA DO TERRENO	ÁREA EXISTENTE	ÁREA DE REFORMA	ÁREA A CONSTRUIR DAS PASSARELAS	ÁREA TOTAL A CONSTRUIR	ÁREA TOTAL
					3.088,62m²

AUTOR: SILAS PIRES DE OLIVEIRA FILHO | CAU: 00A1346253

RT DA OBRA:

PROPRIETÁRIO: SECRETARIA DE ESTADO DA EDUCAÇÃO CNPJ: 01.409.705.0001-20

GLP

TIPO DE PROJETO

PLANTA BAIXA GLP - DIAGRAMA DE PRESSÃO - ISOMÉTRICO - PLANTA DE COBERTURA - CORTE - FACHADA - DETALHES E LEGENDAS

DATA: ABRIL/2024	ESCALA: INDICADA	REVISÃO: 000	Nº RRT/ART:
REV.	DATA	DESCRIÇÃO	VISTO

FOLHA: 01/01