



PLANTA BAIXA ESGOTO SANITÁRIO - TÉRREO GERAL

Escala 1 : 300

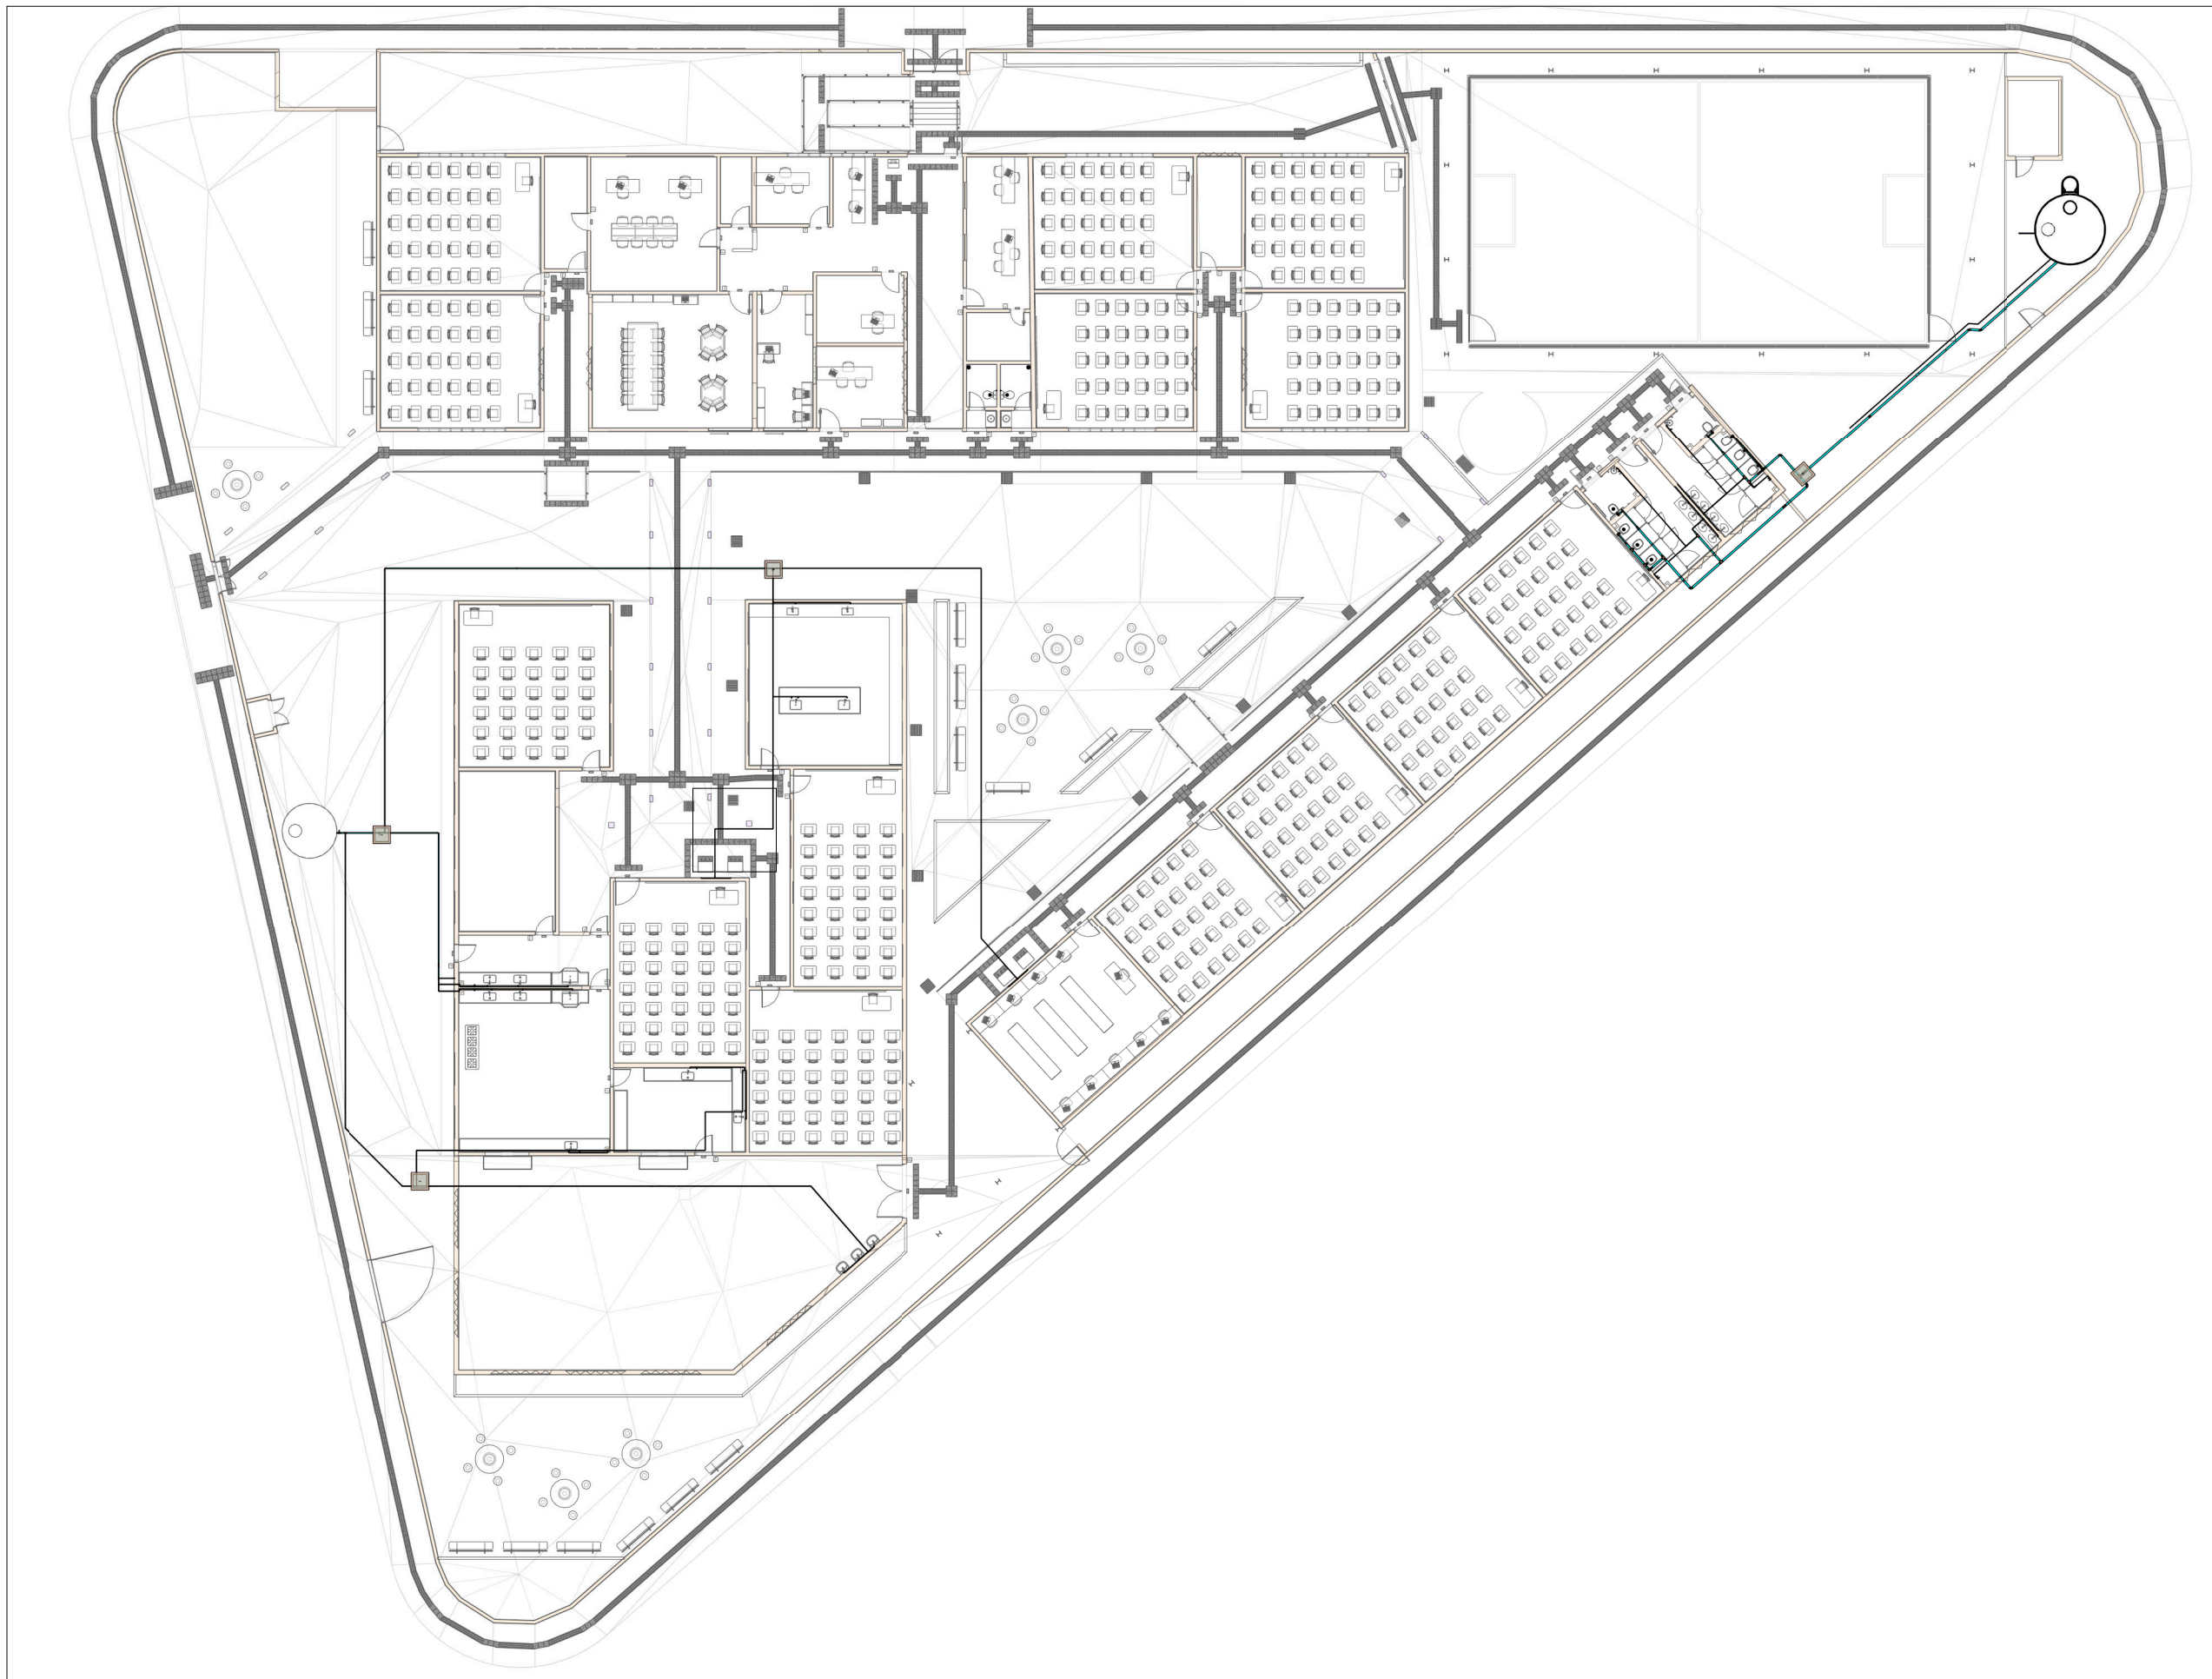

PLANTA BAIXA ÁGUA FRIA - TÉRREO GERAL

Escala 1 : 300

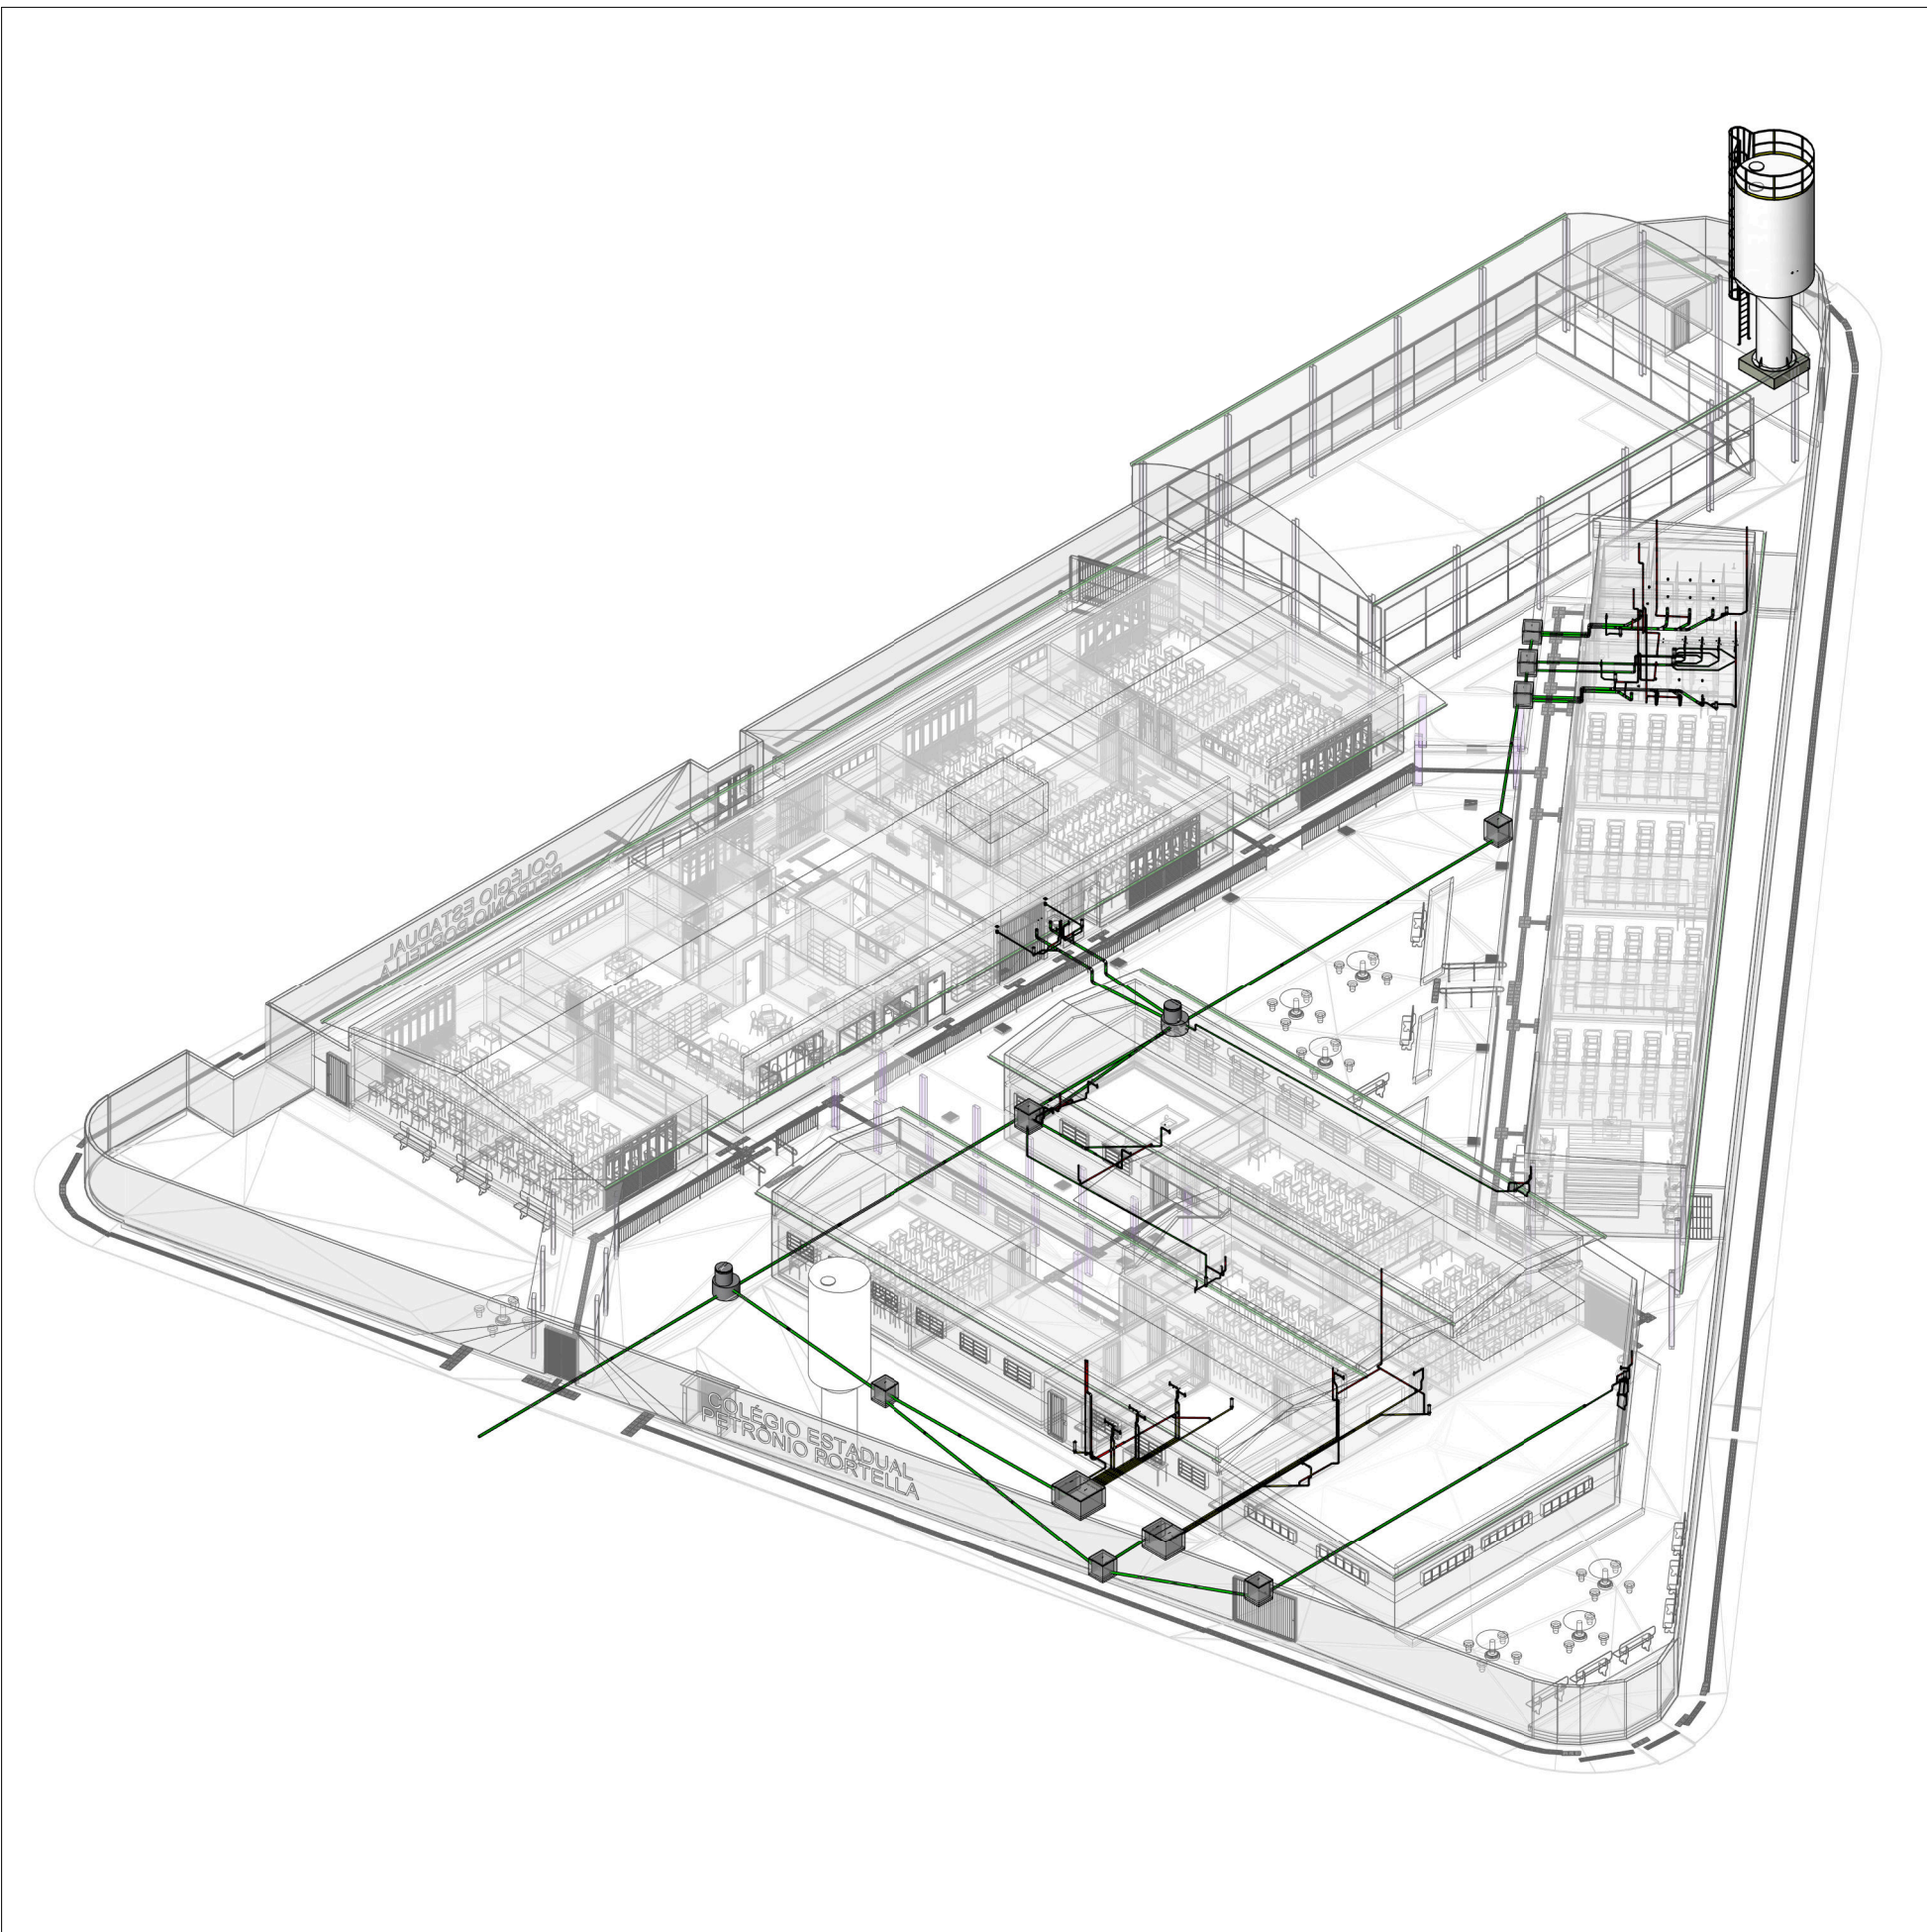


3D - SISTEMA DE ESGOTO SANITÁRIO

Escala



3D - SISTEMA DE ÁGUA FRIA

Escala

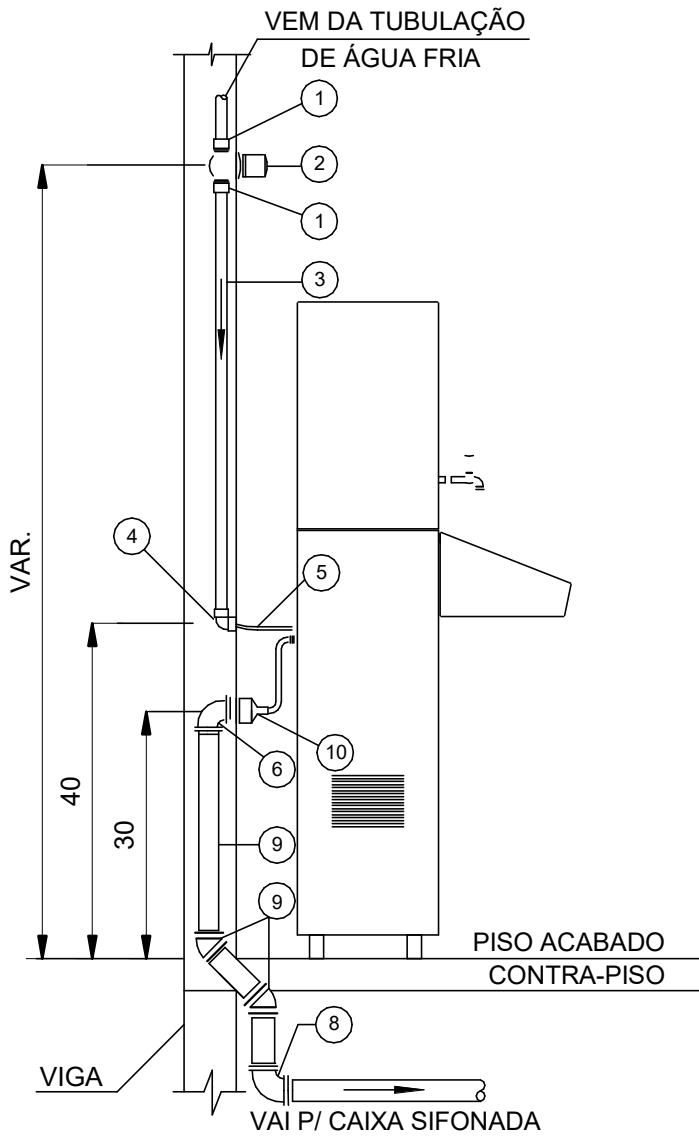

- 1 - ADAPTADOR SOLDÁVEL CURTO C/ BOLSA E ROSCA P/ REGISTRO
- 2 - REGISTRO DE GAVETA
- 3 - TUBO EM PVC SOLDÁVEL
- 4 - JOELHO 90° SOLDÁVEL E COM BUCHA DE LATÃO
- 5 - ENGATE FLEXÍVEL PARA BEBEDOURO (30 cm) COM NIPLE
- 6 - JOELHO 90° - ESGOTO C/ANEL Ø VAR.
- 7 - JOELHO 45° - ESGOTO Ø VAR.
- 8 - JOELHO 90° - ESGOTO Ø VAR.
- 9 - TUBO PVC RÍGIDO PARA ESGOTO Ø VAR.
- 10 - BUCHA DE REDUÇÃO PVC VAR. x 25 mm

DETALHE - BEBEDOURO DESVIO DE VIGA 45° SEM ESCALA



ESTADO DE GOIÁS  
SECRETARIA DE ESTADO DA EDUCAÇÃO  
SUPERINTENDÊNCIA DE INFRAESTRUTURA  
GERÊNCIA DE PROJETOS E INFRAESTRUTURA

GERÊNCIA DE PROJETOS E INFRAESTRUTURA  
APROVADO \_\_\_\_/\_\_\_\_/\_\_\_\_  
TÉCNICO RESPONSÁVEL PELA APROVAÇÃO

CEPI PETRÔNIO PORTELLA

ENDERECO  
R. dos Marmelos, 0 - Q 1 - Conj. Cruzeiro do Sul, Aparecida de Goiânia - GO, 74917-200

ÁREA DO TERRENO	ÁREA PERMEAB.	ÁREA EXISTENTE	ÁREA A DEMOLIR	ÁREA A CONSTRUIR	ÁREA TOTAL CONSTRUÇÃO
3818,34 m²	424,66 m²	1408,20 m²	42,90m²	192,00 m²	1600,20 m²



CONSÓRCIO DIAMANTE ENGENHARIA  
AV. BARÃO HOMEM D E MELO, Nº 3280 - NOVA GRANADA  
BELO HORIZONTE - MG - CEP: 30.484-080  
TEL: (31) 3347-4405 / (31) 3347-7079 / (31) 3571-1920  
EMAIL: contato@grupoprojetoeengenharia.com.br



AUTOR: ENGENHEIRA JULIANA GONÇALVES OLIVEIRA CREA: 239787/D

RT DA OBRA:

PROPRIETÁRIO: SECRETARIA DE ESTADO DA EDUCAÇÃO CNPJ: 01.408.705.0001-20  
PREPOSTO: SABRINA SILVA VIEIRA VALENTE CPF: 041.530.091-64

PROJETO HIDROSSANITÁRIO

TIPO DE PROJETO

PLANTA BAIXA ESGOTO SANITÁRIO - TÉRREO GERAL  
PLANTA BAIXA ÁGUA FRIA - TÉRREO GERAL  
3D - SISTEMA DE ESGOTO SANITÁRIO  
3D - SISTEMA DE ÁGUA FRIA  
DETALHE CONSTRUTIVO  
ASSUNTO:

DATA: DEZ/2024 ESCALA: INDICADA REVISÃO: 01 Nº RRT/ART:

REV.	DATA	DESCRIÇÃO	VISTO
00	NOV/2024	EMIÇÃO INICIAL	BSR
01	DEZ/2024	P/ APROVAÇÃO	BSR

01/12

FOLHA: