




ESCOLA DE SAÚDE DE GOIÁS

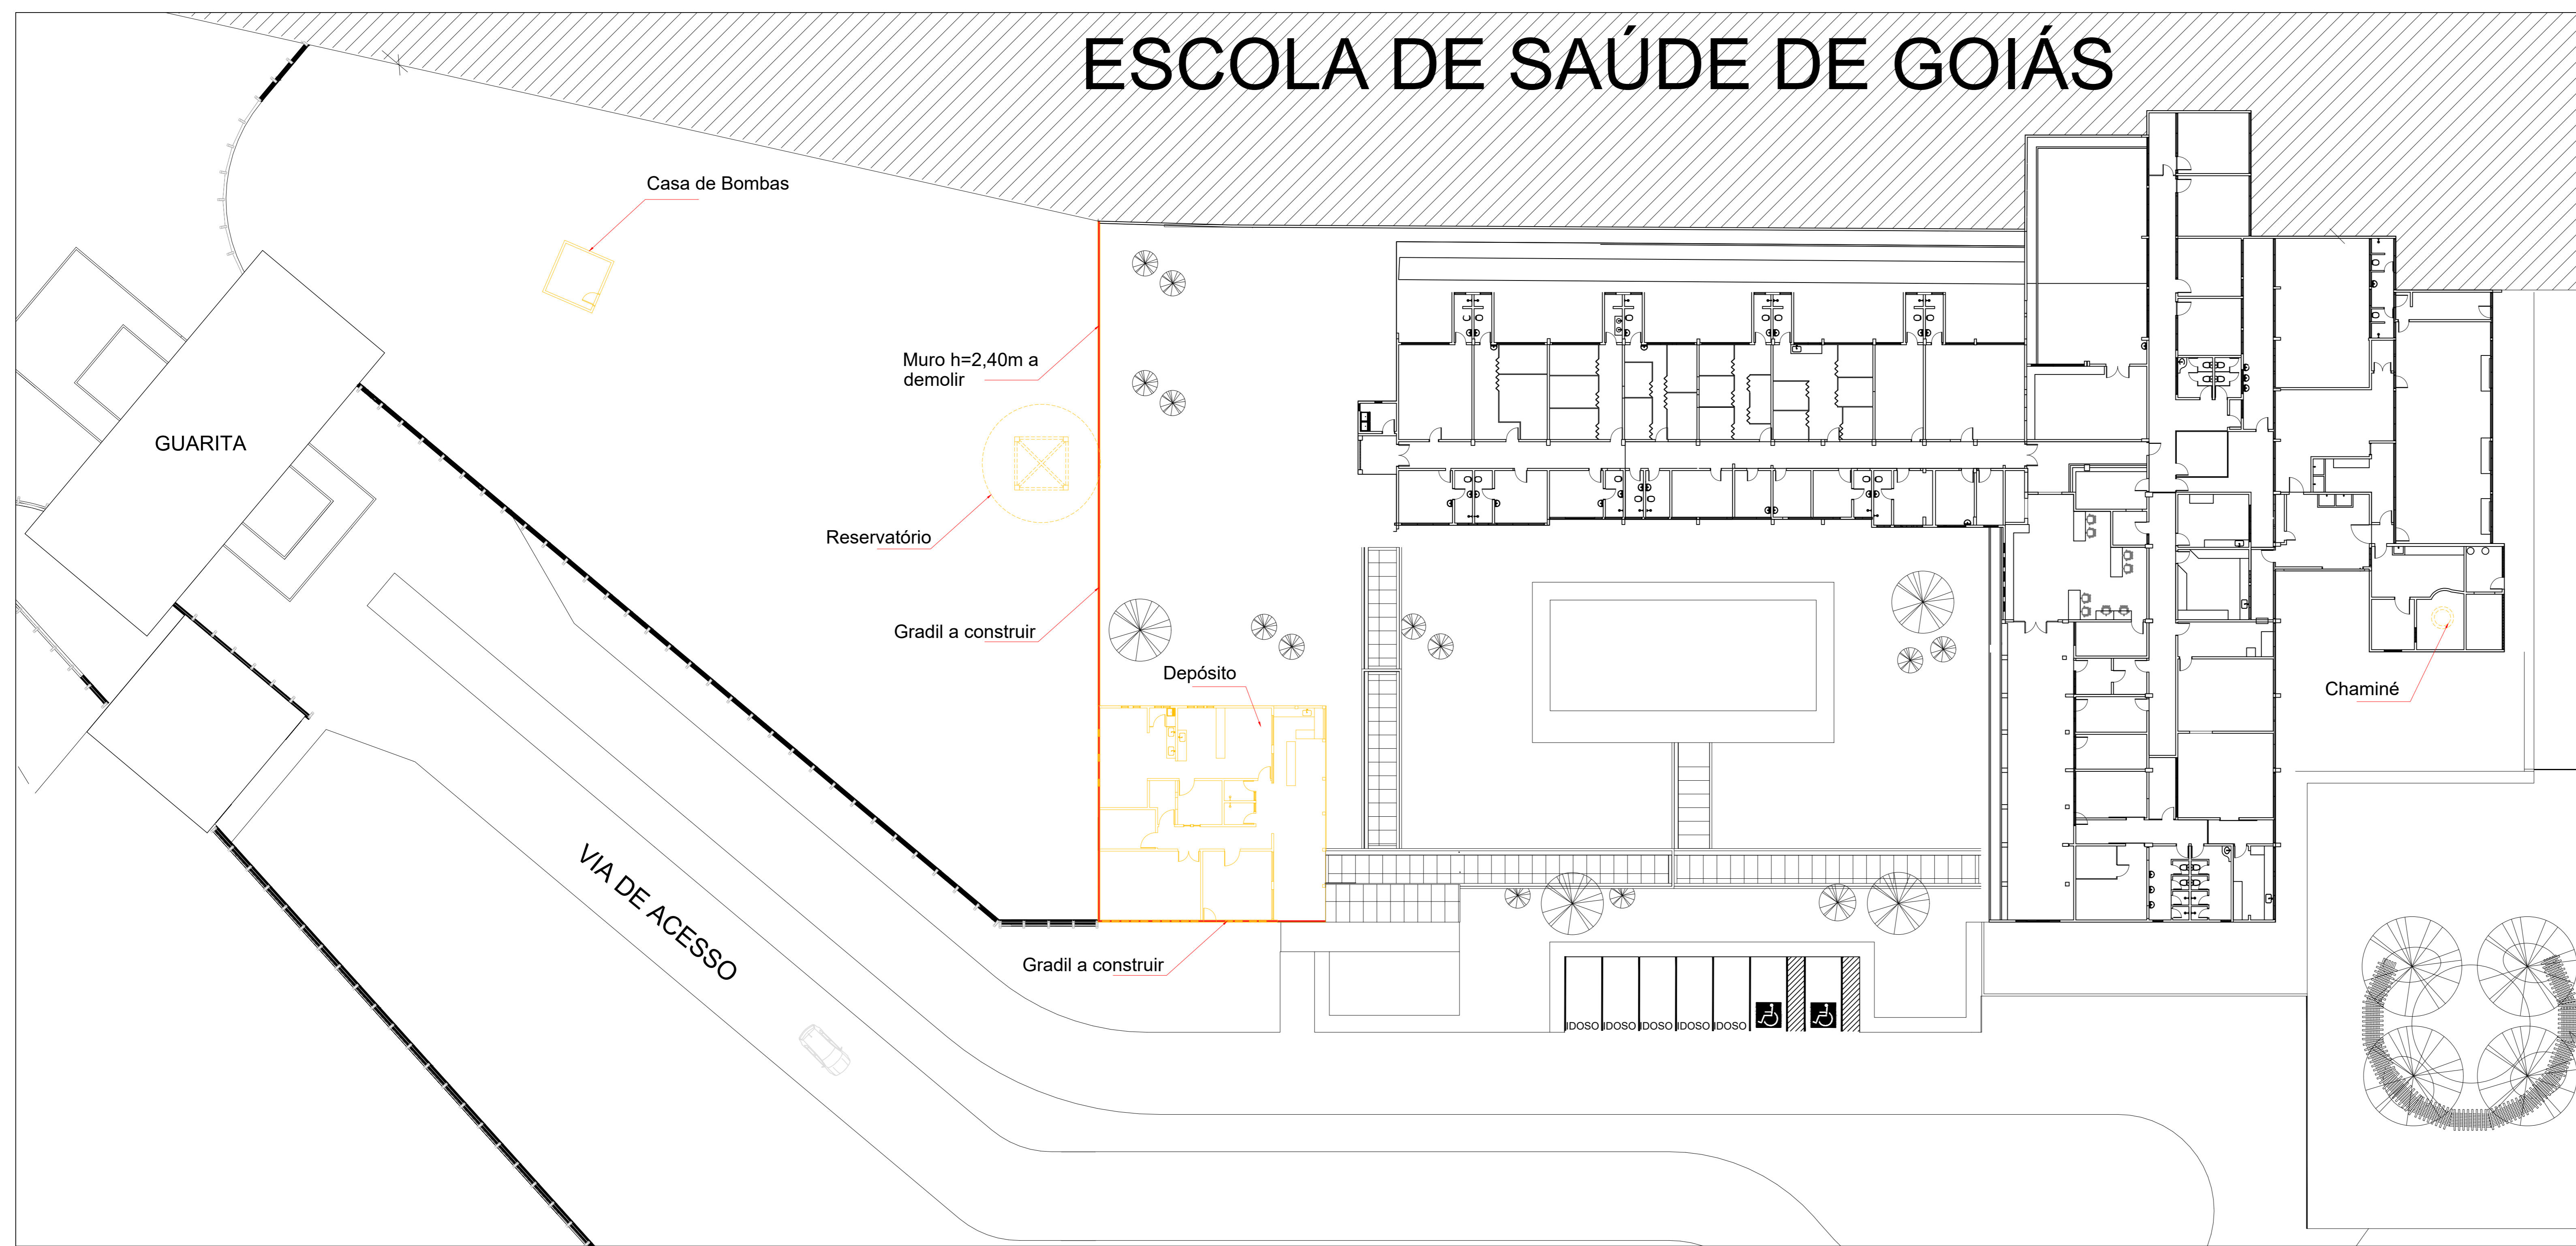


Planta de Implantação
Escala 1:200

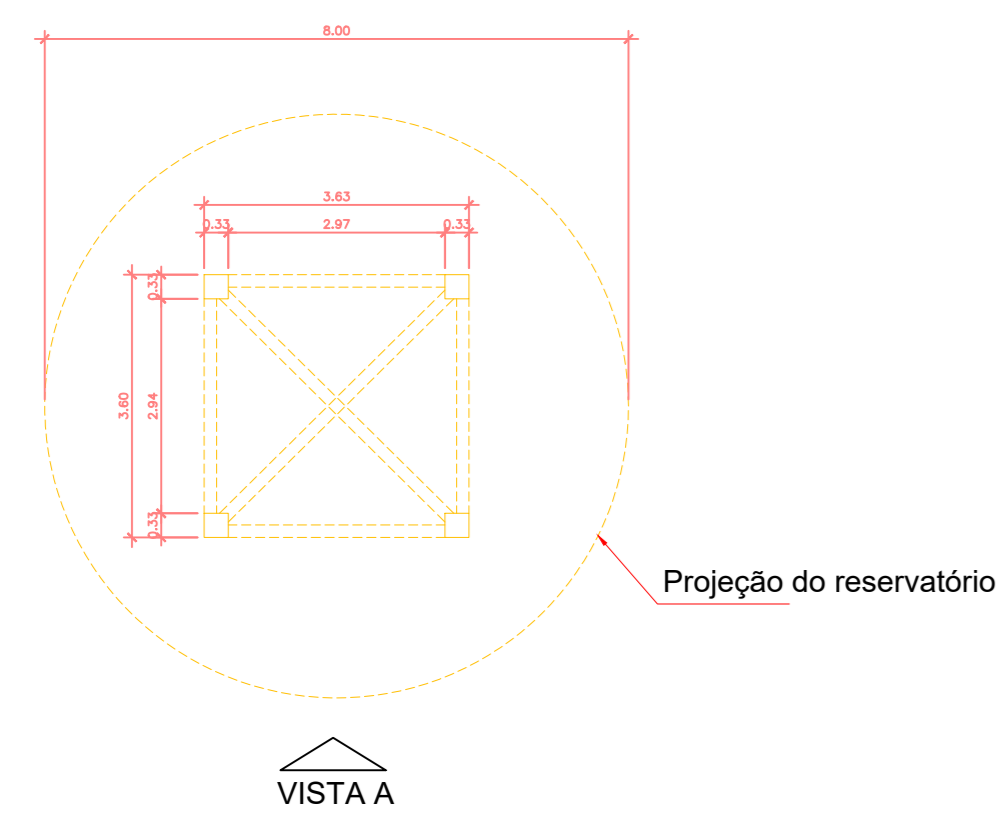


Planta baixa do reservatório
Escala 1:100

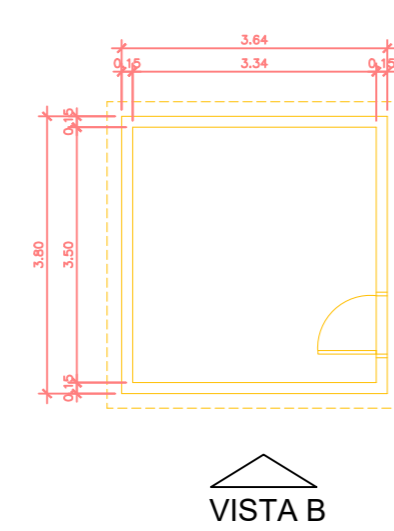


Planta baixa Casa de Bombas
Escala 1:100

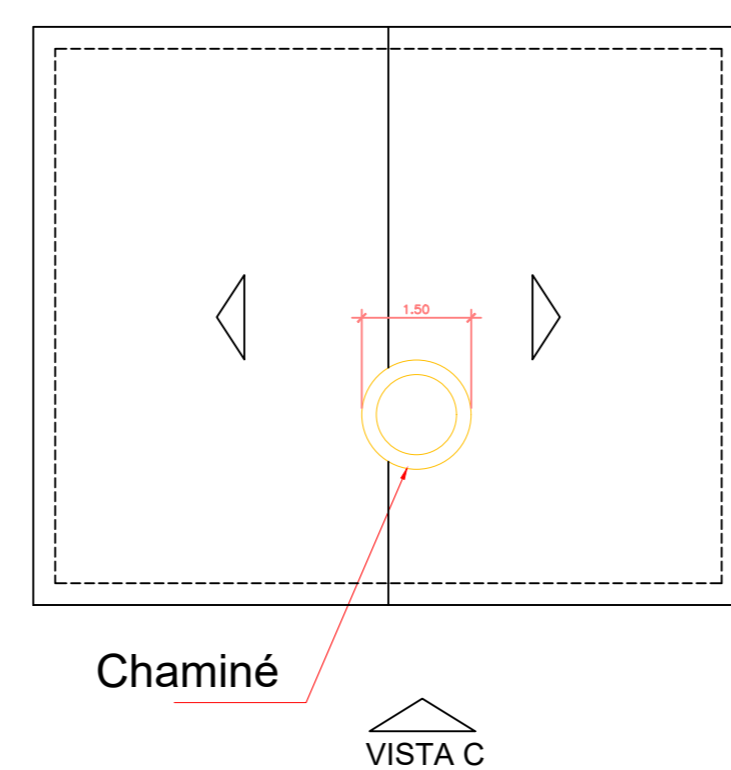


Planta baixa Chaminé
Escala 1:100

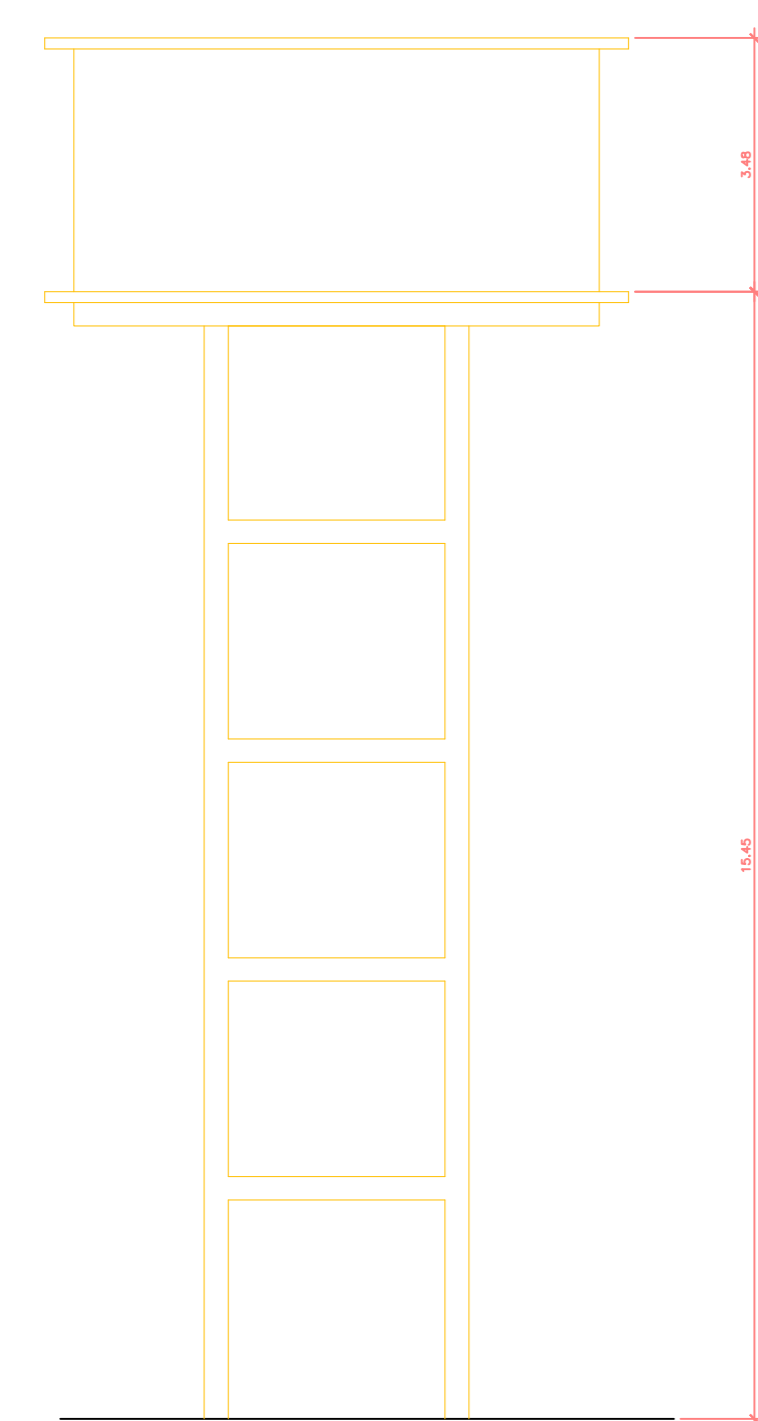

Vista A
Escala 1:100

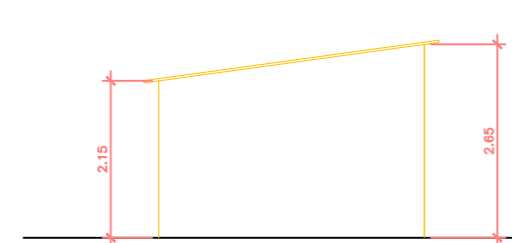

Vista B
Escala 1:100

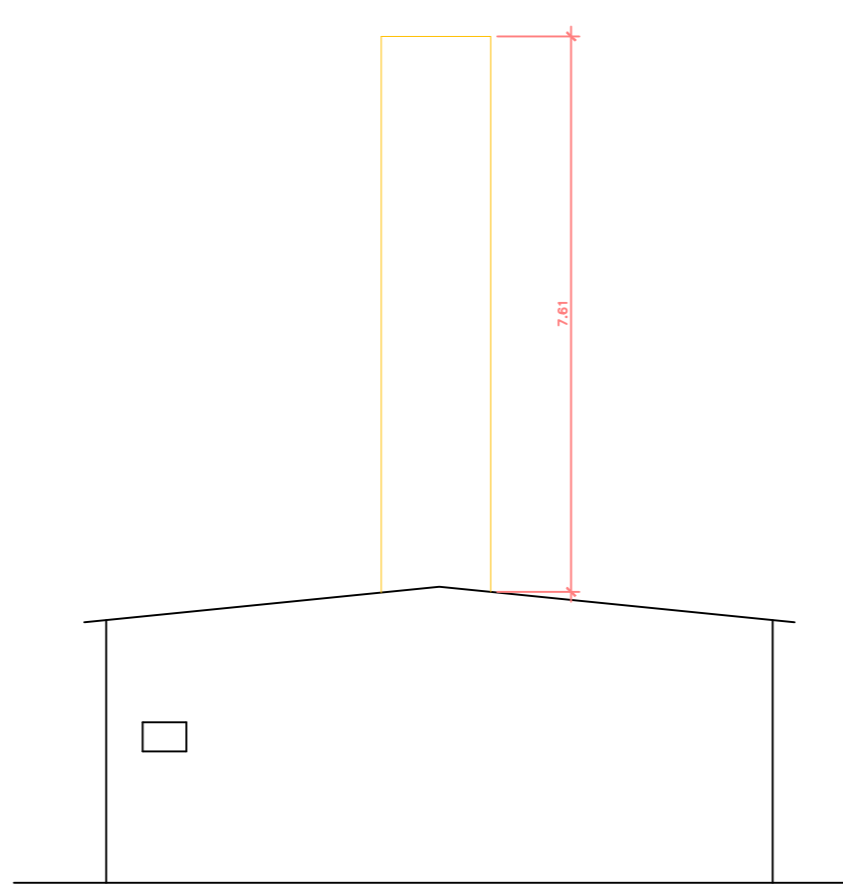

Vista C
Escala 1:100

LEGENDA CONSTRUIR/DEMOLIR

- ALVENARIA A DEMOLIR
- ALVENARIA EXISTENTE
- A CONSTRUIR



SUPERINTENDÊNCIA DE INFRAESTRUTURA
GERÊNCIA DE MANUTENÇÃO
COORDENAÇÃO DE MANUTENÇÃO PREDIAL

RODOVIA BR-153 QD.ÁREA, KM08 - BAIRRO SANTO ANTÔNIO, GOIÂNIA-GO
74.853-040

DEMOLIÇÃO DO RESERVATÓRIO, MURO, CASA DE BOMBAS E CHAMINÉ DO
CENTRP ESTADUAL DE REFERÊNCIA EM MEDICINA INTEGRATIVA E
COMPLEMENTAR - CREMIC

REV. Nº	DESCRIÇÃO	AUTOR	DATA
00	Emissão Inicial	SAULO	7/4/2025
01		-	-
02		-	-
03		-	-

ASSINATURAS:
RESPONSÁVEL TÉCNICO: SAULO DE SOUZA RODRIGUES
ENGENHEIRO CIVIL
CREA: 24.15969-02

PROPRIETÁRIO: SECRETARIA DE ESTADO DA SAÚDE
CNPJ: 02.529.964/0001-57

DATA	ESCALA	AREA CONST.	ARQUIVO
7/4/2025	Indicada	-	HD_ESCOLA DE SAUDE_R00.dwg

01