



PLANTA BAIXA ESGOTO SANITÁRIO - TÉRREO

Escala 1 : 100

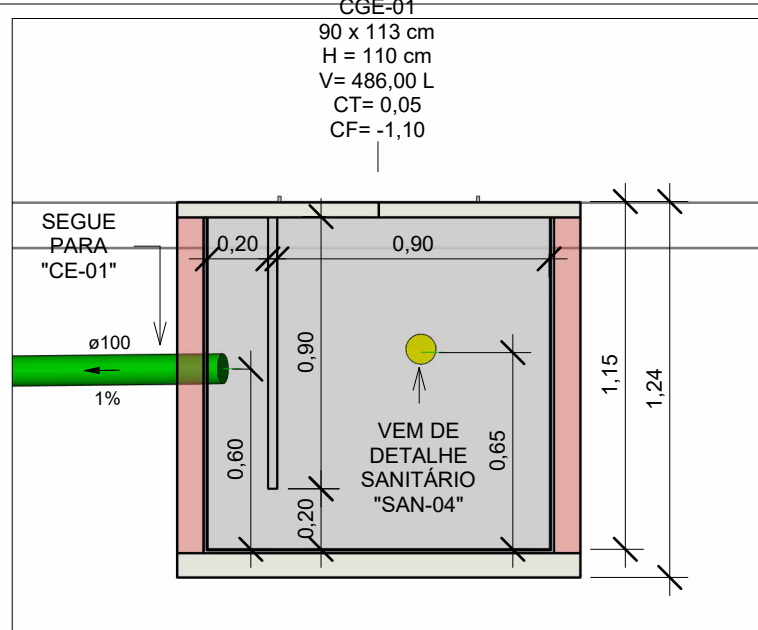


DETALHE CGE-01

Escala 1 : 25

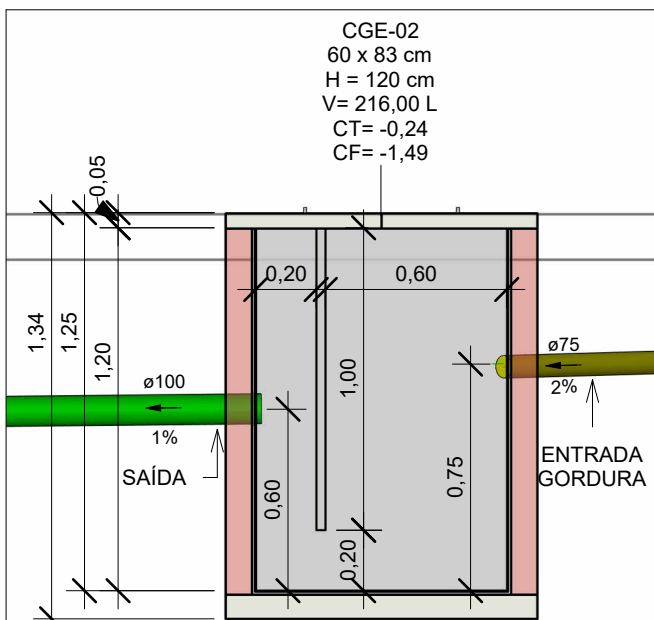

DETALHE CGE-02

Escala 1 : 25

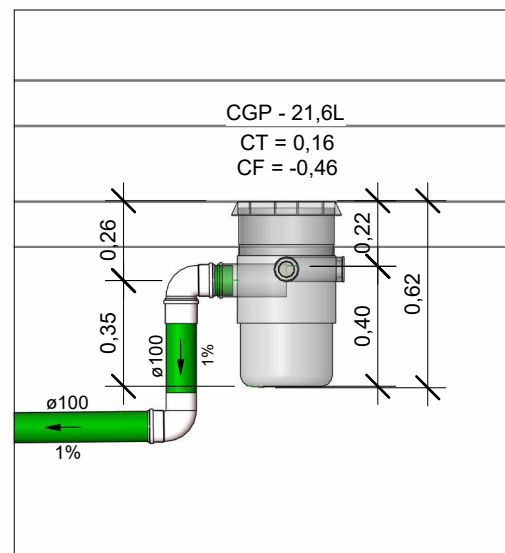

DETALHE CGP-01

Escala 1 : 25



ESTADO DE GOIÁS
SECRETARIA DE ESTADO DA EDUCAÇÃO
SUPERINTENDÊNCIA DE INFRAESTRUTURA
GERÊNCIA DE PROJETOS E INFRAESTRUTURA

GERÊNCIA DE PROJETOS E INFRAESTRUTURA
APROVADO

TÉCNICO RESPONSÁVEL PELA APROVAÇÃO

CEPI MARIA CARMELITA MACEDO CORRÊA

ENDEREÇO
RUA ROSALINA CANDIDA ACIER
BAIRRO JARDIM BELA VISTA, CERES-GO - CEP.: 76300-000

ÁREA DO TERRENO	ÁREA PERMEAB.	ÁREA EXISTENTE	ÁREA A DEMOLIR	ÁREA A CONSTRUIR	ÁREA TOTAL CONSTRUÇÃO
2155,15 m²	454,67 m²	1604,73 m²	0,00 m²	143,65 m²	1748,38 m²



CONSÓRCIO DIAMANTE ENGENHARIA

AVENIDA BARÃO HOMEM DE MELO, 3280 - NOVA GRANADA
BELO HORIZONTE - MG - CEP 30.494-080
TEL.: (31) 3347.4465 / (31) 3347.7079 / (31) 3571.1920
EMAIL: contato@grupoproyteingenieria.com.br

AUTOR: JULIANA GONÇALVES OLIVEIRA
CREA - 238787/D

MARIANE DE PAULA FERNANDES
CREA - 243383/D

RT DA OBRA:

PROPRIETÁRIO: SECRETARIA DE ESTADO DA EDUCAÇÃO CNPJ: 01.409.705.0001-20
PREPOSTO: SABRINA SILVA VIEIRA VALENTE CPF: 041.530.091-84

PROJETO HIDROSSANITÁRIO

TIPO DE PROJETO

PLANTA BAIXA ESGOTO SANITÁRIO - TÉRREO
DETALHE CGE-01
DETALHE CGE-02
DETALHE CGP-01
DETALHES GERAIS/CONSTRUTIVOS

DATA: AGO/2025 ESCALA: INDICADA REVISÃO: 01 Nº RRT/ART:

REV.	DATA	DESCRIÇÃO	VISTO
00	08/2025	EMISSION INICIAL	JGO
01	08/2025	PI APROVAÇÃO	JGO

02/14

FOLHA: