


PLANTA BAIXA DRENAGEM CLIMATIZAÇÃO - TÉRREO - PARTE 4

Escala 1 : 50

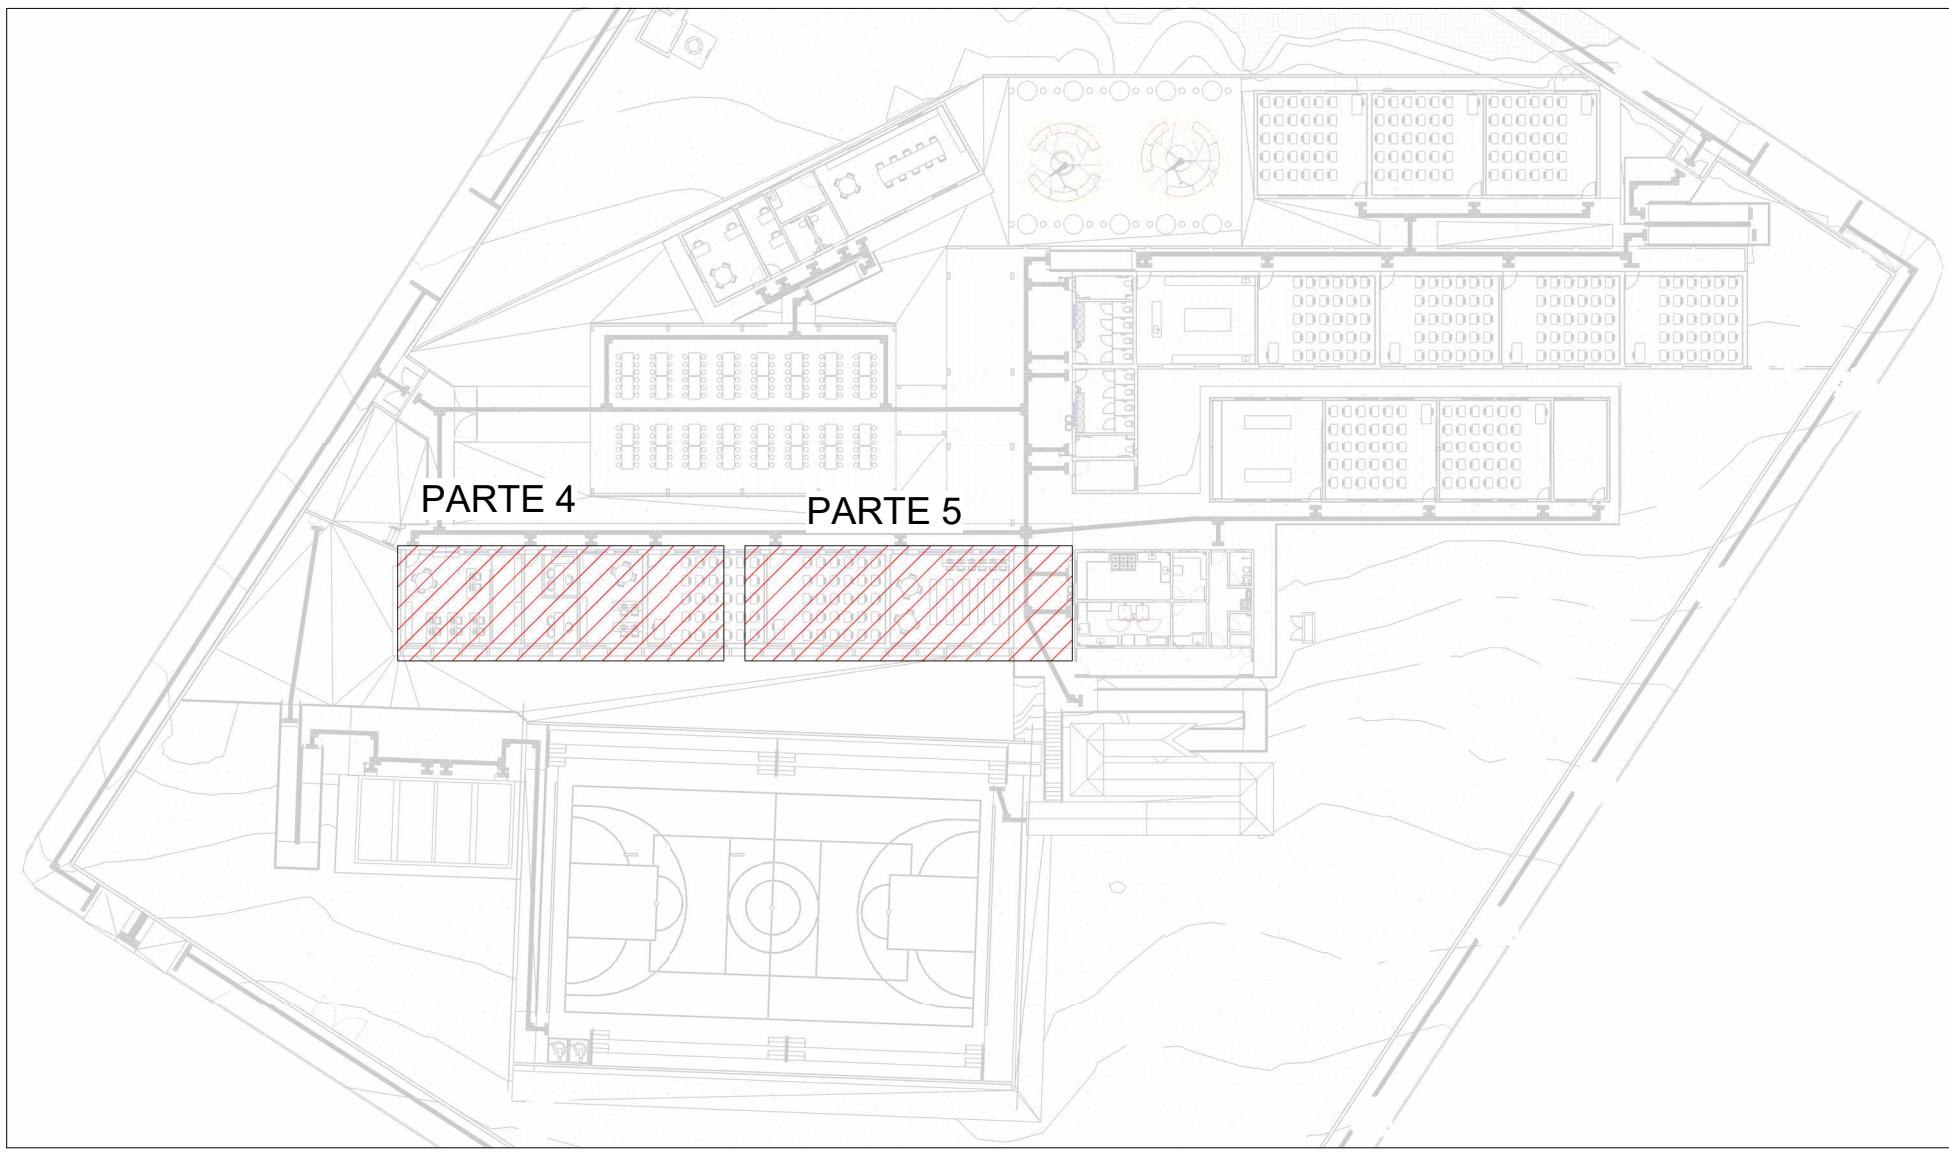


MAPA CHAVE CLIMATIZAÇÃO - PARTE 4 E 5

Escala 1 : 500

| LEGENDA DAS INDICAÇÕES |                               |
|------------------------|-------------------------------|
| AP                     | PRUMADA DE ÁGUA PLUVIAL       |
| AC-XX                  | ÁREA DE COBERTURA             |
| AT-XX                  | ÁREA TÉRREO                   |
| C-XX                   | CALHA METÁLICA                |
| CA                     | CAIXA DE AREIA COM TAMPA CEGA |
| CAG                    | CAIXA DE AREIA COM GRELHA     |
| CAN                    | CANALETA DE CONCRETO          |
| Coluna aDN             | Tubulações verticais          |

| LEGENDA DE TUBULAÇÃO  |                         |
|---|-------------------------|
| CORES   |                         |
| <span style="display:inline-block; width:10px; height:10px; background-color:blue;"></span> | Drenagem - Pluvial      |
| <span style="display:inline-block; width:10px; height:10px; background-color:red;"></span>  | Drenagem - Climatização |

| NOTAS   |
|---|
| 1 - DIÂMETRO DAS TUBULAÇÕES EM mm E COTAS EM cm;<br>2 - TODAS AS TUBULAÇÕES DEVERÃO PASSAR SOB AS VIGAS. CASO HAJA A NECESSIDADE DE FUROS EM VIGAS PARA PASSAGEM DAS TUBULAÇÕES, O CALCULISTA DEVERÁ AUTORIZAR A EXECUÇÃO DOS MESMOS E O PROJETISTA HIDRÁULICO DEVERÁ SER INFORMADO PARA REVISÃO DO PROJETO;<br>3 - O ESPAÇAMENTO MÁXIMO ENTRE SUPORTES P/ FIXAÇÃO DE TUBULAÇÕES HORIZONTAIS SERÁ:<br>- TUBOS DE Ø150mm: 2,30m;<br>- TUBOS DE Ø100mm: 1,80m;<br>- TUBOS DE Ø75mm E INFERIORES: 1,5m;<br>4 - QUANDO NÃO INDICADO DE OUTRA FORMA AS DECLIVIDADES MÍNIMAS DEVERÃO SER:<br>- TUBULAÇÕES DE ÁGUAS PLUVIAIS: 0,5% a 2,0%<br>5 - AS ALTURAS DAS CAIXAS DE ÁGUA PLUVIAL SÃO VARIÁVEIS E DEVERÃO SER AFERIDAS EM OBRA, DE ACORDO COM O NÍVEL REAL DO TERRENO IN LOCO;<br>6 - AS TUBULAÇÕES DE DRENAGEM SEQUEM PARA POÇOS DE INFILTRAÇÃO LOCADOS EM PROJETO, E SUA EXTRAVASÃO VAI PARA SARJETA;<br>7 - AS COTAS DE TOPO E COTA DE FUNDO UTILIZADAS EM PROJETO SEQUEM AS DO PROJETO DE TOPOGRAFIA FORNECIDO PELO CLIENTE;<br>8 - OS TUBOS PARA DRENOS DE AR CONDICIONADO SERÃO EM PVC MARROM SOLDÁVEL;<br>9 - INCLINAÇÃO MÍNIMA PARA DOS TUBOS DE DRENOS DO AR CONDICIONADO 0,5%;<br>10 - O H REPRESENTADO NAS CAIXAS DE INSPEÇÃO É A ALTURA UTIL;<br>11 - A LAJE DA CASA DE BOMBAS DEVE SER IMPERMEABILIZADA;<br>12 - A COBERTURA DA CASA DE BOMBAS FARÁ O DESAGUE DIRETO NA ÁREA PERMEÁVEL<br>13 - PARA DEMAIS INFORMAÇÕES E ANÁLISES, CONSULTAR MEMORIAL DESCRITIVO DO PROJETO. |

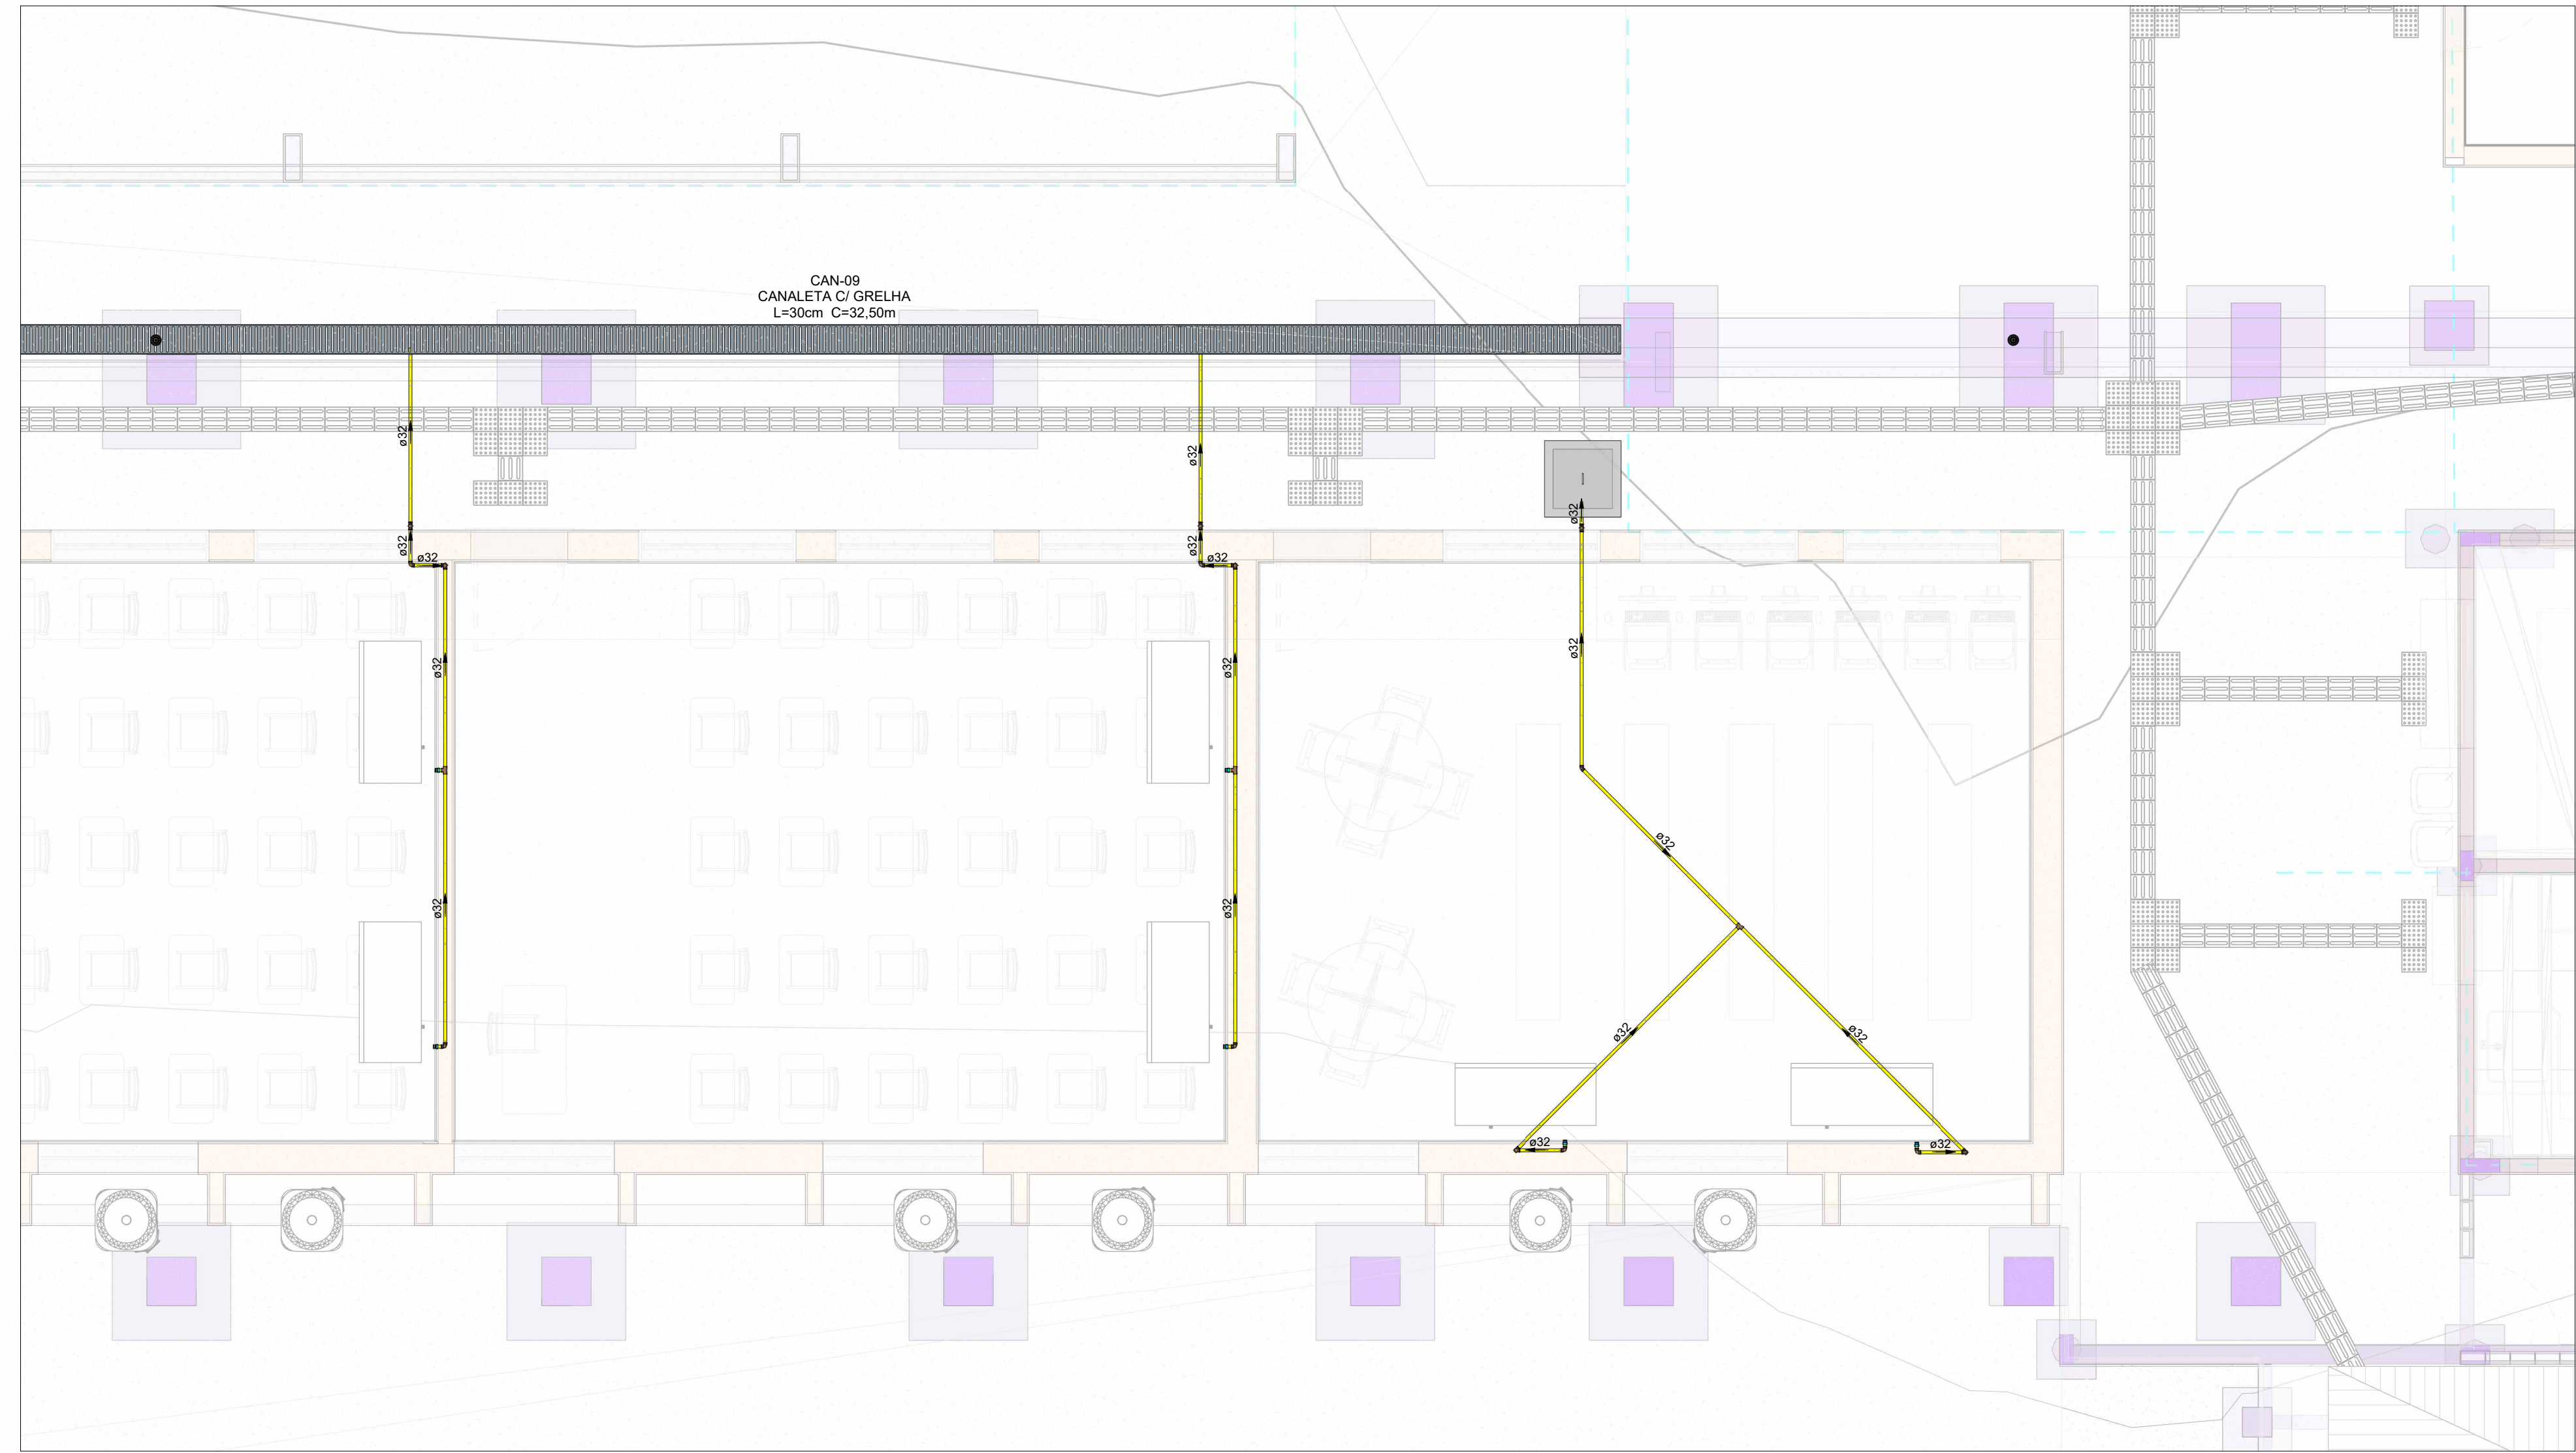

PLANTA BAIXA DRENAGEM CLIMATIZAÇÃO - TÉRREO - PARTE 5

Escala 1 : 50



**ESTADO DE GOIÁS**  
SECRETARIA DE ESTADO DA EDUCAÇÃO  
SUPERINTENDÊNCIA DE INFRAESTRUTURA  
GERÊNCIA DE PROJETOS E INFRAESTRUTURA

GERÊNCIA DE PROJETOS E INFRAESTRUTURA

APROVADO \_\_\_/\_\_\_/\_\_\_

TÉCNICO RESPONSÁVEL PELA APROVAÇÃO \_\_\_\_\_

CEPI JOSÉ FELICIANO FERREIRA - JATAÍ

ENDEREÇO

RUA MIRANDA DE CARVALHO, 1406, CENTRO, JATAÍ - GO

|                 |               |                |                |                  |                       |
|-----------------|---------------|----------------|----------------|------------------|-----------------------|
| ÁREA DO TERRENO | ÁREA PERMEAB. | ÁREA EXISTENTE | ÁREA A DEMOLIR | ÁREA A CONSTRUIR | ÁREA TOTAL CONSTRUÇÃO |
| 7769,18 m²      | 4160,55 m²    | 2804,17 m²     |                | 582,34 m²        | 3386,51 m²            |



Consórcio Diamante Engenharia

AV. BARÃO HOMEM DE MELO, Nº 3280 - NOVA GRANADA  
BELO HORIZONTE - MG - CEP: 30.494-080  
TEL: (31) 3347-4405 / (31) 3347-7079 / (31) 3371-1920  
EMAIL: contato@grupoprojettaengenharia.com.br

AUTOR: ENGENHEIRA JULIANA GONÇALVES OLIVEIRA  
CREA: 239787/D

ENGENHEIRA MARIANE DE PAULA FERNANDES  
CREA: 243393/D

RT DA OBRA: \_\_\_\_\_

PROPRIETÁRIO: SECRETARIA DE ESTADO DA EDUCAÇÃO  
PREPOSTO: SABRINA SILVA VIEIRA VALENTE

CNPJ: 01.409.705.0001-20  
CPF: 041.530.091-64

PROJETO DE DRENAGEM

TIPO DE PROJETO: \_\_\_\_\_

PLANTA BAIXA DRENAGEM CLIMATIZAÇÃO - TÉRREO - PARTE 4  
PLANTA BAIXA DRENAGEM CLIMATIZAÇÃO - TÉRREO - PARTE 5  
MAPA CHAVE CLIMATIZAÇÃO - PARTE 4 E 5

ASSUNTO: \_\_\_\_\_

DATA: SETEMBRO/2025

ESCALA: INDICADA

REVISÃO: 00

Nº RRT/ART: \_\_\_\_\_

|      |         |                |       |
|------|---------|----------------|-------|
| REV. | DATA    | DESCRIÇÃO      | VISTO |
| 00   | 09/2025 | EMIÇÃO INICIAL | JGO   |
|      |         |                |       |

11/12

FOLHA: \_\_\_\_\_

841x594mm

A1