




CORTE AA

ESCALA 1:100

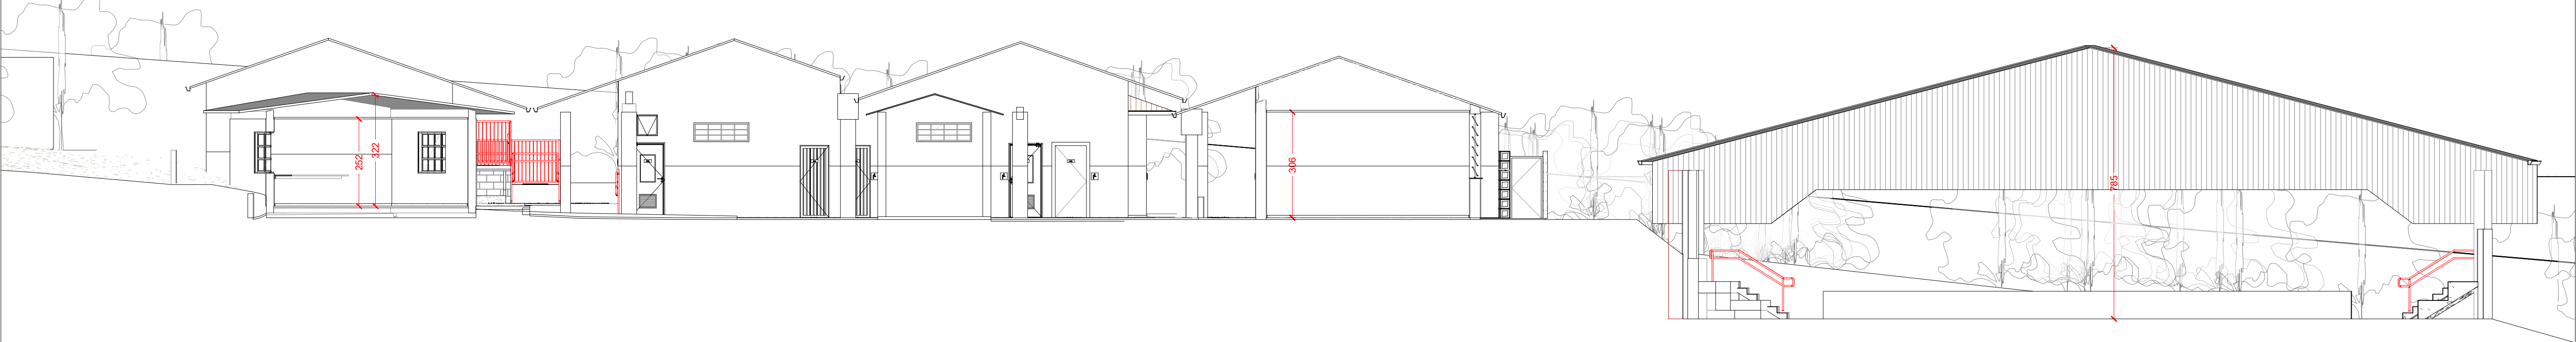

CORTE BB

ESCALA 1:100

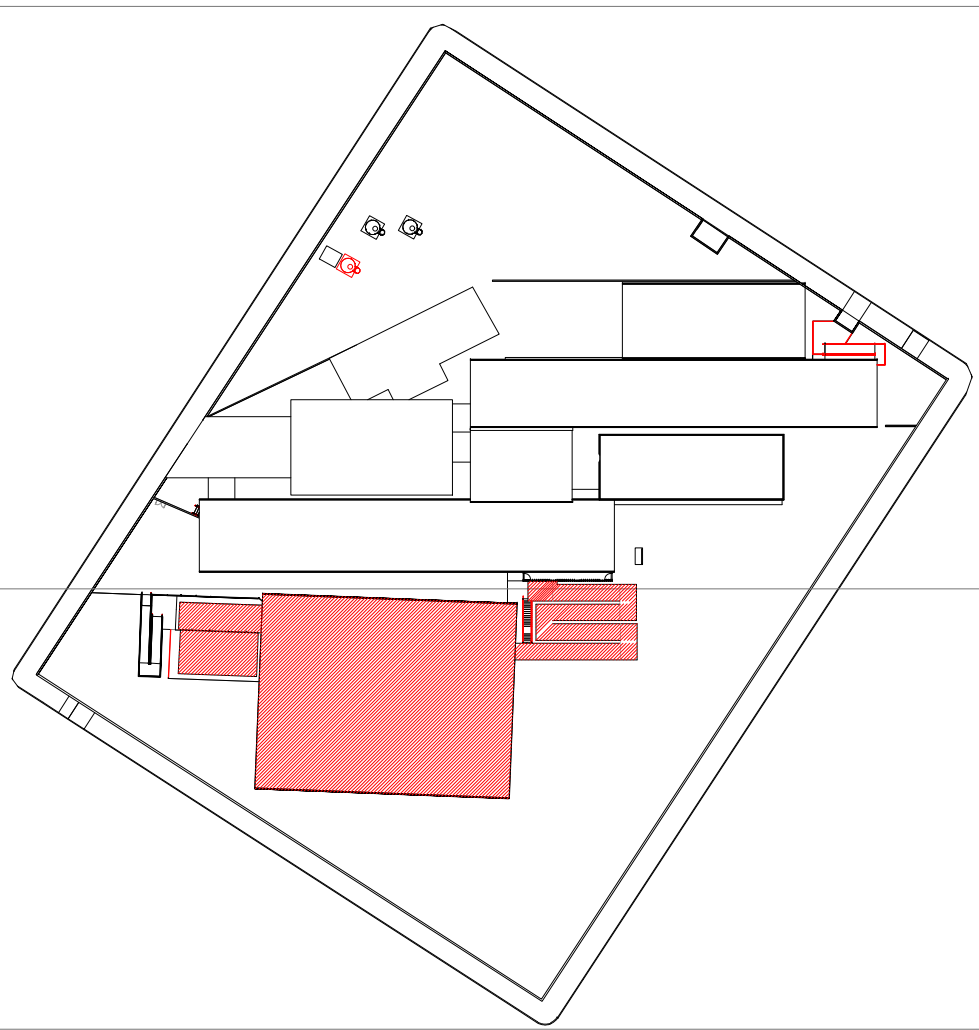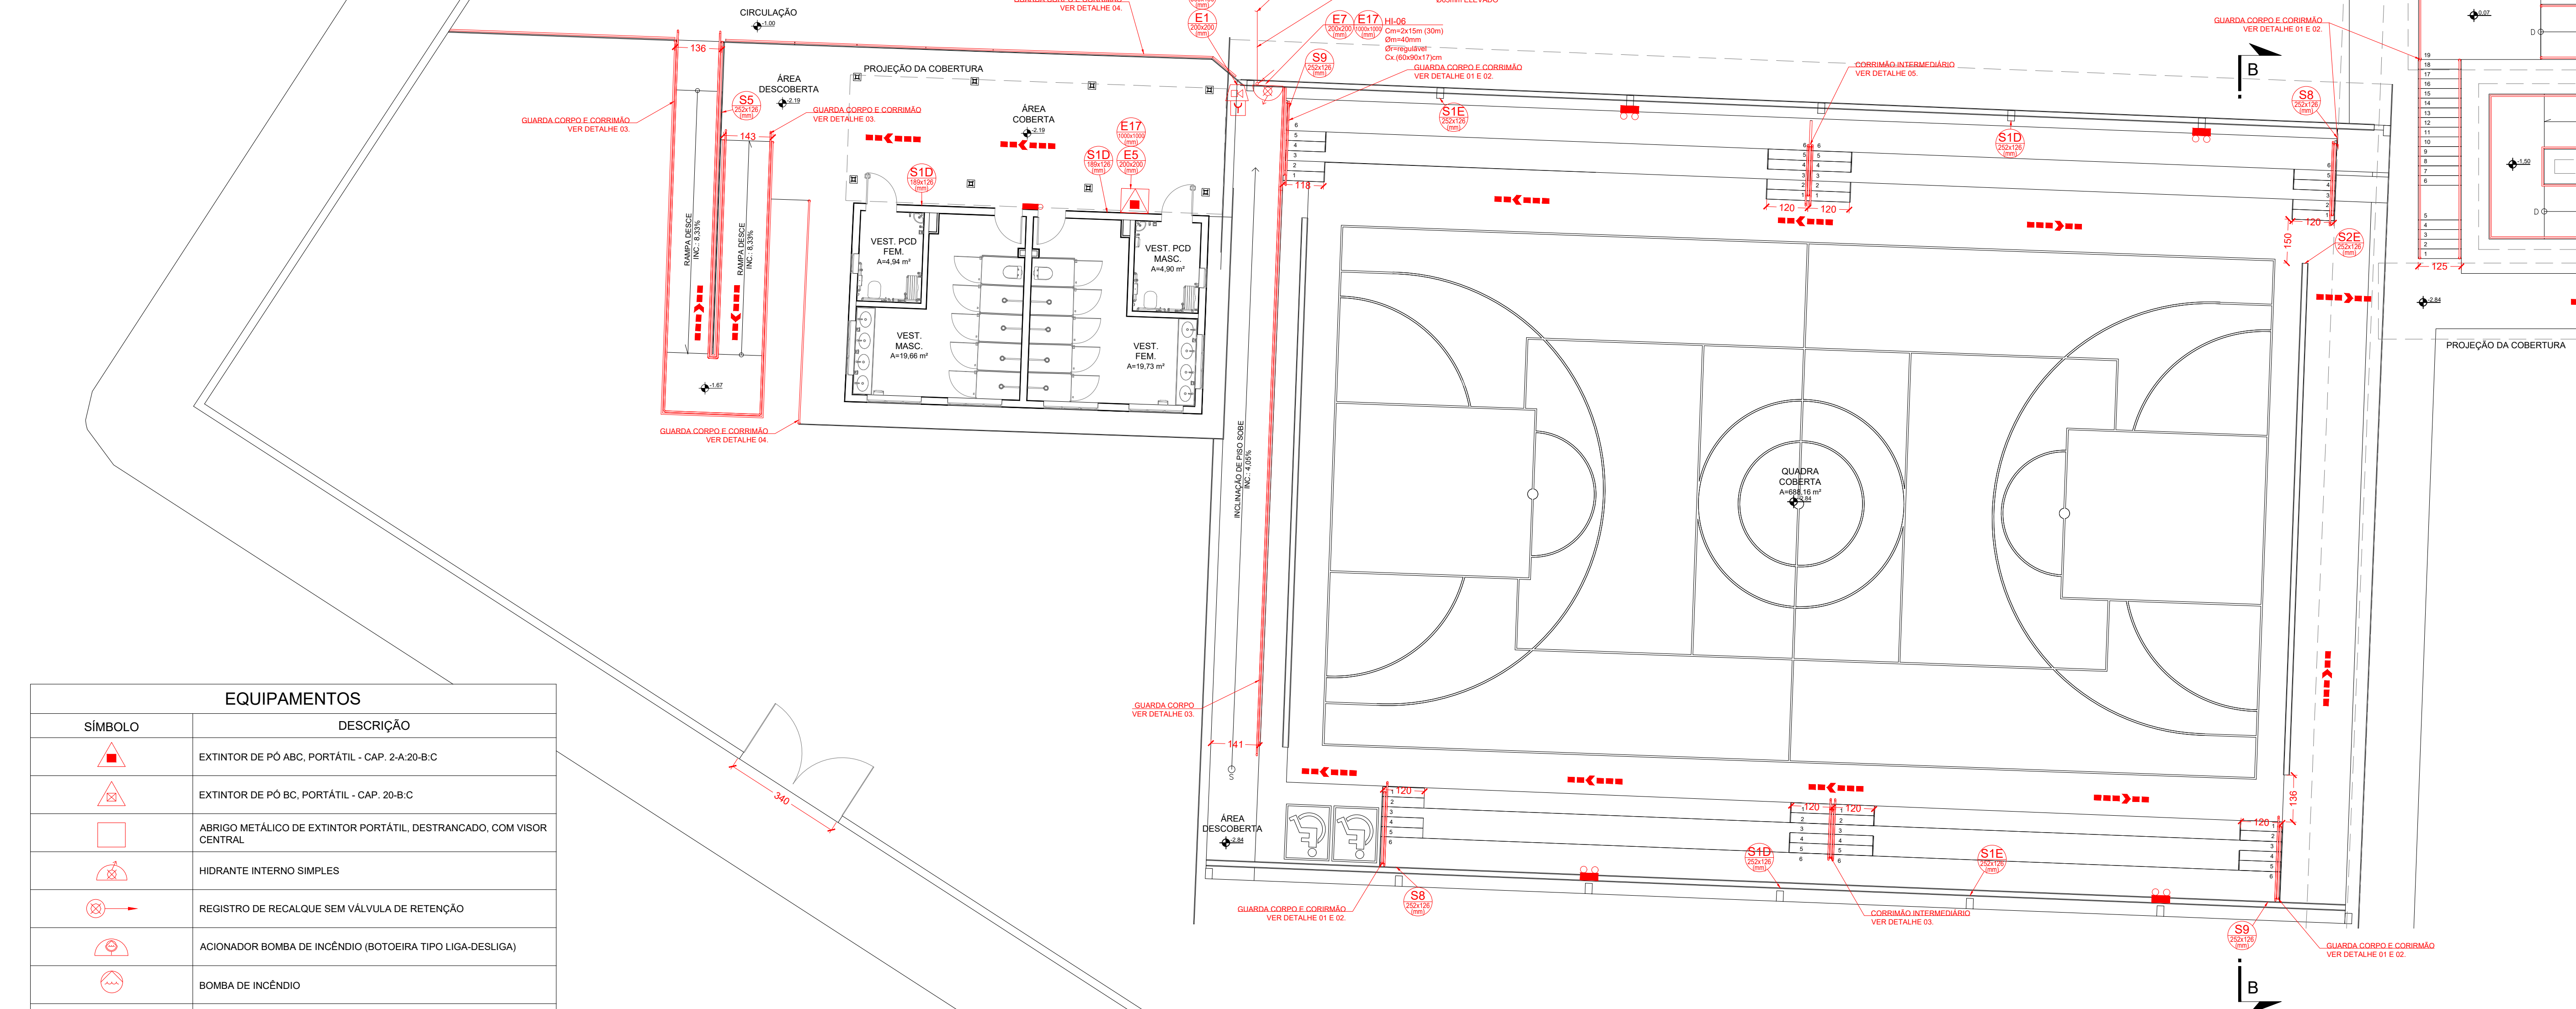

MAPA CHAVE

ESCALA 1:1000

ESTADO DE GOIÁS
CORPO DE BOMBEIROS MILITAR
PROCESSO N.º.....136938 / 25

1. () Aprovação Inicial do projeto;
2. () Substituição de Projeto. Protocolo original nº.....
() Com CTCTO: Protocolo n.º.....
() Projeto de Arquit. Data de construção da edificação: / /
(Somente para edificações comprovadamente construídas em data anterior a 10/03/2017, conforme N.T.411)

ANALISADO E APROVADO
DIGITALMENTE POR:

NOME: _____
DATA: _____
CÓDIGO: _____
VERIFICADOR: _____

ESPAÇO DESTINADO AO CBMGO
(somente preenchido após aprovação digital do projeto)

Escaneie o QR CODE ao lado ou acesse o site <https://www.cbmgo.org.br> para verificar a autenticidade da aprovação utilizando o código verificador.



ESTADO DE GOIÁS
SECRETARIA DE ESTADO DA EDUCAÇÃO
SUPERINTENDÊNCIA DE INFRAESTRUTURA
GERÊNCIA DE PROJETOS E INFRAESTRUTURA

GERÊNCIA DE PROJETOS E INFRAESTRUTURA
APROVADO

TERCEIRO RESPONSÁVEL PELA APROVAÇÃO

CEPI JOSÉ FELICIANO FERREIRA

PROJETO LEGAL

ENDEREÇO
RUA MIRANDA DE CARVALHO, Nº. 1.406, CENTRO, JATAÍ - GO

ÁREA DO TERRENO	ÁREA PERMEAB.	ÁREA EXISTENTE	ÁREA A DEMOLIR	ÁREA A CONSTRUIR	ÁREA TOTAL CONSTRUÇÃO
7.709,16 M2	—	3.325,36 M2	—	—	3.325,36 M2

RT PROJETO: ENG. MATHEUS COMANDUÇI FERNANDES NETO - CREIA GO - 38152

RT DA OBRA:

PROPRIETÁRIO: SECRETARIA DE ESTADO DA EDUCAÇÃO CNPJ: 01.409.705/0001-20
PREPOSTO: SABBRA SILVA VIEIRA VALENTE CPF: 041.530.091-64

INCÊNDIO

FUNDO DE PROJETO

PLANTA BAIXA TERREO (QUADRA);
CORTE AA; CORTE BB;
MAPA CHAVE

LASSUNTO

DATA: SETEMBRO/2025 ESCALA: INDICADA REVISÃO: 002 Nº RT/ART: 1

REV.	DATA	DESCRIÇÃO	VISTO
00	04/09/25	EMISSÃO INICIAL	LUCAS M. C. G.
01	09/09/25	REVISÃO DE ARQUITETURA	VINÍCIUS L. K.
02	29/09/25	REVISÃO DE ARQUITETURA	VINÍCIUS L. K.

3/4

SÍMBOLO	DESCRIÇÃO
	EXTINTOR DE PÓ ABC, PORTÁTIL - CAP. 2-A-20-B-C
	EXTINTOR DE PÓ BC, PORTÁTIL - CAP. 20-B-C
	ABRIGO METÁLICO DE EXTINTOR PORTÁTIL, DESTACANÇO, COM VISOR CENTRAL
	HIDRANTE INTERNO SIMPLES
	REGISTRO DE RECALQUE SEM VÁLVULA DE RETENÇÃO
	ACIONADOR BOMBA DE INCÊNDIO (BOTOEIRA TIPO LIGA-DESLIGA)
	BOMBA DE INCÊNDIO
	RESERVA DE INCÊNDIO
	AVISADOR SONORO DO TIPO SIRENE
	ACIONADOR MANUAL DO SISTEMA DE ALARME
	CENTRAL DO SISTEMA DE DETECÇÃO E ALARME
	BATERIA DO SISTEMA DE DETECÇÃO E ALARME
	ILUMINAÇÃO DE EMERGÊNCIA AUTÔNOMA, h = 250 cm (EXCETO ANOTADO), AUTONOMIA MÍN.: 2 horas
	PONTO DE ILUMINAÇÃO DE EMERGÊNCIA AUTÔNOMO, H = XXX cm AUTONOMIA MÍN.: 2 horas, COM 2 PROJETORES LED
	CENTRAL PREDIAL DE GLP OU GÁS NATURAL
	DIREÇÃO DO FLUXO DA ROTA DE FUGA
	FINAL DA ROTA DE FUGA
	PAREDE CORTA FOGO
	PAREDE COMUM
	PAREDE DIVISÓRIA LEVE
	CORRIMÃO E GUARDA CORPO
	TUBULAÇÃO DE HIDRANTES (CORRE PELO TETO)
	TUBULAÇÃO DE HIDRANTES (CORRE PELO PISO)
	TUBULAÇÃO SOBRE
	TUBULAÇÃO DESCE
	TUBULAÇÃO PASSA
	PLACA DE IDENTIFICAÇÃO
	PLACA DE SINALIZAÇÃO
	PLACA TRIANGULAR - B-10
	PLACA RETANGULAR - B-11
	PLACA RETANGULAR - B-12

OBS:
A - CÓDIGO DA SINALIZAÇÃO
B - DIMENSÃO DA SINALIZAÇÃO