


PLANTA BAIXA ÁGUA FRIA - TÉRREO (PARTE 02)

Escala 1 : 50

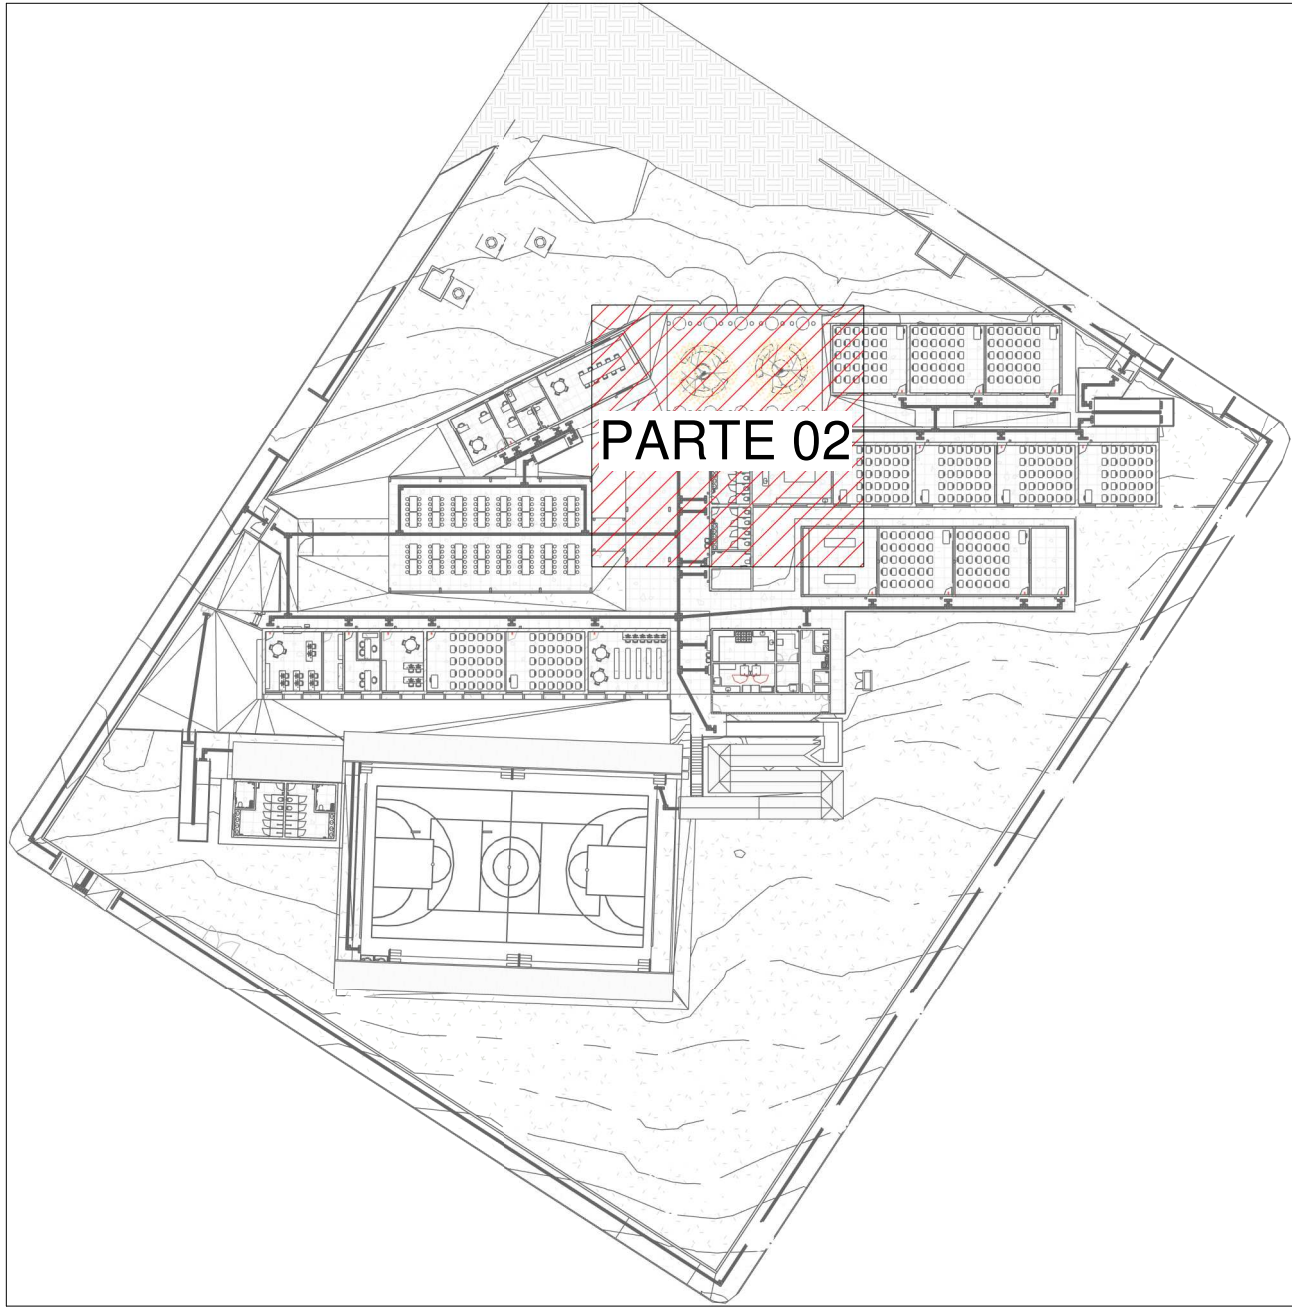

MAPA CHAVE - ÁGUA FRIA

Escala 1 : 750

LEGENDA DE TUBULAÇÃO	
CORES	
<span style="color: blue;">—</span>	Água fria - Consumo
<span style="color: green;">—</span>	Alimentação

LEGENDA DAS INDICAÇÕES	
AF	PRUMADA DE ÁGUA FRIA
CV	COLUNA DE VENTILAÇÃO
CE	CAIXA DE INSPEÇÃO PARA ESGOTO SANITÁRIO
CS	CAIXA SIFONADO
TH	TAMPA HERMÉTICA
LV	LAVATÓRIO
BE	BEBEDOURO
TLR	TANQUE
MIC	MICTÓRIO
VS	VASO SANITÁRIO COM CAIXA ACOPLADA
DCH	DUCHA HIGIÊNICA
TR	TORNEIRA DE JARDIM
CH	CHUVEIRO
MLR	MÁQUINA DE LAVAR
RG	REGISTRO DE GAVETA
RP	REGISTRO DE PRESSÃO
<span style="border: 1px solid black; border-radius: 50%; padding: 2px;">Coluna</span>	Tubulações verticais
<span style="border: 1px solid black; border-radius: 50%; padding: 2px;">DN</span>	
<span style="border: 1px solid black; border-radius: 50%; padding: 2px;">XN</span>	Código de acessórios de tubo



**ESTADO DE GOIÁS**  
SECRETARIA DE ESTADO DA EDUCAÇÃO  
SUPERINTENDÊNCIA DE INFRAESTRUTURA  
GERÊNCIA DE PROJETOS E INFRAESTRUTURA

GERÊNCIA DE PROJETOS E INFRAESTRUTURA  
APROVADO        /        /         
TÉCNICO RESPONSÁVEL PELA APROVAÇÃO

**CEPI JOSÉ FELICIANO FERREIRA**

ENDEREÇO					
RUA MIRANDA DE CARVALHO Nº 1406, CENTRO, JATAÍ - GO					
ÁREA DO TERRENO	ÁREA PERMEAB.	ÁREA EXISTENTE	ÁREA A DEMOLIR	ÁREA A CONSTRUIR	ÁREA TOTAL CONSTRUÇÃO
7769,18 m²	4160,55 m²	2804,17 m²		582,34 m²	3386,51 m²



**CONSÓRCIO DIAMANTE ENGENHARIA**  
AV. BARÃO HOMEM D E MELO, Nº 3280 - NOVA GRANADA  
BELO HORIZONTE - MG - CEP: 30.494-080  
TEL: (31) 3347-4405 / (31) 3347-7079 / (31) 3571-1920  
EMAIL: contato@grupoprojettaengenharia.com.br

AUTOR: JULIANA GONÇALVES OLIVEIRA ENGENHEIRA CIVIL - CREA - 239787/D

AUTOR: MARIANE DE PAULA FERNANDES ENGENHEIRA CIVIL - CREA - 243393/D

RT DA OBRA:  
PROPRIETÁRIO: SECRETARIA DE ESTADO DA EDUCAÇÃO CNPJ: 01.409.705.0001-20  
PREPOSTO: SABRINA SILVA VIEIRA VALENTE CPF: 041.530.091-64

**PROJETO HIDROSSANITÁRIO**

TIPO DE PROJETO  
PLANTA BAIXA ÁGUA FRIA - TÉRREO (PARTE 02)  
MAPA CHAVE - ÁGUA FRIA  
ASSUNTO:

DATA: OUTUBRO/2025	ESCALA: INDICADA	REVISÃO: 01	Nº RRT/ART:
REV.	DATA	DESCRIÇÃO	VISTO
00	09/2025	EMISSION INICIAL	JGO
01	10/2025	PARA APROVAÇÃO	JGO

10/20

FOLHA: