







PLANTA BAIXA - COBERTURA  
ESCALA 1:150

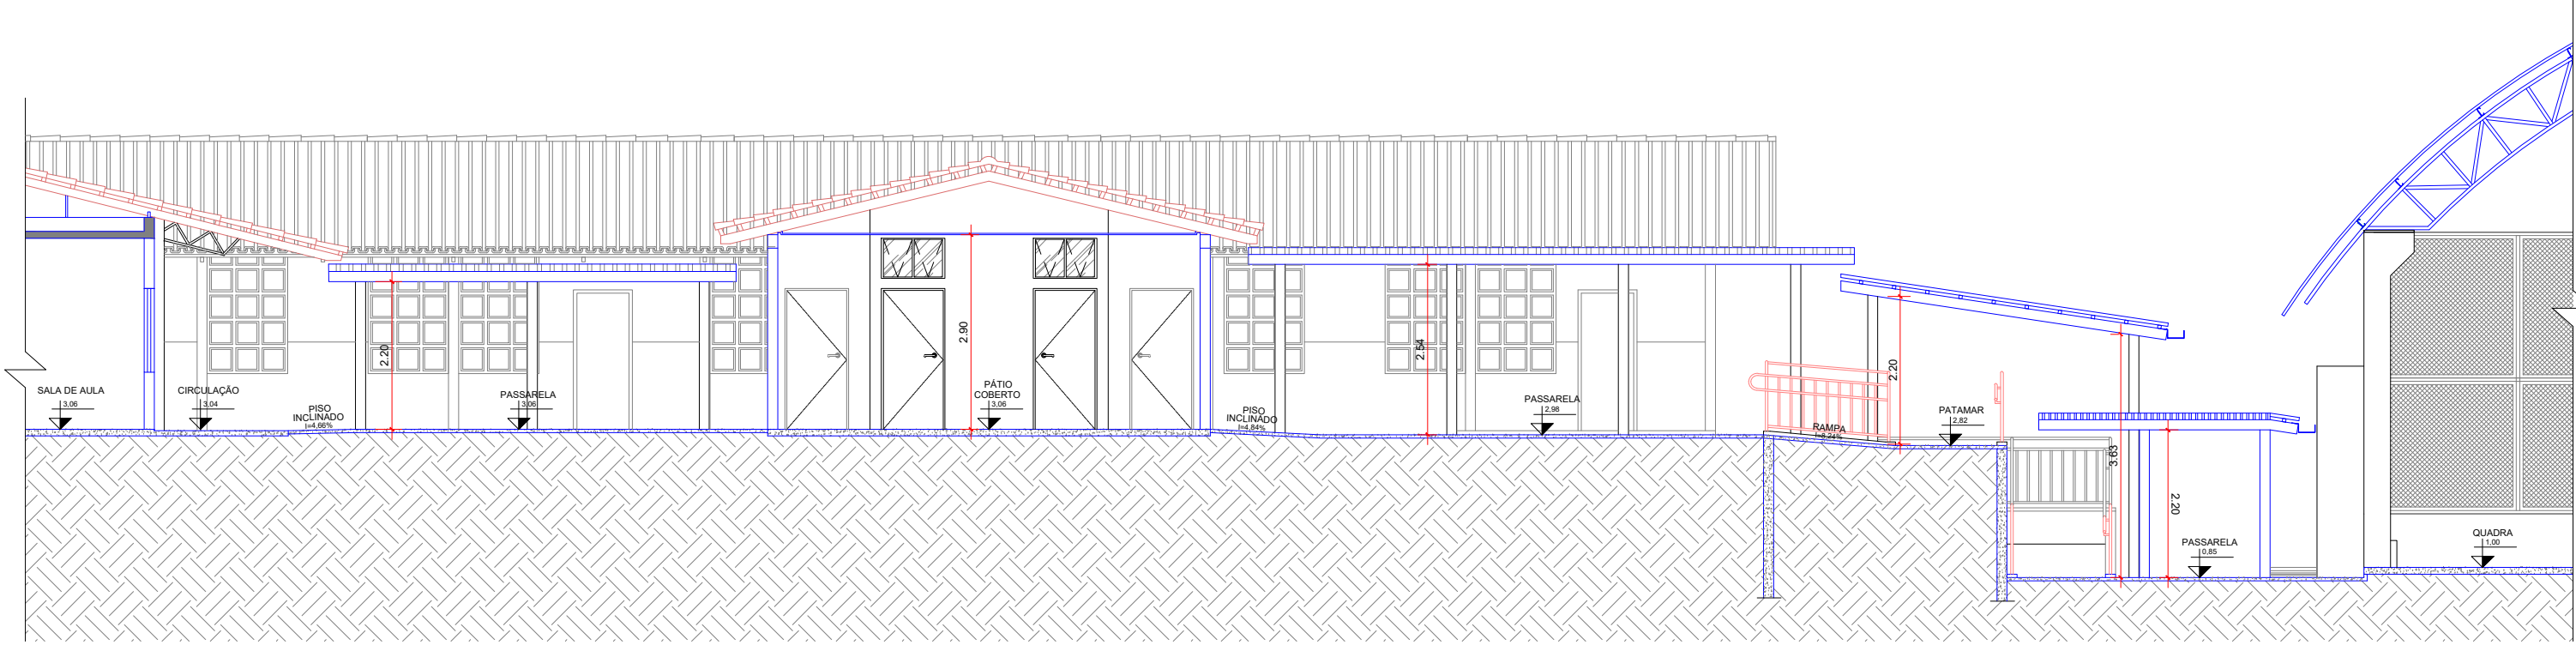


CORTE AA  
ESCALA 1:150

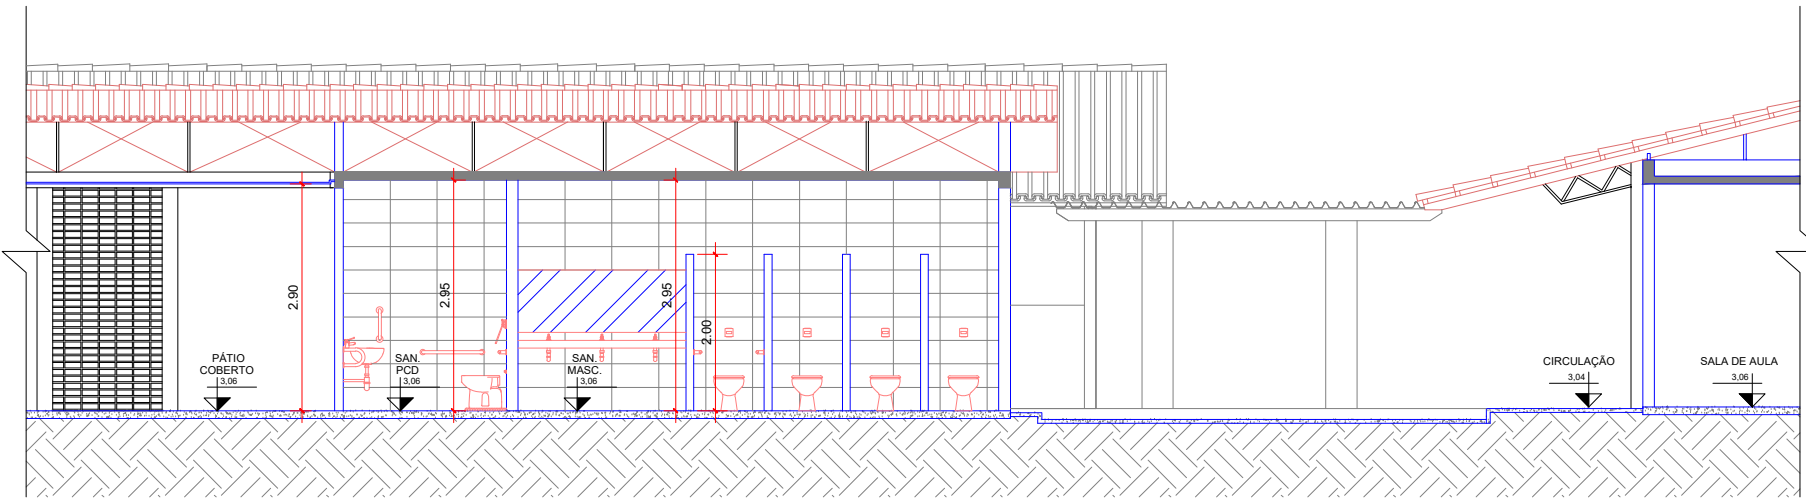

CORTE BB  
ESCALA 1:150

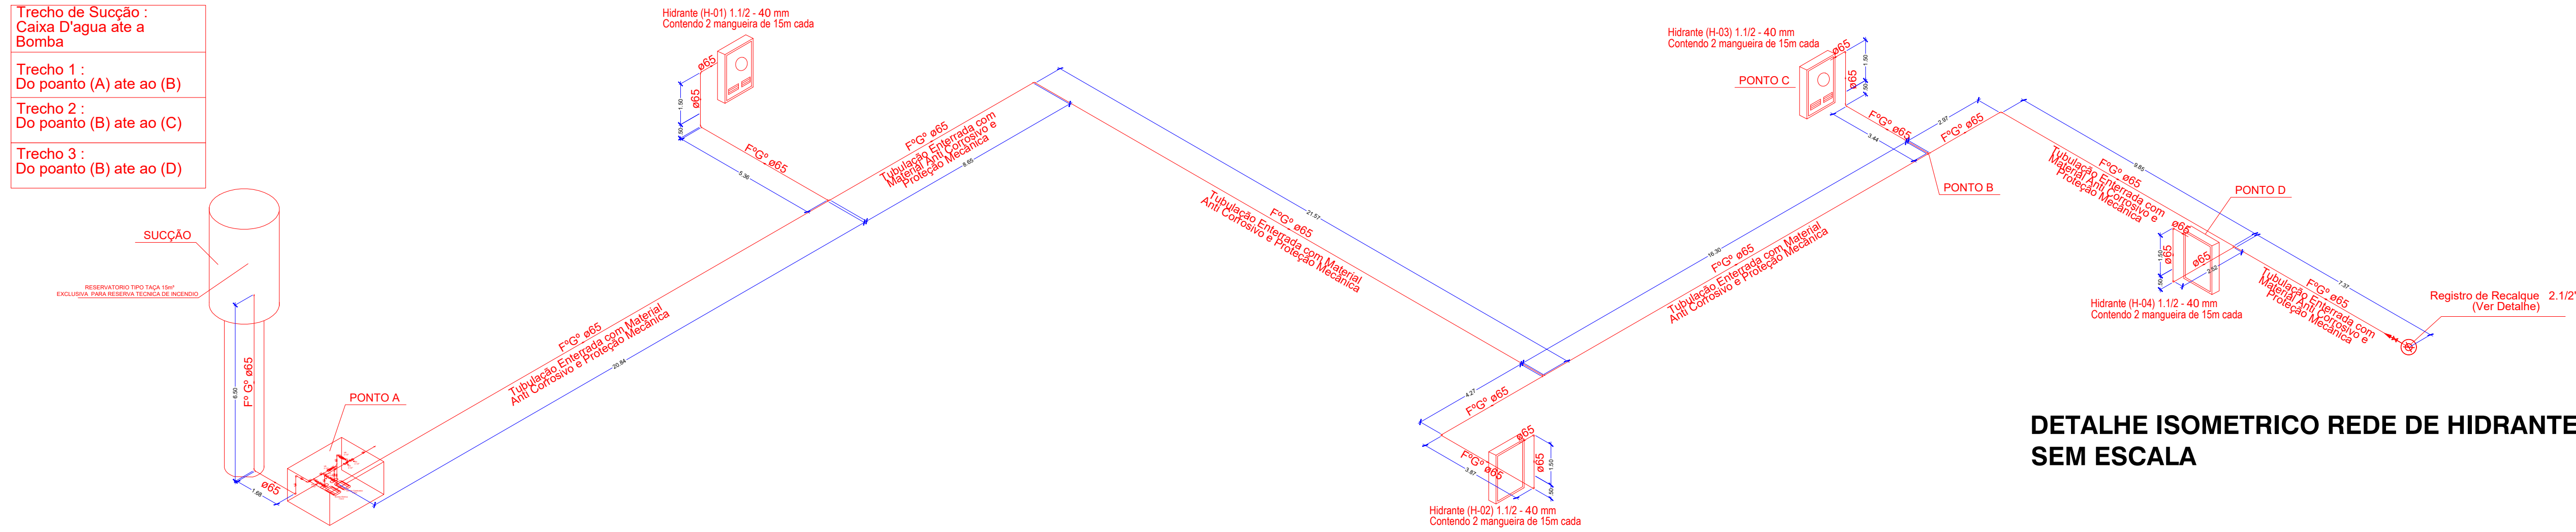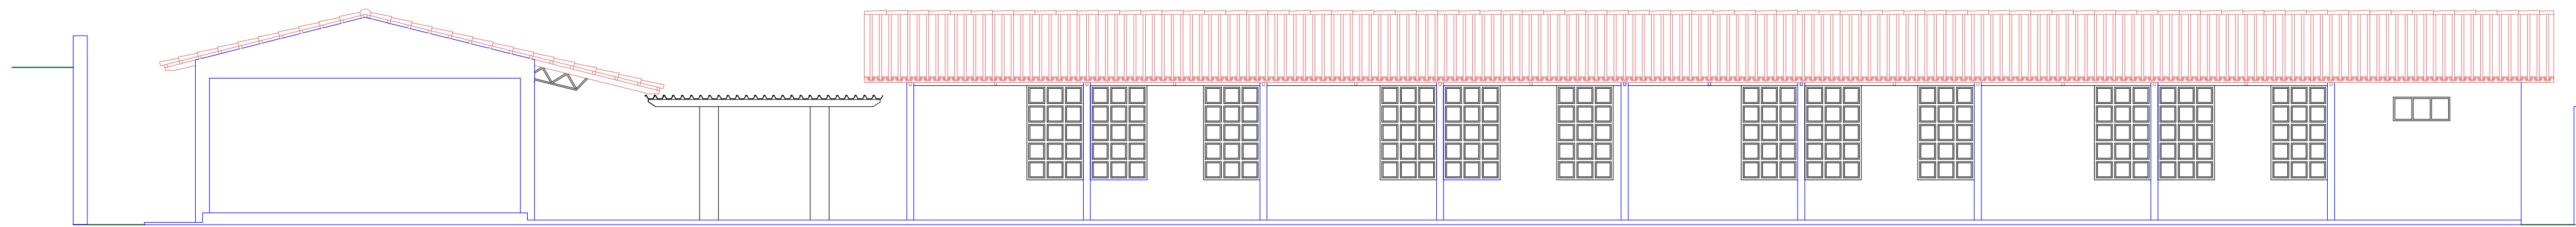

DETALHE ISOMETRICO REDE DE HIDRANTES  
SEM ESCALA

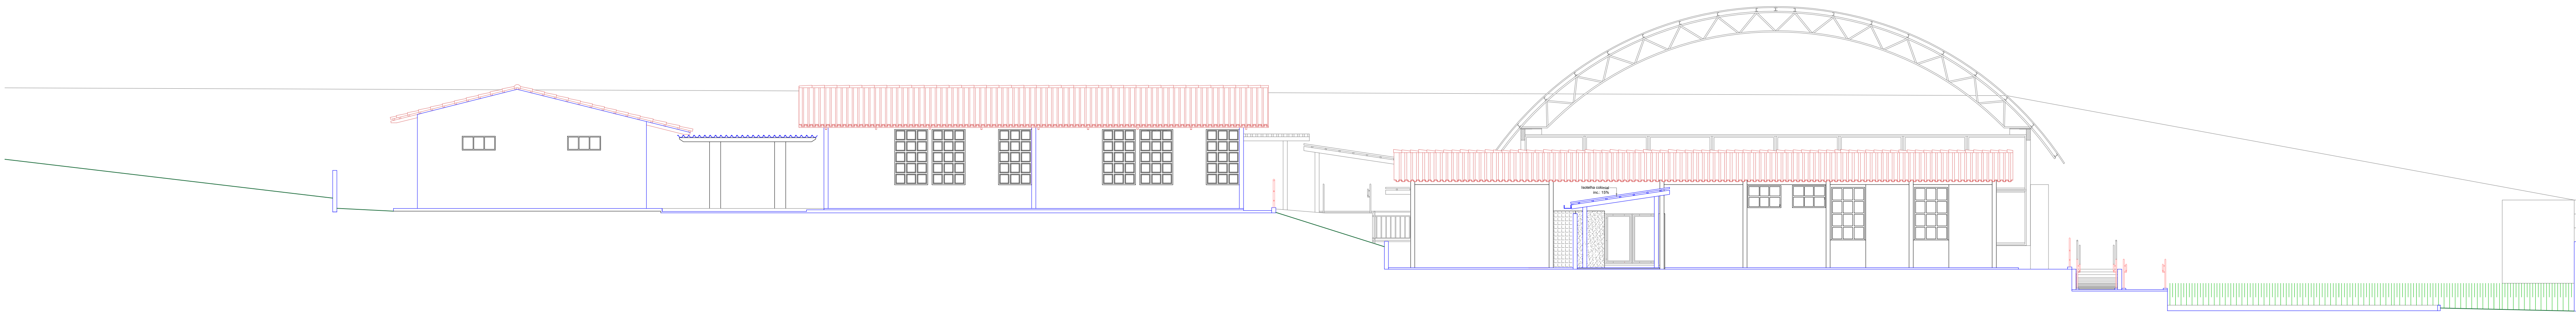



ESTADO DE GOIÁS  
CORPO DE BOMBEIROS MILITAR  
PROCESSO N.º 17003825

1. (X) Aproveitamento total do projeto.  
2. ( ) Substituição de Projeto. Protocolo original nº: \_\_\_\_\_  
3. ( ) Alteração de Projeto. Protocolo original nº: \_\_\_\_\_  
4. ( ) Projeto de Alteração. Data de aprovação da alteração: \_\_\_\_/\_\_\_\_/\_\_\_\_  
5. ( ) Projeto de Alteração. Data de aprovação da alteração: \_\_\_\_/\_\_\_\_/\_\_\_\_  
6. ( ) Projeto de Alteração. Data de aprovação da alteração: \_\_\_\_/\_\_\_\_/\_\_\_\_  
7. ( ) Projeto de Alteração. Data de aprovação da alteração: \_\_\_\_/\_\_\_\_/\_\_\_\_  
8. ( ) Projeto de Alteração. Data de aprovação da alteração: \_\_\_\_/\_\_\_\_/\_\_\_\_  
9. ( ) Projeto de Alteração. Data de aprovação da alteração: \_\_\_\_/\_\_\_\_/\_\_\_\_  
10. ( ) Projeto de Alteração. Data de aprovação da alteração: \_\_\_\_/\_\_\_\_/\_\_\_\_

ANÁLISE E APROVAÇÃO  
DIGITALMENTE POR

NOME  
DATA  
CÓDIGO

EMPRESA  
EMPRESA

ESTADO DE GOIÁS  
SECRETARIA DE ESTADO DA EDUCAÇÃO  
SUPERINTENDÊNCIA DE INFRAESTRUTURA  
GERÊNCIA DE PROJETOS E INFRAESTRUTURA

GERÊNCIA DE PROJETOS E INFRAESTRUTURA  
APROVADO  
TÉCNICO RESPONSÁVEL PELA APROVAÇÃO

COLEGIO ESTADUAL PROF. SALVADOR SANTOS

AMPLIAÇÃO/ REFORMA

|   |                |                |                |                  |                       |
|---|----------------|----------------|----------------|------------------|-----------------------|
| ENDEREÇO<br>RUA SANTOS DUMONT COM AVENIDA MIRAGE, S/N, CALIXTOLÂNDIA,<br>ANAPOLIS, GOIÁS CEP:75130-670                                    |                |                |                |                  |                       |
| ÁREA DO TERRENO   | ÁREA PERMEÁVEL | ÁREA EXISTENTE | ÁREA A DEMOLIR | ÁREA A CONSTRUIR | ÁREA TOTAL CONSTRUÇÃO |
| 5.591,50 m²   |                |                |                |                  | 1.836,16 m²           |
| AUTOR: ENG. CIVIL BRUNO FRANÇA DE MORAIS - CREA 1021209158D-GO  |                |                |                |                  |                       |
| RT DA OBRA:   |                |                |                |                  |                       |
| PROPRIETÁRIO: SECRETARIA DE ESTADO DA EDUCAÇÃO - CNPJ: 01.409.705/0001-20<br>PREPOSTO: SABRINA SILVA VIEIRA VALENTE - CPF: 041.530.091-64 |                |                |                |                  |                       |

|                          |          |           |               |              |  |
|--------------------------|----------|-----------|---------------|--------------|--|
| TIPO DE PROJETO          |          |           |               |              |  |
| PLANTA BAIXA - COBERTURA |          |           |               |              |  |
| CORTES                   |          |           |               |              |  |
| FACIMOS                  |          |           |               |              |  |
| —ASSINTE—                |          |           |               |              |  |
| DATA:                    | ESCALA:  | REVISÃO:  | Nº RT/ART:    |              |  |
| NOVEMBRO/2025            | INDICADA | 000       | 1020250270318 |              |  |
| REV.                     | DATA     | DESCRIÇÃO | VISTO         | FOLHA        |  |
|                          |          |           |               | PROJETISTA:  |  |
|                          |          |           |               | BRUNO FRANÇA |  |

3/3