




PLANTA BAIXA - ESC: 1/25

Lista de Materiais		
Materiais	Metas	
	Registro de gaveta tipo ABNT 3/4"	1 pz
	PVC rígido soldável	
	Adapt sold curto choleira-roscas p registro 25 mm - 3/4"	2 pz
	Joelho 90° soldável 25 mm	2 pz
	Tubos 25 mm	3,64 m
	Agulheiro	
	Torneira de Pia de Cozinha 25 mm - 3/4"	1 pz
	PVC rígido soldável	
	Joelho 90° soldável 25 mm	1 pz
Acab. de	Tubo 25 mm	2,75 m
	PVC soldável anti q' bucha latão	
	Joelho 90° soldável com bucha de latão 25 mm - 3/4"	1 pz

LEGENDA - HIDRÁULICA / SANITÁRIA			
SÍMBOLO	ESPECIFICAÇÕES	SÍMBOLO	ESPECIFICAÇÕES
	MLR - MÁQUINA DE LAVAR ROUPAS	HI	HIDRÔMETRO
	VSA - VASO SANITÁRIO COM CAIXA ACOPLADA	VR	VÁLVULA DE RETENÇÃO
	DH - DUCHA HIGIÊNICA	CP	CAIXA DE PASSAGEM
	TLR - TANQUE DE LAVAR ROUPA	BR	BOMBA DE RECALQUE
	TOR - TORNEIRA	TB	TORNEIRA DE BOIA
	PIA - PIA DE COZINHA TIPO BANCADA	RG	REGISTRO DE GAVETA DN 50 / DN 32
	LV - LAVATÓRIO DE BANCADA	RP	REGISTRO DE PRESSÃO DN 25

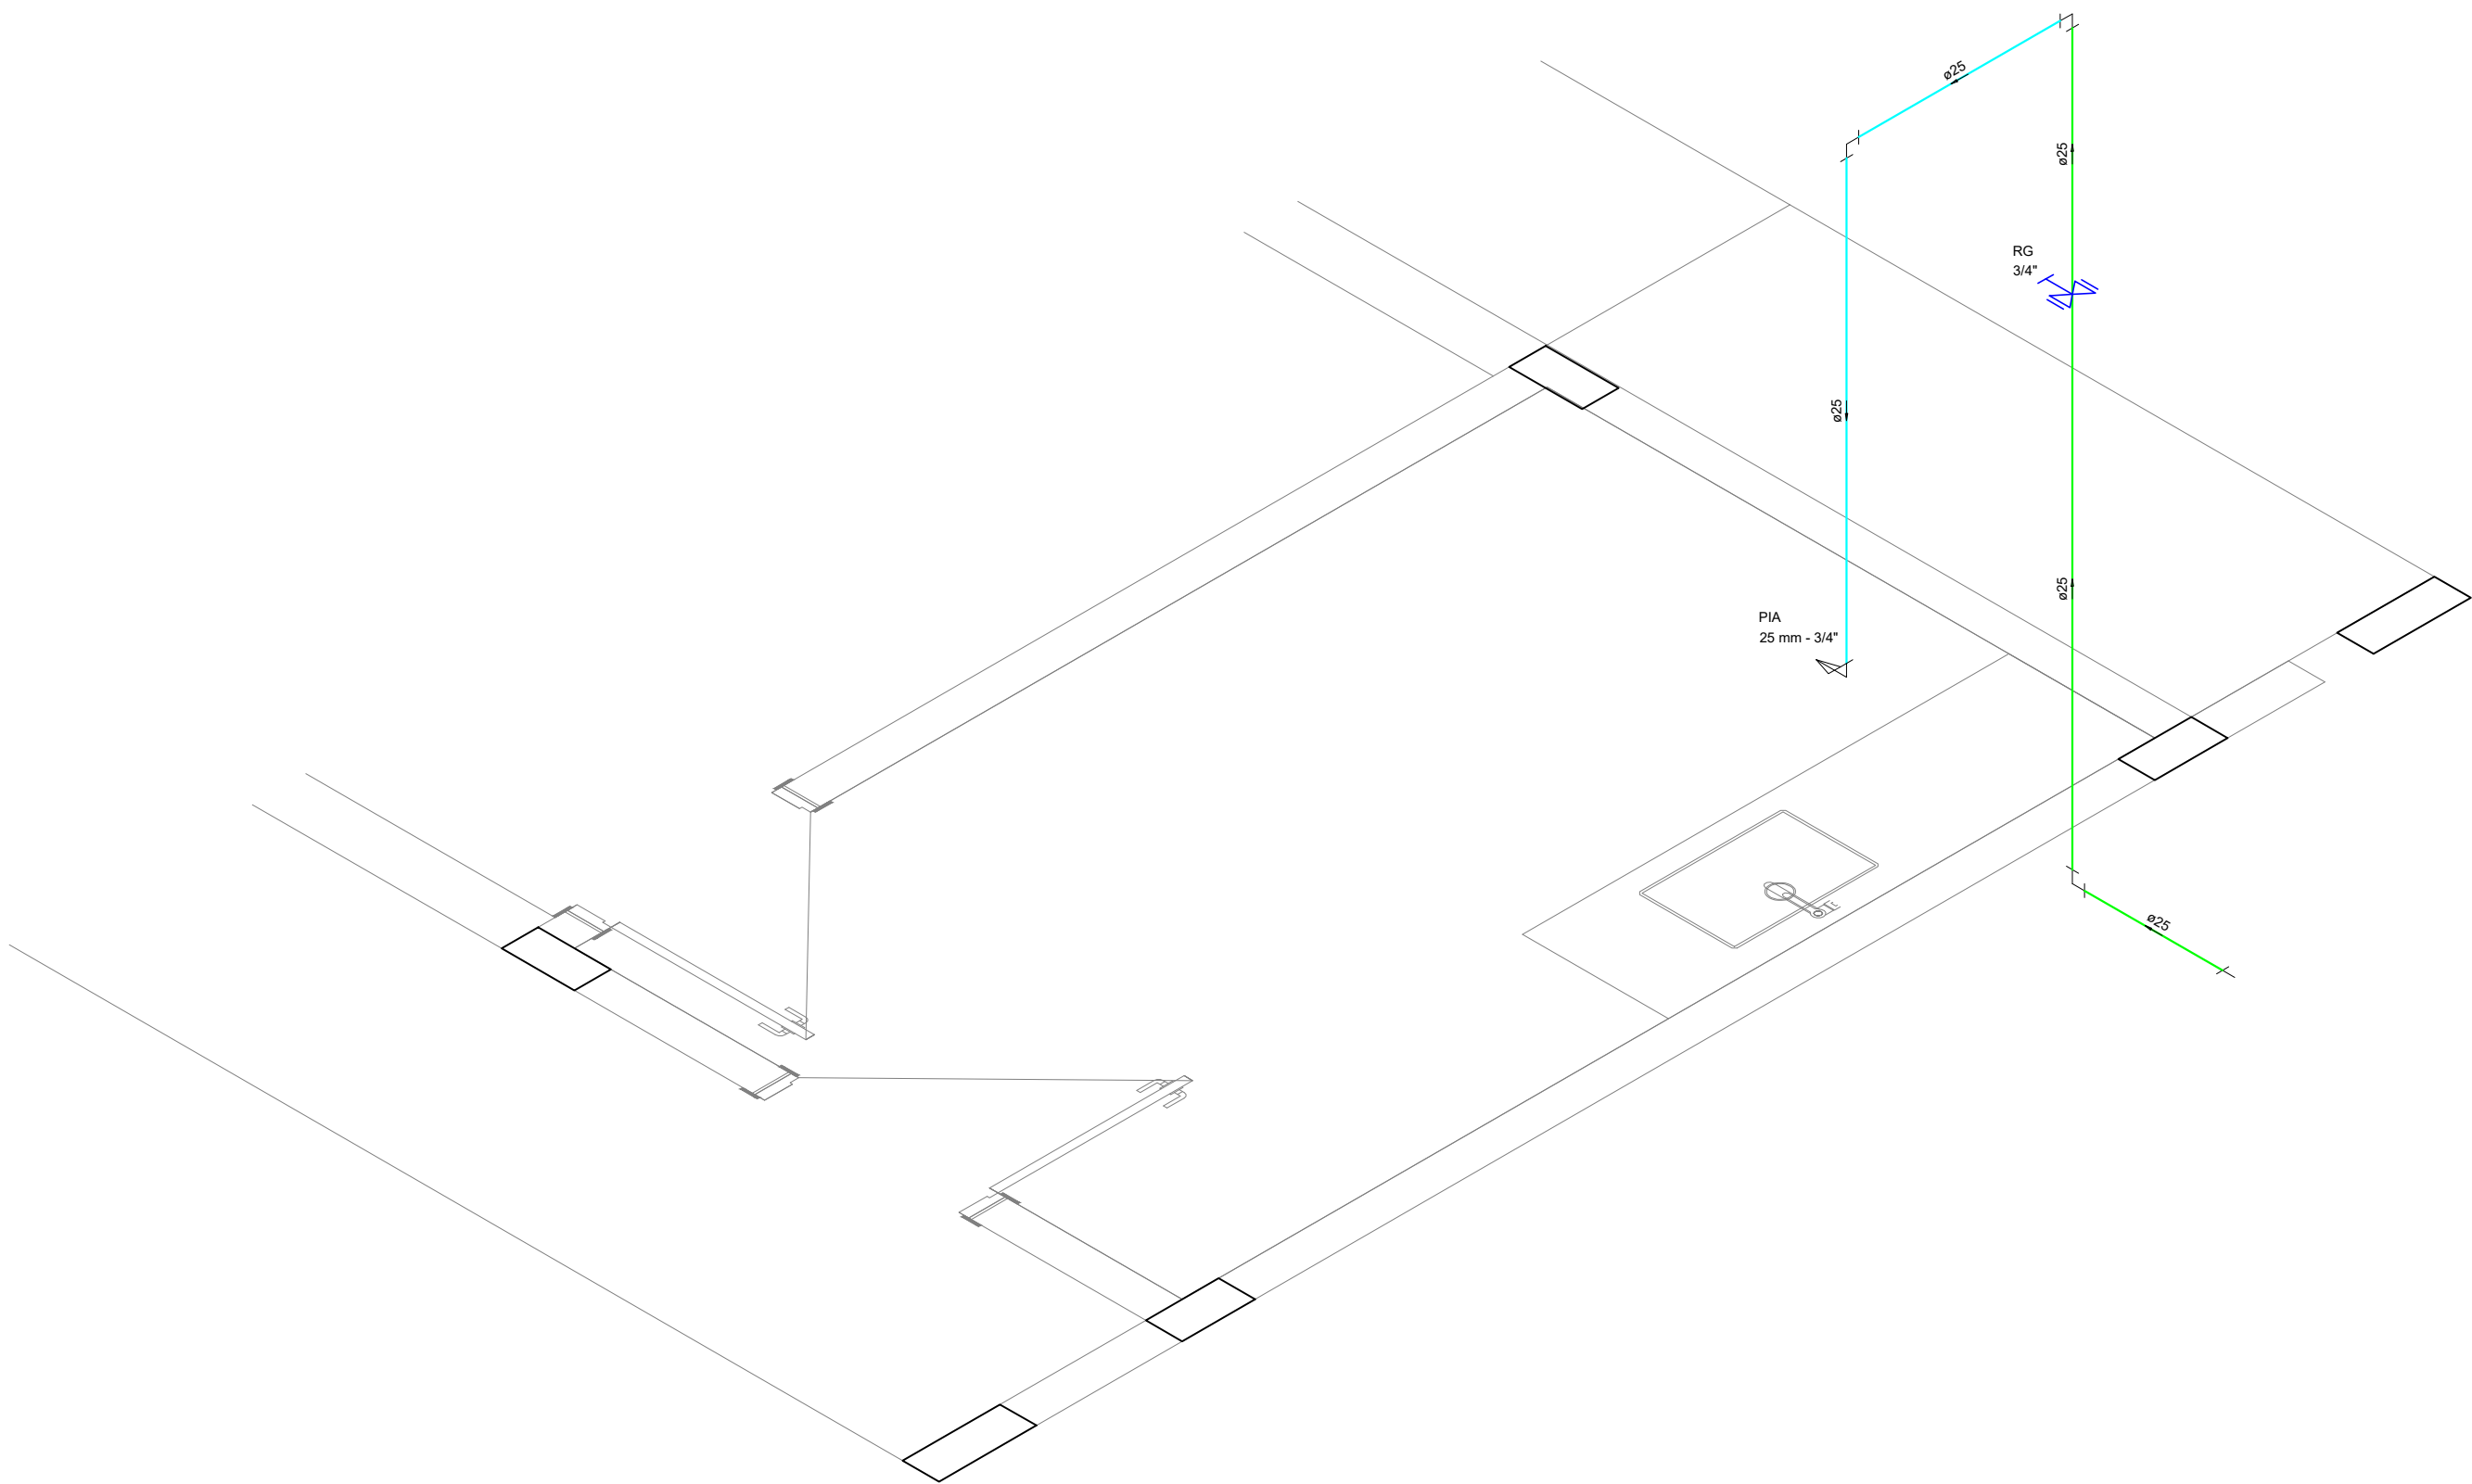

Detalhe H1
escala 1:25

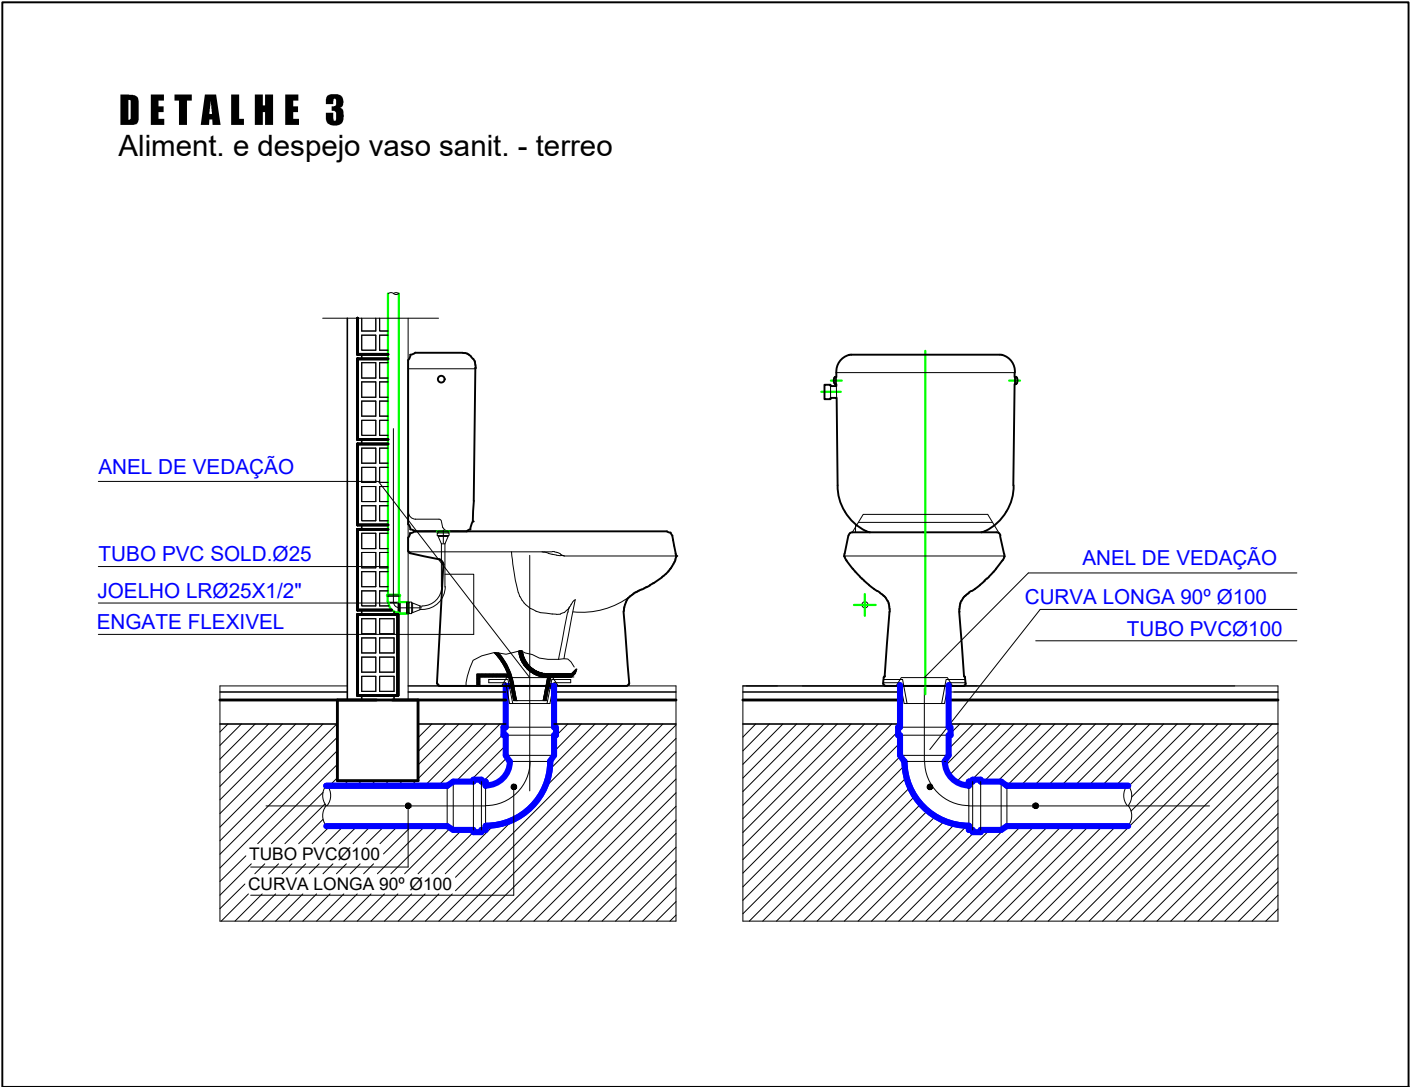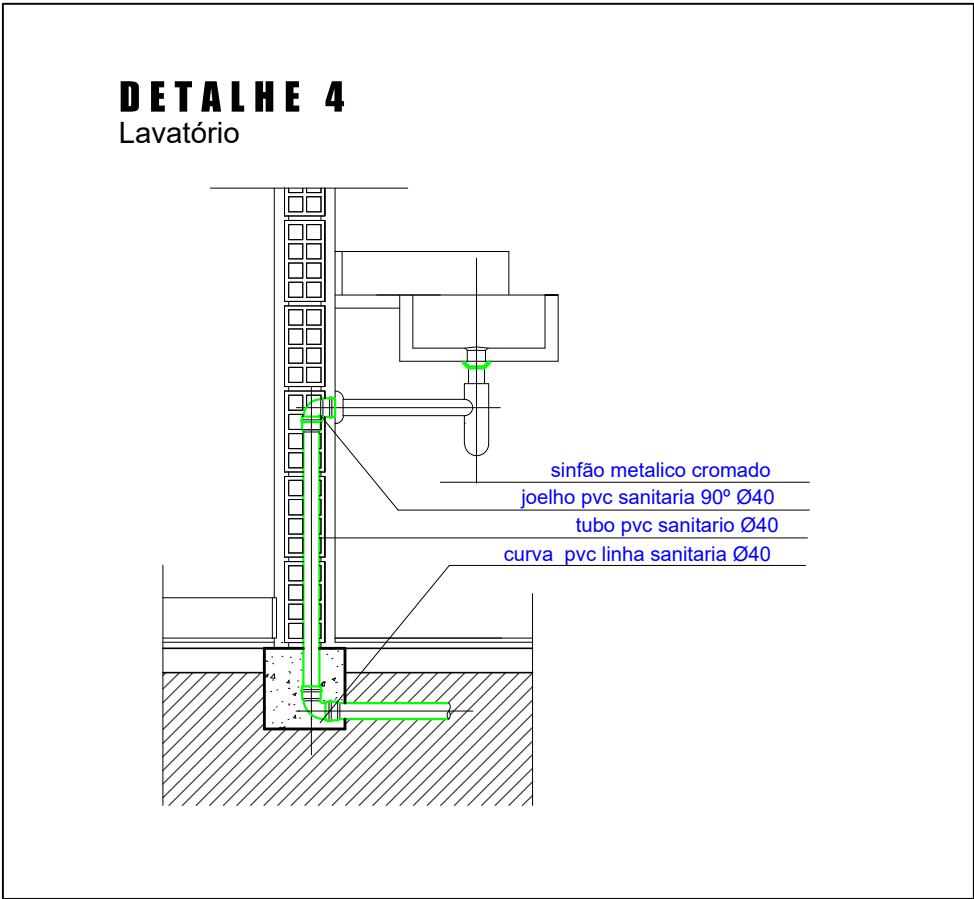

ALTURA DOS PONTOS D' ÁGUA					
ITEM	DESCRIÇÃO	ALTURA	ITEM	DESCRIÇÃO	ALTURA
1	CHUVEIRO	220 cm	7	MAQUINA DE LAVAR LOUÇA	40 cm
2	VASO SANITÁRIO CX. ACOPLADA	20 cm	8	REGISTRO DE GAVETA	180 cm
3	LAVATÓRIO	60 cm	9	REGISTRO DE PRESSÃO	110 cm
4	DUCHA	40 cm	10	VÁLVULA DE DESCARGA	100 cm
5	TANQUE DE LAVAR ROUPA	110 cm	11	MAQUINA DE LAVAR ROUPA	110 cm
6	PIA DE COZINHA	60 cm			



Endereço:
MUNICÍPIO DE SÃO JOÃO DO PARAÍSO - MA

Lenilson Silva Mendes
Portaria 0040/2025

Lenilson Silva Mendes
CREA-nº 111949/922MA

Cliente:
MUNICÍPIO DE SÃO JOÃO DO PARAÍSO - CNPJ:01.597.629/0001-23

Título do projeto:
HIDRÁULICO - ORLA SÃO JOÃO DO PARAÍSO

Nº RRT projeto:	Nº RRT Execução:	Data:	Projeta:	Desenhista:
00000	0000	04/11/2025	Lenilson Silva Mendes CREA-nº 111949/922MA	Lenilson Silva Mendes CREA-nº 111949/922MA
Folha:	Escala:	Disciplina:	Etapas / Revisão:	
FL 02 / FL 03	INDICADA			
Conteúdo: PLANTA BAIXA E ISOMÉTRICO QUIOSQUES				