
 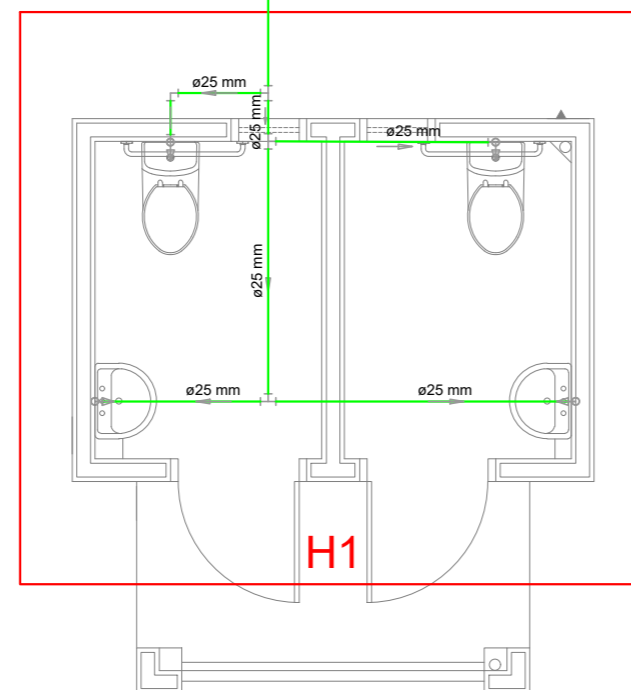



Detalhe H1
escala 1:50



PLANTA BAIXA
Escala 1/50


Lista de Materiais	
Aparelho	
Torneira de lavatório 25 mm - 1/2"	2 pç
Vaso Sanitário c/ cx. acoplada 1/2"	2 pç
Metais	
Registro esfera borboleta bruto PVC 3/4"	1 pç
PVC Acessórios	
Bolsa de ligação p/ vaso sanitário 1.1/2"	2 pç
Engate flexível cobre cromado com canopla 1/2 - 30cm	2 pç
Engate flexível plástico 1/2 - 30cm	2 pç
PVC misto soldável	
Joelho 90 soldável c/ rosca 25 mm - 3/4"	3 pç
Joelho de redução soldável c/ rosca 25 mm - 1/2"	2 pç
PVC rígido roscável	
Tubos 3/4"	0.28 m
PVC rígido soldável	
Adapt sold.curto c/bolsa-rosca p registro 25 mm - 3/4"	1 pç
Curva 90 soldável 25 mm	5 pç
Joelho 90° soldável 25 mm	1 pç
Tubos 25 mm	22.27 m
Tê 90 soldável 25 mm	3 pç
PVC soldável azul c/ bucha latão	
Joelho de redução 90° soldável com bucha de latão 25 mm- 1/2"	2 pç

 Legenda



Legenda das indicações

HIDRÔMETRO	Hidrômetros - cavalete 3/4"
LV	Lavatório com joelho de 90° - 25 mm - 1/2"
VS	Vaso sanitário com caixa acoplada - 3/4"

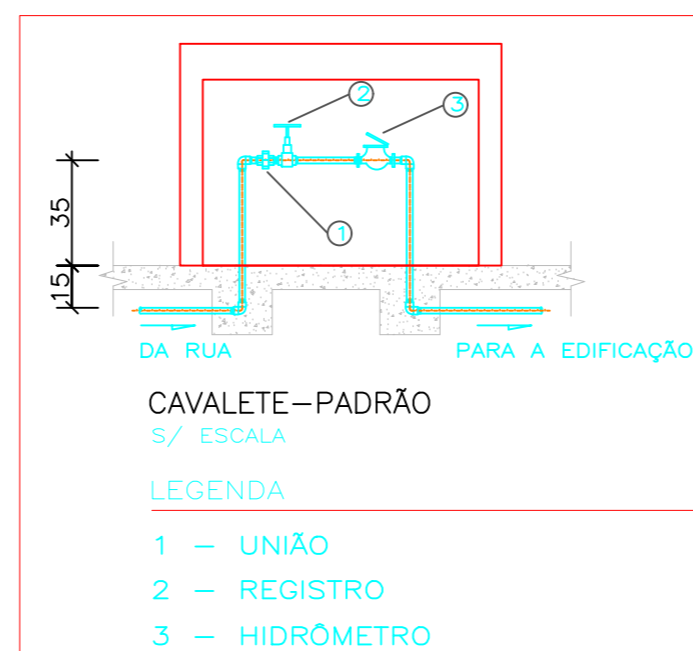

CAVALETE PADRÃO

AMURES



ASSOCIAÇÃO DE MUNICÍPIOS
DA REGIÃO SERRANA

PREFEITURA MUNICIPAL DE
BOCÂINA DO SUL - SC

1 / 2

ASSESSORIA TÉCNICA

OBRA :

PROJETO: Elisiane Grudtner
CAU - A17356-8

PREFEITO: João Eduardo Della Justina

DESENHO : Eng. Matheus Lorenzetti Casagrande

PROJETO DA PRAÇA DO
LOTEAMENTO BELA VISTA
SANITÁRIOS

PROJETO HIDRÁULICO

Planta baixa , isométrico, legendas,
lista de materiais, detalhe hidrômetro

Área da Edificação: 11,92m²

Rua Pedro Feldhaus - Centro, Bocaina do Sul SC.

ESCALA: Indicada

DATA: 03/2025