




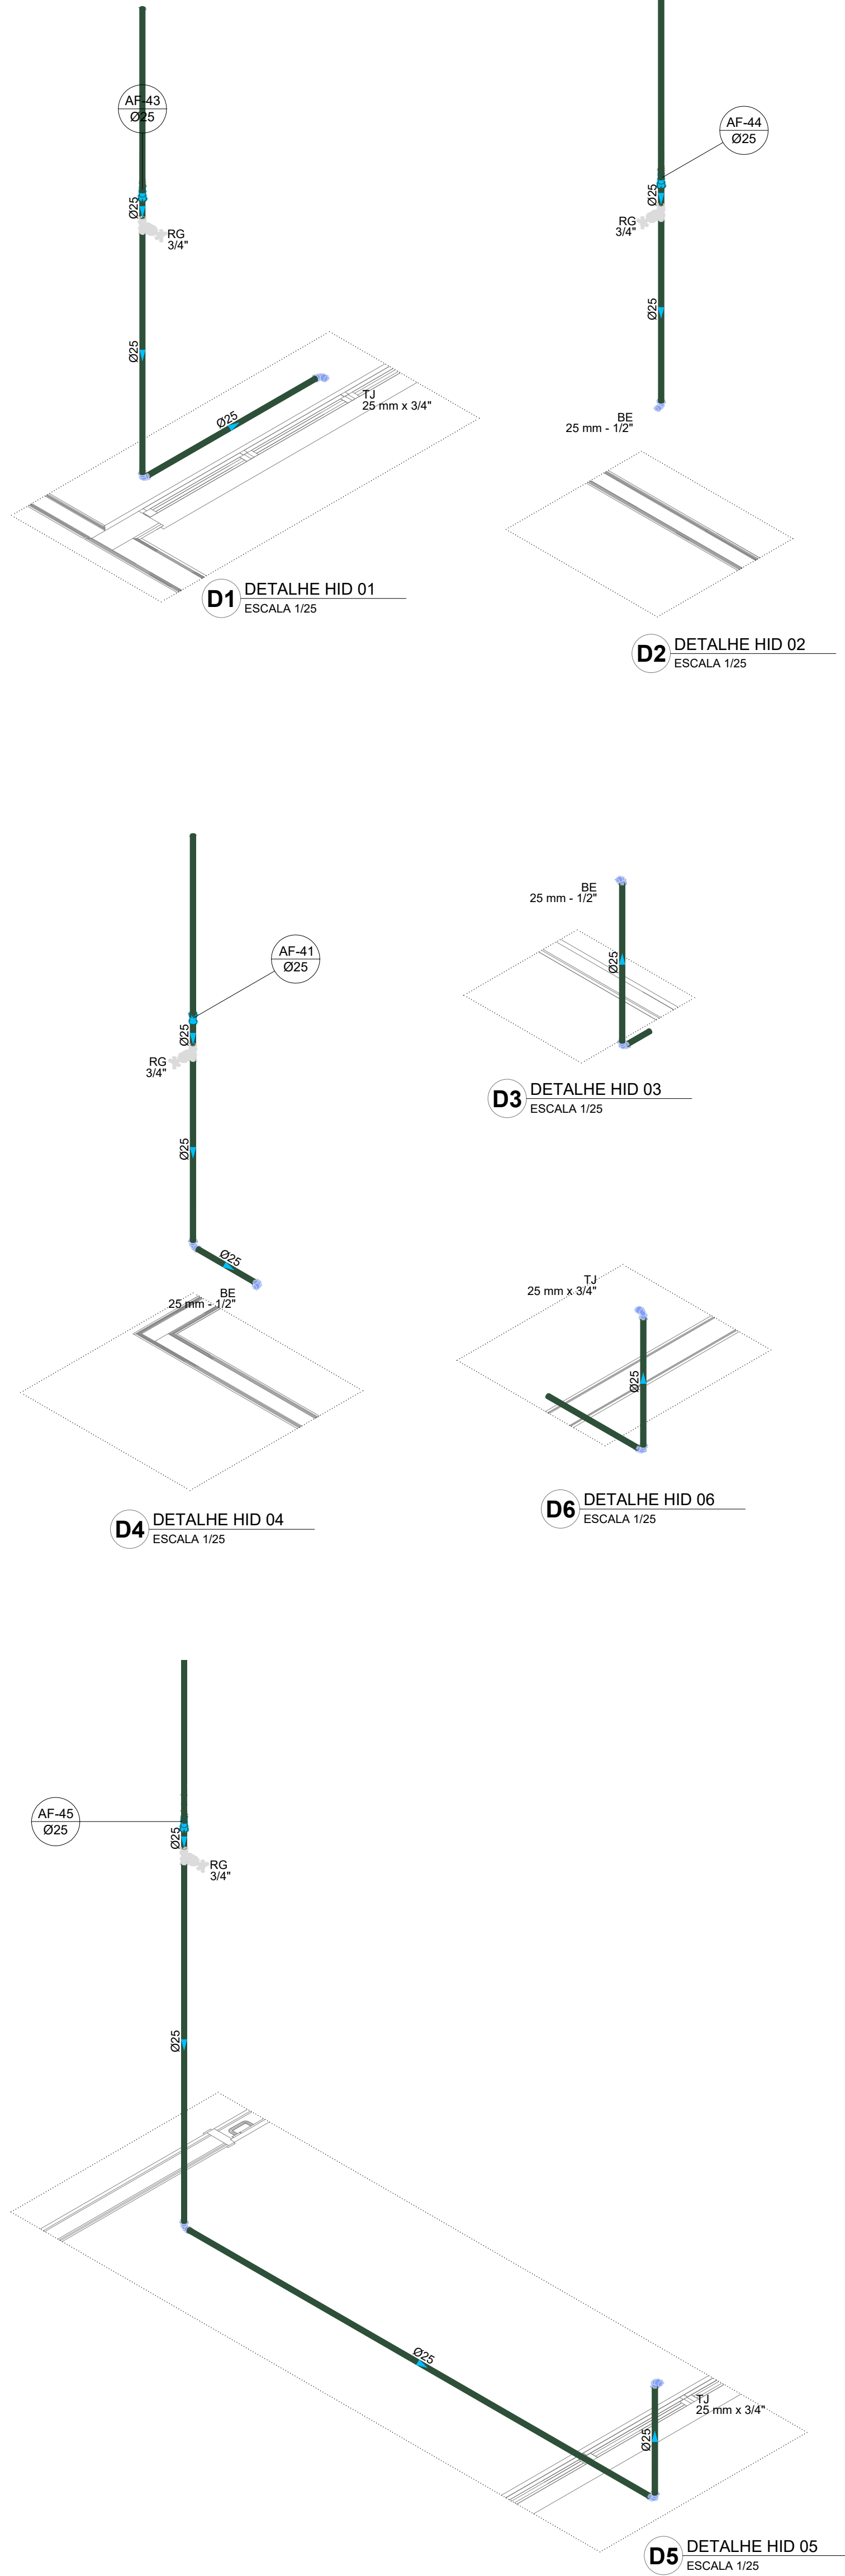
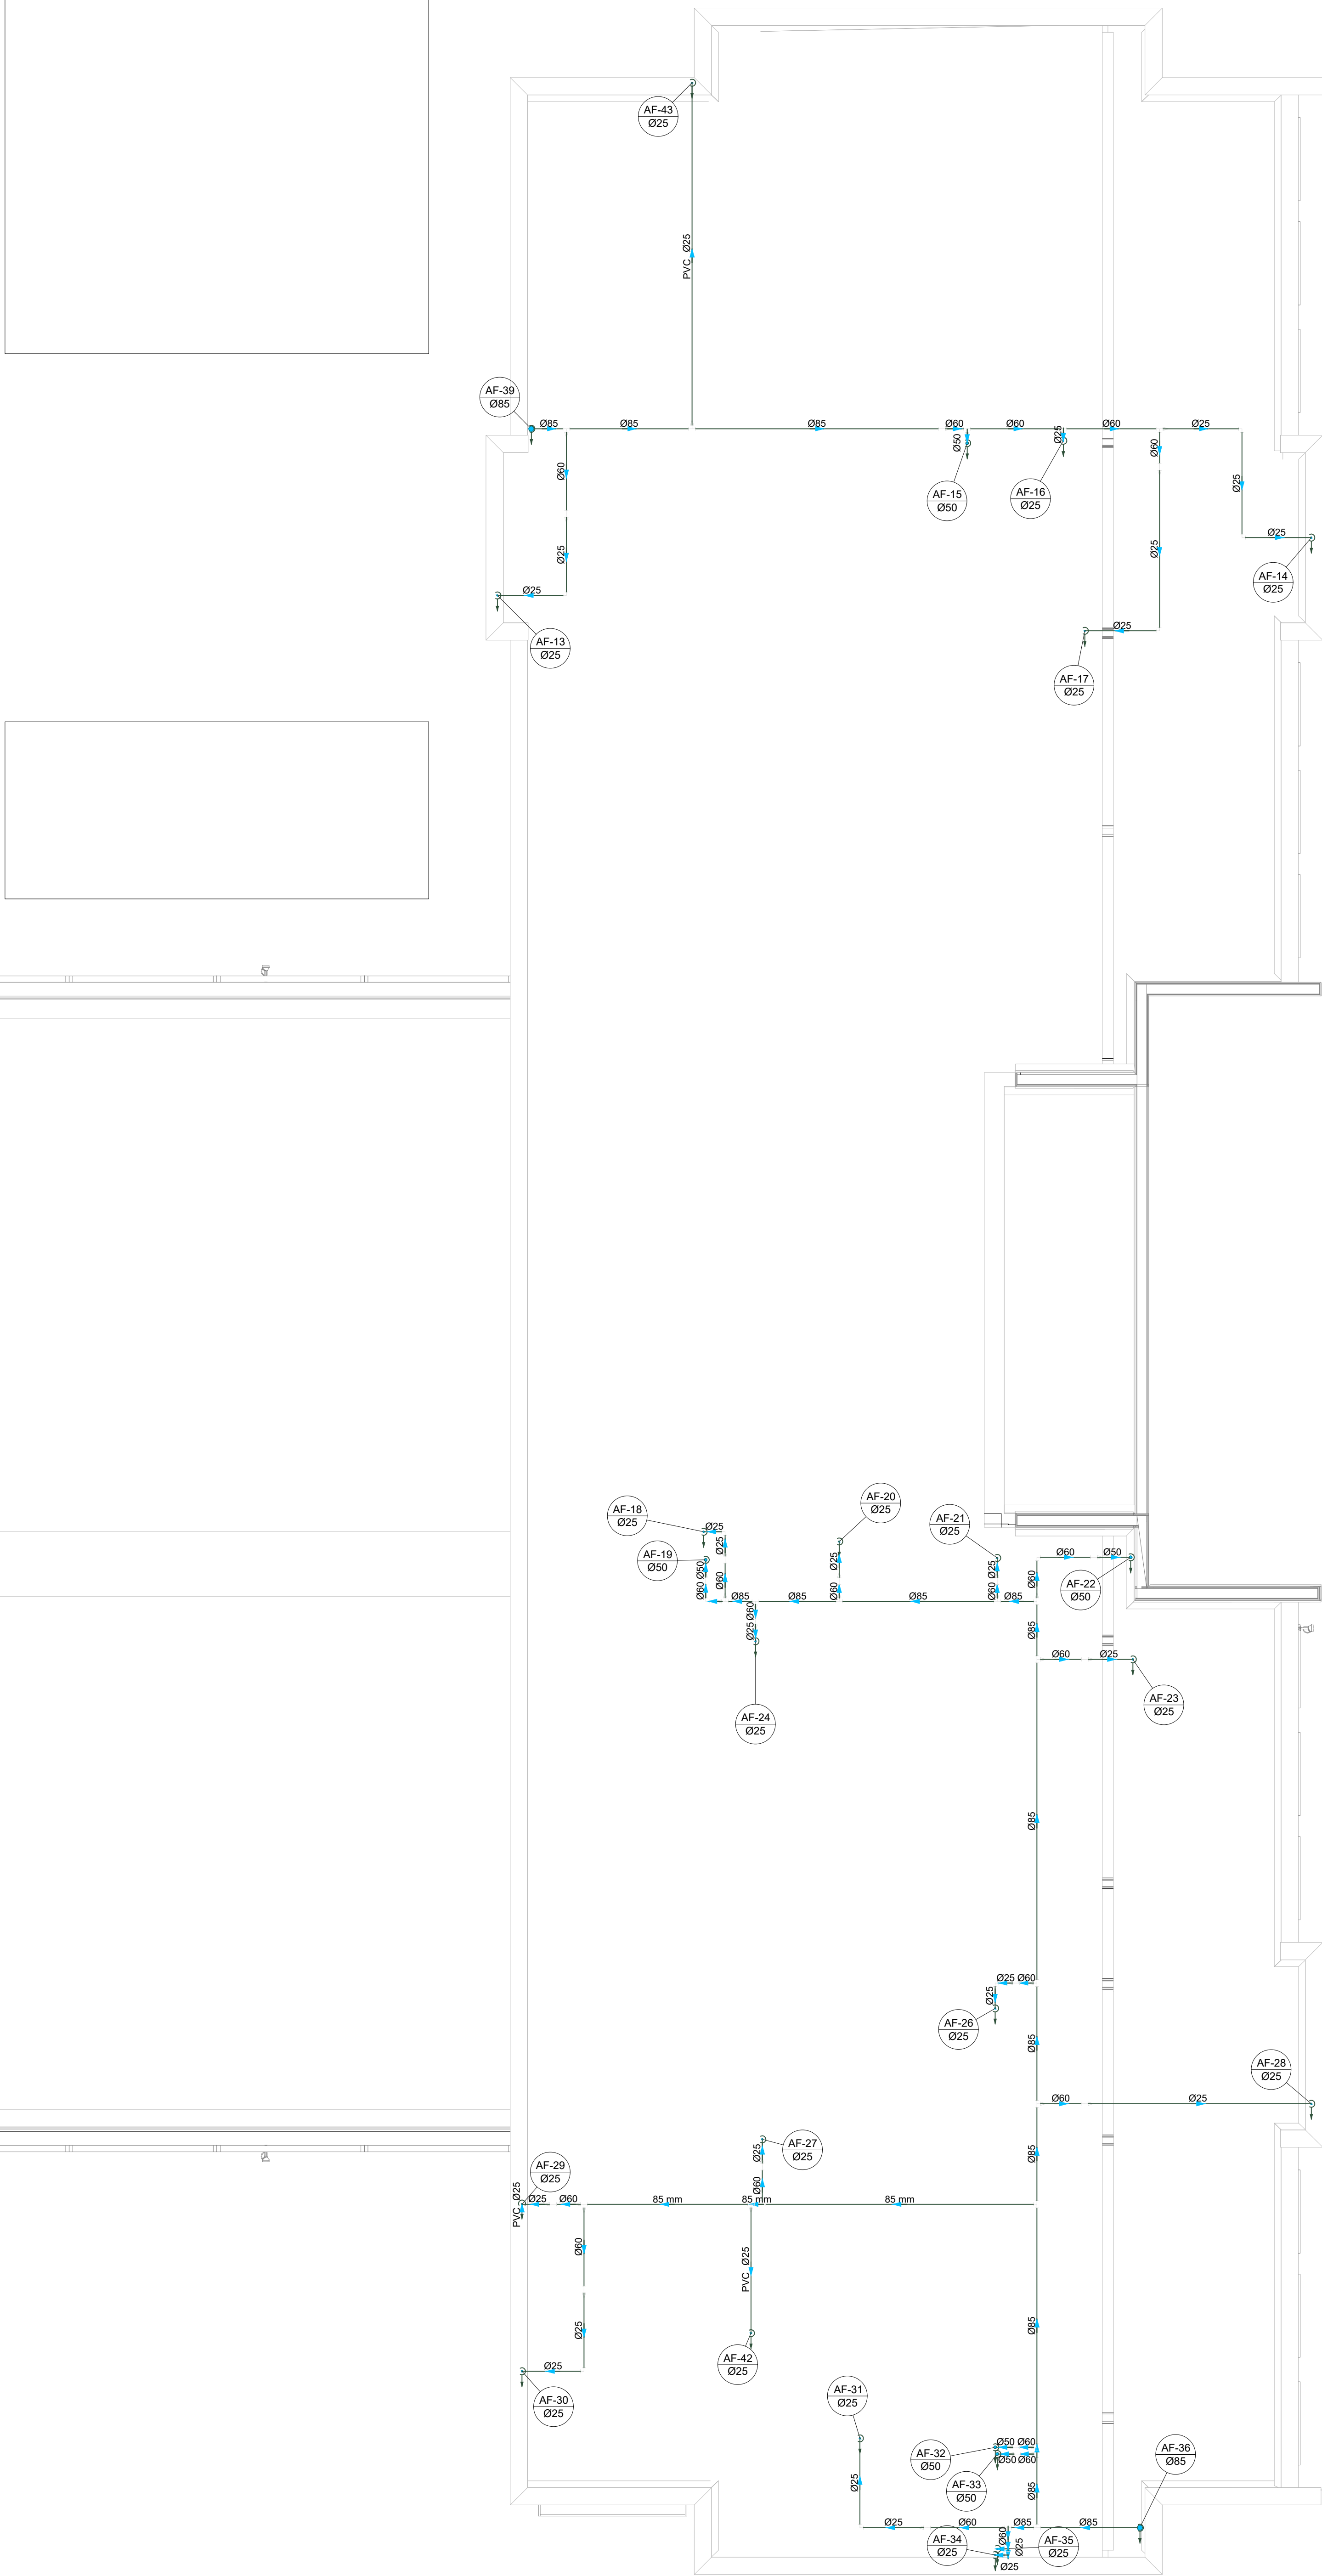
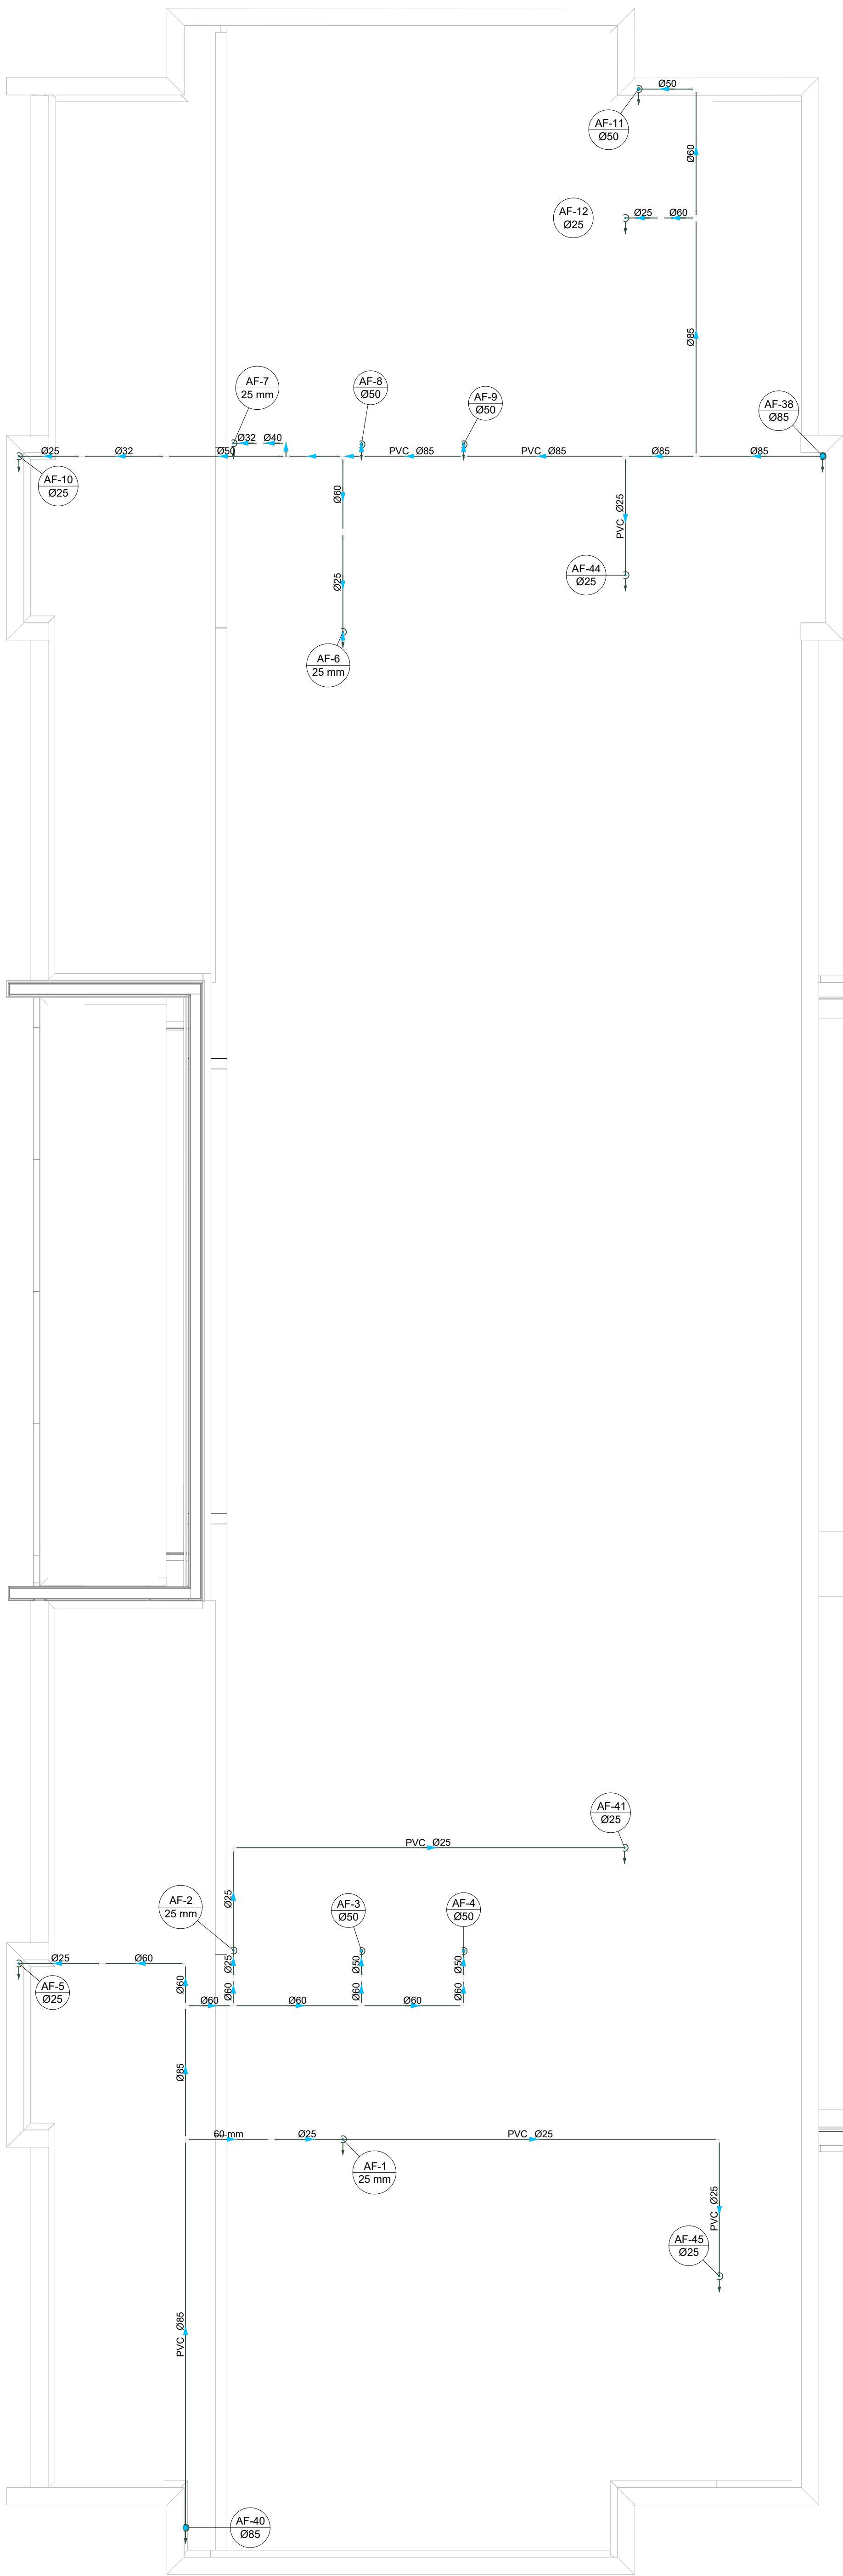
Legenda de condutos - TERREO	
Água fria	
Alimentação	

Legenda - TERREO	
Alimentador Predial	
Hidômetros	
Registro bruto gaveta ABNT c/PVC soldável	
Registro bruto gaveta Industrial c/PVC soldável	
Registro de gaveta c/ampola cromada c/PVC soldável	
Registro de pressão c/ ampola cromada	
Valvula de descarga duo c/PVC soldável	

Legenda das indicações - TERREO	
BE	Batidouro com joelho de 90° - 25 mm - 1/2"
CH	Chuveiro - 25mm x 3/4"
DH	Ducha Higiênica com Joelho de 90° - 25 mm x 1/2"
HI	Hidômetro - canalado 3/4"
LV	Lavatório com joelho de 90° - 25 mm - 1/2"
PIA	Pia de cozinha com joelho de 90° - 25 mm - 3/4"
TJR	Tanque de lavar com joelho de 90° - 25 mm - 3/4"
TJ	Torneira de Jardim com 18 90° - 25 mm x 3/4"
VS	Vaso Sanitário com valvula de descarga - 1 1/2"

03	JANEIRO/2025	Revisão geral da disciplina conforme a atualização da arquitetura. Redimensionamento dos pontos de água fria, esgoto cloacal e pluvial para adequação da arquitetura e novo layout. Atendimento a NBR 5626/2020
02	JANEIRO/2017	Atendimento à NBR 9050/2015. Alteração: quadro de áreas, fechamento frontal, sanitários 1 e 2, altura da plataforma, mobiliário e equipamento, altura da cerâmica nos sanitários, cor dos portões dos sanitários e altura da porta P44. Acréscimo: graph e quadro de cargas no Castelo d'Água, de duchas higiênicas e escaunhos pré-escola. Alteração paredes - shaft para tubulação hidráulica e detalhamento; alteração da altura da plataforma.
01	AGOSTO/2016	Nº DATA
CONTROLE DE REVISÕES		

		MINISTÉRIO DA EDUCAÇÃO
PROJETO PADRÃO - FNDE		
PROPRIETÁRIO:		
ENDEREÇO:		
MUNICÍPIO - UF:		
PROPRIETÁRIO:		
RESP. TÉCNICO:		CAU / CREA
AUTOR DO PROJETO:		CAU / CREA
APROVAÇÕES		CAU / CREA
		PREFEITURA / RA
OBSERVAÇÕES:		
CRECHE PRÉ-ESCOLA TIPO 2		
PROJETO DE ÁGUA FRIA		
COORDENAÇÃO	PLANTA DE LANÇAMENTO DA REDE	HAF
CGEST - Coordenação Geral de Infraestrutura Educacional	PLANTA BAIXA TERREO	
FORMATO (A0 841x1189)	REVISÃO: R.00 R.03 R.01 R.02	ESCALA: 1:50
	DATA EMISSÃO: JAN/2025	PRANCHAS: 01/05



Legenda de condutas - TERREO	
Agua fria	
Alimentação	

Legenda - TERREO	
Alimentador Predial	
Hidrometros	
Registro bruto gaveta ABNT cPVC soldavel	
Registro bruto gaveta Industrial cPVC soldavel	
Registro de gaveta cilíndrica cromada cPVC soldavel	
Registro de pressão c/ cancheta cromada	
Valvula de descarga duo cPVC soldavel	

Legenda das indicações - TERREO	
BE	Bebidouro com pnelho de 90° - 25 mm - 1/2"
CH	Chuveiro - 25mm x 3/4"
DH	Ducha Higienica com Joelho de 90° - 25 mm x 1/2"
HDRÔMETRO	Hidrometro - cavalete 3/4"
LV	Lavatório com Joelho de 90° - 25 mm - 1/2"
PA	Placa de cozinha com pnelho de 90° - 25 mm - 3/4"
TJR	Tanque de lavar com pnelho de 90° - 25 mm - 3/4"
TJ	Torneira de Jardim com TJ 90° - 25 mm x 3/4"
TJ	Torneira de Jardim com pnelho 90° - 25 mm x 3/4"
VS	Vaso Sanitário com valvula de descarga - 1 1/2"

03	JANEIRO/2025	Revisão geral da disciplina conforme a atualização da arquitetura. Redimensionamento dos pontos de água fria, esgoto cloacal e pluvial para adequação da arquitetura e novo layout. Atendimento a NBR 5626/2020.
02	JANEIRO/ 2017	Atendimento a NBR 9050/2015; Alteração: quadro de áreas, fechamento frontal, sanitários 1 e 2, altura da plataforma, mobiliário e equipamento, altura da cerâmica nos sanitários, cor dos portões dos solares e altura da porta PA4, Acréscimo: graft e quadro de cargas no castelo d'água, de duchas higienicas e escaninhos pré-escola. Alteração paredes - shaft para tubulação hidráulica e detalhamento; alteração de altura da plataforma.
01	AGOSTO/ 2016	
N°	DATA	DESCRIÇÃO
CONTROLE DE REVISÕES		



## PROJETO PADRÃO - FNDE

PROPRIETÁRIO:	
ENDEREÇO:	
MUNICÍPIO - UF:	
PROPRIETÁRIO:	
RESP. TÉCNICO:	CAU / CREA
AUTOR DO PROJETO:	CAU / CREA

APROVAÇÕES	CAU / CREA
	PREFEITURA / RA


OBSERVAÇÕES:	
--------------	--

## CRECHE PRÉ-ESCOLA TIPO 2 PROJETO DE ÁGUA FRIA


COORDENAÇÃO CGEST - Coordenação Geral de Infraestrutura Educativa	PLANTA DE LANÇAMENTO DA REDE PLANTA BAIXA FORRO DIAGRAMAS ISOMÉTRICOS	HAF
REVISÃO R.00 R.01 R.02	ESCALA 1:50 e 1:25 DATA EMISSÃO JAN/2025	PRANCHAS 02/05
FORMATO (A0 841x1189)		

## 2 PLANTA BAIXA FORRO ESCALA 1/50








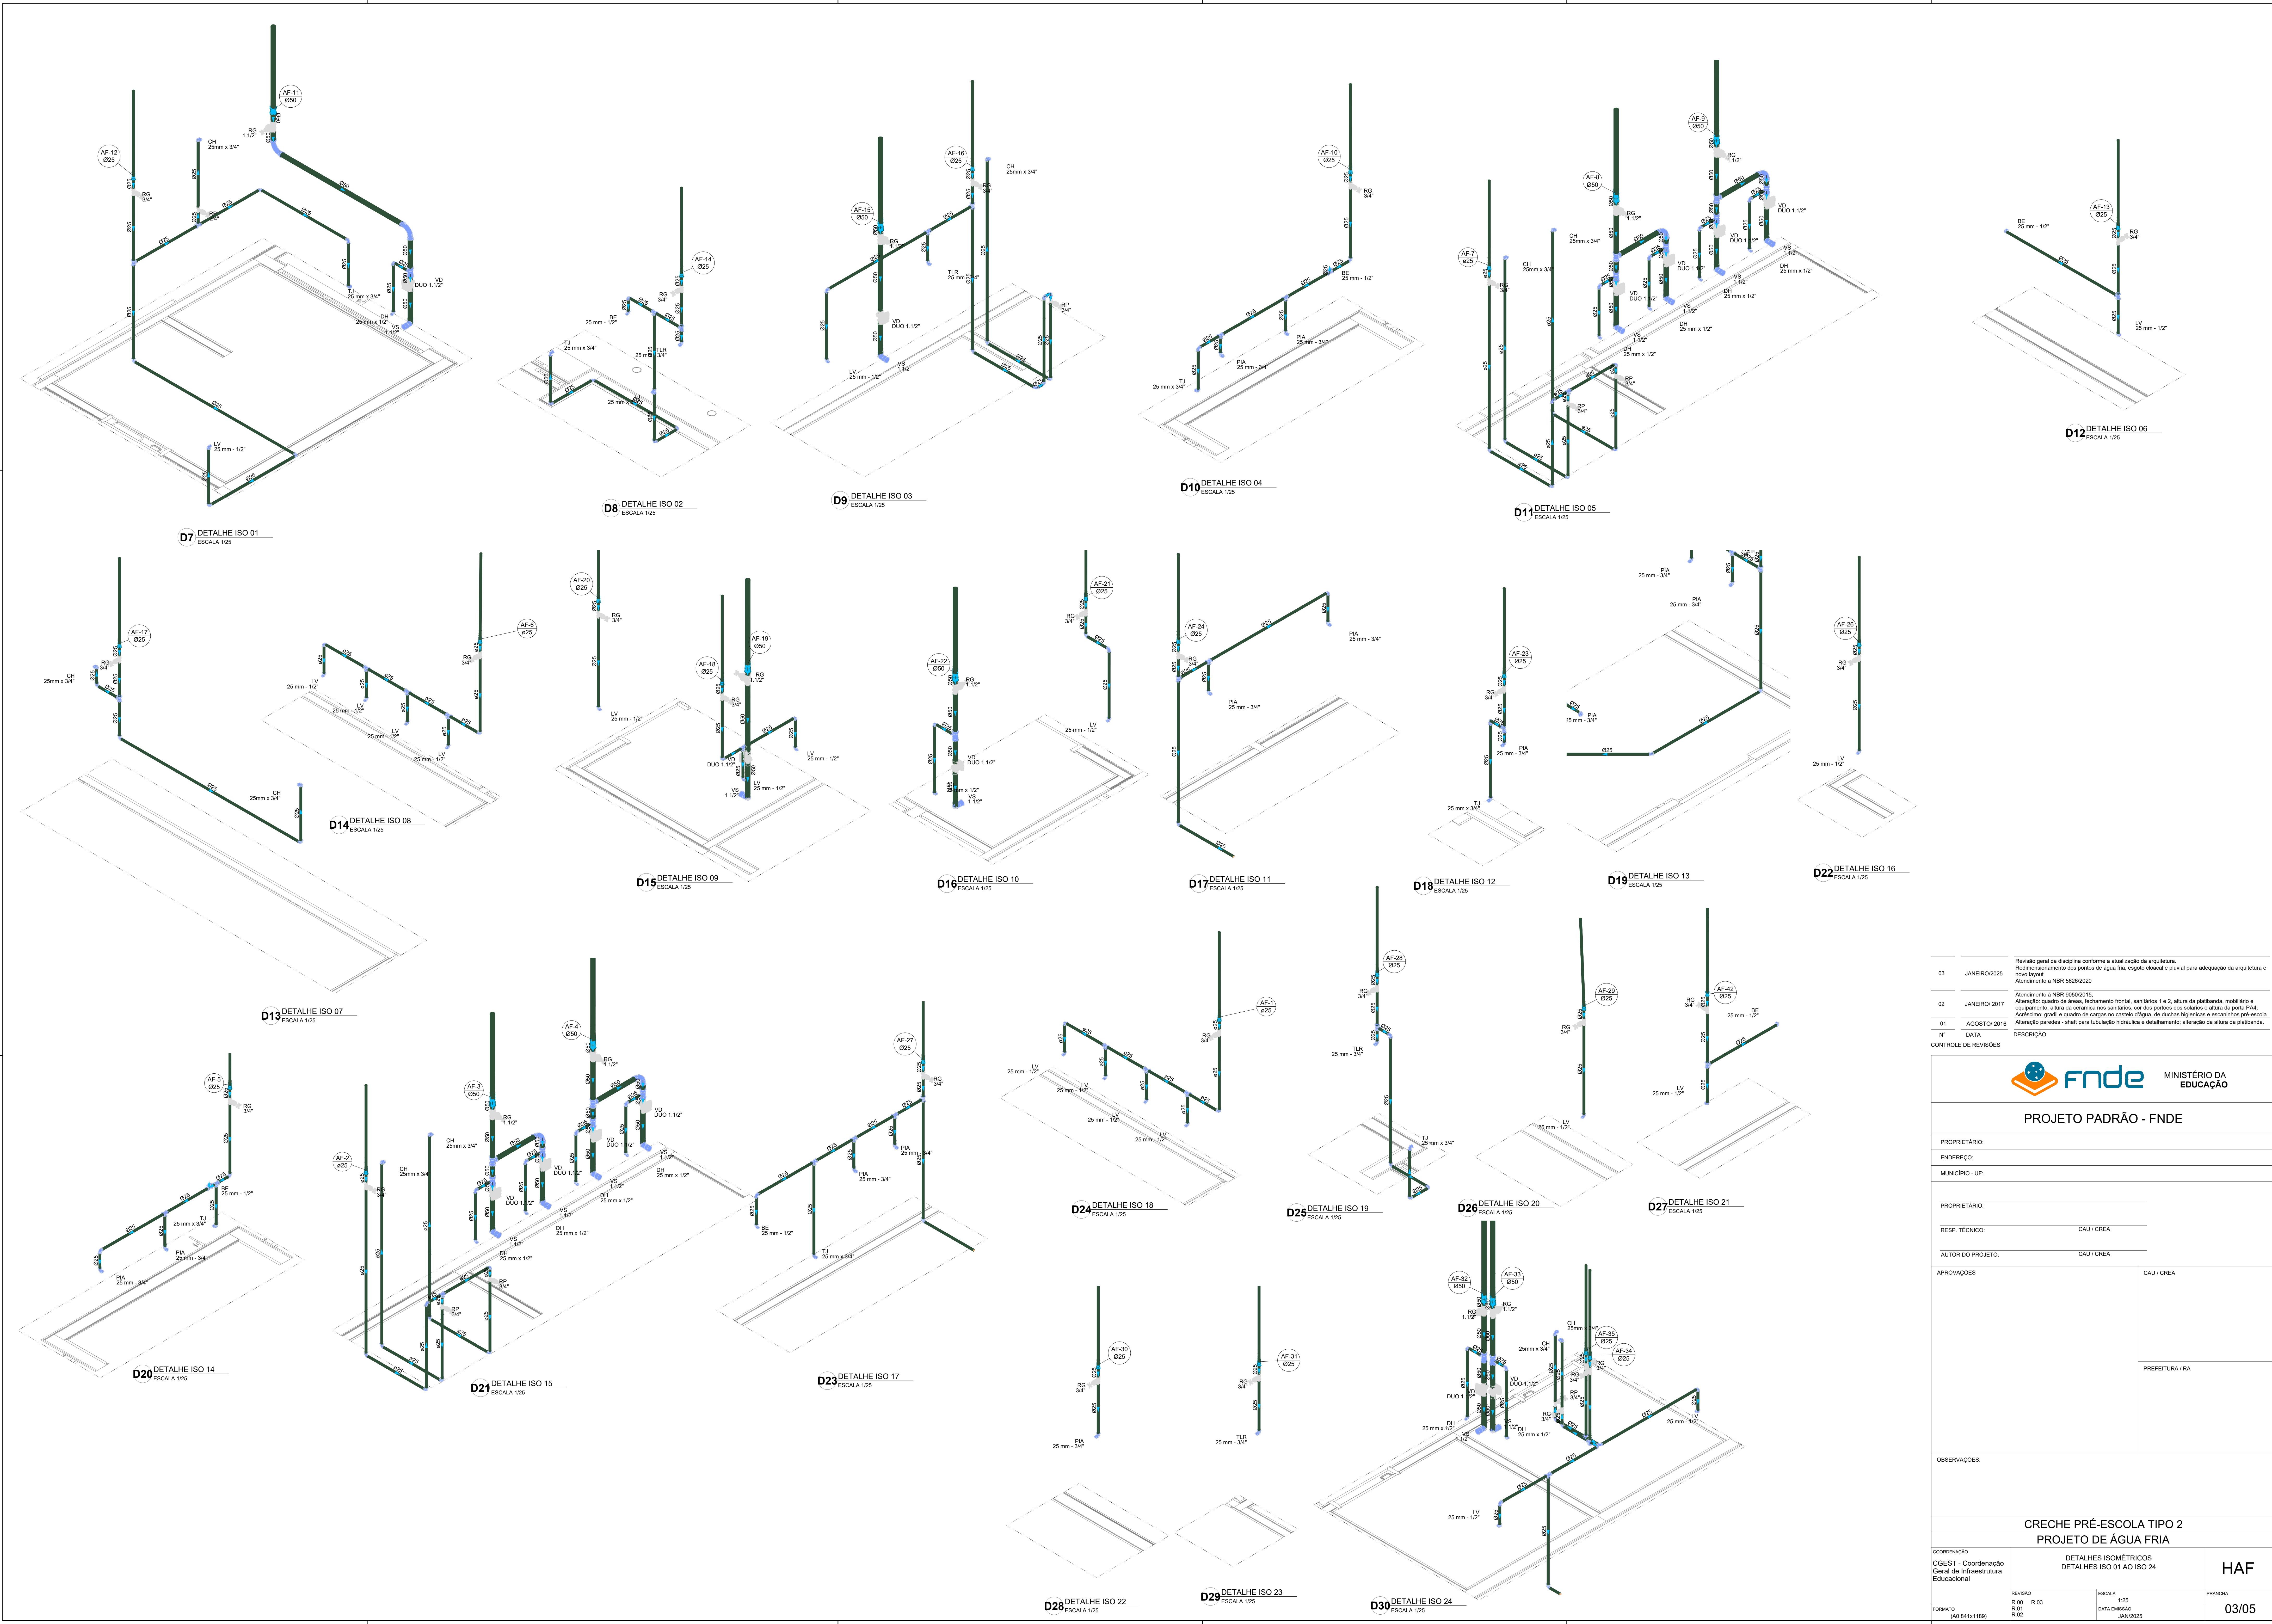

Revisão geral da disciplina conforme a atualização da arquitetura. Redimensionamento dos pontos de água fria, esgoto cloacal e pluvial para adequação da arquitetura e novo layout. Atendimento a NBR 5626/2020	
03	JANEIRO/2025
Atendimento a NBR 9050/2015; Alteração: quarto de áreas, fechamento frontal, sanitários 1 e 2, altura da plataforma, mobiliário e equipamento, altura da cerâmica nos sanitários, cor dos portões dos solares e altura da porta P44. Acrescimento: grife e quadro de cargas no castelo d'água, de duchas higiênicas e escaninhos pré-escola. Alteração paredes + shaft para tubulação hidráulica e detalhamento; alteração da altura da plataforma.	
02	JANEIRO/ 2017
01	AGOSTO/ 2016
N°	DATA
CONTROLE DE REVISÕES	
DESCRÇÃO	

		MINISTÉRIO DA EDUCAÇÃO
PROJETO PADRÃO - FNDE		
PROPRIETÁRIO:		
ENDEREÇO:		
MUNICÍPIO - UF:		
PROPRIETÁRIO:		
RESP. TÉCNICO: CAU / CREA		
AUTOR DO PROJETO: CAU / CREA		
APROVAÇÕES		CAU / CREA
		PREFEITURA / RA
OBSERVAÇÕES:		
CRECHE PRÉ-ESCOLA TIPO 2 PROJETO DE ÁGUA FRIA		
COORDENAÇÃO CGEST - Coordenação Geral de Infraestrutura Educativa	DETALHES ISOMÉTRICOS DETALHES ISO 01 AO ISO 24	HAF
REVISÃO: R.00 R.01 R.02	ESCALA 1:25 DATA EMISSÃO JAN/2025	PRANCHAS 03/05
FORMATO (A0 841x1189)		



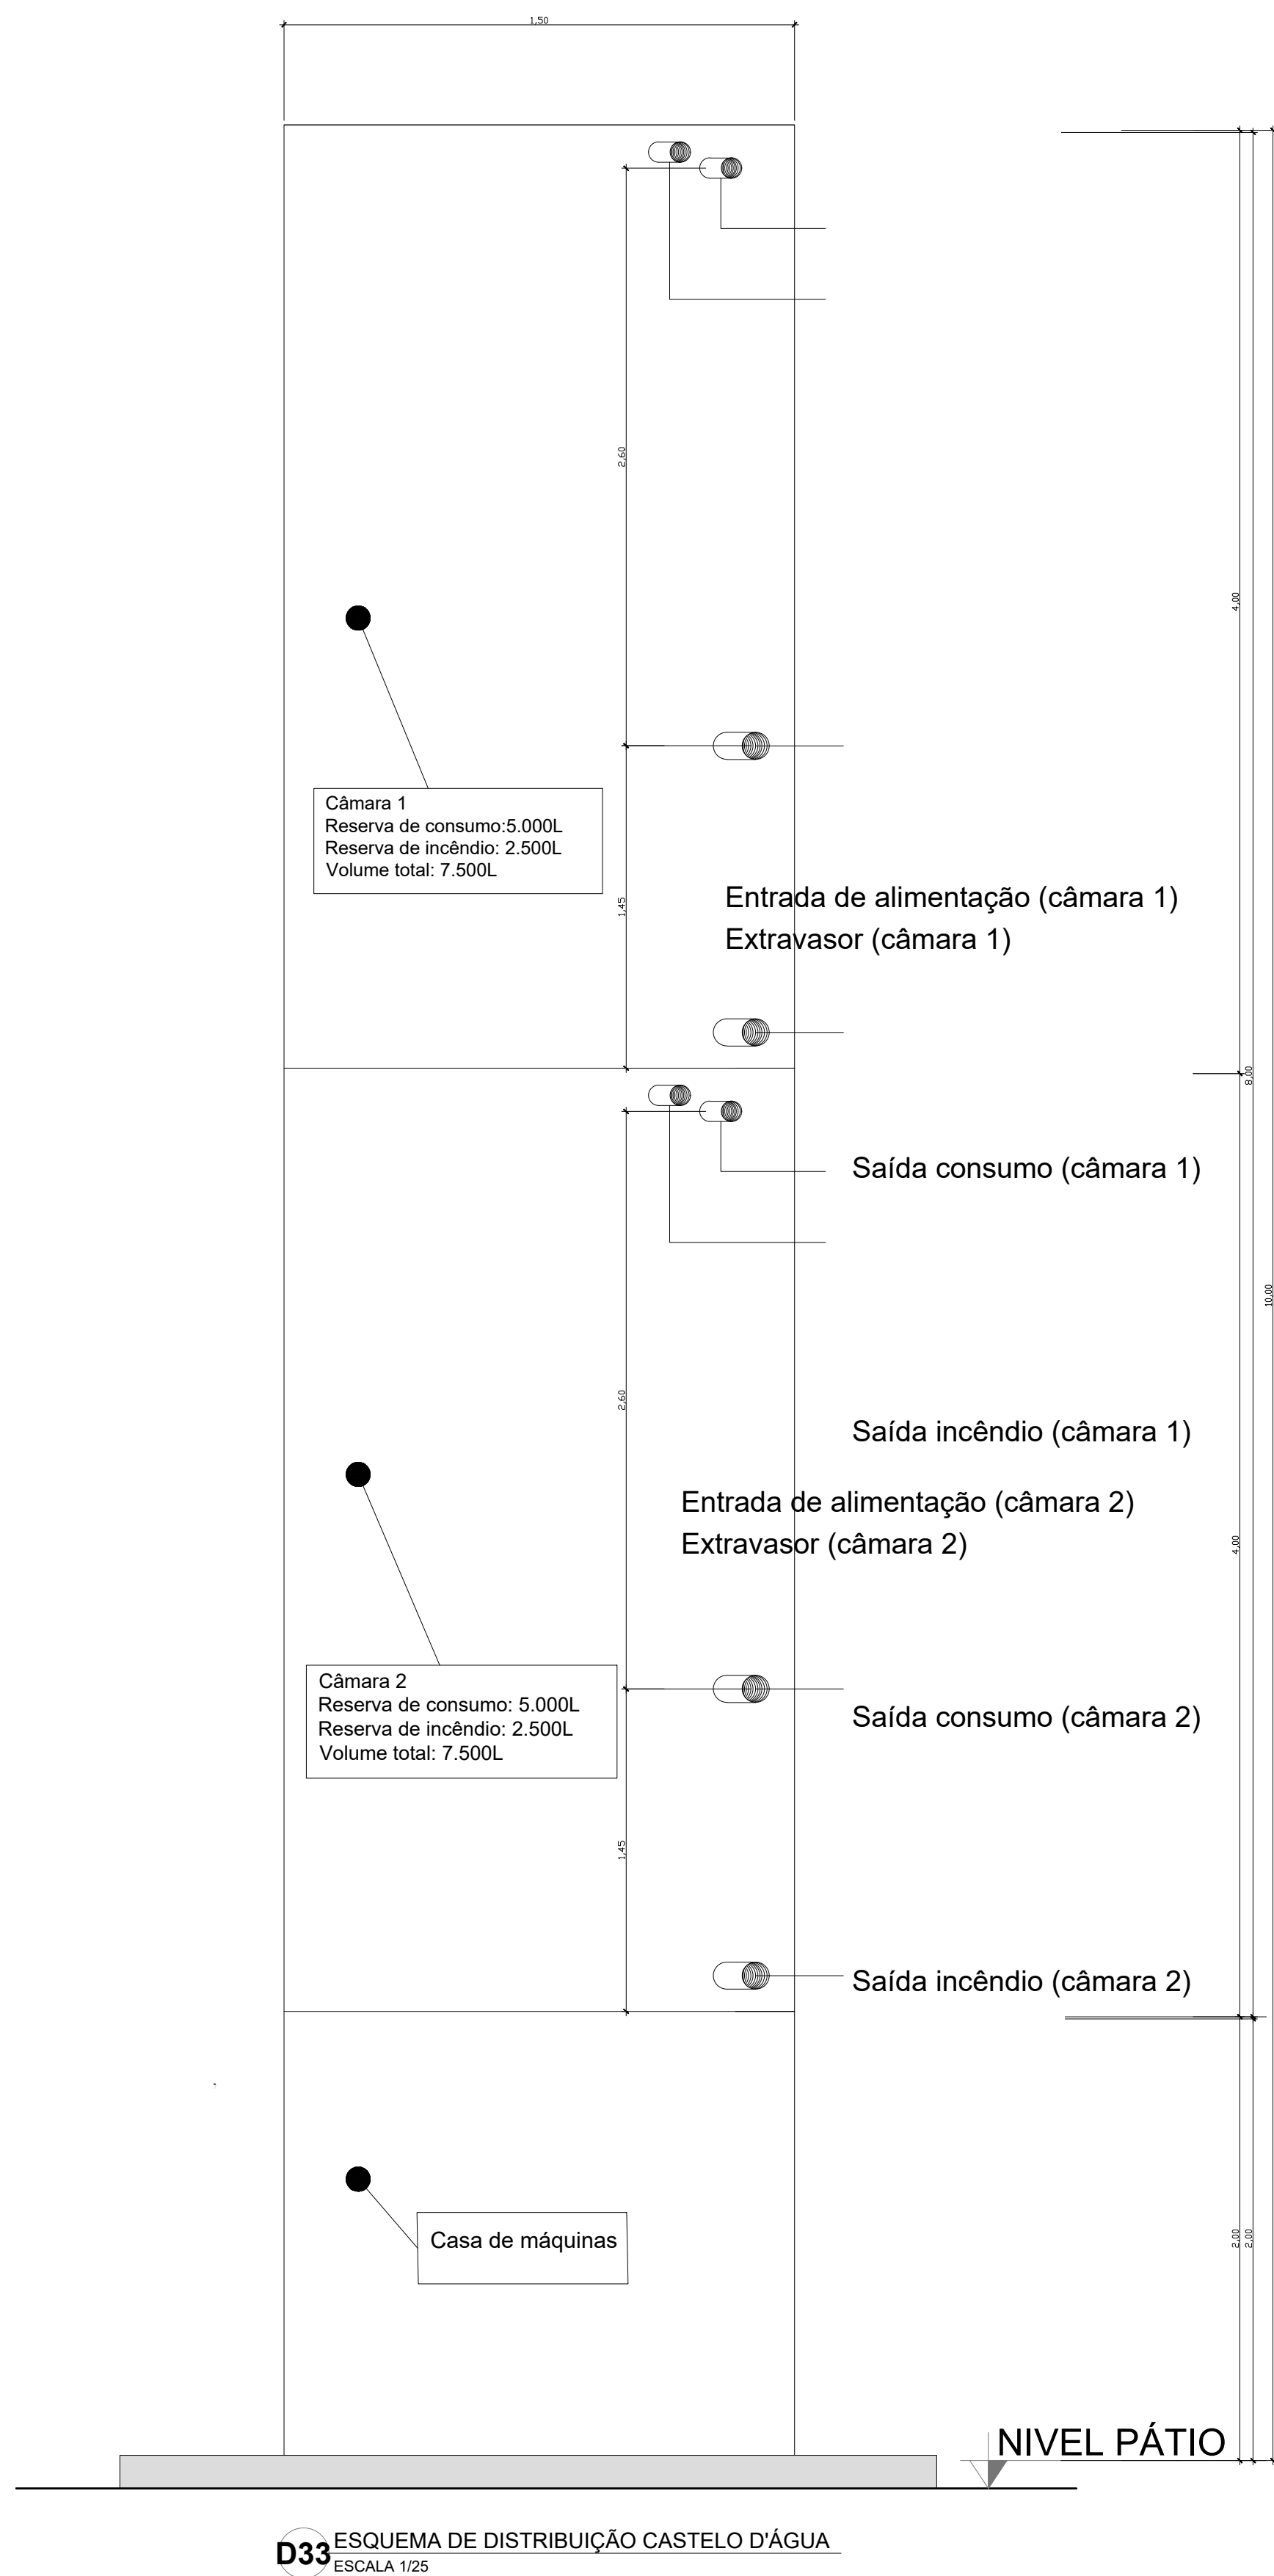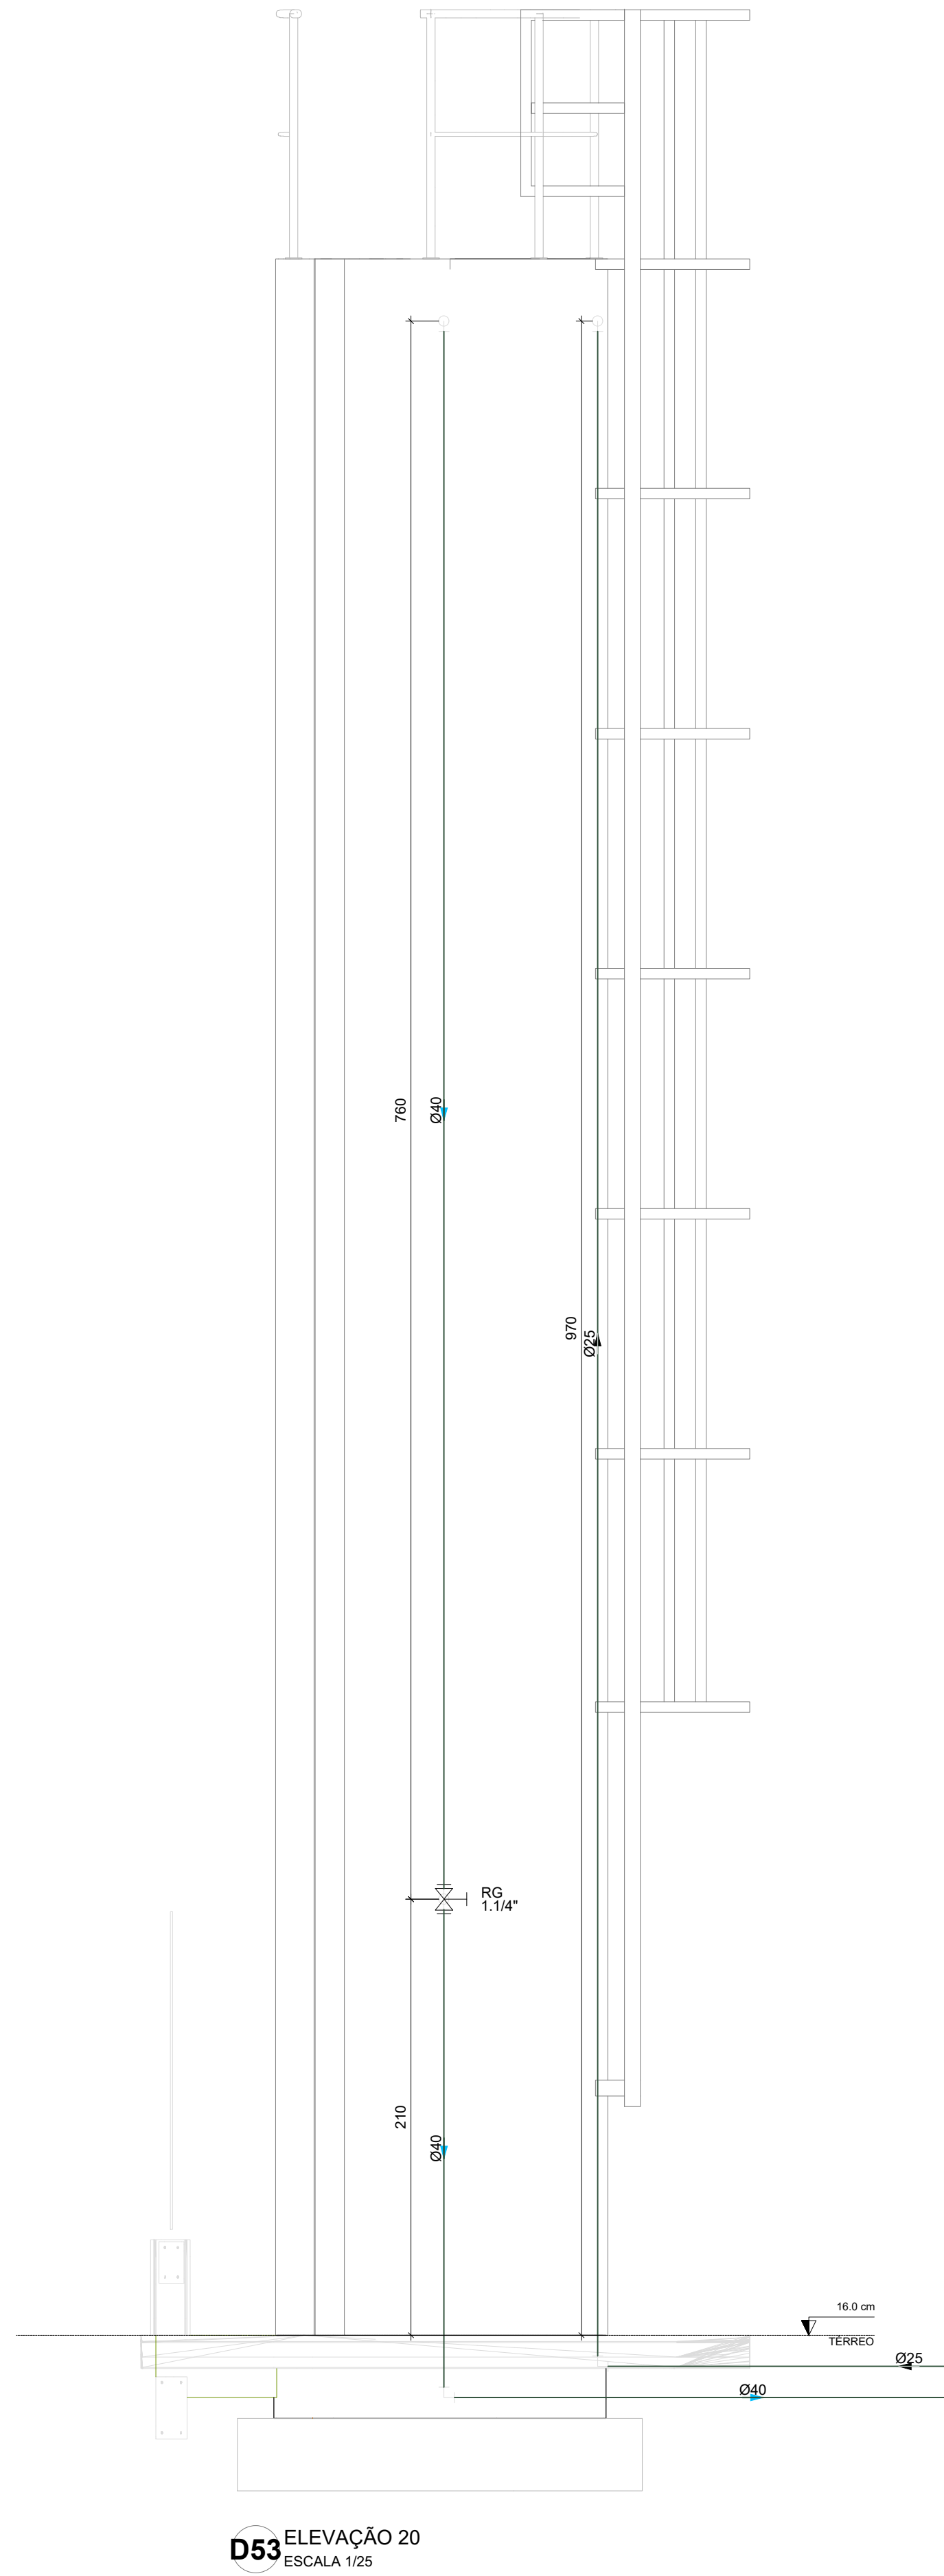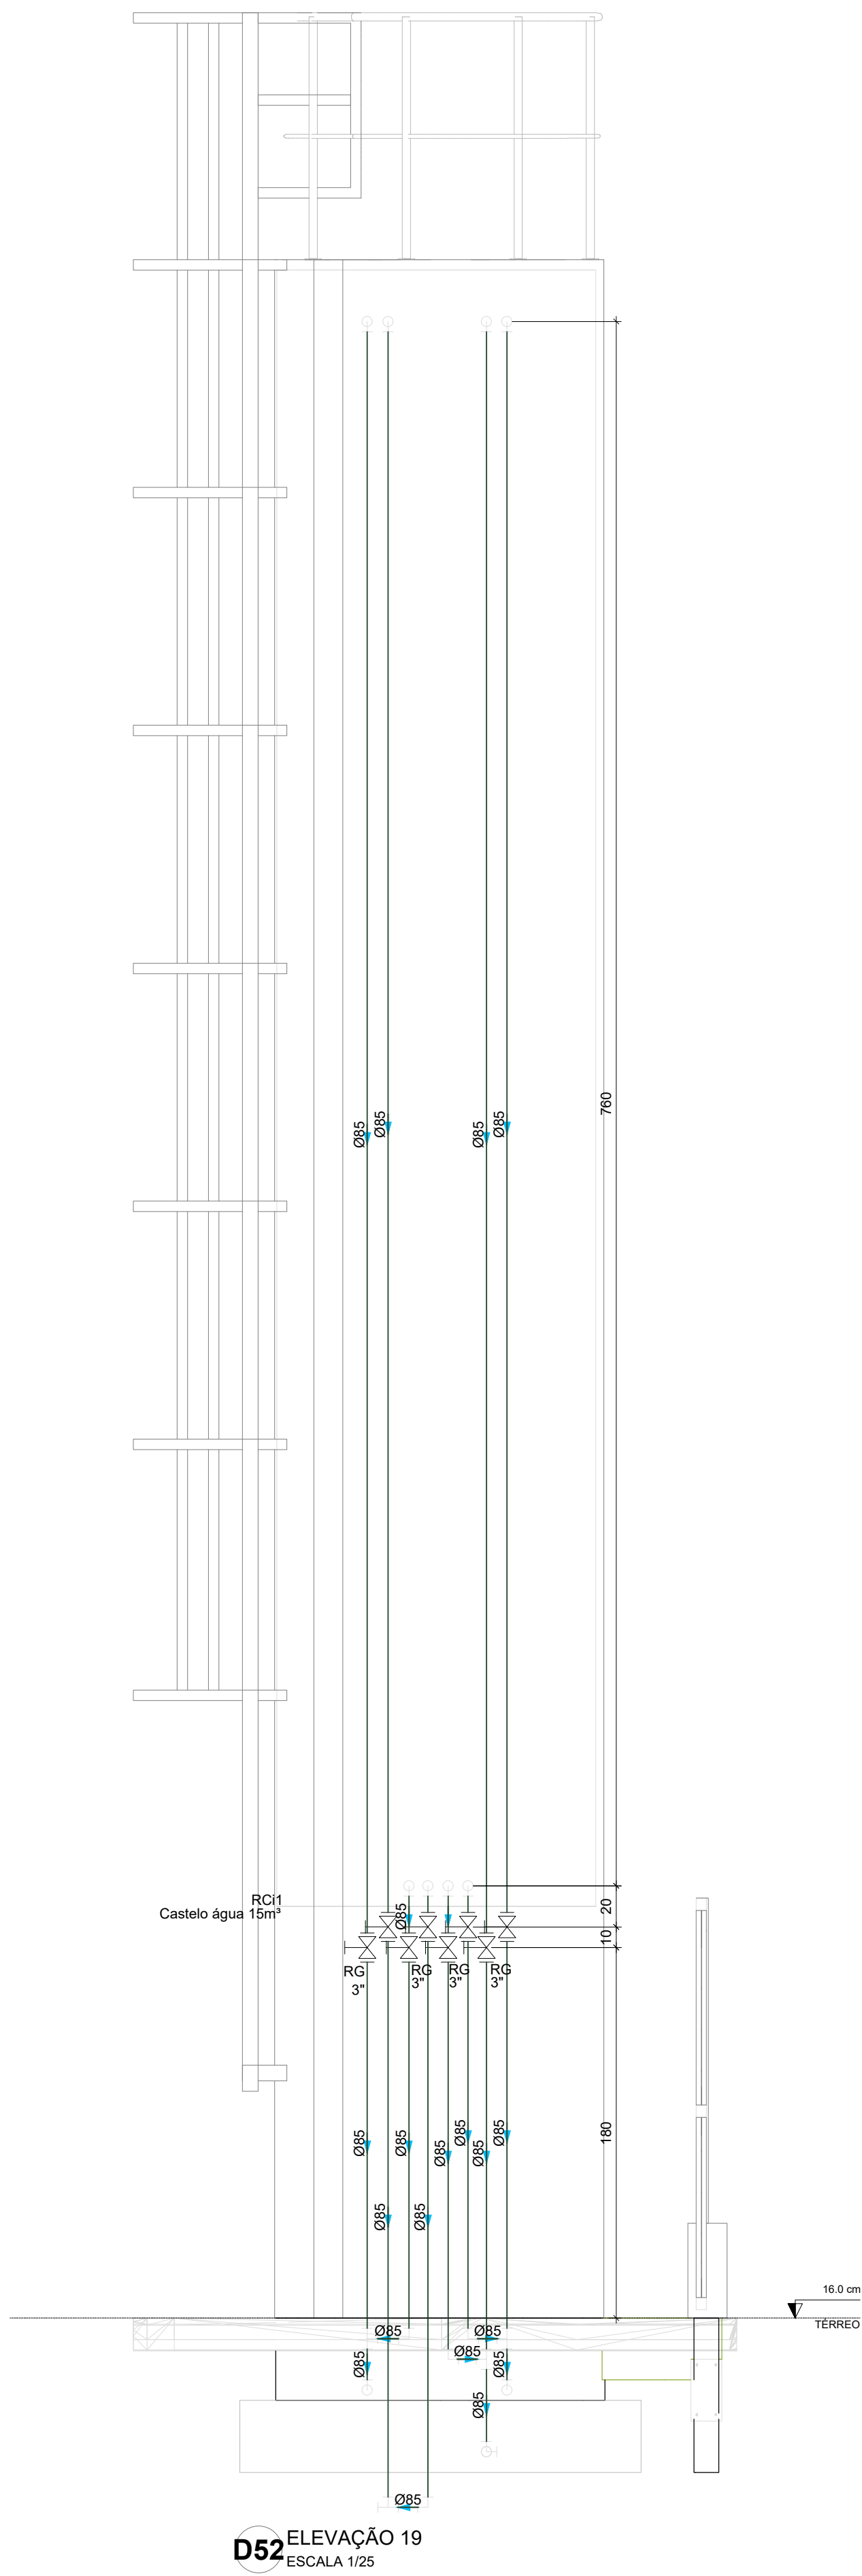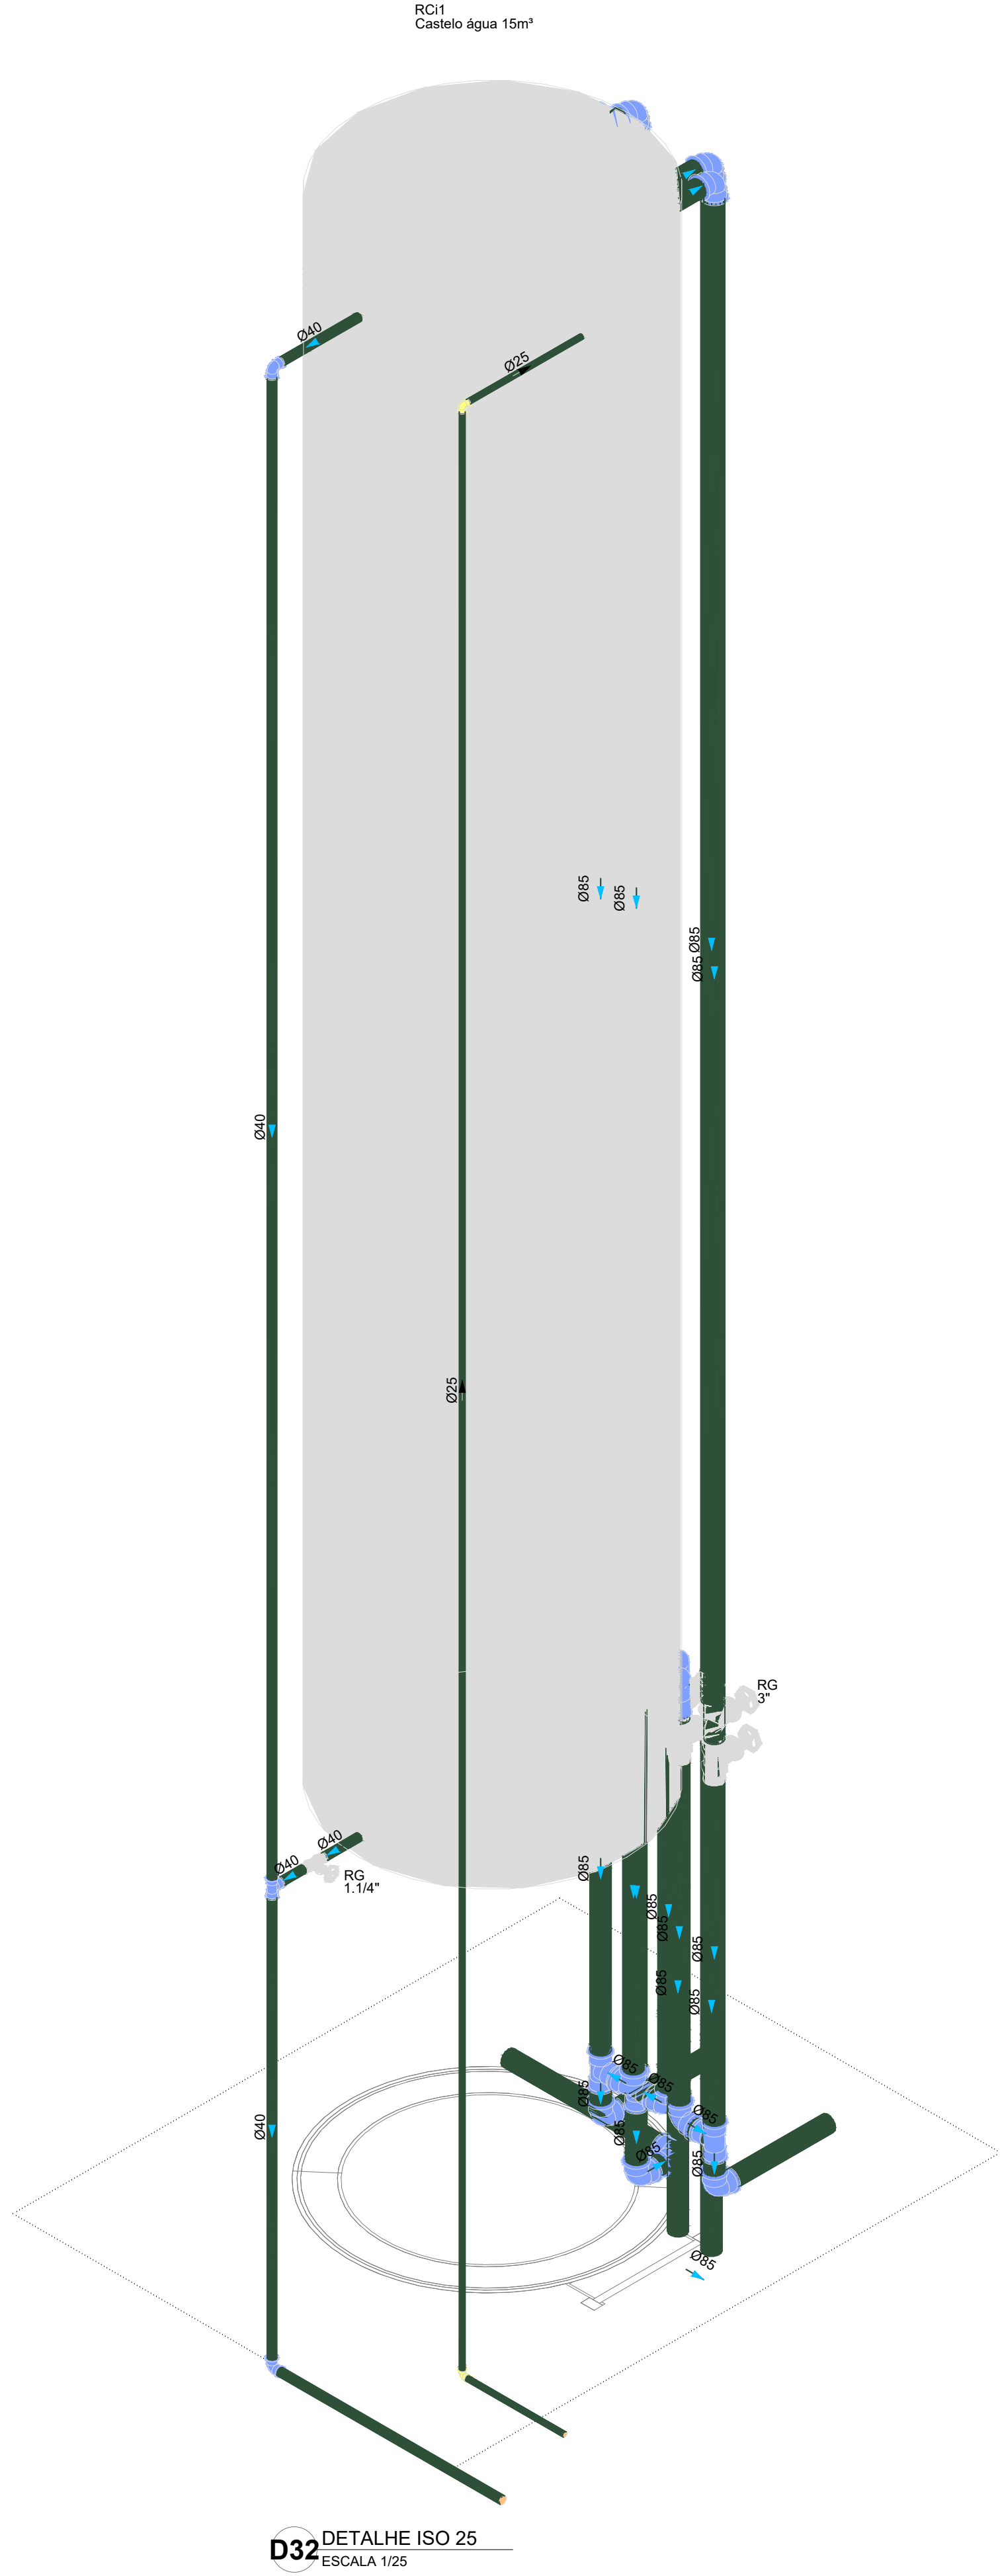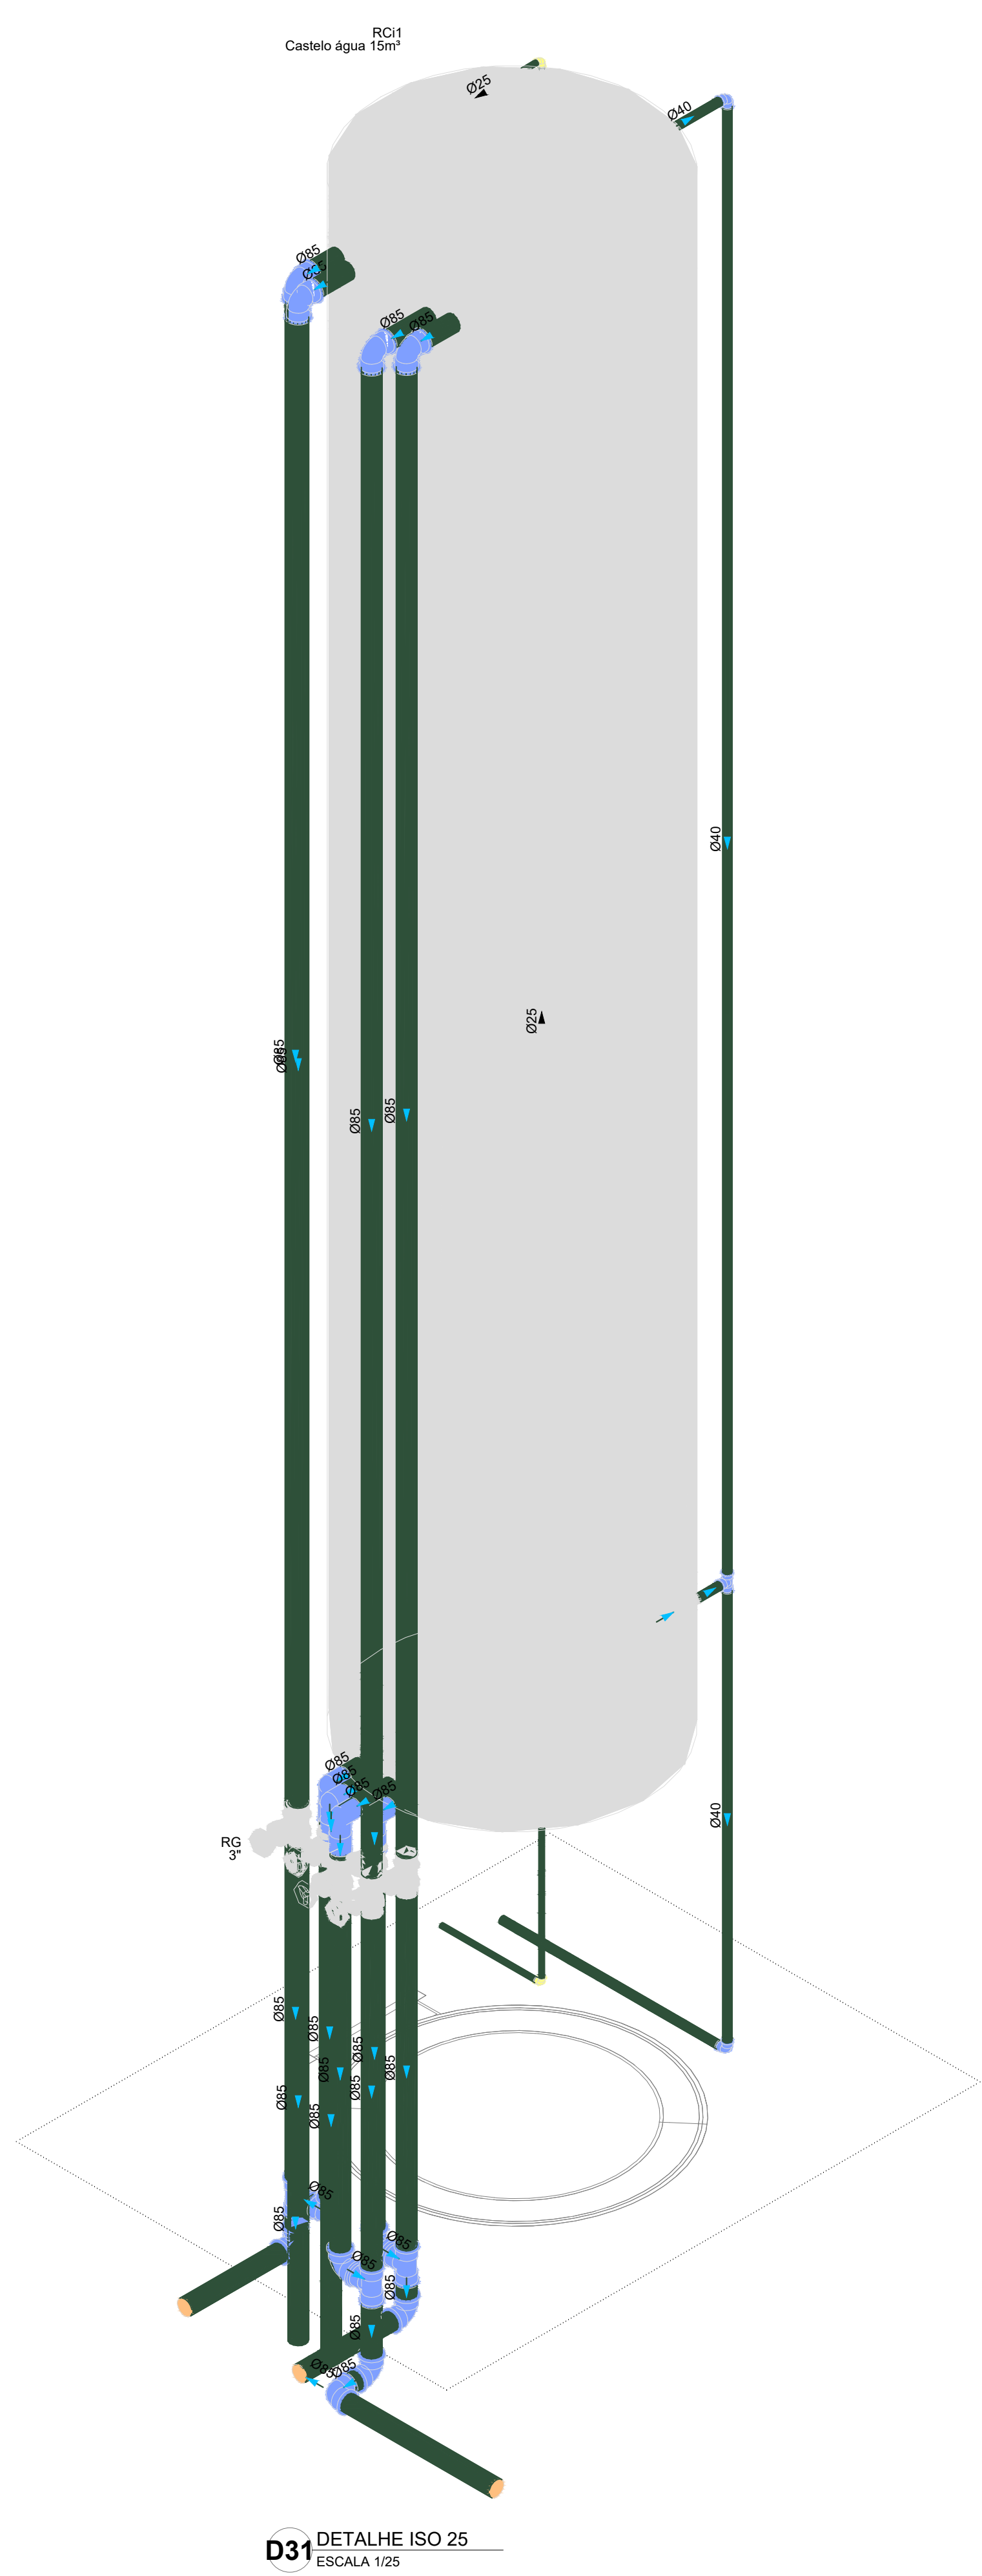


CONTROLE DE REVISÕES	
Nº	DATA
03	JANEIRO/2025
02	JANEIRO/2017
01	AGOSTO/2016


PROPRIETÁRIO	
ENDEREÇO	
MUNICÍPIO - UF	
PROPRIETÁRIO	
RESP. TÉCNICO: CAU / CREA	
AUTOR DO PROJETO: CAU / CREA	
APROVAÇÕES	
OBSERVAÇÕES	

COORDENAÇÃO	
CGEST - Coordenação Geral de Infraestrutura Educacional	
CASTELO D'ÁGUA DETALHES - VISTAS E DETALHE ISOMÉTRICO	
HAF	
REVISÃO	
R.00	R.03
R.01	R.02
R.02	R.01
FORMATO	
(A0 841x1189)	
ESCALA	
1:25	
DATA EMISSÃO	
JAN/2025	
PRONCHIA	
04/05	




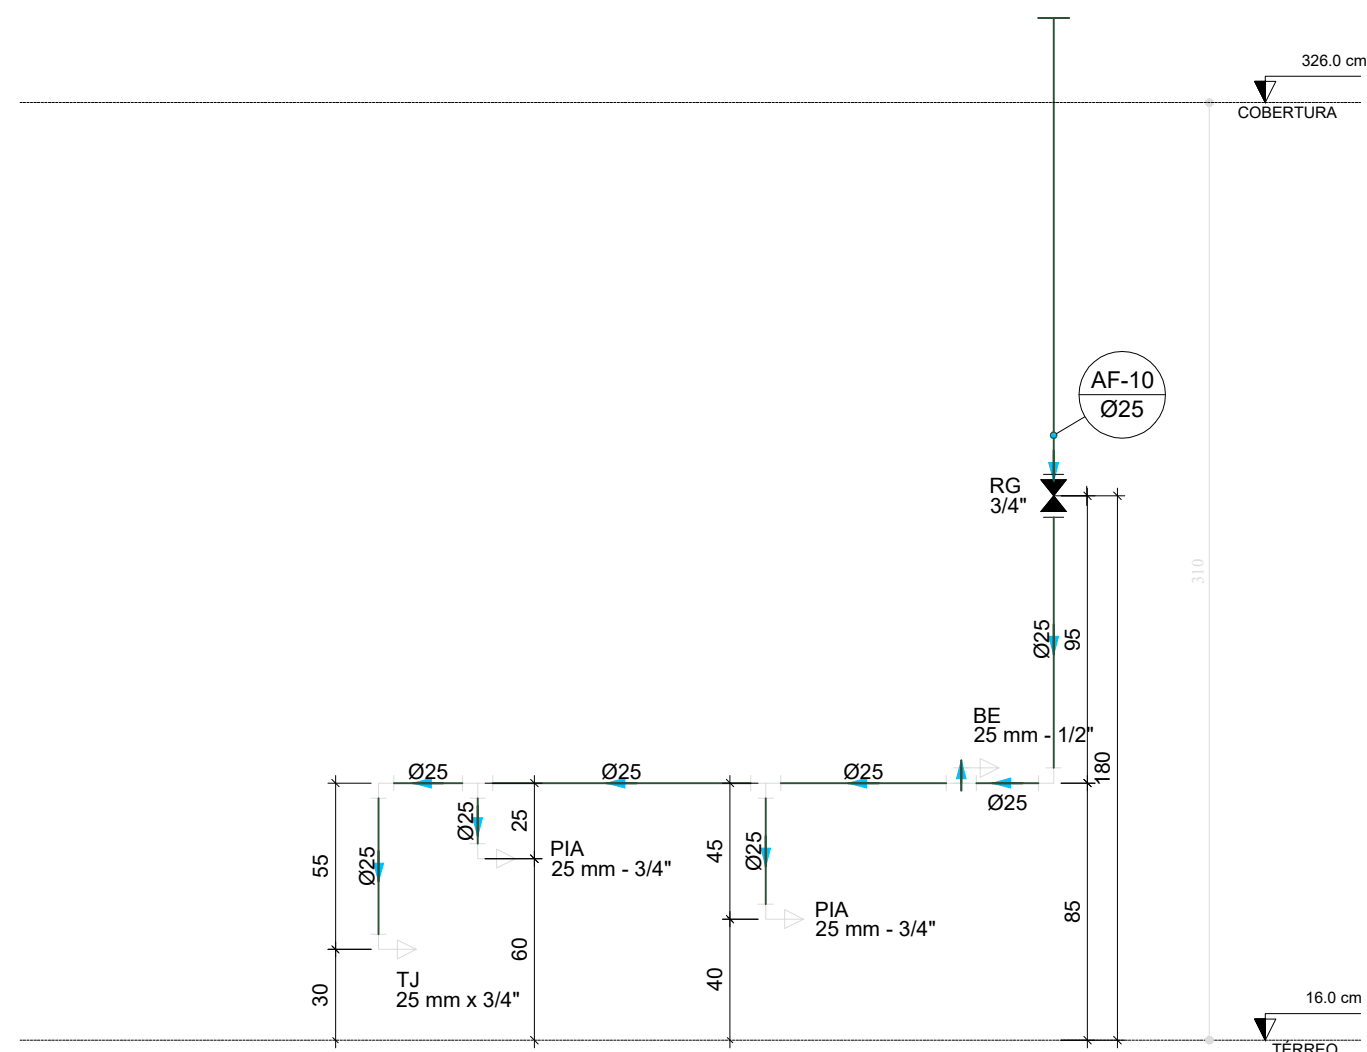


D34 ELEVÇÃO 1  
ESCALA 1/25

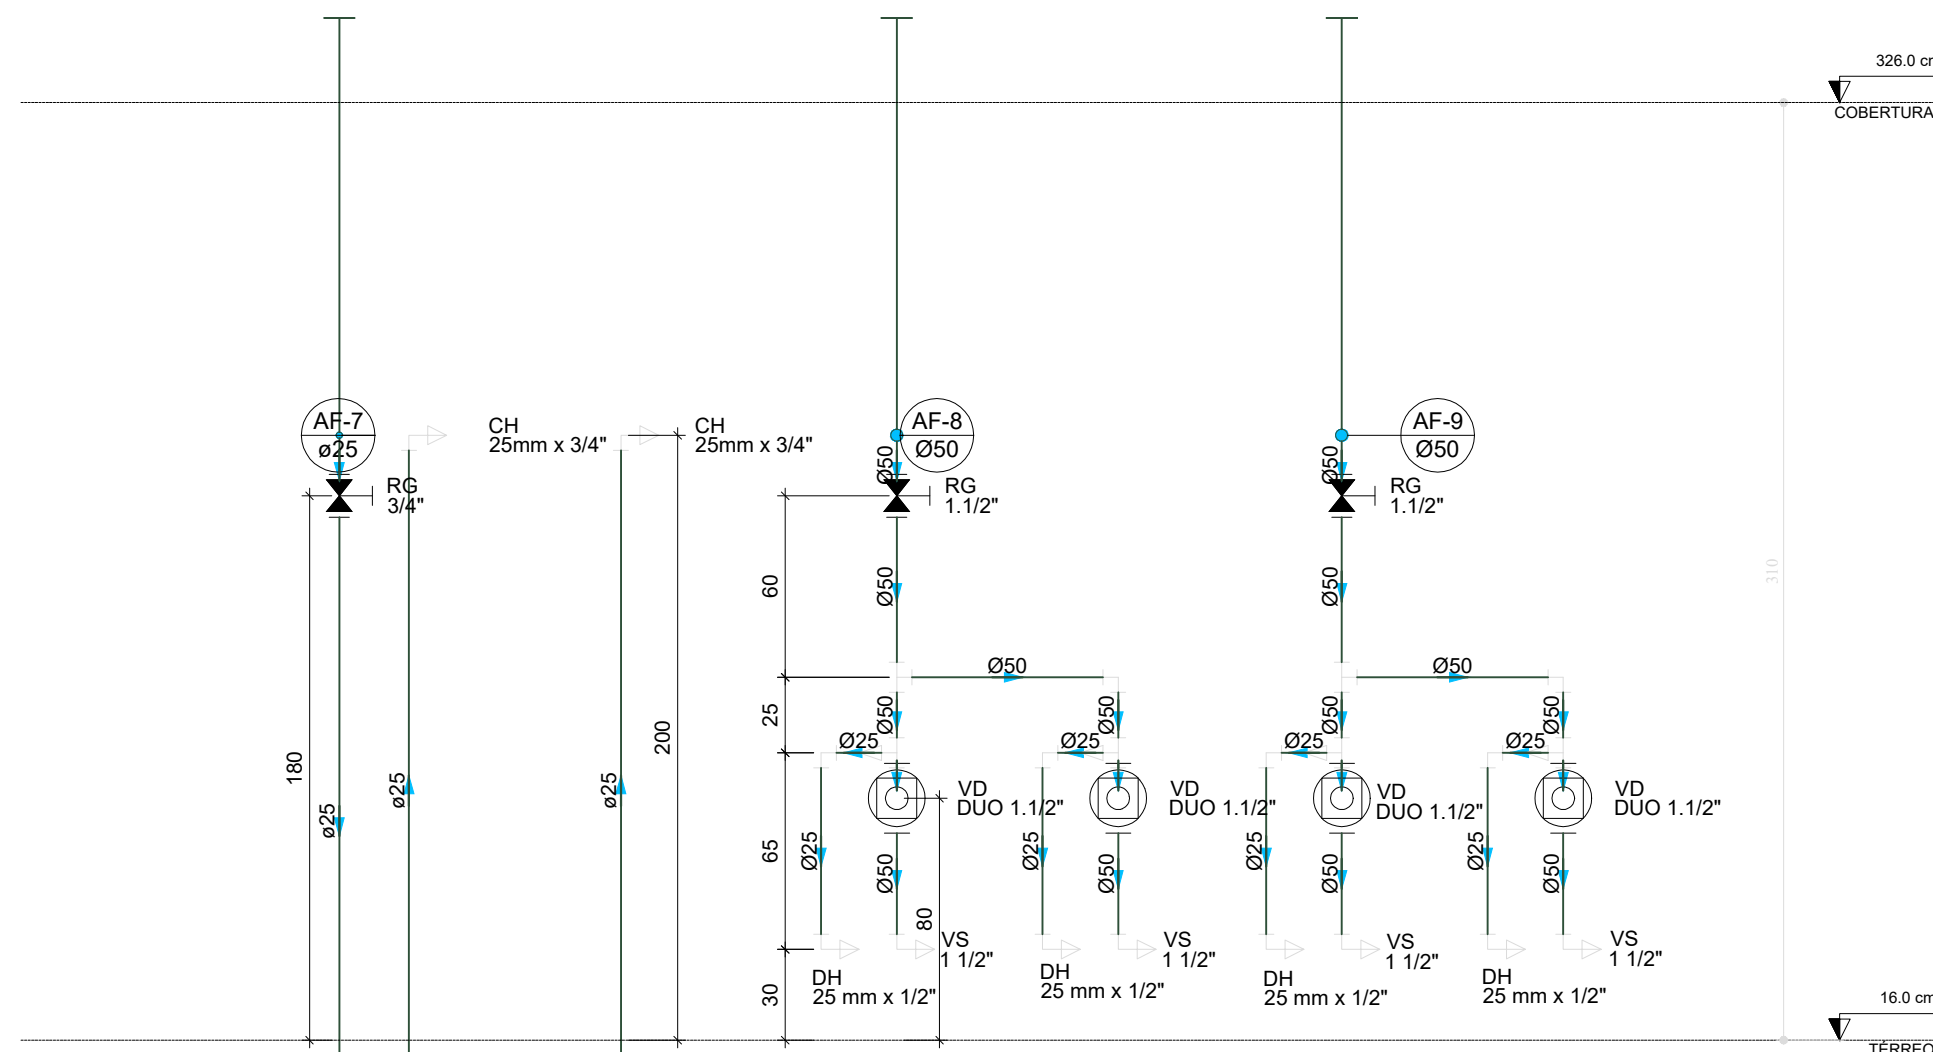


D35 ELEVÇÃO 2  
ESCALA 1/25

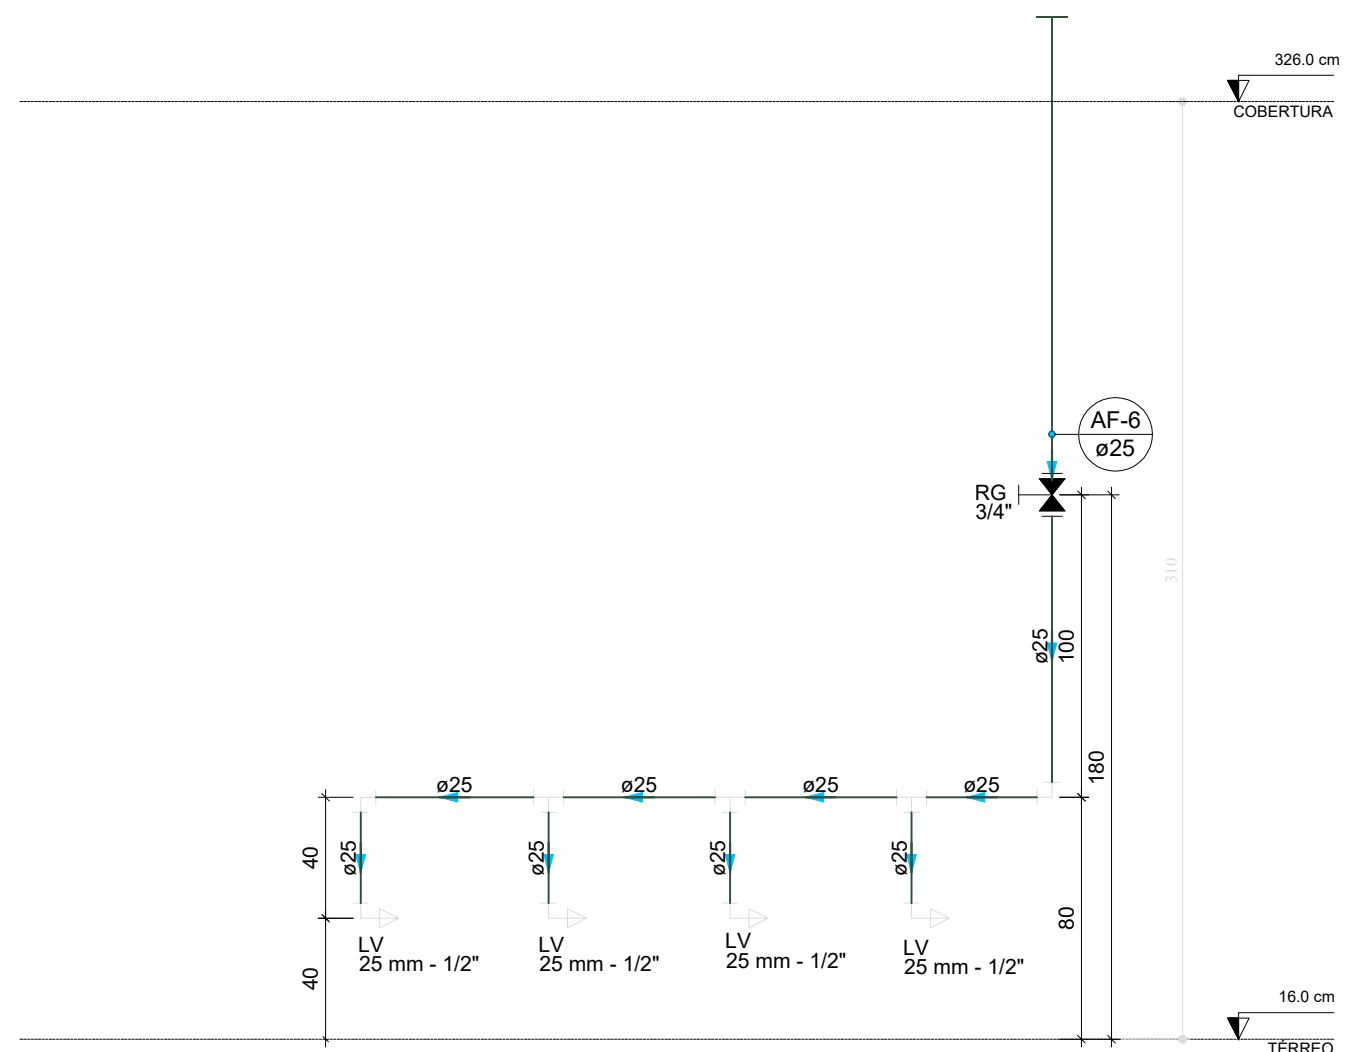


D36 ELEVÇÃO 3  
ESCALA 1/25

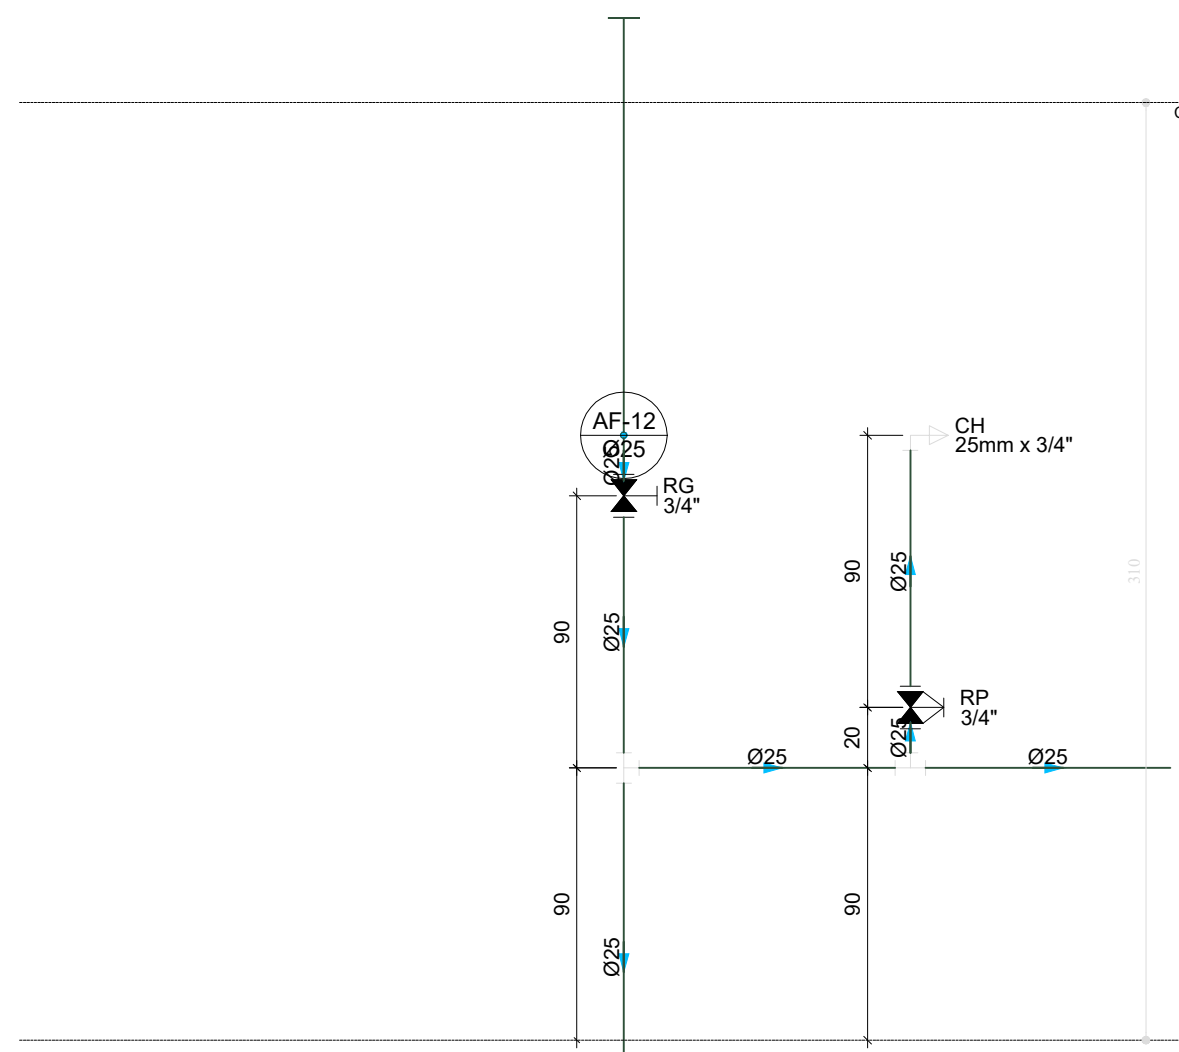


D37 ELEVÇÃO 4  
ESCALA 1/25

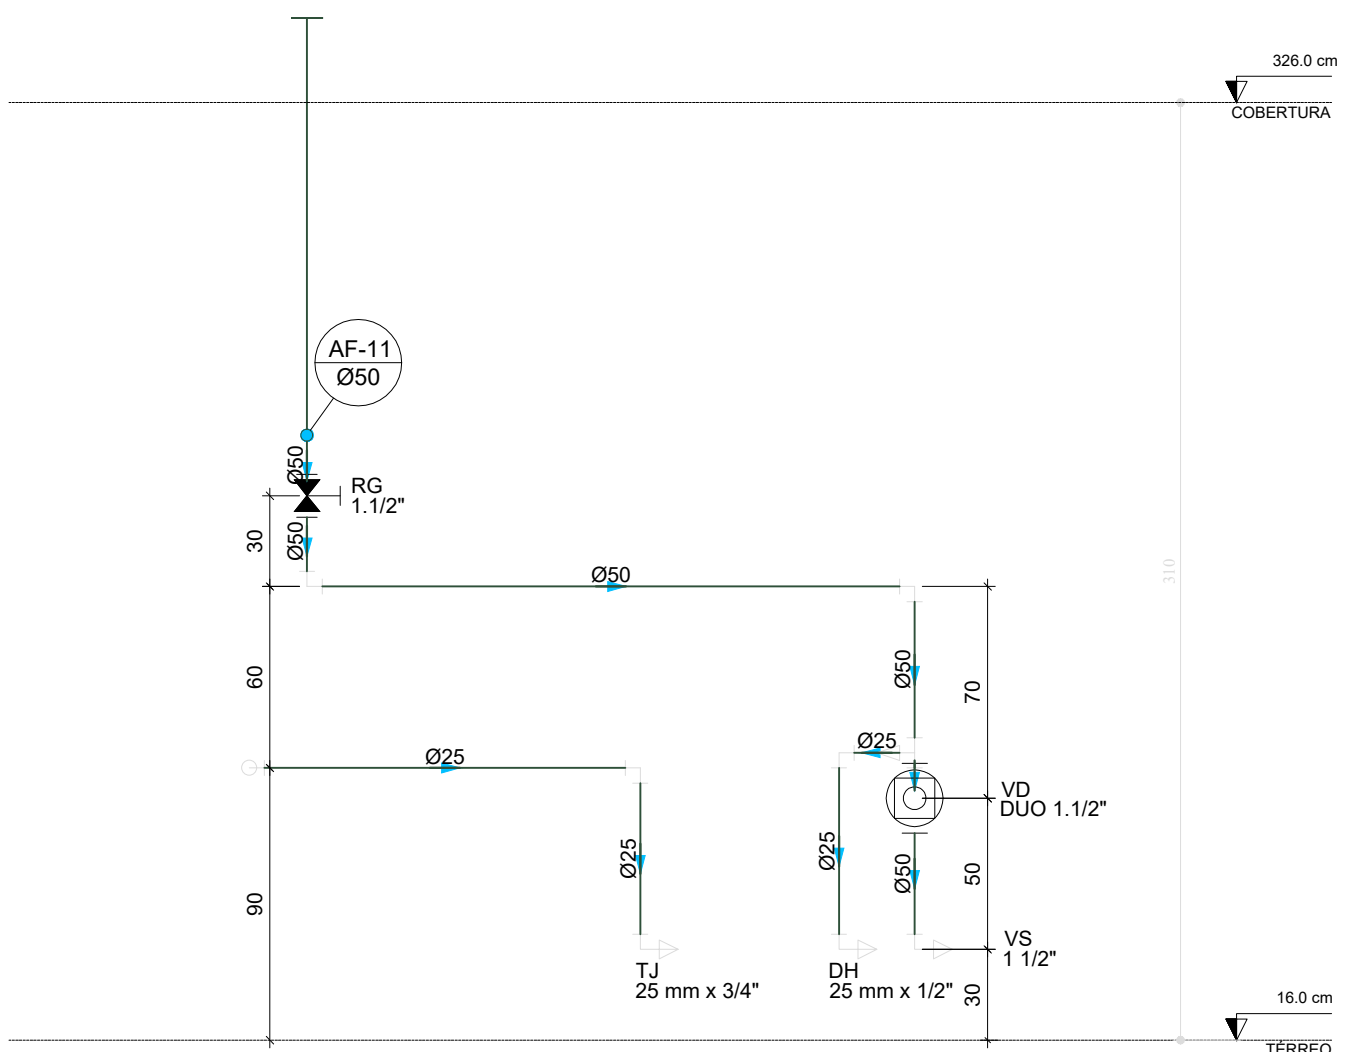


D38 ELEVÇÃO 5  
ESCALA 1/25

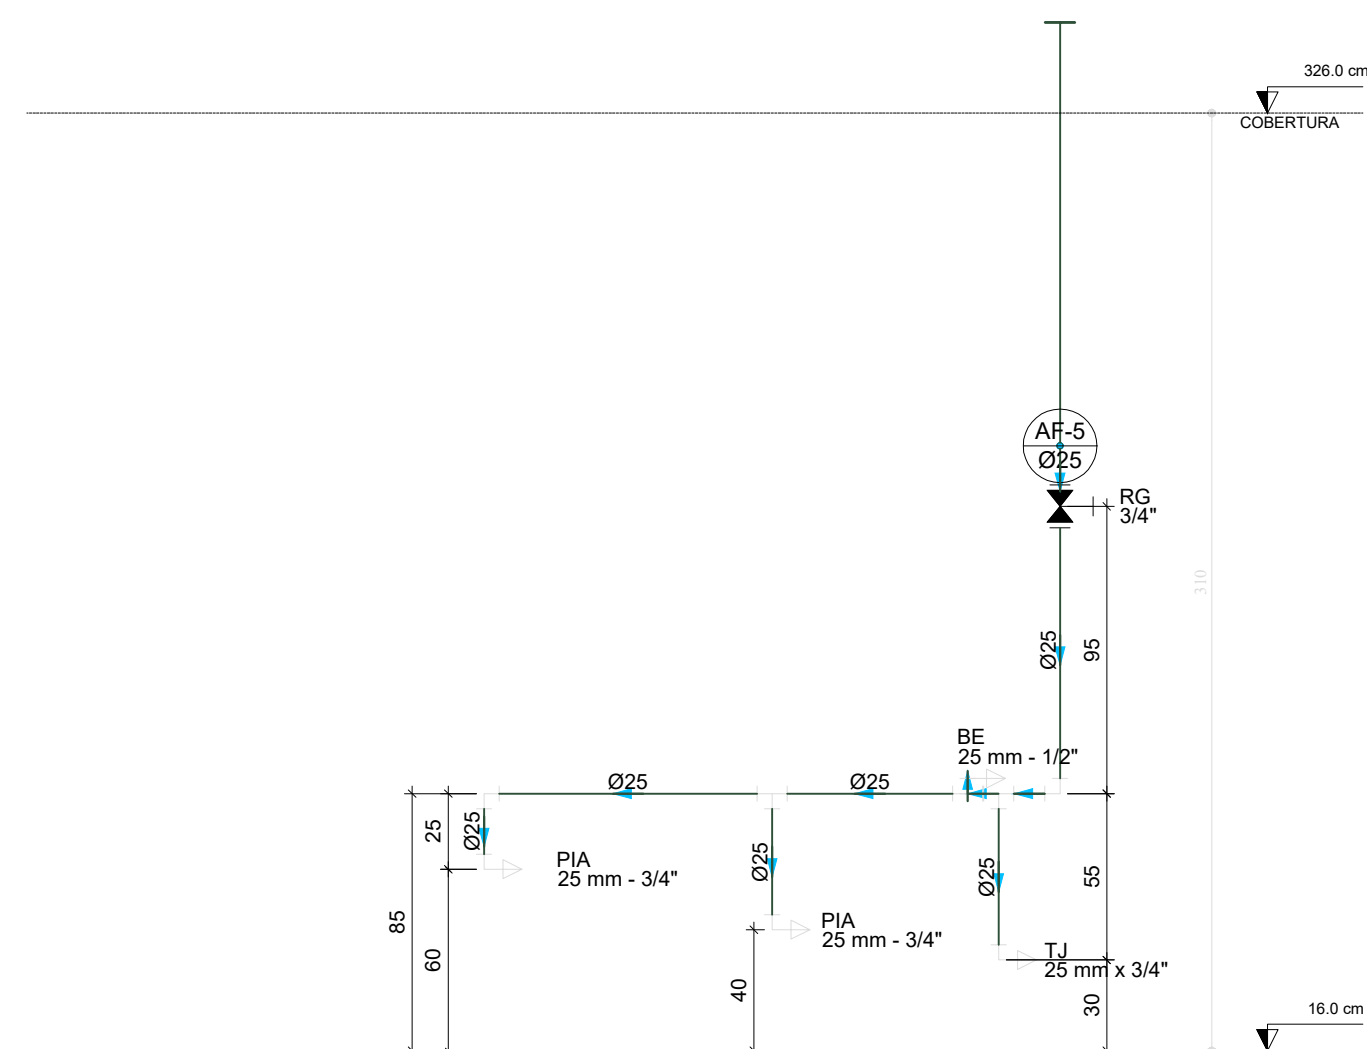


D39 ELEVÇÃO 6  
ESCALA 1/25

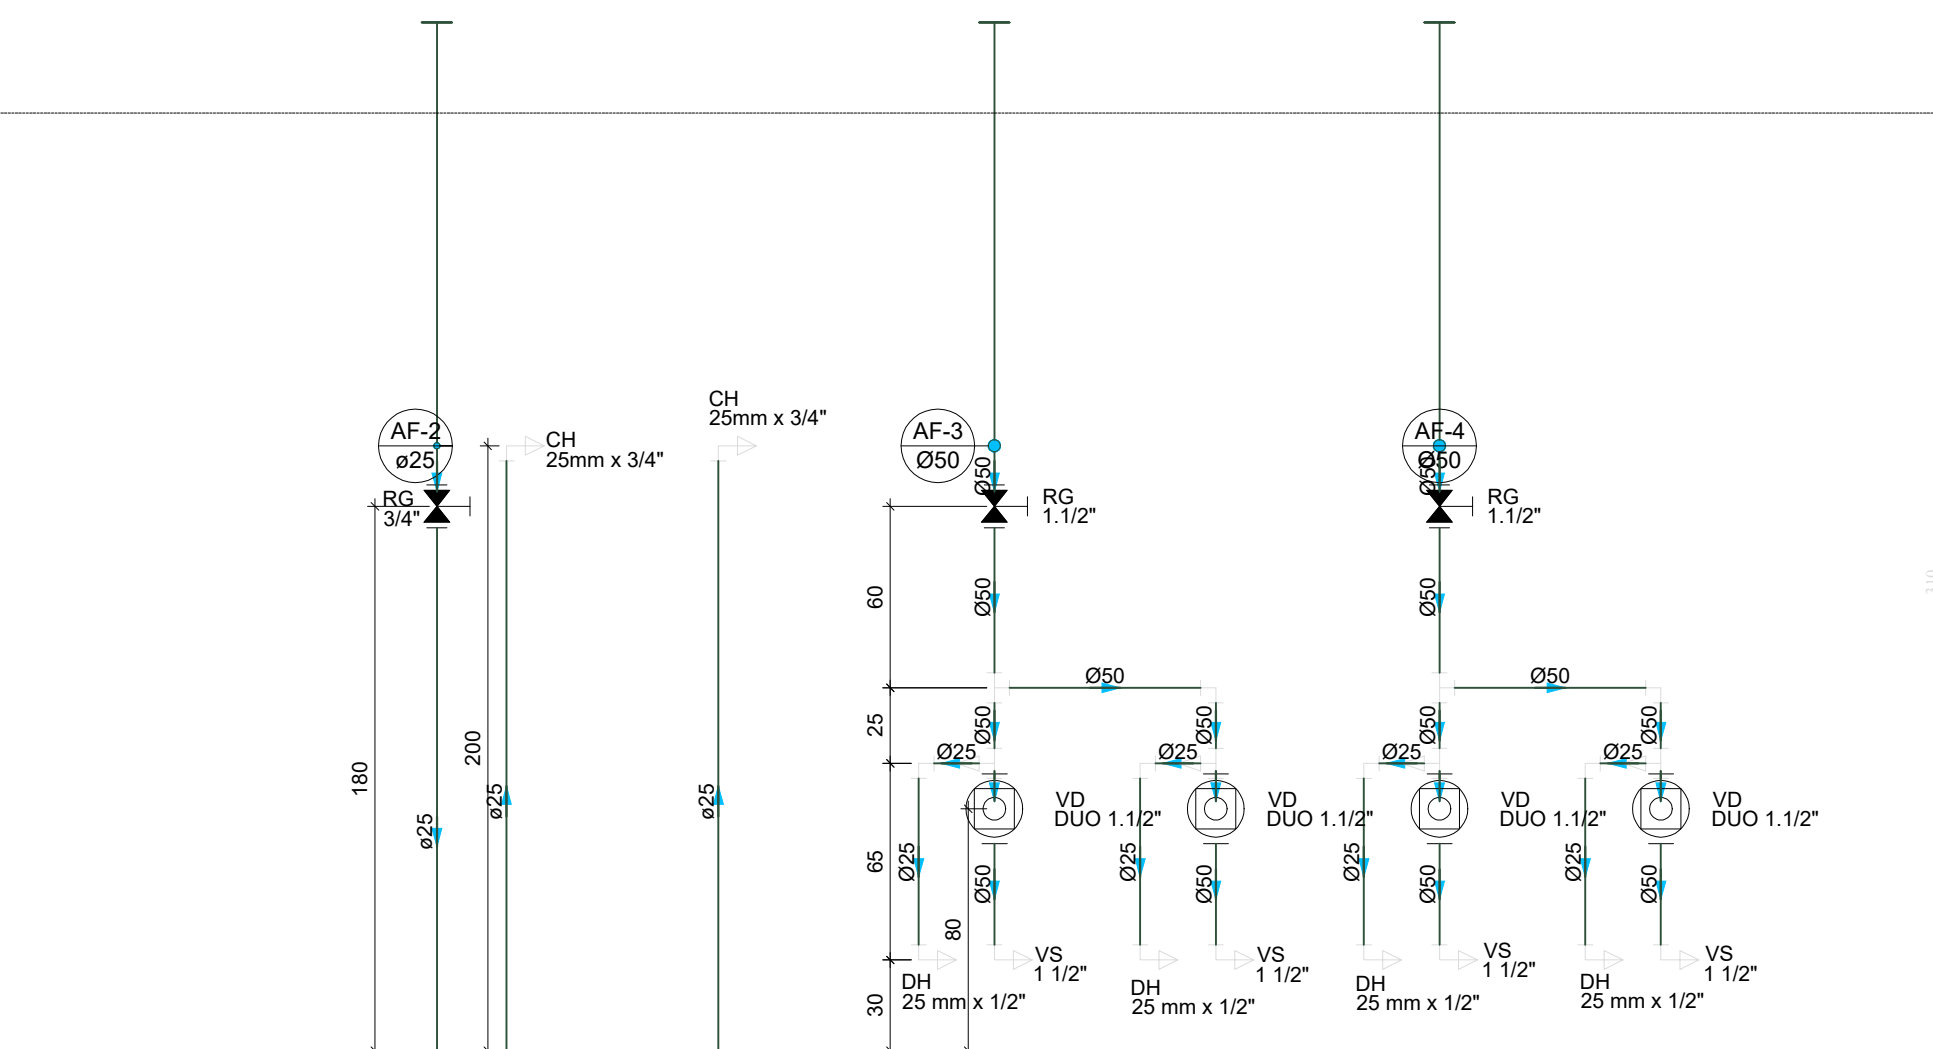


D40 ELEVÇÃO 7  
ESCALA 1/25

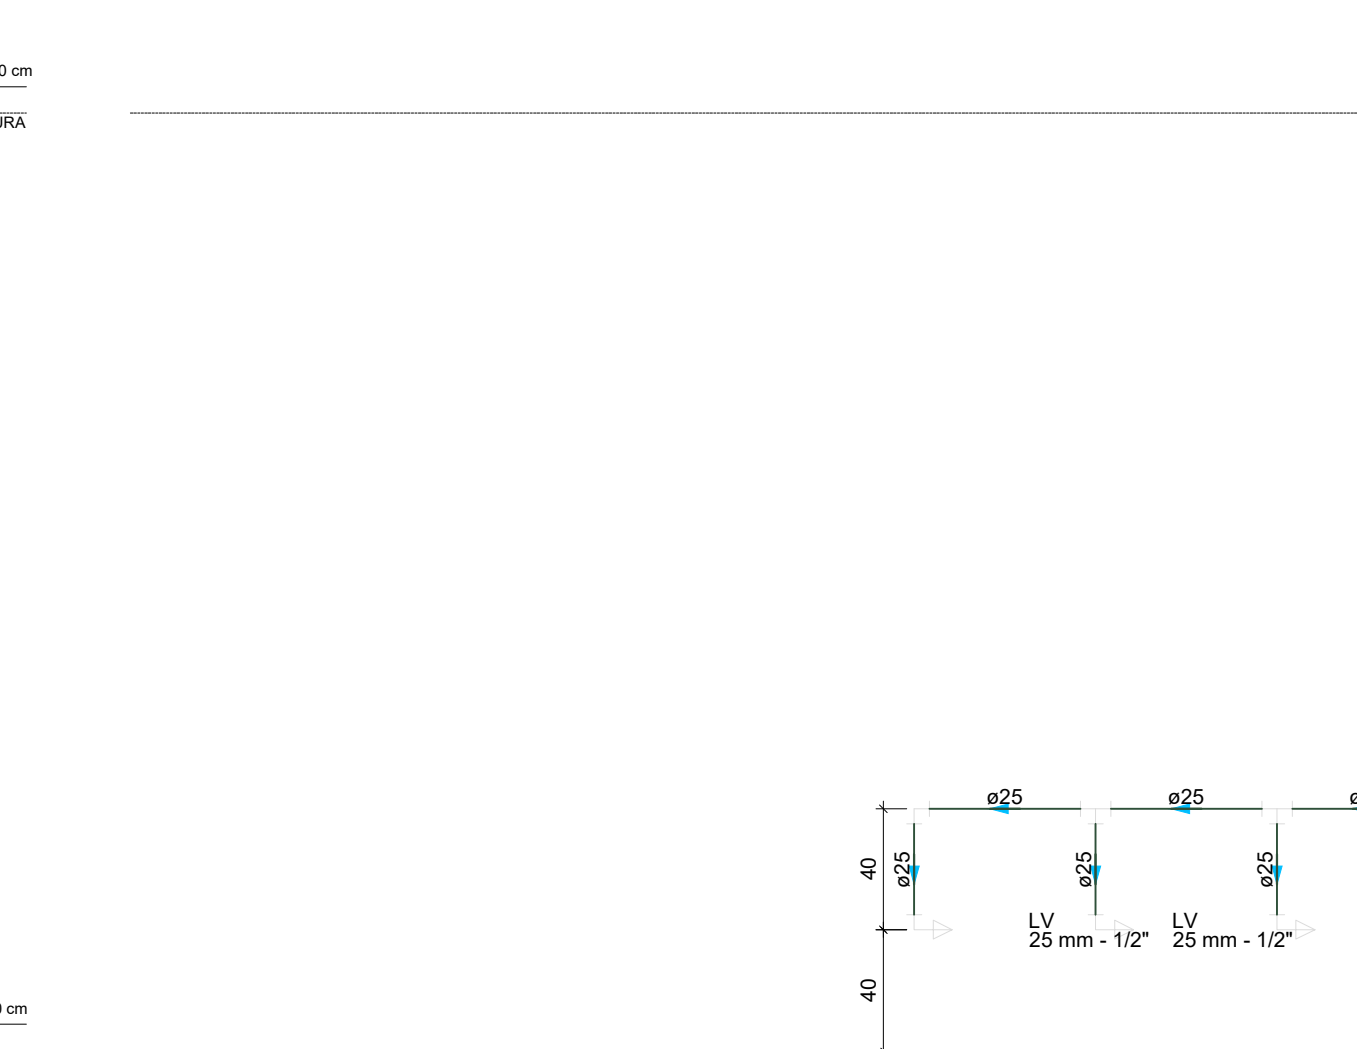


D41 ELEVÇÃO 8  
ESCALA 1/25

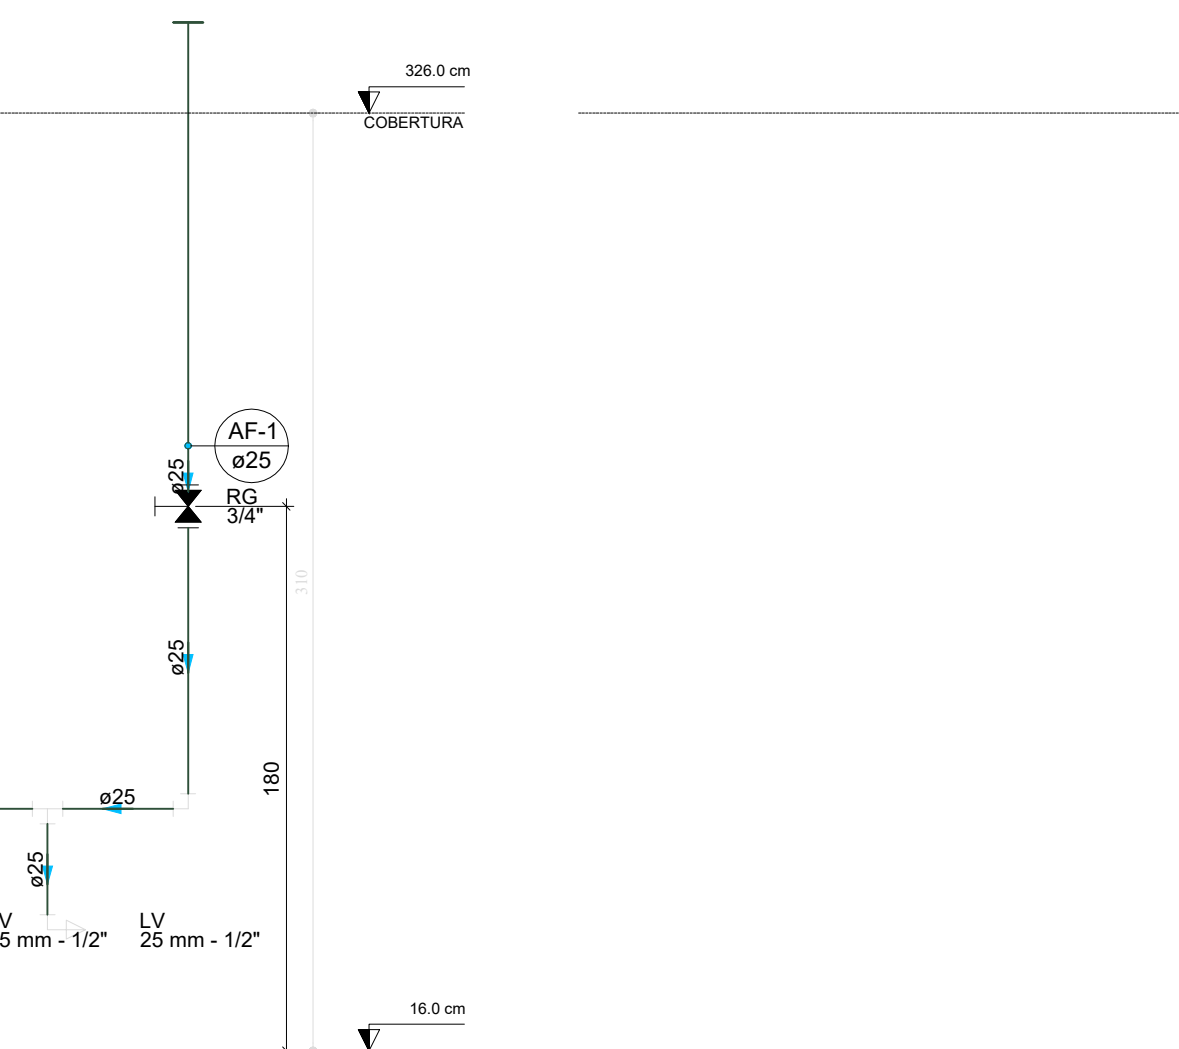


D42 ELEVÇÃO 9  
ESCALA 1/25

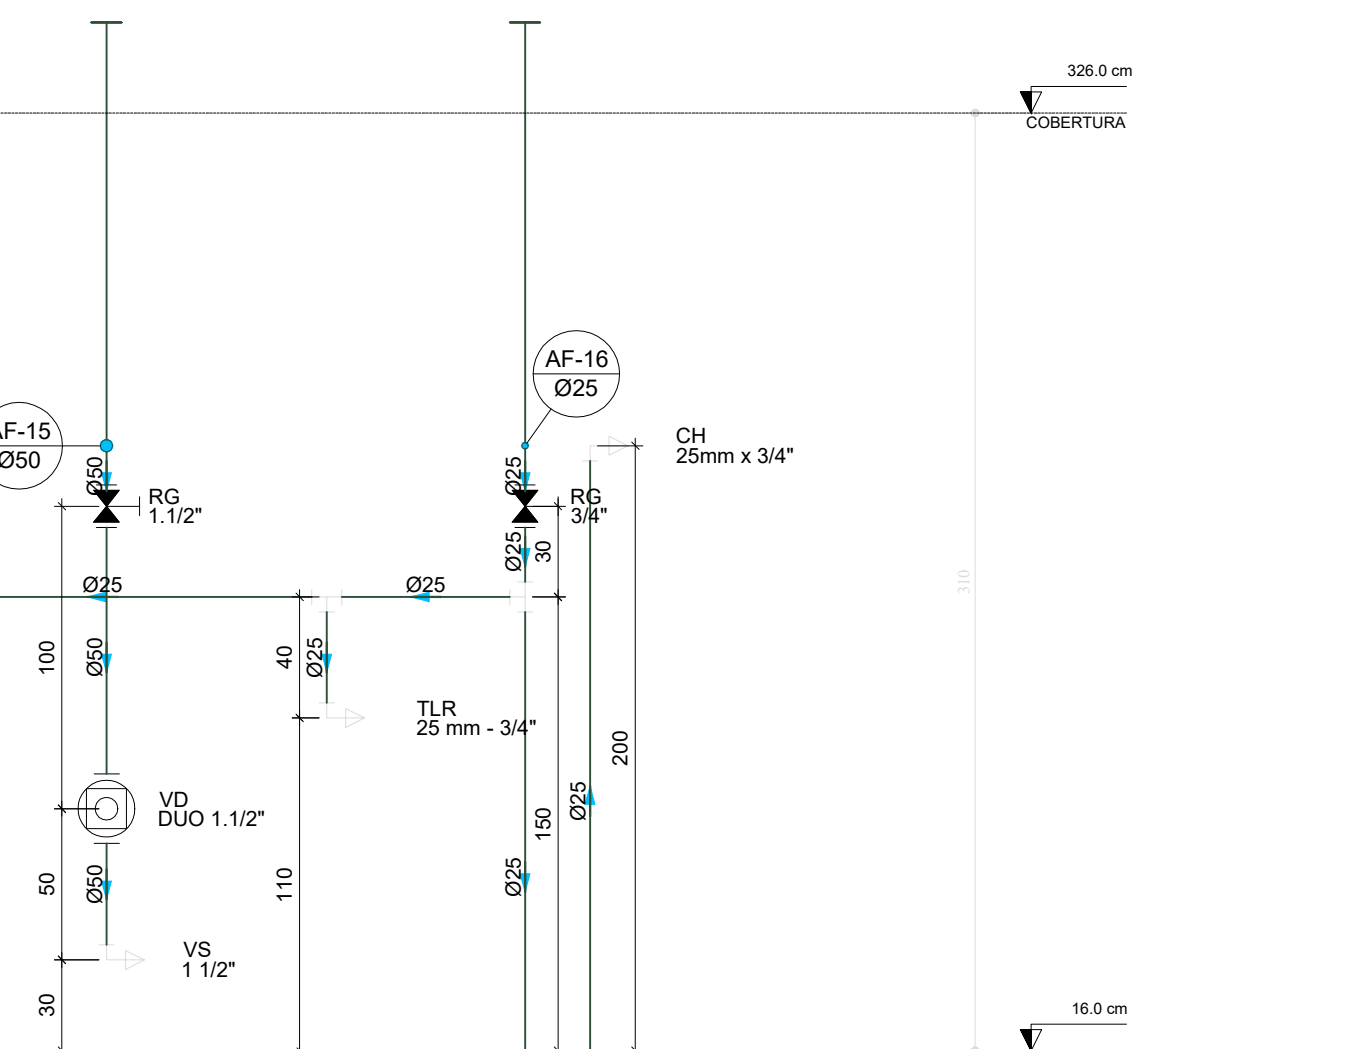


D43 ELEVÇÃO 10  
ESCALA 1/25

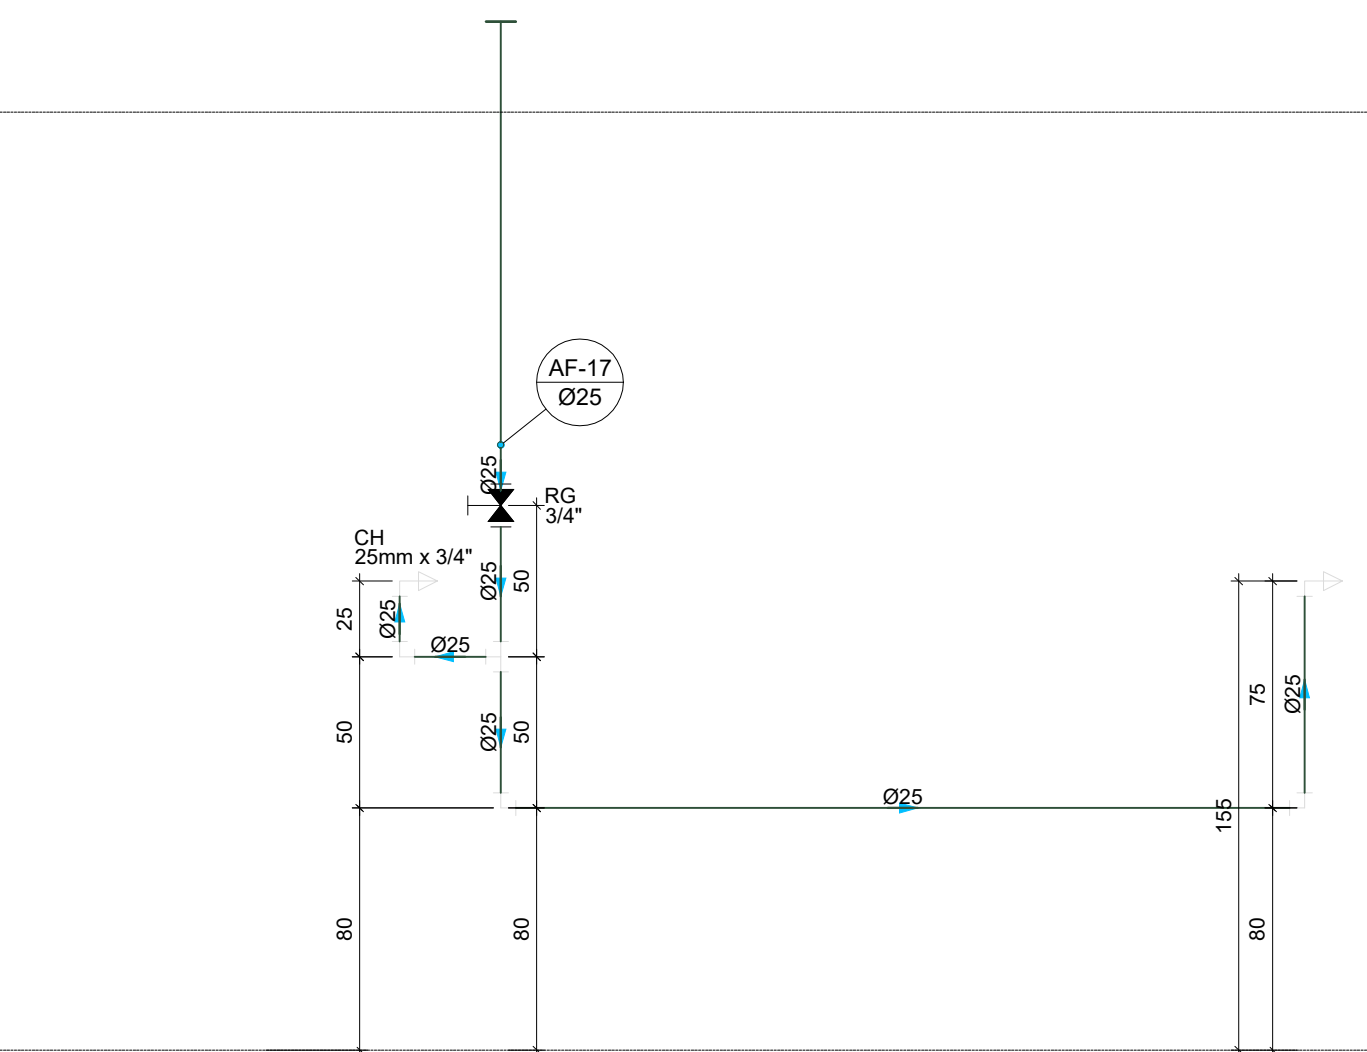


D44 ELEVÇÃO 11  
ESCALA 1/25

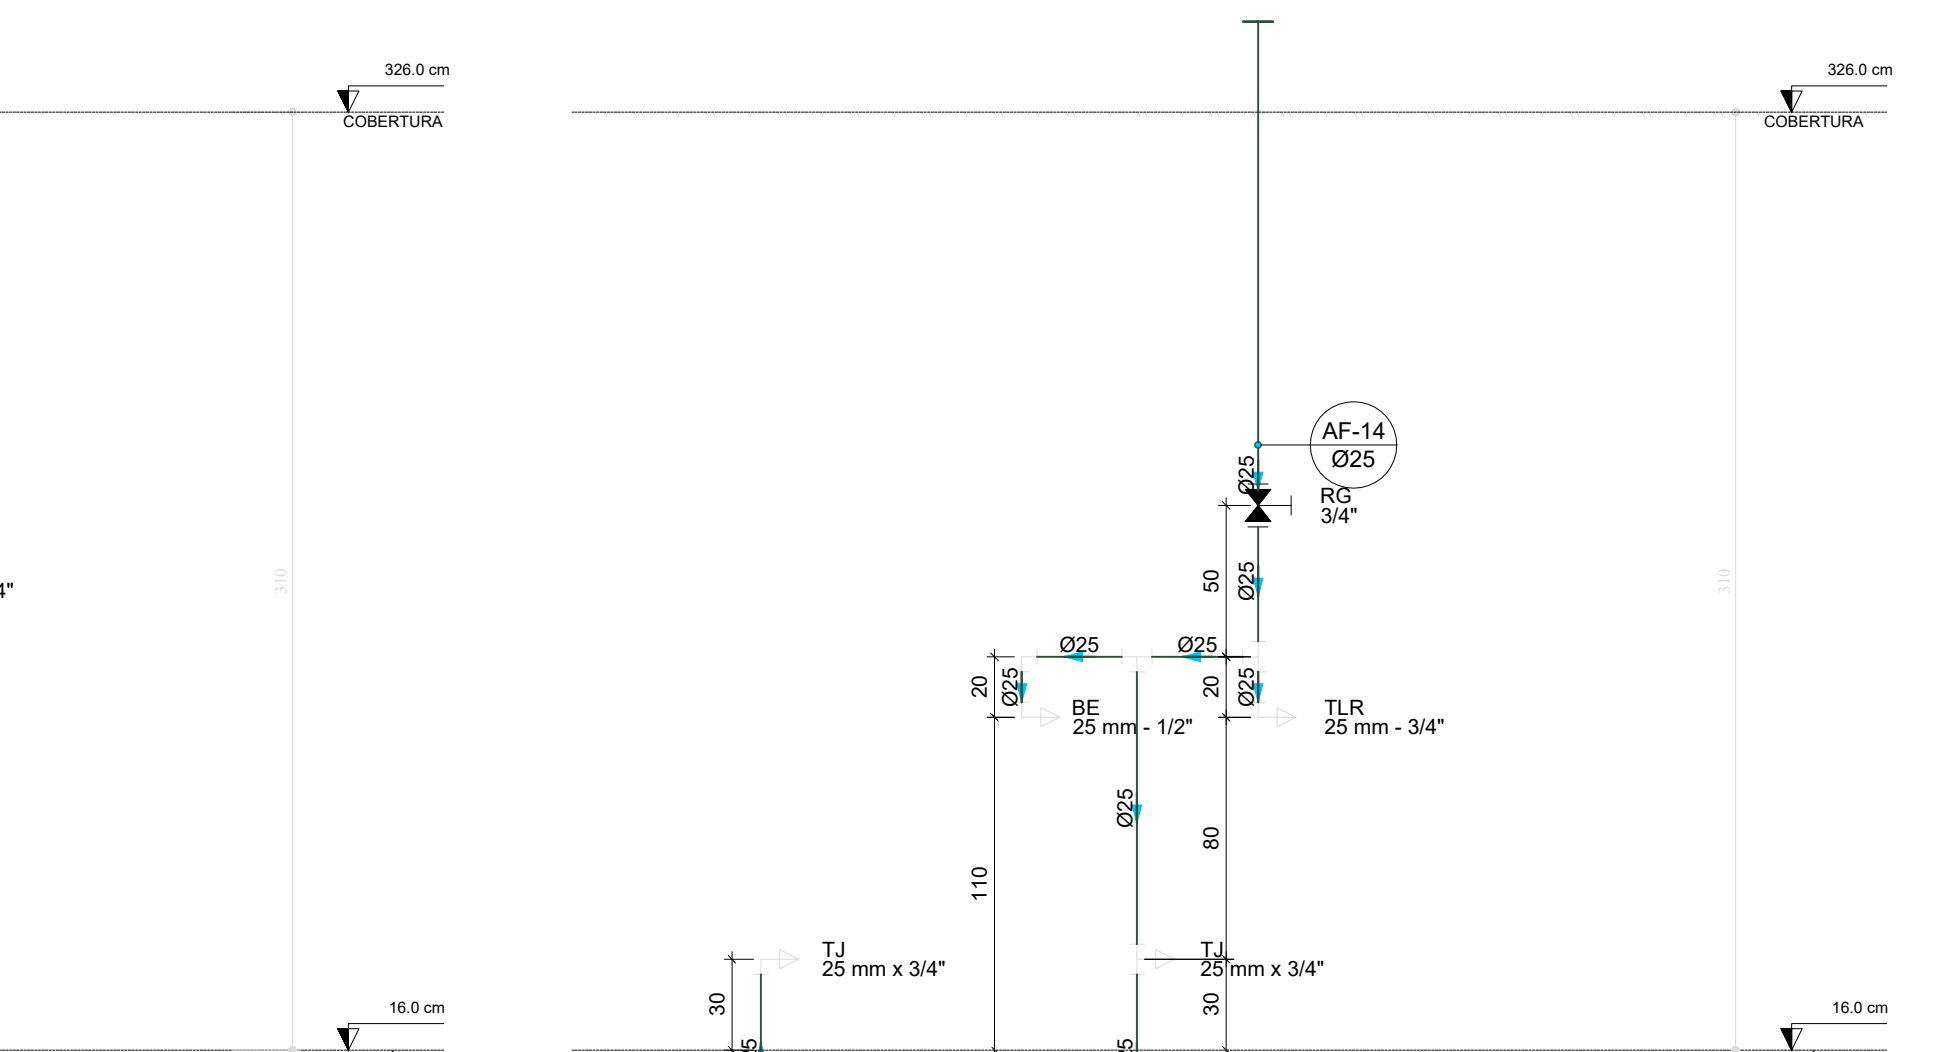


D45 ELEVÇÃO 12  
ESCALA 1/25

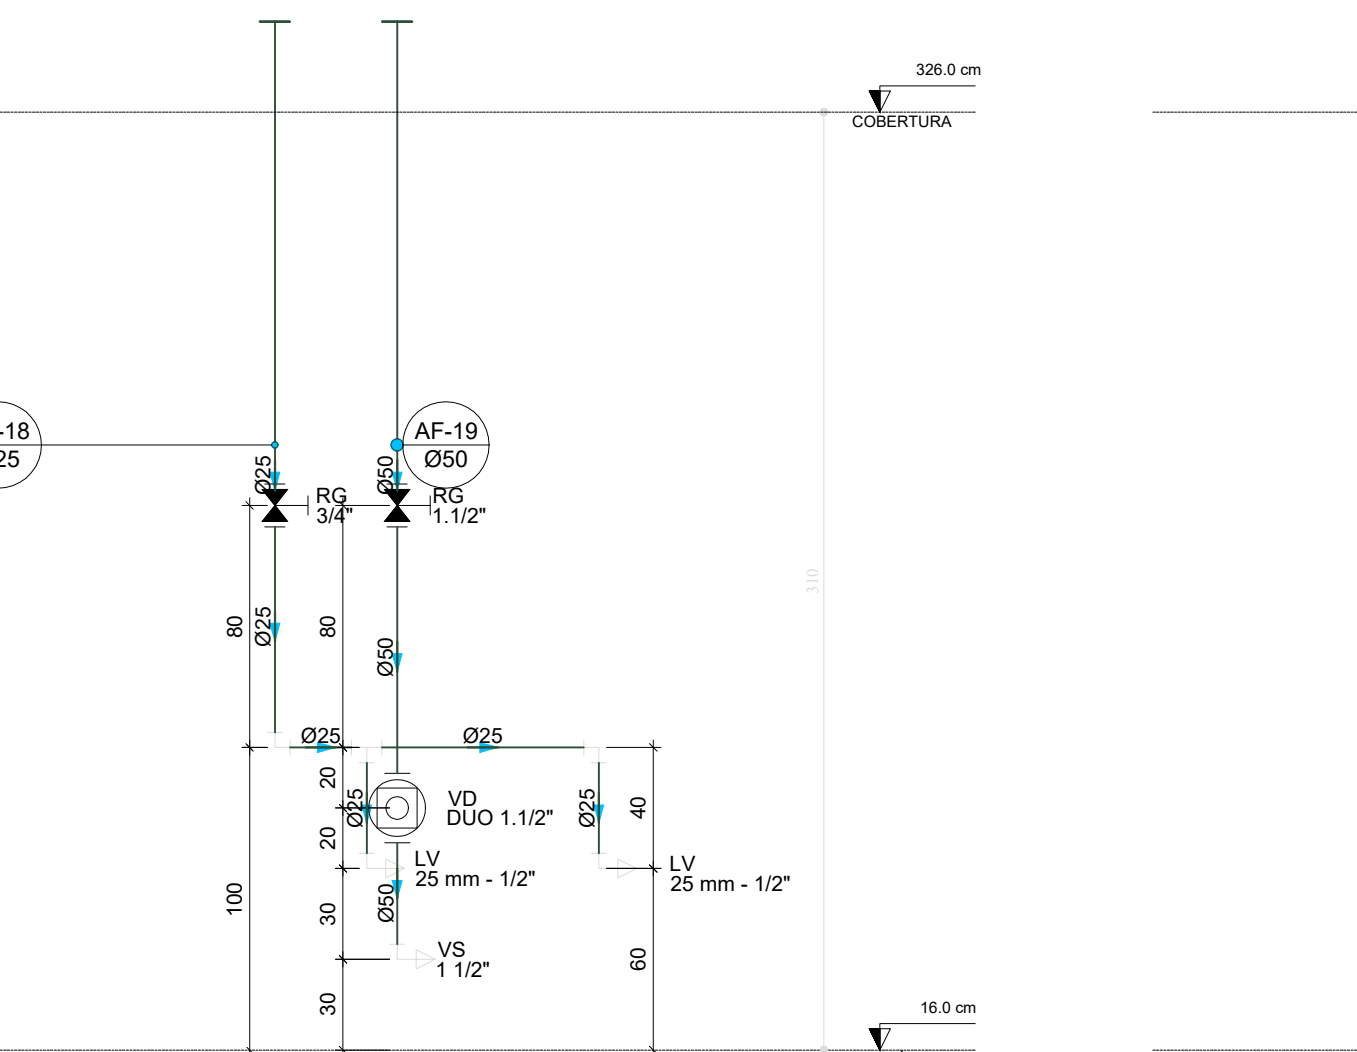


D46 ELEVÇÃO 13  
ESCALA 1/25

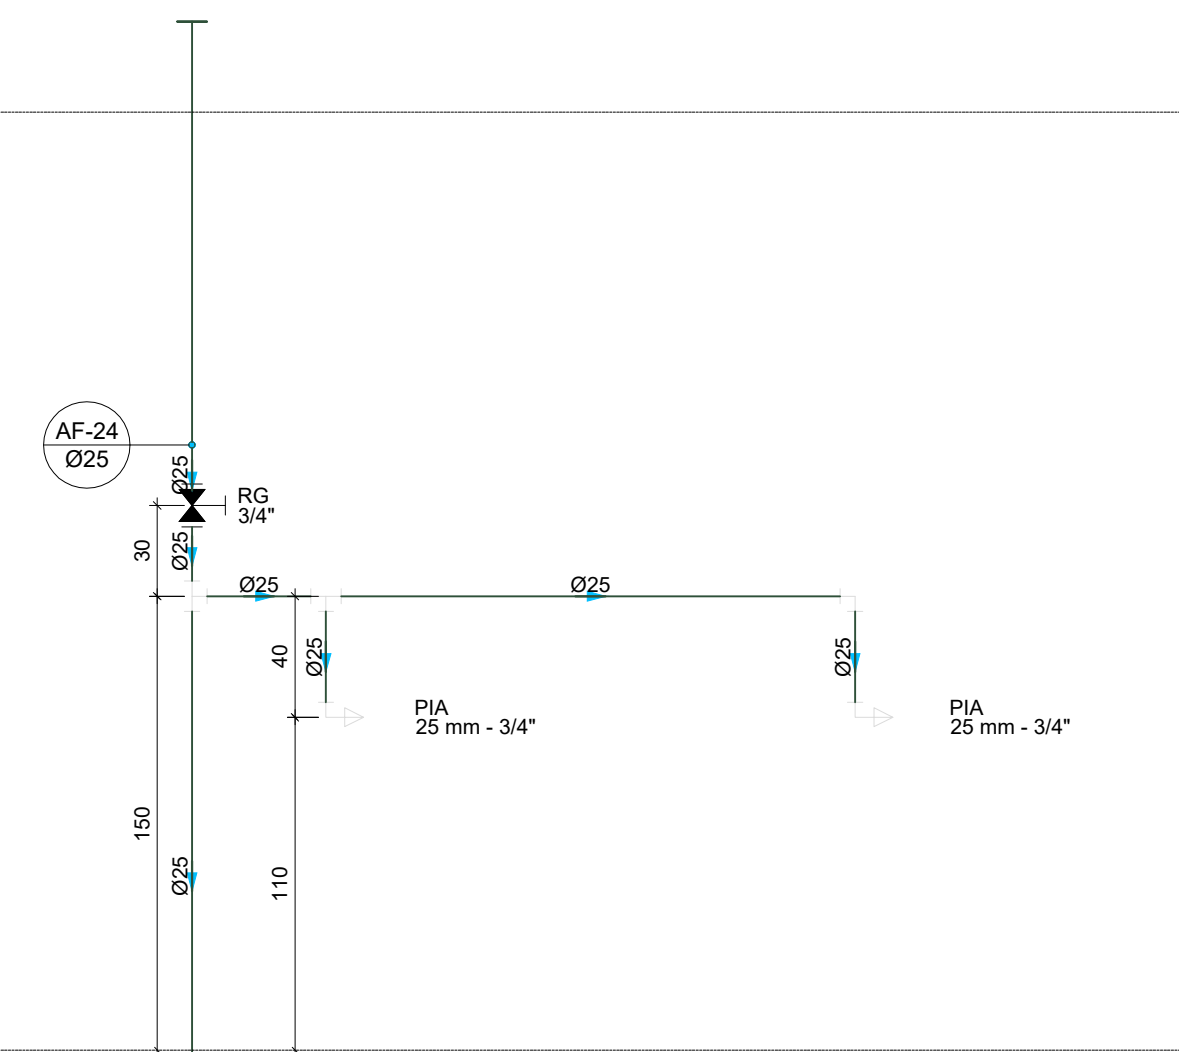


D47 ELEVÇÃO 14  
ESCALA 1/25

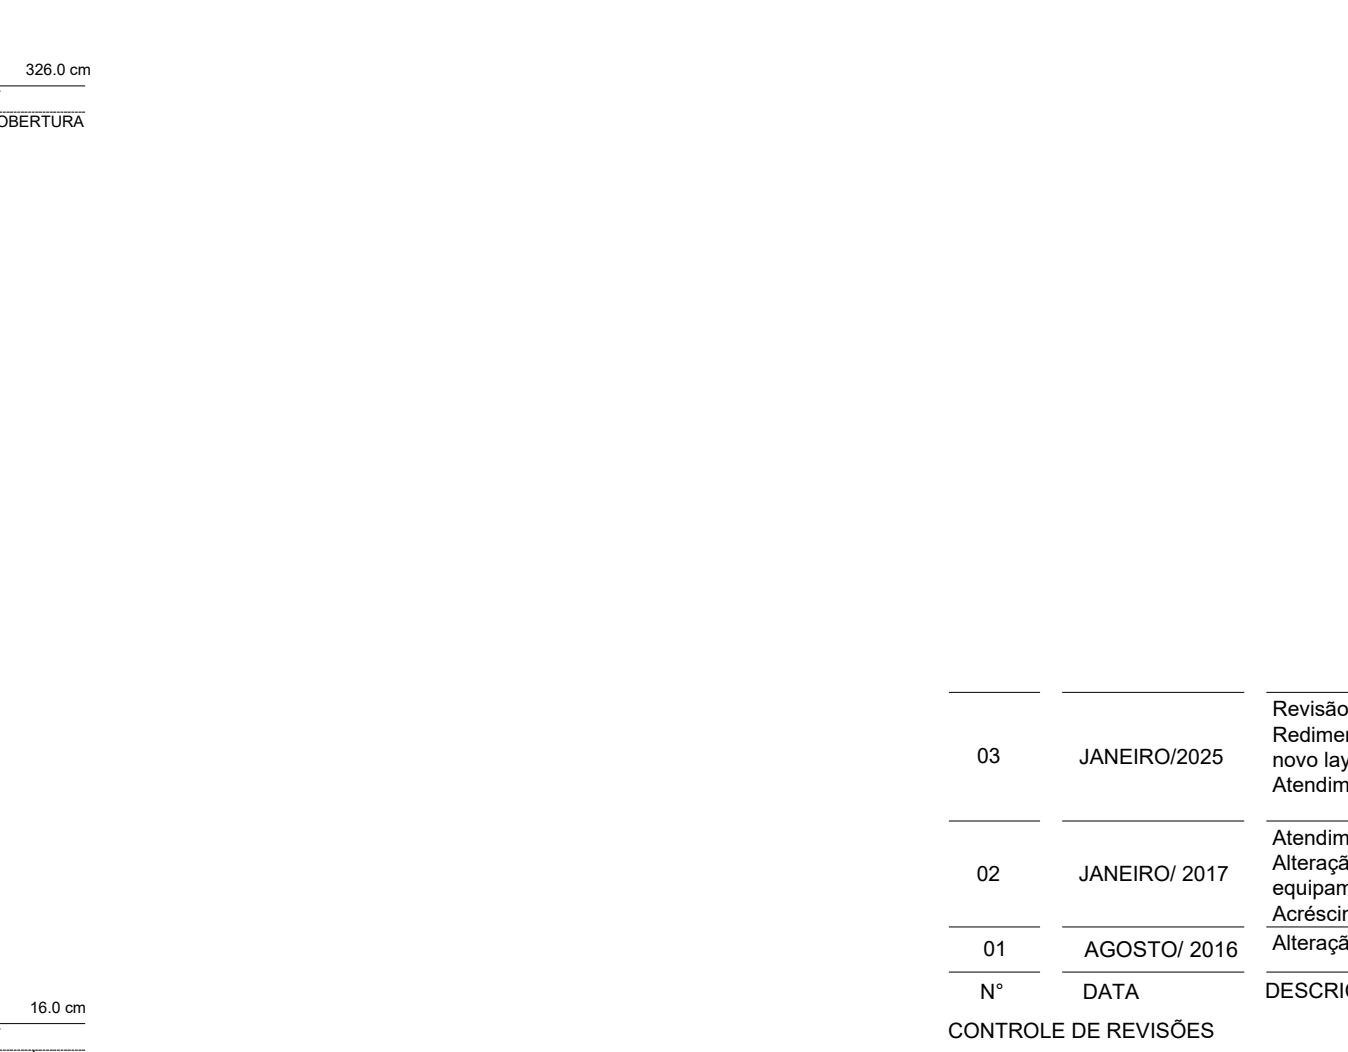


D48 ELEVÇÃO 15  
ESCALA 1/25

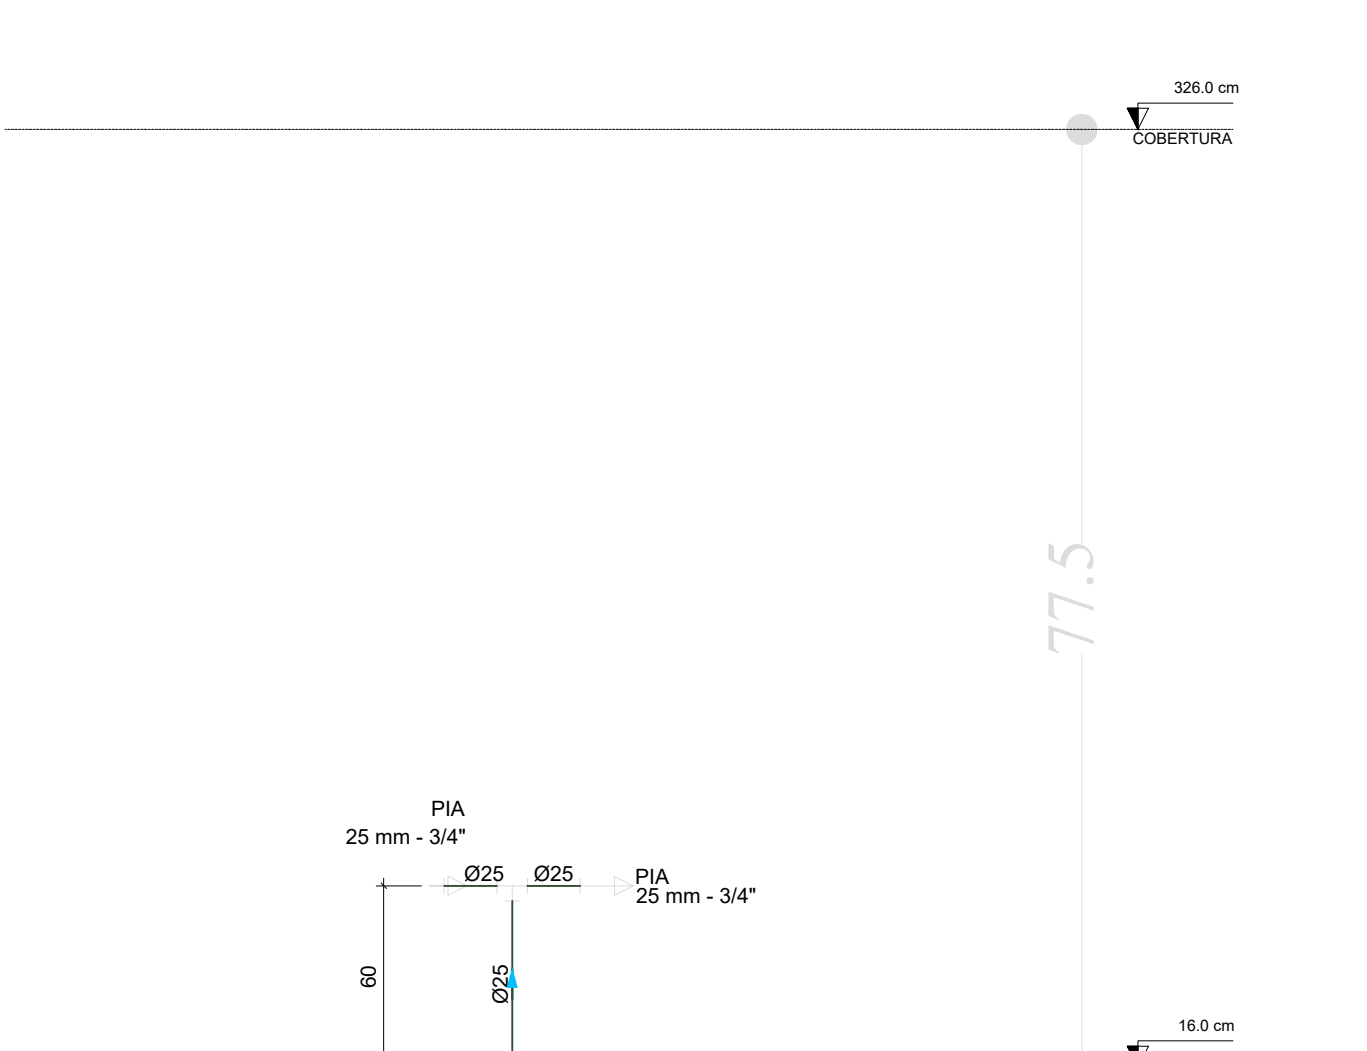


D49 ELEVÇÃO 16  
ESCALA 1/25

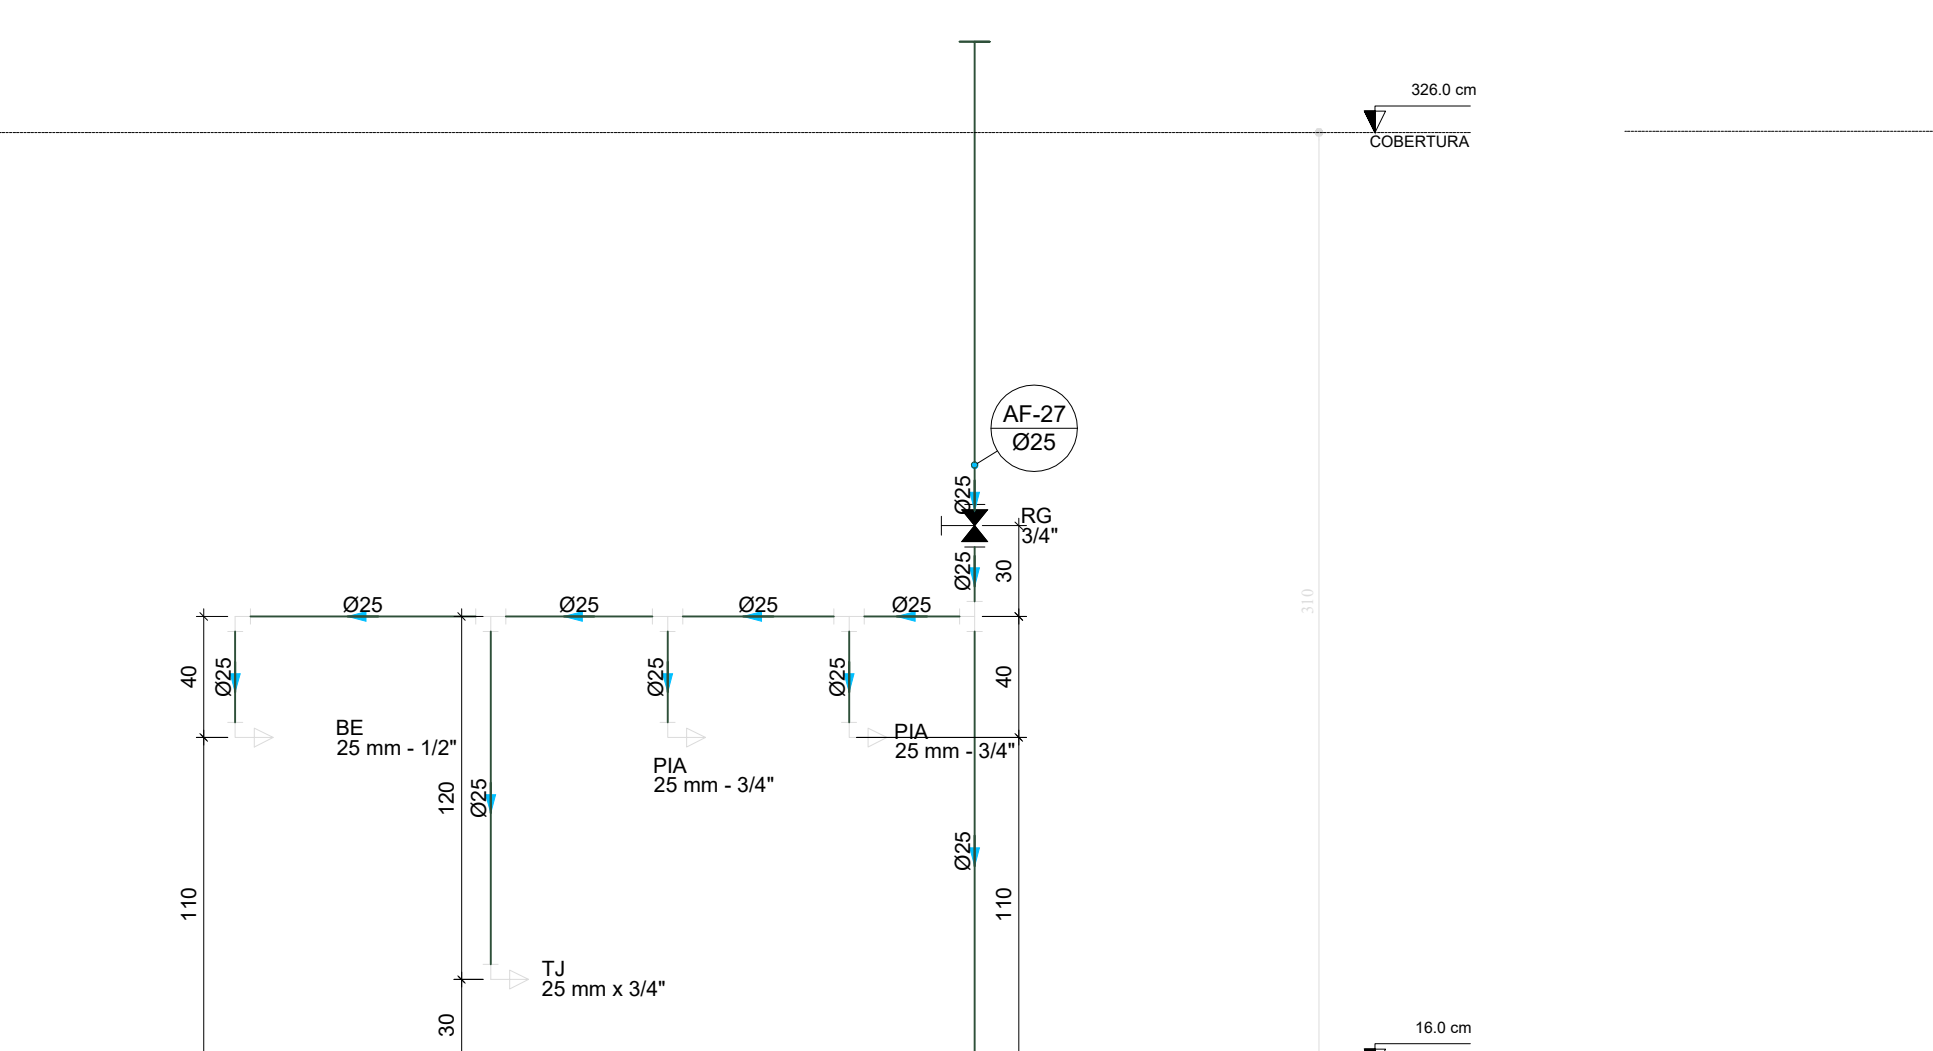


D50 ELEVÇÃO 17  
ESCALA 1/25

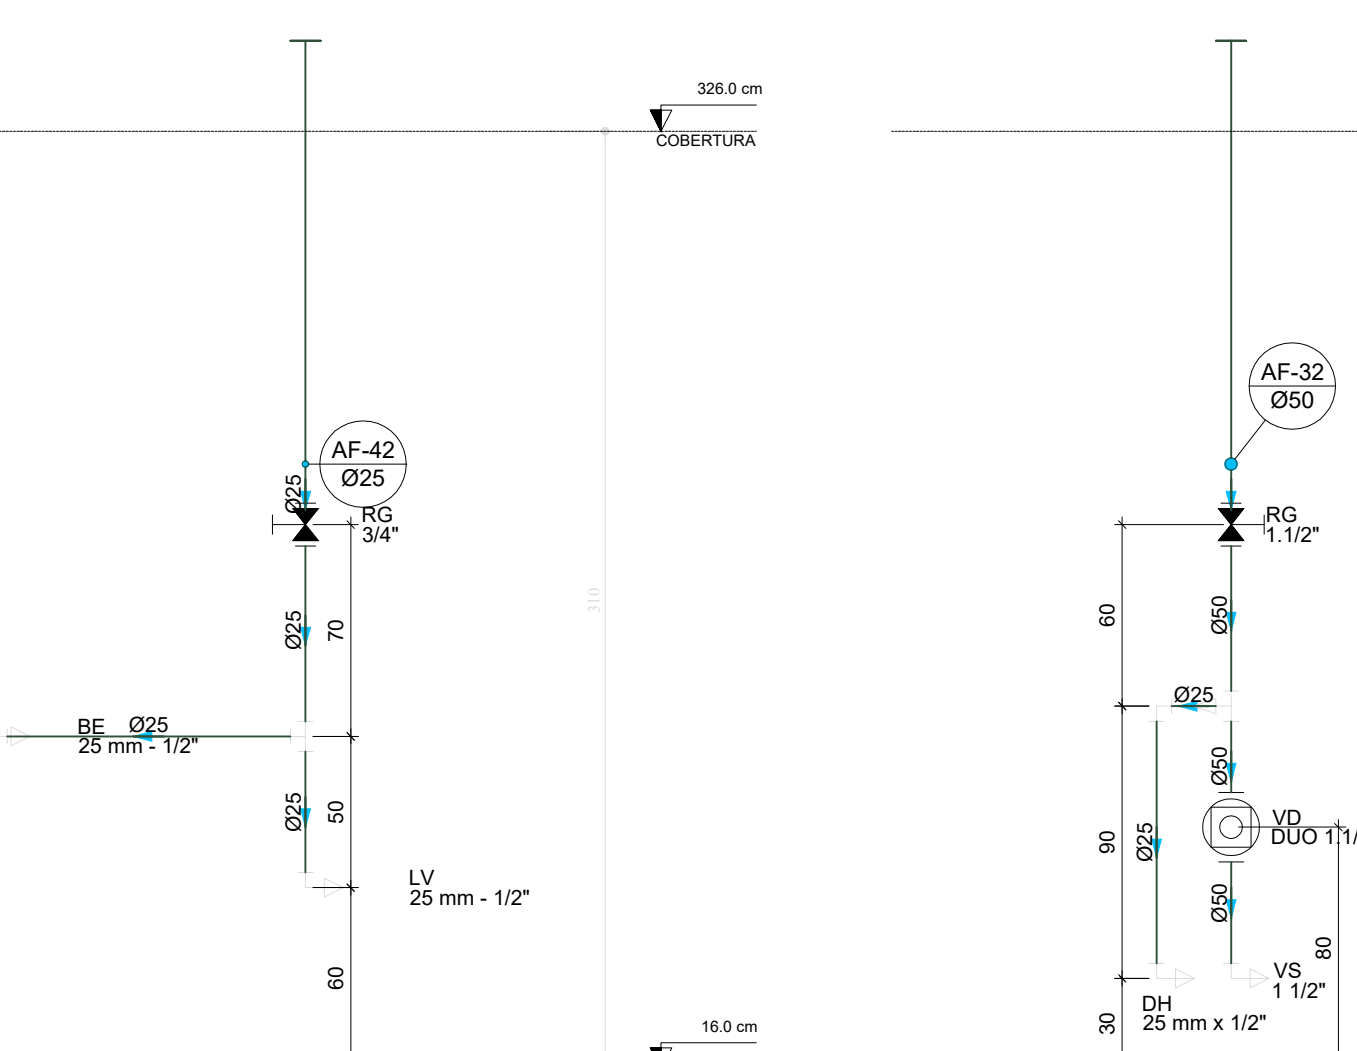

D51 ELEVÇÃO 18  
ESCALA 1/25

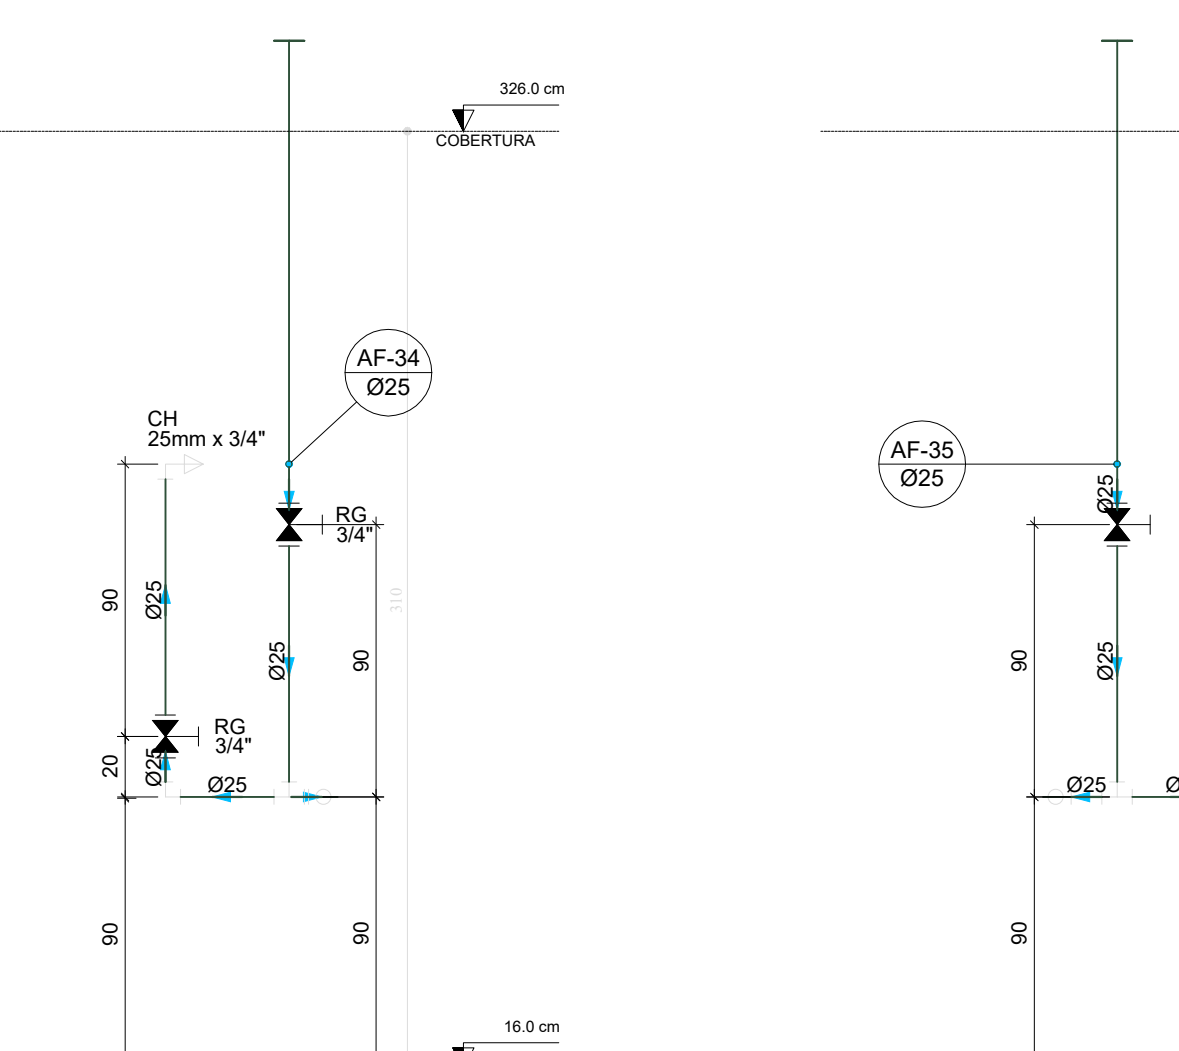


D52 ELEVÇÃO 19  
ESCALA 1/25

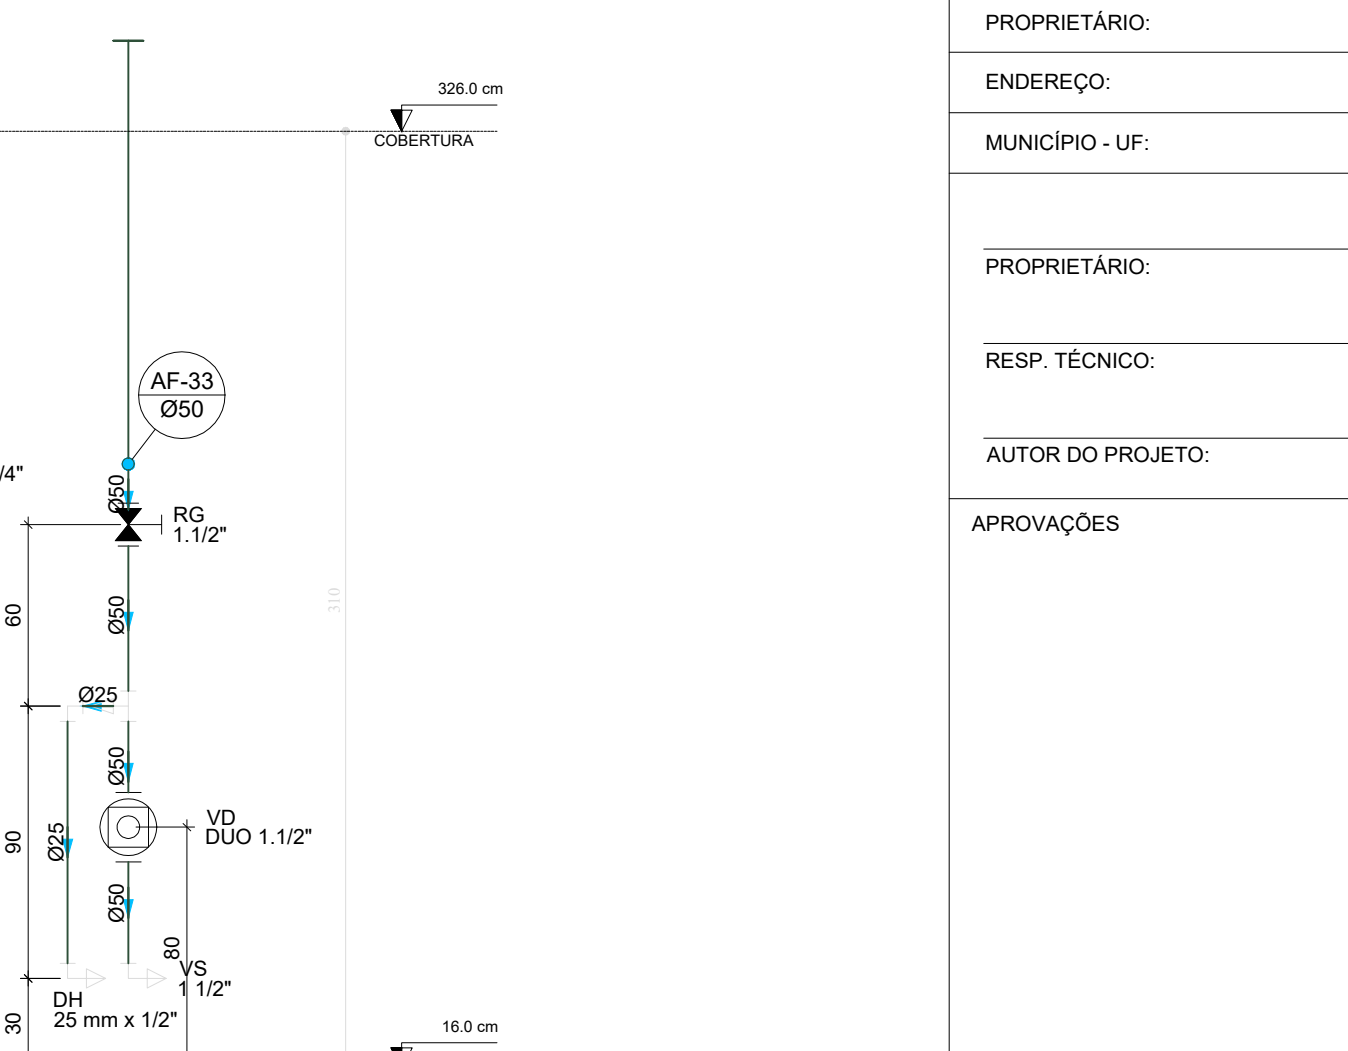

D53 ELEVÇÃO 20  
ESCALA 1/25

03	JANEIRO/2025	Revisão geral da disciplina conforme a atualização da arquitetura. Redimensionamento dos pontos de água fria, esgoto cloacal e pluvial para adequação da arquitetura e novo layout. Atendimento a NBR 5626/2020
02	JANEIRO/ 2017	Atendimento à NBR 9050/2015; Alteração: quadro de áreas, fechamento frontal, sanitários 1 e 2, altura da plataforma, mobiliário e equipamento, altura da cerâmica nos sanitários, cor dos portões dos solares e altura da porta P44; Acréscimo: graft e quadro de cargas no castelo d'água, de duchas higienicas e escaninhos pré-escola; Alteração paredes - shaft para tubulação hidráulica e detalhamento; alteração da altura da plataforma.
01	AGOSTO/ 2016	Nº DATA DESCRIÇÃO
CONTROLE DE REVISÕES		

 <b>MINISTÉRIO DA EDUCAÇÃO</b>	
<b>PROJETO PADRÃO - FNDE</b>	
PROPRIETÁRIO:	
ENDEREÇO:	
MUNICÍPIO - UF:	
PROPRIETÁRIO:	
RESP. TÉCNICO:	CAU / CREA
AUTOR DO PROJETO:	CAU / CREA
APROVAÇÕES	CAU / CREA
	PREFEITURA / RA
OBSERVAÇÕES:	

<b>CRECHE PRÉ-ESCOLA TIPO 2</b>		
<b>PROJETO DE ÁGUA FRIA</b>		
COORDENAÇÃO CGEST - Coordenação Geral de Infraestrutura Eduacional	DETALHES - VISTAS DETALHE ELE1 e ELE18	HAF
REVISÃO R.00 R.01 R.02	ESCALA 1:25 DATA EMISSÃO JAN/2025	PRONCHA 05/05