


REF.	Dimensões (cm)	Área (m²)	QUANT.	Área Total (m²)	h do peitoril (cm) / TIPO	AMBIENTES
(801)	150 x 90	1,35	6	8,10	120 cm - basculante	REFETÓRIO
(802)	150 x 50	0,75	7	5,25	160 cm - basculante	BWC'S e COZINHA
(803)	100 x 50	0,50	3	1,50	160 cm - basculante	DESPENSA e BWC'S PCD
(301)	160 x 125	2,00	1	2,00	90 cm - basculante	REFETÓRIO

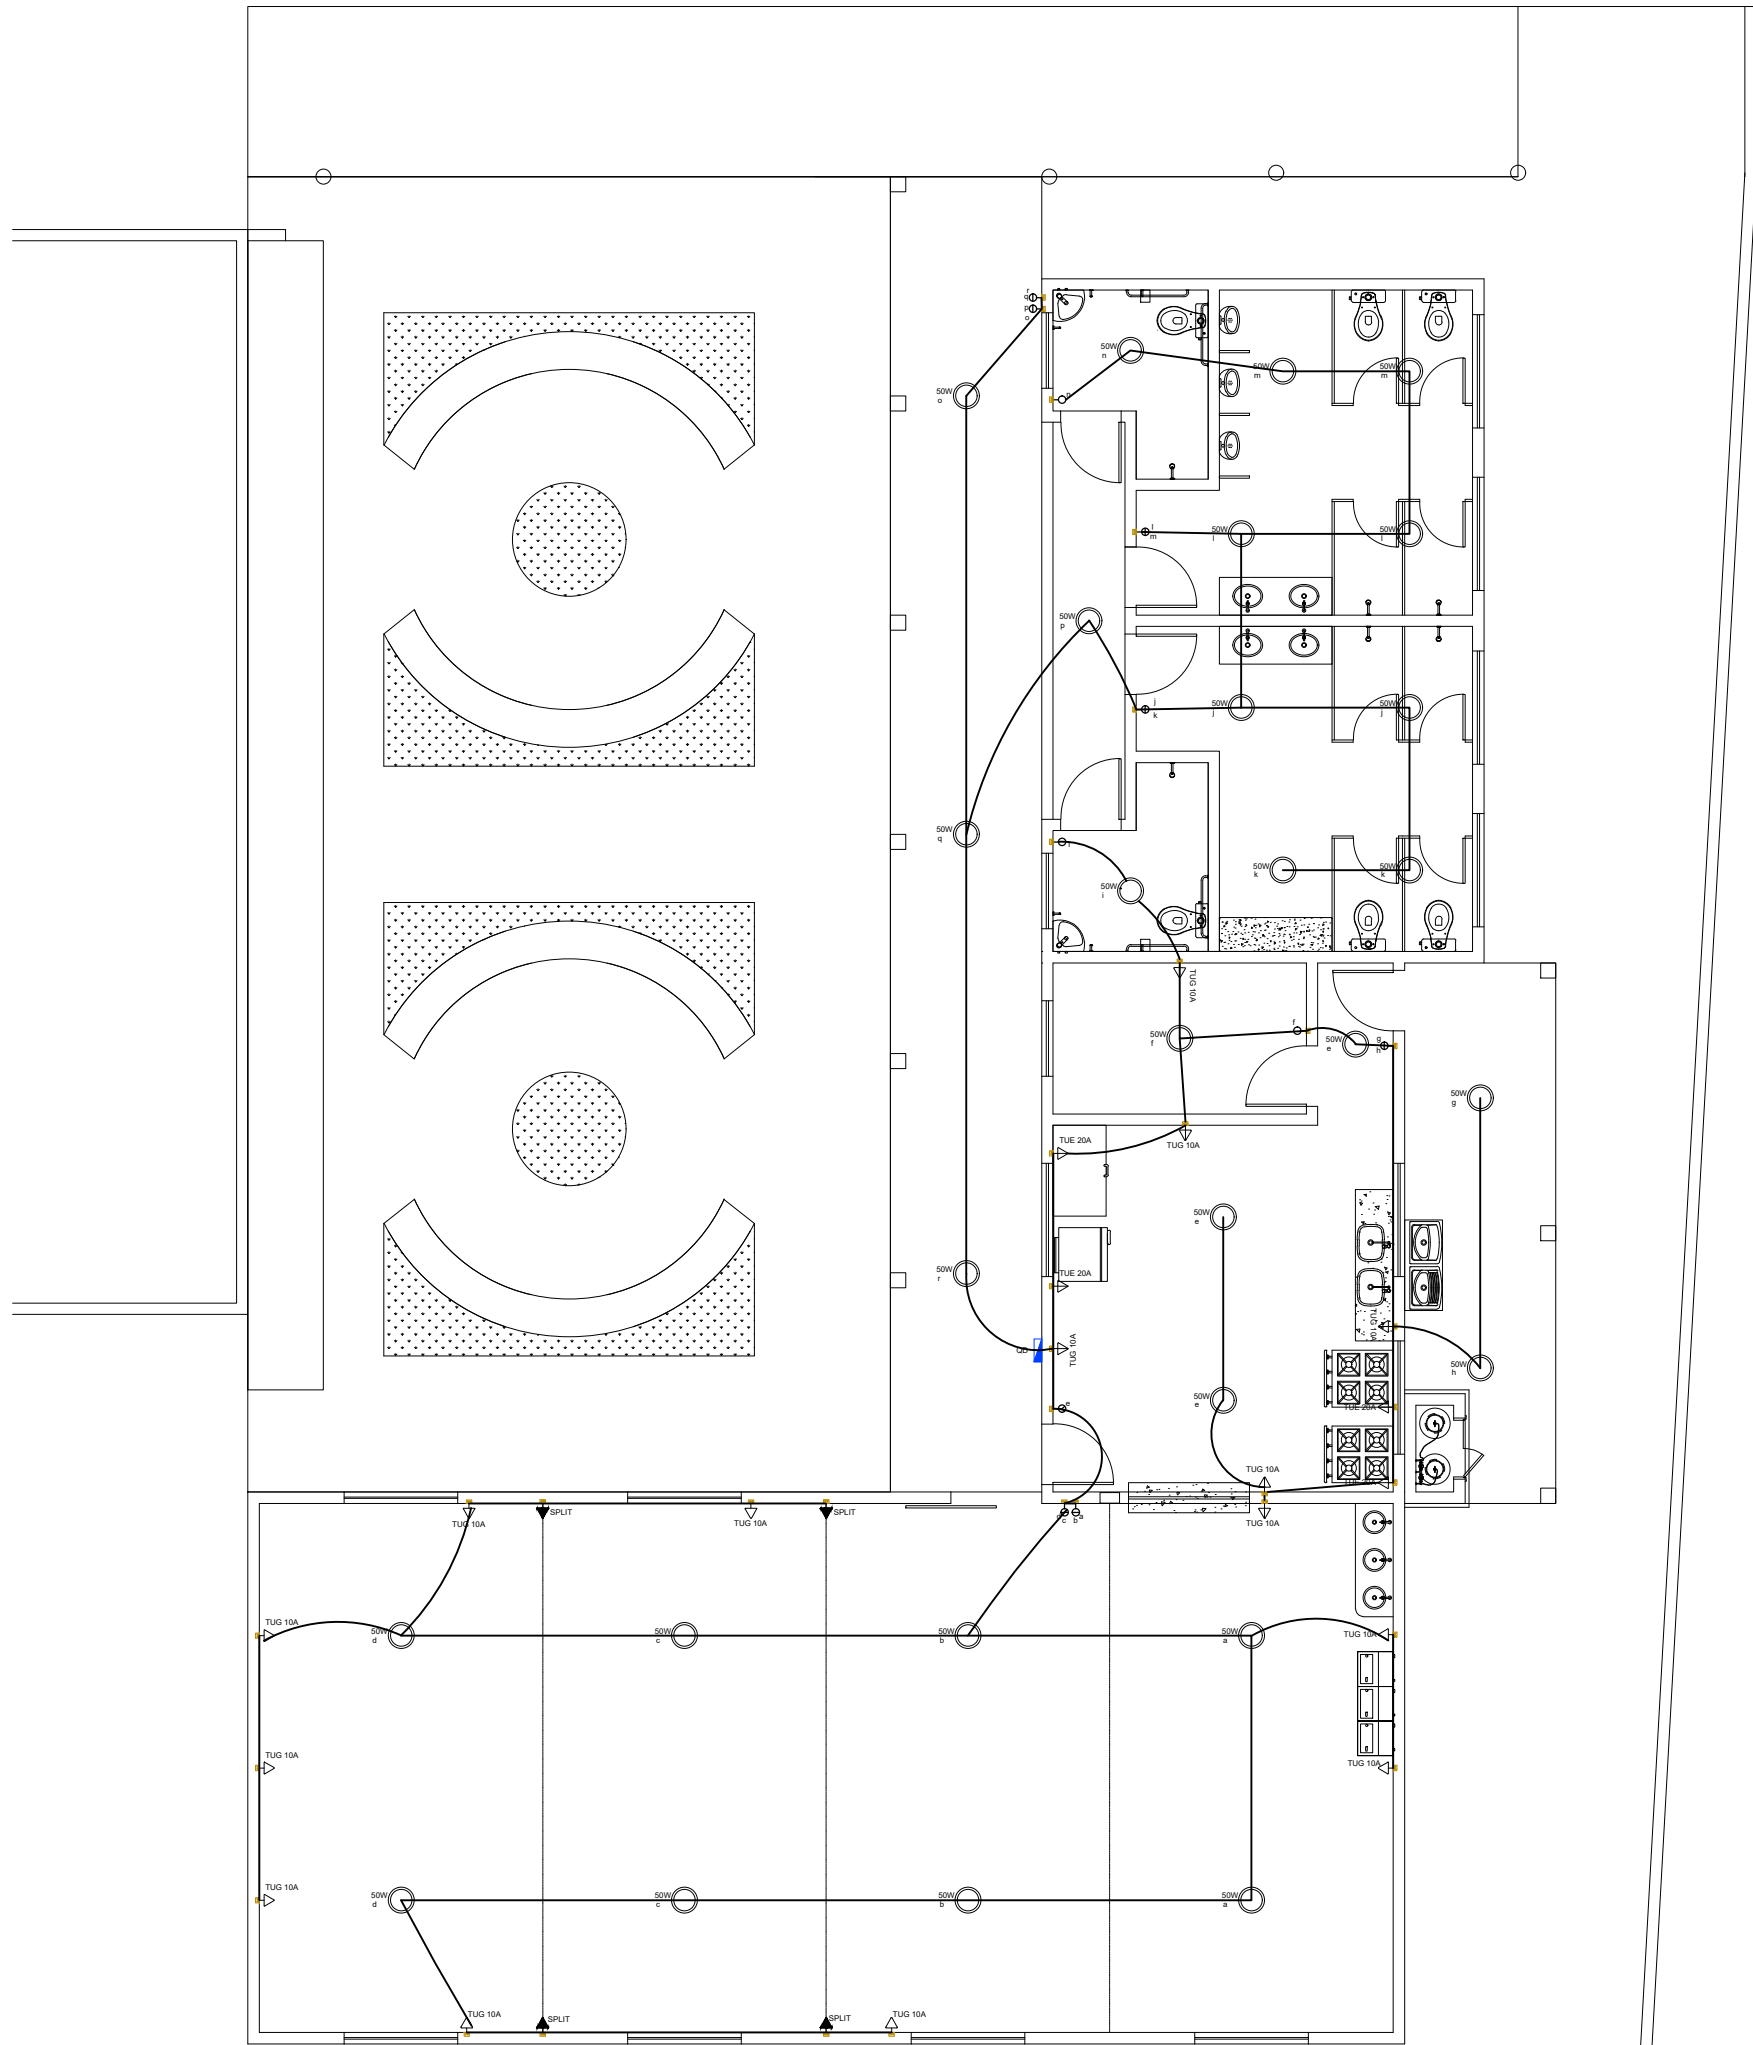

PLANTA BAIXA INSTALAÇÃO ELÉTRICA
ESCALA - 1/100

LEGENDA

- QUADRO DE DISTRIBUIÇÃO DE ENERGIA EM CHAPA DE AÇO GALVANIZADO, DE EMBUTIR, COM BARRAMENTO TRIFÁSICO, PARA 18 DISJUNTORES
- INTERRUPTOR SIMPLES (1 MÓDULO), 10A/250V - 1,10m do piso
- INTERRUPTOR SIMPLES (2 MÓDULOS), 10A/250V - 1,10m do piso
- INTERRUPTOR SIMPLES (3 MÓDULOS), 10A/250V - 1,10m do piso
- INTERRUPTOR SIMPLES (1 MÓDULO) COM 1 TOMADA DE EMBUTIR 2P+T 10 A - 1,10m do piso
- TOMADA BAIXA DE EMBUTIR (1 MÓDULO), 2P+T 10 A - 0,30m do piso
- TOMADA MÉDIA DE EMBUTIR (1 MÓDULO), 2P+T 10 A - 1,10m do piso
- TOMADA ALTA DE EMBUTIR (1 MÓDULO), 2P+T 20 A - 2,20m do piso
- LUMINARIA DE TETO LED 50W DE POTÊNCIA



PREFEITURA MUNICIPAL DE
BOQUEIRÃO DO PIAUÍ

PROJETO ELÉTRICO
REFORMA E AMPLIAÇÃO DA ESCOLA MUNICIPAL
JOÃO LOURENÇO DE LIRA.

ENDEREÇO POVOADO RUA 10, ZONA RURAL DE BOQUEIRÃO DO PIAUÍ – PI.

DESENHO PLANTA BAIXA INSTALAÇÃO ELÉTRICA

RESP. TÉCNICO

FORMATO

A2

PRANCHA


01/01

DATA
MAI/2026


DESENHO

ESCALA
INDICADAS

ÁREA CONSTRUÍDA
-

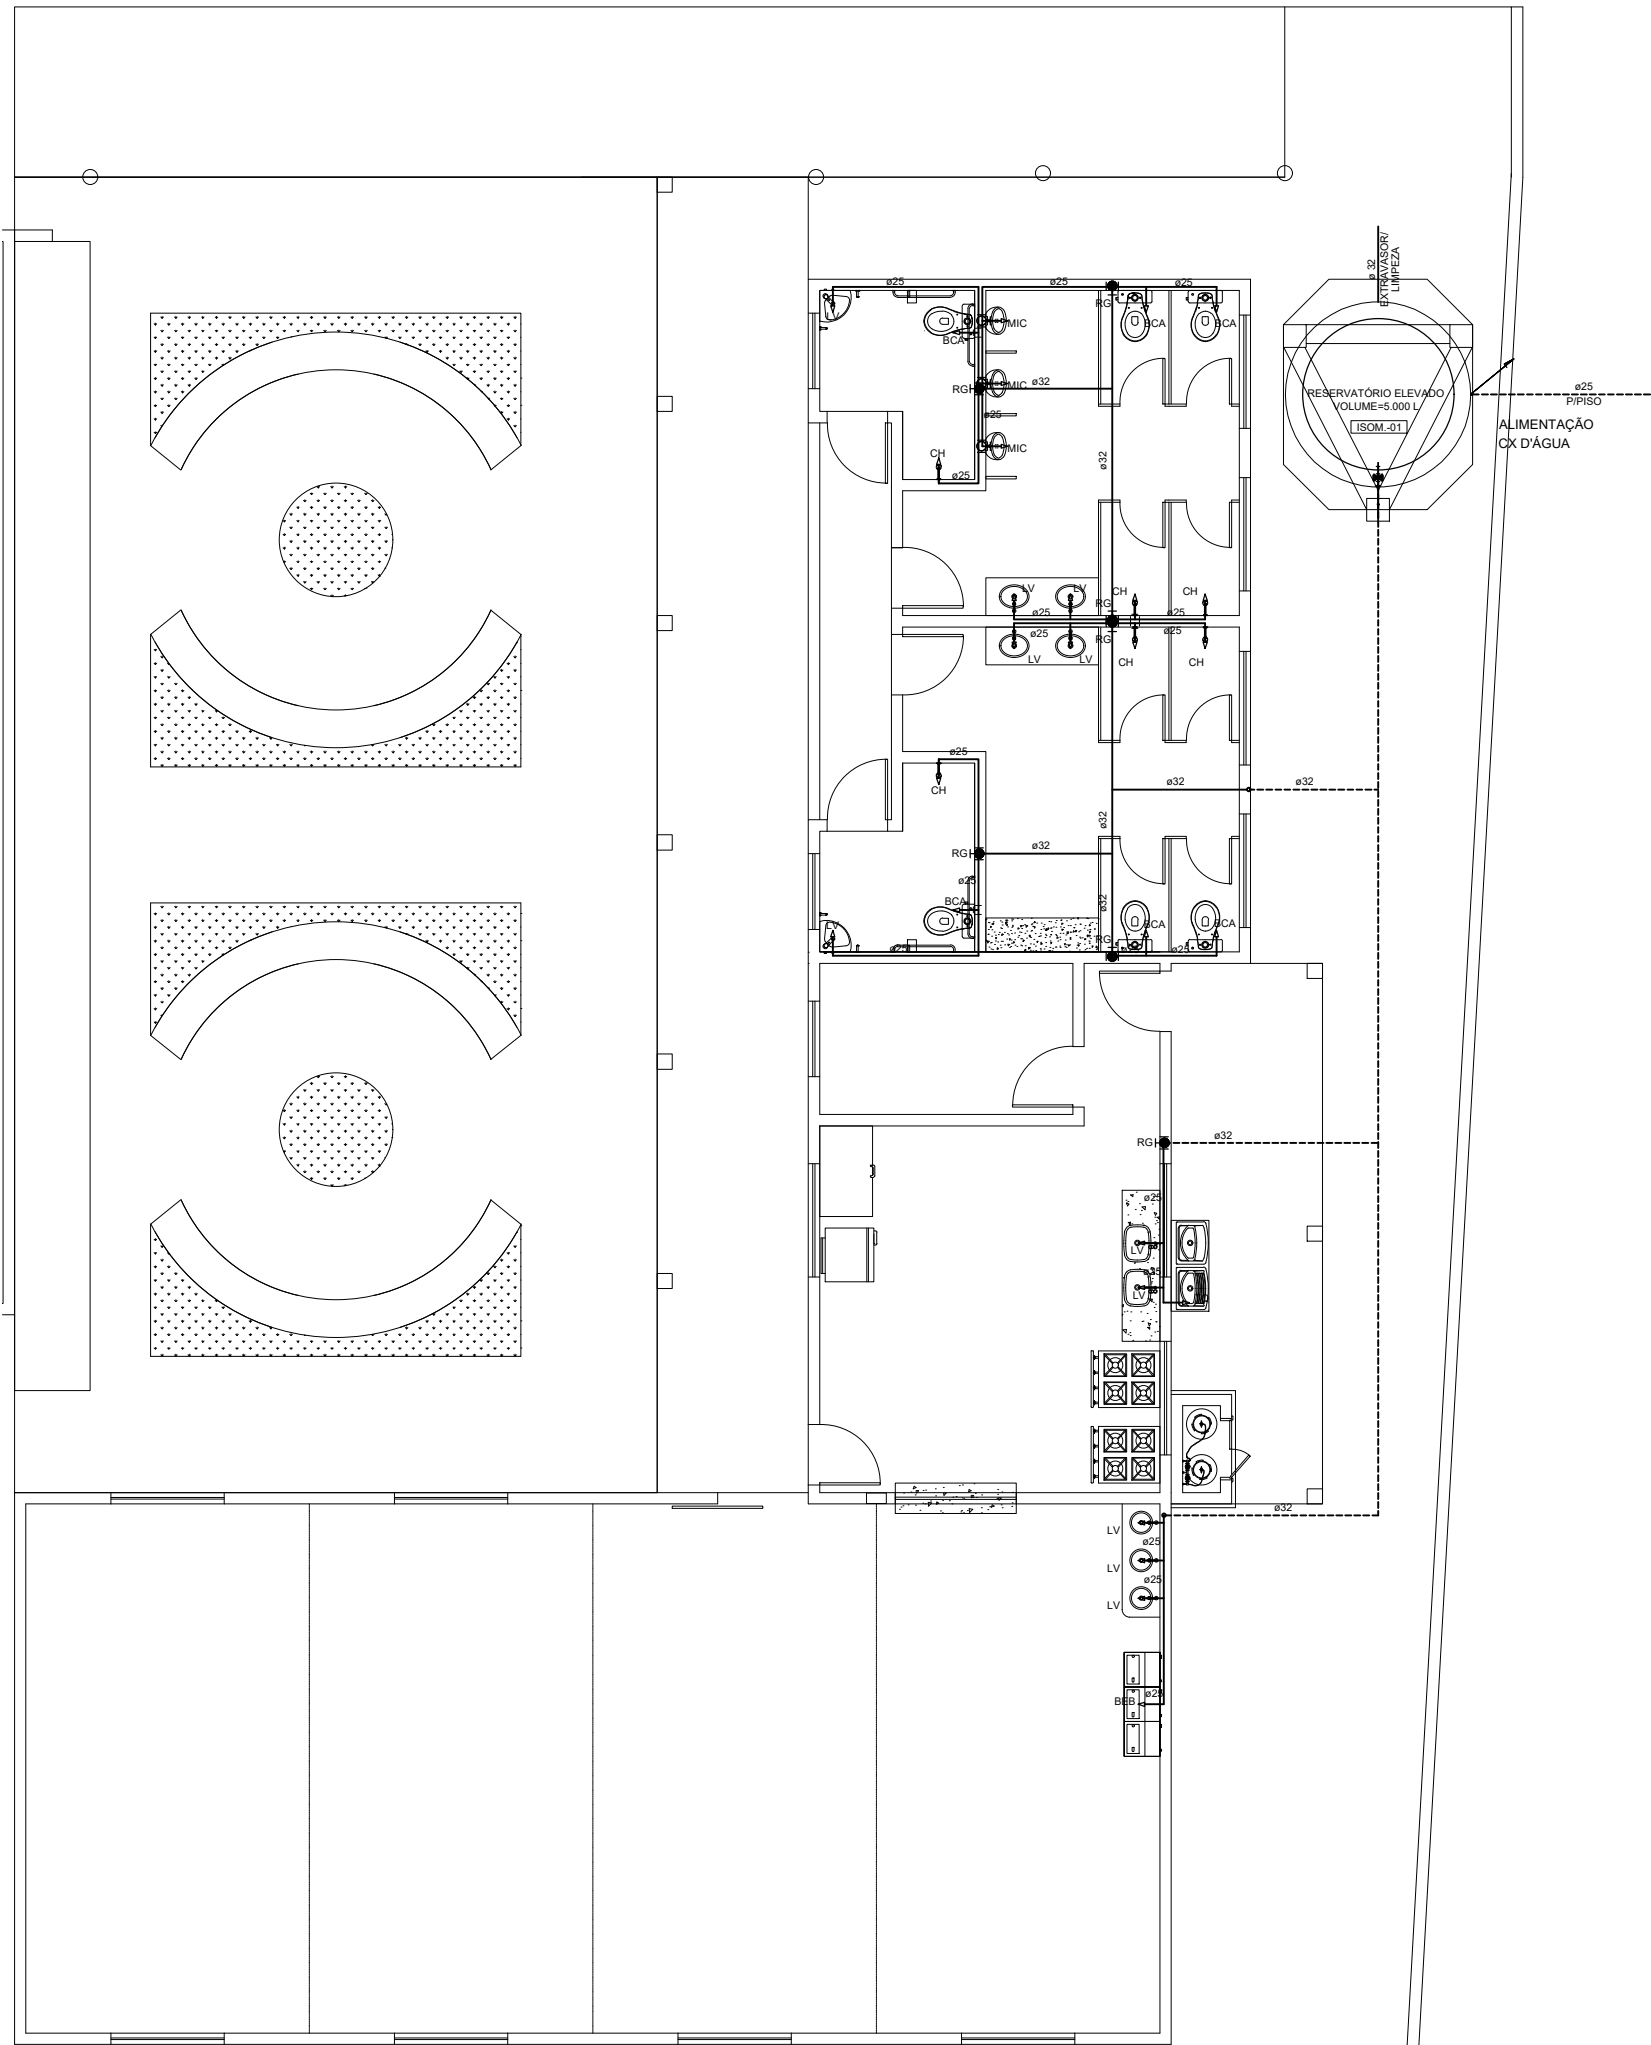


PLANTA BAIXA INSTALAÇÃO HIDRÁULICA
ESCALA - 1/100

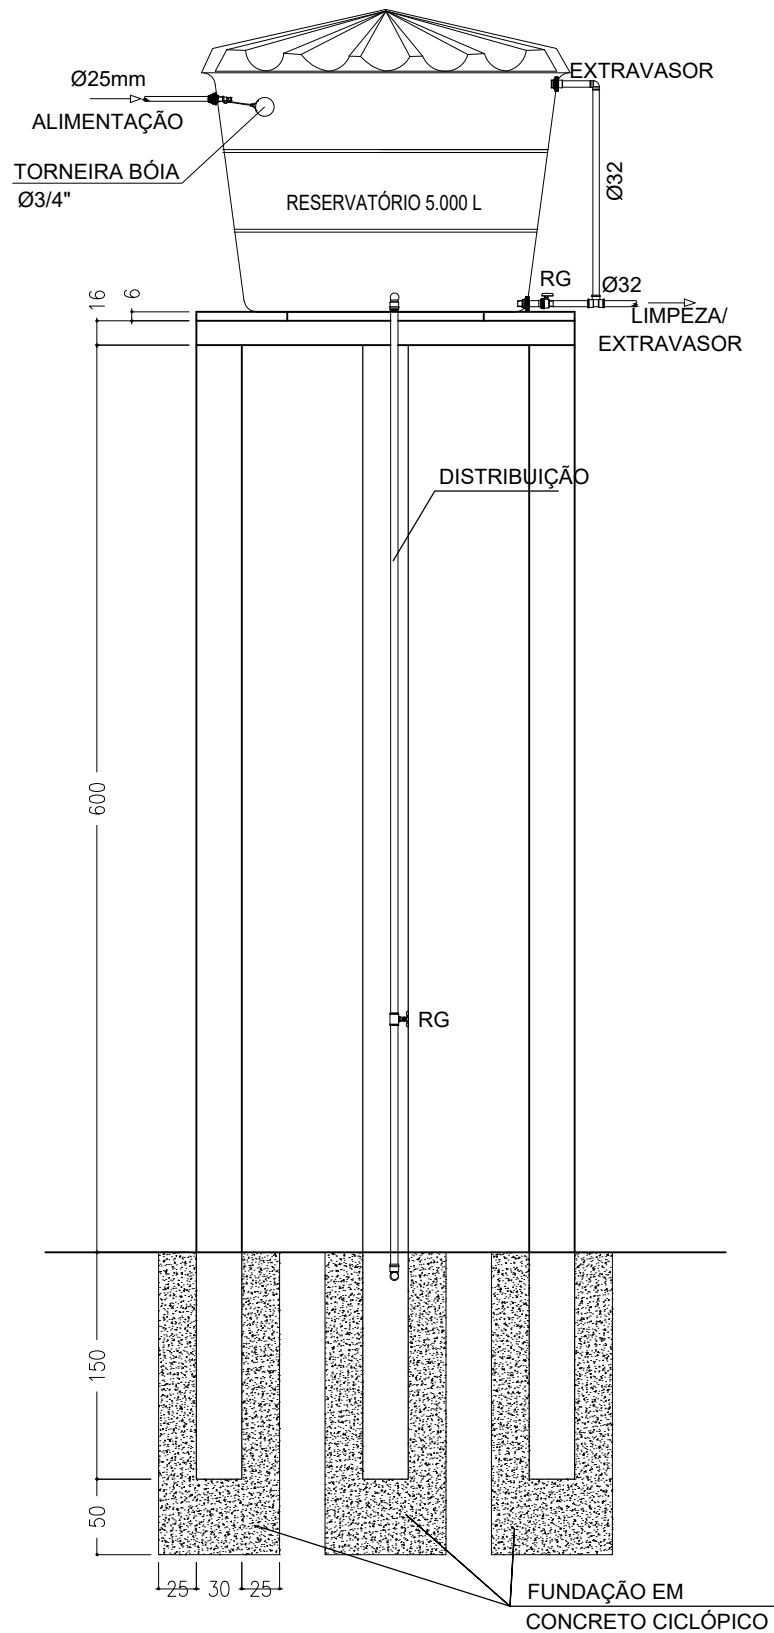


DETALHE 05: CAIXA D'ÁGUA
SEM ESCALA


LEGENDA		ALTURA
● RG	— REGISTRO DE GAVETA.	1,80m
→ BCA	— BACIA SANITÁRIA C/ CX. ACOPLADA.	0,20m
→ LV	— LAVATÓRIO.	0,60m
→ CH	— CHUVEIRO.	2,10m
→ TQ	— TANQUE.	1,10m
→ P	— PIA.	1,10m
→ MIC	— MICTÓRIO.	1,10m
-----	— TUBULAÇÃO DE ÁGUA FRIA P/ PISO	
————	— TUBULAÇÃO DE ÁGUA FRIA P/ FORRO, EMBUTIDA OU APARENTE	

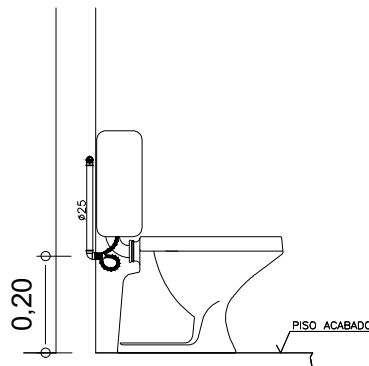


DETALHE 01: BACIA SANITÁRIA
SEM ESCALA

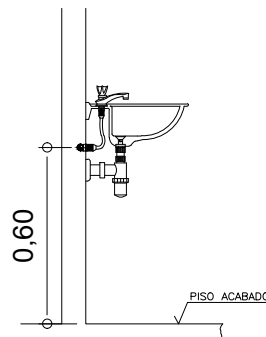


DETALHE 02: LAVATÓRIO
SEM ESCALA

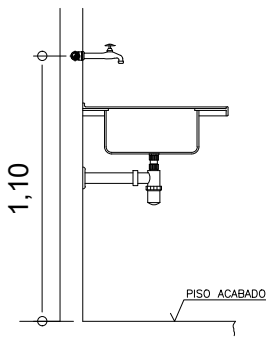


DETALHE 03: PIA DE COZINHA
SEM ESCALA


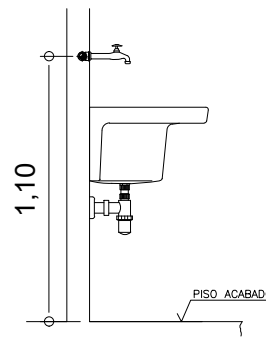


DETALHE 04: TANQUE
SEM ESCALA



 <p>PREFEITURA MUNICIPAL DE BOQUEIRÃO DO PIAUÍ</p>			
<p>PROJETO HIDRÁULICO REFORMA E AMPLIAÇÃO DA ESCOLA MUNICIPAL JOÃO LOURENÇO DE LIRA.</p>			
<p>ENDEREÇO POVOADO RUA 10, ZONA RURAL DE BOQUEIRÃO DO PIAUÍ – PI.</p>			
<p>DESENHO PLANTA BAIXA INSTALAÇÃO HIDRÁULICA E DETALHES</p>			
<p>RESP. TÉCNICO</p>		<p>FORMATO A2</p>	<p>PRANCHA 01/01</p>
<p>DATA MAI/2026</p>	<p>DESENHO</p>	<p>ESCALA INDICADAS</p>	<p>ÁREA CONSTRUÍDA -</p>

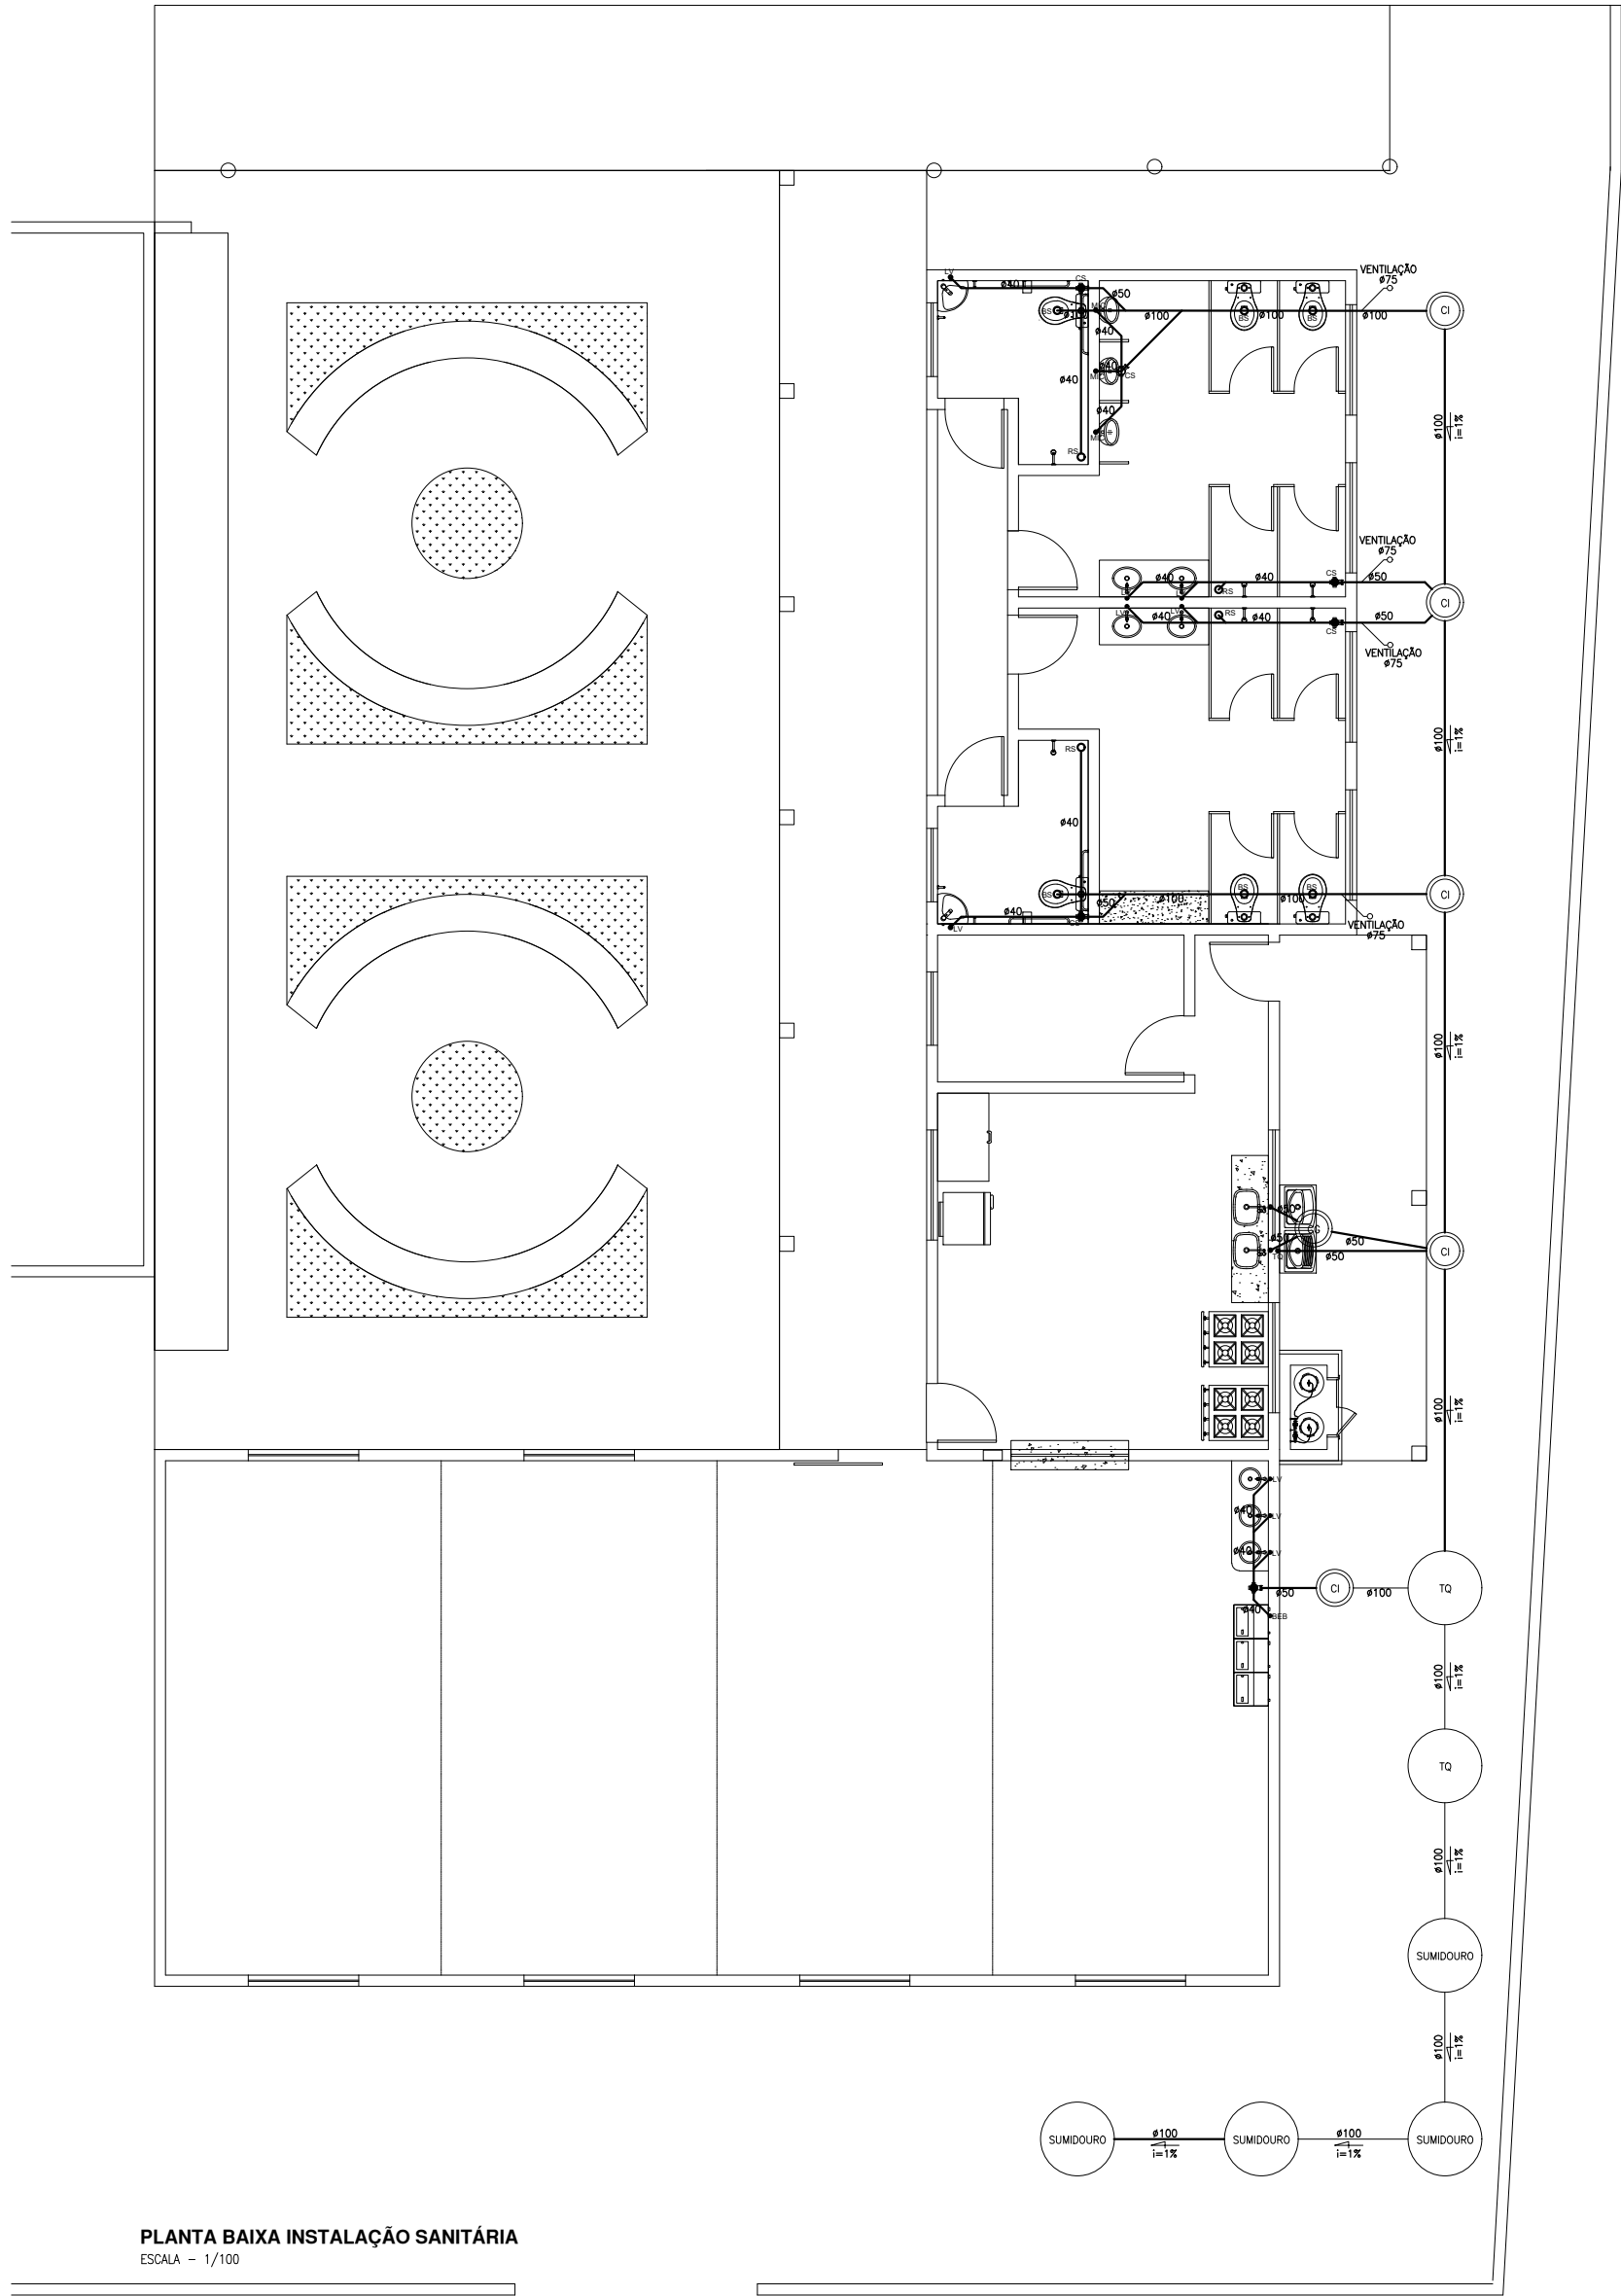

PLANTA BAIXA INSTALAÇÃO SANITÁRIA
ESCALA - 1/100

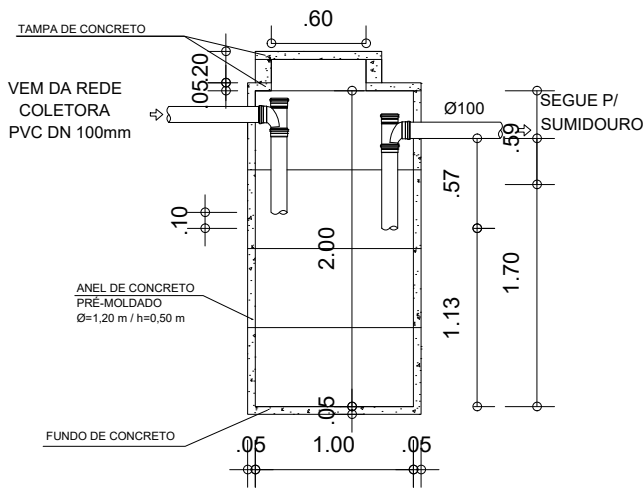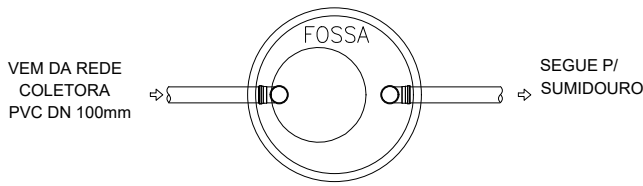

DETALHE 01: FOSSA SÉPTICA
ESCALA - 1/50

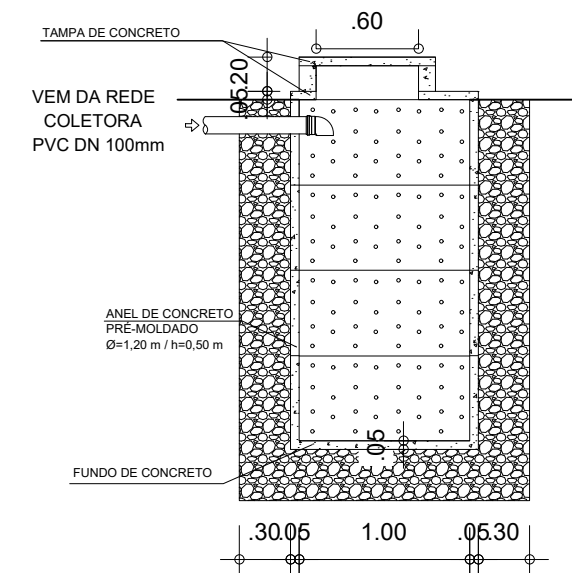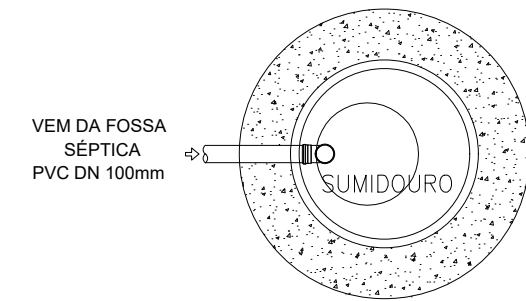

DETALHE 02: SUMIDOURO
ESCALA - 1/50

<div><div><p>PREFEITURA DE BOQUEIRÃO DO PIAUÍ <small>De mãos dadas com o povo!</small></p></div><div><p>PREFEITURA MUNICIPAL DE BOQUEIRÃO DO PIAUÍ</p></div></div>			
<p>PROJETO SANITÁRIO REFORMA E AMPLIAÇÃO DA ESCOLA MUNICIPAL JOÃO LOURENÇO DE LIRA.</p>			
ENDEREÇO		POVOADO RUA 10, ZONA RURAL DE BOQUEIRÃO DO PIAUÍ – PI.	
DESENHO		PLANTA BAIXA INSTALAÇÃO SANITÁRIA E DETALHES	
RESP. TÉCNICO		FORMATO A2	PRANCHA 01/01
DATA MAI/2026	DESENHO	ESCALA INDICADAS	ÁREA CONSTRUÍDA -