

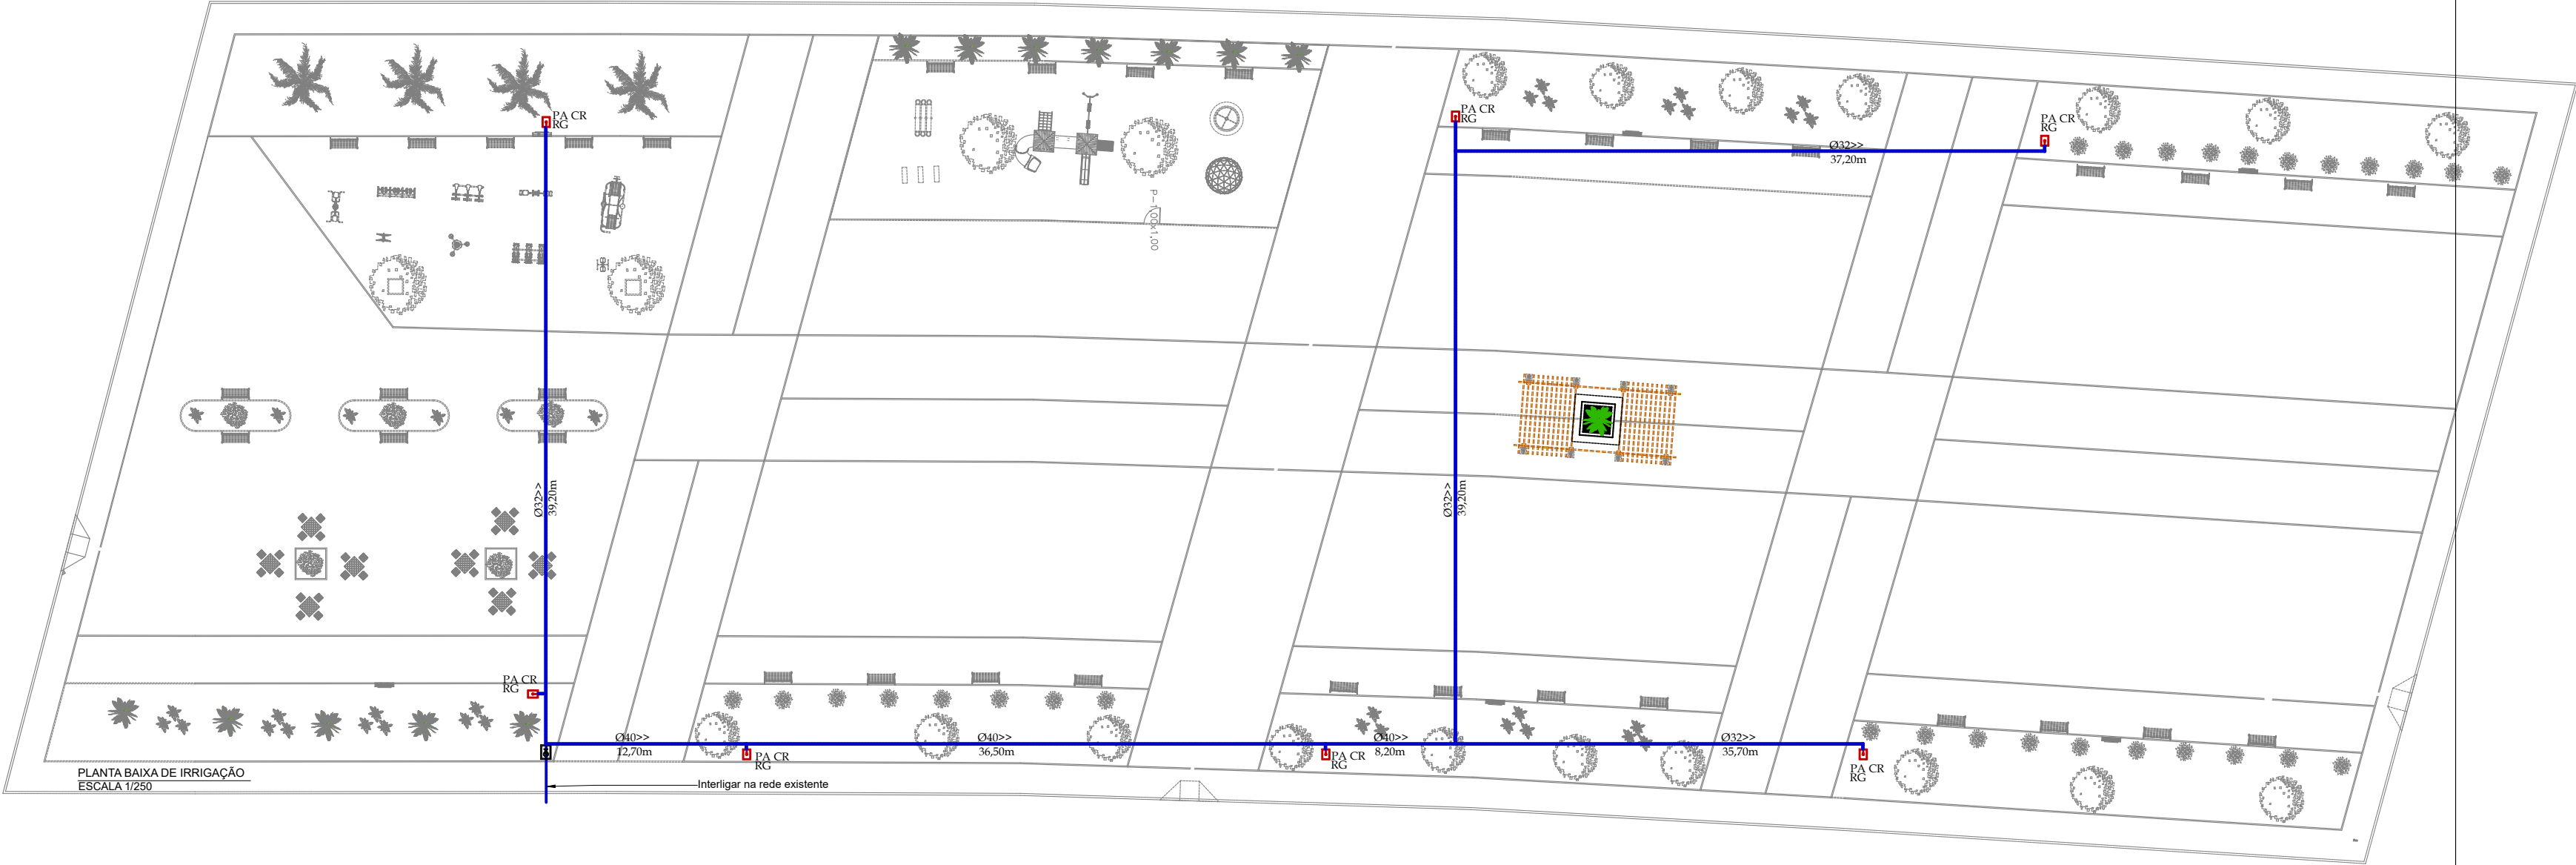


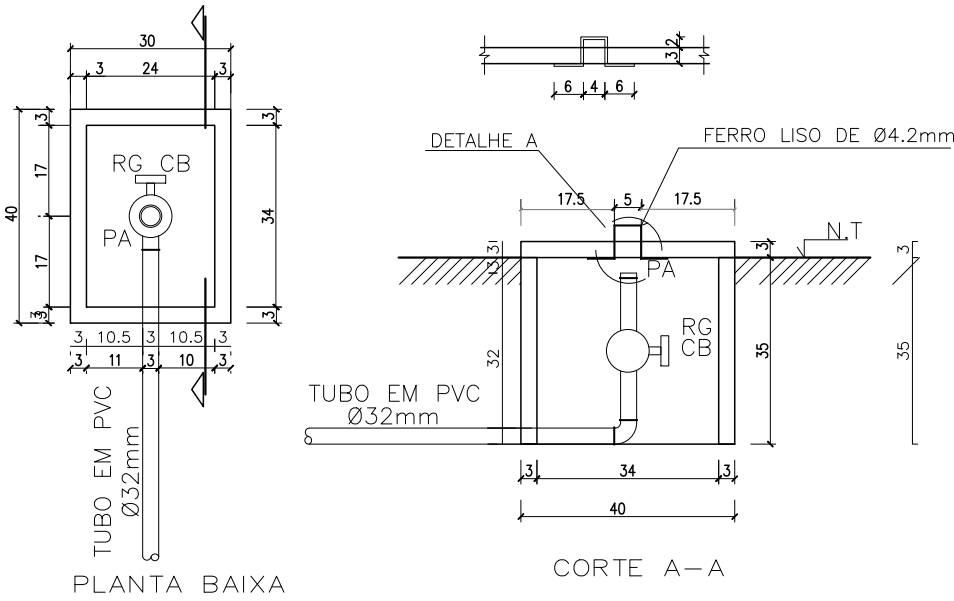

PLANTA BAIXA DE IRRIGAÇÃO
ESCALA 1/250

LEGENDA	
HD	HIDROMETRO
CG	CAIXA GERAL
CR	CAIXA DE REGISTRO
RG	REGISTRO GERAL
PA	PONTO DE ÁGUA
	REDE A IMPLANTAR
	REDE EXISTENTE

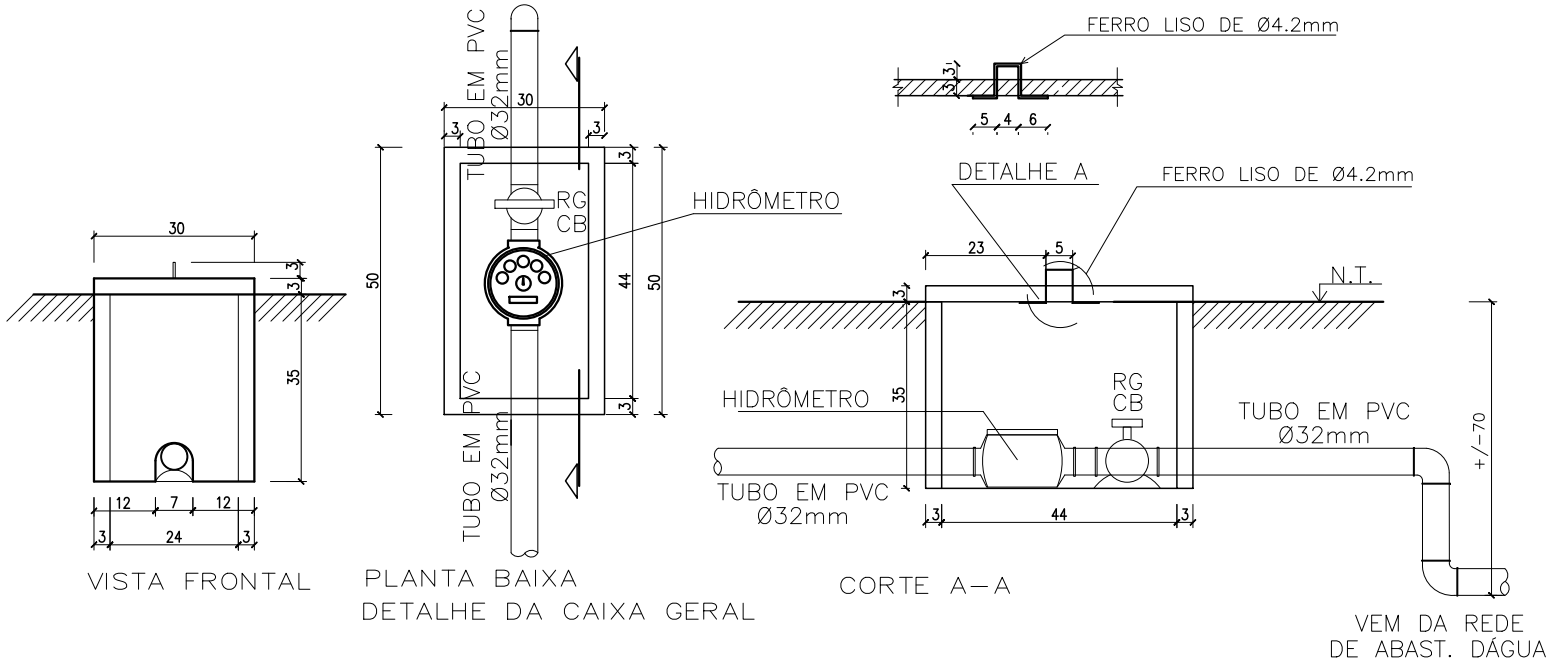

VERMELHA CONSULTORIA

VERMELHA CONSULTORIA LTDA

CLIENTE: PREFEITURA MUNICIPAL DE CURRALINHOS - PI

PROJETO: CONSTRUÇÃO DE PRAÇA DE EVENTOS

CONVÊNIO Nº: 983736/2025 - MINISTÉRIO DO TURISMO / P. M. DE CURRALINHOS (PI)

DESENHO: PROJETO DE IRRIGAÇÃO

PROJETISTA:

LOCALIDADE: ZONA URBANA

ART: =

ESCALA: 1/250

DESENHO/CAD: ALESSANDRA

DADOS DE CAMPO: TOPOGRAFO

DATA: 2026

REV.: 00

FORMATO: A1

PRANCHA Nº: IRR 01-01