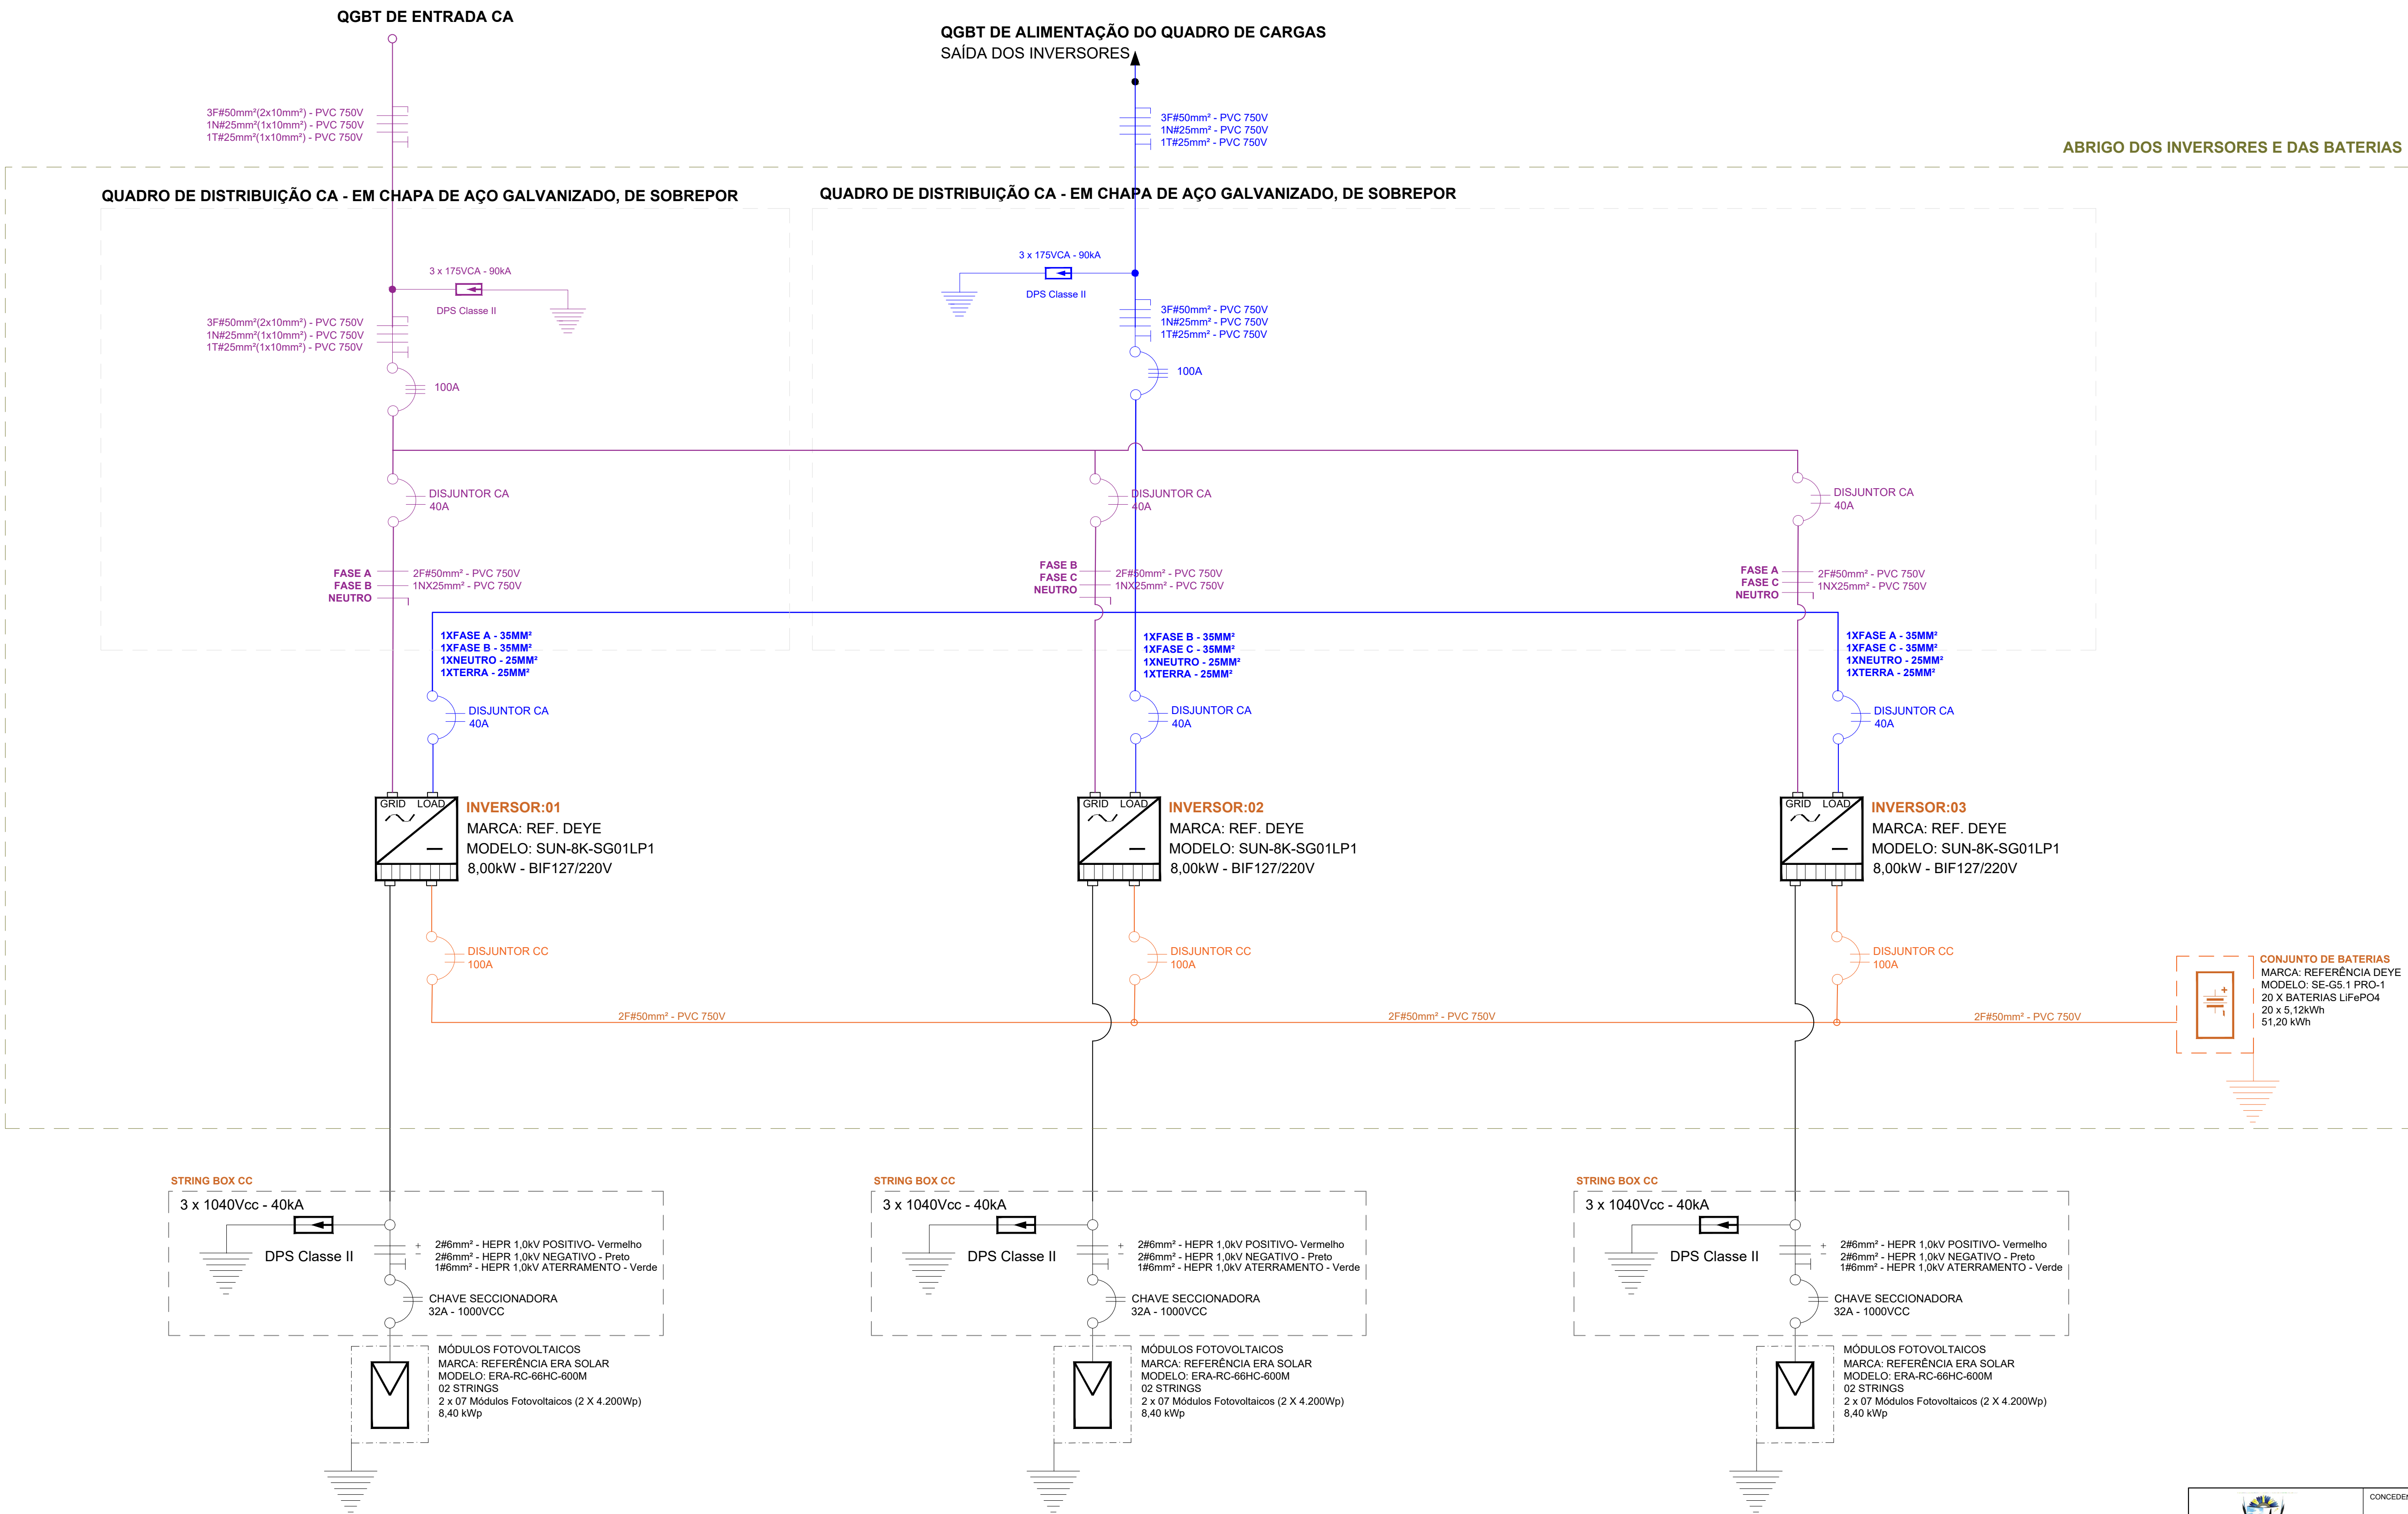

 


USINA FOTOVOLTAICA - UFV

DIAGRAMA UNIFILAR



 COVENIENTE: MUNICÍPIO DE PACARAÍMA	 CONCEDENTE: MUNICÍPIO DE PACARAÍMA	TÍPO EL	MODIFICAÇÕES A REV 1/2025 B
TÍTULO: OBRAS PARA O FOMENTO AO ACESSO À ENERGIA ELÉTRICA NO MUNICÍPIO DE PACARAÍMA/RR.	LOCAL: CRECHE MUNICIPAL JESSYKA CHRISTINE CARVALHO DA CRUZ	DIM METRO	FOLHA CMJCC-02
AUTOR: Higor Aguiar Lima da Silva Engenheiro Eletricista CREA 081922286-6	APROVAÇÕES	ÁREA INDEFINIDA	DATA JULHO/2025
VISTO		DESENHO	
ESCALA 1:100			