


USINA FOTOVOLTAICA - UFV

DIAGRAMA UNIFILAR

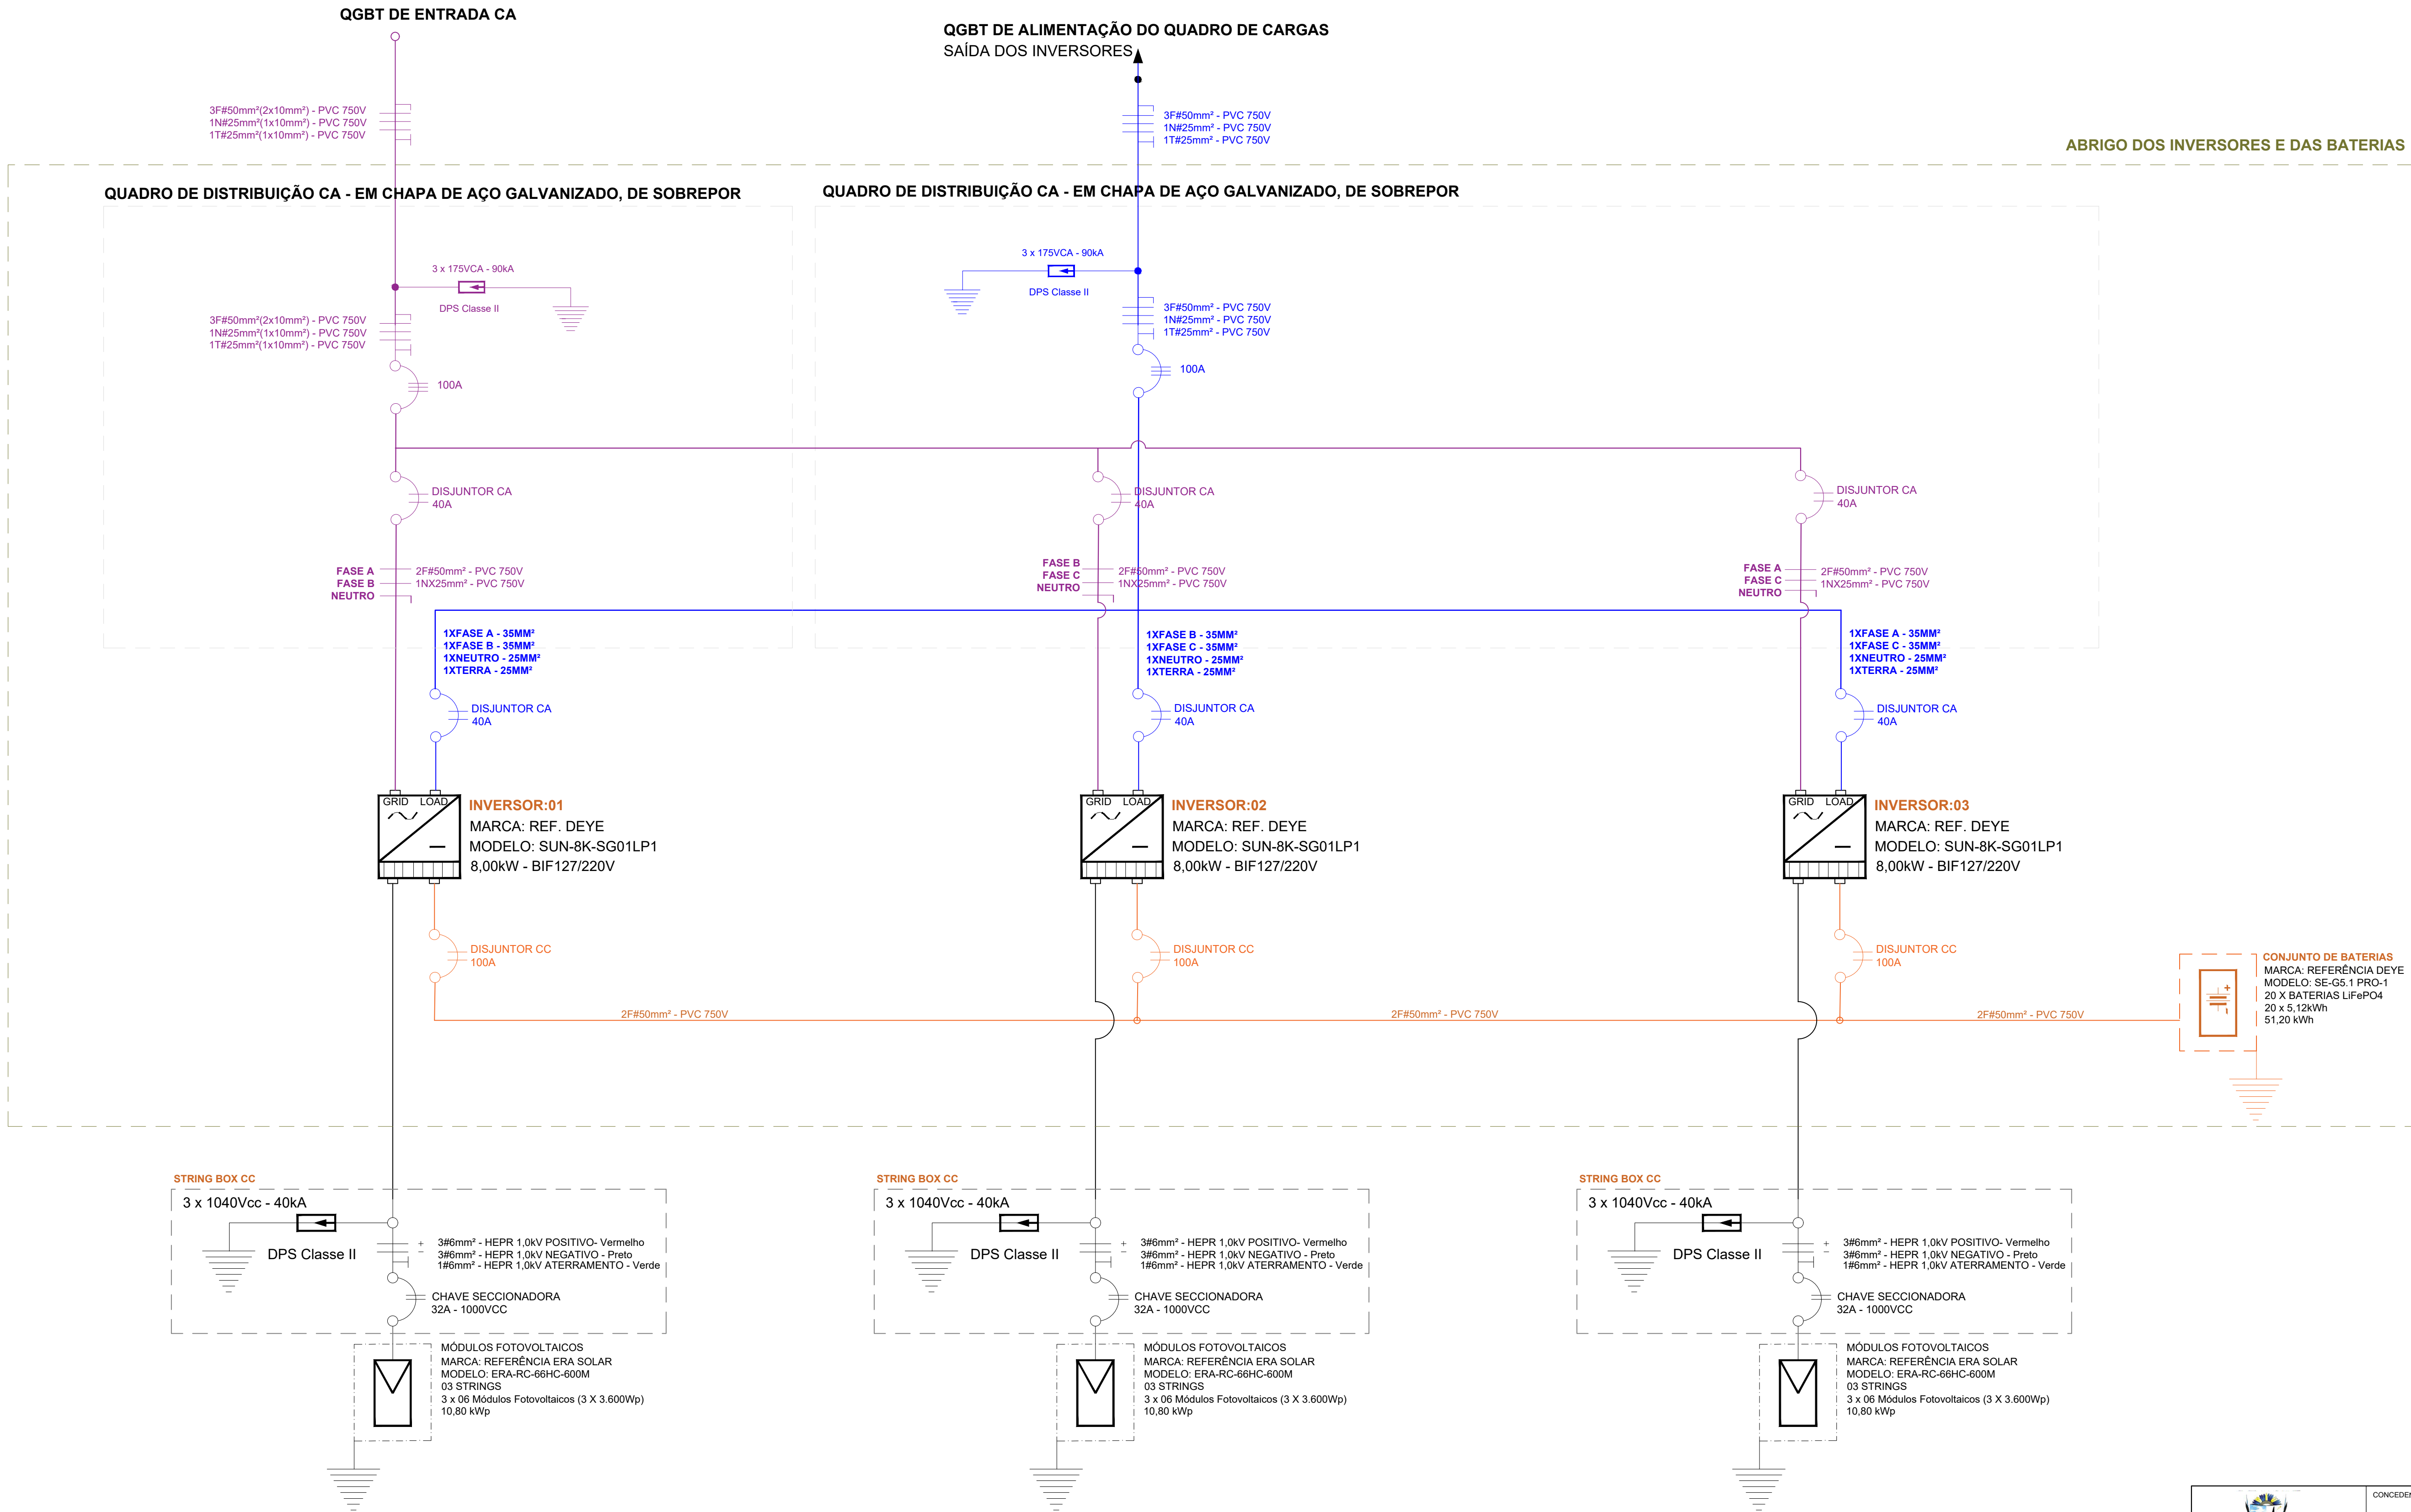

 GOVERNANTE: MUNICÍPIO DE PACARAÍMA	CONCEDENTE: GOVERNO FEDERAL MINISTÉRIO DAS CIDADES UNIDADE EXECUTIVA	TÍTULO: OBRAS PARA O FOMENTO AO ACESSO À ENERGIA ELÉTRICA NO MUNICÍPIO DE PACARAÍMA/RR.	MODIFICAÇÕES: A REV 1/2025
COVENENTE: MUNICÍPIO DE PACARAÍMA	LOCAL: ESCOLA M. DE ED. INF. E FUND. ALCIDES DA CONCEIÇÃO LIMA		C
APROVAÇÕES		DIM. METRO	D
AUTOR  Higor Aguiar Lima da Silva Engenheiro Eletricista CREA 091922298-6	VISTO	ÁREA INDEFINIDA	E
		DATA JULHO/2025	F
		DESENHO	G
		ESCALA 1:125	FOLHA EMACL-02