



USINA FOTOVOLTAICA - UFV

DIAGRAMA UNIFILAR

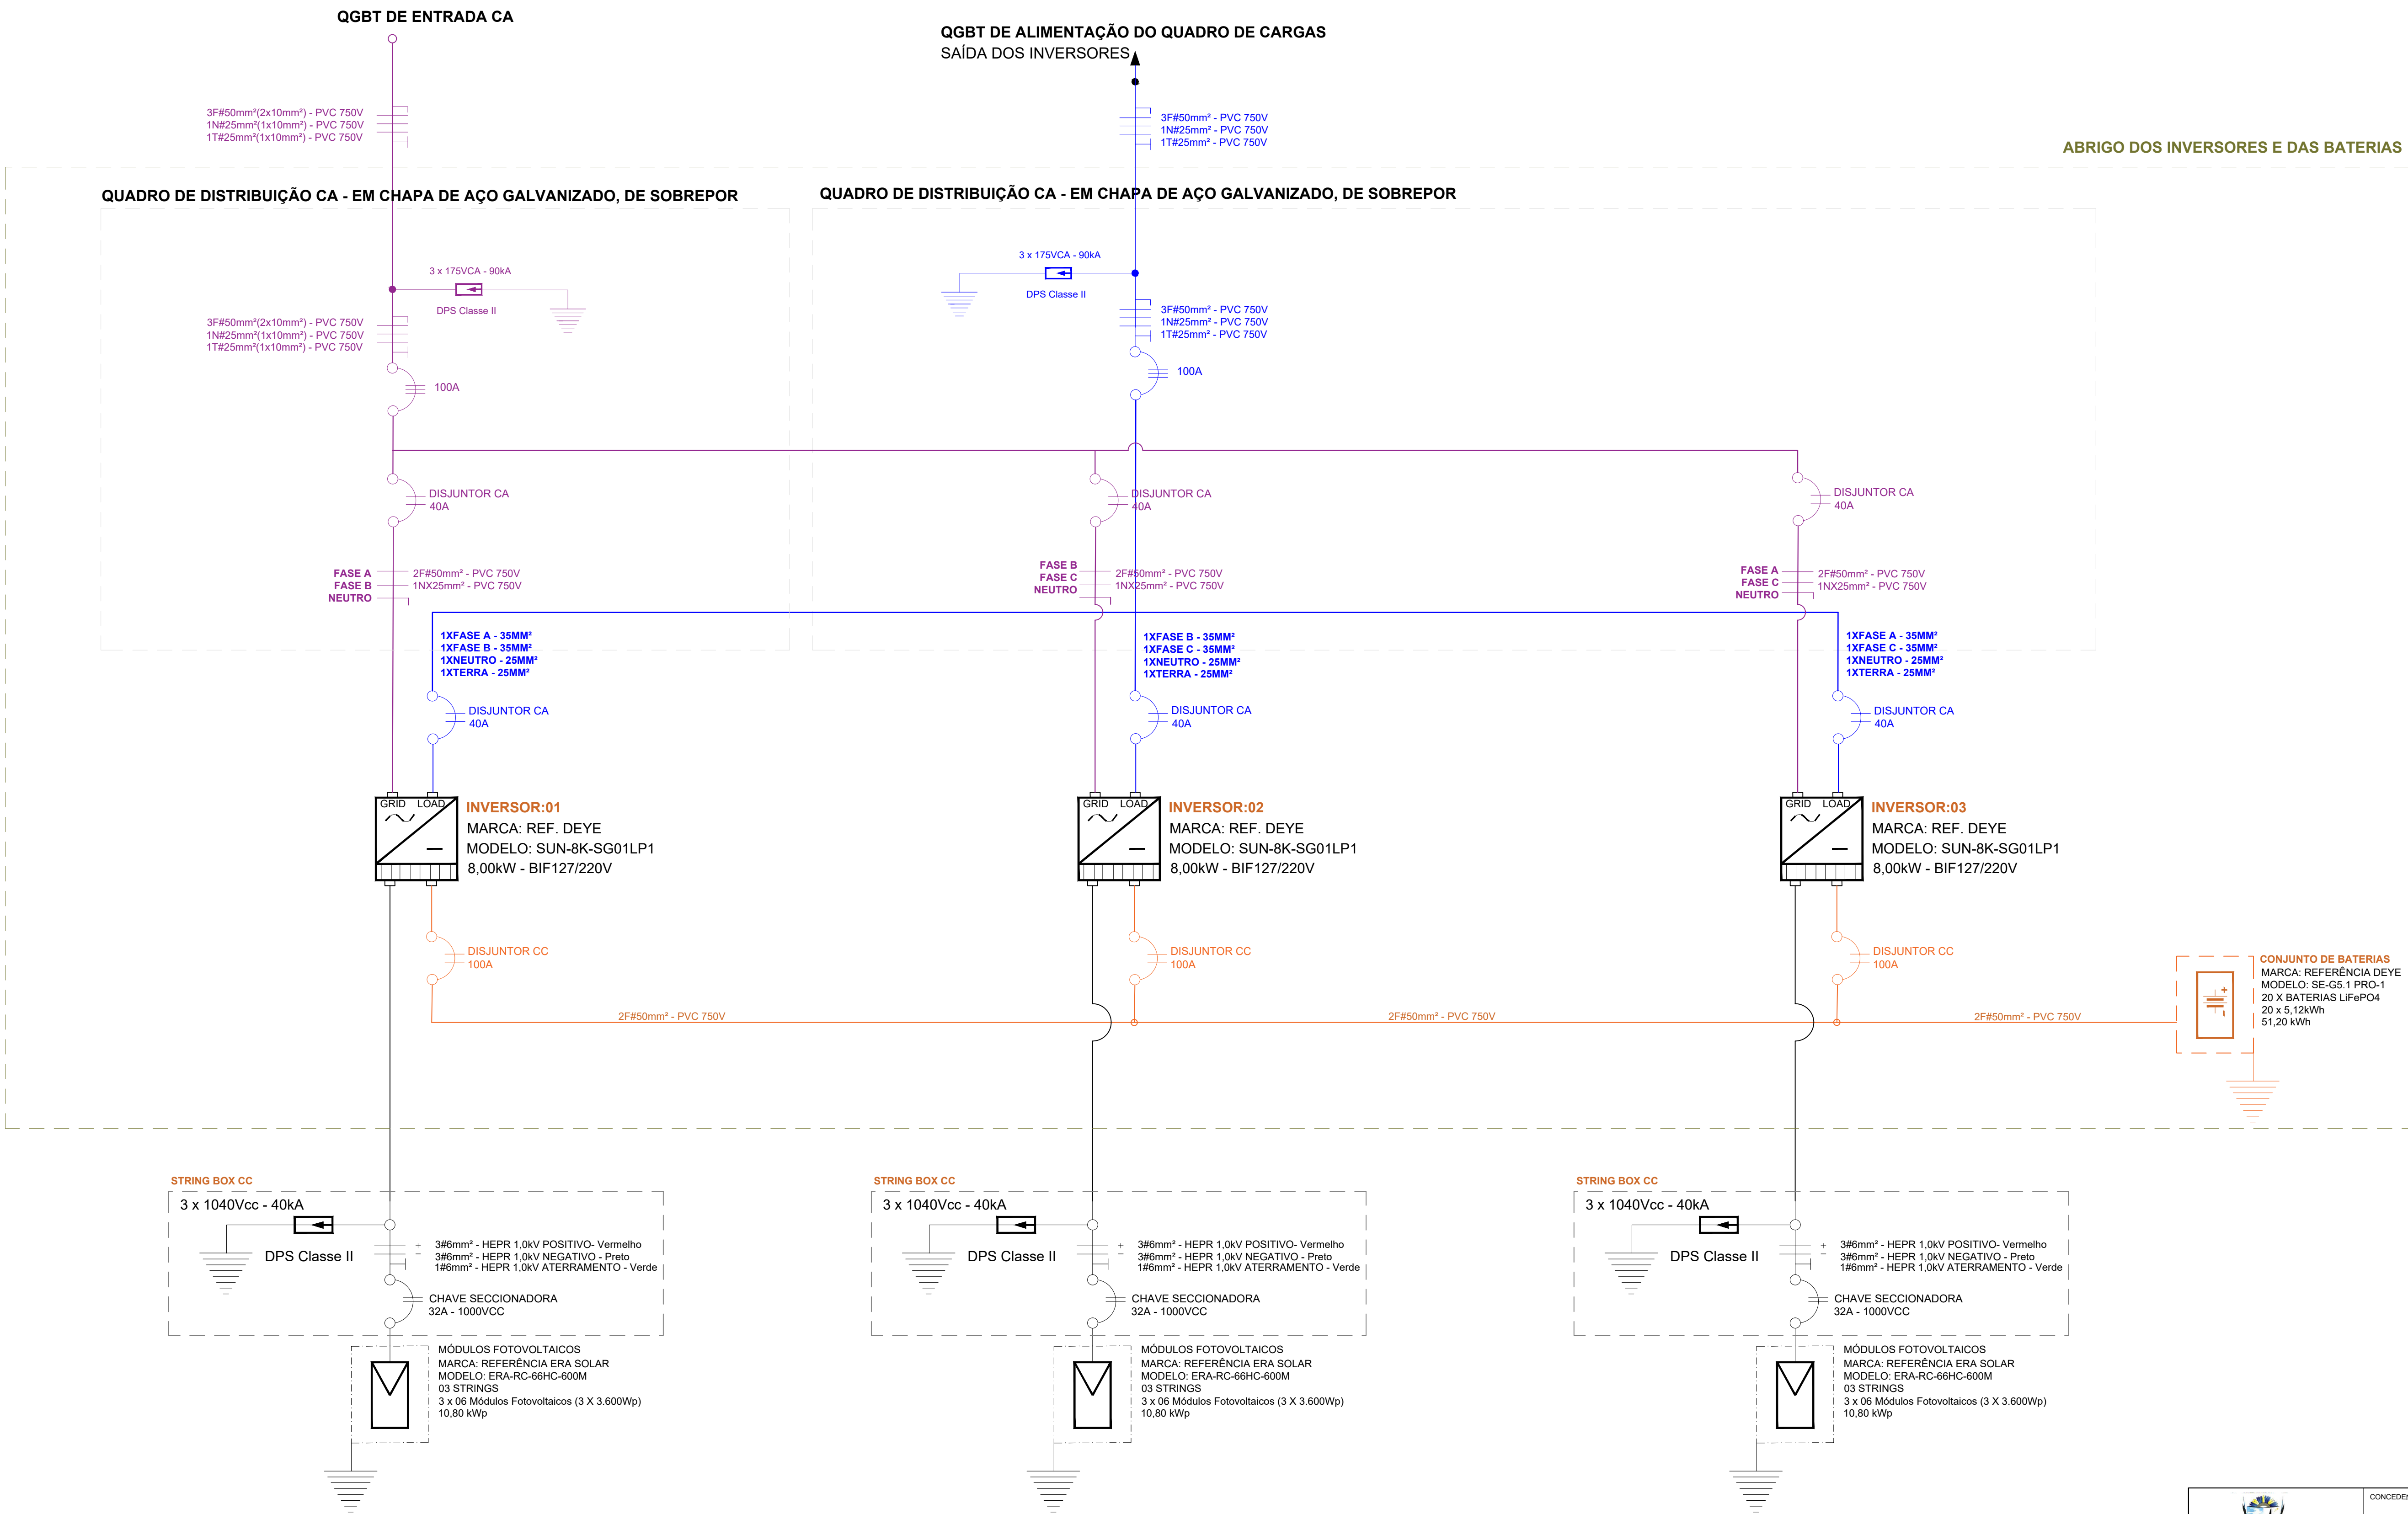

 MUNICÍPIO DE PACARAÍMA	CONCEDENTE: MINISTÉRIO DAS CIDADES 	TÍPO EL	MODIFICAÇÕES
			A REV 1/2025
TÍTULO: OBRAS PARA O FOMENTO AO ACESSO À ENERGIA ELÉTRICA NO MUNICÍPIO DE PACARAÍMA/RR.	LOCAL: ESCOLA M. DE ENSINO FUND. PROF. GISELE LIMA DA SOLEDADE	LIM. METRO	D
			E
AUTOR: Higor Raphael Lima da Silva Engenheiro Eletricista CREA 051922298-6	APROVAÇÕES	VISTO	F
			G
ESCALA: 1:100	FOLHA:	11	EMGLS-02