



QGBT 02 - DE ALIMENTAÇÃO DO QUADRO DE CARGAS (LOAD)
ESQUEMA E DIAGRAMA UNIFILAR

Nº DE FASES - 3
TENSÃO - 220/127V
FREQUÊNCIA - 60 Hz


600x500x250mm
VISTA FRONTAL EXTERNA
DO QGBT

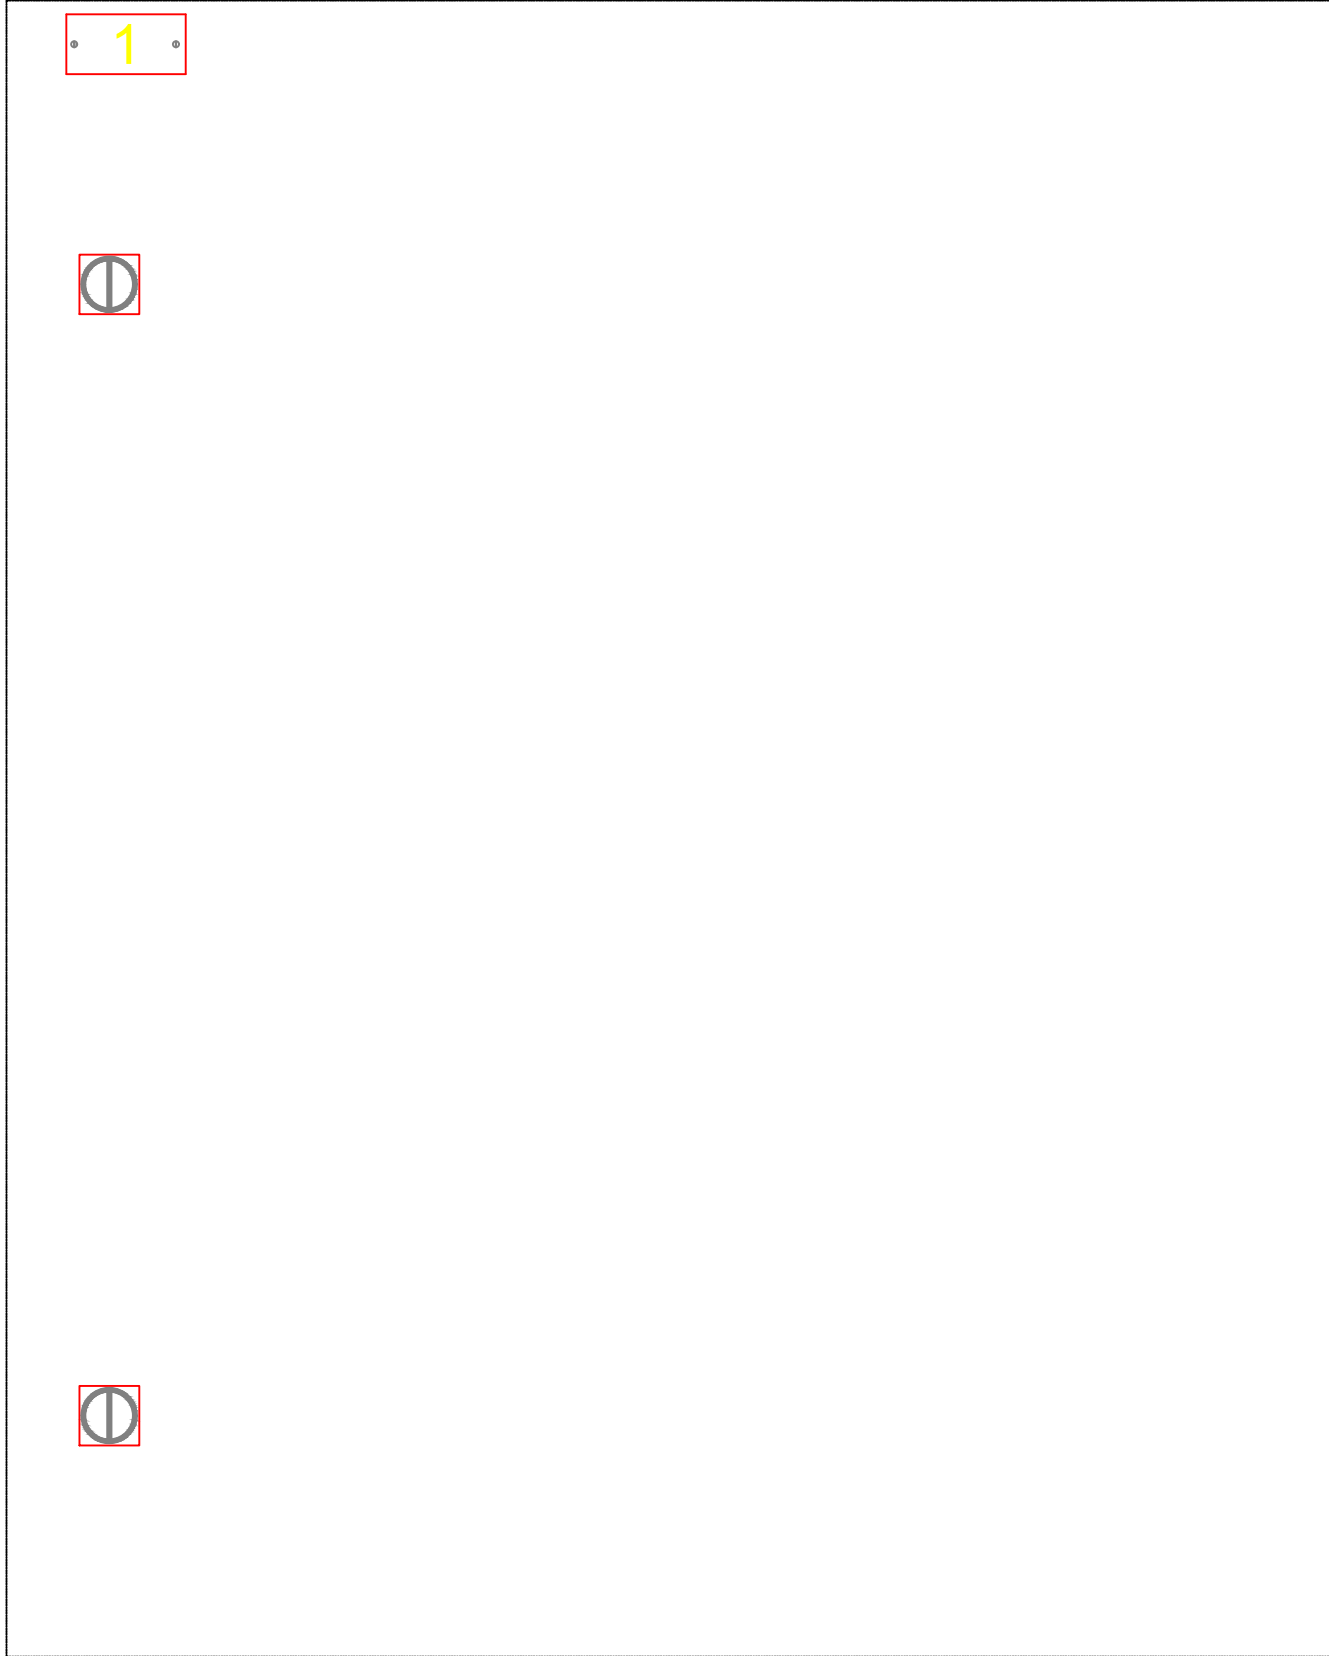


600x500x250mm
VISTA INTERNA DA PORTA

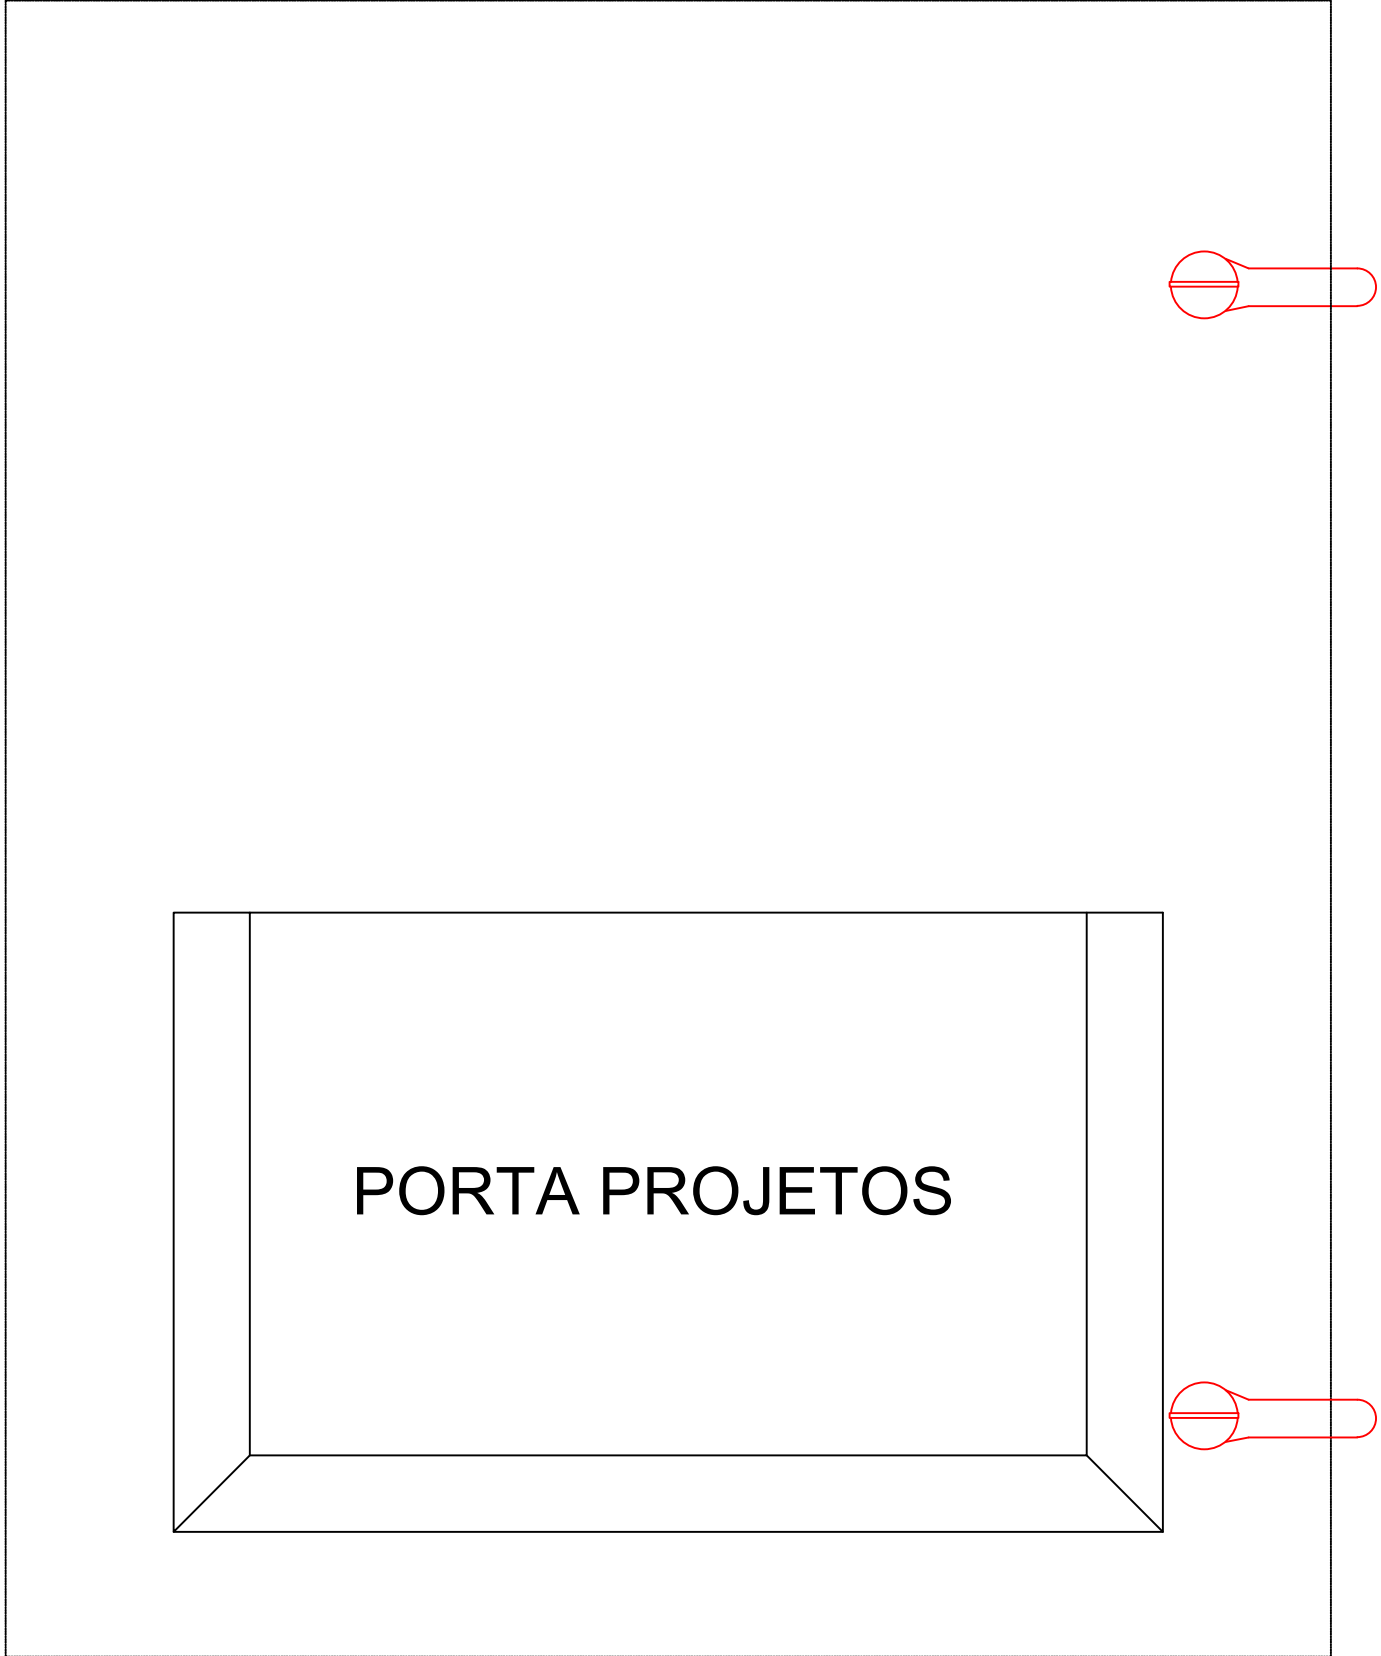

 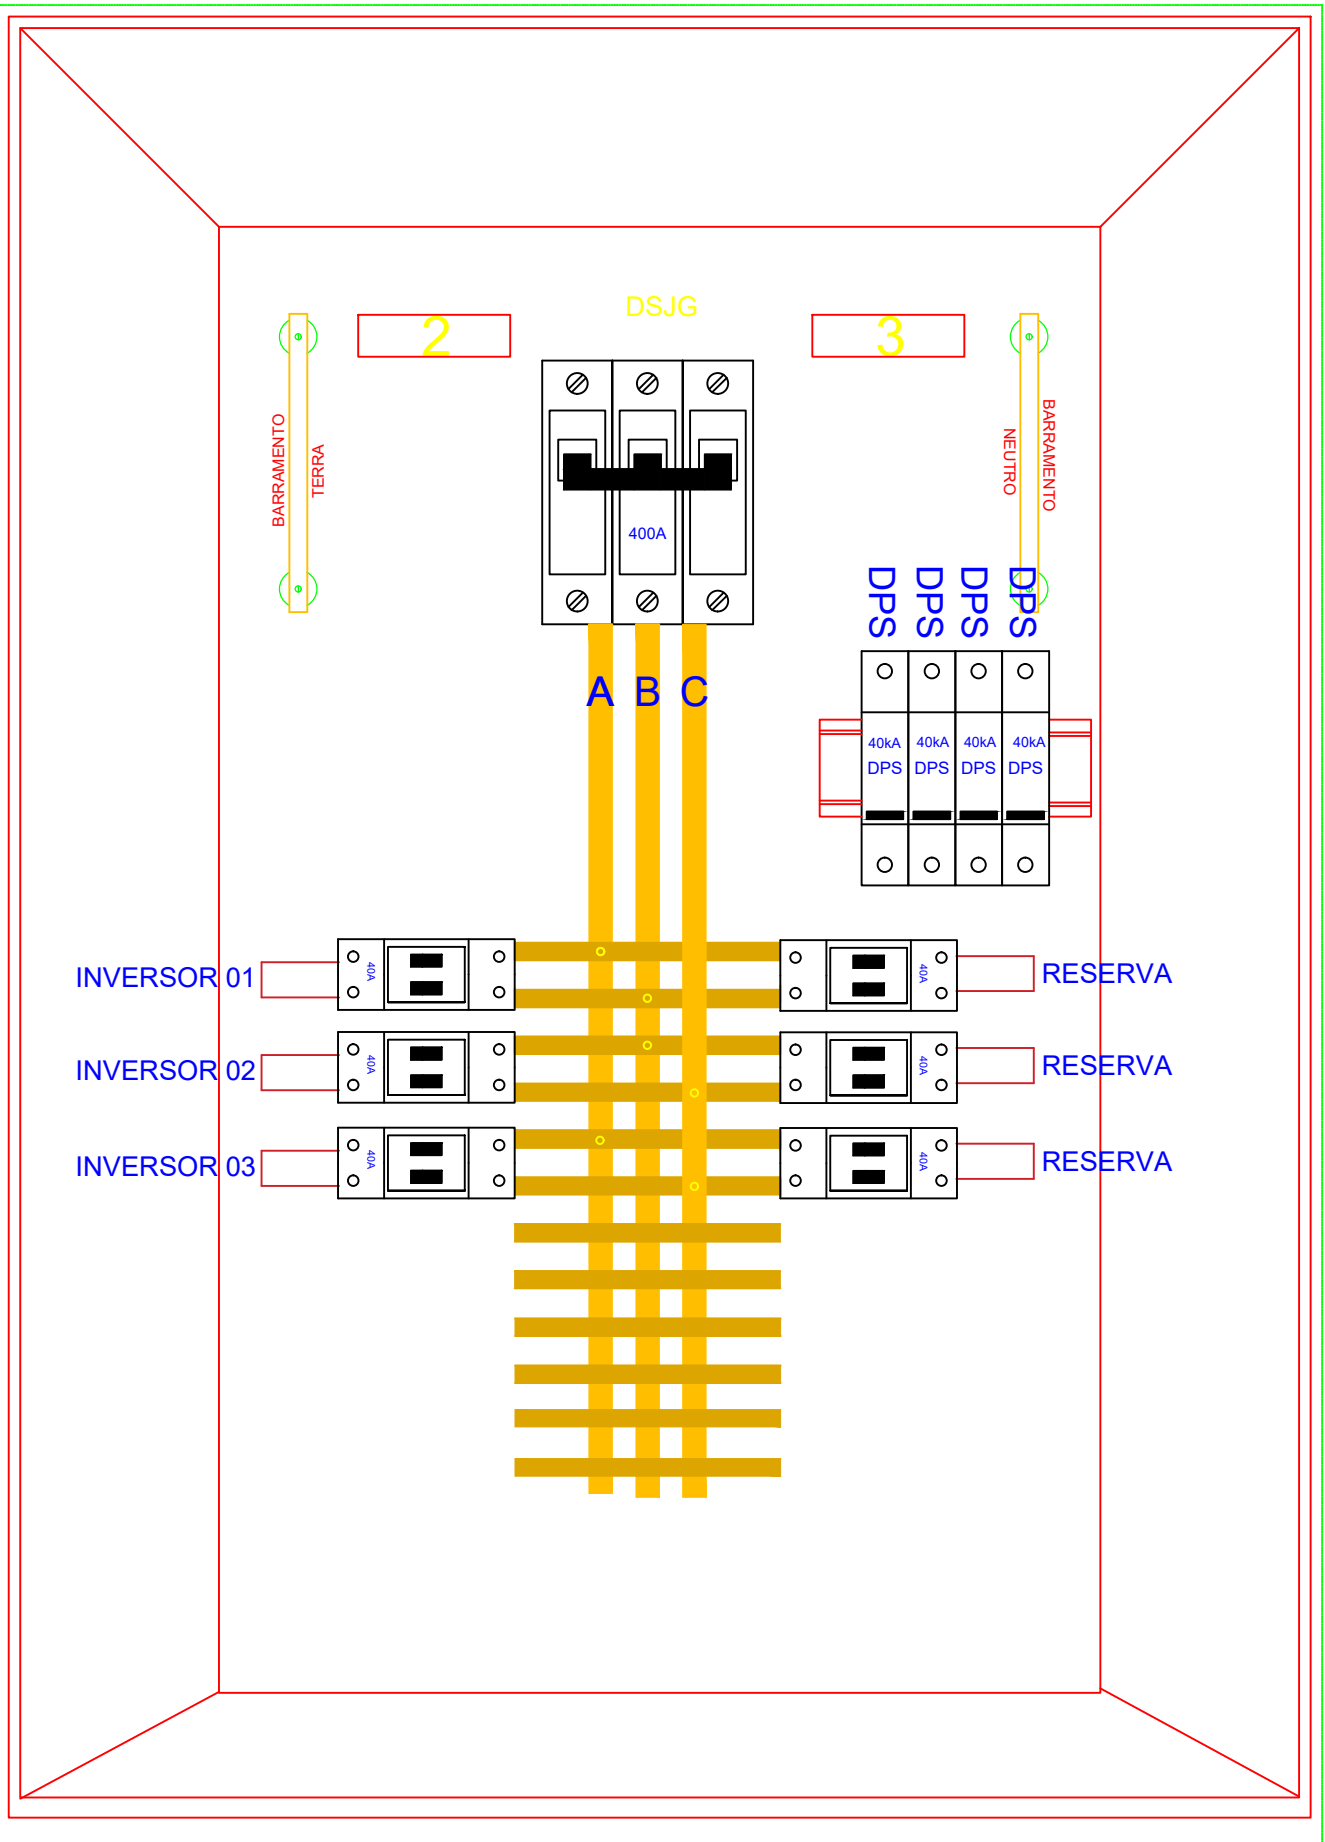


600x500x250mm
VISTA FRONTAL INTERNA
DO QGBT

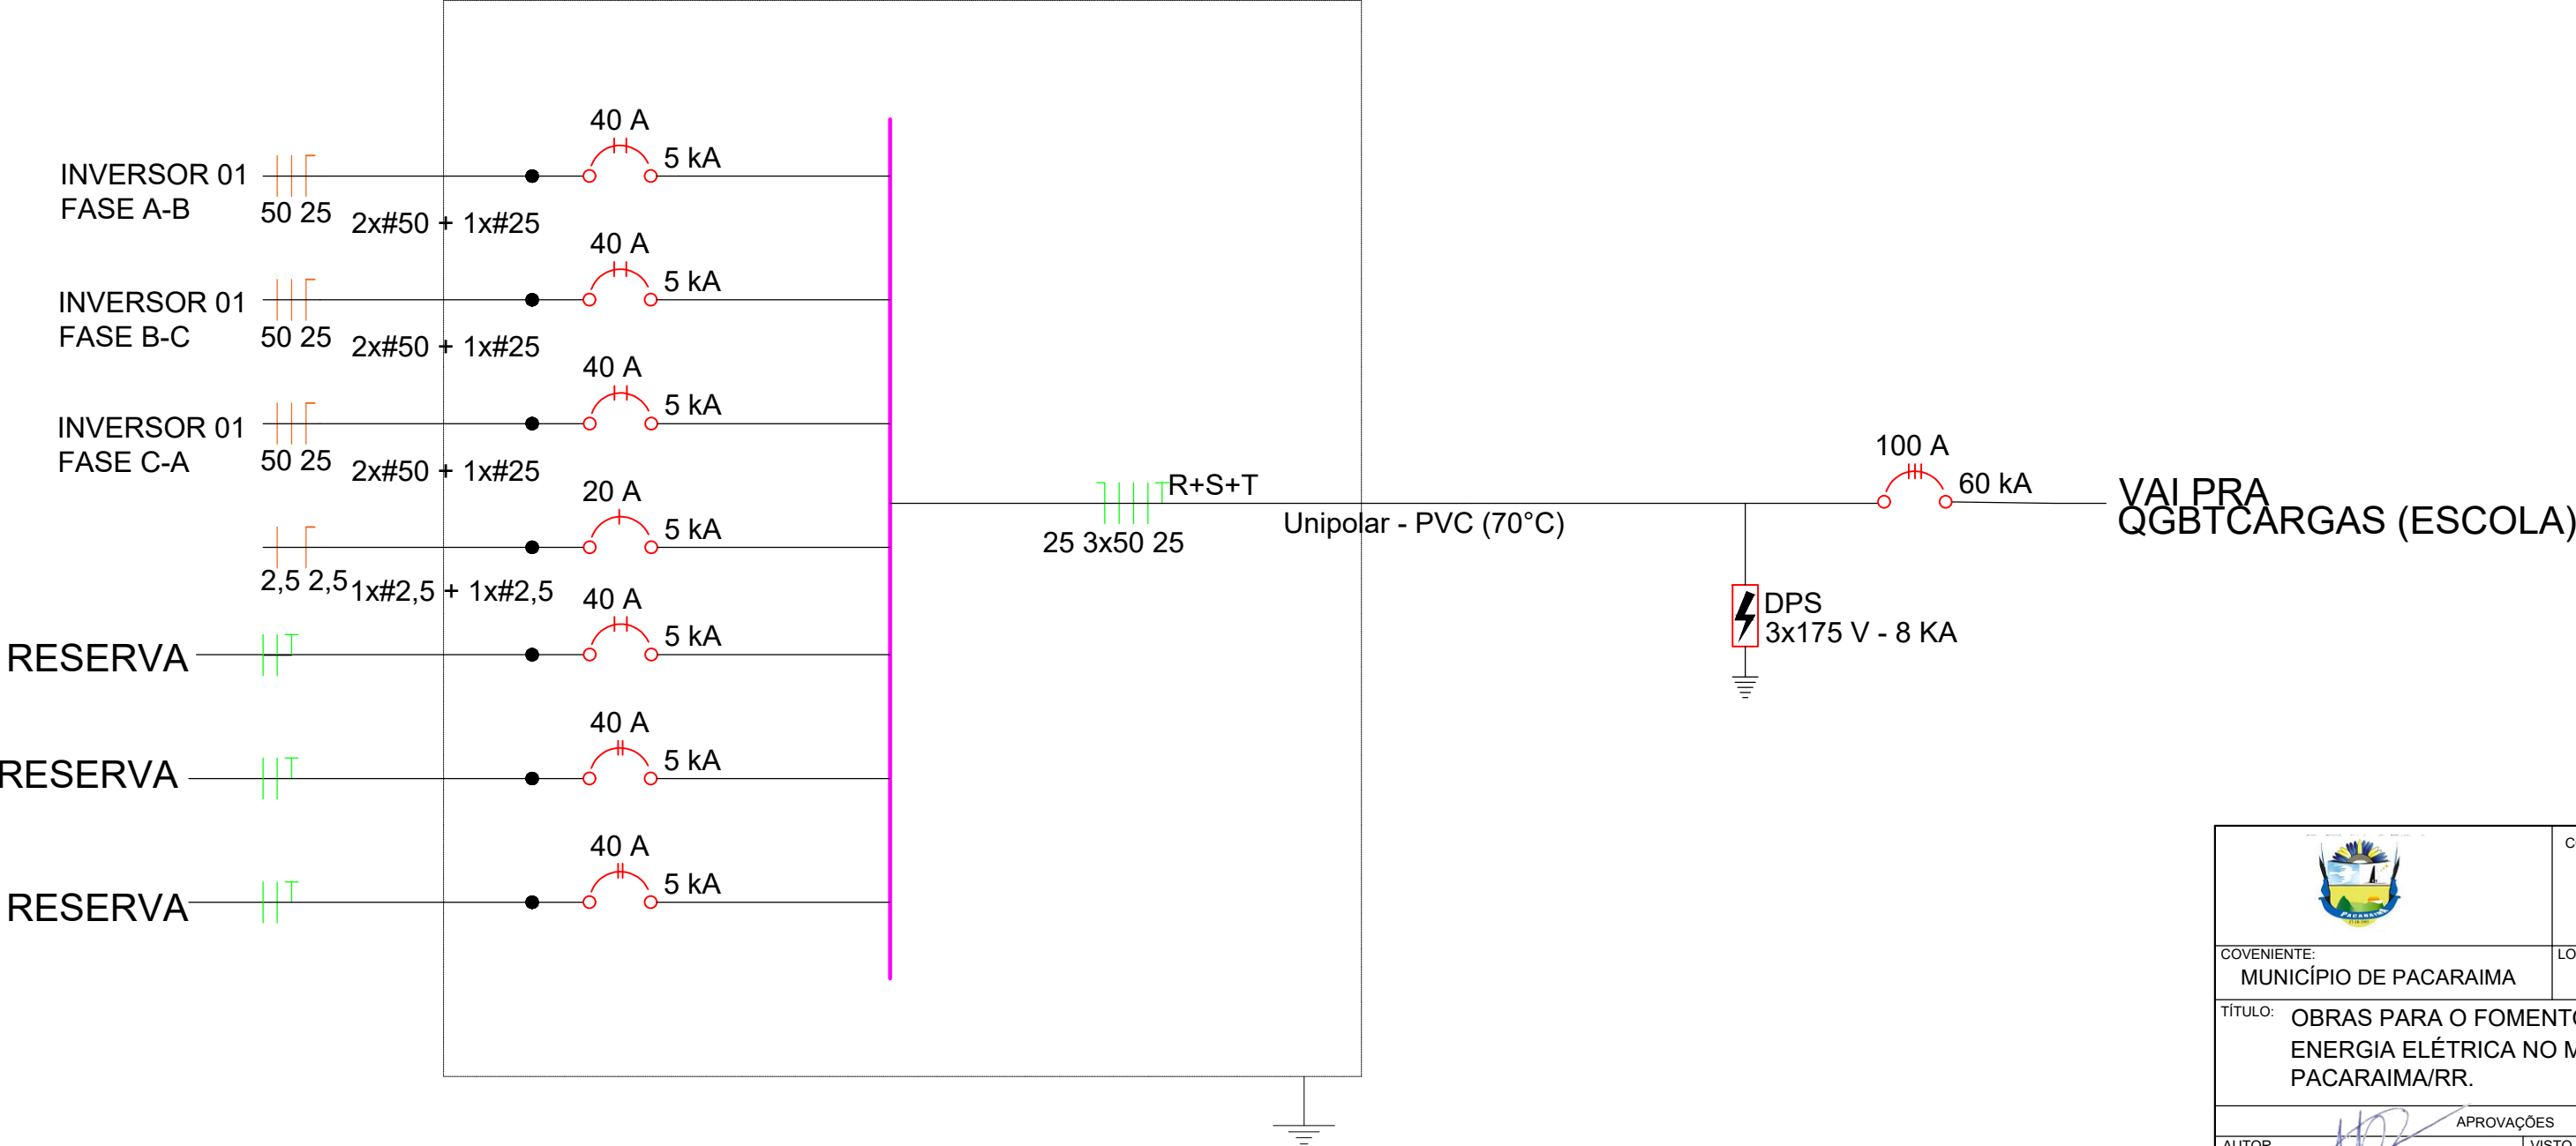

QGBT INVERSORES/CARGAS



	CONCEDENTE: MINISTÉRIO DAS CIDADES  GOVERNO FEDERAL BRASIL UNIAO E RECONSTRUCAO	TIPO EL	MODIFICAÇÕES	
			A	REV 1/2025
COVENIENTE: MUNICÍPIO DE PACARAÍMA	LOCAL: ESCOLA M. DE ENSINO FUND. PROF. GISELE LIMA DA SOLEDADE		B	
			C	
TÍTULO: OBRAS PARA O FOMENTO AO ACESSO À ENERGIA ELÉTRICA NO MUNICÍPIO DE PACARAÍMA/RR.		DIM: METRO	D	
			E	
		ÁREA: INDEFINIDA	F	
			G	
		DATA: JULHO/2025	H	
			I	
AUTOR: 	APROVAÇÕES	DESENHO	FOLHA	
			FOLHA	
-Higor Assis Lima da Silva Engenheiro Eletricista	VISTO	ESCALA: 1:100	EMGLS-06	
CREA 091922298-6				