


USINA FOTOVOLTAICA - UFV

DIAGRAMA UNIFILAR

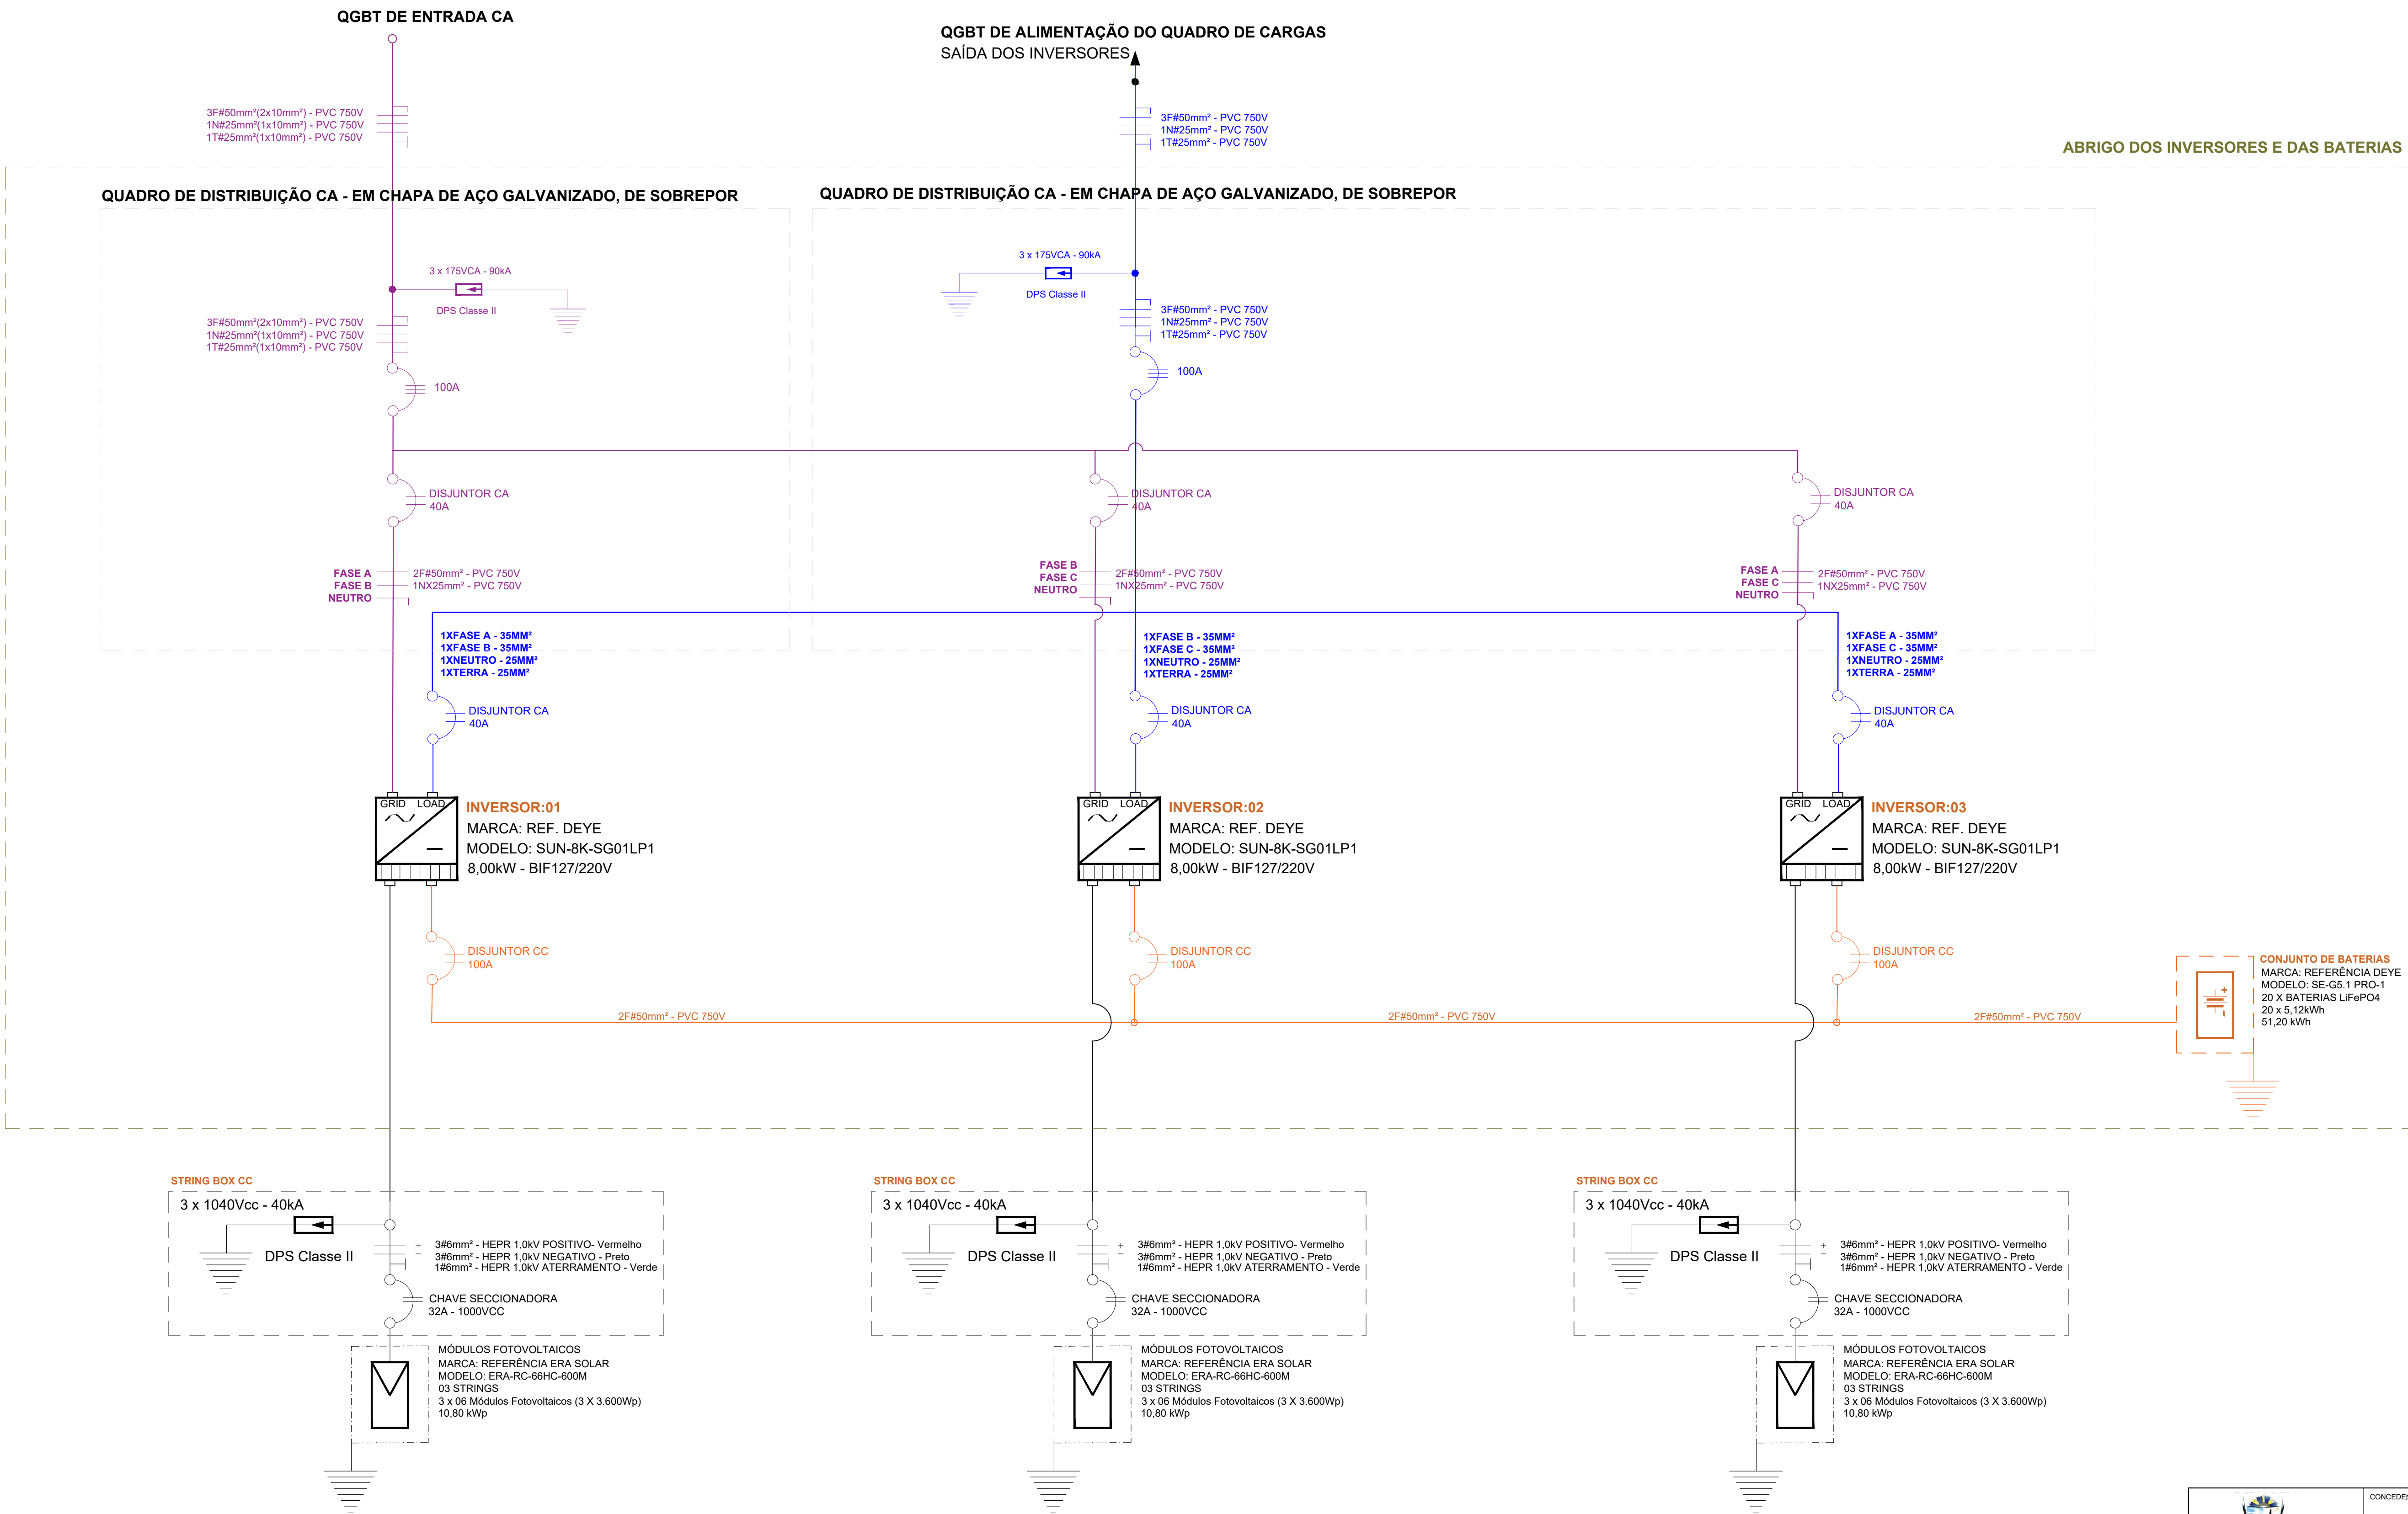

 COVENIENTE: MUNICÍPIO DE PACARAÍMA	CONCEDENTE: MINISTÉRIO DAS CIDADES GOVERNO FEDERAL UNIDADE EXECUTIVA	TÍTULO: OBRAS PARA O FOMENTO AO ACESSO À ENERGIA ELÉTRICA NO MUNICÍPIO DE PACARAÍMA/RR.	LOCAL: ESCOLA INDÍGENA OSVALDO FRANCO	TÍPO: EL	MODIFICAÇÕES
					A REV 1/2025 B C D E F G
AUTOR: Higor Raphael Lima da Silva Engenheiro Eletricista	APROVAÇÕES	VISTO	ESCALA: 1:100	FOLHA: EIOF-02	