



QGBT 02 - DE ALIMENTAÇÃO DO QUADRO DE CARGAS (LOAD)  
ESQUEMA E DIAGRAMA UNIFILAR

Nº DE FASES - 3  
TENSÃO - 220/127V  
FREQUÊNCIA - 60 Hz


600x500x250mm VISTA FRONTAL EXTERNA DO QGBT

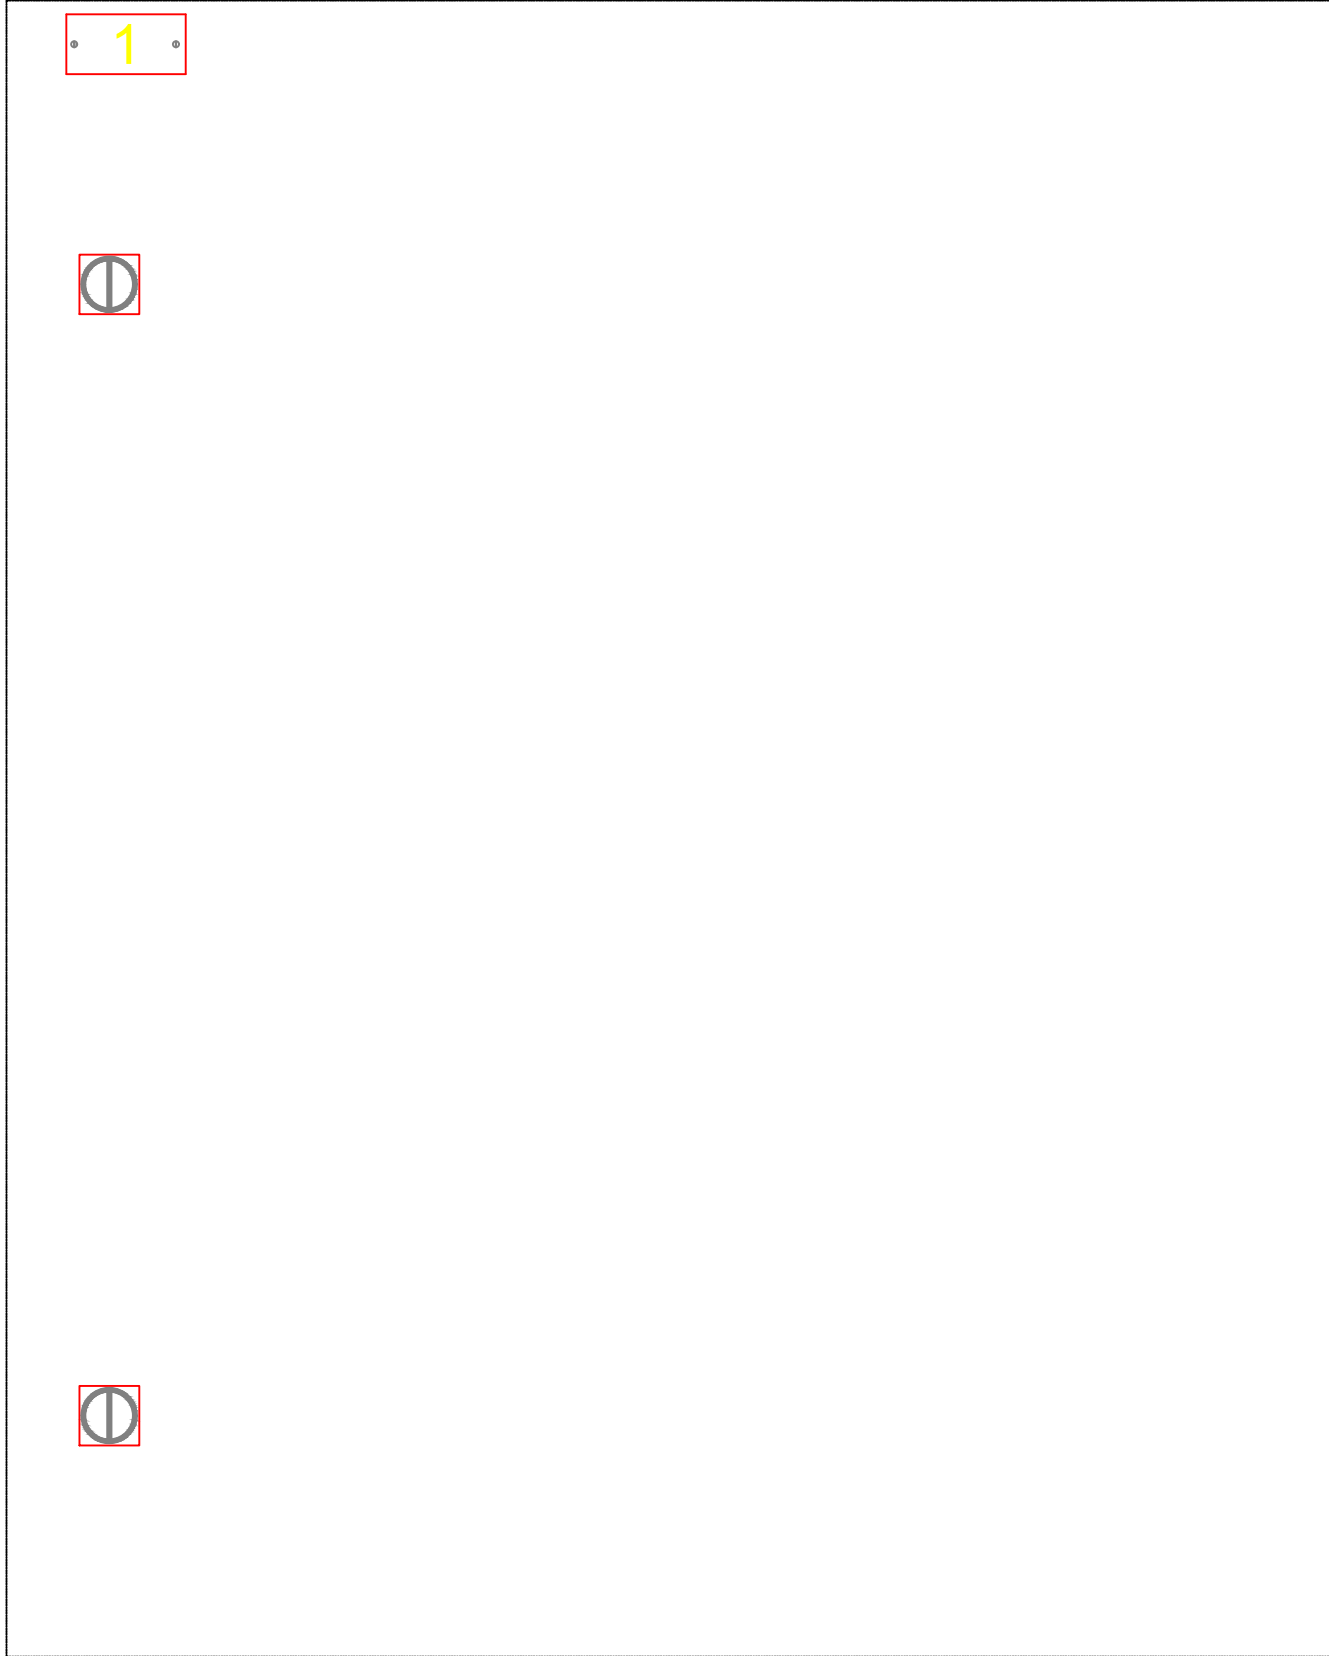


600x500x250mm VISTA INTERNA DA PORTA

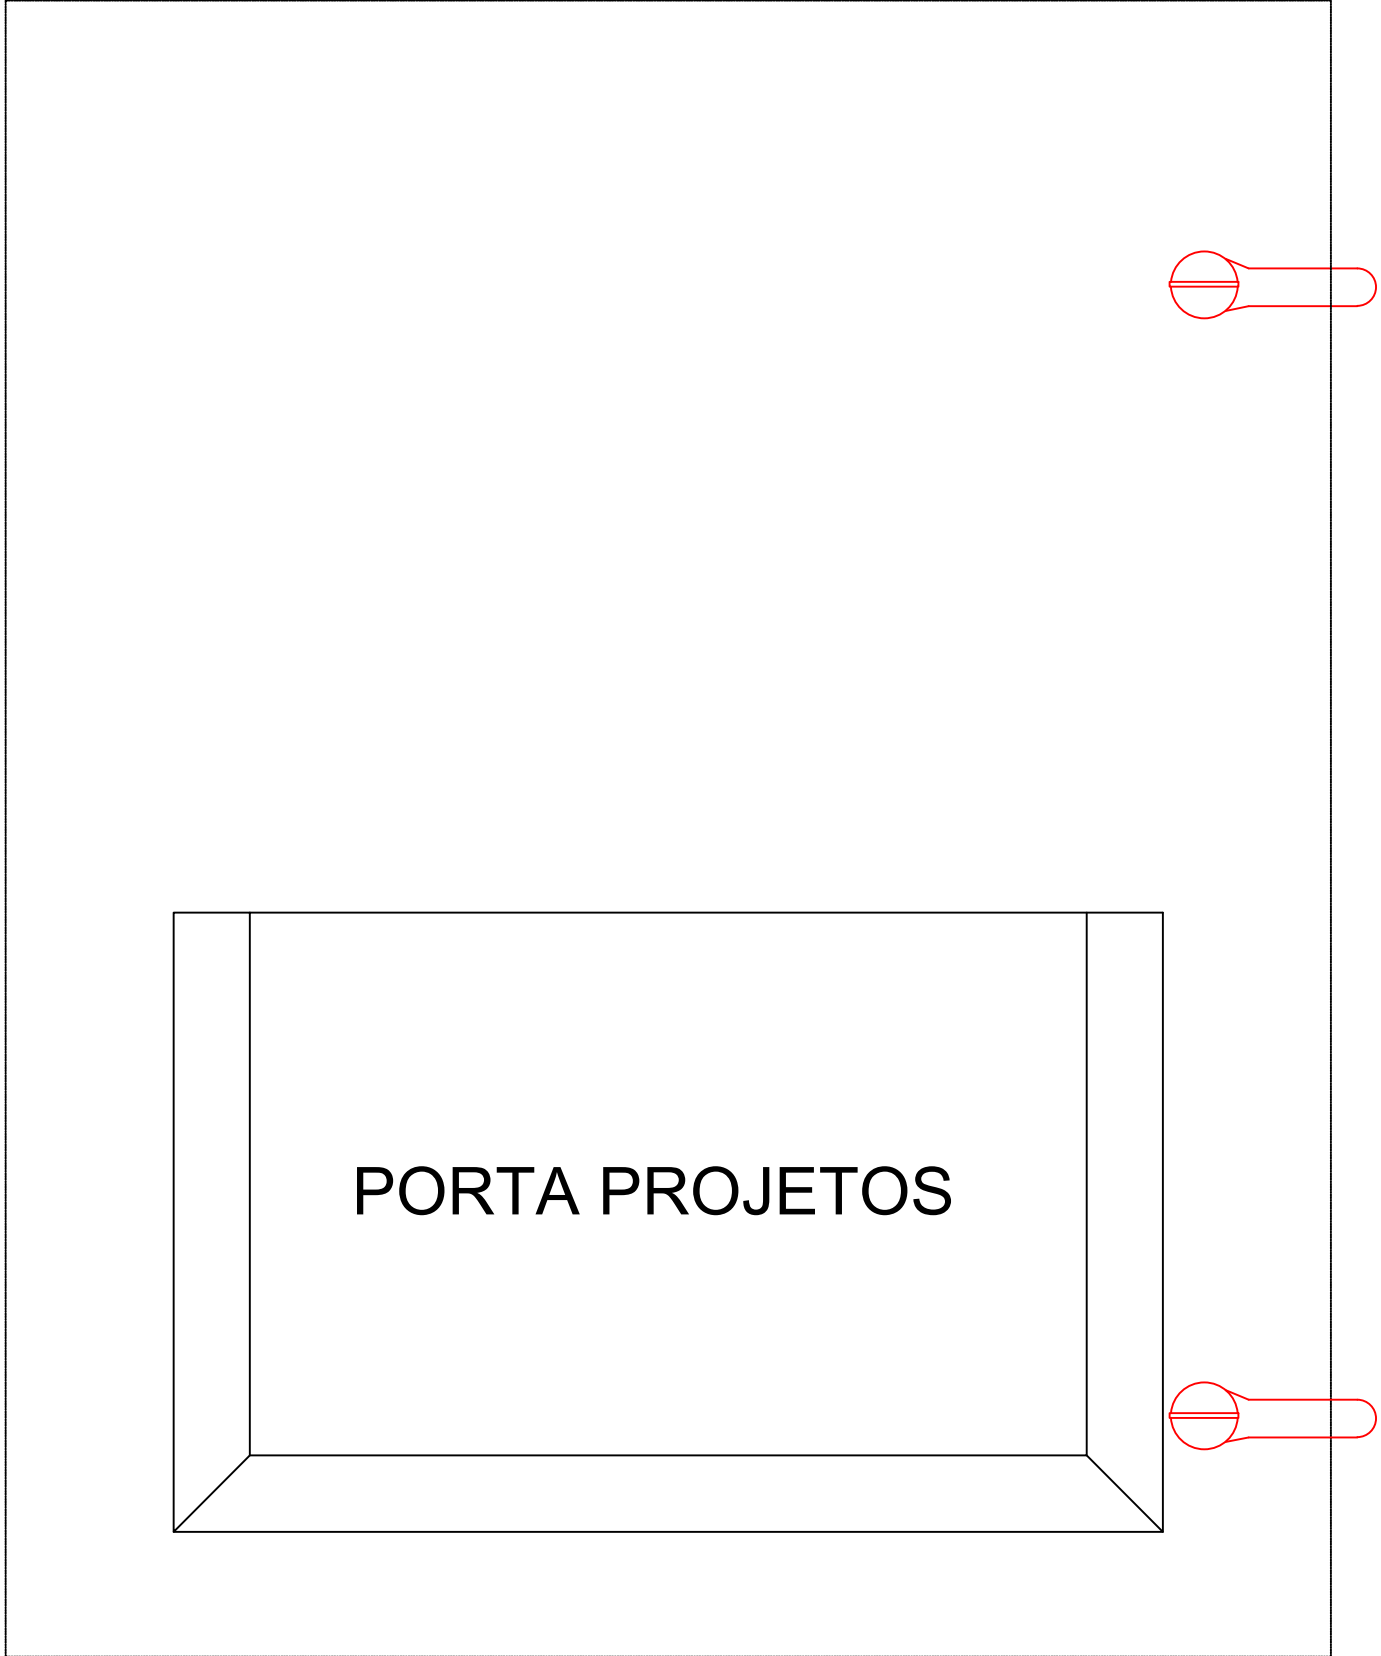

600x500x250mm VISTA FRONTAL INTERNA DO QGBT

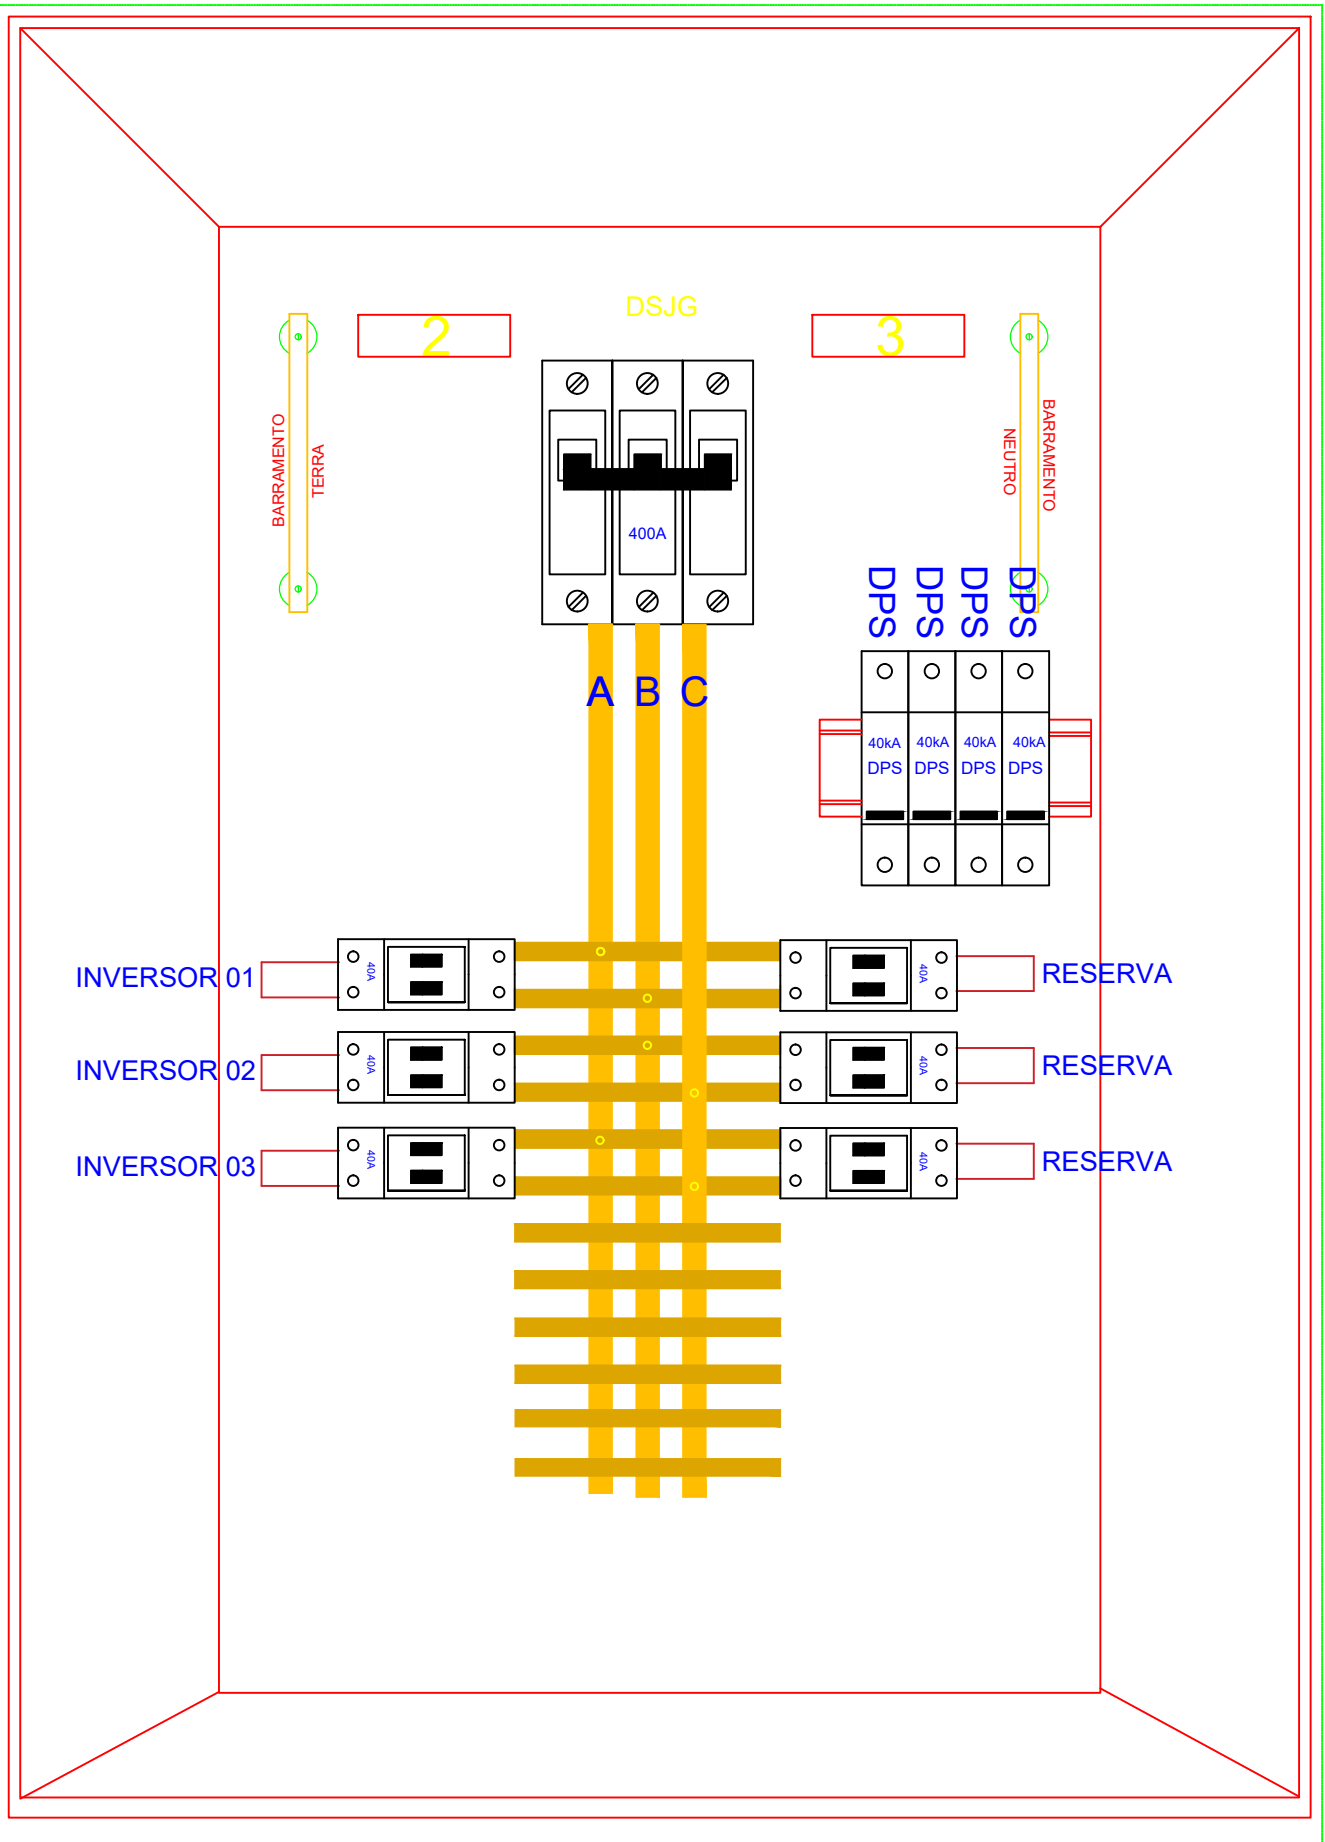

QGBT INVERSORES/CARGAS

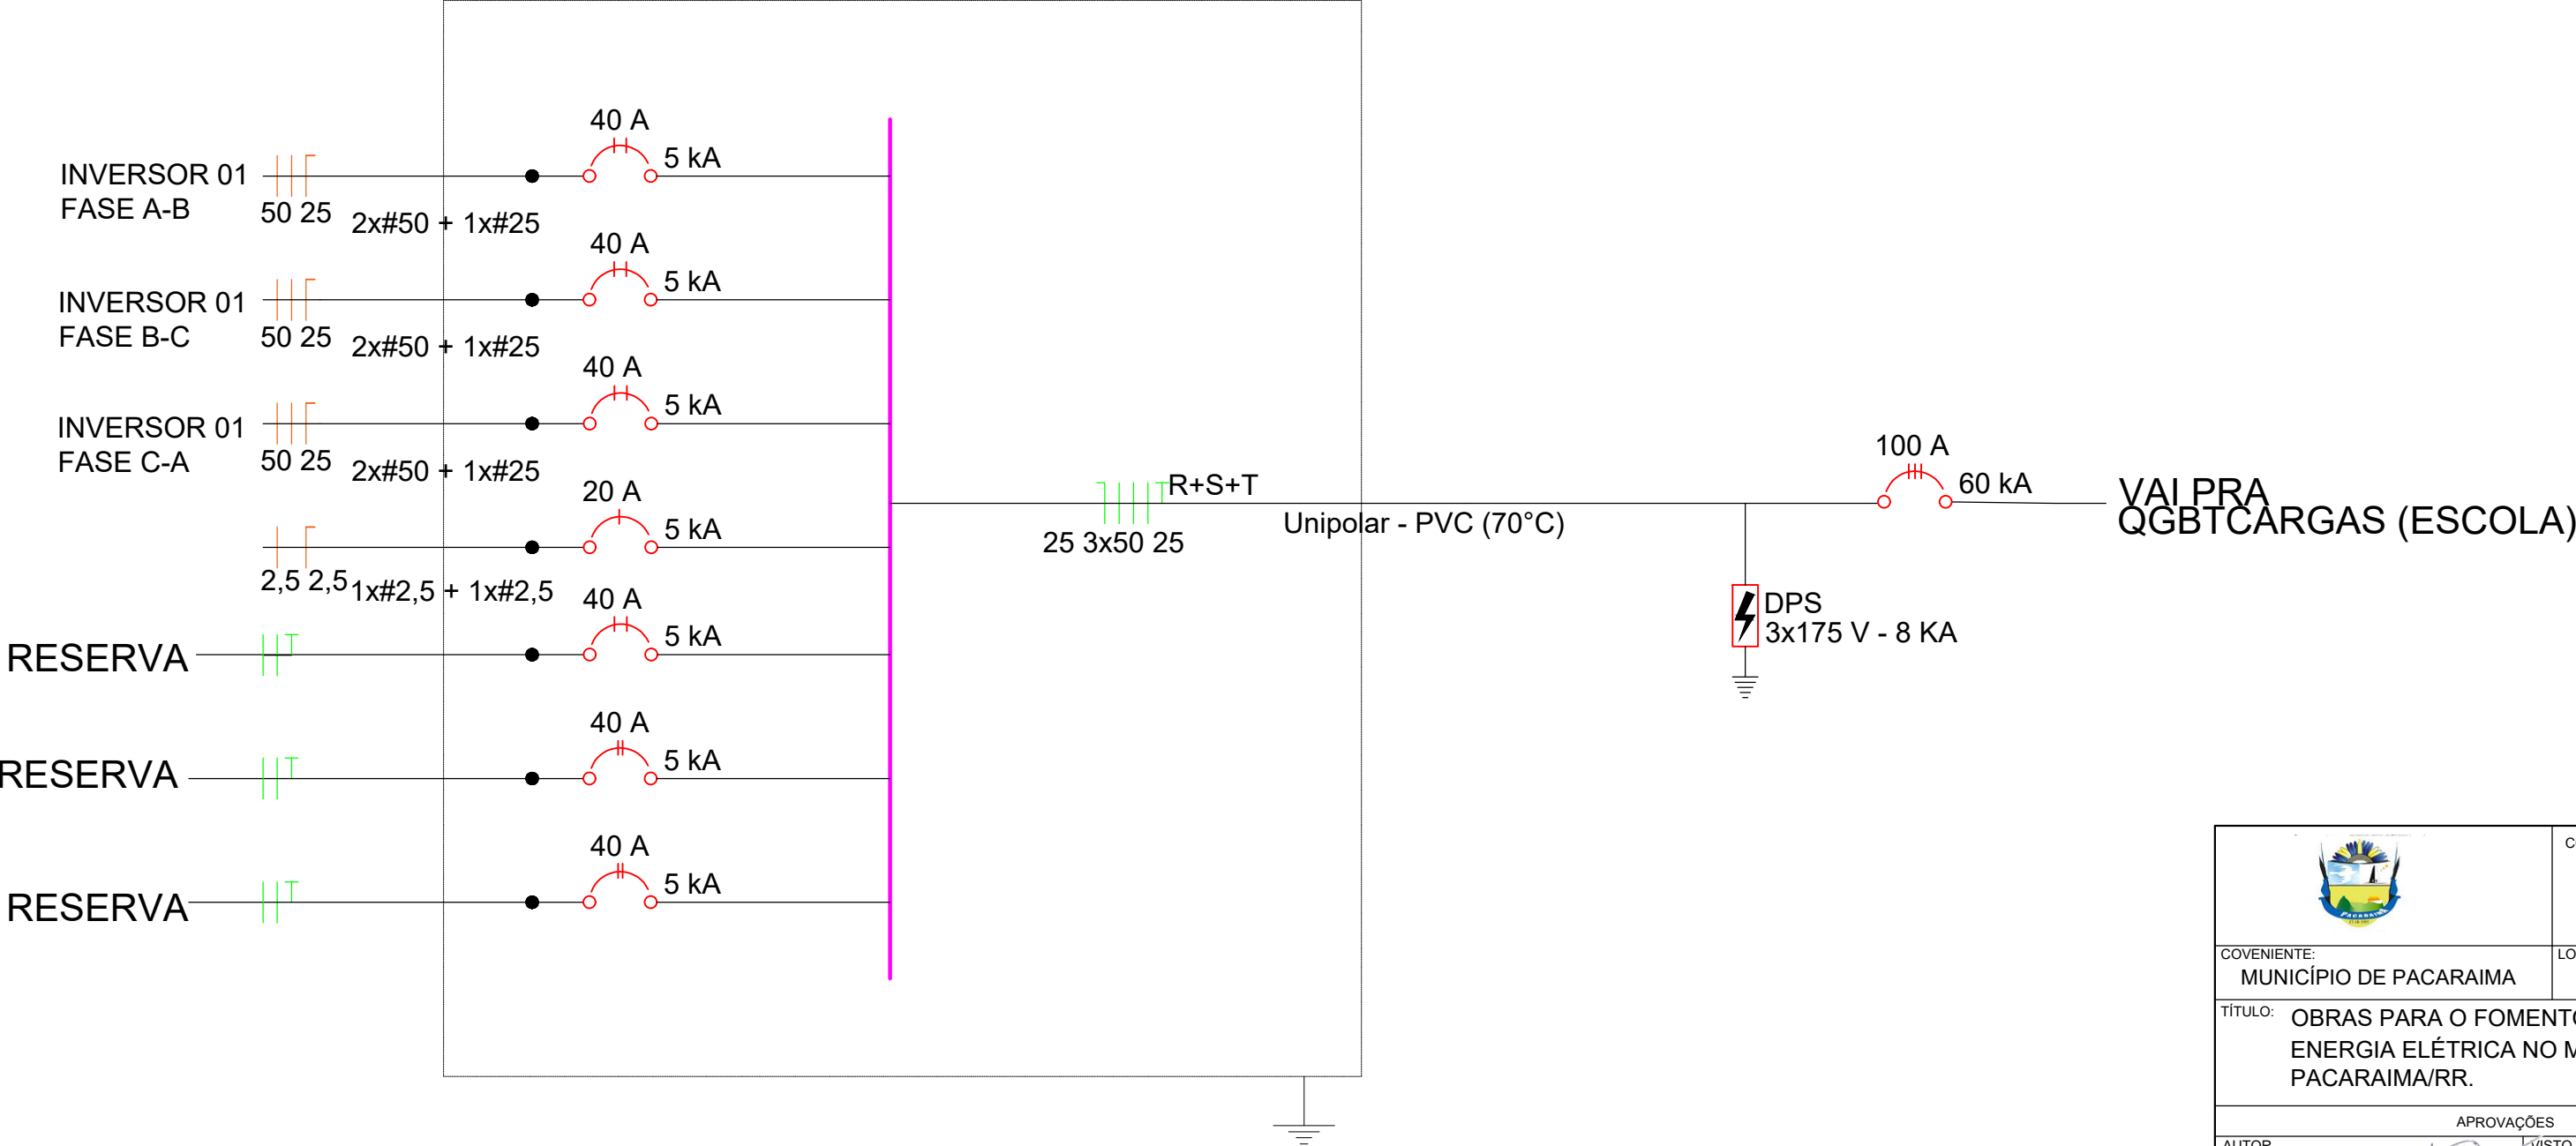

	CONCEDENTE: MINISTÉRIO DAS CIDADES GOVERNO FEDERAL UNIDADE E RESISTÊNCIA	TÍPO EL	MODIFICAÇÕES A REV 1/2025 B C D
COVENIENTE: MUNICÍPIO DE PACARAÍMA	LOCAL: ESCOLA INDÍGENA OSVALDO FRANCO	TÍTULO: OBRAS PARA O FOMENTO AO ACESSO À ENERGIA ELÉTRICA NO MUNICÍPIO DE PACARAÍMA/RR.	DIM METRO ÁREA INDEFINIDA DATA JULHO/2025 DESENHO G
AUTOR Higor Gusmão Lima da Silva Engenheiro Eletricista CREA 091922298-6	VISTO	ESCALA 1:100	FOLHA EIOF-06