



USINA FOTOVOLTAICA - UFV

DIAGRAMA UNIFILAR

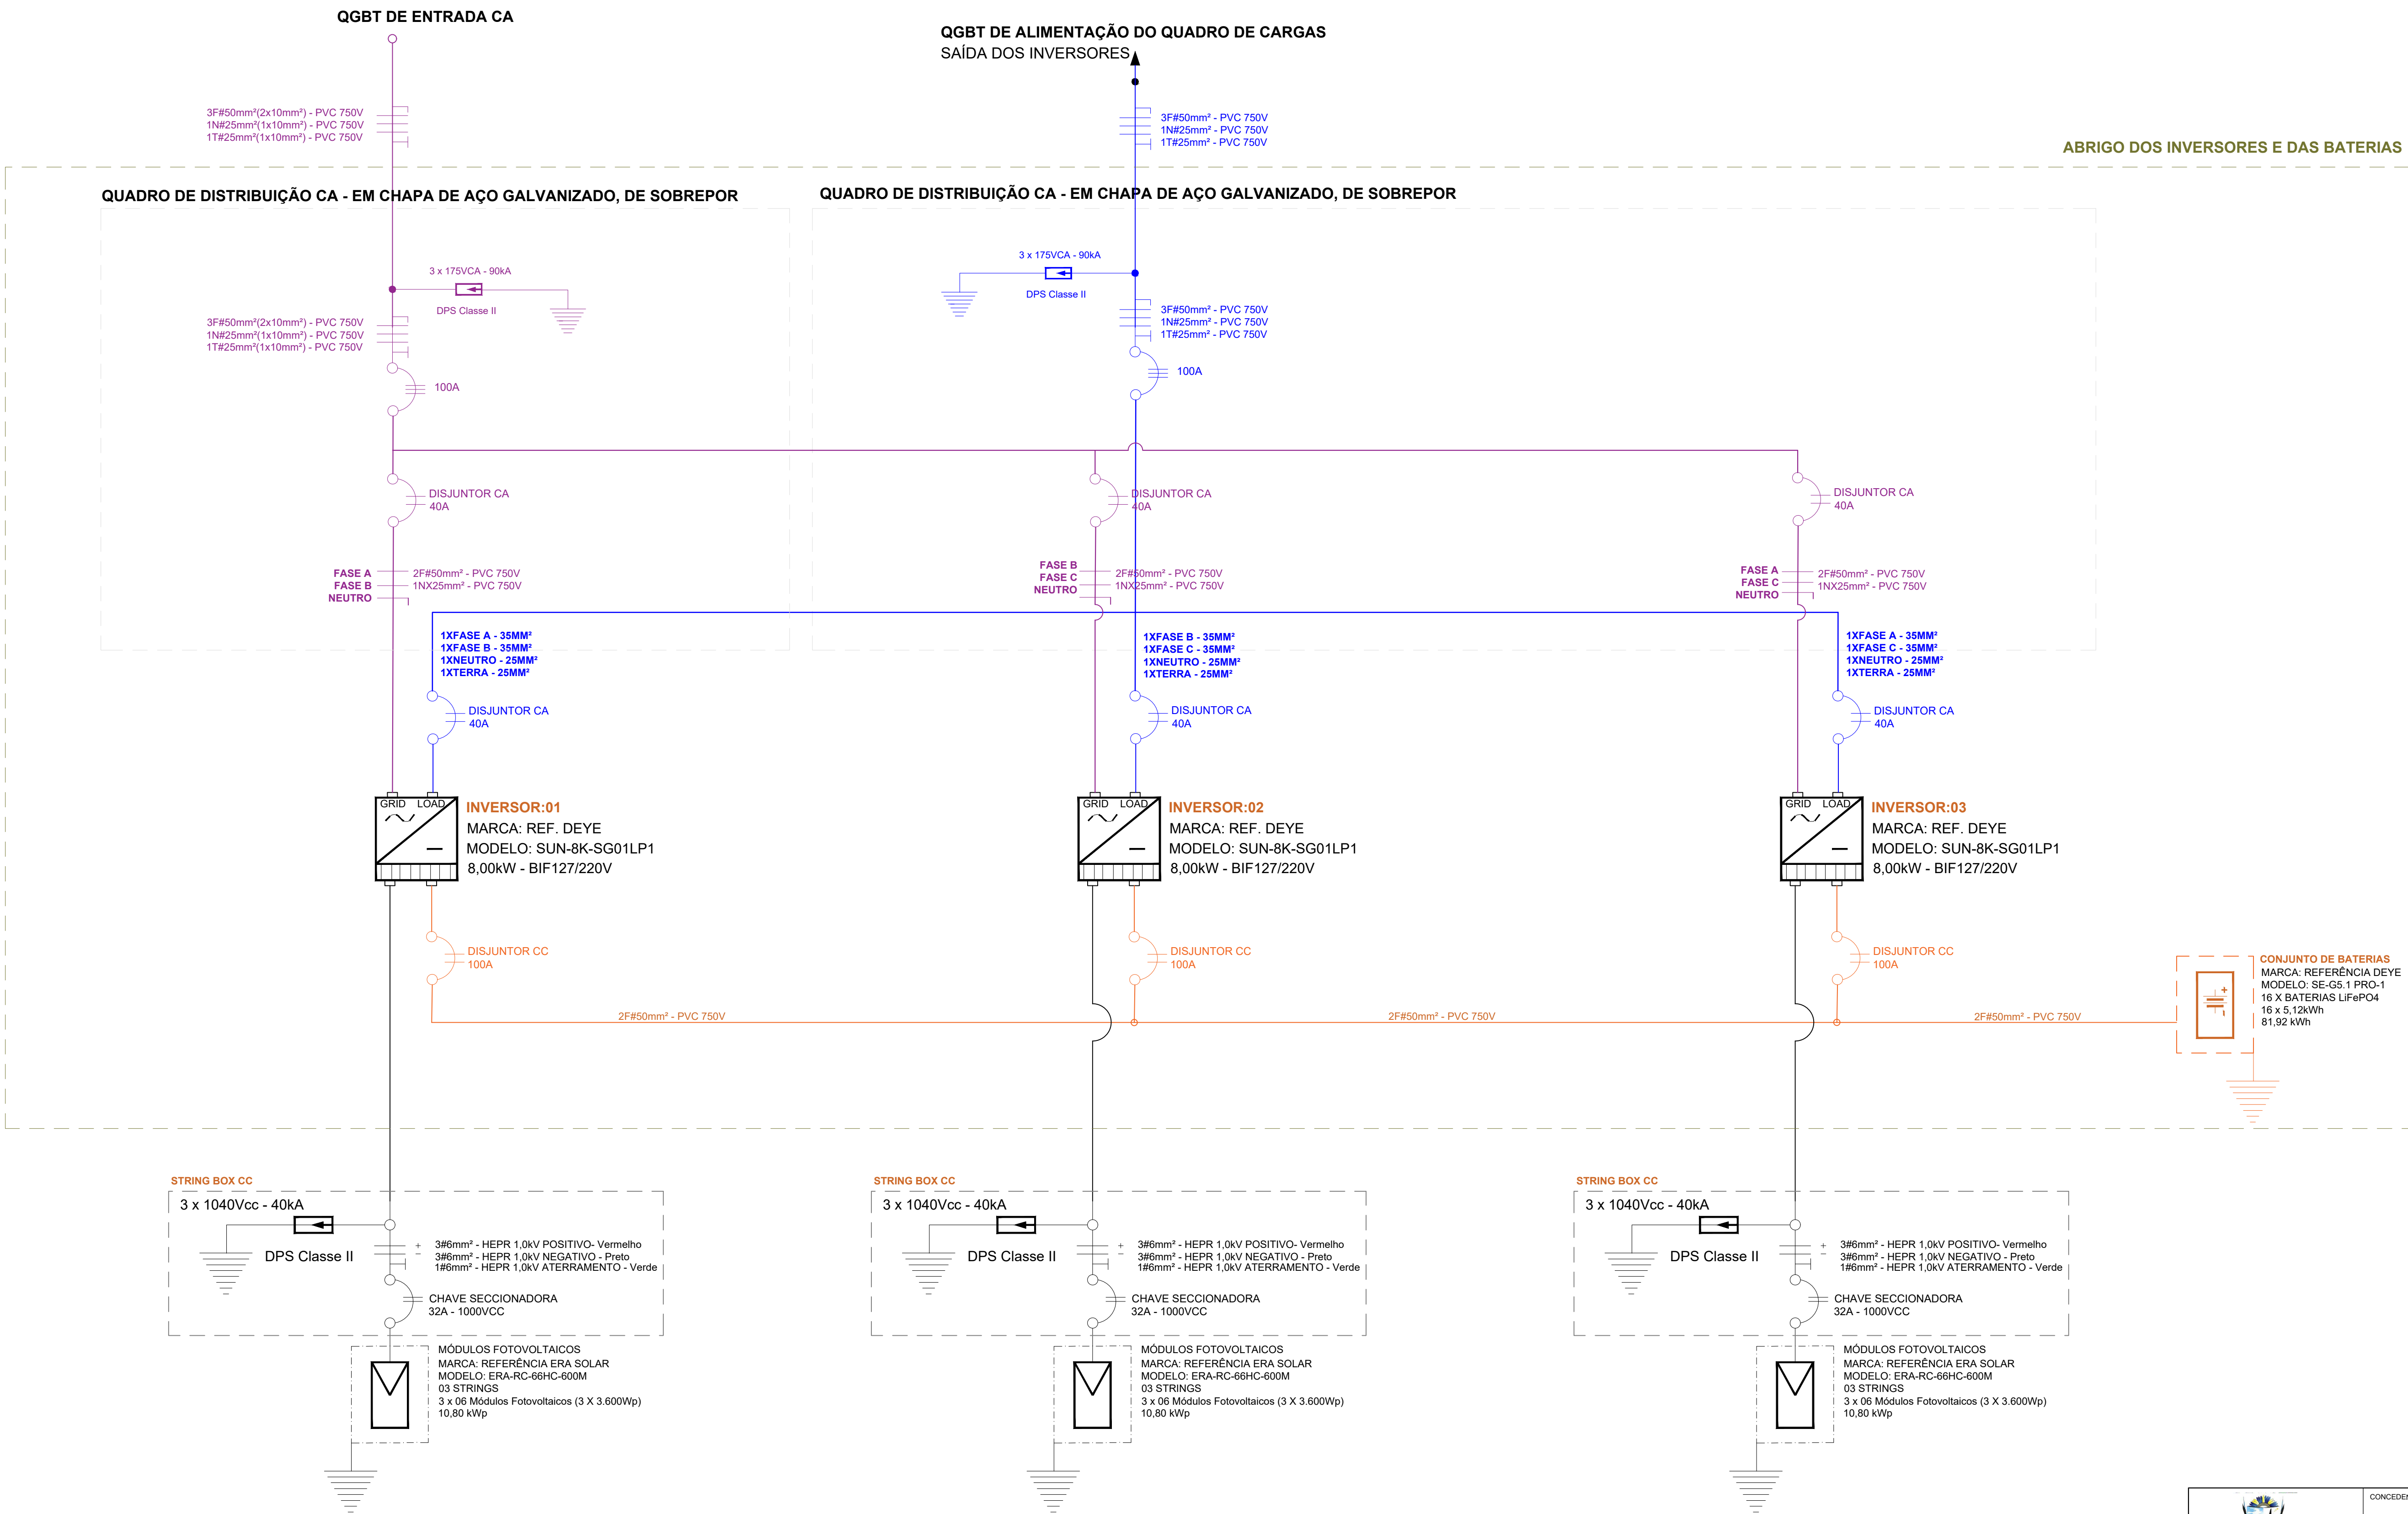

		CONCEDENTE: GOVERNO FEDERAL MINISTÉRIO DAS CIDADES  UNIDADE DE REGISTRO		TÍPO EL		MODIFICAÇÕES	
COVENIENTE: MUNICÍPIO DE PACARAÍMA		LOCAL: ESCOLA MUNICIPAL CASIMIRO DE ABREU				A REV 1/2025	
TÍTULO: OBRAS PARA O FOMENTO AO ACESSO À ENERGIA ELÉTRICA NO MUNICÍPIO DE PACARAÍMA/RR.				DIM. METRO		C	
				ÁREA INDEFINIDA		D	
AUTOR:  Higor Baptista Lima da Silva Engenheiro Eletricista		APROVAÇÕES		DATA JULHO/2025		E	
				DESENHO		F	
		VISTO		ESCALA 1:100		FOLHA	
						EMCA-02	
CERK0919222896							