



QGBT 02 - DE ALIMENTAÇÃO DO QUADRO DE CARGAS (LOAD)
ESQUEMA E DIAGRAMA UNIFILAR

Nº DE FASES - 3
TENSÃO - 220/127V
FREQUÊNCIA - 60 Hz


600x500x250mm
VISTA FRONTAL EXTERNA
DO QGBT

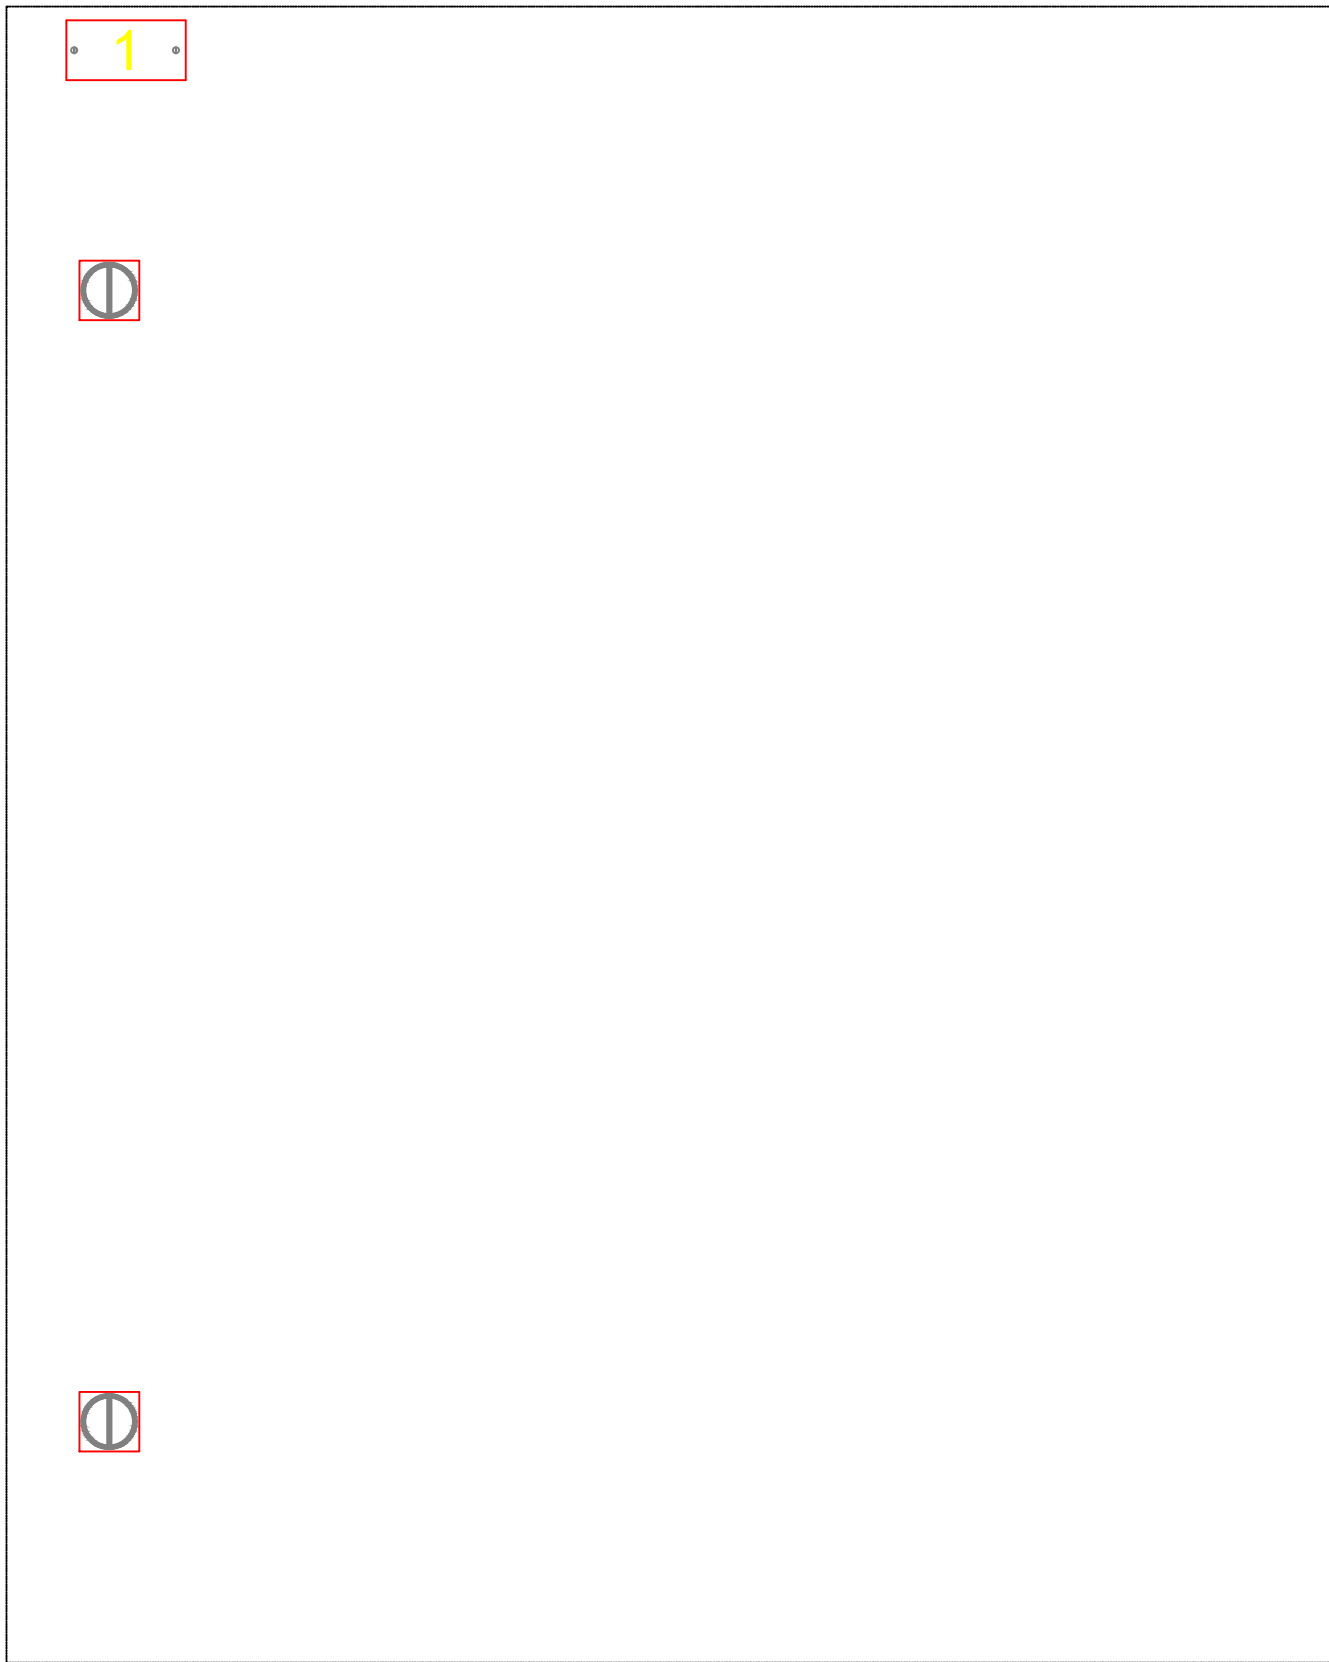


600x500x250mm
VISTA INTERNA DA PORTA

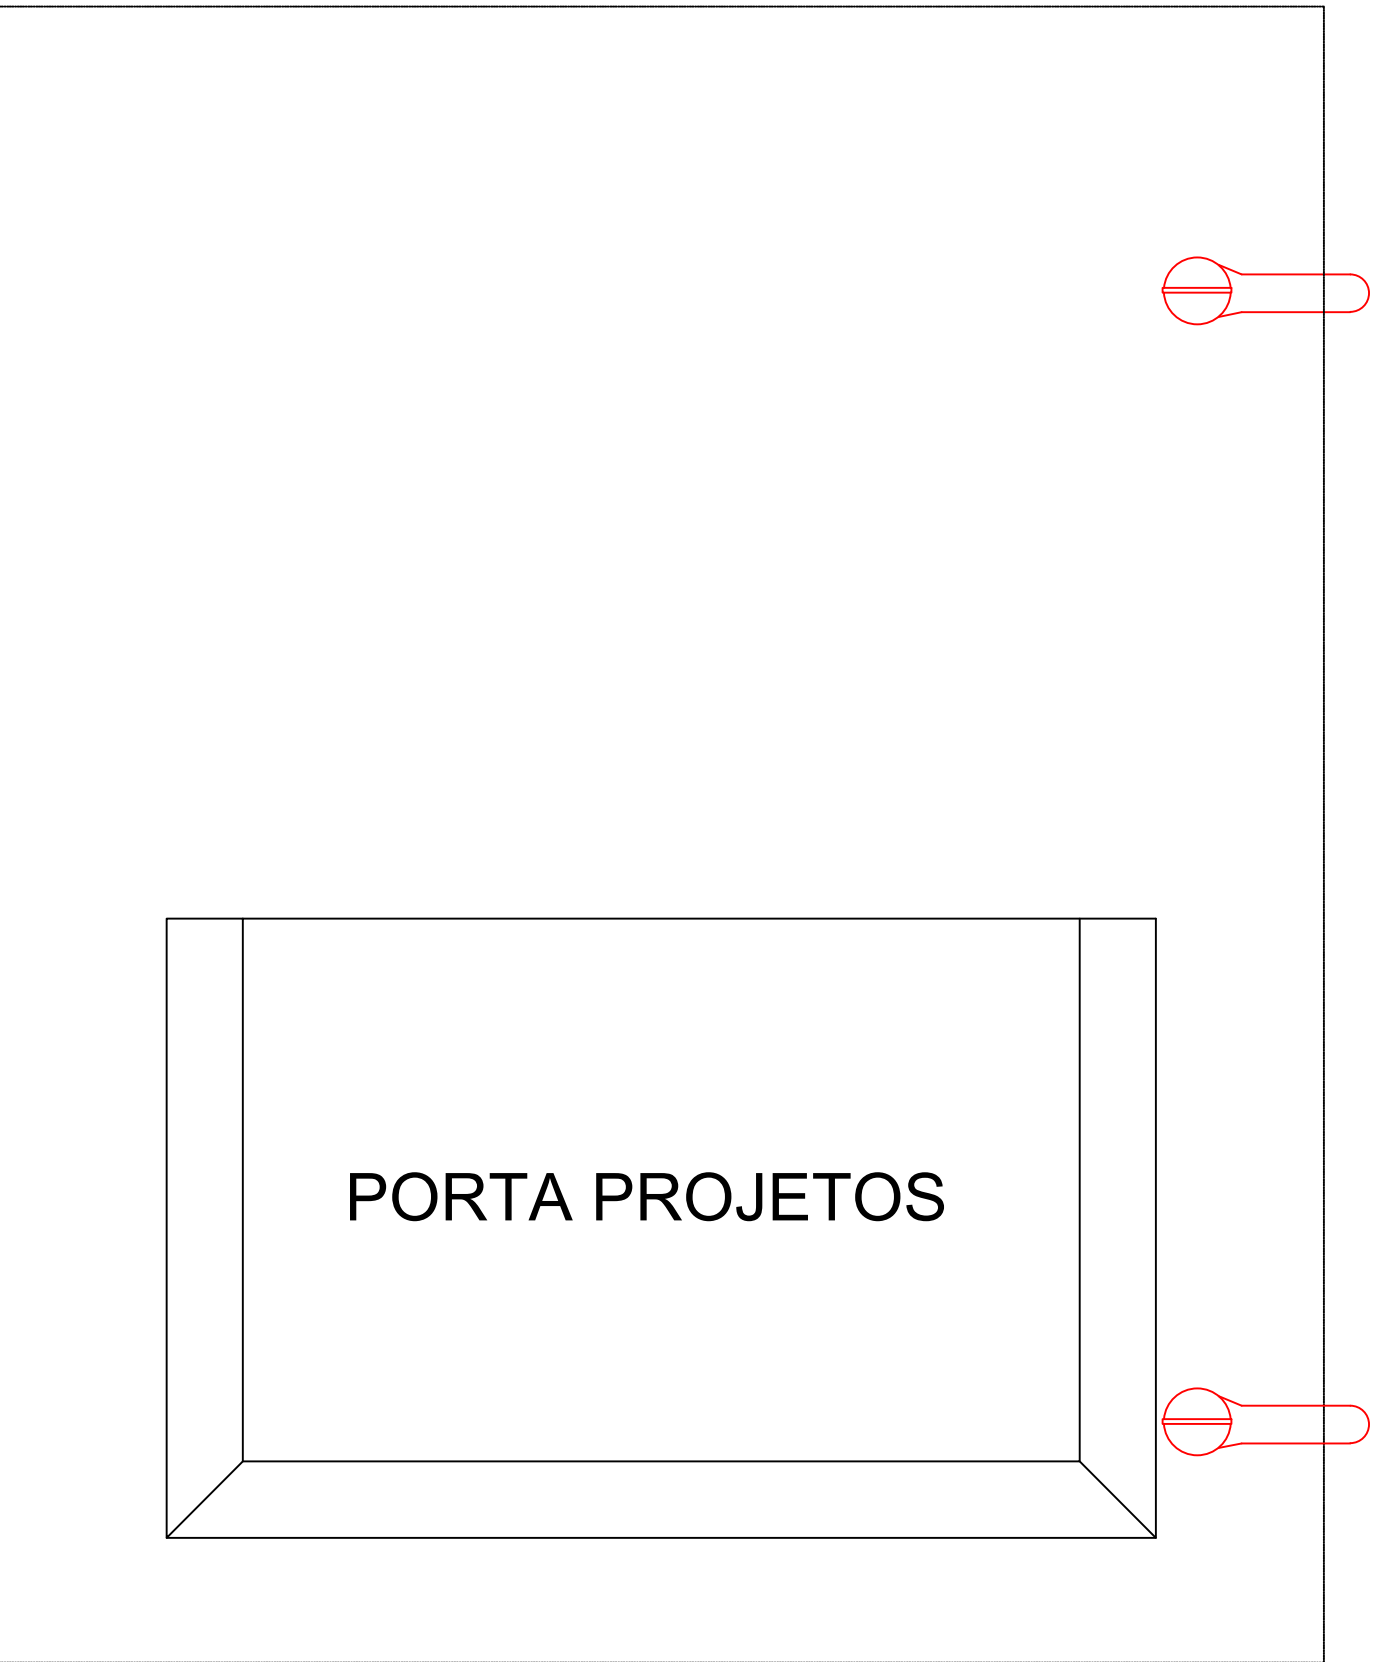

600x500x250mm
VISTA FRONTAL INTERNA
DO QGBT

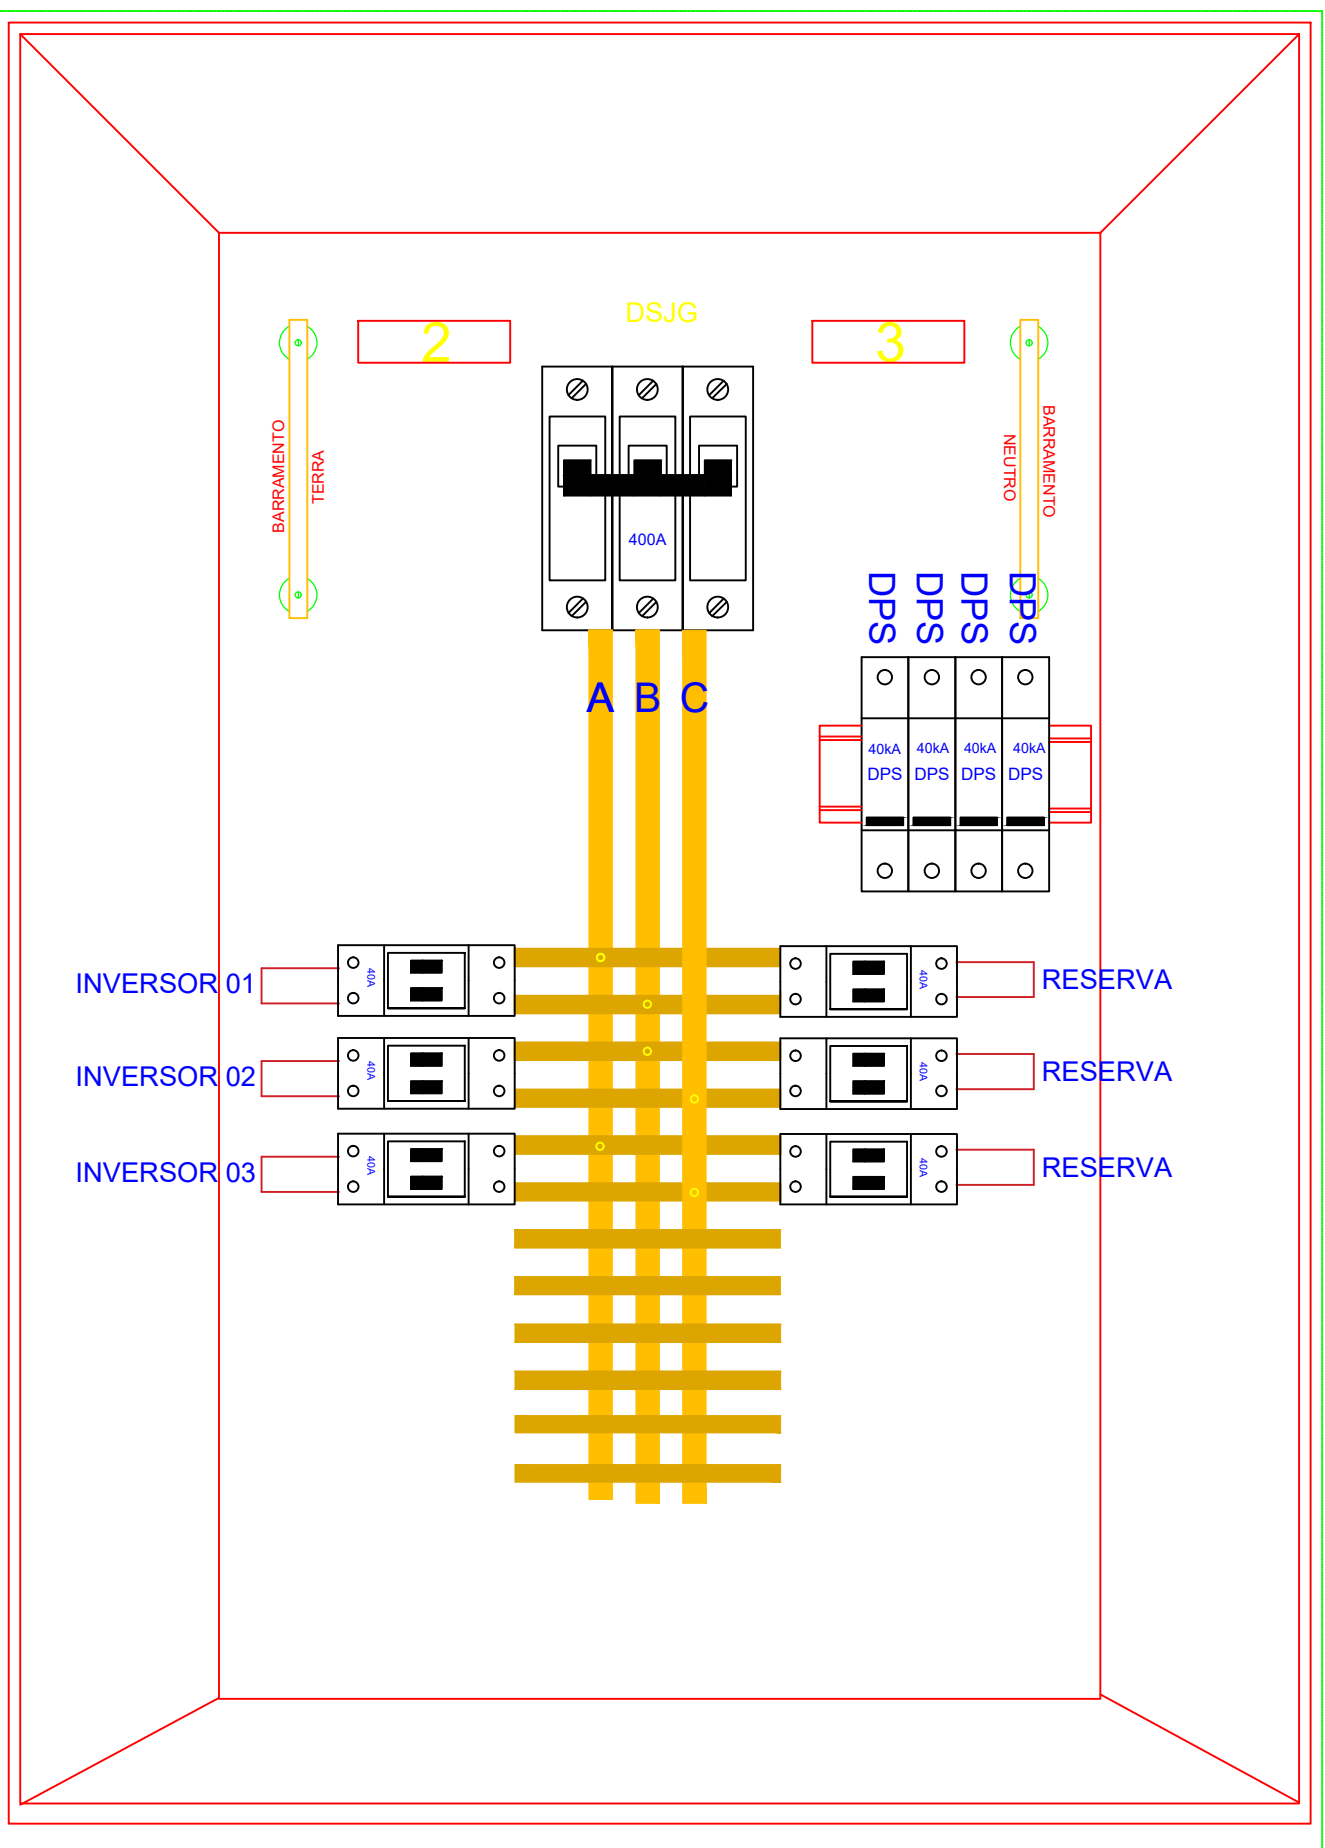

QGBT INVERSORES/CARGAS

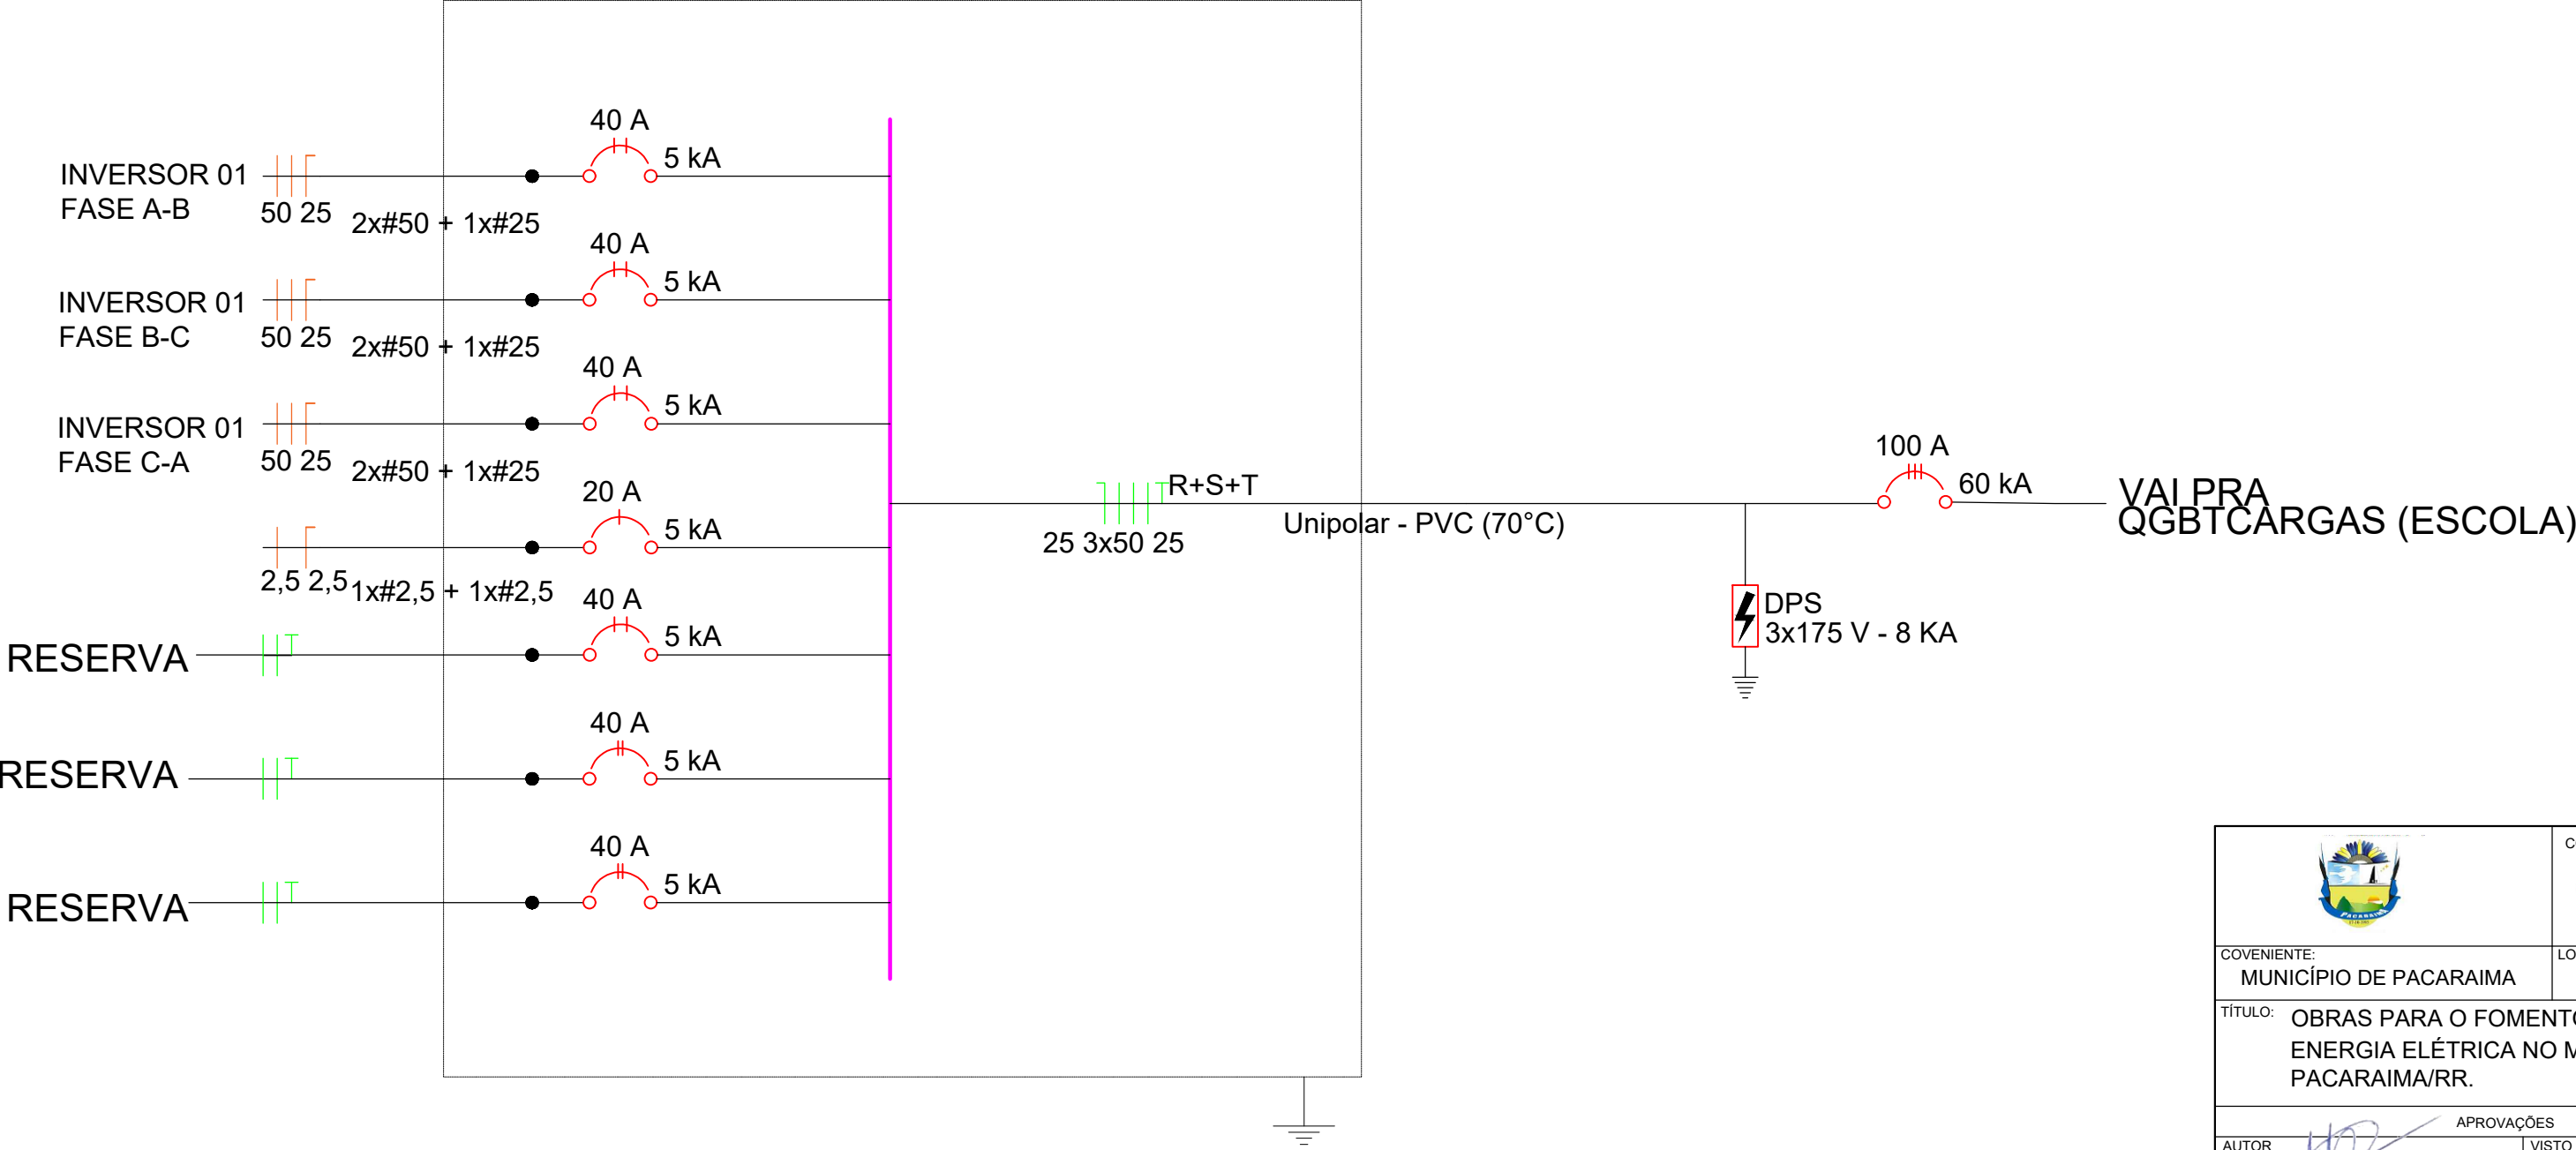

	CONCEDENTE: MINISTÉRIO DAS CIDADES UNIDADE DE REGISTRO	TÍTULO: OBRAS PARA O FOMENTO AO ACESSO À ENERGIA ELÉTRICA NO MUNICÍPIO DE PACARAÍMA/RR.	TÍPO: EL	MODIFICAÇÕES: A REV 1/2025 B C D E F G
COVENIENTE: MUNICÍPIO DE PACARAÍMA	LOCAL: ESCOLA MUNICIPAL CASIMIRO DE ABREU	ÁREA: INDEFINIDA	DATA: JULHO/2025	FOLHA: 1:100 EMCA-06
AUTOR: Higor Gonçalves Lima da Silva Engenheiro Eletricista	APROVAÇÕES:	VISTO:	ESCALA: 1:100	
CREA 091922298-6				