


USINA FOTOVOLTAICA - UFV

DIAGRAMA UNIFILAR

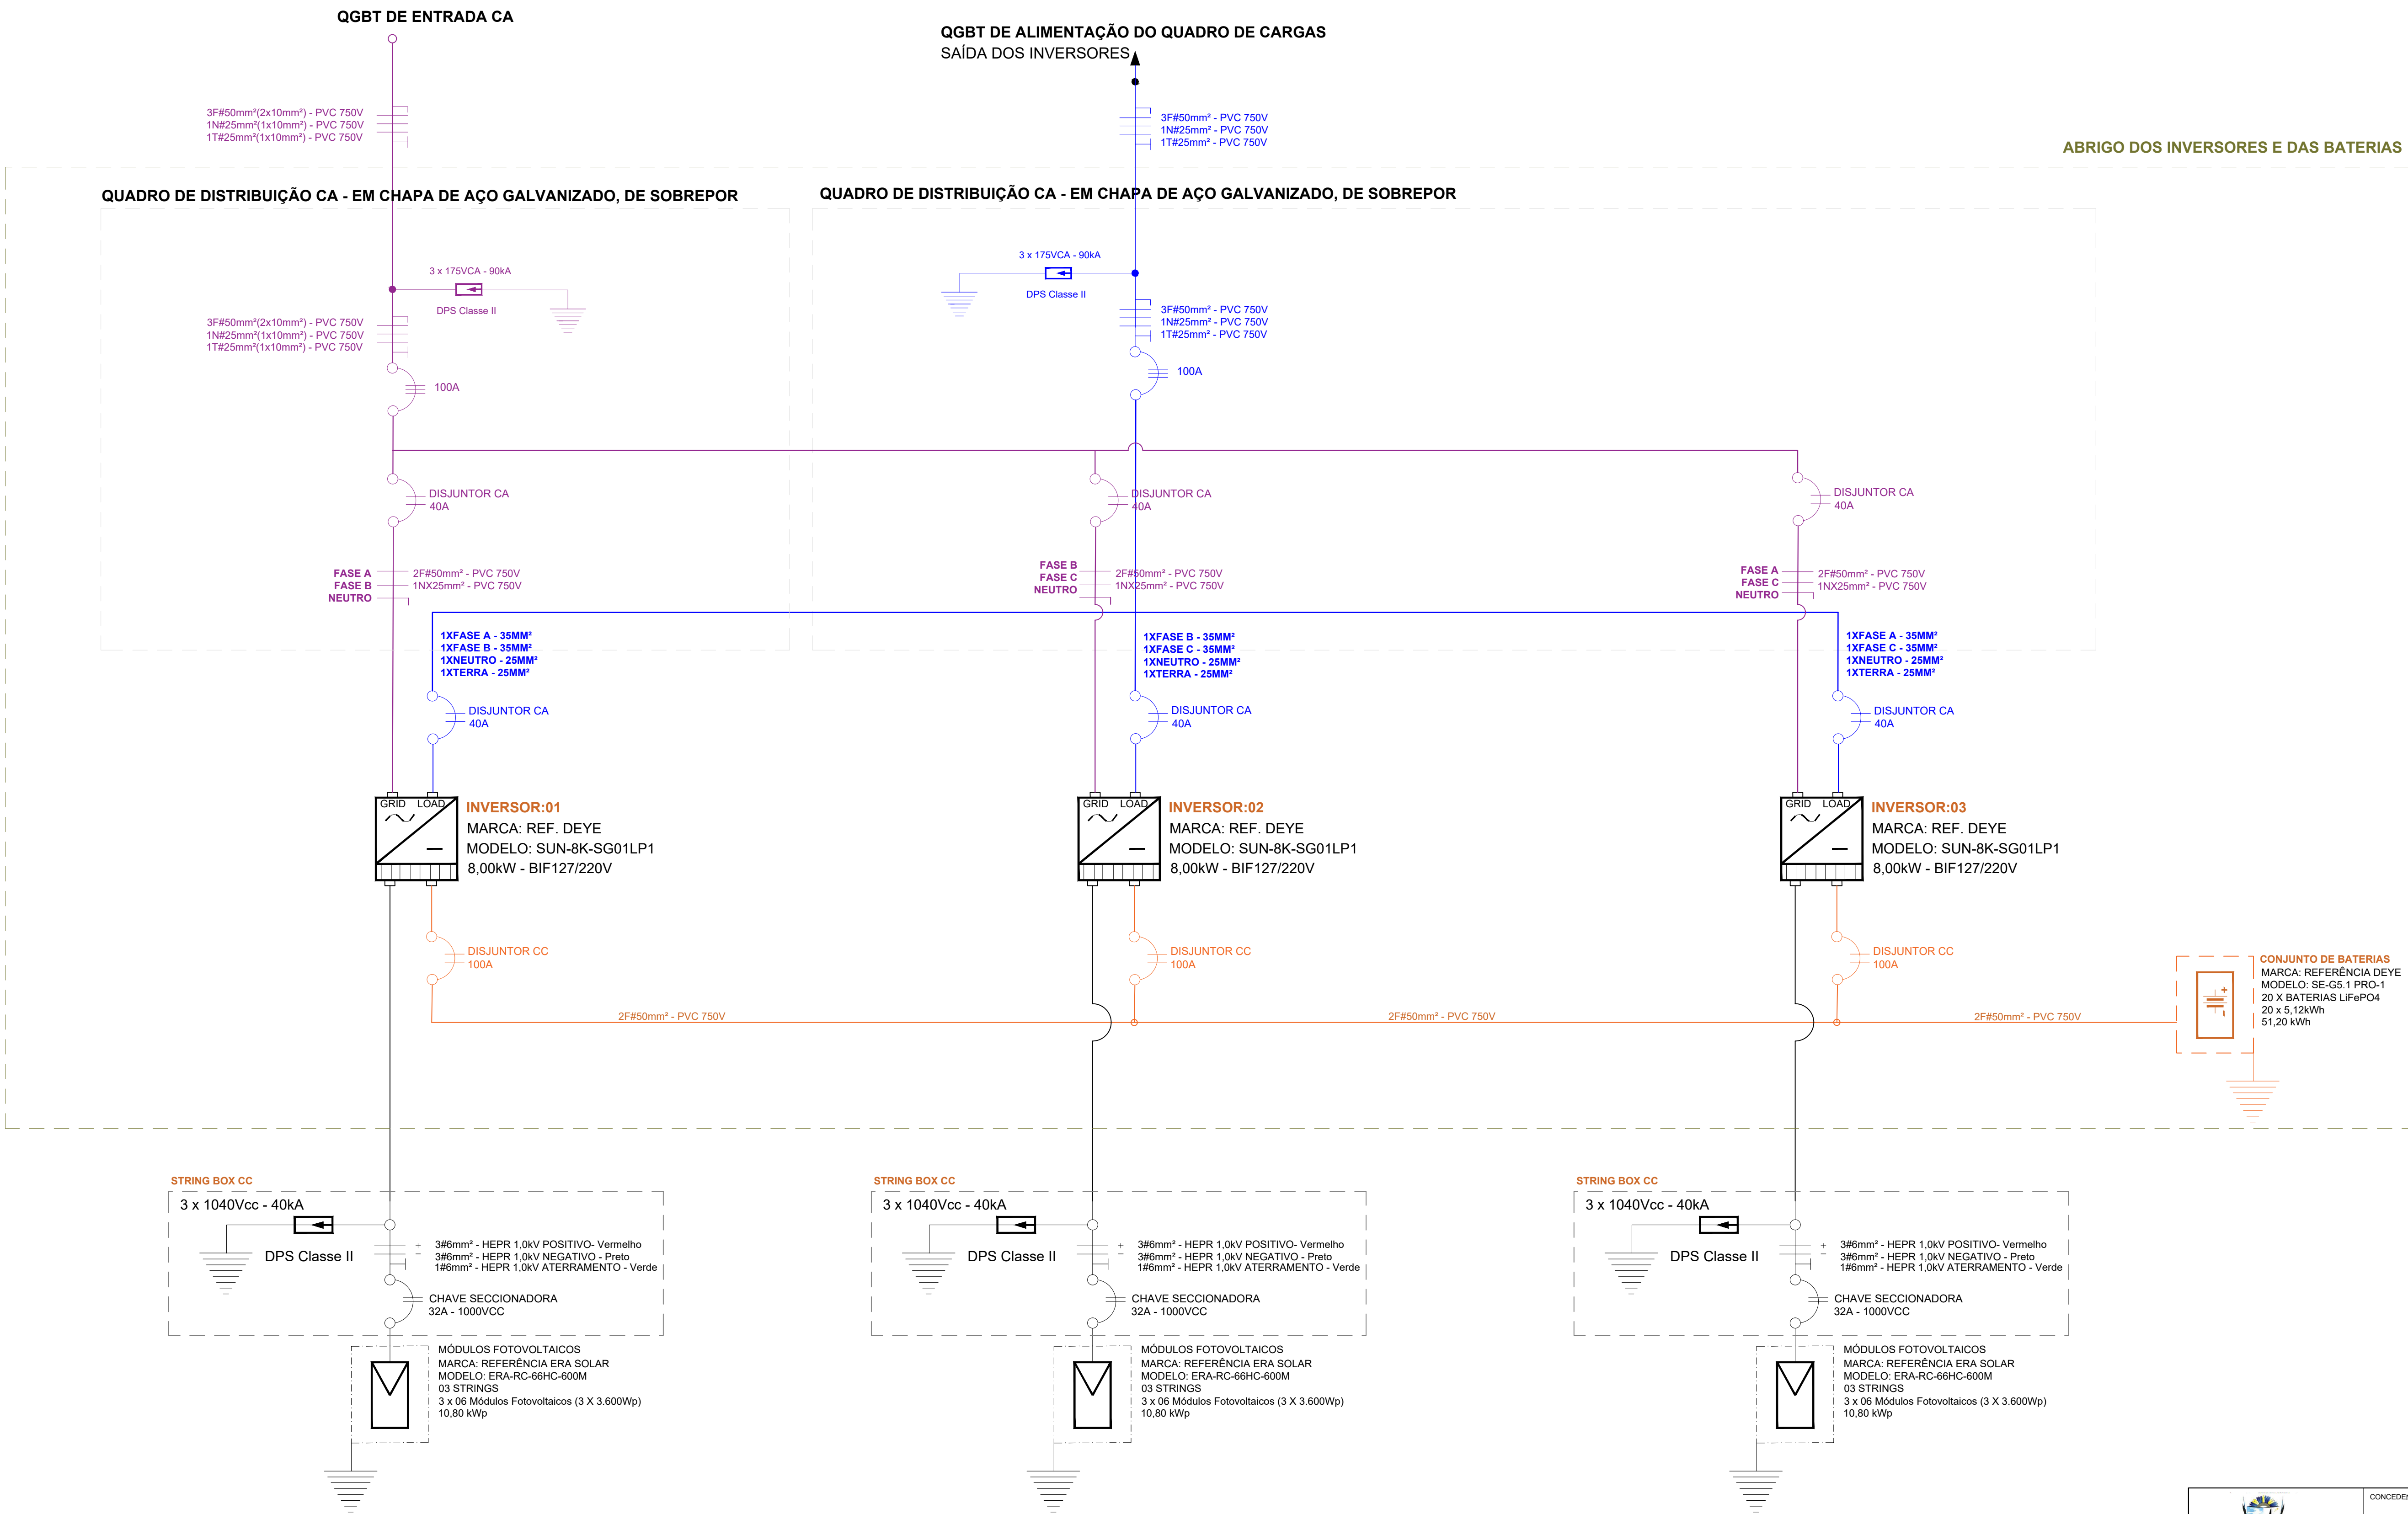

 COVENIENTE: MUNICÍPIO DE PACARAÍMA	CONCEDENTE: GOVERNO FEDERAL MINISTÉRIO DAS CIDADES UNIDADE EXECUTIVA	TÍPO EL	MODIFICAÇÕES
			A REV 1/2025
TÍTULO: OBRAS PARA O FOMENTO AO ACESSO À ENERGIA ELÉTRICA NO MUNICÍPIO DE PACARAÍMA/RR.	LOCAL: ESCOLA M. DE ED. INF. PROF. RAIMUNDO NONATO LEDA DOS SANTOS	ÁREA INDEFINIDA	C
			D
AUTOR: Higor Raphael Lima da Silva Engenheiro Eletricista CREA 091922298-6	APROVAÇÕES	DATA JULHO/2025	E
			F
ESCALA 1:100	VISTO	FOLHA 1	G
			EMRNS-02