



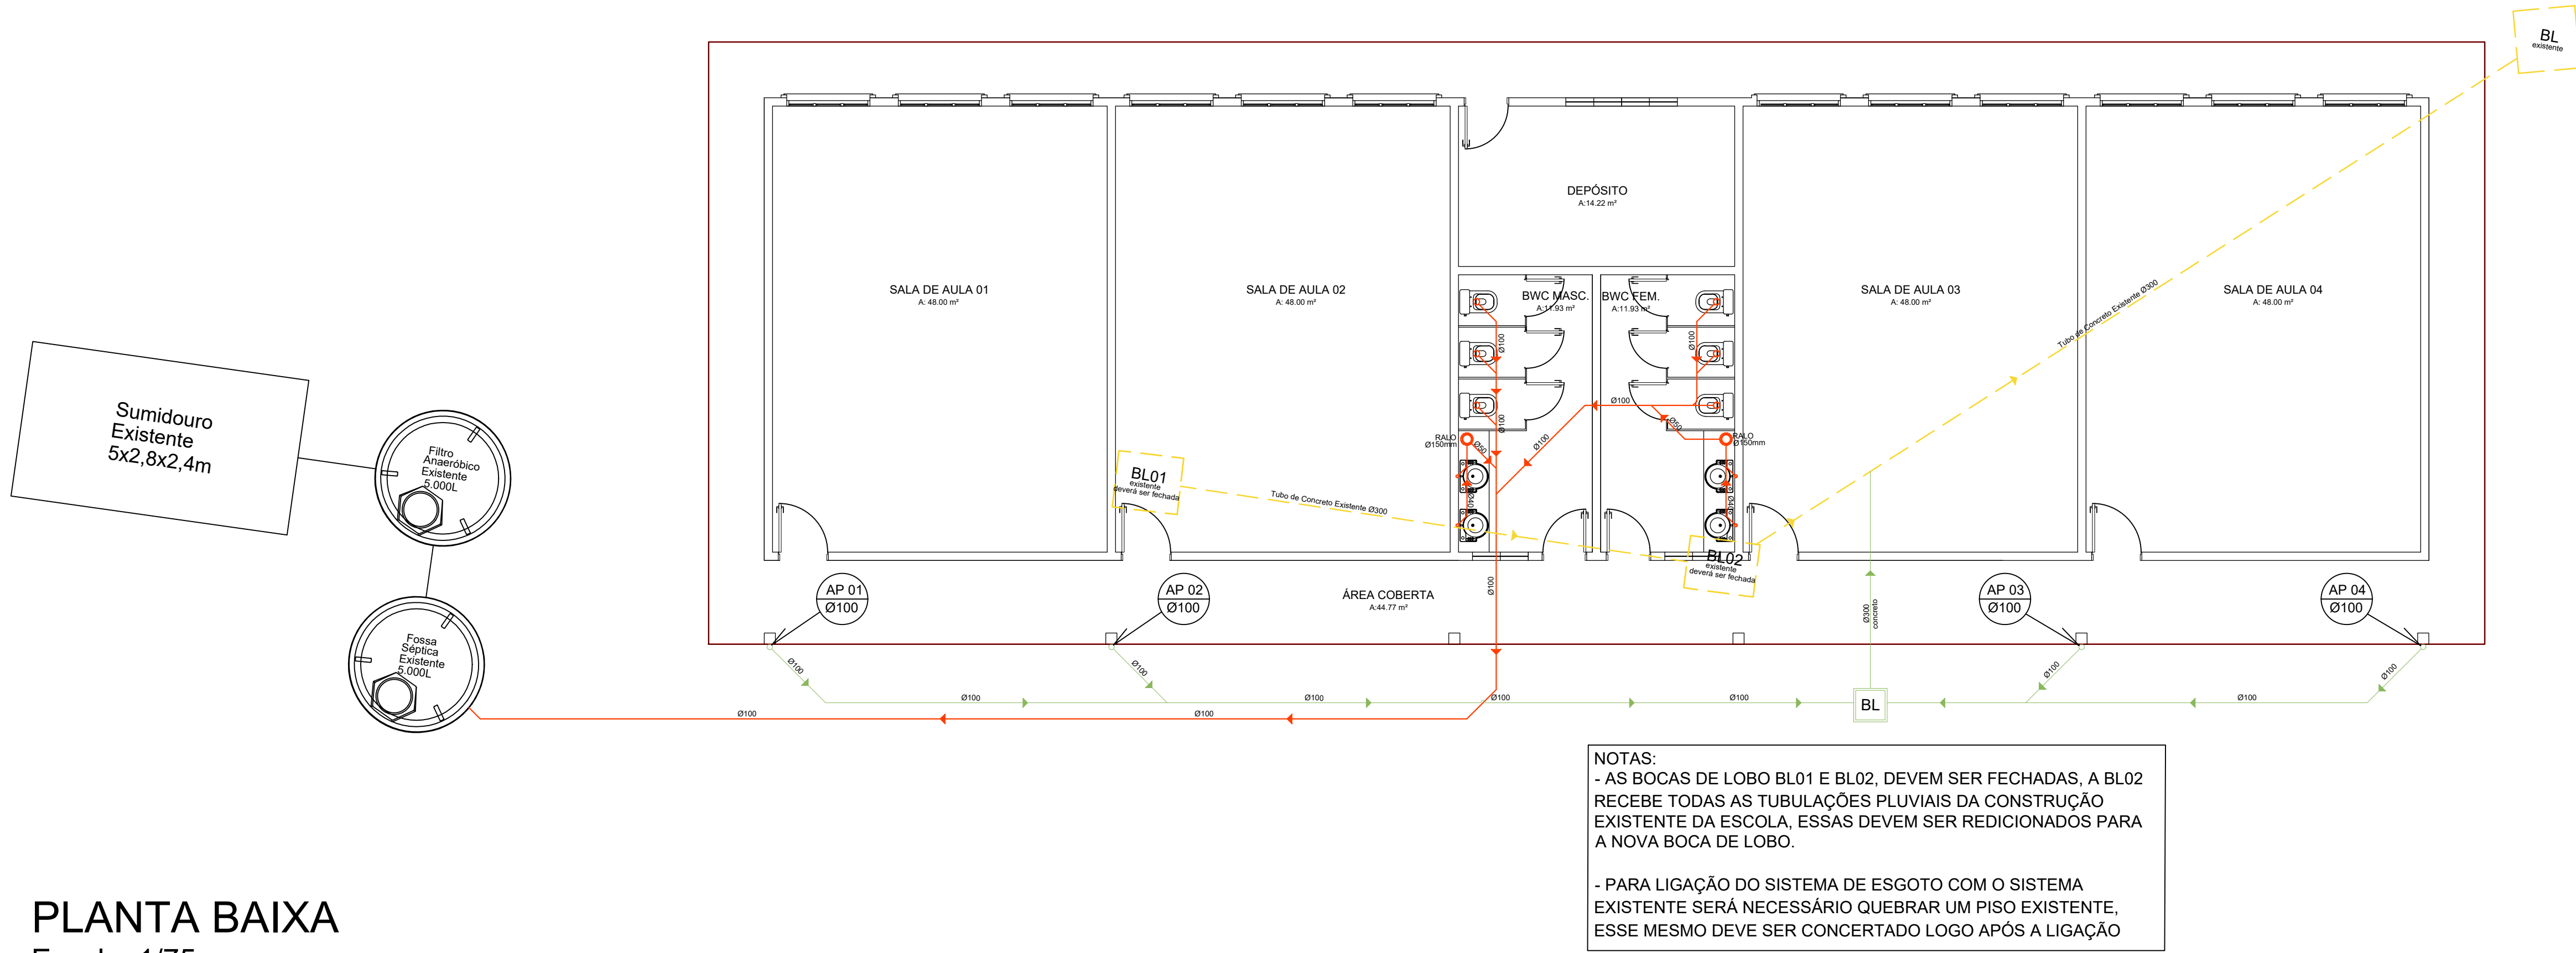


NOTAS:

- AS BOCAS DE LOBO BL01 E BL02, DEVEM SER FECHADAS, A BL02 RECEBE TODAS AS TUBULAÇÕES PLUVIAIS DA CONSTRUÇÃO EXISTENTE DA ESCOLA, ESSAS DEVEM SER REDICIONADOS PARA A NOVA BOCA DE LOBO.
- PARA LIGAÇÃO DO SISTEMA DE ESGOTO COM O SISTEMA EXISTENTE SERÁ NECESSÁRIO QUEBRAR UM PISO EXISTENTE, ESSE MESMO DEVE SER CONCERTADO LOGO APÓS A LIGAÇÃO

PLANTA BAIXA
Escala: 1/75

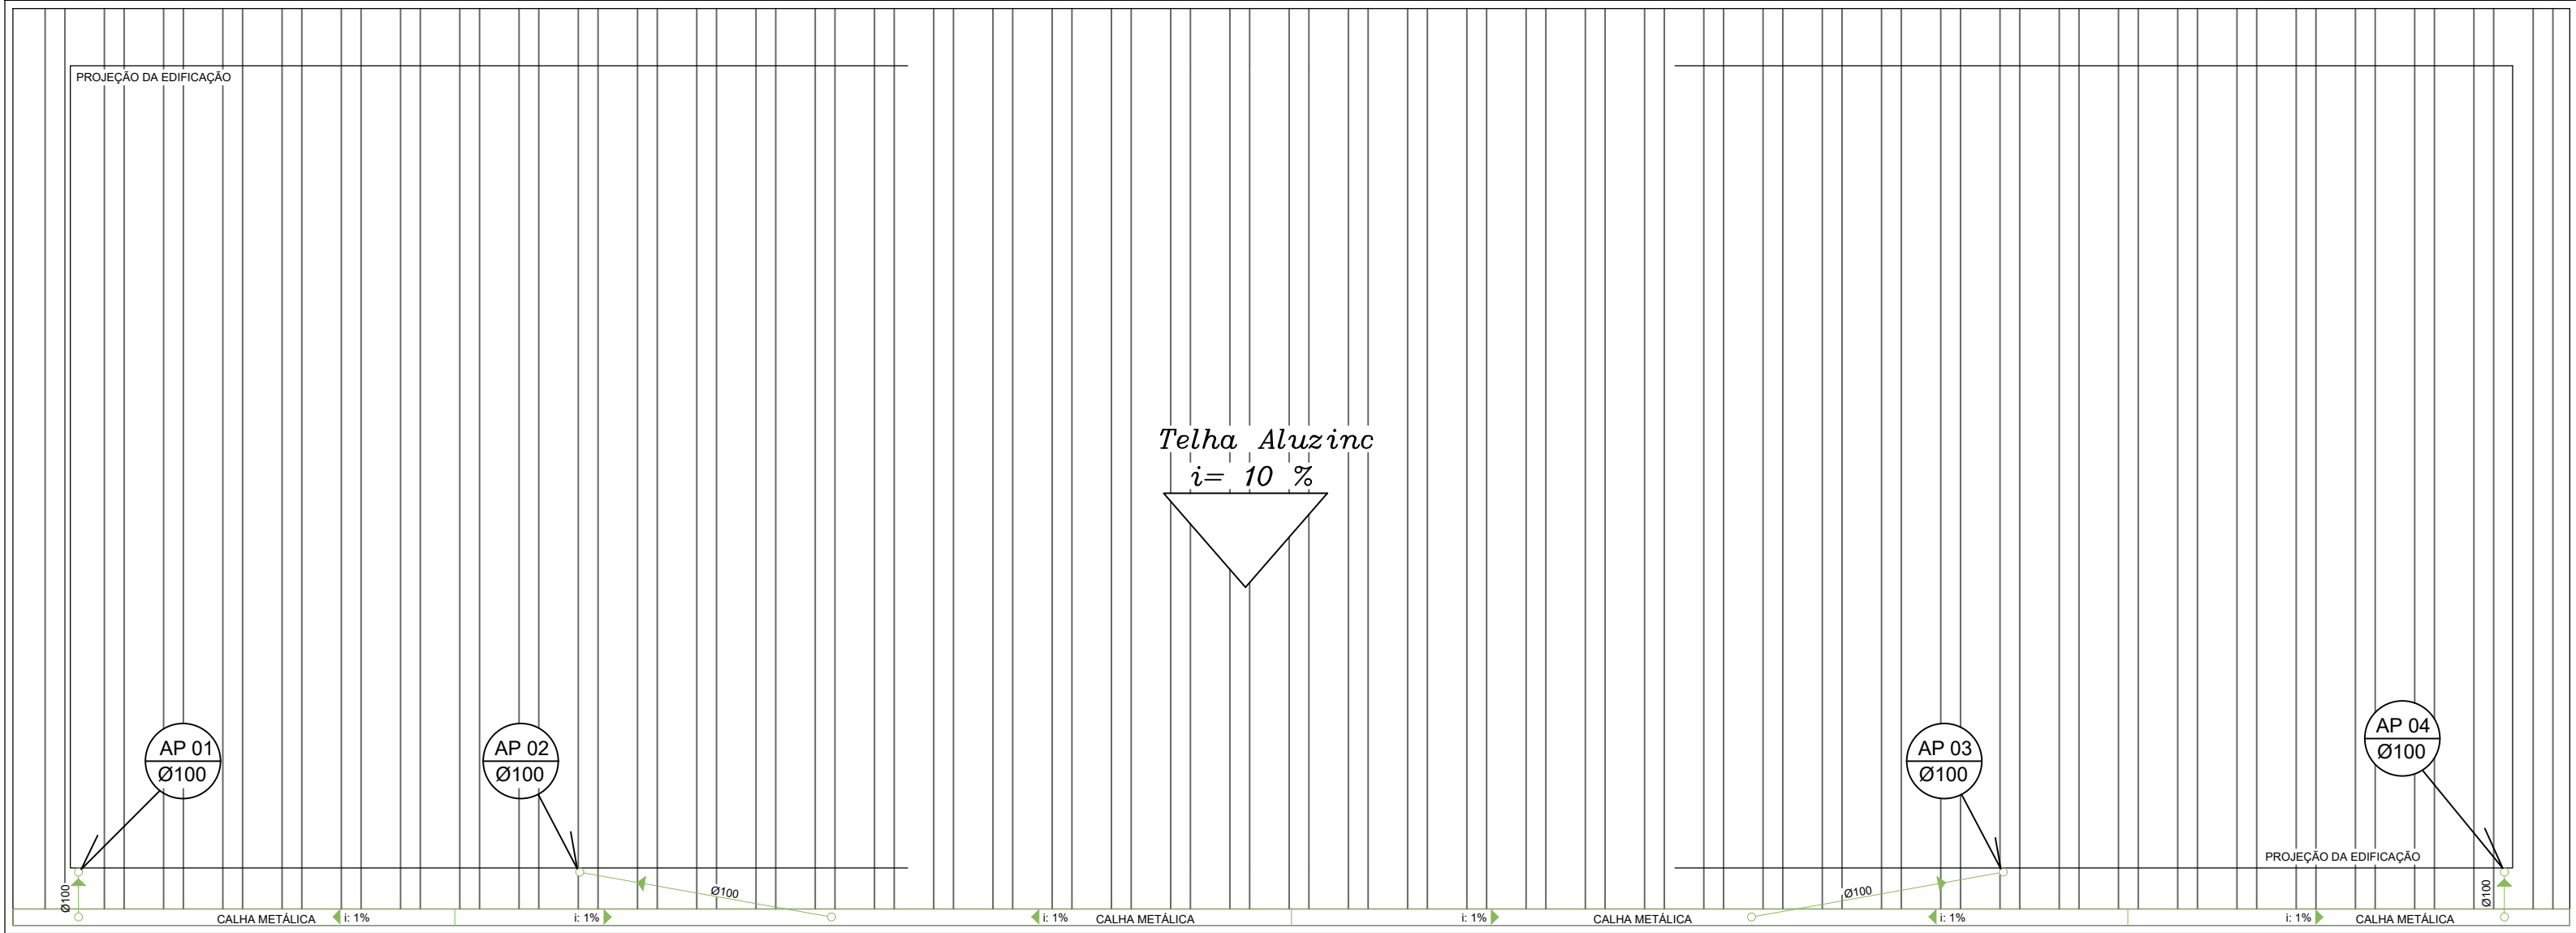

PLANTA DE COBERTURA
Escala: 1/75

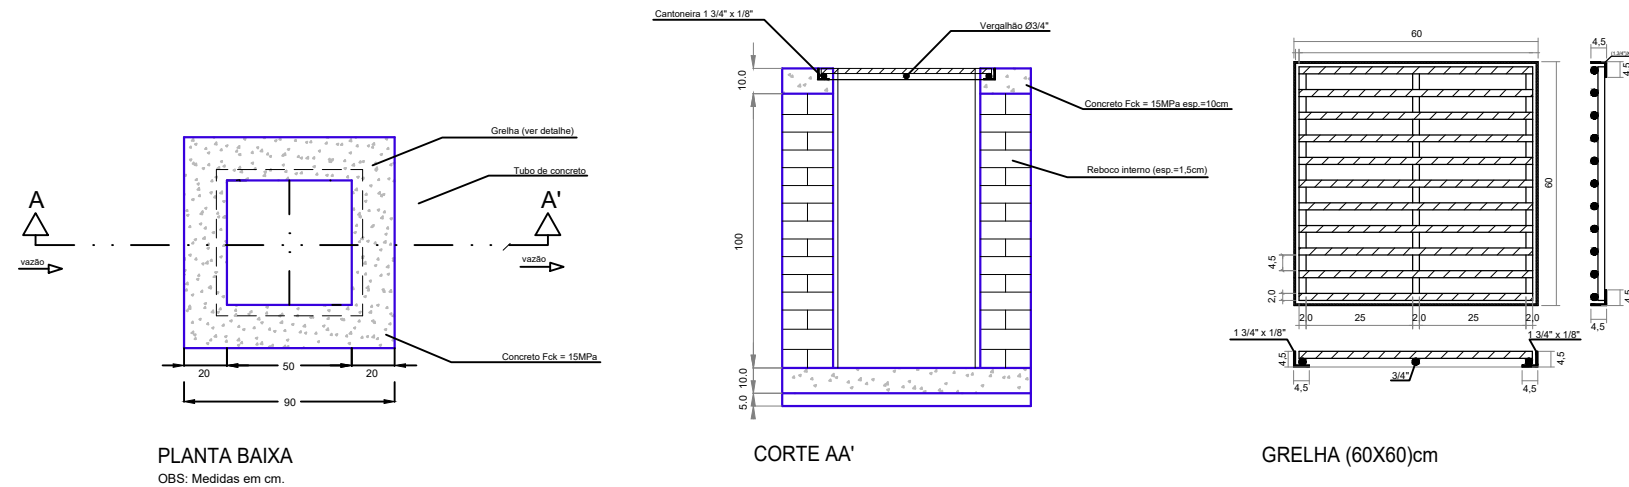

DETALHE BOCA DE LOBO
s/ escala

ALACIR
DURANTE:
05481588943

Assinado digitalmente por ALACIR
DURANTE:05481588943
DN: C=BR, O=ICP-Brasil, OU=Secretaria
da Receita Federal do Brasil - RFB,
OU=RFB e-CPF A3, OU=SEM BRANCO,
OU=14030336000101, OU=presencial,
CN=ALACIR DURANTE:05481588943
Razão: Eu revisei este documento
Localização: sua localização de
assinatura aqui
Data: 2025.05.13 09:31:06-03'00'
Foxit PDF Reader Versão: 11.2.1

LEGENDA		
AF	COLUNA DE ÁGUA FRIA	FLUXO QUE SOBE ELEMENTO DA INSTALAÇÃO XX 00 Ø000 IDENTIFICAÇÃO DO ELEMENTO DIÂMETRO DO ELEMENTO
AQ	COLUNA DE ÁGUA QUENTE	
AL	COLUNA DE ALIMENTAÇÃO	
AP	COLUNA DE ÁGUA PLUVIAL	
CV	COLUNA DE VENTILAÇÃO	
TQ	TUBO DE QUEDA	
RP	REGISTRO DE PRESSÃO	
RG	REGISTRO DE GAVETA	
CH	CHUVEIRO	
VS	VASO SANITÁRIO	
LA	LAVATÓRIO	FLUXO QUE DESCE XX 00 Ø000
TNQ	TANQUE	
ML	MÁQUINA DE LAVAR	
PIA	PIA COZINHA/LAZER	
TJ	TORNEIRA JARDIN	
RS	RAIO SIFONADO	
CA	CAIXA DE AREIA	
CG	CAIXA DE GORDURA	
CS	CISTERNA	
INCLINAÇÃO DOS TUBOS DE ESGOTO		TUBULAÇÃO PVC DE ÁGUA FRIA TUBULAÇÃO PVC DE ÁGUA PLUVIAL TUBULAÇÕES SUBTERRÂNEAS TUBULAÇÃO DE ESGOTO
2%	PVC Ø 40mm	
2%	PVC Ø 50mm	
2%	PVC Ø 75mm	
1%	PVC Ø 100mm	
1%	PVC Ø 150mm	



MUNICÍPIO DE SANTIAGO DO SUL
CNPJ: 01.612.781/0001-38
End: Rua Angelo Touza, 600 - Centro - Santiago do Sul - SC. CEP: 89854-000
Email: engenham@xsantiagoodosul.sc.gov.br Fone: (49) 3345-3000

PREFEITO MUNICIPAL:

Alacir Durante
CPF: 054.815.889-43

PROJETO

PROJETO SANITÁRIO/PLUVIAL

RESPONSÁVEL TÉCNICO:

GUSTAVO WINICIUS
ALESSIO:08814456909

Assinado de forma digital por
GUSTAVO WINICIUS
ALESSIO:08814456909
Data: 2025.08.11 11:23:52 -03'00'

Gustavo Winicius Alessio
Engenheiro Civil - CREA/SC 208530-0

CONTEÚDO

► PLANTA BAIXA, PLANTA DE COBERTURA, DETALHE BOCA DE LOBO

ENDEREÇO DA OBRA

Rua Honorino Comachio, nº 210, Centro - Santiago do Sul - SC

ESCALA

Indicada

DATA

Julho/2025

ÁREA TOTAL

292,53 m²

DESENHO

Gustavo

ARQUIVO


AMPLIAÇÃO SALAS
COLÉGIO REV00.dwg

PRANCHA

1/1



PLANTA DE SITUAÇÃO
Escala: 1/750

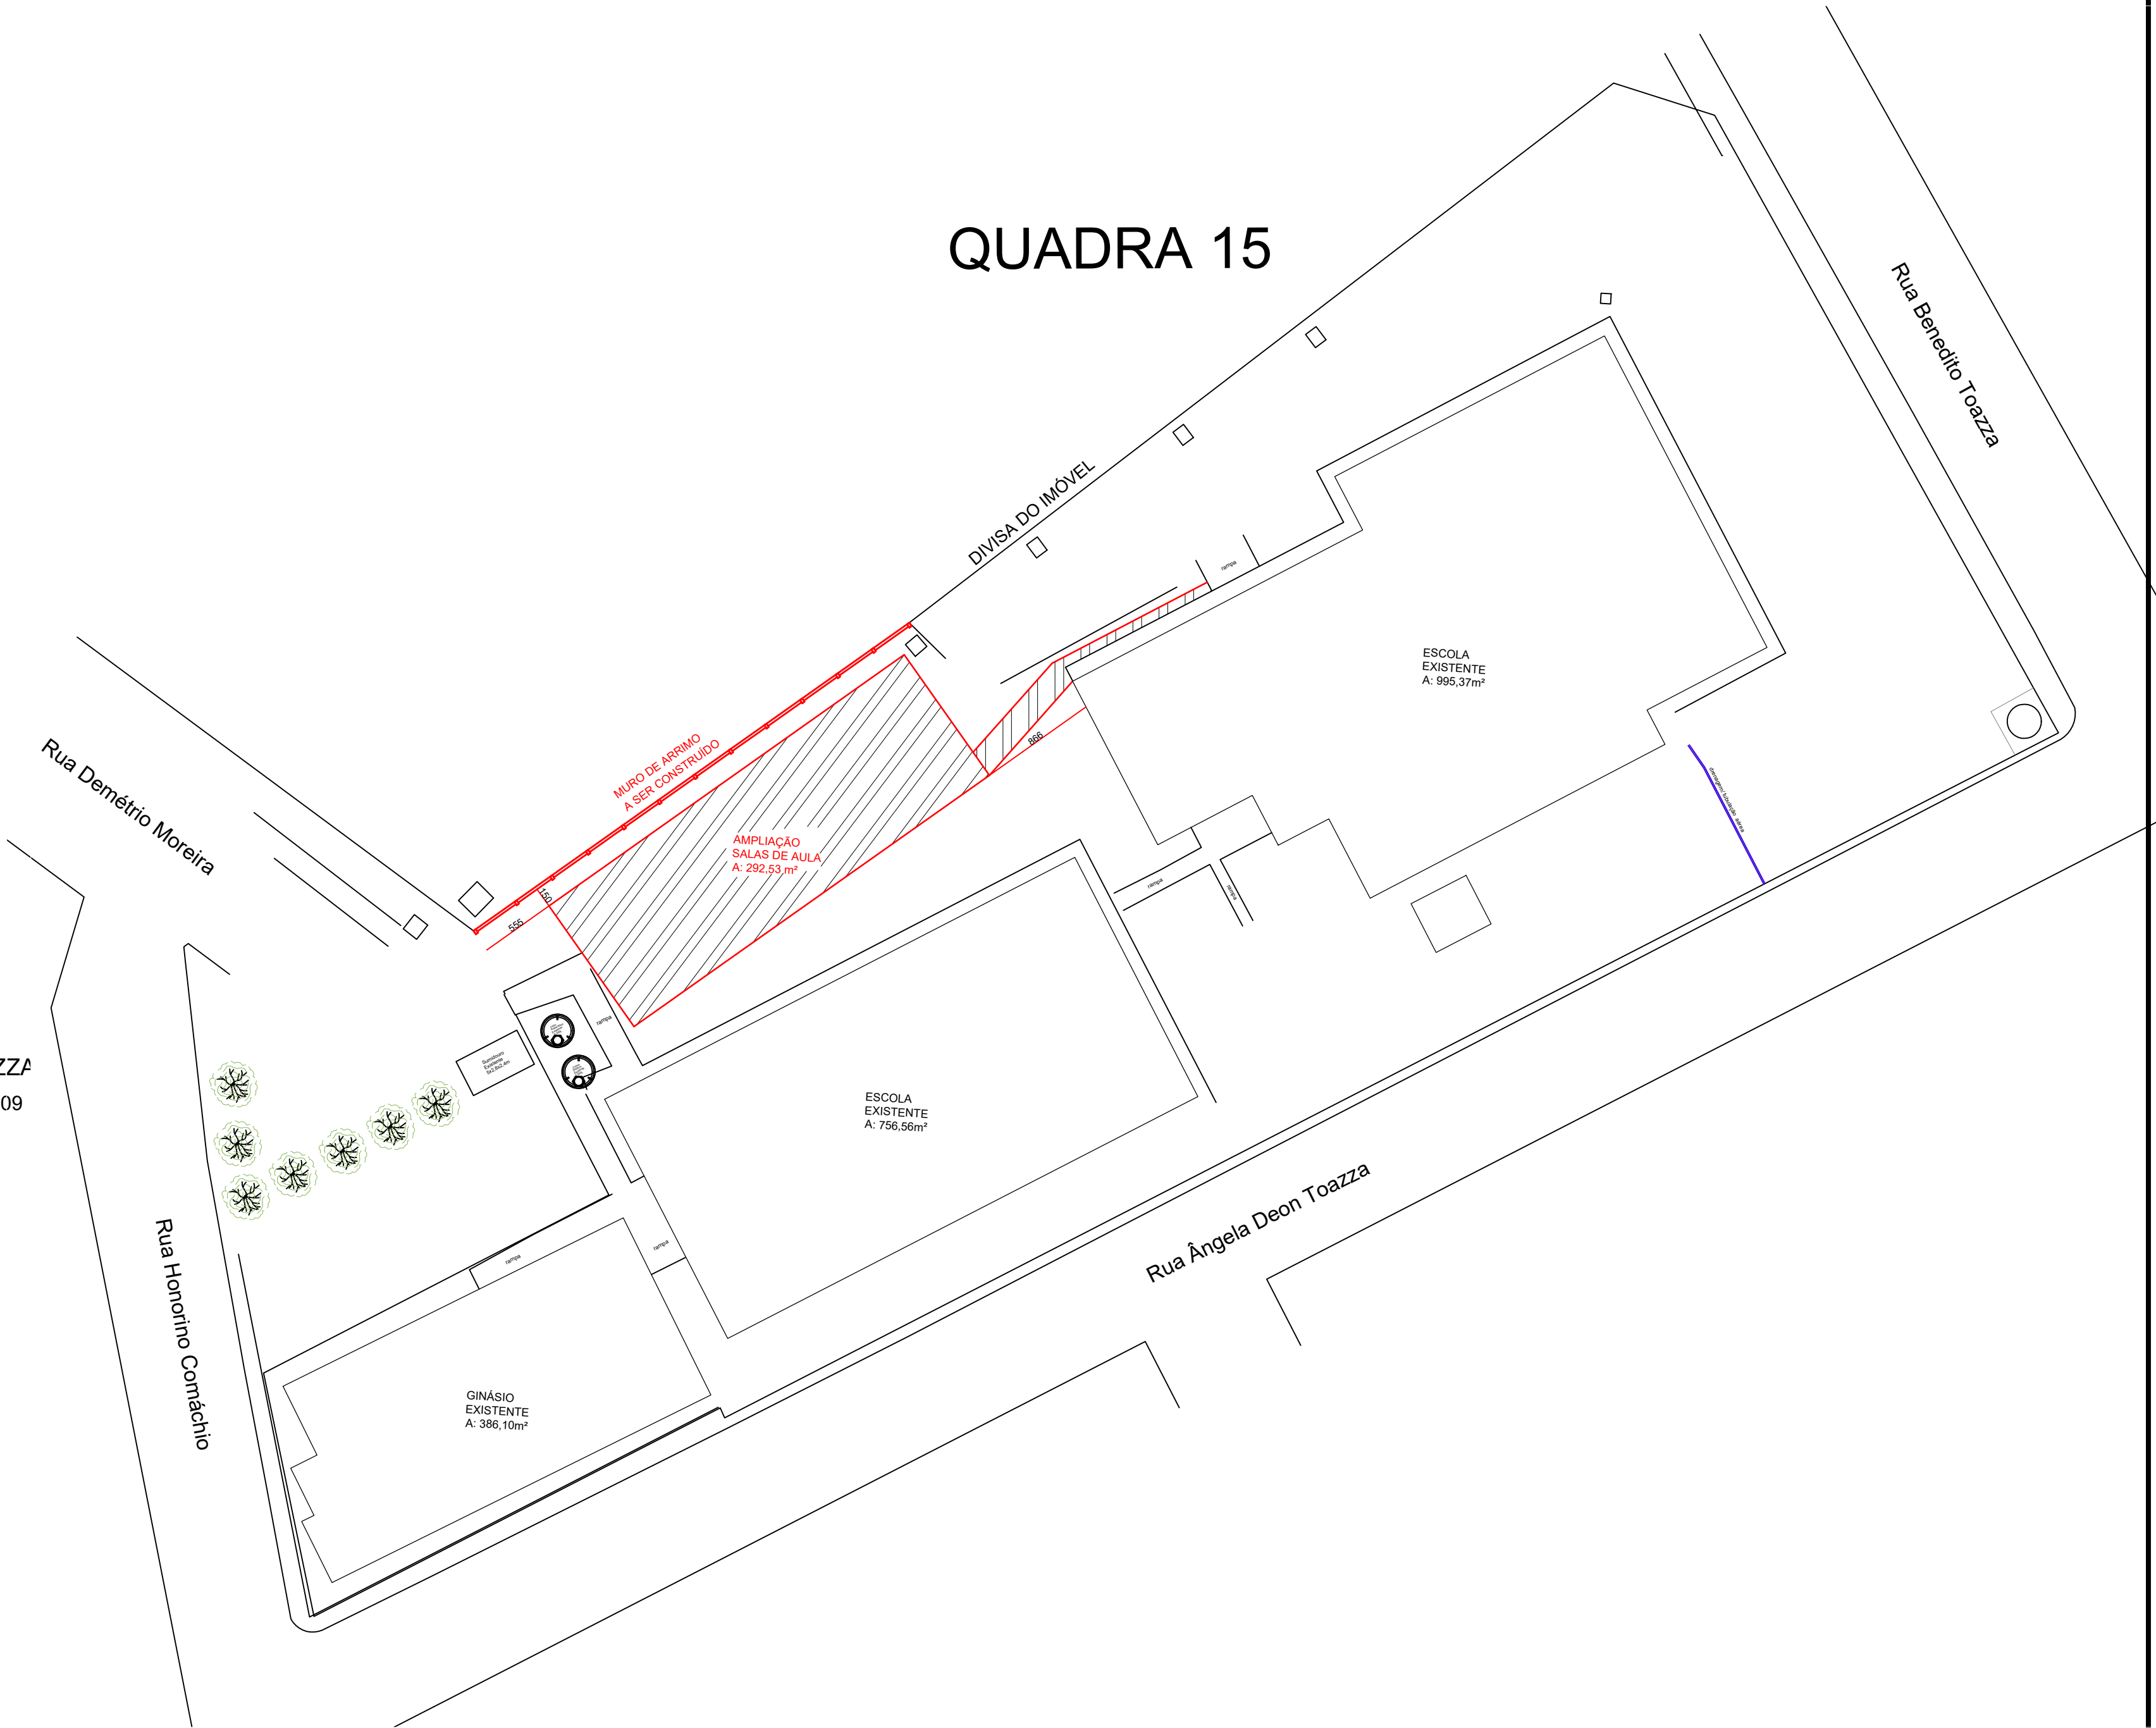

PLANTA DE LOCAÇÃO
Escala: 1/350

ALACIR
DURANTE:
0548158894
3

Assinado digitalmente por ALACIR DURANTE:05481588943
DN: C=BR, O=ICP-Brasil, OU=Secretaria da Receita Federal do Brasil - RFB, OU=RFB e-CPF A3, OU=(EM BRANCO), OU=14030336000101, OU=presencial, CN=ALACIR DURANTE:05481588943
Razão: Eu revisei este documento
Localização: sua localização de assinatura aqui
Data: 2025.08.13 09:30:40-03'00'
Foxit PDF Reader Versão: 11.2.1

QUADRO DE ÁREAS			
	ÁREA CONST.	ÁREA LIVRE	ÁREA TERRENO
ÁREA NOVA	292,53 m²	--	--
ÁREA EXISTENTE	1.751,93 m²	--	--
ÁREA AMPLIAÇÃO	--	--	--
ÁREA TOTAL	2.044,46 m²	3.819,59 m²	5.864,05 m²

ÁREA DO TERRENO	5.864,05 m²	100%
TAXA DE OCUPAÇÃO		34,86%
ÍNDICE DE APROVEITAMENTO		0,3486



MUNICÍPIO DE SANTIAGO DO SUL
CNPJ: 01.612.781/0001-38
End: Rua Ângelo Toazza, 600 - Centro - Santiago do Sul - SC. CEP: 89854-000
Email: engenhar@ Santiagodosul.sc.gov.br Fone: (49) 3345-3000

PREFEITO MUNICIPAL:

Alacir Durante
CPF: 054.815.889-43

PROJETO

PROJETO ARQUITETÔNICO

RESPONSÁVEL TÉCNICO:

GUSTAVO WINICIUS
ALESSIO:08814456909
Gustavo Winicius Alessio
Engenheiro Civil - CREA/SC 208530-0

CONTEÚDO

► PLANTA DE SITUAÇÃO, PLANTA DE LOCAÇÃO

ENDEREÇO DA OBRA

Rua Honório Comachio, nº 210, Centro - Santiago do Sul - SC

ESCALA

Indicada

DATA

Julho/2025

ÁREA TOTAL

292,53 m²

DESENHO


Gustavo

ARQUIVO


AMPLIAÇÃO SALAS
COLÉGIO REV00.dwg

PRANCHA


1/4

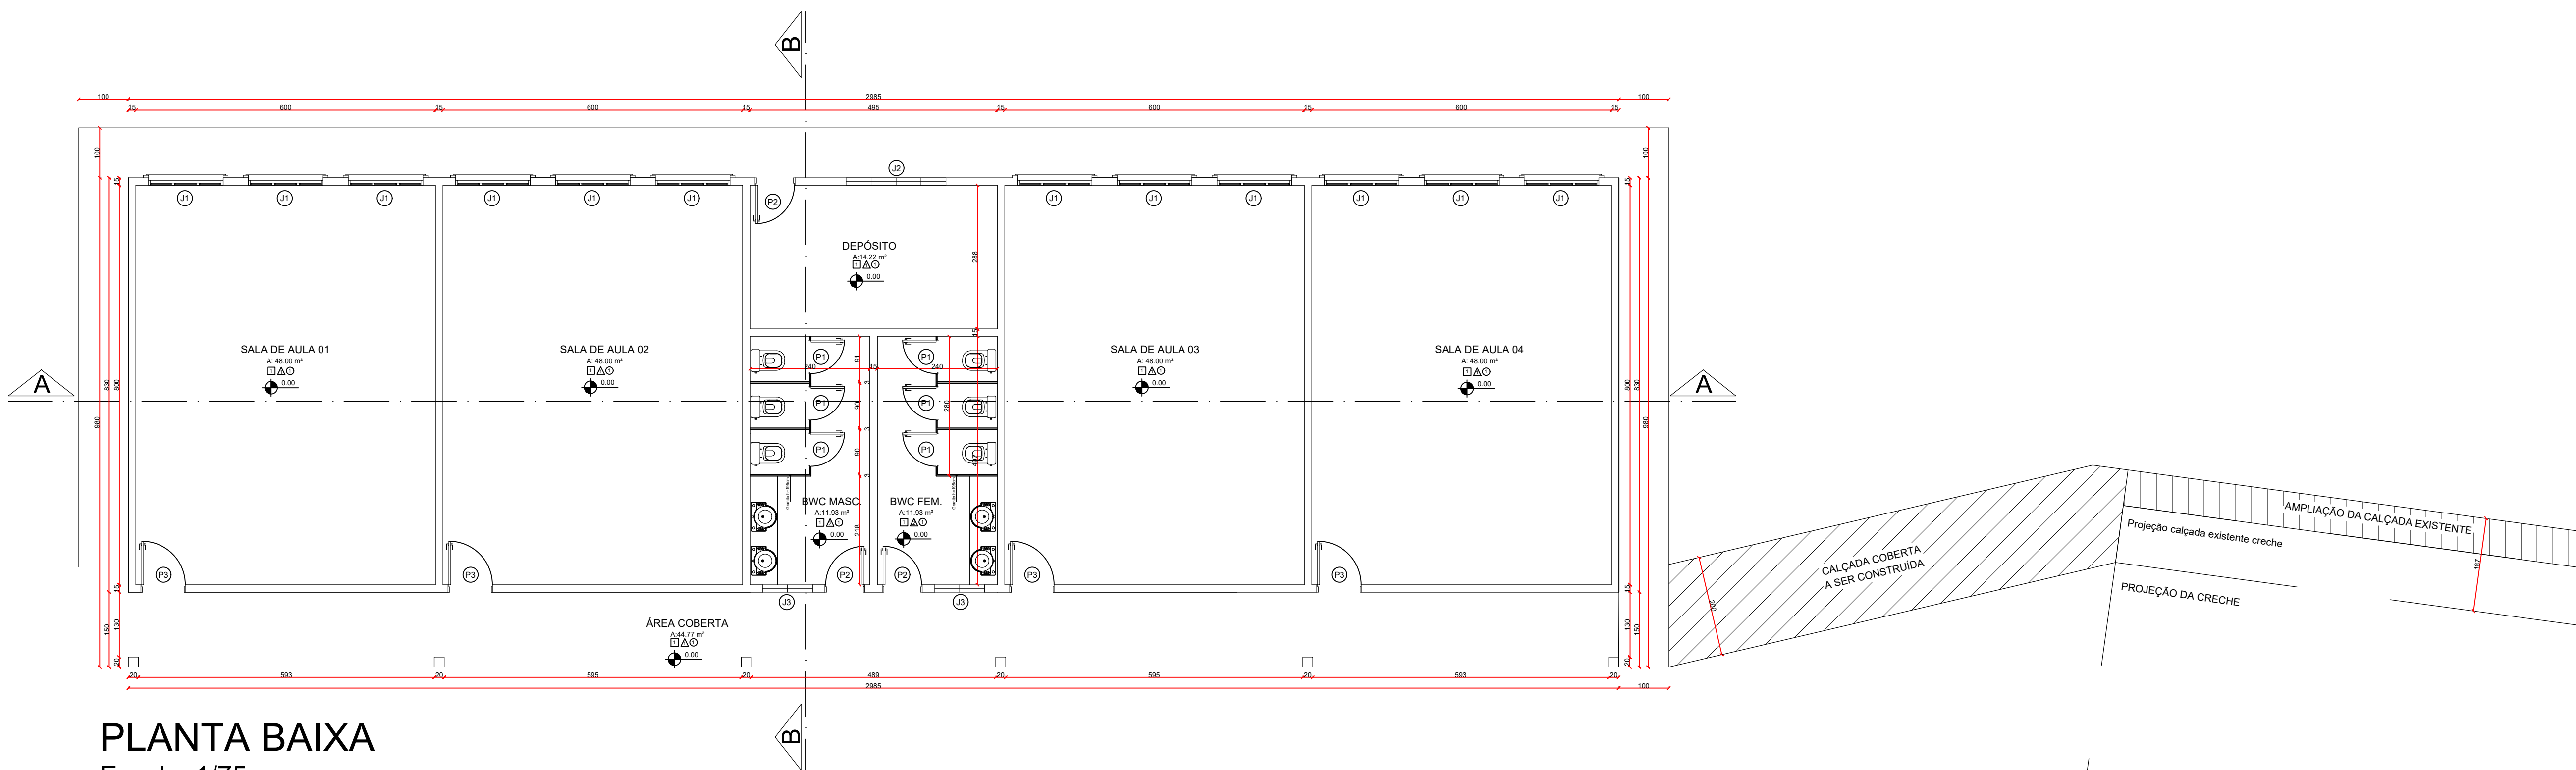

PLANTA BAIXA
Escala: 1/75

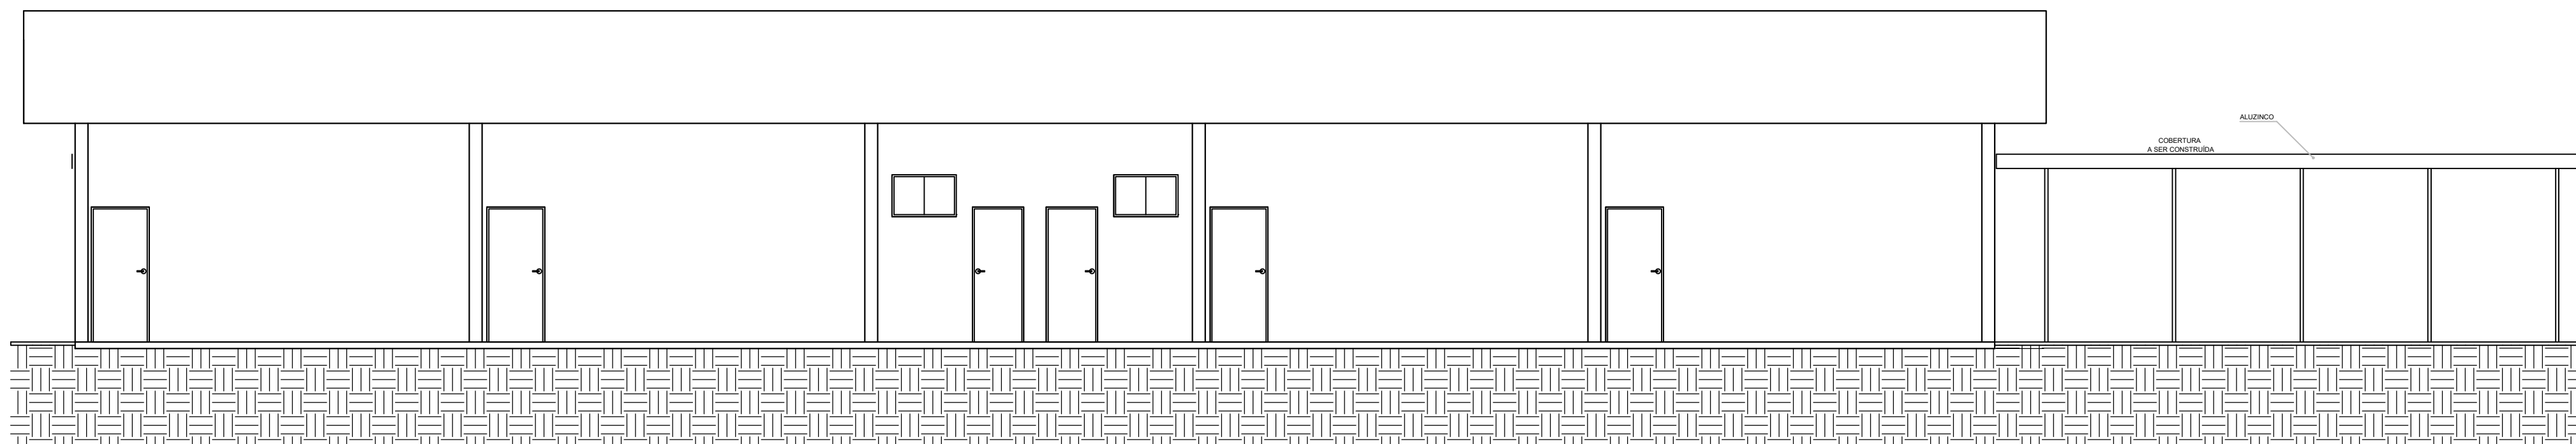

ELEVÇÃO FRONTAL
Escala: 1/75

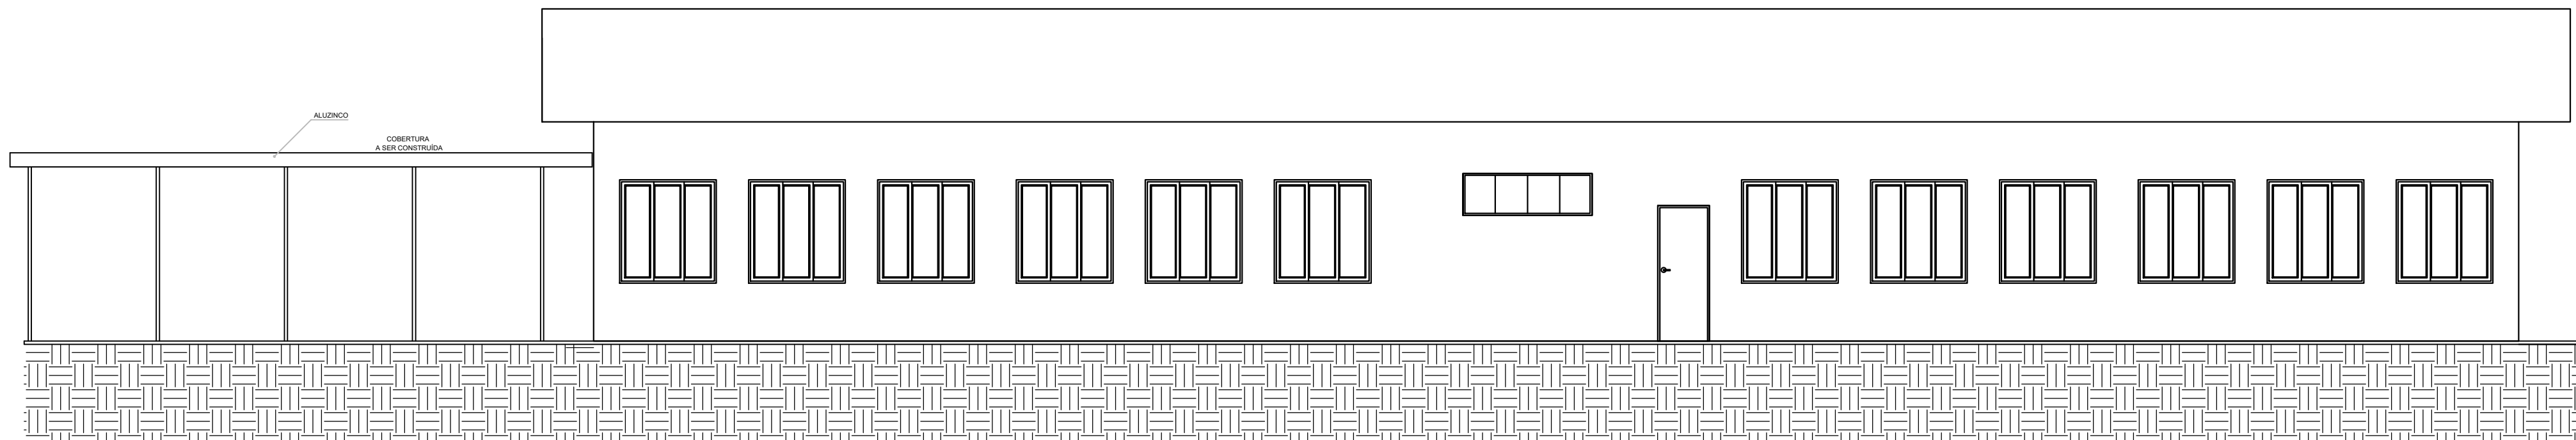

ELEVÇÃO POSTERIOR
Escala: 1/75

TABELA DE ESQUADRIAS

COD	TIPO	LARGURA	ALTURA	PARAPEITO	MATERIAL	QTD	ÁREA (m²)
P1	Porta de abrir	70	195	10	Alumínio	6	1.37
P2	Porta de abrir	80	210	-	Madeira	3	1.68
P3	Porta de abrir	90	210	-	Madeira	4	1.89
J1	Janela basculante	150	160	90	Ferro	12	2.40
J2	Janela basculante	200	65	195	Ferro	1	1.30
J3	Janela basculante	100	65	195	Ferro	2	0.65

CONVENÇÕES DE REVESTIMENTOS		
□ PISOS	△ PAREDES	○ TETOS
1 CERÂMICA	1 PINTURA ACRÍLICA	1 PVC
2 -	2 CERÂMICA	2 -

ALACIR
DURANTE:
05481588943

Assinado digitalmente por ALACIR
DURANTE: 05481588943
DN: C=BR, O=ICP-Brasil, OU=Secretaria
da Receita Federal do Brasil - RFB,
OU=RFB e-CPF A3, OU=(EM BRANCO),
OU=14030336000101, OU=presencial,
CN=ALACIR DURANTE:05481588943
Razão: Eu revisei este documento
Localização: sua localização de
assinatura aqui
Data: 2025.08.13 09:30:11-03'00'
Foxit PDF Reader Versão: 11.2.1



MUNICÍPIO DE SANTIAGO DO SUL
CNPJ: 01.612.781/0001-38
End: Rua Angelo Touza, 600 - Centro - Santiago do Sul - SC. CEP: 89854-000
Email: engenhar@csantiagodosul.sc.gov.br Fone: (49) 3345-3000

PREFEITO MUNICIPAL:

Alacir Durante
CPF: 054.815.889-43

RESPONSÁVEL TÉCNICO:

Assinado de forma digital por
GUSTAVO WINICIUS
ALESSIO:08814456909
Data: 2025.08.11 11:18:55 -03'00'
Gustavo Winicius Alessio
Engenheiro Civil - CREA/SC 208530-0

PROJETO
PROJETO ARQUITETÔNICO

CONTEÚDO


► PLANTA BAIXA, ELEVÇÕES, TABELA DE ESQUADRIAS

ENDEREÇO DA OBRA
Rua Honorino Comachio, nº 210, Centro - Santiago do Sul - SC

ESCALA	DATA	ÁREA TOTAL	DESENHO	ARQUIVO
Indicada	Julho/2025	292,53 m²	Gustavo	AMPLIAÇÃO SALAS COLÉGIO REV00.dwg


PRANCHA

2/4

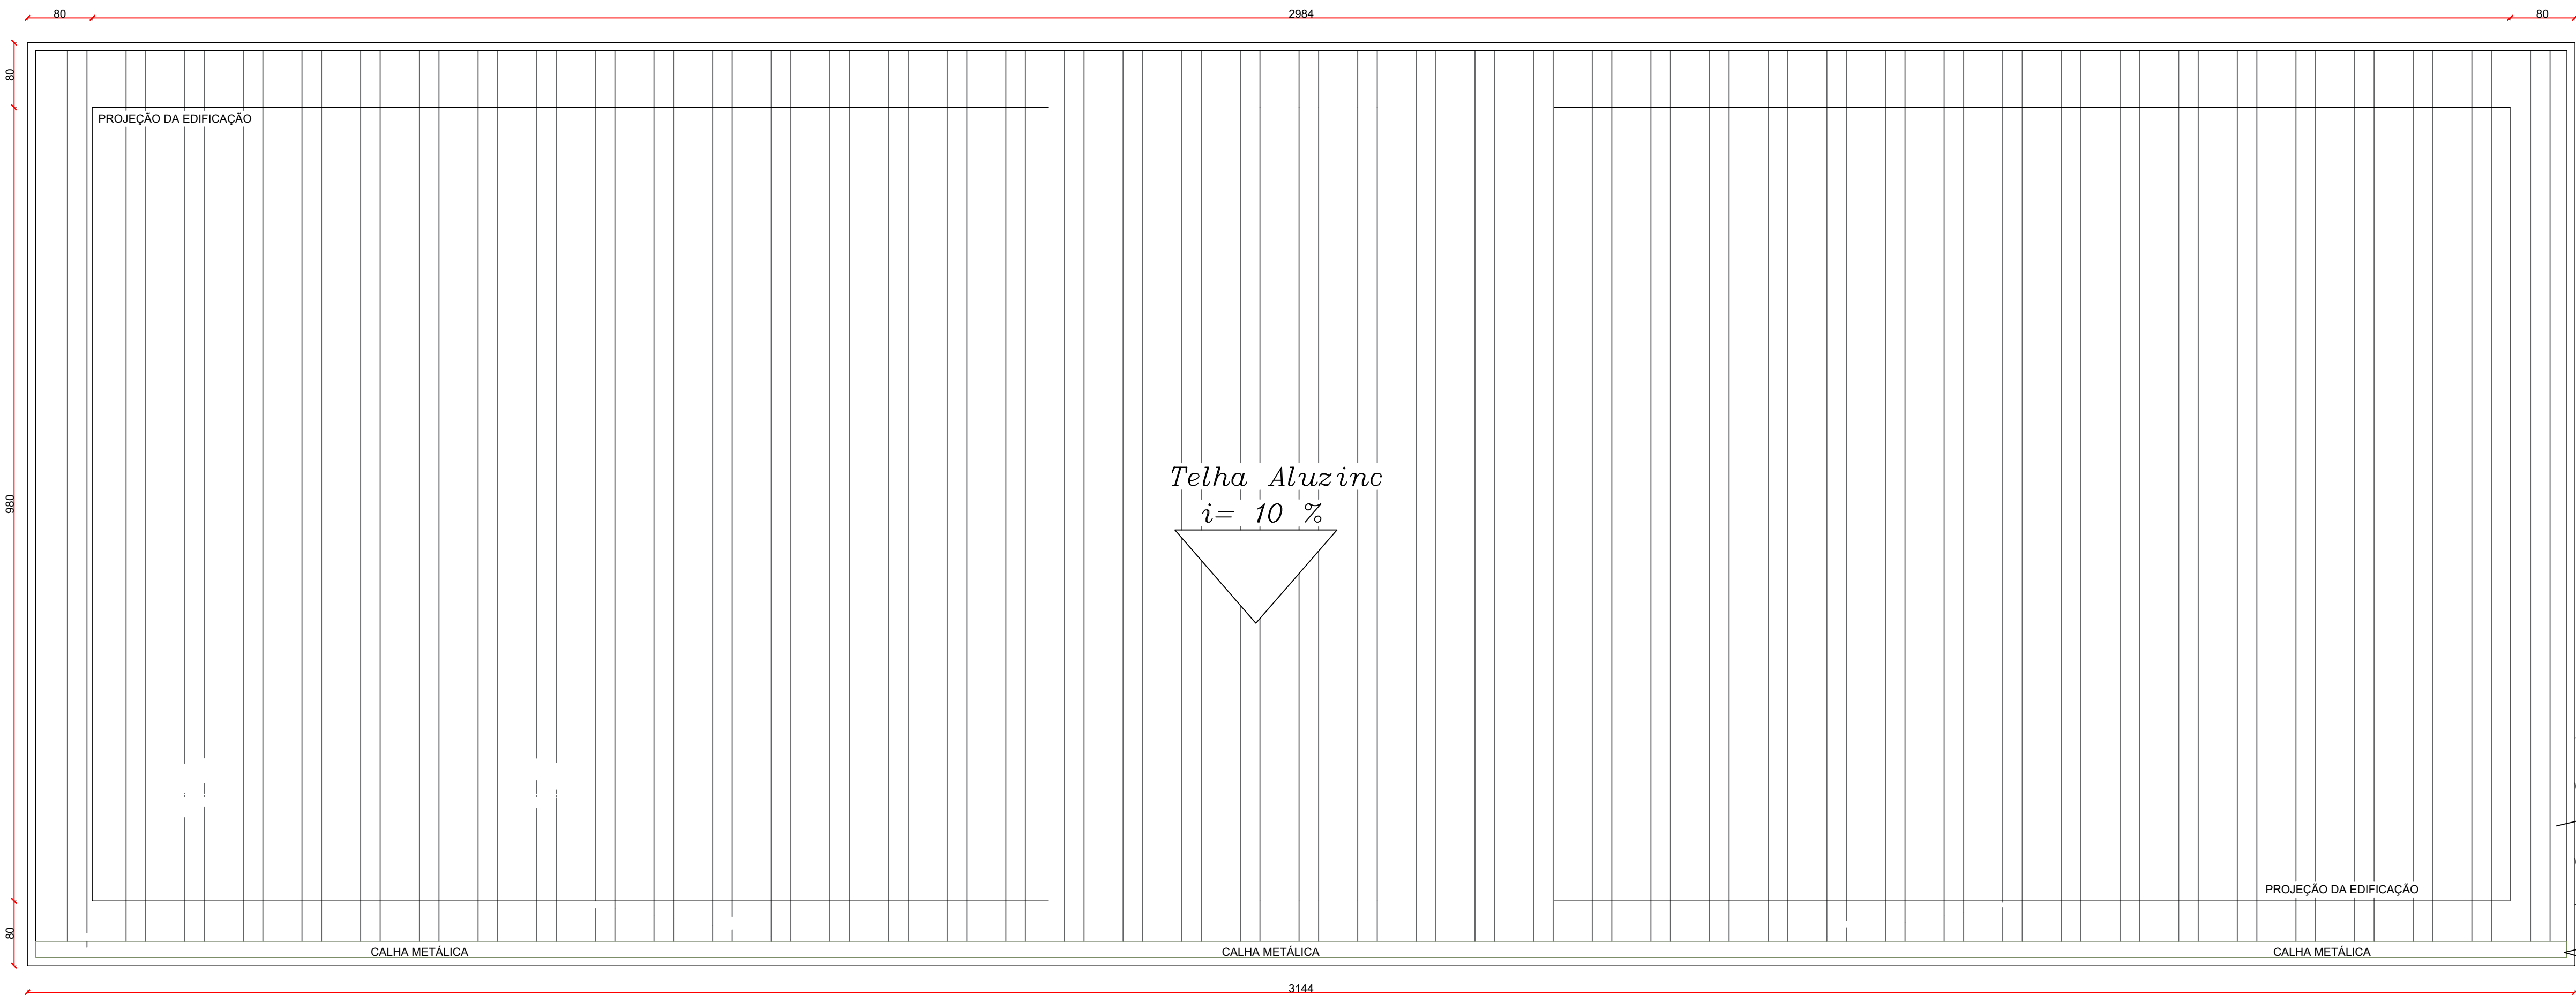


PLANTA COBERTURA
Escala: 1/50


DETALHE CALHA (cm)

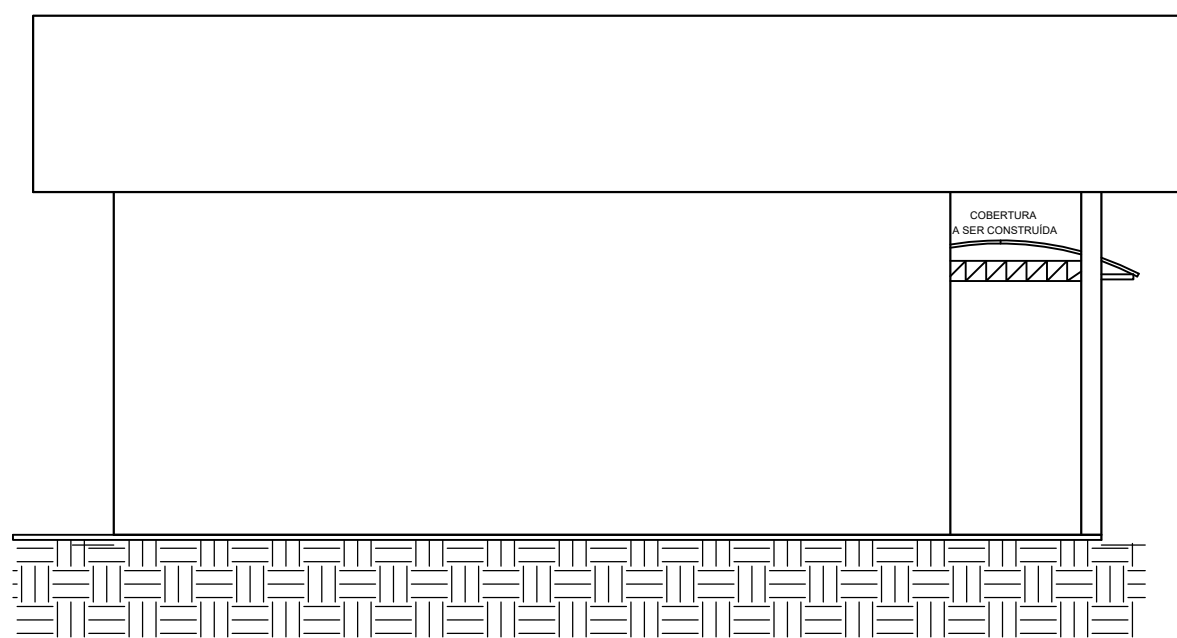


ELEVAÇÃO LATERAL ESQUERDA
Escala: 1/75

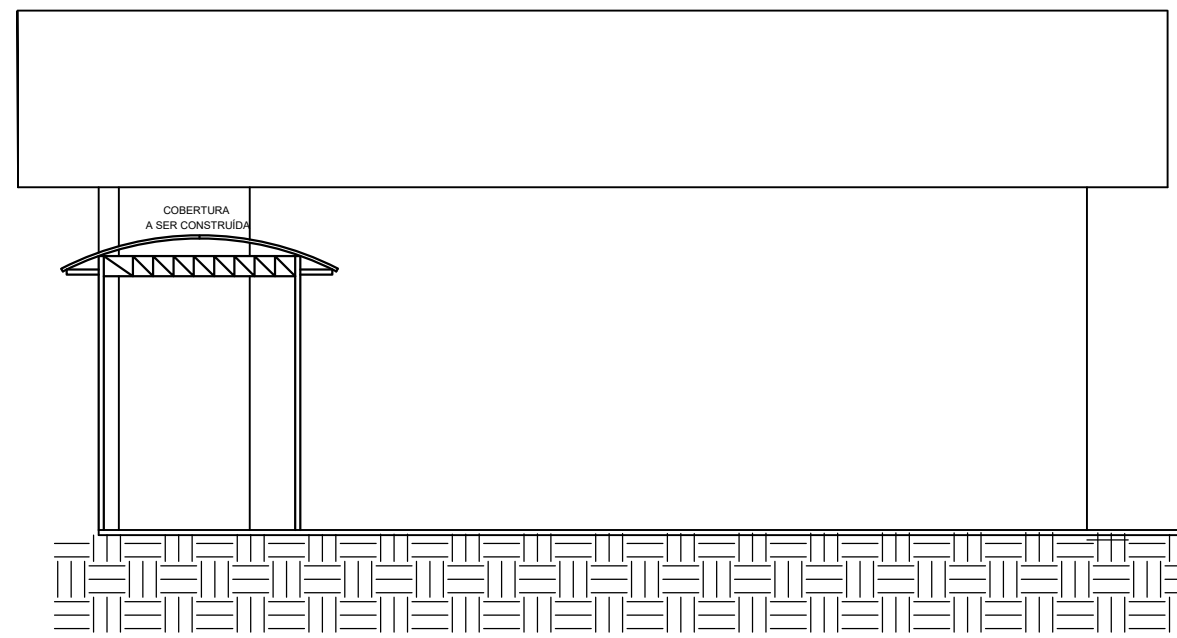

ELEVAÇÃO LATERAL DIREITA
Escala: 1/75

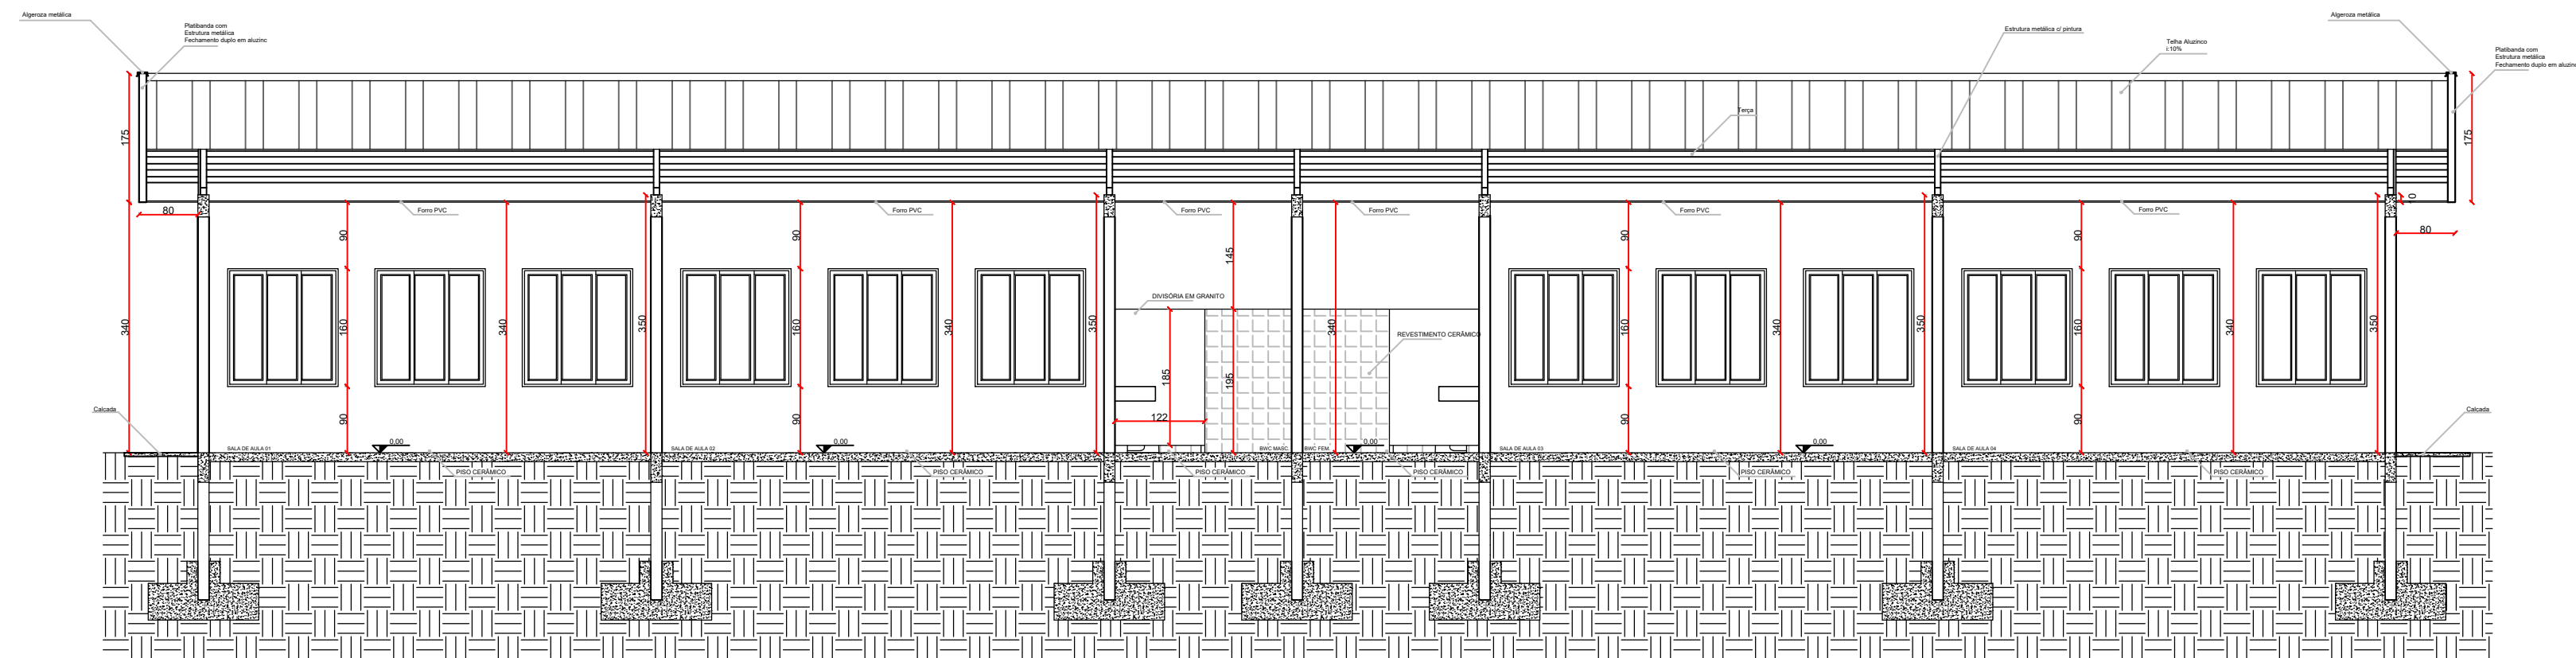

CORTE A-A
Escala: 1/75

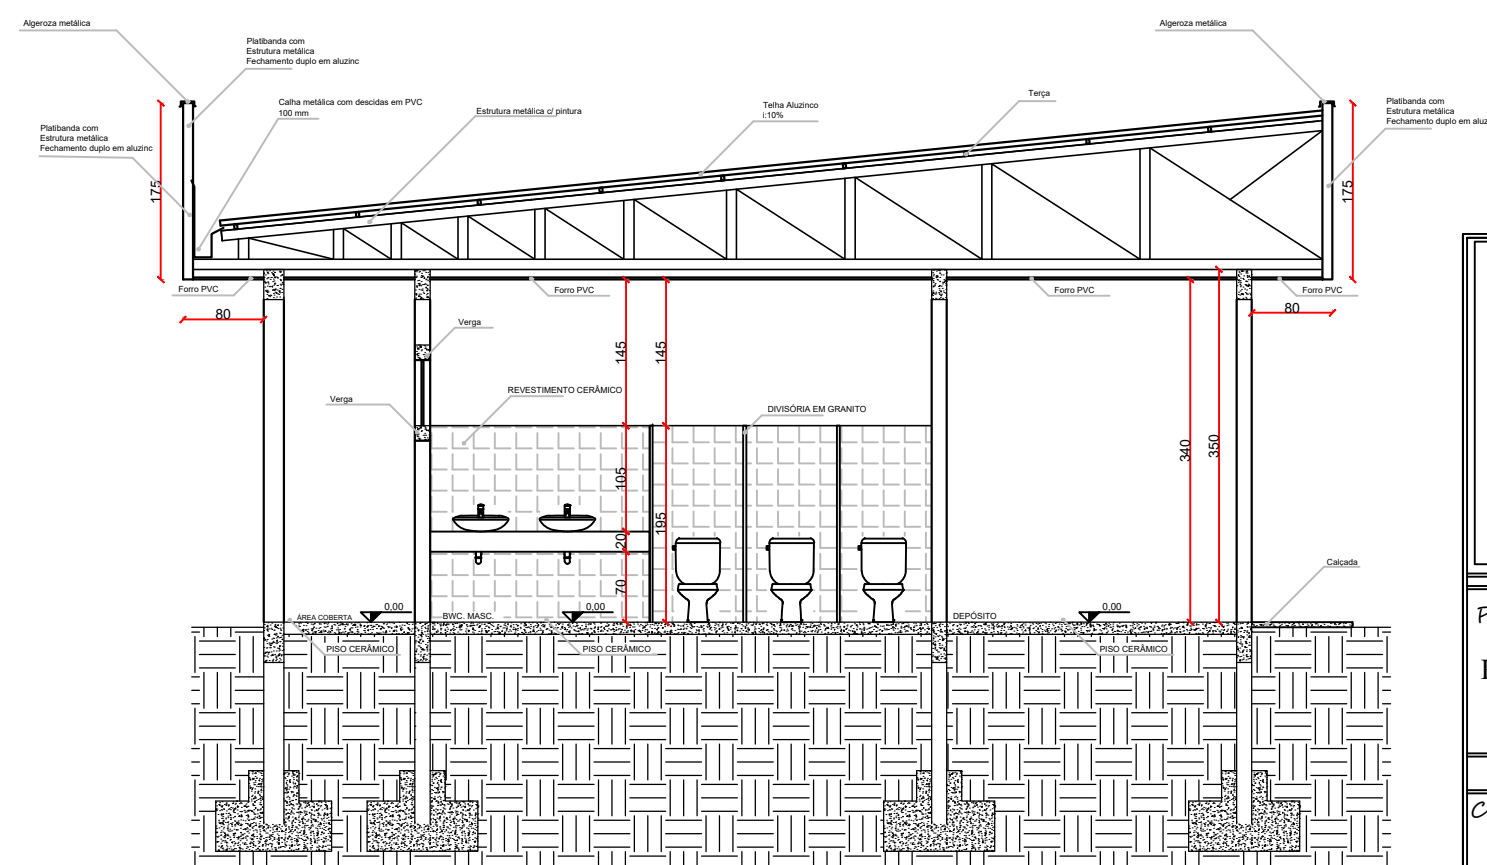

CORTE B-B
Escala: 1/75

Assinado digitalmente por ALACIR DURANTE:05481588943
DN: C=BR, O=ICP-Brasil, OU=Secretaria da Receita Federal do Brasil - RFB, OU=RFB e-CPF A3, OU=(EM BRANCO), OU=14030336000101, OU=presencial, CN=ALACIR DURANTE:05481588943
Razão: Eu revisei este documento
Localização: sua localização de assinatura aqui
Data: 2025.08.13 09:29:43-03'00'
Foxit PDF Reader Versão: 11.2.1

ALACIR DURANTE:
05481588943



MUNICÍPIO DE SANTIAGO DO SUL
CNPJ: 01.612.781/0001-38
End: Rua Angelo Touza, 600 - Centro - Santiago do Sul - SC - CEP: 89854-000
Email: engenharia@santiagodosul.sc.gov.br Fone: (49) 3345-3000

PREFEITO MUNICIPAL:

Alacir Durante
CPF: 054.815.889-43

PROJETO

PROJETO ARQUITETÔNICO

RESPONSÁVEL TÉCNICO:

GUSTAVO WINICIUS ALESSIO:08814456909
Gustavo Winicius Alessio
Engenheiro Civil - CREA/SC 208530-0

CONTEÚDO

► PLANTA DE COBERTURA, CORTES

ENDEREÇO DA OBRA

Rua Honorino Comachio, nº 210, Centro - Santiago do Sul - SC

ESCALA

Indicada

DATA

Julho/2025

ÁREA TOTAL

292,53 m²

DESENHO


Gustavo

ARQUIVO

AMPLIAÇÃO SALAS
COLEGIO REV00.dwg

PRANCHA

3/4

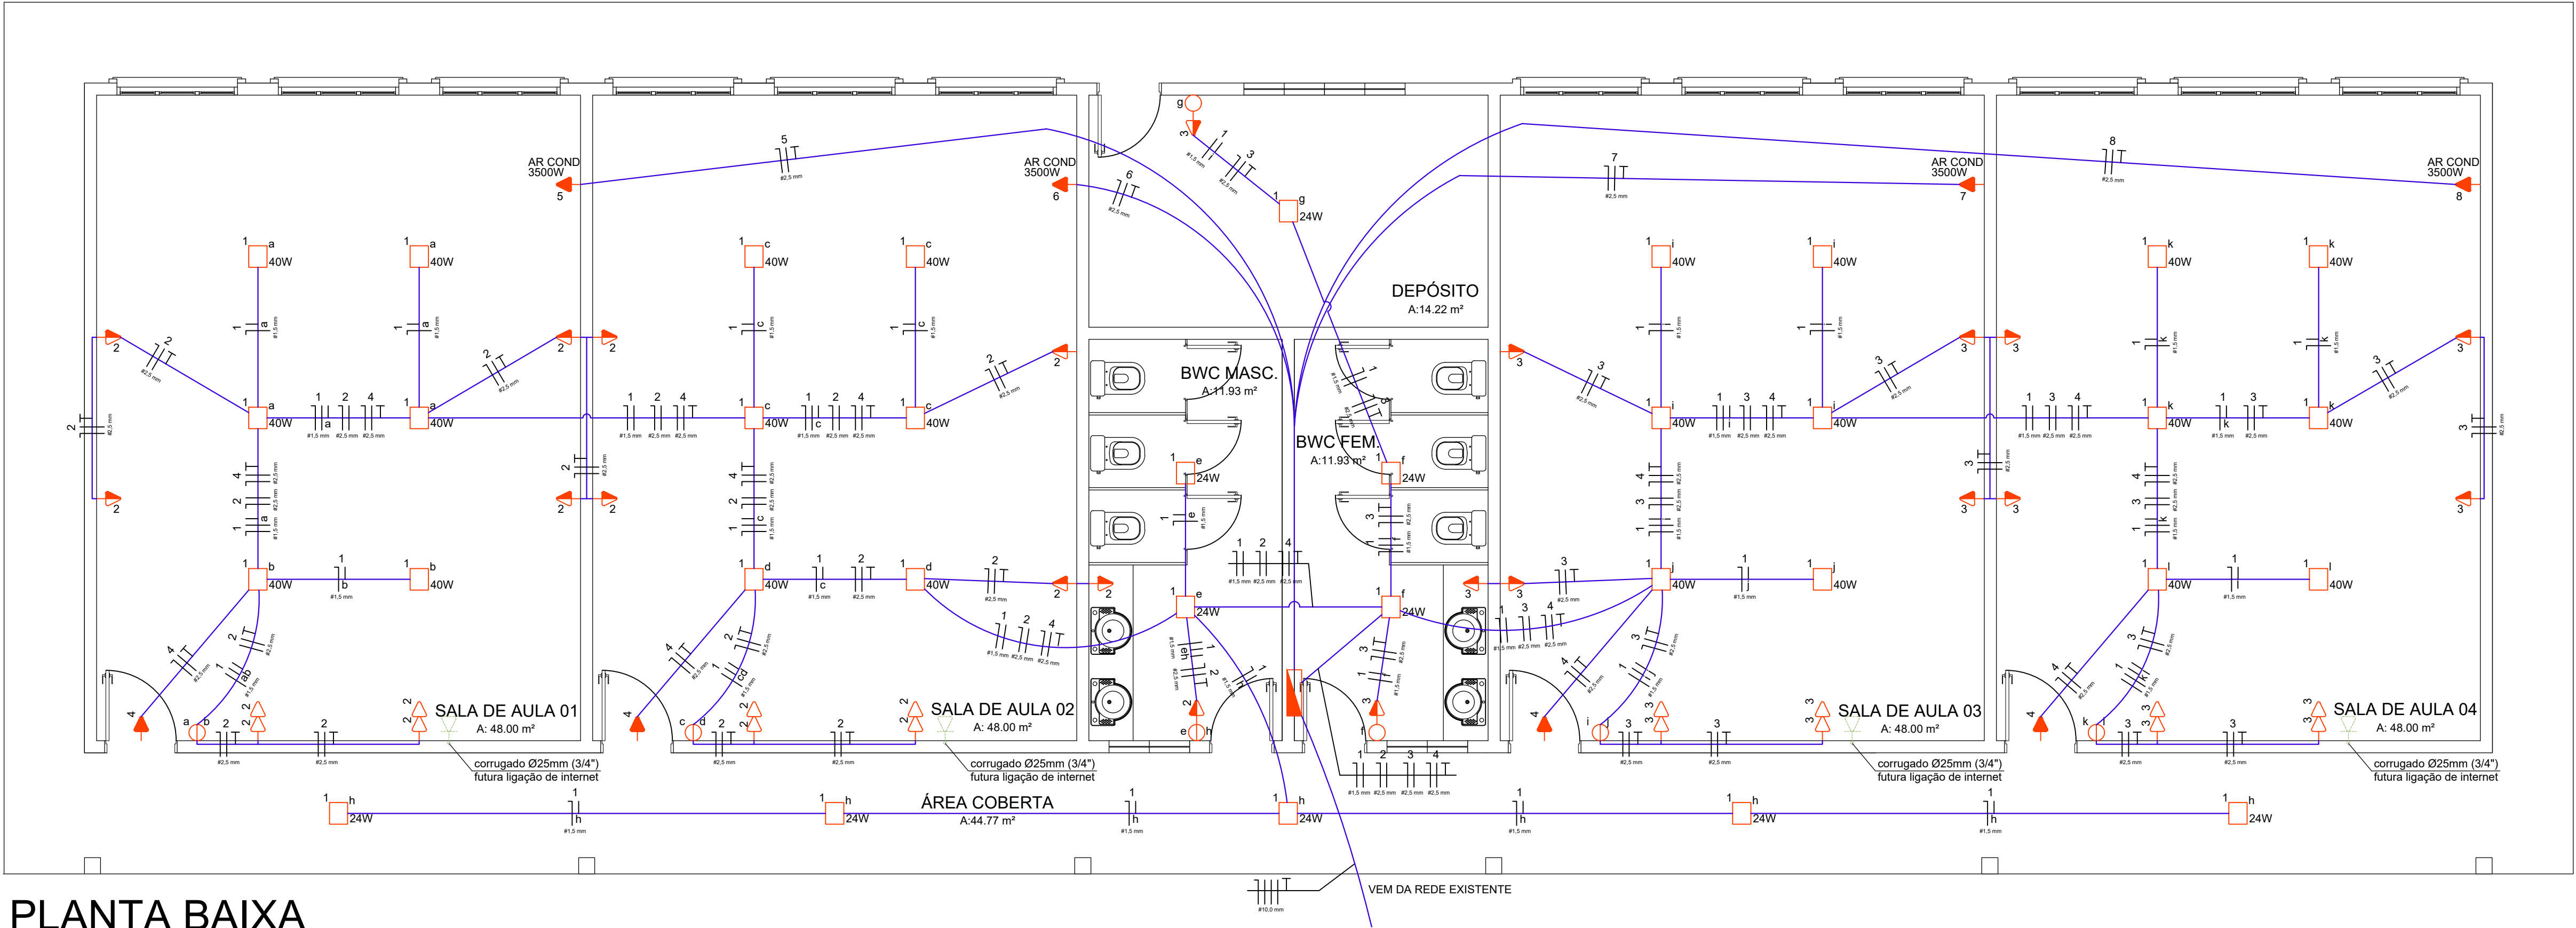


PLANTA BAIXA

Escala: 1/50

DIAGRAMA UNIFILAR

3#10,0(10,0)T10 mm²
2x1"(PVC)
VEM DO QM
EXISTENTE
Demanda máxima prevista: 14.012kVA

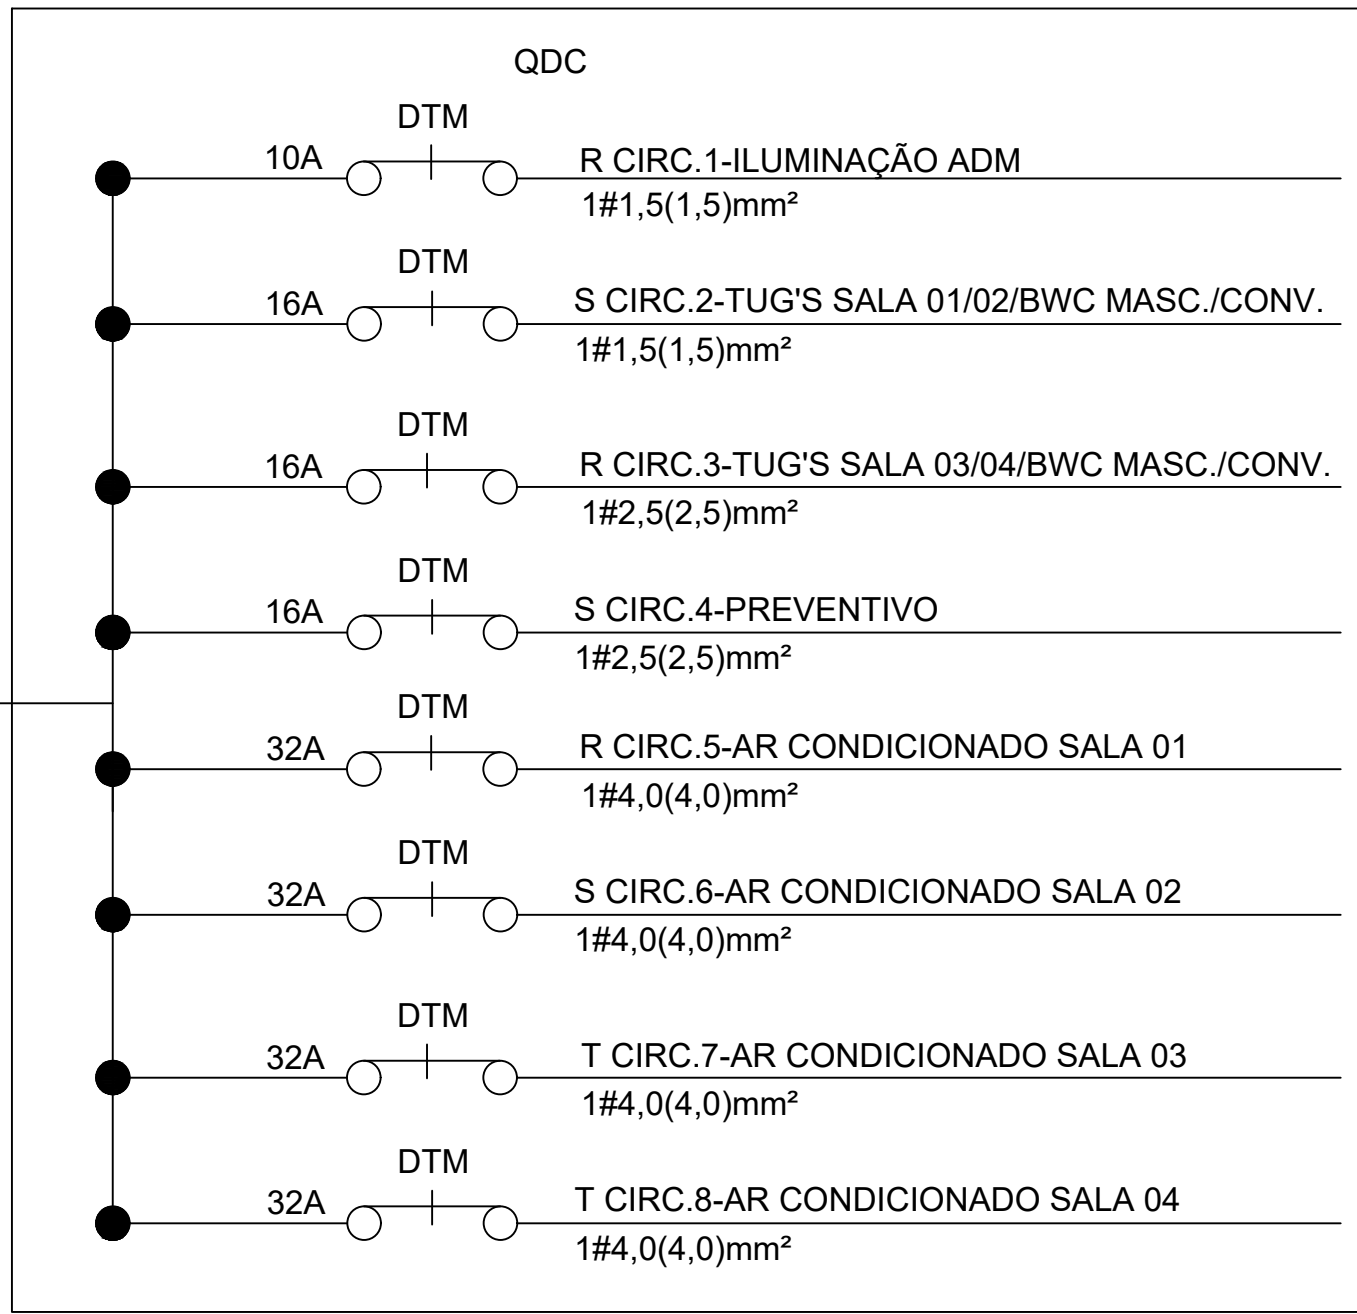

ALACIR
DURANTE
054815889
43

Assinado digitalmente por ALACIR DURANTE: 05481588943
DN: C=BR, O=ICP-Brasil, OU=Secretaria da Receita Federal do Brasil - RFB, OU=RFB e-CPF A3, OU=(EM BRANCO), OU=14030336000101, OU=presencial, CN=ALACIR DURANTE: 05481588943
Razão: Eu revisei este documento
Localização: sua localização de assinatura aqui
Data: 2025.08.13 09:27:57-03'00'
Foxit PDF Reader Versão: 11.2.1

DEMANDA QDC			
TUG/ILUM.	P inst.	5004	Fator demanda TUG e Iluminação
	P dem.	2252	0,45
TUE	P inst.	14000	Fator demanda TUE
	P dem.	10640	0,76
Σ P dem.		12892	Fator de potência médio
Σ P Demanda (VA)		14013	0,92

SIMBOLOGIA

	ELETRICALHA
	ELETRODUTO SUBTERRÂNEO
	CONDUTOR DE FASE, NEUTRO, RETORNO E TERRA
	QUADRO GERAL DE LUZ E FORÇA EMBUTIDO
	INTERRUPTOR DE UMA SEÇÃO
	INTERRUPTOR DE DUAS SEÇÕES
	INTERRUPTOR DE TRÊS SEÇÕES
	INTERRUPTOR PARALELO OU THREE-WAY
	INTERRUPTOR PARALELO DE DUAS SEÇÕES
	INTERRUPTOR SIMPLES E PARALELO DE DUAS SEÇÕES
	PONTO DE LUZ NA PAREDE (ARANDELA)
	PONTO DE LUZ NO TETO
	PONTO DE LUZ NO TETO (LUMINÁRIA TUBULAR)
	TOMADA DE LUZ NO CHÃO
	TOMADA DE LUZ NA PAREDE, BAIXO (30cm DO PISO ACABADO)
	TOMADA DE LUZ A MEIO A ALTURA (130cm DO PISO ACABADO)
	TOMADA DE LUZ ALTA (250cm DO PISO ACABADO)
	SENSOR DE MOVIMENTO
	EXAUSTOR
	PAINEL DE INTERFONE (150cm DO PISO ACABADO)
	MONOFONE DE INTERFONE (150cm DO PISO ACABADO)
	SAÍDA PARA TELEFONE (50cm DO PISO ACABADO)
	SAÍDA PARA INTERNET (130cm DO PISO ACABADO)
	SAÍDA PARA ANTENA DE TV (130cm DO PISO ACABADO)
	ELETRODUTO EMBUTIDO NO TETO OU PAREDE
	ELETRODUTO EMBUTIDO NO PISO
	ELETRODUTO SUBTERRÂNEO
	QUADRO GERAL DE LÓGICA

Circuito		Tensão (V)	Local	Potência				QDC				Capacidade de Condução (A)	FCA	Inominal corrigida (A)	Proteção			Dist. Fases		
n	Tipo			Potência	Total (VA)	FP	Total (W)	I nominal (A)	Seção condutores (mm²)						Tipos	Polos	I nominal	R	S	T
1	ILUMINAÇÃO	220	GERAL	1200	1200	1,00	1200	5,45	1,5	1,5	1,5	17,5	0,7	12,3	DTM	1	10	1200		
2	TUG'S	220	SALA DE AULA 01	800	1800	0,92	1656	7,53	2,5	2,5	2,5	24,0	0,7	16,8	DTM	1	16		1656	
			SALA DE AULA 02	800																
			BWC MASCULINO	200																
3	TUG'S	220	SALA DE AULA 03	800	1900	0,92	1748	8,64	2,5	2,5	2,5	24,0	0,7	16,8	DTM	1	16	1748		
			SALA DE AULA 04	800																
			BWC FEMININO	200																
			DEPÓSITO	100																
4	PREVENTIVO	220	PREVENTIVO	400	400	1,00	400	1,82	2,5	2,5	2,5	24,0	0,7	16,8	DTM	1	16		400	
5	TUE	220	AR CONDICIONADO SALA DE AULA 01	3500	3500	1,00	3500	15,91	4,0	4,0	4,0	32,0	0,7	22,4	DTM	1	32	3500		
6	TUE	220	AR CONDICIONADO SALA DE AULA 02	3500	3500	1,00	3500	15,91	4,0	4,0	4,0	32,0	0,7	22,4	DTM	1	32		3500	
7	TUE	220	AR CONDICIONADO SALA DE AULA 03	3500	3500	1,00	3500	15,91	4,0	4,0	4,0	32,0	0,7	22,4	DTM	1	32			3500
8	TUE	220	AR CONDICIONADO SALA DE AULA 04	3500	3500	1,00	3500	15,91	4,0	4,0	4,0	32,0	0,7	22,4	DTM	1	32			3500
					Σ		19004										Σ	6448	5556	7000

MUNICÍPIO DE SANTIAGO DO SUL
CNPJ: 01.612.781/0001-38
End: Rua Ângelo Toura, 600 - Centro - Santiago do Sul - SC CEP: 89854-000
Email: engenharia@santiagodosul.sc.gov.br Fone: (49) 3345-3000

PREFEITO MUNICIPAL:

Alacir Durante
CPF: 054.815.889-43



PROJETO
PROJETO ELÉTRICO

RESPONSÁVEL TÉCNICO:
GUSTAVO WINICIUS
ALESSIO: 08814456909
Assinado de forma digital por GUSTAVO WINICIUS ALESSIO: 08814456909
Data: 2025.08.11 11:21:33 -03'00'
Gustavo Winicius Alessio
Engenheiro Civil - CREA/SC 208530-0


CONTEÚDO

► PLANTA BAIXA, DIAGRAMA UNIFILAR, TABELAS


ENDEREÇO DA OBRA
Rua Honorino Comachio, nº 210, Centro - Santiago do Sul - SC

ESCALA	PATA	ÁREA TOTAL	DESENHO	ARQUIVO
Indicada	Julho/2025	292,53 m²	Gustavo	AMPLIAÇÃO SALAS COLÉGIO REV00.dwg

PRANCHA
1/1

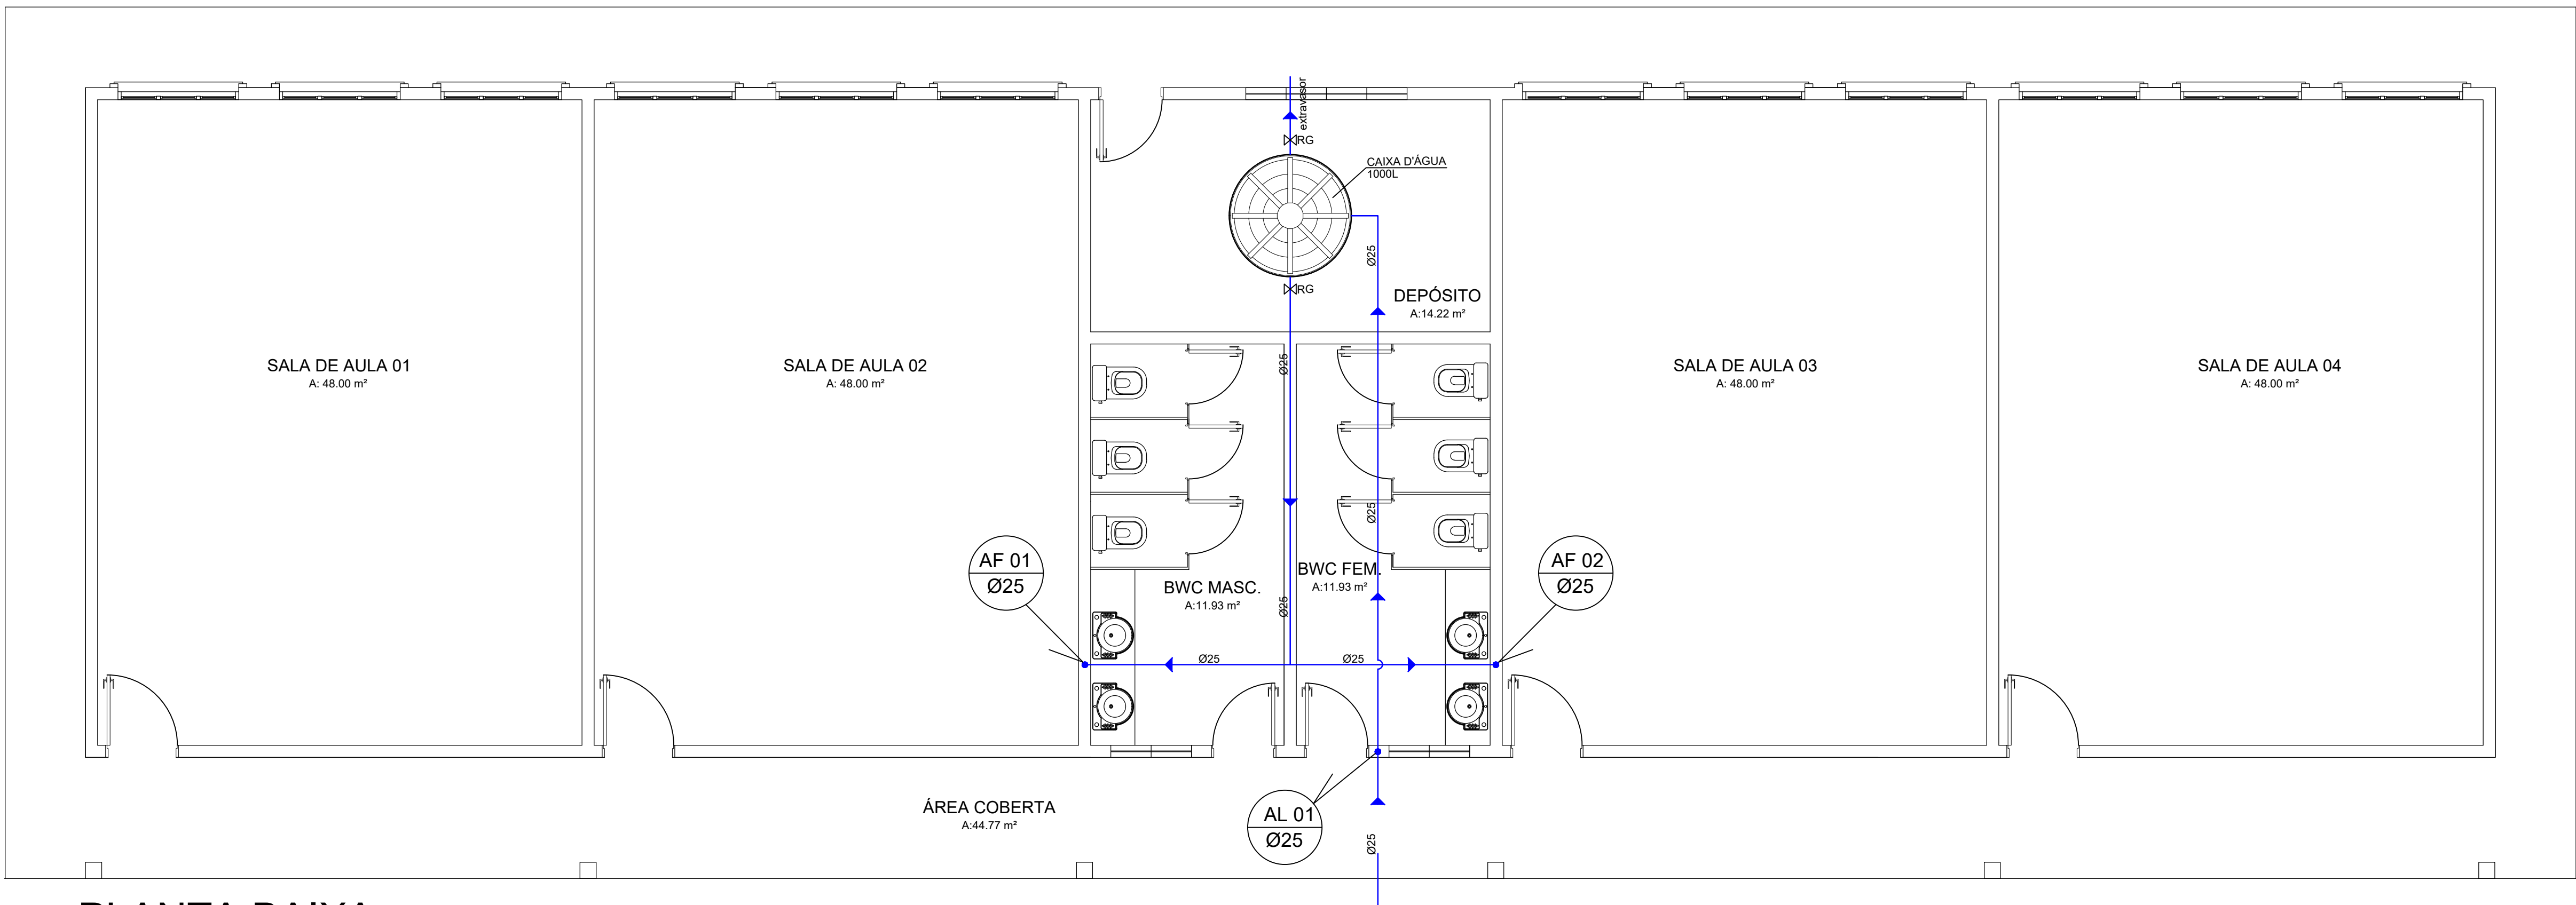


PLANTA BAIXA
Escala: 1/50

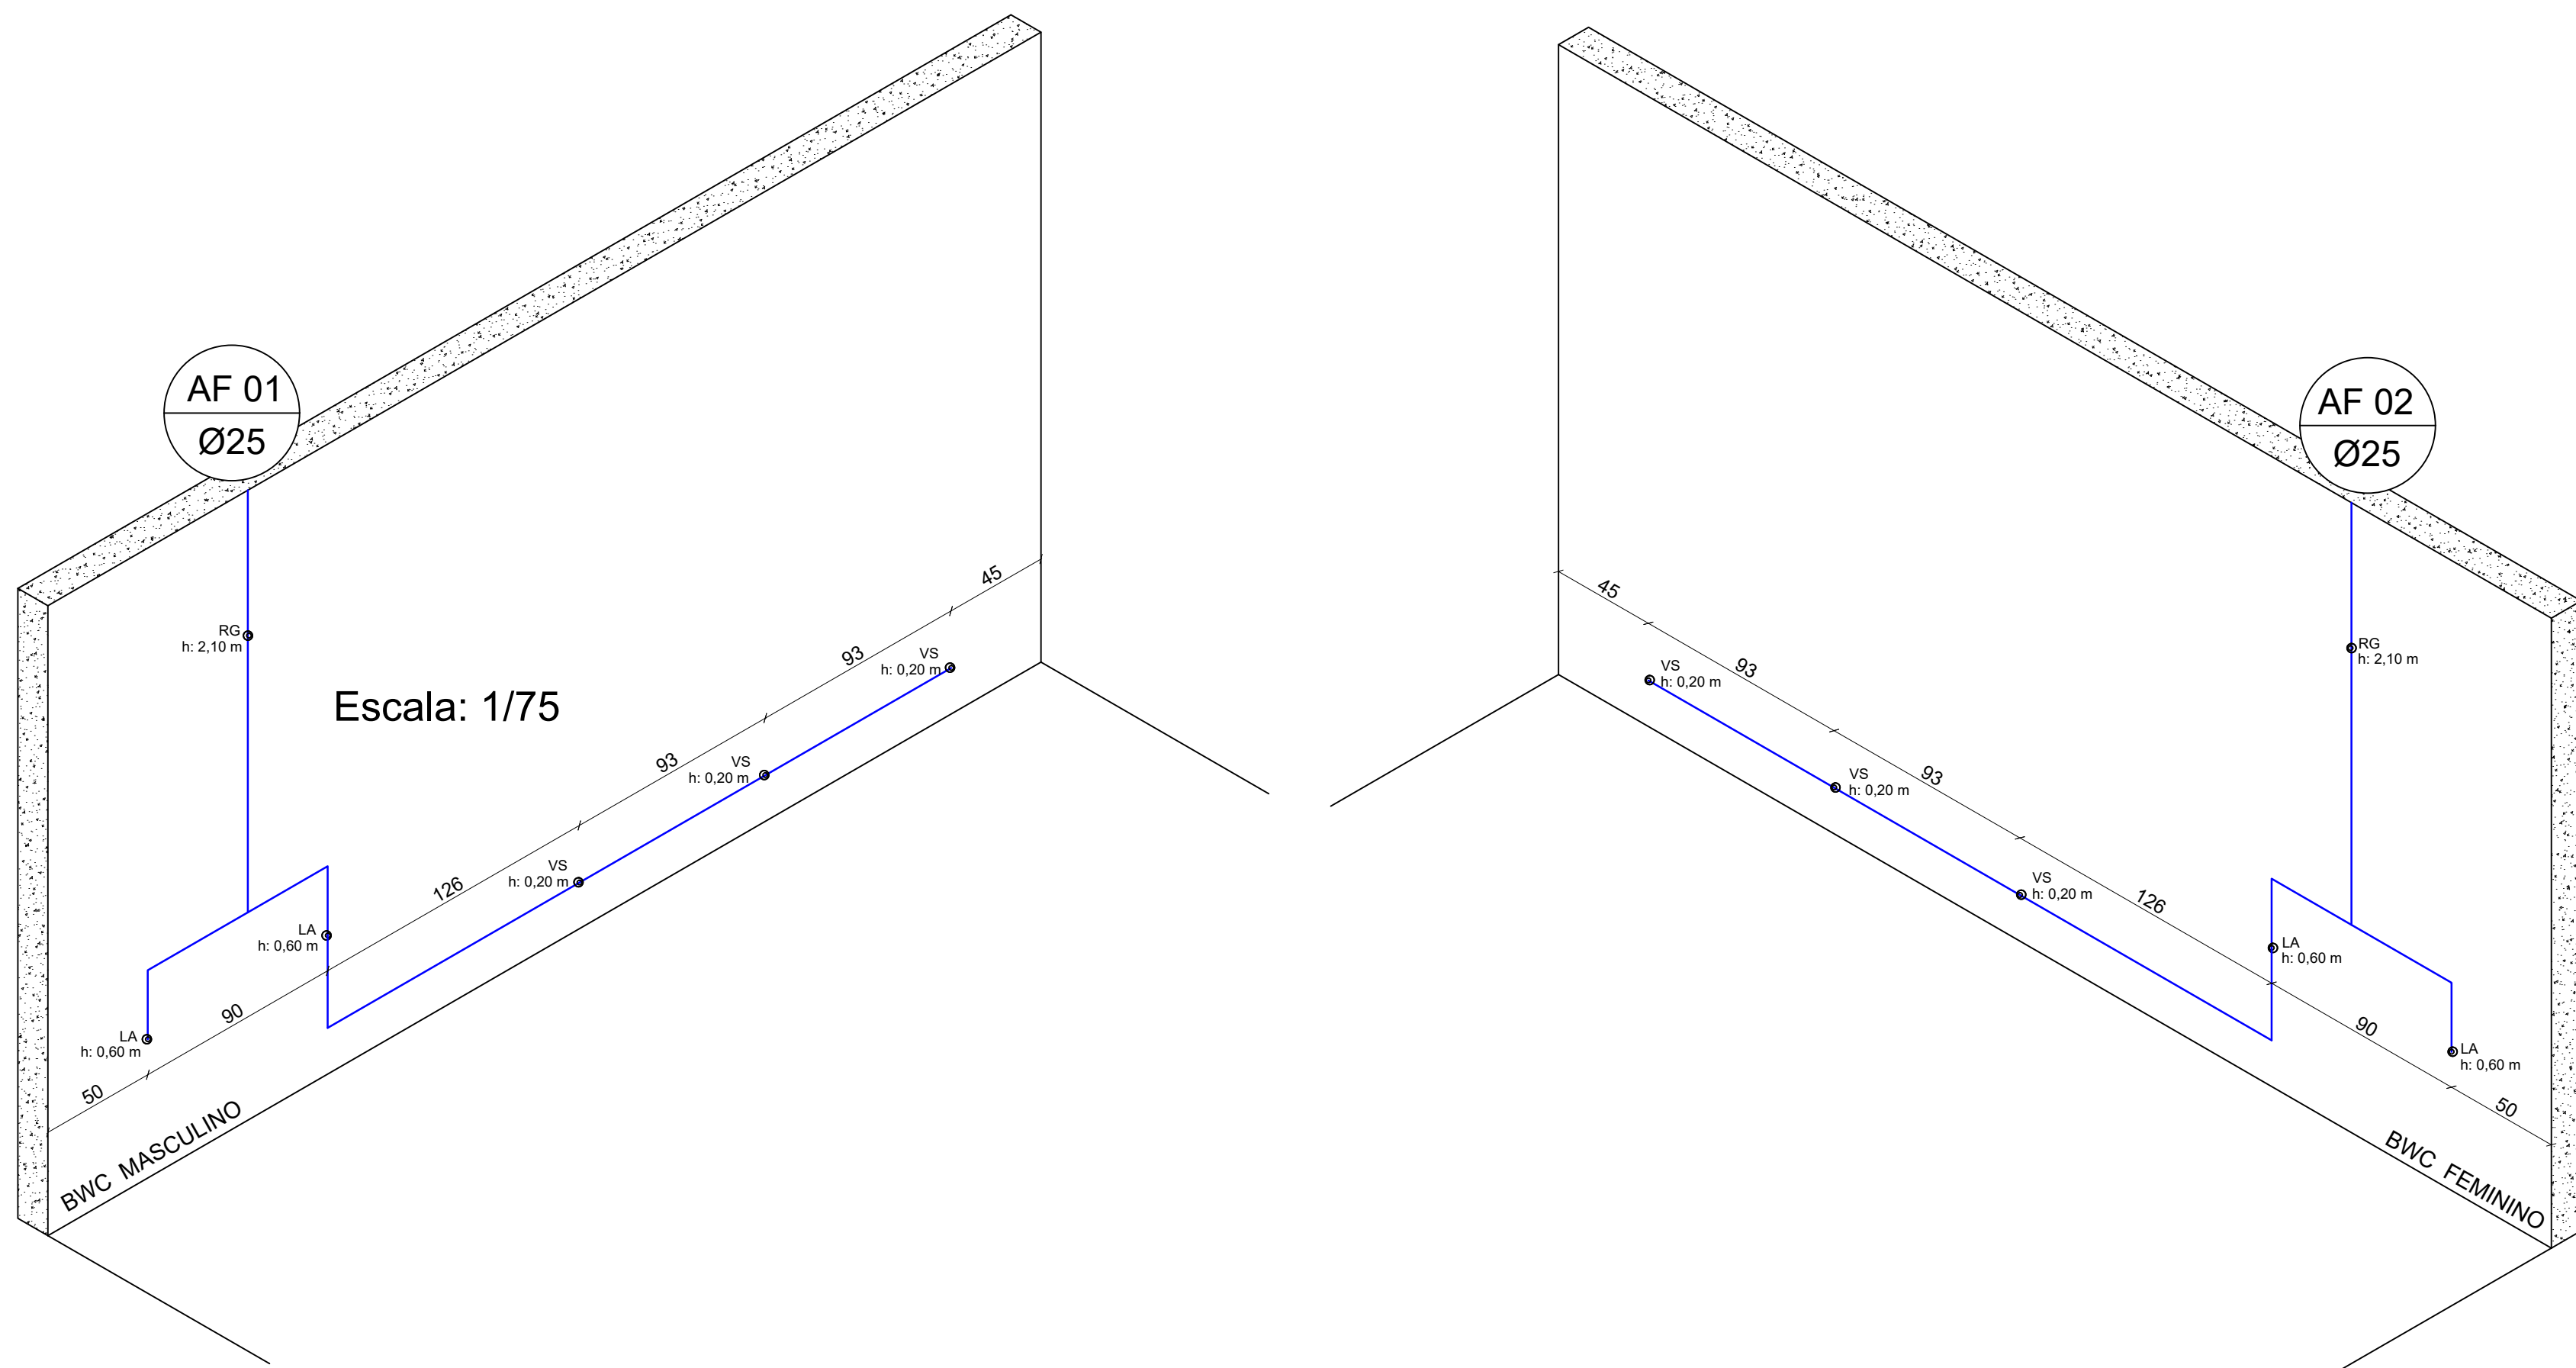

DETALHE ISOMÉTRICO - AF01
Escala: 1/25

DETALHE ISOMÉTRICO - AF02
Escala: 1/25

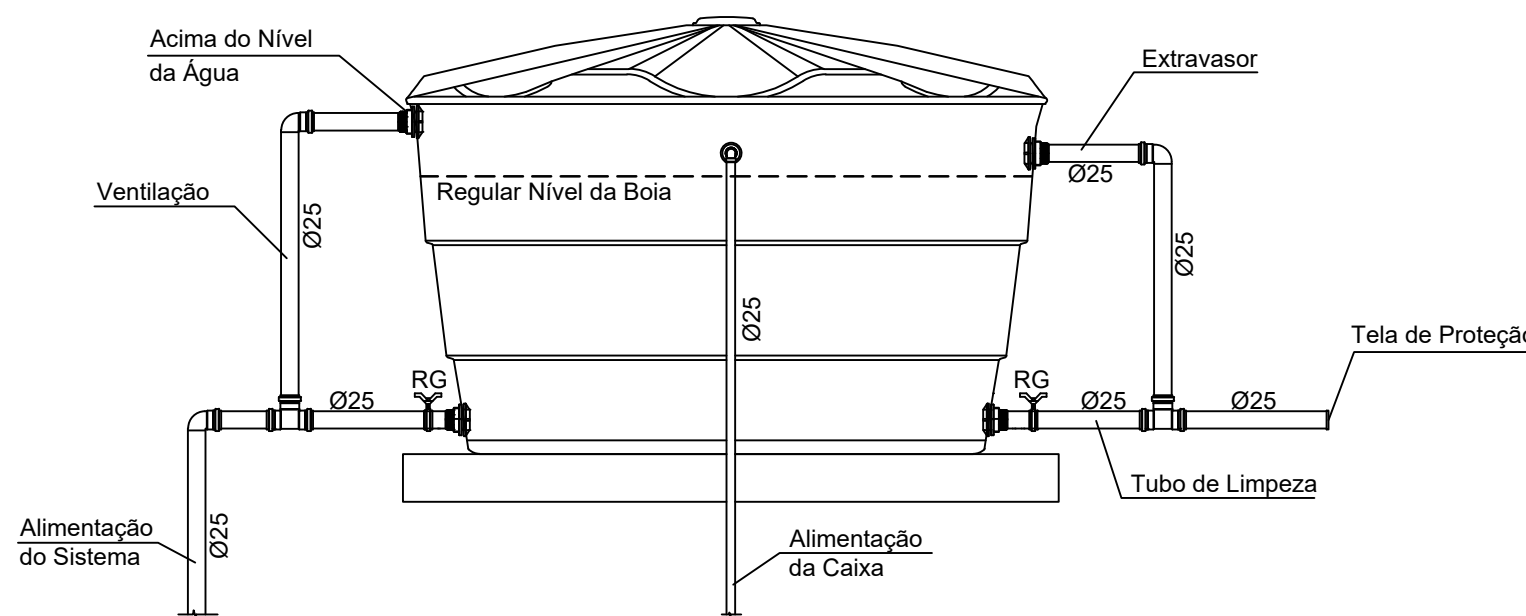

DETALHE CAIXA D'ÁGUA
s/ escala

ALACIR
DURANTE:
05481588943

Assinado digitalmente por ALACIR DURANTE:
DN: C=BR, O=ICP-Brasil, OU=Secretaria da
Receita Federal do Brasil - RFB, OU=RFB
e-CPF A3, OU=(EM BRANCO),
OU=14030336000101, OU=presencial,
CN=ALACIR DURANTE:05481588943
Razão: Eu revisei este documento
Localização: sua localização de assinatura aqui
Data: 2025.08.13 09:27:26-03'00'
Foxit PDF Reader Versão: 11.2.1

LEGENDA	
AF	COLUNA DE ÁGUA FRIA
AQ	COLUNA DE ÁGUA QUENTE
AL	COLUNA DE ALIMENTAÇÃO
AP	COLUNA DE ÁGUA PLUVIAL
CV	COLUNA DE VENTILAÇÃO
TQ	TUBO DE QUEDA
RP	REGISTRO DE PRESSÃO
RG	REGISTRO DE GAVETA
CH	CHUVEIRO
VS	VASO SANITÁRIO
LA	LAVATÓRIO
TNQ	TANQUE
ML	MAQUINA DE LAVAR
PIA	PIA COZINHA/LAZER
TJ	TORNEIRA JARDIN
RS	RALO SIFONADO
CA	CAIXA DE AREIA
CG	CAIXA DE GORDURA
CS	CISTERNA
INCLINAÇÃO DOS TUBOS DE ESGOTO	
2%	PVC Ø 40mm
2%	PVC Ø 50mm
2%	PVC Ø 75mm
1%	PVC Ø 100mm
1%	PVC Ø 150mm

FLUXO QUE SOBE	
ELEMENTO DA INSTALAÇÃO	
XX 00 0000	IDENTIFICAÇÃO DO ELEMENTO
DIÂMETRO DO ELEMENTO	

FLUXO QUE DESCE	
XX 00 0000	

TUBULAÇÃO PVC DE ÁGUA FRIA	
TUBULAÇÃO PVC DE ÁGUA PLUVIAL	
TUBULAÇÕES SUBTERRÂNEAS	
TUBULAÇÃO DE ESGOTO	



MUNICÍPIO DE SANTIAGO DO SUL
CNPJ: 01.612.781/0001-38
End: Rua Ângelo Toura, 600 - Centro - Santiago do Sul - SC. CEP: 89854-000
Email: engenhar@xsantiagoodosul.sc.gov.br Fone: (49) 3345-3000

PREFEITO MUNICIPAL:

Alacir Durante
CPF: 054.815.889-43

PROJETO

PROJETO HIDRÁULICO

RESPONSÁVEL TÉCNICO:

GUSTAVO WINICIUS ALESSIO:08814456909

GUSTAVO WINICIUS ALESSIO:08814456909
Data: 2025.08.11 11:22:21 -03'00'
Gustavo Winicius Alessio
Engenheiro Civil - CREA/SC 208530-0

CONTEÚDO

► PLANTA BAIXA, DETALHES ISOMÉTRICOS, DETALHE CAIXA D'ÁGUA

ENDEREÇO DA OBRA

Rua Honorino Comachio, nº 210, Centro - Santiago do Sul - SC

ESCALA

Indicada

DATA

Julho/2025

ÁREA TOTAL

292,53 m²

DESENHO


Gustavo

ARQUIVO

AMPLIAÇÃO SALAS
COLÉGIO REV00.dwg

PRANCHA

1/1

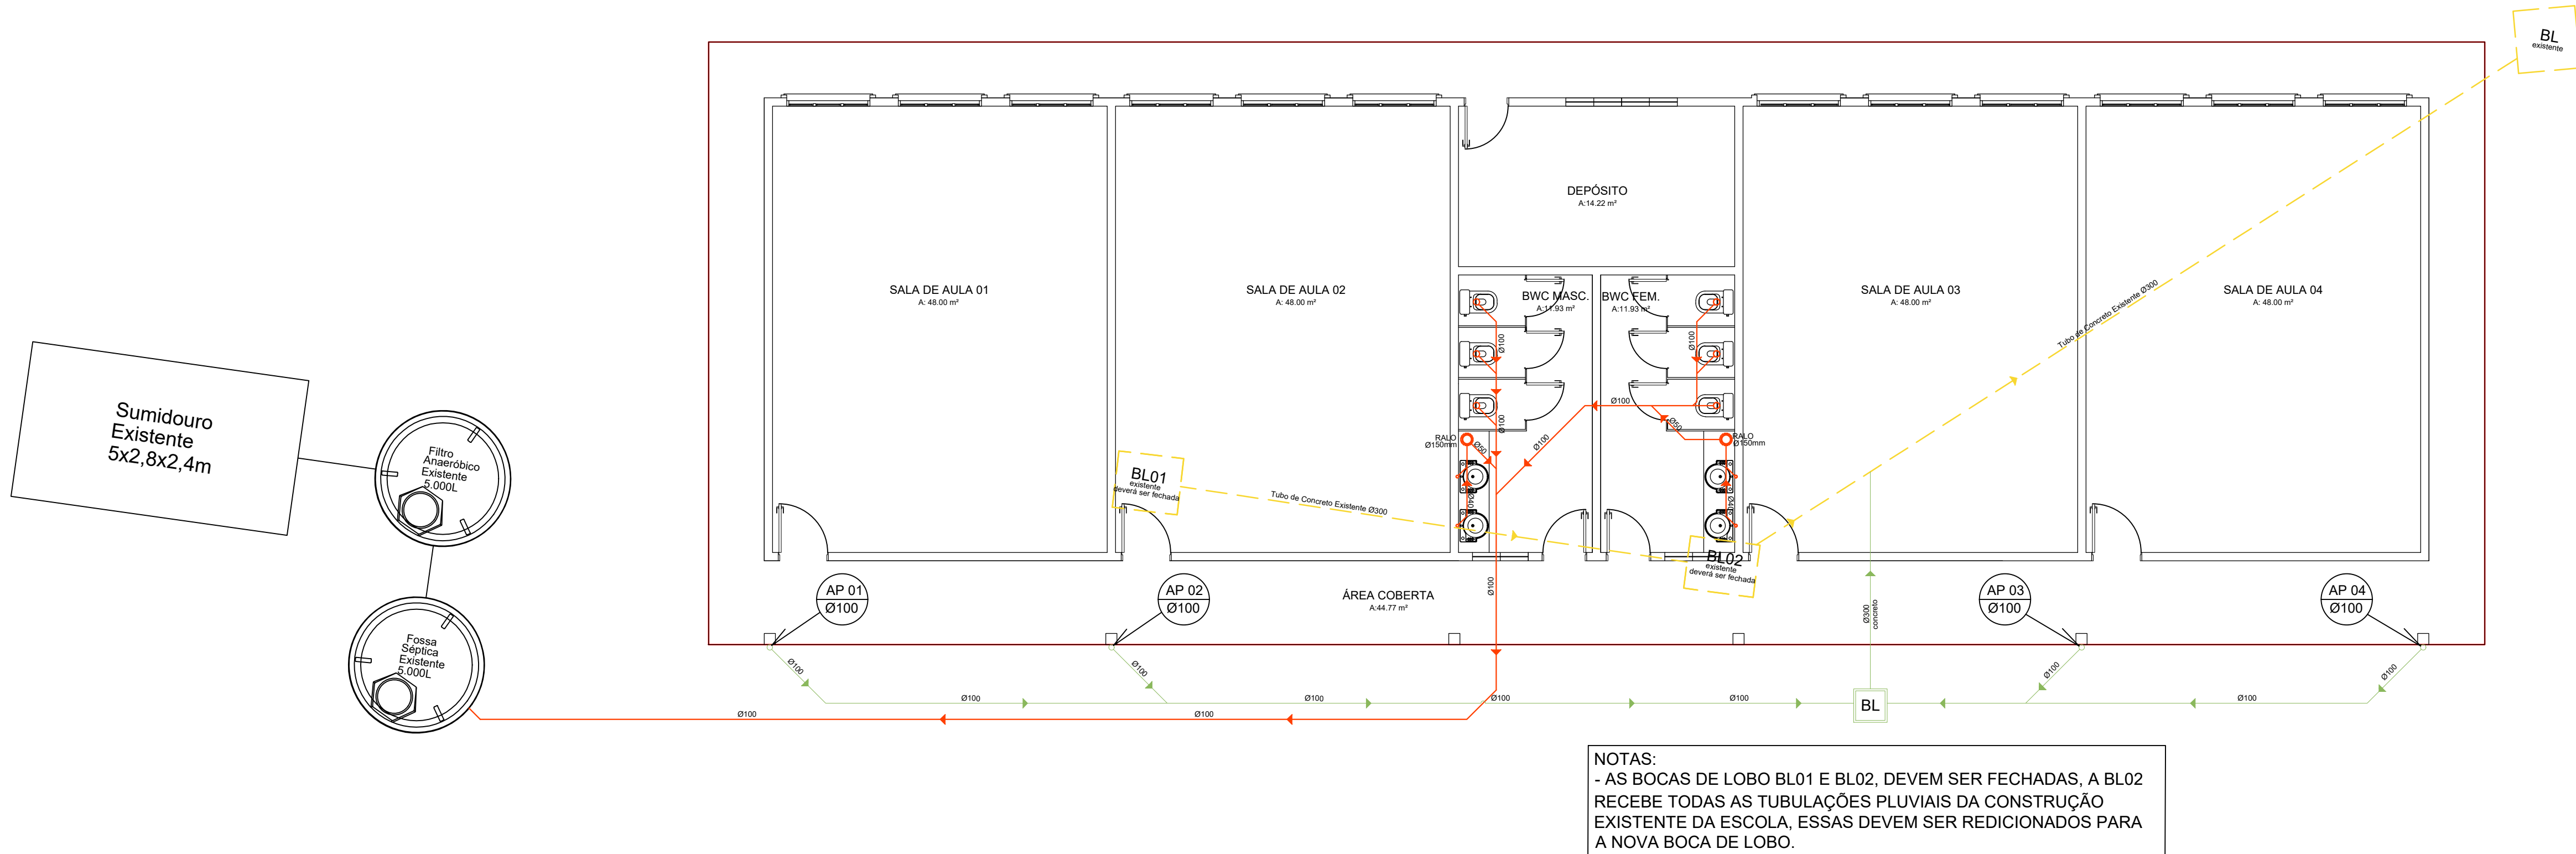


NOTAS:

- AS BOCAS DE LOBO BL01 E BL02, DEVEM SER FECHADAS, A BL02 RECEBE TODAS AS TUBULAÇÕES PLUVIAIS DA CONSTRUÇÃO EXISTENTE DA ESCOLA, ESSAS DEVEM SER REDICIONADOS PARA A NOVA BOCA DE LOBO.
- PARA LIGAÇÃO DO SISTEMA DE ESGOTO COM O SISTEMA EXISTENTE SERÁ NECESSÁRIO QUEBRAR UM PISO EXISTENTE, ESSE MESMO DEVE SER CONCERTADO LOGO APÓS A LIGAÇÃO


PLANTA BAIXA

Escala: 1/75

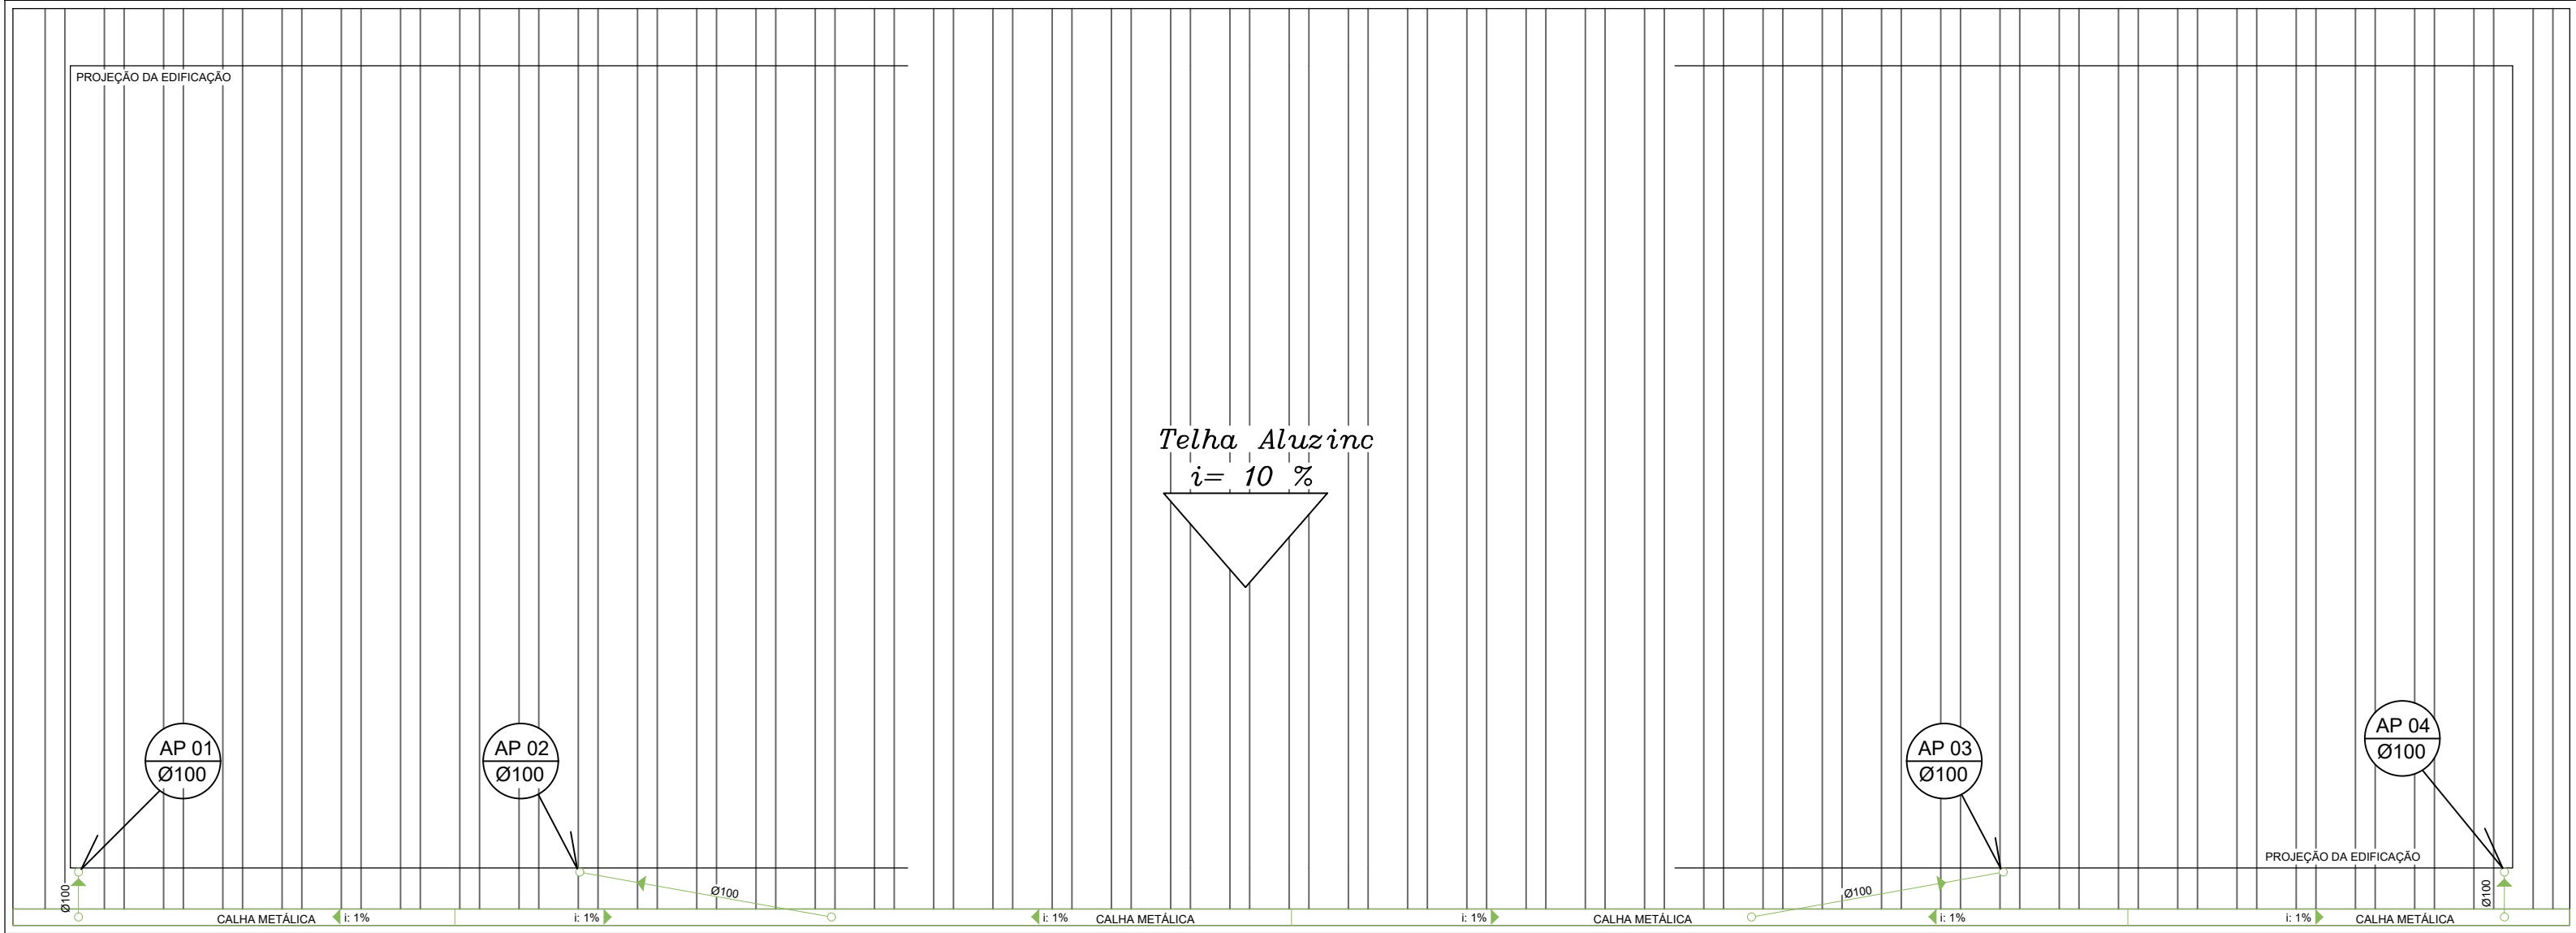

PLANTA DE COBERTURA

Escala: 1/75

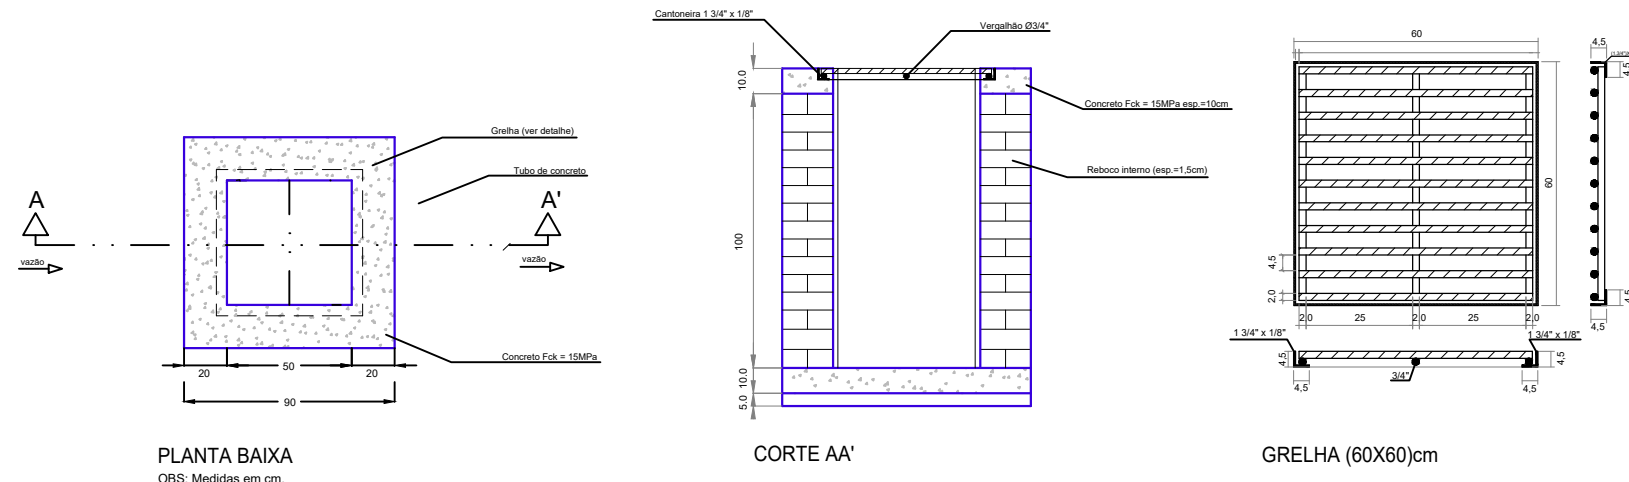

DETALHE BOCA DE LOBO

s/ escala

ALACIR
DURANTE:
0548158894
3

Assinado digitalmente por ALACIR DURANTE:05481588943
DN: C=BR, O=ICP-Brasil, OU=Secretaria da Receita Federal do Brasil - RFB, OU=RFB e-CPF A3, OU=(EM BRANCO), OU=14030336000101, OU=presencial, CN=ALACIR DURANTE:05481588943
Razão: Eu revisei este documento
Localização: sua localização de assinatura aqui
Data: 2025.08.13 09:24:38-03'00'
Foxit PDF Reader Versão: 11.2.1

LEGENDA					
AF	COLUNA DE ÁGUA FRIA				
AQ	COLUNA DE ÁGUA QUENTE				
AL	COLUNA DE ALIMENTAÇÃO				
AP	COLUNA DE ÁGUA PLUVIAL				
CV	COLUNA DE VENTILAÇÃO				
TQ	TUBO DE QUEDA				
RP	REGISTRO DE PRESSÃO				
RG	REGISTRO DE GAVETA				
CH	CHUVEIRO				
VS	VASO SANITÁRIO				
LA	LAVATÓRIO				
TNQ	TANQUE				
ML	MÁQUINA DE LAVAR				
PIA	PIA COZINHA/LAZER				
TJ	TORNEIRA JARDIN				
RS	RAIO SIFONADO				
CA	CAIXA DE AREIA				
CG	CAIXA DE GORDURA				
CS	CISTERNA				
INCLINAÇÃO DOS TUBOS DE ESGOTO					
2%	PVC Ø 40mm				
2%	PVC Ø 50mm				
2%	PVC Ø 75mm				
1%	PVC Ø 100mm				
1%	PVC Ø 150mm				

MUNICÍPIO DE SANTIAGO DO SUL
CNPJ: 01.612.781/0001-38
End: Rua Ângelo Toura, 600 - Centro - Santiago do Sul - SC. CEP: 89854-000
Email: engenhamu@santiagodosul.sc.gov.br Fone: (49) 3345-3000
PREFEITO MUNICIPAL:

Alacir Durante
CPF: 054.815.889-43

PROJETO
PROJETO SANITÁRIO/PLUVIAL

RESPONSÁVEL TÉCNICO:
GUSTAVO WINICIUS
ALESSIO:08814456909
Gustavo Winicius Alessio
Engenheiro Civil - CREA/SC 208530-0

CONTEÚDO
► PLANTA BAIXA, PLANTA DE COBERTURA, DETALHE BOCA DE LOBO

ENDEREÇO DA OBRA
Rua Honorino Comachio, nº 210, Centro - Santiago do Sul - SC

PRANCHA
1/1

ESCALA	PATA	ÁREA TOTAL	DESENHO	ARQUIVO
Indicada	Julho/2025	292,53 m²	Gustavo	AMPLIAÇÃO SALAS COLÉGIO REV00.dwg