

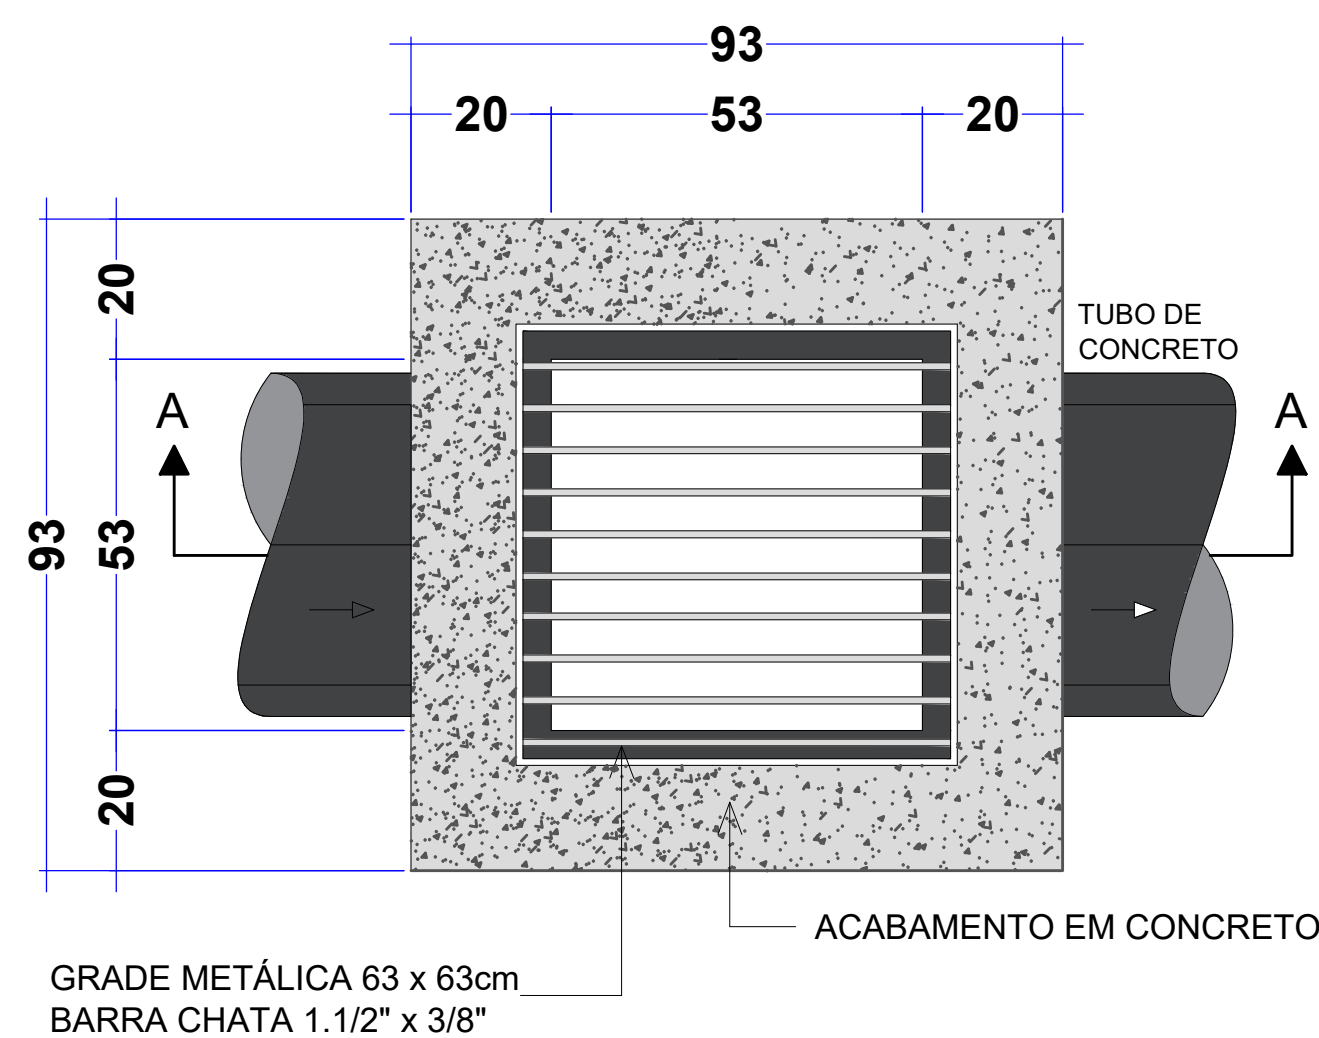


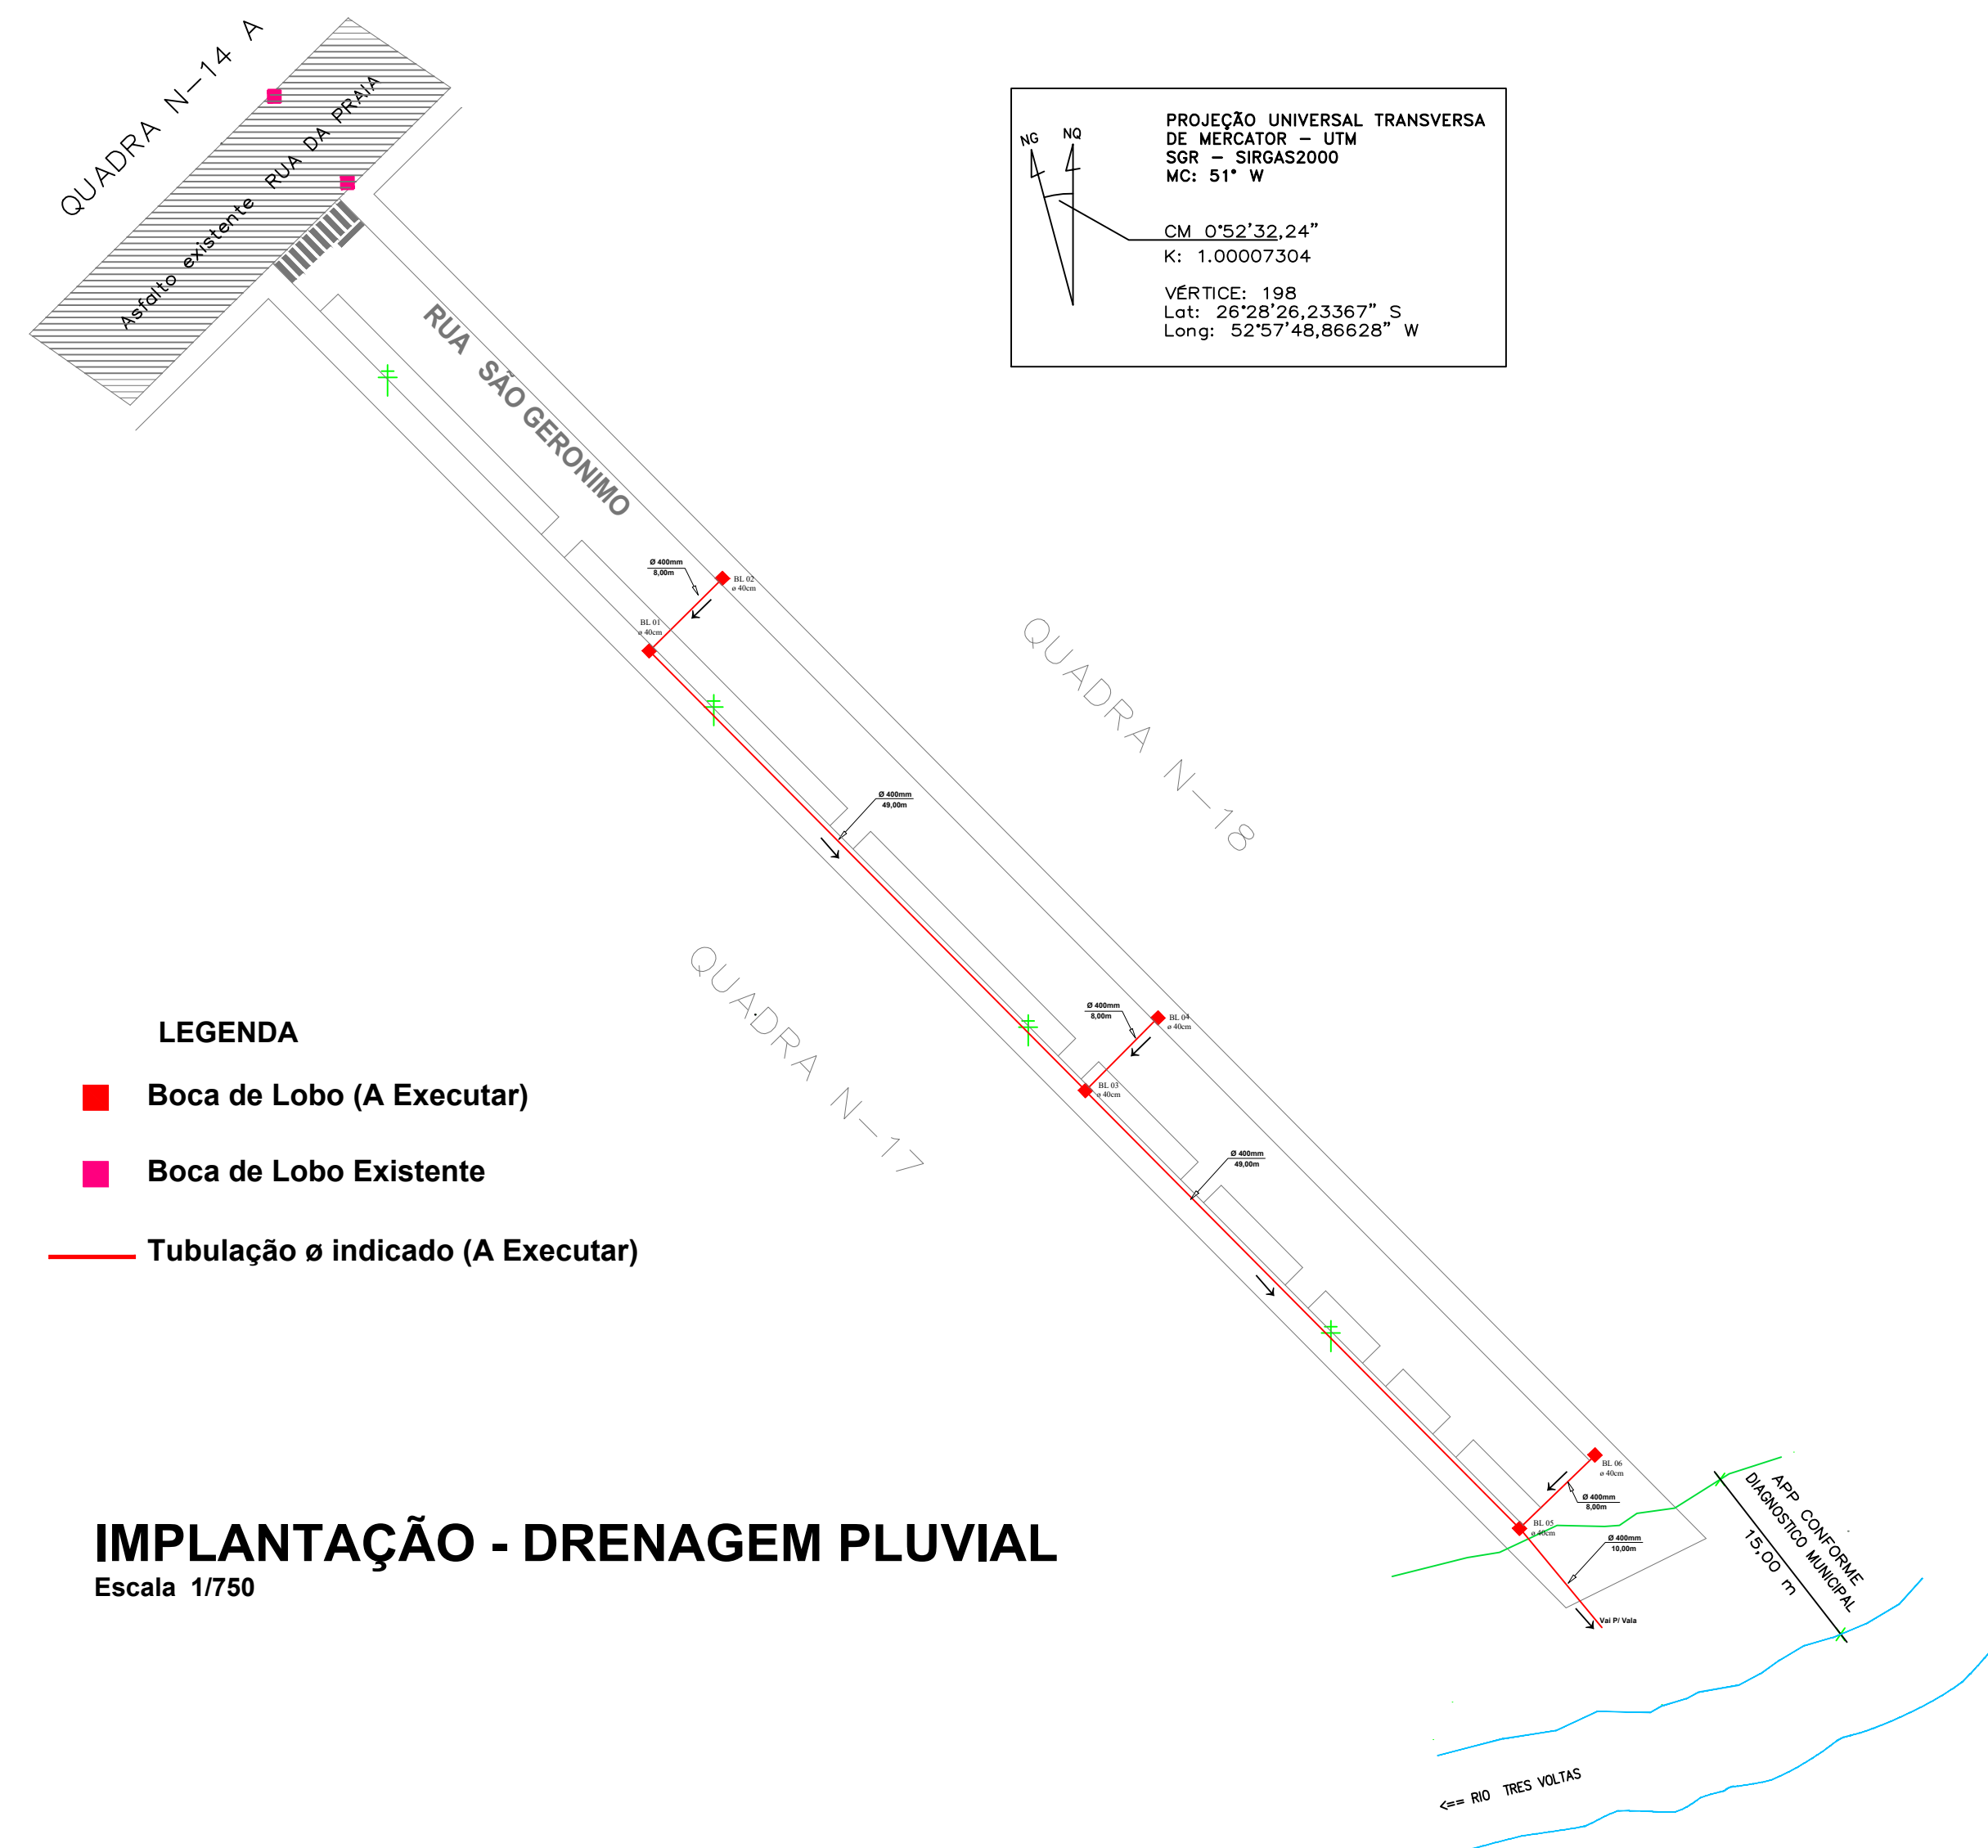

PLANTA BAIXA


DETALHE 01 -CAIXA COLETORA C/BOCA DE LOBO - TUBO Ø40cm

Escala 1:25

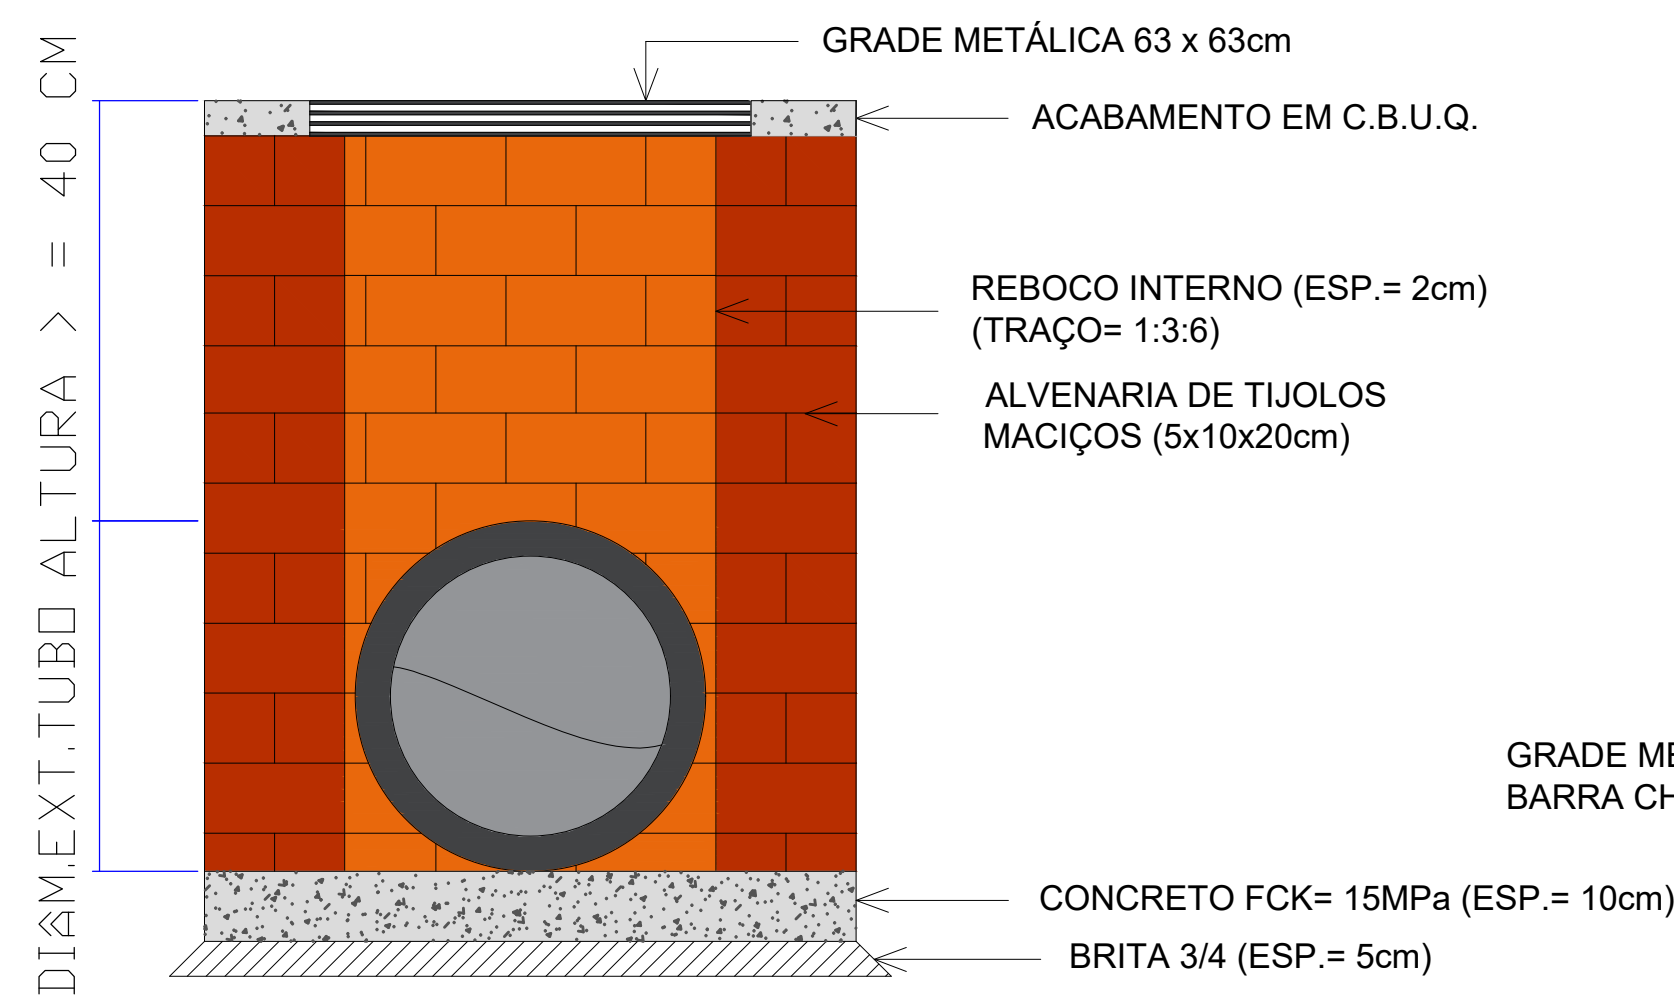

CORTE A-A

GRELHA (63X63)cm

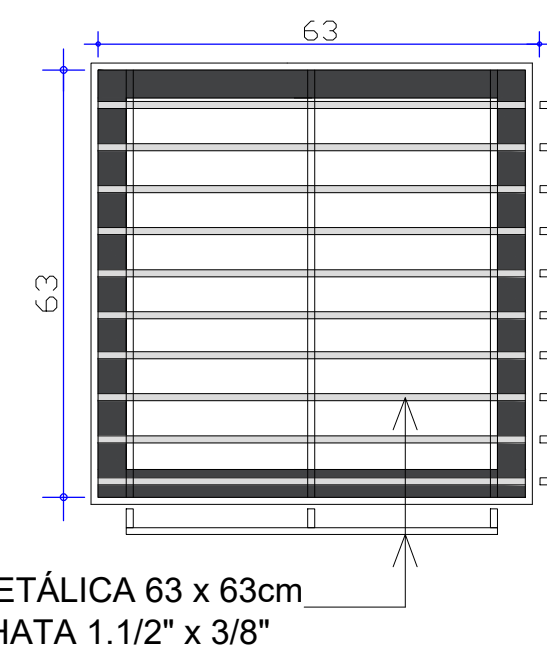

APROVAÇÃO/CARIMBO:



PROJETO:	DRENAGEM PLUVIAL		
OBRA:	PAVIMENTAÇÃO ASFÁLTICA SOBRE LEITO NATURAL RUA SÃO GERÔNIMO		
ENDEREÇO:	RUA SÃO GERÔNIMO CENTRO - SÃO BERNARDINO-SC		
PROPRIETÁRIO:	PREFEITURA MUNICIPAL DE SÃO BERNARDINO - SC CNPJ 01.612.812/20001-50		
RESPONSÁVEL TÉCNICO:	Engº Civil Amarildo M. Ribeiro - CREA-SC 156004-7		
RESPONSÁVEL TÉCNICO:	Engº Civil Jean C. Tortelli - CREA-SC 182379-4		
RESPONSÁVEL TÉCNICO:	Engº Eletricista Charlan Smaniotto Luzzatto - CREA-SC 127695-8		
DESENHO CAD:	Eliveltro Jesus Passini - CFT-01901295907 Jaison R. dos Santos - CREA SC 178513-5		
DESCRIÇÃO	IMPLANTAÇÃO - DRENAGEM PLUVIAL SIMBOLOGIA, E DETALHES	PRANCHA:	DP. 01/01
ÁREA TOTAL:	1.077,30m²	ESCALA:	INDICADA
CONTATO:	E-MAIL: amnoroeste@amnoroeste.org.br - TEL: (49)3344-1991		