




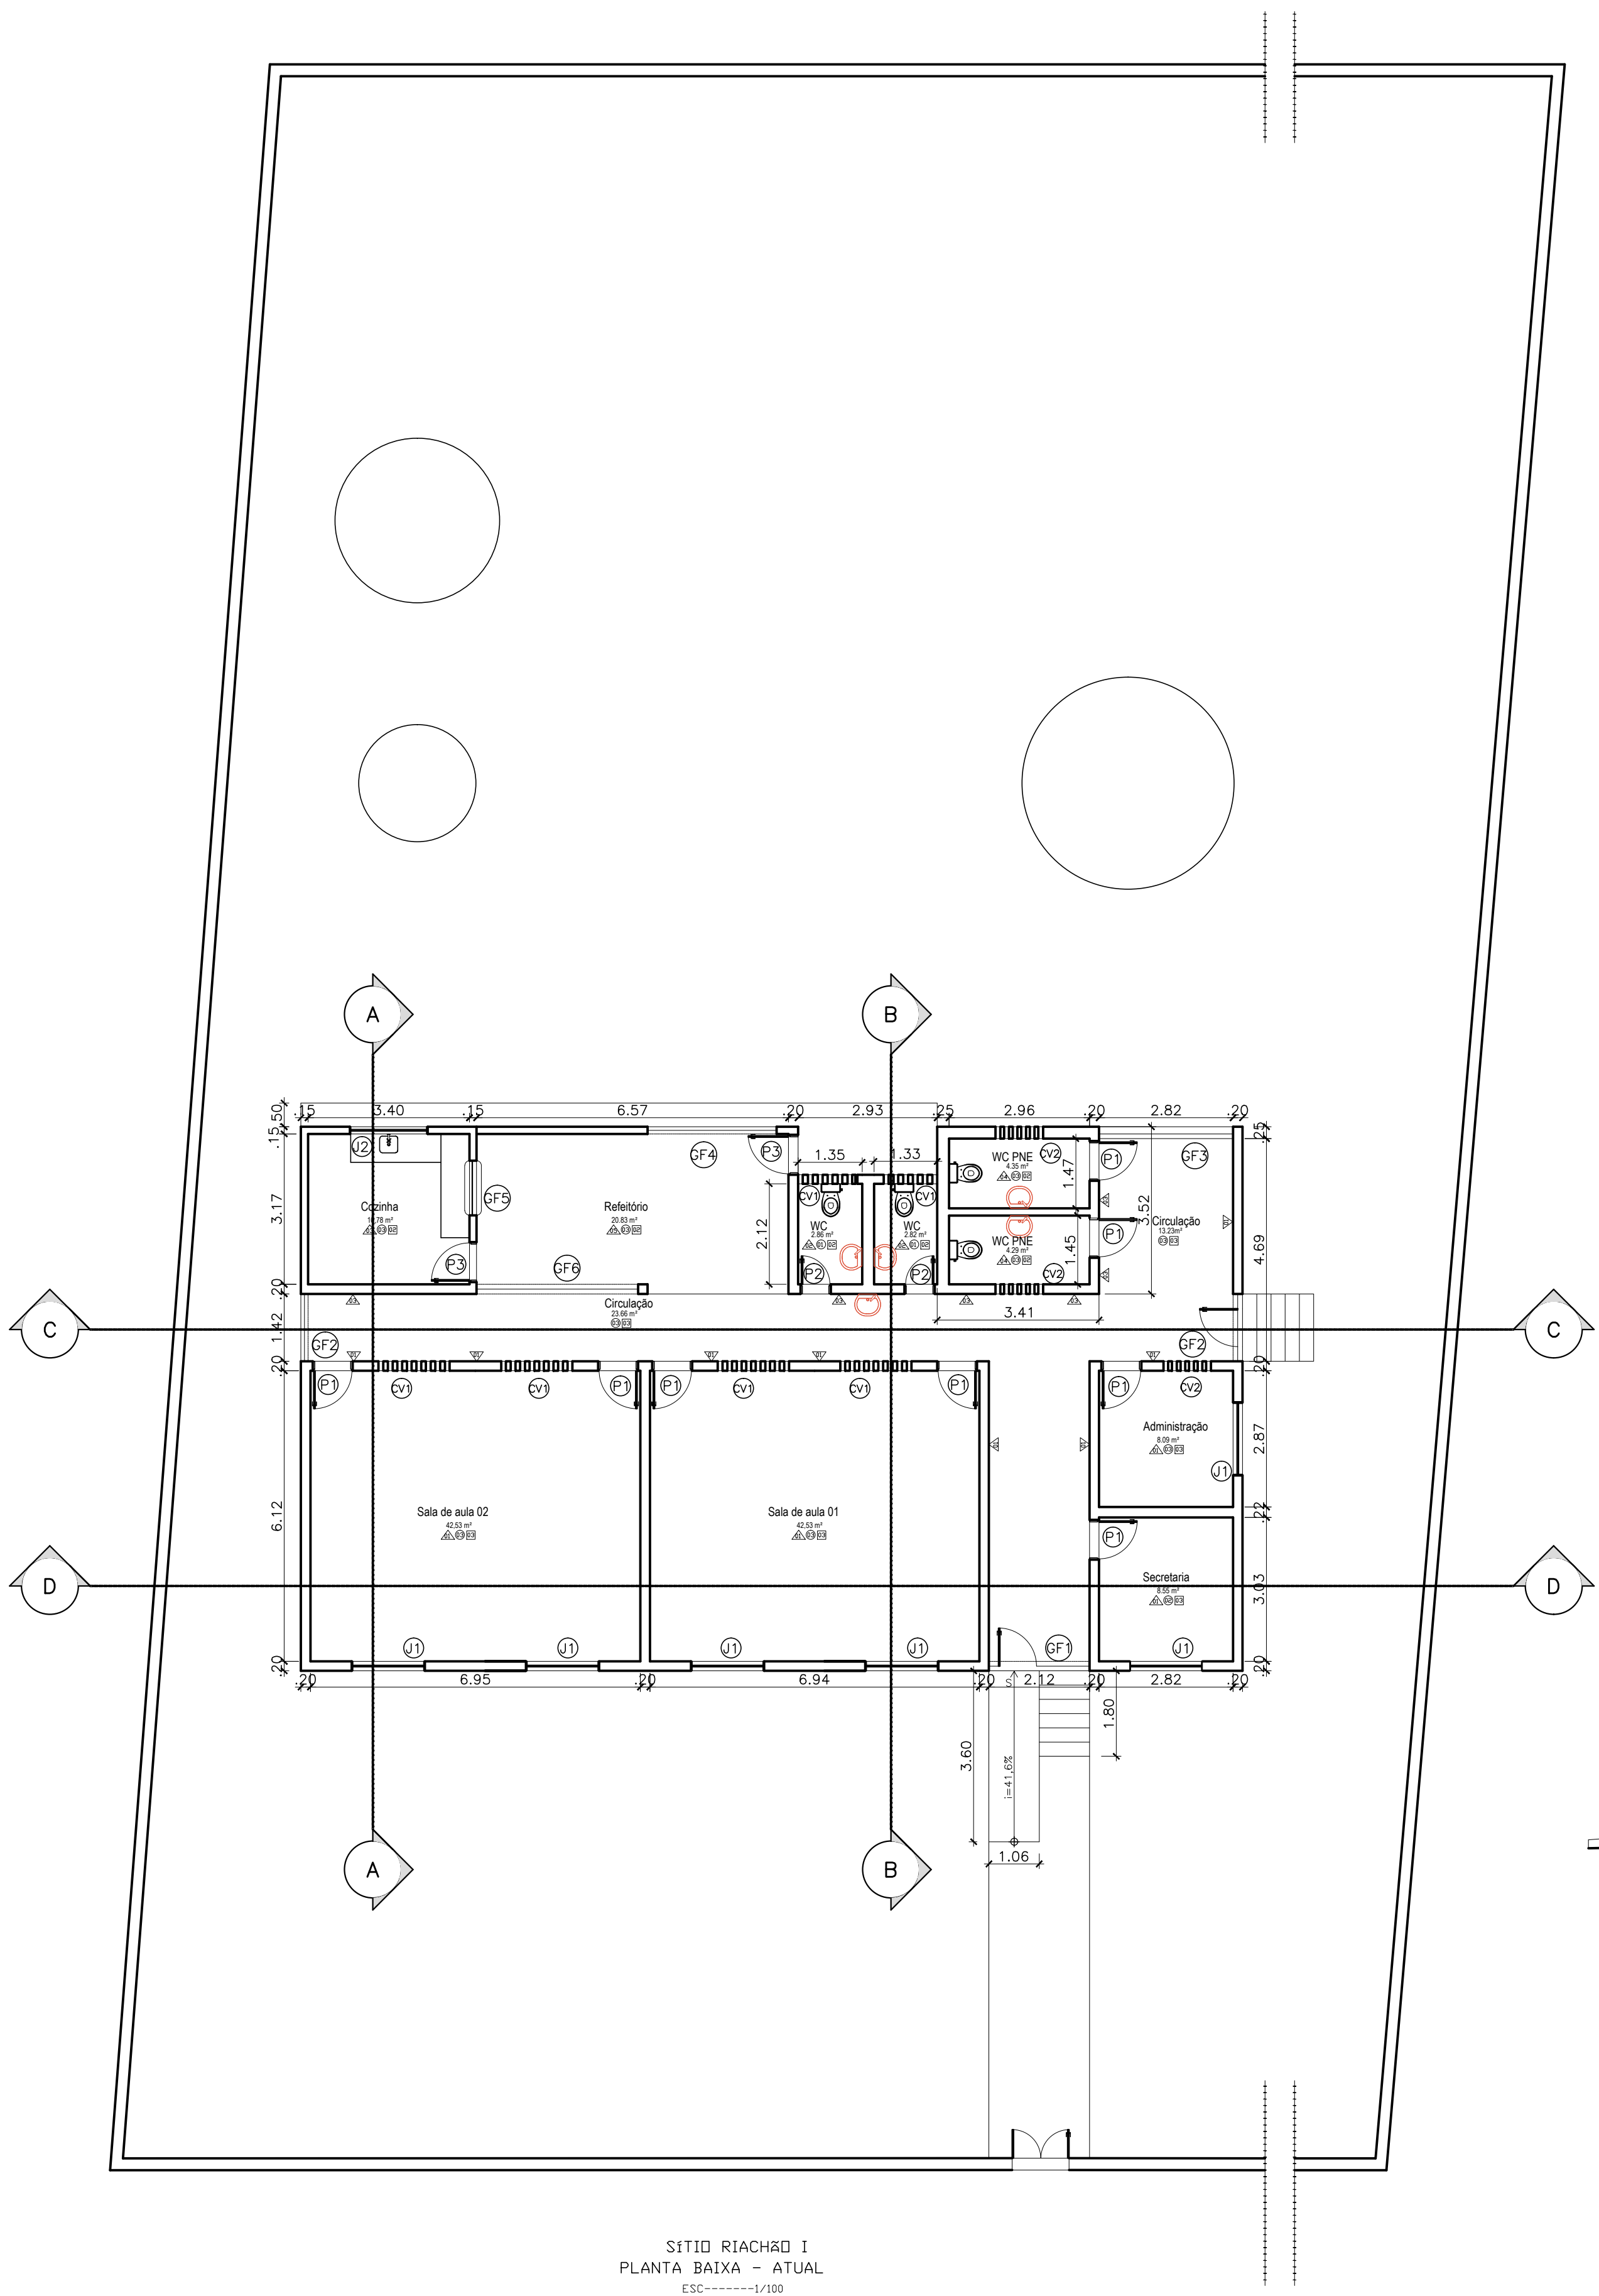


SÍTIO RIACHÃO I
PLANTA BAIXA - ATUAL
ESC-----1/100

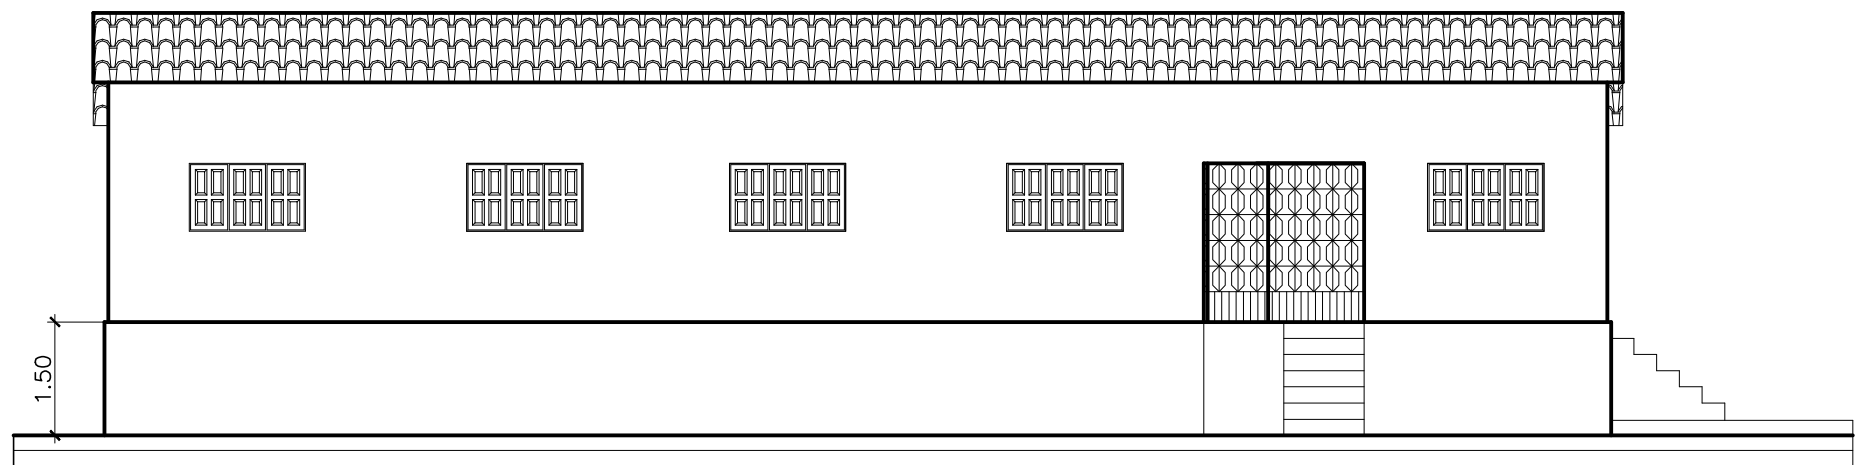


FACHADA FRONTAL
ESC-----1/100

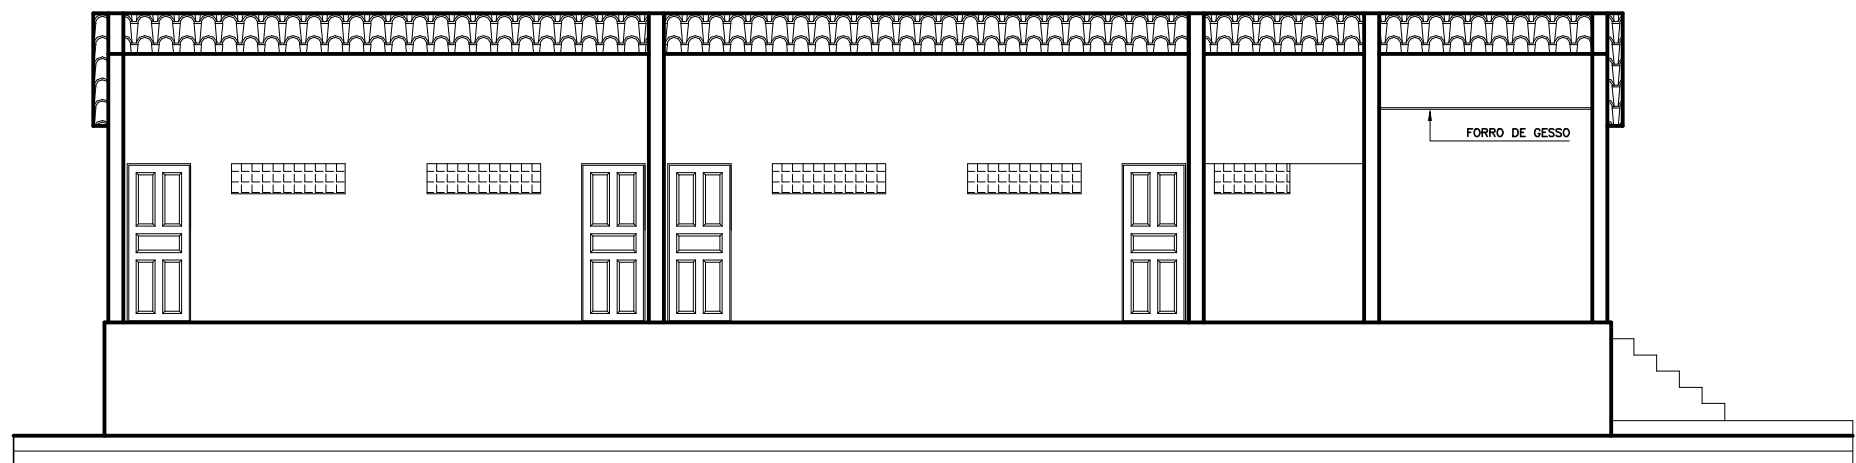


CORTE DD
ESC-----1/100

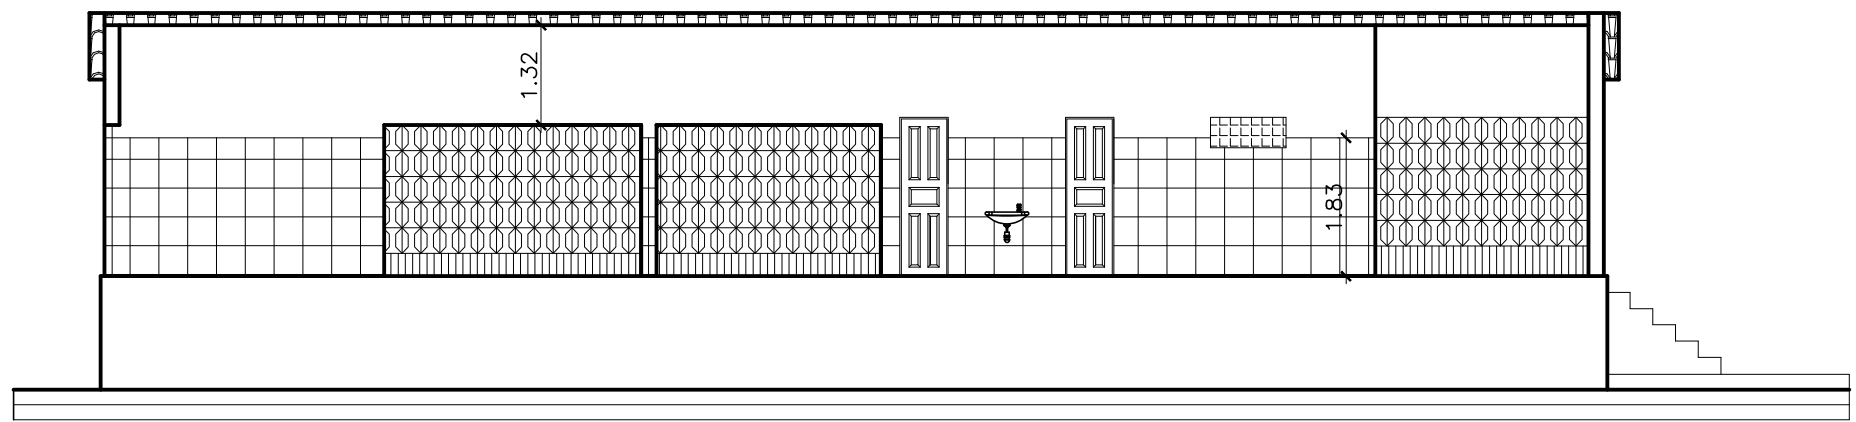


CORTE CC
ESC-----1/100

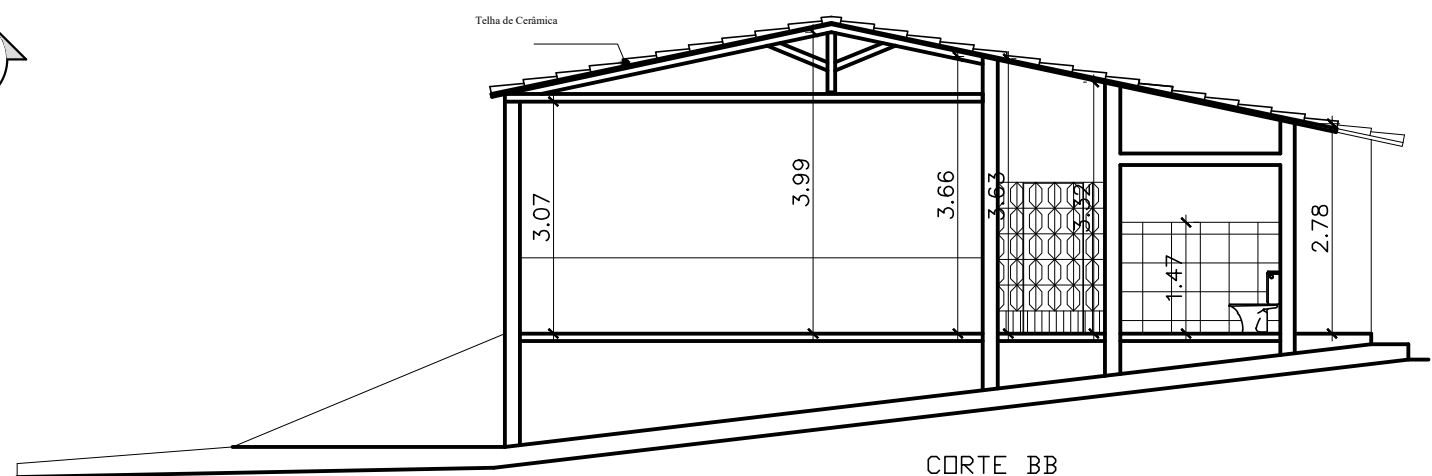

CORTE BB
ESC-----1/100

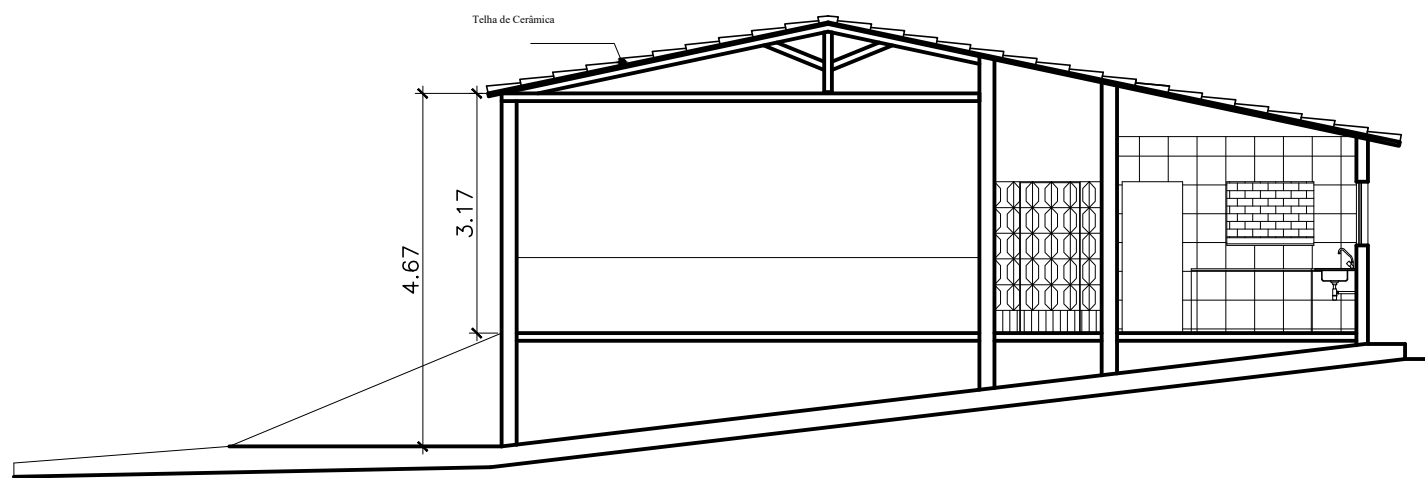

CORTE AA
ESC-----1/100

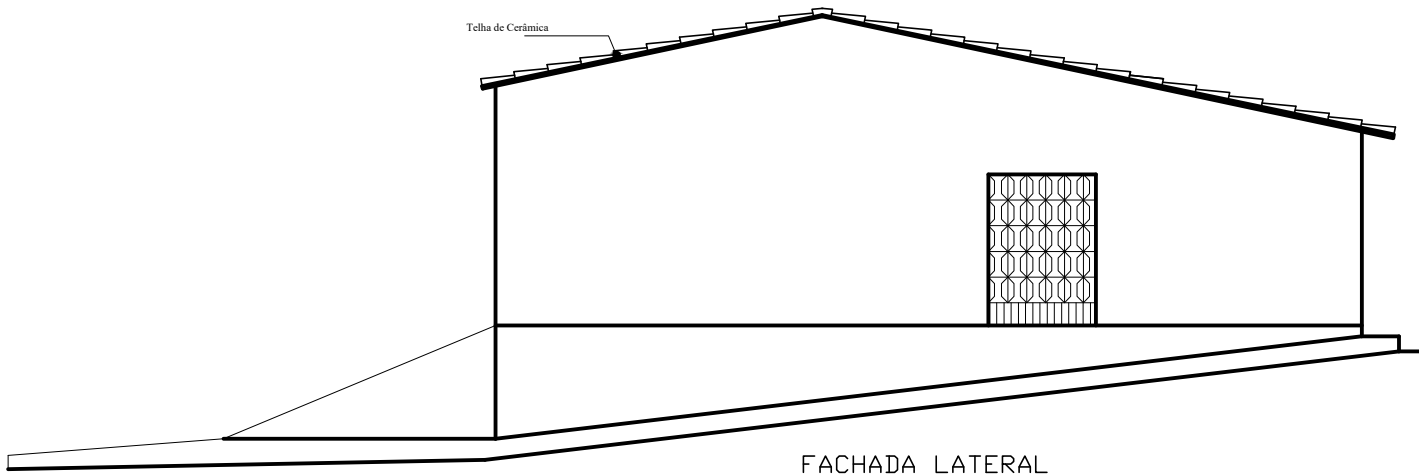

FACHADA LATERAL
ESC-----1/100

PORTAS	DIMENSÕES			QUANT.	QUADRO DE ESQUADRIAS	
	L	A	P		ÁREA	OBSERVAÇÕES
P01	0,80	2,10	--	08	1,68	Porta de madeira - de giro - 1 Folha
P02	0,60	2,10	--	02	1,26	Porta de madeira - de giro - 1 Folha
P03	0,80	2,00	--	02	1,60	Porta de madeira - de giro - 1 Folha
GF1	2,10	2,10	--	01	4,41	Gratiz metálico, tratada com pintura
GF2	1,40	2,10	--	02	2,94	Gratiz metálico, tratada com pintura
GF3	2,80	2,10	--	01	5,88	Gratiz metálico, tratada com pintura
GF4	2,70	2,00	--	01	5,40	Gratiz metálico, tratada com pintura
GF5	1,16	0,84	1,16	01	0,97	Gratiz metálico, tratada com pintura
GF6	3,40	2,00	--	01	6,80	Gratiz metálico, tratada com pintura
J01	1,50	0,90	1,20	06	1,35	Janela de madeira
J02	1,70	0,84	1,16	01	1,43	Calixta em alumínio e vidro - de correr - 2 Folhas
CV1	1,20	0,40	--	06	0,48	Cobogó em concreto
C02	0,80	0,40	--	03	0,32	Cobogó em concreto

MEMORIAL DE ESPECIFICAÇÃO

LEGENDAS:		
GERAL POR AMBIENTE	ESPECÍFICA POR SUPERFÍCIE	
 PAREDE	 SUPERFÍCIE	
 TETO	OBS.: QUANDO AS DUAS REPRESENTAÇÕES ESTIVEREM EM UM MESMO AMBIENTE, A LEGENDA ESPECÍFICA POR SUPERFÍCIE SEMPRE PREVALECE SOBRE A GERAL POR AMBIENTE.	
 PISO		
PAREDE		
1- REBOCO E PINT. COM TINTA ESMALTE ATÉ 1,10m E ACRILICA RESTANTE		
2- REVESTIMENTO CERÂMICO, NA CDR BRANCA (h=1,50m), REBOCO E PINTURA COM ACRILICO NA CDR BRANCA.		
3- REVESTIMENTO CERÂMICO, NA CDR BRANCA (h=2,60m), REBOCO E PINTURA COM ACRILICO NA CDR BRANCA.		
4- REVESTIMENTO CERÂMICO, NA CDR BRANCA (h=1,80m), REBOCO E PINTURA COM ACRILICO NA CDR BRANCA.		
5- REVESTIMENTO CERÂMICO ATÉ A COBERTURA		
TETO		
1-LAJE - REBOCO E PINTURA ACRILICA .		
2-FORRO EM GESSO.		
3-COBERTURA EM TELHAS CERAMICAS, ESTRUTURA DE MADEIRA.		
PISO		
1- SDO NATURAL (HOMUS E AREIA BARRADA PARA JARDIM).		
2- CERÂMICA ESMALTADA COM REGULARIZAÇÃO DO PISO ASSENTADO COM MASSA COLANTE.		
3- PISO CIMENTADO		
OBS.: EM CASO DE DOVIDA, O AUTOR DO PROJETO DEVERÁ SER CONSULTADO.		

VANISA SOUSA
SILVA:88453626472

Assinado de forma digital por
VANISA SOUSA
SILVA:88453626472
Dados: 2026.01.23 18:29:24 -03'00'

PROPRIETÁRIO: : PREFEITURA MUNICIPAL DE MATO GROSSO/PB



ENDEREÇO: PB 327, S/N - SÍTIO RIACHÃO I, ZONA RURAL

MUNICÍPIO - UF: MATO GROSSO/PB

OBSERVAÇÕES:


REFORMA DA ESCOLA FCO VENANCIO DA SILVA PROJETO ARQUITETONICO

COORDENAÇÃO		PLANTA BAIXA - ATUAL		ARQ	
FORMATO DWG		REVISÃO	ESCALA	PRANCHA	
			INDICADA		
			DATA EMISSÃO DEZ 2025	01	

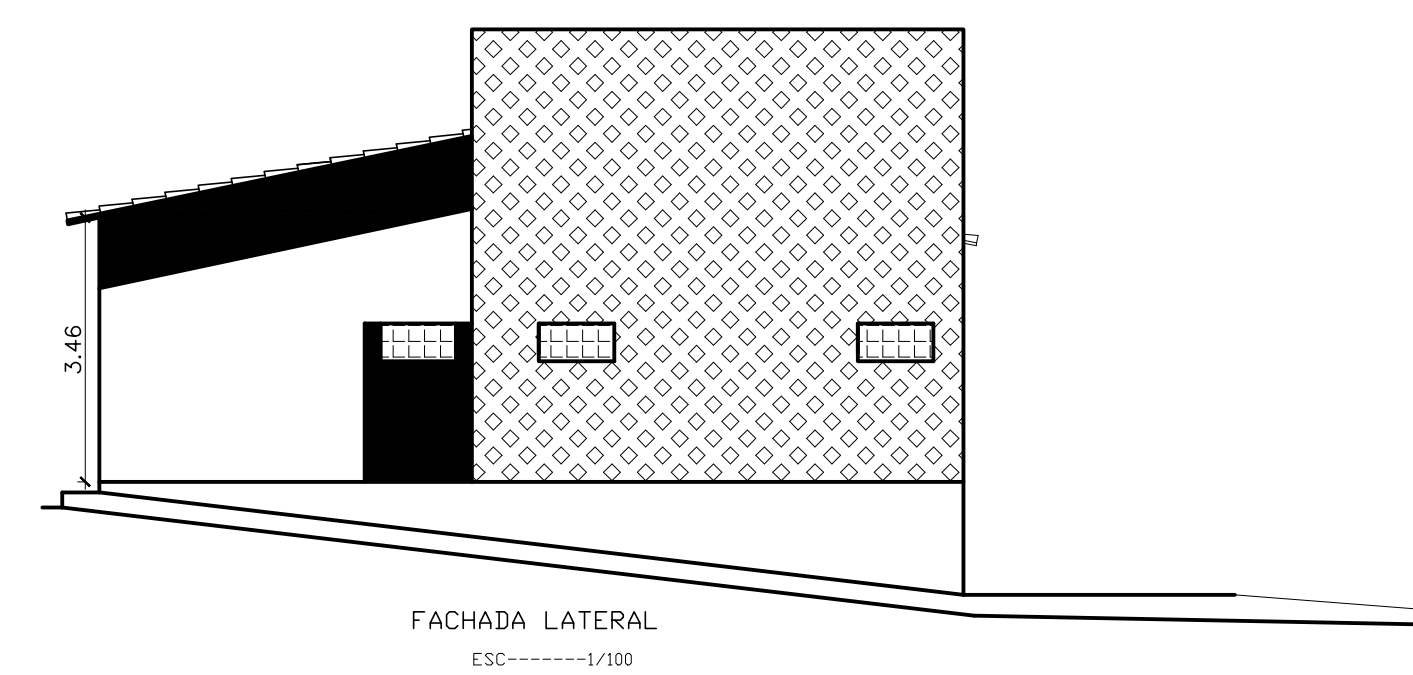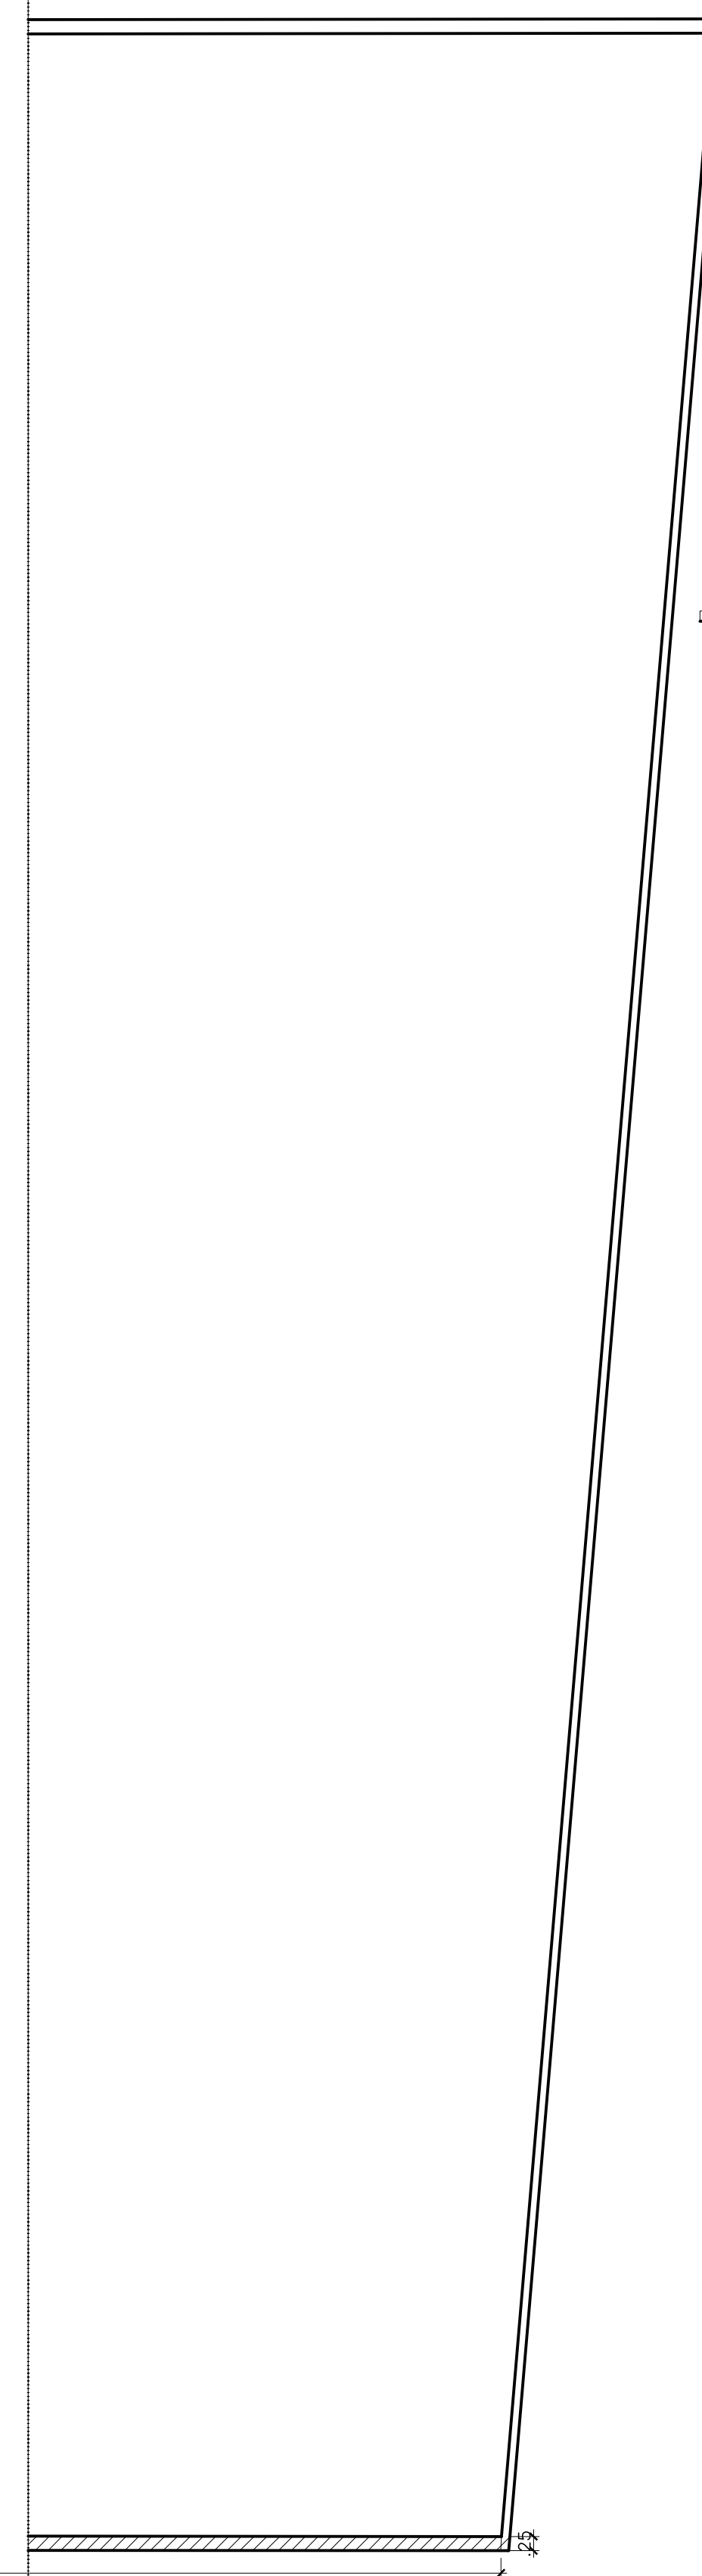


COORDENAÇÃO		PLANTA BAIXA - INTERVENÇÕES		ARQ
		REVISÃO	ESCALA INDICADA	
FORMATO	DWG		DATA EMISSÃO DEZ 2025	02


PORTAS	DIMENSÕES			QUANT. NOVA	OBSERVAÇÕES
	L	A	P		
P01	0,80	2,10	--	04	Porta de alumínio - de giro - 1 folha
P02	0,90	2,10	--	05	Porta de alumínio - de giro - 1 folha
P03	0,60	2,10	--	02	Porta de madeira - de giro - 1 folha
P04	2,00	2,10	--	01	Porta de vidro temperado - 2 folhas
P05	0,80	2,10	--	03	Porta metálica, tratada com pintura
P06	0,90	2,10	--	01	Porta metálica, tratada com pintura
J01	1,50	1,10	05	03	Janela de tipo básica de ferro e vidro
J02	1,70	0,84	1,16	01	Janela de tipo básica de ferro e vidro
J03	2,20	1,10	1,00	02	Janela de tipo básica de ferro e vidro
J04	1,15	0,84	--	01	Janela de correr, vertical, de alumínio
CV1	1,10	0,40	--	05	Cobogó em concreto

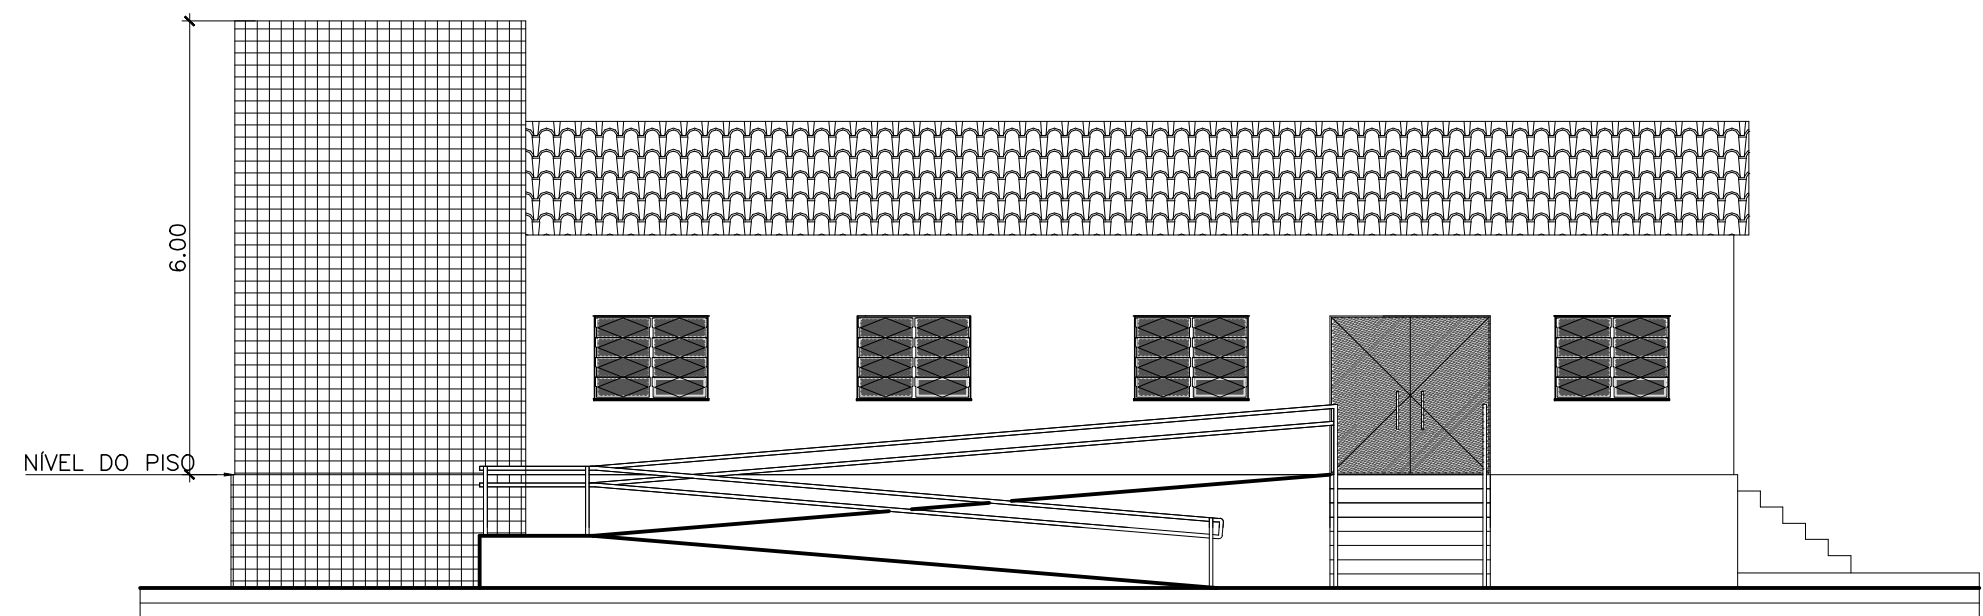


FACHADA FRONTAL PROPOSTA
ESC-----1/100

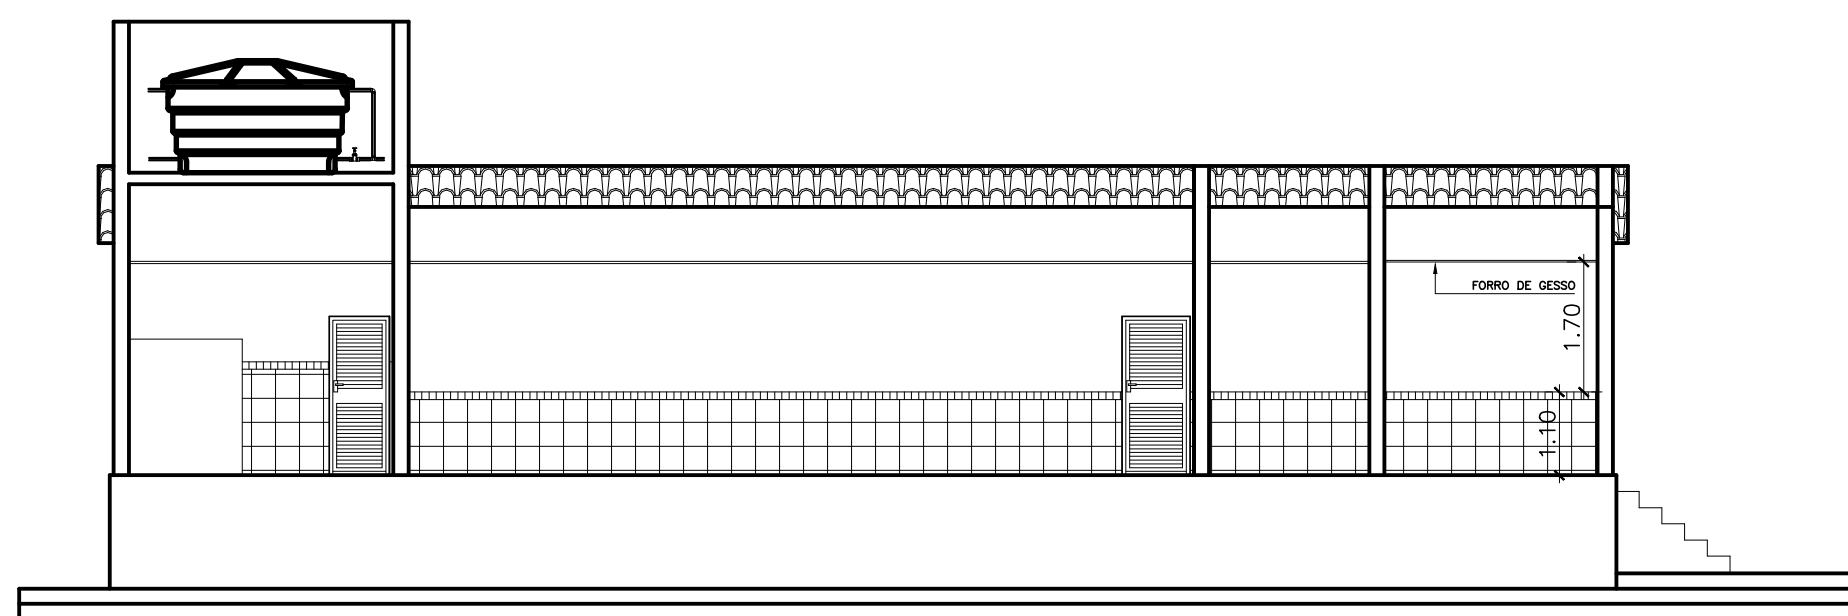

CORTE DD
ESC-----1/100

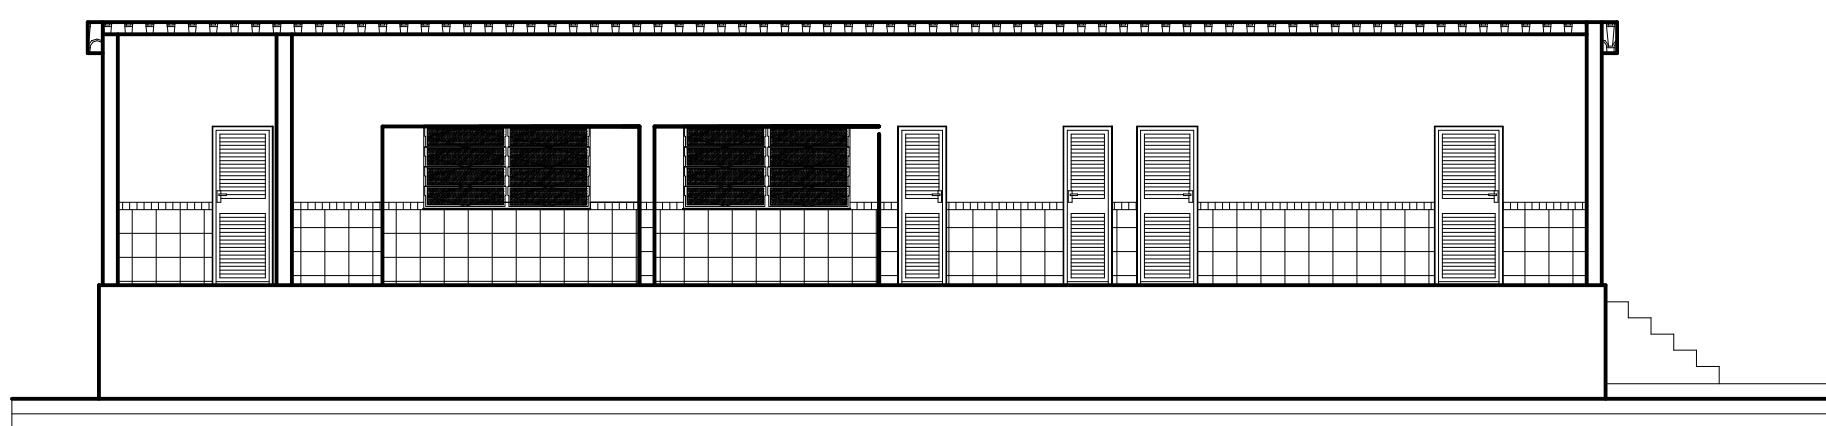


CORTE CC
ESC-----1/100

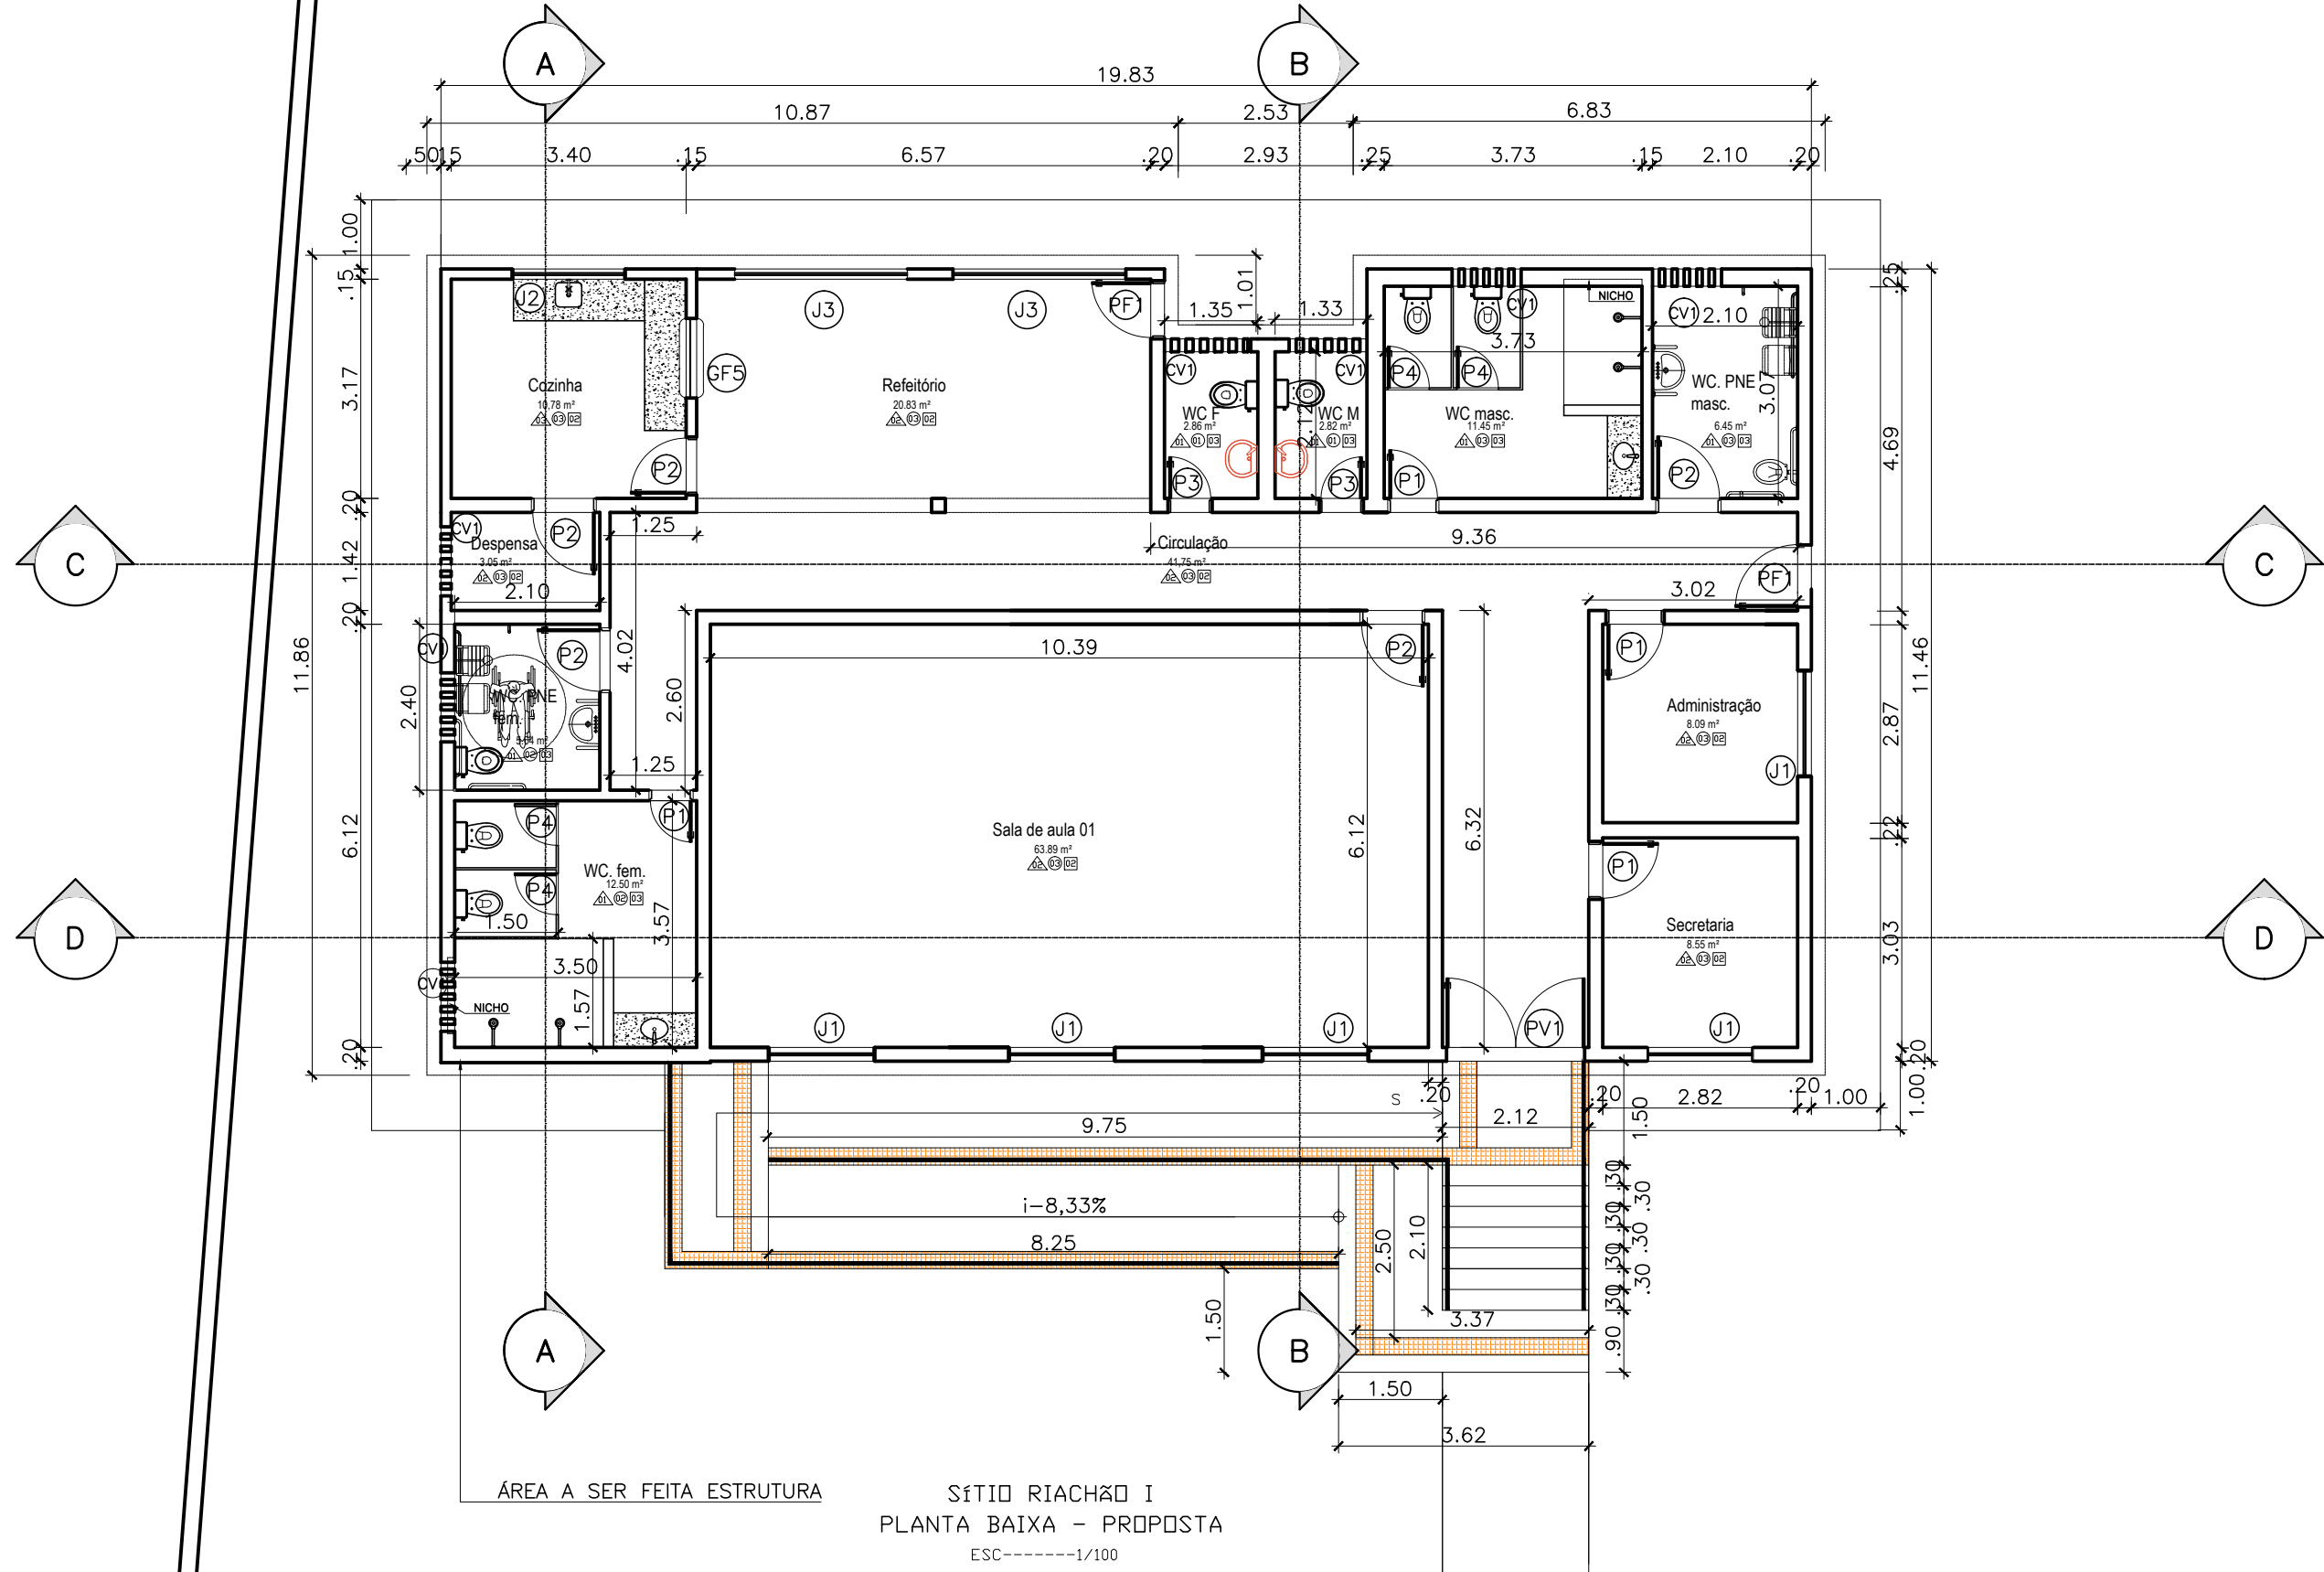

SITIO RIACHÃO I
PLANTA BAIXA - PROPOSTA
ESC-----1/100

MURADA FRONTAL A SER REFEITA, NA EXTENSÃO DA GRADE TEM A CINTA INFERIOR E A SUPERIOR, MESMO A ALTURA SENDO PEQUENA, E O TRAVAMENTO DAS COLUNAS METÁLICAS QUE SÃO CHUMBADAS NESTA ESTRUTURA

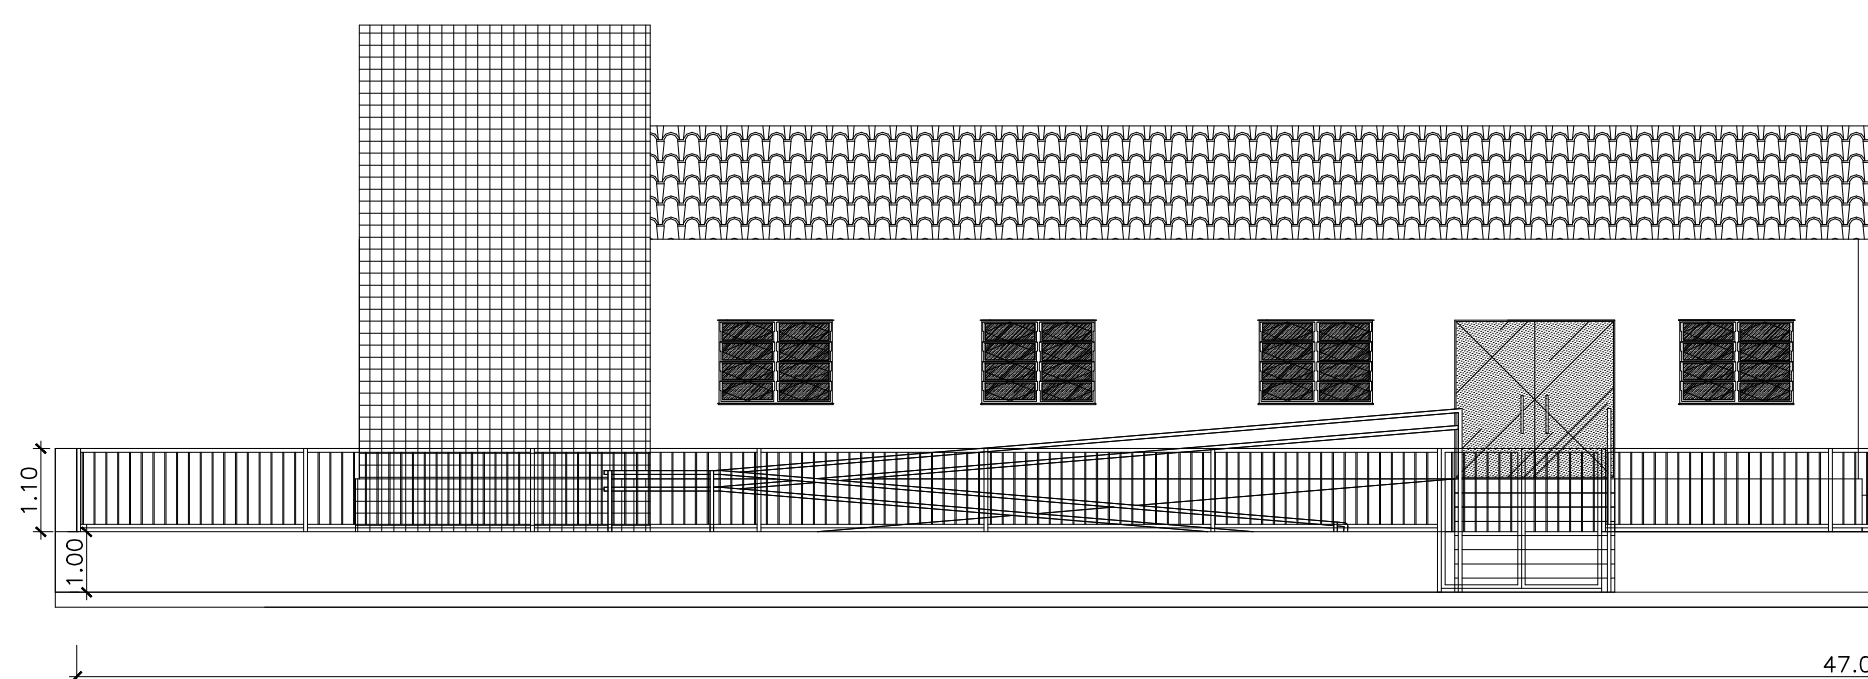


SITIO RIACHÃO I
FACHADA MURADA PROPOSTA
ESC-----1/100




ESCOLA MUNICIPAL FRANCISCO VENANCIO DA SILVA
PREF. MUNICIPAL DE MATO GROSSO-PB


MEMORIAL DE ESPECIFICAÇÃO	
LEGENDAS:	ESPECIFICAÇÃO POR SUPERFÍCIE
△ PAREDE	○ SUPERFÍCIE
○ TETO	
□ PISO	
OBS: QUANDO AS DUAS REPRESENTAÇÕES ESTIVEREM EM UM MESMO AMBIENTE, A LEGENDA ESPECÍFICA POR SUPERFÍCIE SEMPRE PREVALECE SOBRE A GERAL POR AMBIENTE.	
PAREDE	
1- REVESTIMENTO CERÂMICO, NA COR BRANCA (h=1,40m), COM FAIXA DE 10CM DE PASTILHA 10X10CM NA COR AZUL. REBOCO E PINTURA COM ACRÍLICO NA COR BRANCA.	
2- REVESTIMENTO CERÂMICO, NA COR BRANCA (h=1,00m), COM FAIXA DE 10CM DE PASTILHA 10X10CM NA COR AZUL. REBOCO E PINTURA COM ACRÍLICO NA COR BRANCA.	
3- REVESTIMENTO CERÂMICO, NA COR BRANCA ATÉ O FORRO	
TETO	
1-LAJE - REBOCO E PINTURA ACRÍLICA.	
2-LAJE E FORRO EM PVC	
3-COBERTURA EM TELHA CERÂMICA COM FORRO DE PVC	
PISO	
1- SOLO NATURAL (HOMUS E AREIA BARRADA PARA JARDIM)	
2- PISO DE GRANILITE	
3- PISO CERÂMICO	
4- PISO CIMENTADO	
OBS: EM CASO DE DÚVIDA, O AUTOR DO PROJETO DEVERÁ SER CONSULTADO.	

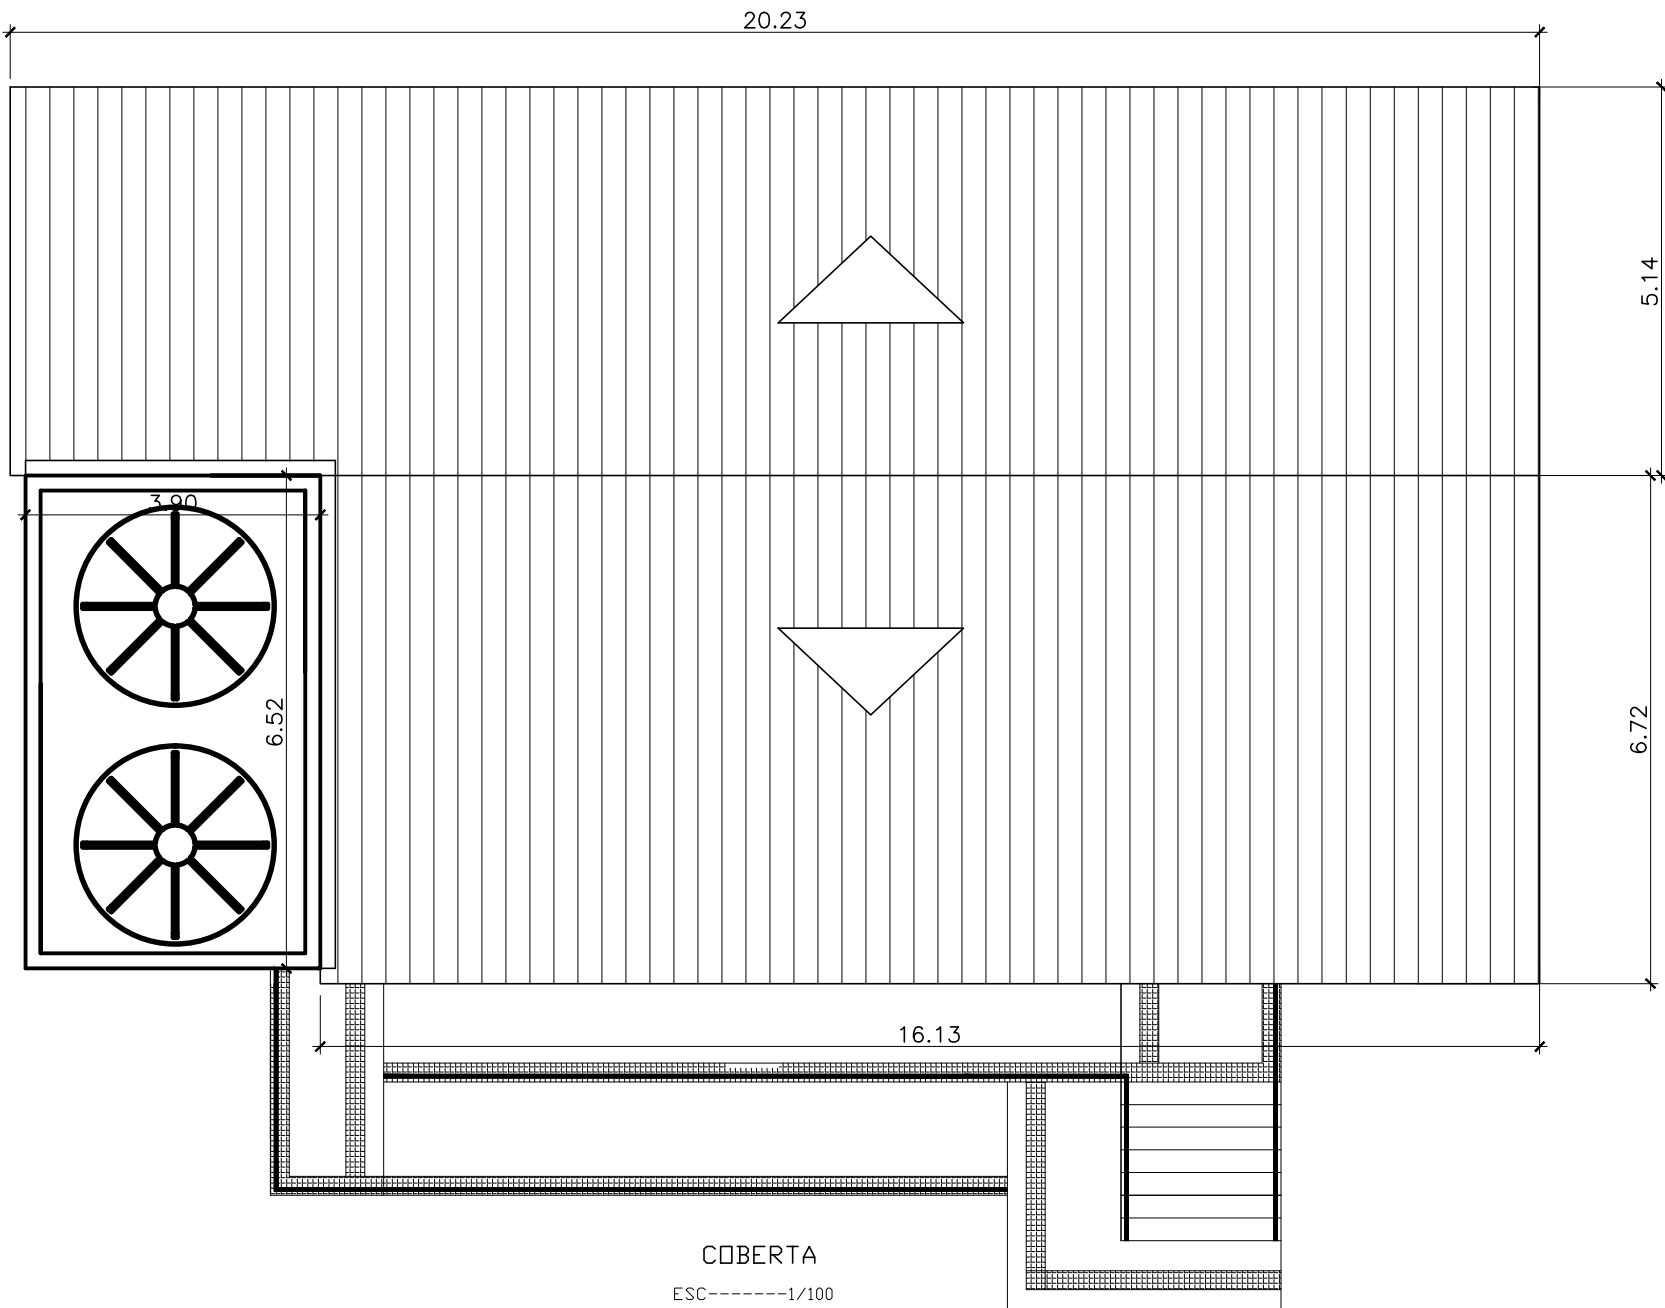


COBERTA
ESC-----1/100

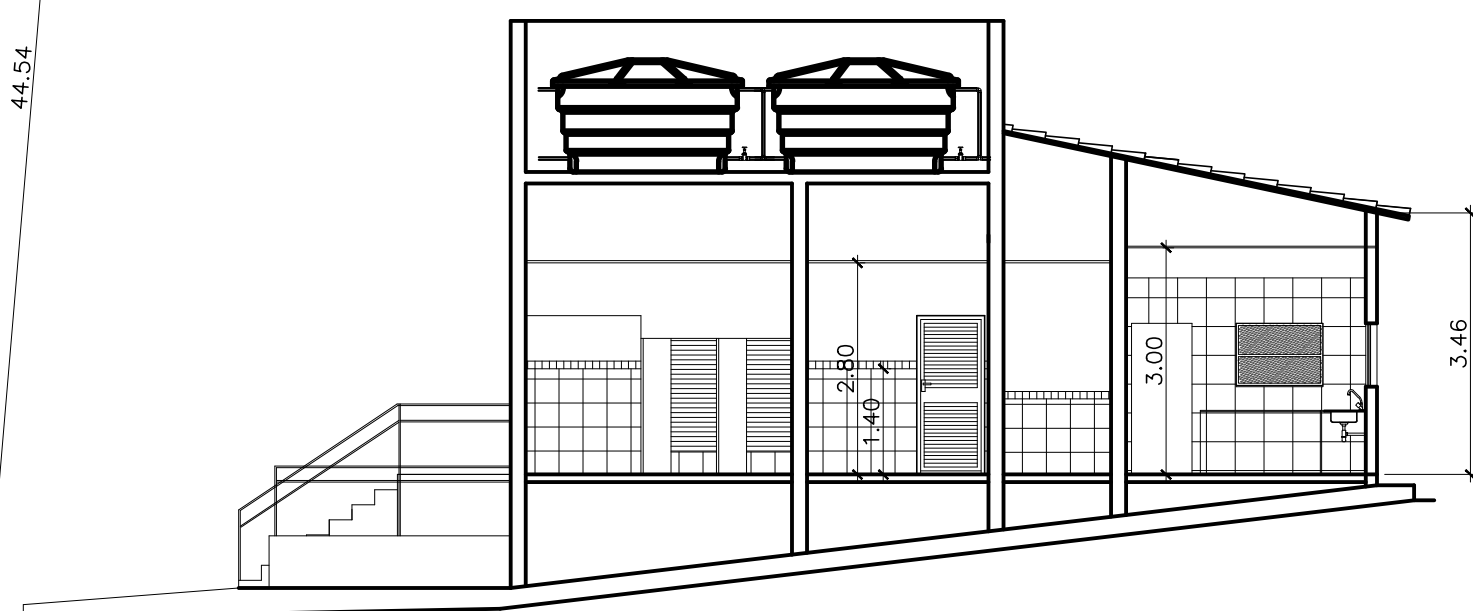

CORTE AA
ESC-----1/100

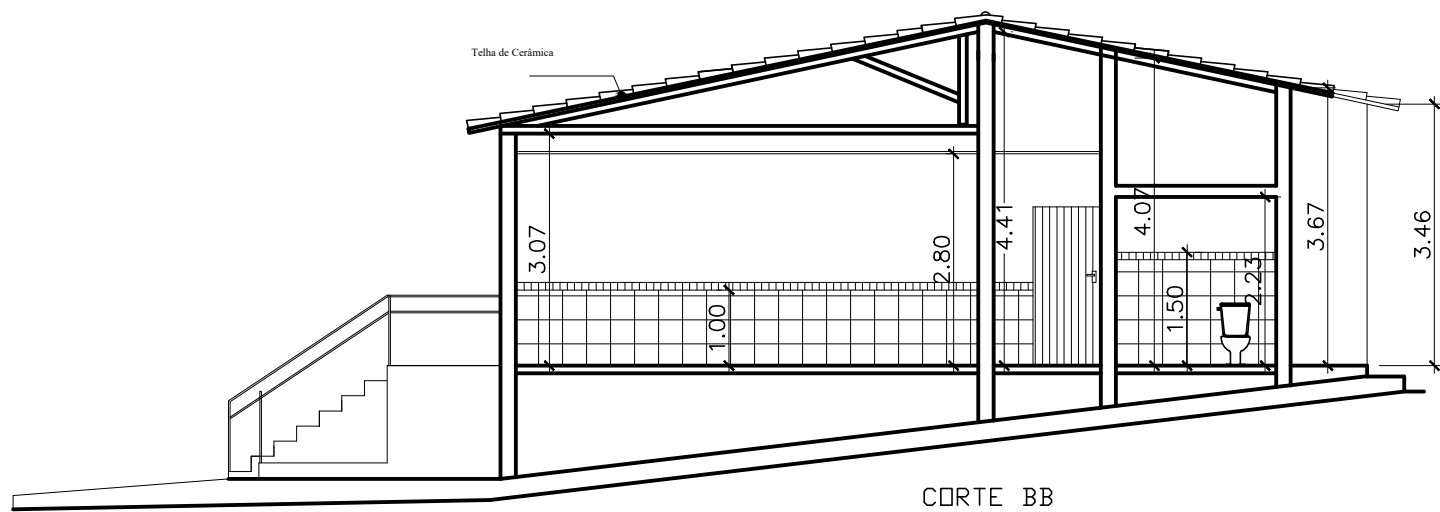

CORTE BB
ESC-----1/100

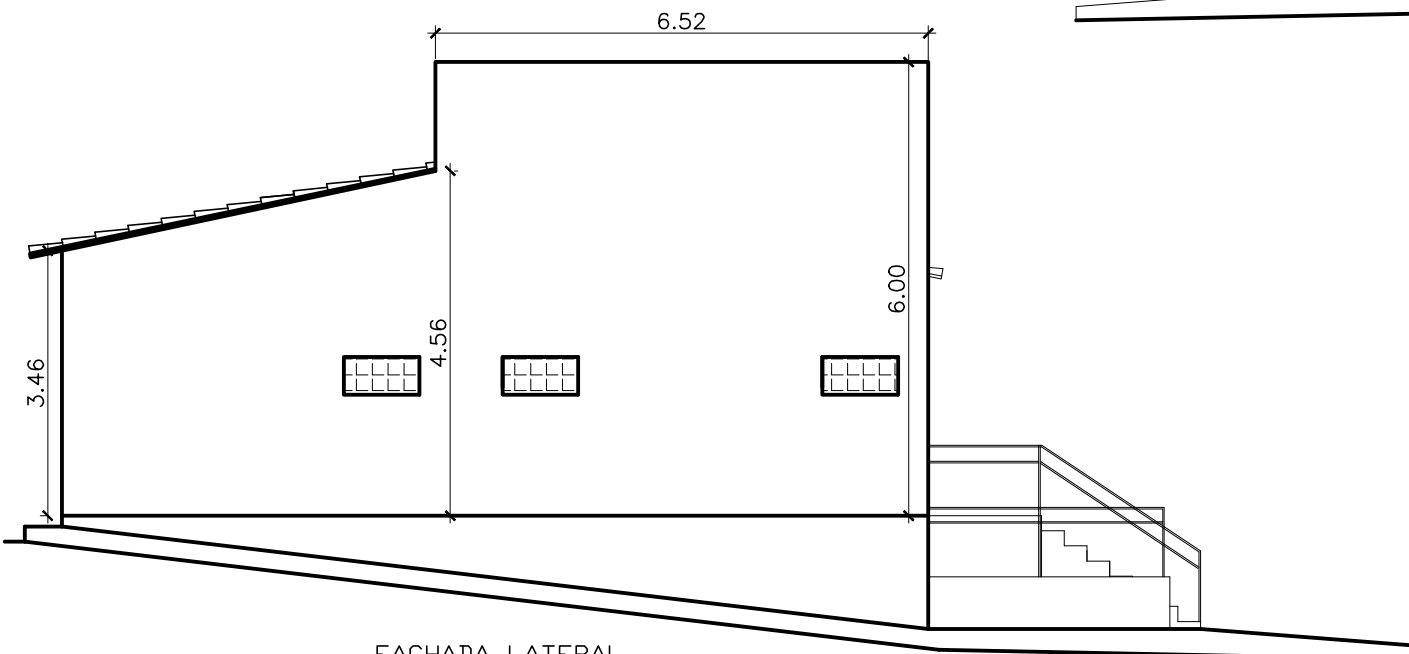


FACHADA LATERAL
ESC-----1/100


VANISA SOUSA
SILVA:8845362
6472

Assinado de forma digital
por VANISA SOUSA
SILVA:88453626472
Dados: 2026.02.05
10:55:58 -03'00'

PROPRIETÁRIO: PREFEITURA MUNICIPAL DE MATO GROSSO/PB				
ENDEREÇO: PB 327, S/N - SÍTIO RIACHÃO I, ZONA RURAL				
MUNICÍPIO – UF: MATO GROSSO/PB				
OBSERVAÇÕES:				
REFORMA DA ESCOLA FCO VENANCIO DA SILVA				
PROJETO ARQUITETONICO				
COORDENAÇÃO	PROPOSTA FINAL PLANTA BAIXA CORTES FACHADAS		ARQ	
	REVISÃO	ESCALA		PRONCHIA
	FORMATO	INDICADA		
DWG	DATA EMISSÃO	03		
	02/2/2025			

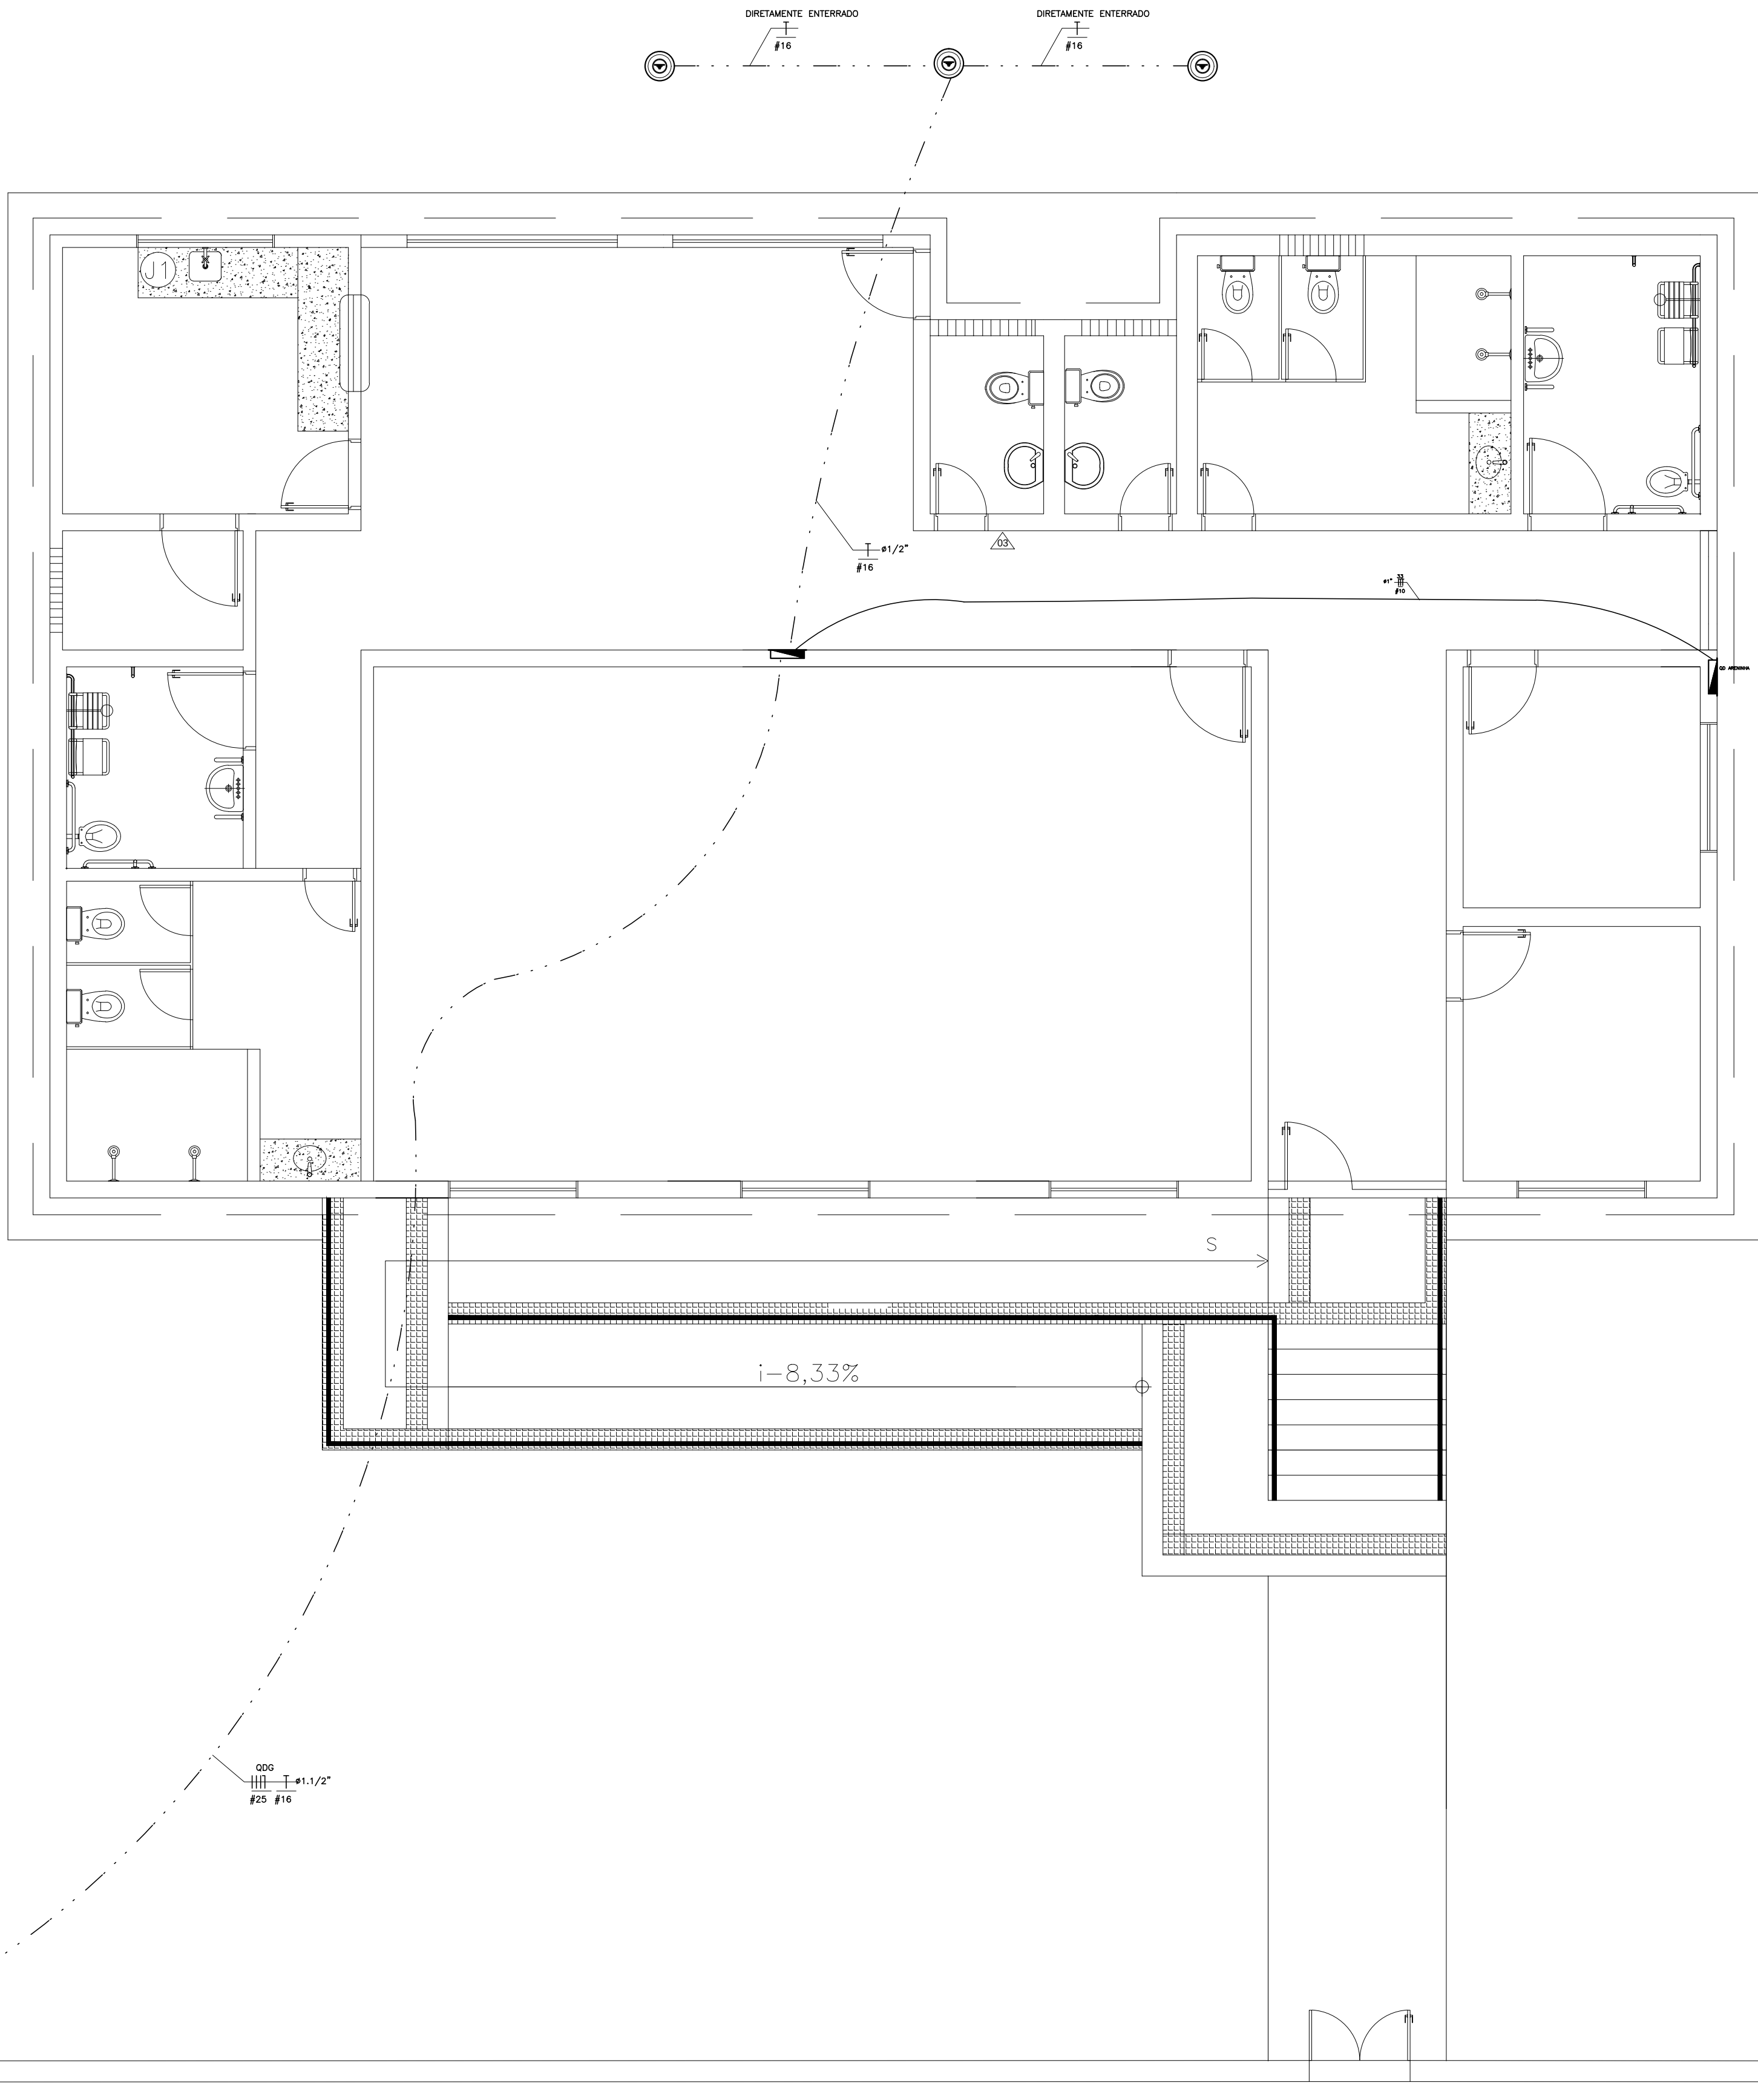


01 PLANTA BAIXA - ALIMENTAÇÃO DE QUADROS DE DISTRIBUIÇÕES
ESCALA 1/50

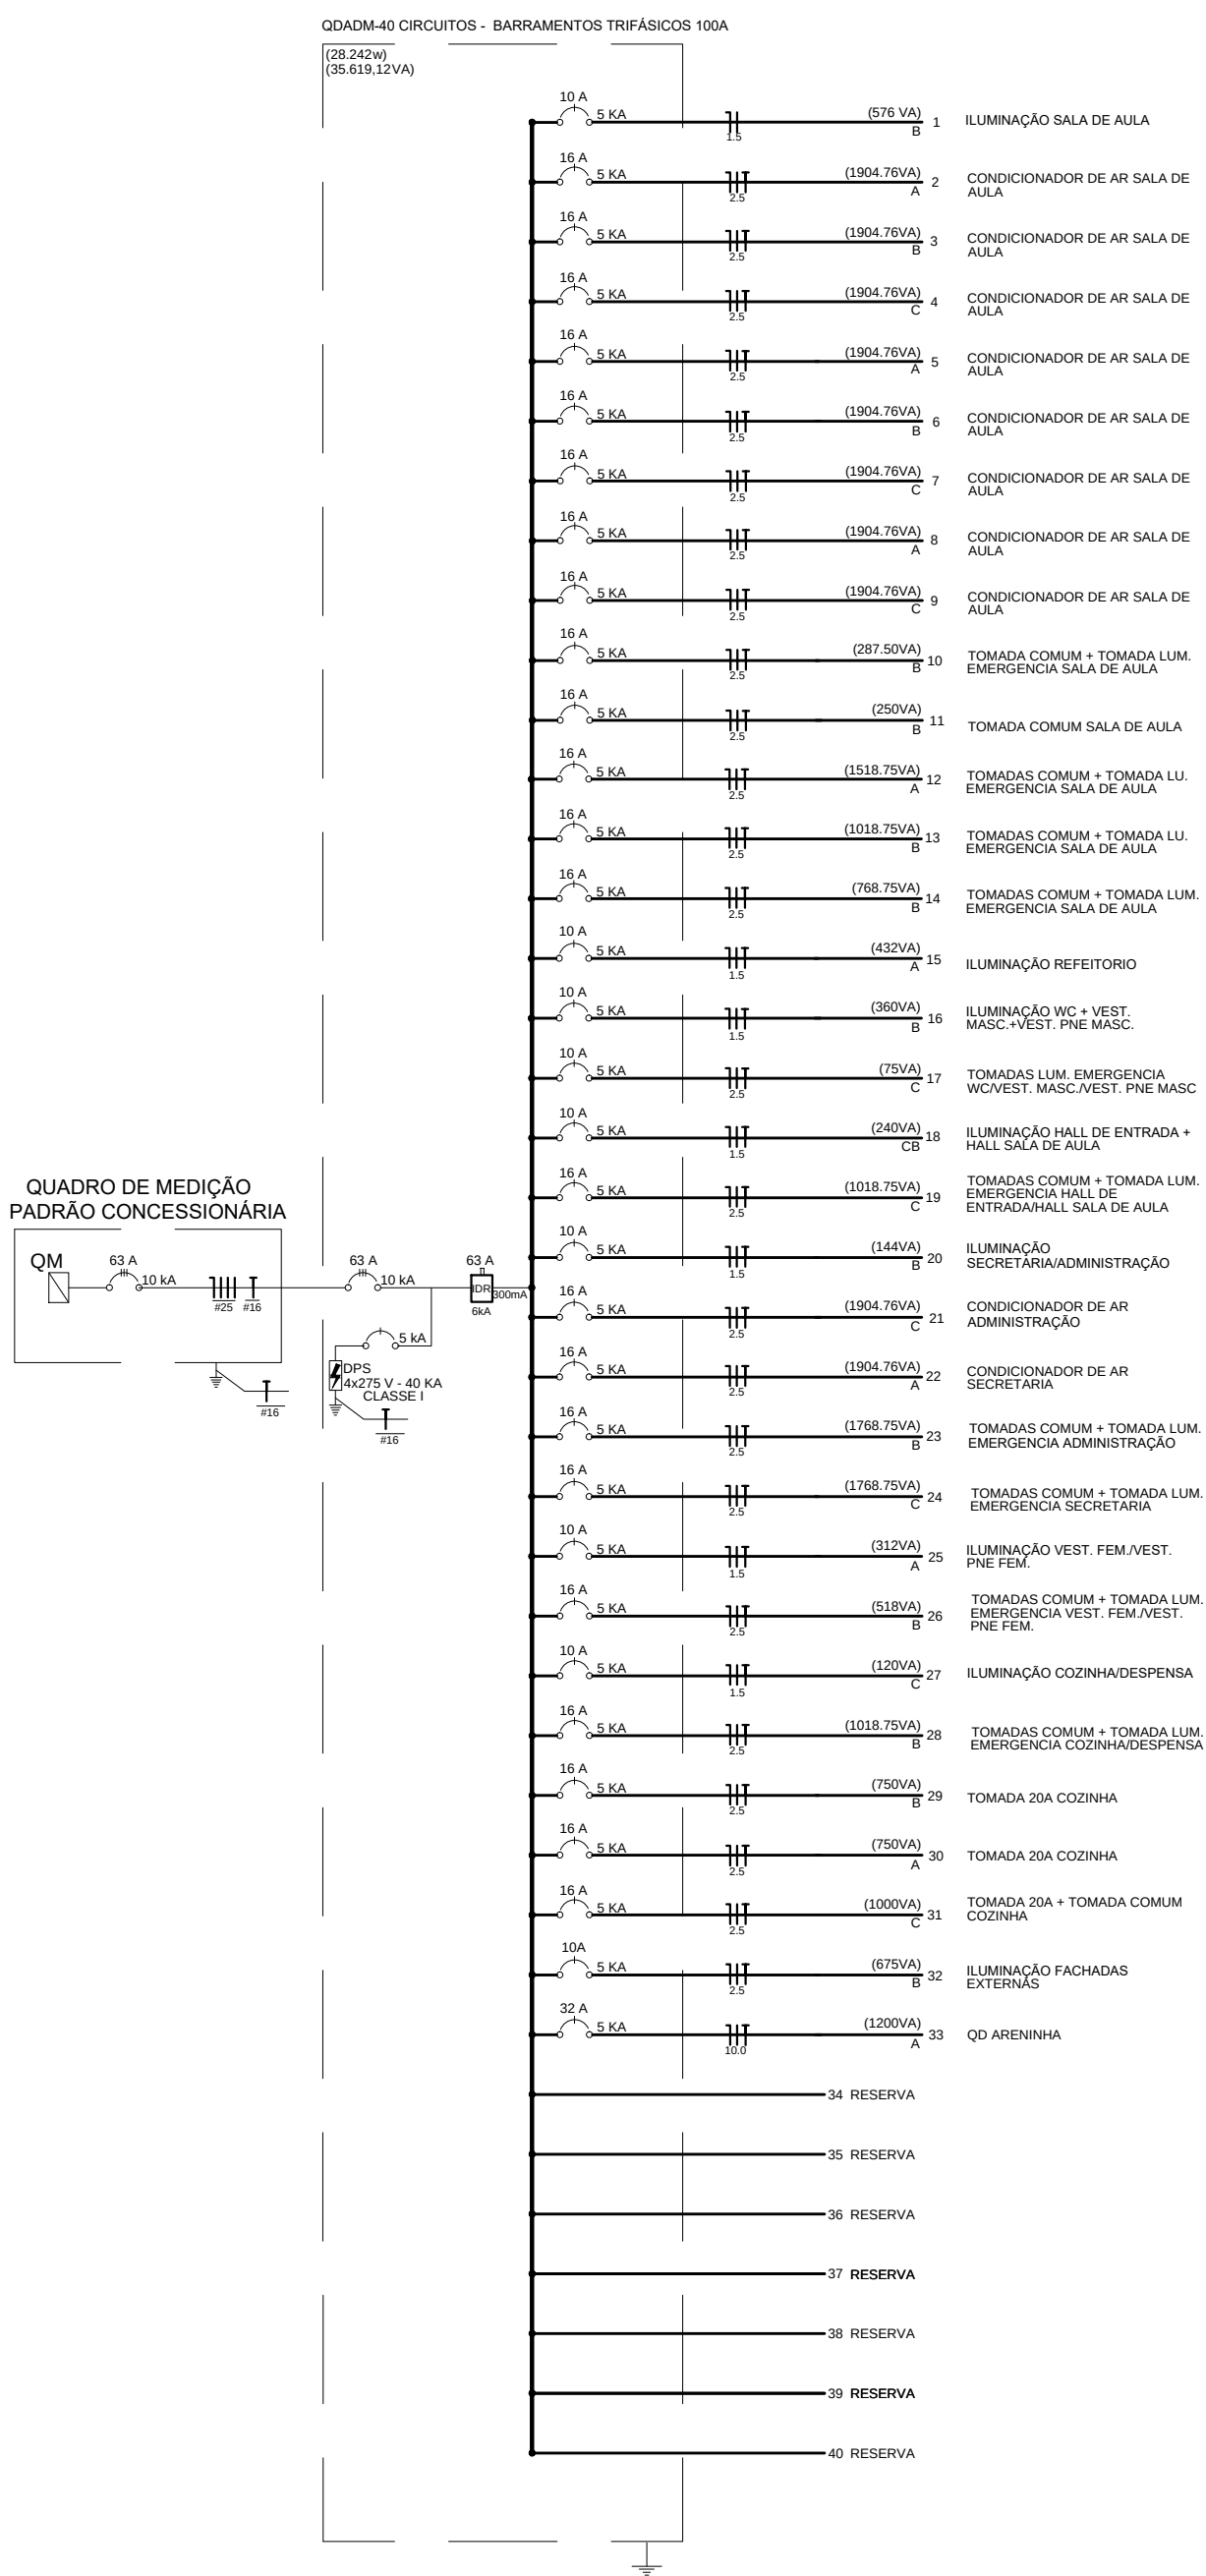

02 DIAGRAMA UNIFILAR
S/E

LEGENDA	
	QUADRO DE DISTRIBUIÇÃO
	TOMADA ATERRADA A 0,30m DO PISO ACABADO
	TOMADA ATERRADA A 1,20m DO PISO ACABADO
	TOMADA ATERRADA A 2,10m DO PISO ACABADO
	TOMADA ATERRADA A 2,10m DO PISO P/ LUM. EMERGENCIA
	LUMINÁRIA DE LED POTENCIA P, RETORNO x, CIRCUITO y
	INTERRUPTOR 1 SEÇÃO, RETORNO x
	INTERRUPTOR 1 SEÇÃO, RETORNO x, INSTALADO A 0,60m DO PISO
	RETORNO, FASE, NEUTRO, TERRA DO CIRCUITO X
	CAIXA DE PASSAGEM
	MEDICÇÃO DA CONCESSIONÁRIA
	ELETRODUTO SOLDÁVEL INSTALADO ACIMA DA LAJE
	ELETRODUTO ROSCÁVEL ENTERRADO NO PISO A 0,50m
	ELETRODUTO SOLDÁVEL EMBUTIDO NA ALVENARIA
	FIOS INSTALADOS NA ESTRUTURA DE MADEIRA
	CAIXA DE INSPEÇÃO DE ATERRAMENTO
	POSTE DUPLO T EM CONCRETO 300x400

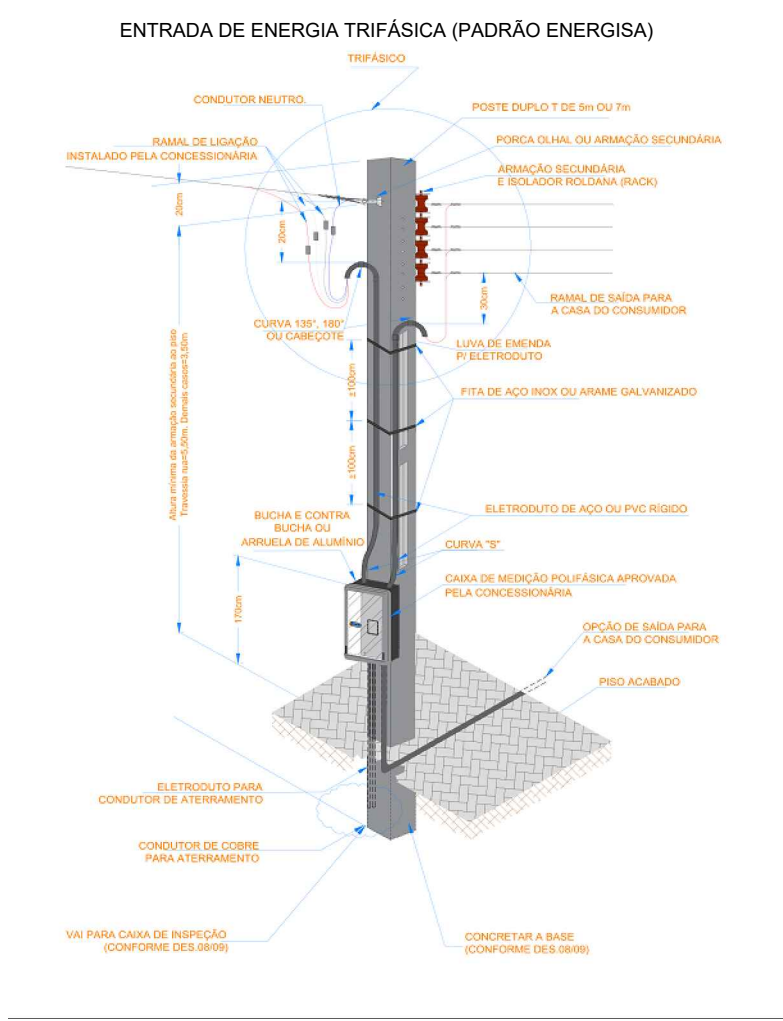

VANISA SOUSA
SILVA:8845362
6472

Assinado de forma digital
por VANISA SOUSA
SILVA:88453626472
Dados: 2026.02.04
00:38:54 -03'00"



03 LOCALIZAÇÃO - GOOGLE EARTH
S/E

PROJETO ELÉTRICO DE REFORMA DE ESCOLA MUNICIPAL FRANCISCO VENANCIO DA SILVA

PROPRIETÁRIO: PREFEITURA MUNICIPAL DE MATO GROSSO/PB

RESPONSÁVEL TÉCNICO: VANISA SOUSA SILVA - CREA 160192689-8 ENGENHEIRA CIVIL

OBSERVAÇÕES:
1. medidas e níveis em metros; 2. verificar posição dos pilares no projeto estrutural; 3. verificar detalhamentos; 4. em caso de dúvidas, consultar responsável técnico; 5. em caso de conflito de informações entre o projeto gráfico e memorial descritivo, prevalece a informação contida no desenho; 6. alterações neste projeto somente com autorização expressa da responsável pelo projeto.

MUNICÍPIO: MATO GROSSO/PB

ENDEREÇO: SÍTIO RIACHÃO I - ZONA RURAL


QUADRO DE ÁREAS:
ÁREA DO TERRENO: 2.717,23m²
ÁREA CONSTRUÍDA: 224,23m²

DATA: JAN | 2026

DESENHO(S): PLANTA BAIXA - ALIMENTAÇÃO DE QUADROS
DIAGRAMA UNIFILAR
LOCALIZAÇÃO

ESCALAS: 1/50

FRANCHA

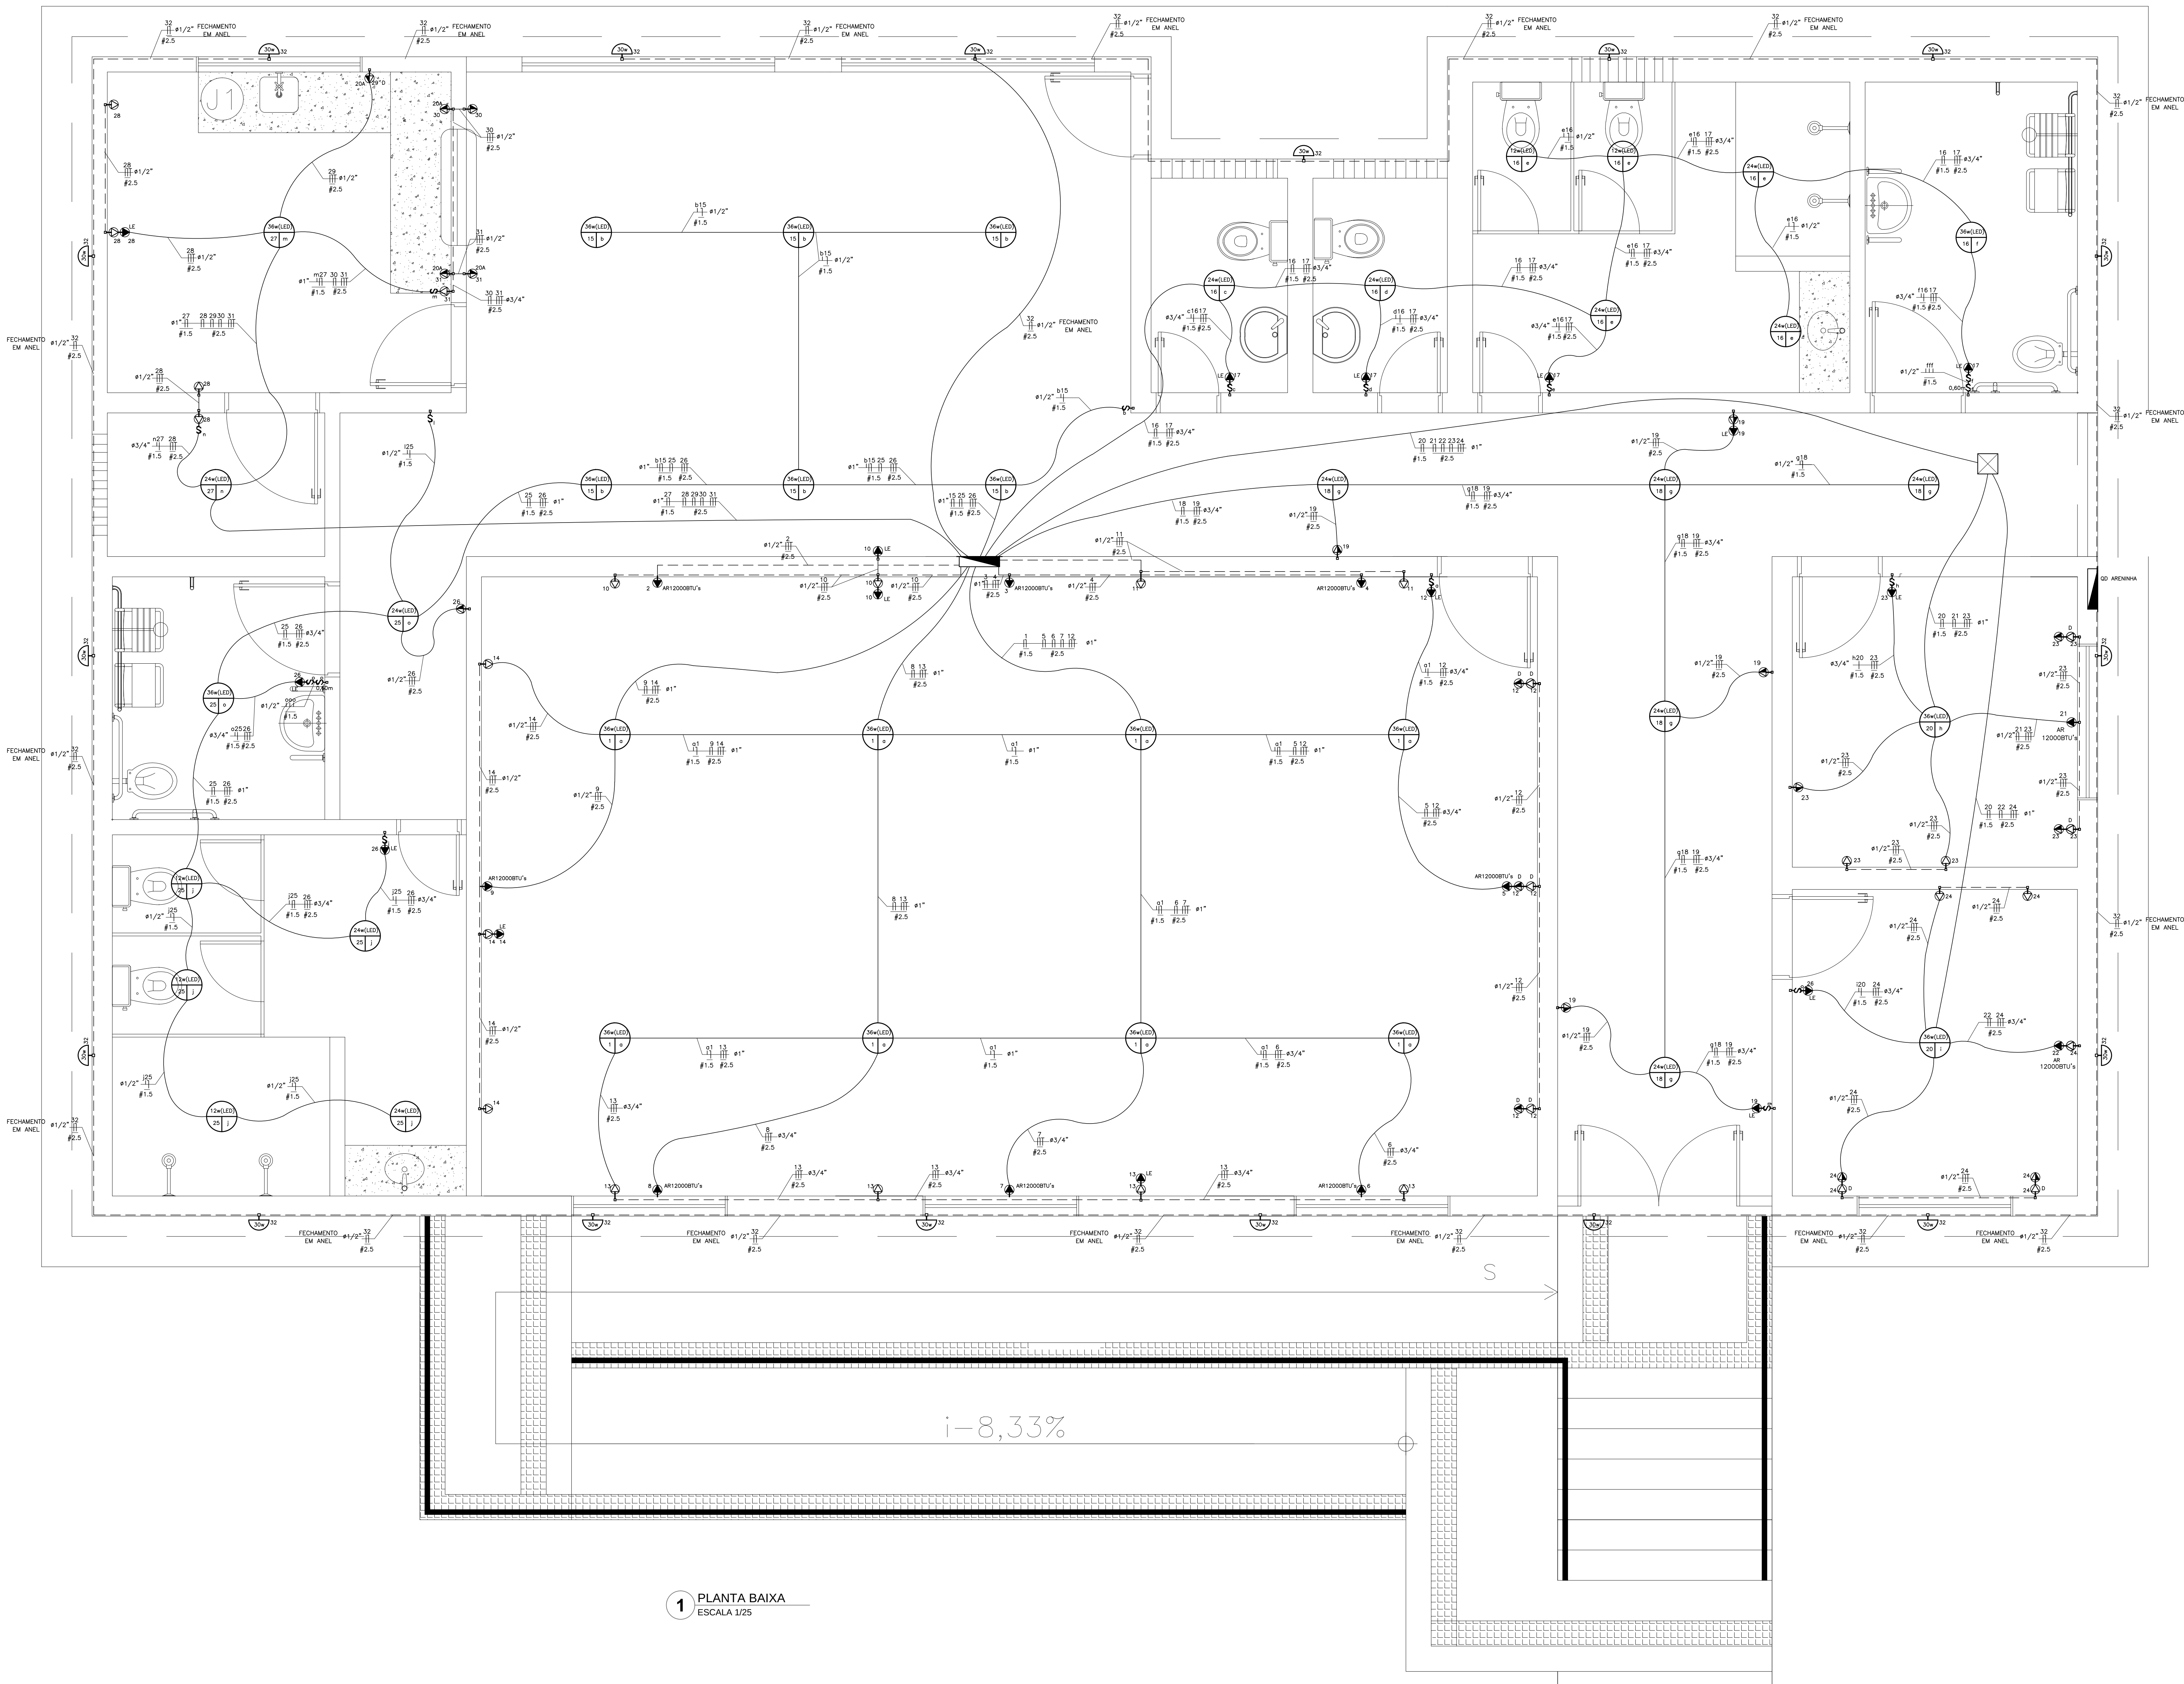

LEGENDA	
	QUADRO DE DISTRIBUIÇÃO
	TOMADA ATERRADA A 0,30m DO PISO ACABADO
	TOMADA ATERRADA A 1,20m DO PISO ACABADO
	TOMADA ATERRADA A 2,10m DO PISO ACABADO
	TOMADA ATERRADA A 2,10m DO PISO P/ LUM. EMERGÊNCIA
	LUMINÁRIA DE LED POTENCIA P, RETORNO x, CIRCUITO y
	ARANDELA DE LED POTENCIA P, CIRCUITO x
	INTERRUPTOR 1 SEÇÃO, RETORNO x
	INTERRUPTOR 1 SEÇÃO, RETORNO x, INSTALADO A 0,60m DO PISO
	RETORNO, FASE, NEUTRO, TERRA DO CIRCUITO X
	CAIXA DE PASSAGEM
	MEDIDA DA CONCESSIONÁRIA
	ELETRODUTO SOLDAVEL INSTALADO ACOIMA DA LAJE
	ELETRODUTO ROSCÁVEL ENTERRADO NO PISO A 0,50m
	ELETRODUTO SOLDAVEL EMBUTIDO NA ALVENARIA
	FIOS INSTALADOS NA ESTRUTURA DE MADEIRA
	CAIXA DE INSPEÇÃO DE ATERRAMENTO
	POSTE DUPLO T EM CONCRETO 30060N

1 PLANTA BAIXA
ESCALA 1/25

VANISA SOUSA Assinado de forma digital
por VANISA SOUSA
SILVA:88453626472
6472 Dados: 2026.02.04 00:39:52 -03'00'

PROJETO ELÉTRICO DE REFORMA DE ESCOLA MUNICIPAL FRANCISCO VENANCIO DA SILVA
PROPRIETÁRIO PREFEITURA MUNICIPAL DE MATO GROSSO/MS
RESPONSÁVEL TÉCNICO VANISA SOUSA SILVA - CREA 160195889-8
ENGENHEIRA CIVIL

OBSERVAÇÕES:
1. medidas a níveis em metros; 2. verificar posição dos pilares no projeto estrutural; 3. verificar detalhamentos; 4. em caso de dúvida, consultar responsável técnico; 5. em caso de conflito de informações entre o projeto gráfico e memorial descritivo, prevalece a informação contida no desenho; 6. alterações neste projeto somente com autorização expressa do responsável pelo projeto.

MUNICÍPIO: MATO GROSSO/MS
ENDEREÇO: SÍTIO RACHÃO 1 - ZONA RURAL
QUADRO DE ÁREAS:
ÁREA DO TERRENO: 2.712,29m²
ÁREA CONSTRUÍDA: 254,29m²

DATA: JAN | 2026
DESENHO(S): PLANTA BAIXA
ESCALAS: 1/25
FOLHA: 02/03

QUADRO	CIRC.	DESCRIÇÃO	RESUMO	POT. (VA)	POT. (W)	FP	TENSÃO (V)	CORRENTE (A)	FASE (mm²)	NEUTRO (mm²)	TERRA (mm²)	PROTEÇÃO (A)	FASE A POT. (VA)	FASE B POT. (VA)	FASE C POT. (VA)	COMPRI MENTO MÁX	QUEDA DE TENSÃO (%)	QUEDA ACUMU LADA MÁXIMA
QD GERAL	1	ILUMINAÇÃO SALA DE AULA	08 (LÂMP. LED ATÉ 36W)	576,00	288,00	0,50	220	2,62	1,5	1,5		10		576,00		13,00	0,40	
QD GERAL	2	CONDICIONADOR DE AR ATÉ 12.000 BTU' S -SALA DE AULA	01 (CONDICIONADOR DE AR DE 12.000 BTU's)	1904,76	1600,00	0,84	220	8,66	2,5	2,5	2,5	16	1904,76				4,50	0,30
QD GERAL	3	CONDICIONADOR DE AR ATÉ 12.000 BTU' S -SALA DE AULA	01 (CONDICIONADOR DE AR DE 12.000 BTU's)	1904,76	1600,00	0,84	220	8,66	2,5	2,5	2,5	16		1904,76			2,10	0,10
QD GERAL	4	CONDICIONADOR DE AR ATÉ 12.000 BTU' S -SALA DE AULA	01 (CONDICIONADOR DE AR DE 12.000 BTU's)	1.904,76	1.600,00	0,84	220	8,66	2,5	2,5	2,5	16			1.904,76		5,50	0,30
QD GERAL	5	CONDICIONADOR DE AR ATÉ 12.000 BTU' S -SALA DE AULA	01 (CONDICIONADOR DE AR DE 12.000 BTU's)	1.904,76	1.600,00	0,84	220	8,66	2,5	2,5	2,5	16	1.904,76				8,80	0,50
QD GERAL	6	CONDICIONADOR DE AR ATÉ 12.000 BTU' S -SALA DE AULA	01 (CONDICIONADOR DE AR DE 12.000 BTU's)	1.904,76	1.600,00	0,84	220	8,66	2,5	2,5	2,5	16		1.904,76			13,00	0,70
QD GERAL	7	CONDICIONADOR DE AR ATÉ 12.000 BTU' S -SALA DE AULA	01 (CONDICIONADOR DE AR DE 12.000 BTU's)	1.904,76	1.600,00	0,84	220	8,66	2,5	2,5	2,5	16			1.904,76		12,00	0,70
QD GERAL	8	CONDICIONADOR DE AR ATÉ 12.000 BTU' S -SALA DE AULA	01 (CONDICIONADOR DE AR DE 12.000 BTU's)	1.904,76	1.600,00	0,84	220	8,66	2,5	2,5	2,5	16	1.904,76				13,00	0,70
QD GERAL	9	CONDICIONADOR DE AR ATÉ 12.000 BTU' S -SALA DE AULA	01 (CONDICIONADOR DE AR DE 12.000 BTU's)	1.904,76	1.600,00	0,84	220	8,66	2,5	2,5	2,5	16			1.904,76		12,00	0,70
QD GERAL	10	TOMADA COMUM + TOMADA LUMINARIA DE EMERGÊNCIA- SALA DE AULA	02 (TOM. 250VA P/ USO DIVERSOS) + 02 (TOM. PARA LUMINÁRIA EMERGÊNCIA) 15W MÁX EM CARGA	287,50	230,00	0,80	220	1,31	2,5	2,5	2,5	16		287,50			5,00	0,10
QD GERAL	11	TOMADA COMUM-SALA DE AULA	02 (TOM. 250VA P/ USO DIVERSOS)	250,00	200,00	0,80	220	1,14	2,5	2,5	2,5	16		250,00			5,50	0,10
QD GERAL	12	TOMADA COMUM + TOMADA LUMINÁRIA DE EMERGÊNCIA- SALA DE AULA	06 (TOM. 250VA P/ USO DIVERSOS) + 01 (TOM. PARA LUMINÁRIA EMERGÊNCIA) 15W MÁX EM CARGA	1.518,75	1.215,00	0,80	220	6,90	2,5	2,5	2,5	16	1.518,75				13,00	0,60
QD GERAL	13	TOMADA COMUM + TOMADA LUMINÁRIA DE EMERGÊNCIA- SALA DE AULA	04 (TOM. 250VA P/ USO DIVERSOS) + 01 (TOM. PARA LUMINÁRIA EMERGÊNCIA) 15W MÁX EM CARGA	1.018,75	815,00	0,80	220	4,63	2,5	2,5	2,5	16		1.018,75			23,00	0,70
QD GERAL	14	TOMADA COMUM + TOMADA LUMINÁRIA DE EMERGÊNCIA- SALA DE AULA	03 (TOM. 250VA P/ USO DIVERSOS) + 01 (TOM. PARA LUMINÁRIA EMERGÊNCIA) 15W MÁX EM CARGA	768,75	615,00	0,80	220	3,49	2,5	2,5	2,5	16		768,75			16,00	0,40
QD GERAL	15	ILUMINAÇÃO REFEITORIO	06 (LÂMP. LED ATÉ 36W)	432,00	216,00	0,50	220	1,96	1,5	1,5		10	432,00				11,00	0,20
QD GERAL	16	ILUMINAÇÃO WC / VEST. MASC. / VEST. PNE	01 (LÂMP. LED ATÉ 36W) +05 (LÂMP. LED ATÉ 24W) + 02 (LÂMP. LED ATÉ 12W)	360,00	180,00	0,50	220	1,64	1,5	1,5		10		360,00			18,00	0,30
QD GERAL	17	TOMADA LUMINÁRIA DE EMERGÊNCIA- WC / VEST.MASCULINO/VEST. PNE	04 (TOM. PARA LUMINÁRIA EMERGÊNCIA) 15W MÁX EM CARGA	75,00	60,00	0,80	220	0,34	2,5	2,5	2,5	16			75,00		20,00	0,10
QD GERAL	18	ILUMINAÇÃO HALL DE ENTRADA / HALL SALA DE AULA	05 (LÂMP. LED ATÉ 24W)	240,00	120,00	0,50	220	1,09	1,5	1,5		10			240,00		22,00	0,30
QD GERAL	19	TOMADA COMUM + TOMADA LUMINÁRIA DE EMERGÊNCIA- HALL DE ENTRADA / HALL SALA DE AULA	04 (TOM. 250VA P/ USO DIVERSOS) + 01 (TOM. PARA LUMINÁRIA EMERGÊNCIA) 15W MÁX EM CARGA	1.018,75	815,00	0,80	220	4,63	2,5	2,5	2,5	16			1.018,75		20,00	0,60
QD GERAL	20	ILUMINAÇÃO SECRETARIA / ADMINISTRAÇÃO	02 (LÂMP. LED ATÉ 36W)	144,00	72,00	0,50	220	0,65	1,5	1,5		10		144,00			18,20	0,10
QD GERAL	21	CONDICIONADOR DE AR ATÉ 12.000 BTU' S -ADMINISTRAÇÃO	01 (CONDICIONADOR DE AR DE 12.000 BTU's)	1.904,76	1.600,00	0,84	220	8,66	2,5	2,5	2,5	16			1.904,76		19,20	1,10
QD GERAL	22	CONDICIONADOR DE AR ATÉ 12.000 BTU' S -SECRETARIA	01 (CONDICIONADOR DE AR DE 12.000 BTU's)	1.904,76	1.600,00	0,84	220	8,66	2,5	2,5	2,5	16	1.904,76				22,70	1,30
QD GERAL	23	TOMADA COMUM + TOMADA LUMINARIA DE EMERGÊNCIA- ADMINISTRAÇÃO	07 (TOM. 250VA P/ USO DIVERSOS) + 01 (TOM. PARA LUMINÁRIA EMERGÊNCIA) 15W MÁX EM CARGA	1.768,75	1.415,00	0,80	220	8,04	2,5	2,5	2,5	16		1.768,75			23,20	1,20
QD GERAL	24	TOMADA COMUM + TOMADA LUMINARIA DE EMERGÊNCIA- SECRETARIA	07 (TOM. 250VA P/ USO DIVERSOS) + 01 (TOM. PARA LUMINÁRIA EMERGÊNCIA) 15W MÁX EM CARGA	1.768,75	1.415,00	0,80	220	8,04	2,5	2,5	2,5	16			1.768,75		26,70	1,40
QD GERAL	25	ILUMINAÇÃO VEST. FEMININO. / VEST. PNE	01 (LÂMP. LED ATÉ 36W) +04 (LÂMP. LED ATÉ 24W) + 02 (LÂMP. LED ATÉ 12W)	312,00	156,00	0,50	220	1,42	1,5	1,5		10	312,00				21,00	0,20
QD GERAL	26	TOMADA COMUM + TOMADA LUMINARIA DE EMERGÊNCIA- VEST. FEMININO E VEST. PNE	02 (TOM. 250VA P/ USO DIVERSOS) + 01 (TOM. PARA LUMINÁRIA EMERGÊNCIA) 15W MÁX EM CARGA	518,75	415,00	0,80	220	2,36	2,5	2,5	2,5	16		518,75			19,00	0,30
QD GERAL	27	ILUMINAÇÃO COZINHA / DESPENSA	01 (LÂMP. LED ATÉ 36W) +01 (LÂMP. LED ATÉ 24W)	120,00	60,00	0,50	220	0,55	1,5	1,5		10			120,00		21,00	0,10
QD GERAL	28	TOMADA COMUM + TOMADA LUMINARIA DE EMERGÊNCIA- COZINHA/DESPENSA	04 (TOM. 250VA P/ USO DIVERSOS) + 01 (TOM. PARA LUMINÁRIA EMERGÊNCIA) 15W MÁX EM CARGA	1.018,75	815,00	0,80	220	4,63	2,5	2,5	2,5	16		1.018,75			19,00	0,60
QD GERAL	29	TOMADA 20A BANCADA COZINHA	01 (TOM. 750VA P/ USO DIVERSOS)	750,00	600,00	0,80	220	3,41	2,5	2,5	2,5	16		750,00			17,00	0,40
QD GERAL	30	TOMADA 20A BANCADA COZINHA	01 (TOM. 750VA P/ USO DIVERSOS)	750,00	600,00	0,80	220	3,41	2,5	2,5	2,5	16	750,00				18,00	0,40
QD GERAL	31	TOMADA 20A BANCADA COZINHA+ TOMADA COMUM- COZINHA	01 (TOM. 750VA P/ USO DIVERSOS) + 01 (TOM. 250VA P/ USO DIVERSOS)	1.000,00	800,00	0,80	220	4,55	2,5	2,5	2,5	16			1.000,00		17,00	0,50
QD GERAL	32	ILUMINAÇÃO DAS FACHADAS EXTERNAS	18 (REFLETOR DE LED ATÉ 30W)	675,00	540,00	0,80	220	3,07	2,5	2,5		10		675,00			54,00	1,10
QD GERAL	33	ALIMENTADOR DO QUADRO DE DISTRIBUIÇÃO INSTALADO PARA ILUMINAÇÃODA ARENINHA	12 (LÂMP. LED ATÉ 50W)	1.200,00	600,00	0,50	220	5,45	10	10	10	32	1.200,00				20,00	0,70
QD GERAL	34	RESERVA																
QD GERAL	35	RESERVA																
QD GERAL	36	RESERVA																
QD GERAL	37	RESERVA																
QD GERAL	38	RESERVA																
QD GERAL	39	RESERVA																
QD GERAL	40	RESERVA																
QD GERAL	AL QD GERAL	ALIMENTADOR GERAL DO QUADRO DE DISTRIBUIÇÃO INSTALADO NO HALL DA SALA DE AULA		35.619,12	28.242,00	0,79	380	54,30	25	25		63 16 IDR63A@300mA TETRAPOLAR	11.831,80	11.945,77	11.841,55	25,00	1,1 @63A	2,50
ILUMINAÇÃO E TOMADAS (40% PARA OS PRIMEIROS 50 kW E 50% PARA O QUE EXCEDER A 50 kW)				((35619,12*4)	14.247,65													
DEMANDA EM Kva					14,25													

PROJETO ELÉTRICO DE REFORMA DE ESCOLA MUNICIPAL FRANCISCO VENANCIO DA SILVA

PROPRIETÁRIO
PREFEITURA MUNICIPAL DE MATO GROSSO/PB


RESPONSÁVEL TÉCNICO
VANISA SOUSA
SILVA:88453626472
Assinado de forma digital por
VANISA SOUSA
SILVA:88453626472
Dados: 2026.02.02 11:05:01 -03'00'
VANISA SOUSA SILVA - CREA 160192689-8
ENGENHEIRA CIVIL

OBSERVAÇÕES:
1. medidas e níveis em metros; 2. verificar posição dos pilares no projeto estrutural; 3. verificar detalhamentos; 4. em caso de dúvidas, consultar responsável técnico; 5. em caso de conflito de informações entre o projeto gráfico e memorial descritivo, prevalece a informação contida no desenho; 6. alterações neste projeto somente com autorização expressa da responsável pelo projeto.


MUNICÍPIO:
MATO GROSSO/PB
ENDEREÇO:
SÍTIO RIACHÃO I - ZONA RURAL

QUADRO DE ÁREAS :
ÁREA DO TERRENO 2.717,23m²
ÁREA CONSTRUÍDA 224,29m²


DATA
JAN | 2026
DESENHO(S)
QUADRO DE CARGA
ESCALAS
S/E
PRANCHA
03/03

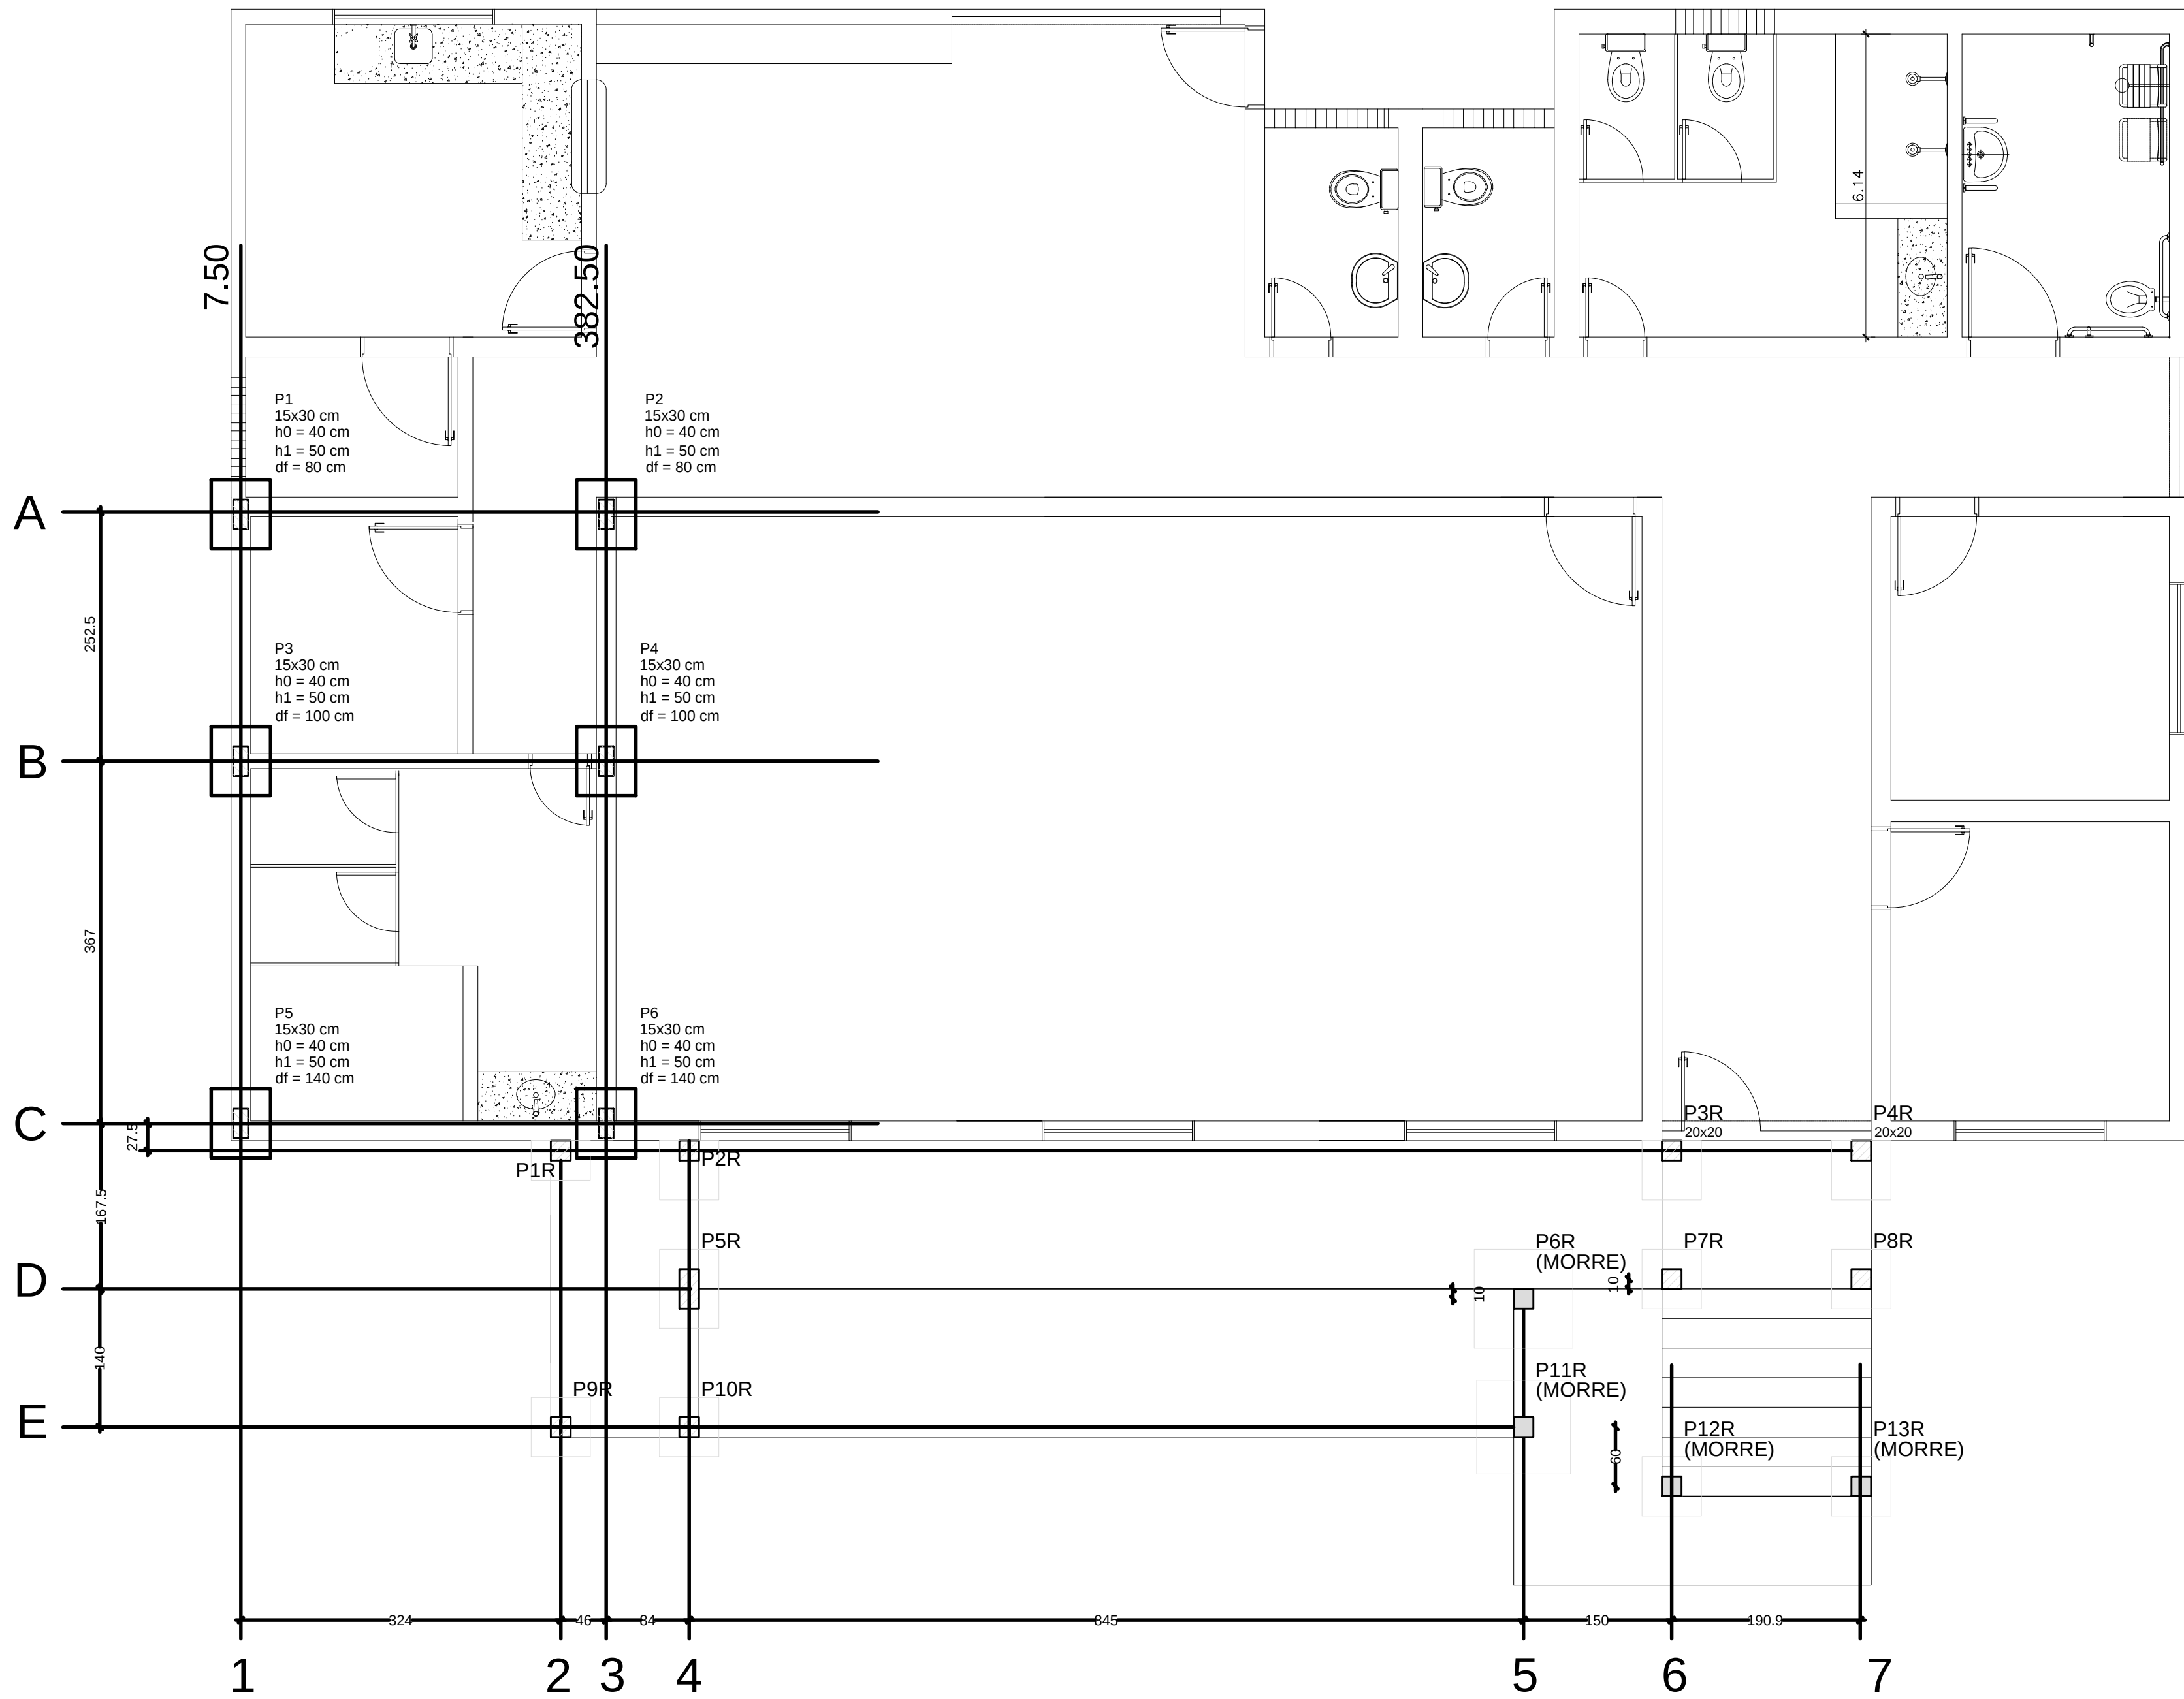


Planta de localização
escala 1:50

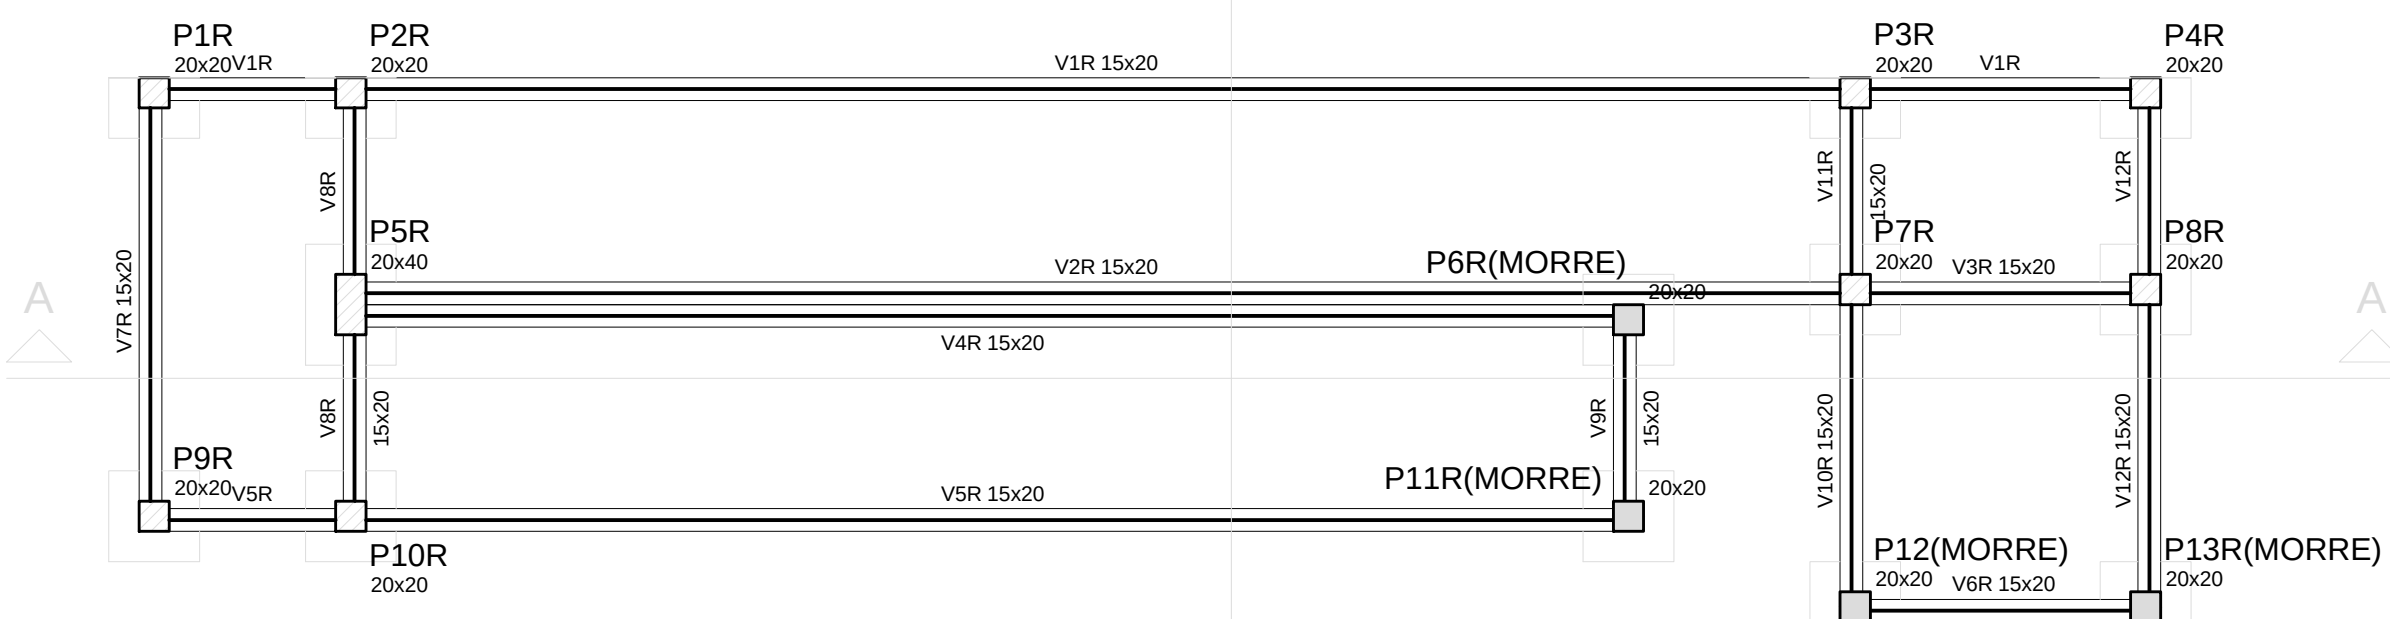


Forma do pavimento FUNDAÇÕES RAMPA
escala 1:50

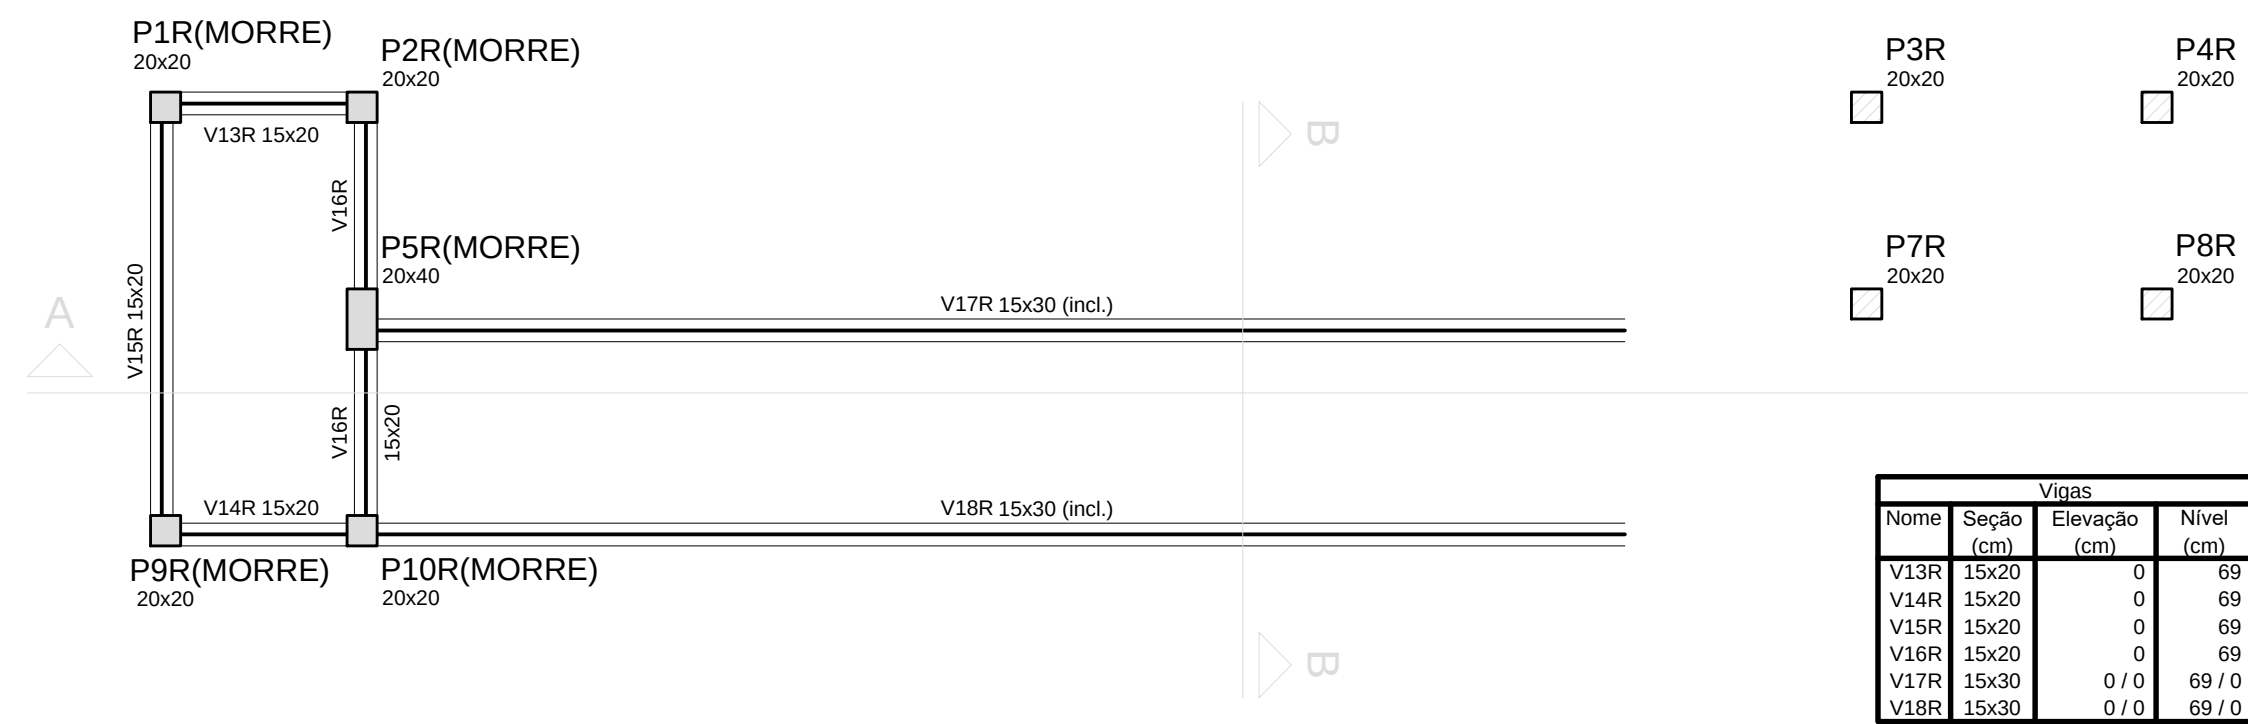


Forma do pavimento 1º PATAMAR RAMPA
escala 1:50

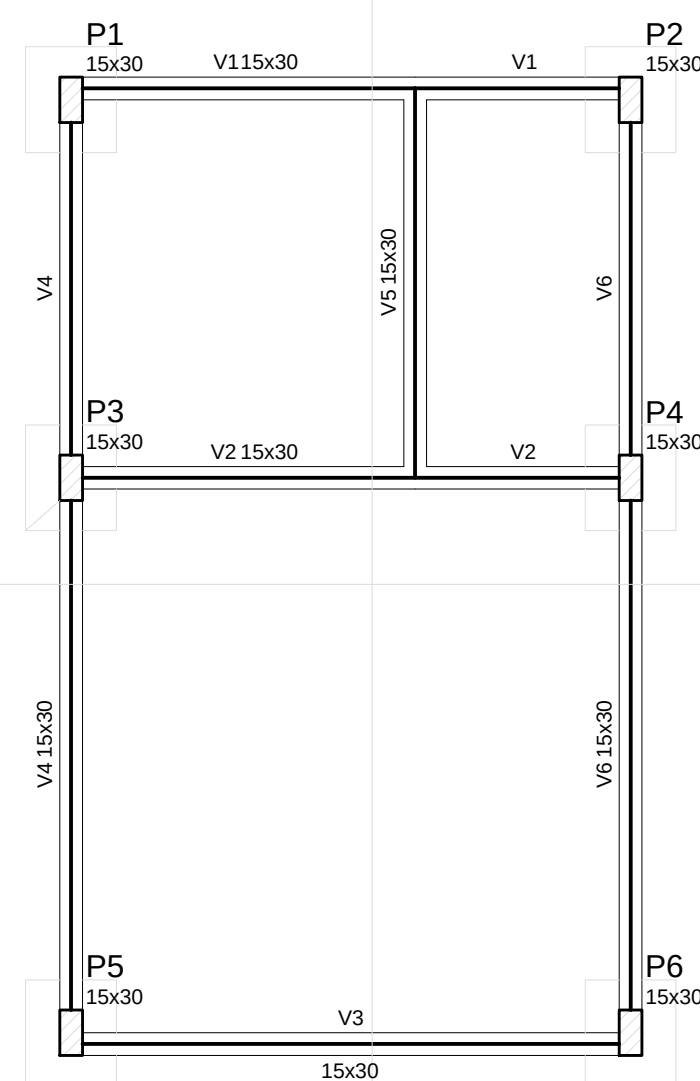


Forma do pavimento FUNDAÇÕES BLOCO BANHEIROS
escala 1:50

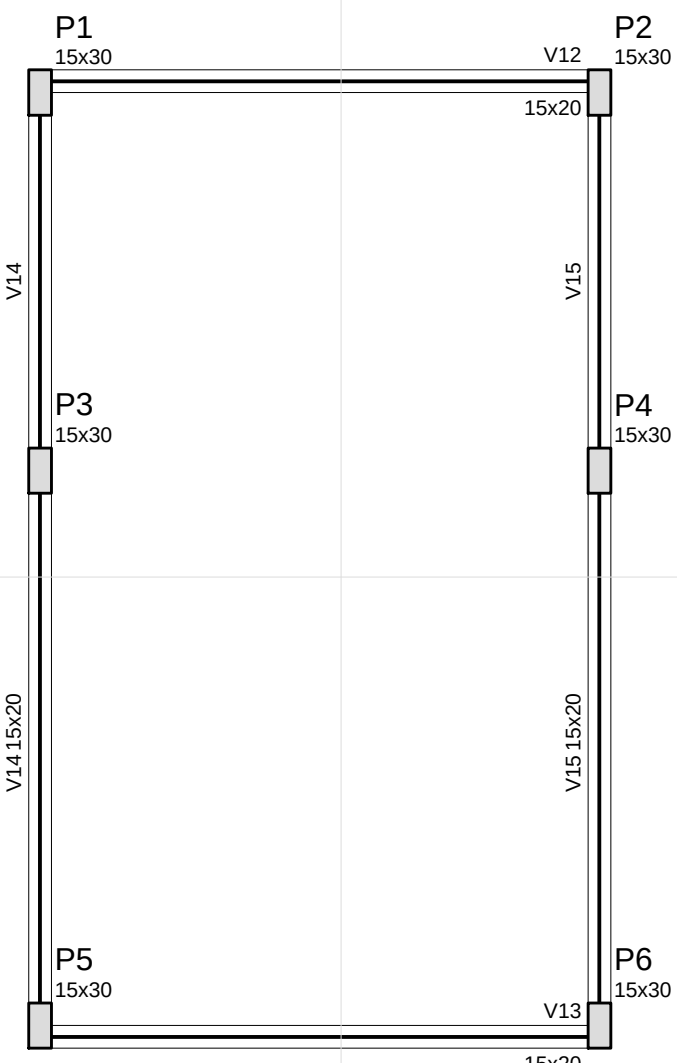

Forma do pavimento PLATIBANDA BLOCO BANHEIROS
escala 1:50

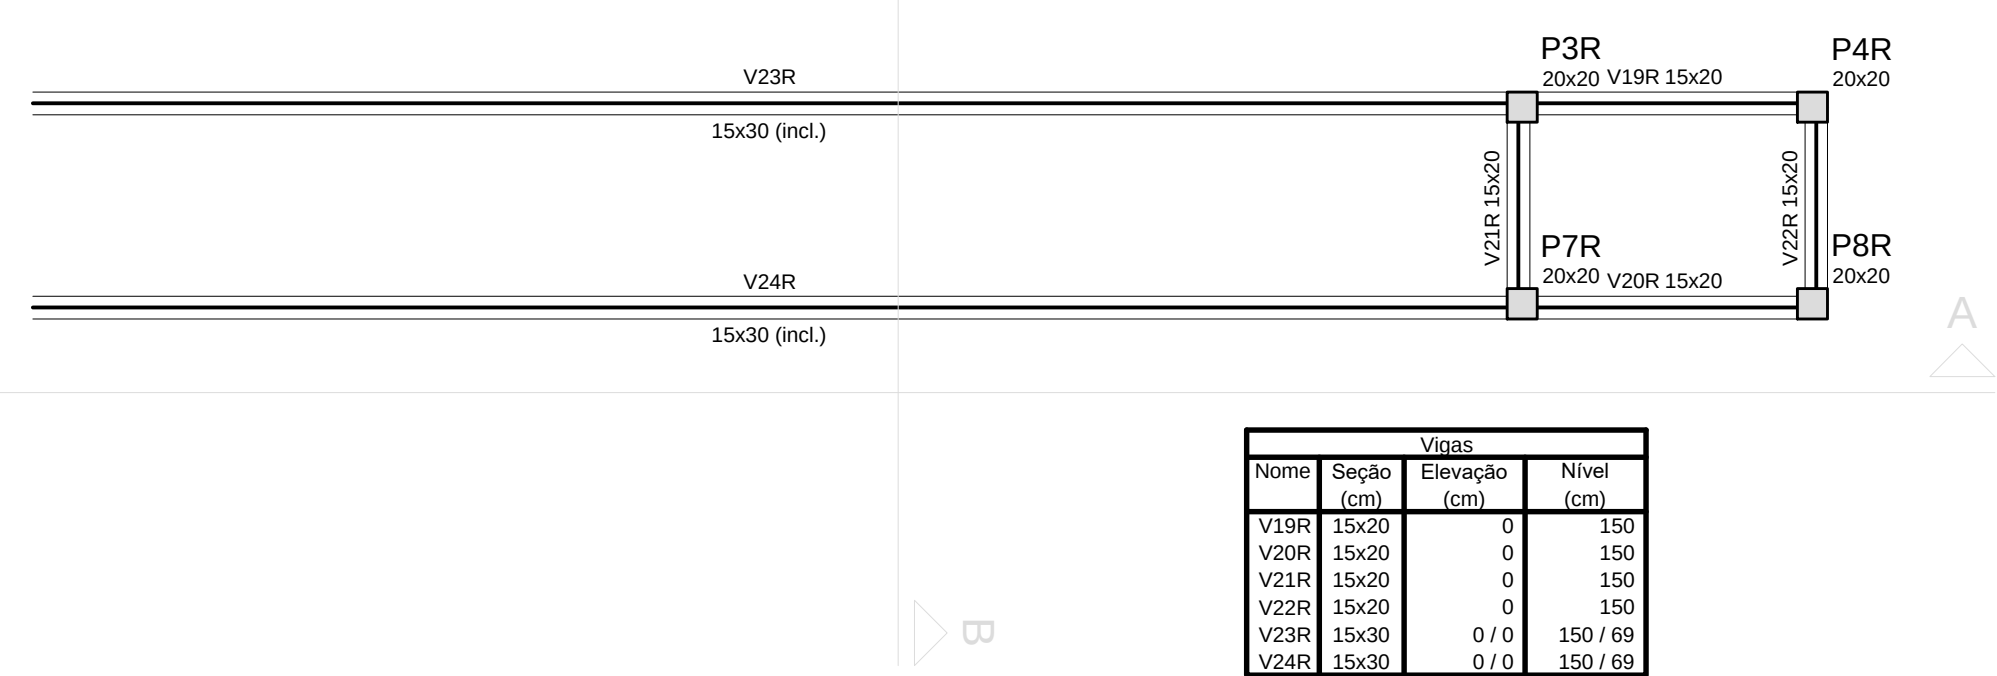

Forma do pavimento 2º PATAMAR RAMPA
escala 1:50

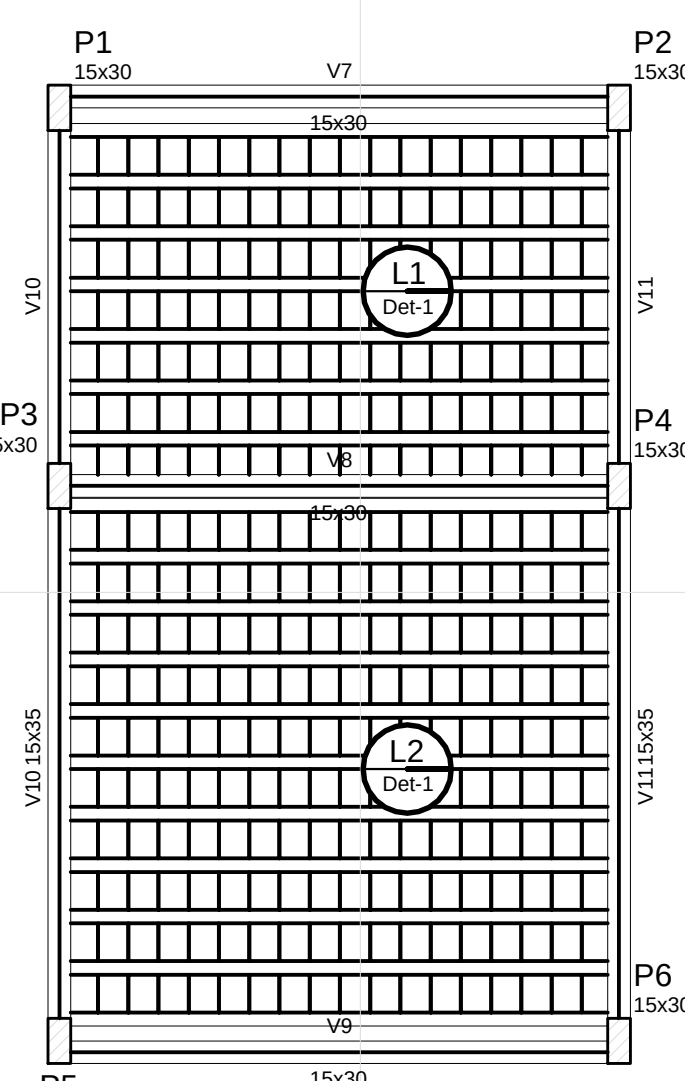

Forma do pavimento LAJE BLOCO BANHEIROS
escala 1:50

Vigas				Pilares			
Nome	Seção (cm)	Elevação (cm)	Nível (cm)	Nome	Seção (cm)	Elevação (cm)	Nível (cm)
V1R	15x30	0	0	P1R	20x20	0	0
V2R	15x30	0	0	P2R	20x20	0	0
V3R	15x30	0	0	P3R	20x20	0	0
V4R	15x30	0	0	P4R	20x20	0	0
V5R	15x30	0	0	P5R	20x20	0	0
V6R	15x30	0	0	P6R	20x20	0	0
V7R	15x30	0	0	P7R	20x20	0	0
V8R	15x30	0	0	P8R	20x20	0	0
V9R	15x30	0	0	P9R	20x20	0	0
V10R	15x30	0	0	P10R	20x20	0	0
V11R	15x30	0	0	P11R	20x20	0	0
V12R	15x30	0	0	P12R	20x20	0	0
V13R	15x30	0	0	P13R	20x20	0	0
V14R	15x30	0	0				

Características dos materiais	
fck	250
Ec	21000

Legenda dos Pilares	
	Pilar que morre
	Pilar que passa
	Pilar que nasce
	Pilar com mudança de seção

Vigas				Pilares			
Nome	Seção (cm)	Elevação (cm)	Nível (cm)	Nome	Seção (cm)	Elevação (cm)	Nível (cm)
V12	15x30	0	600	P1	15 x 30	0	600
V13	15x30	0	600	P2	15 x 30	0	600
V14	15x30	0	600	P3	15 x 30	0	600
V15	15x30	0	600	P4	15 x 30	0	600
				P5	15 x 30	0	600
				P6	15 x 30	0	600

Características dos materiais	
fck	250
Ec	21000

Legenda dos Pilares	
	Pilar que morre
	Pilar que passa
	Pilar que nasce
	Pilar com mudança de seção

Blocos de enchimento					
Detalhe	Tipo	Nome	Dimensões (cm)	Quantidade	
1	Laje cerâmica	BRP25/20	25 x 20 x 5	350	

Lajes					
Nome	Tipo	Altura (cm)	Elevação (cm)	Nível (cm)	Plano próprio
L1	Telhado 10	12	0	400	320
L2	Telhado 10	12	0	400	250


Pilares				Vigas			
Nome	Seção (cm)	Elevação (cm)	Nível (cm)	Nome	Seção (cm)	Elevação (cm)	Nível (cm)
P1	15 x 30	0	400	V7	15x30	0	400
P2	15 x 30	0	400	V8	15x30	0	400
P3	15 x 30	0	400	V9	15x30	0	400
P4	15 x 30	0	400	V10	15x30	0	400
P5	15 x 30	0	400	V11	15x30	0	400
P6	15 x 30	0	400				

Legenda dos Pilares		Características dos materiais	
	Pilar que morre	fck	250
	Pilar que passa	Ec	21000
	Pilar que nasce		
	Pilar com mudança de seção		


Detalhe 1 (esc. 1:30)

RESP. TÉCNICO			VANESSA SOUSA SILVA ENG. CIVIL - CREA NAC 160192689-8		
PROPRIETÁRIO: PREFEITURA MUNICIPAL DE MATO GROSSO/PB					
ENDEREÇO: PB 327, S/N - SÍTIO RIACHÃO I, ZONA RURAL					
MUNICÍPIO - UF: MATO GROSSO/PB					
OBSERVAÇÕES:					
REFORMA DA ESCOLA FCO VENANCIO DA SILVA					
PROJETO ESTRUTURAL					
COORDENAÇÃO		PLANTA DE LOCAÇÃO PLANTAS DE FORMAS		EST	
REVISÃO		ESCALA		PRONCHIA	
FORMATO		INDICADA		01	
DWG		DATA EMISSÃO DEZ 2025			


P1R=P2R=P3R=P4R

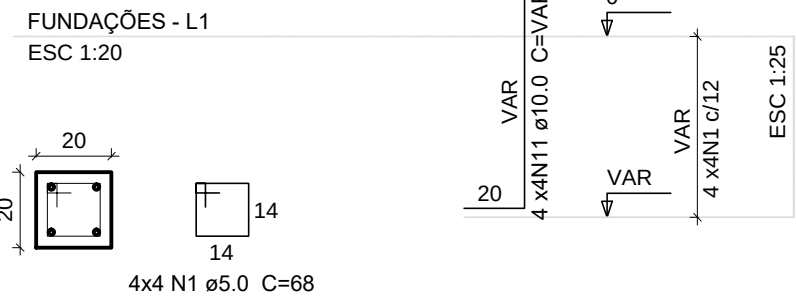


S1R=S2R=S3R=S4R

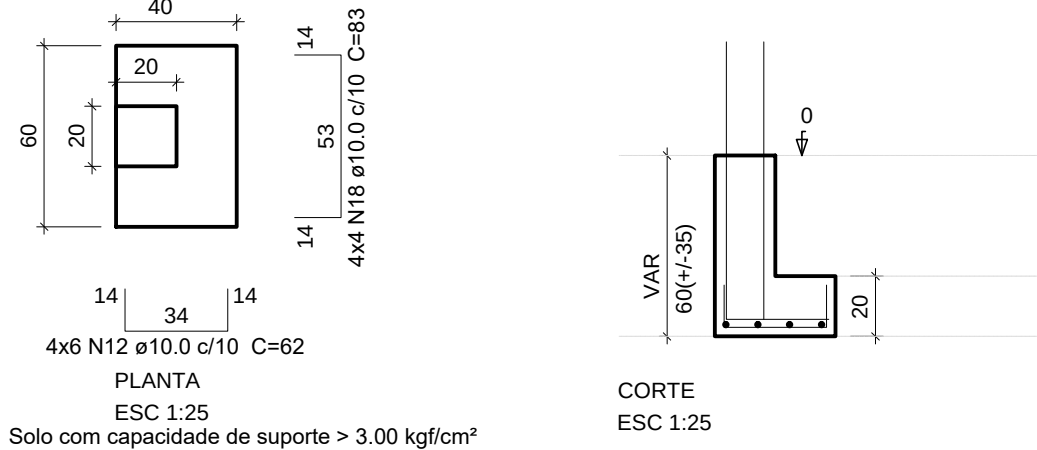


P5R

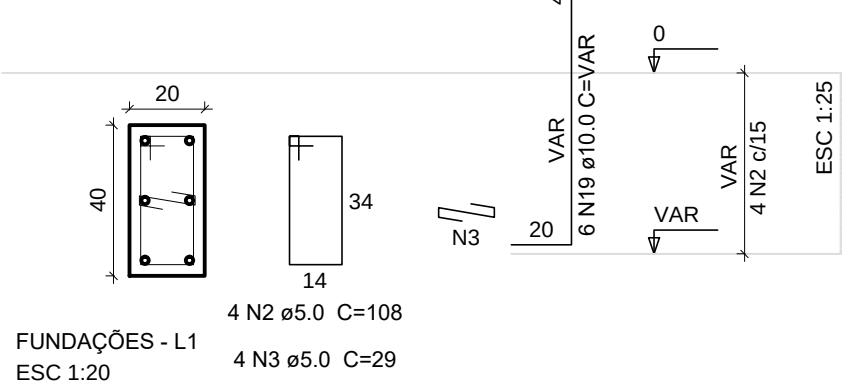


S5R

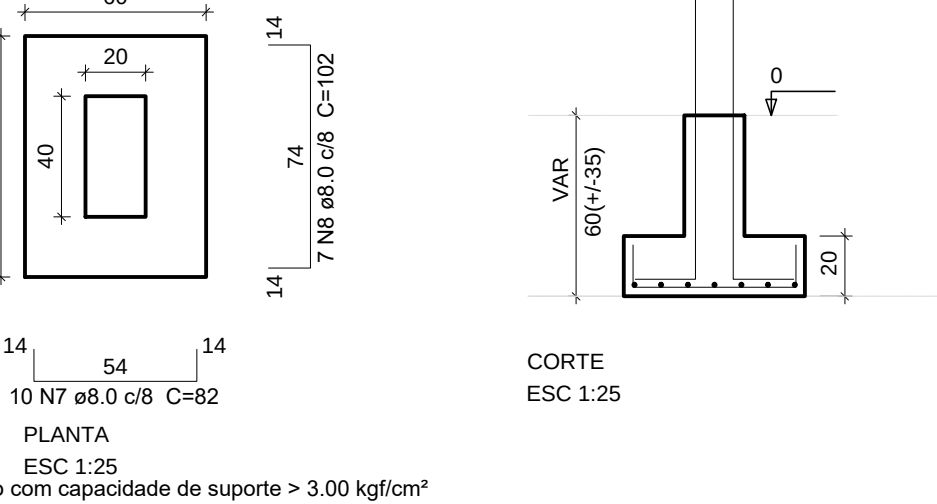


P6R

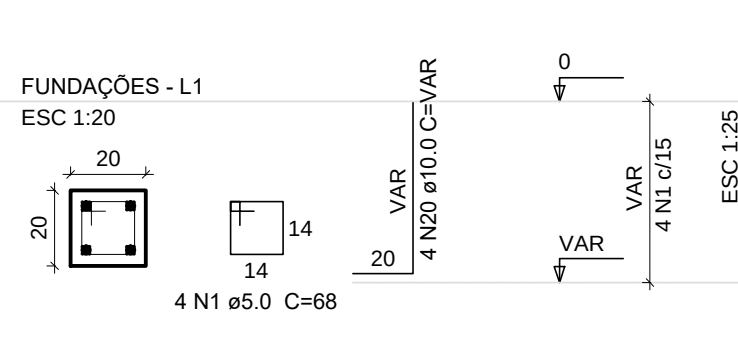


S6R

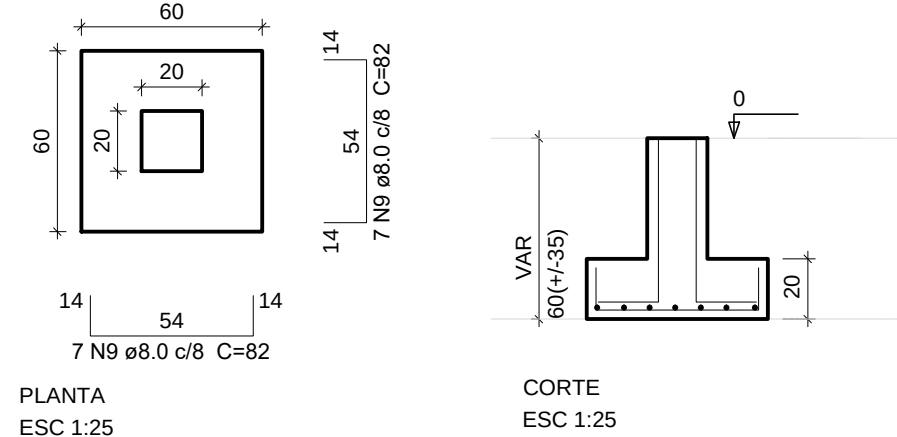


P7R=P8R=P9R=P10R

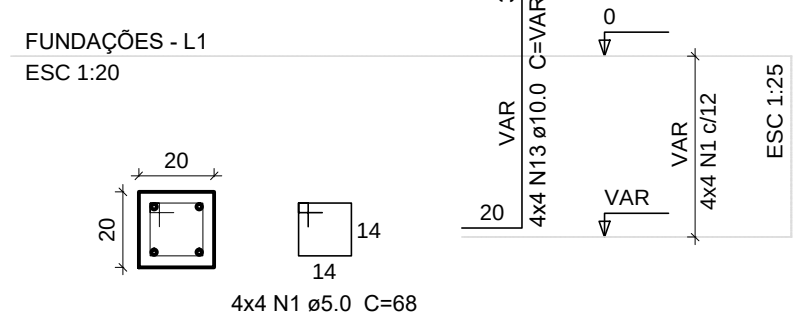


P12R=P13R

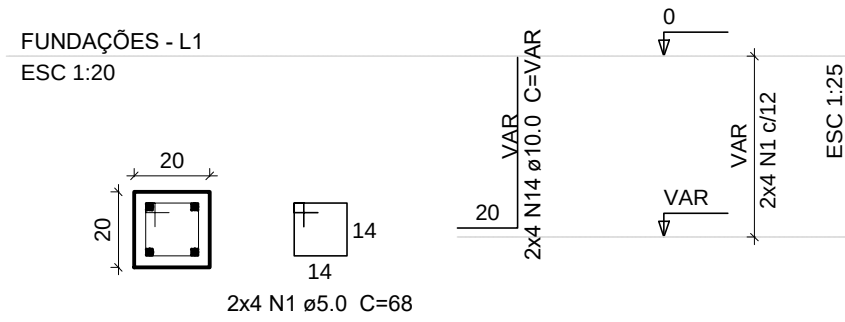


S7R=S8R=S9R=S10R=S12R=S13R

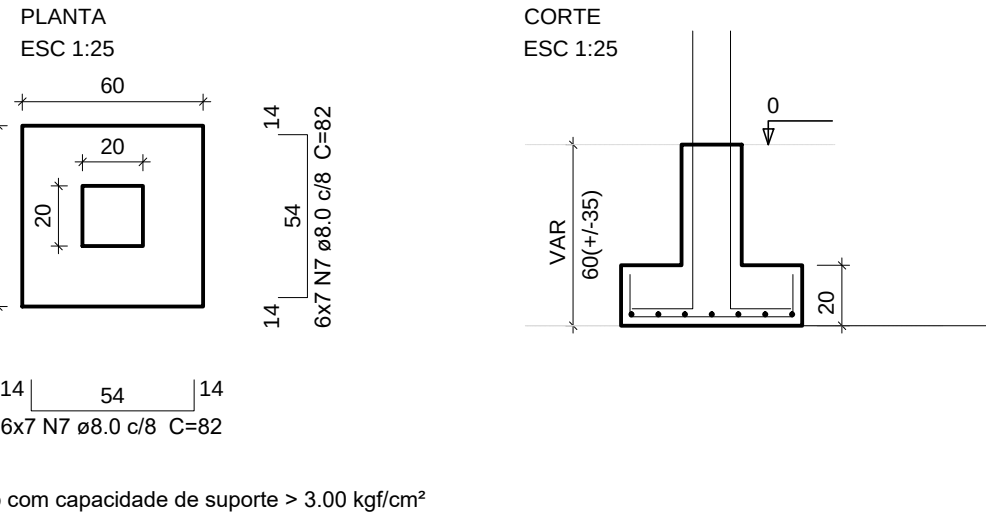

P11R

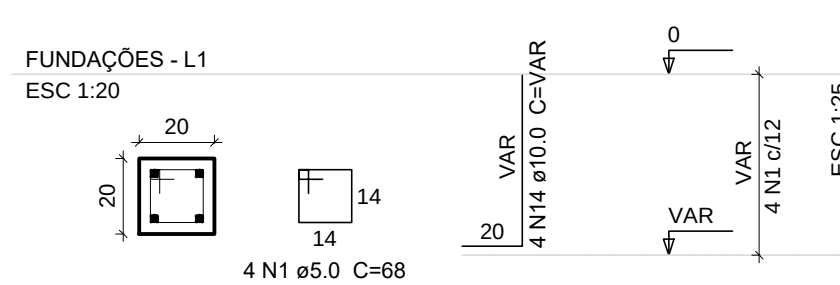

S11R

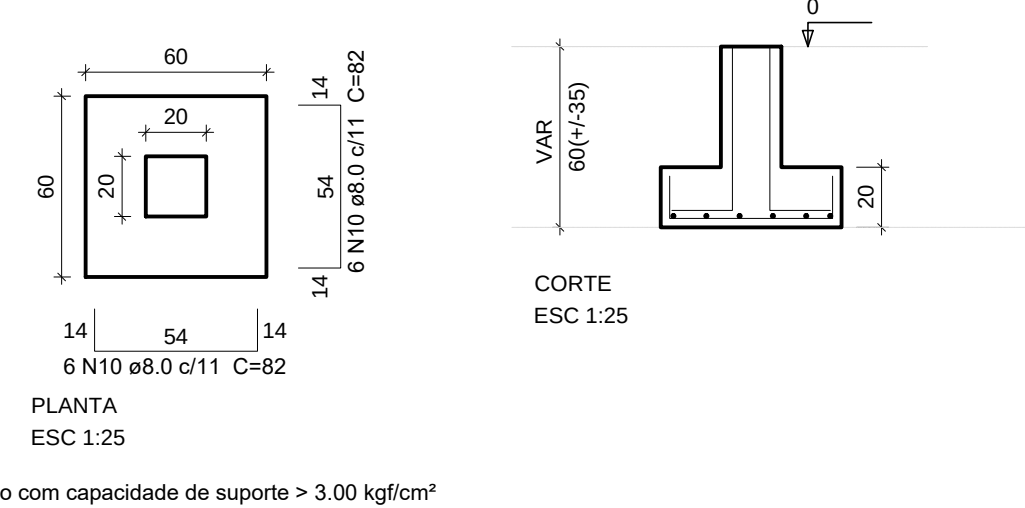

Relação do aço

FUNDAÇÕES: S1, S2, S3, S4, S5, S6


AÇO	N	DIAM	Q	UNIT (cm)	C.TOTAL (cm)
CA60	1	5.0	24	78	1872
	2	5.0	24	24	576
CA50	5	8.0	48	98	4704
	6	8.0	36	108	3888
	8	12.5	12	127	1524
	9	12.5	12	127	1524
	10	12.5	12	127	1524

Resumo do aço


AÇO	DIAM	C.TOTAL (m)	PESO (kg)	PESO + 10 % (kg)
CA50	8.0	95.92	33.36	36.70
	12.5	45.72	45.26	49.80
CA60	5.0	24.48	3.84	4.20
PESO TOTAL				
CA50		78.62		
CA60		3.84		

Vol. de concreto total (C-25) = 0.84 m³
Área de forma total = 6.36 m²


P5=P6

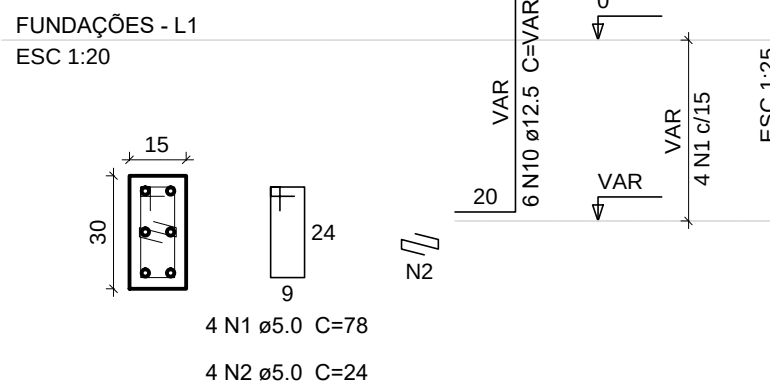


S5=S6

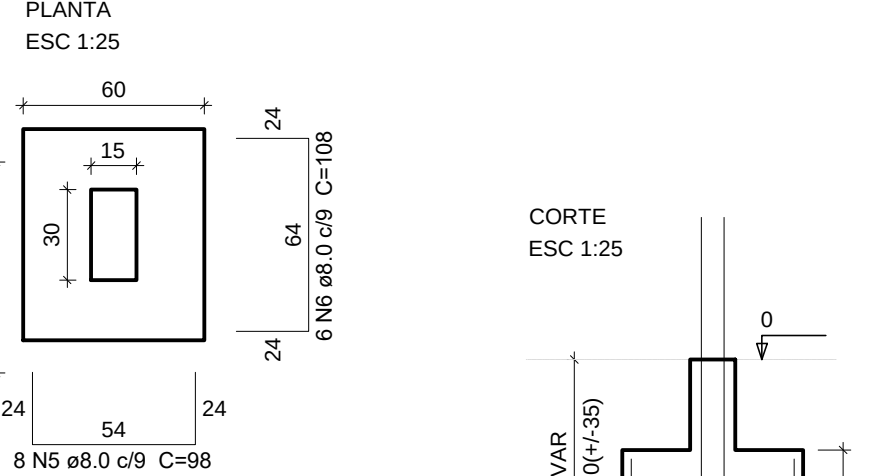


P1=P2

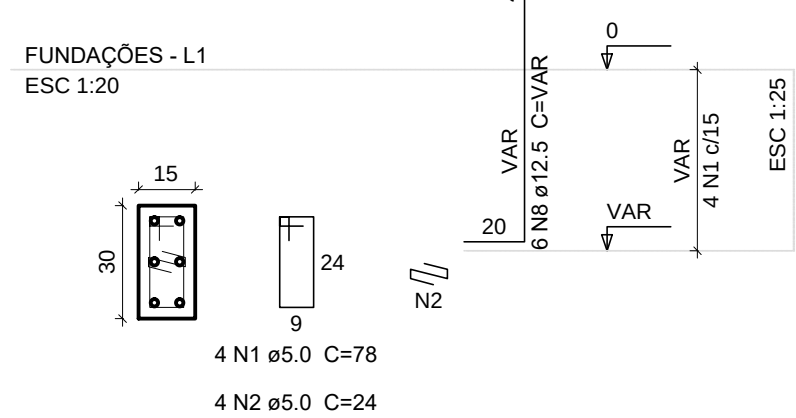


S1=S2

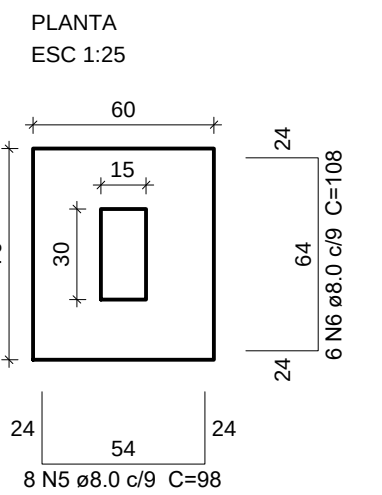


CORTE
ESC 1:25

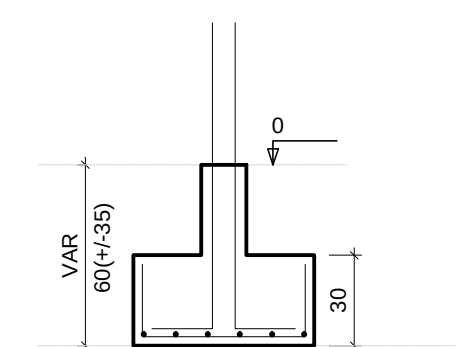



P3=P4

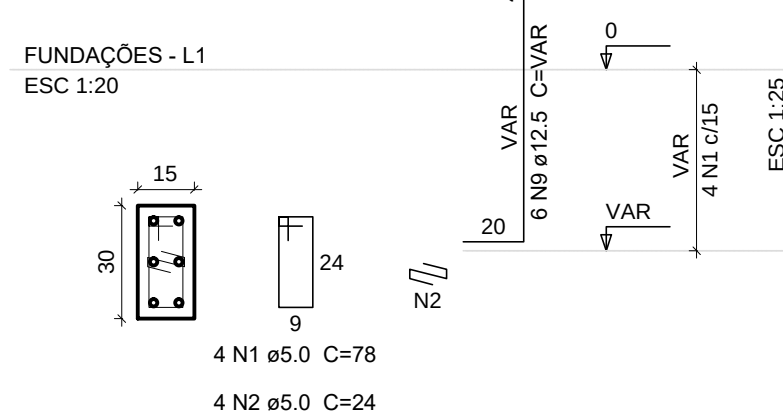

S3=S4

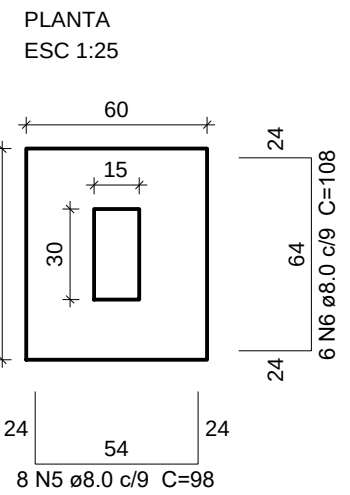

CORTE
ESC 1:25

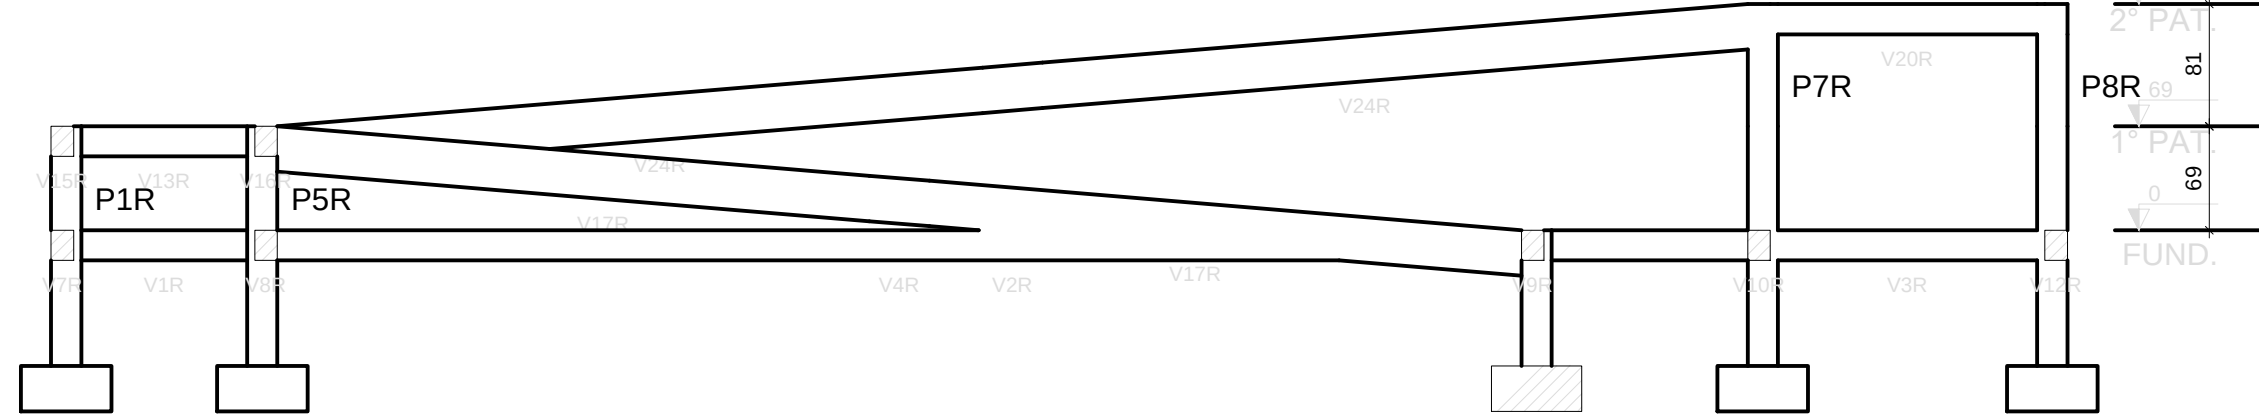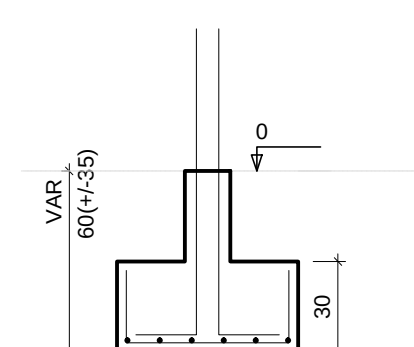

Corte A-A
BLOCO BANHEIROS
escala 1:50


Corte B-B
BLOCO BANHEIROS
escala 1:50

Corte B-B
RAMPA
escala 1:50

VANISA SOUSA
SILVA:88453626
472

Assinado de forma digital
por VANISA SOUSA
SILVA:88453626472
Dados: 2026.02.02 18:28:01
-03'00'

PROPRIETÁRIO: : PREFEITURA MUNICIPAL DE MATO GROSSO/PB			
ENDEREÇO: PB 327, S/N - SÍTIO RIACHÃO I, ZONA RURAL			
MUNICÍPIO - UF: MATO GROSSO/PB			
OBSERVAÇÕES:			
REFORMA DA ESCOLA FCO VENANCIO DA SILVA			
PROJETO ESTRUTURAL			
COORDENAÇÃO	SAPATAS CORTES		EST
	REVISÃO	ESCALA INDICADA	
FORMATO DWG		DATA EMISSÃO DEZ 2025	PRANCHA 02

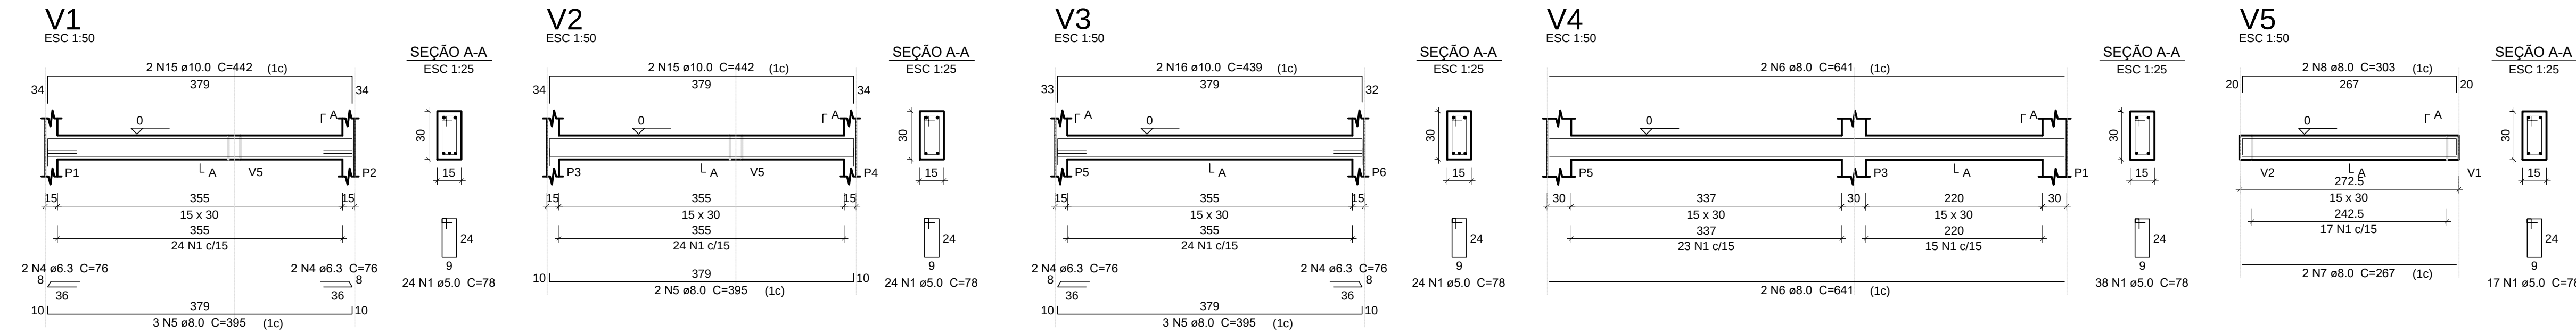

Relação do aço

FUNDAÇÕES:

ACO	N	DIAM	Q	UNIT (cm)	C.TOTAL (cm)
CA60	1	5.0	165	78	12870
CA50	4	6.3	8	76	608
	5	8.0	8	395	3160
	6	8.0	8	641	5128
	7	8.0	2	267	534
	8	8.0	2	303	606
	15	10.0	4	442	1768
	16	10.0	2	439	878

Resumo do aço


ACO	DIAM	C.TOTAL (m)	PESO (kg)	PESO + 10 % (kg)
CA50	6.3	6.08	1.52	1.70
	8.0	94.28	36.77	40.44
	10.0	26.46	16.40	18.05
CA60	5.0	128.70	20.60	22.65
PESO TOTAL				
CA50	53.69			
CA60	20.60			

Vol. de concreto total (C-25) = 1.93m³
Área de forma total = 14.56 m²

Relação do aço

FUNDAÇÕES:

ACO	N	DIAM	Q	UNIT (cm)	C.TOTAL (cm)
CA60	1	5.0	4	525	2100
	2	5.0	705	58	40890
	3	5.0	2	475	950
	4	5.0	2	455	910
CA50	5	8.0	2	1140	2280
	6	8.0	2	199	398
	7	8.0	2	1009	2018
	8	8.0	4	206	824
	9	8.0	2	859	1718
	10	8.0	2	240	480
	11	8.0	2	215	430
	12	8.0	2	989	1978
	13	8.0	2	362	724
	14	8.0	2	210	420
	15	8.0	2	214	428
	16	8.0	2	229	458
	17	8.0	8	294	2352
	18	8.0	6	144	864
	19	8.0	2	166	332
	20	8.0	2	232	464
	21	8.0	2	236	472
	22	8.0	2	354	708
	23	8.0	2	365	730
	24	10.0	2	394	788
	25	10.0	2	444	888
	26	10.0	2	282	564
	27	10.0	2	283	566

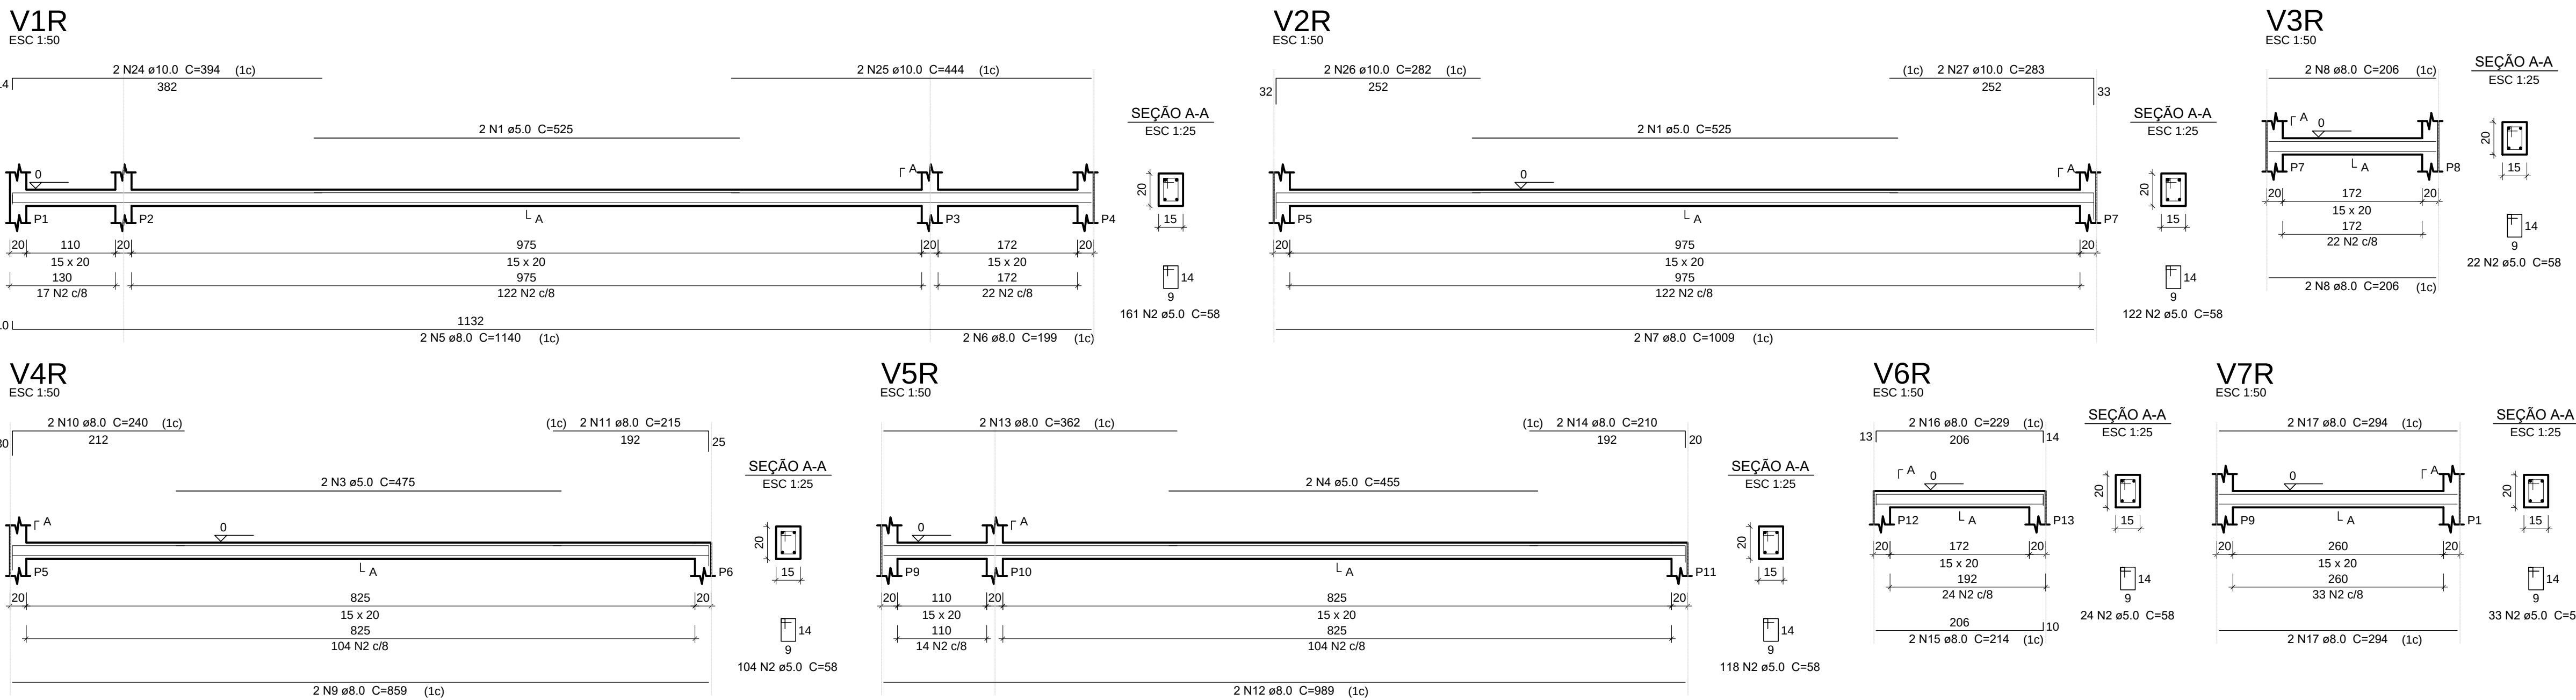

Resumo do aço

ACO	DIAM	C.TOTAL (m)	PESO (kg)	PESO + 10 % (kg)
CA50	8.0	176.66	68.92	75.81
	10.0	28.06	17.38	19.12
CA60	5.0	448.5	69.79	76.77
PESO TOTAL				
CA50	86.30			
CA60	69.76			

Vol. de concreto total (C-25) = 1.66 m³
Área de forma total = 22.08 m²

VANISA SOUSA
SILVA:8845362647
2

Assinado de forma digital por
VANISA SOUSA
SILVA:88453626472
Data: 2025.02.02 21:03:25
+03'00'

PROPRIETÁRIO: : PREFEITURA MUNICIPAL DE MATO GROSSO/PB

ENDEREÇO: PB 327, S/N - SÍTIO RIACHÃO I, ZONA RURAL

MUNICÍPIO - UF: MATO GROSSO/PB

OBSERVAÇÕES:

REFORMA DA ESCOLA FCO VENANCIO DA SILVA

PROJETO ESTRUTURAL

COORDENAÇÃO

VIGAS BALDRAMES

EST

REVISÃO

ESCALA INDICADA

PRANCHA


FORMATO DWG

DATA EMISSÃO DEZ 2025

03


V13R

ESC 1:50

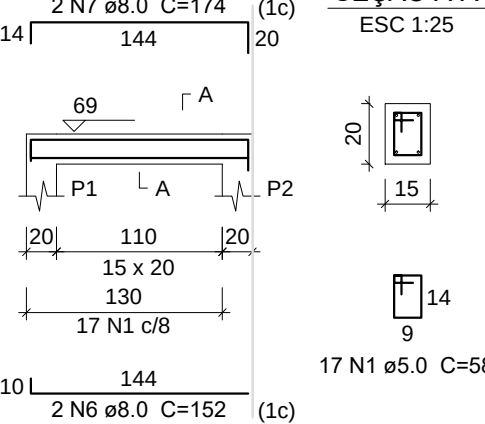


V14R

ESC 1:50

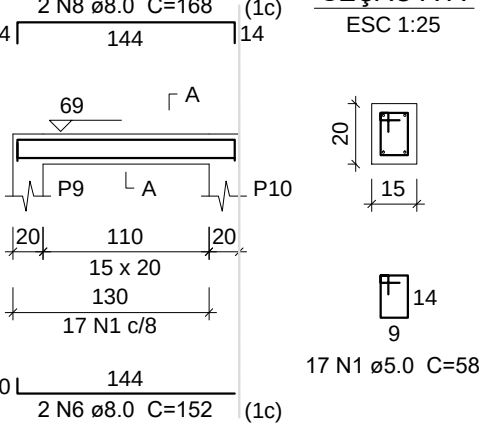


V15R

ESC 1:50

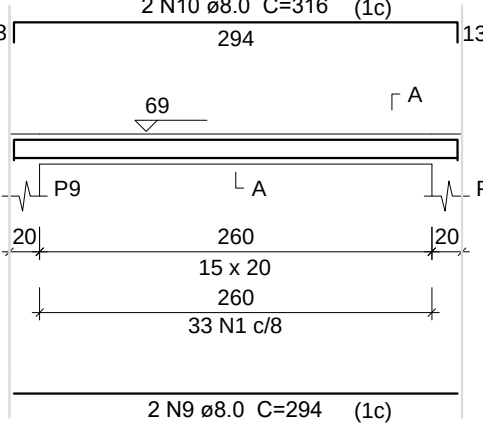


V16R

ESC 1:50

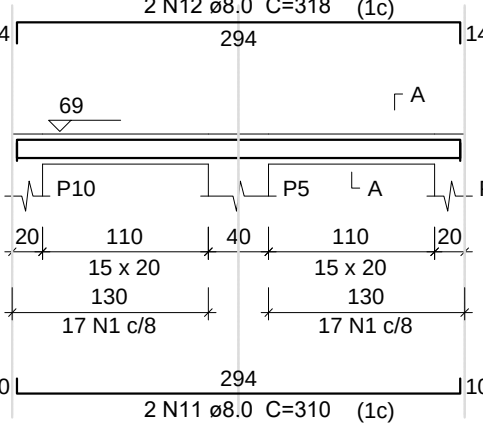

V17R

ESC 1:50

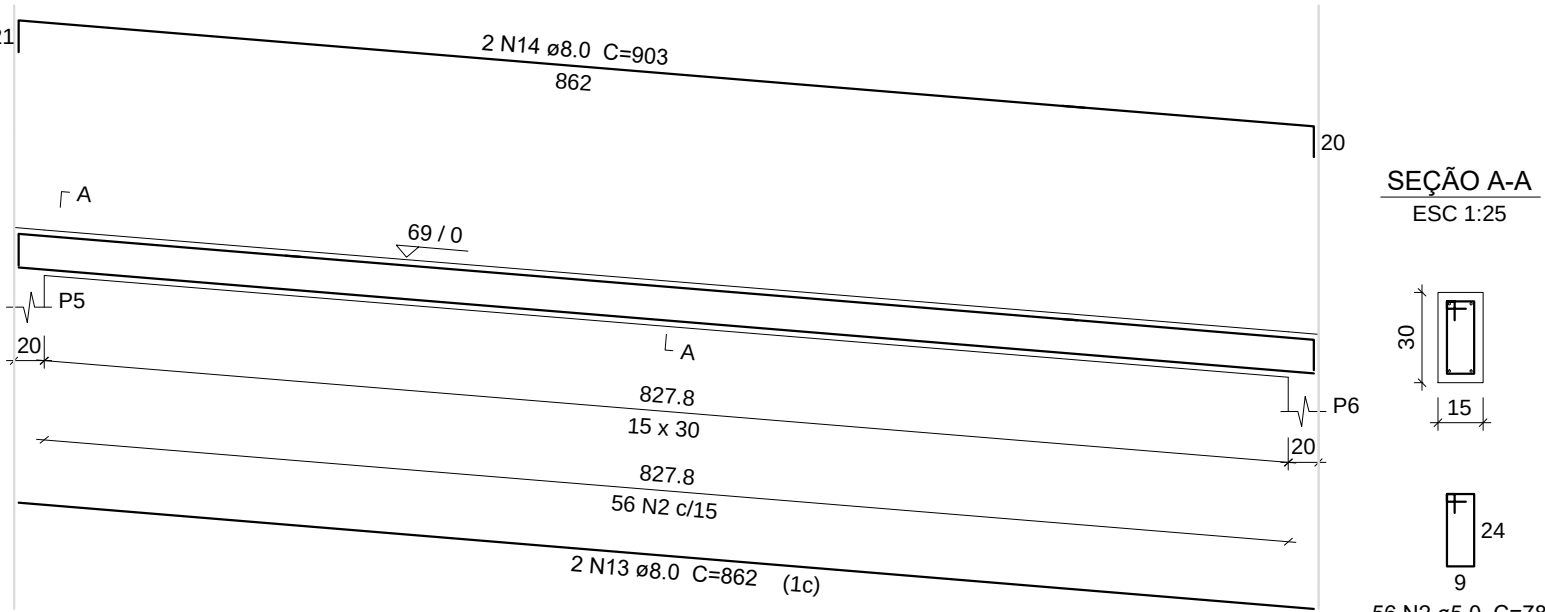


Relação do aço

1ª PATAMAR:	V13	V14
	V15	V16
	V17	V18
2ª PATAMAR:	V19	V20
	V21	V22
	V23	V24

AÇO	N	DIAM	Q	UNIT (cm)	C.TOTAL (cm)
CA60	1	5.0	177	58	10266
	2	5.0	244	78	19032
CA50	6	8.0	4	152	608
	7	8.0	2	174	348
	8	8.0	2	168	336
	9	8.0	2	294	588
	10	8.0	2	316	632
	11	8.0	2	310	620
	12	8.0	2	318	636
	13	8.0	4	862	3448
	14	8.0	2	903	414
	15	8.0	2	1062	372
	16	8.0	2	908	464
	17	8.0	1	106	106
	18	8.0	4	214	856
	19	8.0	4	229	916
	20	8.0	4	144	576
	21	8.0	4	166	664
	22	8.0	4	1012	4048
	23	8.0	2	1072	522


V18R

ESC 1:50

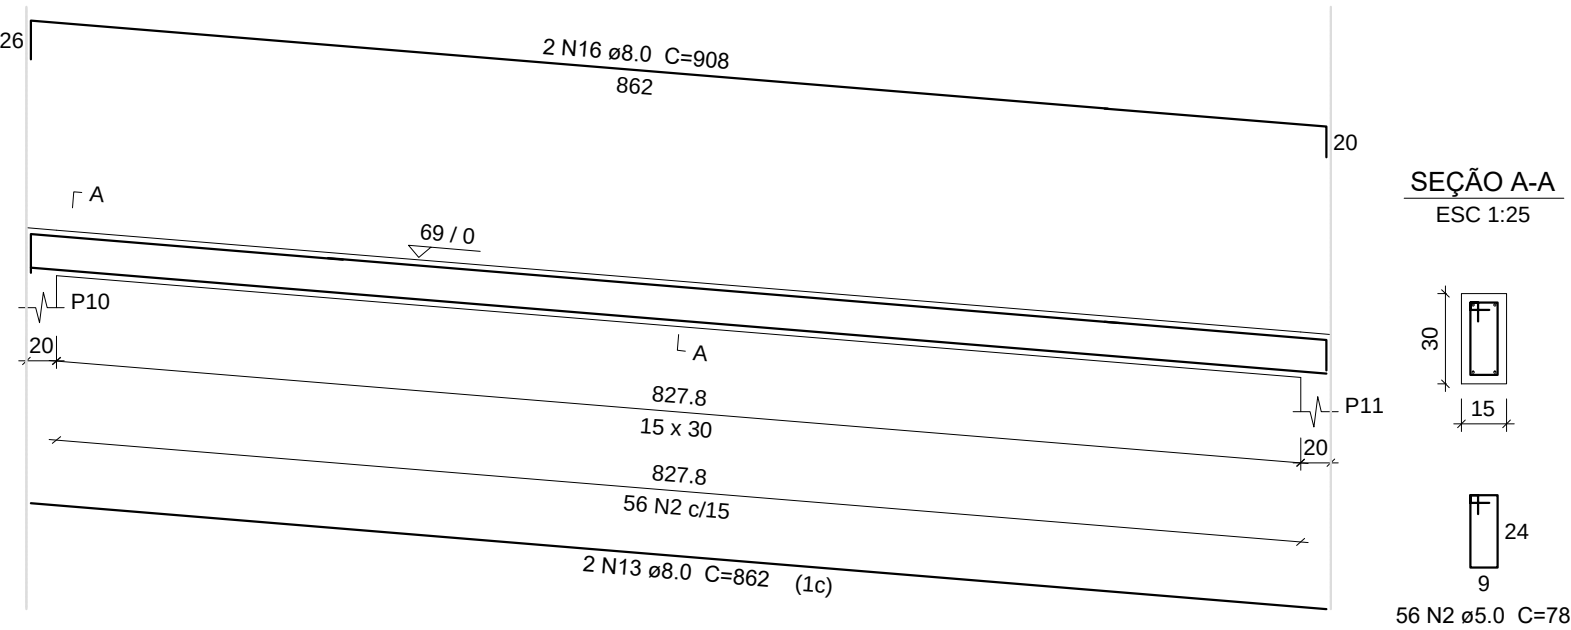


V19R

ESC 1:50

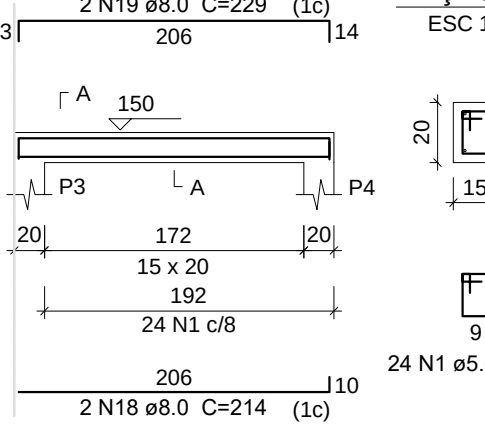


V20R

ESC 1:50

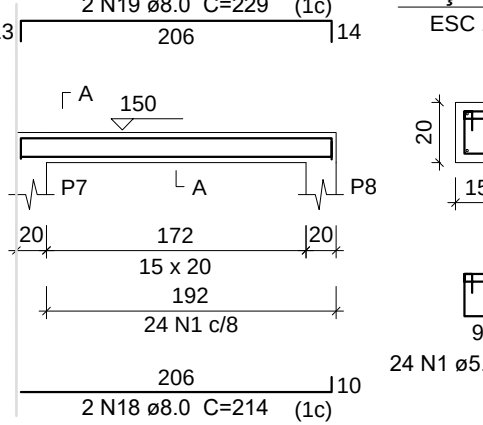


V21R

ESC 1:50

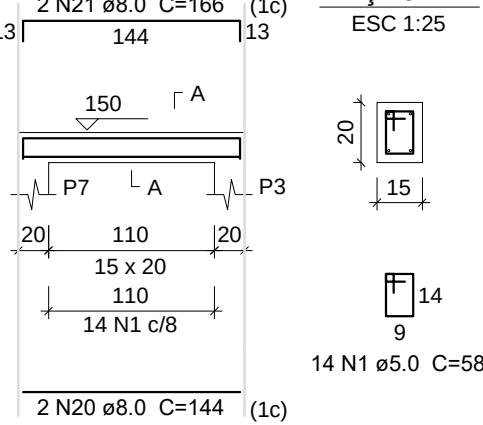


V22R

ESC 1:50

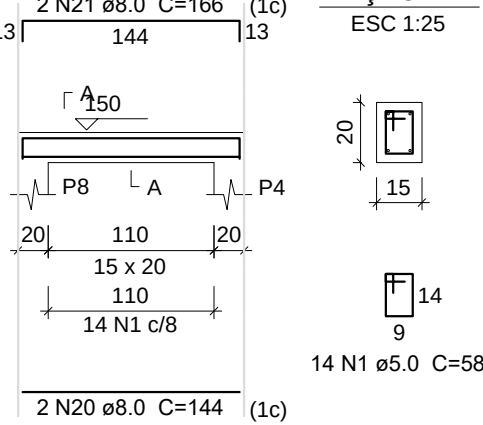


V23R

ESC 1:50

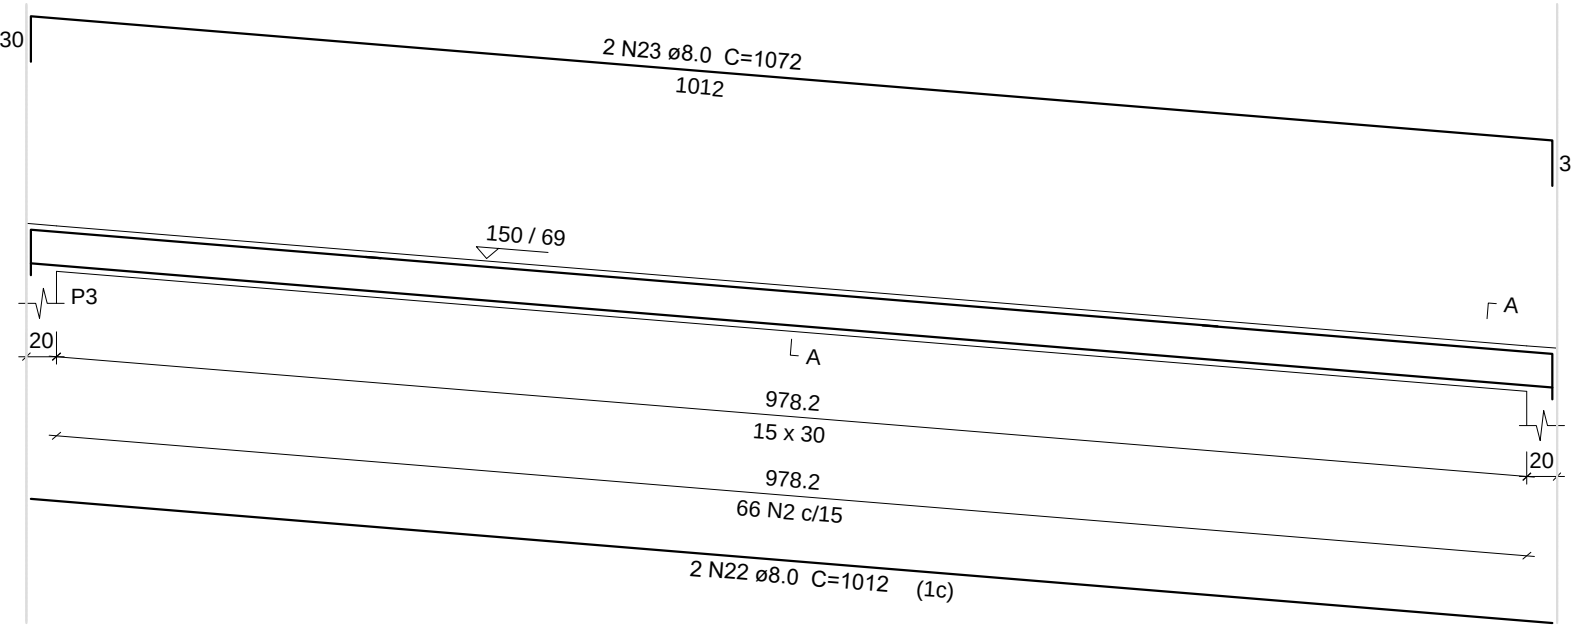

V24R

ESC 1:50

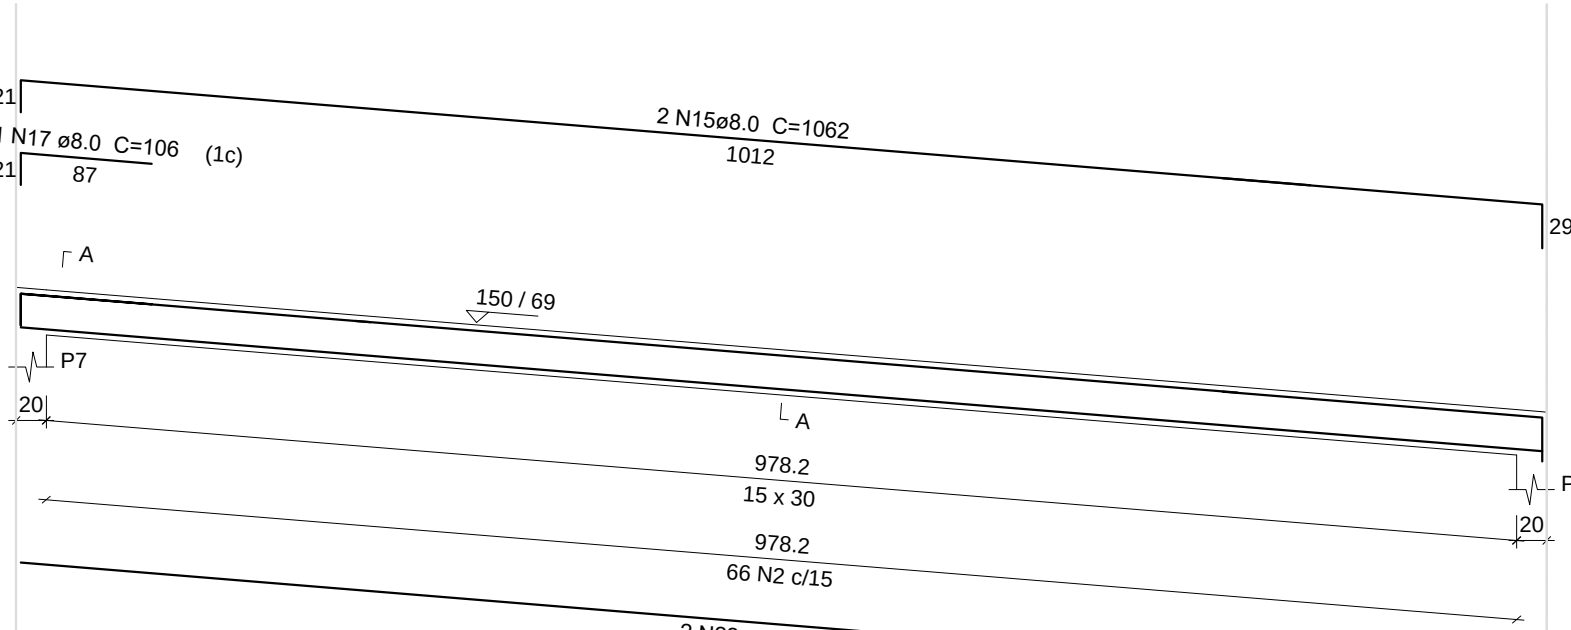


Resumo do aço

AÇO	DIAM	C.TOTAL (m)	PESO (kg)	PESO + 10 % (kg)
CA50	8.0	223.12	86.99	95.69
CA60	5.0	292.98	45.21	49.73
PESO TOTAL		Vol. de concreto total (C-25) = 2.00 m³		
		Área de forma total = 26.84 m²		
CA50		86.99		
CA60		45.21		


V2M

ESC 1:100

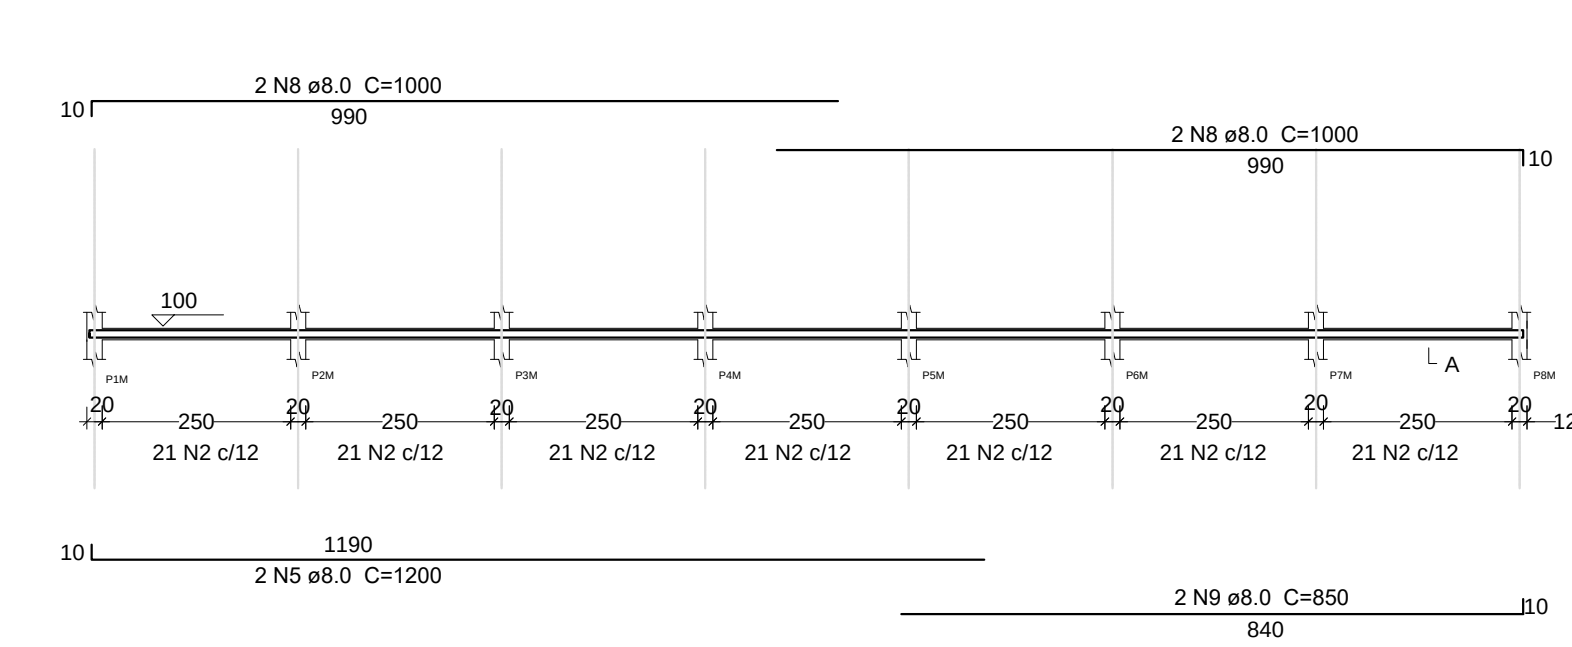

V3M

ESC 1:100

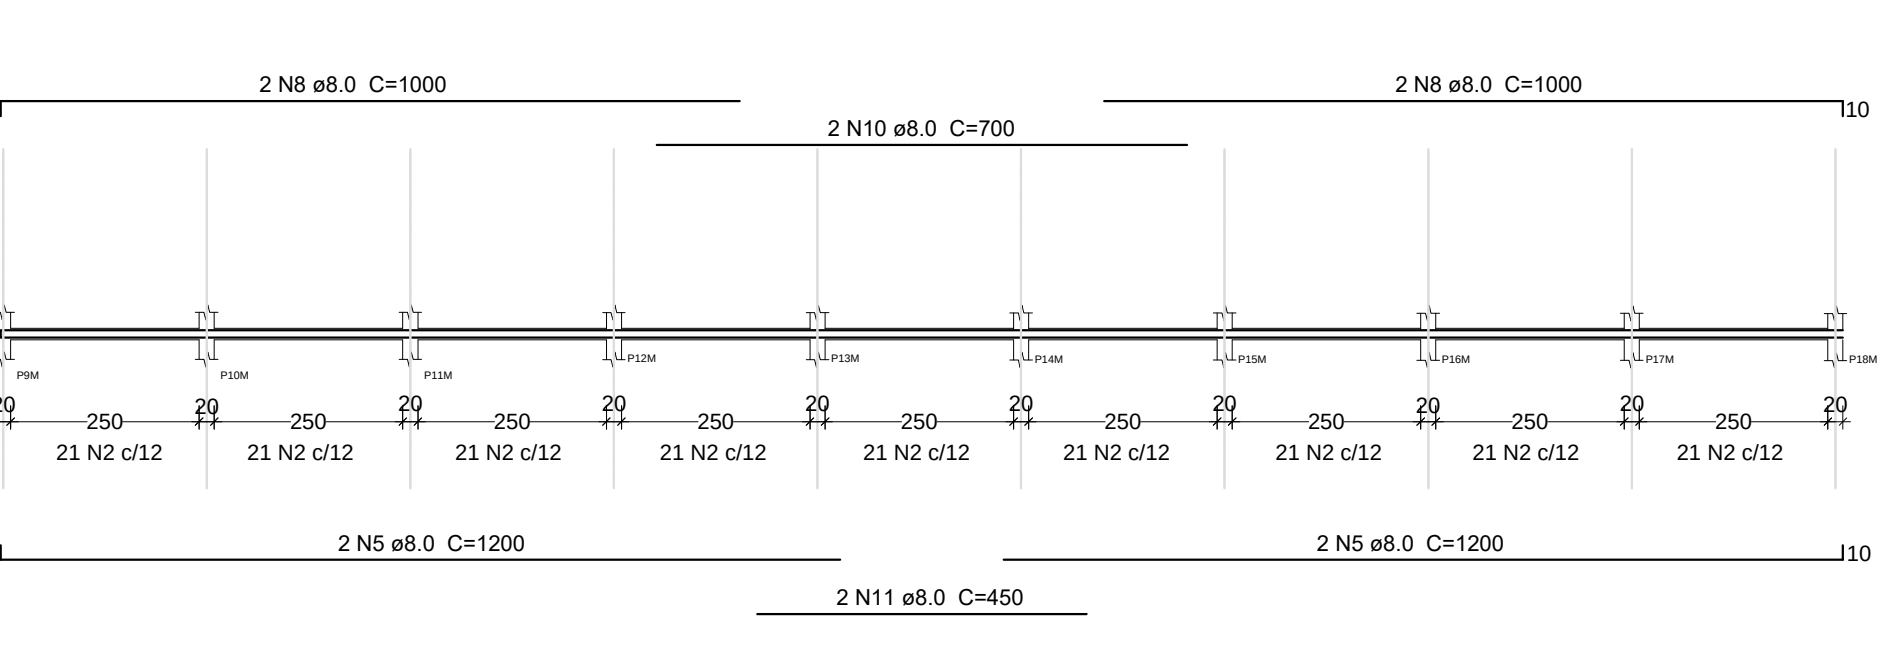


Relação do aço

FUNDAÇÕES: V2M, V3M, V4M, V5M

SEÇÃO A-A

ESC 1:25

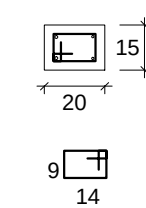


336 N2 ø5.0 C=58

Resumo do aço

AÇO	DIAM	C.TOTAL (m)	PESO (kg)	PESO + 10 % (kg)
CA50	8.0	189.60	45.86	50.45
CA60	5.0	341.04	52.92	58.21
PESO TOTAL		Vol. de concreto total (C-25) = 2.11 m³		
		Área de forma total = 21.02 m²		
CA50		45.86		
CA60		52.92		


V4M

ESC 1:100

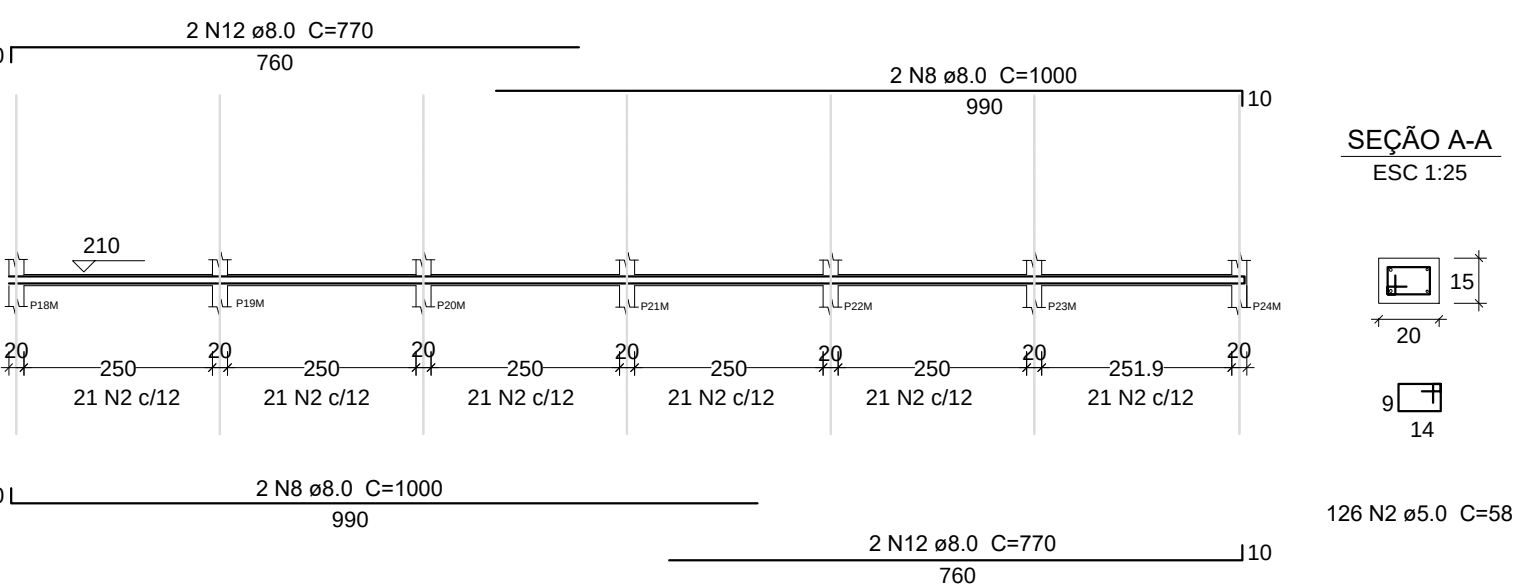

V5M

ESC 1:100

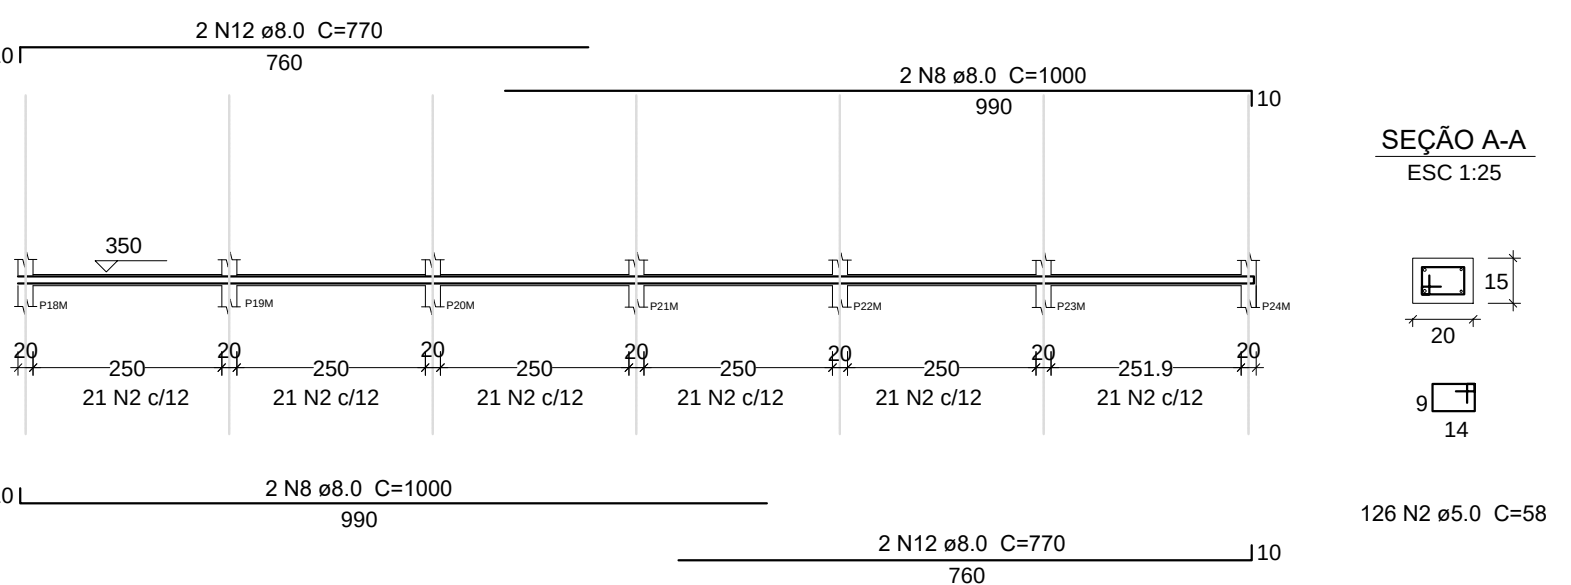

VANISA SOUSA

SILVA:88453626472

Assinado de forma digital por
VANISA SOUSA
SILVA:88453626472
Dados: 2026.02.05 10:59:41 -03'00'

PROPRIETÁRIO: : PREFEITURA MUNICIPAL DE MATO GROSSO/PB

ENDEREÇO: PB 327, S/N – SÍTIO RIACHÃO I, ZONA RURAL

MUNICÍPIO – UF: MATO GROSSO/PB


OBSERVAÇÕES:

REFORMA DA ESCOLA FCO VENANCIO DA SILVA


PROJETO ESTRUTURAL

COORDENAÇÃO	VIGAS		PRANCHA
	REVISÃO	ESCALA INDICADA	
FORMATO DWG		DATA EMISSÃO DEZ 2025	04


EST

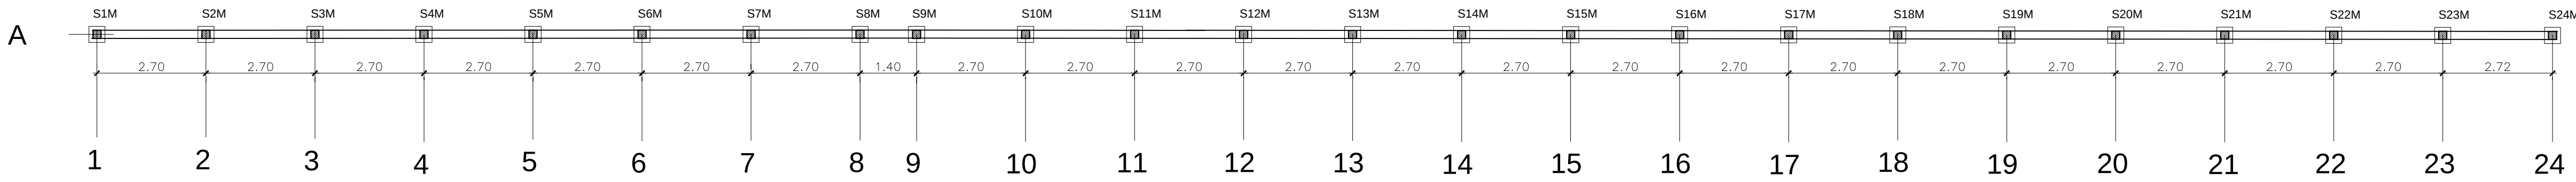

 Planta de locação muro frontal
escala 1:100




 Forma da fundação muro frontal
escala 1:100




Forma nível 1.00m - muro frontal
escala 1:100

S1M-S24M

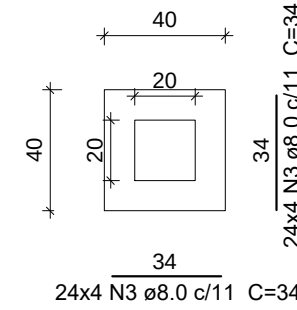


PLANTA
ESC 1:25

Solo com capacidade de suporte > 3.00 kgf/cm²

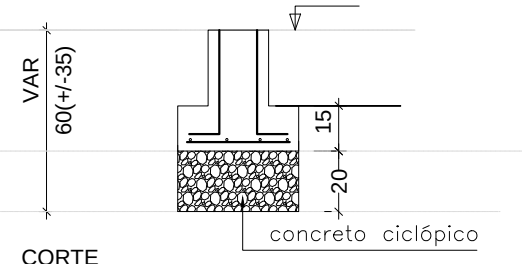

CORTE
ESC 1:25

 concreto ciclópico



CORTE
ESC 1:25

Relação do aço


FUNDAÇÕES: S1M-S24M
V1M

ACO	N	DIAM	Q	UNIT (cm)	C.TOTAL (cm)
CA60	1	5.0	96	68	6528
	2	5.0	473	58	27434
CA50	3	8.0	192	34	6528
	4	8.0	96	100	9600
	5	8.0	4	1200	4800
	6	8.0	12	1200	14400
	7	8.0	4	1000	4000
	8	8.0	4	1000	4000


Resumo do aço

ACO	DIAM	C.TOTAL (m)	PESO (kg)	PESO + 10 % (kg)
CA50	8.0	433.28	168.48	185.33
CA60	5.0	339.62	53.13	58.44
PESO TOTAL				
CA50		168.48		
CA60		53.13		

 Vol. de concreto total (C-25) = 2.66 m³
Área de forma total = 27.64 m²



 
Forma nível 2.10m - muro frontal
escala 1:100




Forma nível 3.00m - muro frontal
escala 1:100

V1M

ESC 1:100

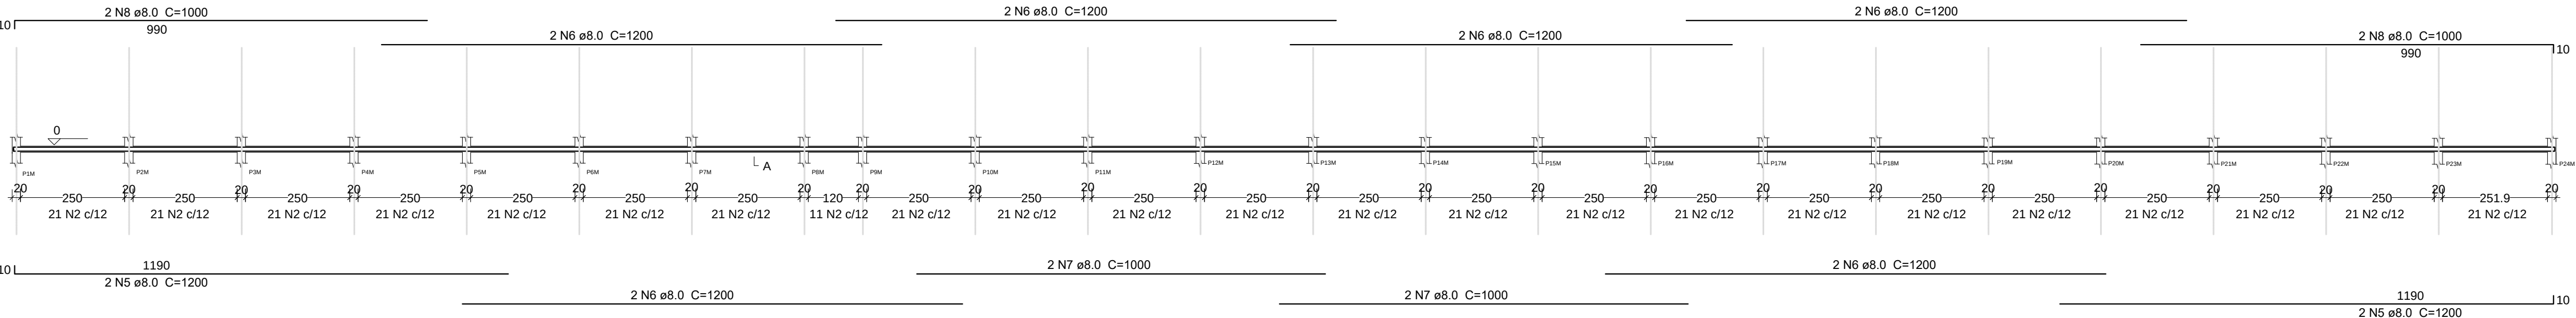

SEÇÃO A-A
ESC 1:25

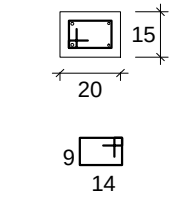

473 N2 ø5.0 C=58


P19M-P24M

2º NÍVEL

P1M-P7M;
P10M-P18M


1º NÍVEL

ESC 1:20

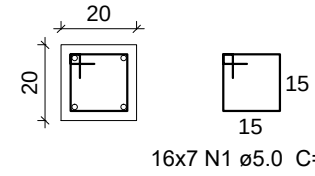

16x7 N1 ø5.0 C=72

ESC 1:20

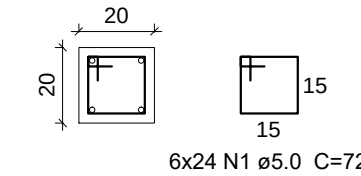

6x24 N1 ø5.0 C=72

P8M-P9M

1º NÍVEL

Relação do aço

ESTRUTURAS: P1M-P24M


ACO	N	DIAM	Q	UNIT (cm)	C.TOTAL (cm)
CA60	1	5.0	284	72	20448
CA50	13	8.0	64	95	6080
	14	8.0	8	205	1940
	15	8.0	24	345	8280

Resumo do aço

ACO	DIAM	C.TOTAL (m)	PESO (kg)	PESO + 10 % (kg)
CA50	8.0	16300	62.48	65.60
CA60	5.0	204.48	34.08	37.48
PESO TOTAL				
CA50		73.12		
CA60		34.08		

Vol. de concreto total (C-25) = 1.64 m³
Área de forma total = 32.96 m²

ESC 1:20

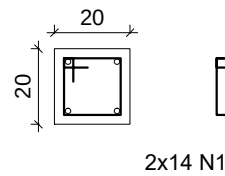

2x14 N1 ø5.0 C=72

VANISA SOUSA
SILVA:88453626472

Assinado de forma digital por
VANISA SOUSA
SILVA:88453626472
Dados: 2026.02.05 10:58:18 -03'00'

RESP. TÉCNICO

VANISA SOUSA SILVA
ENG. CIVIL - CREA NAC. 160192689-8

PROPRIETÁRIO: : PREFEITURA MUNICIPAL DE MATO GROSSO/PB

ENDEREÇO: PB 327, S/N - SÍTIO RIACHÃO I, ZONA RURAL

MUNICÍPIO - UF: MATO GROSSO/PB

OBSERVAÇÕES:

REFORMA DA ESCOLA FCO VENANCIO DA SILVA
PROJETO ESTRUTURAL

COORDENAÇÃO

LOCAÇÃO MURO FRONTAL
FUNDAÇÃO(SAPATAS, VIGAS BALDRAMES)
PILARES

EST



FORMATO
DWG

REVISÃO

ESCALA
INDICADA
DATA EMISSÃO
DEZ 2025

PRANCHA

05

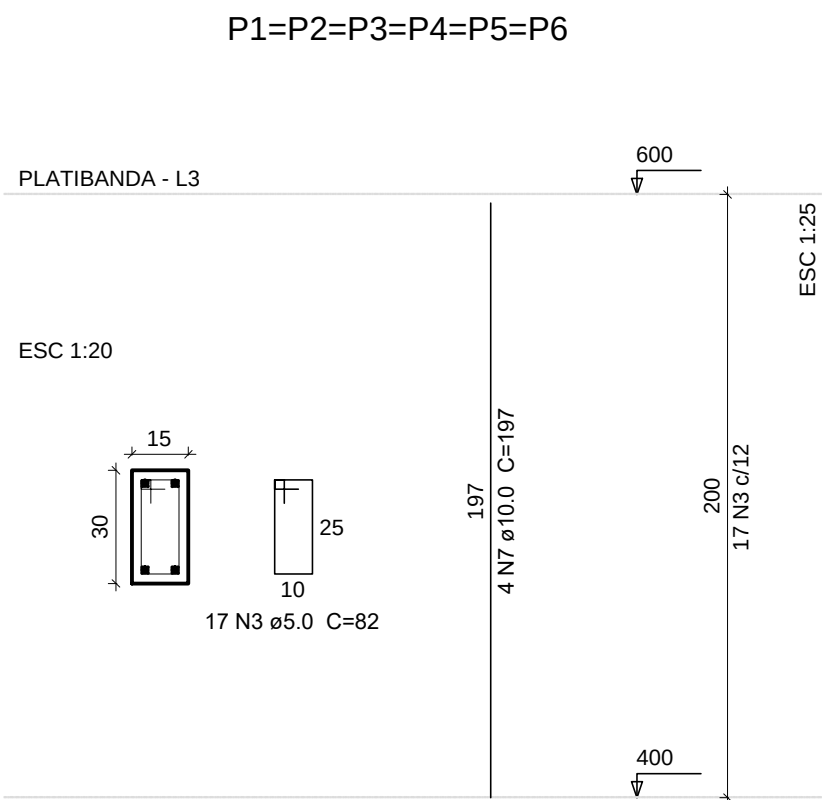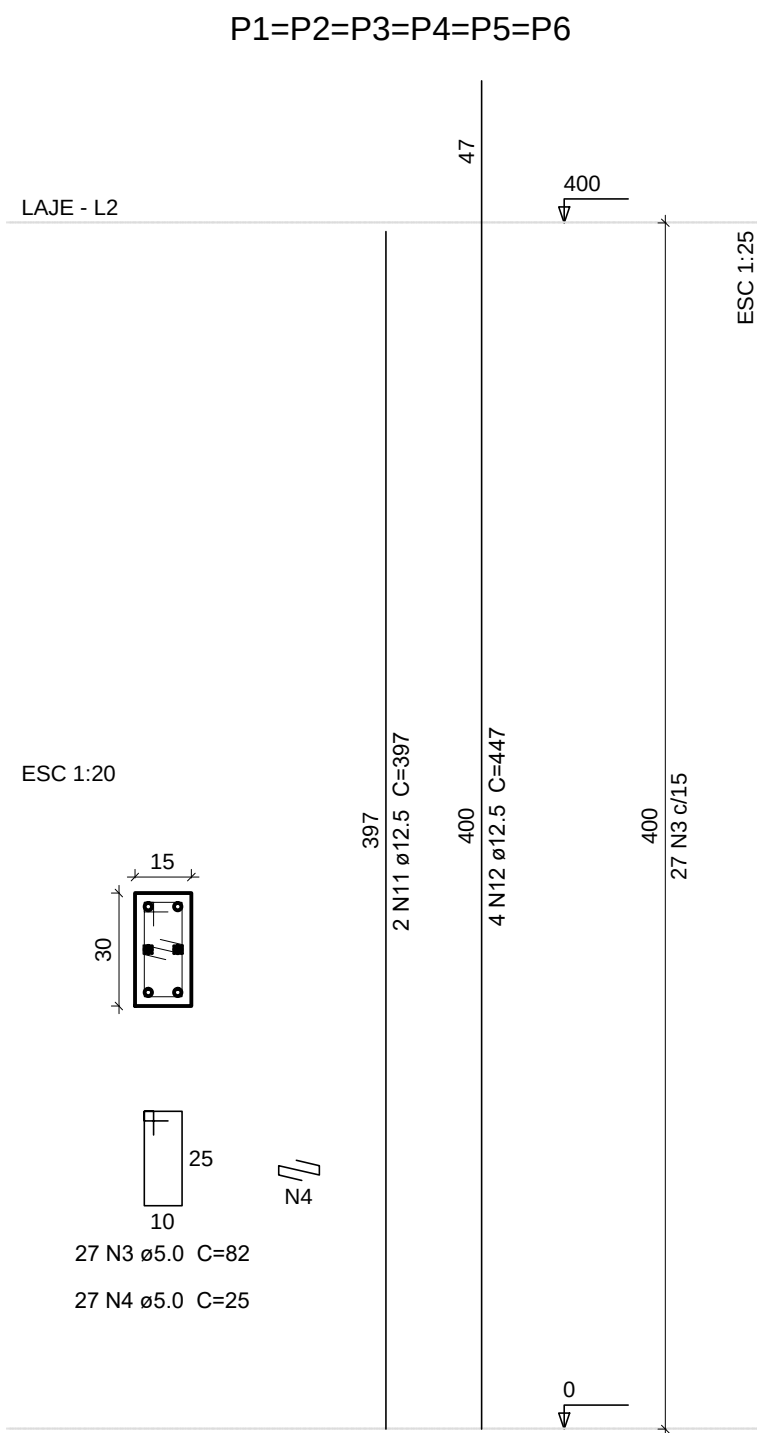

Relação do aço

LAJE:	6xP1
PLATIBANDA:	6xP1



AÇO	N	DIAM	Q	UNIT (cm)	C.TOTAL (cm)
CA60	3	5.0	264	82	21648
CA60	4	5.0	162	25	4050
CA50	7	10.0	24	197	4728
CA50	11	12.5	12	397	4764
CA60	12	12.5	24	447	10728

Resumo do aço

AÇO	DIAM	C.TOTAL (m)	PESO (kg)	PESO + 10 % (kg)
CA50	10.0	47.28	29.52	32.47
CA60	12.5	154.92	153.37	168.70
CA60	5.0	256.98	40.80	44.88

PESO TOTAL
CA50 200.94
CA60 45.22


Vol. de concreto total (C-25) = 1.56 m³
Área de forma total = 30.84 m²

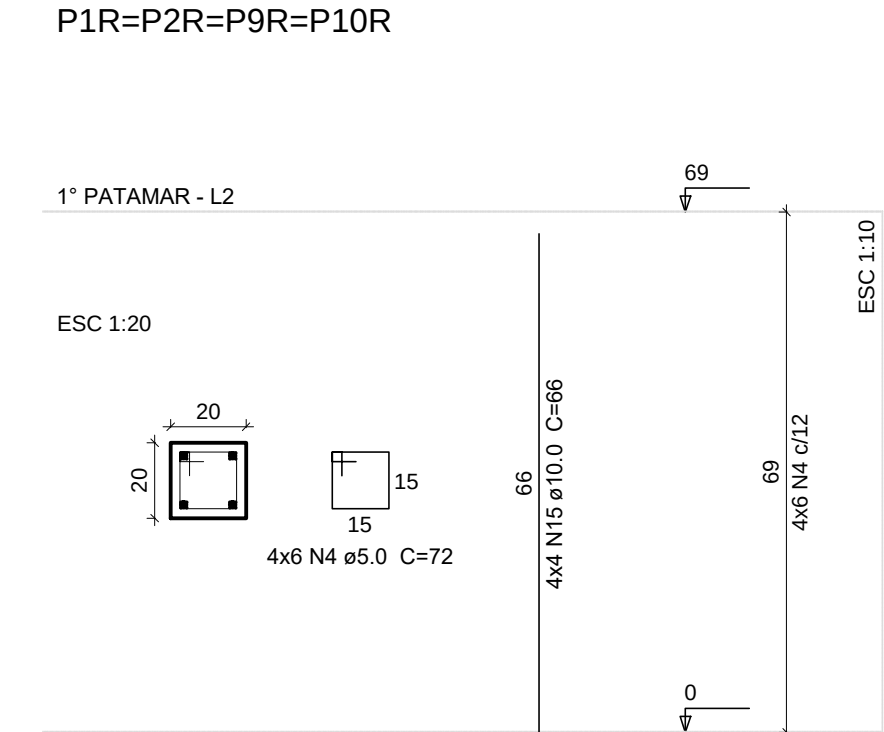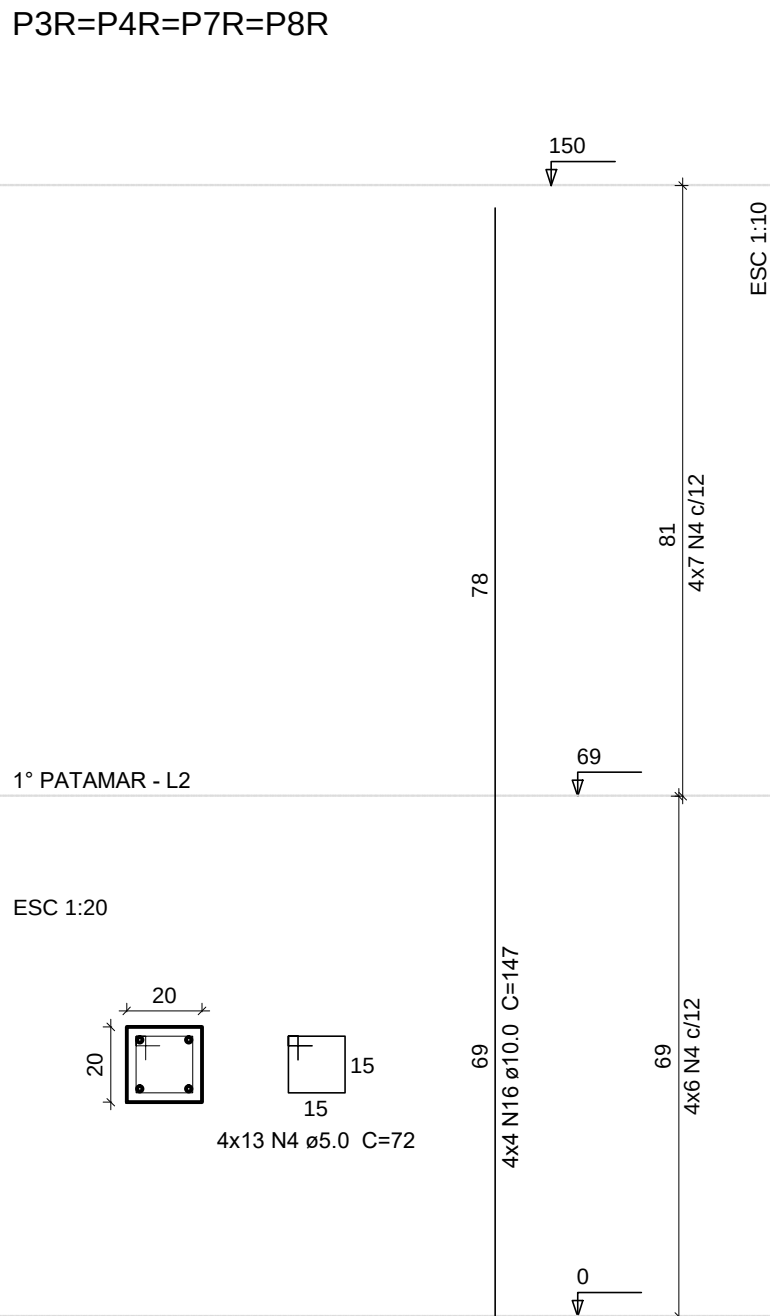

Relação do aço

1° PATAMAR:	4xP1
2° PATAMAR:	P5 4xP3

AÇO	N	DIAM	Q	UNIT (cm)	C.TOTAL (cm)
CA60	4	5.0	76	72	5472
CA60	5	5.0	5	112	560
CA60	6	5.0	5	30	150
CA50	15	10.0	16	66	1056
CA50	16	10.0	16	147	2352
CA50	17	10.0	6	66	396









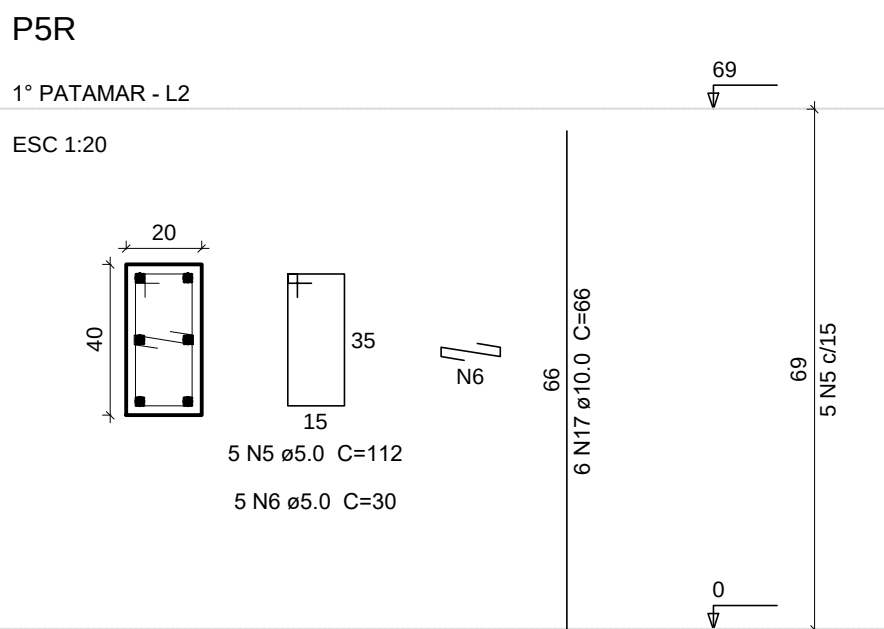


Resumo do aço

AÇO	DIAM	C.TOTAL (m)	PESO (kg)	PESO + 10 % (kg)
CA50	10.0	38.04	23.58	25.94
CA60	5.0	61.82	10.27	11.30

PESO TOTAL
CA50 208.7
CA60 25.9

Vol. de concreto total (C-25) = 0.28 m³
Área de forma total = 5.72 m²

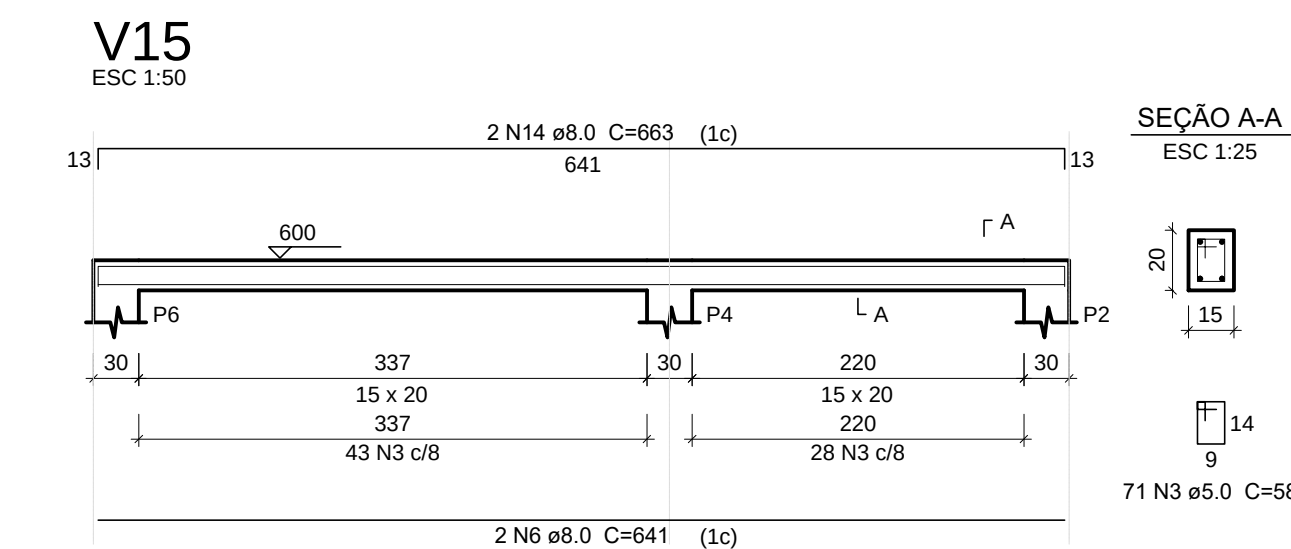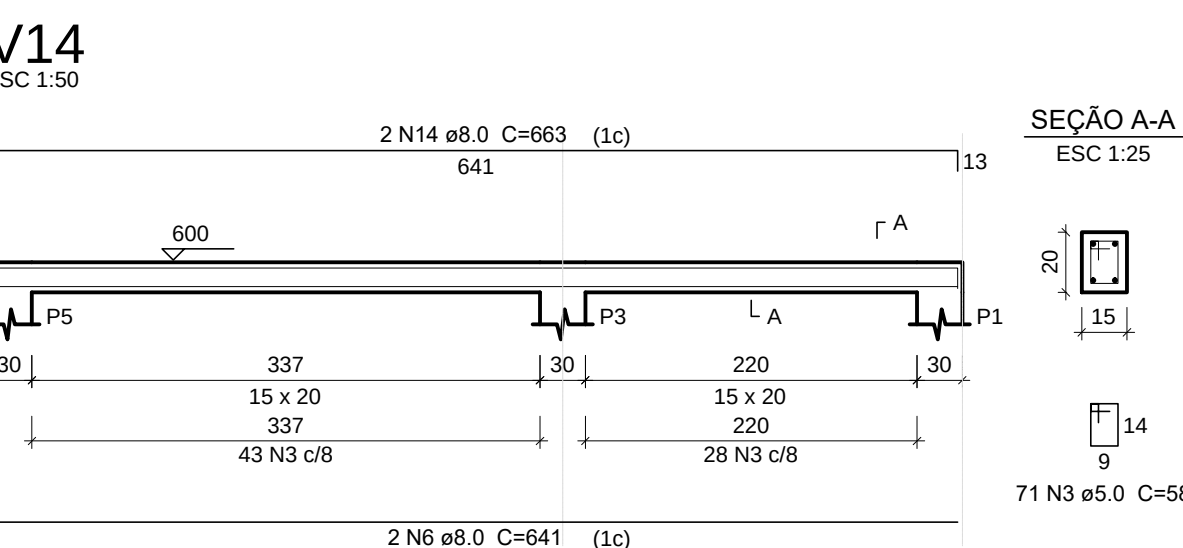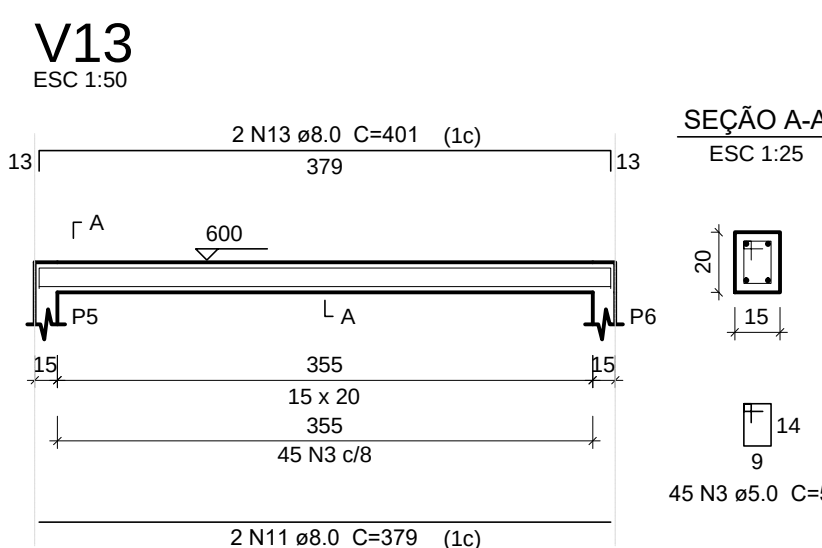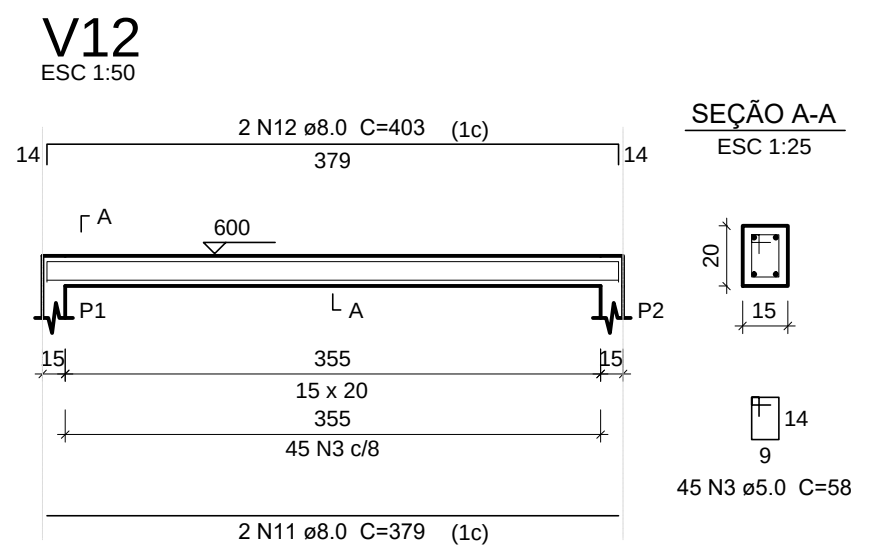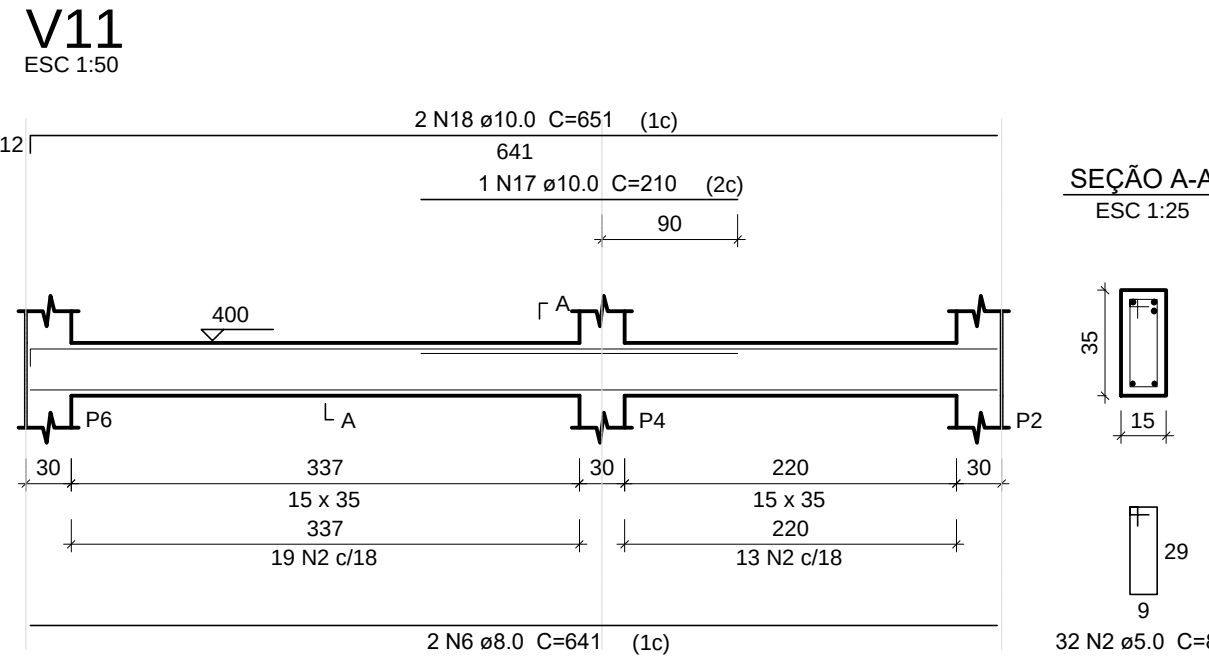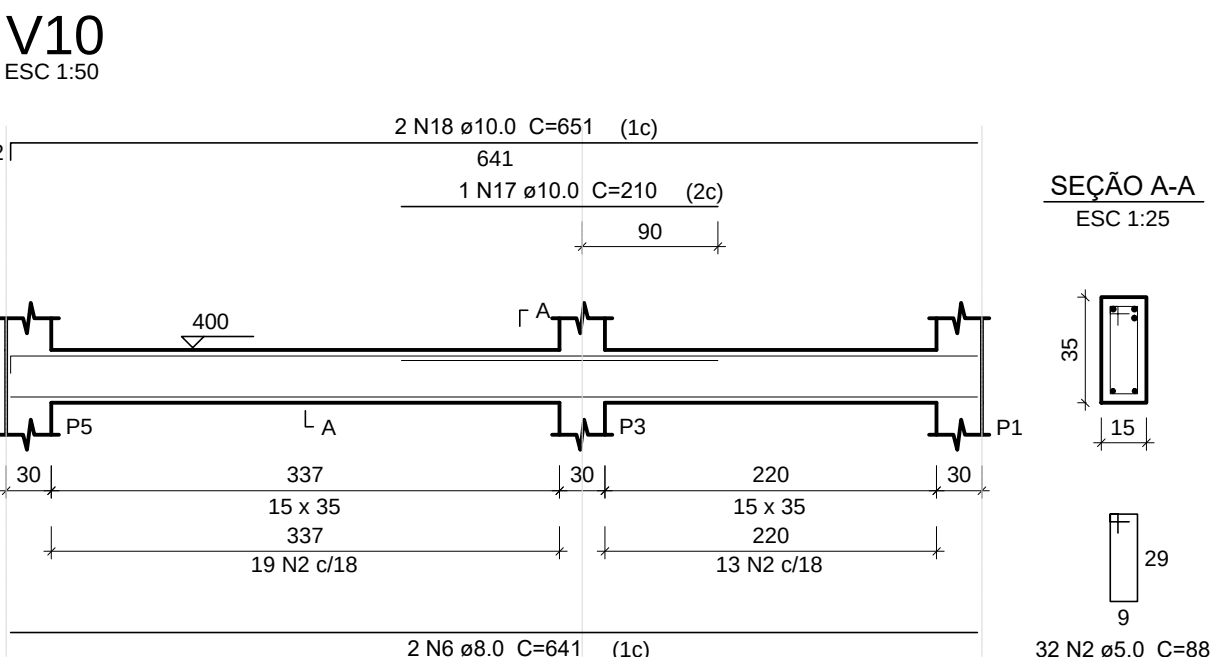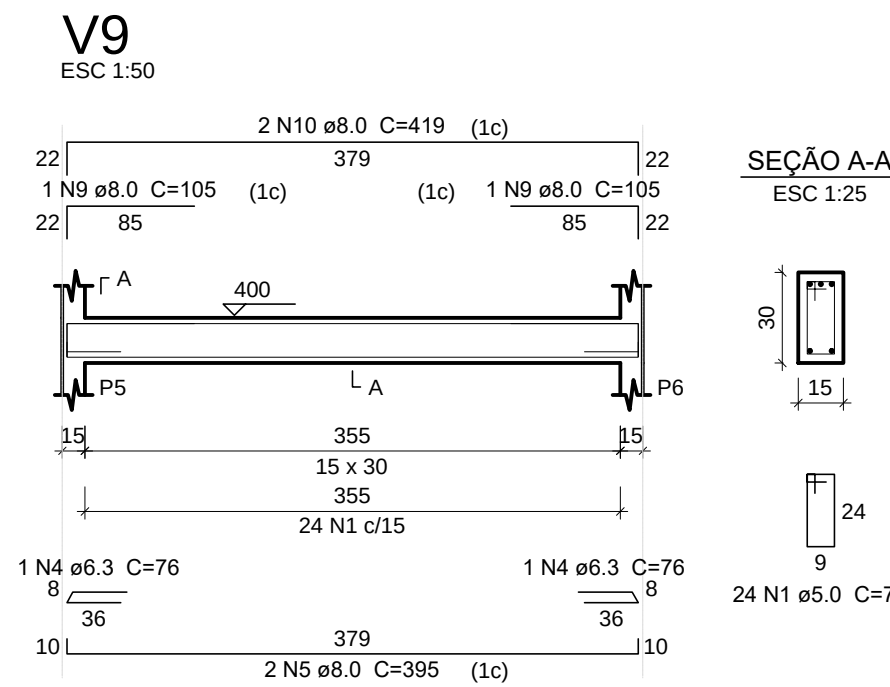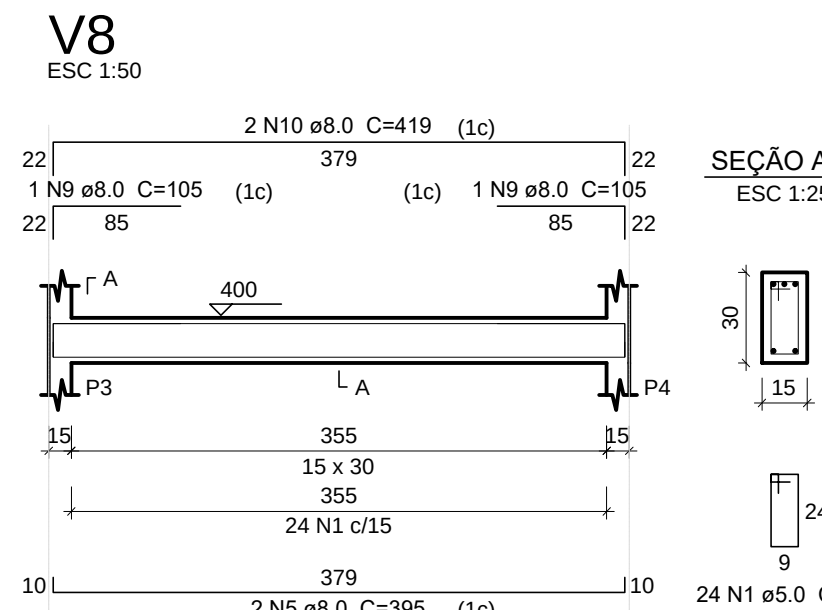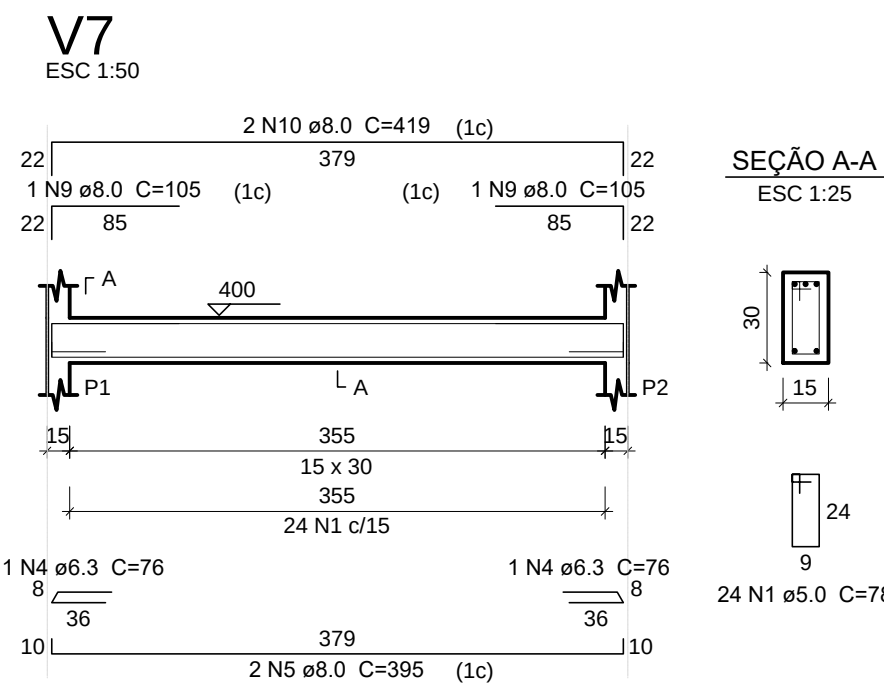


Planta de vigas pré-moldadas

escala 1:50


VANISA SOUSA
SILVA:8845362
6472

Assinado de forma digital
por VANISA SOUSA
SILVA:88453626472
Dados: 2026.02.02
20:12:08 -03'00'


PROPRIETÁRIO: :PREFEITURA MUNICIPAL DE MATO GROSSO/PB				
ENDEREÇO: PB 327, S/N – SITIO RIACHÃO I, ZONA RURAL				
MUNICÍPIO – UF: MATO GROSSO/PB				
OBSERVAÇÕES:				
REFORMA DA ESCOLA FCO VENANCIO DA SILVA				
PROJETO ESTRUTURAL				
COORDENAÇÃO		PILARES E VIGAS		EST
		REVISÃO		
FORMATO		ESCALA	PRANCHA	06
		INDICADA		
DWG		DATA EMISSÃO		
		DEZ 2025		

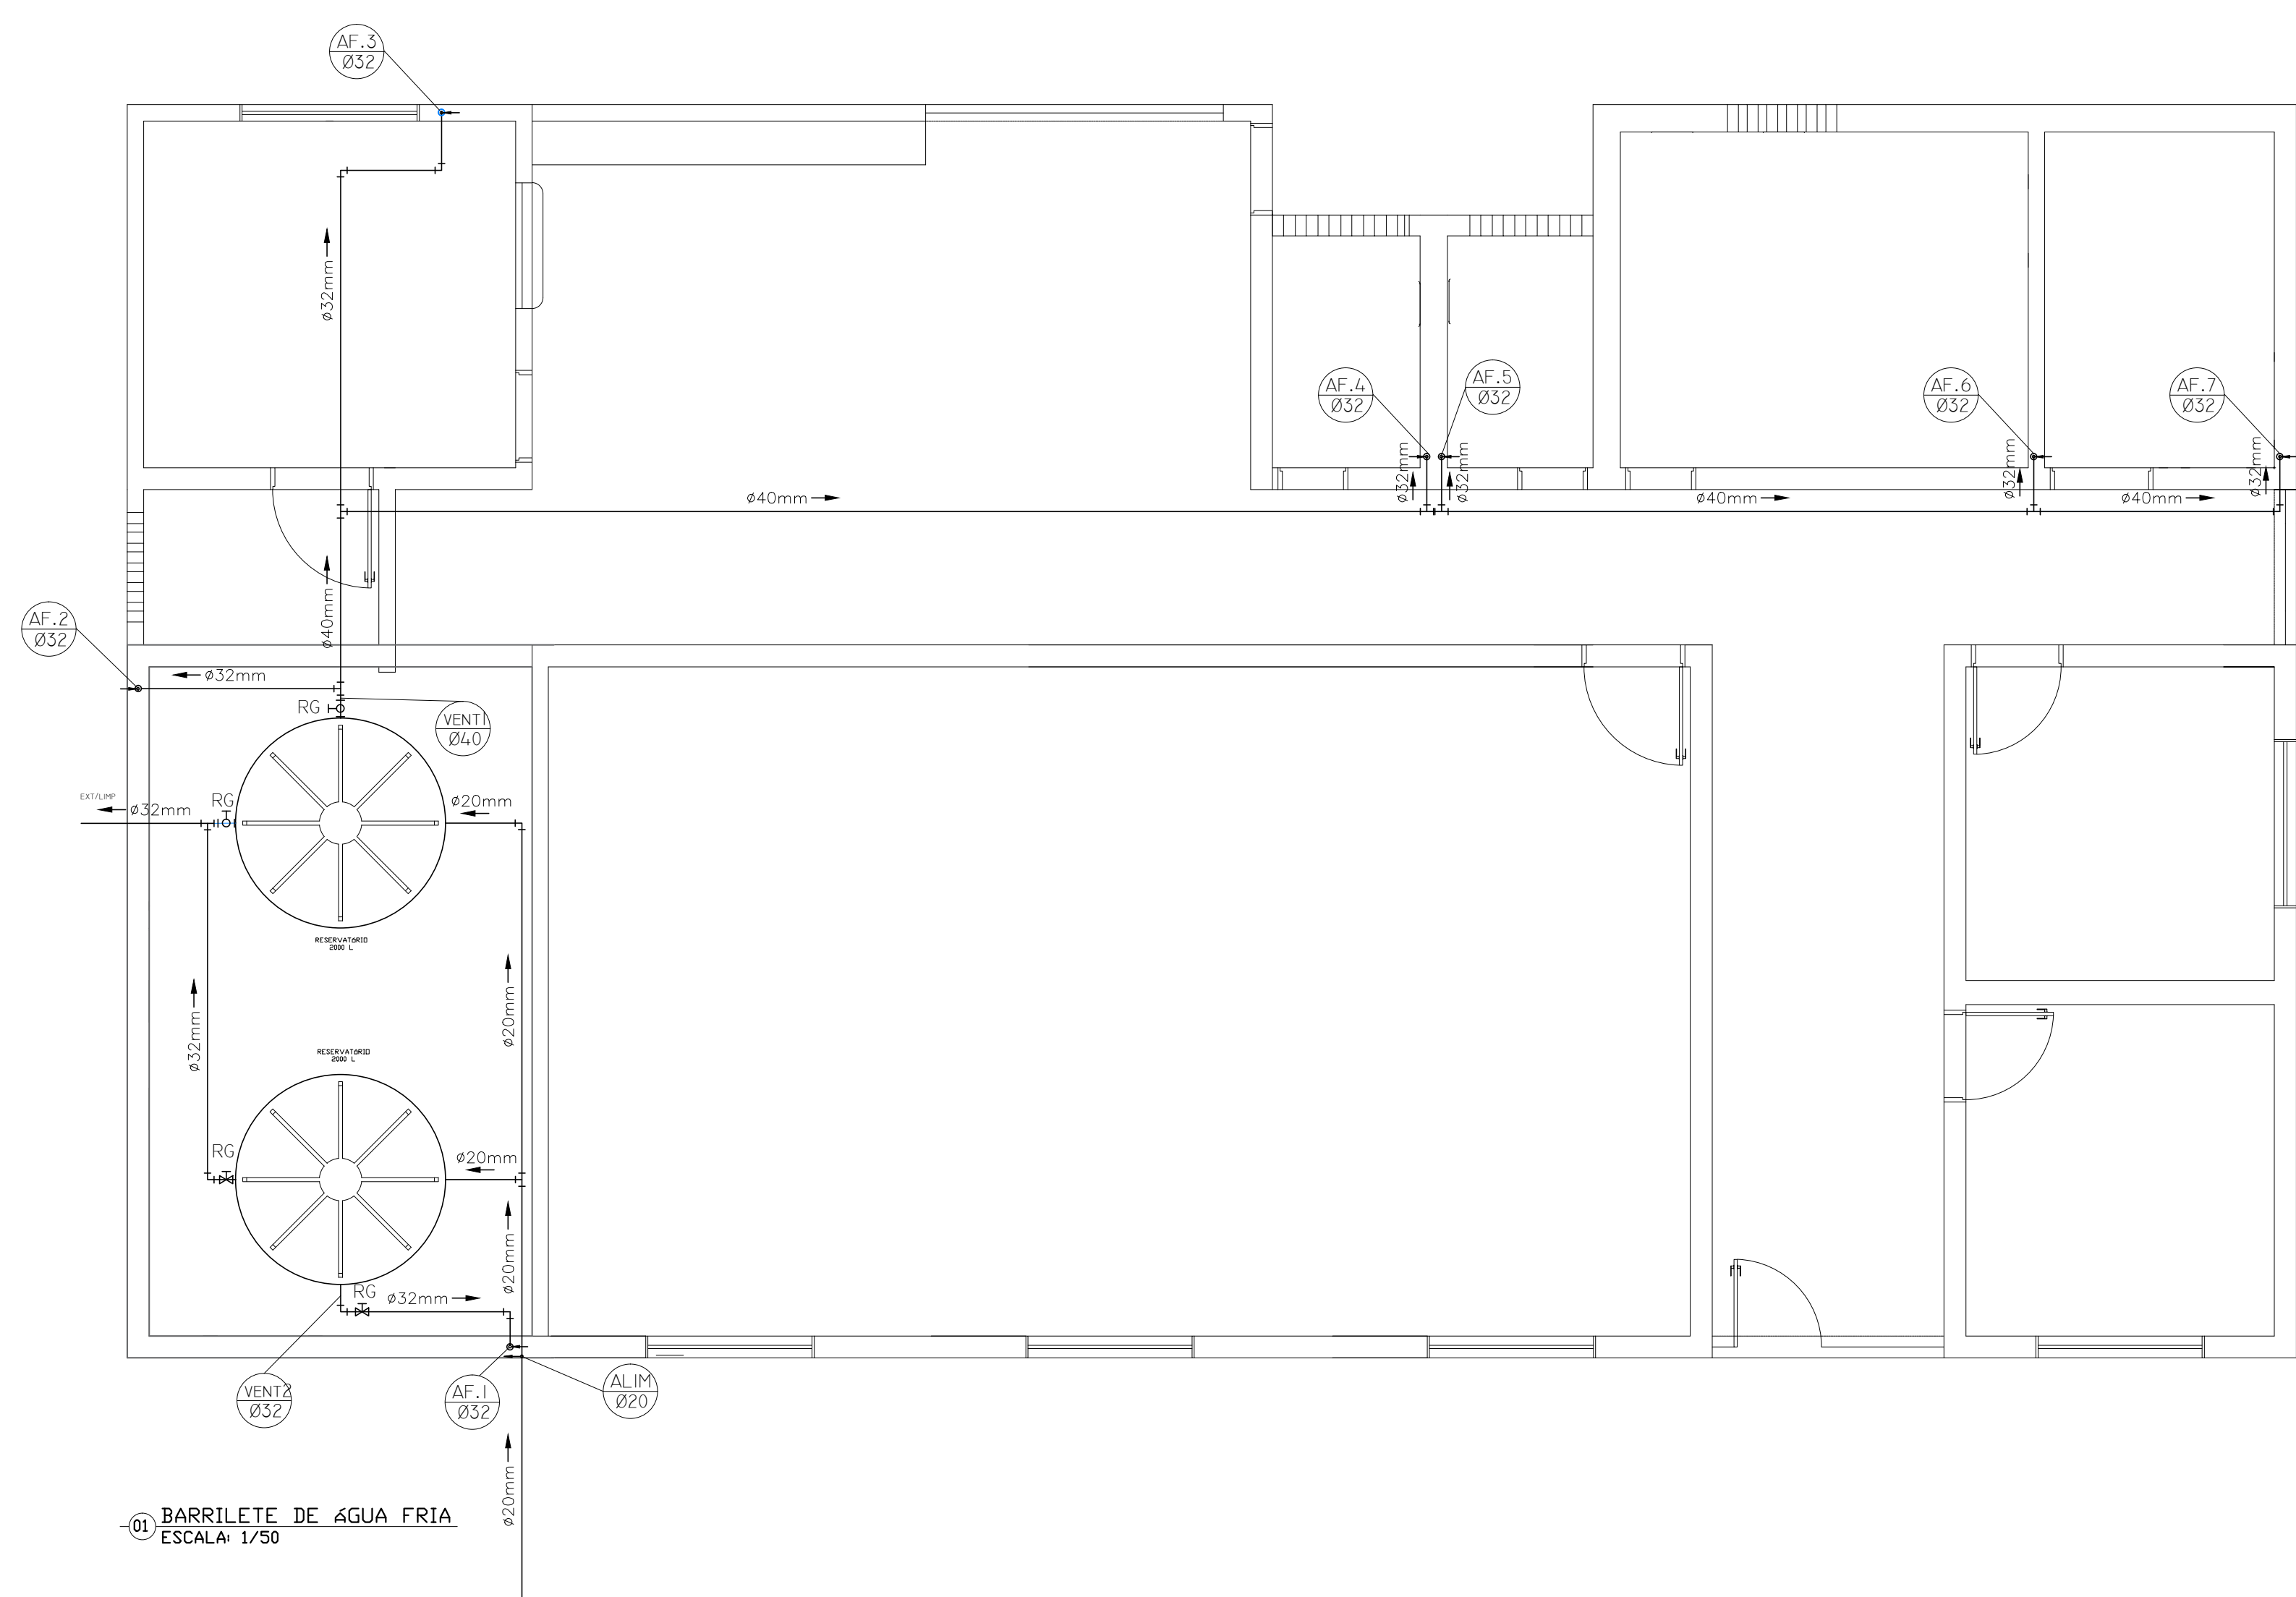

01) BARILETE DE ÁGUA FRIA
ESCALA: 1/50



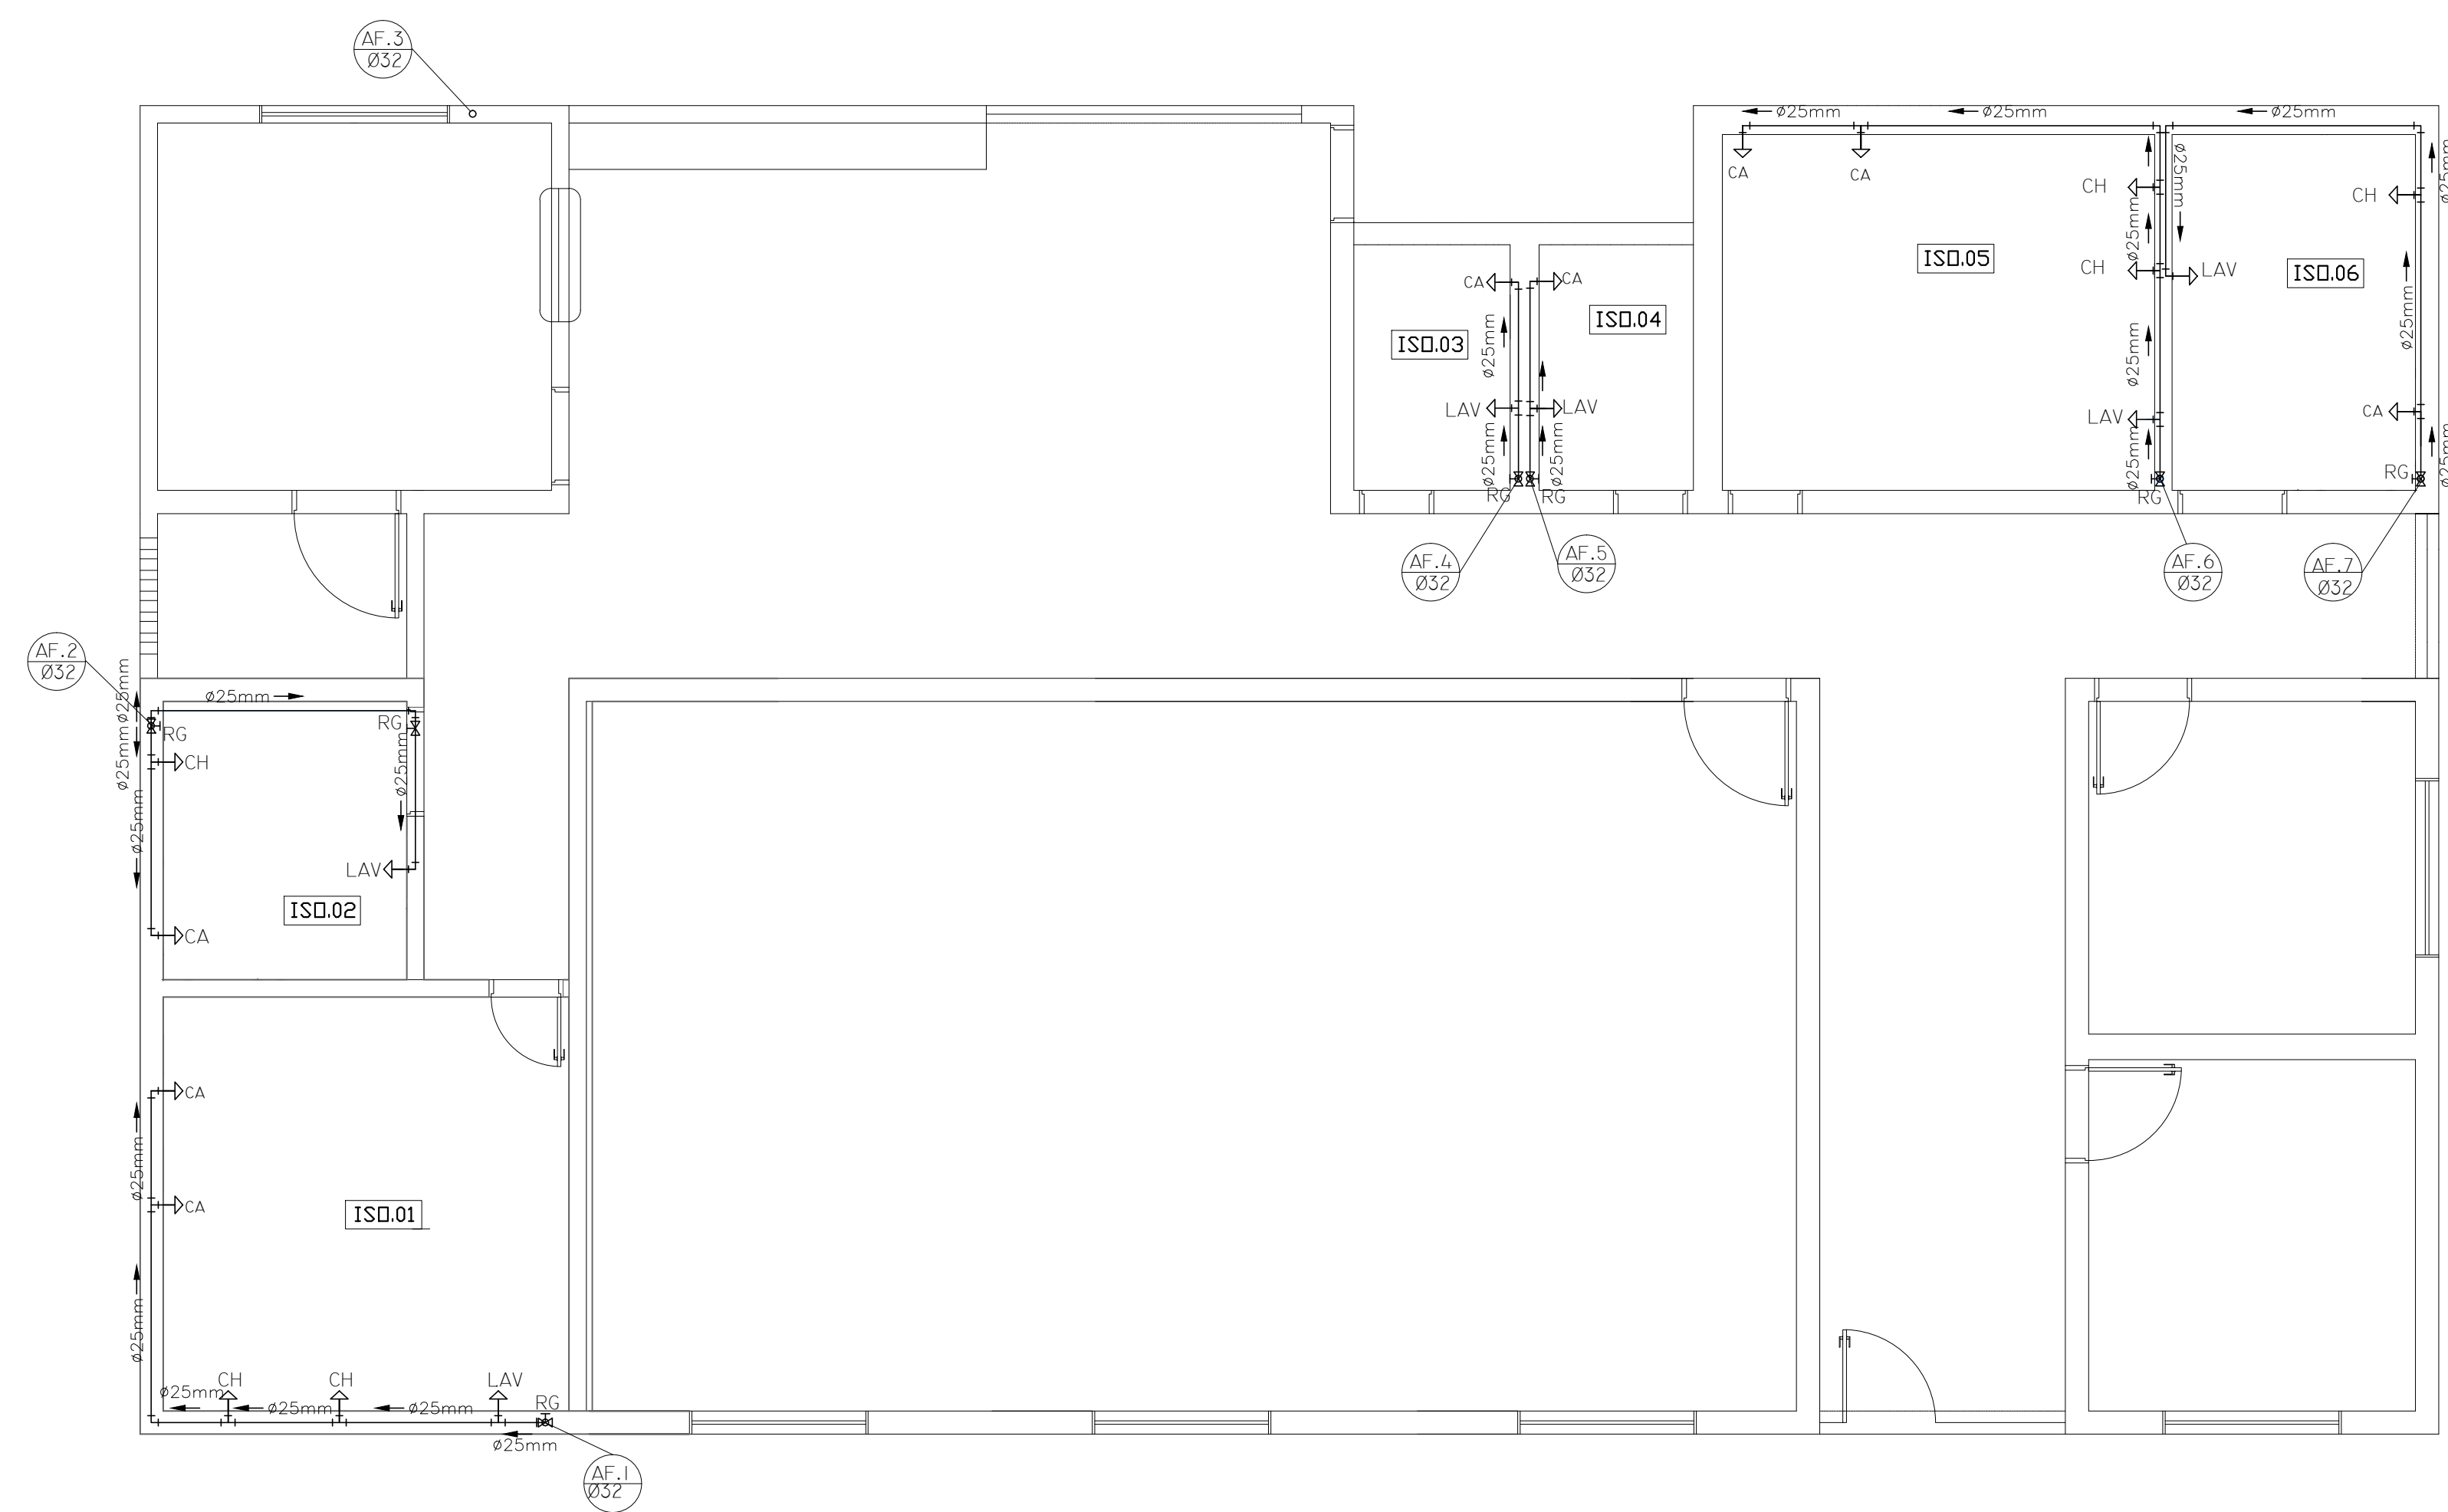


02) ESQUEMA GERAL DE ÁGUA FRIA
ESCALA: 1/50

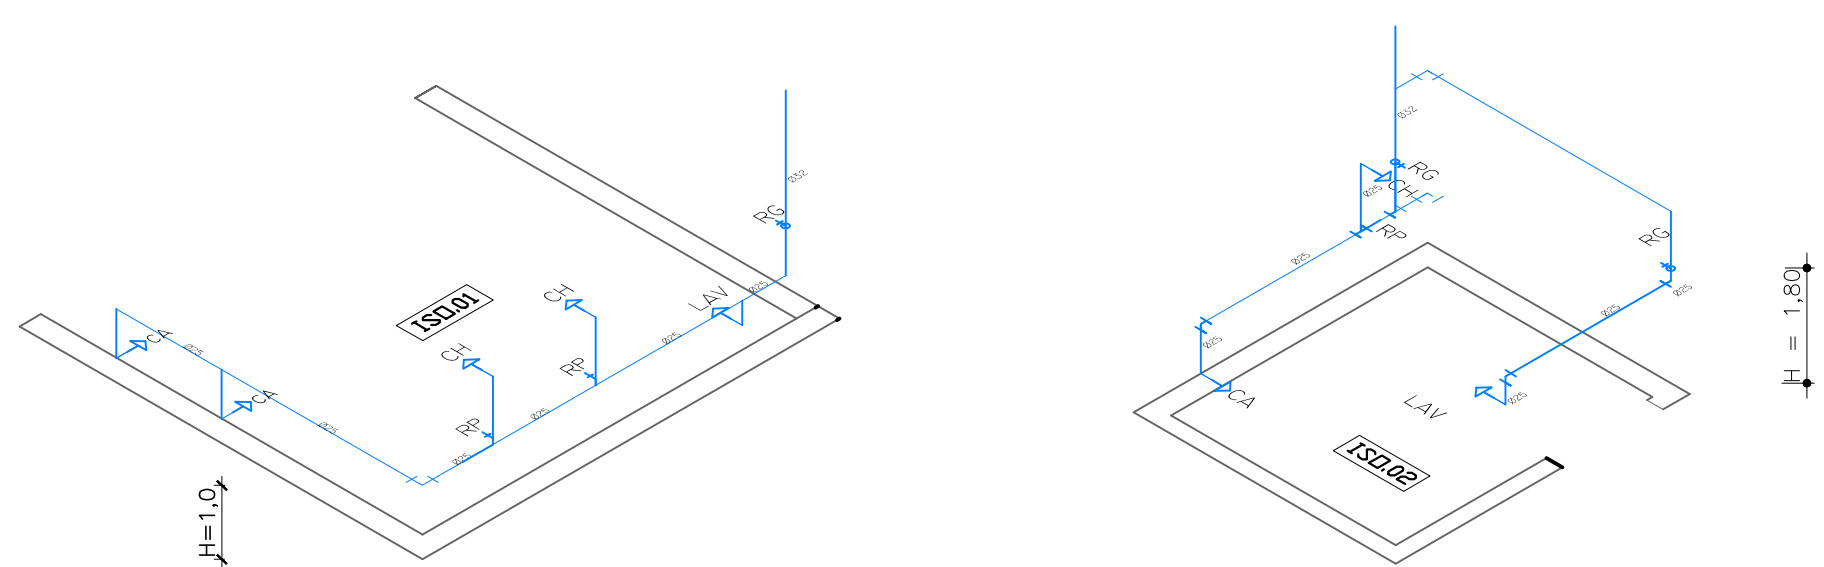

04) REPRESENTAÇÃO ISOMÉTRICA
ESCALA: 1/50

ÁREA DE TRABALHO	
PROJETO DE ARQUITETURA	PROJETO
PROJETO DE ARQUITETURA	PROJETO
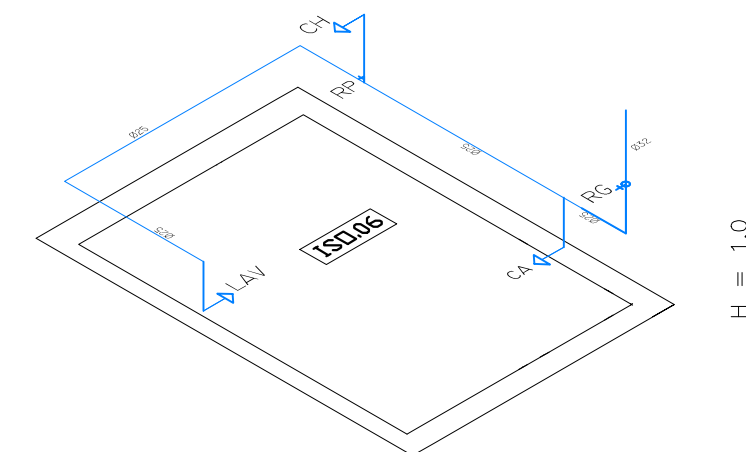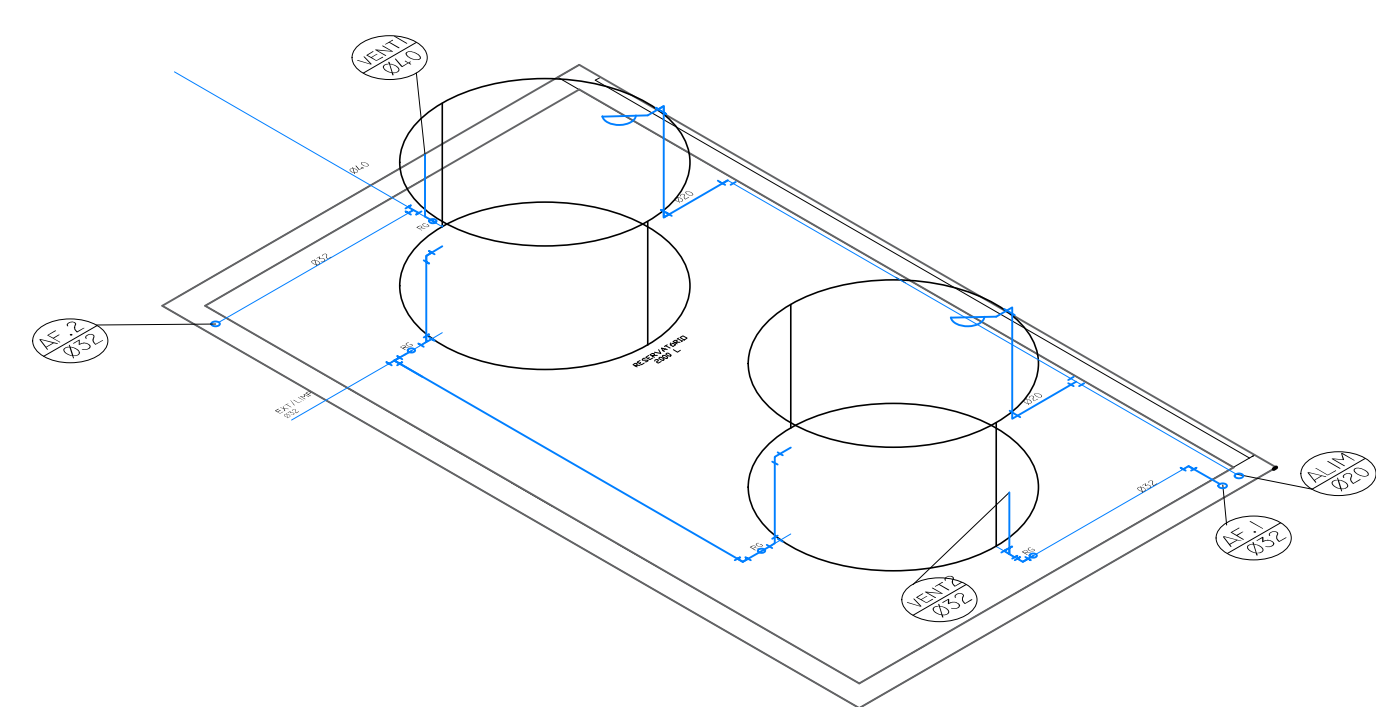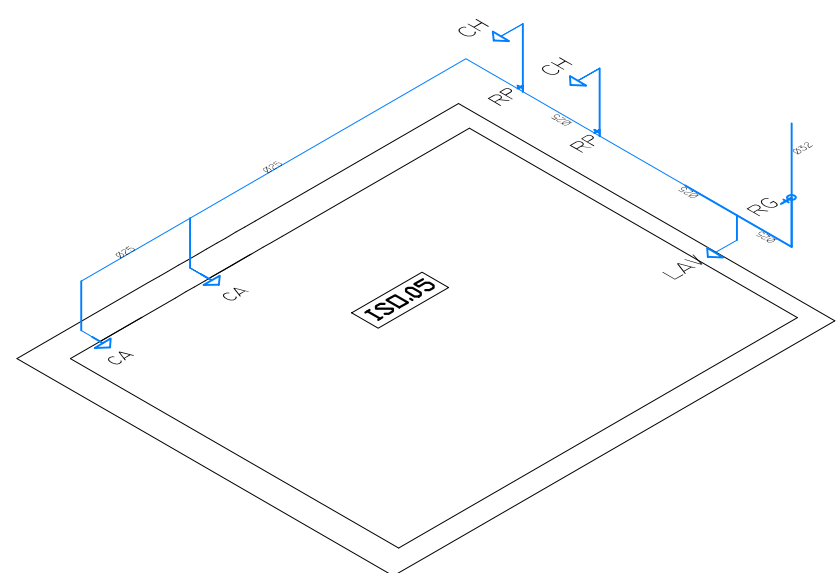

VANISA SOUSA
SILVA:88453626472
2

Assinado de forma digital por
VANISA SOUSA
SILVA:88453626472
Dados: 2026.02.04 00:41:38
-03'00'

PROPRIETÁRIO: PREFEITURA MUNICIPAL DE MATO GROSSO/PB			
ENDEREÇO: PB 327, S/N - SÍTIO RIACHÃO I, ZONA RURAL			
MUNICÍPIO - UF: MATO GROSSO/PB			
OBSERVAÇÕES:			
REFORMA DA ESCOLA FCO VENANCIO DA SILVA			
PROJETO HIDRÁULICA			
COORDENAÇÃO	HIDRÁULICO		HID
REVISÃO	ESCALA	INDICADA	PRANCHETA
FORMATO	DWG	DATA EMISSÃO	
DEZ 2025			01