

01 | PLANTA BAIXA

ESCALA 1/2000

LEGENDA—PLANTA BAIXA

EXISTENTE

CURVAS DE NIVEL

INDICAÇÃO DE NORTE

BORDO

DESCIDA D'ÁGUA DE CORTE EM DEGRAUS

BUEIRO

MEIO—FIO

LENGENDA— PERFIL LONGITUDINAL

COTAS

1223

ESTACAS

0+0.00

Dimensões, níveis e coordenadas

metros (m)


Ângulos e azimutes

graus (°)

SISTEMAS DE COORDENADAS

UTM (Universal transversa de Mercator)

SIGRAS 2000 Zona 25S

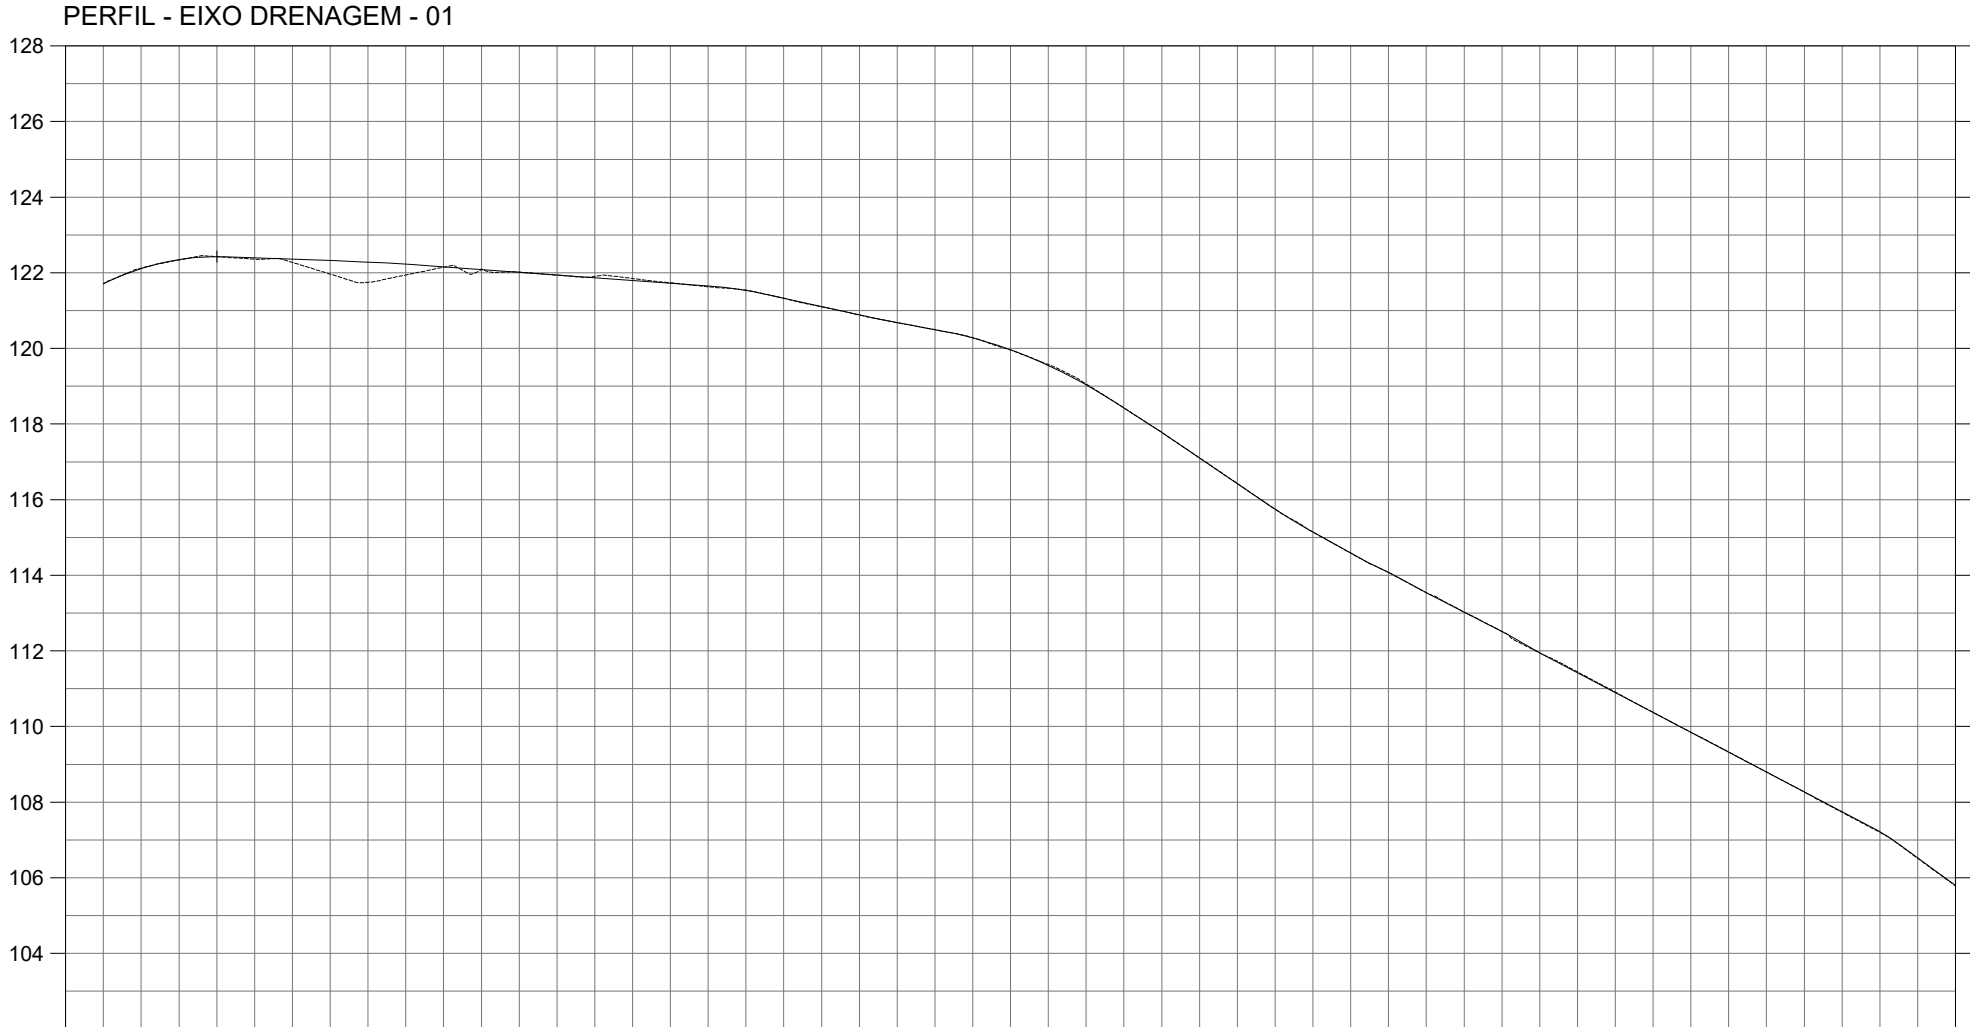

COTAS TERRENO/ PROJETO	121,71 121,71	122,34 122,34	122,36 122,36	121,97 121,97	121,94 121,94	122,10 122,10	121,94 121,94	121,85 121,85	121,63 121,63	121,33 121,33	120,88 120,88	120,49 120,49	119,96 119,96	119,06 119,06	117,78 117,78	116,43 116,43	115,14 115,14	114,07 114,07	113,03 113,03	111,94 111,94	110,91 110,91	109,85 109,85	108,80 108,80	107,73 107,73	106,52 106,52
ESTAQUEAMENTO	0	1	2	3	4	5	6	7	8	9	10	11	12	13	14	15	16	17	18	19	20	21	22	23	24

02 | PERFIL LONGITUDINAL

ESCALA H:1/2000 - V:1/200

PREFEITURA_DE_ARAÇOIABA

AV_JOÃO_PESSOA_DE_MORAES_GUERRA

01.613.860/0001-63

ELABORAÇÃO_DE_PROJETOS_DE_VIAS_DO_MUNICIPIO_DE_ARAÇOIABA-PE

ESTUDOS_PRELIMINARES_DE_ENGENHARIA

LEVANTAMENTO_PLANIALMÉTRICO_E_CADASTRAL

ESCALA:	N° PRANCHA	TIPO:	N° CONTRATO:	OS:	REV.:	
INDICADA	PMA-DE-EP-DREN-001_007					
REV.8						
REV.7						
REV.6						
REV.5						
REV.4						
REV.3						
REV.2						
REV.1	EMIS.1	PRELIMINAR				
REV.	T.E.	DESCRIÇÃO	PROJETO	VERIFICAÇÃO	APROVAÇÃO	DATA

REVISÕES

T.E.	(A) PRELIMINAR	(C) PARA APROVAÇÃO	(E) CONFORME CONSTRUÍDO
TIPO DE EMISSÃO	(B) PARA CONHECIMENTO	(D) PARA CONSTRUÇÃO	(F) CANCELADO

RESPONSÁVEIS TÉCNICOS

PROJETISTA:

ADOLPHO DE SOUZA LEÃO FARO NETO

ENGENHEIRO CIVIL

CREA: 11726 D-PE

CONTRATANTE:

FELIPE DE BARROS MELO

SECRETARIO DE INFRAESTRUTURA, DEFESA CIVIL E HABITAÇÃO

CPF: 079.379.864-76