

01 | PLANTA BAIXA
ESCALA 1/2000

LEGENDA—PLANTA BAIXA

EXISTENTE

CURVAS DE NIVEL

INDICAÇÃO DE NORTE

BORDO

DESCIDA D'ÁGUA DE CORTE EM DEGRAUS

BUEIRO

MEIO—FIO

LENGENDA— PERFIL LONGITUDINAL

COTAS

1223

ESTACAS

0+0,00

Dimensões, níveis e coordenadas

metros (m)


Ângulos e azimutes

graus (°)

SISTEMAS DE COORDENADAS

UTM (Universal transversa de Mercator)

SIGRAS 2000 Zona 25S

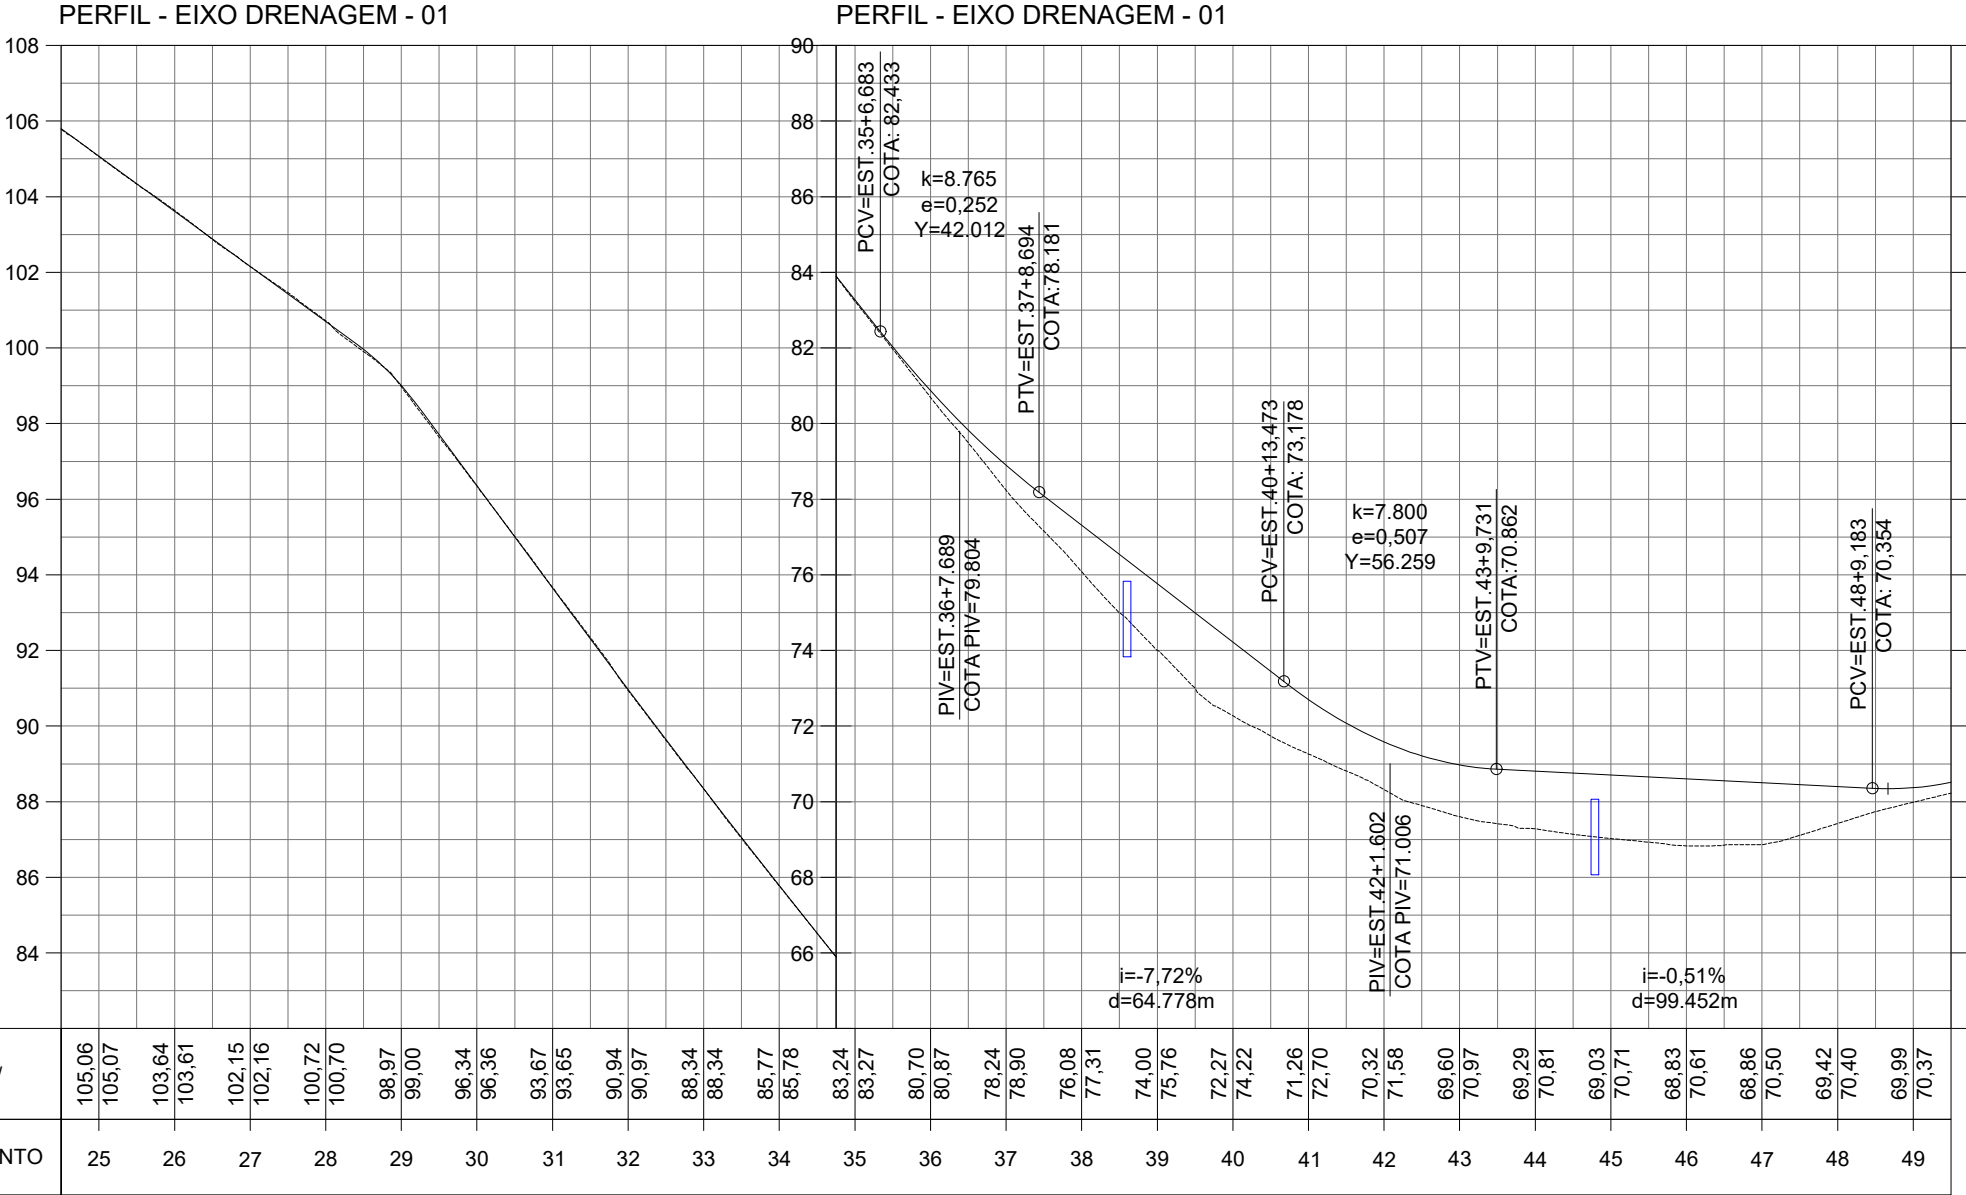

02 | PERFIL LONGITUDINAL
ESCALA H:1/2000 - V:1/200

PREFEITURA_DE_ARAÇOIABA
AV. JOÃO PESSOA DE MORAES GUERRA
01.613.860/0001-63

ELABORAÇÃO DE PROJETOS DE VIAS DO MUNICÍPIO DE ARAÇOIABA-PE
ESTUDOS PRELIMINARES DE ENGENHARIA
LEVANTAMENTO PLANIALMÉTRICO E CADASTRAL

ESCALA:	Nº PRANCHA	TIPO:	Nº CONTRATO:	OS:	REV.:
INDICADA	PMA-DE-EP-DREN-002_007				
REV.8					
REV.7					
REV.6					
REV.5					
REV.4					
REV.3					
REV.2					
REV.1	EMIS.1	PRELIMINAR			
REV.	T.E.	DESCRIÇÃO	PROJETO	VERIFICAÇÃO	APROVAÇÃO

REVISÕES

T.E.	(A) PRELIMINAR	(C) PARA APROVAÇÃO	(E) CONFORME CONSTRUÍDO
TIPO DE EMISSÃO	(B) PARA CONHECIMENTO	(D) PARA CONSTRUÇÃO	(F) CANCELADO

RESPONSÁVEIS TÉCNICOS

PROJETISTA:
ADOLPHO DE SOUZA LEÃO FARO NETO
ENGENHEIRO CIVIL
CREA: 11726 D-PE

CONTRATANTE:
FELIPE DE BARROS MELO
SECRETÁRIO DE INFRAESTRUTURA, DEFESA CIVIL E HABITAÇÃO
CPF: 079.379.864-76