




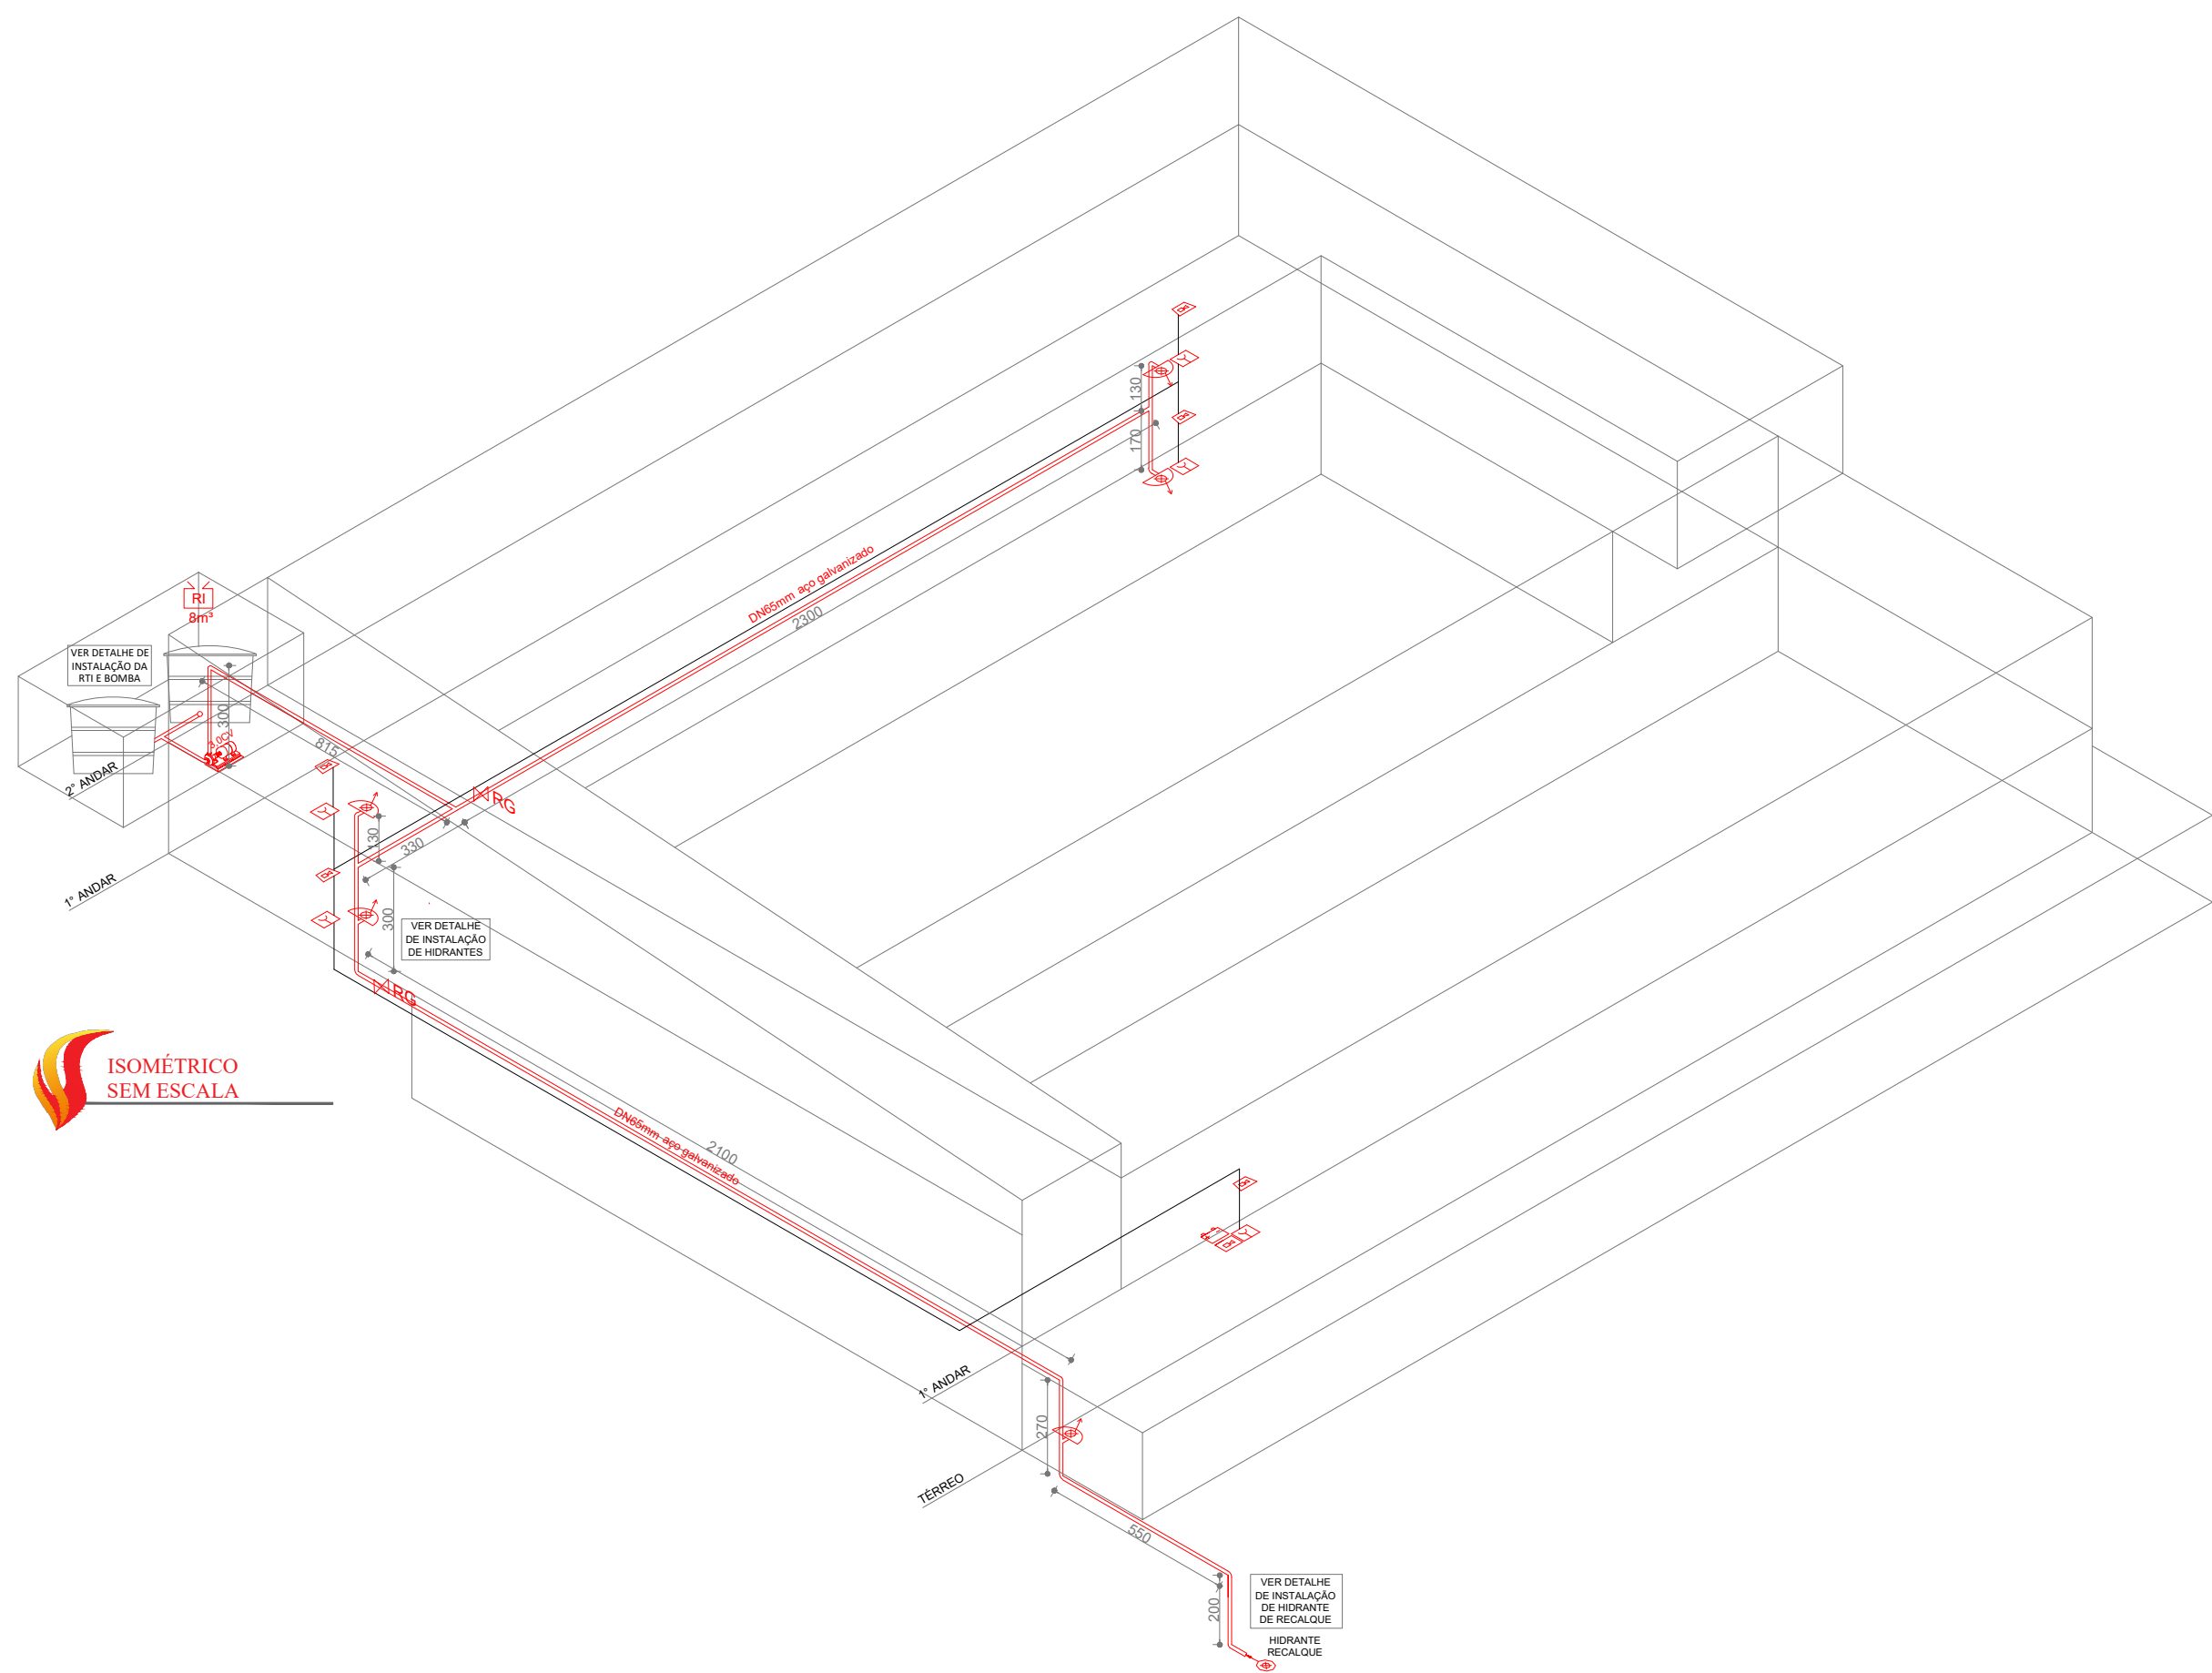

ISOMÉTRICO
SEM ESCALA

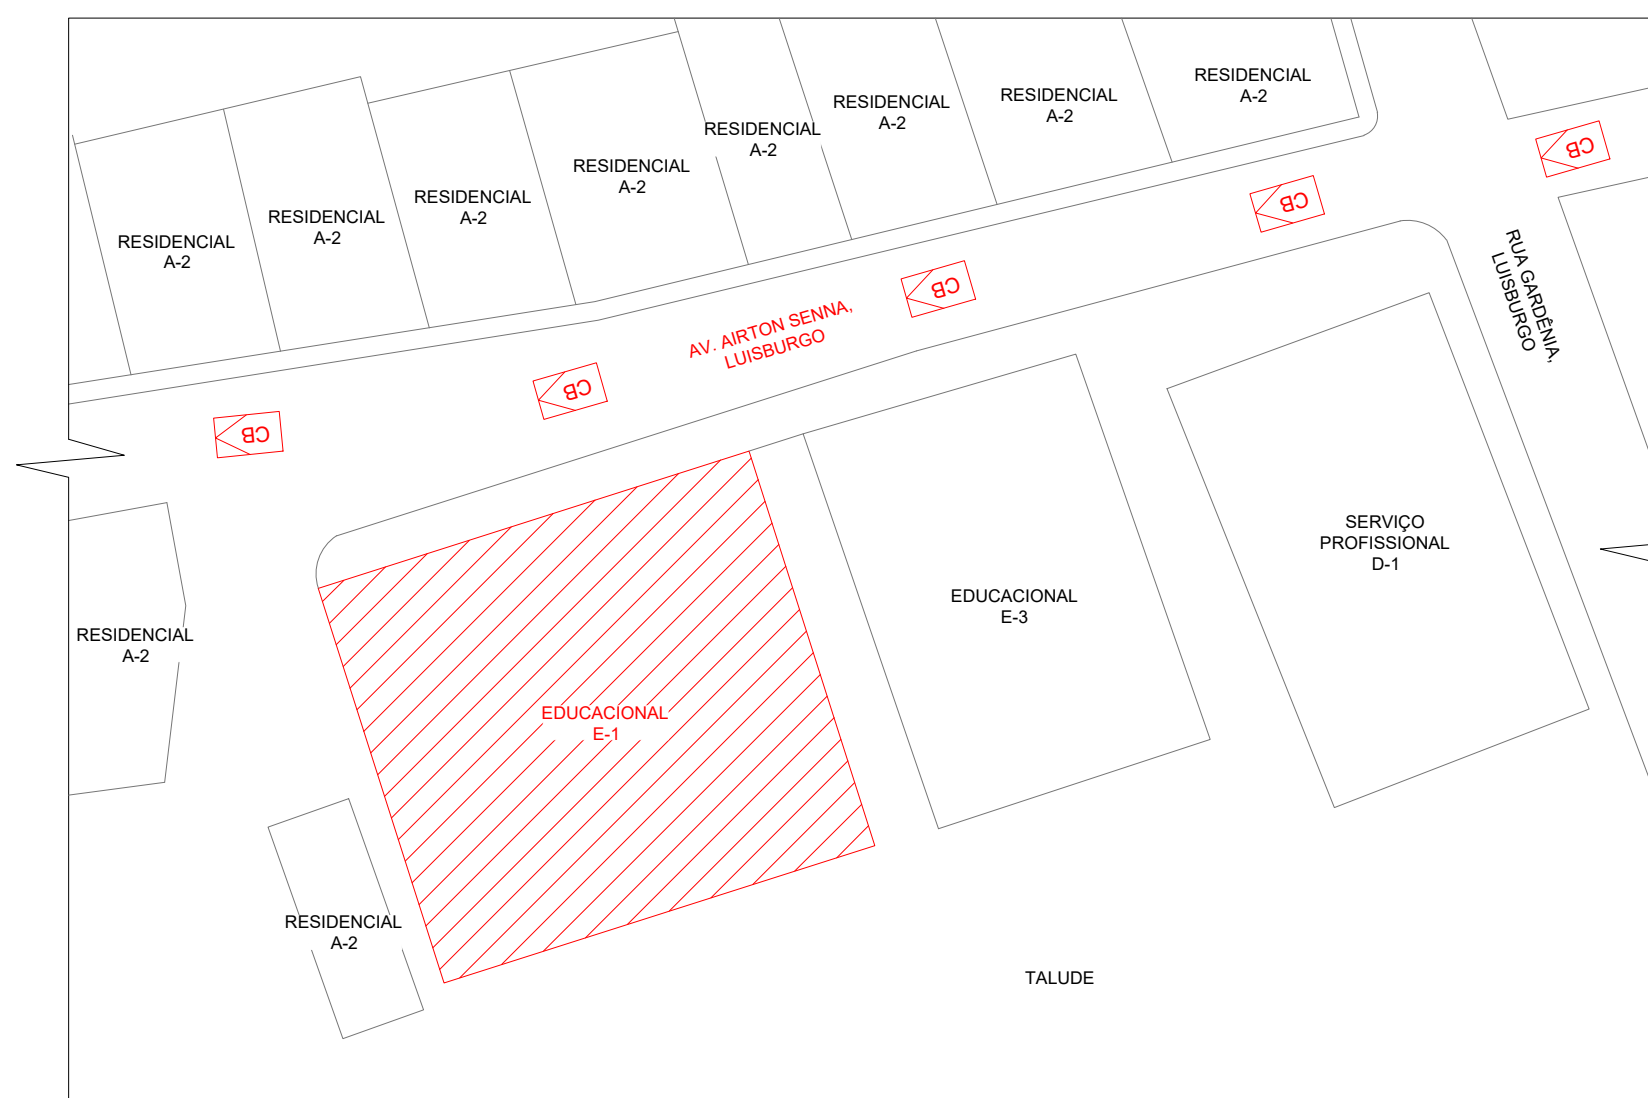

SITUAÇÃO
ESCALA 1 / 500

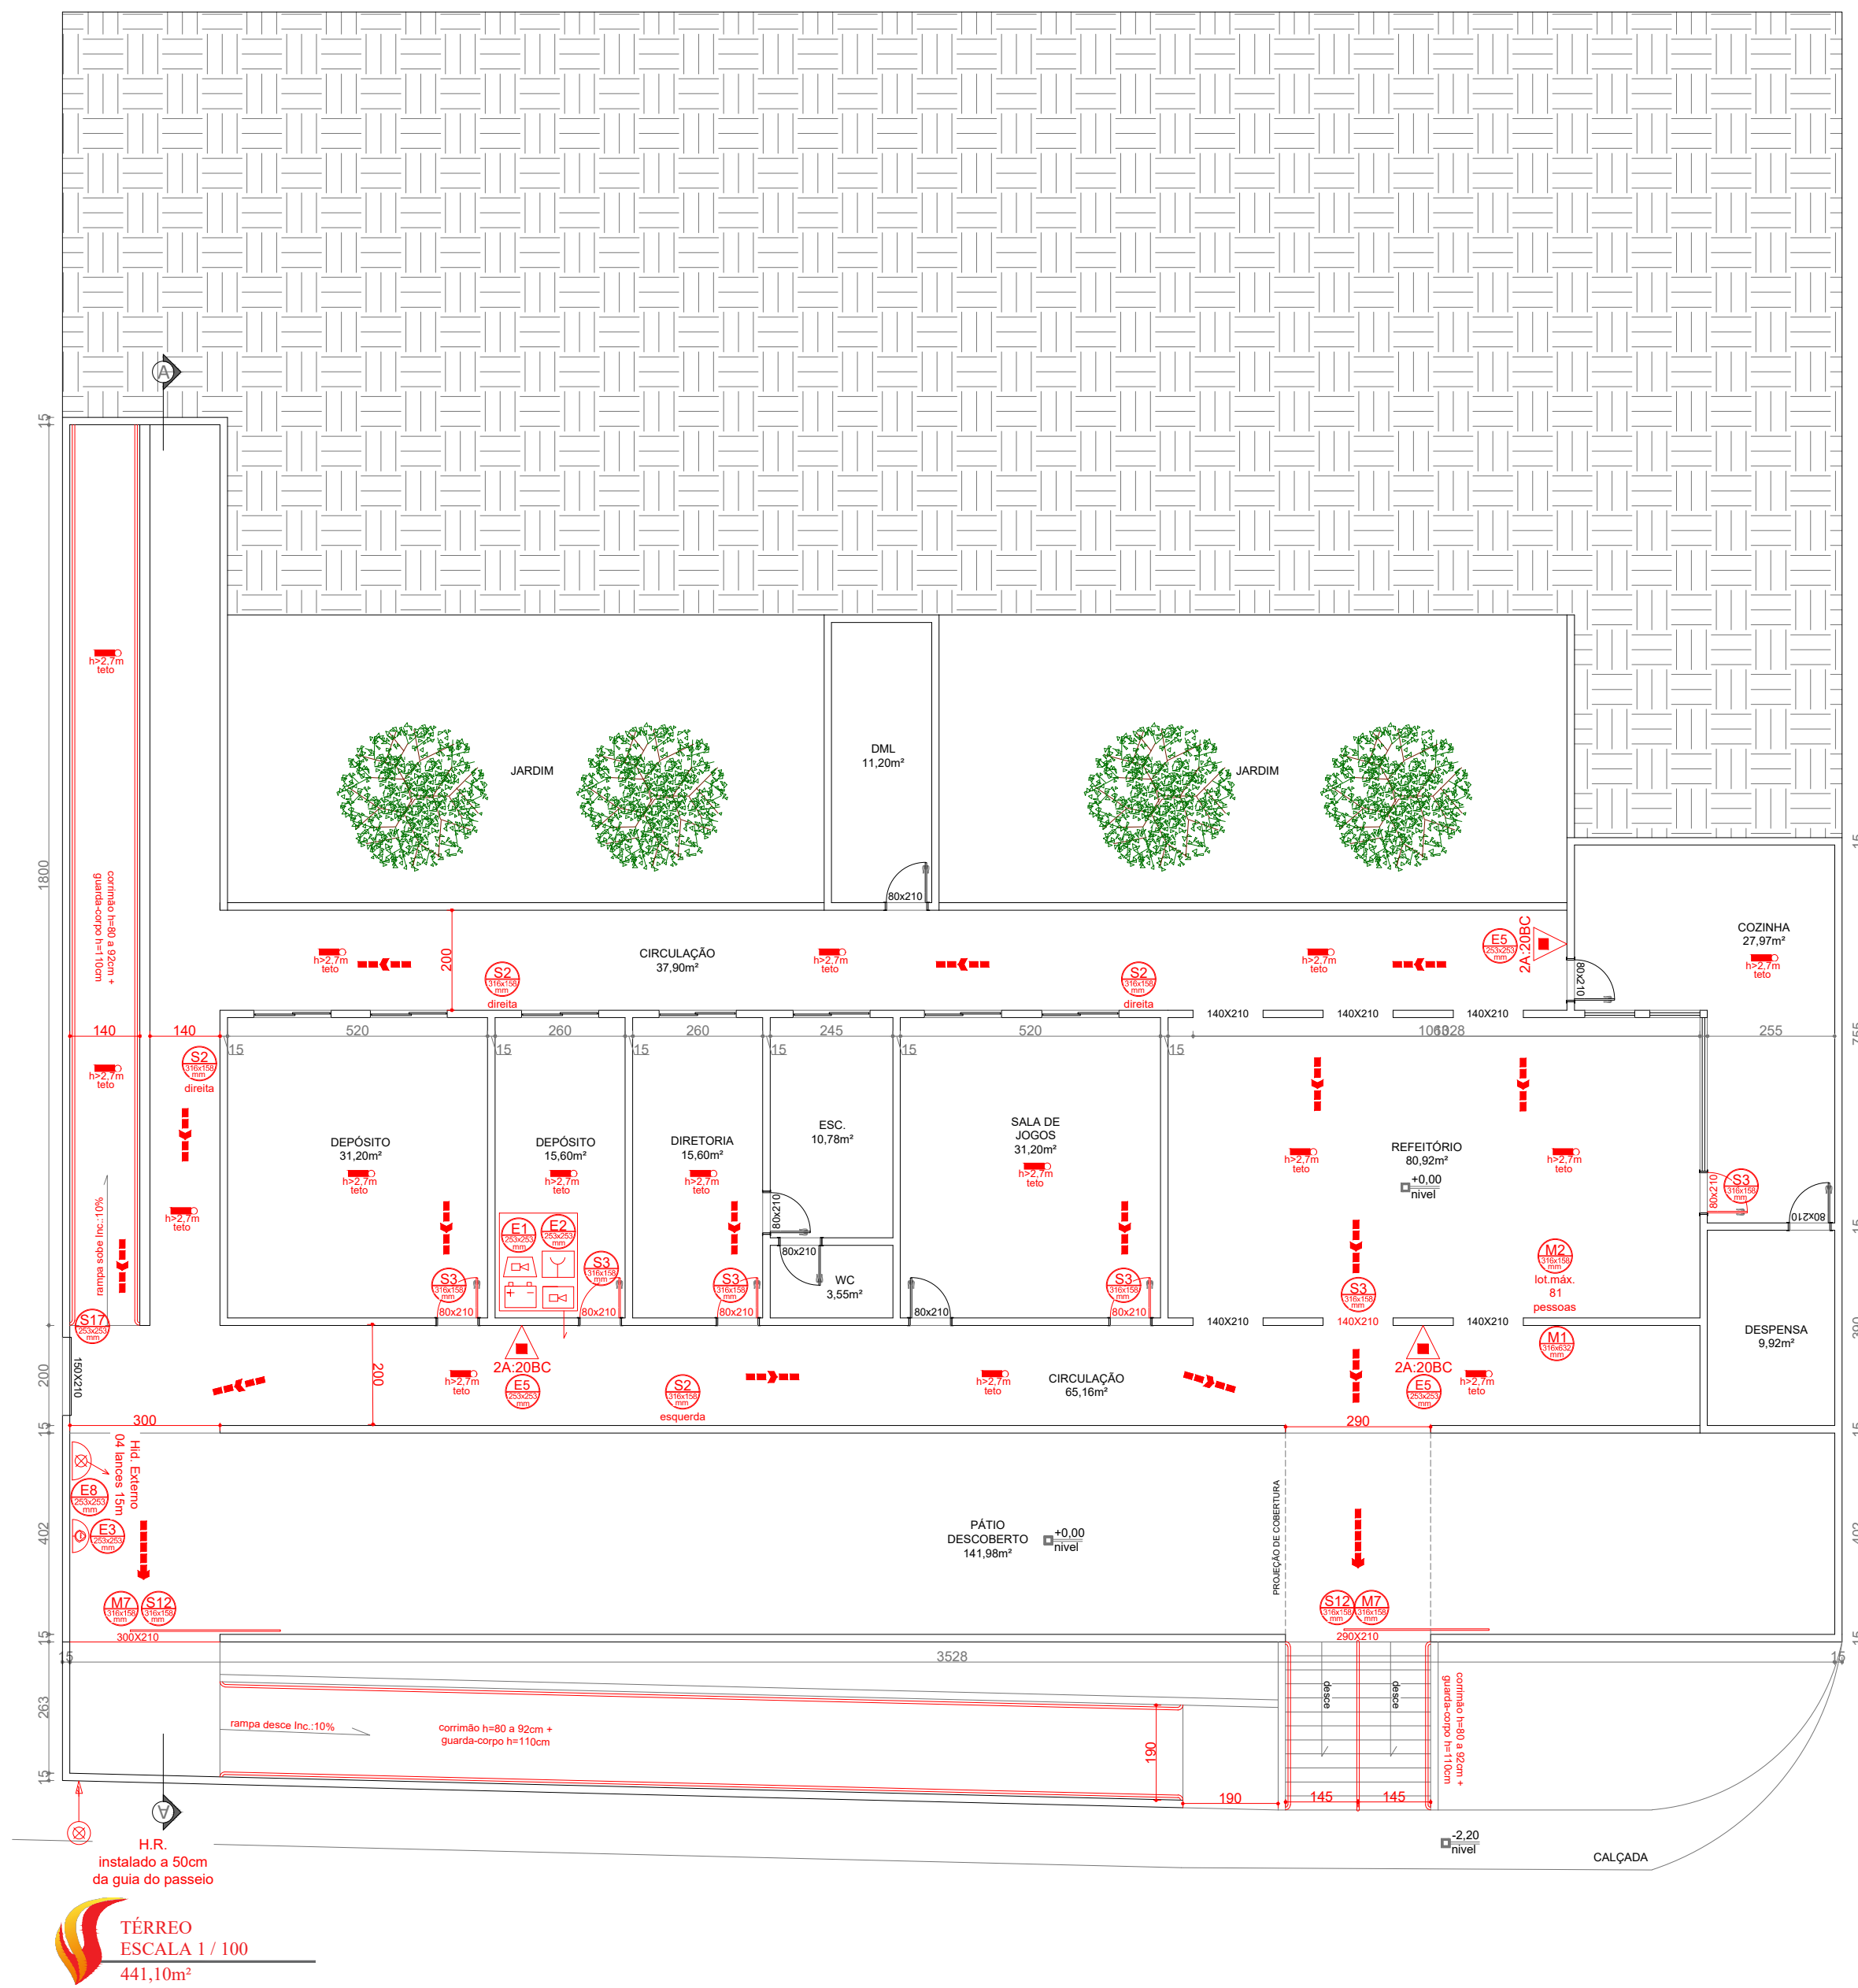

TÉRREO
ESCALA 1 / 100
441,10m²

QUANT.	LEGENDA	SÍMBOLO	SIGNIFICADO	FORMA E COR	APLICAÇÃO
03	M2	LOTACÃO MÁXIMA "XXX" PESSOAS	INDICAÇÃO DA LOTACÃO MÁXIMA ADMITIDA NO RECINTO DE REUNÃO DE PÚBLICO	SÍMBOLO: RETANGULAR NA COR VERDE PISO: VERDE MENSAGEM: ESCRITO EM BRANCO - LOTACÃO MÁXIMA - "xx" PESSOAS	NAS ENTRADAS PRINCIPAIS DO RECINTO TAMANHO: 316x156mm

QUANT.	LEGENDA	SÍMBOLO	SIGNIFICADO	FORMA E COR	APLICAÇÃO
02	M7	ESTA PORTA PERMANECE ABERTA DURANTE TODO O EXPEDIENTE	INDICA QUE A PORTA DE SAÍDA DEVE SER MANTIDA ABERTA DURANTE O EXPEDIENTE, IMPEDINDO QUE ALGUÉM FECHE A PORTA, O QUE PODERIA CAUSAR DANOS ÀS PESSOAS QUE ESTÃO DENTRO DA EDIFICAÇÃO.	SÍMBOLO: RETANGULAR NA COR VERDE PISO: VERDE MENSAGEM: BRANCA FOSFORESCENTE	NAS ENTRADAS PRINCIPAIS DO RECINTO FUNDO VERDE E ESCRITO BRANCO FOSFORESCENTE

QUANT.	LEGENDA	SÍMBOLO	SIGNIFICADO	FORMA E COR	APLICAÇÃO
01	M1	Esta edificação está dotada de segurança contra incêndio e pânico. Corra! Indivíduos. Acesso de Viaturas. Ativação de Emergência. Sinalização de Emergência. Hidrantes e Mangotes. Alarma de Incêndio. Evacuação de Incêndio. Manutenção em qualquer emergência.	INDICAÇÃO DOS SISTEMAS DE PROTEÇÃO CONTRA INCÊNDIO EXISTENTES NA EDIFICAÇÃO.	SÍMBOLO: RETANGULAR FUNDO COM COR CONTINENTE COM A MENSAGEM: "CORRA! INDIVÍDUOS. ACESSO DE VIATURAS. ATIVAÇÃO DE EMERGENCIA. SINALIZAÇÃO DE EMERGENCIA. HIDRANTES E MANGOTES. ALARMA DE INCENDIO. EVACUACAO DE INCENDIO. MANUTENCAO EM QUALQUER EMERGENCIA."	NAS ENTRADAS PRINCIPAIS DO RECINTO FUNDO VERDE E ESCRITO BRANCO

CÓDIGO	QUANTIDADE	LEGENDA	SÍMBOLO	SIGNIFICADO	FORMA E COR	APLICAÇÃO
02	S12	SAÍDA	SAÍDA DE EMERGENÇA	INDICAÇÃO DE SAÍDA DE EMERGENÇA	SÍMBOLO: RETANGULAR FUNDO VERDE ESCRITO BRANCO	INDICAÇÃO DE SAÍDA DE EMERGENÇA
04	S28		SAÍDA DE EMERGENÇA	INDICAÇÃO DO SENTIDO DO FLUXO DE FUGA	SÍMBOLO: RETANGULAR FUNDO VERDE ESCRITO BRANCO	INDICAÇÃO DO SENTIDO DO FLUXO DE FUGA
09	S3		SAÍDA DE EMERGENÇA	INDICAÇÃO DE UMA SAÍDA DE EMERGENÇA	SÍMBOLO: RETANGULAR FUNDO VERDE ESCRITO BRANCO	INDICAÇÃO DE UMA SAÍDA DE EMERGENÇA
17	S3		SAÍDA DE EMERGENÇA	INDICAÇÃO DE UMA SAÍDA DE EMERGENÇA	SÍMBOLO: RETANGULAR FUNDO VERDE ESCRITO BRANCO	INDICAÇÃO DE UMA SAÍDA DE EMERGENÇA
00	S6		SAÍDA DE EMERGENÇA	INDICAÇÃO DO SENTIDO DO FLUXO DE FUGA	SÍMBOLO: RETANGULAR FUNDO VERDE ESCRITO BRANCO	INDICAÇÃO DO SENTIDO DO FLUXO DE FUGA
02	S7		SAÍDA DE EMERGENÇA	INDICAÇÃO DO SENTIDO DO FLUXO DE FUGA	SÍMBOLO: RETANGULAR FUNDO VERDE ESCRITO BRANCO	INDICAÇÃO DO SENTIDO DO FLUXO DE FUGA
01	S8		SAÍDA DE EMERGENÇA	INDICAÇÃO DO SENTIDO DO FLUXO DE FUGA	SÍMBOLO: RETANGULAR FUNDO VERDE ESCRITO BRANCO	INDICAÇÃO DO SENTIDO DO FLUXO DE FUGA
00	S9		SAÍDA DE EMERGENÇA	INDICAÇÃO DO SENTIDO DO FLUXO DE FUGA	SÍMBOLO: RETANGULAR FUNDO VERDE ESCRITO BRANCO	INDICAÇÃO DO SENTIDO DO FLUXO DE FUGA
10	E5		EXTINTOR DE INCÊNDIO	INDICAÇÃO DE LOCALIZAÇÃO DE EXTINTOR	SÍMBOLO: RETANGULAR FUNDO VERDE ESCRITO BRANCO	INDICAÇÃO DE LOCALIZAÇÃO DE EXTINTOR
03	S17	10°	NÚMERO DE PAVIMENTO	INDICAÇÃO DE NÚMERO DE PAVIMENTO	SÍMBOLO: RETANGULAR FUNDO VERDE ESCRITO BRANCO	INDICAÇÃO DE NÚMERO DE PAVIMENTO
02	E3		COMANDO MANUAL DE INCÊNDIO	INDICAÇÃO DE COMANDO MANUAL DE INCÊNDIO	SÍMBOLO: RETANGULAR FUNDO VERDE ESCRITO BRANCO	INDICAÇÃO DE COMANDO MANUAL DE INCÊNDIO
05	E8		ABRIGO DE MANGUEIRA DE HIDRANTE	INDICAÇÃO DE ABRIGO DE MANGUEIRA DE HIDRANTE	SÍMBOLO: RETANGULAR FUNDO VERDE ESCRITO BRANCO	INDICAÇÃO DE ABRIGO DE MANGUEIRA DE HIDRANTE
01	M6	ALIMENTAÇÃO DA BOMBA NÃO DESLIGUE	ALIMENTAÇÃO DA BOMBA NÃO DESLIGUE	INDICAÇÃO DE ALIMENTAÇÃO DA BOMBA NÃO DESLIGUE	SÍMBOLO: RETANGULAR FUNDO VERDE ESCRITO BRANCO	INDICAÇÃO DE ALIMENTAÇÃO DA BOMBA NÃO DESLIGUE
05	E2		COMANDO MANUAL DE INCÊNDIO	INDICAÇÃO DE COMANDO MANUAL DE INCÊNDIO	SÍMBOLO: RETANGULAR FUNDO VERDE ESCRITO BRANCO	INDICAÇÃO DE COMANDO MANUAL DE INCÊNDIO
05	E1		ALARME SONORO	INDICAÇÃO DO LOCAL DE INSTALAÇÃO DO ALARME DE INCÊNDIO	SÍMBOLO: RETANGULAR FUNDO VERDE ESCRITO BRANCO	INDICAÇÃO DO LOCAL DE INSTALAÇÃO DO ALARME DE INCÊNDIO

LEGENDA DE SÍMBOLOS - IT-02
PAREDE CORTA-FOGO
PAREDE COMUM
CHAVE ELÉTRICA PRINCIPAL
CARGA PO TIPO ABC (P.Q.S.)
INÍCIO DA ROTA DE FUGA
DIREÇÃO DE FLUXO DA ROTA DE FUGA
FINAL DA ROTA DE FUGA
PONTO DE ILUMINAÇÃO DE EMERGENÇA COM INDICAÇÃO DE ALTURA E LOCAL - 30 LUMENS - 100 LUMENS
BOMBA DE INCÊNDIO
ACIONADOR DA BOMBA DE INCÊNDIO
HIDRANTE SIMPLES
REGISTRO DE HIDRANTE DE RECALQUE
RESERVA PARA INCÊNDIO
REGISTRO PARA MANUTENÇÃO DA REDE DE HIDRANTES
ACESSO DE VIATURAS DO CORPO DE BOMBEIROS
AVISADOR SONORO TIPO SIRENE
ACIONADOR MANUAL DO ALARME DE INCÊNDIO
CENTRAL SISTEMA DE ALARME E DETECÇÃO
BATERIA PARA SISTEMA DO ALARME
ABRIGO PARA EXTINTOR 75 X 30 X 25 CM



PROJETO	PROJETO DE PREVENÇÃO E COMBATE A INCÊNDIO E PÂNICO
ENDEREÇO	AV. AIRTON SENNA, S/Nº, BOA ESPERANÇA, LUISBURGO-MG, CEP: 36.923-000
CONTEÚDO	PLANTA BAIXA, SITUAÇÃO E ISOMÉTRICO
RES.P.TEC.	JULIANO RAPOSO VIEIRA, ENGENHEIRO DE BEM-ESTAR DO TRABALHO, CREA: MG-06/1440
PROPR.	ESCOLA M. MANOEL FRANCISCO, CNPJ: 09.023.165/0001-53
DATA	13/05/2024
FOLHAS	02
FOLHAS	03