


TANQUE SÉPTICO

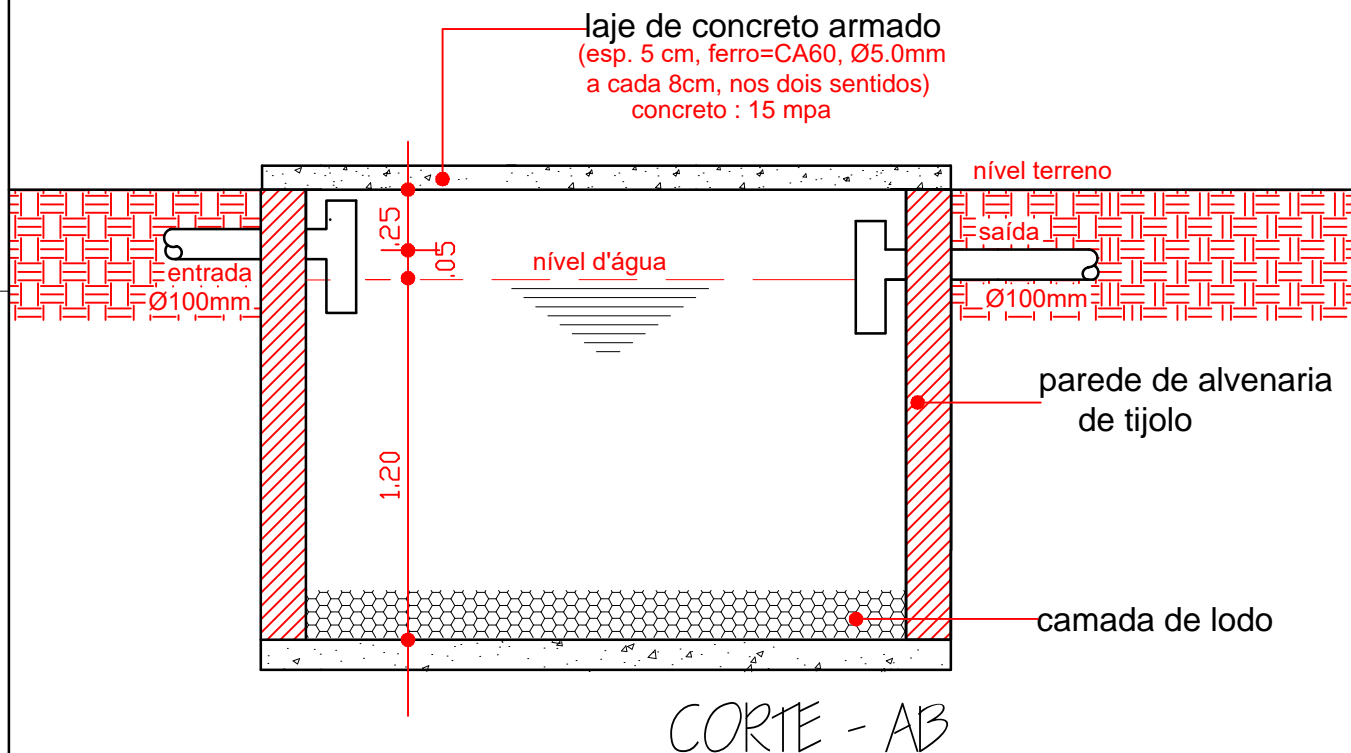

entidade:

título:

PROJETO DE IMPLANTAÇÃO DE: MELHORIA SANITÁRIA DOMICILIAR TIPO 2

(v. sanit., lavatório, chuveiro, t. séptico, sumidouro res. elevado, T. de lavar
roupas, pia de cozinha e filtro cerâmico)

discriminação:

TANQUE SÉPTICO
Planta Baixa e Corte

projeto:

resp. técnico:

escala:

1:25

desenho:

data:

SETEMBRO/ 2025

prancha nº

04/06